


План 1-го этажа

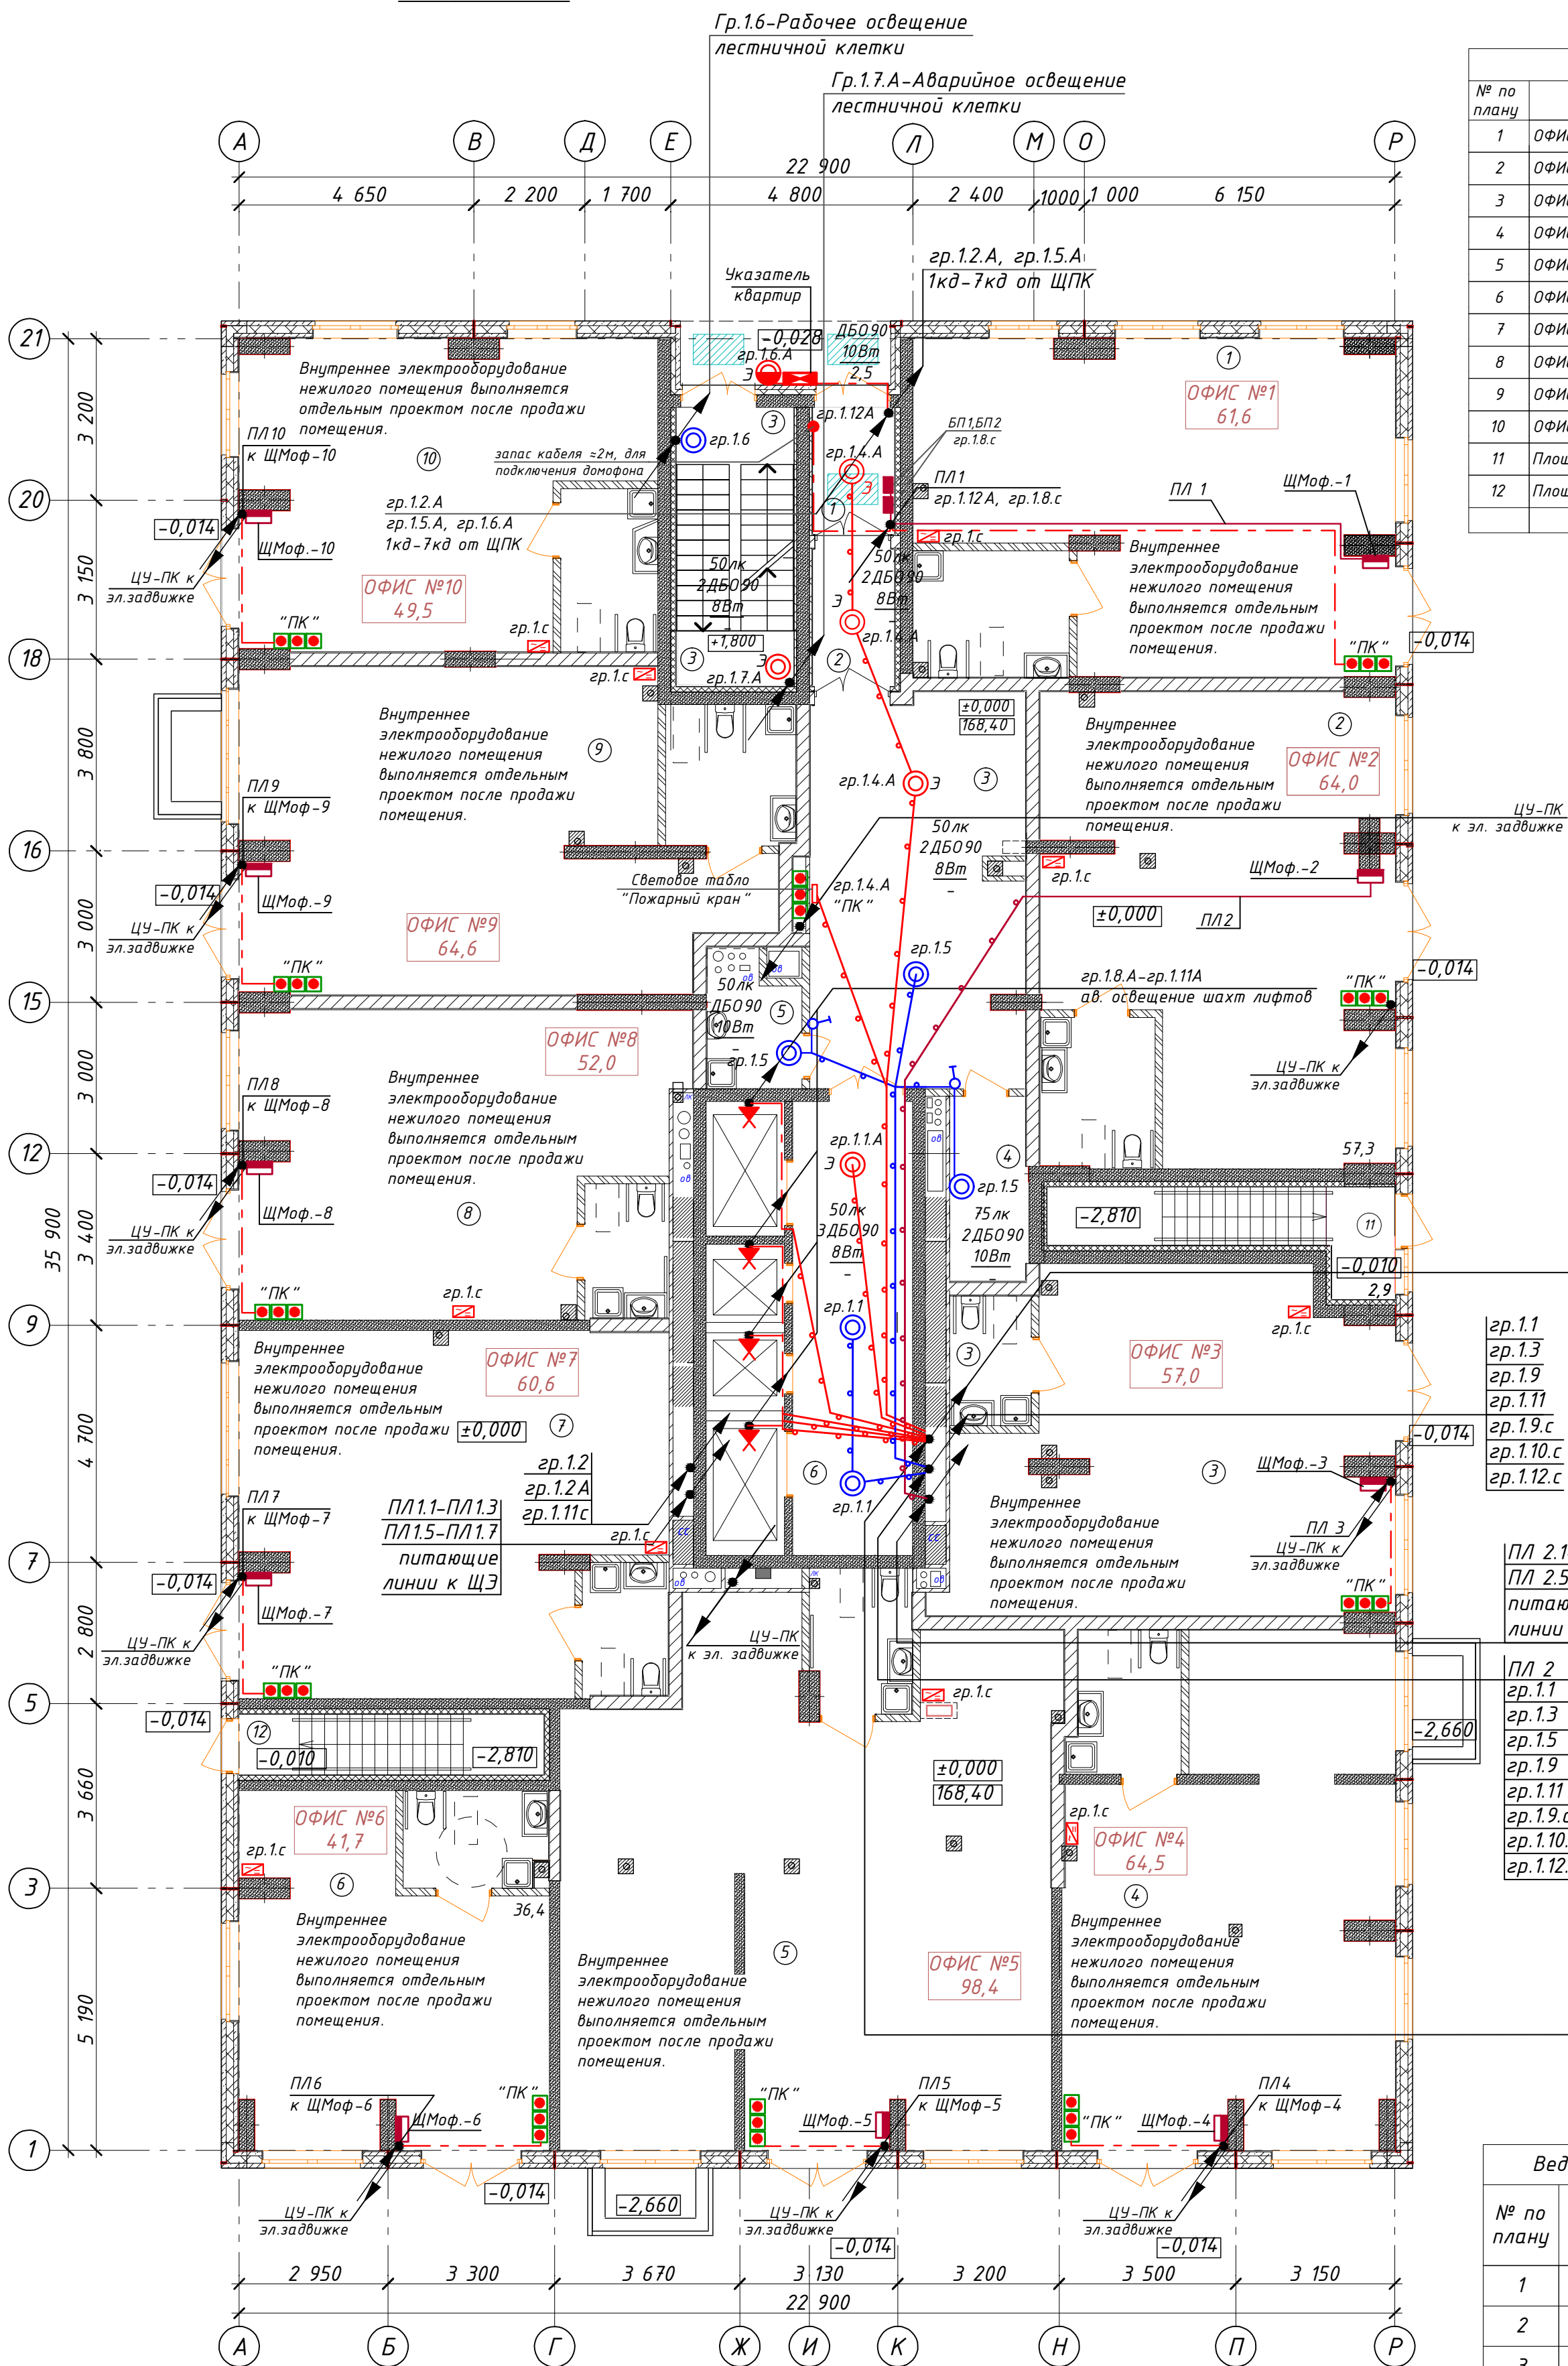



Экспликация помещений офисов		
№ по плану	Наименование	Площадь
1	ОФИС №1	61,8
2	ОФИС №2	64,1
3	ОФИС №3	57,0
4	ОФИС №4	64,5
5	ОФИС №5	98,8
6	ОФИС №6	41,6
7	ОФИС №7	60,6
8	ОФИС №8	51,5
9	ОФИС №9	64,5
10	ОФИС №10	49,5
11	Площадка в подвал	2,9
12	Площадка в подвал	1,4
		618,2 м²

ПЛ 1.1А	гр.1.1А
ПЛ 1.2А	гр.1.2А
ПЛ 1.3А	гр.1.3А
ПЛ 1.4А	гр.1.4А
ПЛ 1.5А	гр.1.5А
ПЛ 1.10А	гр.1.10А
ПЛ 1.11А	гр.1.11А
ПЛ 1.12А	гр.1.12А
ПЛ 1.13А	гр.1.13А
ПЛ 1.14А	гр.1.14А
ПЛ 1.15А	гр.1.15А
ПЛ 1.16А	гр.1.16А
ПЛ 1.17А	гр.1.17А
ПЛ 1.23А	гр.1.23А
ПЛ 2.1-ПЛ 2.3	гр.2.1-гр.2.3
ПЛ 2.5-ПЛ 2.7	гр.2.5-гр.2.7
ПЛ 2	гр.2
ПЛ 1.1	гр.1.1
ПЛ 1.3	гр.1.3
ПЛ 1.5	гр.1.5
ПЛ 1.9	гр.1.9
ПЛ 1.11	гр.1.11
ПЛ 1.12	гр.1.12
ПЛ 1.13	гр.1.13
ПЛ 1.14	гр.1.14
ПЛ 1.15	гр.1.15
ПЛ 1.16	гр.1.16
ПЛ 1.17	гр.1.17
ПЛ 1.23	гр.1.23
ПЛ 1.1А	гр.1.1А
ПЛ 1.2А	гр.1.2А
ПЛ 1.3А	гр.1.3А
ПЛ 1.4А	гр.1.4А
ПЛ 1.5А	гр.1.5А
ПЛ 1.10А	гр.1.10А
ПЛ 1.11А	гр.1.11А
ПЛ 1.12А	гр.1.12А
ПЛ 1.13А	гр.1.13А
ПЛ 1.14А	гр.1.14А
ПЛ 1.15А	гр.1.15А
ПЛ 1.16А	гр.1.16А
ПЛ 1.17А	гр.1.17А
ПЛ 1.23А	гр.1.23А

Ведомость МОР помещений 1 этажа		
№ по плану	Наименование	Площадь
1	Тамбур	4,0
2	Тамбур	4,7
3	Лестничная площадка	7,7
3	Холл	32,3
4	Колясочная	5,5
5	КУИ	5,2
6	лифтовый холл	21,2
		80,6 м²

Спецификация на этаж			
Поз. обозн.	Наименование	Кол.	Примечание
1	Светильник настенный светодиодный, с фотоакустическим выключателем 8Вт, IP54	9	⊙
2	Светильник настенный светодиодный 10Вт, IP54	3	⊙
3	Выключатель 10А для скрытой установки однополюсный	2	♂

АП27/08-21-ЭОМ			
Многоквартирный жилой дом со встроенными помещениями общественного назначения №27 (по генплану), расположенный в ЖК "Ангуиновский парк" в Кстовском районе Нижегородской области			
Изм. Кол.уч.	Лист	№ док.	Подпись Дата
ГИП	Соколова	02.22	
Разраб.	Карамзина	02.22	
Н.контр.	Киселева	02.22	
Внутреннее электрооборудование			Стадия Лист Листов
План первого этажа с электросетями			Р 15
			ООО «АПМ«Проспект»
формат А2			

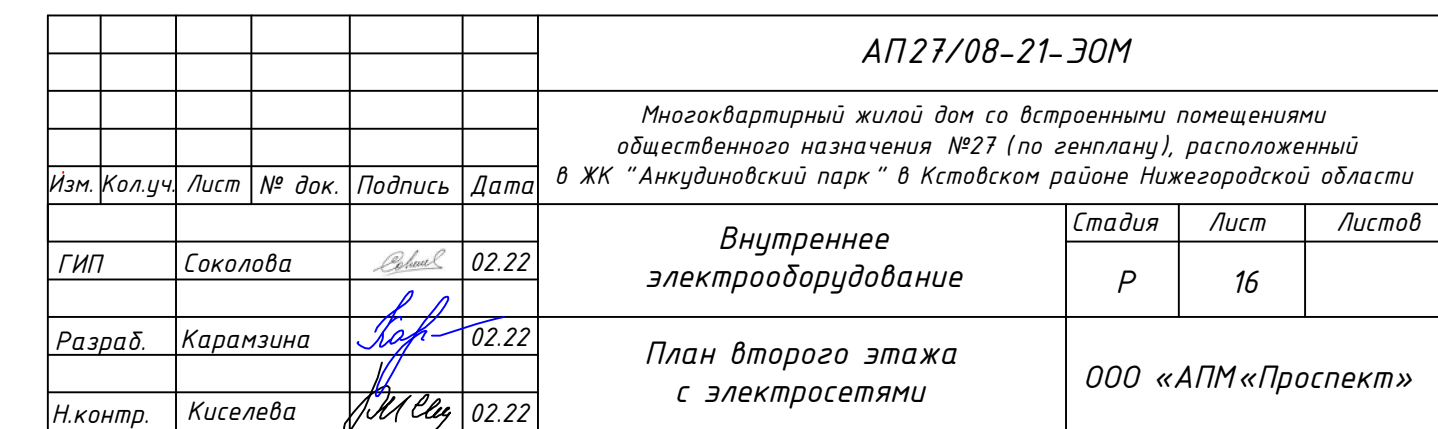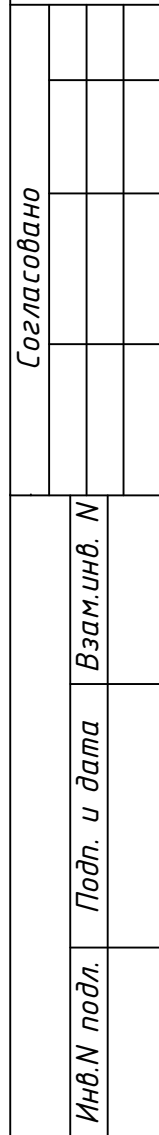

Спецификация			
Поз. обозн.	Наименование	Кол.	Примечание
1	Светильник встраиваемый в натяжной потолок IP20	54	• С/У
2	Подвесной патрон	60	•
3	Светильник настенный светодиодный, с фотоакустическим выключателем 8Вт, IP54	16	
4	Светильник настенный светодиодный 10Вт, IP54	1	
5	Выключатель 10А для скрытой установки однополюсный	28	♂
6	Выключатель 10А для скрытой установки однополюсный с совмещенным	42	
7	Розетка 16А, 220В для скрытой установки двухполюсная с защитным контактом	110	
8	Розетка 16А для скрытой установки двухполюсная с защитным контактом, совмещенная	36	
9	Розетка 16А для скрытой установки, с защитным контактом, герметичная 230В, IP44	40	
10	Шина дополнительного уравнивания потенциалов (ШДУП)	14	
11	Вывод электрический	50	•