


План 1-го этажа

Гр.1.6-Рабочее освещение
лестничной клетки

Гр.1.7.А-Аварийное освещение
лестничной клетки

гр.1.2.А, гр.1.5.А,
1кд-7кд от ЩПК

Экспликация помещений офисов		
№ по плану	Наименование	Площадь
1	ОФИС №1	66,9
2	ОФИС №2	109,9
3	ОФИС №3	54,6
4	ОФИС №4	64,5
5	ОФИС №5	44,7
6	ОФИС №6	41,7
7	ОФИС №7	60,6
8	ОФИС №8	52,0
9	ОФИС №9	64,6
10	ОФИС №10	49,4
11	Площадка в подвал	5,8
12	Площадка в подвал	2,8
		622,0 м²

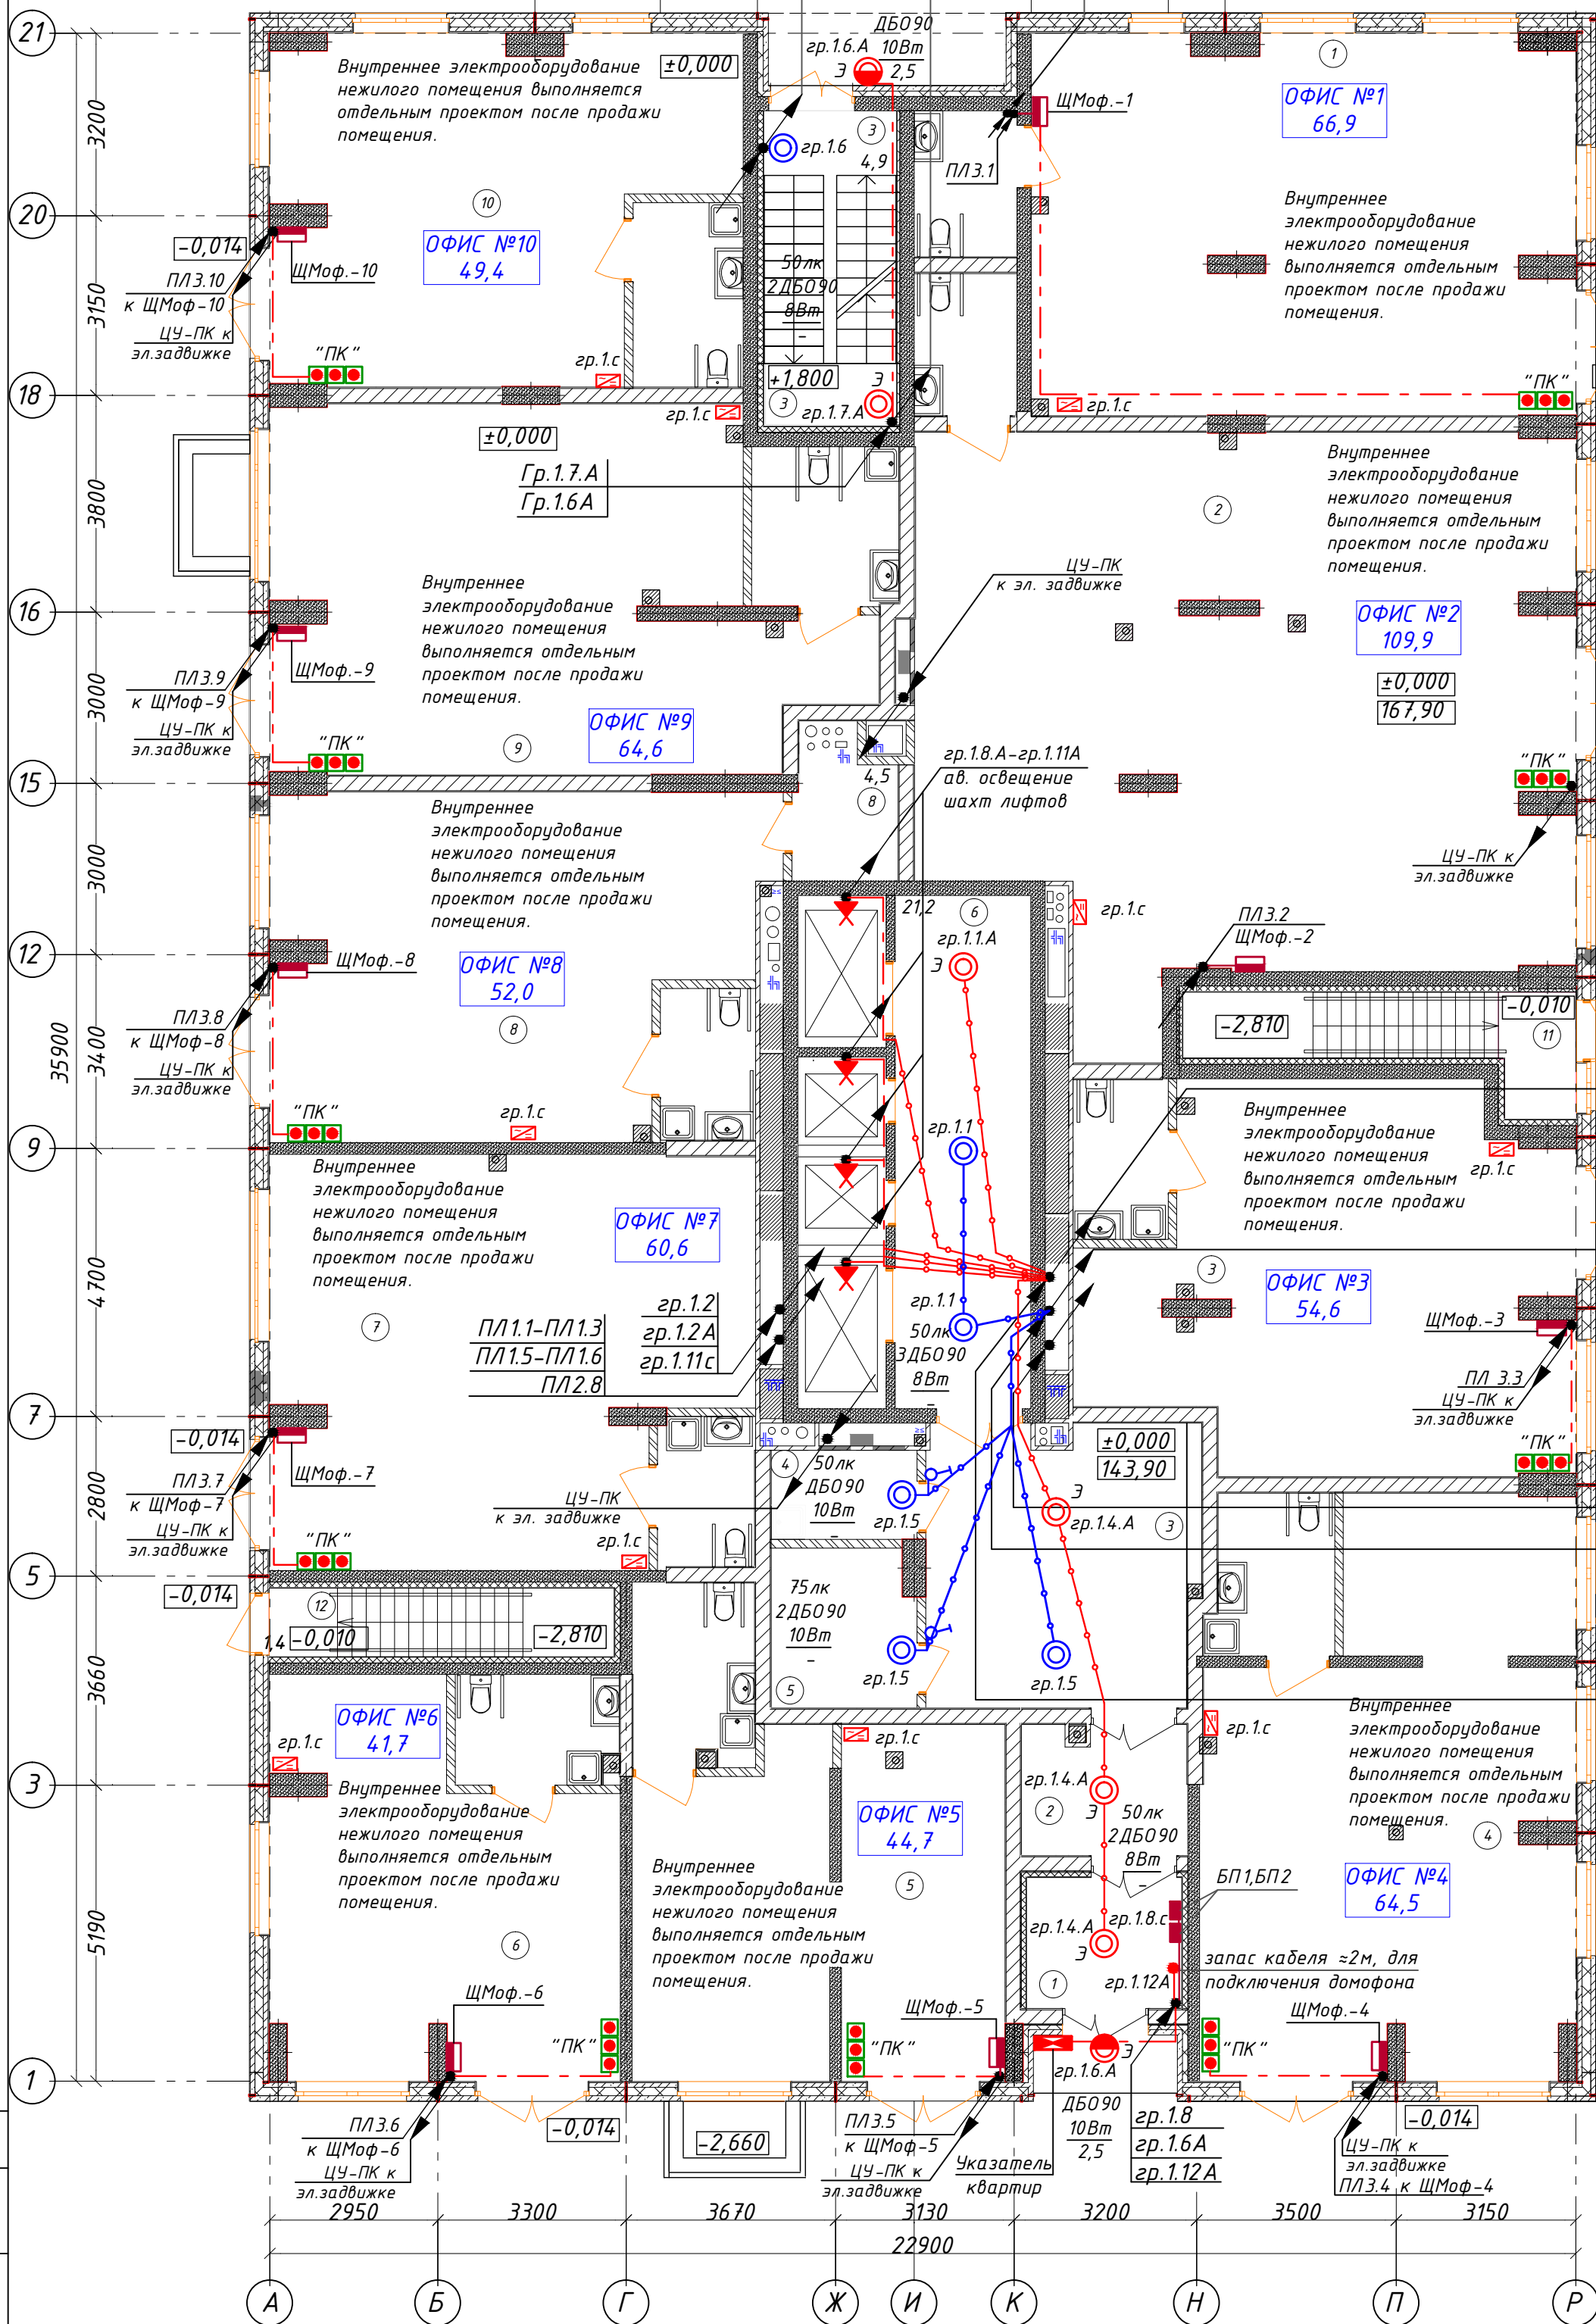

ПЛ 1.1А	гр.1.1А
ПЛ 1.2А	гр.1.3А
ПЛ 1.3А	гр.1.3А
ПЛ 1.4А	гр.1.4А
ПЛ 1.5А	гр.1.4А
ПЛ 1.10А	гр.1.4А
ПЛ 1.11А	гр.1.3А
ПЛ 1.12А	гр.1.4А
ПЛ 1.13А	гр.2.4.с (до 4эт.)
ПЛ 1.14А	гр.2.5.с (до 12эт.)
ПЛ 1.15А	гр.2.6.с (до 19эт.)
ПЛ 1.16А	гр.2.6.с (до 19эт.)
ПЛ 1.17А	гр.2.6.с (до 19эт.)
ПЛ 1.23А	гр.2.6.с (до 19эт.)

гр.1.1
гр.1.3
гр.1.9
гр.1.11
гр.1.9.с
гр.1.10.с
гр.1.12.с

ПЛ 2.1-ПЛ 2.3
ПЛ 2.5-ПЛ 2.7
питающие линии к ЩЭ

ПЛ 1.1А	гр.1.1А
ПЛ 1.2А	гр.1.3А
ПЛ 1.3А	гр.1.4А
ПЛ 1.4А	гр.1.6А
ПЛ 1.5А	гр.1.8А
ПЛ 1.10А	гр.1.9А
ПЛ 1.11А	гр.1.10А
ПЛ 1.12А	гр.1.11А
ПЛ 1.13А	гр.2.3.с (до 1эт.)
ПЛ 1.14А	гр.2.4.с (до 4эт.)
ПЛ 1.15А	гр.2.5.с (до 12эт.)
ПЛ 1.16А	гр.2.6.с (до 19эт.)
ПЛ 1.17А	гр.2.6.с (до 19эт.)
ПЛ 1.23А	гр.2.6.с (до 19эт.)

Ведомость МОП помещений 1 этажа

№ по плану	Наименование	Площадь
1	Тамбур	6,2
2	Тамбур	6,5
3	Вестибюль	23,2
3	Лестничная площадка	7,4
4	КУИ	3,9
5	Колясочная	6,9
6	Лифтовый холл	21,2
		75,3 м²

Спецификация на этаж

Поз. обозн.	Наименование	Кол.	Примечание
1	Светильник настенный светодиодный, с фотоакустическим выключателем 8Вт, IP54	9	⊙
2	Светильник настенный светодиодный 10Вт, IP54	4	⊙
3	Выключатель 10А для скрытой установки однополюсный	2	♂

Условное обозначение

- Прокладка групповых и питающих линий в ПВХ трубе
- Прокладка кабеля в полу в трубе
- ↗ — кабель уходит на более высокую отметку или приходит с более высокой отметки
- ↘ — кабель уходит на более низкую отметку или приходит с более низкой отметки

АП 41/03-22-ИОС 1.1

Многоквартирный жилой дом со встроенными помещениями общественного назначения №27 (по генплану), расположенный в ЖК "Ангулиновский парк" в Кстовском районе Нижегородской области

Изм.	Кол.уч.	Лист	№ док.	Подпись	Дата
ГИП	Соколова				04.22
Разраб.	Пуртова				04.22
Н.контр.	Киселева				04.22


Внутреннее
электрооборудование освещение
План первого этажа
с электросетями

Стадия	Лист	Листов
П	13	

ООО «АПМ«Проспект»

формат А2

Схема расположения кухонного оборудования

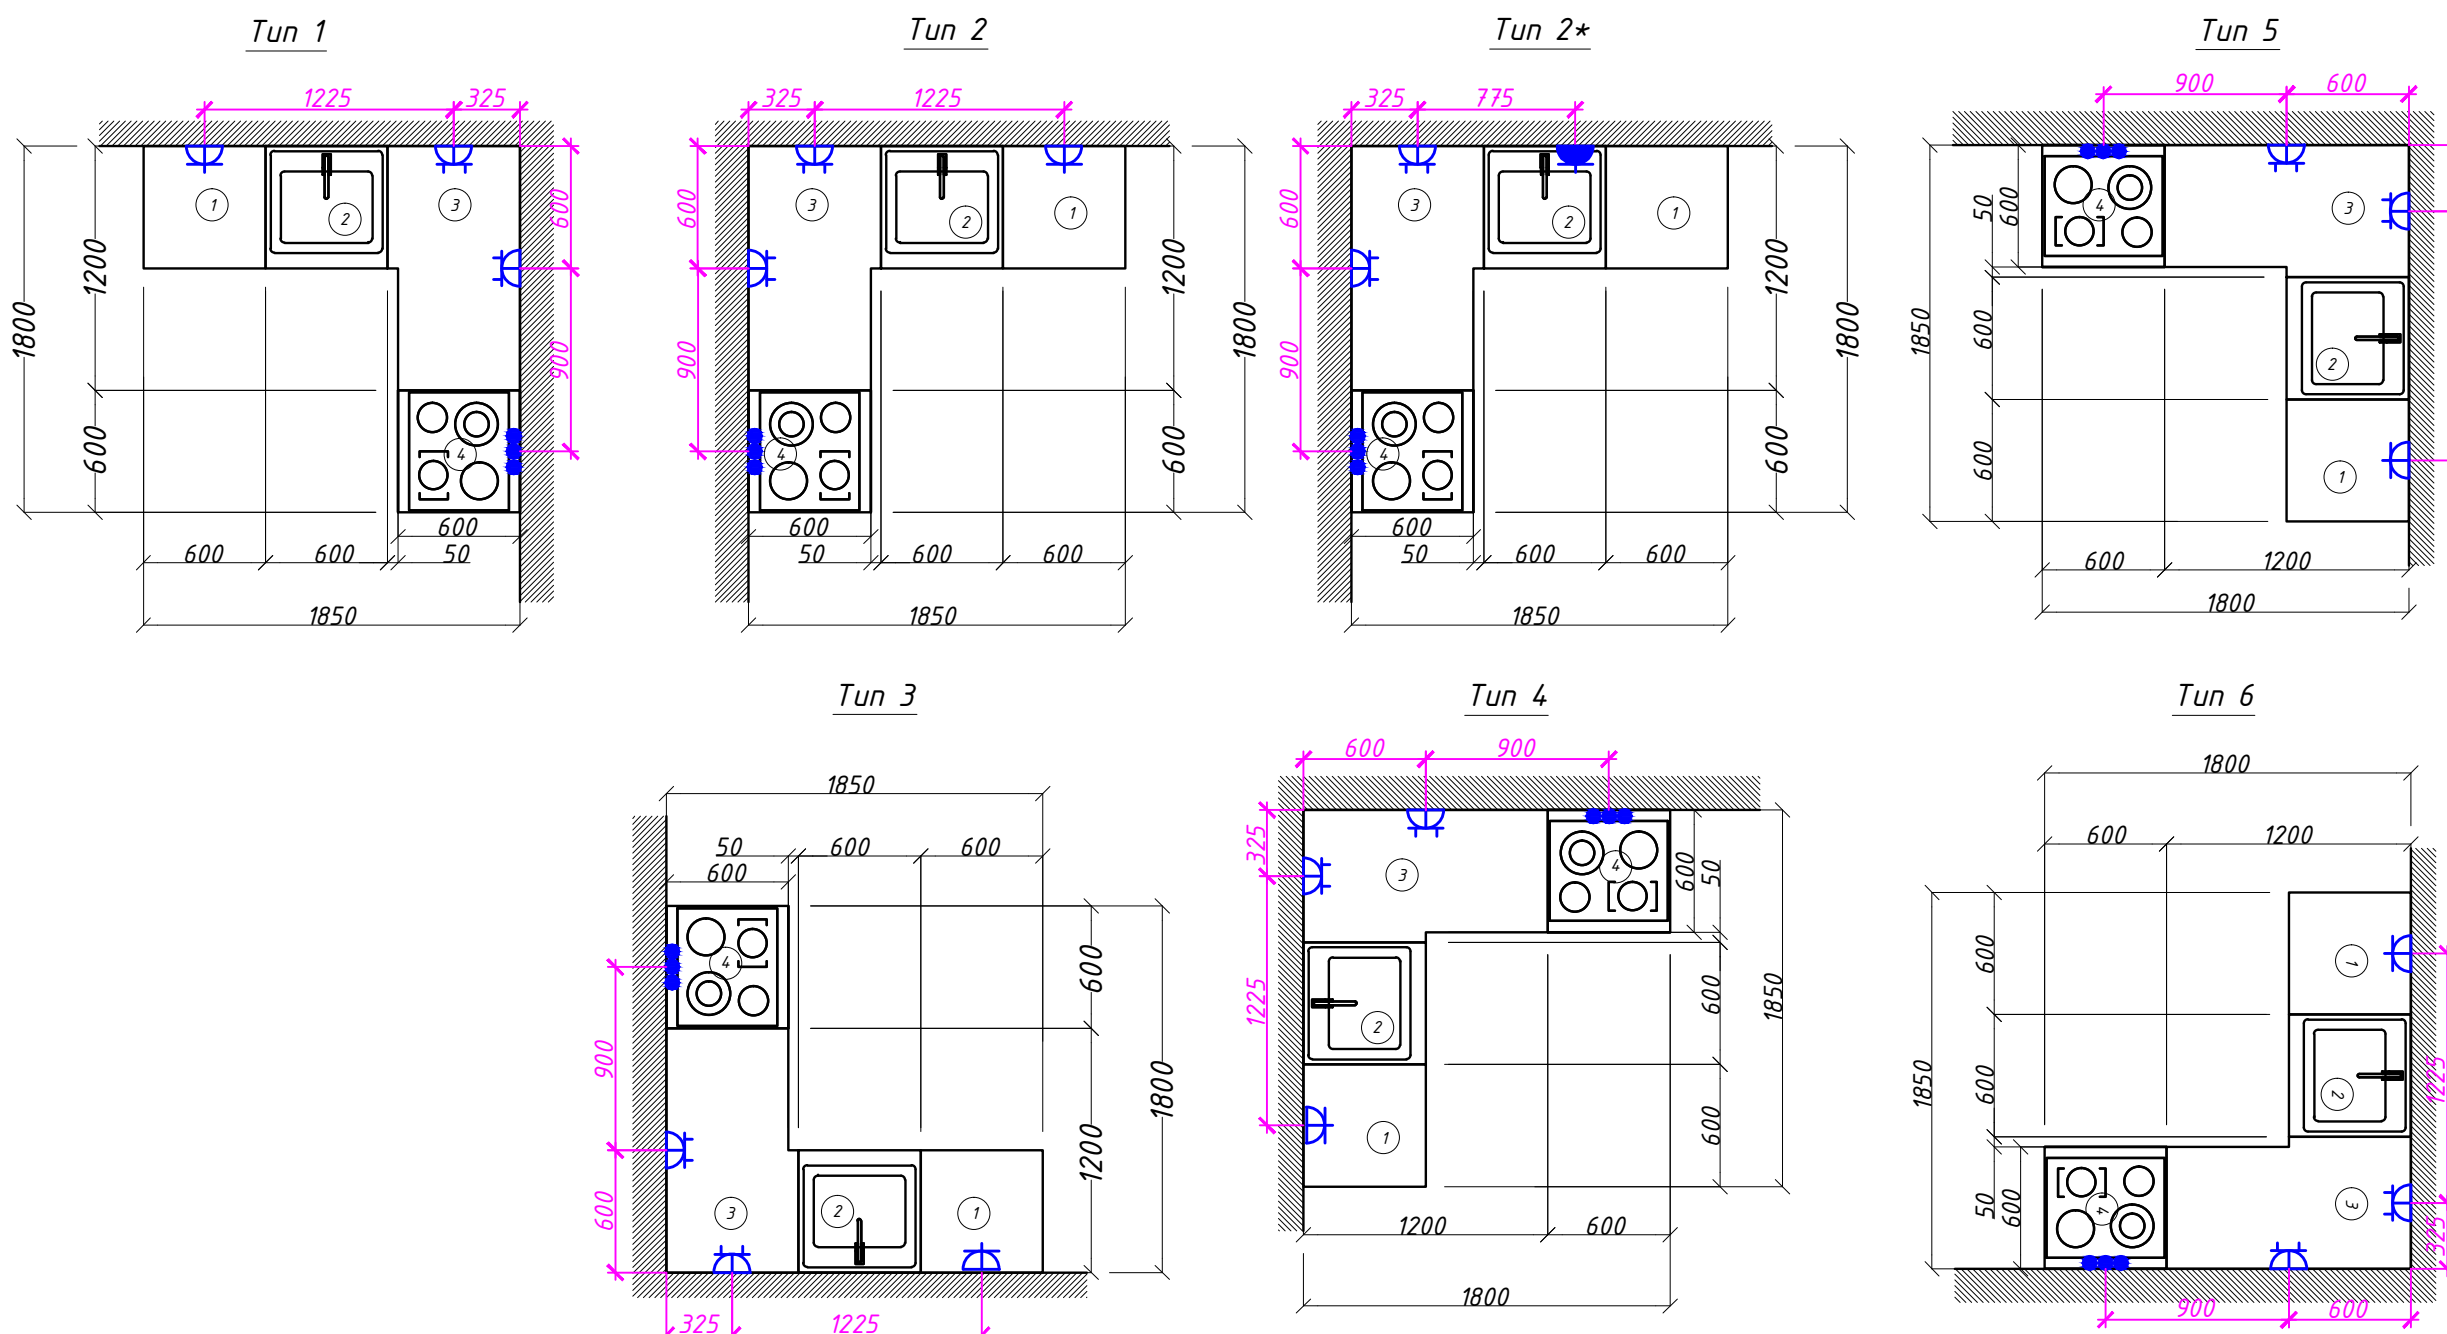


Условное обозначение оборудования:

- 1 - холодильник 600х600,
- 2 - Мойка 600х600,
- 3 - Шкаф угловой 1200х600,
- 4 - Плита 600х600,
- 5 - Шкаф 600х600,
- 6 - Шкаф 1200х600

Таблица соотношения квартир и кухонь

№ кв.	№1	№2	№3	№4	№5	№6	№7	№8	№9	№10	№11	№12
Тип кухни	3	4	4	3	*	8	1	2*	1	5	7	7

* - тип 2 повернутый на 90°

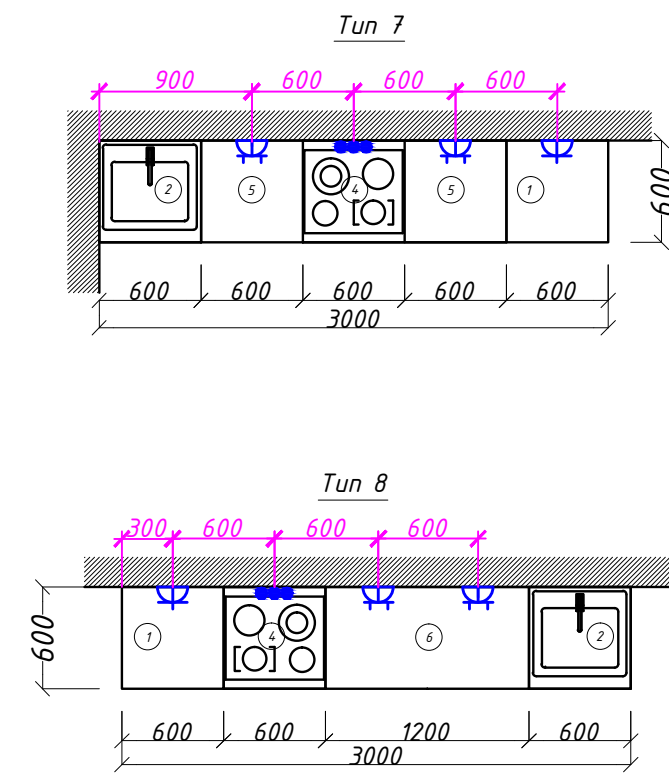

- Общие указания см.ПЗ проекта, условные обозначения по ГОСТ 21613-88, ГОСТ 21608-84.
- Напряжение на лампах 230В, ремонтное 36В.
- Высота установки розеток от пола:
 - в комнатах 0,3 м (дополнительно согласовать с заказчиком);
 - в с/у в зоне раковины и для полотенцесушителя - 1 м.;
 - в с/у для стиральной машины - 0,3 м.;
 - для подключения Wi-Fi роутера - 2,2 м.;
 - остальные розетки не выше чем 1 м.;
- Высота установки электрических выводов от пола:
 - в кухне для подключения вытяжки - 2 м.;
 - в с/у для подсветки зеркала - 2 м.;
- Высота установки щитков - 1,8м до верха.
- Высота установки выключателей - 1 м (дополнительно согласовать с заказчиком).
- Подключение варочной панели и духовки - посредством клеммной колодки.
- Выполнить диспетчерские надписи на щитах и пусковой аппаратуре.
- От щитка этажного ЦЭ до щитка квартирного ЩМ проложить кабель ВВГнг(А)-Ls 3х10. Кабель проложить в ПНД трубе в полу выходящего этажа. Разводку в квартире выполнить кабелем ВВГ-Пнг(А)-Ls. В квартирах кабели проложить скрыто под штукатуркой, частично за подвесным потолками, по монолитным участкам кабели проложить открыто с последующей штукатуркой (по согласованию с заказчиком).
- Однолинейную расчетную схему ЩМ см. лист 8-30М.
- Проход кабелей через стены выполнить в отрезках металлических труб согласно типовому проекту лист А7-92-13. С целью предотвращения проникновения и скопления воды и распространения пожара в местах прохода через стены, перекрытия или выхода наружу следует заделывать зазоры между проводами, кабелями и трубой (коробом, проемом и т. п.), а также резервные трубы (короба, проемы и т. п.) легко удаляемой массой из несгораемого материала (см. примечание А7-92-13). Все сети выполняются сменными. Аварийные и рабочие сети везде выполнять раздельно.
- Каждая шахта лифтов оборудована стационарным электрическим освещением, обеспечивающим освещенность не менее 50лк при закрытых дверях шахты. Крайние аппараты освещения устанавливаются на расстоянии не более чем 0,5м от самой верхней и самой нижней точек шахты.
- Монтаж и заземление выполнить в соответствии с ПТБ, ПУЭ и СП 76.13330.

Спецификация

Поз. обозн.	Наименование	Кол.	Примечание
1	Светильник встраиваемый в натяжной потолок IP20	54	С/у
2	Подвесной патрон	60	
3	Светильник настенный светодиодный, с фотоакустическим выключателем 8Вт, IP54	16	
4	Светильник настенный светодиодный 10Вт, IP54	1	
5	Выключатель 10А для скрытой установки однополюсный	28	♂
6	Выключатель 10А для скрытой установки однополюсный сдвоенный	42	♂
7	Розетка 16А, 220В для скрытой установки двухполюсная с защитным контактом	110	⚡
8	Розетка 16А для скрытой установки двухполюсная с защитным контактом	36	⚡
9	Розетка 16А для скрытой установки, с защитным контактом, герметичная 230В, IP44	40	⚡
10	Шина дополнительного уравнивания потенциалов (ШДУП)	14	—
11	Вывод электрический	50	•

Условные обозначения


- Щит этажный
- Щит квартирный (ЩМ)
- кабель уходит на более высокую отметку или приходит с более высокой отметки
- кабель уходит на более низкую отметку или приходит с более низкой отметки
- прокладка кабеля в жесткой ПНД трубе в перекрытии выходящего этажа

Гр.1.7.А-Аварийное освещение лестничной клетки

План 2-го этажа

Гр.1.6-Рабочее освещение лестничной клетки

Клапан 0,024кВт; 230В

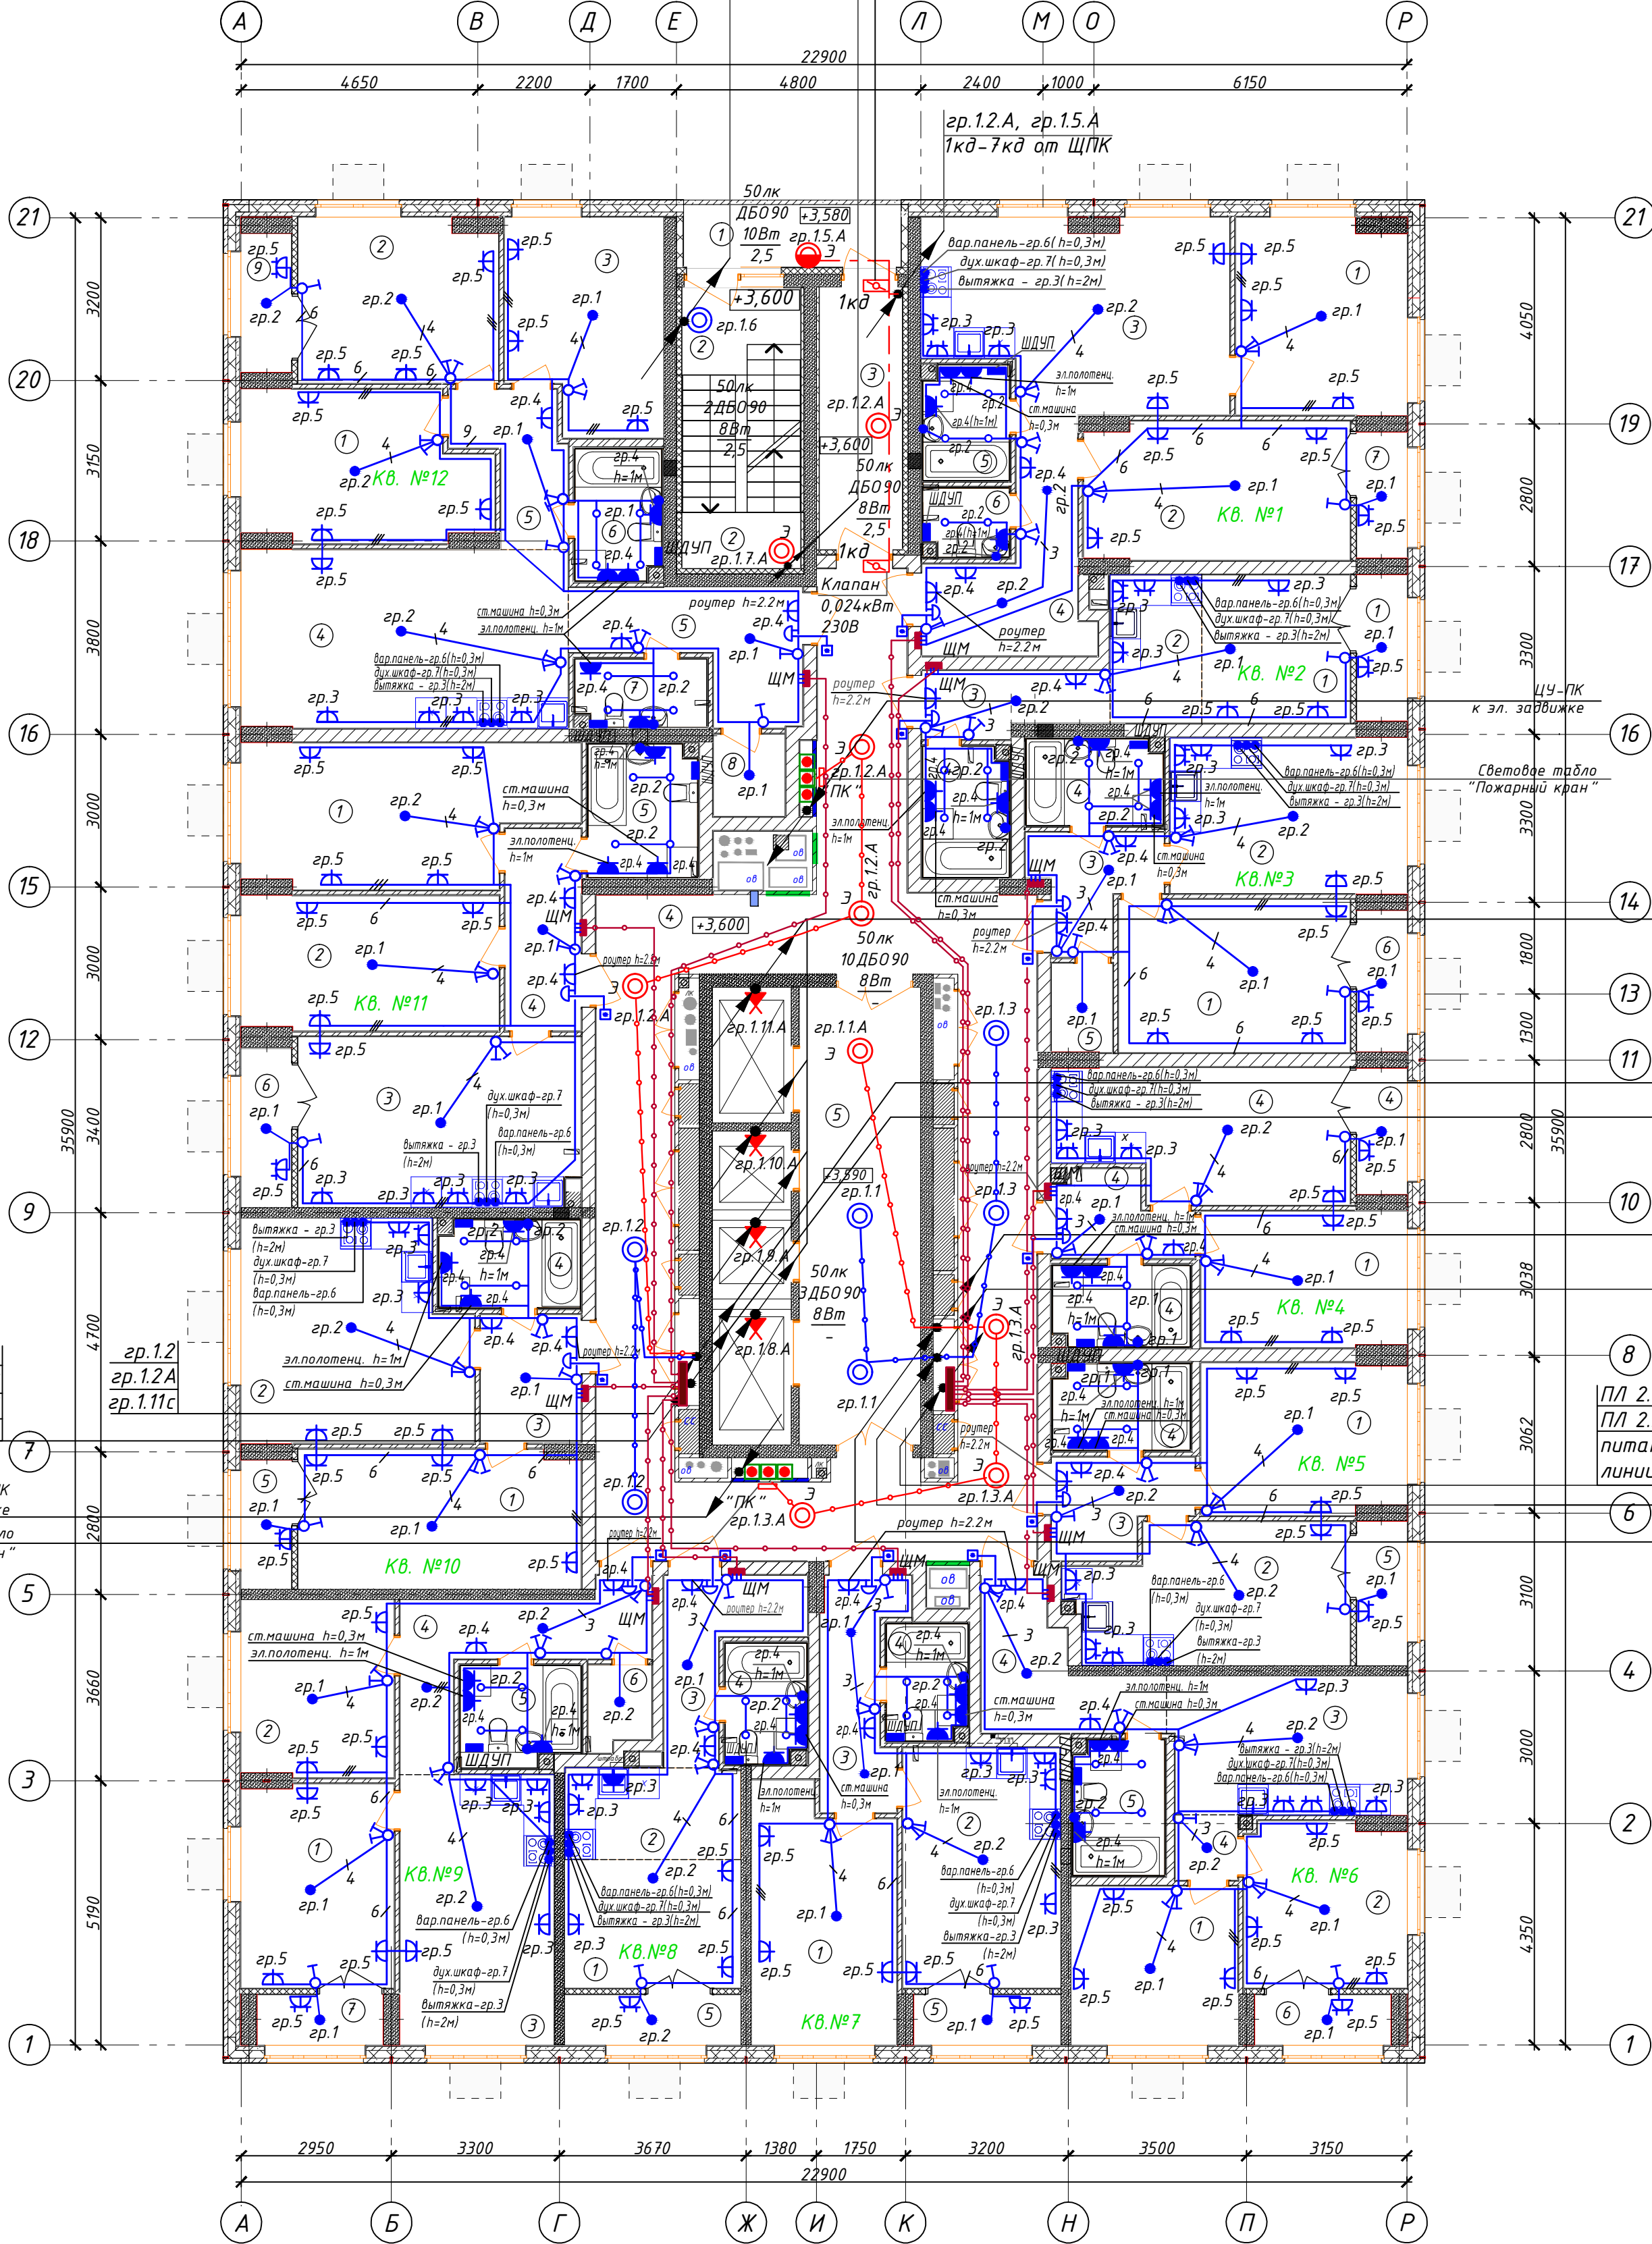

гр.1.8.А-гр.1.11А ав. освещение шахт лифтов

гр.1.2.А гр.1.11 (до 25эт.)

ПЛ1.1-ПЛ1.3 ПЛ1.5-ПЛ1.6 ПЛ2.8

гр.1.1А гр.1.3А гр.2.4.с (до 4эт.) гр.2.5.с (до 12эт.) гр.2.6.с (до 19эт.)

гр.1.1 гр.1.3 гр.1.9 гр.1.11 гр.1.9.с (до 25эт.) гр.1.10.с (до 25эт.) гр.1.12.с (до 25эт.)

ПЛ 2.1-ПЛ 2.3 ПЛ 2.5-ПЛ 2.7

питание линии к ЦЭ

ПЛ 1.1А гр.1.1А гр.1.2А гр.1.3А гр.2.4.с (до 4эт.) гр.2.5.с (до 12эт.) гр.2.6.с (до 19эт.)

ПЛ 1.10А гр.1.11А гр.1.12А гр.1.13А гр.1.14А гр.1.15А гр.1.16А гр.1.17А гр.1.12.3А

ПЛ1.1-ПЛ1.3 ПЛ1.5-ПЛ1.6 ПЛ2.8

ЦУ-ПК к эл. задвижке Световое табло "Пожарный кран"

Согласовано	
Взам.инв. №	
Инв.№ подл.	
Подп. и дата	

АП41/03-22-ИОС.1.1			
Многоквартирный жилой дом со встроенными помещениями общественного назначения №41 (по генплану), расположенный в ЖК "Анжуйский парк" в Кстовском районе Нижегородской области			
Изм.	Кол.уч.	Лист	№ док.
ГИП	Соколова	04.22	
Разраб.	Пуртова	04.22	
Н.контр.	Киселева	04.22	
Внутреннее электрооборудование и освещение		Статья	Лист
План второго этажа с электросетями		П	14
ООО «АПМ» «Проект»		формат А1	