


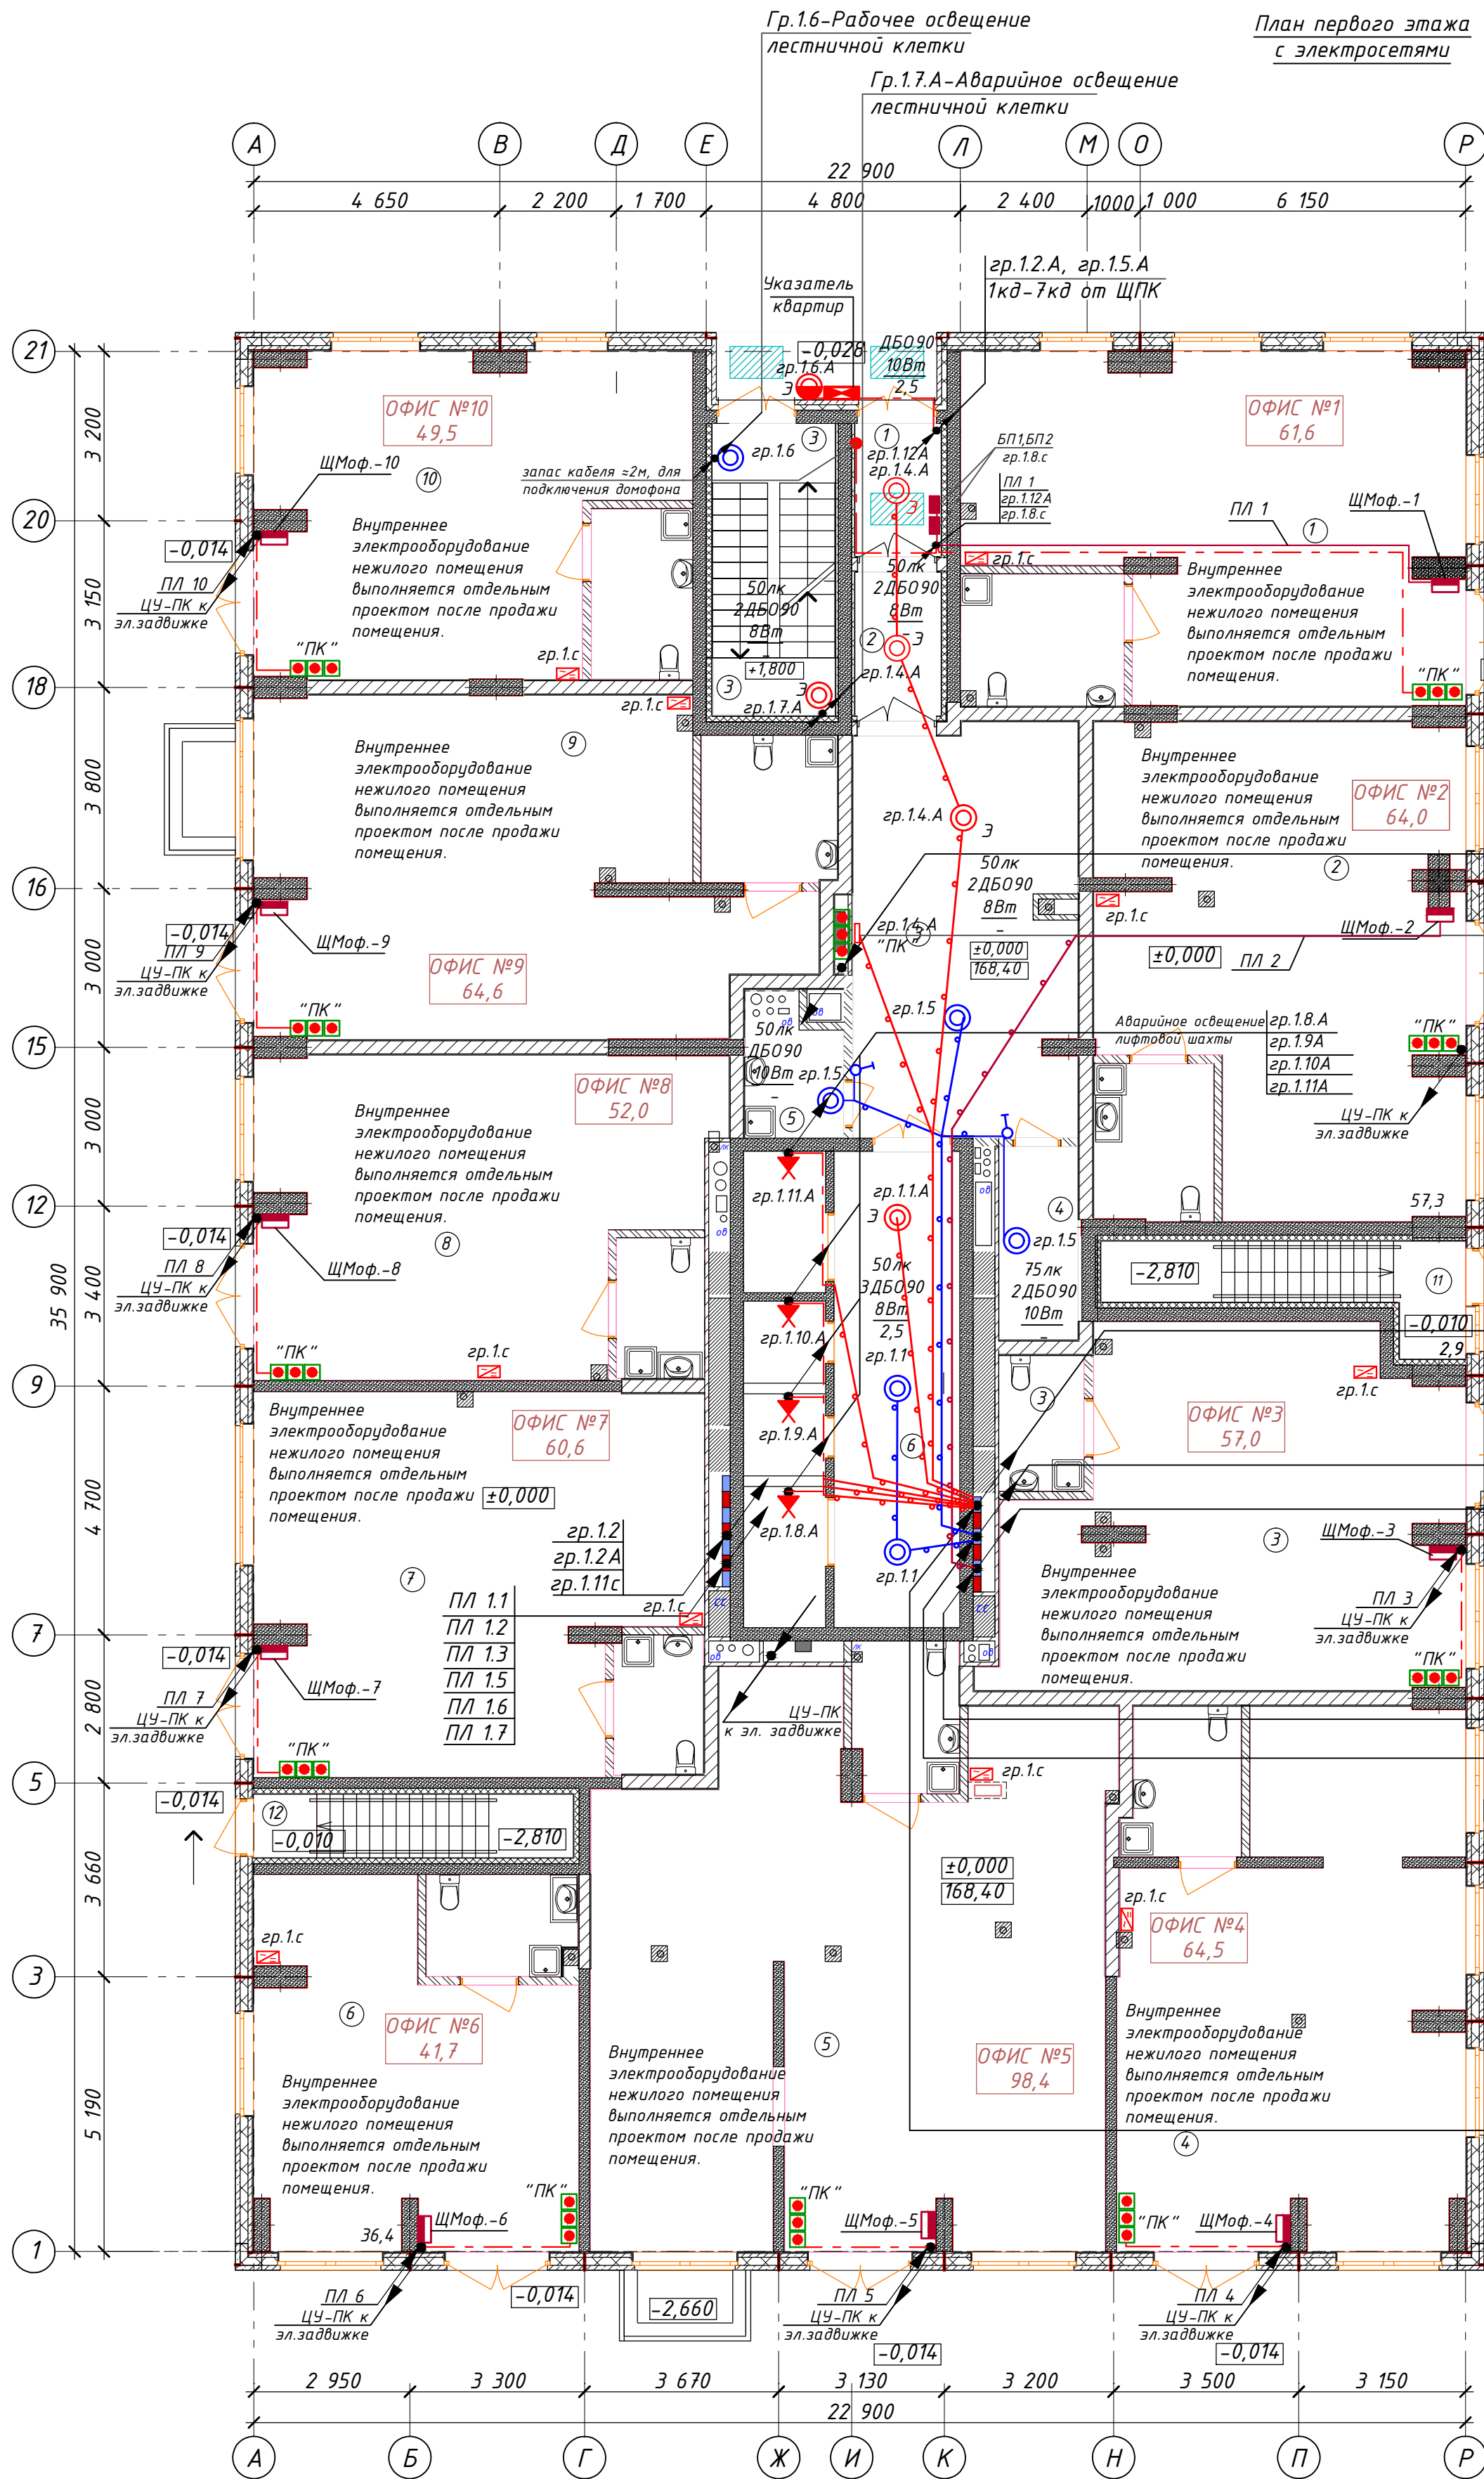

Экспликация помещений офисов		
№ по плану	Наименование	Площадь
1	ОФИС №1	61,8
2	ОФИС №2	64,1
3	ОФИС №3	57,0
4	ОФИС №4	64,5
5	ОФИС №5	98,8
6	ОФИС №6	41,6
7	ОФИС №7	60,6
8	ОФИС №8	51,5
9	ОФИС №9	64,5
10	ОФИС №10	49,5
11	Площадка в подвал	2,9
12	Площадка в подвал	1,4
		618,2 м²

ПЛ 1.1А	гр. 1.1А
ПЛ 1.2А	гр. 1.3А
ПЛ 1.3А	гр. 1.4А
ПЛ 1.4А	гр. 1.10А
ПЛ 1.5А	гр. 1.11А
гр. 1.1	гр. 1.12А
гр. 1.3	гр. 2.4.с (до 4эт.)
гр. 1.9	гр. 1.13А
гр. 1.11	гр. 2.5.с (до 12эт.)
гр. 1.9.с-гр. 1.10.с	гр. 1.14А
гр. 1.12.с	гр. 2.6.с (до 19эт.)
ПЛ 2.1	ПЛ 1.15А
ПЛ 2.2	ПЛ 1.16А
ПЛ 2.3	ПЛ 1.17А
ПЛ 2.5	
ПЛ 2.6	
ПЛ 2.7	
ПЛ 2.1	гр. 1.1А
ПЛ 2.2	гр. 1.3А
ПЛ 2.3	гр. 1.4А
ПЛ 2.5	гр. 1.8А
ПЛ 2.6	гр. 1.9А
ПЛ 2.7	гр. 1.10А
ПЛ 1.1А	гр. 1.11А
ПЛ 1.2А	гр. 2.3.с (до 1эт.)
ПЛ 1.3А	гр. 2.4.с (до 4эт.)
ПЛ 1.4А	гр. 2.5.с (до 12эт.)
ПЛ 1.5А	гр. 2.6.с (до 19эт.)
ПЛ 1.10А	
ПЛ 1.11А	
ПЛ 1.12А	
ПЛ 1.13А	
ПЛ 1.14А	
ПЛ 1.15А	
ПЛ 1.16А	
ПЛ 1.17А	

Ведомость МОП помещений 1 этажа		
№ по плану	Наименование	Площадь
1	Тамбур	4,0
2	Тамбур	4,7
3	Лестничная площадка	7,7
3	Холл	32,3
4	Колясочная	5,5
5	КУИ	5,2
6	лифтовый холл	21,2
		80,6 м²

Спецификация на этаж			
Поз. обозн.	Наименование	Кол.	Примечание
1	Светильник настенный светодиодный, с фотоакустическим выключателем 8Вт, IP54	9	⊙
2	Светильник настенный светодиодный 10Вт, IP54	3	⊙
3	Выключатель 10А для скрытой установки однополюсный	2	♂
4	Выключатель 10А для открытой установки однополюсный сдвоенный	-	♂

						АП4/05-21-30М				
						Многоквартирный жилой дом со встроенными помещениями общественного назначения №4 (по генплану), расположенный в ЖК "Анжуиновский парк" в Кстовском районе Нижегородской области				
Изм.	Кол.уч.	Лист	№ док.	Подпись	Дата	Внутреннее электрооборудование		Стадия	Лист	Листов
								Р	15	
						План первого этажа с электросетями		ООО «АПМ «Проспект»		
Гип	Соколова				12.21					
Разраб.	Бутусова				12.21					
Н.контр.	Киселева				12.21					
формат А2										

Схема расположения кухонного оборудования



Поз. обозн.	Наименование	Кол.	Примечание
1	Светильник встраиваемый в натяжной потолок IP20	54	• С / У
2	Подвесной патрон	60	•
3	Светильник настенный светодиодный, с фотоакустическим выключателем 8Вт, IP54	16	⊙
4	Светильник настенный светодиодный 10Вт, IP54	1	⊙
5	Выключатель 10А для скрытой установки однополюсный	29	♂
6	Выключатель 10А для скрытой установки однополюсный сбереженный	43	♂
7	Розетка 16А, 220В для скрытой установки двухполюсная с защитным контактом	106	⚡
8	Розетка 16А для скрытой установки двухполюсная с защитным контактом , сбереженная	36	⚡
9	Розетка 16А для скрытой установки, с защитным контактом, герметичная 230В, IP44	44	⚡
10	Шина дополнительного уравнивания потенциалов (ШДУП)	14	—
11	Вывод электрический	52	•

-  - кабель уходит на более высокую отметку или приходит с более высокой отметки
-  - кабель уходит на более низкую отметку или приходит с более низкой отметки
-  - прокладка кабеля в жесткой ПНД трубе в перекрытии вышележащего этажа

1 - Холодильник 600х600,
2 - Мойка 600х600,
3 - Шкаф угловой 1200х600,
4 - Плита 600х600,
5 - Шкаф 600х600,
6 - Шкаф 1200х600

№ кв.	№1	№2	№3	№4	№5	№6	№7	№8	№9	№10	№11	№12
Тип кухни	3	4	4*	3	*	8	1	2*	1*	5*	7	7

* - тип 2 повернутый на 90°

1. Общие указания см. ПЗ проекта, условные обозначения по ГОСТ 21613-88, ГОСТ 21608-84.
2. Напряжение на лампах 230В, ремонтное 36В.
3. Высота установок розеток от пола:
 - в комнатах 0,3 м (дополнительно согласовать с заказчиком);
 - в с/у в зоне раковины и для полотенцесушителя - 1 м;
 - в с/у для стиральной машины - 0,3 м;
 - для подключения Wi-Fi роутера - 2,2 м;
 - остальные розетки не выше чем 1 м.
4. Высота установок электрических выводов от пола:
 - в кухне для подключения вытяжки - 2 м;
 - в с/у для подсветки зеркала - 2 м;
5. Высота установки щитков - 1,8м до верха:
6. Высота установок выключателей - 1 м (дополнительно согласовать с заказчиком).
7. Подключение варочной панели и духовки - посредством клеммной колодки.
8. Выполнить диспетчерские надписи на щитах и пусковой аппаратуре.
9. От щита этажного ЩЭ до щита квартирного ЩМ проложить кабель ВВГнг(А)-Ls 3х10. Кабель проложить в ПНД трубе в полу вышележащего этажа. Разводку в квартире выполнять кабелем ВВГ-Пнг(А)-Ls. В квартирах кабели проложить скрыто под штукатуркой, частично за подвесным потолком, но монолитным участкам кабели проложить открыто с последующей штукатуркой (по согласованию с заказчиком).
10. Однолинейную расчетную схему ЩМ см. лист 8-30М.
11. Проход кабелей через стены выполнять в отрезках металлических труб согласно типовому проекту лист А7-92-13. С целью предотвращения проникновения и скопления воды и распространения пожара в местах прохода через стены, перекрытия или выхода наружу следует заделывать зазоры между прободами, кабелями и трубой (коробом, проемом и т. п.), а также резервные трубы (короба, проемы и т. п.) легко удаляемой массой из негорючего материала (см. примечание А7-92-13). Все сети выполняются сменяемыми. Аварийные и рабочие сети везде выполнять раздельно.
12. Каждая шахта лифтов оборудована стационарным электрическим освещением, обеспечивающим освещенность не менее 50лк при закрытых дверях шахты. Крайние аппараты освещения устанавливаются на расстоянии не более чем 0,5м от самой верхней и самой нижней точек шахты.
13. Монтаж и заземление выполнять в соответствии с ПТБ, ПУЭ и СП 76.13330.
14. (*) Источники вторичного электрипитания резервированные ИВЗПР 12/3,5 RS-R3 2х7 6Р устанавливать только на 4, 12 и 19 этажах.

23/12/21	18	Изм.	-	<i>Иванов</i>	03.22	Многоквартирный жилой дом со встроенными помещениями общественного назначения №4 (по генплану), расположенный в ЖК "Акундовский парк" в Кисловодском районе Нижегородской области	Внутреннее электрооборудование	Стадия	Лист	Листов
Изм. Колучи	Лист	№ док.	Подпись	Дата	Р			16		
ГИП	Соколова	<i>Иванов</i>	12.21							
Разраб.	Бутусова	<i>Иванов</i>	12.21	План 2 этажа с электросетями				000 «АПМ «Проспект»		
Н.контр.	Киселева	<i>Иванов</i>	12.21							

формат A1