
 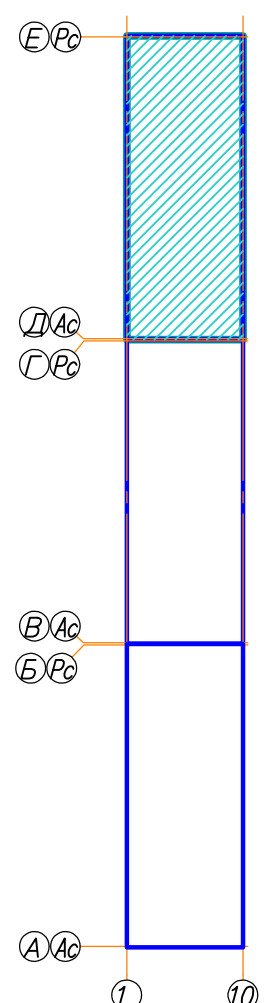


План 2-3 этажей секции в осях 1-10 и Д-Е с сетями В1.1, В2, ТЗ.1, ТЗ.2, Т4.1, Т4.2



УСЛОВНЫЕ ОБОЗНАЧЕНИЯ

- В1.1 — - трубопровод холодного водоснабжения нижней зоны;
- В2 — - трубопровод пожаротушения и водоснабжения верхней зоны ;
- Т3.1 — - трубопровод горячего водоснабжения (подающий) нижней зоны;
- Т4.1 — - трубопровод горячего водоснабжения (циркуляционный) нижней зоны;
- Т3.2 — - трубопровод горячего водоснабжения (подающий) верхней зоны;
- Т4.2 — - трубопровод горячего водоснабжения (циркуляционный) верхней зоны;

						4614-1-ВК.1		
						21-но этажный 3-секционный многоквартирный жилой дом с техническим и подземным этажами, №5 (по генплану) – 1-й пусковой комплекс. Жилищный комплекс "Анкудиновский парк" в д. Анкудиновка Кстовского района Нижегородской области		
Изм.	Коллч	Лист	№ док	Подпись	Дата		Стадия	Лист
								Листов
ГИП	Ходыкин			06.15	Жилой дом №5	План 2-3 этажной секции в осях 1-10 и Д-Е с сетями В11, В2, Т3.1, Т3.2, Т4.1, Т4.2	Р	9
Рук. группы	Красильникова			06.15				
Разработал	Воробьева			06.15				
Н. контроль	Заборова			06.15				
							ООО МСК "Мост К"	
							г. Нижний Новгород	