



План 6-8 этажей секции в осях 1-10 и В-Г с сетями В1.1, В2, Т3.1, Т3.2, Т4.1, Т4.2

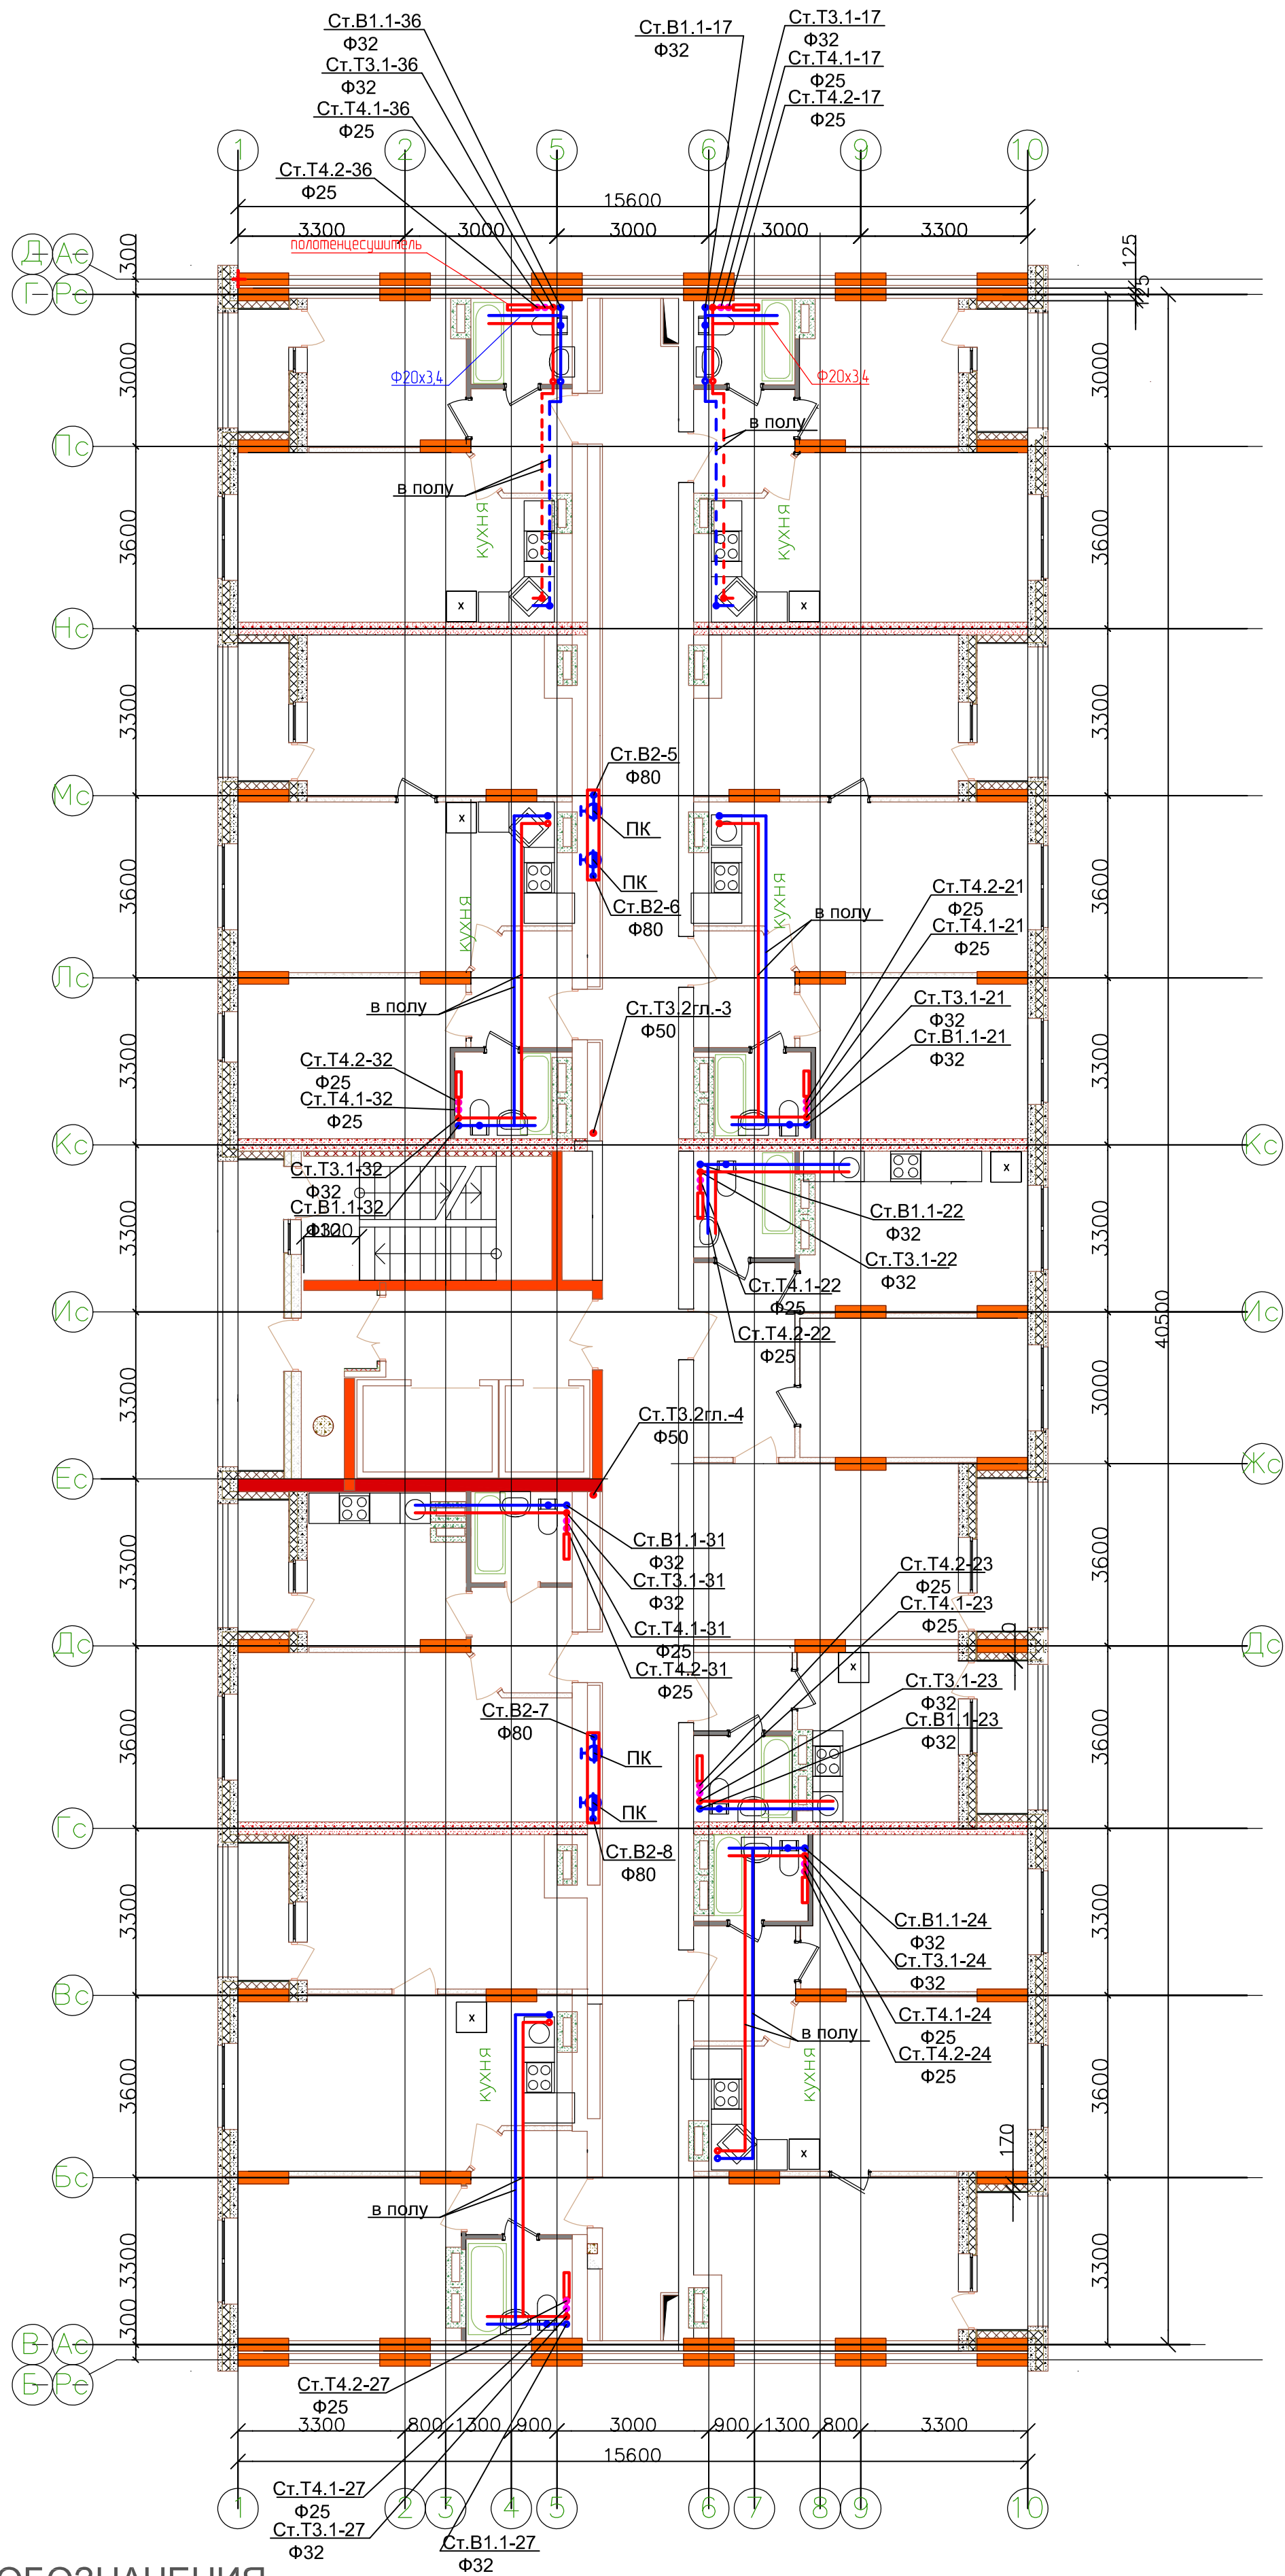

Компоновочная схема

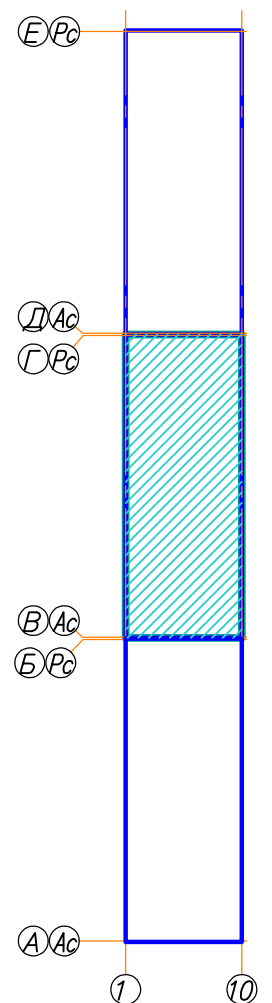

УСЛОВНЫЕ ОБОЗНАЧЕНИЯ

- В1.1 — - трубопровод холодного водоснабжения нижней зоны;
- В2 — - трубопровод пожаротушения и водоснабжение верхней зоны;
- Т3.1 — - трубопровод горячего водоснабжения (подающий) нижней зоны;
- Т4.1 — - трубопровод горячего водоснабжения (циркуляционный) нижней зоны;
- Т3.2 — - трубопровод горячего водоснабжения (подающий) верхней зоны;
- Т4.2 — - трубопровод горячего водоснабжения (циркуляционный) верхней зоны;

						4614-1-БК.1		
						21-но этажный 3-секционный многоквартирный жилой дом с техническим и подземным этажами, №5 (на генплане) – 1-й пусковой комплекс. Жилищный комплекс "Анкудиновский парк" в д. Анкудиновка Кстовского района Нижегородской области		
Изм.	Кол.чл.	Лист	№ док.	Подпись	Дата		Стадия	Лист
								Листов
ГИП		Ходыкин			06.15	Жилой дом №5	Р	14
Рук. группы		Красильникова			06.15			
Разработал		Воробьева			06.15			
Н. контроль		Заборова			06.15	План 6-8 этажей секции в осях 1-10 ч В-Г с сетями В1.1, В2, Т3.1, Т3.2, Т4.1, Т4.2	ООО МСК "Мост К" г. Нижний Новгород	