



План 11 этажа секции в осях 1-10
и А-Б с сетями В1.1, В2, Т3.1, Т3.2, Т4.1, Т4.2

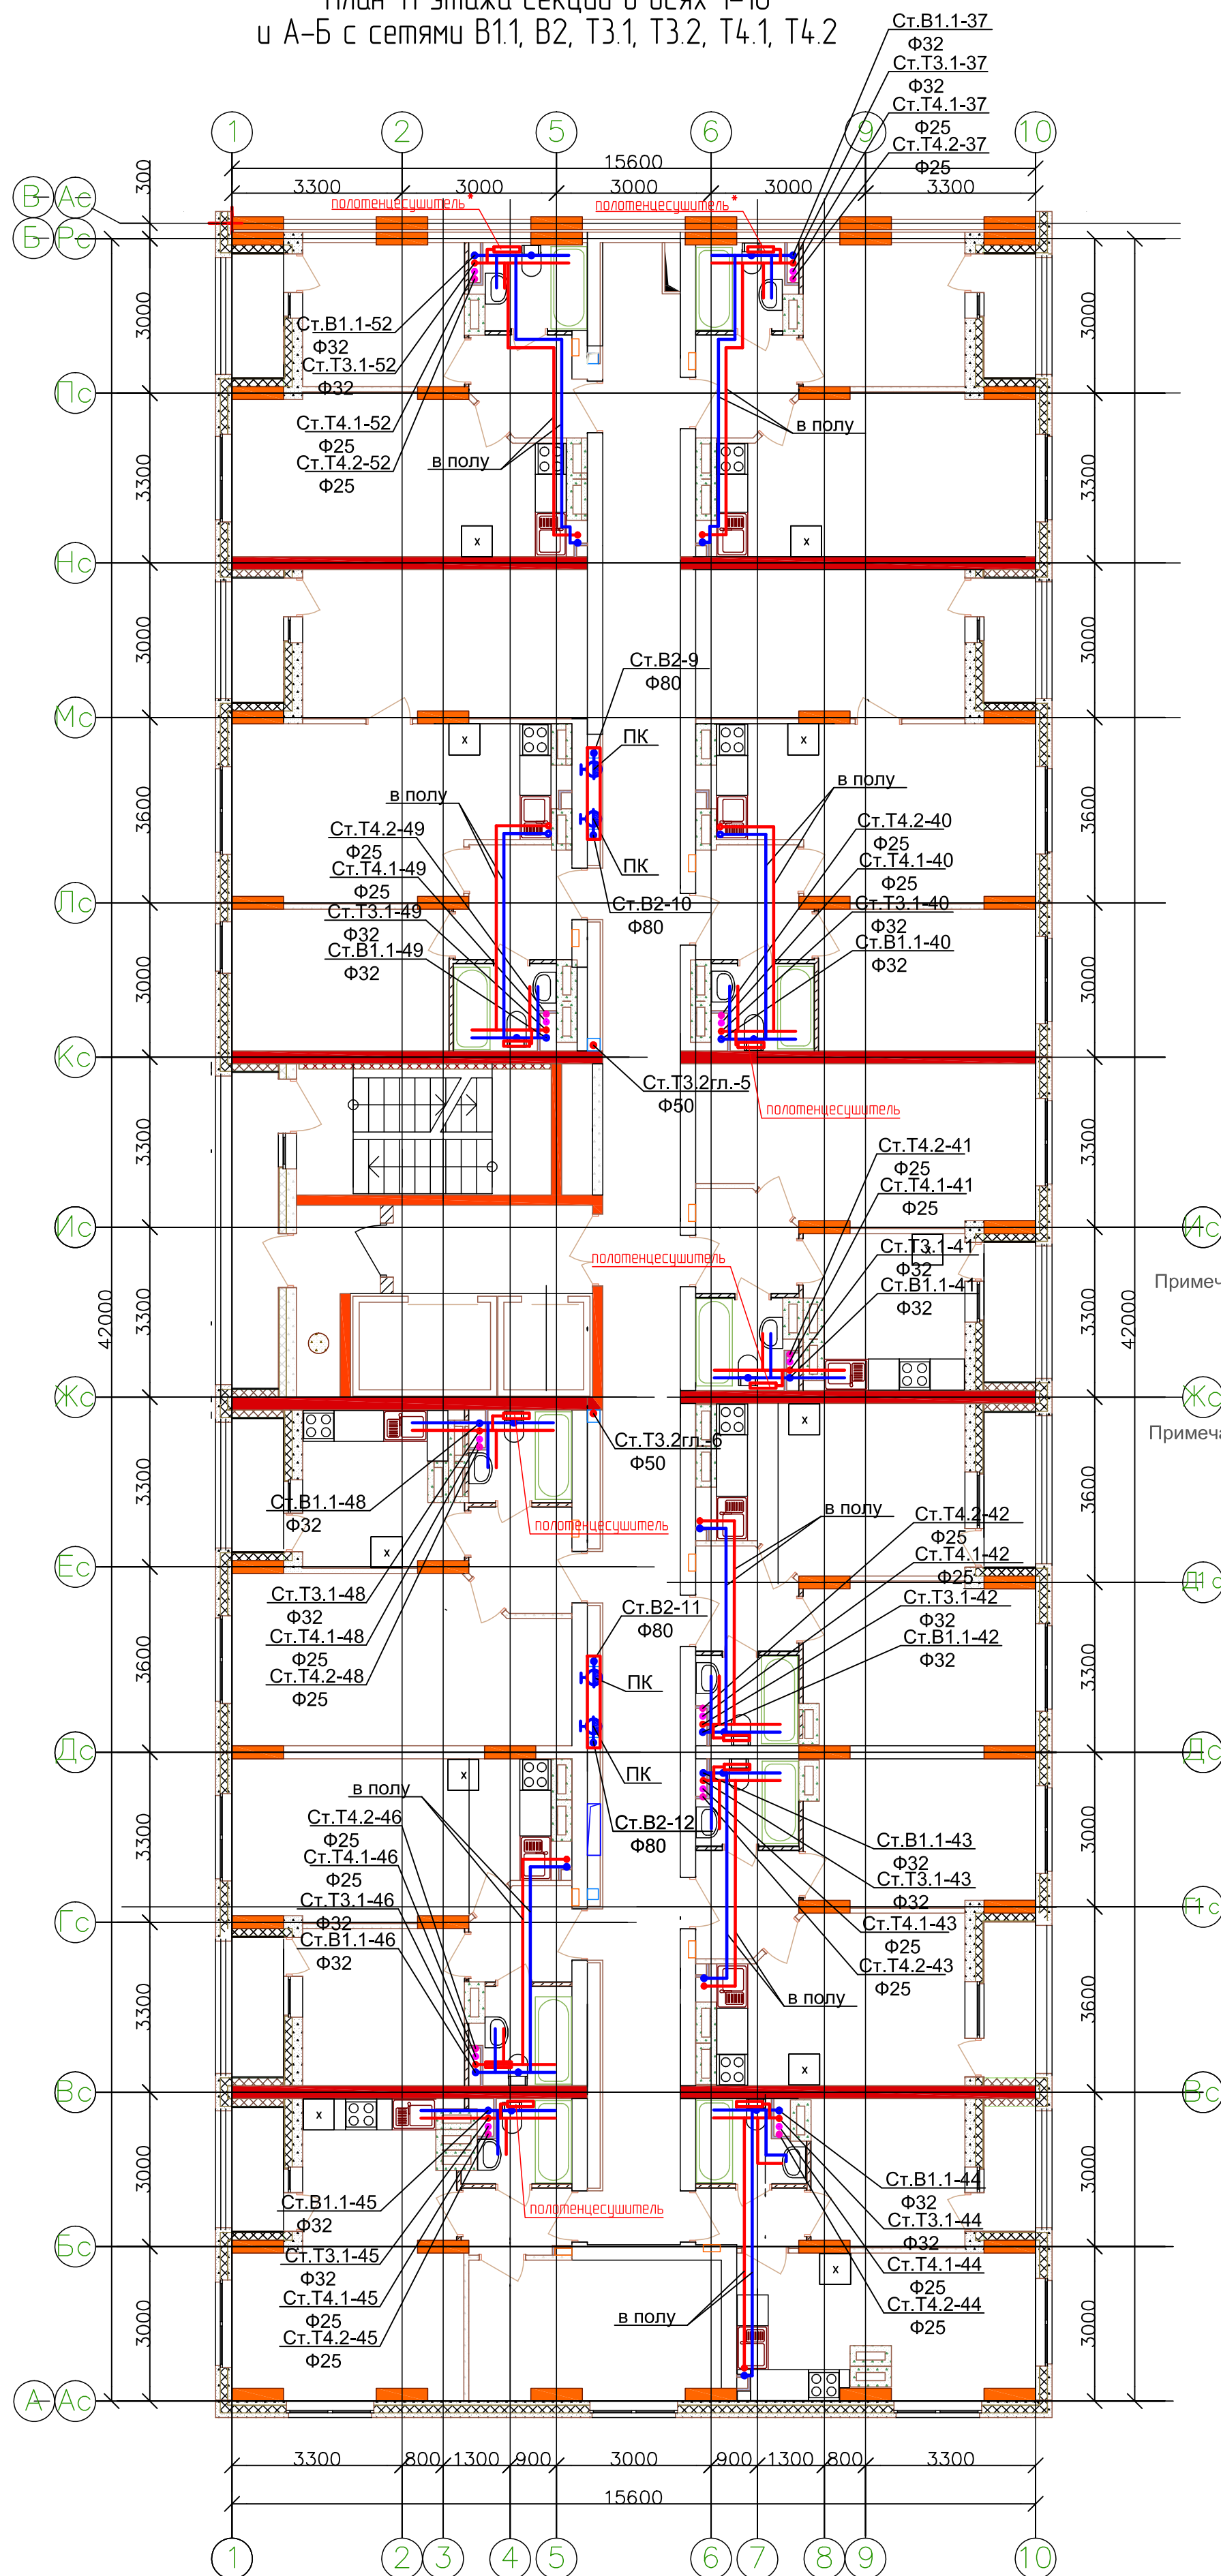

Примечание 1: - полотенцесушитель-П образный
(смотри спецификацию 2515-1-ВК.1.С);
- полотенцесушитель*-М образный
(смотри спецификацию 2515-1-ВК.1.С);

Примечание 2: - трубопроводы на плане показаны
условно(отнесены от стен) ;
- крепление сан.техники , трубопроводов и
полотенцесушителей на вентиляционные
каналы не осуществлять
(крепить с помощью закладных деталей).

Компоновочная схема

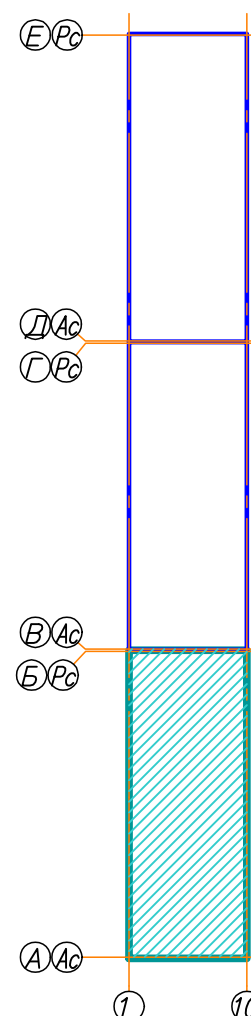

УСЛОВНЫЕ ОБОЗНАЧЕНИЯ

- В1.1 - трубопровод холодного водоснабжения нижней зоны;
- В2 - трубопровод пожаротушения и водоснабжения верхней зоны;
- Т3.1 - трубопровод горячего водоснабжения (подающий) нижней зоны;
- Т4.1 - трубопровод горячего водоснабжения (циркуляционный) нижней зоны;
- Т3.2 - трубопровод горячего водоснабжения (подающий) верхней зоны;
- Т4.2 - трубопровод горячего водоснабжения (циркуляционный) верхней зоны;

						2515-1-БК.1			
						21-на этажный 3-секционный многоквартирный жилой дом с техническим и подземным этажами, №6 (по генплану) - 1-й пусковой комплекс. Жилищный комплекс "Ангуудиновский парк" в д. Ангуудиновка Кстовского района Нижегородской области			
Изм.	Кол.ч	Лист	№ док	Подпись	Дата	Жилой дом №6	Стадия	Лист	Листов
ГИП		Ходыкин			12.15		Р	20	
Рук. группы		Красильникова			12.15				
Разработал		Красильникова			12.15				
Н.контр.о		Забора			12.15	План 11 этажа секции в осях 1-10 и А-Б с сетями В1.1, В2, Т3.1, Т3.2, Т4.1, Т4.2		ООО МСК "Мост К" г. Нижний Новгород	