



План 1 этажа секции в осях 1-10 и В-Г с сетями В1.1, В2, В1о, Т3.1, Т3.2, Т3о, Т4.1, Т4.2

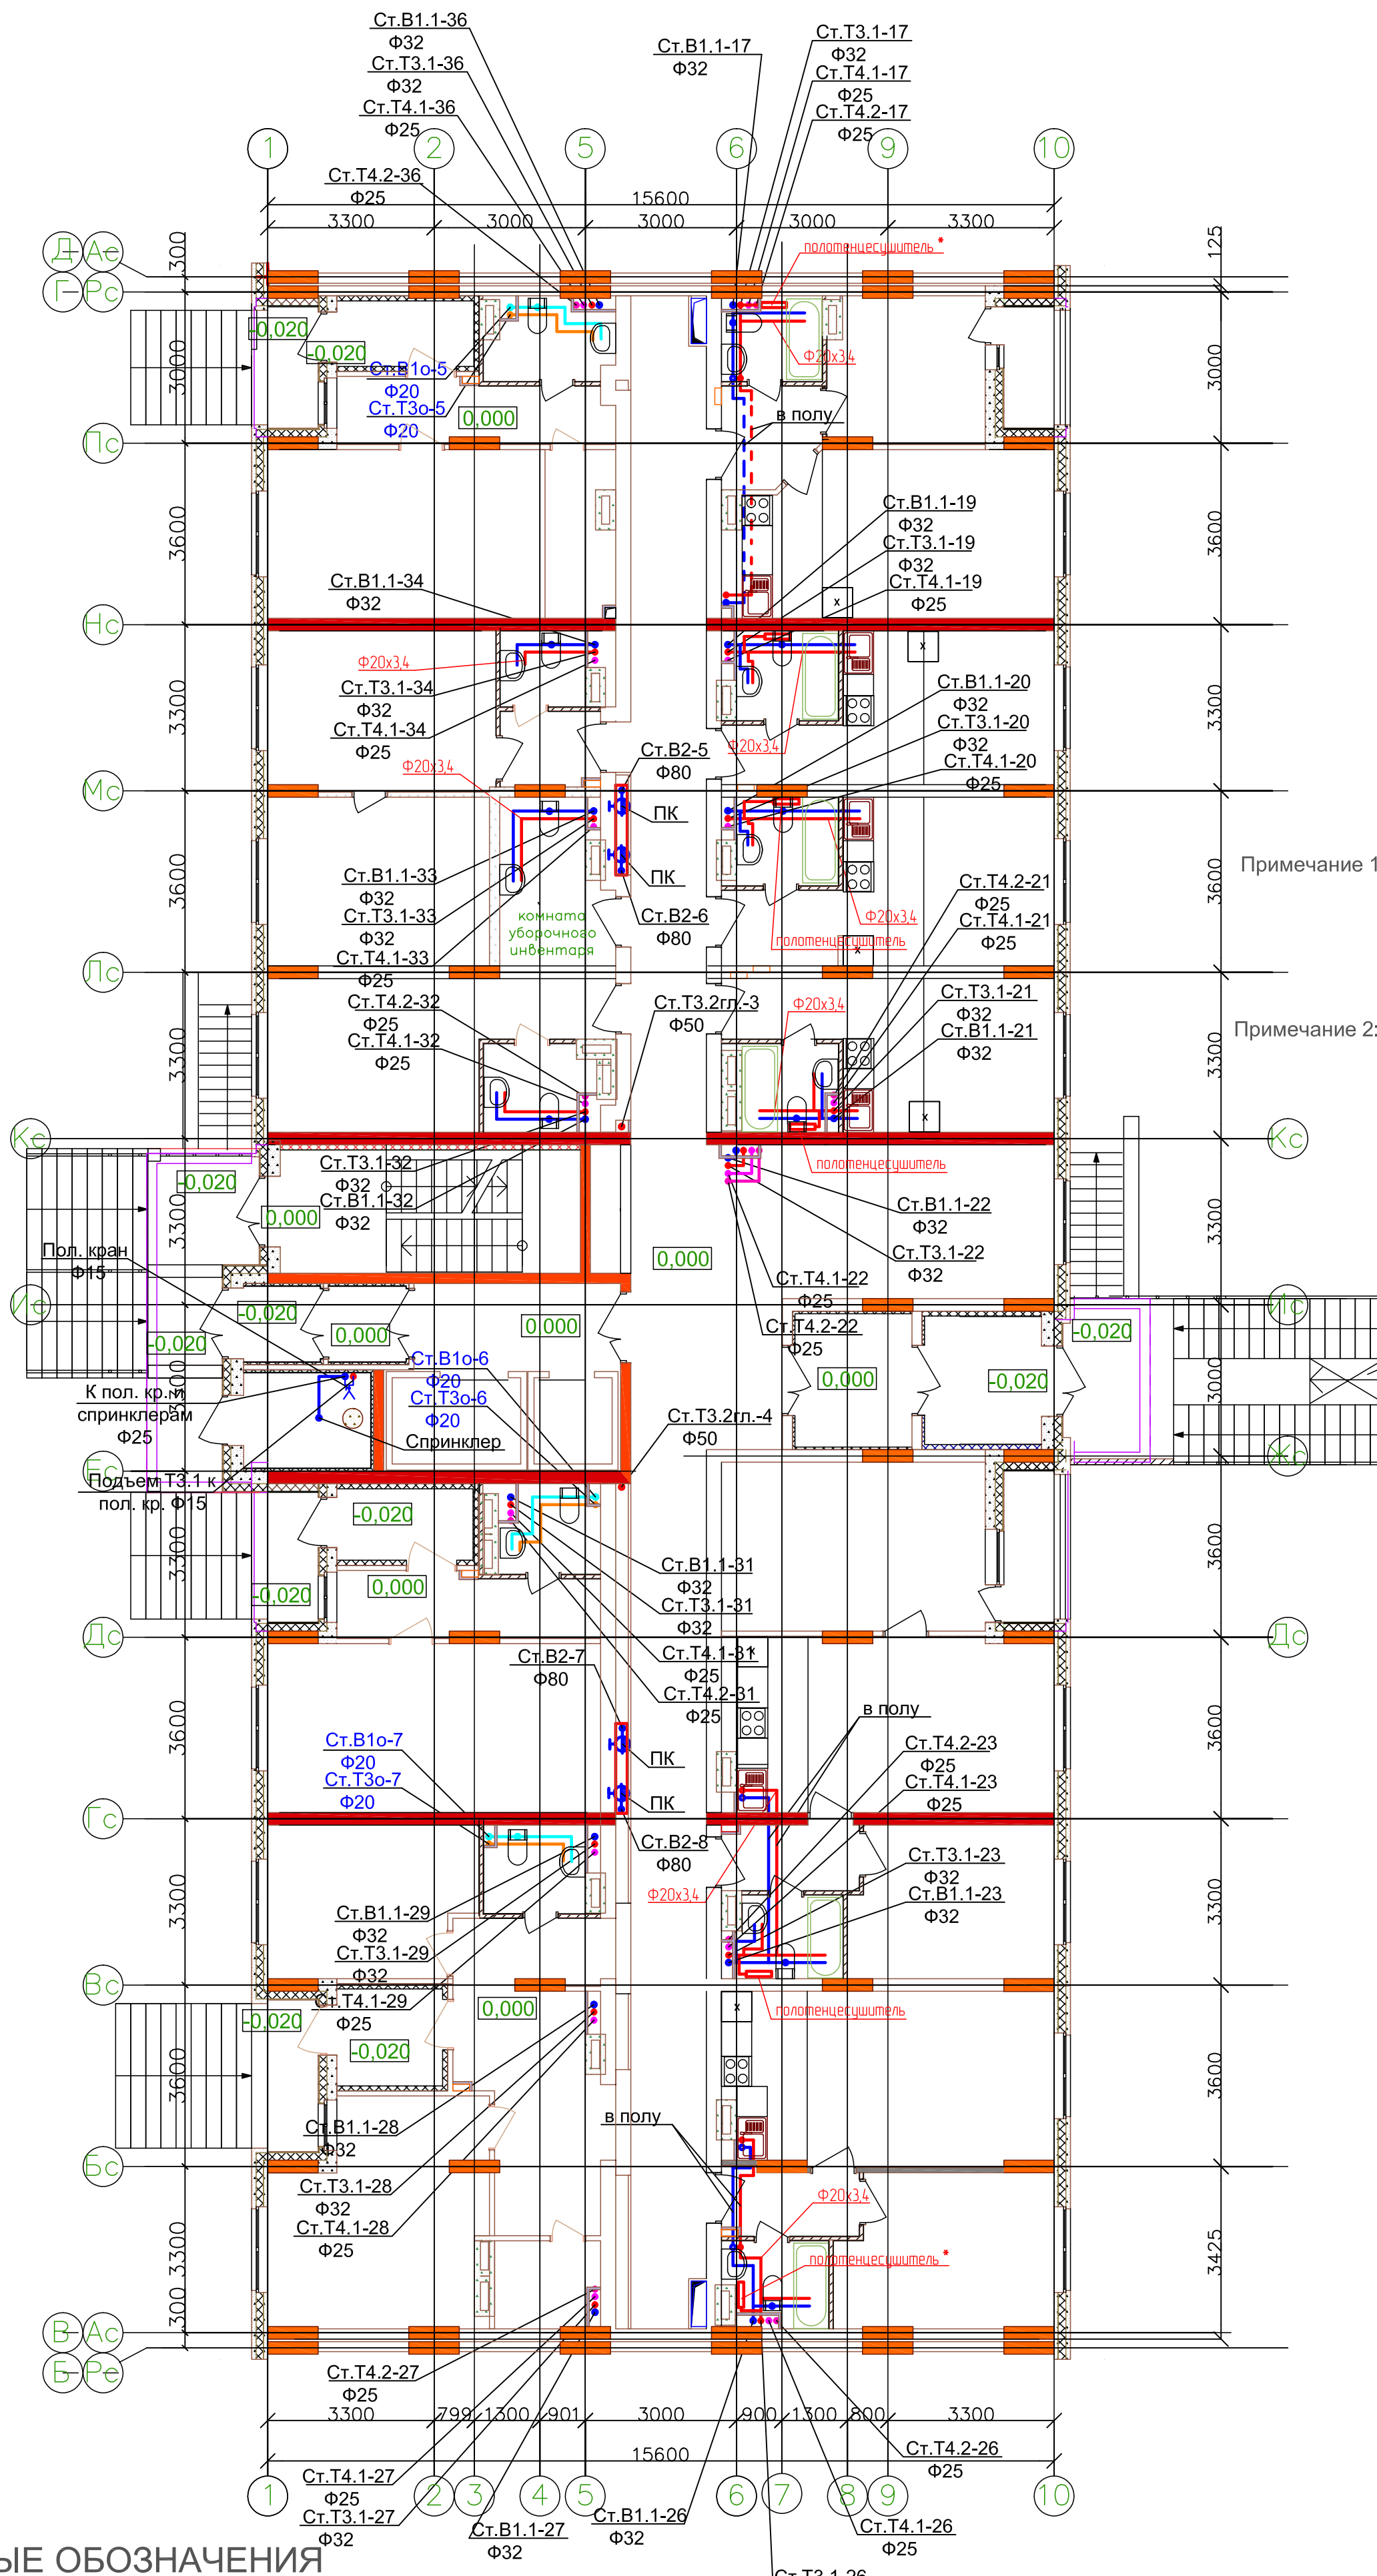

Примечание 1: - полотенцесушитель-П образный (смотри спецификацию 2515-1-ВК.1.С);
- полотенцесушитель*-М образный (смотри спецификацию 2515-1-ВК.1.С);

Примечание 2: - трубопроводы на плане показаны условно(отнесены от стен) ;
- крепление сан.техники , трубопроводов и полотенцесушителей на вентиляционные каналы не осуществлять (крепить с помощью закладных деталей).

Компоновочная схема

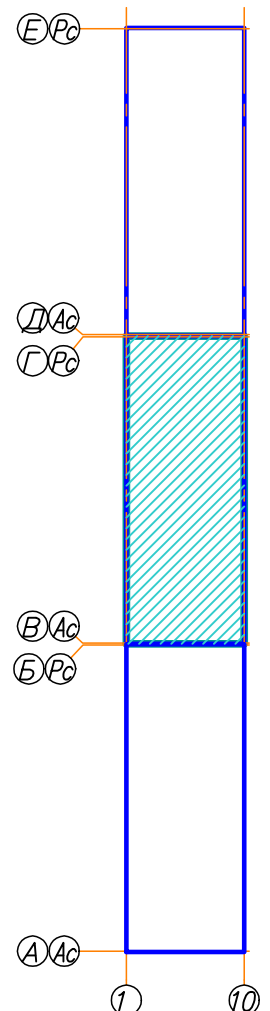

- УСЛОВНЫЕ ОБОЗНАЧЕНИЯ**
- В1.1 - трубопровод холодного водоснабжения нижней зоны;
 - В2 - трубопровод пожаротушения и водоснабжения верхней зоны ;
 - В1о - трубопровод холодного водоснабжения офисов;
 - Т3.1 - трубопровод горячего водоснабжения (подающий) нижней зоны;
 - Т4.1 - трубопровод горячего водоснабжения (циркуляционный) нижней зоны;
 - Т3.2 - трубопровод горячего водоснабжения (подающий) верхней зоны;
 - Т4.2 - трубопровод горячего водоснабжения (циркуляционный) верхней зоны;
 - Т3о - трубопровод горячего водоснабжения (подающий) офисов ;

2515-1-ВК.1					
21-на этажный 3-секционный многоквартирный жилой дом с техническим и подземным этажами, №6 (по генплану) - 1-й пусковой комплекс. Жилищный комплекс "Анкудиновский парк" в д. Анкудиновка Кстовского района Нижегородской области					
Изм.	Колуч	Лист	№ док	Подпись	Дата
ГИП	Ходыкин				12.15
Рук группы	Красильникова				12.15
Разработал	Красильникова				12.15
Н.контроль	Заборова				12.15
Жилой дом №6				Стадия	Лист
				Р	7
План 1 этажа секции в осях 1-10 и В-Г с сетями В1.1, В2, В1о, Т3.1, Т3.2, Т3о, Т4.1, Т4.2				ООО МСК "Мост К" г. Нижний Новгород	