



План 11 этажа секции
в осях 1-10 и В-Г с сетями В1.1, В2, Т3.1, Т3.2, Т4.1, Т4.2

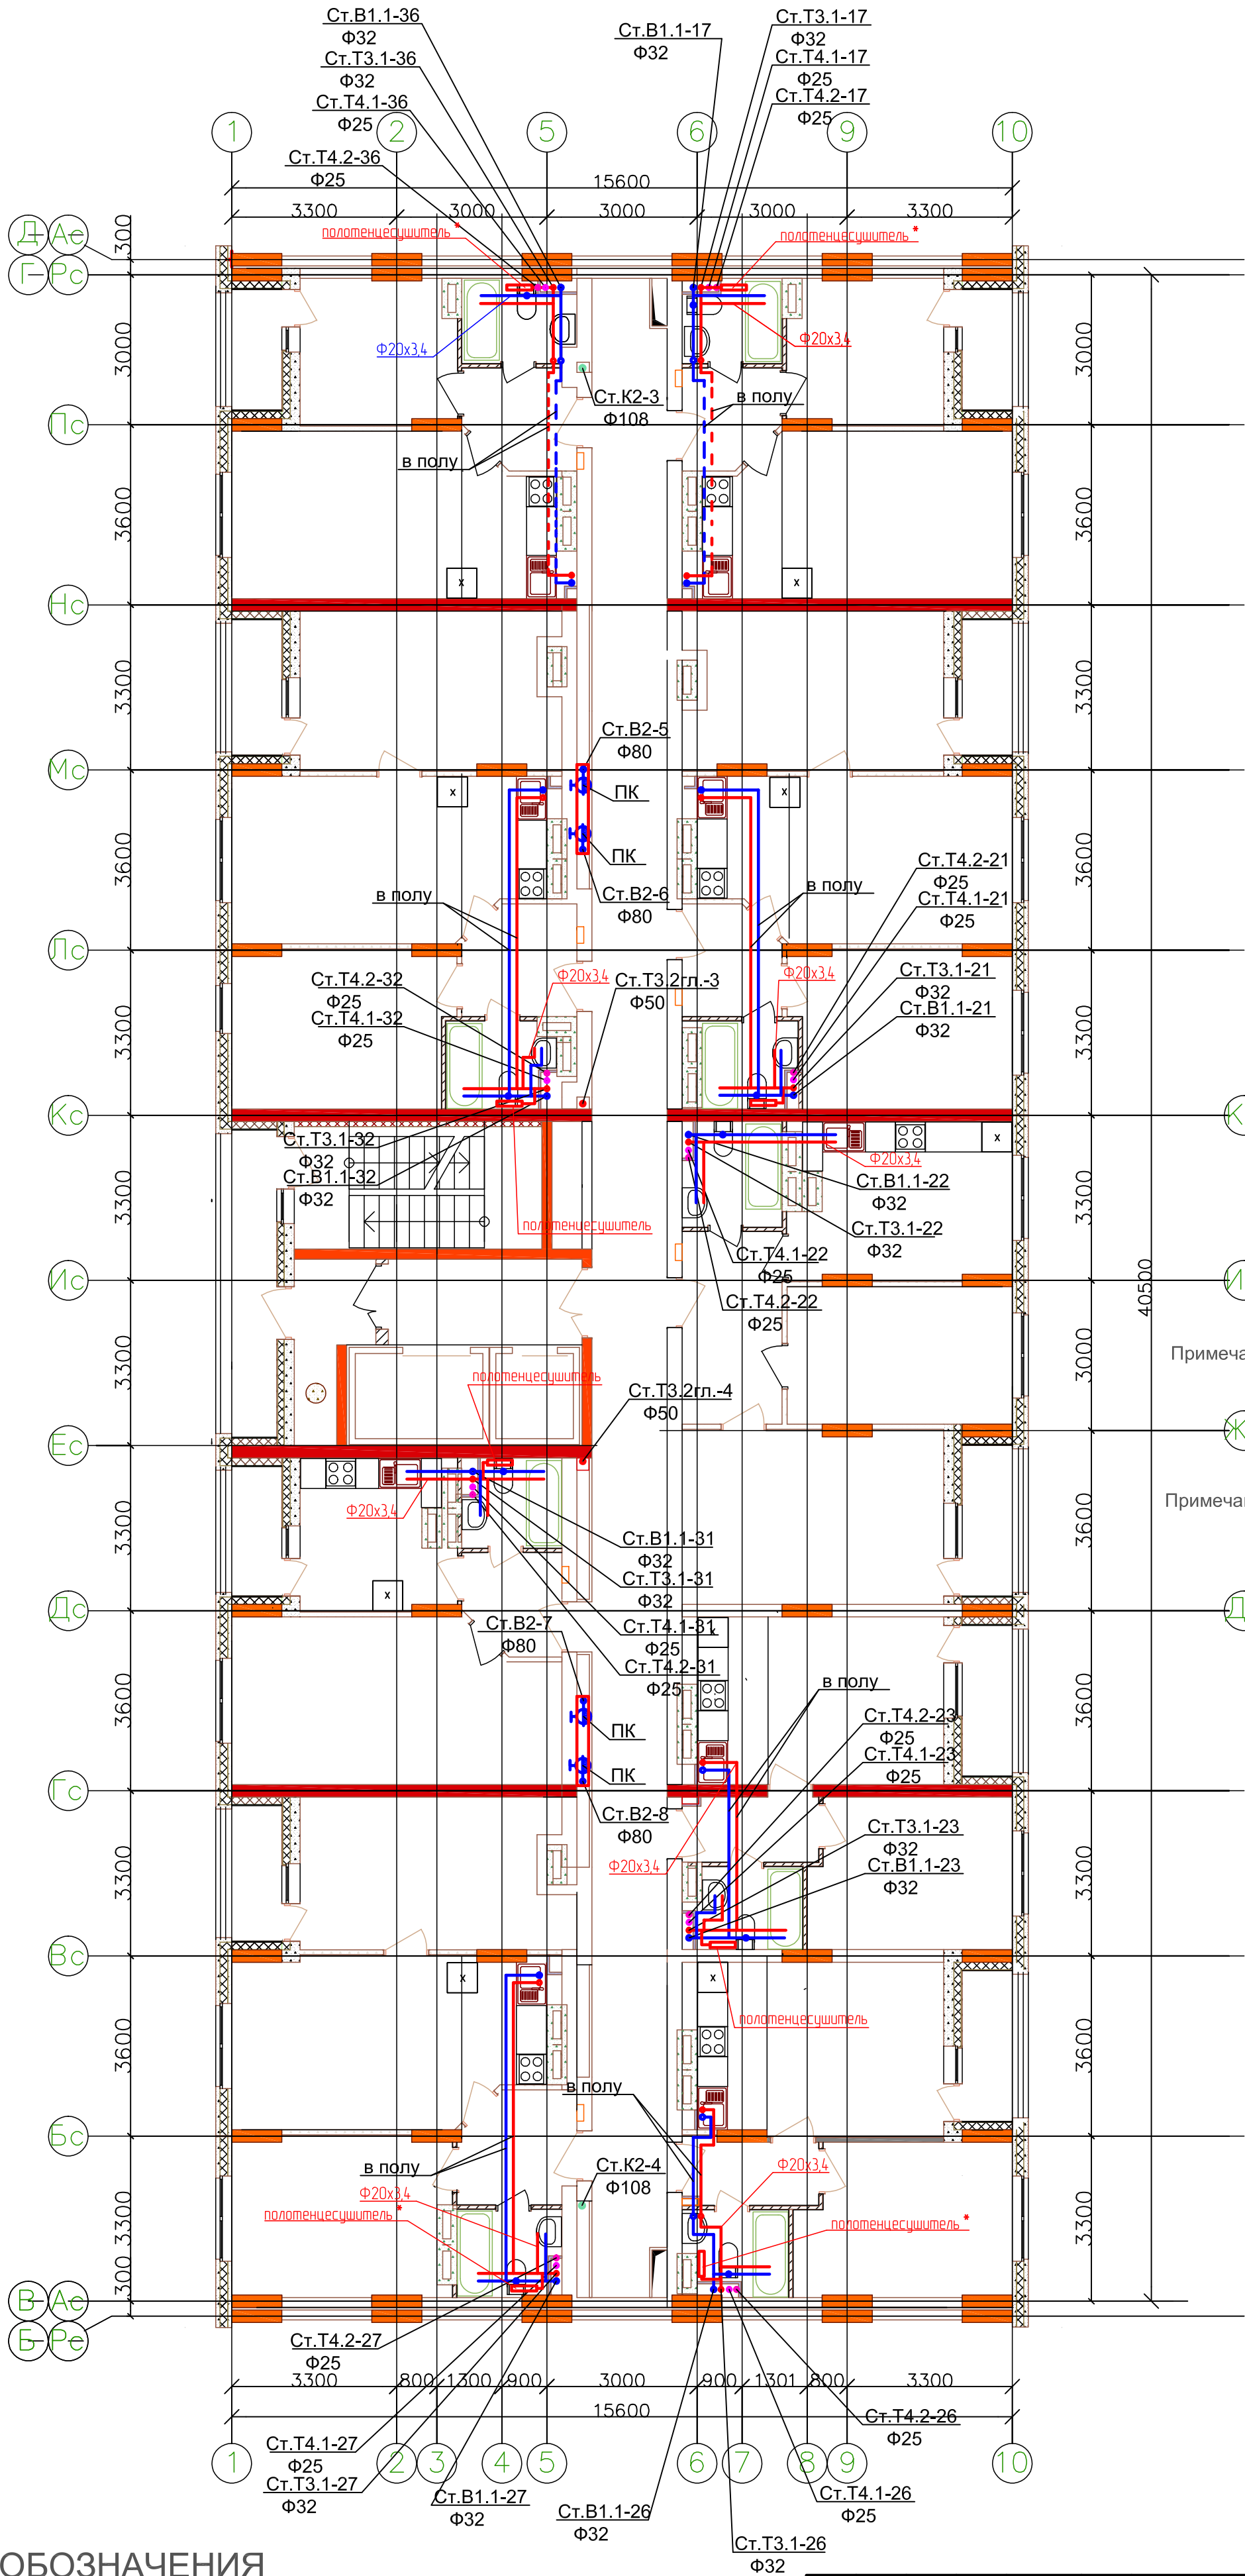

Примечание 1: - полотенцесушитель-П образный (смотри спецификацию 2515-1-ВК.1.С);
- полотенцесушитель*-М образный (смотри спецификацию 2515-1-ВК.1.С);

Примечание 2: - трубопроводы на плане показаны условно(отнесены от стен) ;
- крепление сан.техники , трубопроводов и полотенцесушителей на вентиляционные каналы не осуществлять (крепить с помощью закладных деталей).

Компоновочная схема

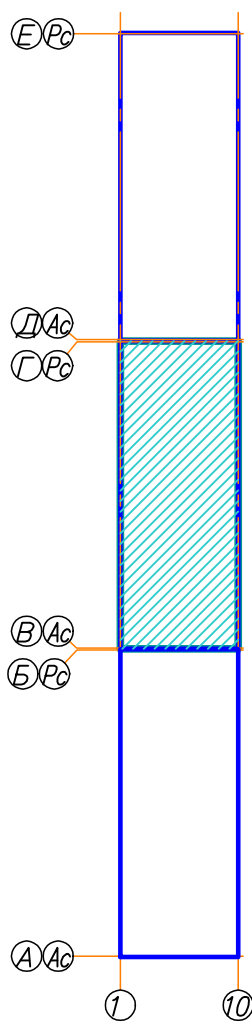

УСЛОВНЫЕ ОБОЗНАЧЕНИЯ

- В1.1 - трубопровод холодного водоснабжения нижней зоны;
- В2 - трубопровод пожаротушения и водоснабжение верхней зоны ;
- Т3.1 - трубопровод горячего водоснабжения (подающий) нижней зоны;
- Т4.1 - трубопровод горячего водоснабжения (циркуляционный) нижней зоны;
- Т3.2 - трубопровод горячего водоснабжения (подающий) верхней зоны;
- Т4.2 - трубопровод горячего водоснабжения (циркуляционный) верхней зоны;

						2515-1-БК.1			
						21-но этажный 3-секционный многоквартирный жилой дом с техническим и подземным этажами, №6 (по генплану) – 1-й пусковой комплекс. Жилищный комплекс "Анкудиновский парк" в д. Анкудиновка Кстовского района Нижегородской области			
Изм.	Колуч.	Лист	№ док.	Подпись	Дата	Жилой дом №6	Стадия	Лист	Листов
ГИП		Ходыкин			12.15		Р	19	
Рук группы		Красильникова			12.15				
Разработал		Красильникова			12.15	План 11 этажа секции в осях 1-10 и В-Г с сетями В1.1, В2, Т3.1, Т3.2, Т4.1, Т4.2	ООО МСК "Мост К" г. Нижний Новгород		
Н.контроль		Зобова			12.15				