



План 9-10 этажей секции
в осях 1-10 и В-Г с сетями В1.1, В2, Т3.1, Т3.2, Т4.1, Т4.2

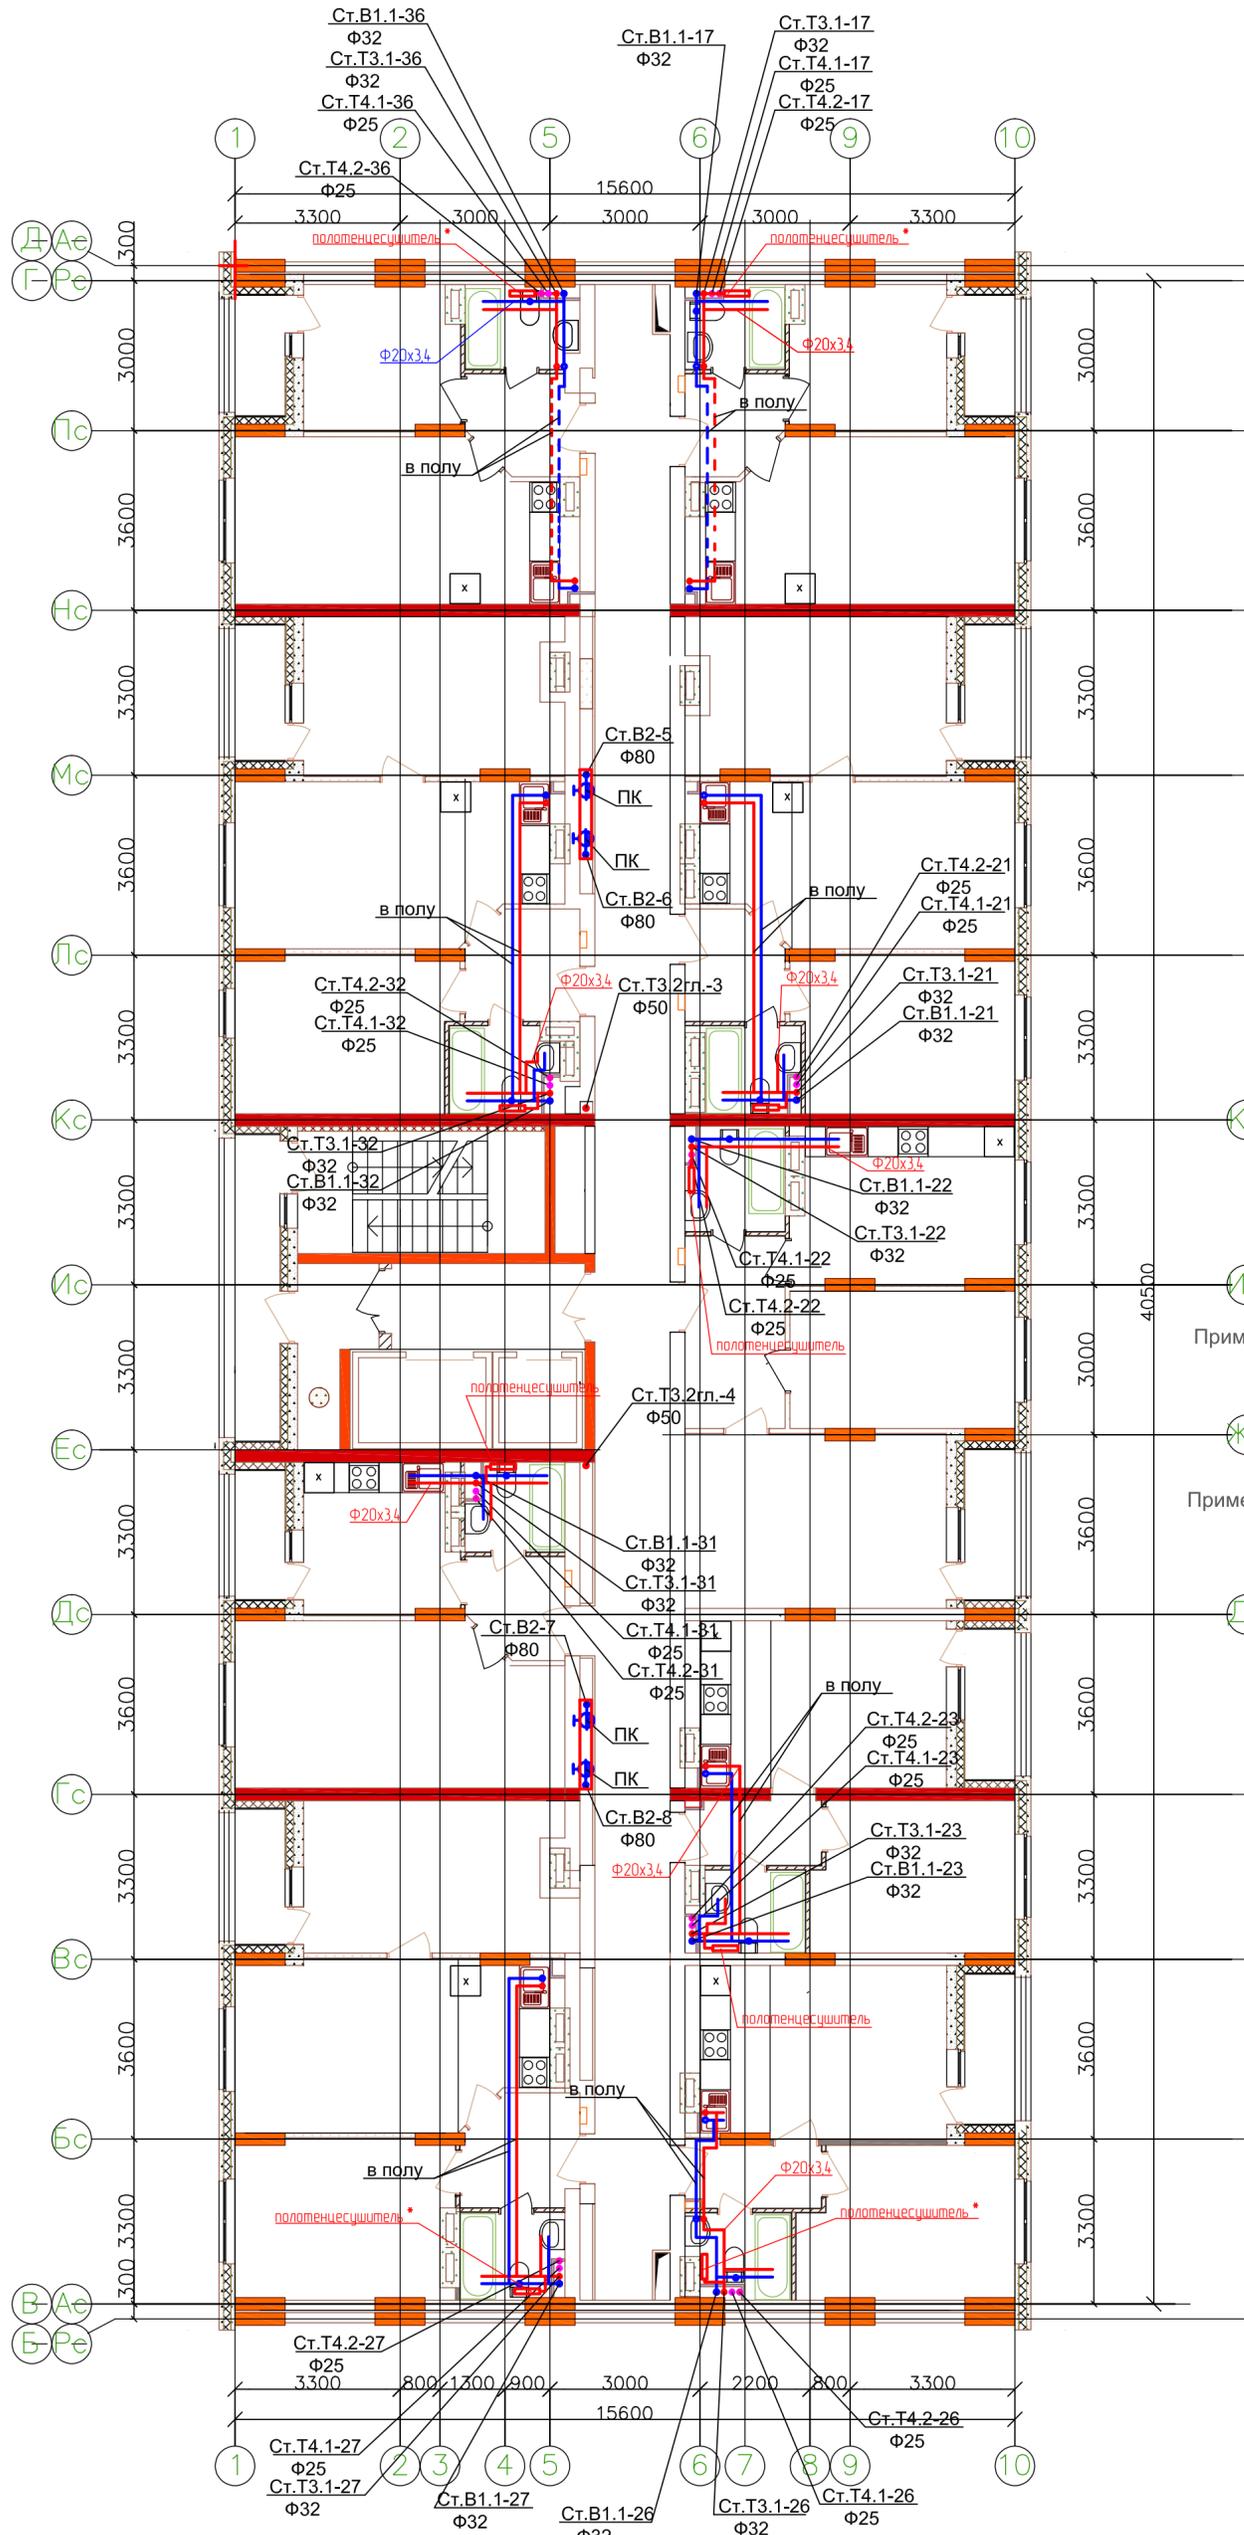

Примечание 1: - полотенцесушитель-П образный (смотри спецификацию 2515-1-ВК.1.С);
- полотенцесушитель*-М образный (смотри спецификацию 2515-1-ВК.1.С);

Примечание 2: - трубопроводы на плане показаны условно(отнесены от стен);
- крепление сан.техники, трубопроводов и полотенцесушителей на вентиляционные каналы не осуществлять (крепить с помощью закладных деталей).

Компоновочная схема

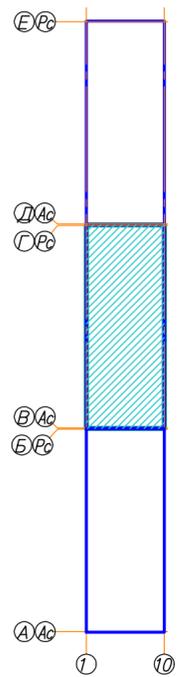

УСЛОВНЫЕ ОБОЗНАЧЕНИЯ

- В1.1 - трубопровод холодного водоснабжения нижней зоны;
- В2 - трубопровод пожаротушения и водоснабжение верхней зоны;
- Т3.1 - трубопровод горячего водоснабжения (подающий) нижней зоны;
- Т4.1 - трубопровод горячего водоснабжения (циркуляционный) нижней зоны;
- Т3.2 - трубопровод горячего водоснабжения (подающий) верхней зоны;
- Т4.2 - трубопровод горячего водоснабжения (циркуляционный) верхней зоны;

					2515-1-ВК.1			
					21-но этажный 3-секционный многоквартирный жилой дом с техническим и подземным этажами, №6 (по генплану) - 1-й пусковой комплекс. Жилищный комплекс "Анкудиновский парк" в д. Анкудиновка Кстовского района Нижегородской области			
Изм.	Колуч.	Лист	№ док.	Подпись	Дата	Жилой дом №6		
ГИП	Хадыкин				12.15			
Рук группы	Красильникова				12.15			
Разработал	Красильникова				12.15	План 9-10 этажей секции в осях 1-10 и В-Г с сетями В1.1, В2, Т3.1, Т3.2, Т4.1, Т4.2		
Н.контр.	Заборова				12.15			
						Стадия	Лист	Листов
						Р	15	15
						ООО МСК "Мост К" г. Нижний Новгород		