



План тех. этажа секции в осях
1-10 и В-Г с сетями В1.2, В2, Т3.2

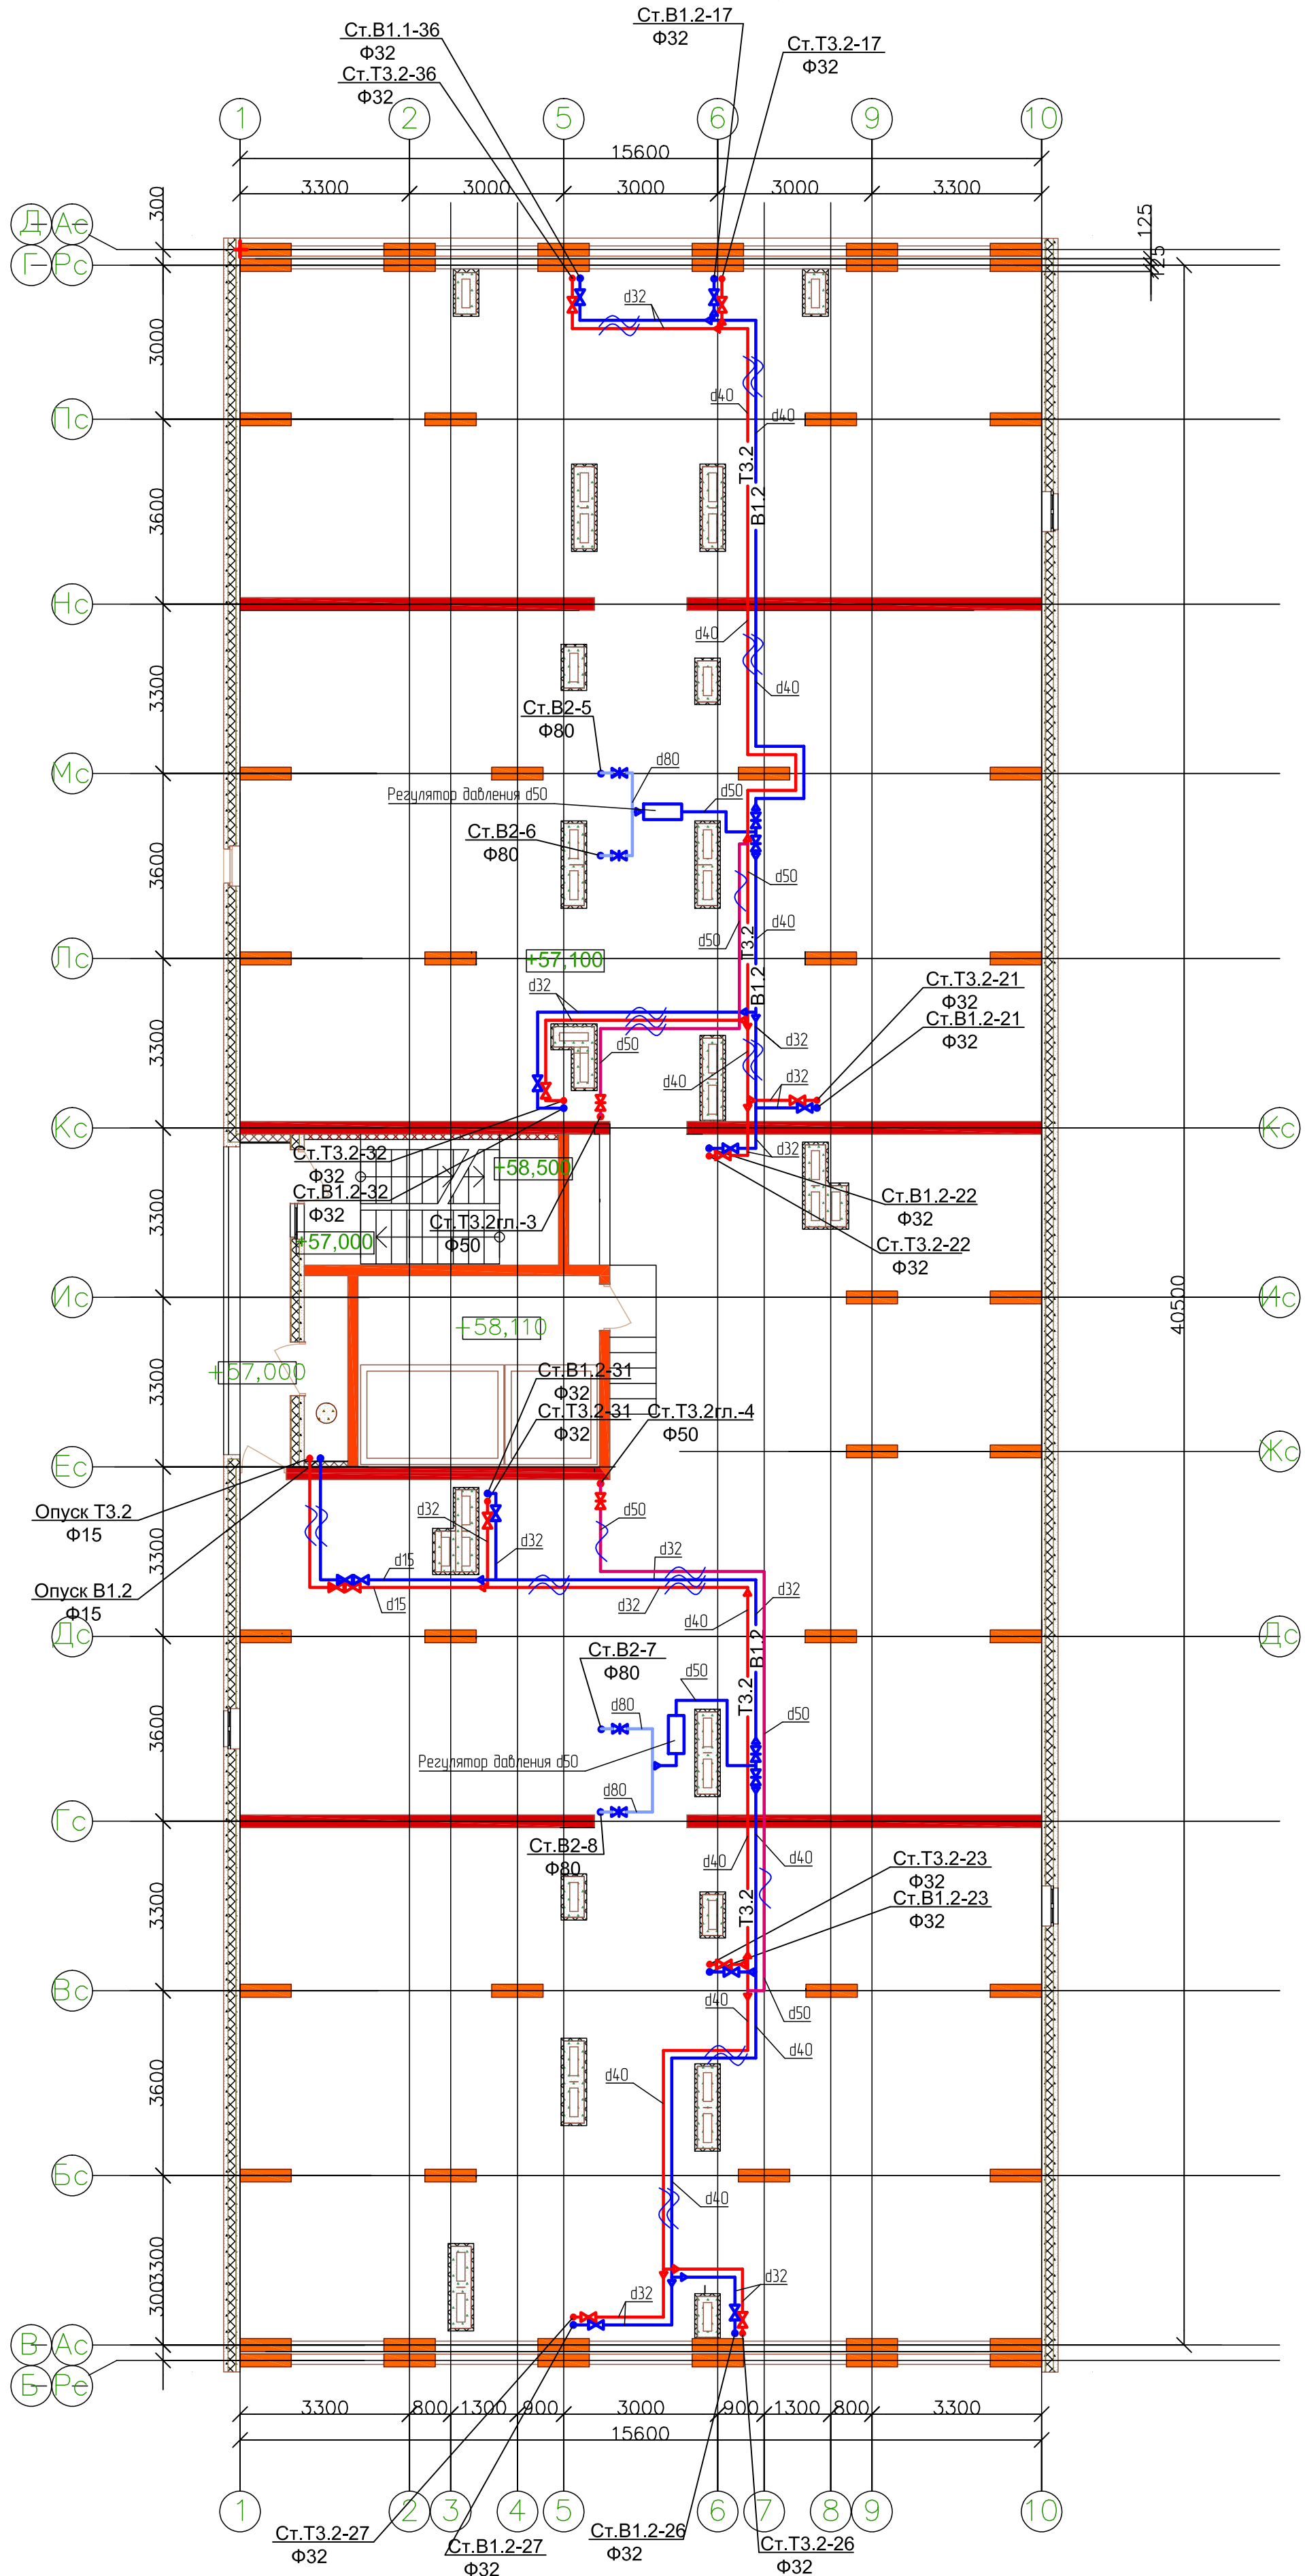

Компоновочная схема

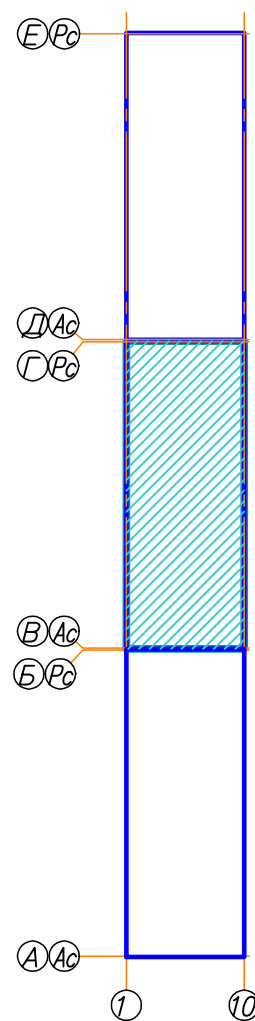

УСЛОВНЫЕ ОБОЗНАЧЕНИЯ

- В1.2 - трубопровод холодного водоснабжения верхней зоны;
- В2 - трубопровод пожаротушения и водоснабжение верхней зоны;
- Т3.2 - трубопровод горячего водоснабжения (подающий) верхней зоны;

2515-1-БК.1					
21-на этажный 3-секционный многоквартирный жилой дом с техническим и подземным этажами, №6 (по генплану) - 1-й пусковой комплекс. Жилищный комплекс "Анкудиновский парк" в д. Анкудиновка Кстовского района Нижегородской области					
Изм.	Кол.ч.	Лист	№ док.	Подпись	Дата
ГИП	Ходыкин				12.15
Рук. группы	Красильникова				12.15
Разработал	Красильникова				12.15
Н.контр.	Заборова				12.15
Жилой дом №6				Стадия	Лист
План тех. этажа секции в осях 1-10 и В-Г с сетями В1.2, В2, Т3.2				Р	25
				Листов	
				000 МСК "Мост К"	
				г. Нижний Новгород	