


План подвала секции в осях 1-10 и
В-Г с сетями В0, В1.1, В2, В1о, Т3.1, Т3.2, Т3о, Т4.1, Т4.2, Т4о

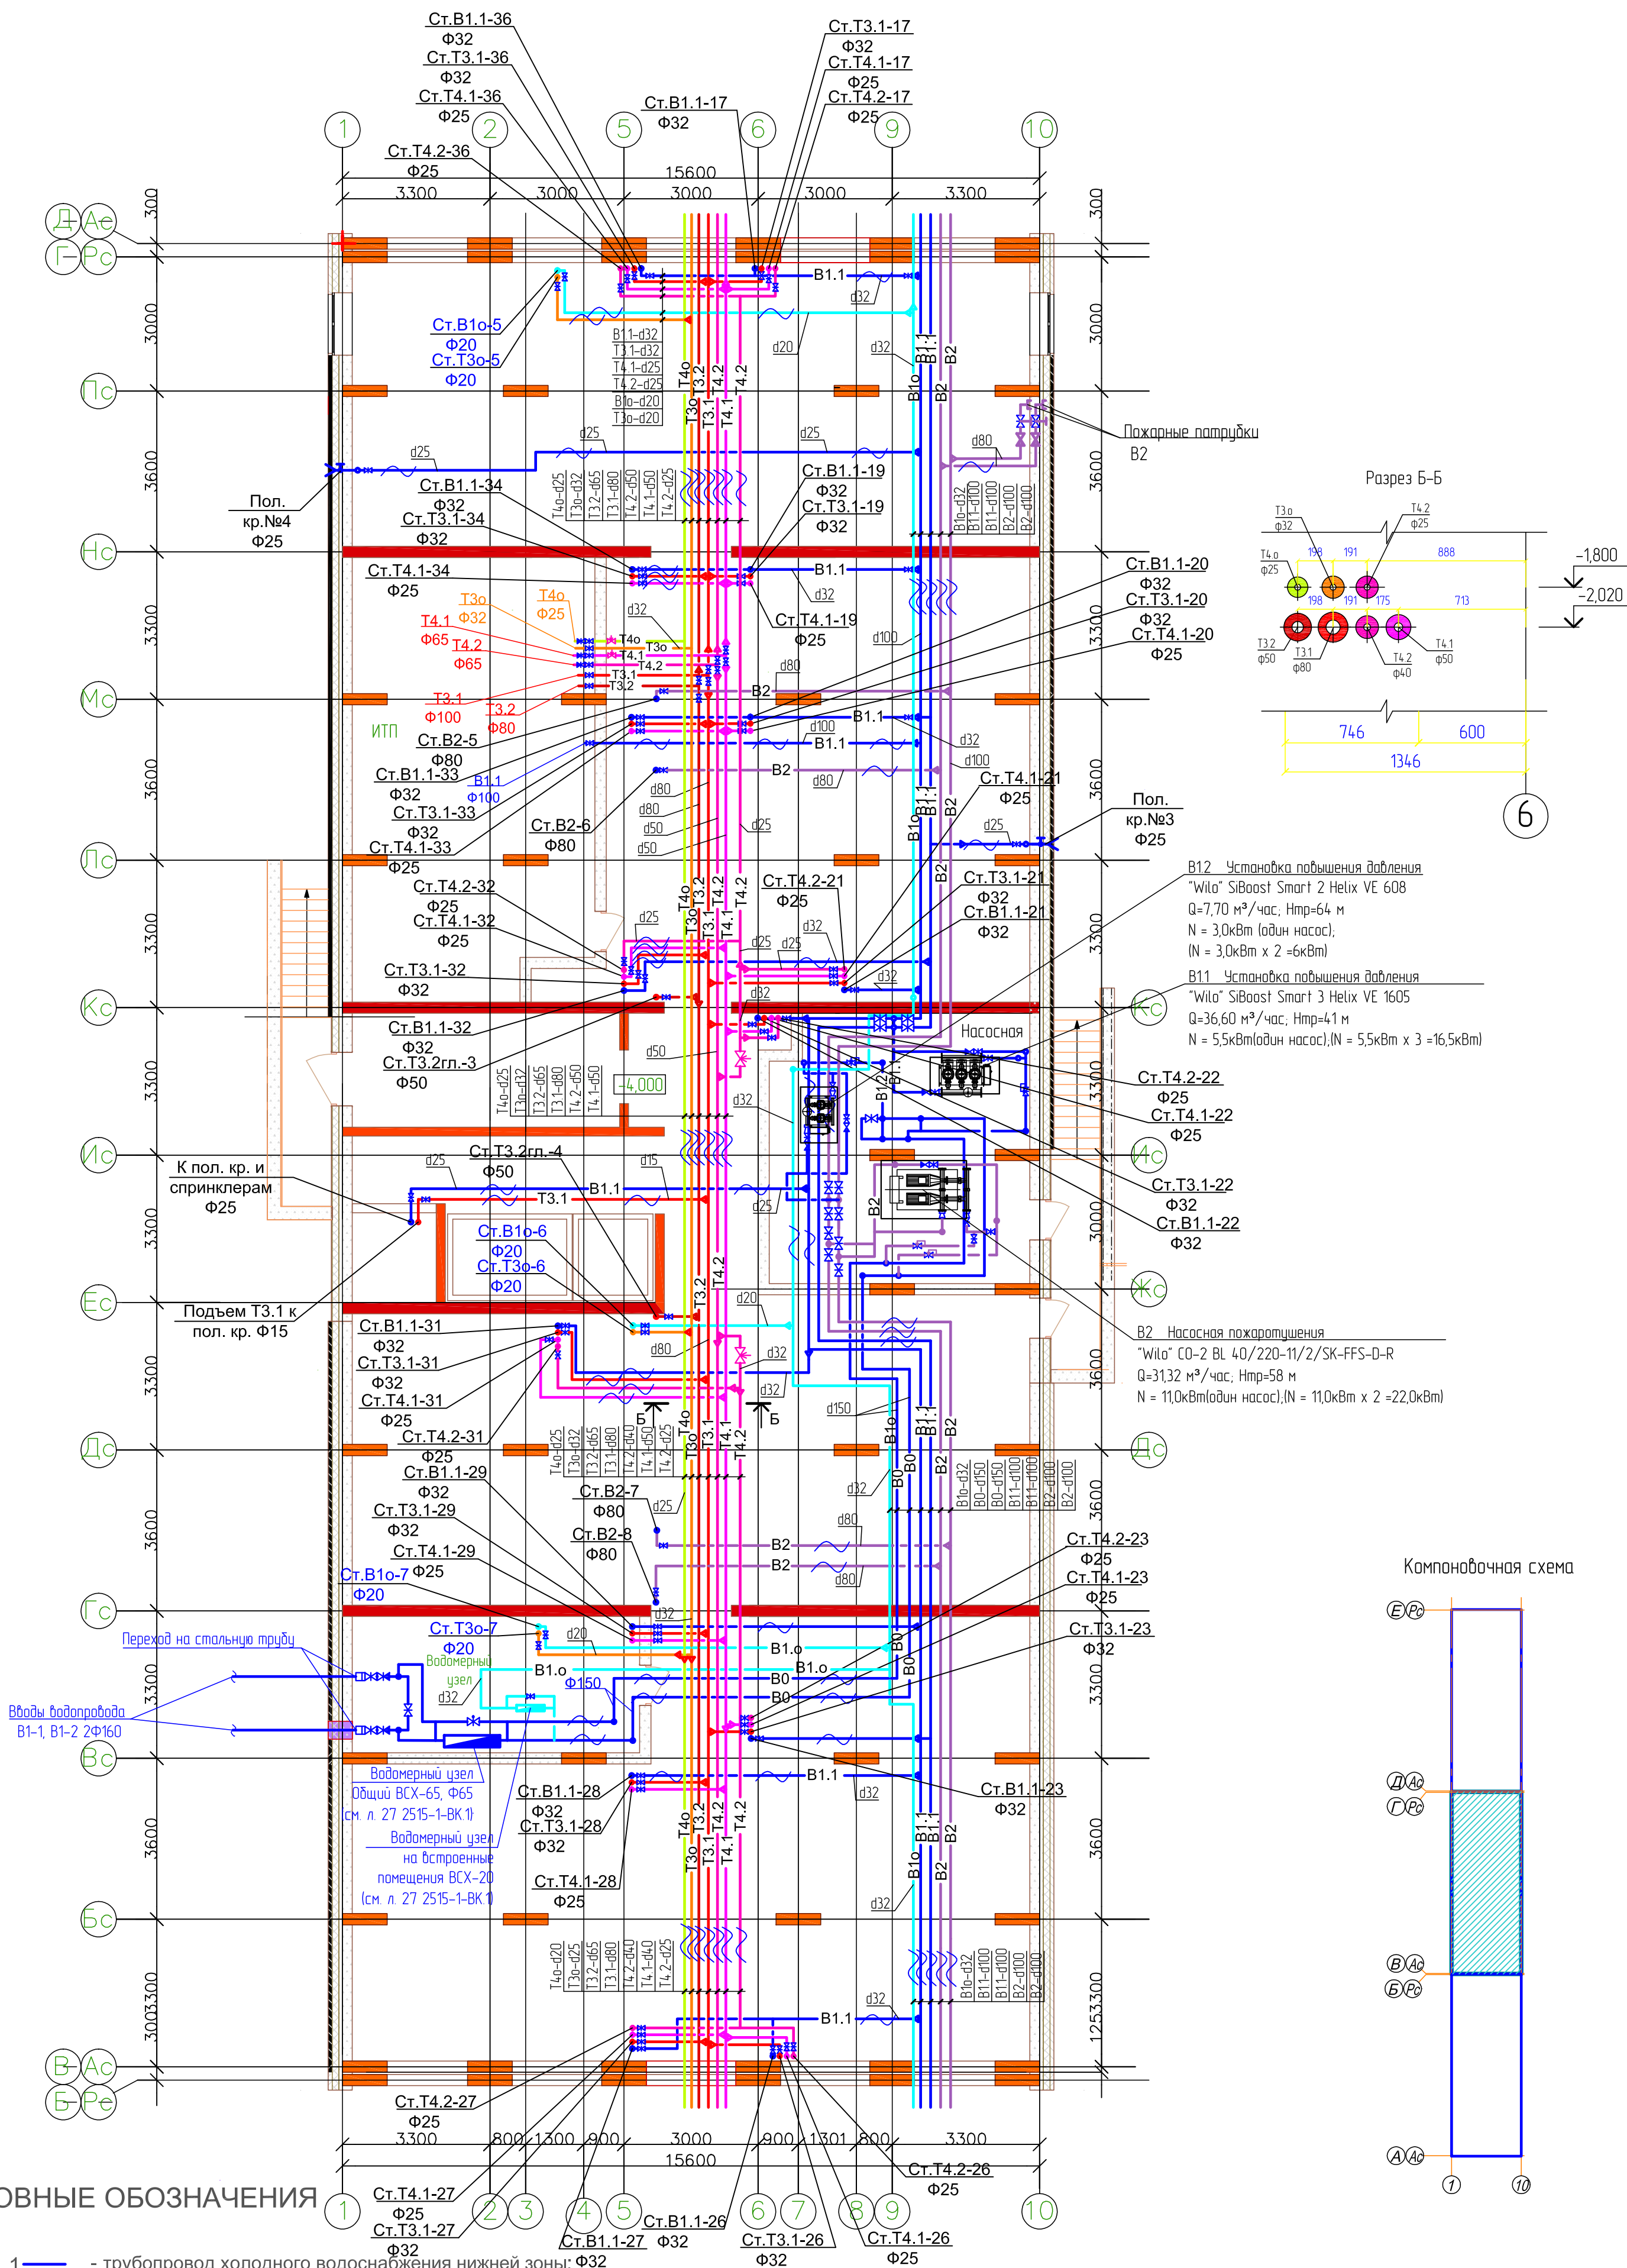

УСЛОВНЫЕ ОБОЗНАЧЕНИЯ

- В1.1 - трубопровод холодного водоснабжения нижней зоны; Ф32
- В2 - трубопровод пожаротушения и водоснабжения верхней зоны;
- В1о - трубопровод холодного водоснабжения офисов;
- Т3.1 - трубопровод горячего водоснабжения (подающий) нижней зоны;
- Т4.1 - трубопровод горячего водоснабжения (циркуляционный) нижней зоны;
- Т3.2 - трубопровод горячего водоснабжения (подающий) верхней зоны;
- Т4.2 - трубопровод горячего водоснабжения (циркуляционный) верхней зоны;
- Т3о - трубопровод горячего водоснабжения (подающий) офисов;
- Т4о - трубопровод горячего водоснабжения (циркуляционный) офисов;

						2515-1-БК.1			
						21-но этажный 3-секционный многоквартирный жилой дом с техническим и подземным этажами, №6 (по генплану) – 1-й пусковой комплекс. Жилищный комплекс "Анкудиновский парк" в д. Анкудиновка Кстовского района Нижегородской области			
Изм.	Кол.уч.	Лист	№ док.	Подпись	Дата	Жилой дом №6	Стадия	Лист	Листов
ГИП		Ходыкин			12.15		Р	4	
Рук. группы		Красильникова			12.15				
Разработал		Варабьева			12.15				
						План подвала секции в осях 1-10 и В-Г с сетями В0, В1.1, В2, В1о Т3.1, Т3.2, Т3о, Т4.1, Т4.2, Т4о	ООО МСК "Мост К" г. Нижний Новгород		
Н.контроль		Заборова			12.15				