
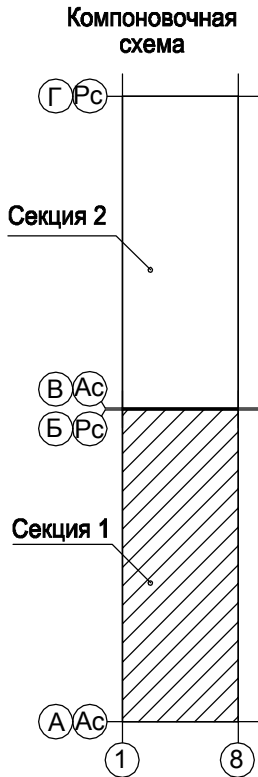


СОГЛАСОВАНО:			
пр.АР	Соловьева		
пр.ОВ	Николаева		
пр.ЭТ	Зуй		
Инов. № подл.	Подпись и дата	Взам. инв. №	Изм. инв. №

Примечание:
1. Общие данные см. л. ВК-1.
2. Данный лист читать совместно с листами ВК -38,42,50-51,57-60.
3. Диаметры трубопроводов и запорную арматуру, не показанные на данном листе, смотреть на схемах соответствующих систем.
4. Трубопроводы в местах пересечения перекрытий, внутренних стен и перегородок следует прокладывать в гильзах из негорючих материалов.
5. Трубопроводы от стен отнесены условно.

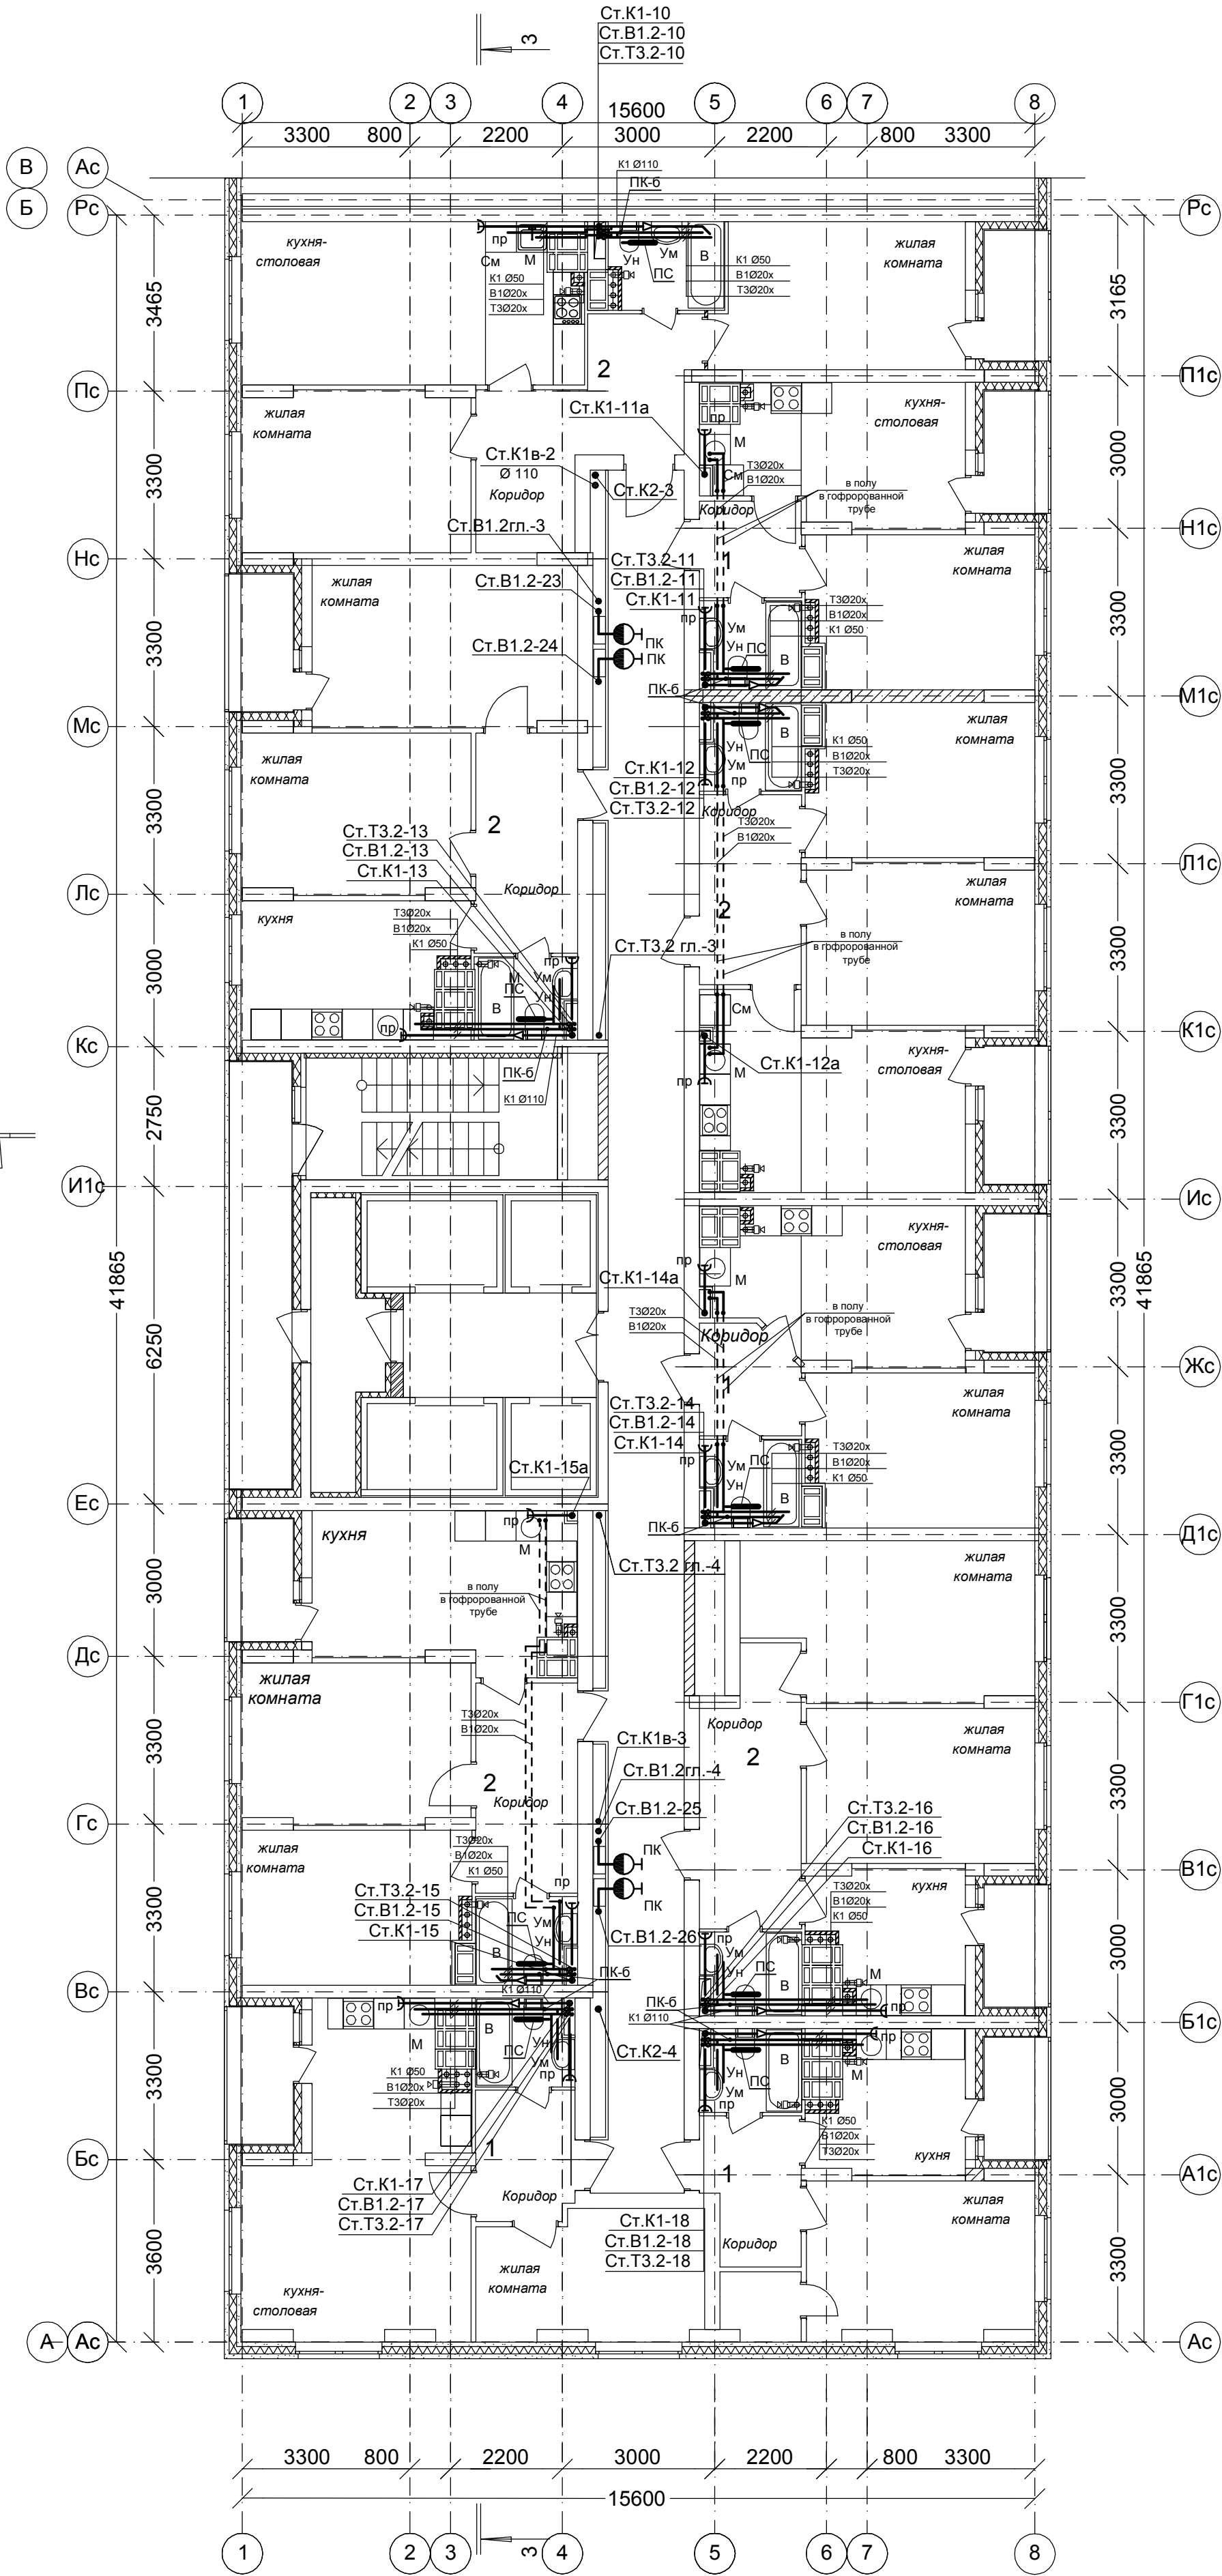

99/17 - ВК			
26-этажный 2-х секционный многоквартирный жилой дом с помещениями общественного назначения №8 (по генплану) . Жилищный комплекс "Анкудиновский парк" в д.Анкудиновка Кстовского района Нижегородской области			
Дом № 8 (по генплану)		Стадия	Лист
		Р	27
План 24 этажа на отм. 66.000 в осях 1-8, А-Б с сетями водопровода В 1.2, Т3.2 и канализации К1, К2. Секция 1		ООО ФИРМА "СС Проект"	