
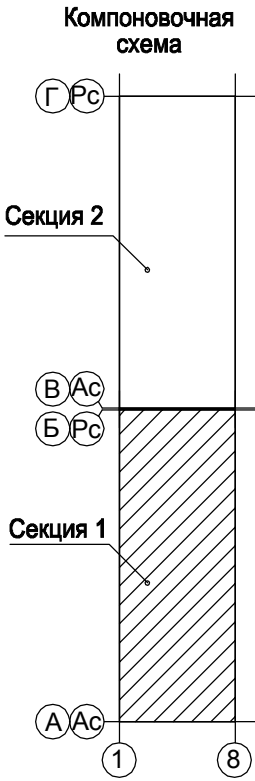


СОГЛАСОВАНО:			
гр.АР	Соловьева		
гр.ОВ	Николаева		
гр.ЭТ	Зуй		
Инв. № подл.	Подпись и дата	Взам. инв. №	

Примечание:
1. Общие данные см. л. ВК-1.
2. Данный лист читать совместно с листами ВК -38,40,47-48,51,57-60.
3. Диаметры трубопроводов и запорную арматуру, не показанные на данном листе, смотреть на схемах соответствующих систем.
4. Трубопроводы в местах пересечения перекрытий, внутренних стен и перегородок следует прокладывать в гильзах из несгораемых материалов.
5. Трубопроводы от стен отнесены условно.

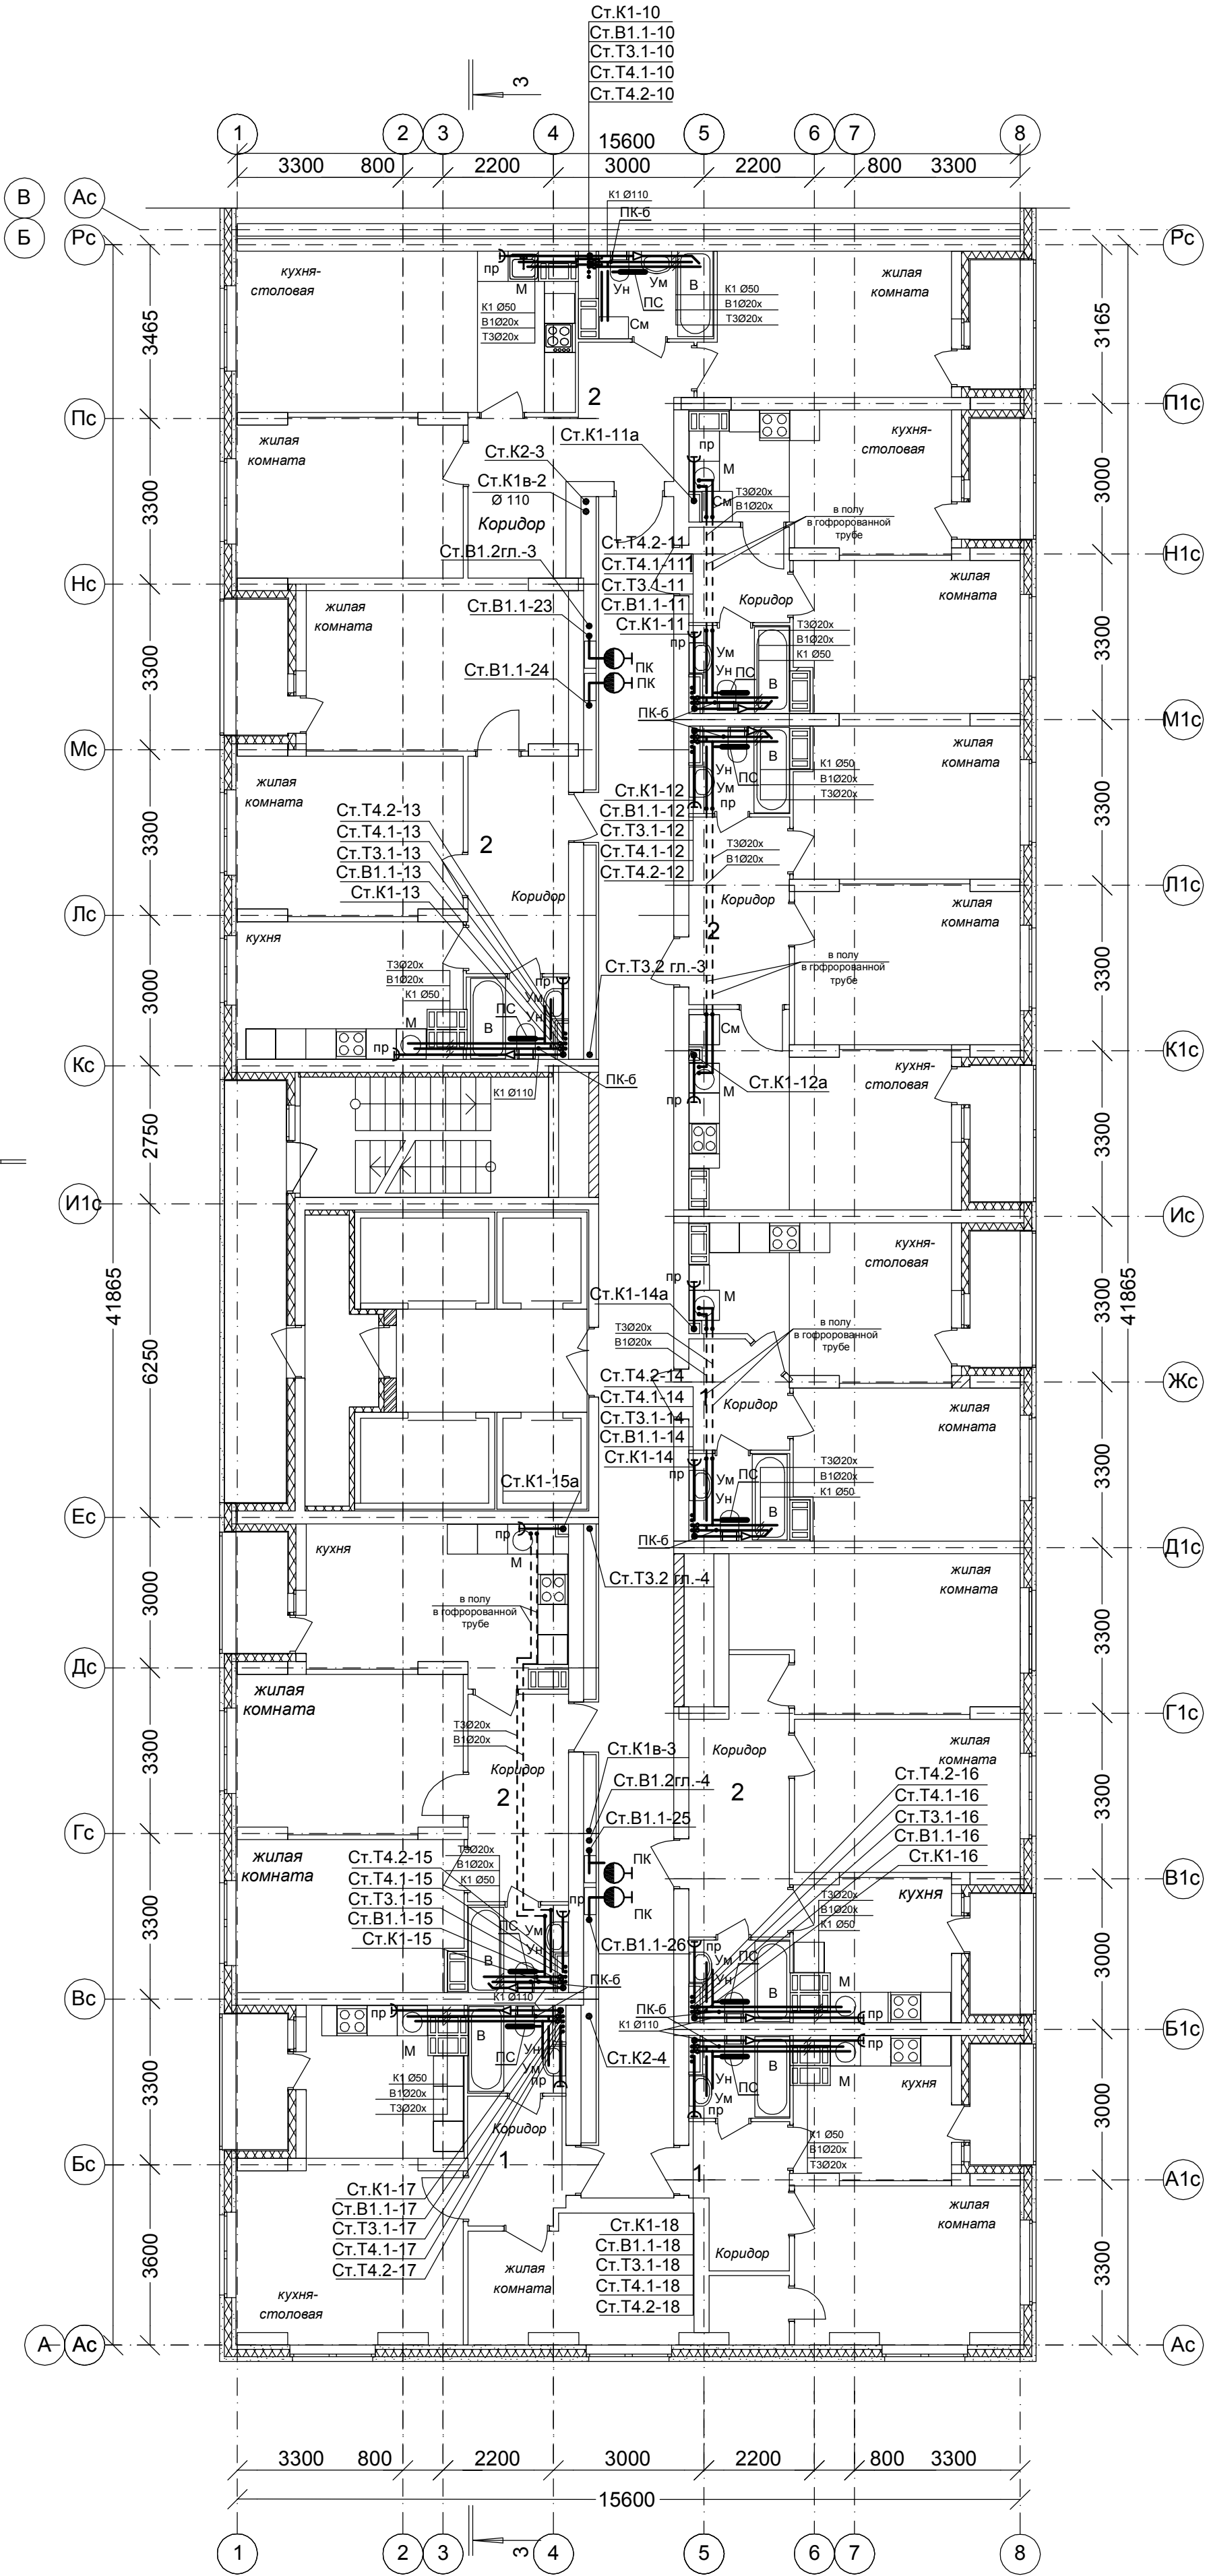

99/17 - ВК			
26-этажный 2-х секционный многоквартирный жилой дом с помещениями общественного назначения №8 (по генплану). Жилищный комплекс "Ангудиновский парк" в д.Ангудиновка Кстовского района Нижегородской области			
Дом № 8 (по генплану)		Стадия	Лист
		Р	10
План 3-12 этажей на отм. 3.000/30.000 в осях 1-8, А-Б с сетями водопровода В1.1,Т3.1,Т4.1,В1.2,Т3.2,Т4.2 и канализации К1, К2. Секция 1		ООО ФИРМА "СС Проект"	