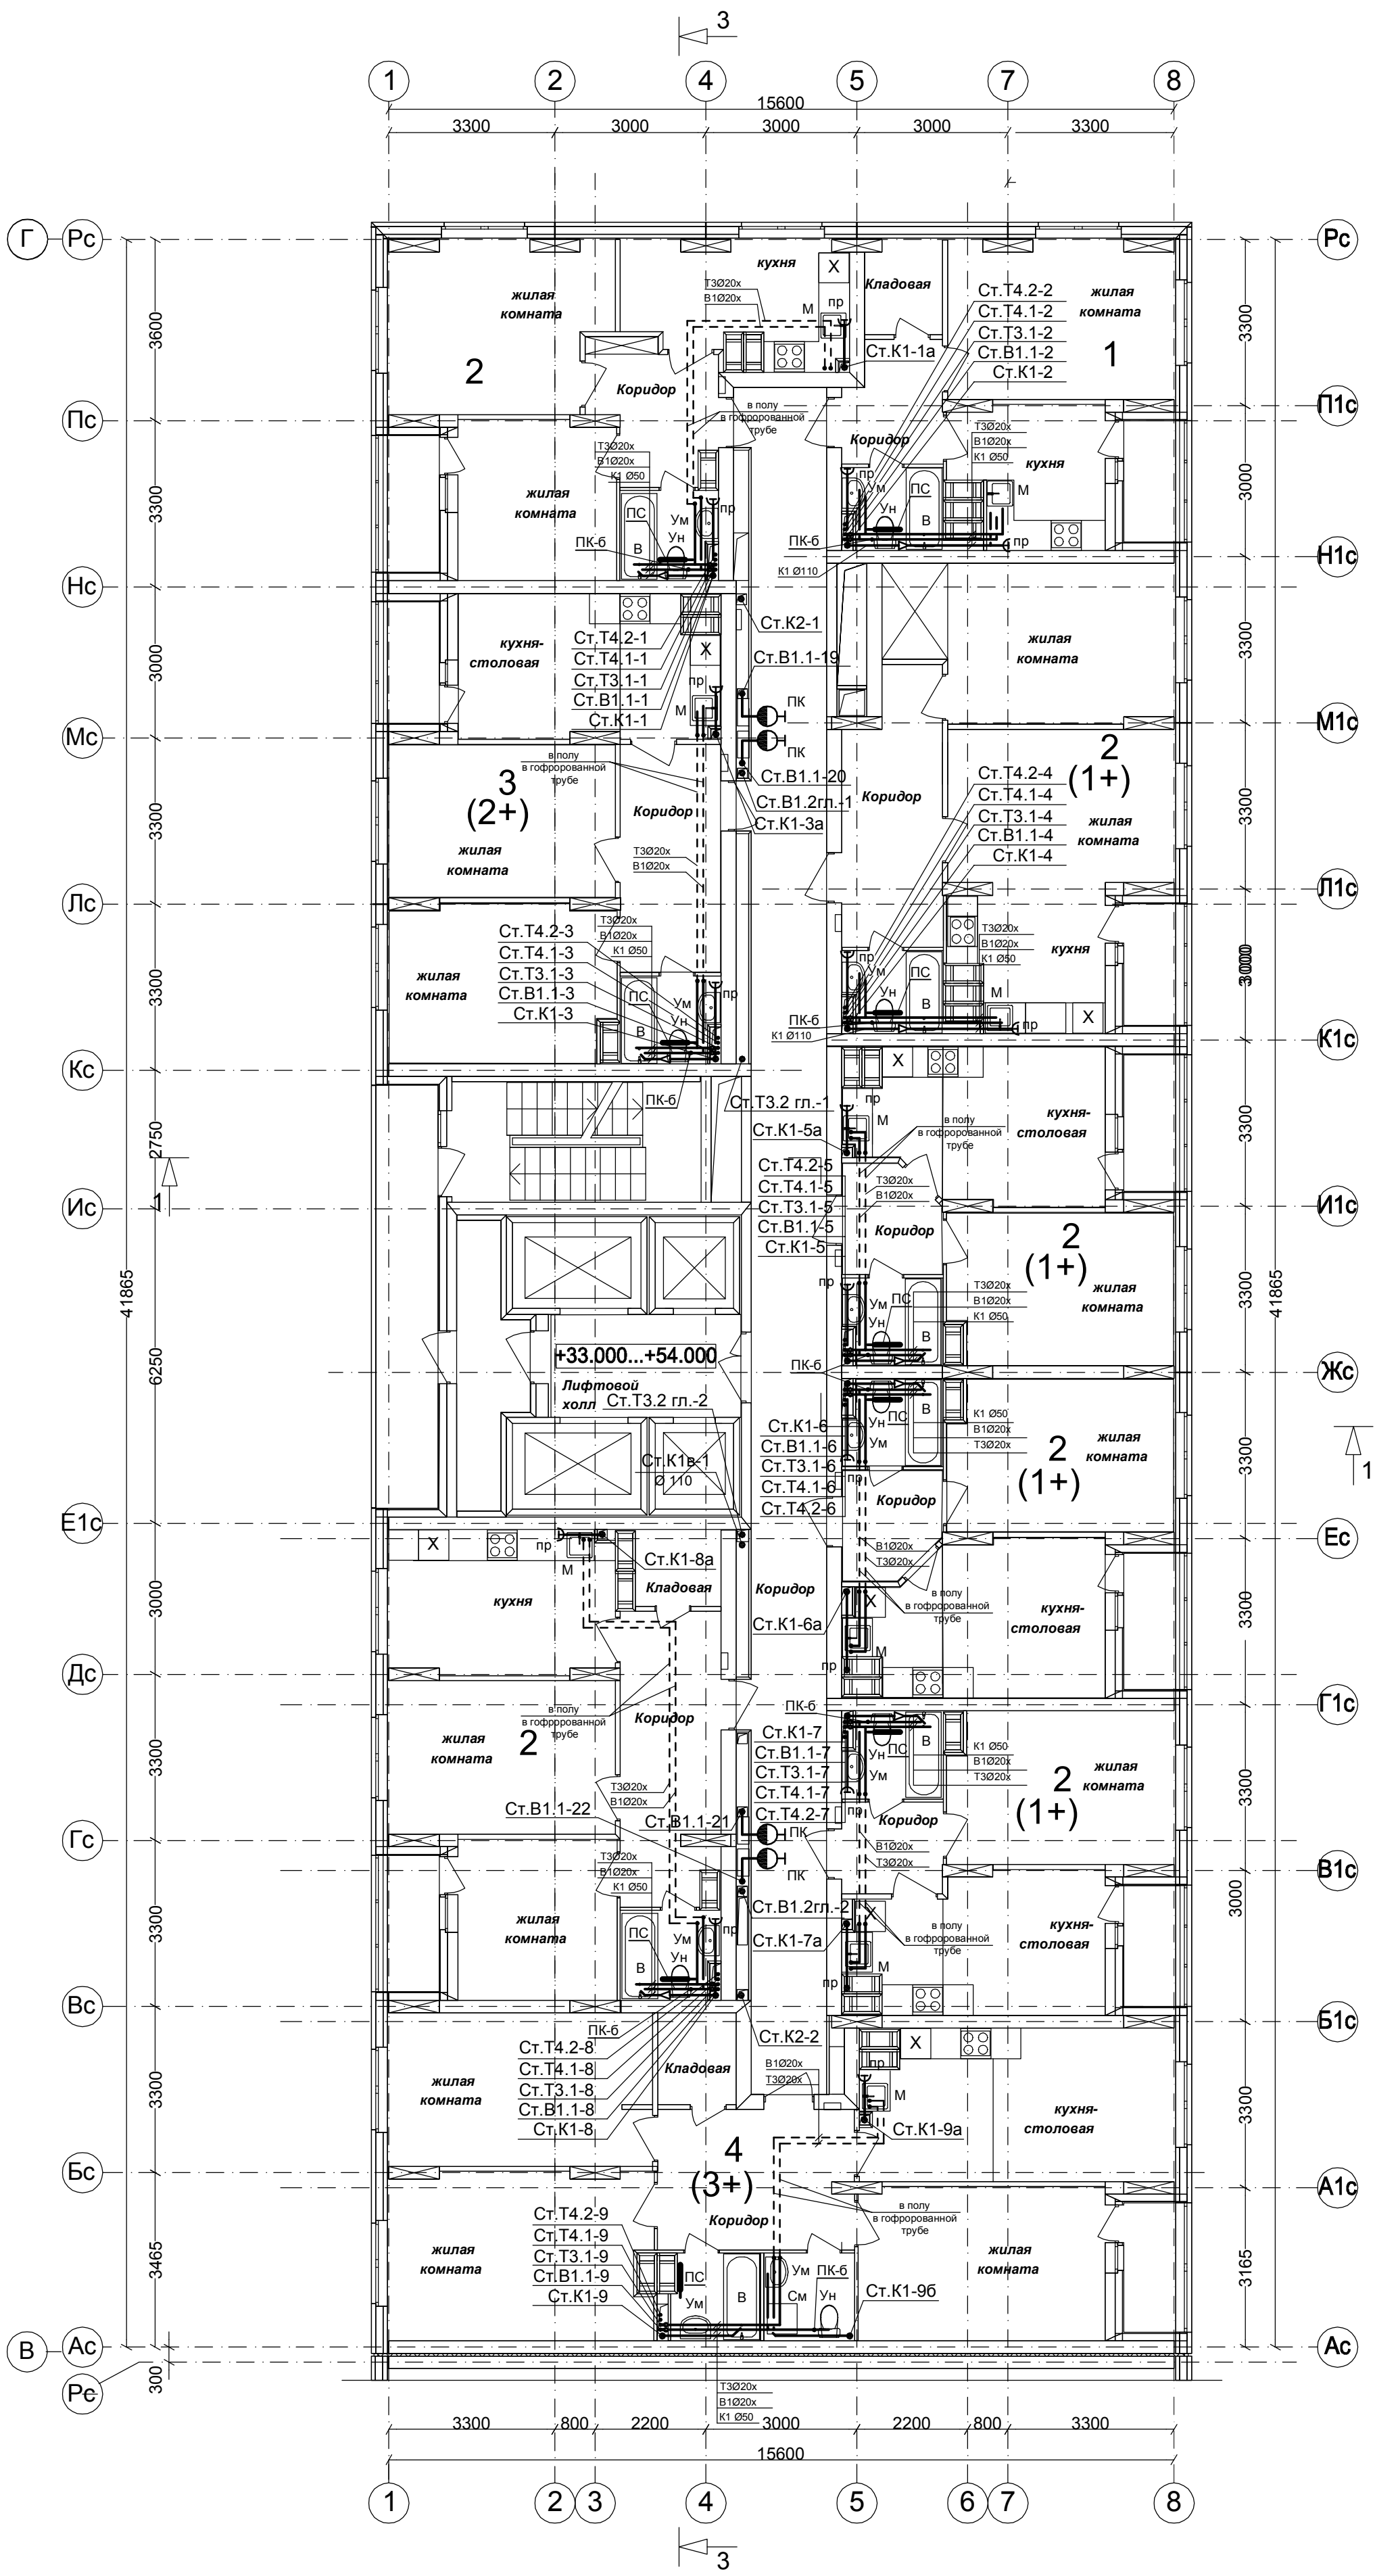


Примечание:
1. Общие данные см. л. ВК-1.
2. Данный лист читать совместно с листами ВК -38-39,45-46,55-57,61.
3. Диаметры трубопроводов и запорную арматуру, не показанные на данном листе, смотреть на схемах соответствующих систем.
4. Трубопроводы в местах пересечения перекрытий, внутренних стен и перегородок следует прокладывать в гильзах из несгораемых материалов.
5. Трубопроводы от стен отнесены условно.

99/17 - ВК			
26-этажный 2-х секционный многоквартирный жилой дом с помещениями общественного назначения №8 (по генплану) . Жилищный комплекс "Анкудиновский парк" в д.Анкудиновка Кстовского района Нижегородской области			
Дом № 8 (по генплану)		Стадия	Лист
		Р	14
План 13-14 этажей на отм.33.000:36.000 в осях 1-8, В-Г с сетями водопровода В1.1,Т3.1,Т4.1,В1.2, Т3.2,Т4.2 и канализации К1, К2. Секция 2		ООО ФИРМА "СС Проект"	