


План 1 этажа на отм.-3.000.
Секция 1

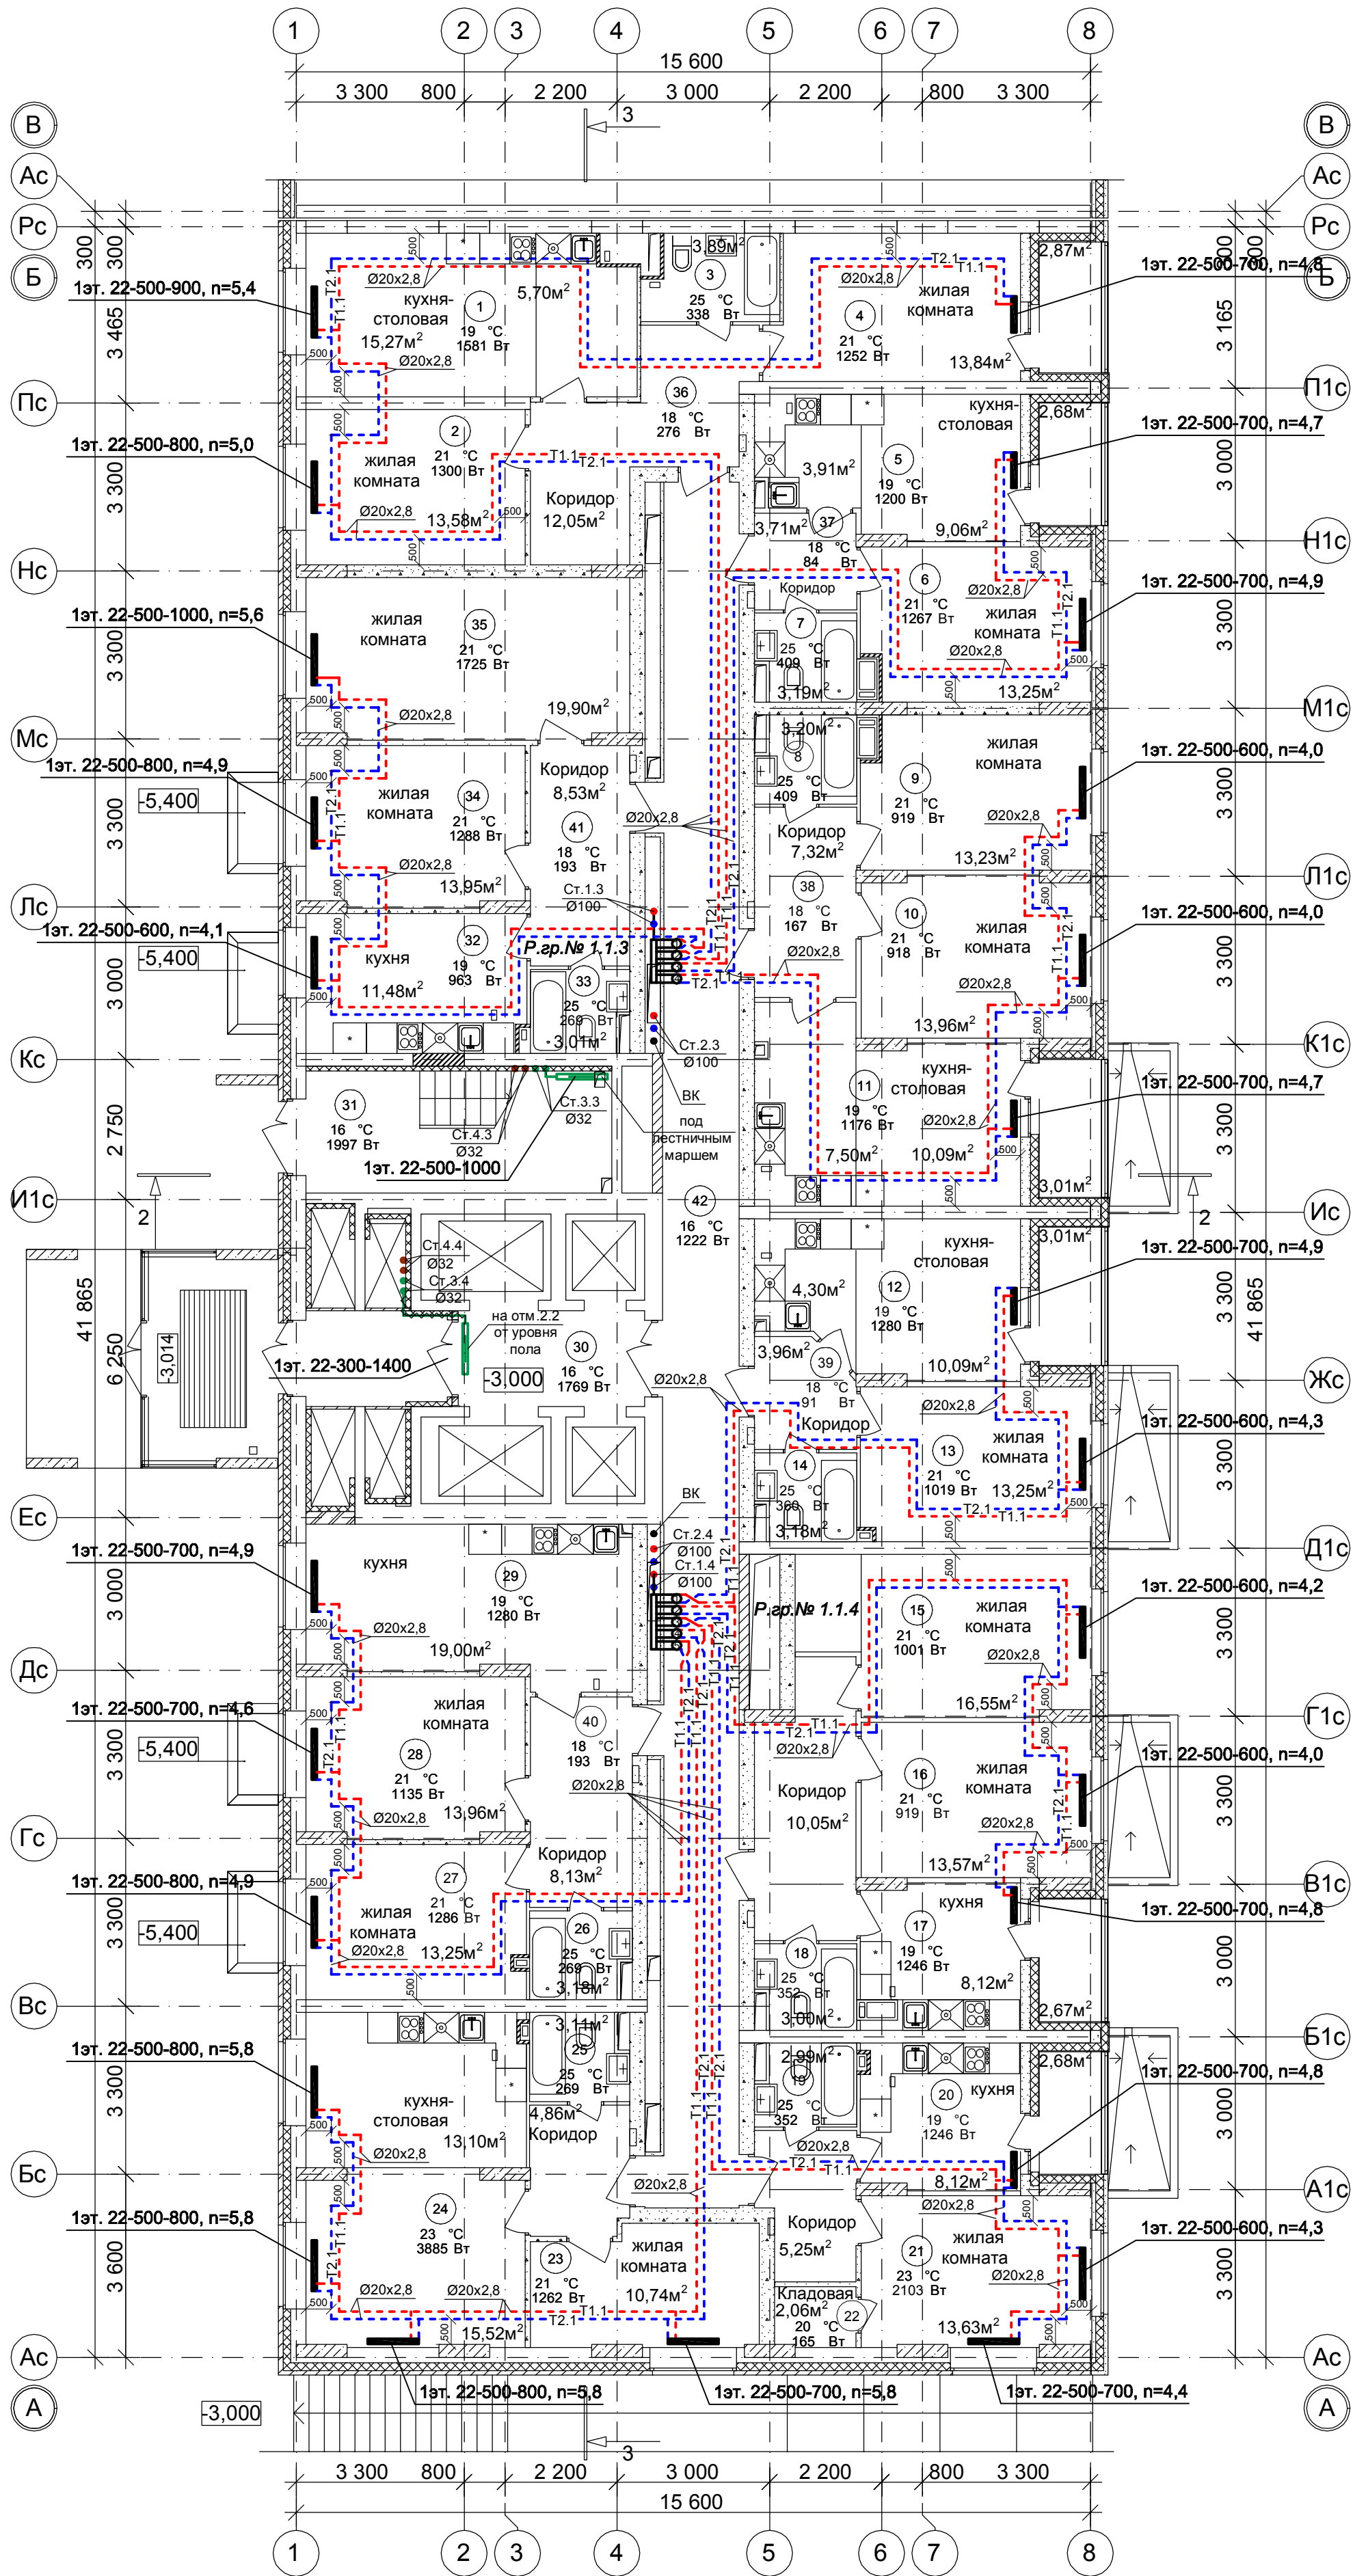


- Место установки стиральной машинки
- Место установки холодильника

Условное обозначение:



Компоновочная схема

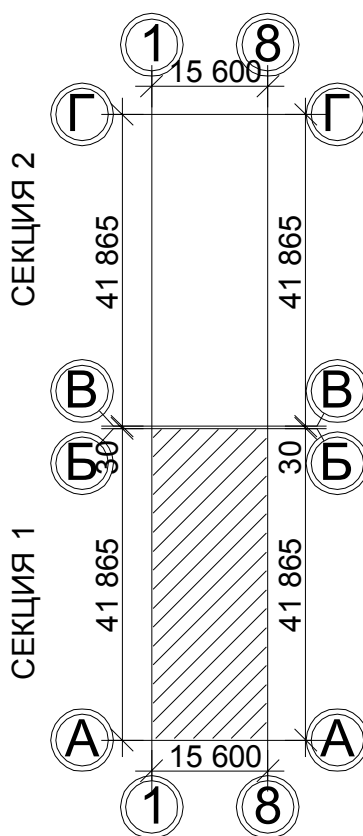

Примечание:
1. Перехлест Т1 и Т2 выполнить в нише над уровнем пола у распределительной гребенки.
2. При монтаже систем отопления допускается смещение трубопроводов.
3. При прокладке под перегородками предусмотреть гильзы.

100/17-ОВ					
26-этажный 2-х секционный многоквартирный жилой дом с помещениями общественного назначения с техническим, подвальным и подземным этажами, №10 (по генплану). Жилищный комплекс "Анкудиновский парк" в д. Анкудиновка Кстовского района Нижегородской области					
Изм.	Кол.уч.	Лист	№ док.	Подпись	Дата
ГИП	Рыбин				
Рук. гр.	Николаева				
Инженер	Коротин				
Н.контр.	Николаева				
Отопление. План 1 этажа на отм.-3.000. Секция 1				Стадия	Лист
				Р	3
				Листов	
				ООО ФИРМА "СС Проект"	