



План 11-12 этажа на отм.+27.000, +30.000.
Секция 1

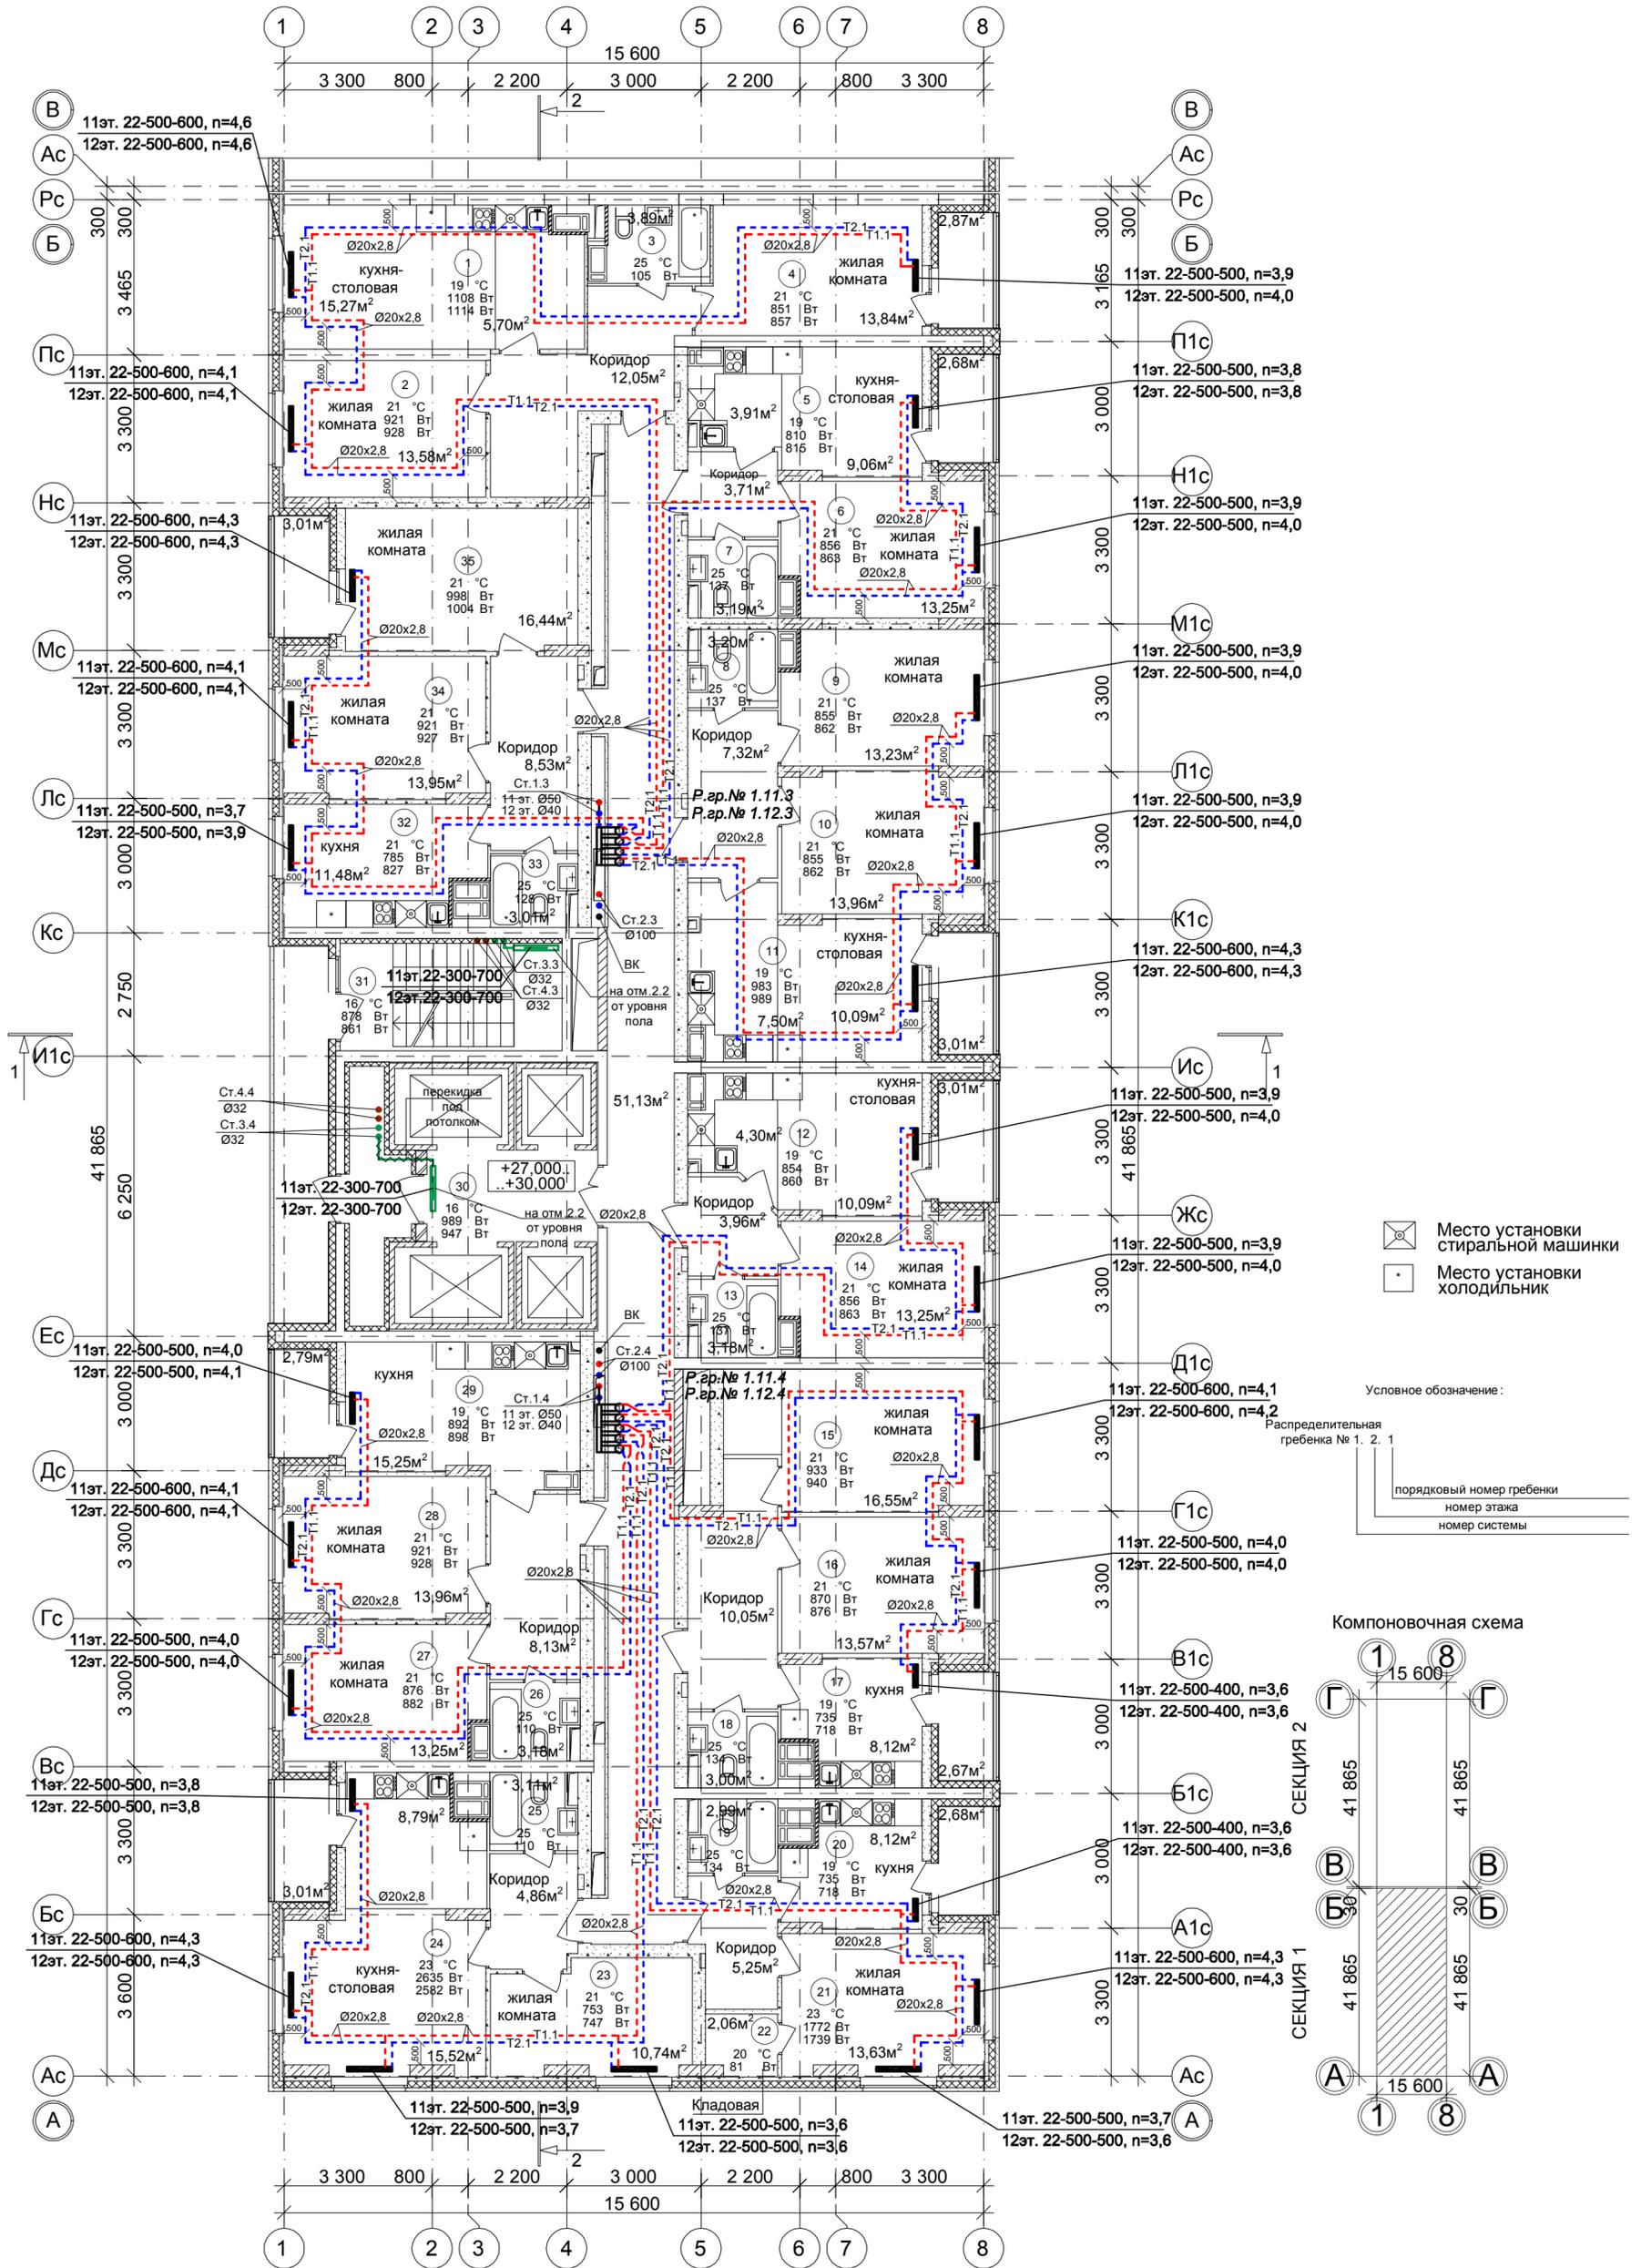

- Место установки стиральной машинки
- Место установки холодильника

Условное обозначение:
Распределительная гребенка № 1. 2. 1
— порядковый номер гребенки
— номер этажа
— номер системы

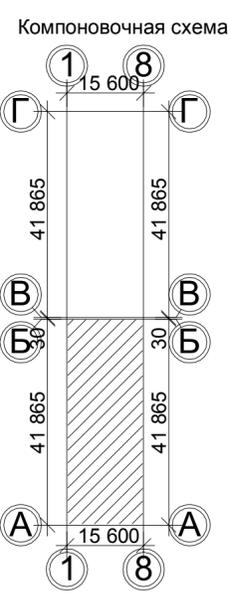

Примечание:
1. Перехлест Т1 и Т2 выполнить в нише над уровнем пола у распределительной гребенки.
2. При монтаже систем отопления допускается смещение трубопроводов.
3. При прокладке под перегородками предусмотреть гильзы.

						100/17-ОВ		
						26-этажный 2-х секционный многоквартирный жилой дом с помещениями общественного назначения с техническим, подвальным и подземным этажами, №10 (по генплану). Жилищный комплекс "Анжуиновский парк" в д. Анжуиновка Кстовского района Нижегородской области		
Изм.	Кол.уч.	Лист	№ док.	Подпись	Дата	Стадия	Лист	Листов
ГИП	Рыбин					Р	8	
Рук. гр.	Николаева					ООО ФИРМА "СС Проект"		
Инженер	Коротин							
Н.контр.	Николаева					Отопление. План 11-12 этажа на отм.+27.000, +30.000. Секция 1		

Соловьева	Лощина	Зуй
АР	ВК	ЭТ
Инов.№ подл.	Подпись и дата	Ваам. инв. №