



План 14-16 этажа на отм.+36.000, +39.000, +42.000. Секция 1

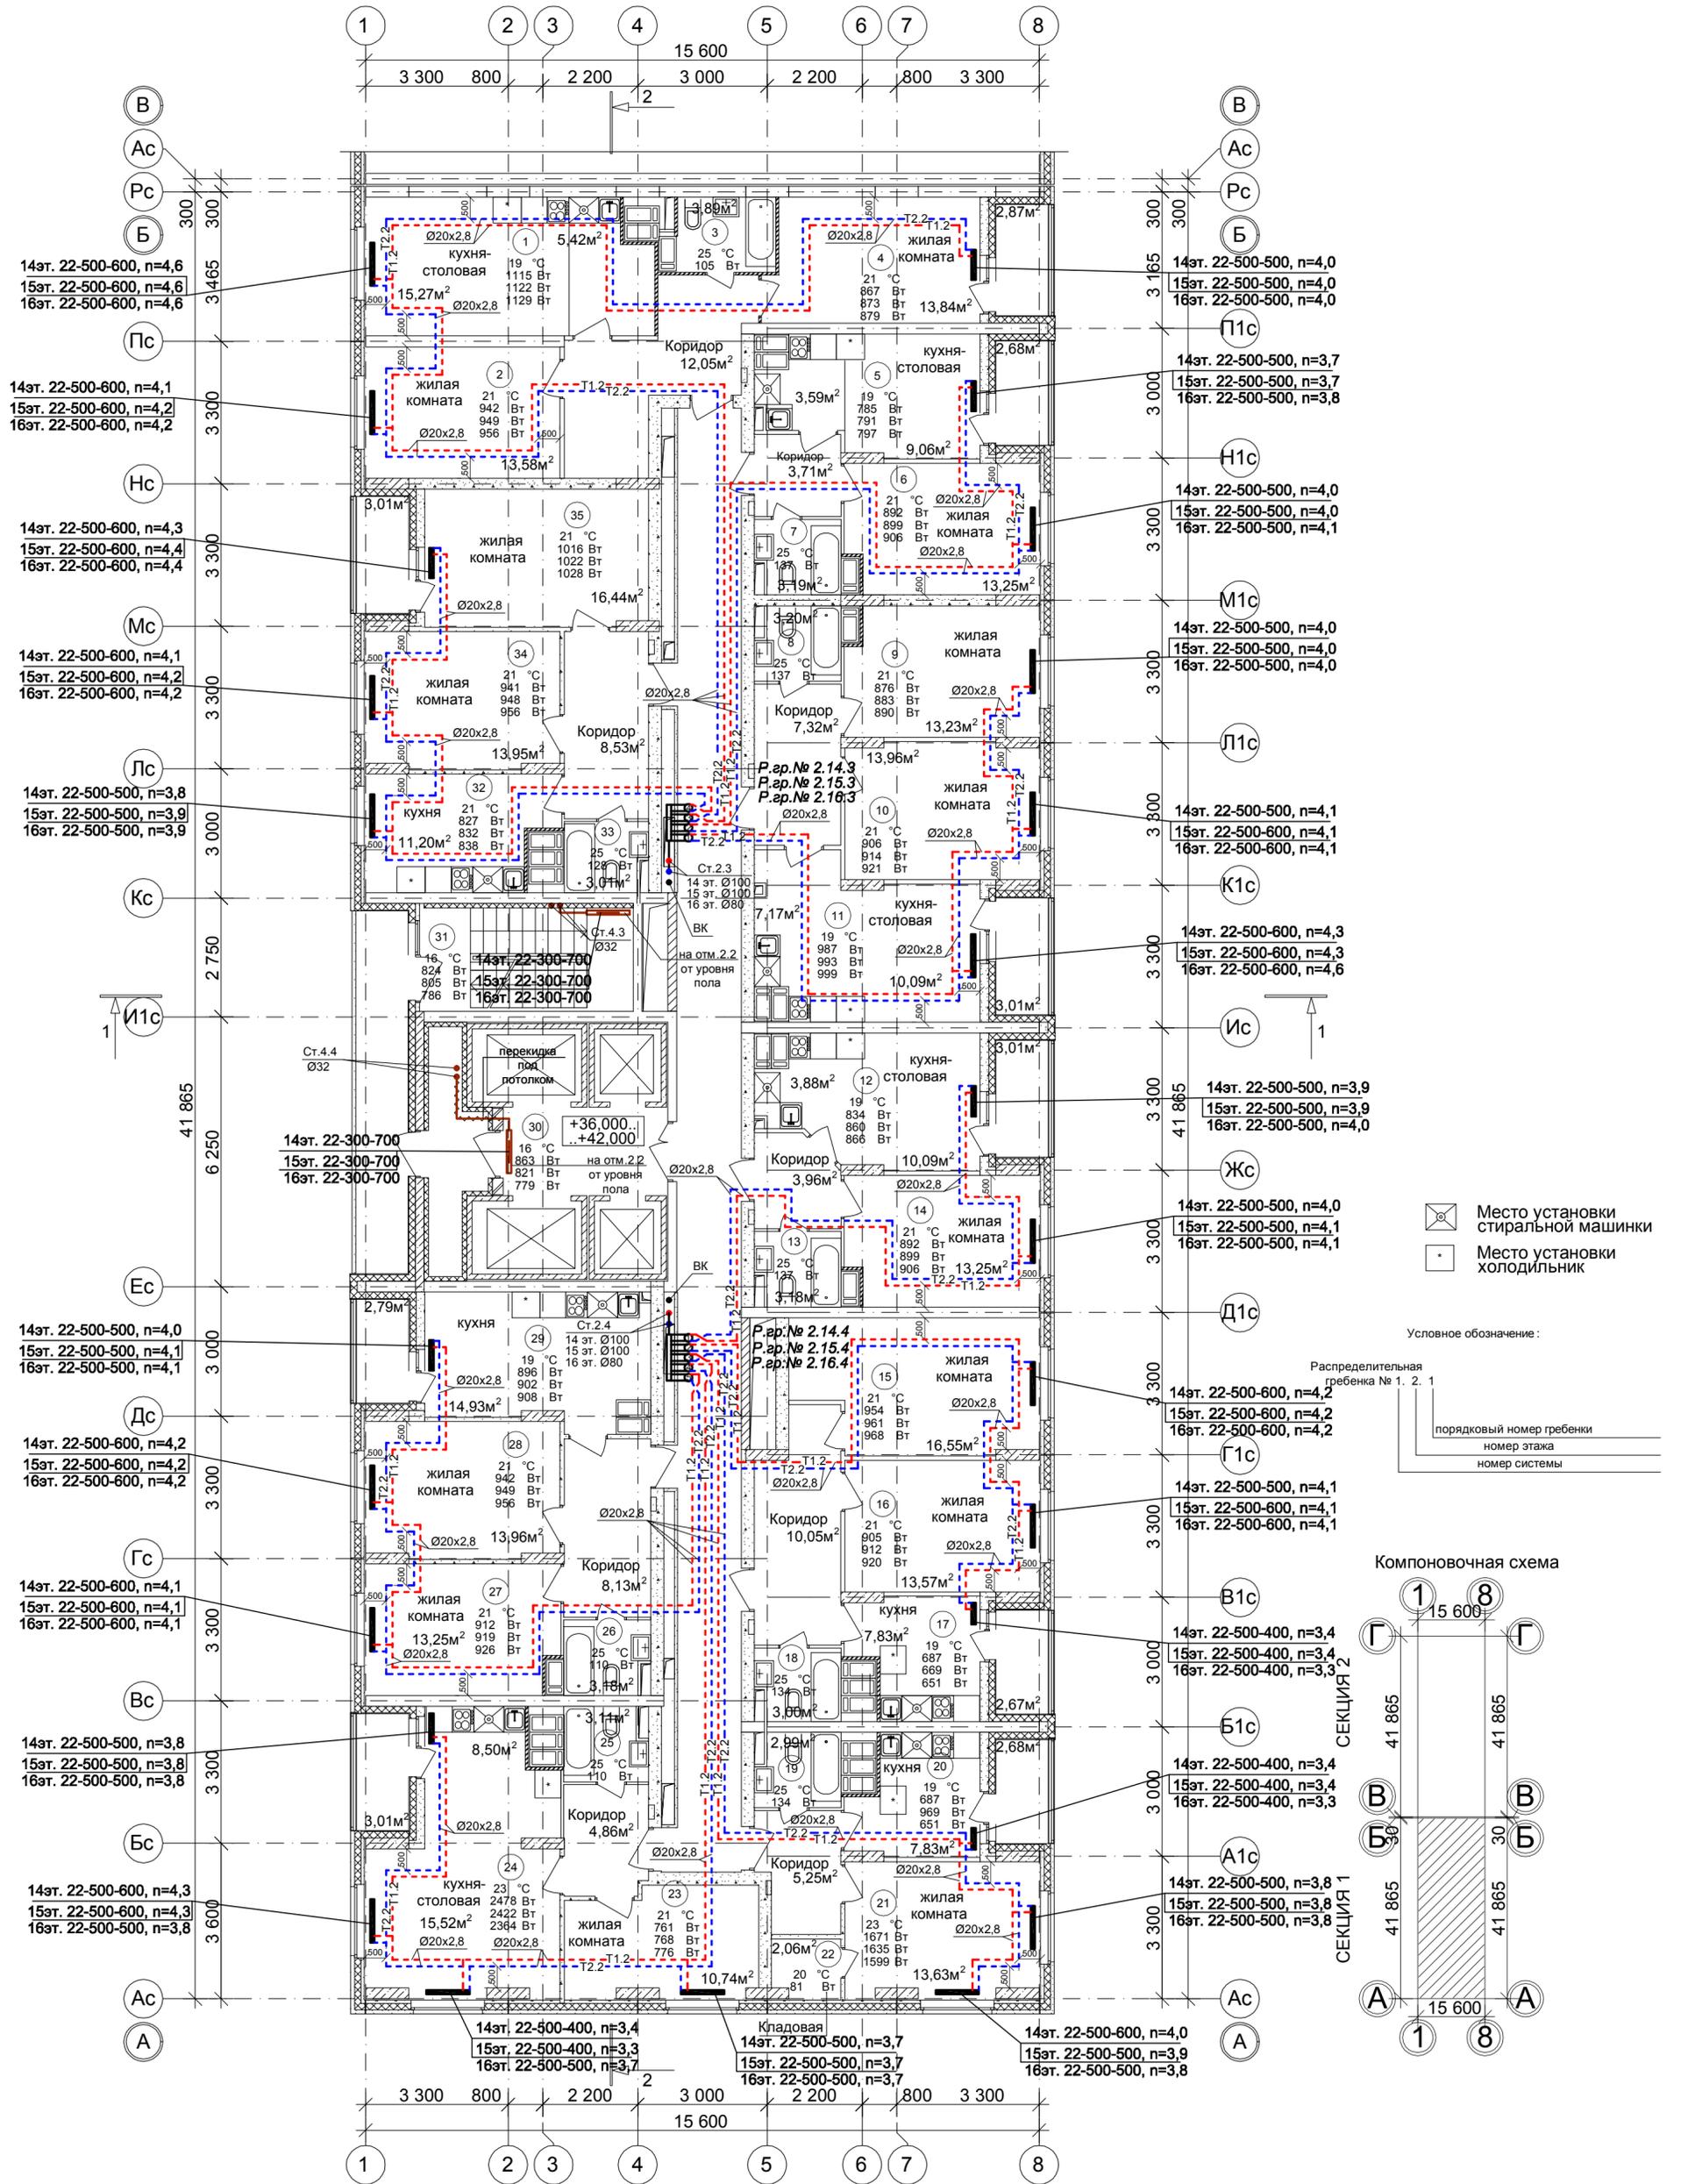

- ☒ Место установки стиральной машинки
- ☐ Место установки холодильника

Условное обозначение:
 Распределительная гребенка № 1. 2. 1
 ————— порядковый номер гребенки
 ————— номер этажа
 ————— номер системы

Компоновочная схема

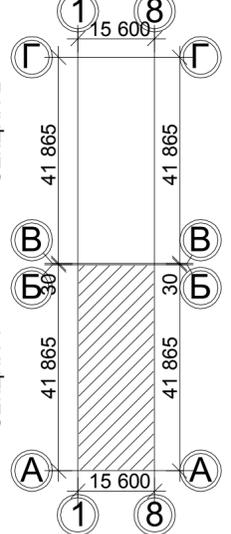

Соловьева	Лощина	Зуй
АР	ВК	ЭТ
Иньв.№ подл.	Подпись и дата	Ваам. инв.№

Примечание:
 1. Перехлест Т1 и Т2 выполнить в нише над уровнем пола у распределительной гребенки.
 2. При монтаже систем отопления допускается смещение трубопроводов.
 3. При прокладке под перегородками предусмотреть гильзы.

100/17-ОВ					
26-этажный 2-х секционный многоквартирный жилой дом с помещениями общественного назначения с техническим, подвальным и подземным этажами, №10 (по генплану). Жилищный комплекс "Анудиновский парк" в д. Анудинова Кстовского района Нижегородской области					
Изм.	Кол.уч.	Лист	№ док.	Подпись	Дата
ГИП	Рыбин				
Рук. гр.	Николаева				
Инженер	Коротин				
Н.контр.	Николаева				
Отопление. План 14-16 этажа на отм.+36.000, +39.000, +42.000. Секция 1				Стадия	Лист
				Р	10
				ООО ФИРМА "СС Проект"	