


План 17-19 этажа на отм.+45.000,+48.000,
+51.000. Секция 1

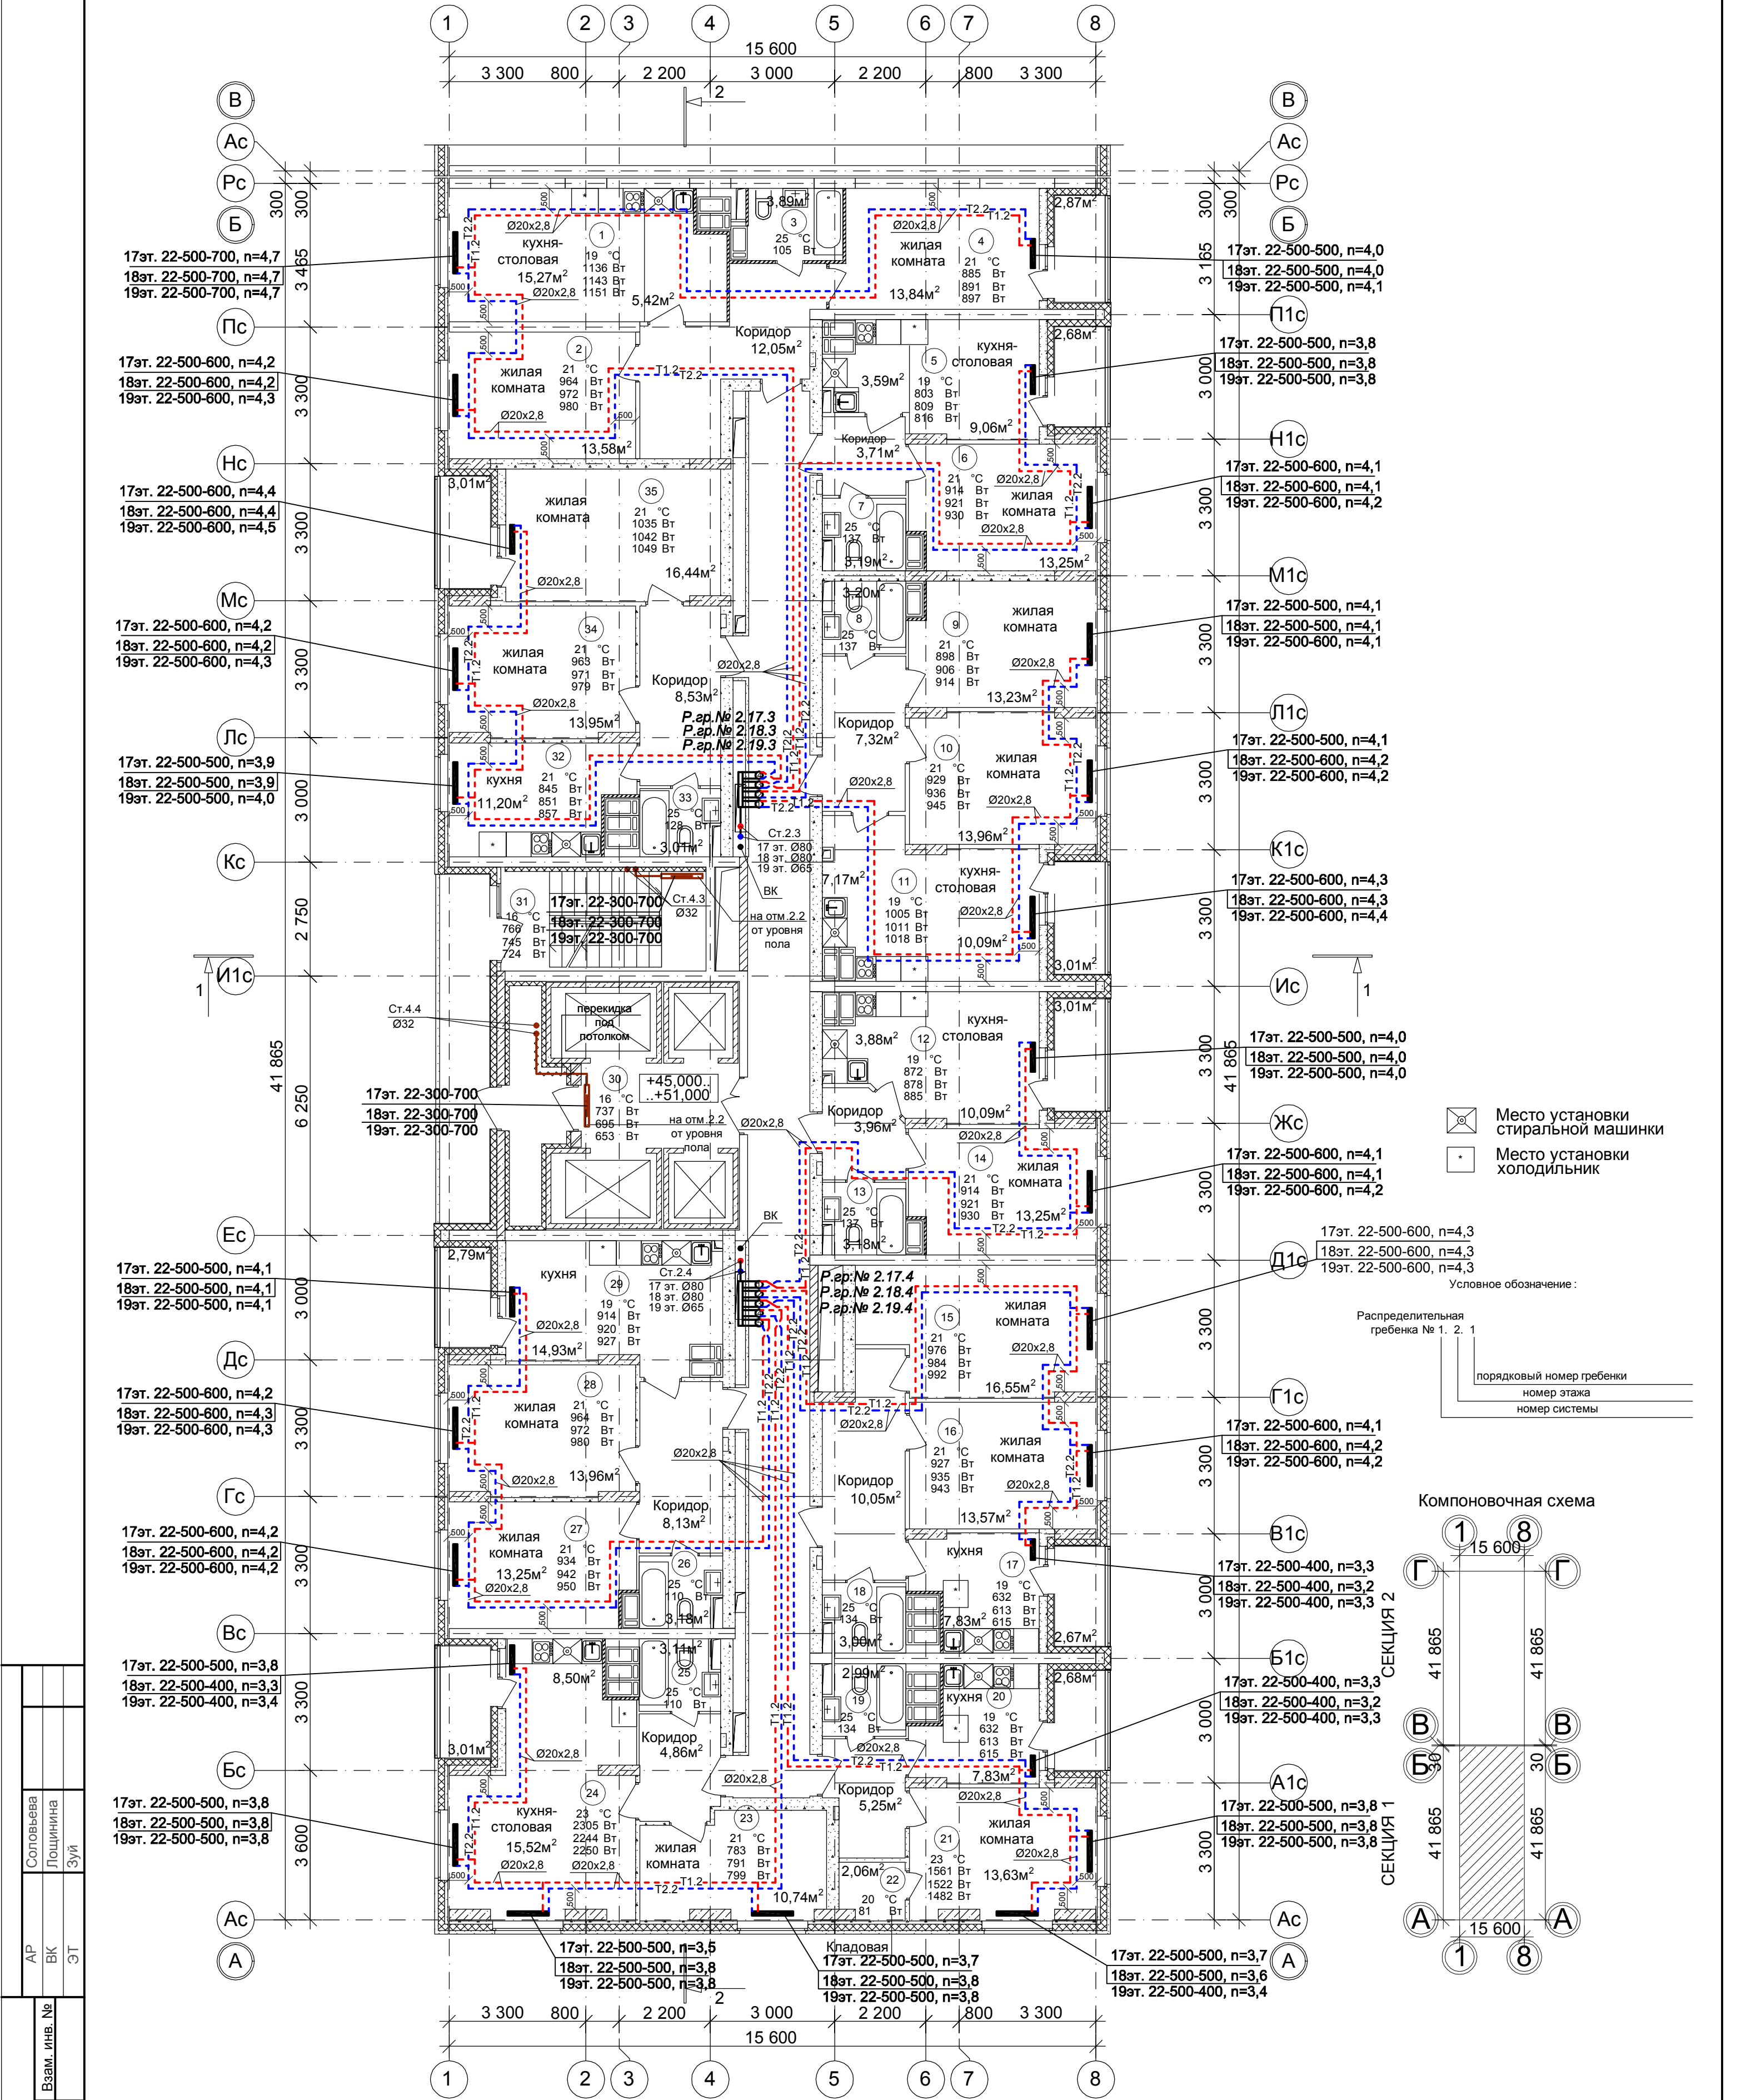

Имя. № подл.	Подпись и дата	Взам. инв. №	ЭТ	Зуй	Лощина	Соловьева
Имя. № подл.	Подпись и дата	Взам. инв. №	ЭТ	Зуй	Лощина	Соловьева

Примечание:
1. Перехлест Т1 и Т2 выполнить в нише над уровнем пола у распределительной гребенки .
2. При монтаже систем отопления допускается смещение трубопроводов .
3. При прокладке под перегородками предусмотреть гильзы .

						100/17-ОВ		
						26-этажный 2-х секционный многоквартирный жилой дом с помещениями общественного назначения с техническим, подвальным и подземным этажами , №10 (по генплану). Жилищный комплекс "Анжуинский парк" в д.Анжуинка Кстовского района Нижегородской области		
Изм. Кол.уч Лист № док. Подпись Дата						Стадия Лист Листов		
ГИП Рыбин						Р 11		
Рук. гр. Николаева Инженер Коротин						Отопление. План 17-19 этажа на отм.+45.000,+48.000, +51.000. Секция 1		
Н.контр. Николаева						ООО ФИРМА "СС Проект"		