


Секция 1

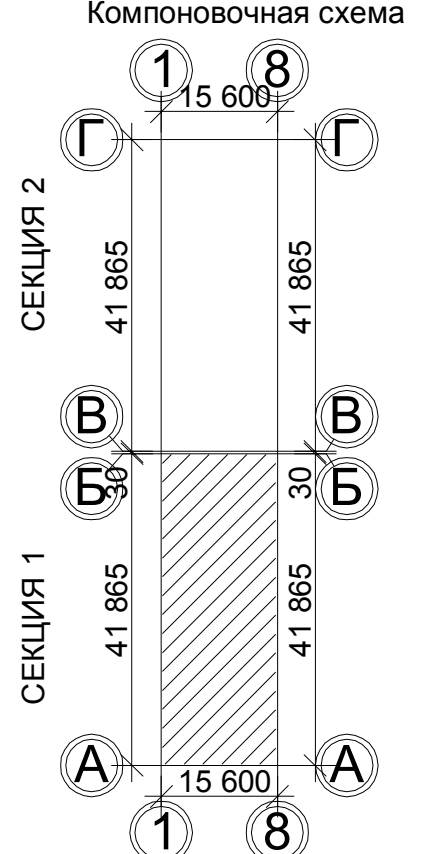

Примечание:

1. Перехлест Т1 и Т2 выполнить в нише над уровнем пола у распределительной гребенки .
2. При монтаже систем отопления допускается смещение трубопроводов .
3. При прокладке под перегородками предусмотреть гильзы .

						100/17-ОВ			
						26-этажный 2-х секционный многоквартирный жилой дом с помещениями общественного назначения с техническим, подвальным и подземным этажами , №10 (по генплану). Жилищный комплекс "Анкудиновский парк" в д.Анкудиновка Кстовского района Нижегородской области			
Изм.	Кол.уч	Лист	№ док	Подпись	Дата		Стадия	Лист	Листов
ГИП		Рыбин					Р	4	
Рук. гр.		Николаева				Отопление. План 2 этажа на отм. 0,000. Секция 1	ООО ФИРМА "СС Проект"		
Инженер		Коротин							
Н.контр.		Николаева							