


План 22 этажа на отм.+60.000.  
Секция 1

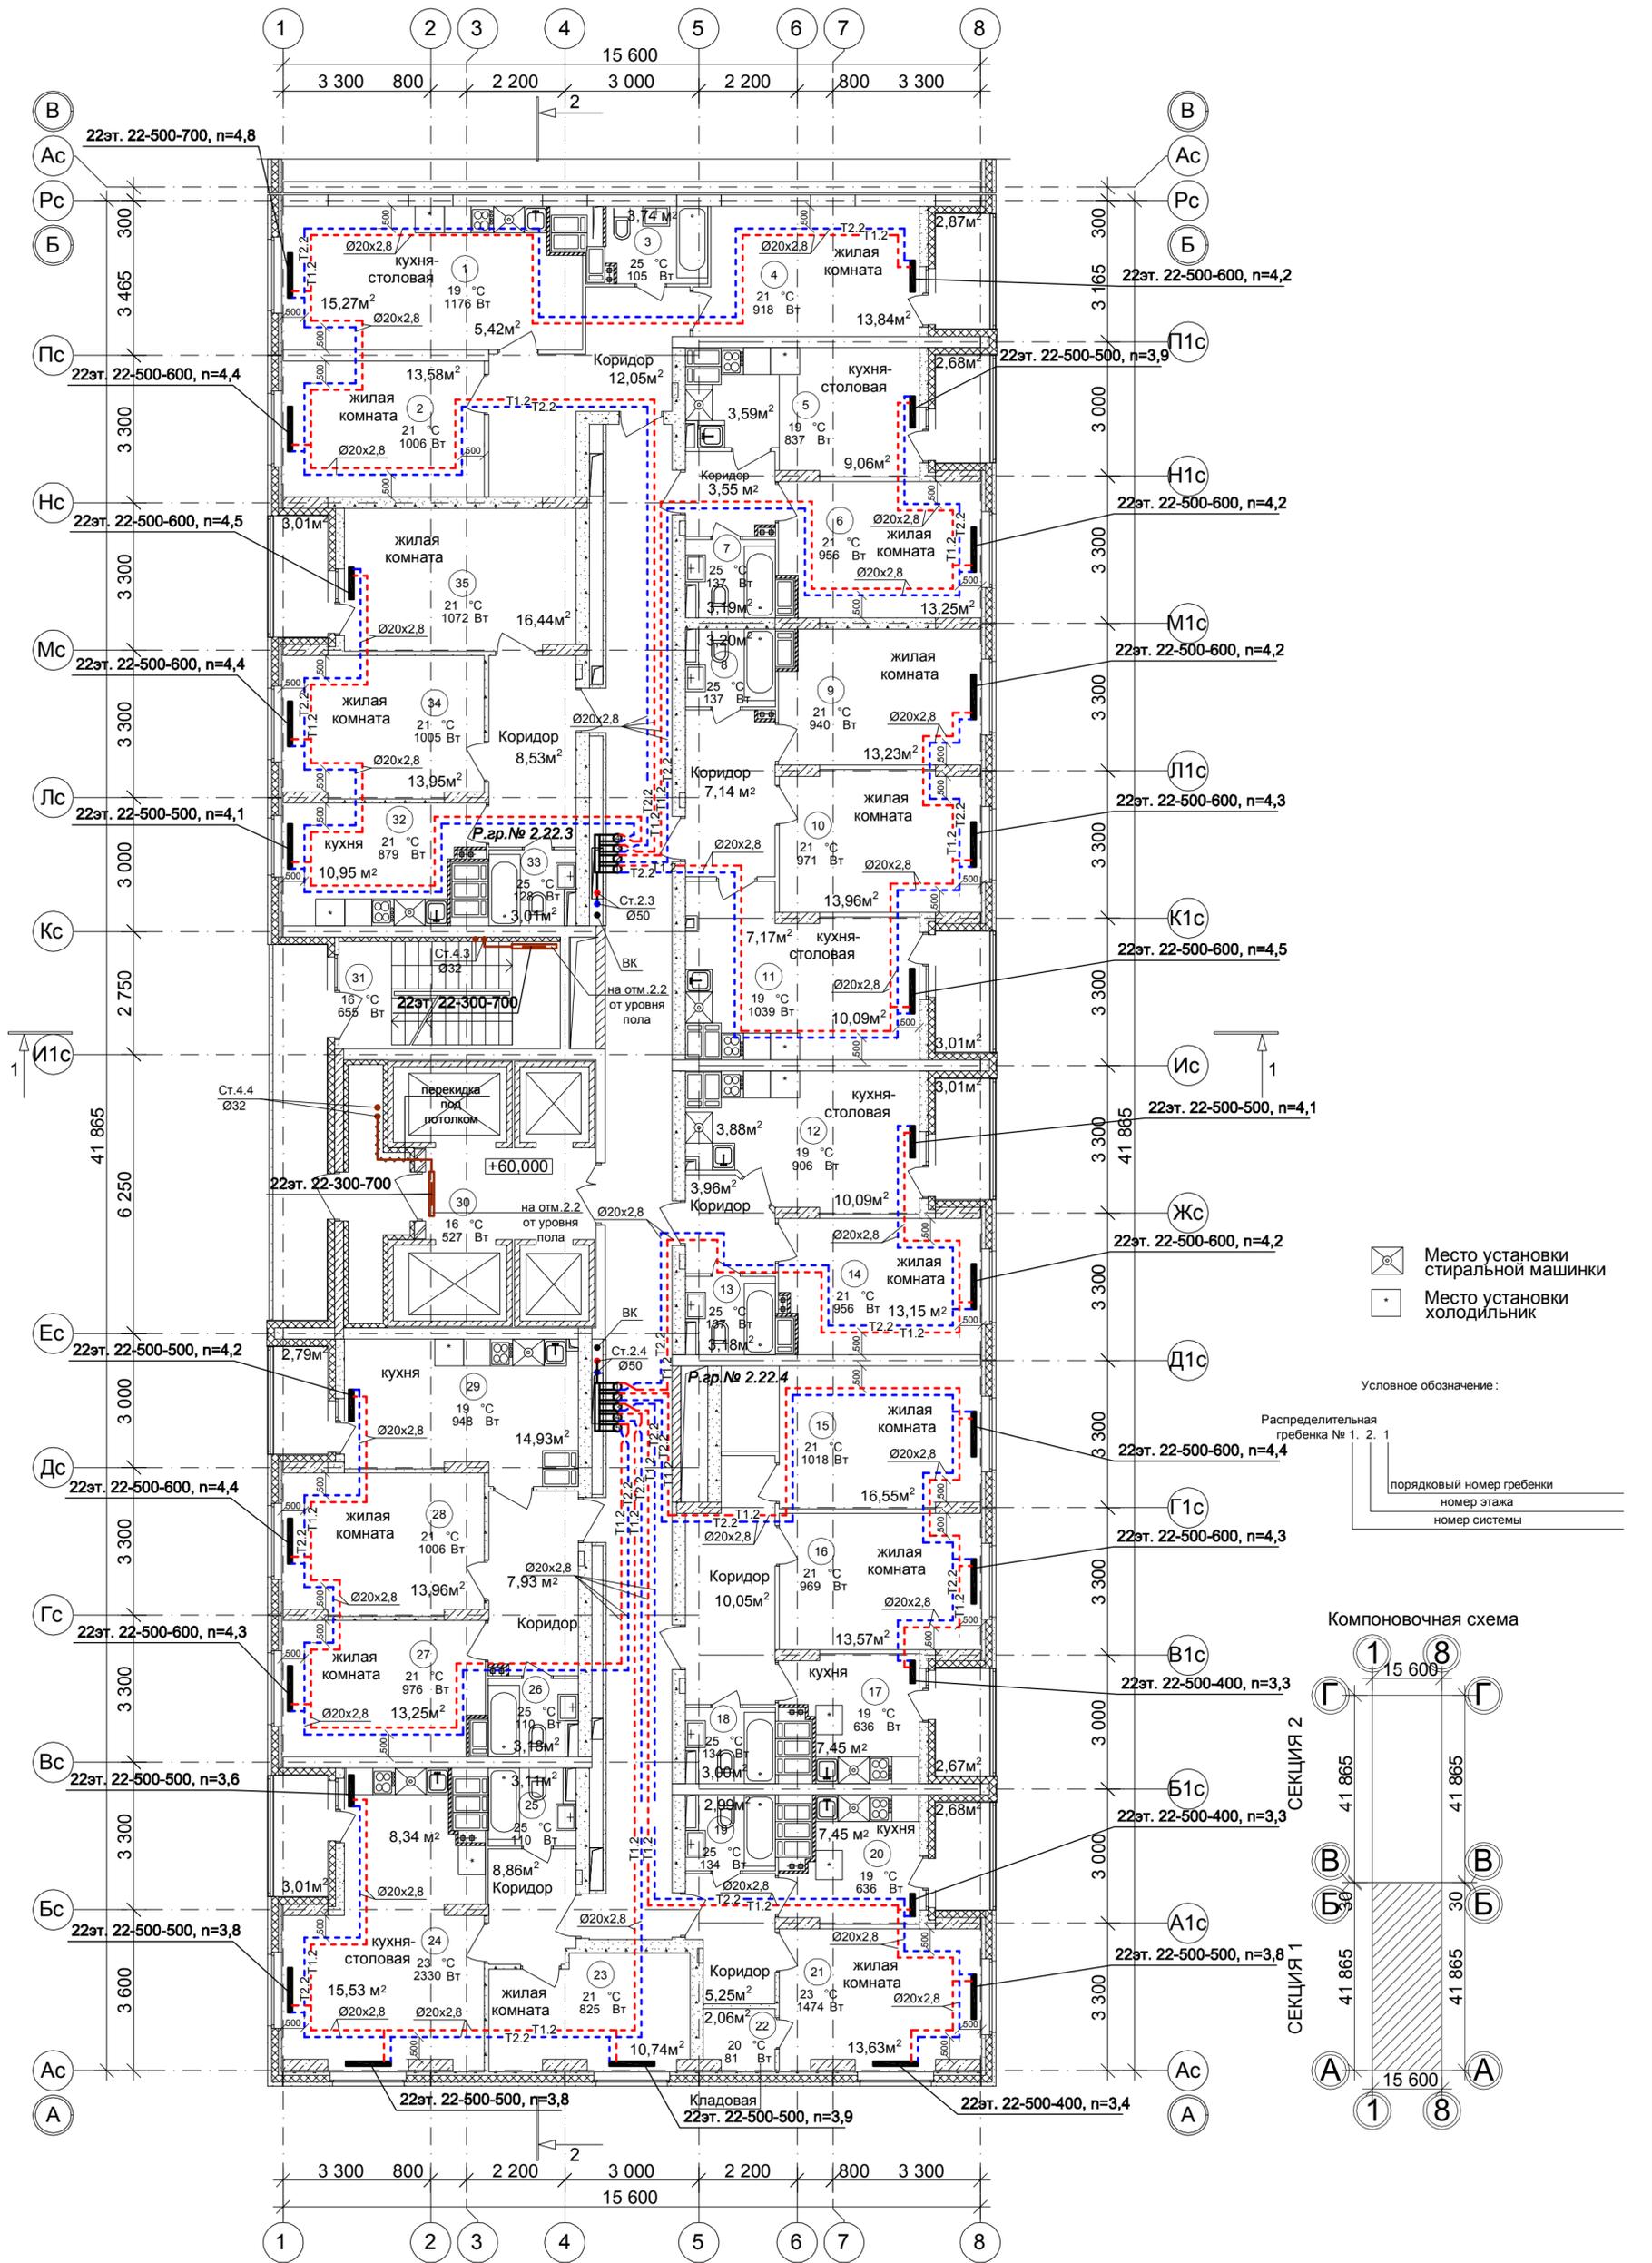

Примечание:  
1. Перехлест Т1 и Т2 выполнить в нише над уровнем пола у распределительной гребенки.  
2. При монтаже систем отопления допускается смещение трубопроводов.  
3. При прокладке под перегородками предусмотреть гильзы.

						100/17-ОВ			
						26-этажный 2-х секционный многоквартирный жилой дом с помещениями общественного назначения с техническим, подвальным и подземным этажами, №10 (по генплану). Жилищный комплекс "Анудиновский парк" в д. Анудиново Кстовского района Нижегородской области			
Изм.	Кол.уч.	Лист	№ док.	Подпись	Дата	Стадия	Лист	Листов	
ГИП	Рыбин					Р	14		
Рук. гр.	Николаева							ООО ФИРМА "СС Проект"	
Инженер	Коротин								
Н.контр.	Николаева								
						Отопление. План 22 этажа на отм.+60.000. Секция 1			

Соловьева	Лощина	Зуй
АР	ВК	ЭТ
Иньв.№ подл.	Подпись и дата	Ваам. инв.№