


План 23 этажа на отм.+63.000.
Секция 1

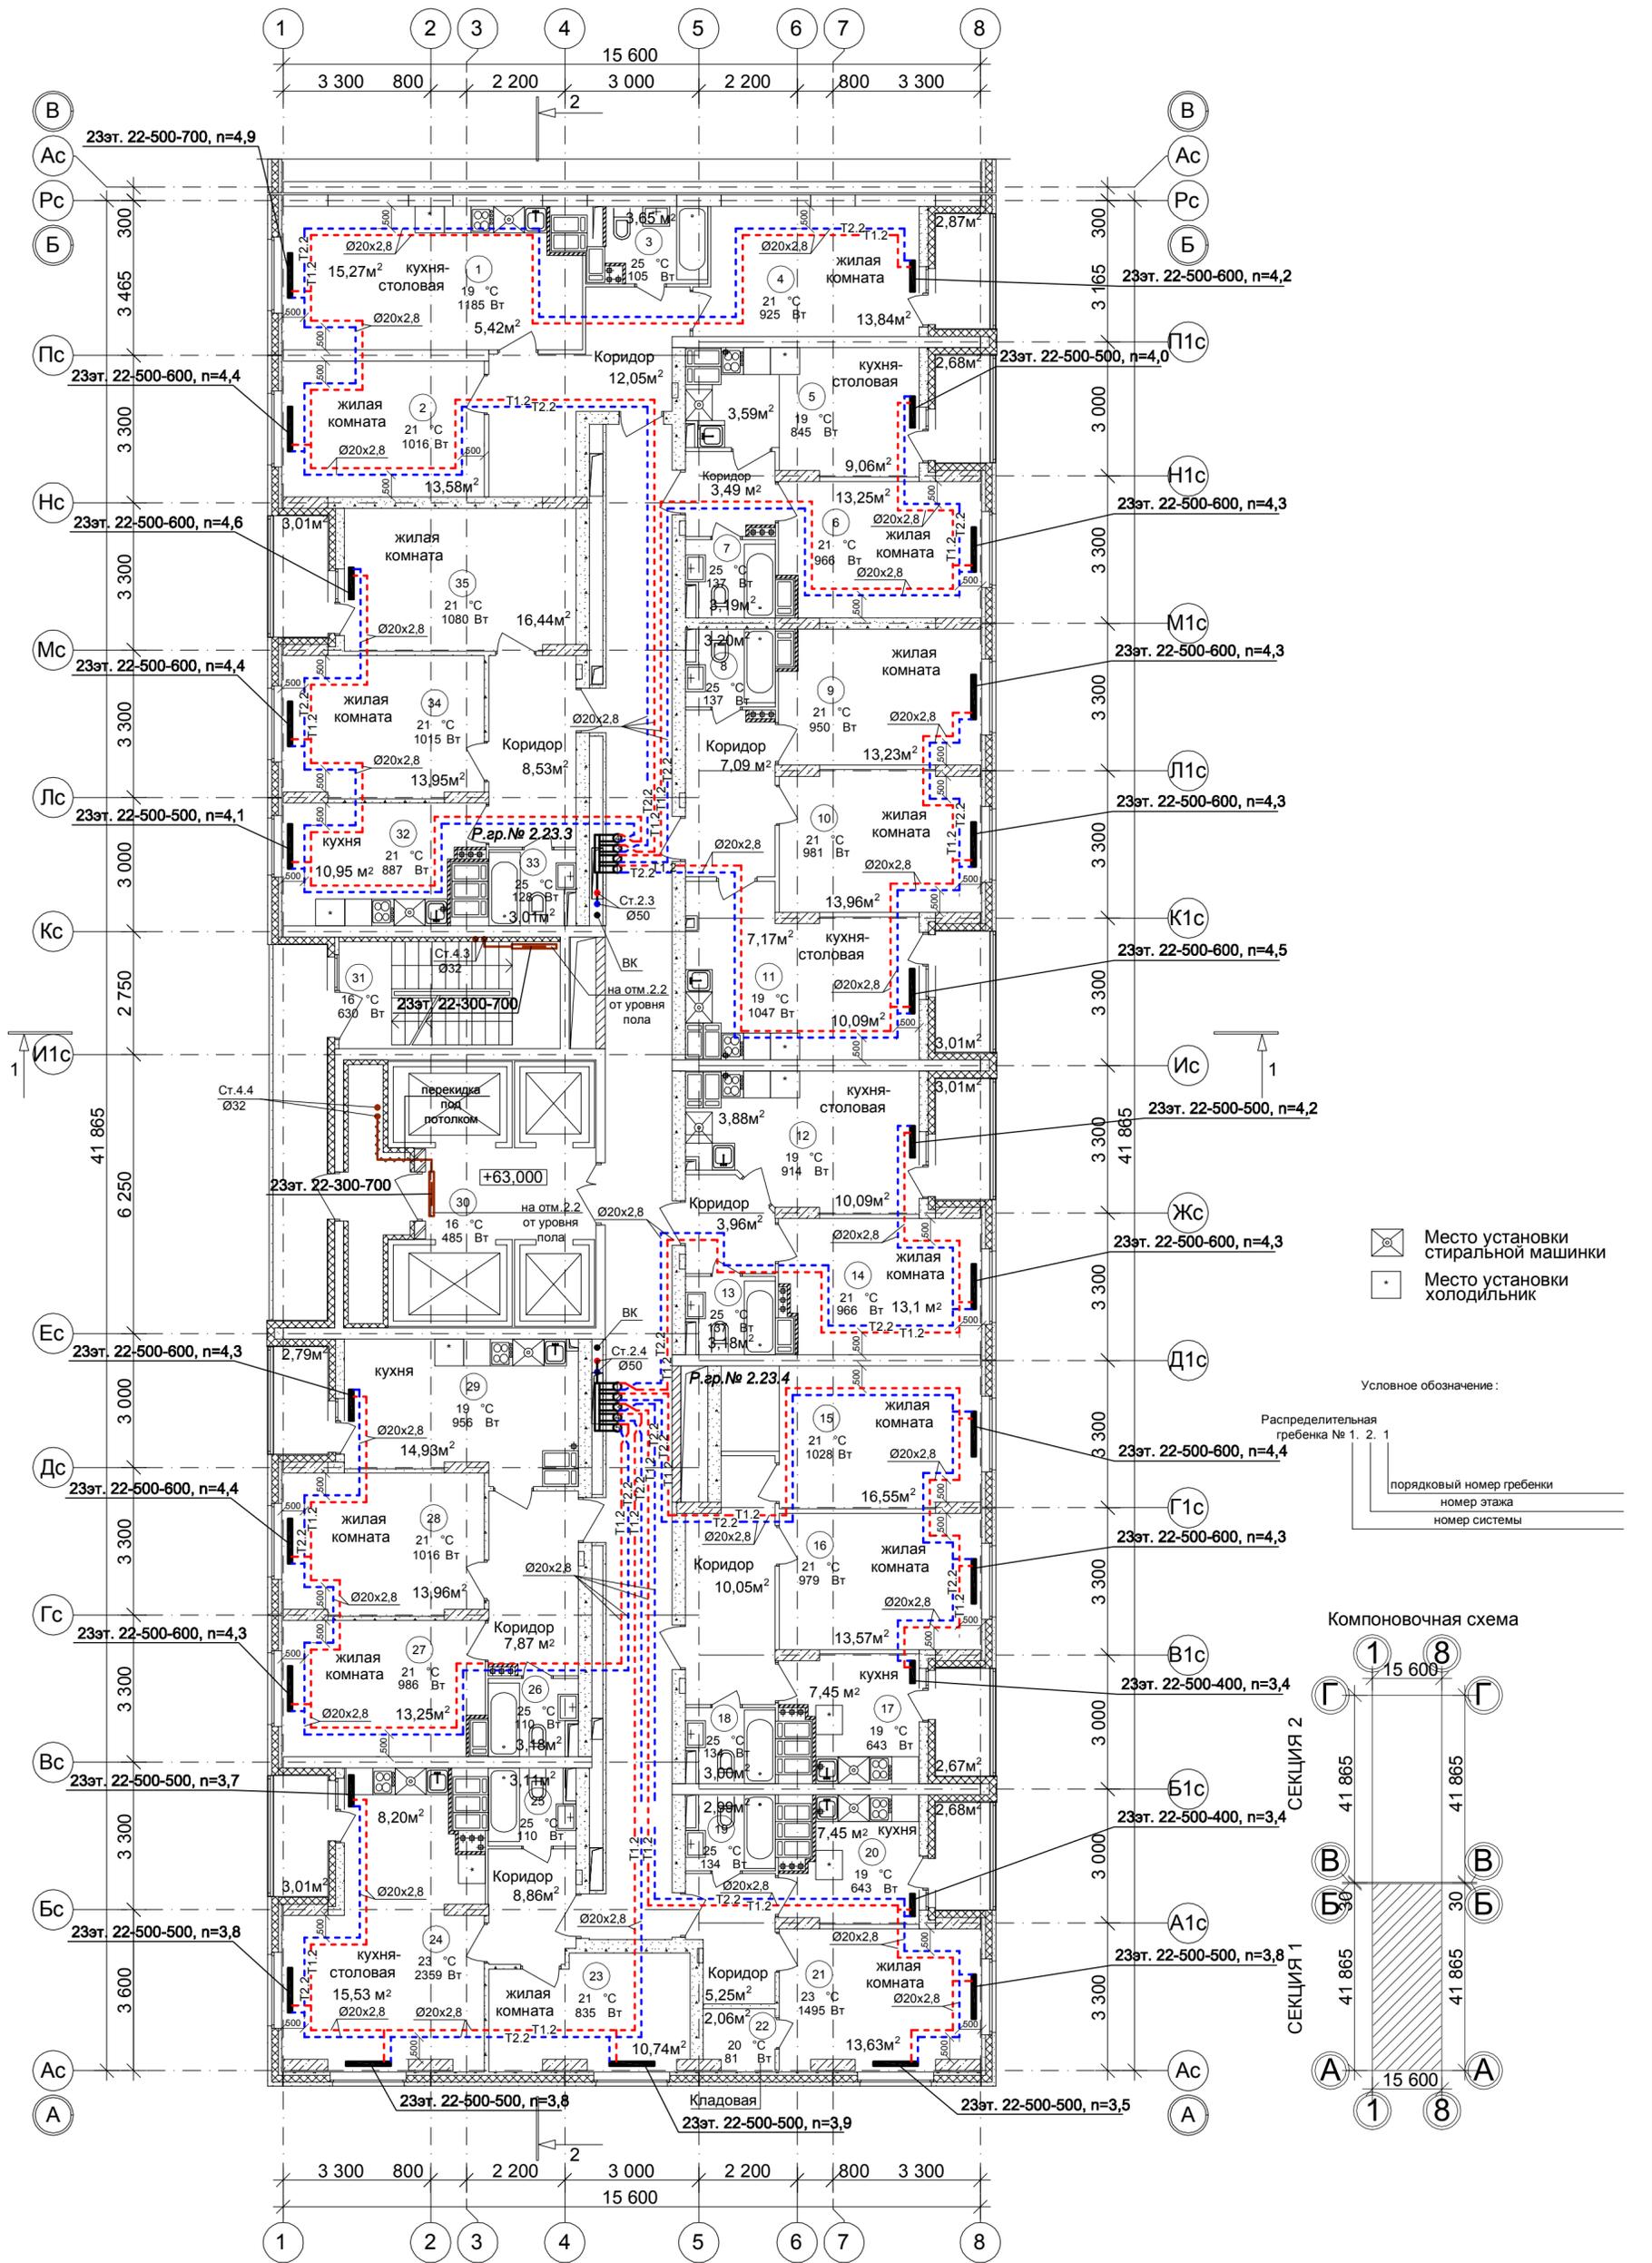


- Место установки стиральной машинки
- Место установки холодильника

Условное обозначение:

- Распределительная гребенка № 1. 2. 1
- порядковый номер гребенки
 - номер этажа
 - номер системы

Компоновочная схема

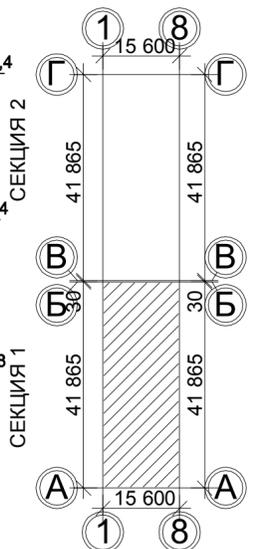

- Примечание:
1. Перехлест T1 и T2 выполнить в нише над уровнем пола у распределительной гребенки.
 2. При монтаже систем отопления допускается смещение трубопроводов.
 3. При прокладке под перегородками предусмотреть гильзы.

| | | | | | | | | | |
|----------|-----------|------|--------|---------|------|---|------|-----------------------|--|
| | | | | | | 100/17-ОВ | | | |
| | | | | | | 26-этажный 2-х секционный многоквартирный жилой дом с помещениями общественного назначения с техническим, подвальным и подземным этажами, №10 (по генплану). Жилищный комплекс "Анудинский парк" в д. Анудинова Кстовского района Нижегородской области | | | |
| Изм. | Кол.уч. | Лист | № док. | Подпись | Дата | Стадия | Лист | Листов | |
| ГИП | Рыбин | | | | | Р | 15 | | |
| Рук. гр. | Николаева | | | | | | | ООО ФИРМА "СС Проект" | |
| Инженер | Коротин | | | | | | | | |
| Н.контр. | Николаева | | | | | | | | |
| | | | | | | Отопление. План 23 этажа на отм.+63.000. Секция 1 | | | |

| | | |
|--------------|----------------|--------------|
| Соловьева | Лощина | Зуй |
| АР | ВК | ЭТ |
| Иньв.№ подл. | Подпись и дата | Ваам. инв. № |