


План 3-5 этажа на отм.+3.000,+6.000,+9.000.

Секция 1

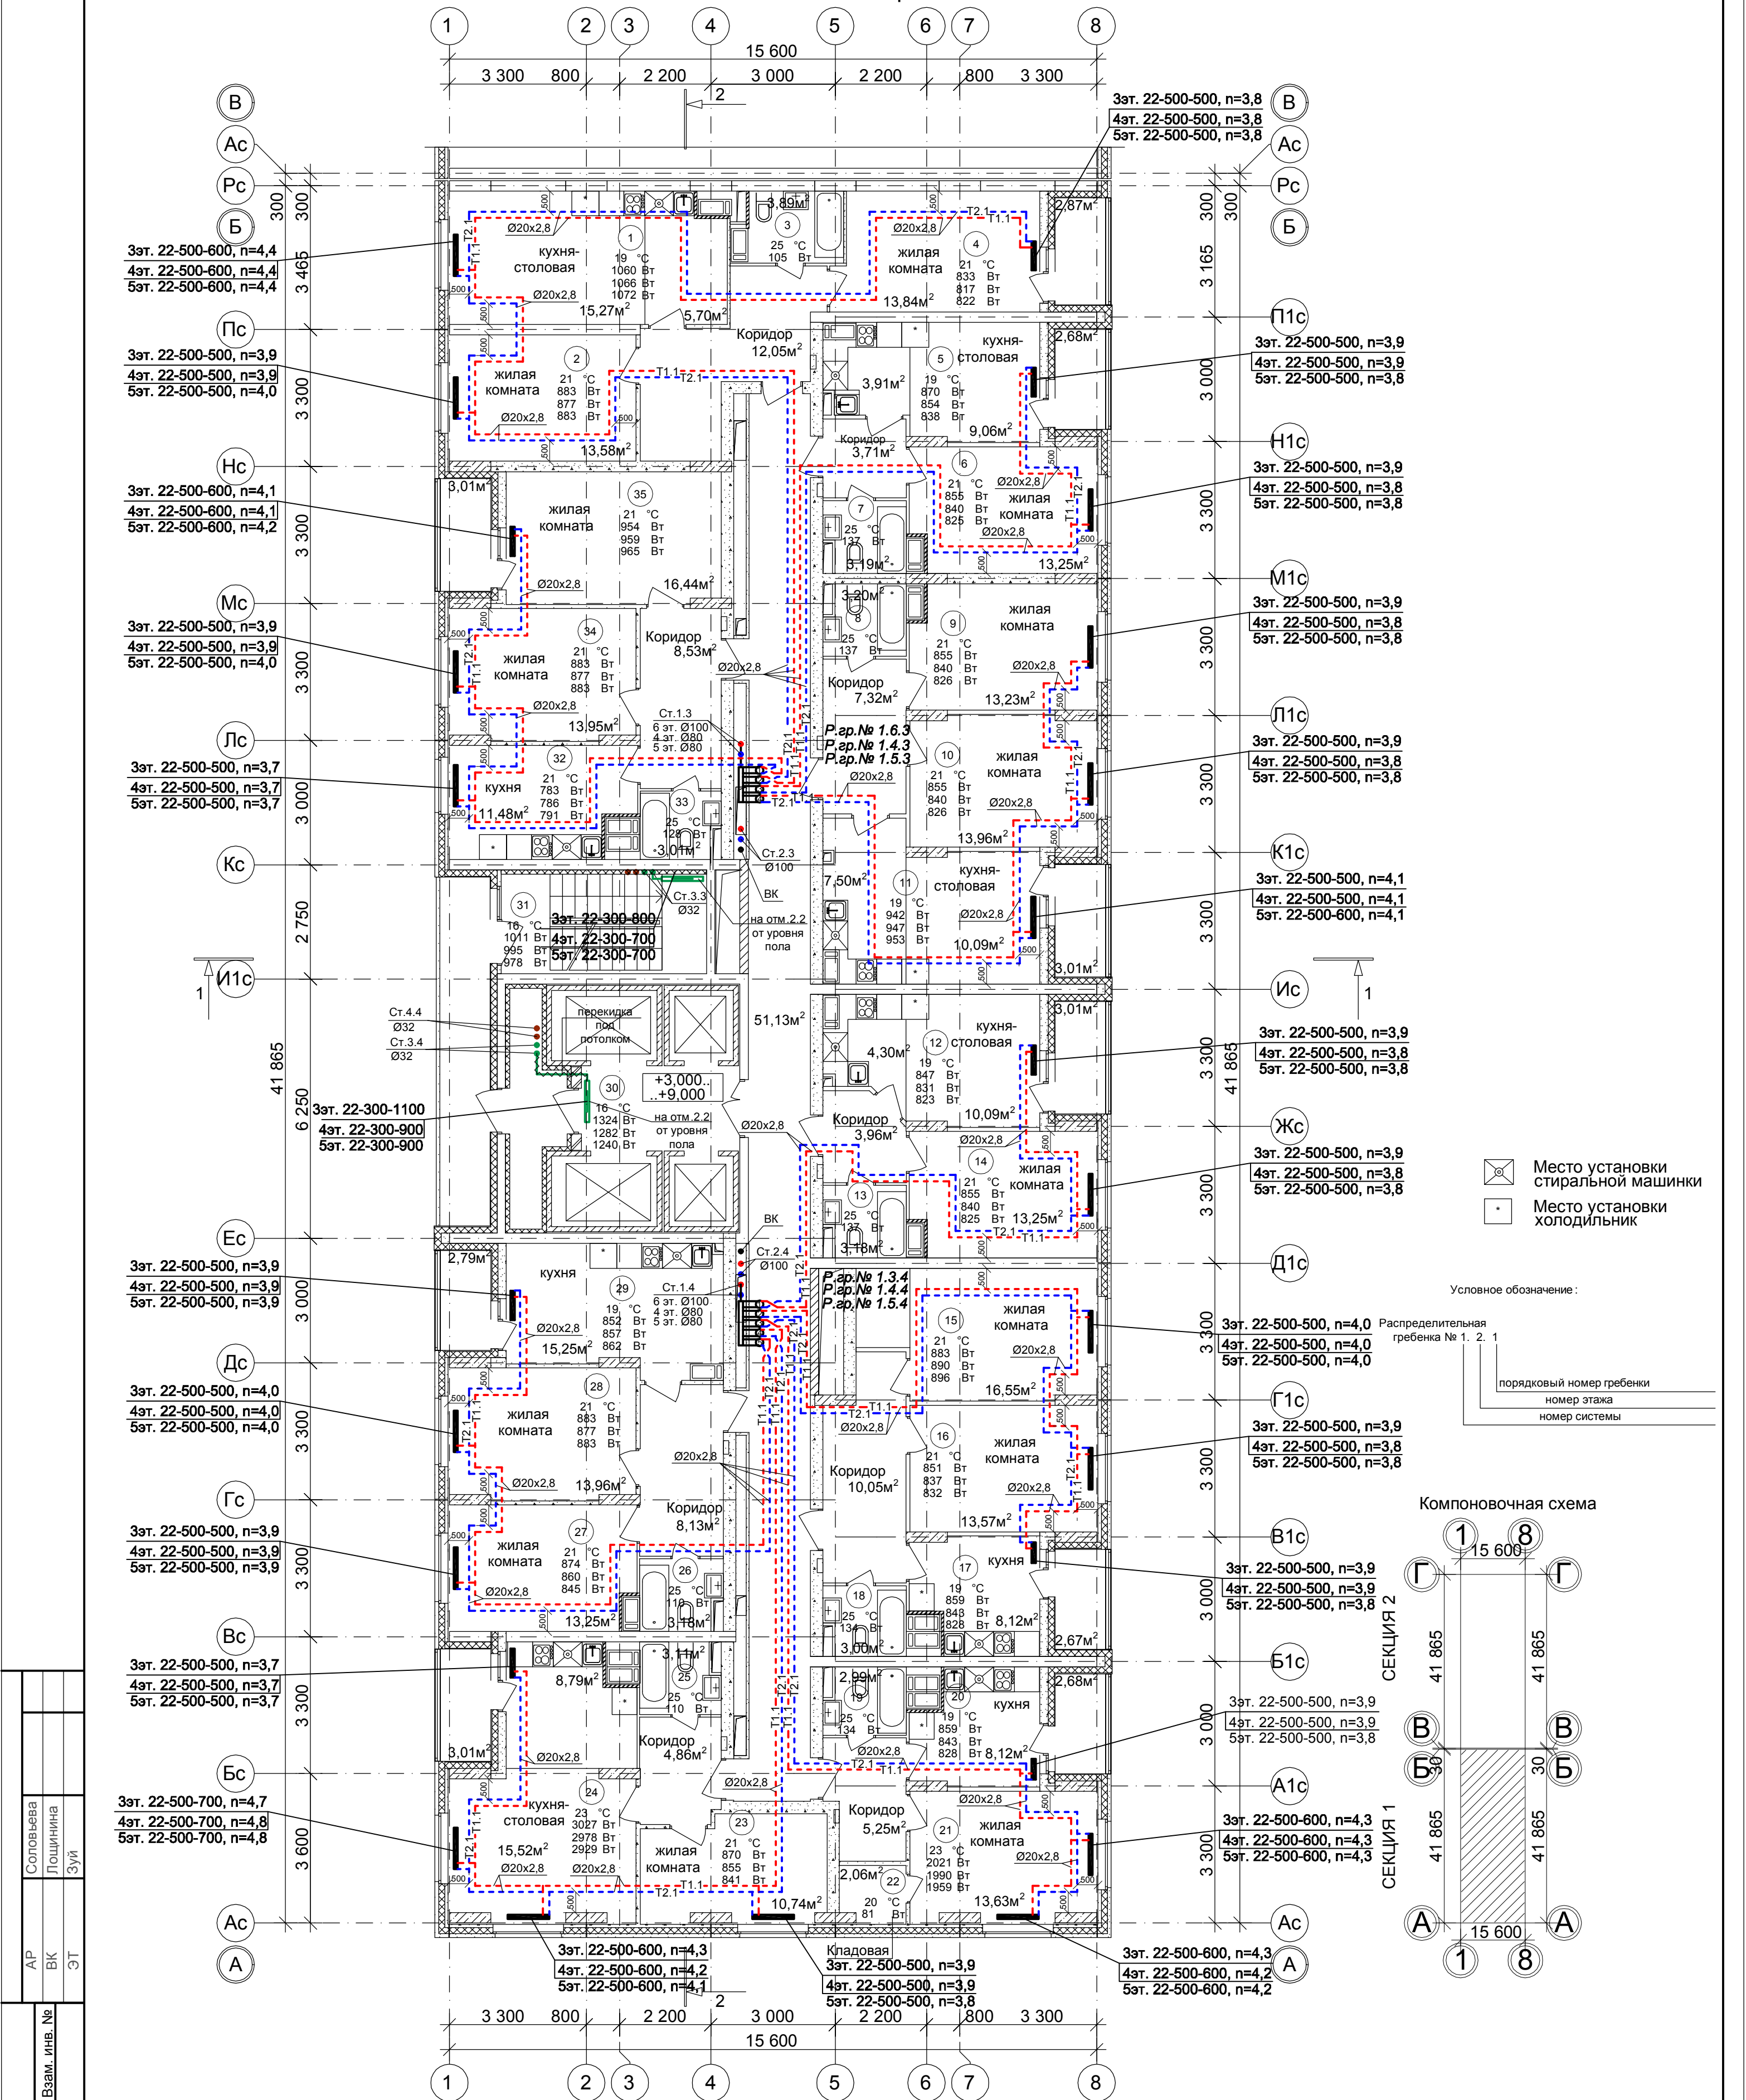

Имя. № подл.	Подпись и дата	Взам. инв. №	Зуй	Лощина	Соловьева	АР	ВК	ЭТ

Примечание:
1. Перехлест Т1 и Т2 выполнить в нише над уровнем пола у распределительной гребенки .
2. При монтаже систем отопления допускается смещение трубопроводов .
3. При прокладке под перегородками предусмотреть гильзы .

						100/17-ОВ		
						26-этажный 2-х секционный многоквартирный жилой дом с помещениями общественного назначения с техническим, подвальным и подземным этажами , №10 (по генплану). Жилищный комплекс "Анудинский парк" в д. Анудинка Кстовского района Нижегородской области		
Изм.	Кол.уч.	Лист	№ док	Подпись	Дата	Стадия	Лист	Листов
ГИП	Рыбин					Р	5	
Рук. гр.	Николаева					ООО ФИРМА "СС Проект"		
Инженер	Коротин							
Н.контр.	Николаева					Отопление. План 3-5 этажа на отм.+3.000,+6.000,+9.000. Секция 1		