



План 6-8 этажа на отм.+12.000, +15.000, +18.000. Секция 1

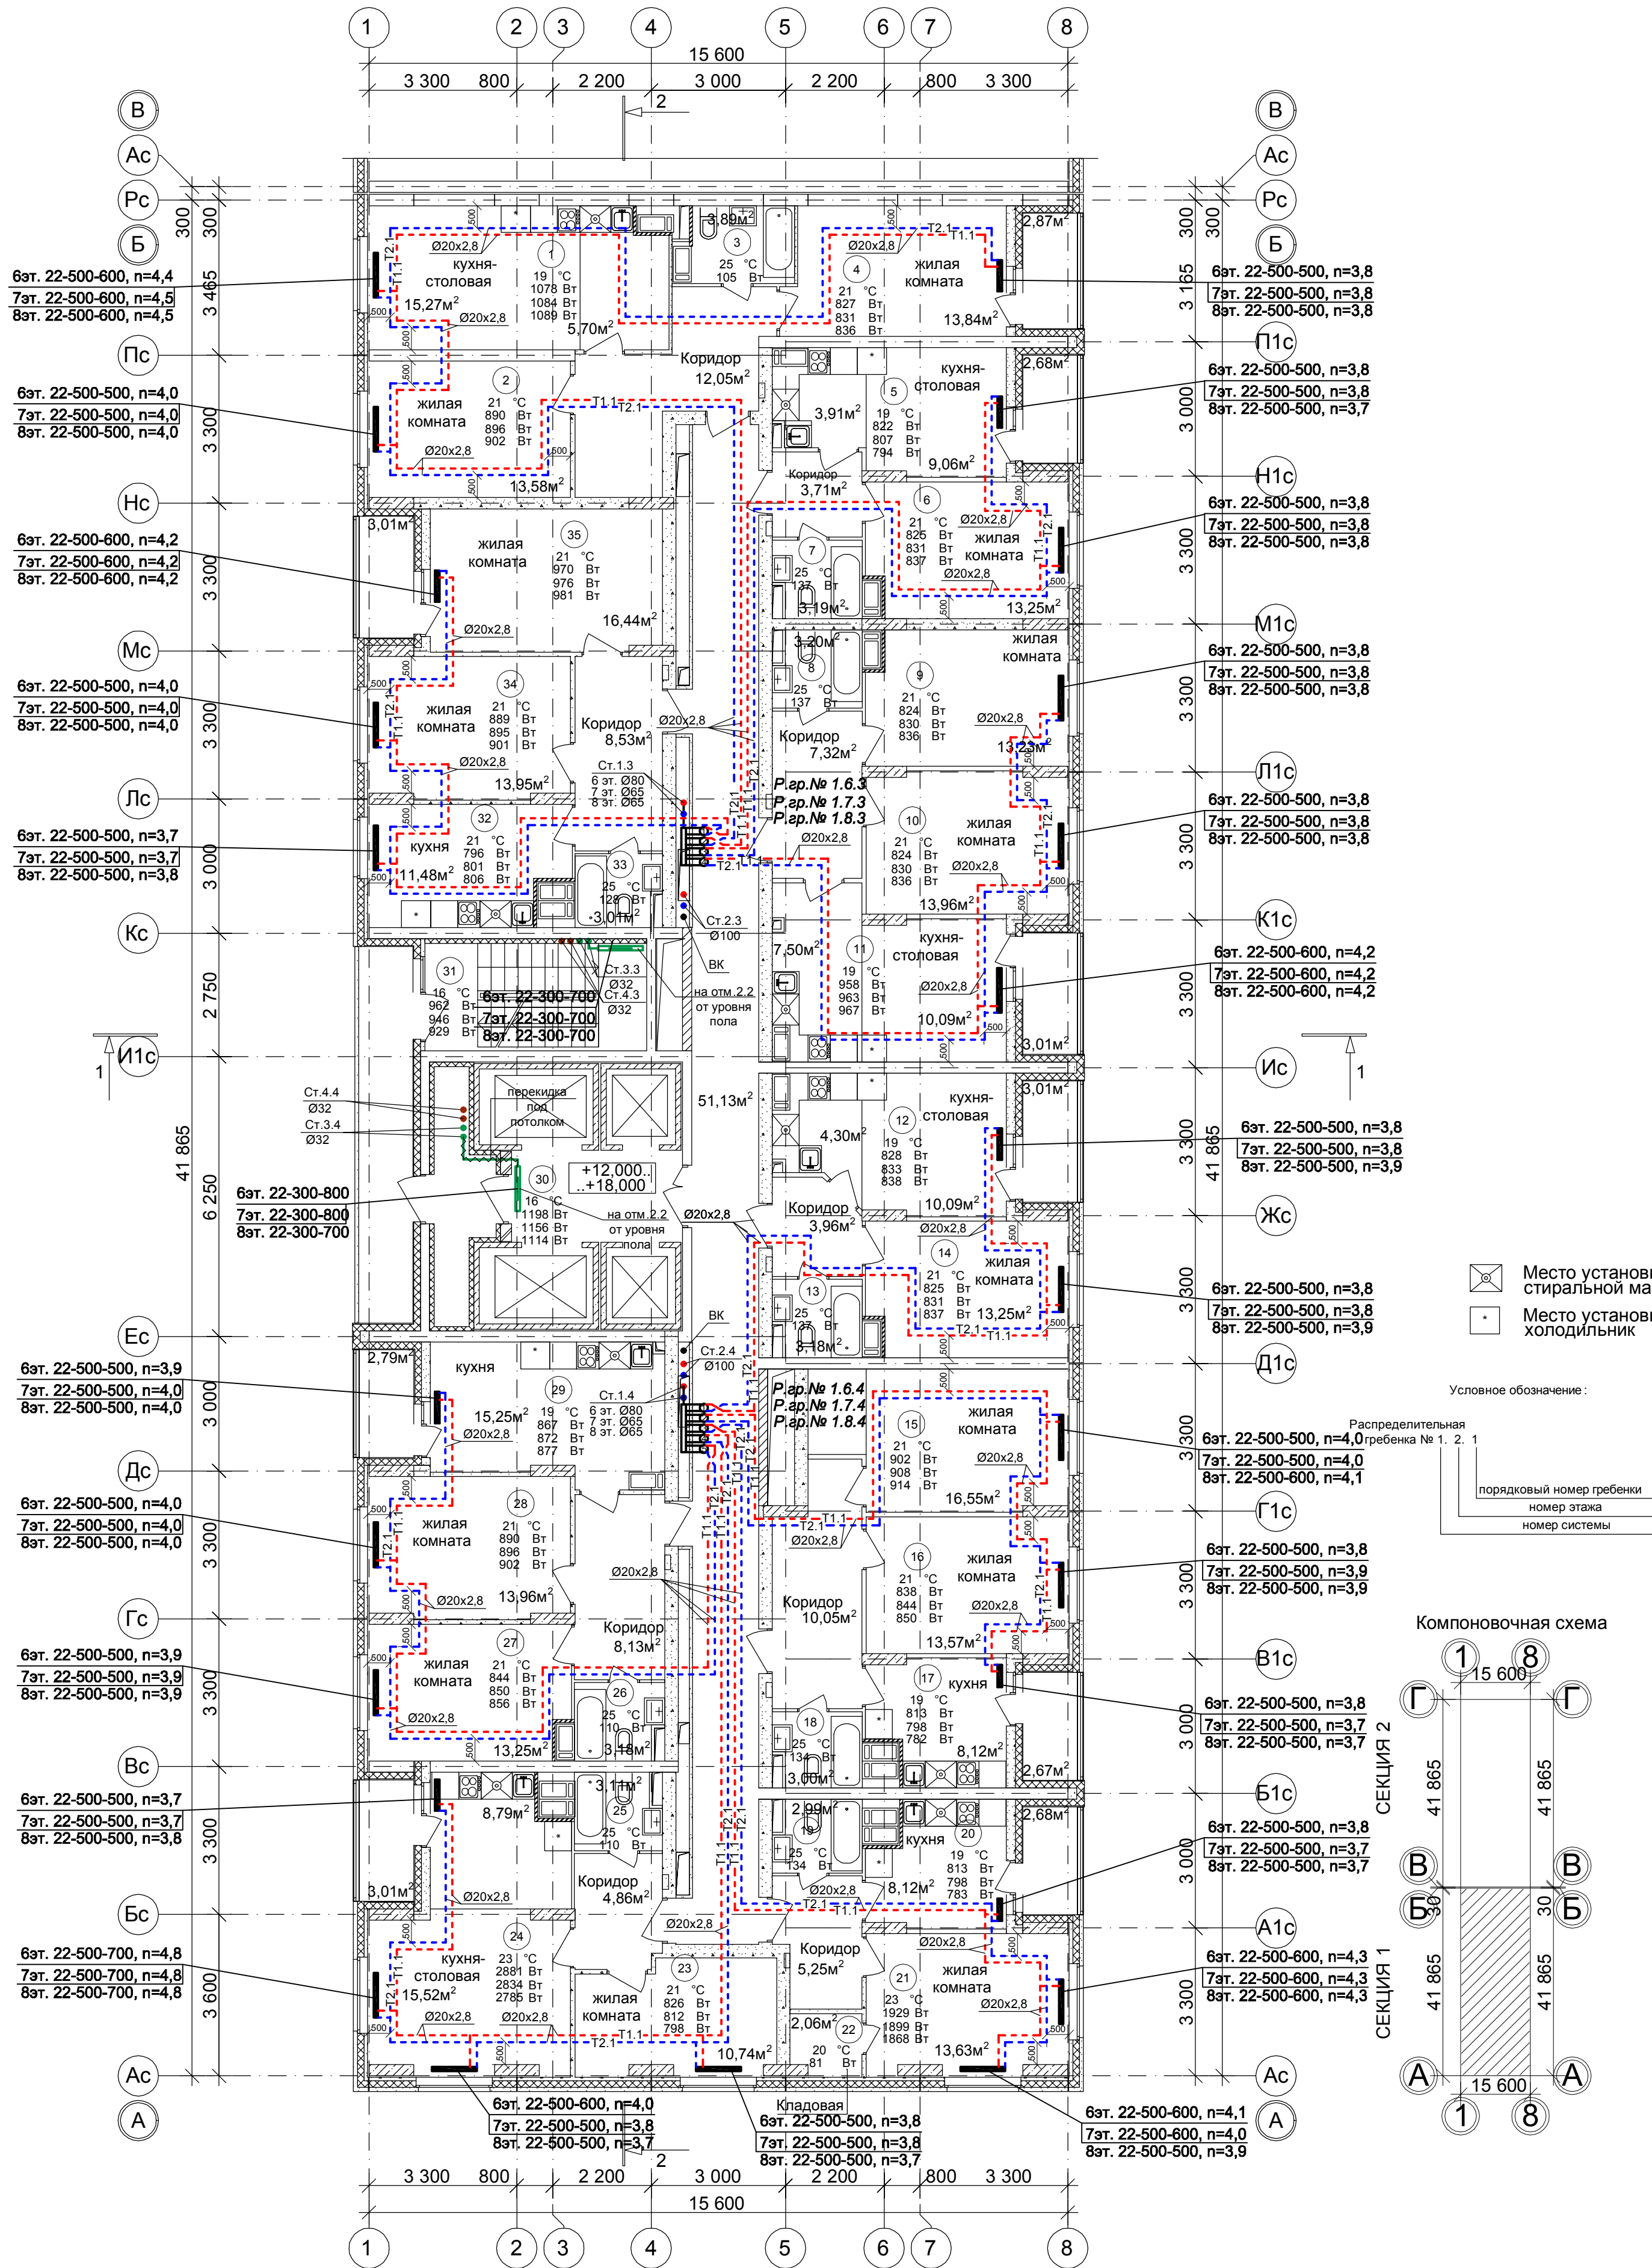

Место установки стиральной машинки  
Место установки холодильника

Условное обозначение:  
Распределительная гребенка № 1. 2. 1  
порядковый номер гребенки  
номер этажа  
номер системы

Компоновочная схема

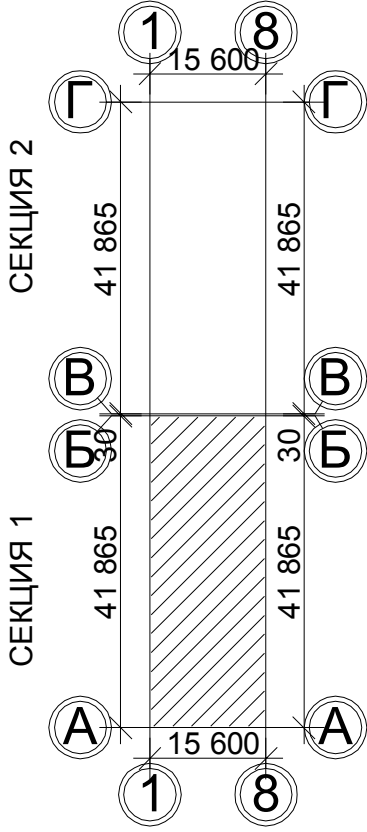

Примечание:  
1. Перехлест Т1 и Т2 выполнить в нише над уровнем пола у распределительной гребенки.  
2. При монтаже систем отопления допускается смещение трубопроводов.  
3. При прокладке под перегородками предусмотреть гильзы.

|                                                                                                                                                                                                                                                           |           |      |        |                          |      |
|-----------------------------------------------------------------------------------------------------------------------------------------------------------------------------------------------------------------------------------------------------------|-----------|------|--------|--------------------------|------|
| 100/17-ОВ                                                                                                                                                                                                                                                 |           |      |        |                          |      |
| 26-этажный 2-х секционный многоквартирный жилой дом с помещениями общественного назначения с техническим, подвальным и подземным этажами, №10 (по генплану).<br>Жилищный комплекс "Анудинский парк" в д. Анудинка Кстовского района Нижегородской области |           |      |        |                          |      |
| Изм.                                                                                                                                                                                                                                                      | Кол.уч.   | Лист | № док. | Подпись                  | Дата |
| ГИП                                                                                                                                                                                                                                                       | Рыбин     |      |        |                          |      |
| Рук. гр.                                                                                                                                                                                                                                                  | Николаева |      |        |                          |      |
| Инженер                                                                                                                                                                                                                                                   | Коротин   |      |        |                          |      |
| Н.контр.                                                                                                                                                                                                                                                  | Николаева |      |        |                          |      |
| Отопление.<br>План 6-8 этажа на отм.+12.000, +15.000, +18.000. Секция 1                                                                                                                                                                                   |           |      |        | Стадия                   | Лист |
|                                                                                                                                                                                                                                                           |           |      |        | Р                        | 6    |
|                                                                                                                                                                                                                                                           |           |      |        | Листов                   |      |
|                                                                                                                                                                                                                                                           |           |      |        | ООО<br>ФИРМА "СС Проект" |      |