



План 9-10 этажа на отм.+21.000, +24.000.

Секция 1

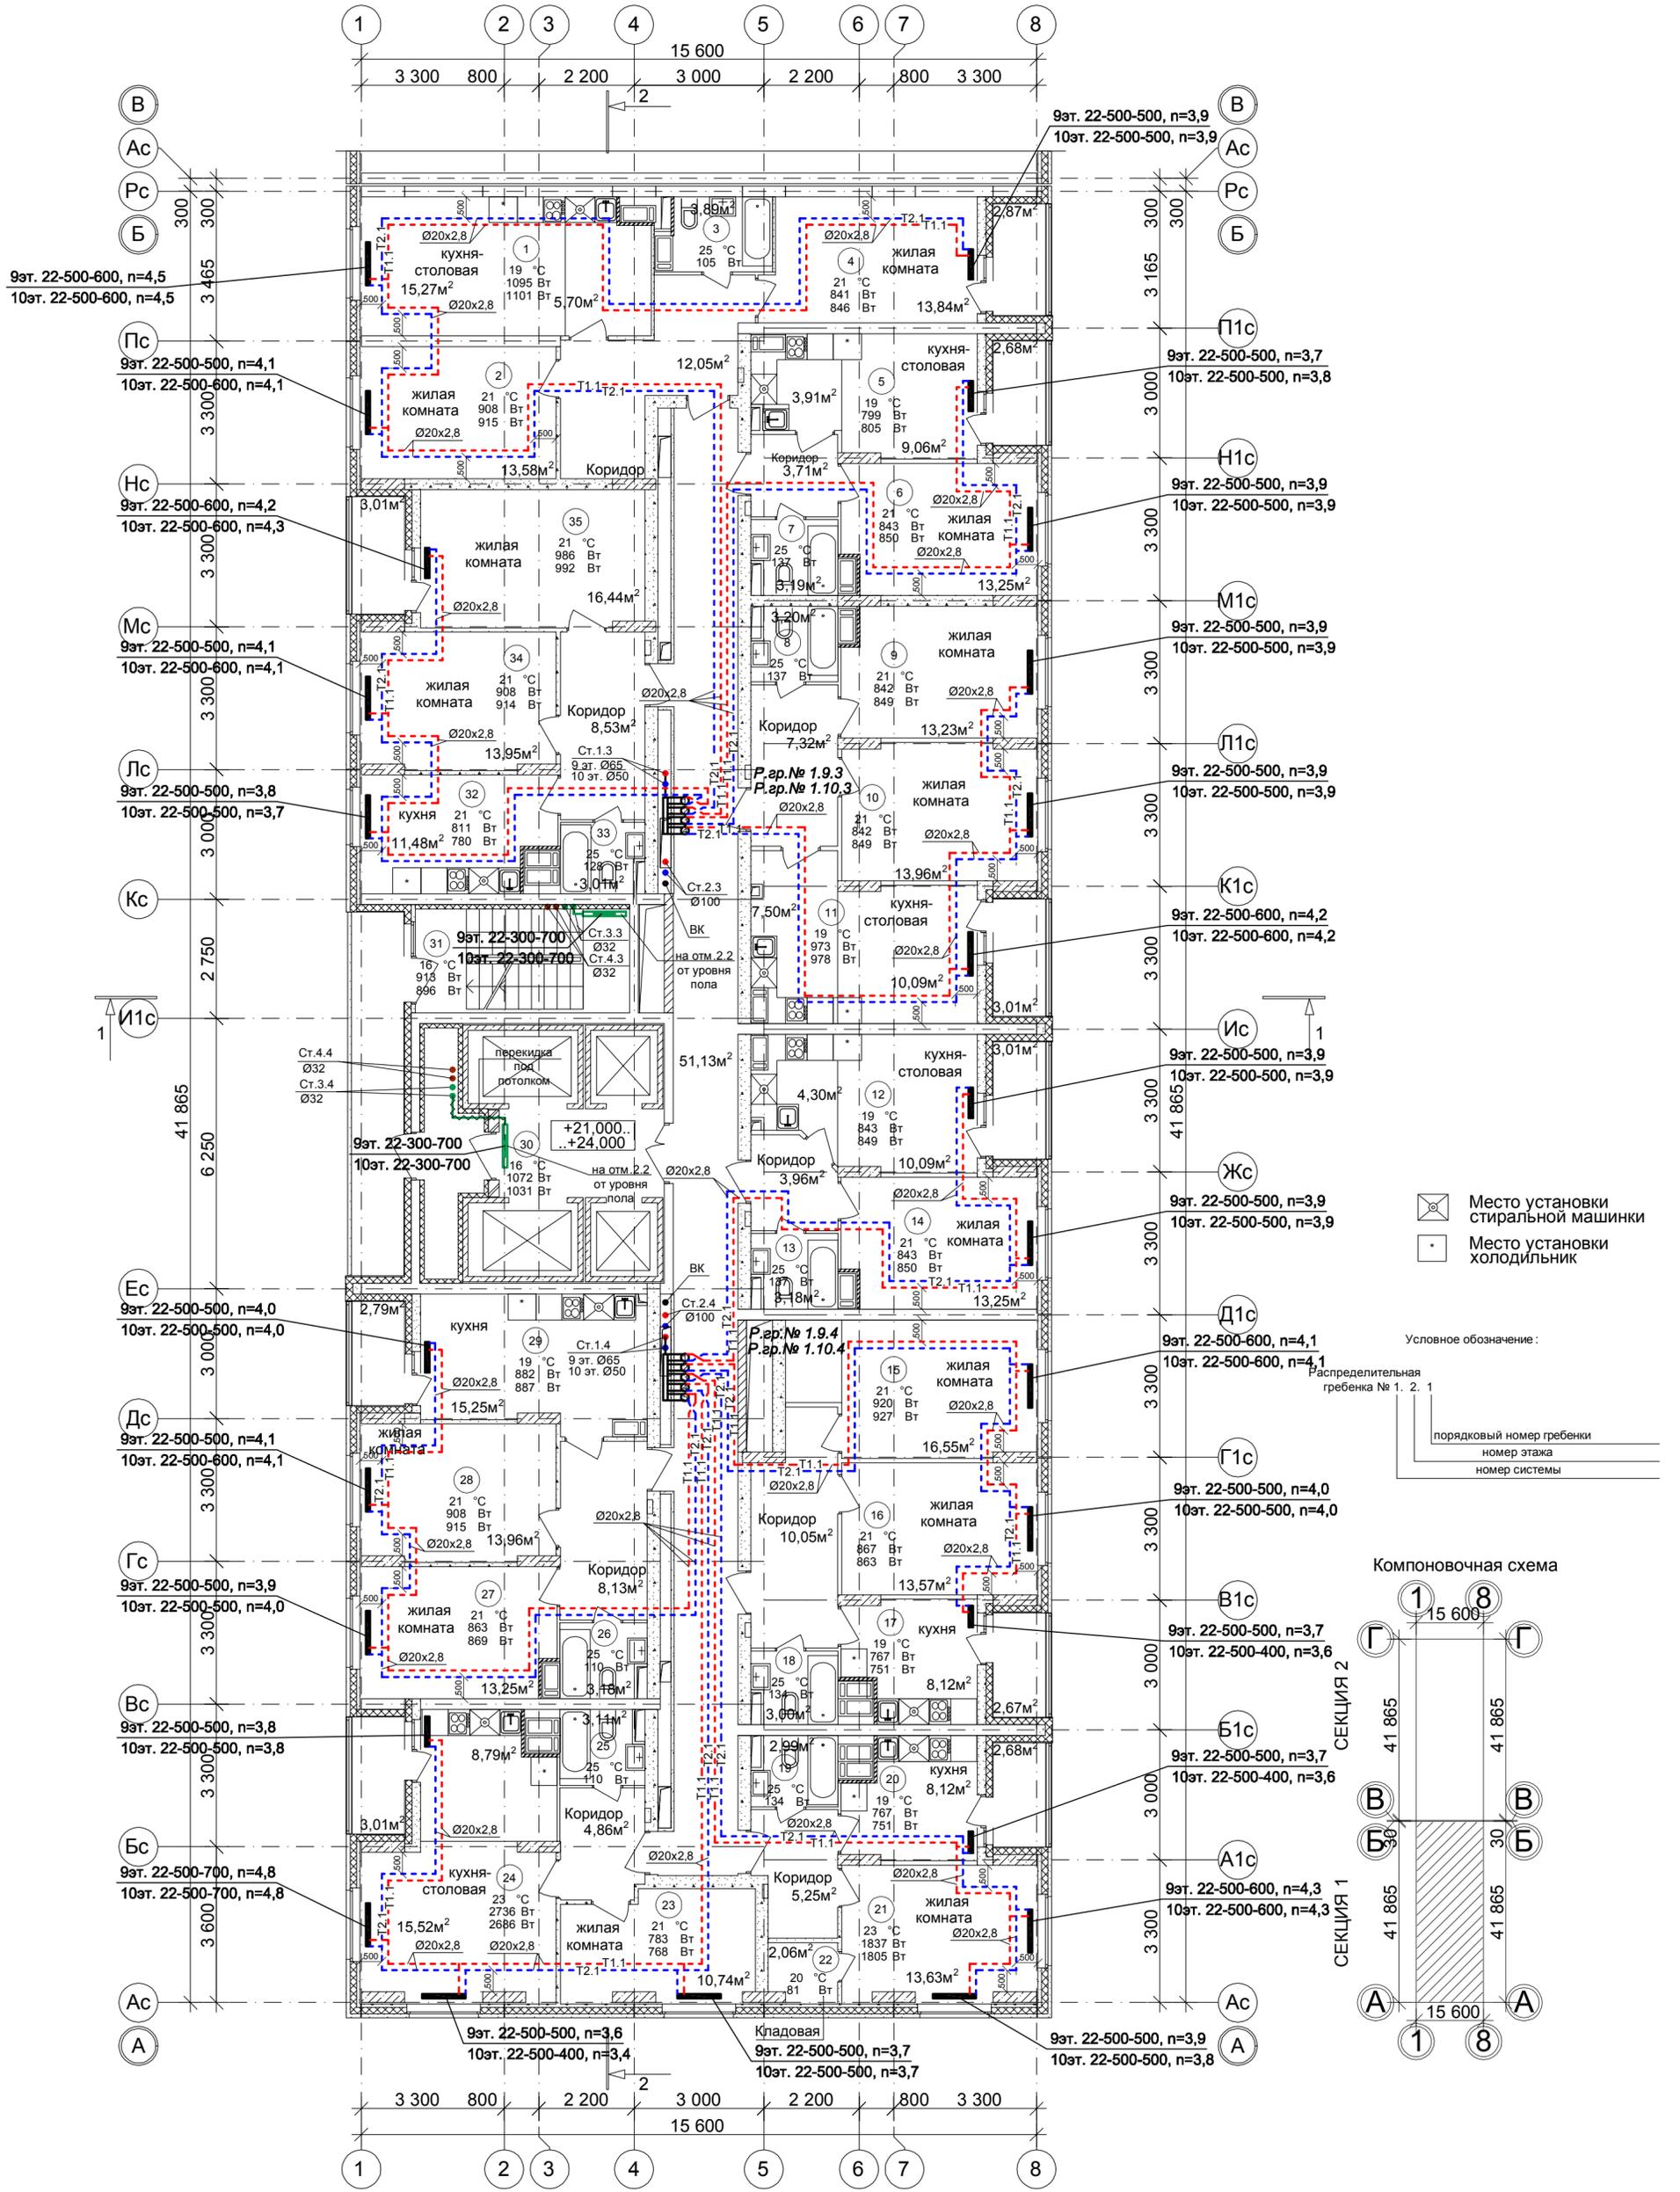

Место установки стиральной машинки
 Место установки холодильника
 Условное обозначение:
 Распределительная гребенка № 1. 2. 1
 порядковый номер гребенки
 номер этажа
 номер системы

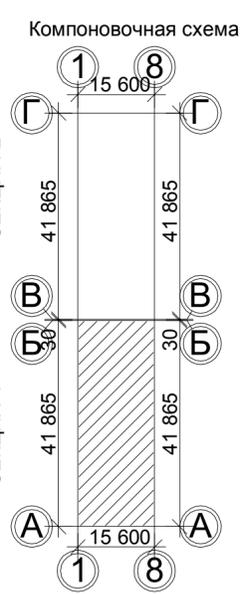

Примечание:
 1. Перефлет Т1 и Т2 выполнить в нише над уровнем пола у распределительной гребенки.
 2. При монтаже систем отопления допускается смещение трубопроводов.
 3. При прокладке под перегородками предусмотреть гильзы.

						100/17-ОВ			
						26-этажный 2-х секционный многоквартирный жилой дом с помещениями общественного назначения с техническим, подвальным и подземным этажами, №10 (по генплану). Жилищный комплекс "Анкудиновский парк" в д. Анкудиновка Кстовского района Нижегородской области			
Изм.	Кол.уч.	Лист	№ док.	Подпись	Дата	Стадия	Лист	Листов	
ГИП	Рыбин					Р	7		
Рук. гр.	Николаева							ООО ФИРМА "СС Проект"	
Инженер	Коротин								
Н.контр.	Николаева								
						Отопление. План 9-10 этажа на отм.+21.000, +24.000. Секция 1			

Соловьева	Лощина	Зуй
АР	ВК	ЭТ
Иньв.№ подл.	Подпись и дата	Ваам. инв. №