


План 14-15 этажа на отм.+36.000, +39.000.

Секция 2

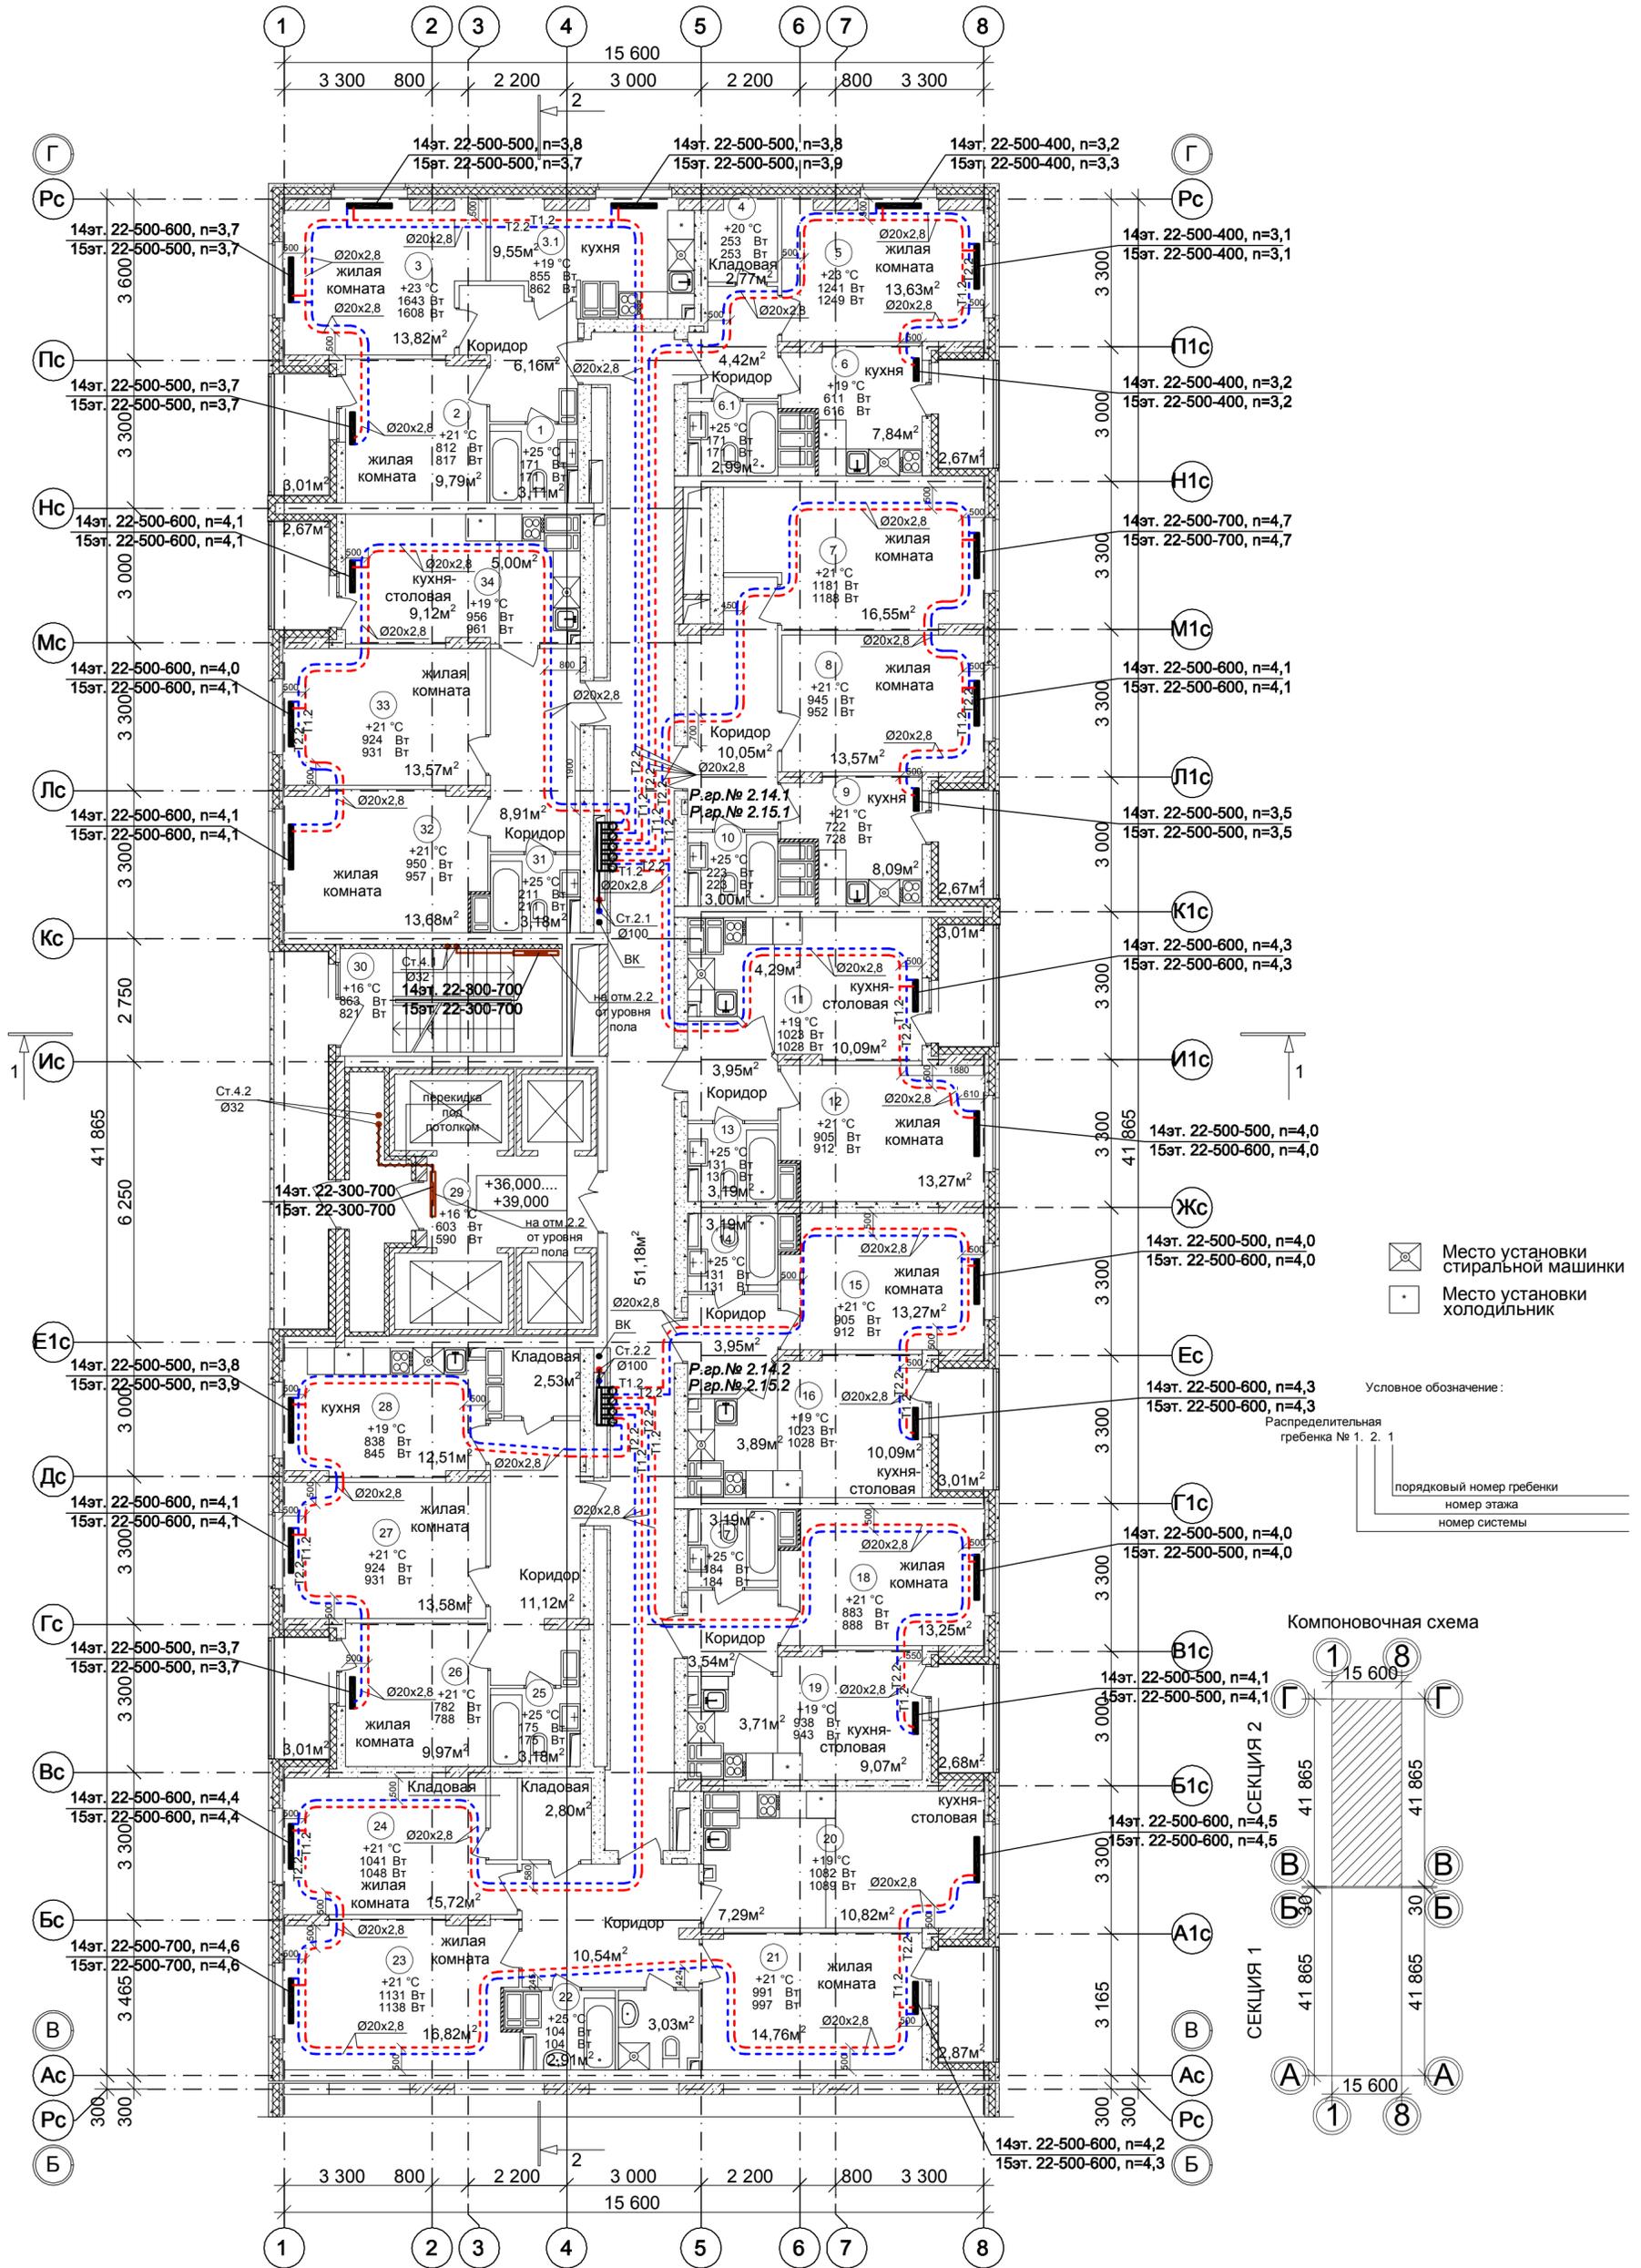

Примечание:
 1. Перехлест Т1 и Т2 выполнить в нише над уровнем пола у распределительной гребенки.
 2. При монтаже систем отопления допускается смещение трубопроводов.
 3. При прокладке под перегородками предусмотреть гильзы.

						100/17-ОВ		
						26-этажный 2-х секционный многоквартирный жилой дом с помещениями общественного назначения с техническим, подвальным и подземным этажами, №10 (по генплану). Жилищный комплекс "Анудинский парк" в д. Анудинова Кстовского района Нижегородской области		
Изм.	Кол.уч.	Лист	№ док.	Подпись	Дата	Стадия	Лист	Листов
ГИП	Рыбин					Р	31	
Рук. гр.	Николаева					Отопление.		
Инженер	Коротин					План 14-15 этажа на отм.+36.000, +39.000.		
Н.контр.	Николаева					Секция 2		
						ООО ФИРМА "СС Проект"		

Соловьева	Лощина	Зуй
АР	ВК	ЭТ
Имя.№ подл.	Подпись и дата	Ваам. инв. №