


План 16-18 этажа на отм.+42.000, +45.000, +48.000. Секция 2

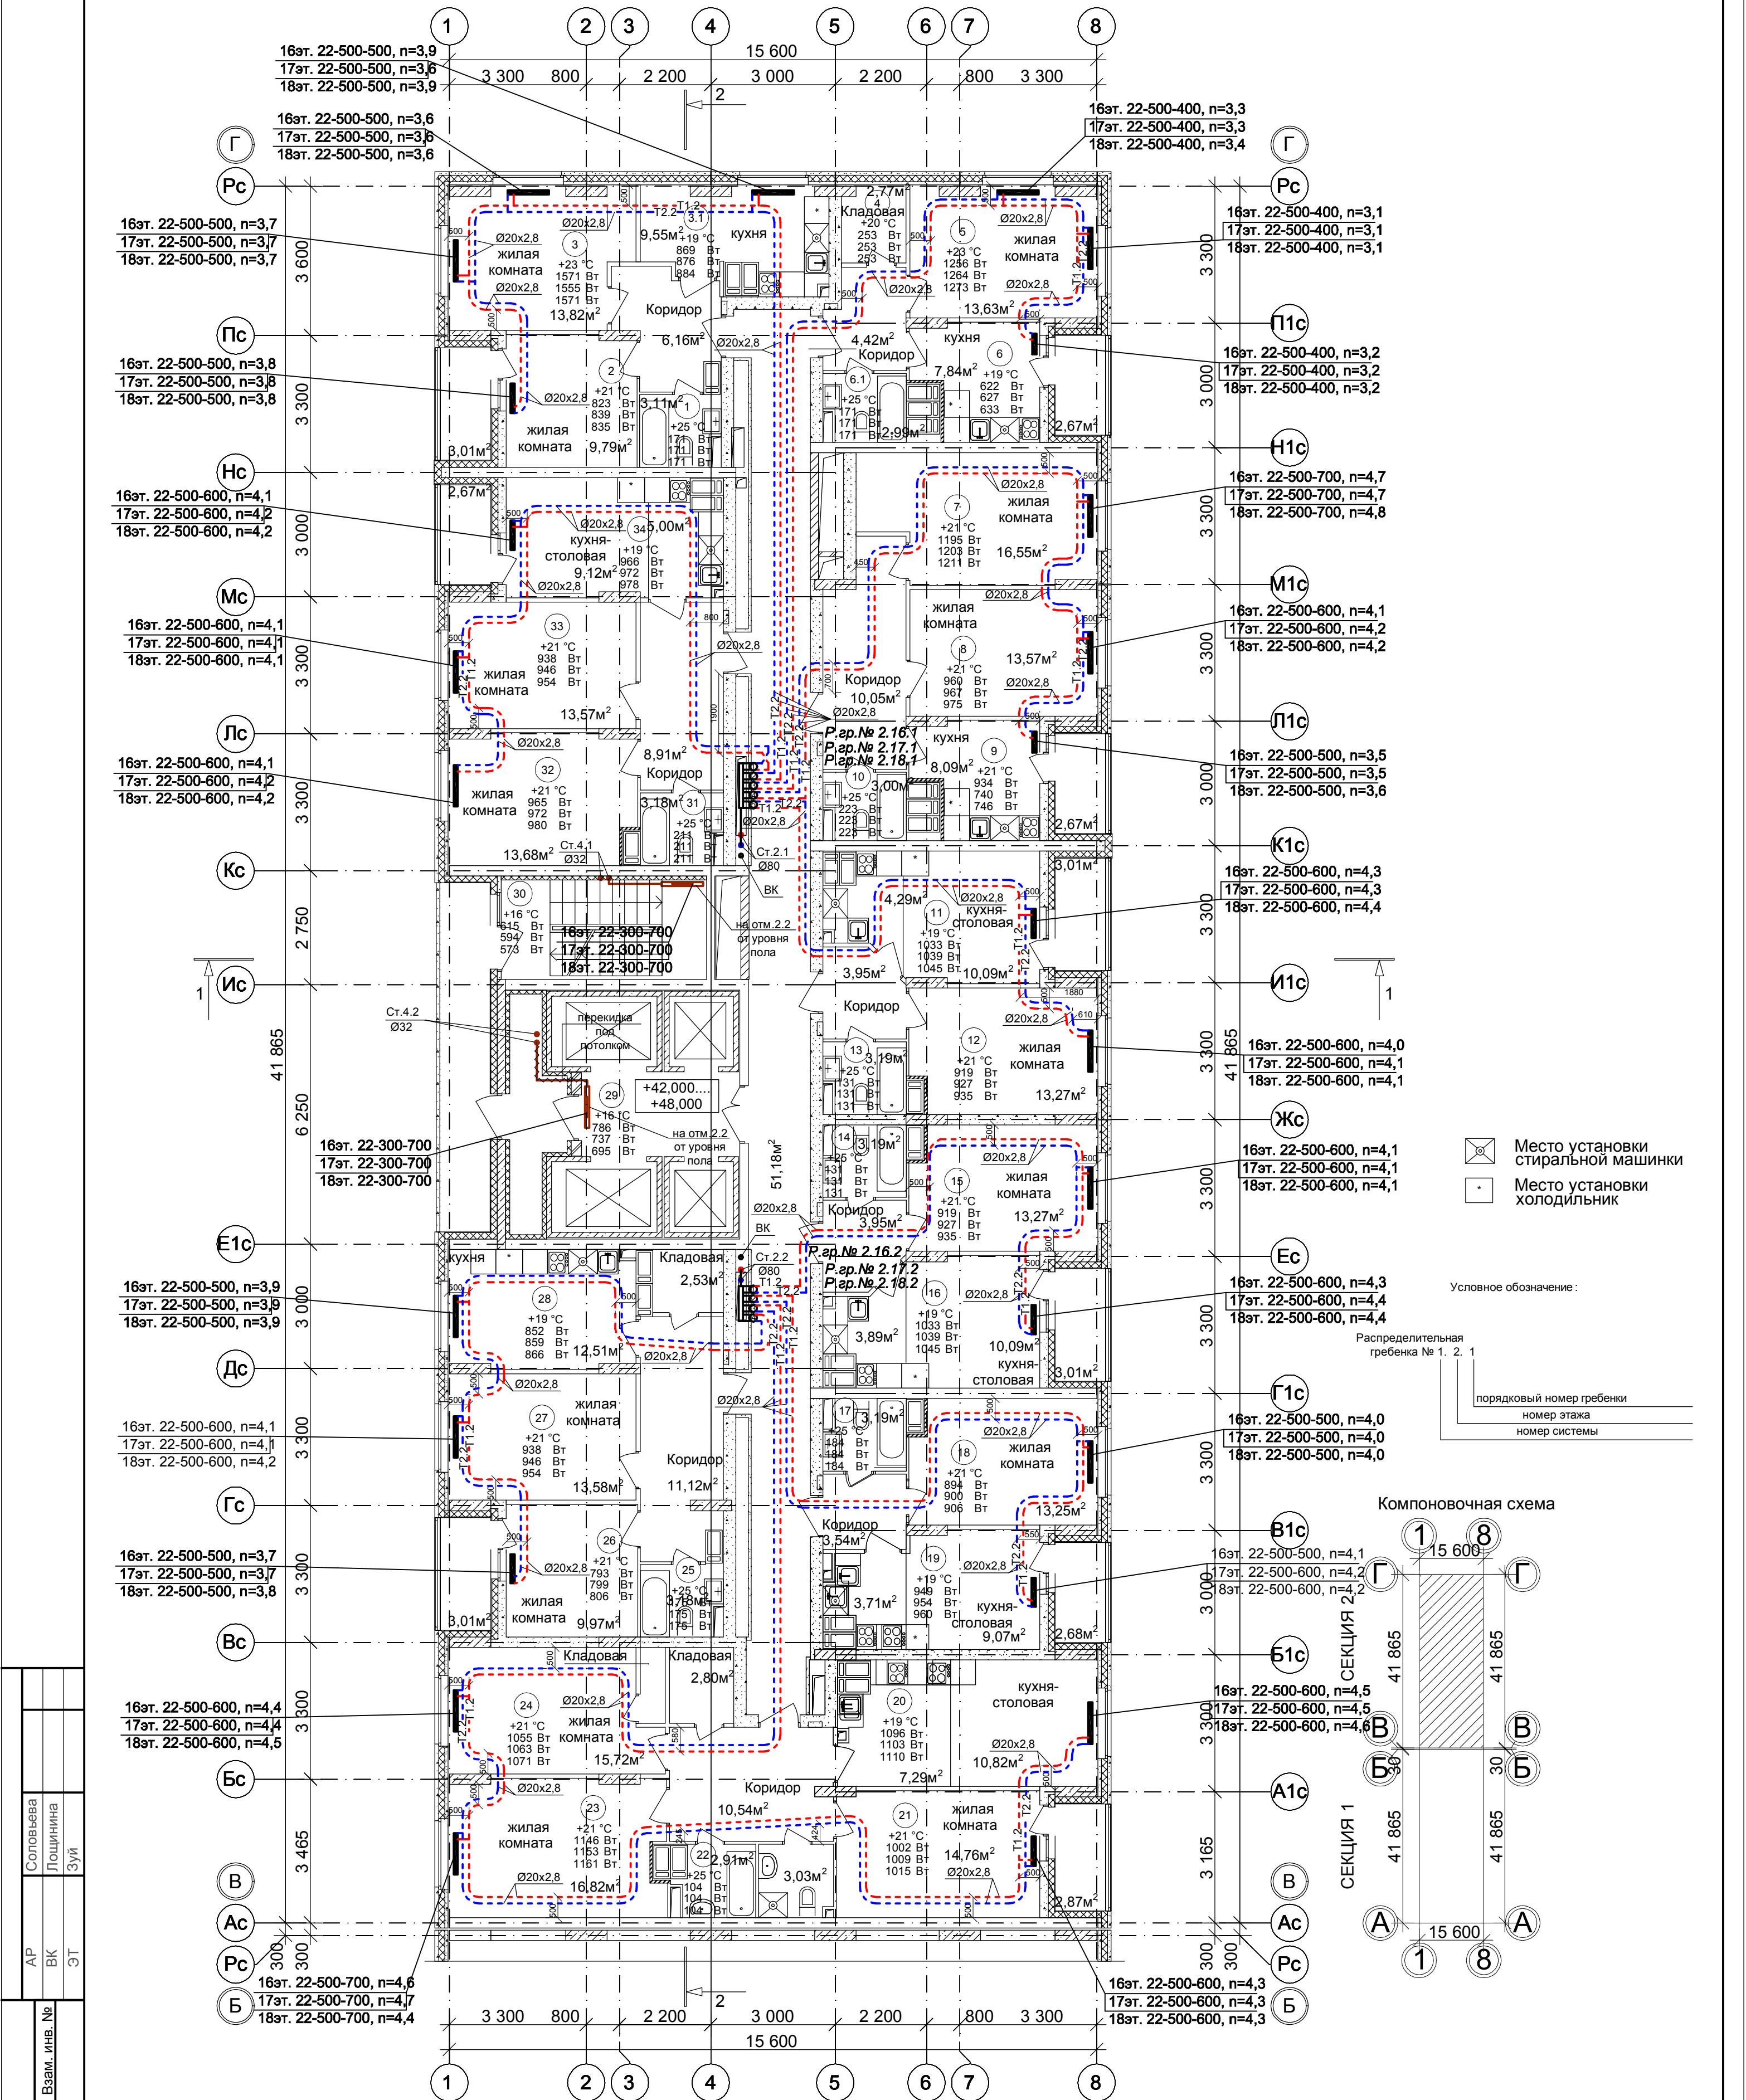

|                |    |    |
|----------------|----|----|
| Соловьева      |    |    |
| Лощина         |    |    |
| Зуй            |    |    |
| АР             | ВК | ЭТ |
| Взам. инв. №   |    |    |
| Подпись и дата |    |    |
| Инв. № подл.   |    |    |

Примечание:  
1. Перехлест Т1 и Т2 выполнить в нише над уровнем пола у распределительной гребенки.  
2. При монтаже систем отопления допускается смещение трубопроводов.  
3. При прокладке под перегородками предусмотреть гильзы.

|                                                                                                                                                                                                                                                              |           |      |        |                          |      |
|--------------------------------------------------------------------------------------------------------------------------------------------------------------------------------------------------------------------------------------------------------------|-----------|------|--------|--------------------------|------|
| 100/17-ОВ                                                                                                                                                                                                                                                    |           |      |        |                          |      |
| 26-этажный 2-х секционный многоквартирный жилой дом с помещениями общественного назначения с техническим, подвальным и подземным этажами, №10 (по генплану).<br>Жилищный комплекс "Анудинский парк" в д. Анудинка Кстовского района<br>Нижегородской области |           |      |        |                          |      |
| Изм.                                                                                                                                                                                                                                                         | Кол.уч.   | Лист | № док. | Подпись                  | Дата |
| ГИП                                                                                                                                                                                                                                                          | Рыбин     |      |        |                          |      |
| Рук. гр.                                                                                                                                                                                                                                                     | Николаева |      |        |                          |      |
| Инженер                                                                                                                                                                                                                                                      | Коротин   |      |        |                          |      |
| Н.контр.                                                                                                                                                                                                                                                     | Николаева |      |        |                          |      |
| Отопление.<br>План 16-18 этажа на отм. +42.000, +45.000, +48.000. Секция 2                                                                                                                                                                                   |           |      |        | Стадия                   | Лист |
|                                                                                                                                                                                                                                                              |           |      |        | Р                        | 32   |
|                                                                                                                                                                                                                                                              |           |      |        | Листов                   |      |
|                                                                                                                                                                                                                                                              |           |      |        | ООО<br>ФИРМА "СС Проект" |      |