


План 19-20 этажа на отм.+51.000, +54.000.
Секция 2

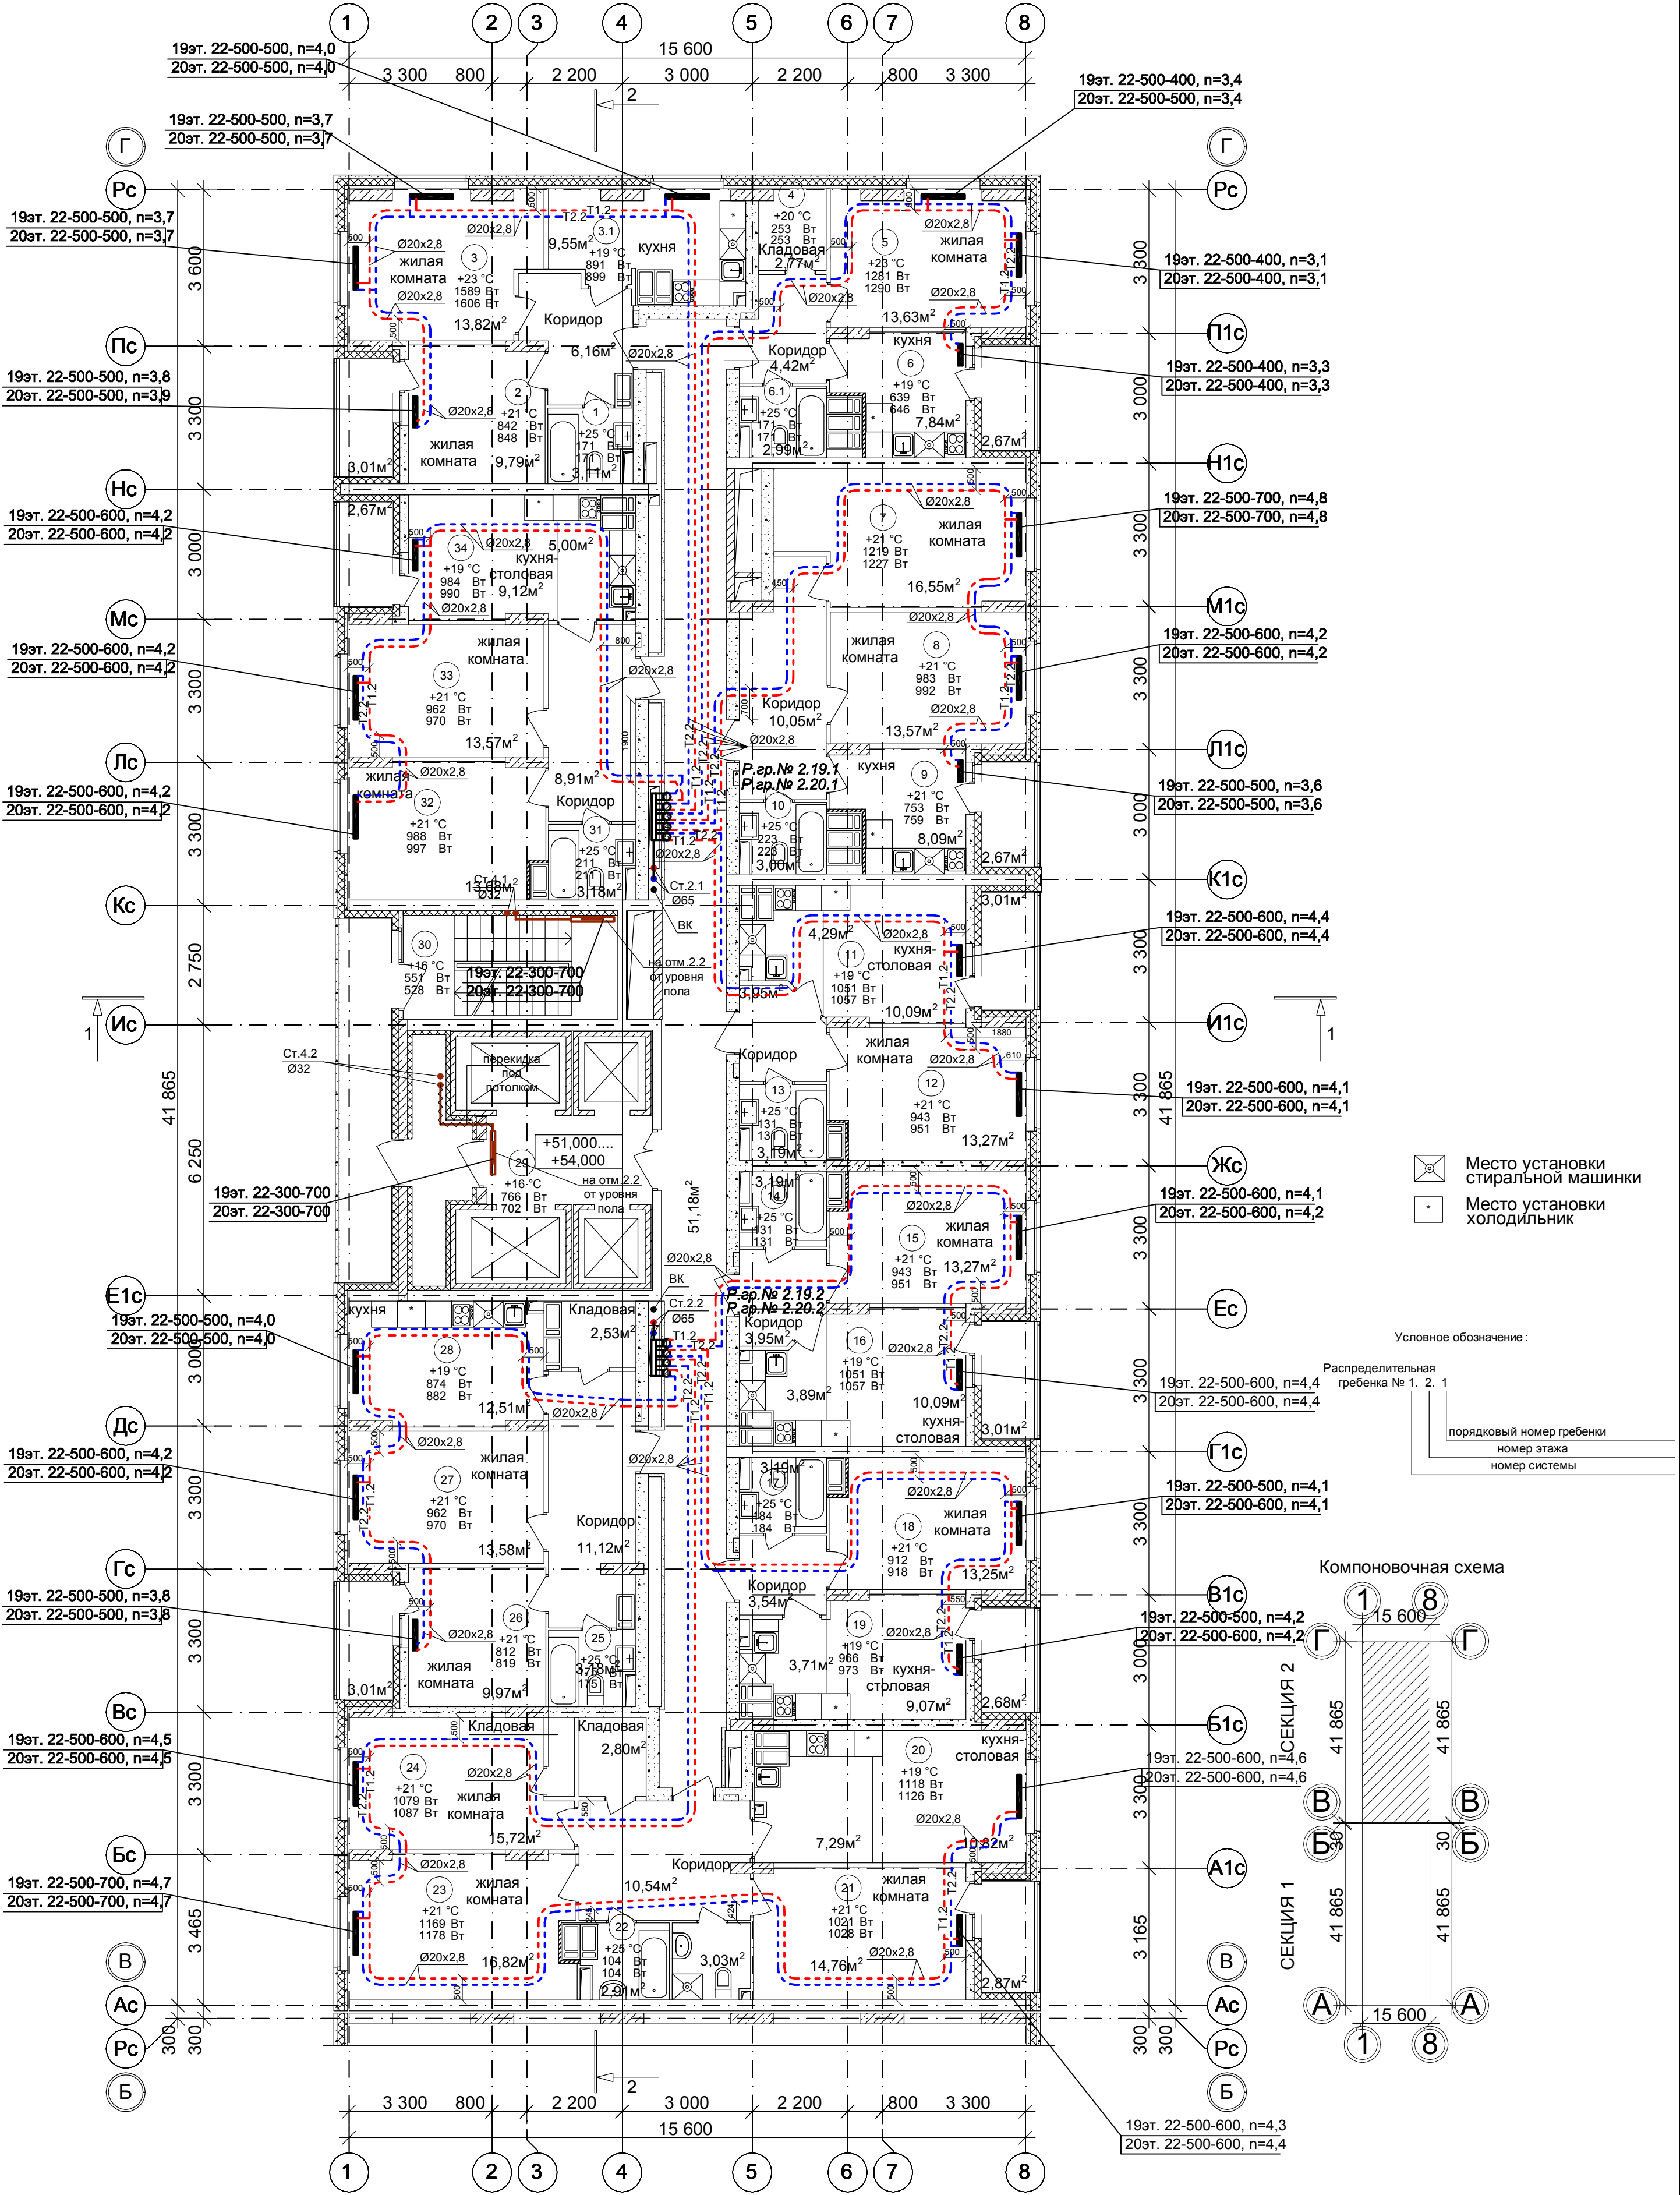

Примечание:
1. Перехлест Т1 и Т2 выполнить в нише над уровнем пола у распределительной гребенки .
2. При монтаже систем отопления допускается смещение трубопроводов .
3. При прокладке под перегородками предусмотреть гильзы .

						100/17-ОВ		
						26-этажный 2-х секционный многоквартирный жилой дом с помещениями общественного назначения с техническим, подвальным и подземным этажами , №10 (по генплану). Жилищный комплекс "Анкудиновский парк" в д.Анкудиновка Кстовского района Нижегородской области		
Изм.	Кол.уч.	Лист	№ док.	Подпись	Дата	Стадия	Лист	Листов
ГИП	Рыбин					Р	33	
Рук. гр.	Николаева					Отопление. План 19-20 этажа на отм.+51.000, +54.000. Секция 2		
Инженер	Коротин							
Н.контр.	Николаева					ООО ФИРМА "СС Проект"		