



План 21 этажа на отм.+57.000.
Секция 2

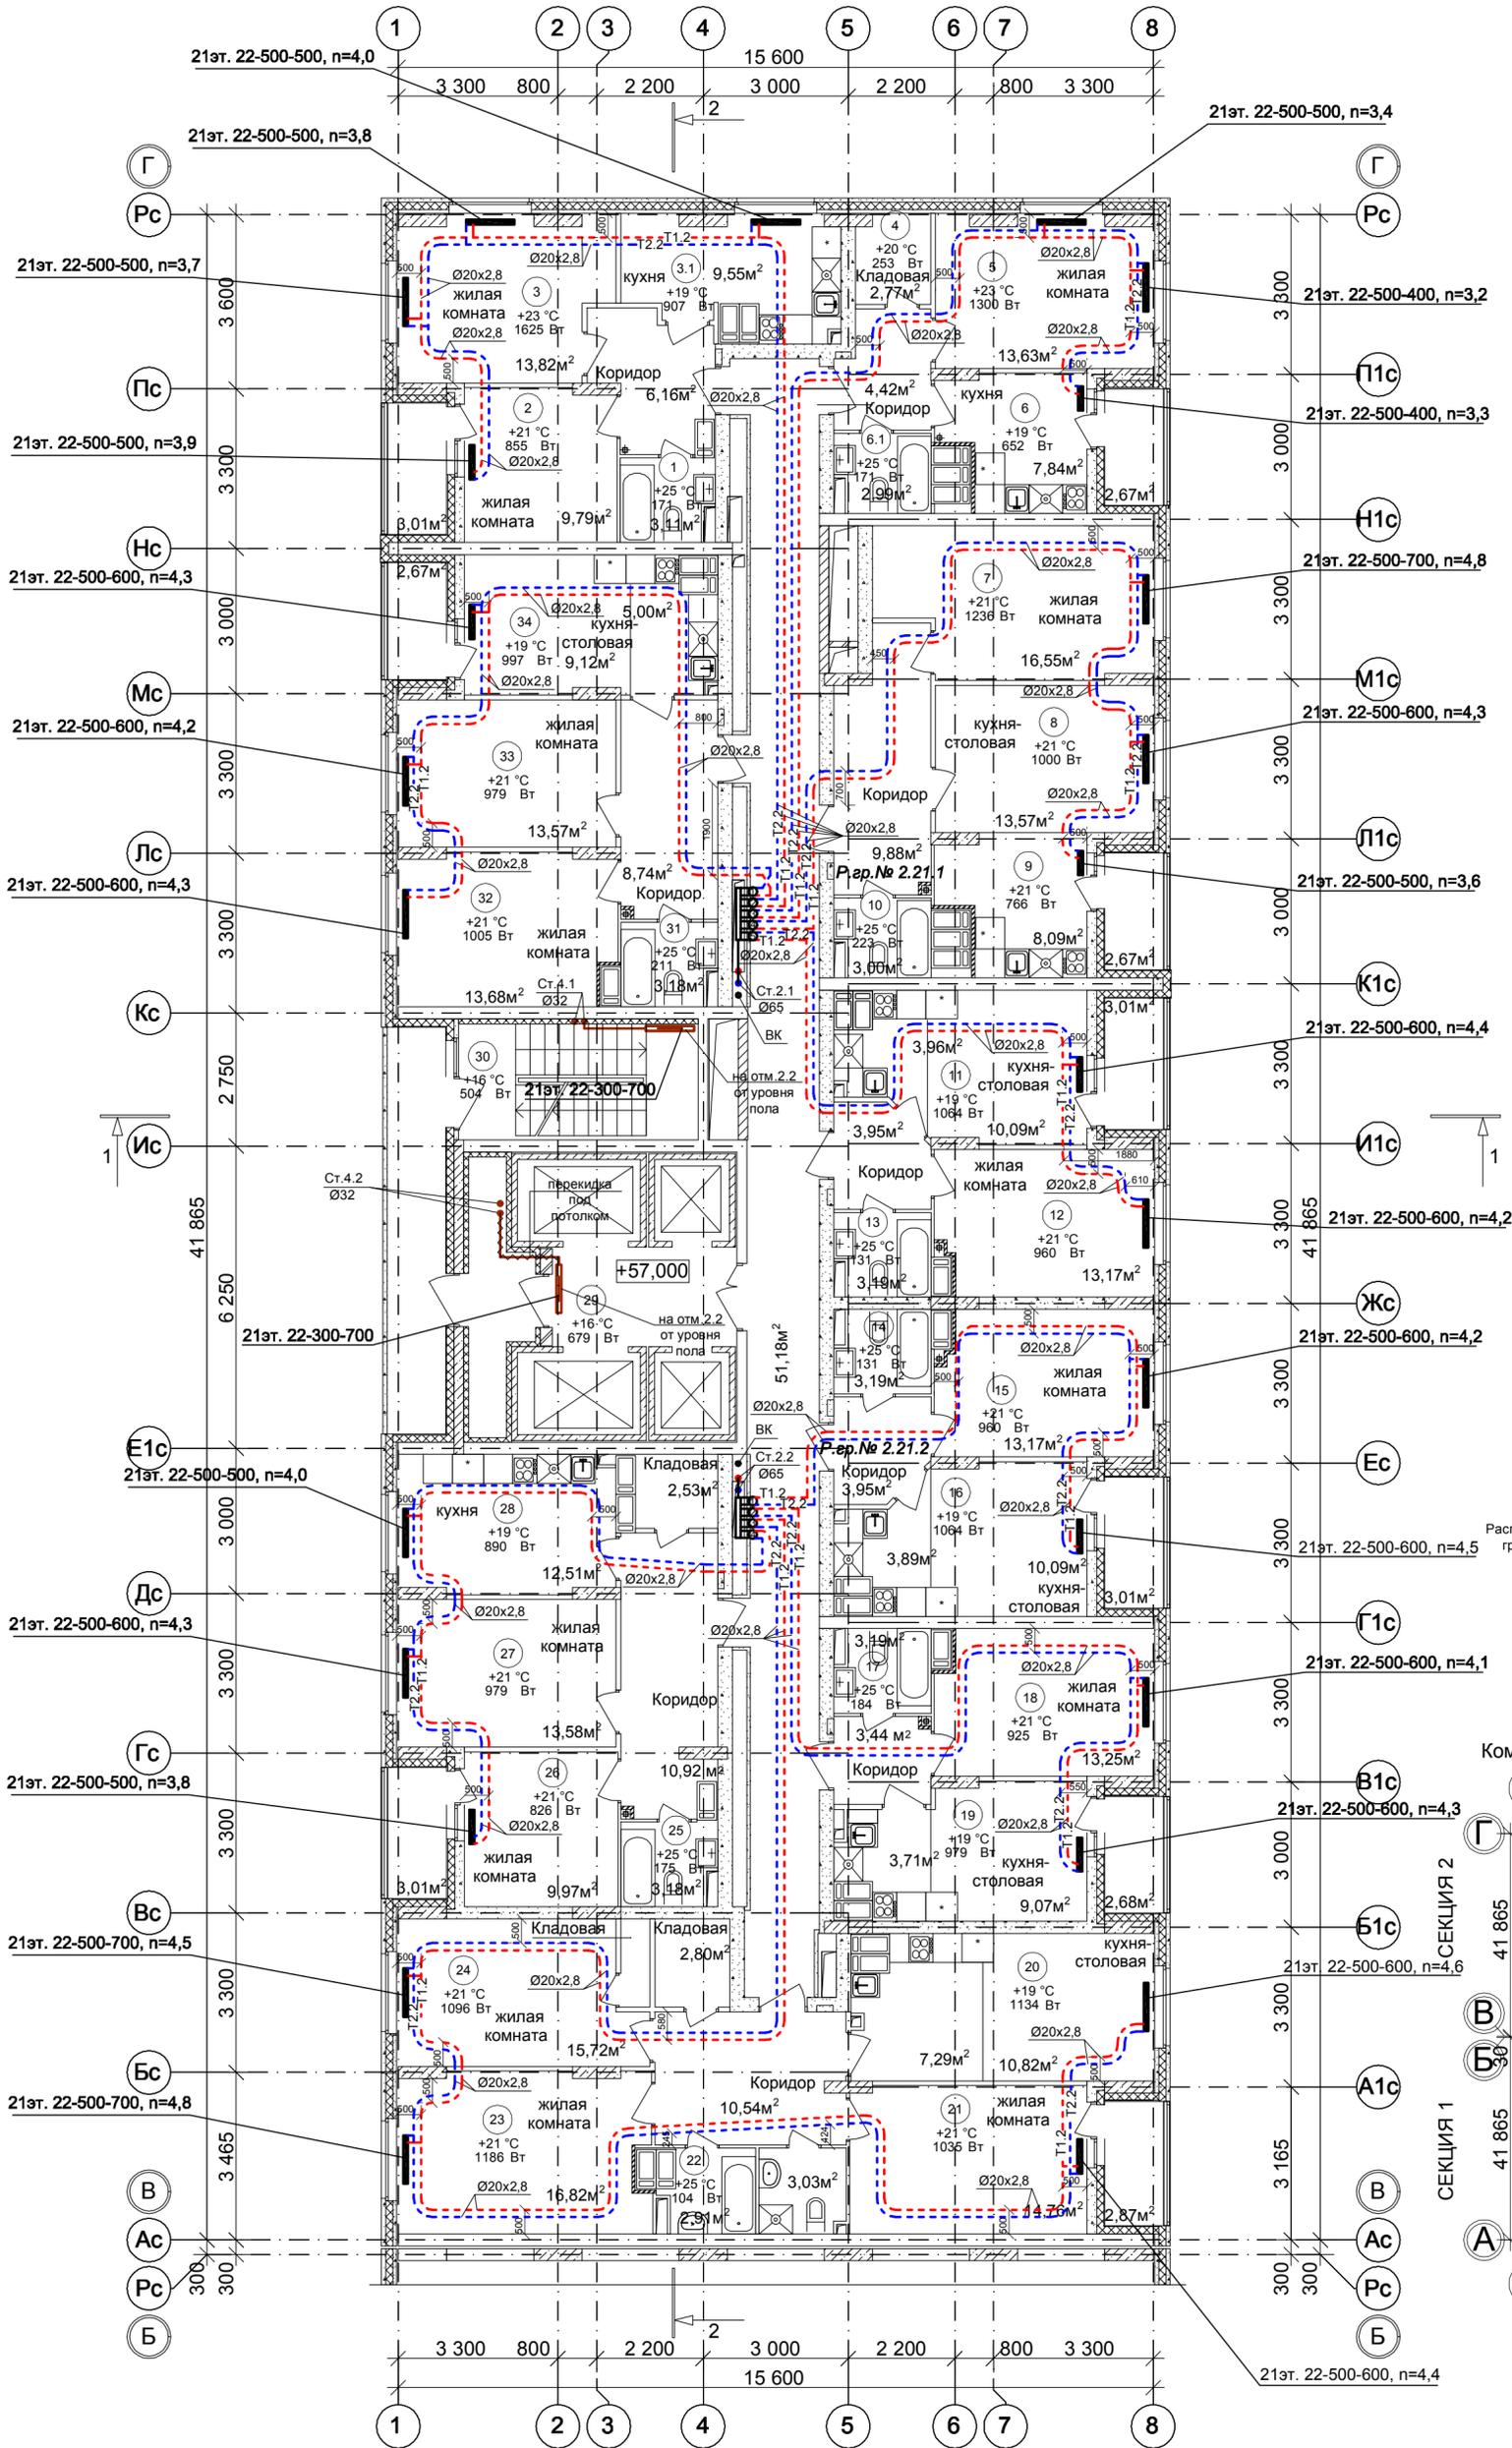

- Место установки стиральной машинки
- Место установки холодильник

Условное обозначение:
Распределительная гребенка № 1. 2. 1
порядковый номер гребенки
номер этажа
номер системы

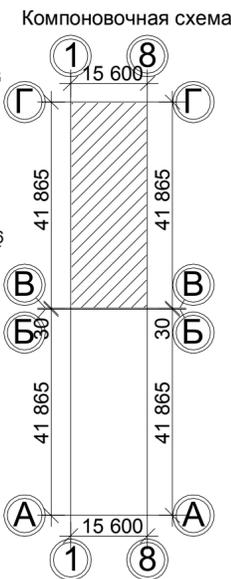

Примечание:
1. Перехлест Т1 и Т2 выполнить в нише над уровнем пола у распределительной гребенки.
2. При монтаже систем отопления допускается смещение трубопроводов.
3. При прокладке под перегородками предусмотреть гильзы.

100/17-ОВ					
26-этажный 2-х секционный многоквартирный жилой дом с помещениями общественного назначения с техническим, подвальным и подземным этажами, №10 (по генплану). Жилищный комплекс "Анкудиновский парк" в д. Анкудиновка Кстовского района Нижегородской области					
Изм.	Кол.уч.	Лист	№ док.	Подпись	Дата
ГИП	Рыбин				
Рук. гр.	Николаева				
Инженер	Коротин				
Н.контр.	Николаева				
Отопление. План 21 этажа на отм.+57.000. Секция 2				Стадия	Лист
				Р	34
				ООО ФИРМА "СС Проект"	

Соловьева	Лощина	Зуй
АР	ВК	ЭТ
Иньв.№ подл.	Подпись и дата	Ваам. инв. №