


План 22 этажа на отм.+60.000.
Секция 2

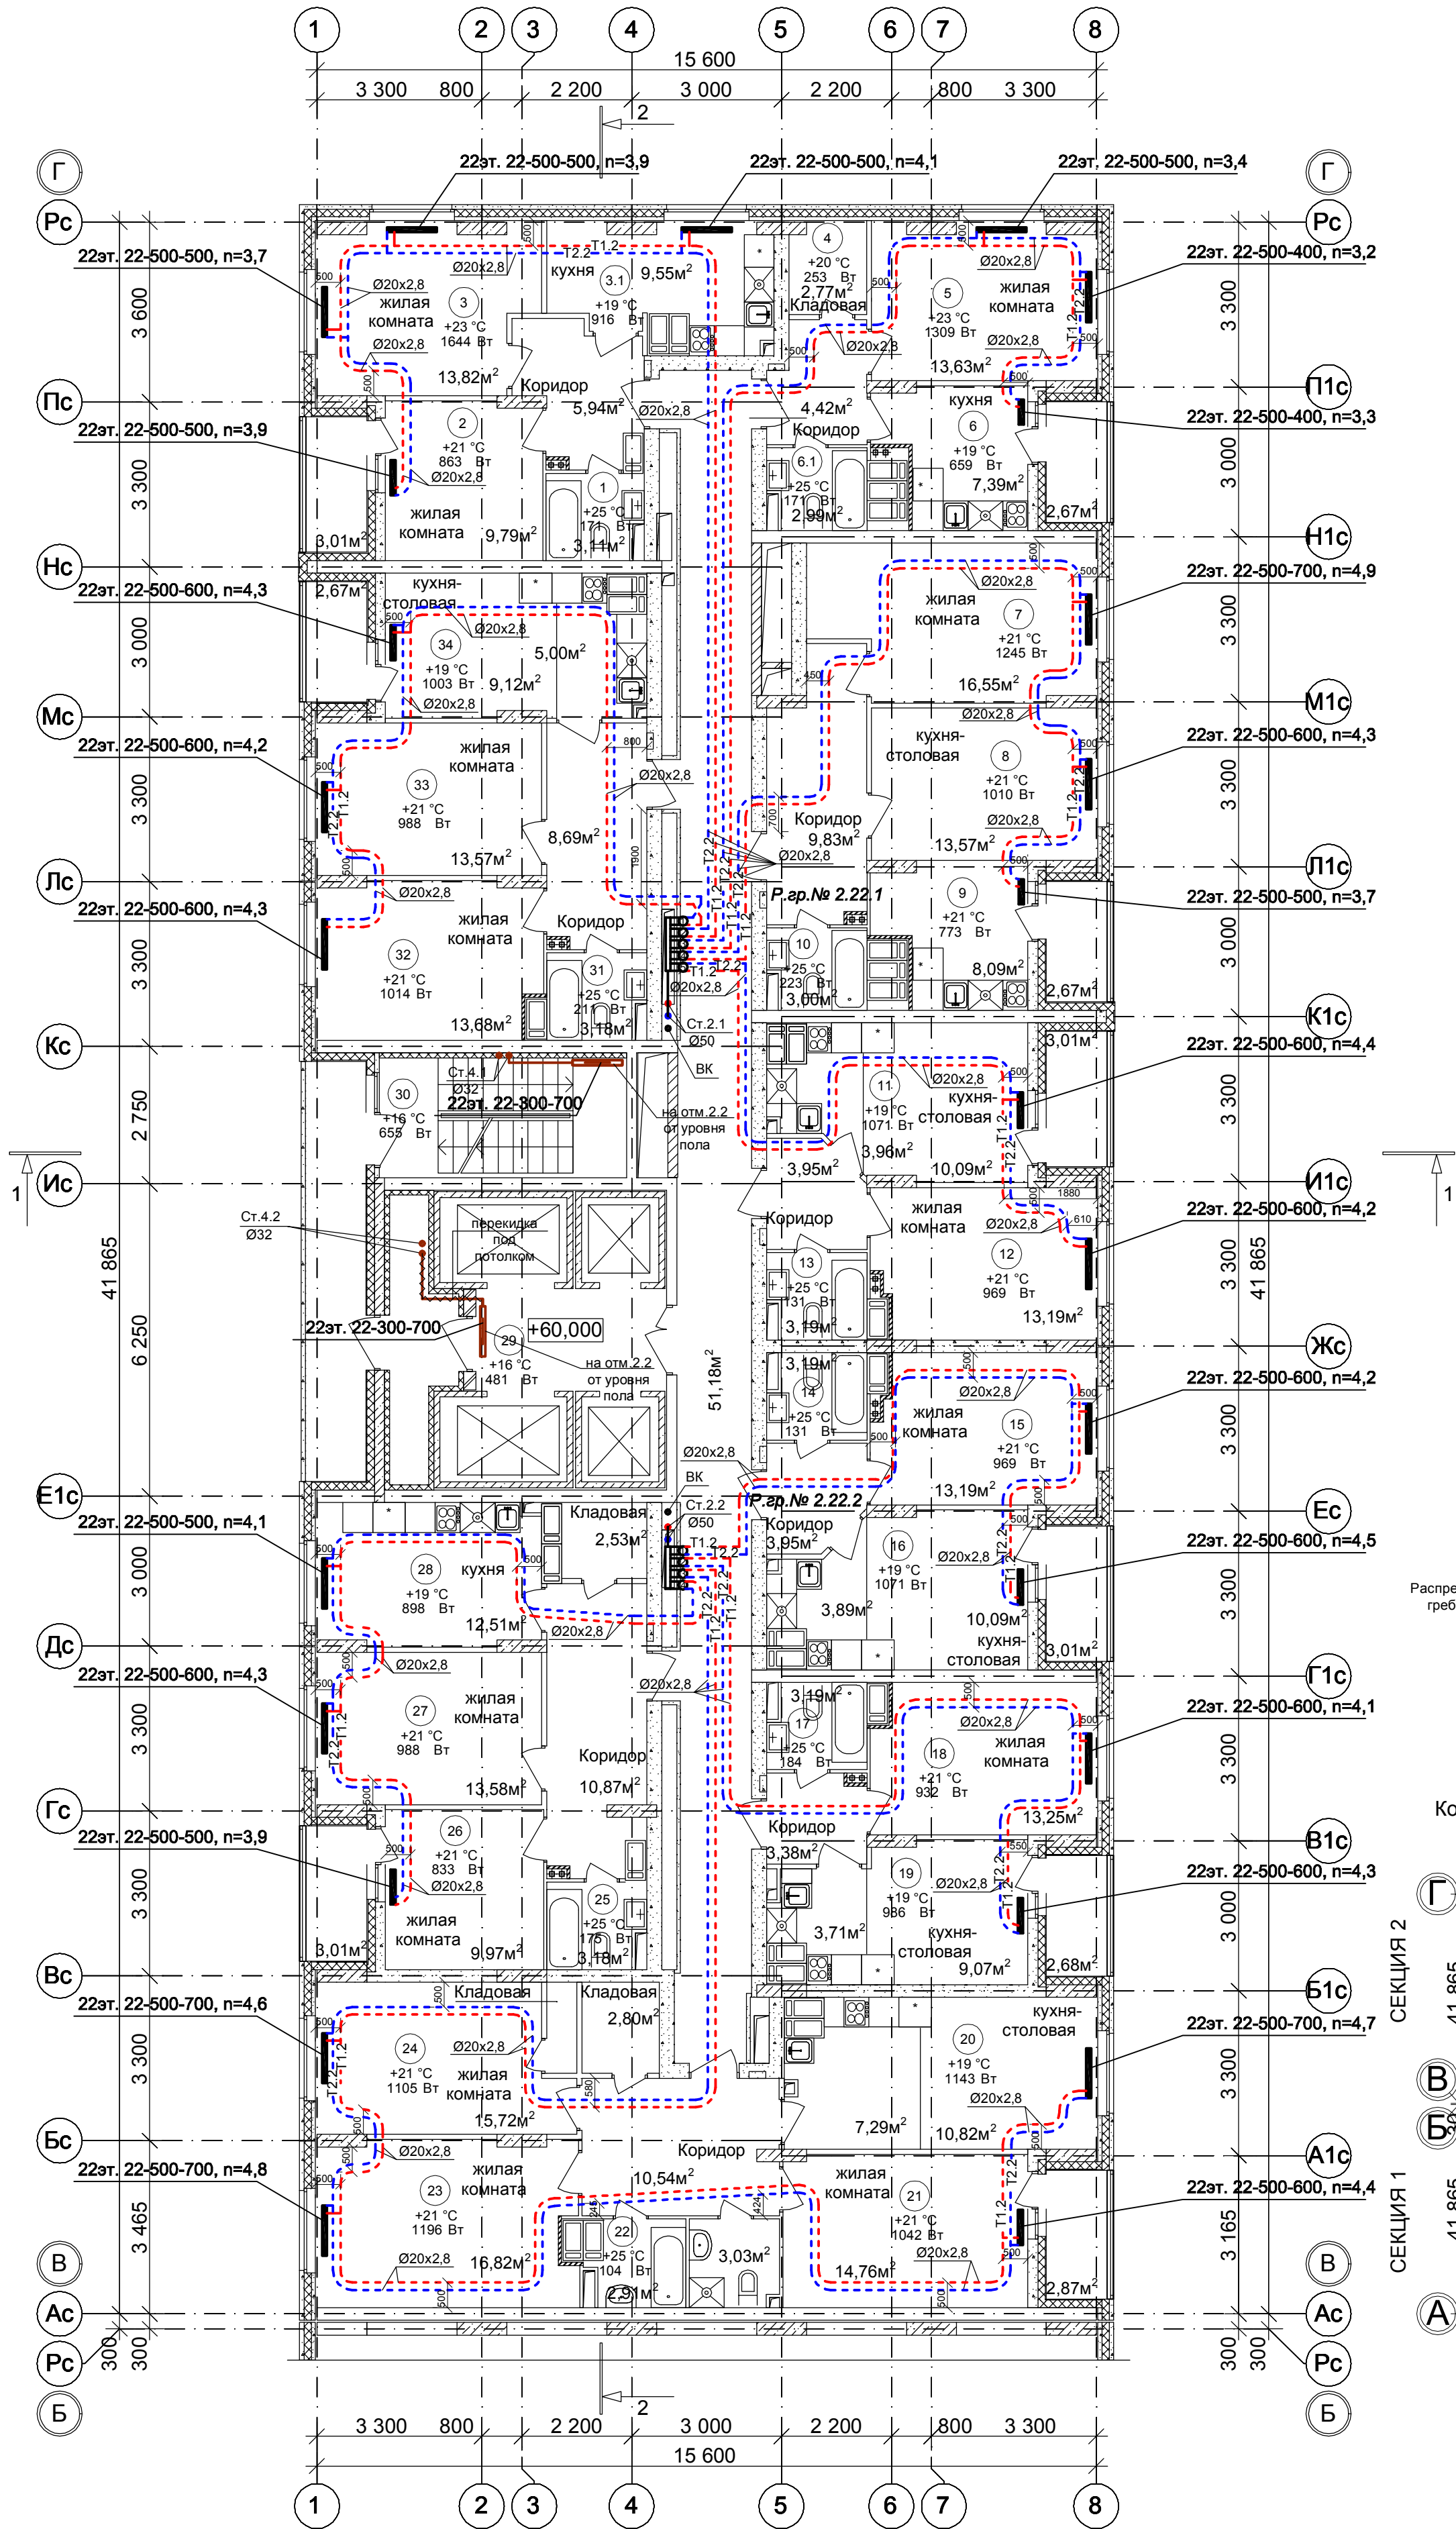

Место установки
стиральной машинки


Место установки
холодильник

Условное обозначение :

Распределительная
гребенка № 1. 2. 1

порядковый номер гребенки
номер этажа
номер системы

Компоновочная схема

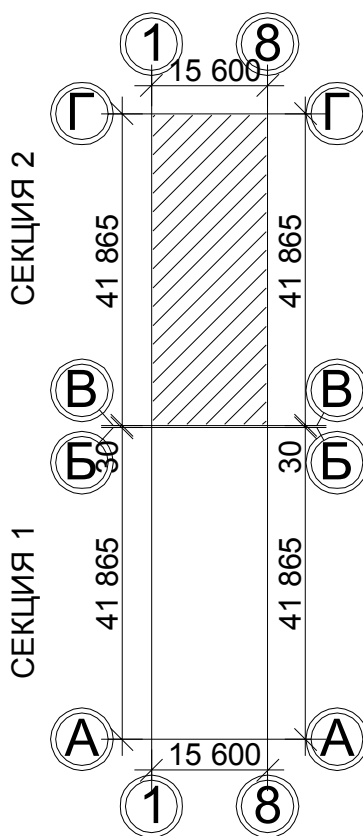

Примечание:

1. Перехлест Т1 и Т2 выполнить в нише над уровнем пола у распределительной гребенки .
2. При монтаже систем отопления допускается смещение трубопроводов .
3. При прокладке под перегородками предусмотреть гильзы .

						100/17-ОВ		
						26-этажный 2-х секционный многоквартирный жилой дом с помещениями общественного назначения с техническим, подвальным и подземным этажами , №10 (по генплану). Жилищный комплекс "Анкудиновский парк" в д. Анкудиновка Кстовского района Нижегородской области		
Изм.	Кол.уч.	Лист	№ док	Подпись	Дата	Стадия	Лист	Листов
ГИП	Рыбин					Р	35	
Рук. гр.	Николаева					Отопление. План 22 этажа на отм.+60.000. Секция 2		
Инженер	Коротин							
Н.контр.	Николаева					ООО ФИРМА "СС Проект"		