


План 23 этажа на отм.+63.000.
Секция 2

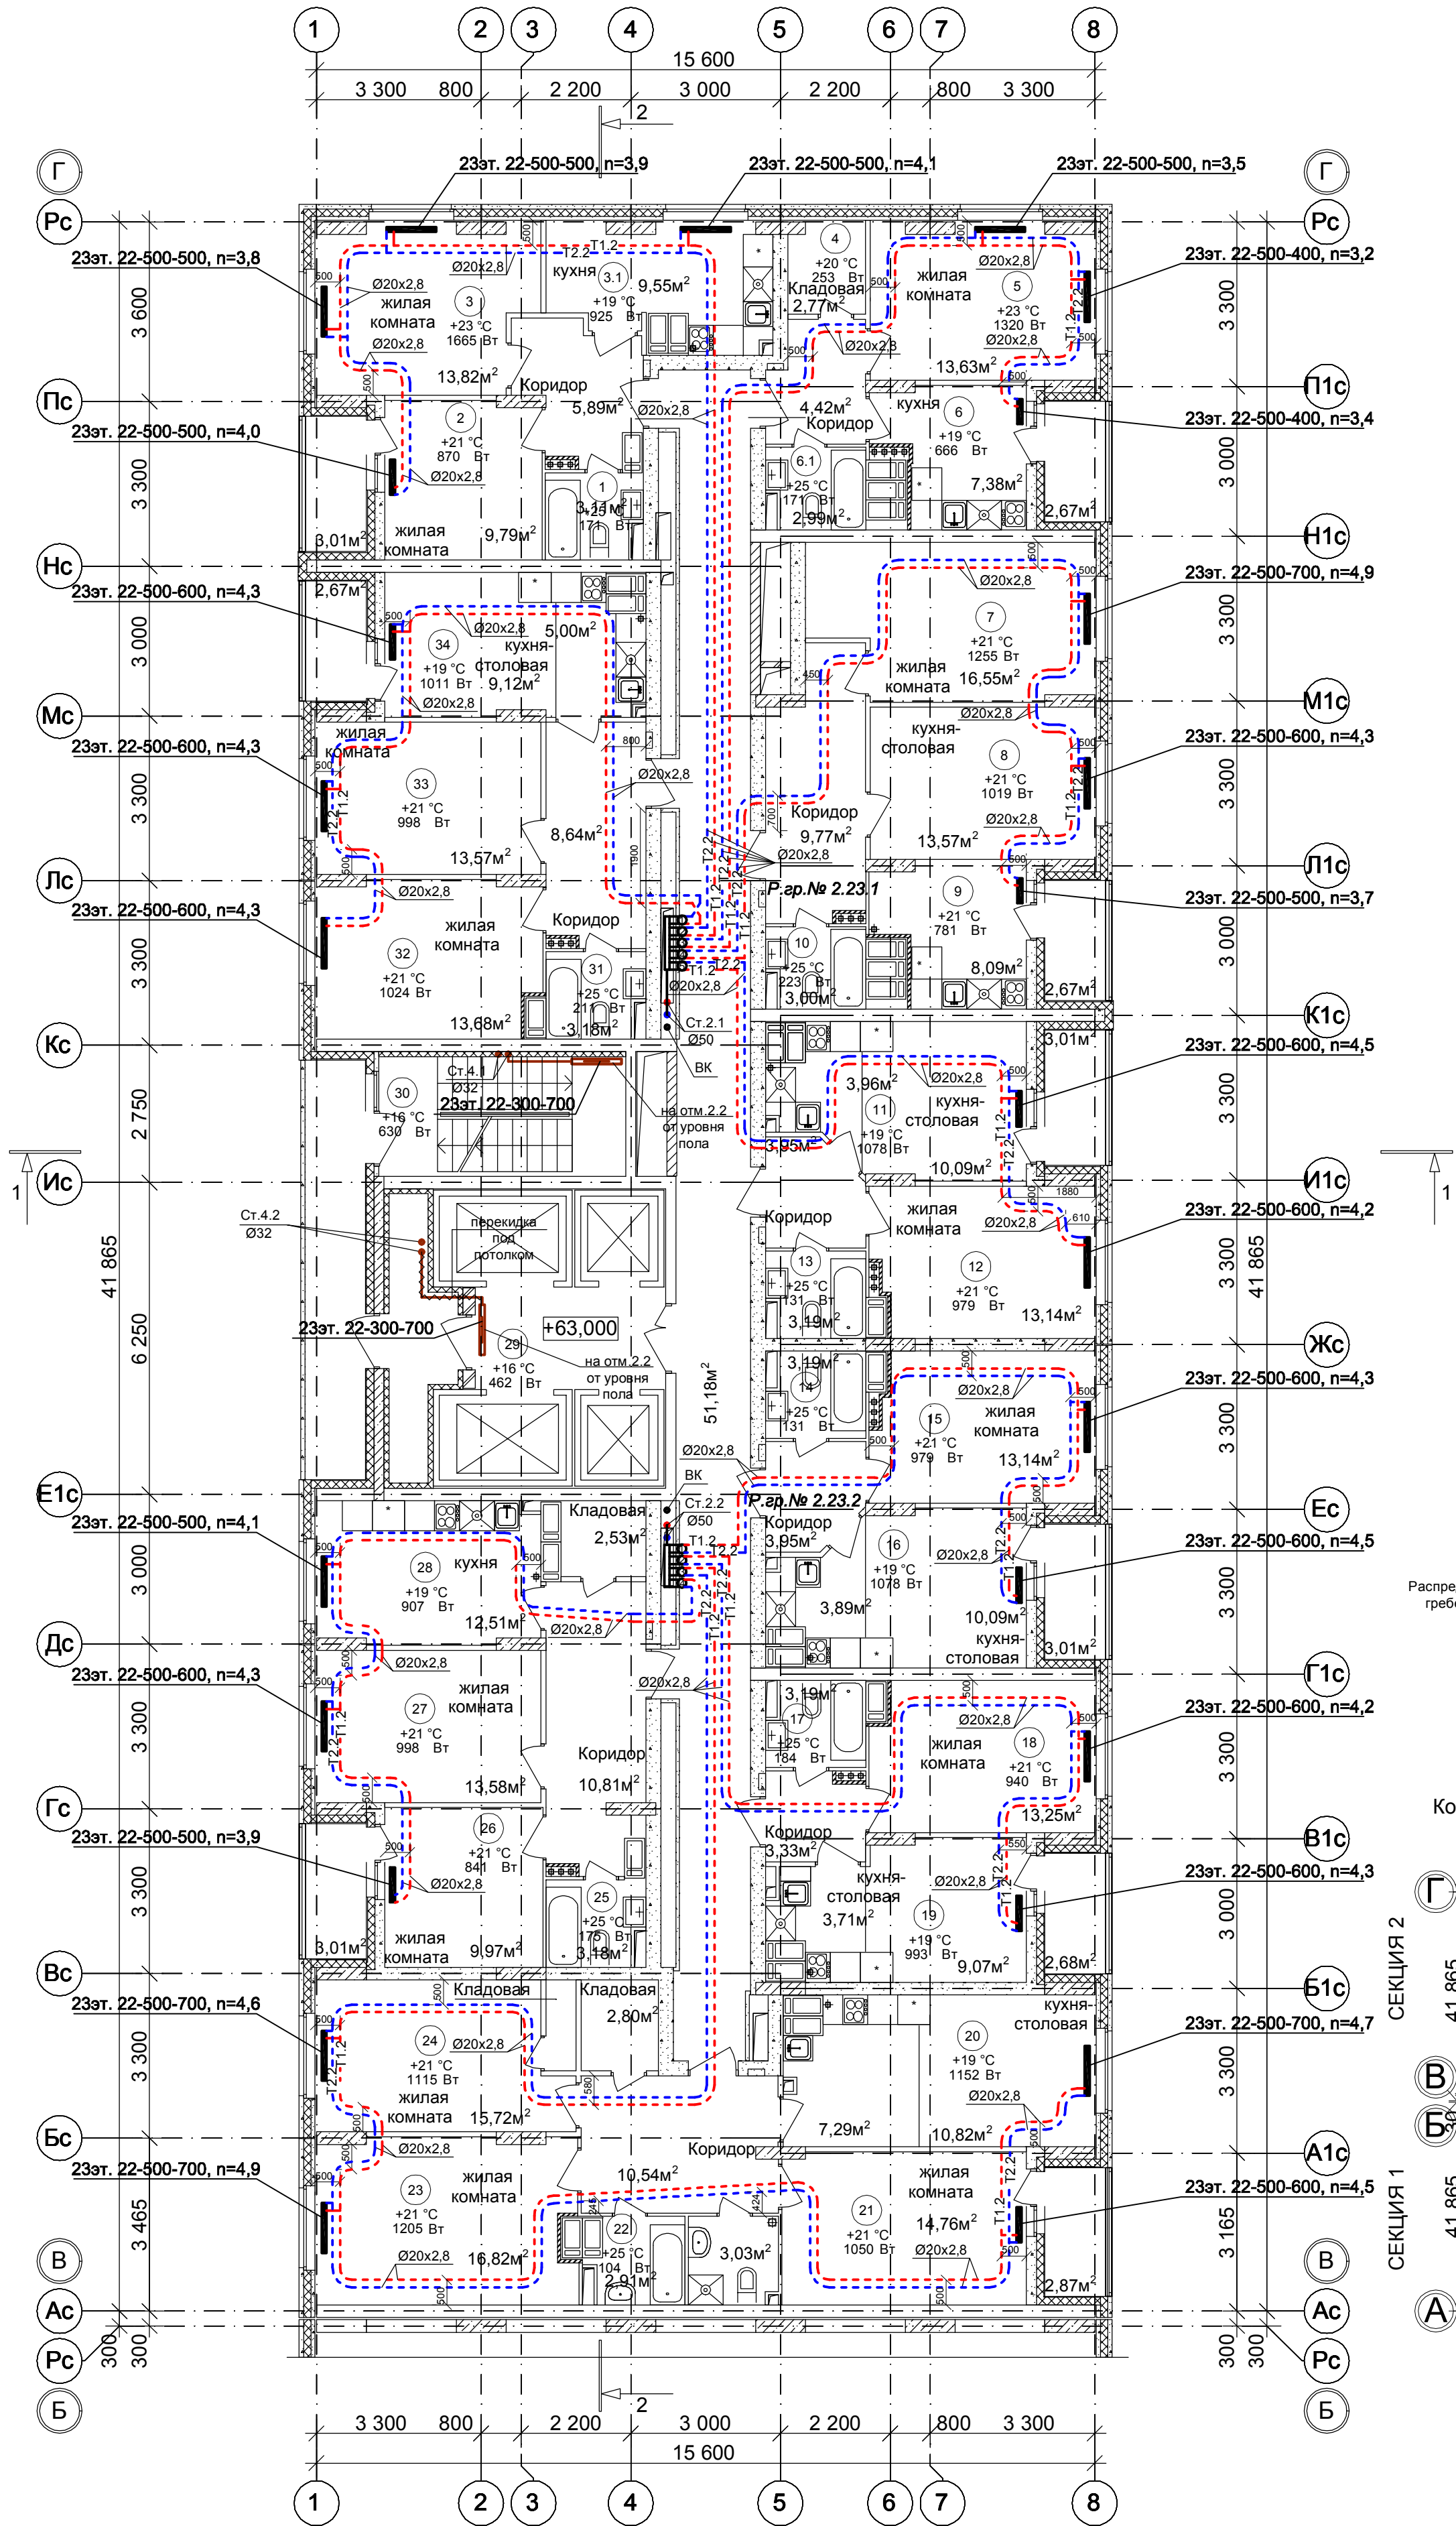


- Место установки стиральной машинки
- Место установки холодильника

Условное обозначение :

Распределительная гребенка № 1. 2. 1

порядковый номер гребенки
номер этажа
номер системы

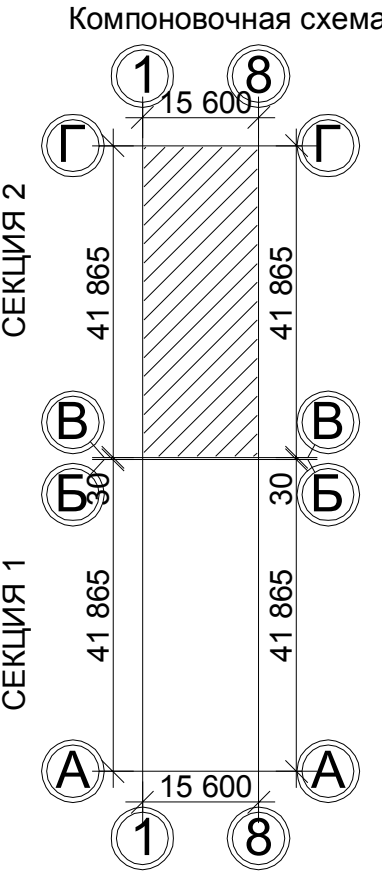

Примечание:

1. Перехлест Т1 и Т2 выполнить в нише над уровнем пола у распределительной гребенки .

2. При монтаже систем отопления допускается смещение трубопроводов .

3. При прокладке под перегородками предусмотреть гильзы .

						100/17-ОВ		
						26-этажный 2-х секционный многоквартирный жилой дом с помещениями общественного назначения с техническим, подвальным и подземным этажами , №10 (по генплану). Жилищный комплекс "Ангудиновский парк" в д. Ангудиновка Кстовского района Нижегородской области		
Изм.	Кол.уч.	Лист	№ док	Подпись	Дата	Стадия	Лист	Листов
ГИП	Рыбин					Р	36	
Рук. гр.	Николаева					Отопление. План 23 этажа на отм.+63.000. Секция 2		
Инженер	Коротин							
Н.контр.	Николаева					ООО ФИРМА "СС Проект"		