


План 4 этажа на отм.+6.000.


Секция 2

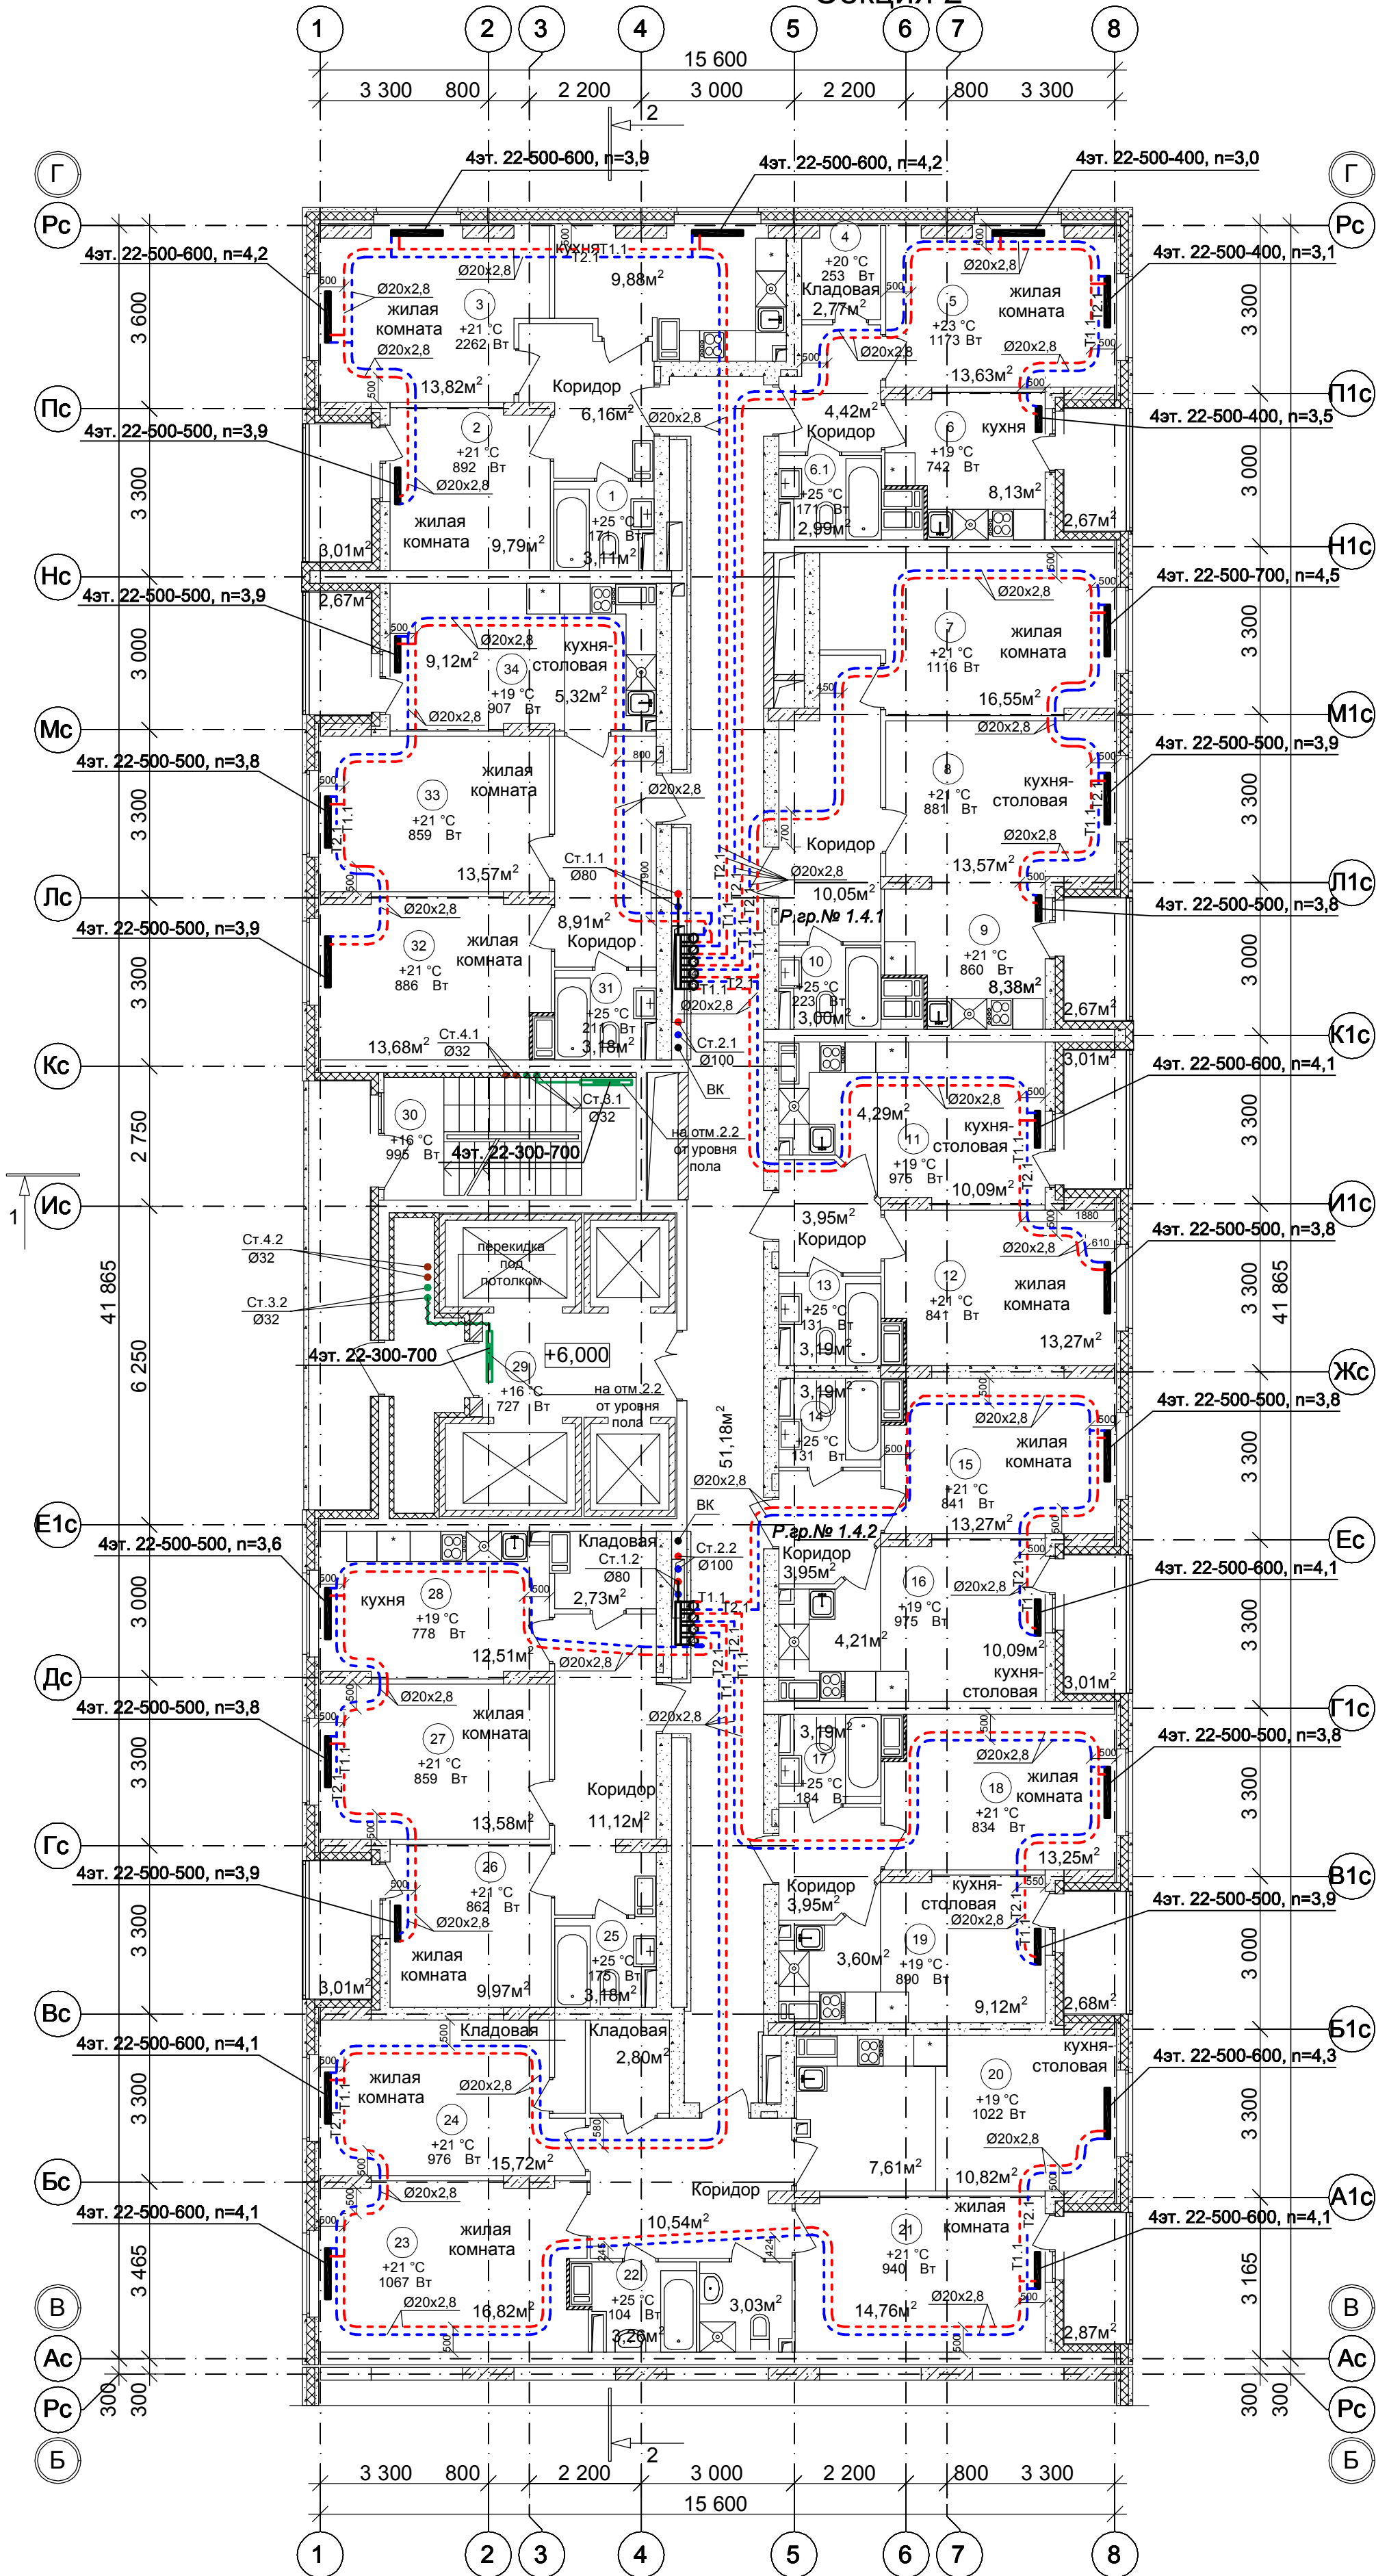

- Место установки стиральной машинки
- Место установки холодильника

Условное обозначение :
Распределительная гребенка № 1. 2. 1
порядковый номер гребенки
номер этажа
номер системы

Компоновочная схема

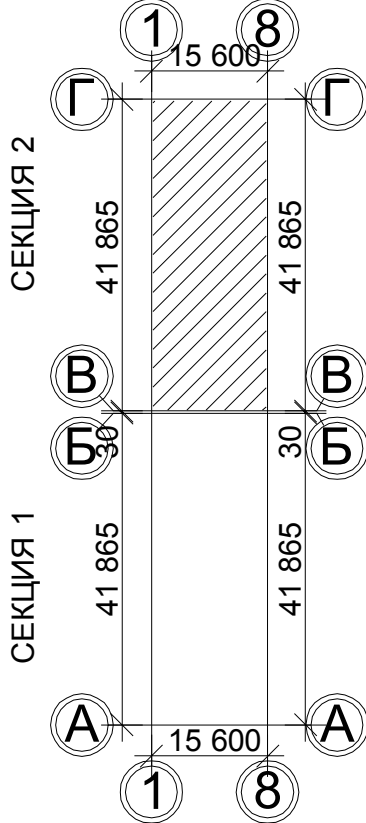

Примечание:
1. Перехлест Т1 и Т2 выполнить в нише над уровнем пола у распределительной гребенки .
2. При монтаже систем отопления допускается смещение трубопроводов .
3. При прокладке под перегородками предусмотреть гильзы .

						100/17-ОВ			
						26-этажный 2-х секционный многоквартирный жилой дом с помещениями общественного назначения с техническим, подвальным и подземным этажами , №10 (по генплану). Жилищный комплекс "Анжуинский парк" в д. Анжуинка Кстовского района Нижегородской области			
Изм.	Кол.уч.	Лист	№ док.	Подпись	Дата		Стадия	Лист	Листов
ГИП		Рыбин					Р	22	
Рук. гр.	Николаева					Отопление . План 3-4 этажа на отм .+6.000. Секция 2	ООО ФИРМА "СС Проект"		
Инженер	Коротин								
Н.контр.	Николаева								