


План 8-9 этажа на отм.+18.000, +21.000.
Секция 2

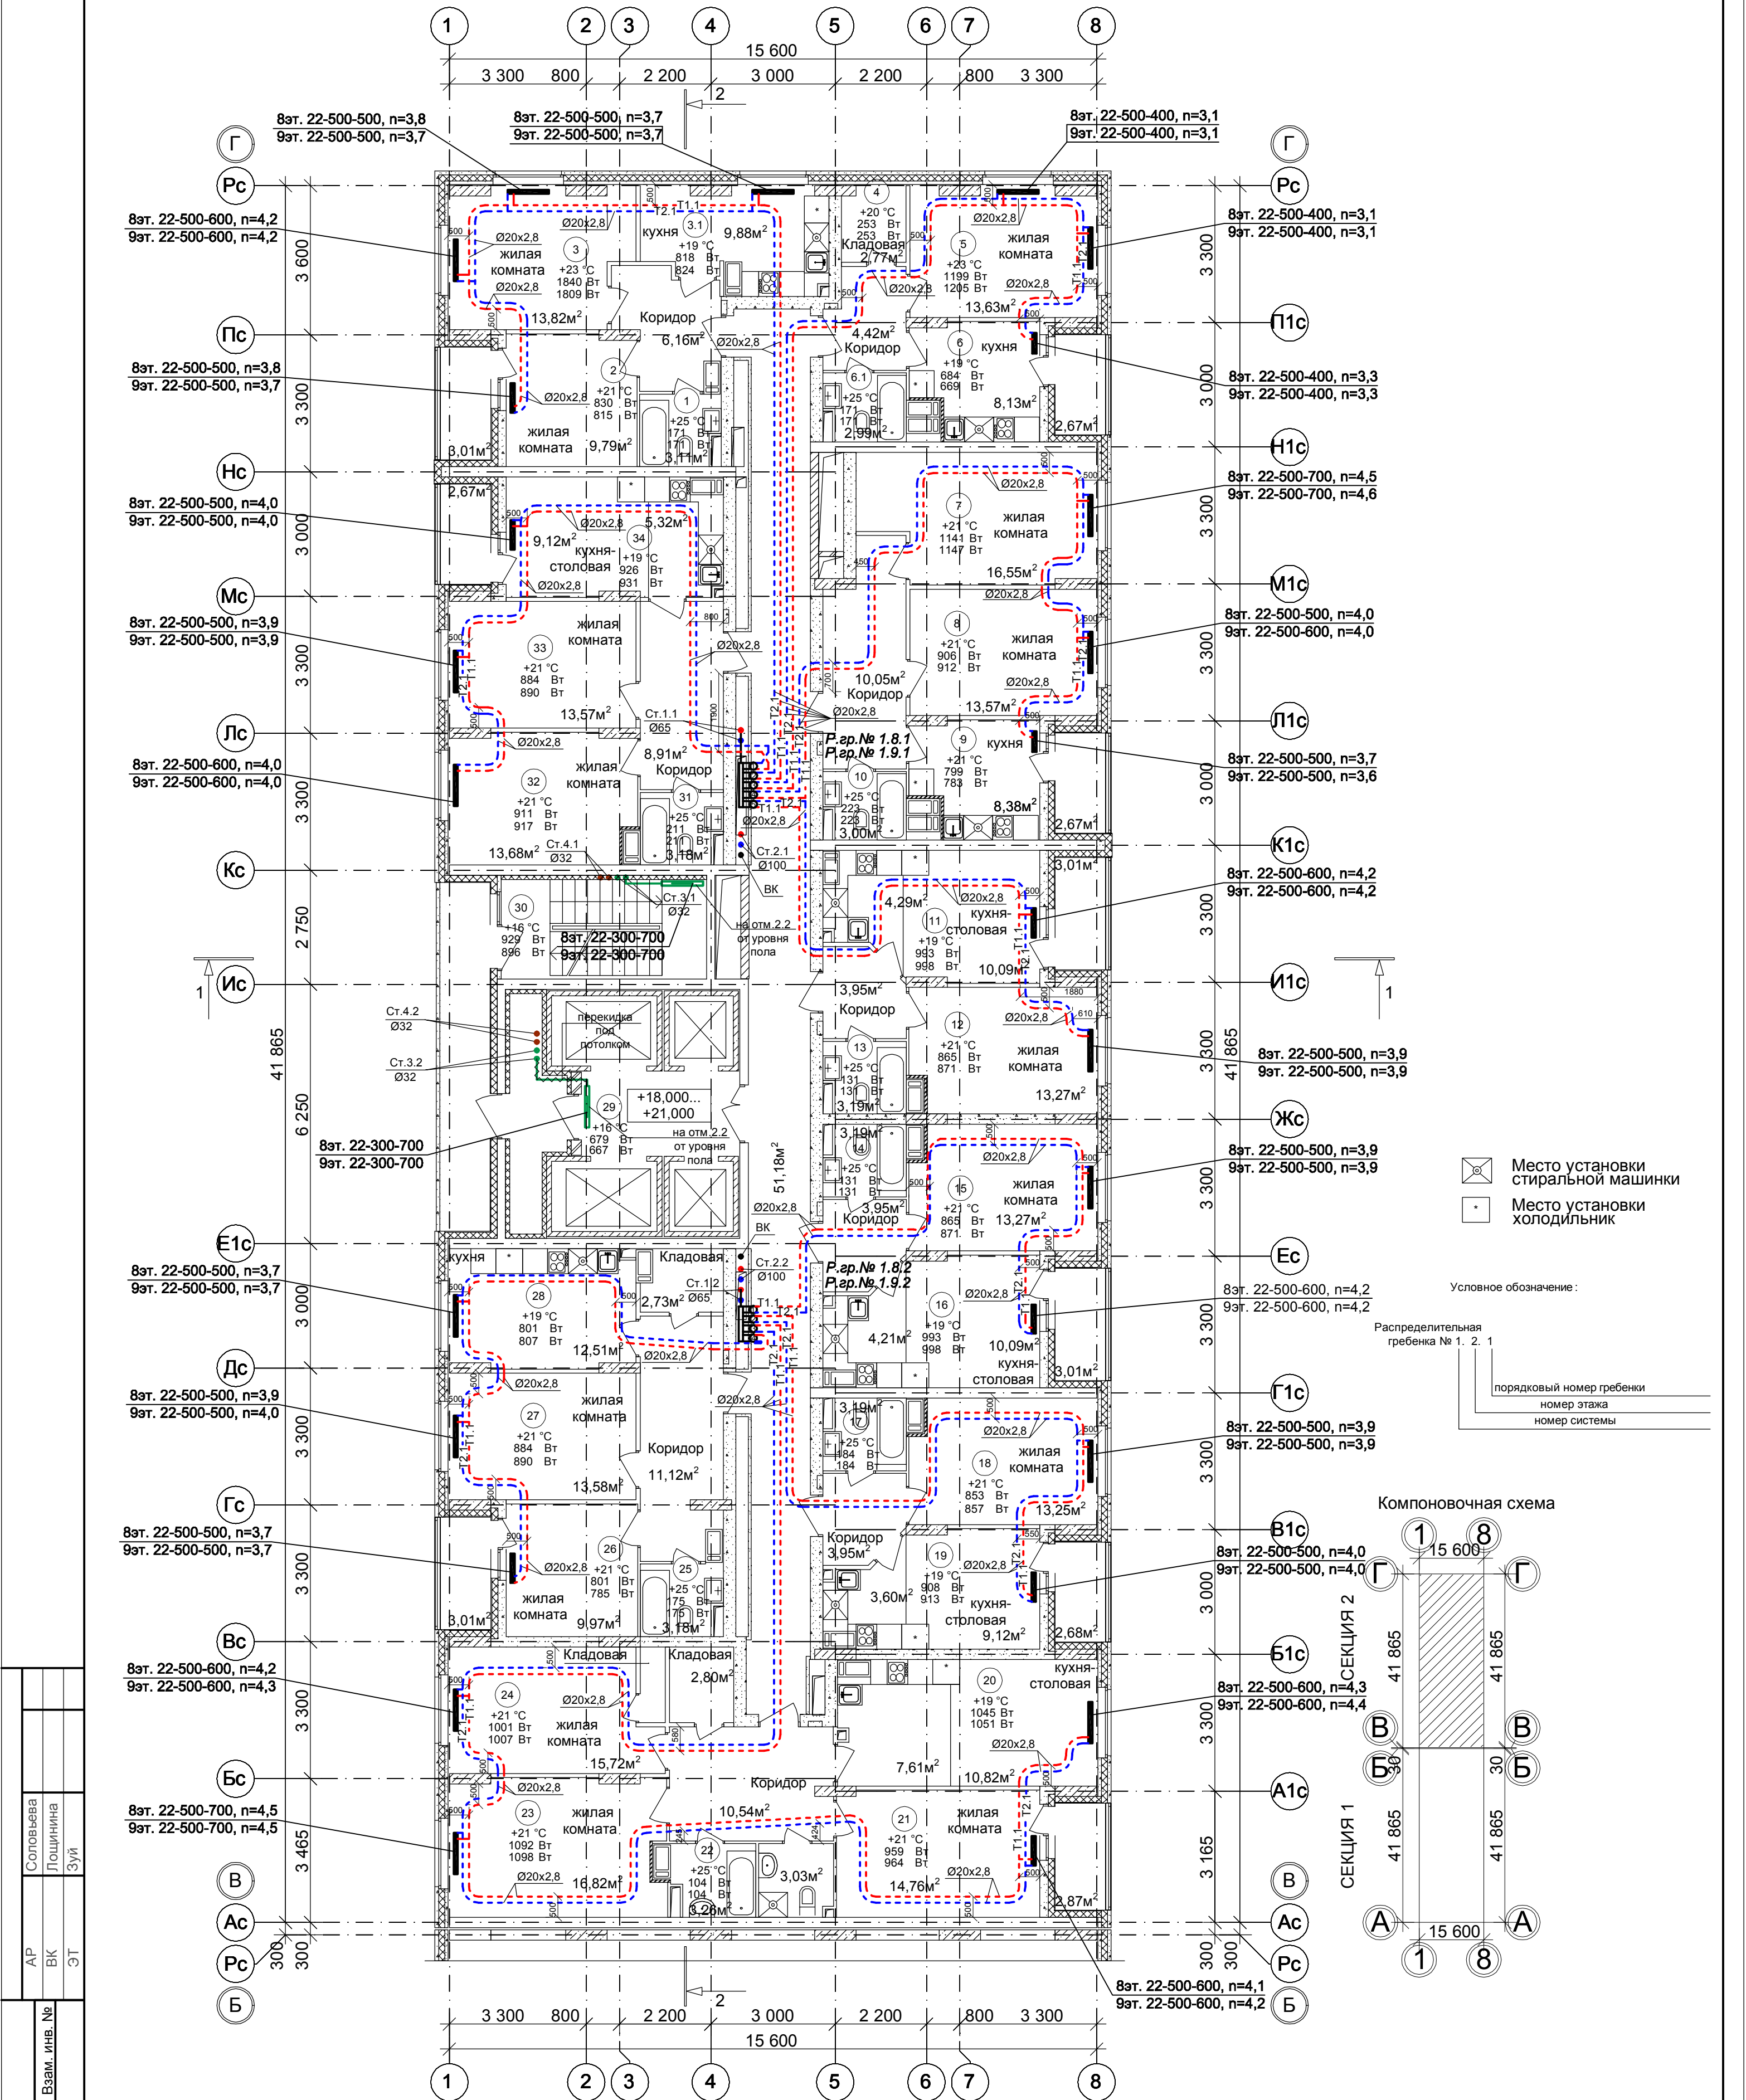

Соловьева	Лощина	Зуй
АР	ВК	ЭТ
Имя. № подл.	Подпись и дата	Взам. инв. №

Примечание:

1. Перехлест Т1 и Т2 выполнить в нише над уровнем пола у распределительной гребенки .
2. При монтаже систем отопления допускается смещение трубопроводов .
3. При прокладке под перегородками предусмотреть гильзы .

100/17-ОВ					
26-этажный 2-х секционный многоквартирный жилой дом с помещениями общественного назначения с техническим, подвальным и подземным этажами , №10 (по генплану). Жилищный комплекс "Анкудиновский парк" в д. Анкудиновка Истовского района Нижегородской области					
Изм.	Кол.уч.	Лист	№ док.	Подпись	Дата
ГИП	Рыбин				
Рук. гр.	Николаева				
Инженер	Коротин				
Н.контр.	Николаева				
Отопление. План 8-9 этажа на отм.+18.000, +21.000. Секция 2				Стадия	Лист
				Р	26
				Листов	
				ООО ФИРМА "СС Проект"	