



План этажа на отм.-7.200,-6.000.
Секция 1

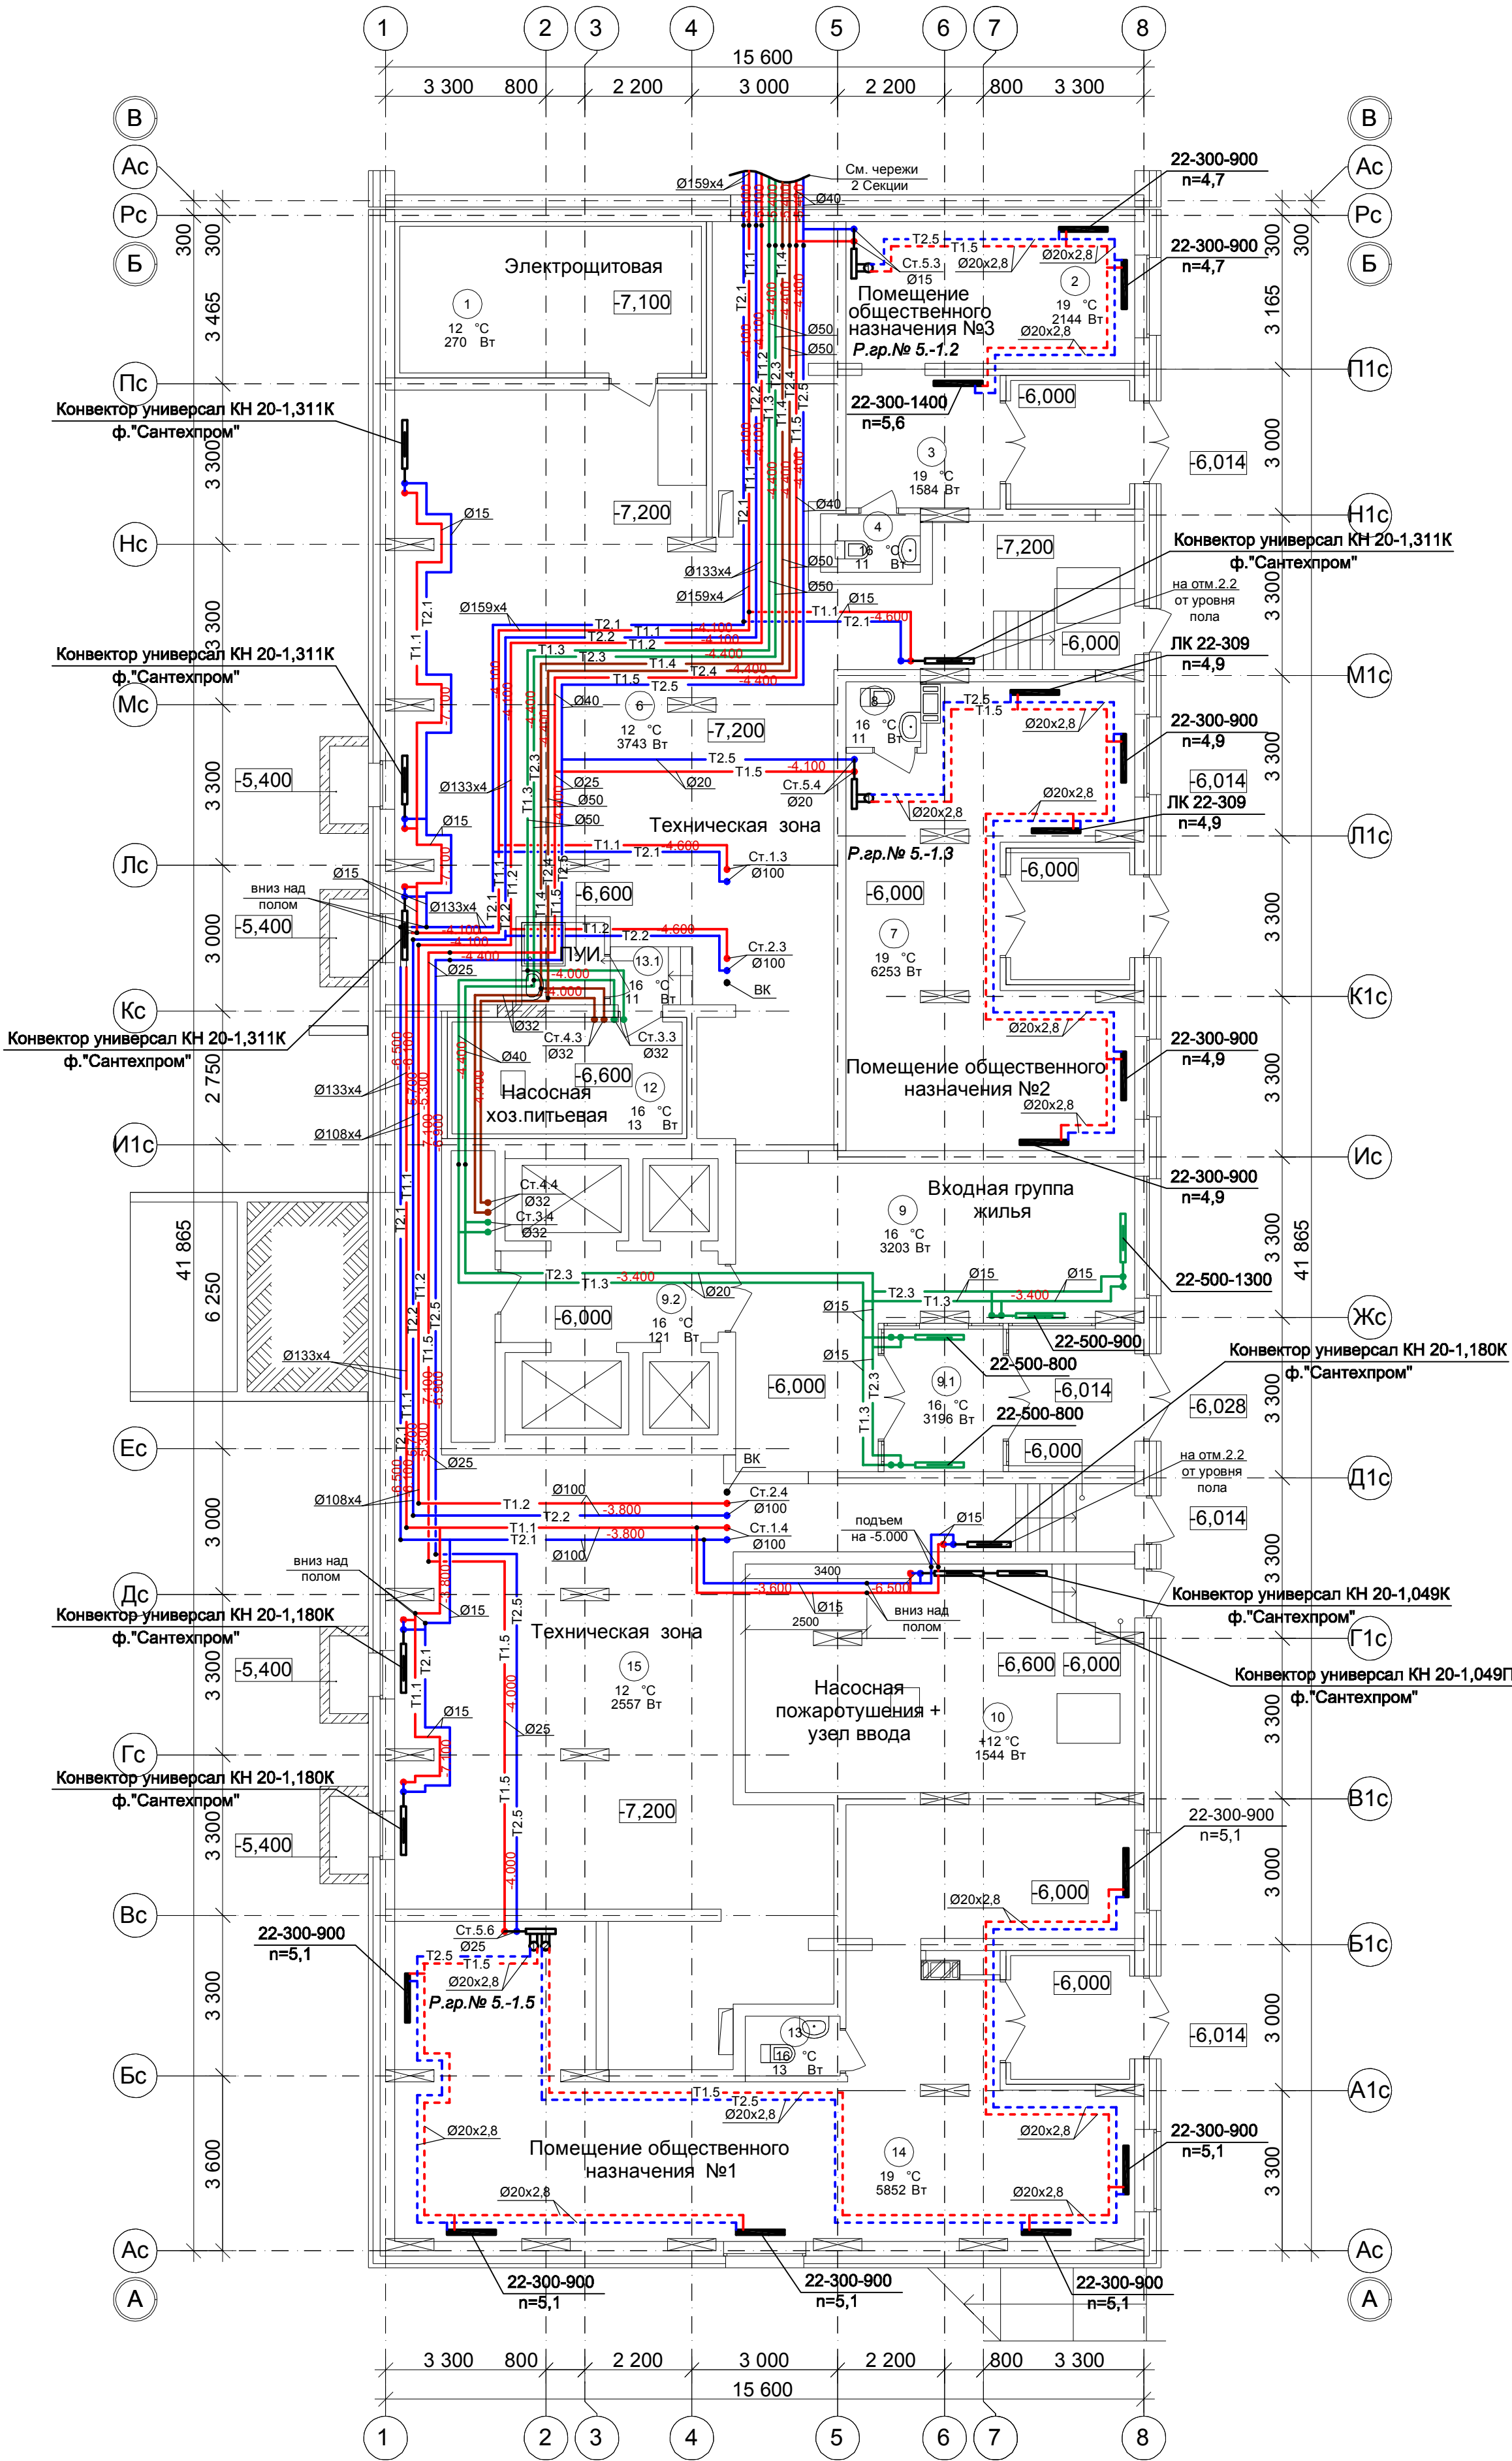

Соловьева Лощина Зуй	АР ВК ЭТ	Взам. инв. №	Подпись и дата	Инв. № подл.

101/17-ОВ					
26-ти этажный 2-секционный многоквартирный жилой дом с помещениями общественного назначения №11 (по генплану). Жилищный комплекс "Анжуновский парк" в д. Анжуновка Кстовский район Нижегородской области					
Изм.	Кол.уч.	Лист	№ док.	Подпись	Дата
Разраб.	Коротин				
Рук. группы	Николаева				
Н.контр.	Николаева				
ГИП	Рыбин				
Отопление. План этажа на отм.-7.200,-6.000. Секция 1				Стадия	Лист
				Р	2
				ООО ФИРМА "СС Проект"	

План 1 этажа на отм.-3.000.
Секция 1

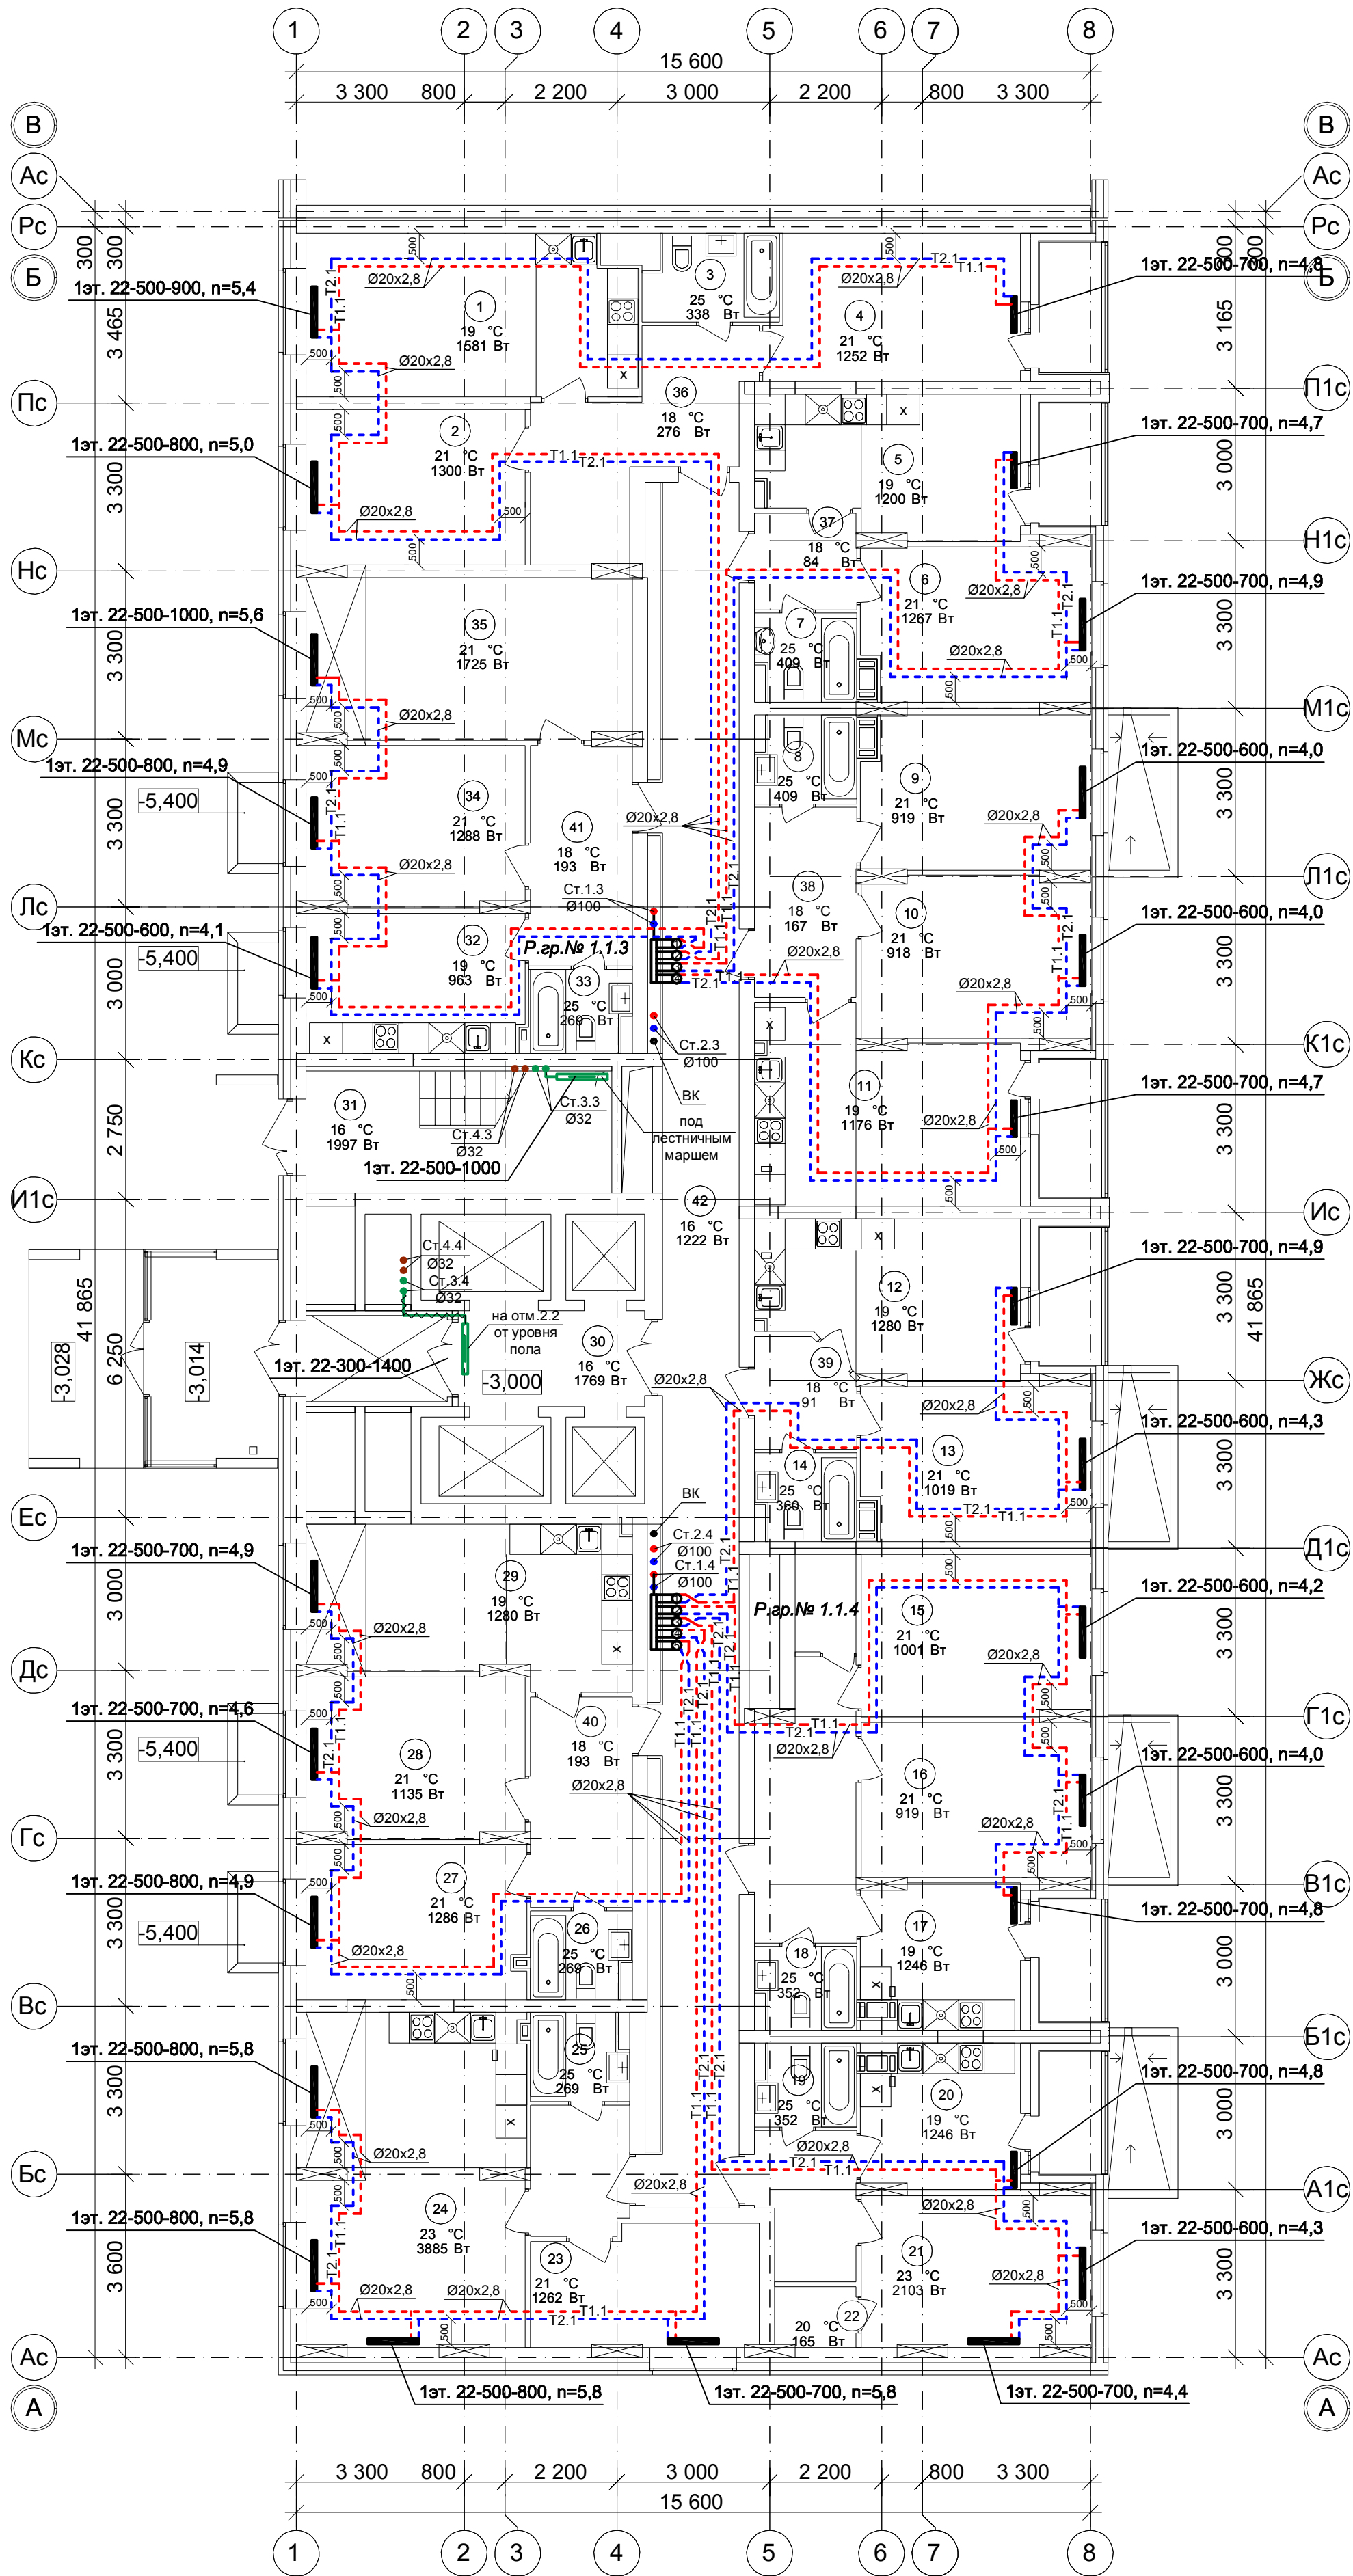


Условное обозначение :
Распределительная гребенка № 1. 2. 1
порядковый номер гребенки
номер этажа
номер системы

Примечание:
1. Перехлест Т1 и Т2 выполнить в нише над уровнем пола у распределительной гребенки .
2. При монтаже систем отопления допускается смещение трубопроводов .
3. При прокладке под перегородками предусмотреть гильзы .

						101/17-ОВ			
						26-ти этажный 2-секционный многоквартирный жилой дом с помещениями общественного назначения №11 (по генплану). Жилищный комплекс "Анжуиновский парк" в д. Анжуиновка Кстовский район Нижегородской области			
Изм.	Кол.уч	Лист	№ док.	Подпись	Дата		Стадия	Лист	Листов
Разраб.		Коротин					Р	3	
Рук. группы		Николаева							
						Отопление. План 1 этажа на отм.-3.000. Секция 1	ООО ФИРМА "СС Проект"		
Н.контр.		Николаева							
ГИП		Рыбин							

План 2 этажа на отм. 0,000.
Секция 1

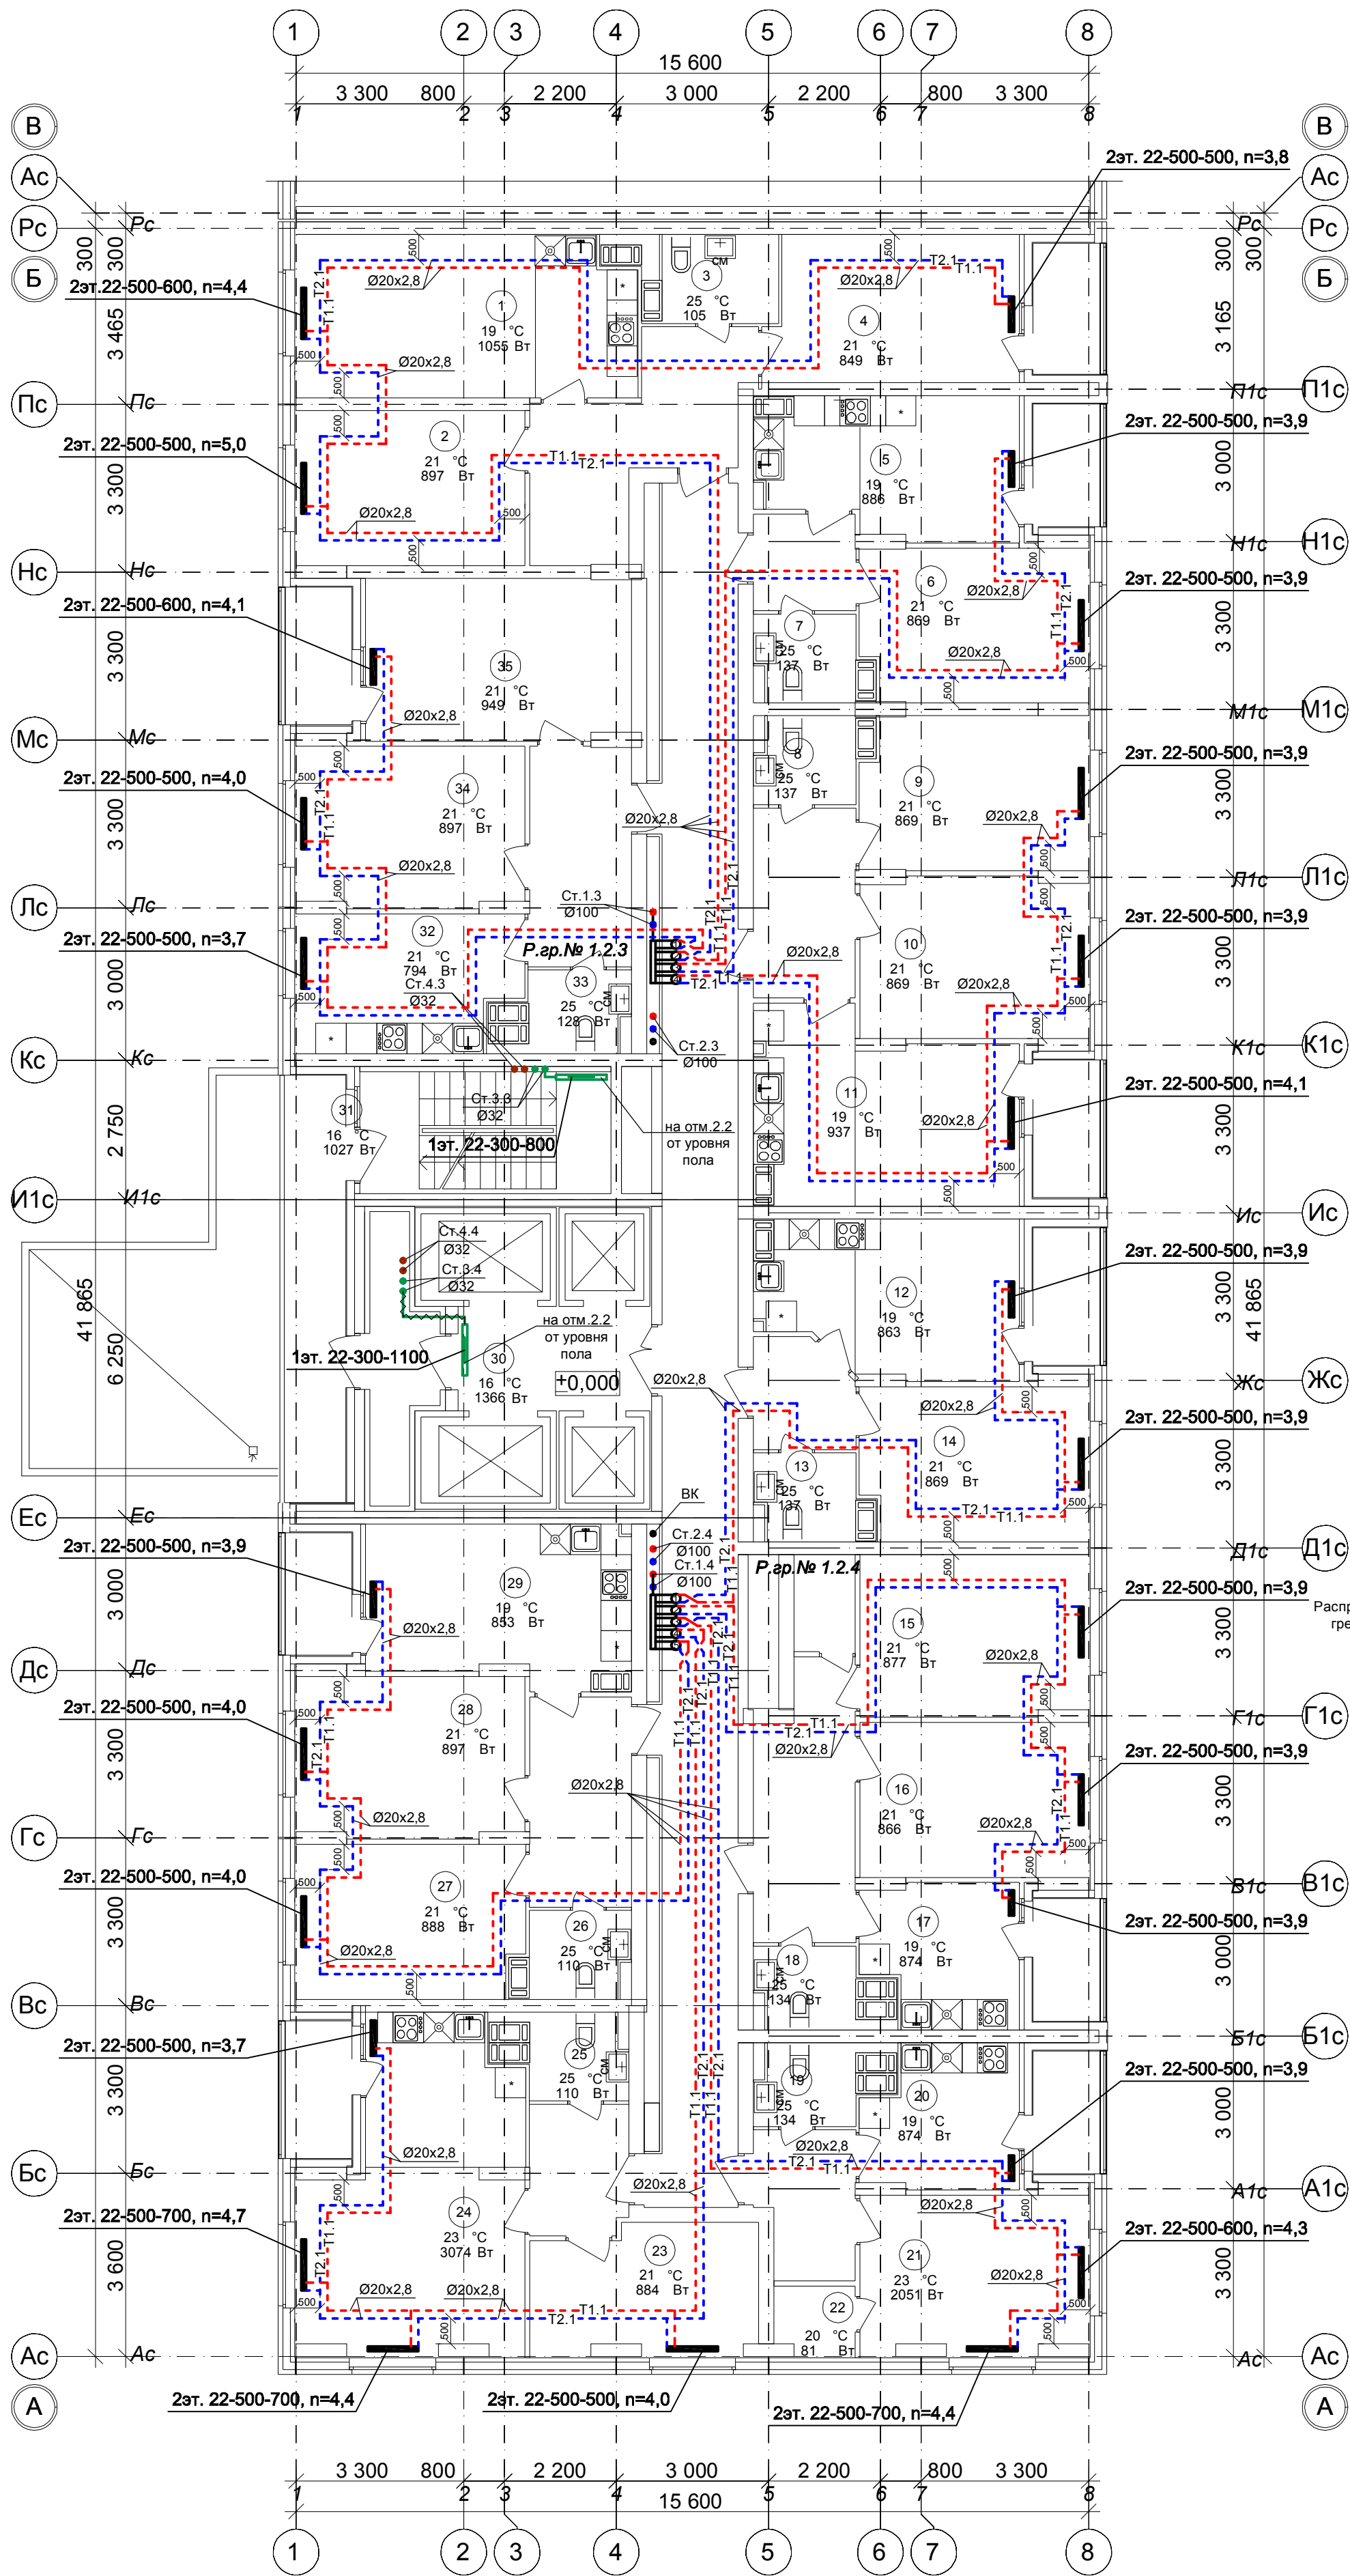


Условное обозначение :
Распределительная
гребенка № 1. 2. 1
порядковый номер гребенки
номер этажа
номер системы

Примечание:
1. Перехлест Т1 и Т2 выполнить в нише над уровнем пола у распределительной гребенки .
2. При монтаже систем отопления допускается смещение трубопроводов .
3. При прокладке под перегородками предусмотреть гильзы .

						101/17-ОВ		
						26-ти этажный 2-секционный многоквартирный жилой дом с помещениями общественного назначения №11 (по генплану). Жилищный комплекс "Анжуиновский парк" в д. Анжуиновка Кстовский район Нижегородской области		
Изм.	Кол.уч.	Лист	№ док.	Подпись	Дата	Стадия	Лист	Листов
Разраб.	Коротин							
Рук. группы	Николаева					Р	4	
Н.контр.	Николаева					Отопление. План 2 этажа на отм. 0,000. Секция 1		ООО ФИРМА "СС Проект"
ГИП	Рыбин							

План 3-5 этажа на отм.+3.000,+6.000,+9.000.

Секция 1

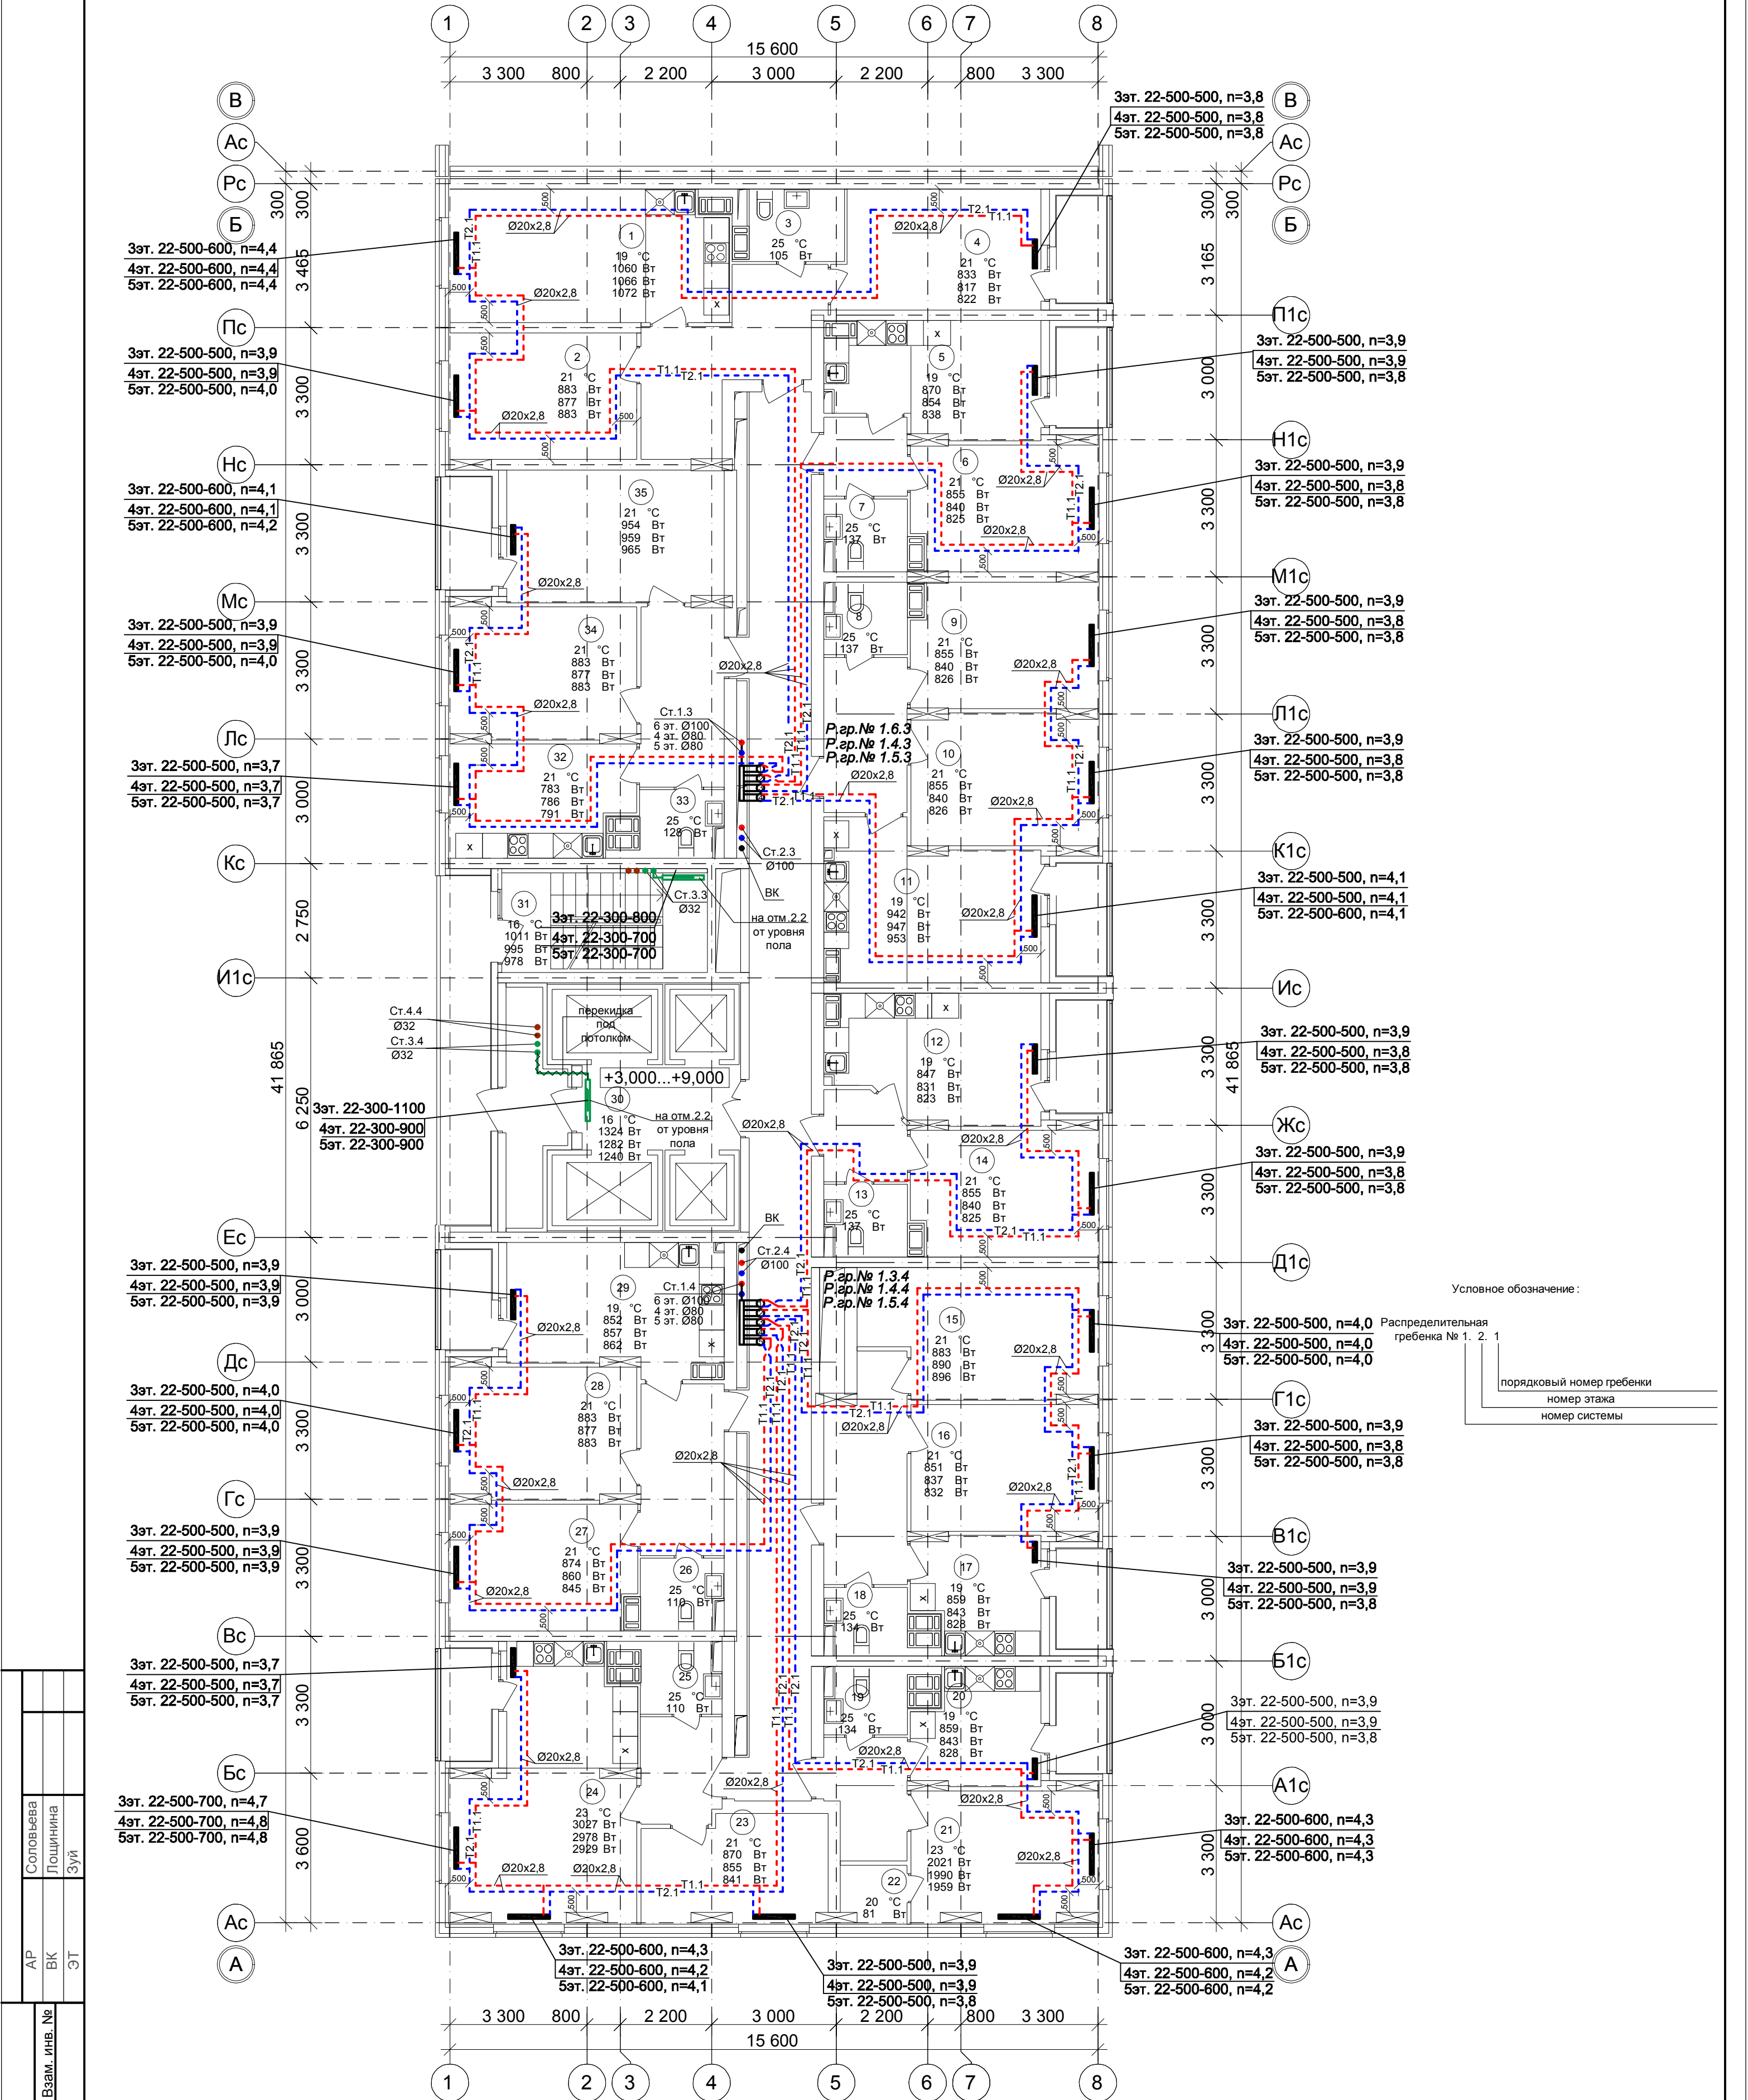

Соловьева		
Лощина		
Зуй		
АР	ВК	ЭТ
Взаим. инв. №		
Подпись и дата		
Инв. № подл.		

Примечание:
1. Перехлест Т1 и Т2 выполнить в нише над уровнем пола у распределительной гребенки .
2. При монтаже систем отопления допускается смещение трубопроводов .
3. При прокладке под перегородками предусмотреть гильзы .

101/17-ОВ					
26-ти этажный 2-секционный многоквартирный жилой дом с помещениями общественного назначения №11 (по генплану). Жилищный комплекс "Анкудиновский парк" в д. Анкудиновка Кстовский район Нижегородской области					
Изм.	Кол.уч.	Лист	№ док.	Подпись	Дата
Разраб.	Коротин				
Рук. группы	Николаева				
Н.контр.	Николаева				
ГИП	Рыбин				
Отопление. План 3-5 этажа на отм.+3.000,+6.000,+9.000. Секция 1				Стадия	Лист
				Р	5
				Листов	
				ООО ФИРМА "СС Проект"	


[illegible]

2 1. 2. 1
 порядковый номер гребенки
 номер этажа
 номер системы

1. Перехлест Т1 и Т2 выполнить в нише над уровнем пола у распределительной гребенки .
2. При монтаже систем отопления допускается смещение трубопроводов .
3. При прокладке под перегородками предусмотреть гильзы .

						101/17-ОВ			
						26-ти этажный 2-секционный многоквартирный жилой дом с помещениями общественного назначения №11 (по генплану). Жилищный комплекс "Ангудиновский парк " в д. Ангудиновка Кстовский район Нижегородской области			
Изм.	Кол.уч	Лист	№ док.	Подпись	Дата				
Разраб.	Коротин					Стадия	Лист	Листов	
Рук. группы	Николаева					Р	6		
Н.контр.	Николаева					Отопление. План 6-8 этажа на отм. +12.000, +15.000, +18.000. Секция 1			
ГИП	Рыбин								
						ООО ФИРМА "СС Проект"			

План 9-10 этажа на отм.+21.000, +24.000.
Секция 1

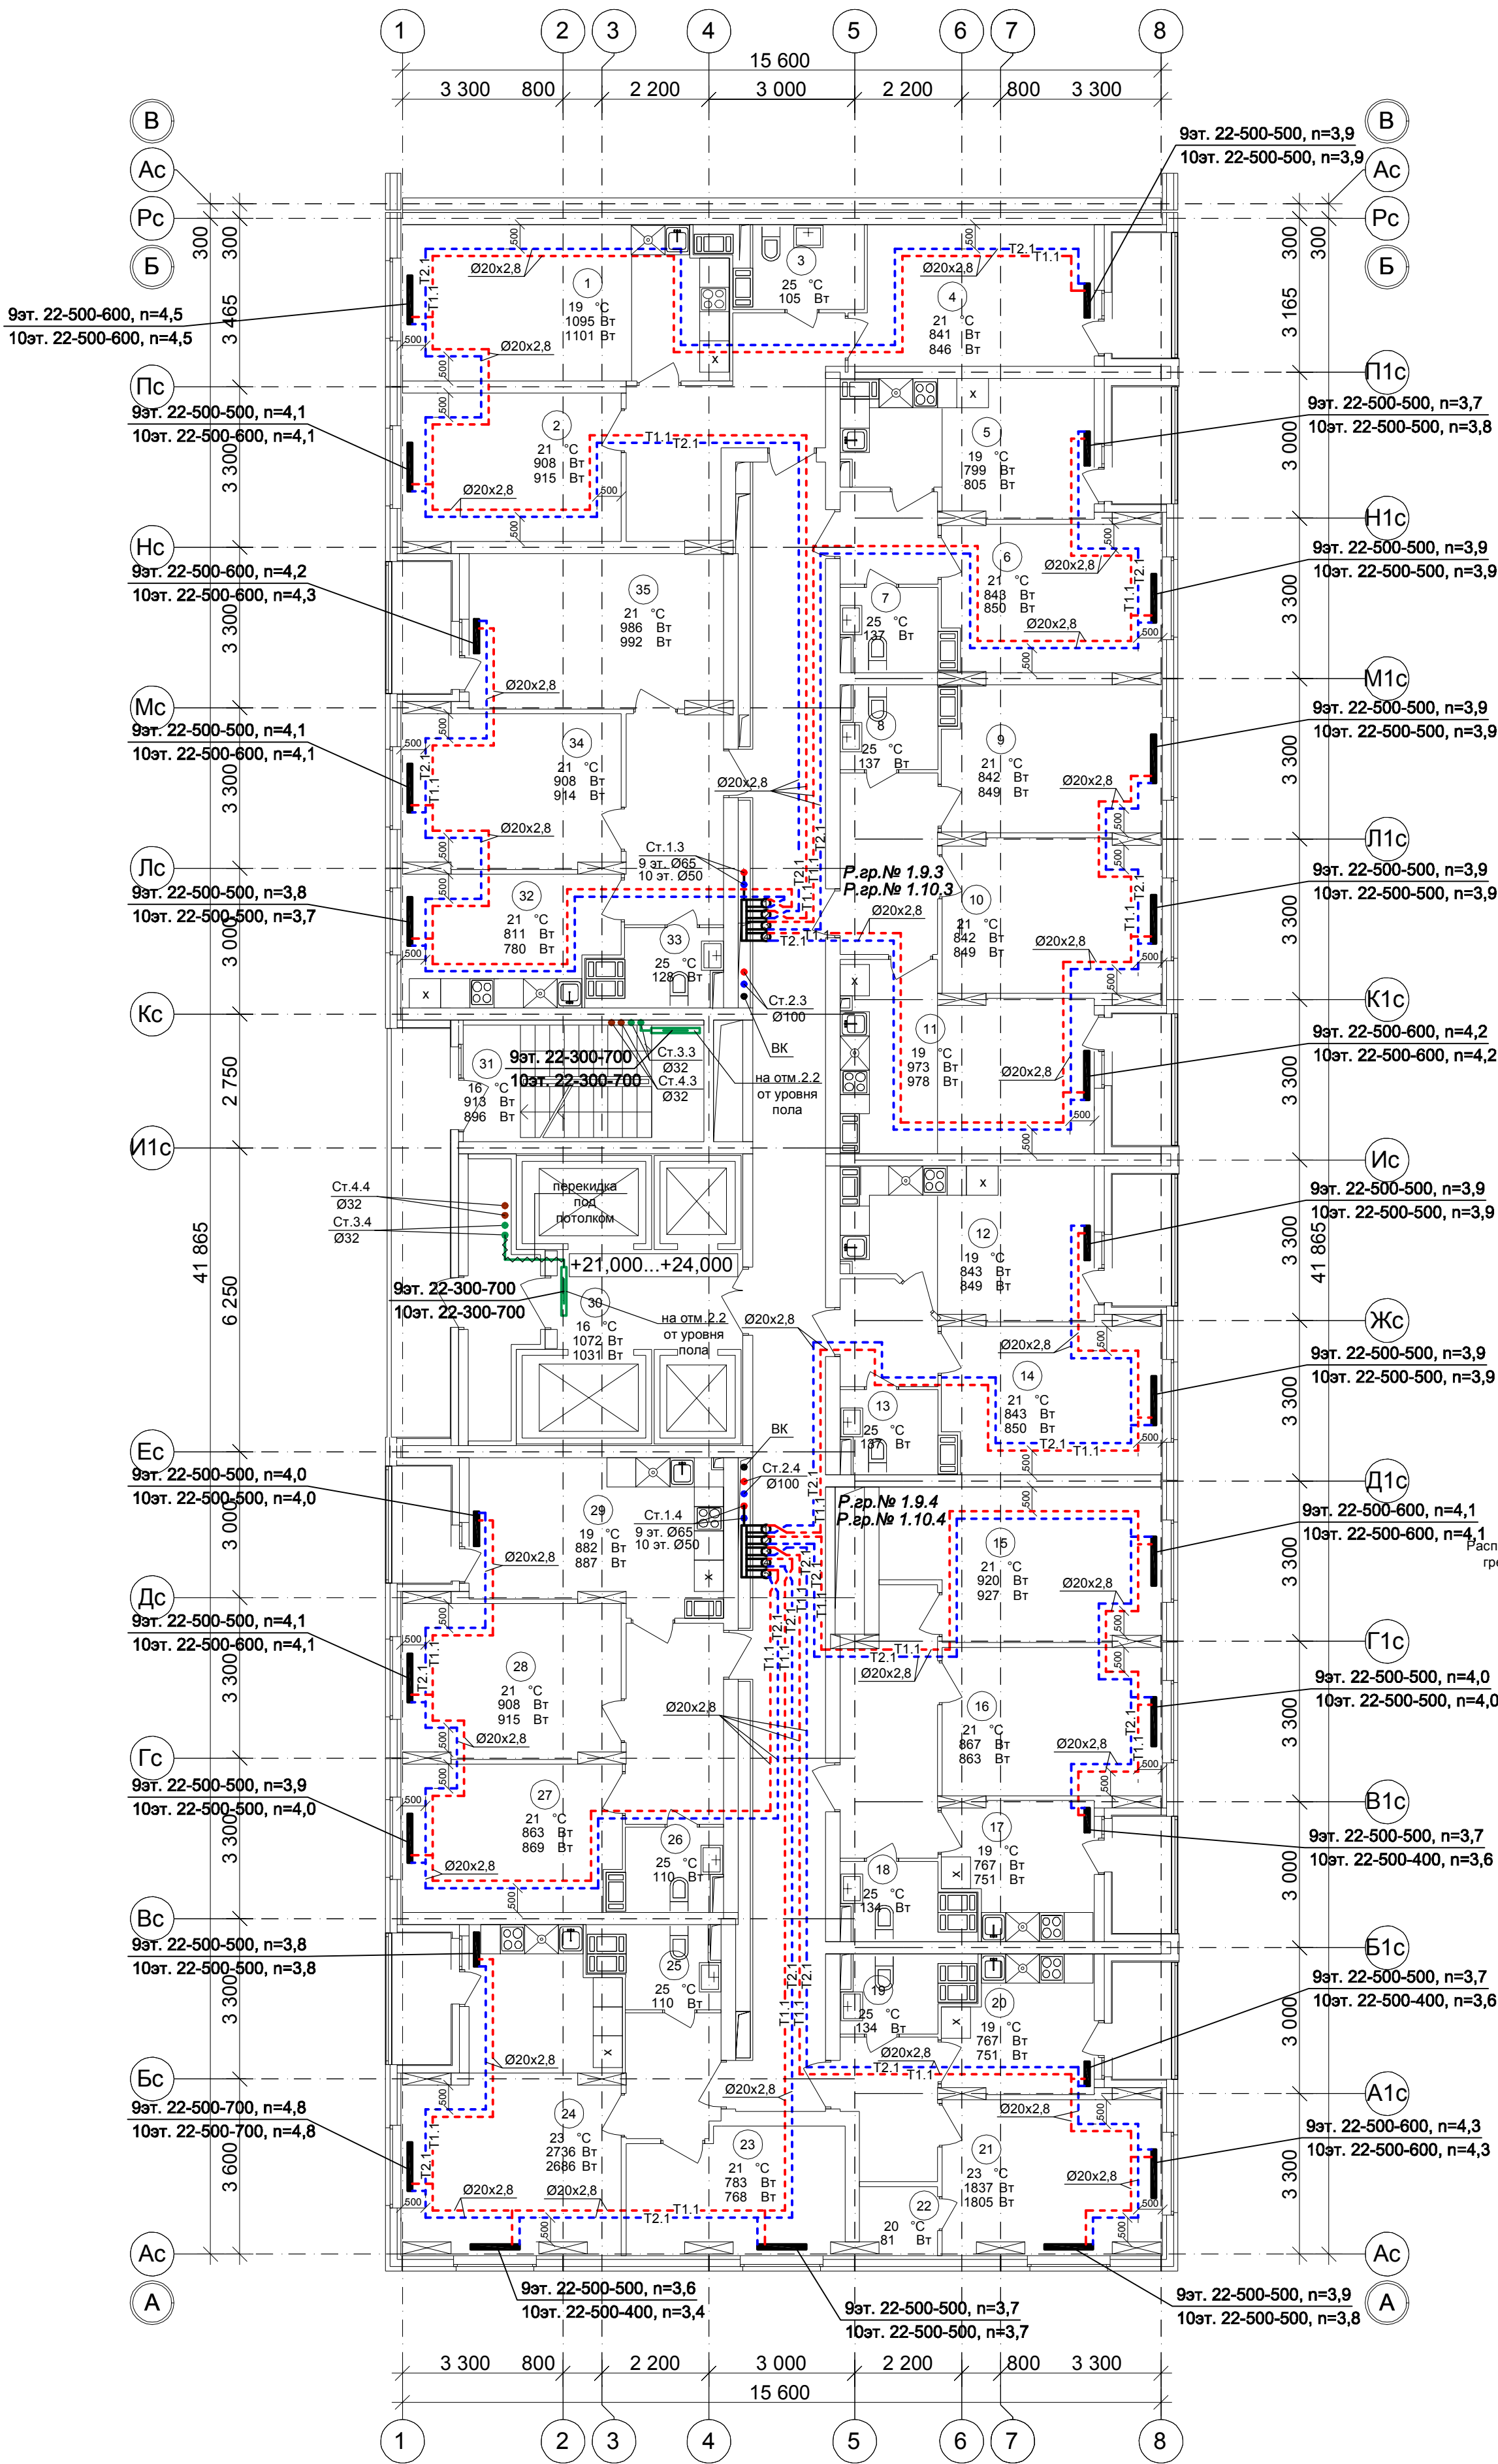


Условное обозначение :
Распределительная гребенка № 1. 2. 1
порядковый номер гребенки
номер этажа
номер системы

Примечание:
1. Перехлест Т1 и Т2 выполнить в нише над уровнем пола у распределительной гребенки .
2. При монтаже систем отопления допускается смещение трубопроводов .
3. При прокладке под перегородками предусмотреть гильзы .

						101/17-ОВ		
						26-ти этажный 2-секционный многоквартирный жилой дом с помещениями общественного назначения №11 (по генплану). Жилищный комплекс "Анжуиновский парк" в д. Анжуиновка Кстовский район Нижегородской области		
Изм.	Кол.уч.	Лист	№ док.	Подпись	Дата	Отопление. План 9-10 этажа на отм.+21.000, +24.000. Секция 1	Стадия	Лист
Разраб.	Коротин						Р	7
Рук. группы	Николаева							
Н.контр.	Николаева					ООО ФИРМА "СС Проект"		
ГИП	Рыбин							

План 11-12 этажа на отм.+27.000, +30.000.
Секция 1

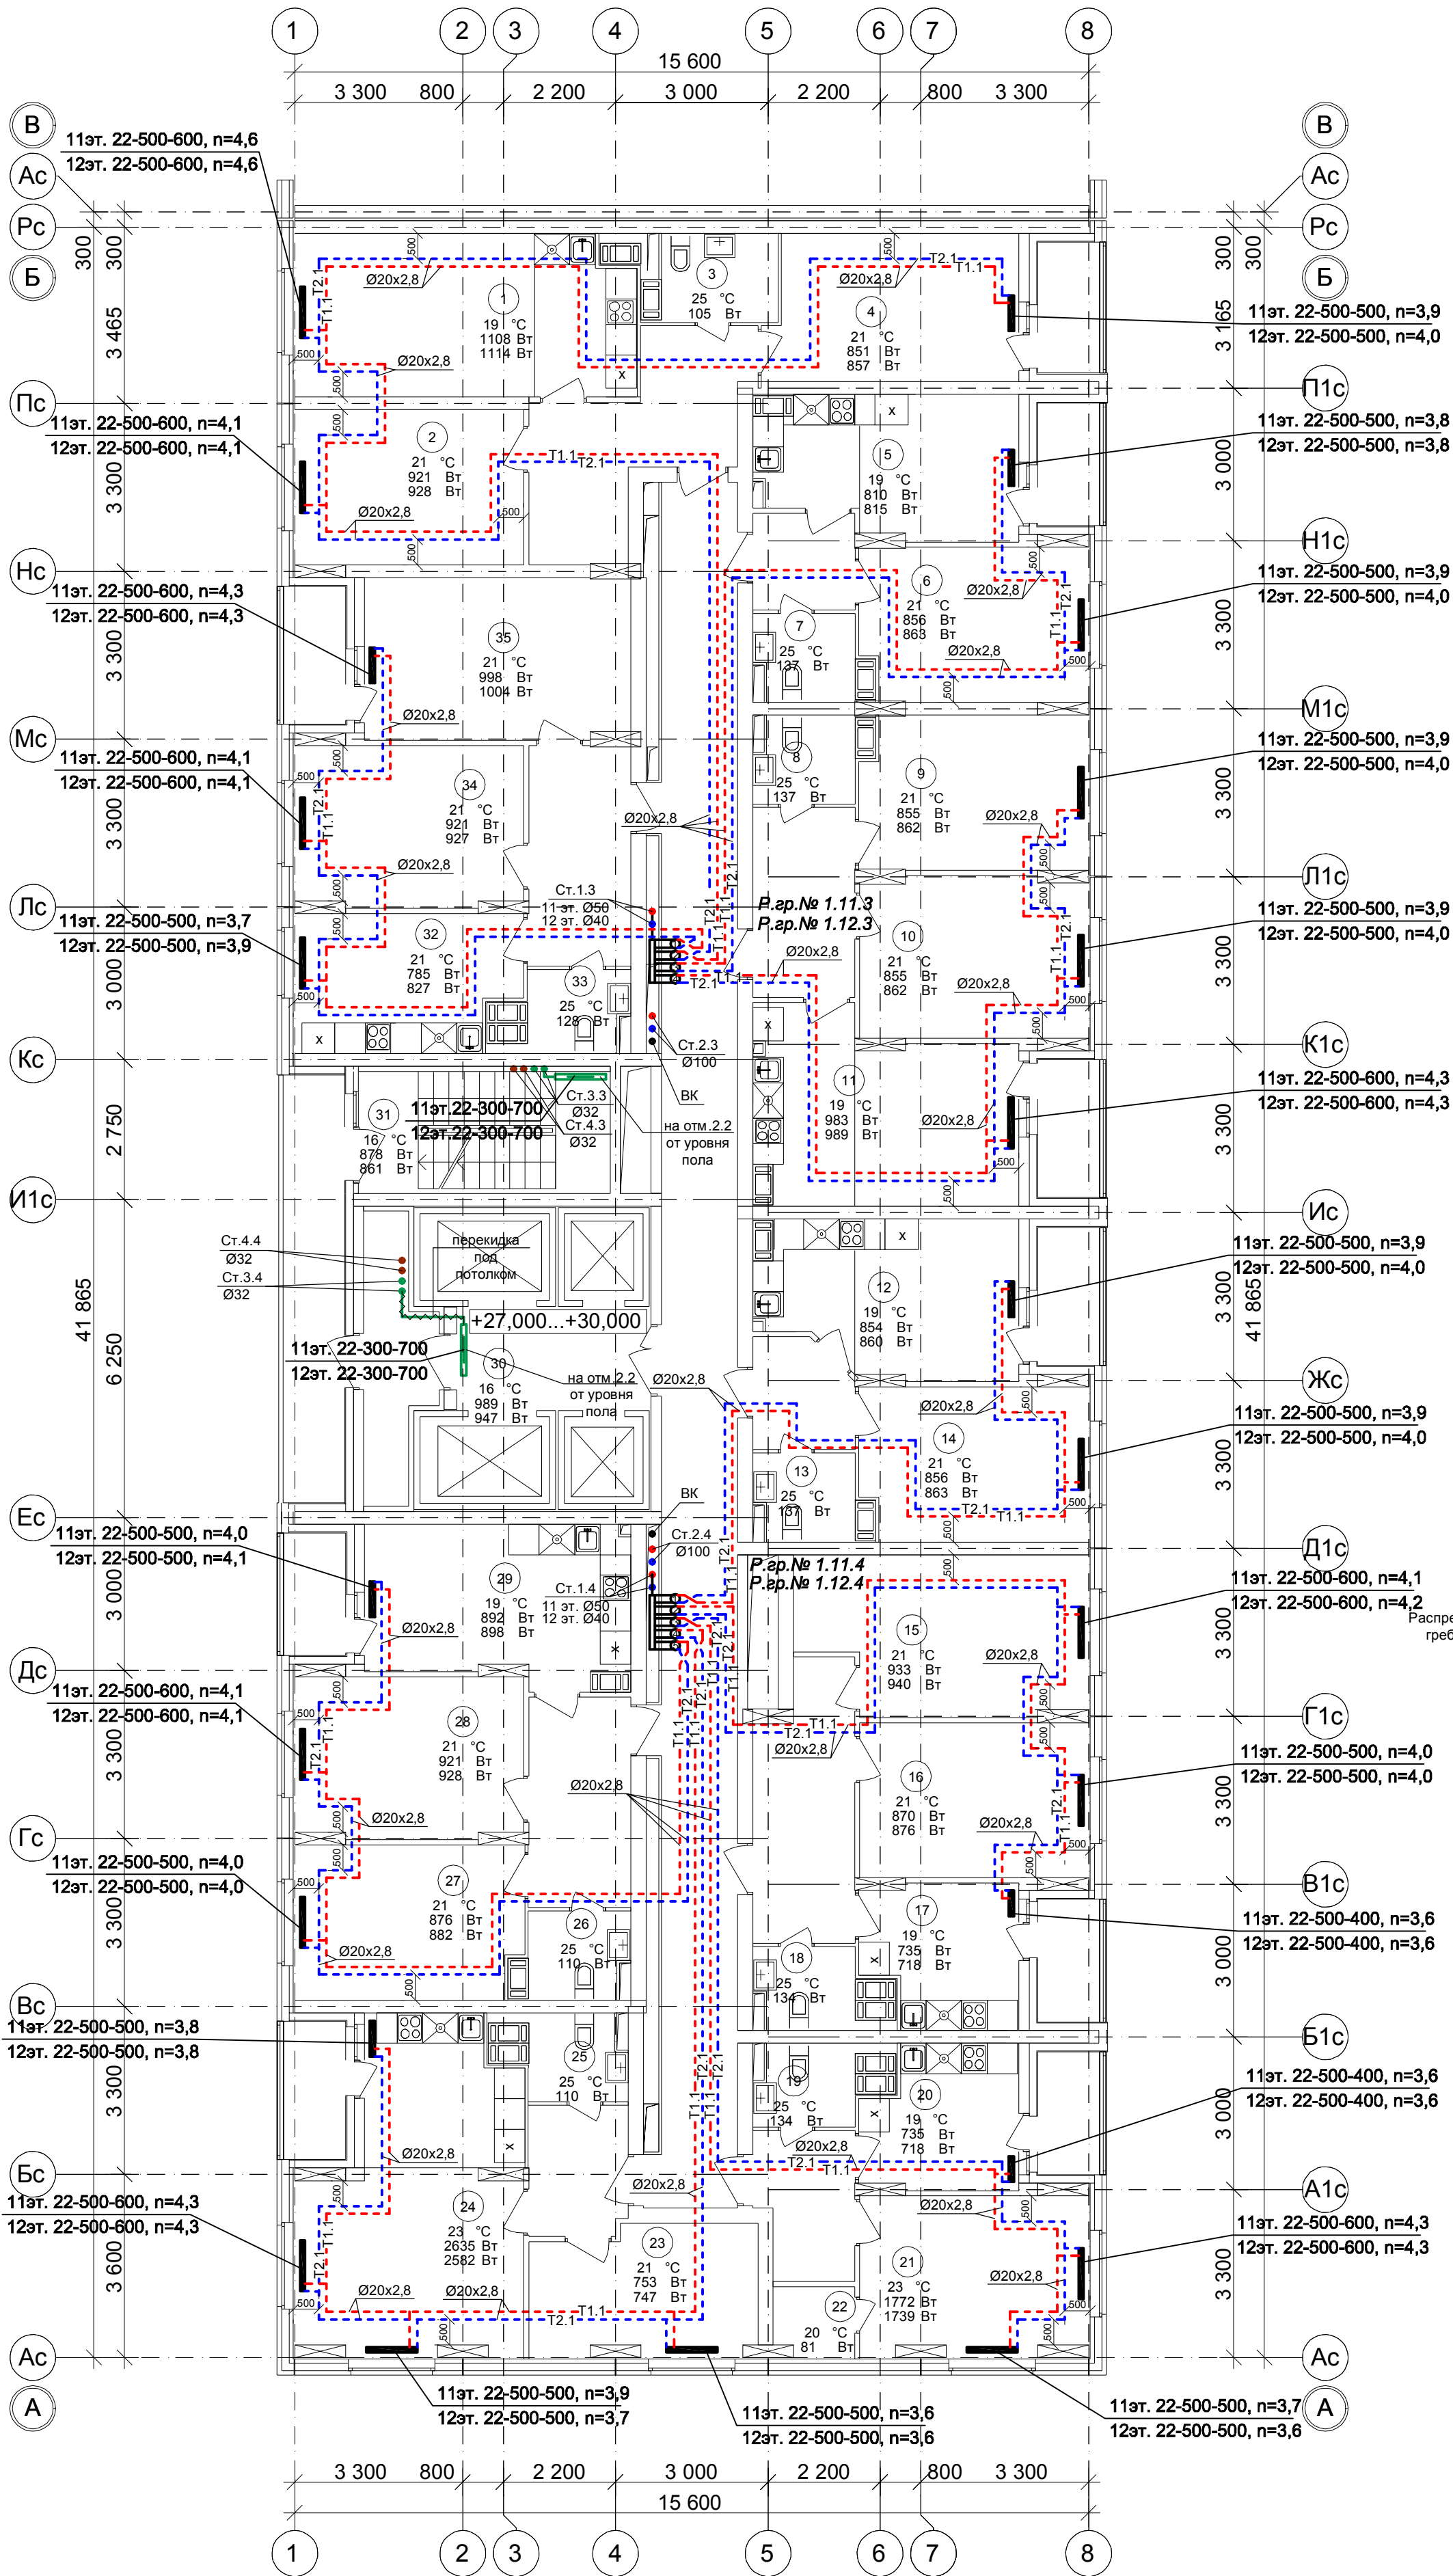


Условное обозначение :
Распределительная гребенка № 1. 2. 1
порядковый номер гребенки
номер этажа
номер системы

Примечание:
1. Перехлест Т1 и Т2 выполнить в нише над уровнем пола у распределительной гребенки .
2. При монтаже систем отопления допускается смещение трубопроводов .
3. При прокладке под перегородками предусмотреть гильзы .

						101/17-ОВ			
						26-ти этажный 2-секционный многоквартирный жилой дом с помещениями общественного назначения №11 (по генплану). Жилищный комплекс "Анкудиновский парк" в д. Анкудиновка Кстовский район Нижегородской области			
Изм.	Кол.уч	Лист	№ док	Подпись	Дата		Стадия	Лист	Листов
Разраб.		Коротин					Р	8	
Рук. группы		Николаева				Отопление. План 11-12 этажа на отм.+27.000, +30.000. Секция 1	ООО ФИРМА "СС Проект"		
Н.контр.		Николаева							
ГИП		Рыбин							

План 13 этажа на отм.+33.000.
Секция 1

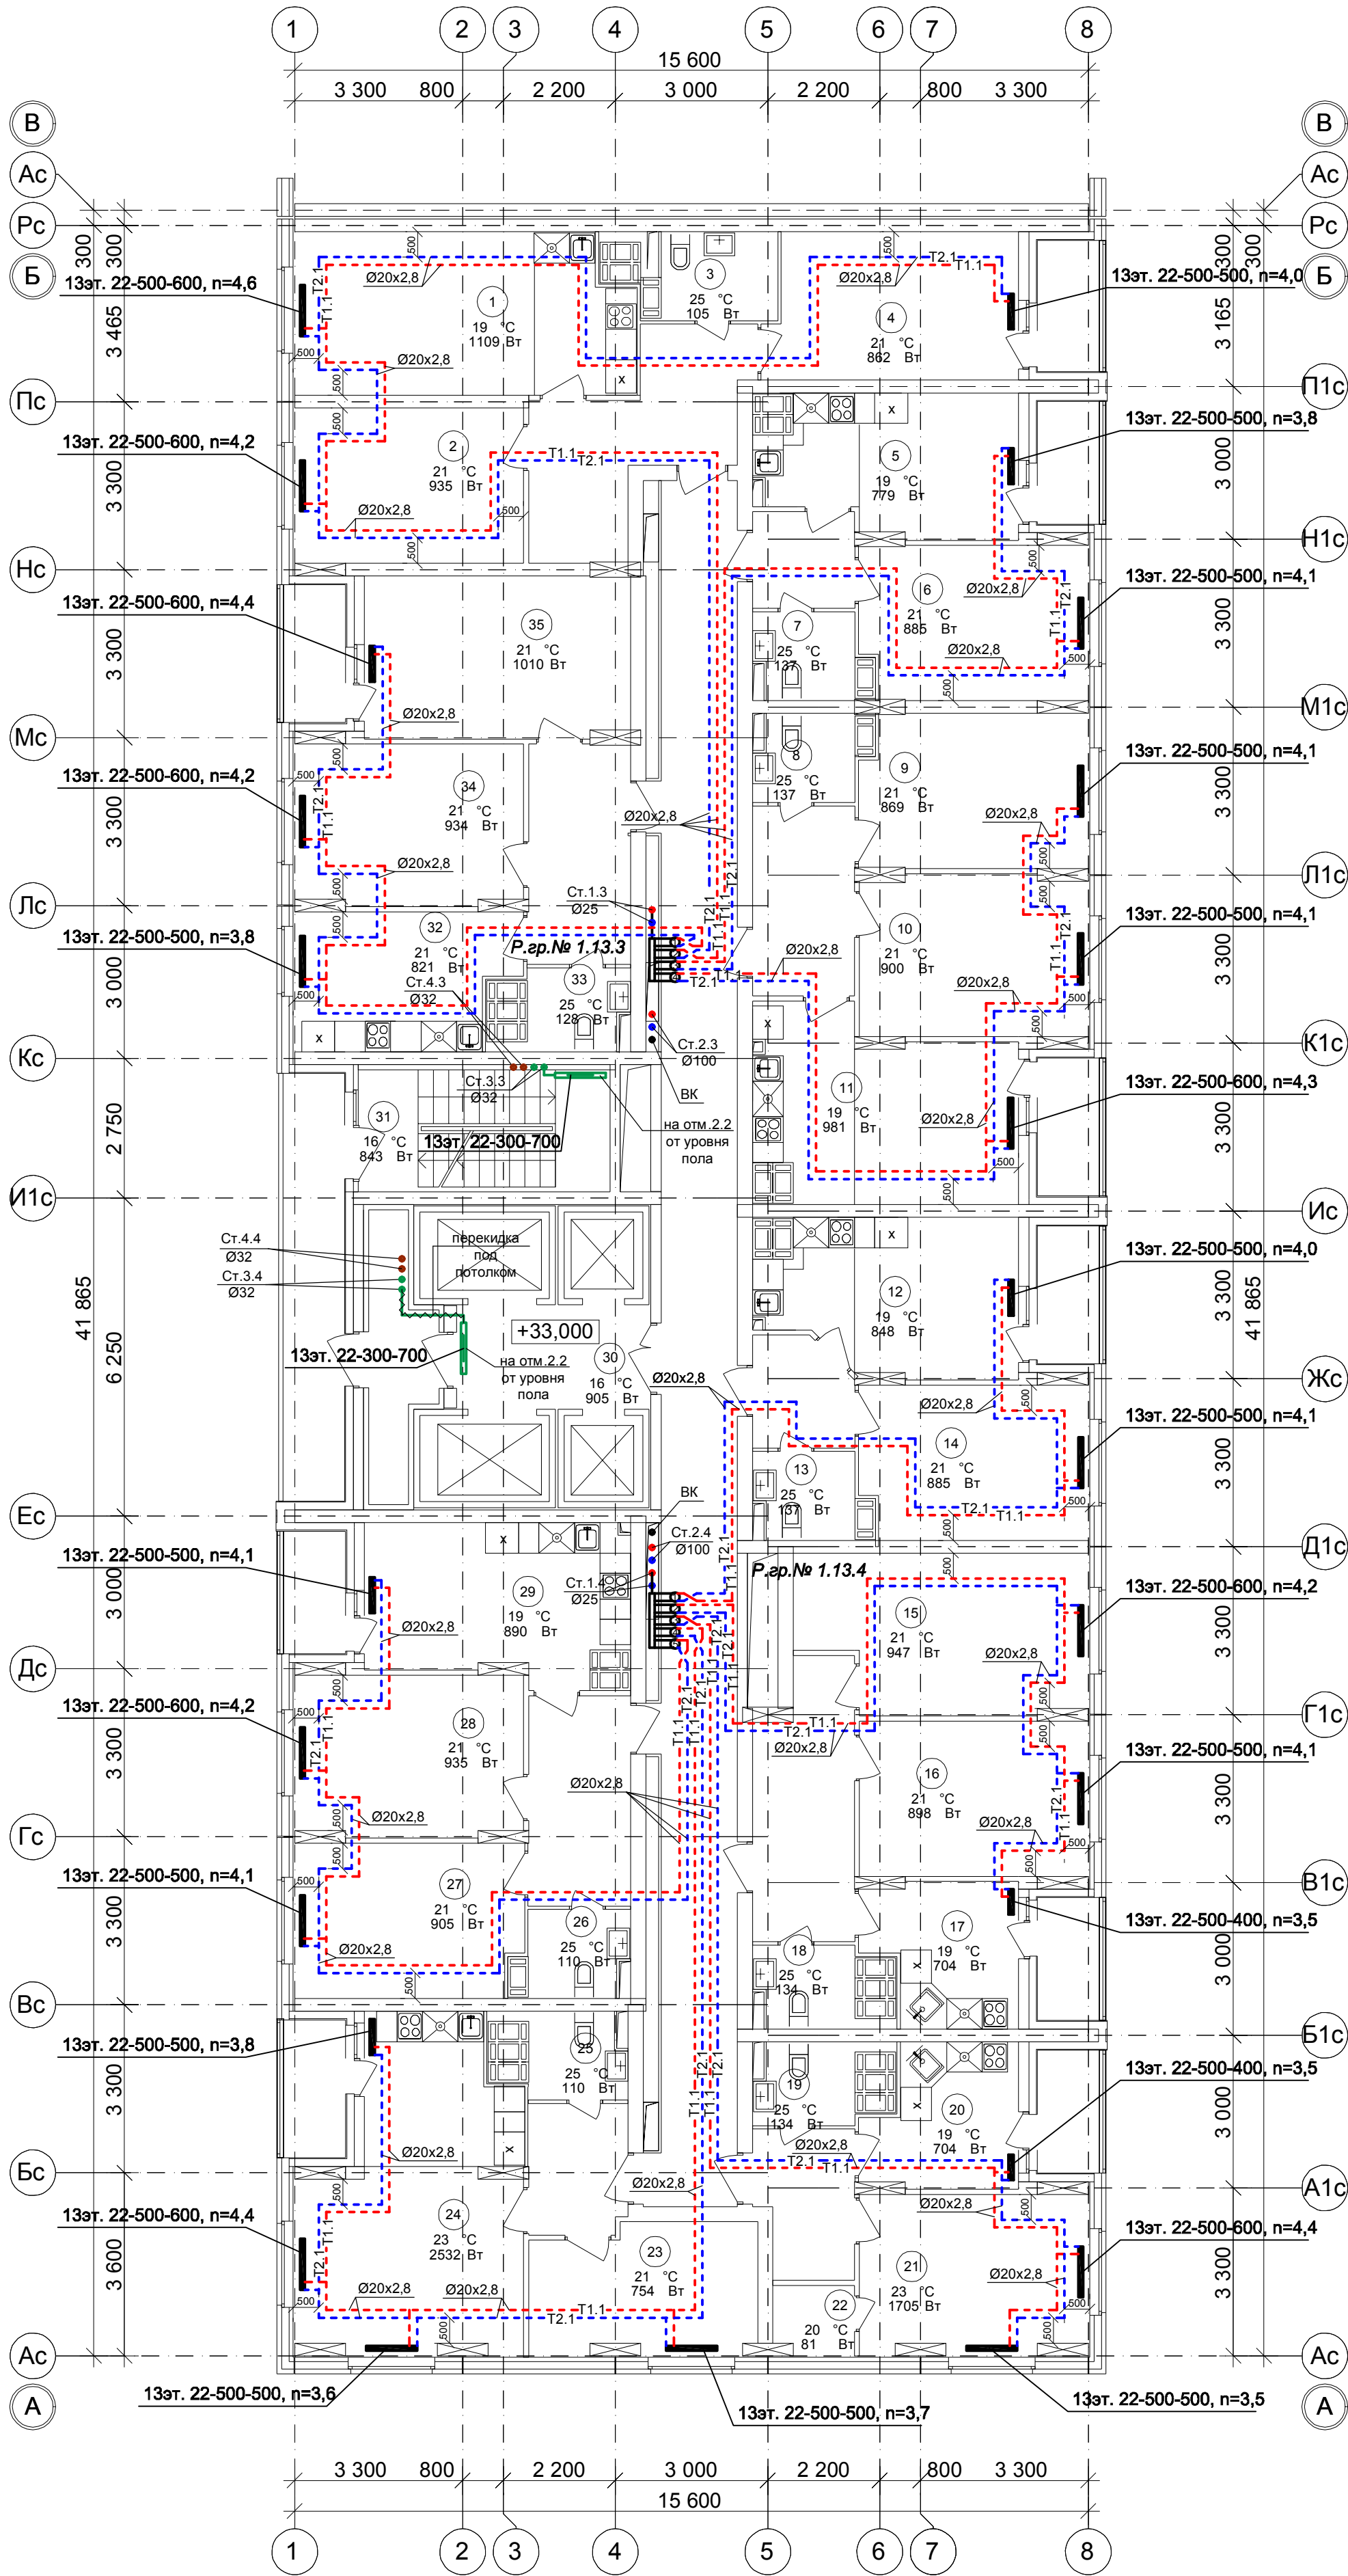


Условное обозначение :
Распределительная гребенка № 1. 2. 1
порядковый номер гребенки
номер этажа
номер системы

Примечание:
1. Перехлест Т1 и Т2 выполнить в нише над уровнем пола у распределительной гребенки .
2. При монтаже систем отопления допускается смещение трубопроводов .
3. При прокладке под перегородками предусмотреть гильзы .

						101/17-ОВ			
						26-ти этажный 2-секционный многоквартирный жилой дом с помещениями общественного назначения №11 (по генплану). Жилищный комплекс "Анжуиновский парк" в д. Анжуиновка Кстовский район Нижегородской области			
Изм.	Кол.уч	Лист	№ док.	Подпись	Дата		Стадия	Лист	Листов
Разраб.		Коротин					Р	9	
Рук. группы		Николаева				Отопление. План 13 этажа на отм.+33.000. Секция 1	ООО ФИРМА "СС Проект"		
Н.контр.		Николаева							
ГИП		Рыбин							

План 14-16 этажа на отм.+36.000, +39.000, +42.000. Секция 1

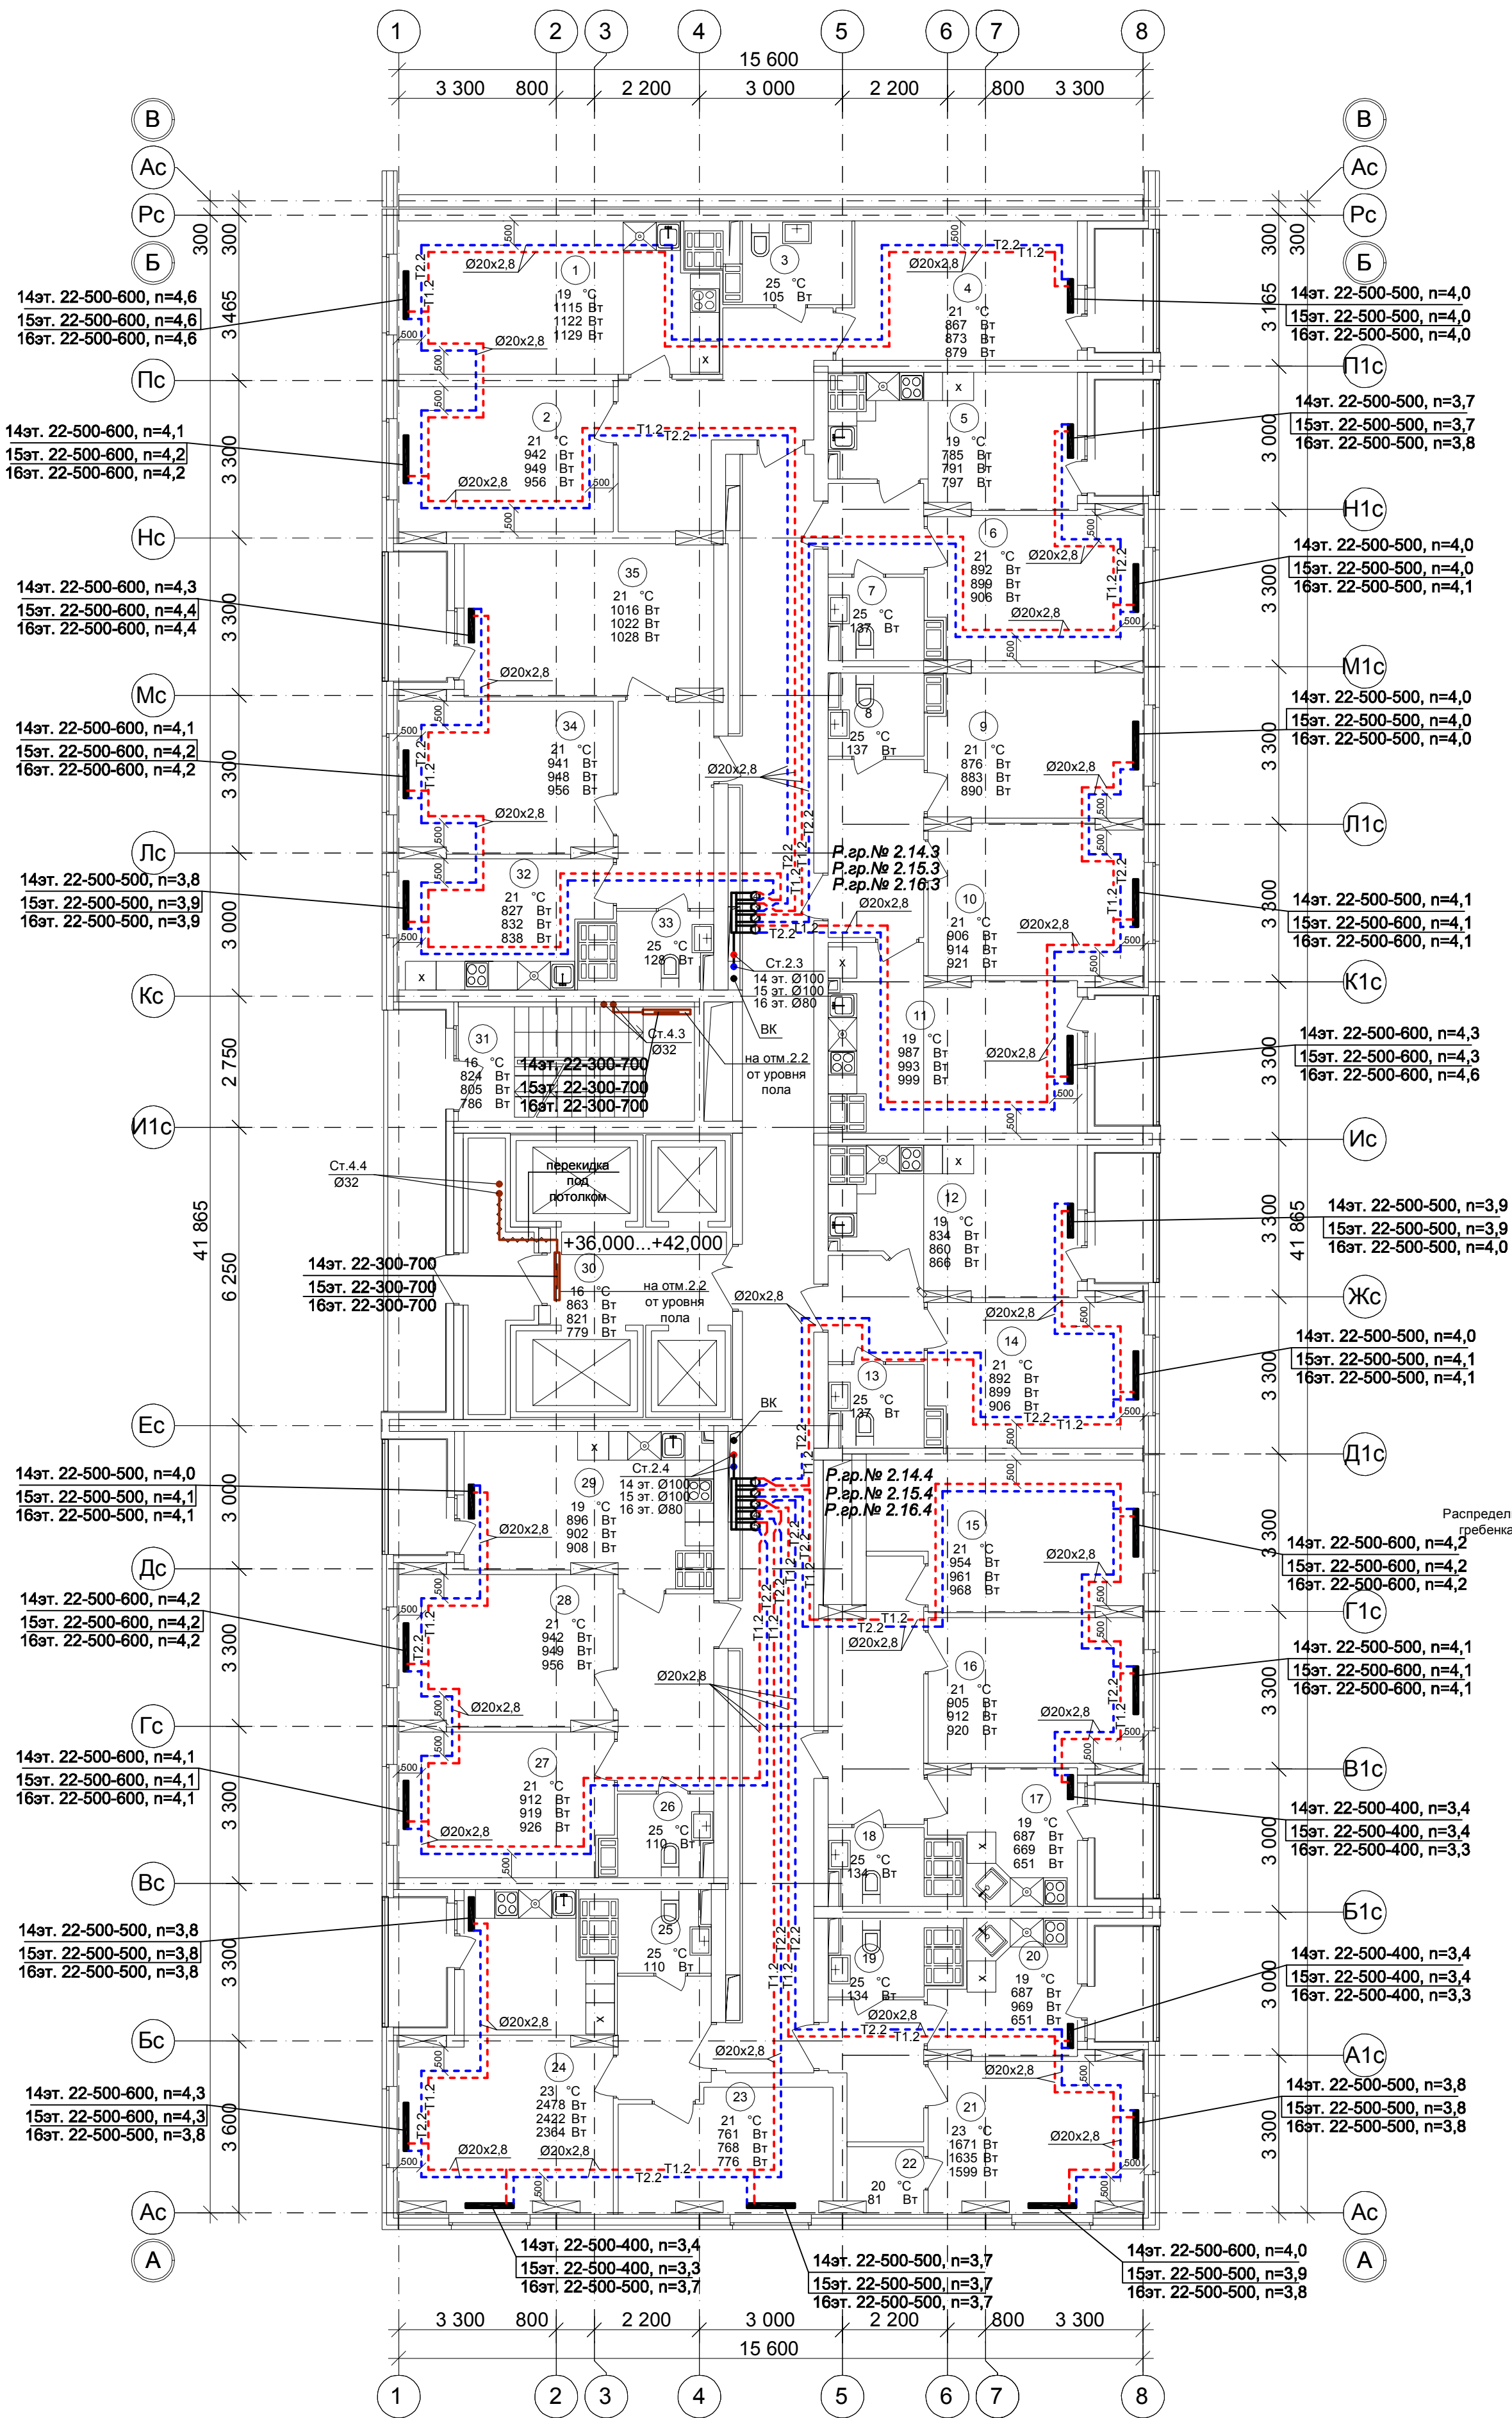

Условное обозначение :

Распределительная гребенка № 1. 2. 1

порядковый номер гребенки

номер этажа

номер системы

Примечание:


1. Перехлест Т1 и Т2 выполнить в нише над уровнем пола у распределительной гребенки .

2. При монтаже систем отопления допускается смещение трубопроводов .

3. При прокладке под перегородками предусмотреть гильзы .

						101/17-ОВ		
						26-ти этажный 2-секционный многоквартирный жилой дом с помещениями общественного назначения №11 (по генплану). Жилищный комплекс "Анкудиновский парк" в д. Анкудиновка Кстовский район Нижегородской области		
Изм.	Кол.уч	Лист	№ док	Подпись	Дата	Отопление. План 14-16 этажа на отм.+36.000, +39.000, +42.000. Секция 1	Стадия	Лист
Разраб.	Коротин						Р	10
Рук. группы	Николаева							
Н.контр.	Николаева					ООО ФИРМА "СС Проект"		
ГИП	Рыбин							


План 17-19 этажа на отм.+45.000,+48.000,
+51.000. Секция 1

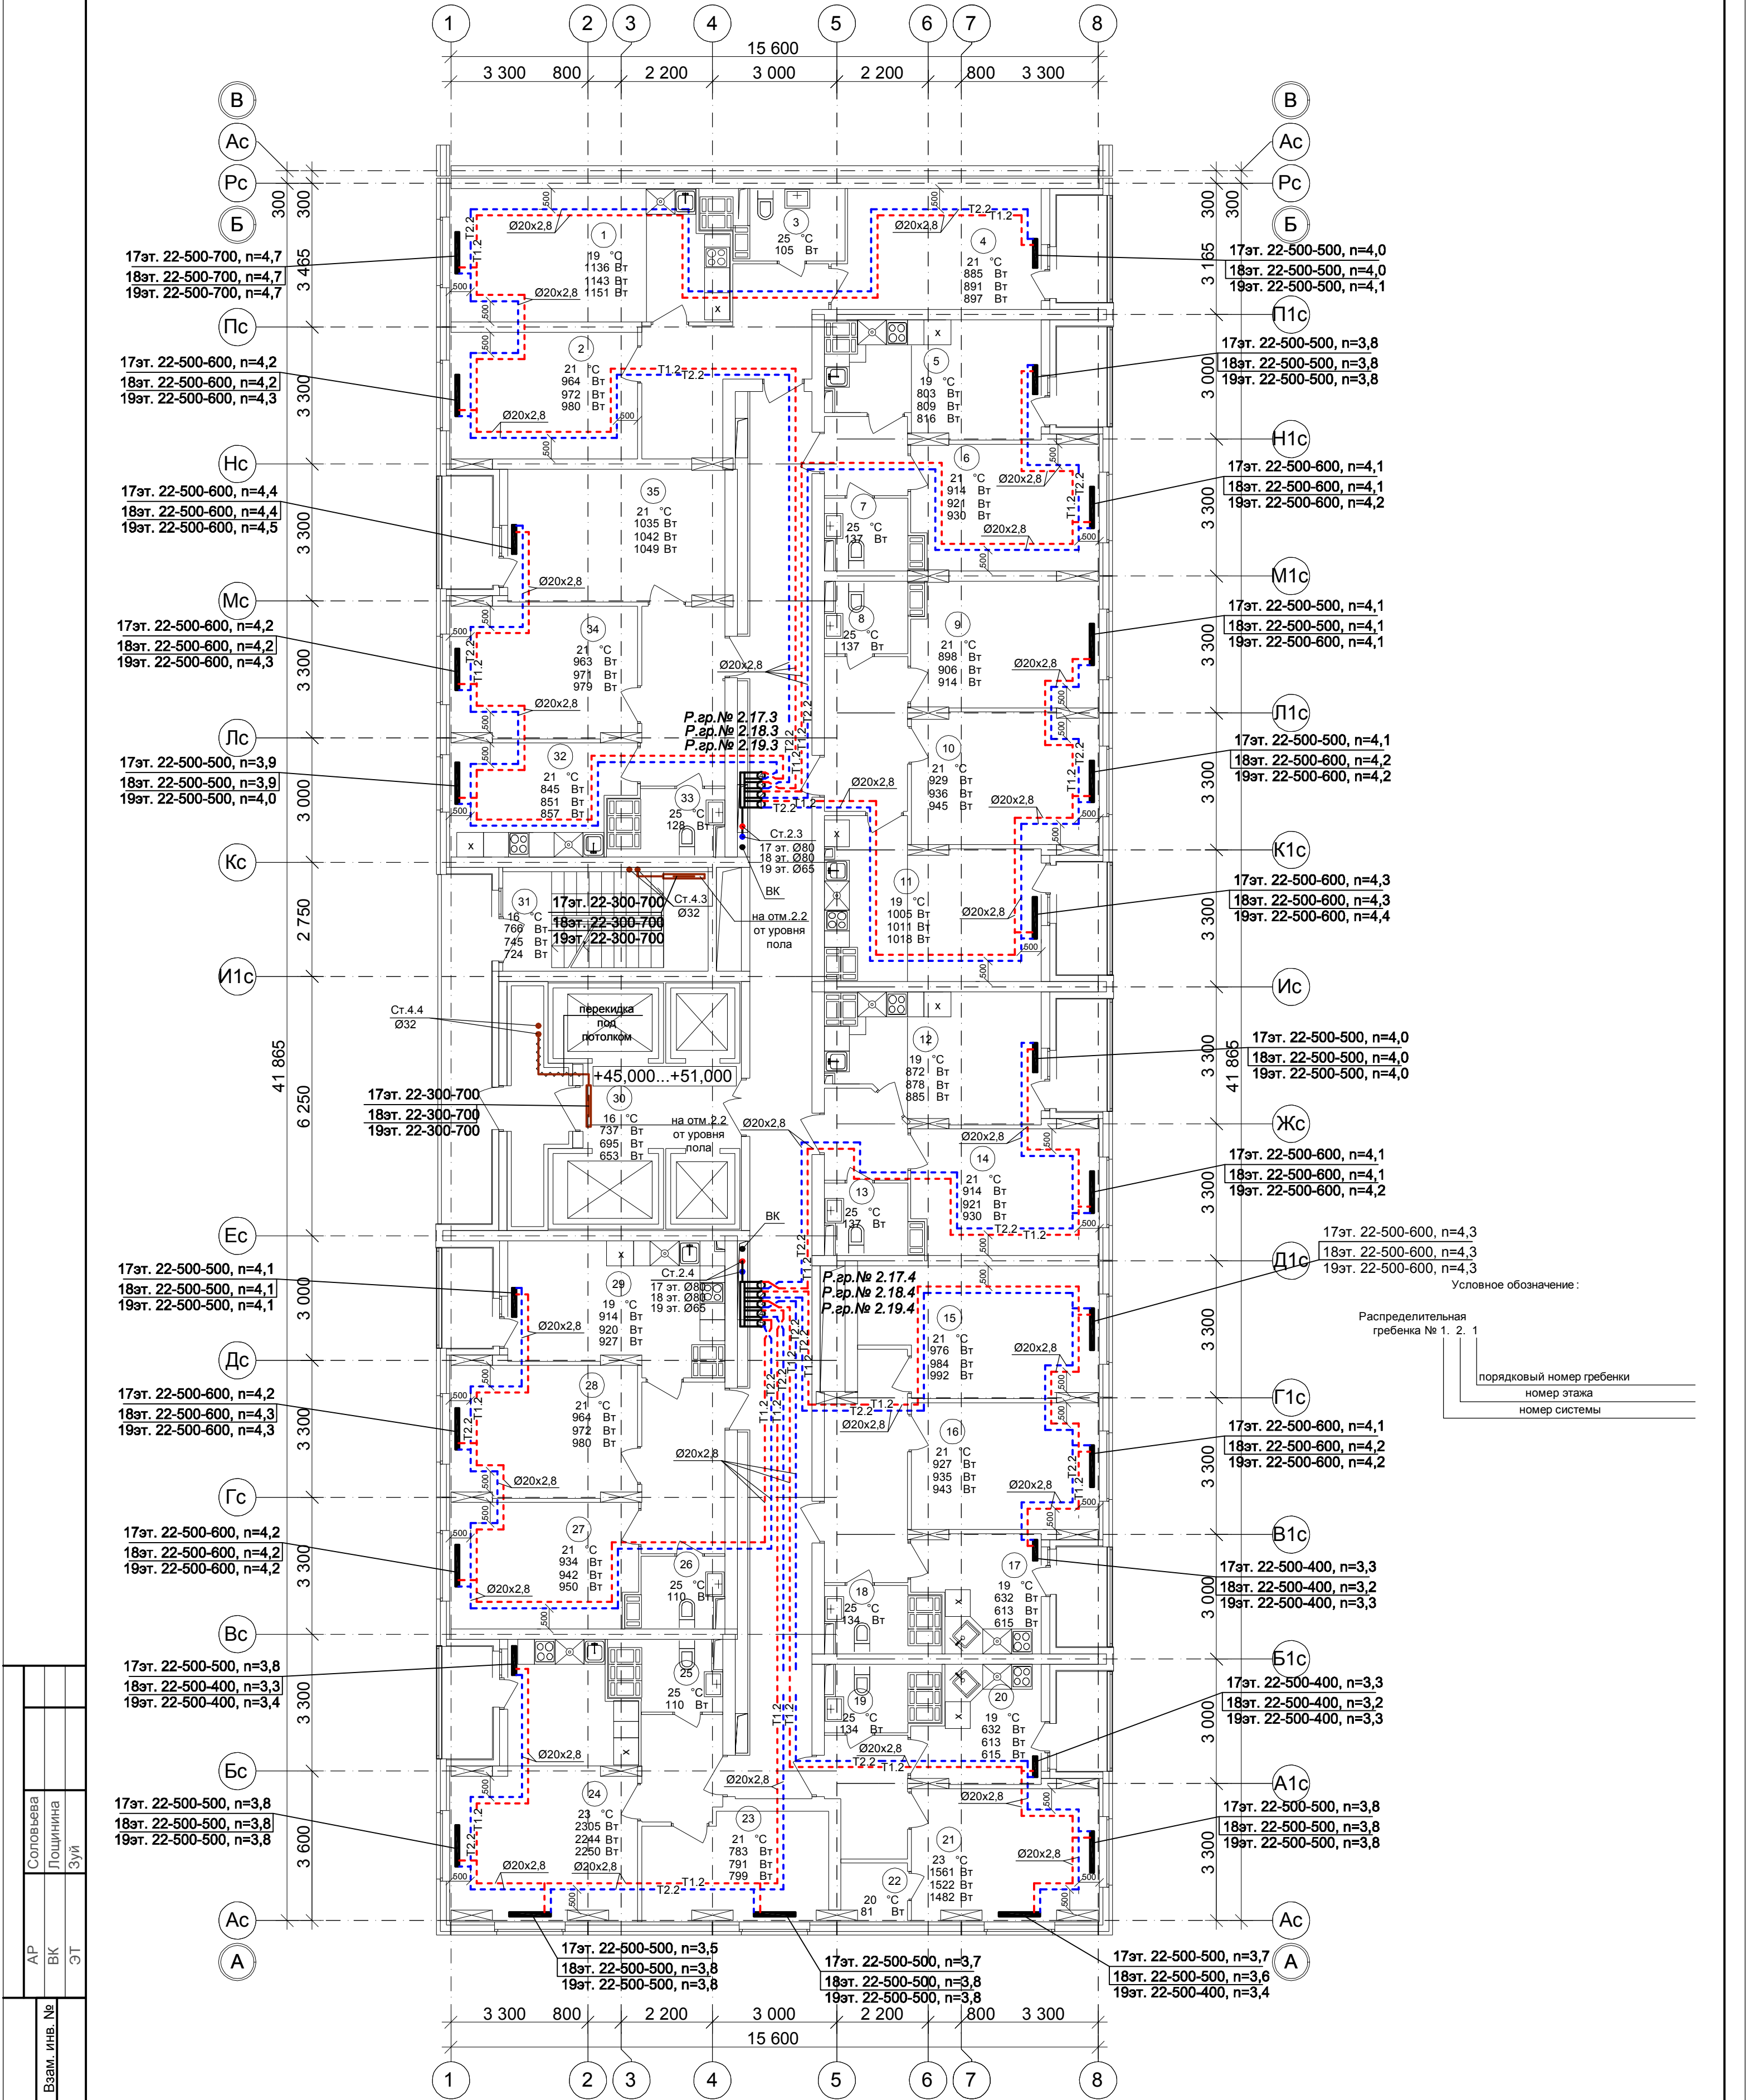

Примечание:
1. Перехлест Т1 и Т2 выполнить в нише над уровнем пола у распределительной гребенки .
2. При монтаже систем отопления допускается смещение трубопроводов .
3. При прокладке под перегородками предусмотреть гильзы .

101/17-ОВ					
26-ти этажный 2-секционный многоквартирный жилой дом с помещениями общественного назначения №11 (по генплану). Жилищный комплекс "Анжуиновский парк" в д. Анжуиновка Кстовский район Нижегородской области					
Изм.	Кол.уч	Лист	№ док	Подпись	Дата
Разраб.	Коротин				
Рук. группы	Николаева				
Н.контр.	Николаева				
ГИП	Рыбин				
Отопление. План 17-19 этажа на отм.+45.000,+48.000, +51.000. Секция 1				Стадия	Лист
				Р	11
				Листов	
				ООО ФИРМА "СС Проект"	

План 20 этажа на отм.+54.000.
Секция 1

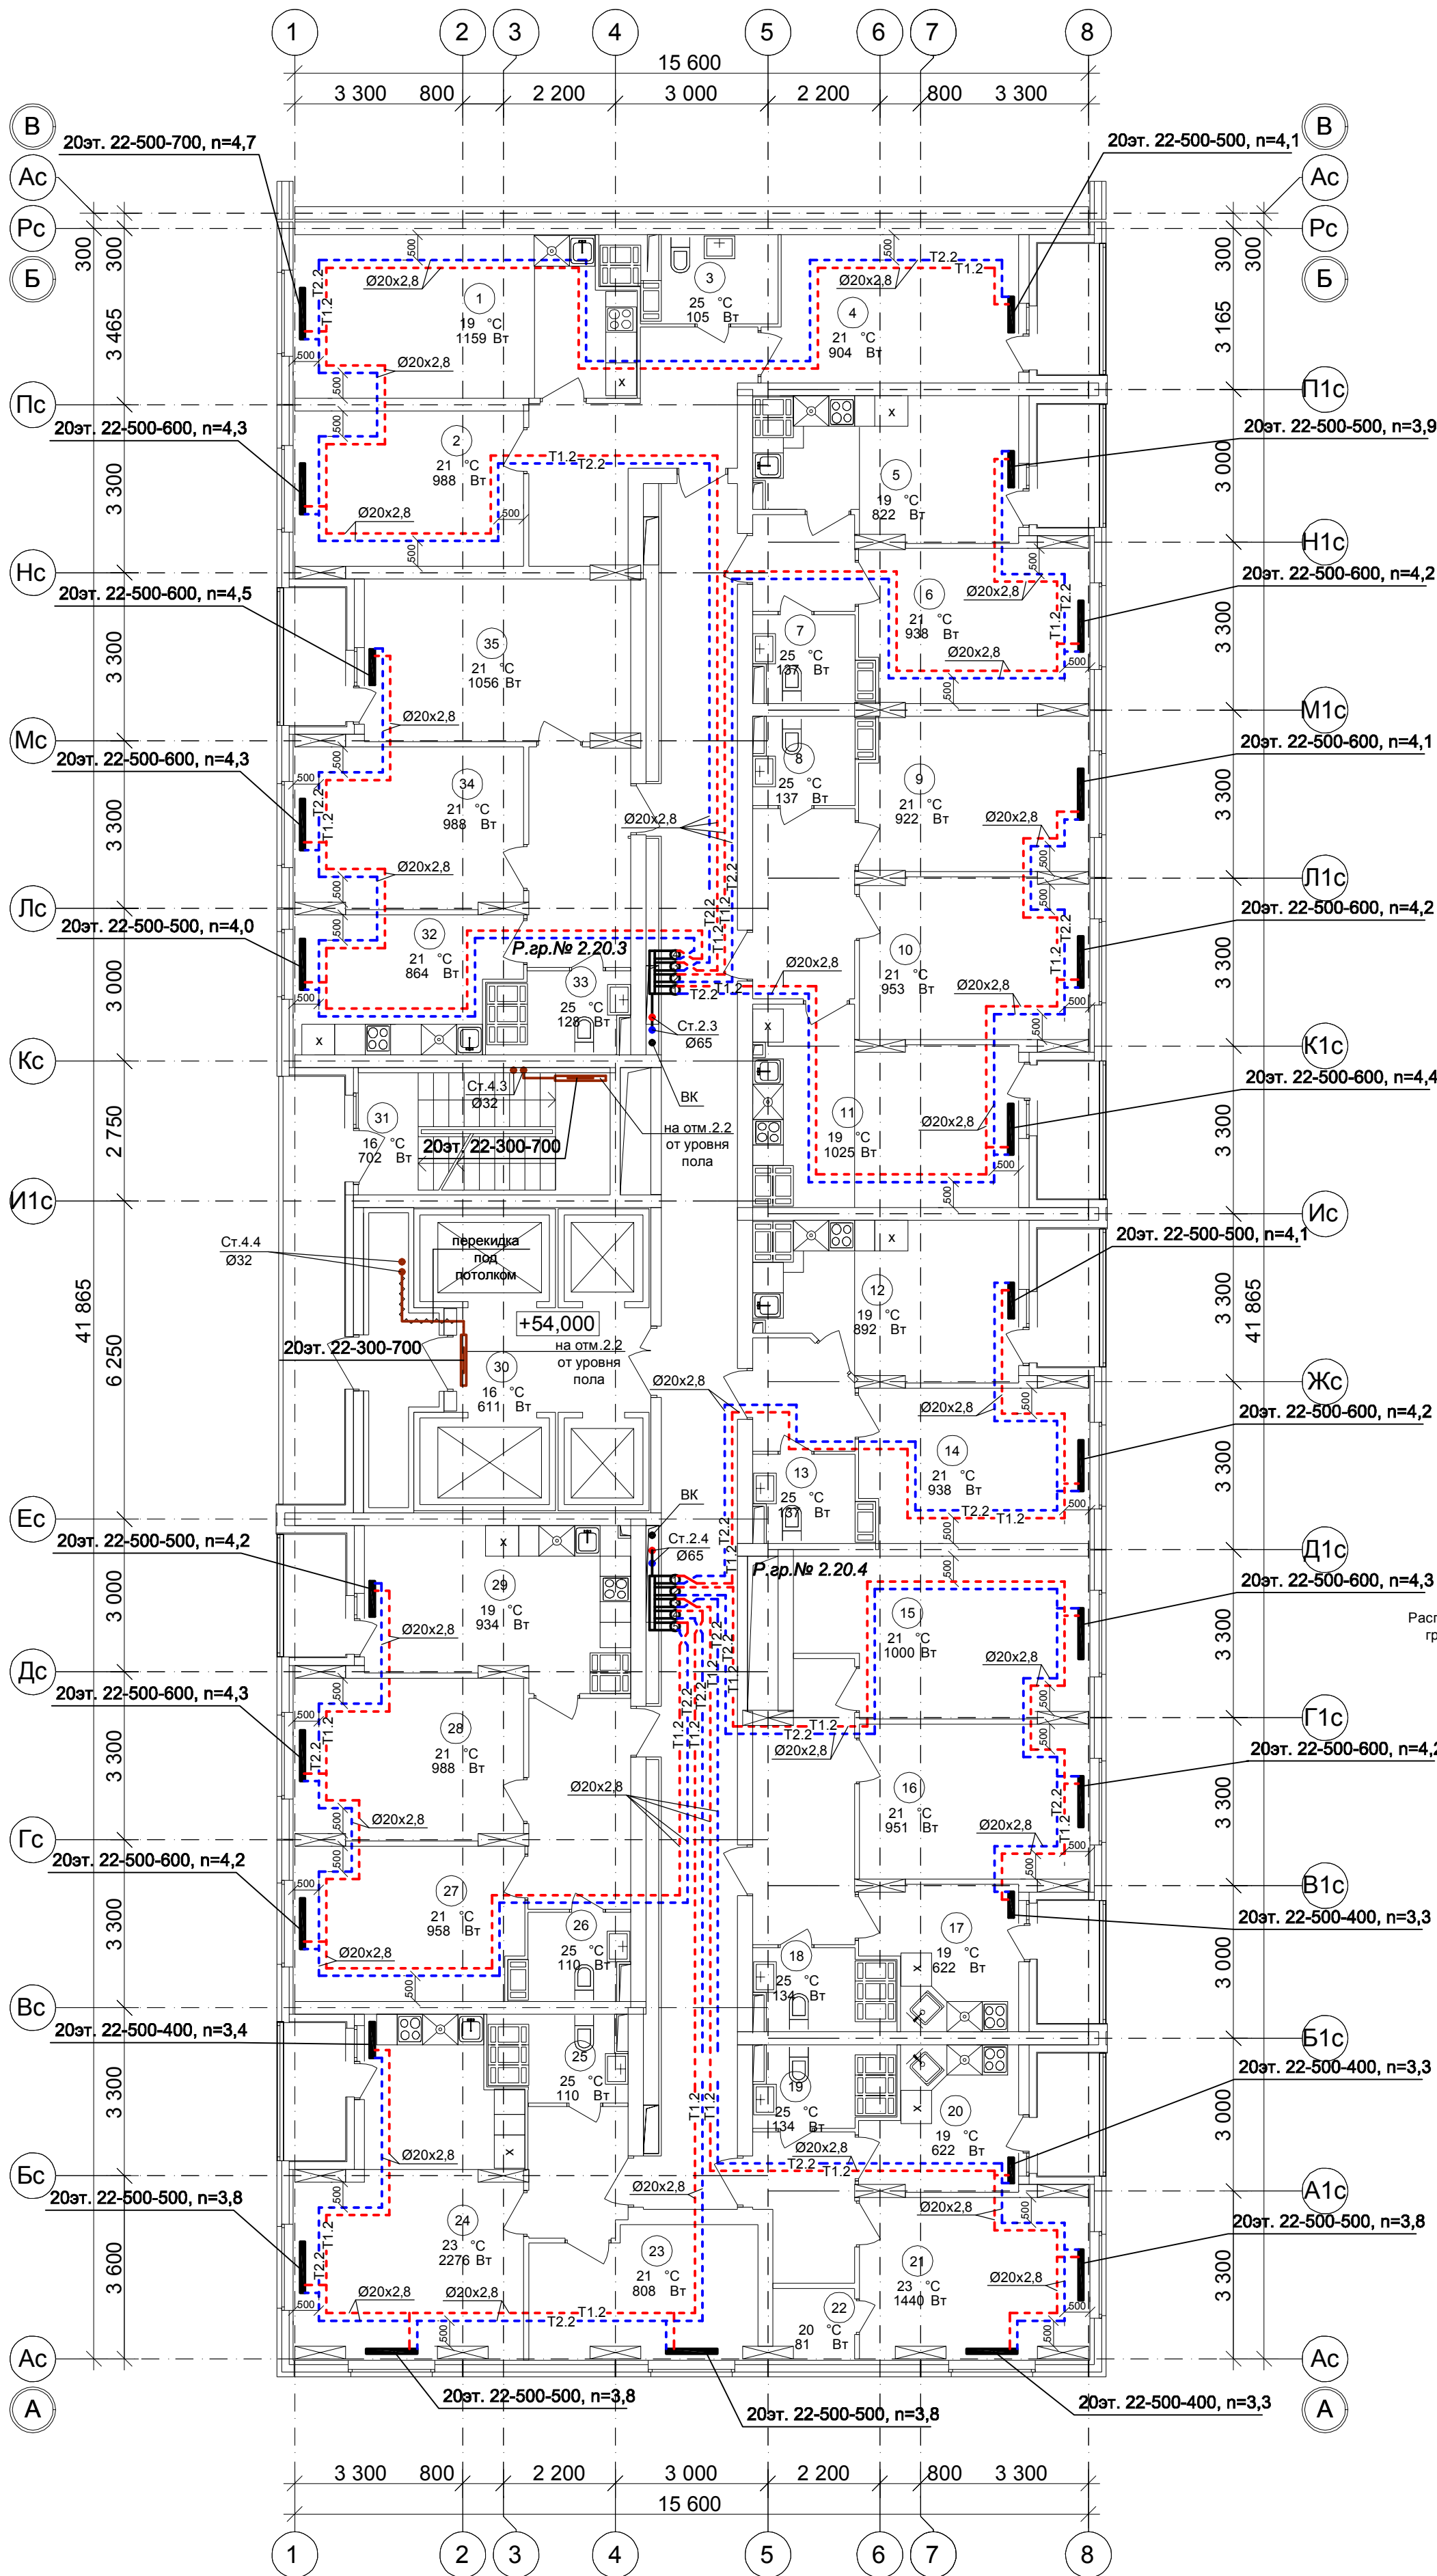

Условное обозначение :

Распределительная гребенка № 1. 2. 1

порядковый номер гребенки
номер этажа
номер системы

Примечание:


1. Перехлест Т1 и Т2 выполнить в нише над уровнем пола у распределительной гребенки .

2. При монтаже систем отопления допускается смещение трубопроводов .

3. При прокладке под перегородками предусмотреть гильзы .

						101/17-ОВ		
						26-ти этажный 2-секционный многоквартирный жилой дом с помещениями общественного назначения №11 (по генплану). Жилищный комплекс "Анжуиновский парк" в д. Анжуиновка Кстовский район Нижегородской области		
Изм.	Кол.уч.	Лист	№ док	Подпись	Дата	Р	Лист	Листов
Разраб.	Коротин						12	
Рук. группы	Николаева					Отопление. План 20 этажа на отм.+54.000. Секция 1		
Н.контр.	Николаева							
ГИП	Рыбин					ООО ФИРМА "СС Проект"		


Секция 1

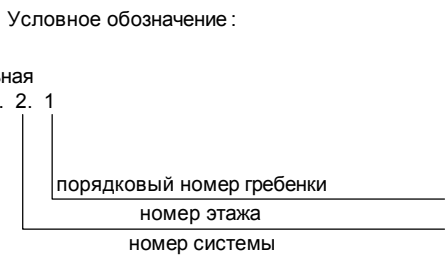

1. Перехлест Т1 и Т2 выполнить в нише над уровнем пола у распределительной гребенки .
2. При монтаже систем отопления допускается смещение трубопроводов .
3. При прокладке под перегородками предусмотреть гильзы .

						101/17-ОВ			
						26-ти этажный 2-секционный многоквартирный жилой дом с помещениями общественного назначения №11 (по генплану). Жилищный комплекс "Анкудиновский парк" в д. Анкудиновка Кстовский район Нижегородской области			
Изм.	Кол.уч	Лист	№ док	Подпись	Дата		Стадия	Лист	Листов
Разраб.		Коротин							
Рук. группы		Николаева					Р	13	
Н.контр.		Николаева				Отопление. План 21 этажа на отм.+57.000. Секция 1	ООО ФИРМА "СС Проект"		
ГИП		Рыбин							

План 22 этажа на отм.+60.000.
Секция 1

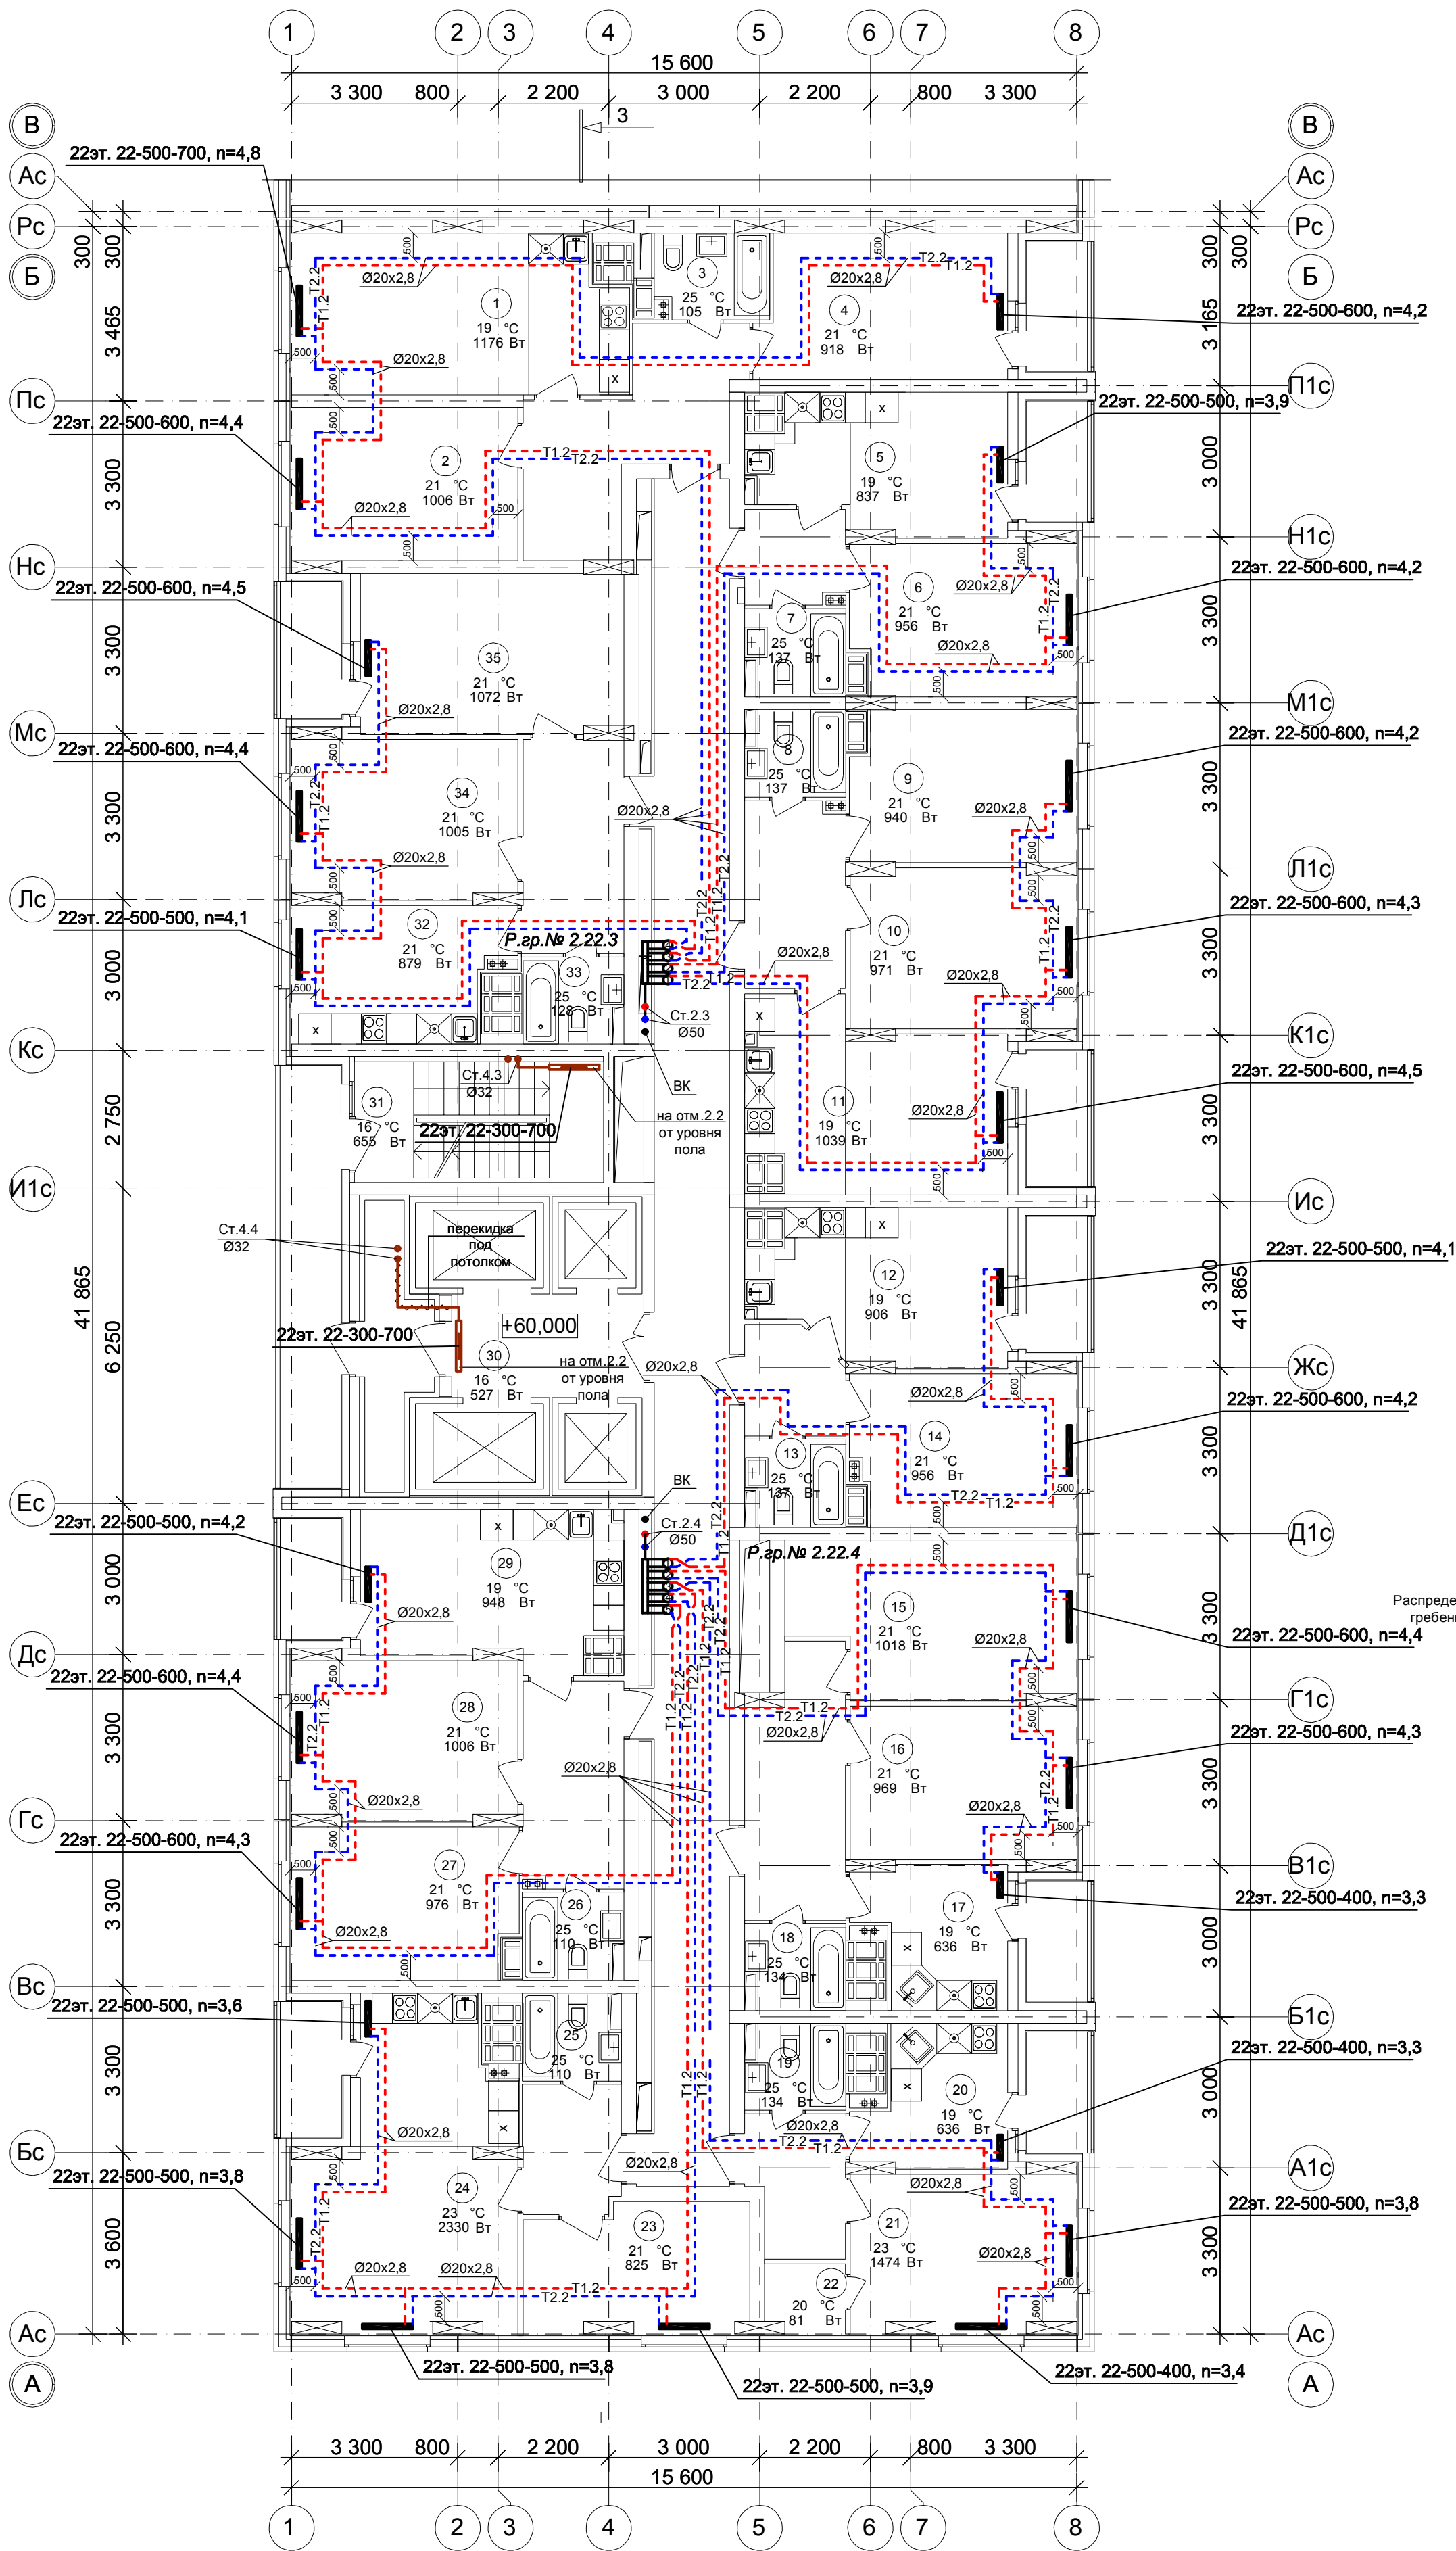


Условное обозначение :
Распределительная гребенка № 1. 2. 1
порядковый номер гребенки
номер этажа
номер системы

Примечание:
1. Перехлест Т1 и Т2 выполнить в нише над уровнем пола у распределительной гребенки .
2. При монтаже систем отопления допускается смещение трубопроводов .
3. При прокладке под перегородками предусмотреть гильзы .


101/17-ОВ					
26-ти этажный 2-секционный многоквартирный жилой дом с помещениями общественного назначения №11 (по генплану). Жилищный комплекс "Анжуиновский парк" в д. Анжуиновка Кстовский район Нижегородской области					
Изм.	Кол.уч	Лист	№ док	Подпись	Дата
Разраб.	Коротин				
Рук. группы	Николаева				
Н.контр.	Николаева				
ГИП	Рыбин				
Отопление. План 22 этажа на отм.+60.000. Секция 1				Стадия	Лист
				Р	14
				ООО ФИРМА "СС Проект"	

Секция 1

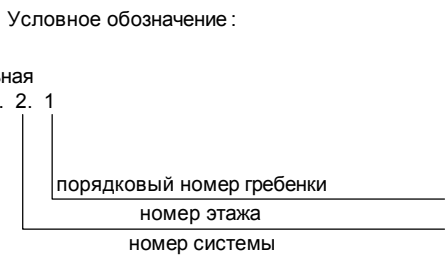

						101/17-ОВ				
						26-ти этажный 2-секционный многоквартирный жилой дом с помещениями общественного назначения №11 (по генплану). Жилищный комплекс "Анкудиновский парк" в д. Анкудиновка Кстовский район Нижегородской области				
Изм.	Кол.уч	Лист	№ док	Подпись	Дата					
Разраб.	Коротин							Стадия	Лист	Листов
Рук. группы	Николаева							Р	15	
						Отопление. План 23 этажа на отм.+63.000. Секция 1		ООО ФИРМА "СС Проект"		
Н.контр.	Николаева									
ГИП	Рыбин									

План 24 этажа на отм.+66.000.
Секция 1

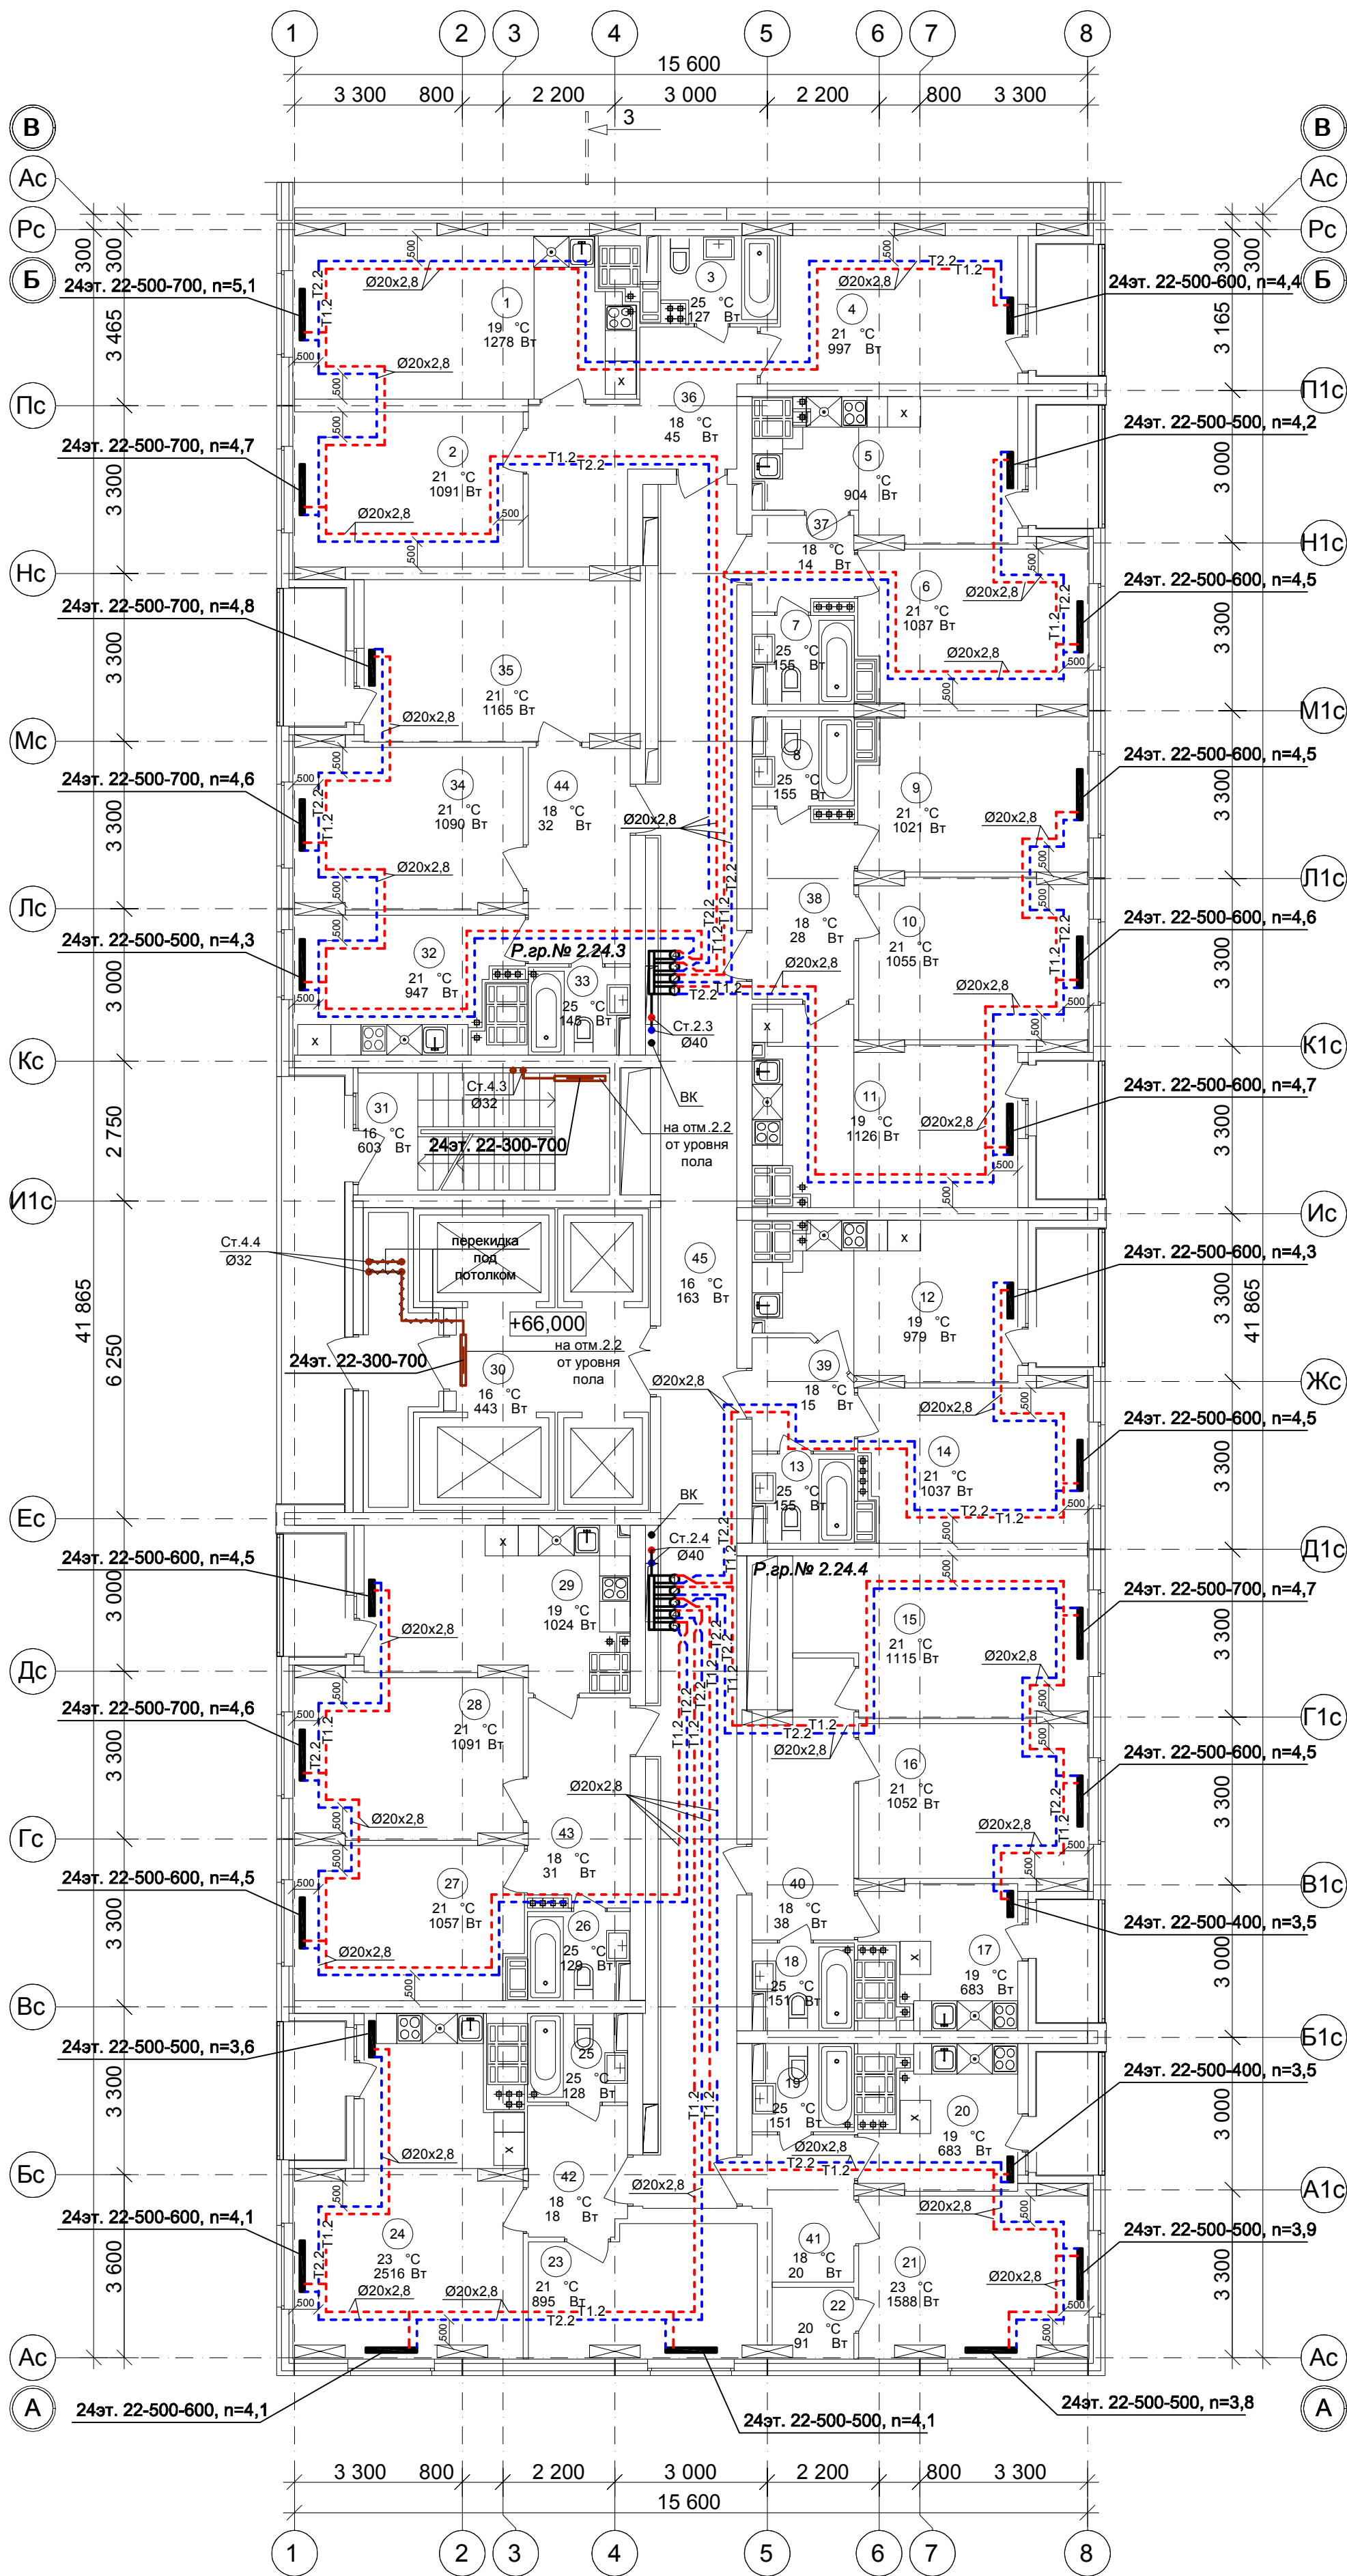

Условное обозначение :
Распределительная гребенка № 1. 2. 1
порядковый номер гребенки
номер этажа
номер системы

Примечание:
1. Перехлест Т1 и Т2 выполнить в нише над уровнем пола у распределительной гребенки .
2. При монтаже систем отопления допускается смещение трубопроводов .
3. При прокладке под перегородками предусмотреть гильзы .

						101/17-ОВ			
						26-ти этажный 2-секционный многоквартирный жилой дом с помещениями общественного назначения №11 (по генплану). Жилищный комплекс "Анжуиновский парк" в д. Анжуиновка Кстовский район Нижегородской области			
Изм.	Кол.уч	Лист	№ док.	Подпись	Дата		Стадия	Лист	Листов
Разраб.		Коротин					Р	16	
Рук. группы		Николаева				Отопление. План 24 этажа на отм.+66.000. Секция 1	ООО ФИРМА "СС Проект"		
Н.контр.		Николаева							
ГИП		Рыбин							

Секция 1



						101/17-ОВ			
						26-ти этажный 2-секционный многоквартирный жилой дом с помещениями общественного назначения №11 (по генплану). Жилищный комплекс "Анкудиновский парк" в д. Анкудиновка Кстовский район Нижегородской области			
Изм.	Кол.уч	Лист	№ док.	Подпись	Дата				
Разраб.	Коротин					Стадия	Лист	Листов	
Рук. группы	Николаева					Р	17		
Н.контр.	Николаева					Отопление. План тех. этажа на отм.+68.980. Секция 1			
ГИП	Рыбин								
						ООО ФИРМА "СС Проект"			