



План этажа на отм.-7.200,-6.000.
Секция 2

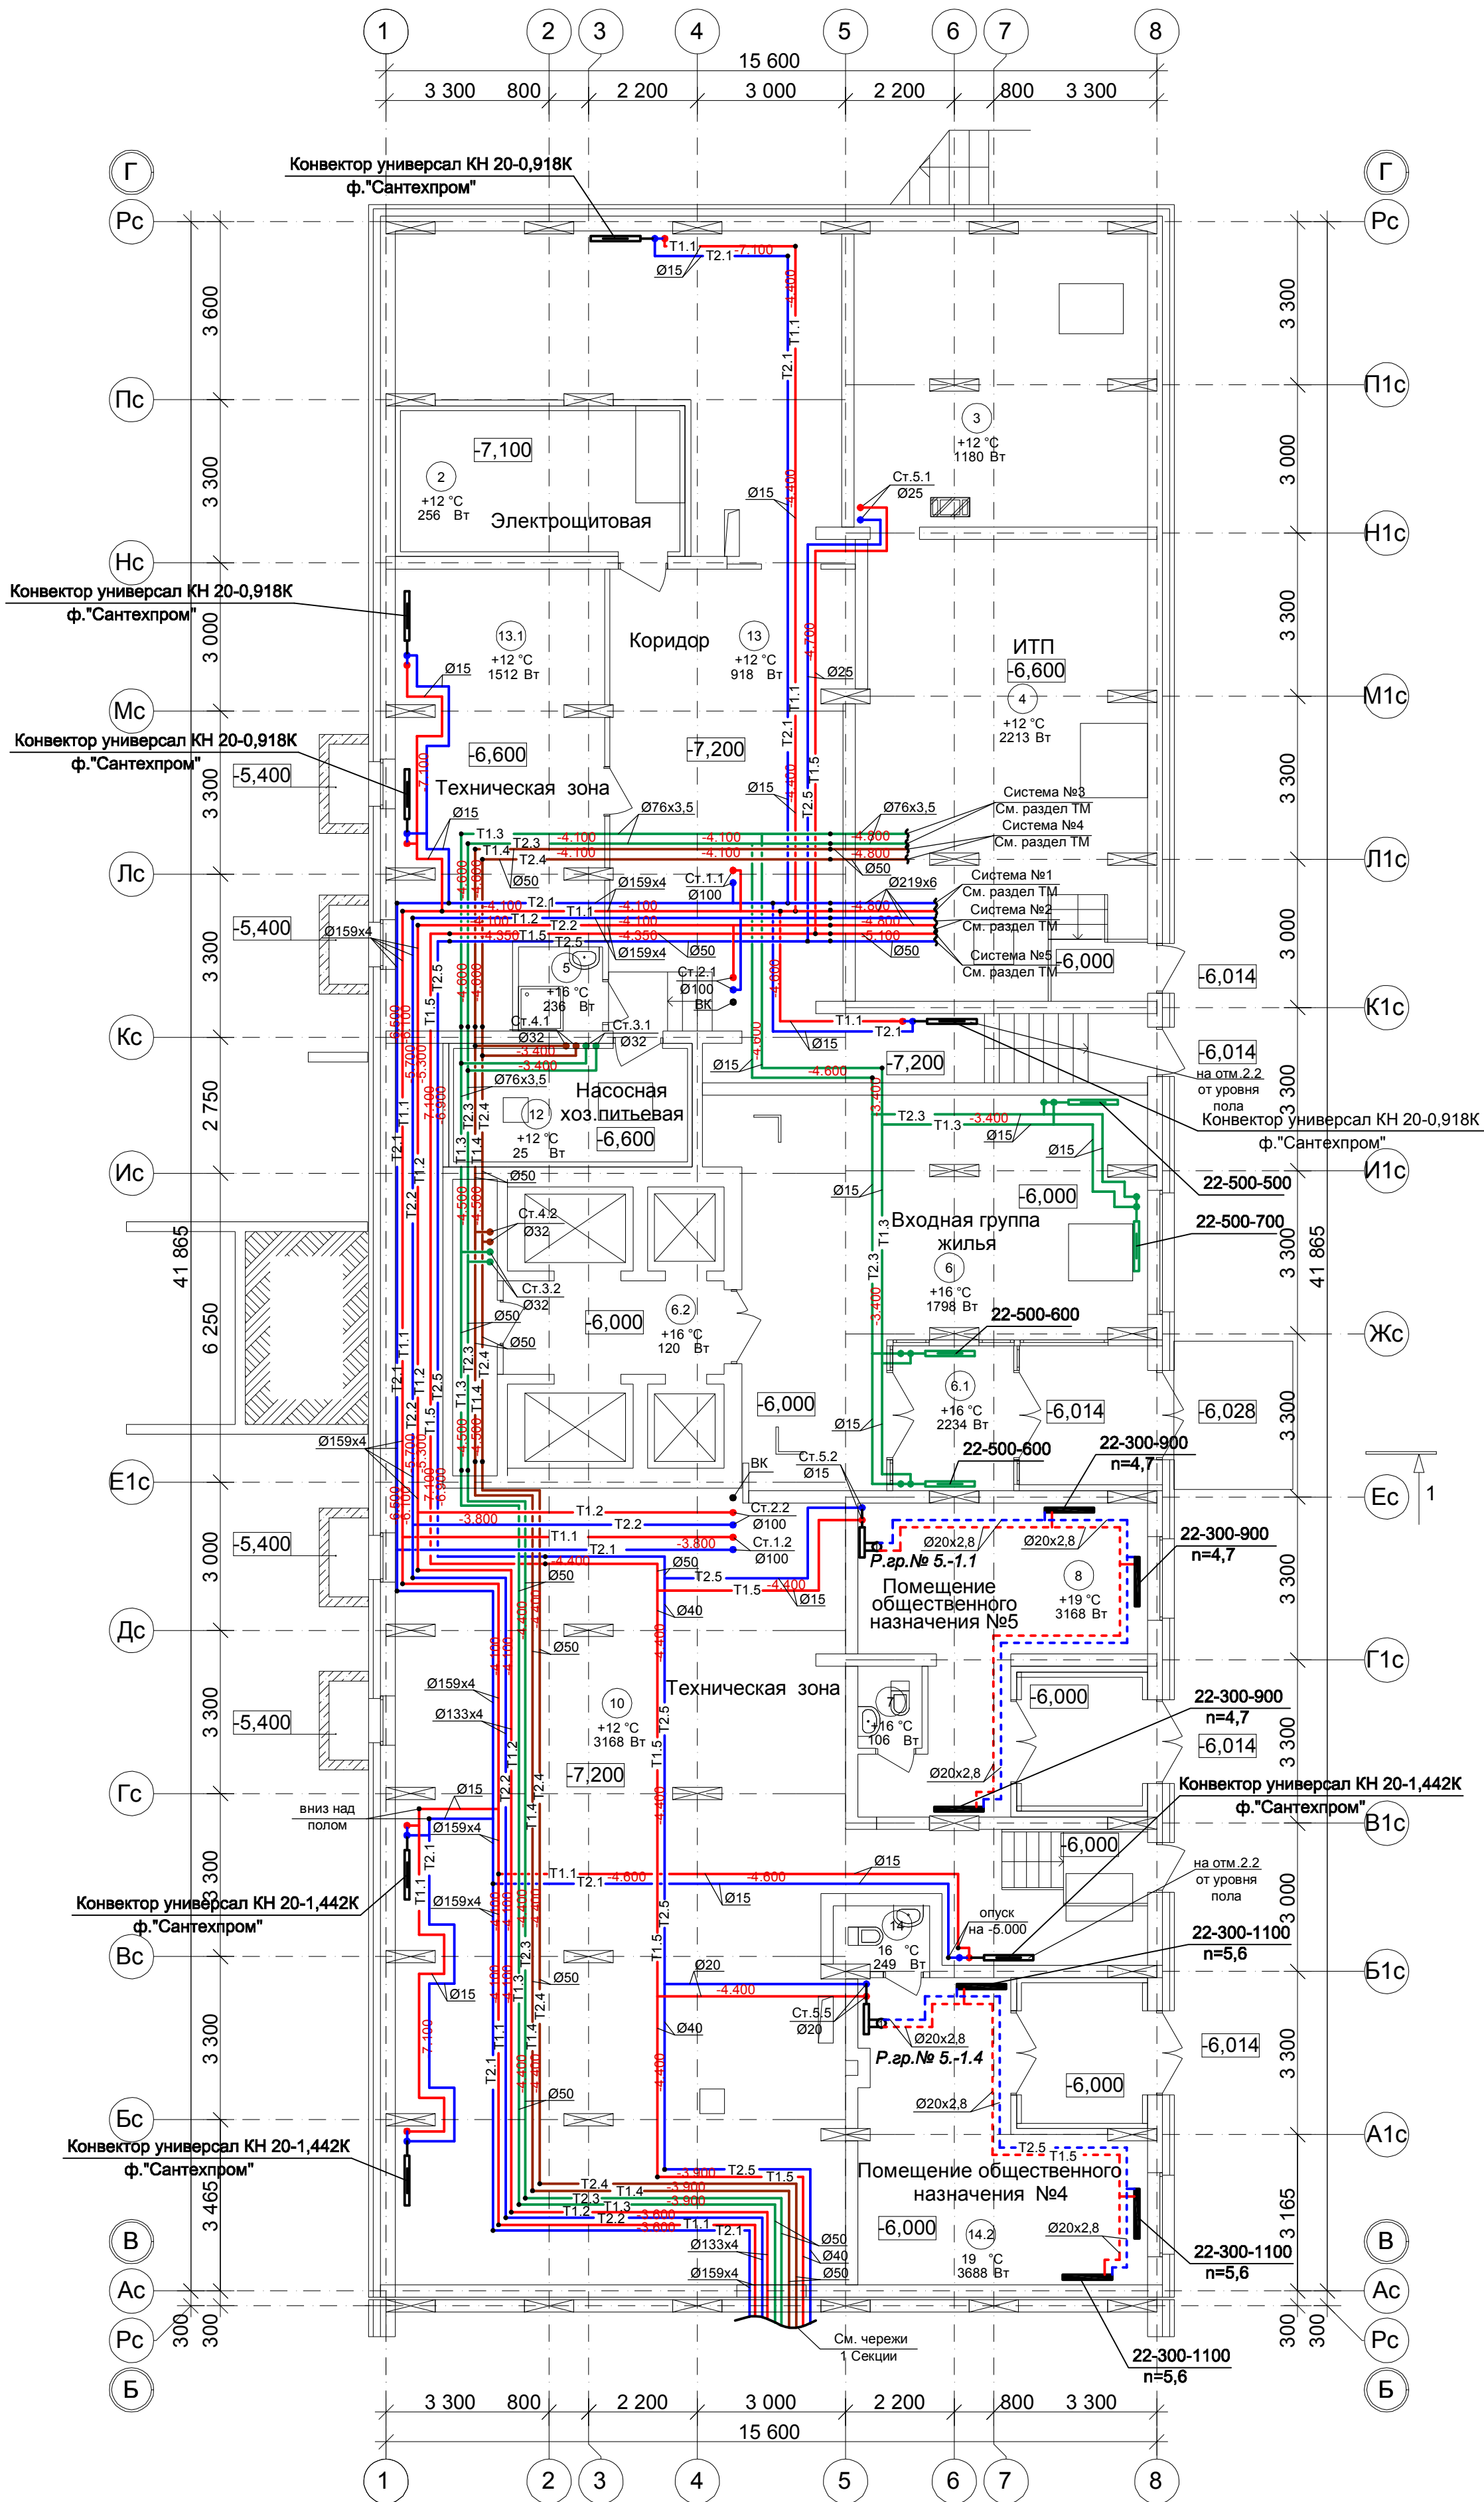

						101/17-ОВ		
						26-ти этажный 2-секционный многоквартирный жилой дом с помещениями общественного назначения №11 (по генплану). Жилищный комплекс "Анжуиновский парк" в д. Анжуиновка Кстовский район Нижегородской области		
Изм.	Кол.уч.	Лист	№ док.	Подпись	Дата	Отопление. План этажа на отм.-7.200,-6.000. Секция 2	Стадия	Лист
Разраб.	Коротин						Р	18
Рук. группы	Николаева					ООО ФИРМА "СС Проект"		
Н.контр.	Николаева							
ГИП	Рыбин							

План 1 этажа на отм.-3.000.
Секция 2

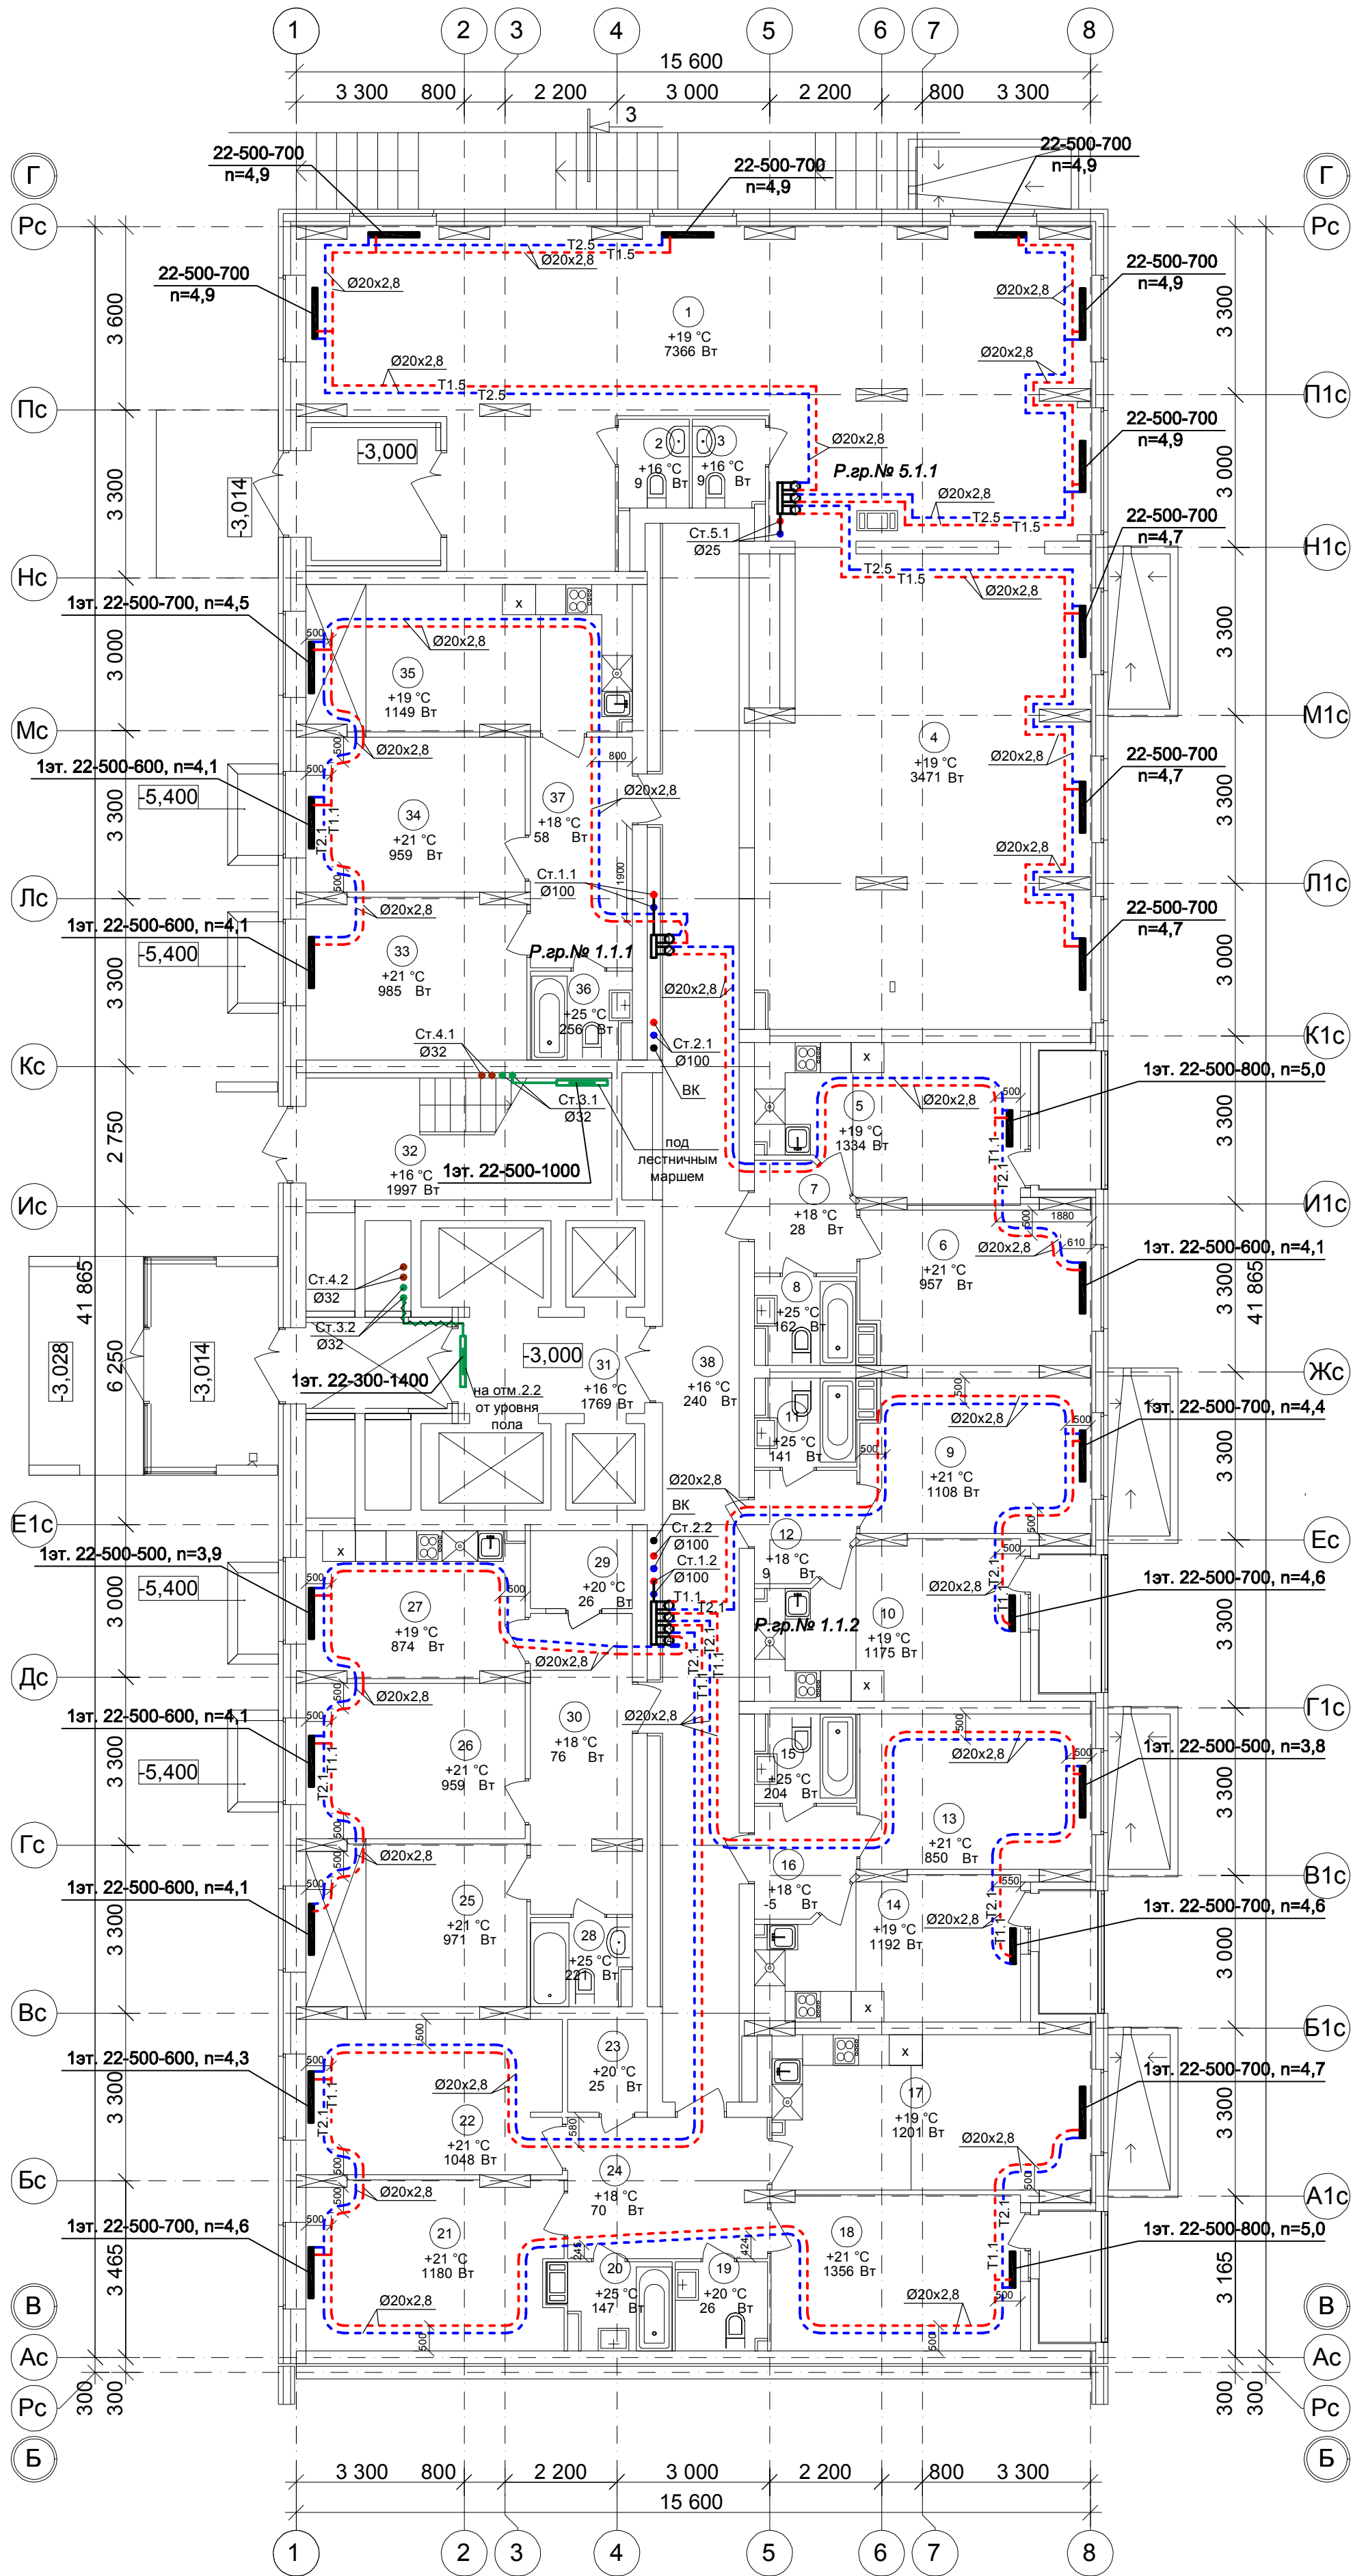


Условное обозначение :
Распределительная гребенка № 1. 2. 1
порядковый номер гребенки
номер этажа
номер системы

Примечание:
1. Перехлест Т1 и Т2 выполнить в нише над уровнем пола у распределительной гребенки .
2. При монтаже систем отопления допускается смещение трубопроводов .
3. При прокладке под перегородками предусмотреть гильзы .

						101/17-ОВ			
						26-ти этажный 2-секционный многоквартирный жилой дом с помещениями общественного назначения №11 (по генплану). Жилищный комплекс "Анжуиновский парк" в д. Анжуиновка Кстовский район Нижегородской области			
Изм.	Кол.уч	Лист	№ док	Подпись	Дата		Стадия	Лист	Листов
Разраб.		Коротин					Р	19	
Рук. группы		Николаева							
						Отопление. План 1 этажа на отм.-3.000. Секция 2	ООО ФИРМА "СС Проект"		
Н.контр.		Николаева							
ГИП		Рыбин							

План 2 этажа на отм. 0,000.
Секция 2

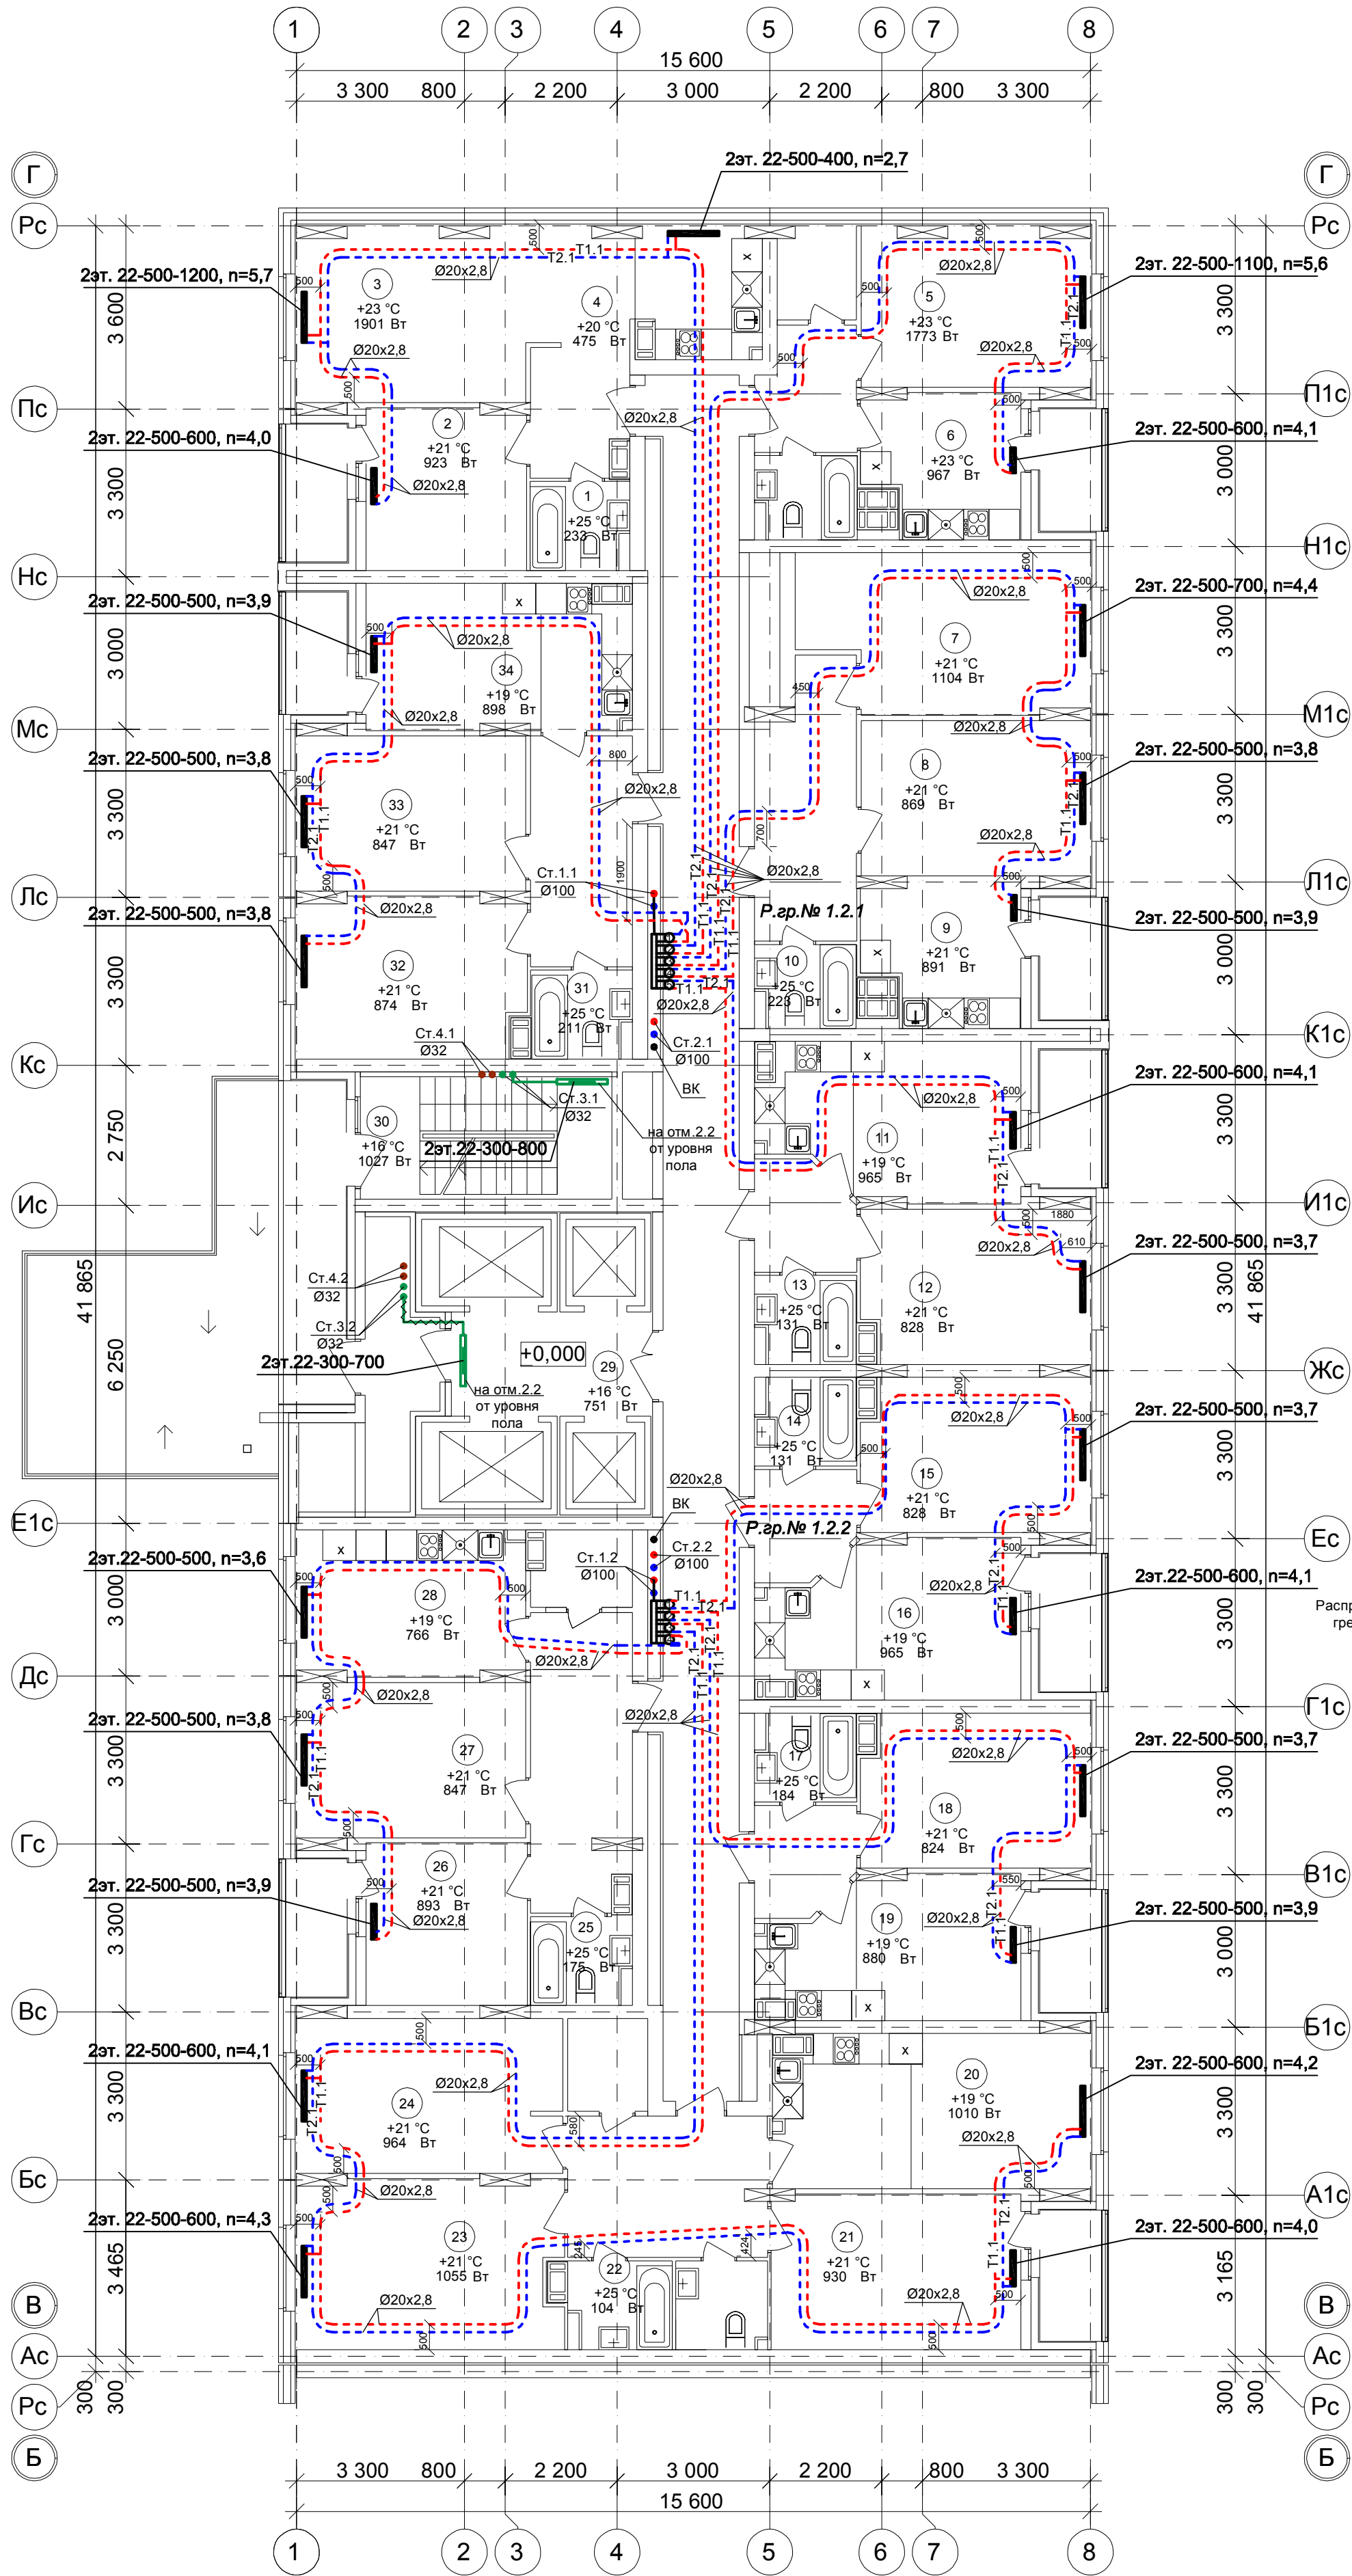

Условное обозначение :

Распределительная гребенка № 1. 2. 1

порядковый номер гребенки

номер этажа

номер системы

Примечание:

1. Перехлест Т1 и Т2 выполнить в нише над уровнем пола у распределительной гребенки .


2. При монтаже систем отопления допускается смещение трубопроводов .

3. При прокладке под перегородками предусмотреть гильзы .

101/17-ОВ					
26-ти этажный 2-секционный многоквартирный жилой дом с помещениями общественного назначения №11 (по генплану). Жилищный комплекс "Анкудиновский парк" в д. Анкудиновка Кстовский район Нижегородской области					
Изм.	Кол.уч.	Лист	№ док.	Подпись	Дата
Разраб.	Коротин				
Рук. группы	Николаева				
Н.контр.	Николаева				
ГИП	Рыбин				
Отопление. План 2 этажа на отм. 0,000. Секция 2				Стадия	Лист
				Р	20
				Листов	
				ООО ФИРМА "СС Проект"	

План 3 этажа на отм.+3.000.

Секция 2

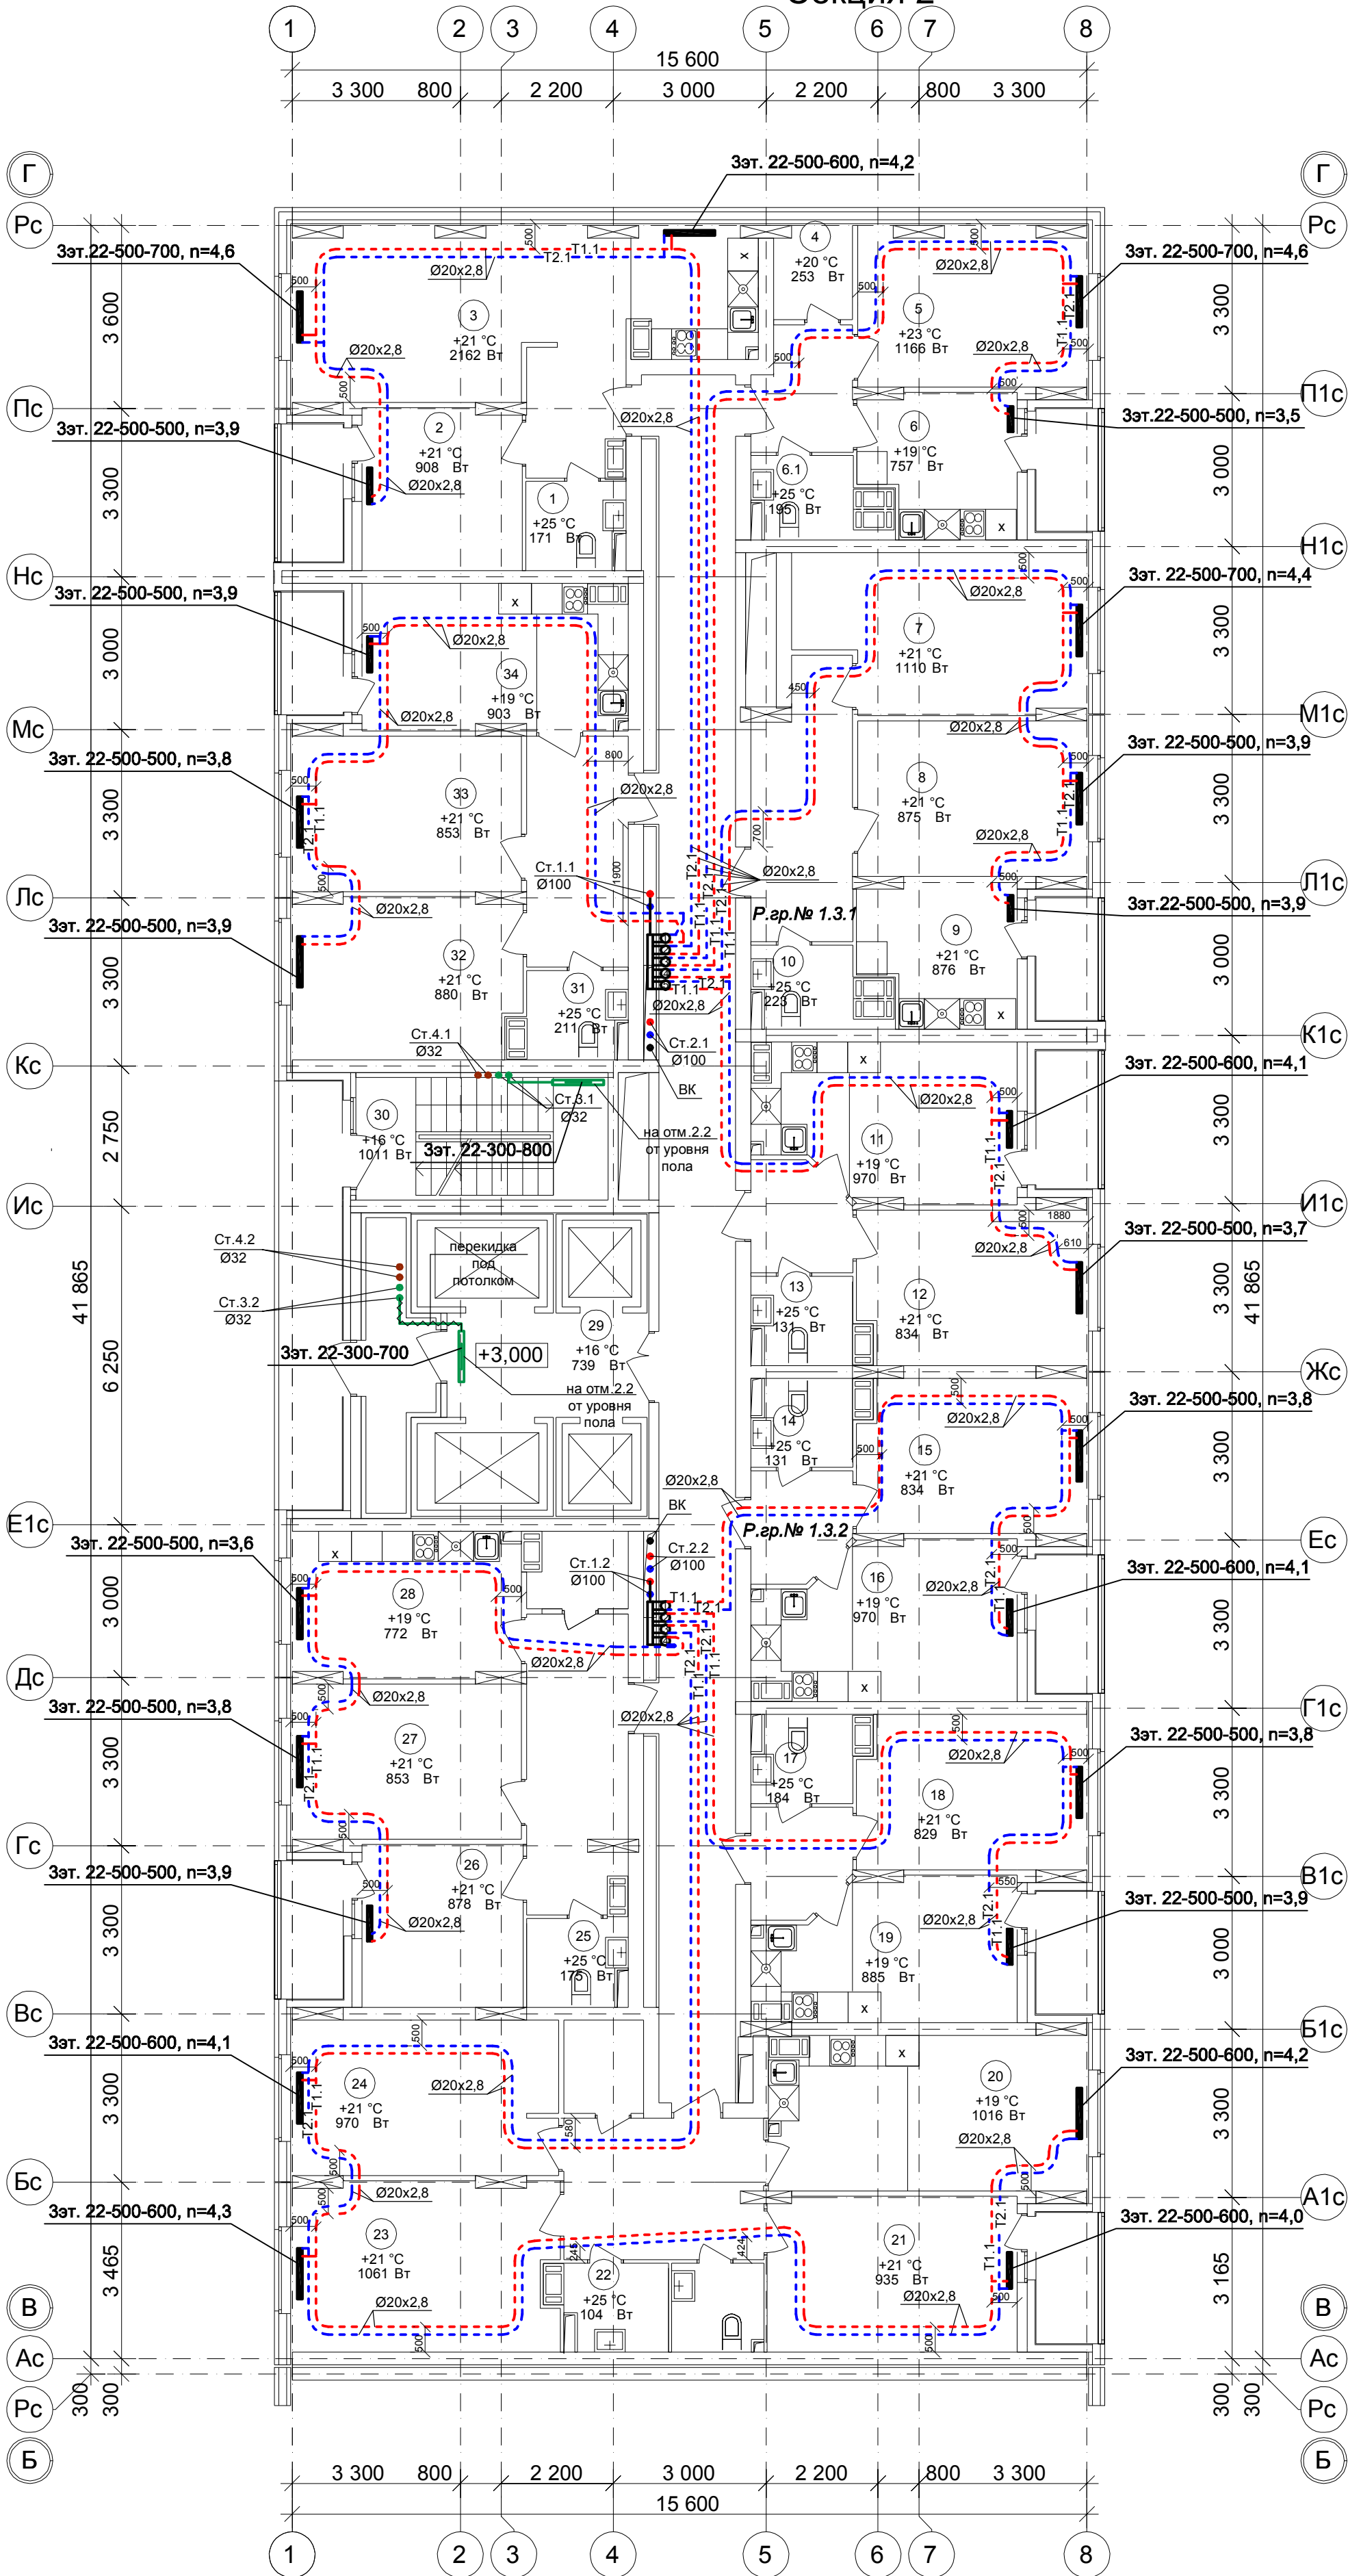

Условное обозначение :

Распределительная гребенка № 1. 2. 1

порядковый номер гребенки

номер этажа

номер системы

Примечание:

1. Перехлет Т1 и Т2 выполнить в нише над уровнем пола у распределительной гребенки .


2. При монтаже систем отопления допускается смещение трубопроводов .

3. При прокладке под перегородками предусмотреть гильзы .

						101/17-ОВ			
						26-ти этажный 2-секционный многоквартирный жилой дом с помещениями общественного назначения №11 (по генплану). Жилищный комплекс "Анжуиновский парк" в д. Анжуиновка Кстовский район Нижегородской области			
Изм.	Кол.уч	Лист	№ док	Подпись	Дата		Стадия	Лист	Листов
Разраб.		Коротин					Р	21	
Рук. группы		Николаева				Отопление. План 3 этажа на отм.+3.000. Секция 2	ООО ФИРМА "СС Проект"		
Н.контр.		Николаева							
ГИП		Рыбин							

План 4 этажа на отм.+6.000.

Секция 2

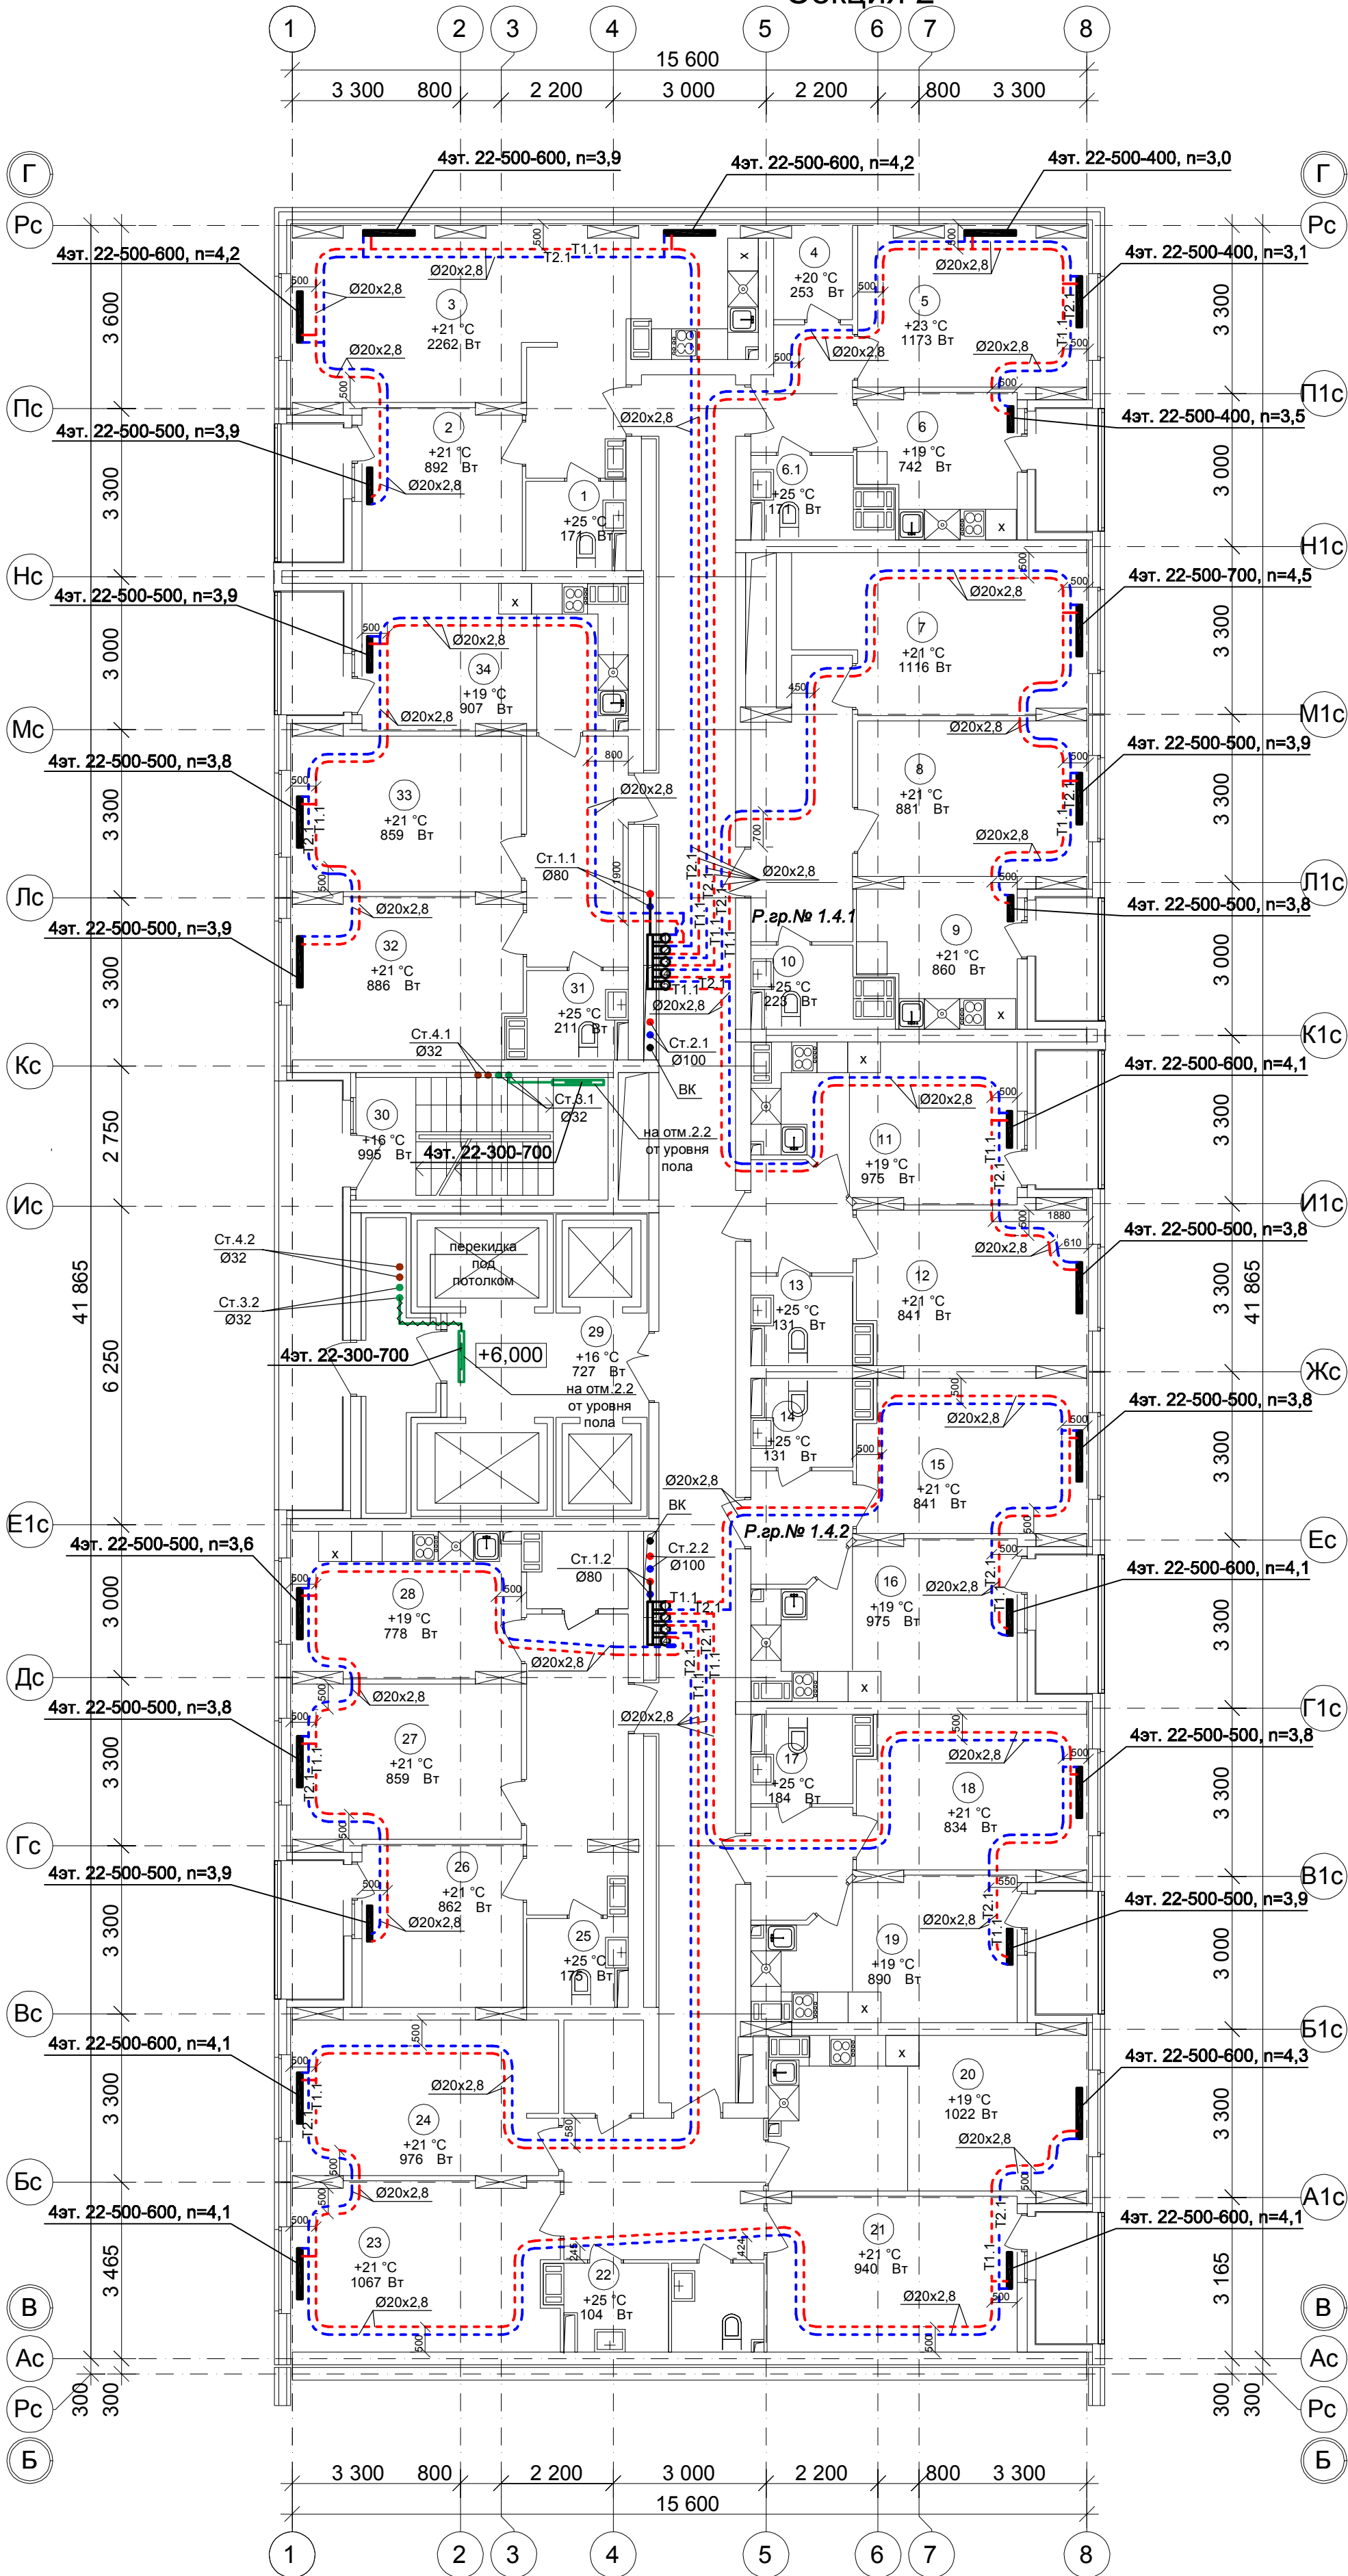

Условное обозначение :

Распределительная гребенка № 1. 2. 1

порядковый номер гребенки

номер этажа

номер системы

Примечание:


1. Перехлест Т1 и Т2 выполнить в нише над уровнем пола у распределительной гребенки .

2. При монтаже систем отопления допускается смещение трубопроводов .

3. При прокладке под перегородками предусмотреть гильзы .

101/17-ОВ					
26-ти этажный 2-секционный многоквартирный жилой дом с помещениями общественного назначения №11 (по генплану). Жилищный комплекс "Анжуиновский парк" в д. Анжуиновка Кстовский район Нижегородской области					
Изм.	Кол.уч	Лист	№ док	Подпись	Дата
Разраб.	Коротин				
Рук. группы	Николаева				
Н.контр.	Николаева				
ГИП	Рыбин				
Отопление.				Стadia	Лист
План 4 этажа на отм.+6.000.				Р	22
Секция 2				ООО ФИРМА "СС Проект"	

План 5 этажа на отм.+9.000.
Секция 2

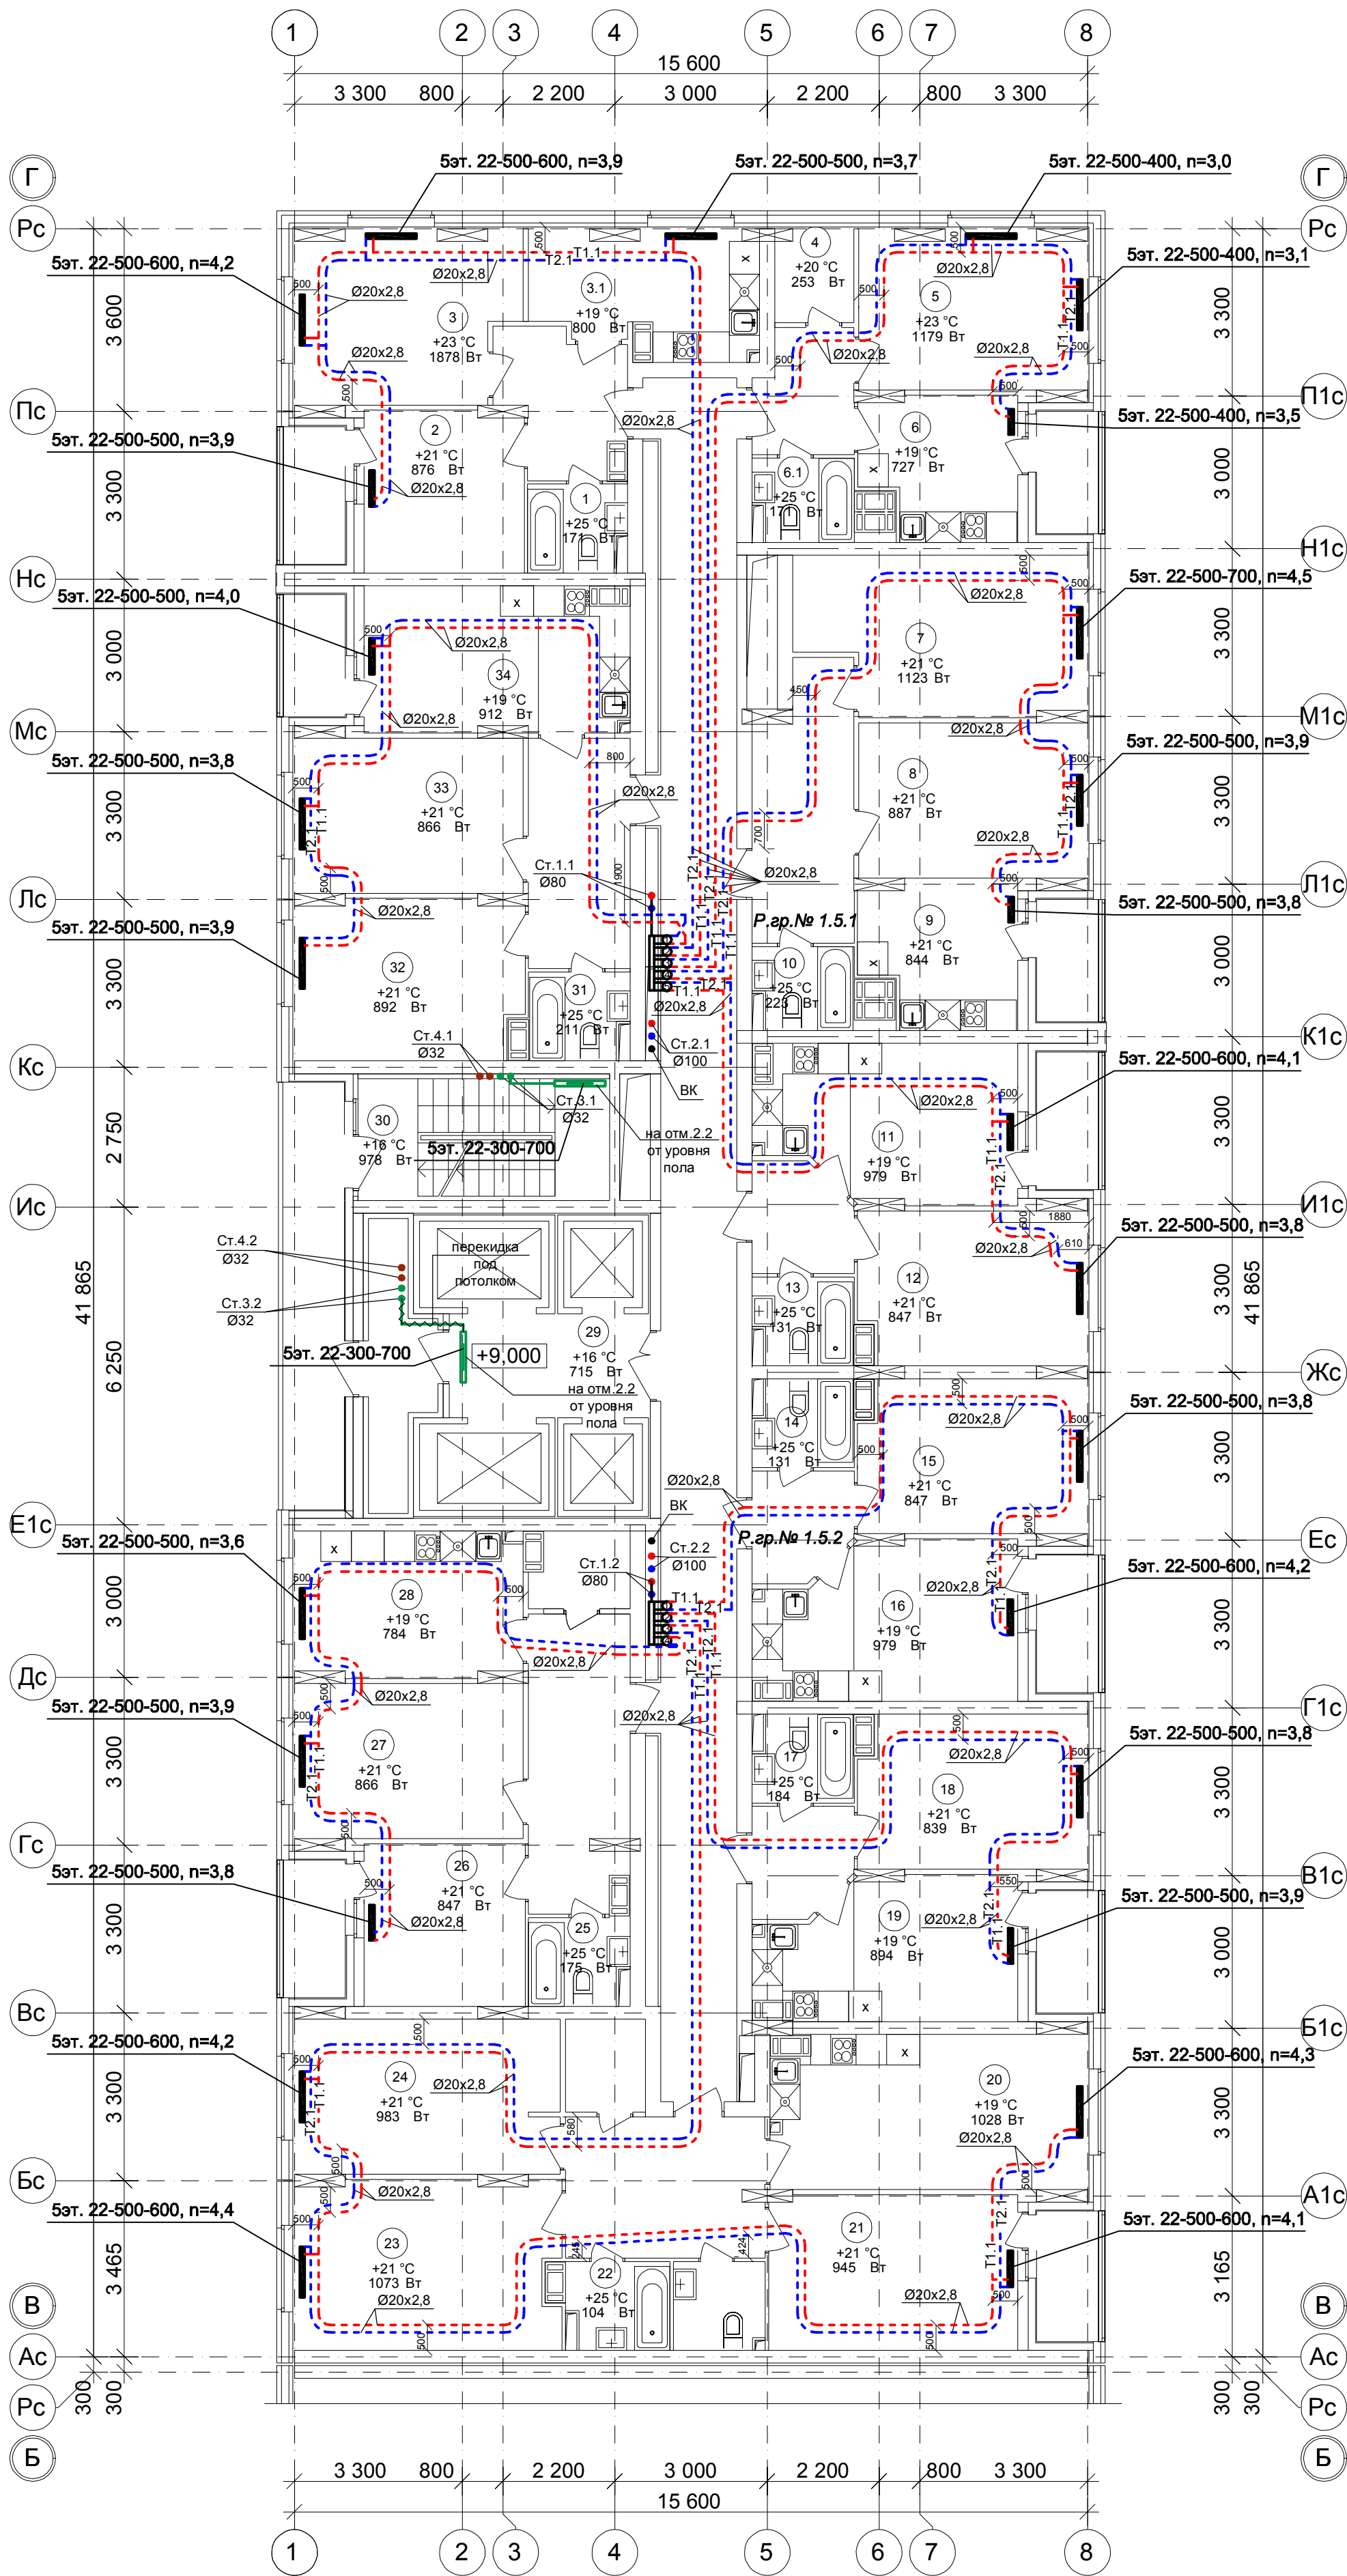

Условное обозначение :

Распределительная гребенка № 1. 2. 1

порядковый номер гребенки
номер этажа
номер системы

Примечание:


1. Перехлест Т1 и Т2 выполнить в нише над уровнем пола у распределительной гребенки .

2. При монтаже систем отопления допускается смещение трубопроводов .

3. При прокладке под перегородками предусмотреть гильзы .

						101/17-ОВ			
						26-ти этажный 2-секционный многоквартирный жилой дом с помещениями общественного назначения №11 (по генплану) . Жилищный комплекс "Анжуиновский парк" в д. Анжуиновка Кстовский район Нижегородской области			
Изм.	Кол.уч	Лист	№ док	Подпись	Дата		Стадия	Лист	Листов
Разраб.		Коротин					Р	23	
Рук. группы		Николаева							
						Отопление . План 5 этажа на отм.+9.000. Секция 2	ООО ФИРМА "СС Проект"		
Н.контр.		Николаева							
ГИП		Рыбин							

План 6 этажа на отм.+12.000.
Секция 2

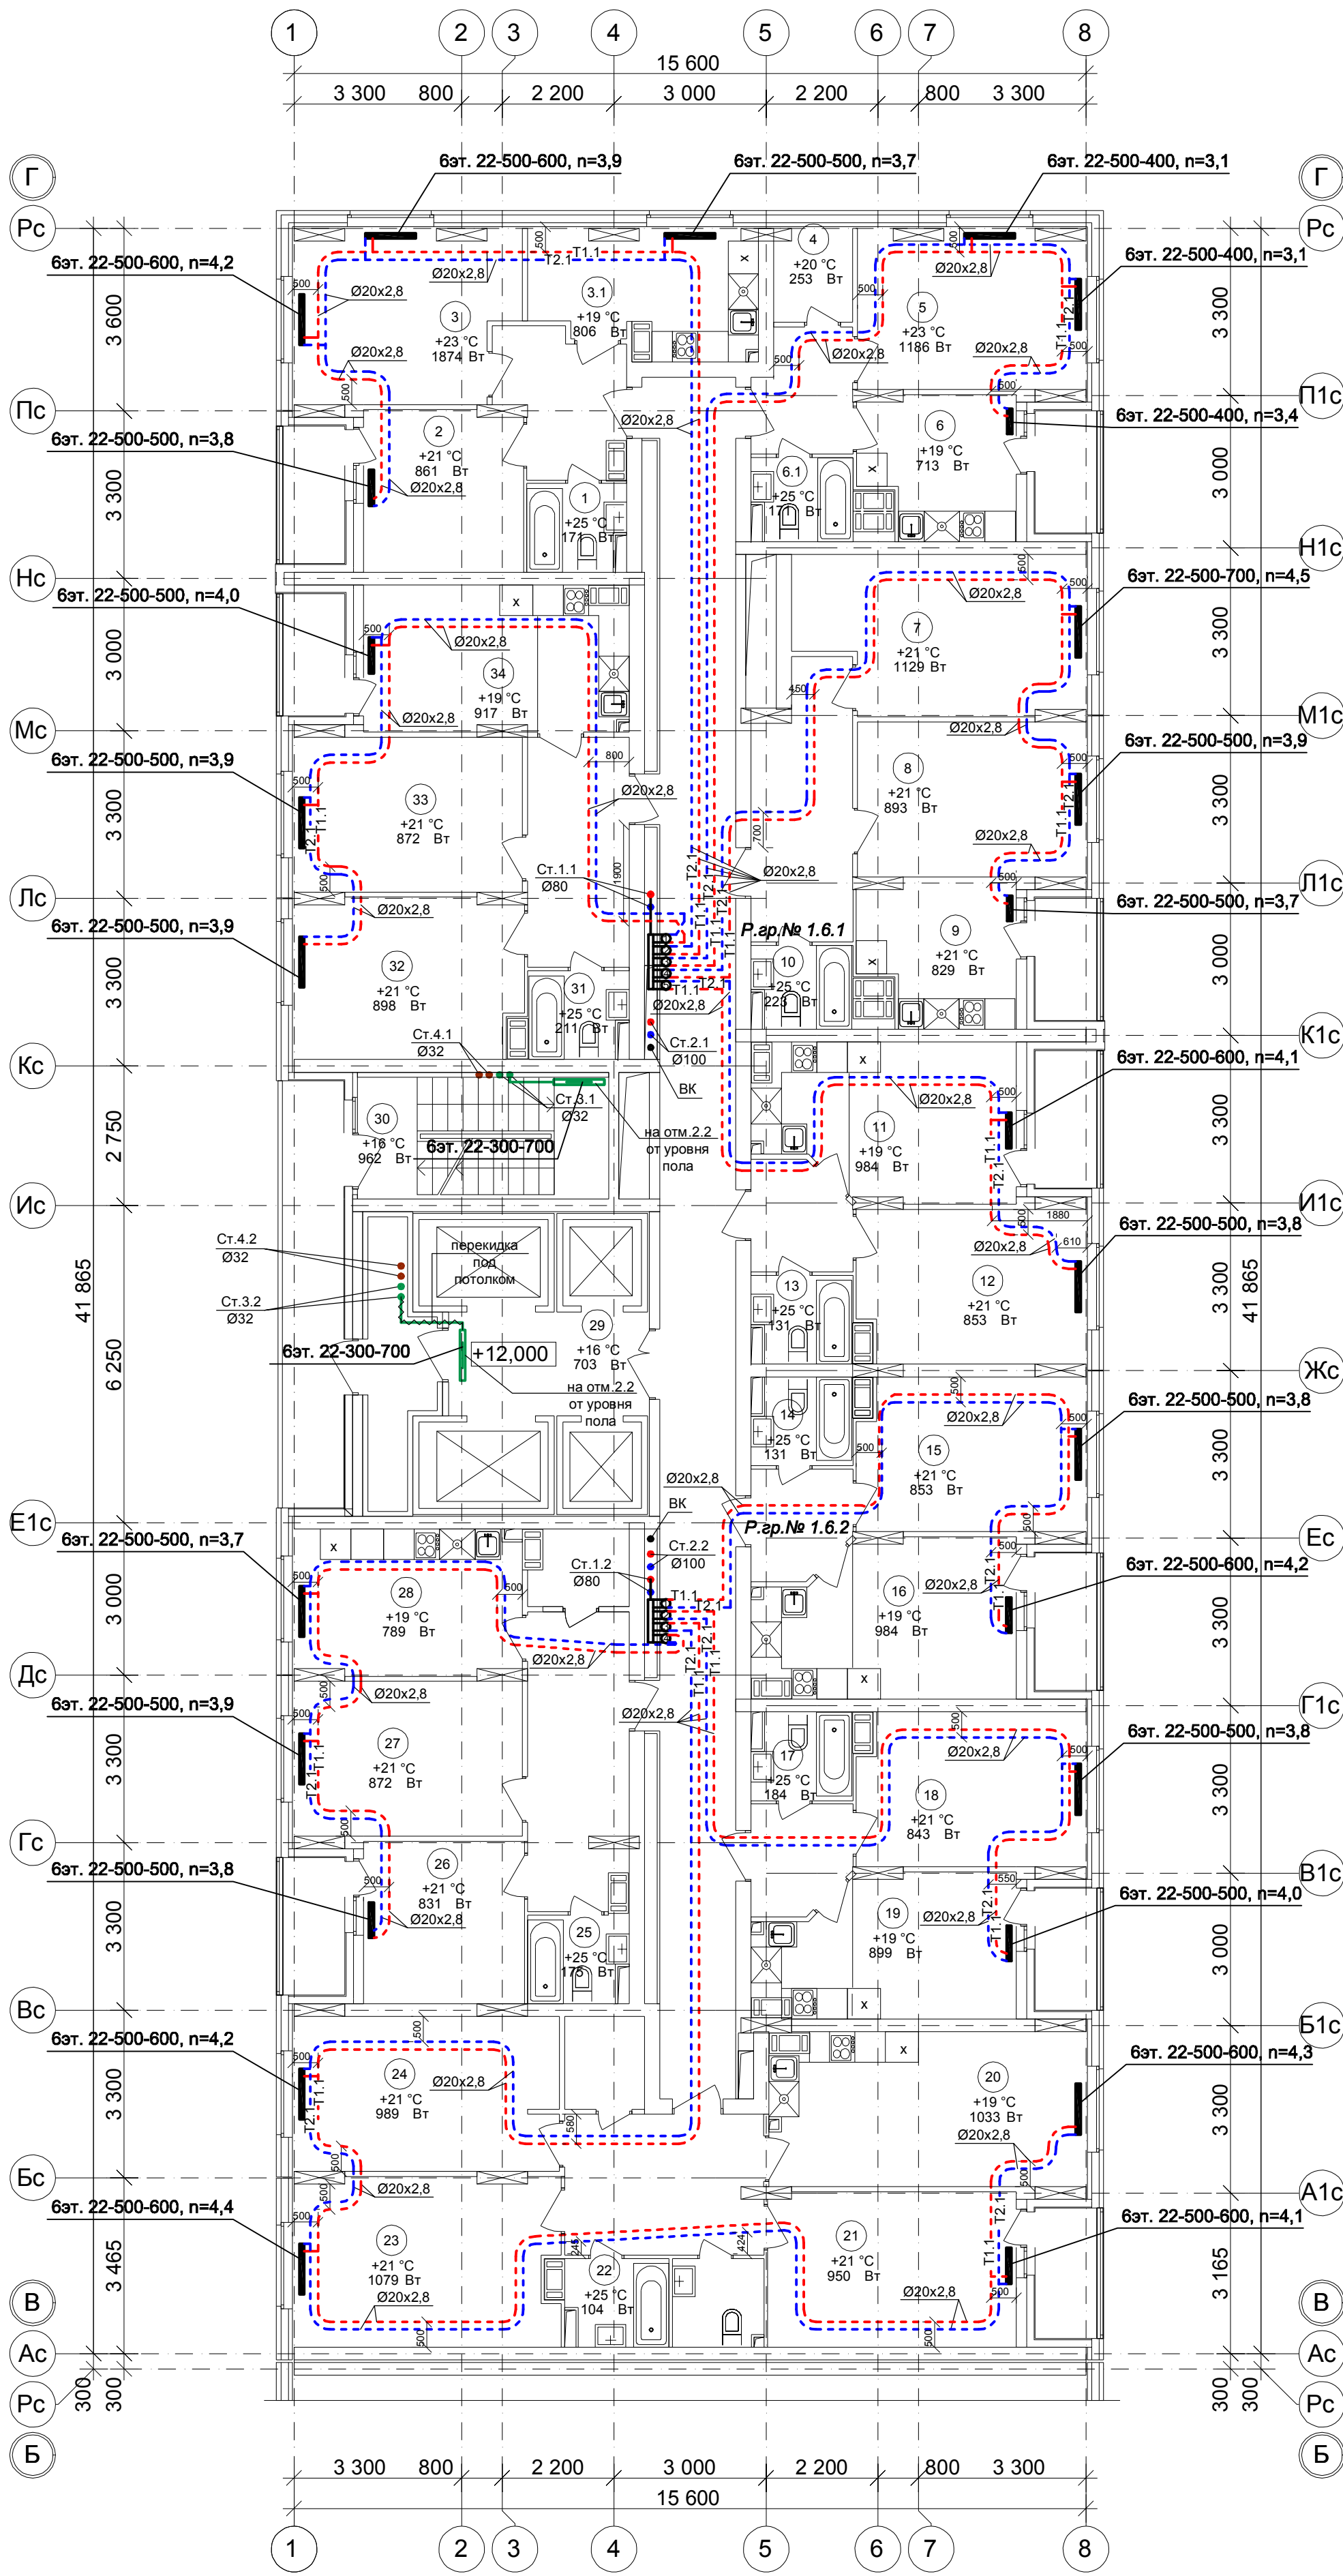

Условное обозначение :


Распределительная гребенка № 1. 2. 1

порядковый номер гребенки
номер этажа
номер системы

Примечание:
1. Перехлест Т1 и Т2 выполнить в нише над уровнем пола у распределительной гребенки .
2. При монтаже систем отопления допускается смещение трубопроводов .
3. При прокладке под перегородками предусмотреть гильзы .

101/17-ОВ					
26-ти этажный 2-секционный многоквартирный жилой дом с помещениями общественного назначения №11 (по генплану). Жилищный комплекс "Анкудиновский парк" в д. Анкудиновка Кстовский район Нижегородской области					
Изм.	Кол.уч.	Лист	№ док.	Подпись	Дата
Разраб.	Коротин				
Рук. группы	Николаева				
Н.контр.	Николаева				
ГИП	Рыбин				
Отопление. План 6 этажа на отм.+12.000. Секция 2				Стадия	Лист
				Р	24
				Листов	
				ООО ФИРМА "СС Проект"	


Секция 2

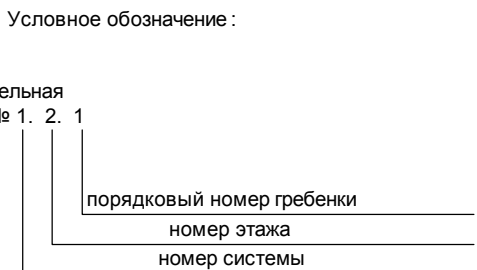

1. Перехлест Т1 и Т2 выполнить в нише над уровнем пола у распределительной гребенки .
2. При монтаже систем отопления допускается смещение трубопроводов .
3. При прокладке под перегородками предусмотреть гильзы .

						101/17-ОВ			
						26-ти этажный 2-секционный многоквартирный жилой дом с помещениями общественного назначения №11 (по генплану). Жилищный комплекс "Анкудиновский парк" в д. Анкудиновка Кстовский район Нижегородской области			
Изм.	Кол.уч.	Лист	№ док.	Подпись	Дата		Стадия	Лист	Листов
Разраб.		Коротин							
Рук. группы		Николаева					Р	25	
Н.контр.		Николаева				Отопление. План 7-9 этажа на отм.+15.000. Секция 2	ООО ФИРМА "СС Проект"		
ГИП		Рыбин							

План 8-9 этажа на отм.+18.000, +21.000.
Секция 2

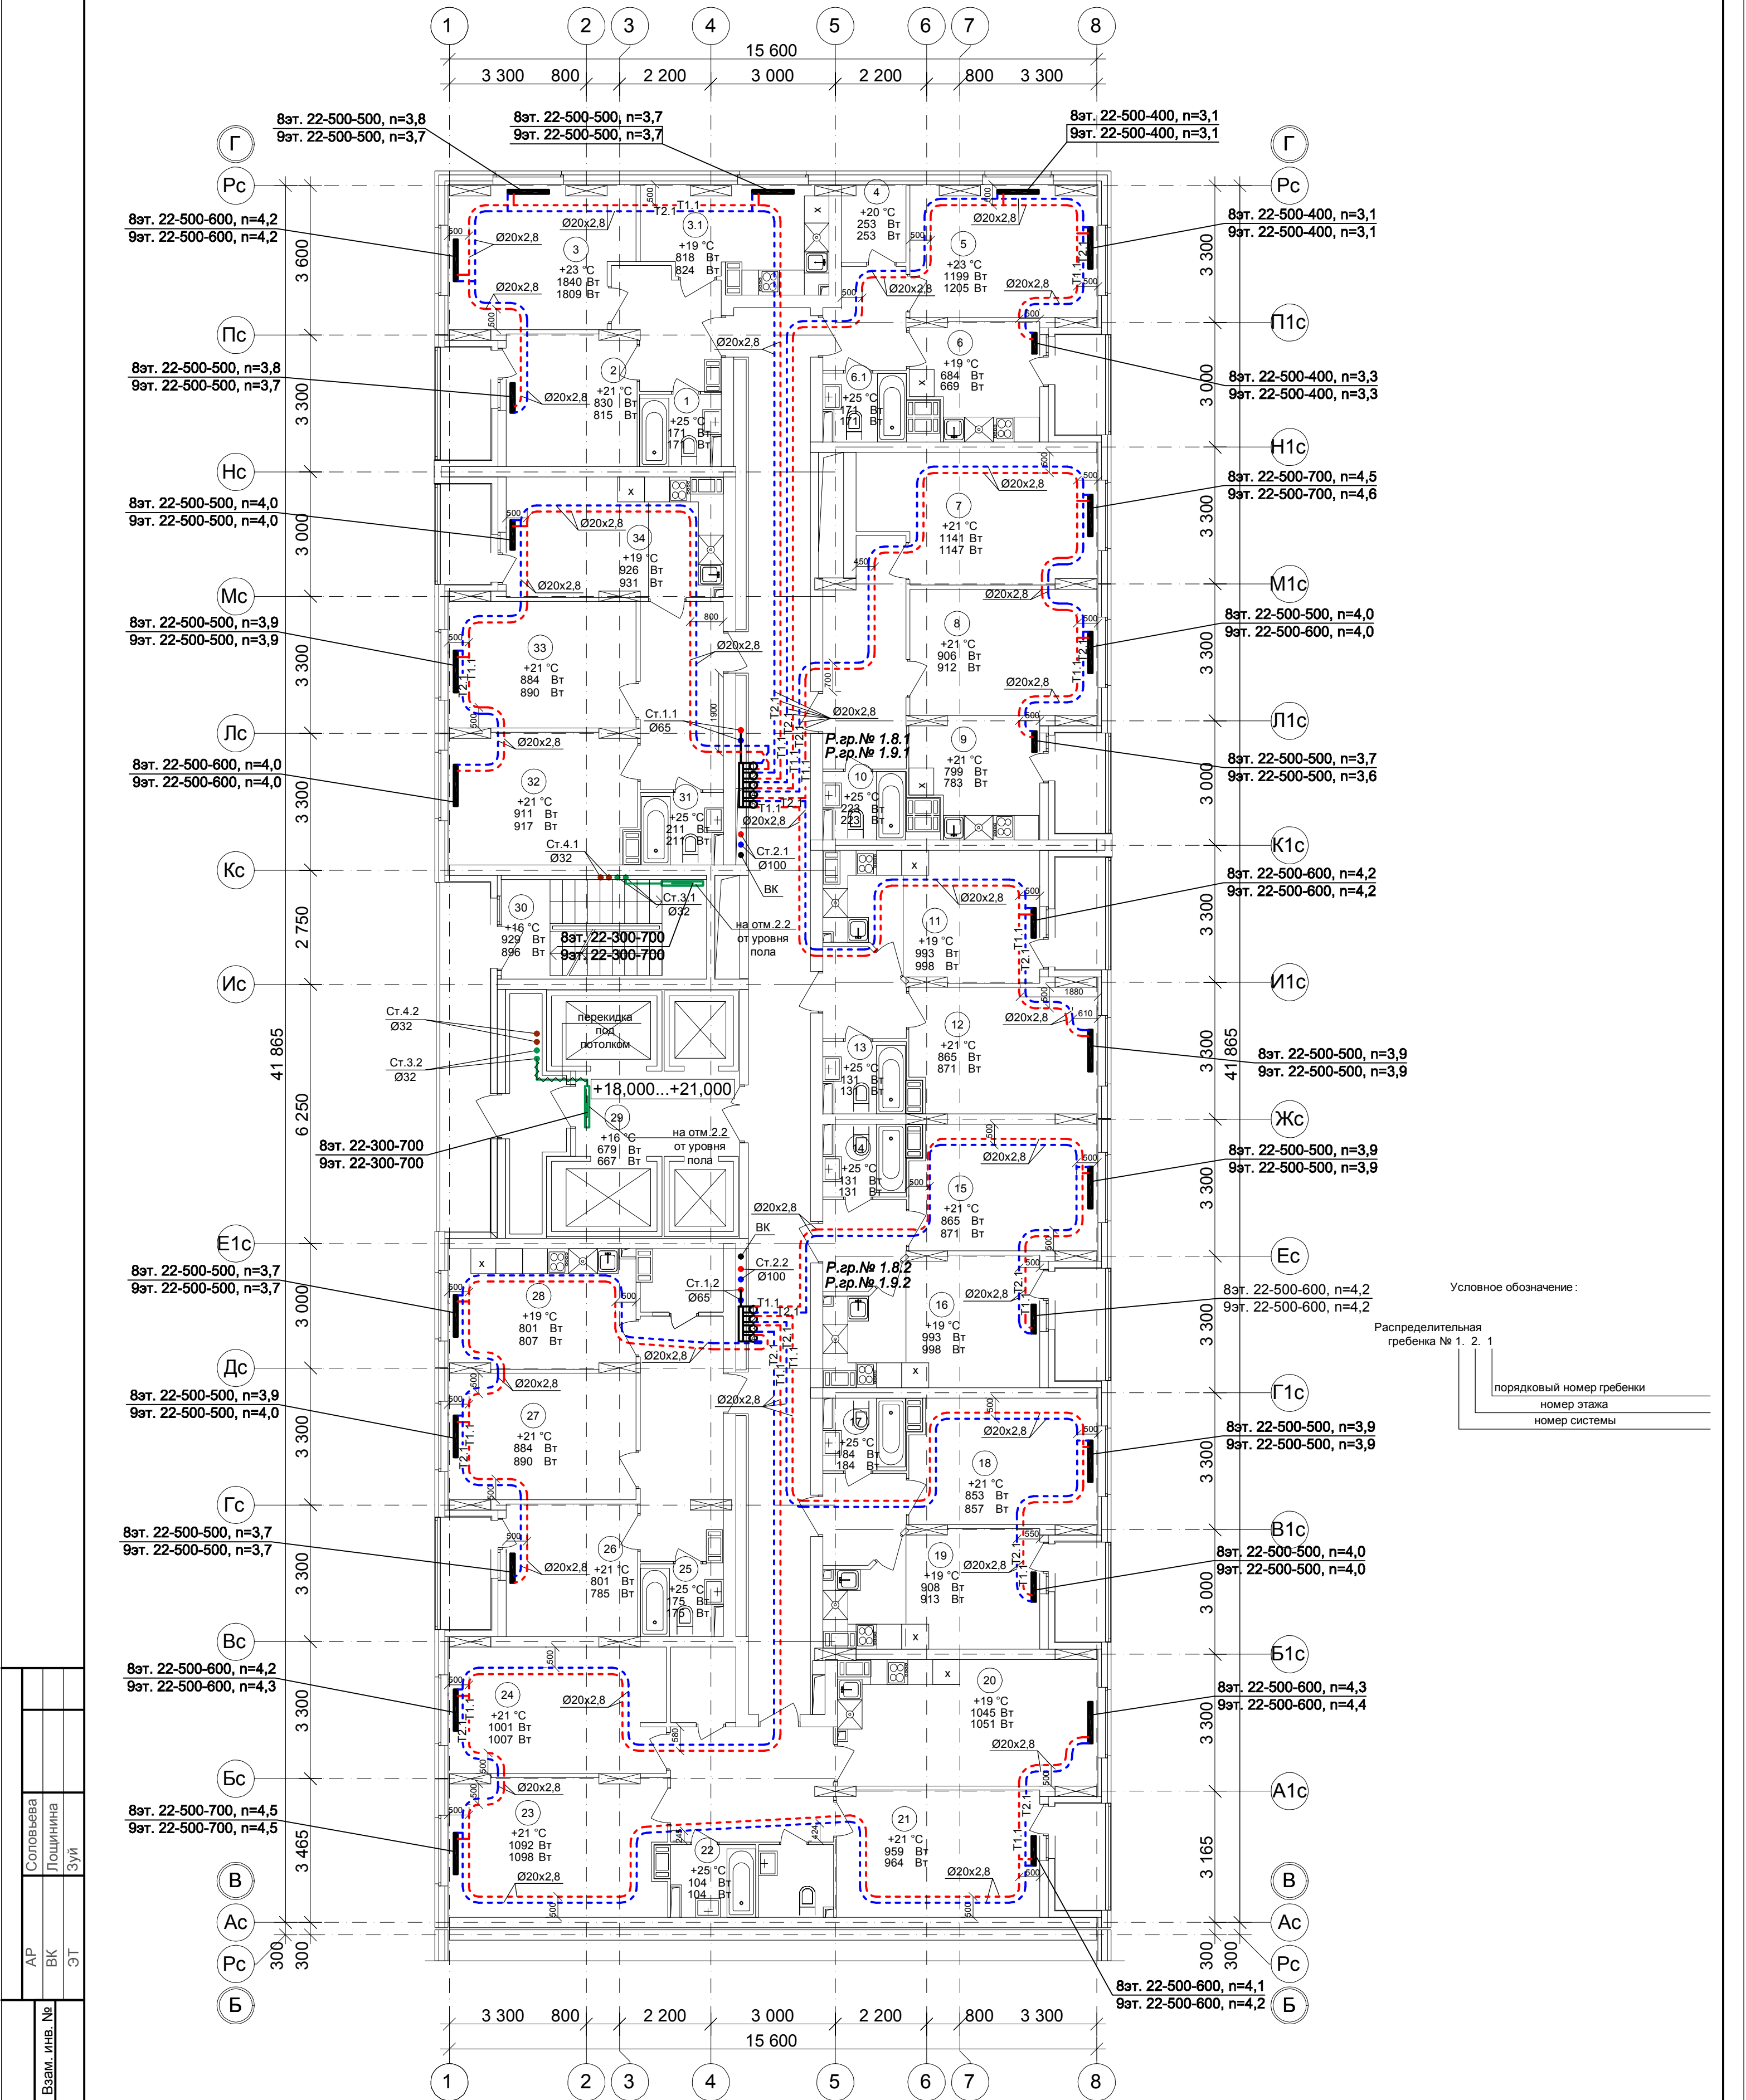


АР		Соловьева		
ВК		Лощинина		
ЭТ		Зуй		
		Взам. инв. №		
		Подпись и дата		
Инв. № подл.				

Примечание:
1. Перехлест Т1 и Т2 выполнить в нише над уровнем пола у распределительной гребенки .
2. При монтаже систем отопления допускается смещение трубопроводов .
3. При прокладке под перегородками предусмотреть гильзы .

101/17-ОВ					
26-ти этажный 2-секционный многоквартирный жилой дом с помещениями общественного назначения №11 (по генплану). Жилищный комплекс "Анкудиновский парк" в д. Анкудиновка Кстовский район Нижегородской области					
Изм.	Кол.уч	Лист	№ док	Подпись	Дата
Разраб.	Коротин				
Рук. группы	Николаева				
Н.контр.	Николаева				
ГИП	Рыбин				
Отопление. План 8-9 этажа на отм.+18.000, +21.000. Секция 2				Стадия	Лист
				Р	26
				Листов	
				ООО ФИРМА "СС Проект"	

План 10 этажа на отм.+24.000.
Секция 2

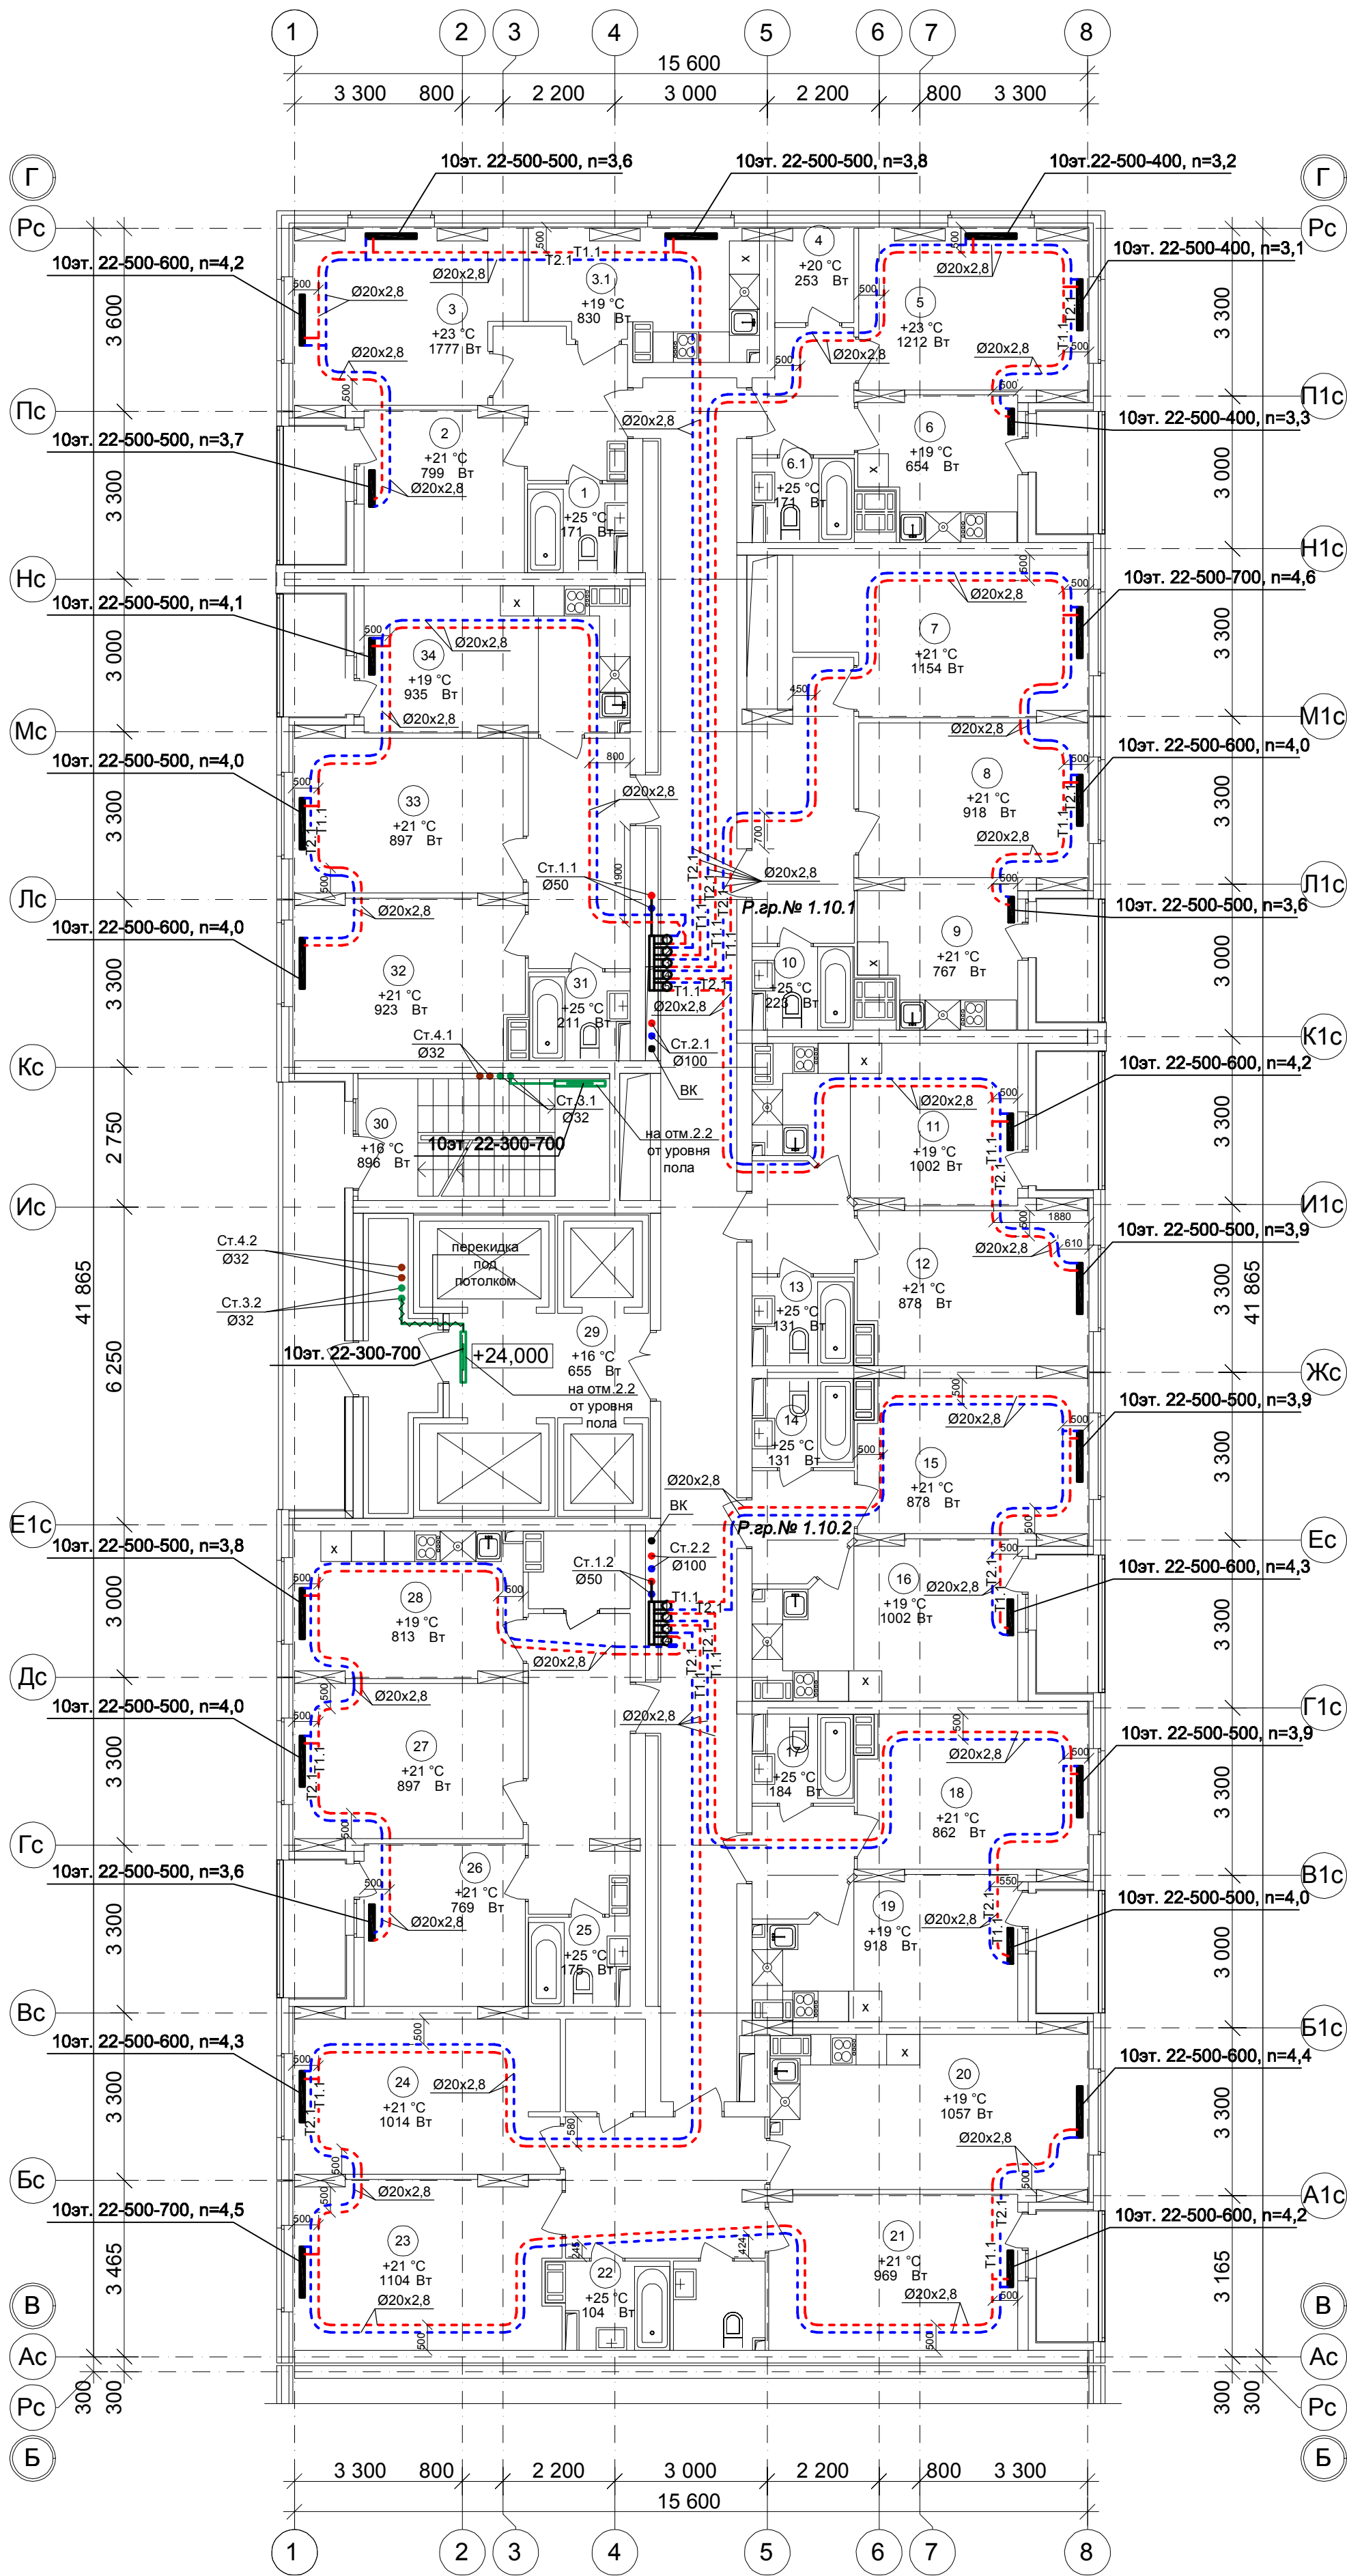


Условное обозначение :
Распределительная гребенка № 1. 2. 1
порядковый номер гребенки
номер этажа
номер системы

Примечание:
1. Перехлест Т1 и Т2 выполнить в нише над уровнем пола у распределительной гребенки .
2. При монтаже систем отопления допускается смещение трубопроводов .
3. При прокладке под перегородками предусмотреть гильзы .

101/17-ОВ					
26-ти этажный 2-секционный многоквартирный жилой дом с помещениями общественного назначения №11 (по генплану). Жилищный комплекс "Анжуиновский парк" в д. Анжуиновка Кстовский район Нижегородской области					
Изм.	Кол.уч.	Лист	№ док.	Подпись	Дата
Разраб.	Коротин				
Рук. группы	Николаева				
Н.контр.	Николаева				
ГИП	Рыбин				
Отопление. План 10 этажа на отм.+24.000. Секция 2				Стadia	Лист
				Р	27
				Листов	
				ООО ФИРМА "СС Проект"	

План 11 этажа на отм.+27.000.
Секция 2

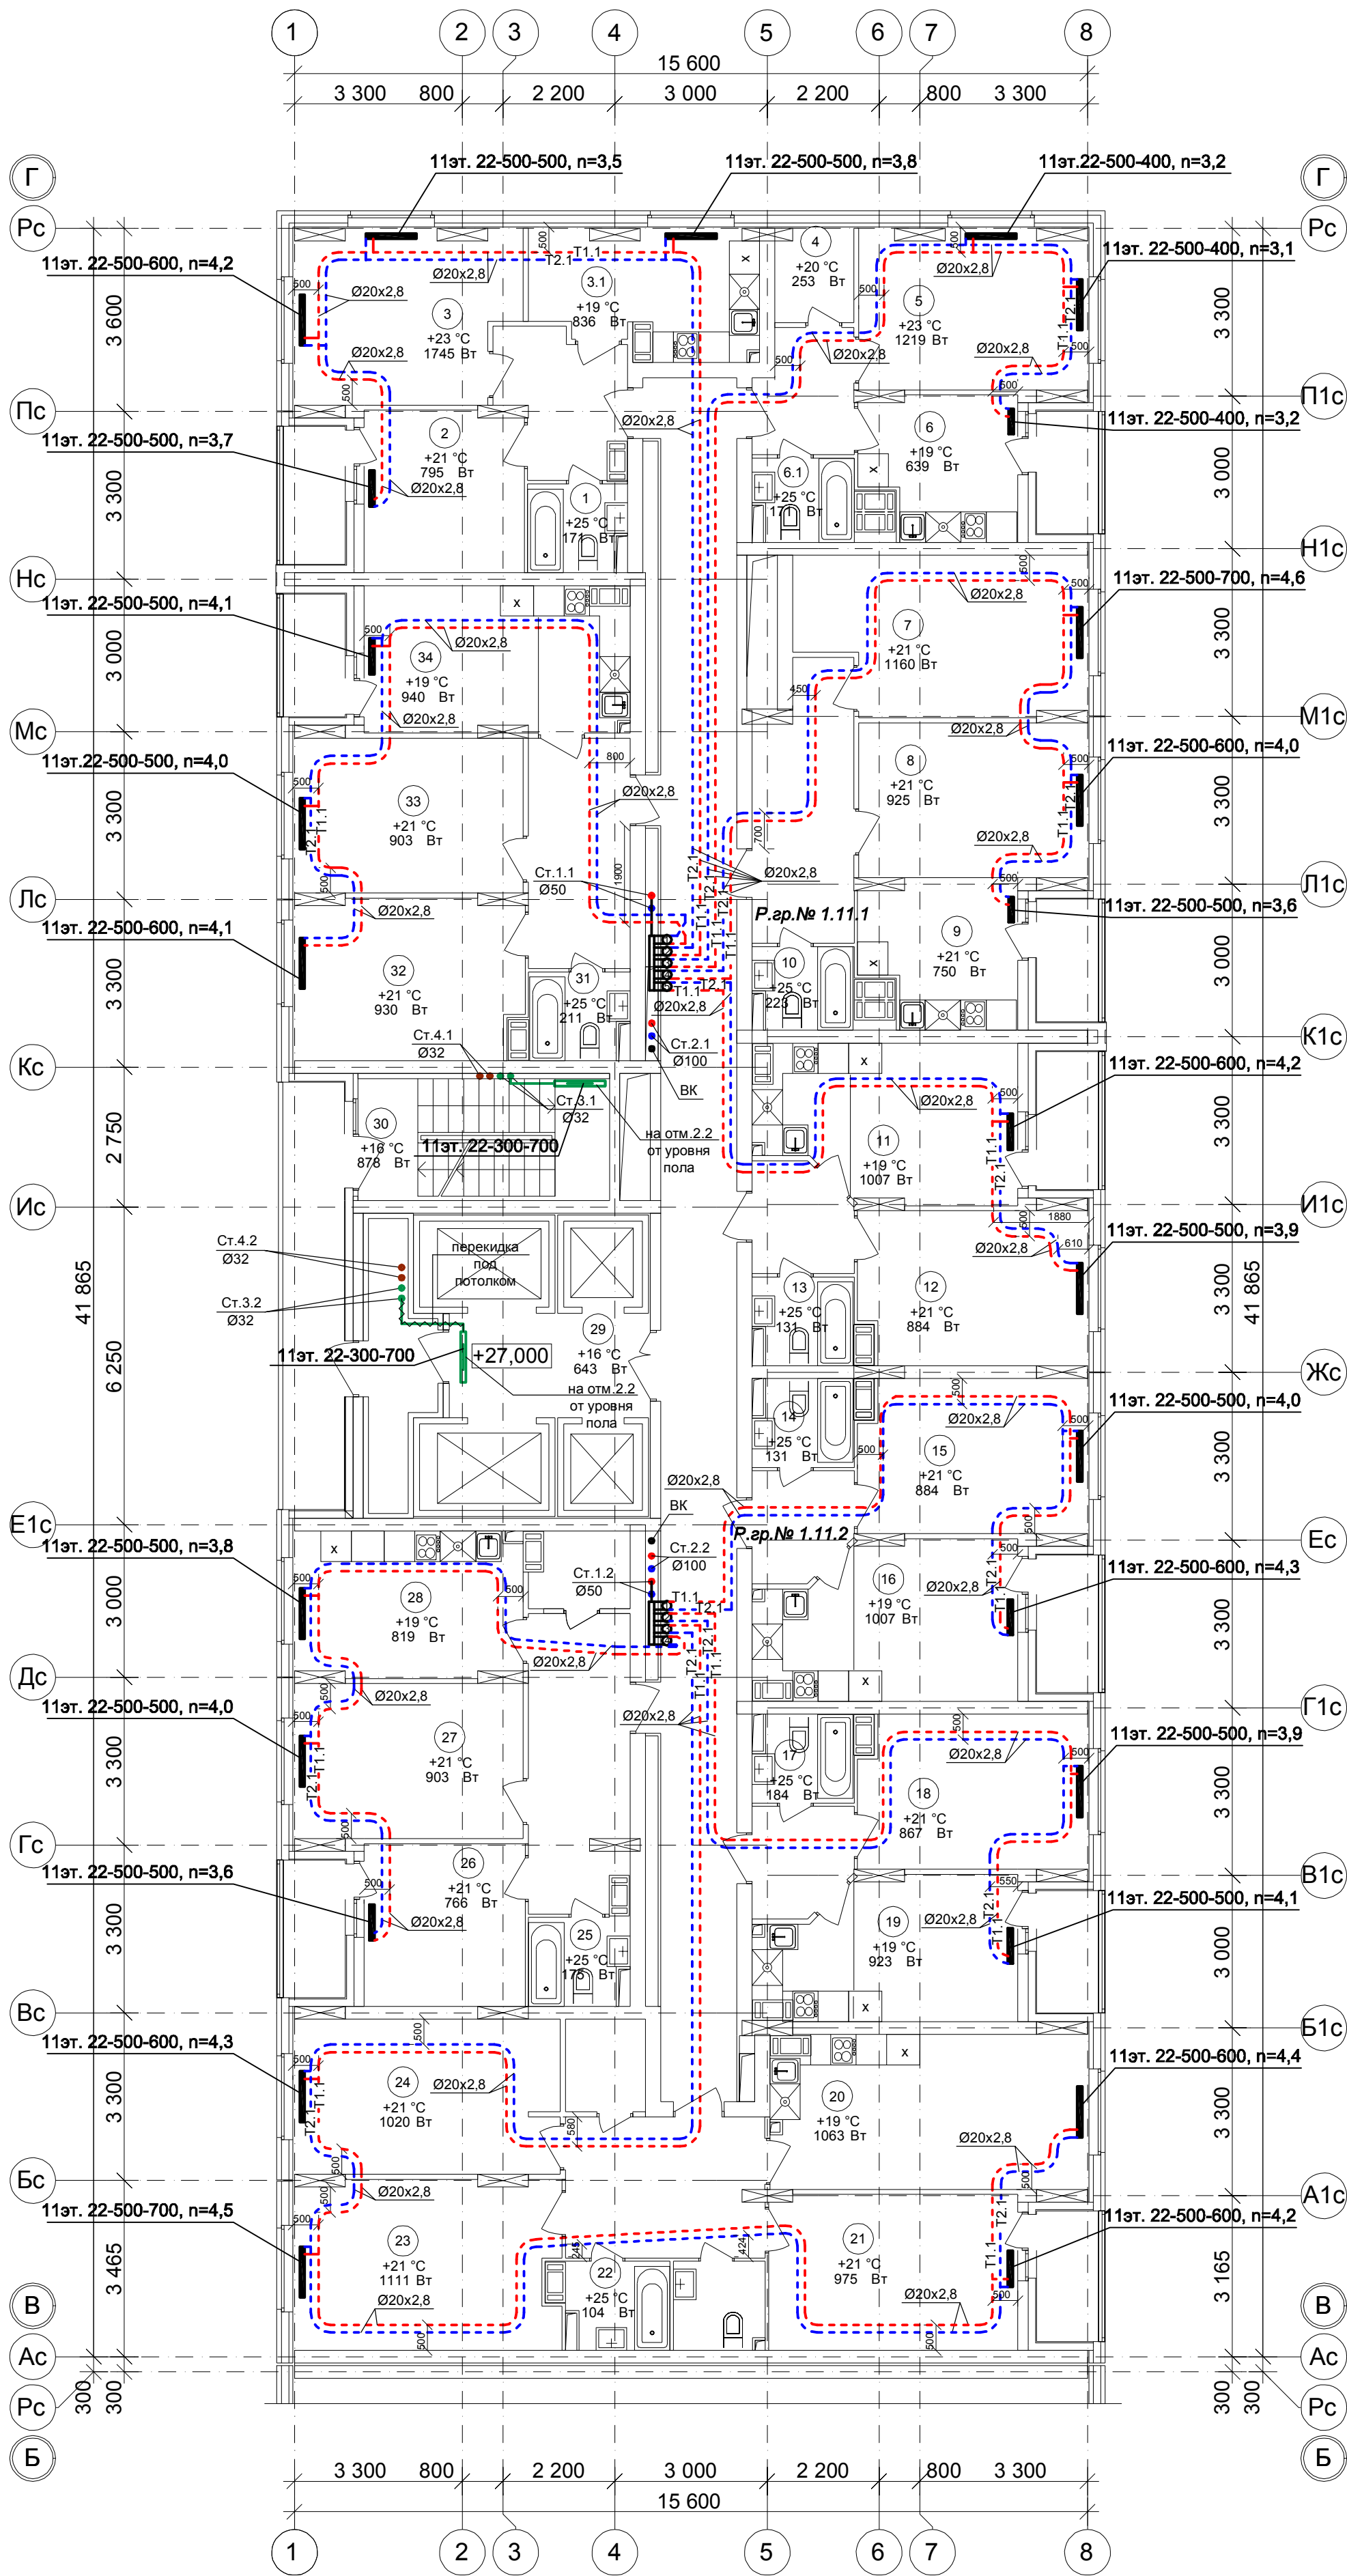

Условное обозначение :

Распределительная гребенка № 1. 2. 1

порядковый номер гребенки

номер этажа

номер системы

Примечание:


1. Перехлест Т1 и Т2 выполнить в нише над уровнем пола у распределительной гребенки .

2. При монтаже систем отопления допускается смещение трубопроводов .

3. При прокладке под перегородками предусмотреть гильзы .

						101/17-ОВ			
						26-ти этажный 2-секционный многоквартирный жилой дом с помещениями общественного назначения №11 (по генплану). Жилищный комплекс "Анжуиновский парк" в д. Анжуиновка Кстовский район Нижегородской области			
Изм.	Кол.уч	Лист	№ док.	Подпись	Дата		Стадия	Лист	Листов
Разраб.	Коротин						Р	28	
Рук. группы	Николаева					Отопление. План 11 этажа на отм.+27.000. Секция 2	ООО ФИРМА "СС Проект"		
Н.контр.	Николаева								
ГИП	Рыбин								

План 12 этажа на отм.+30.000.
Секция 2

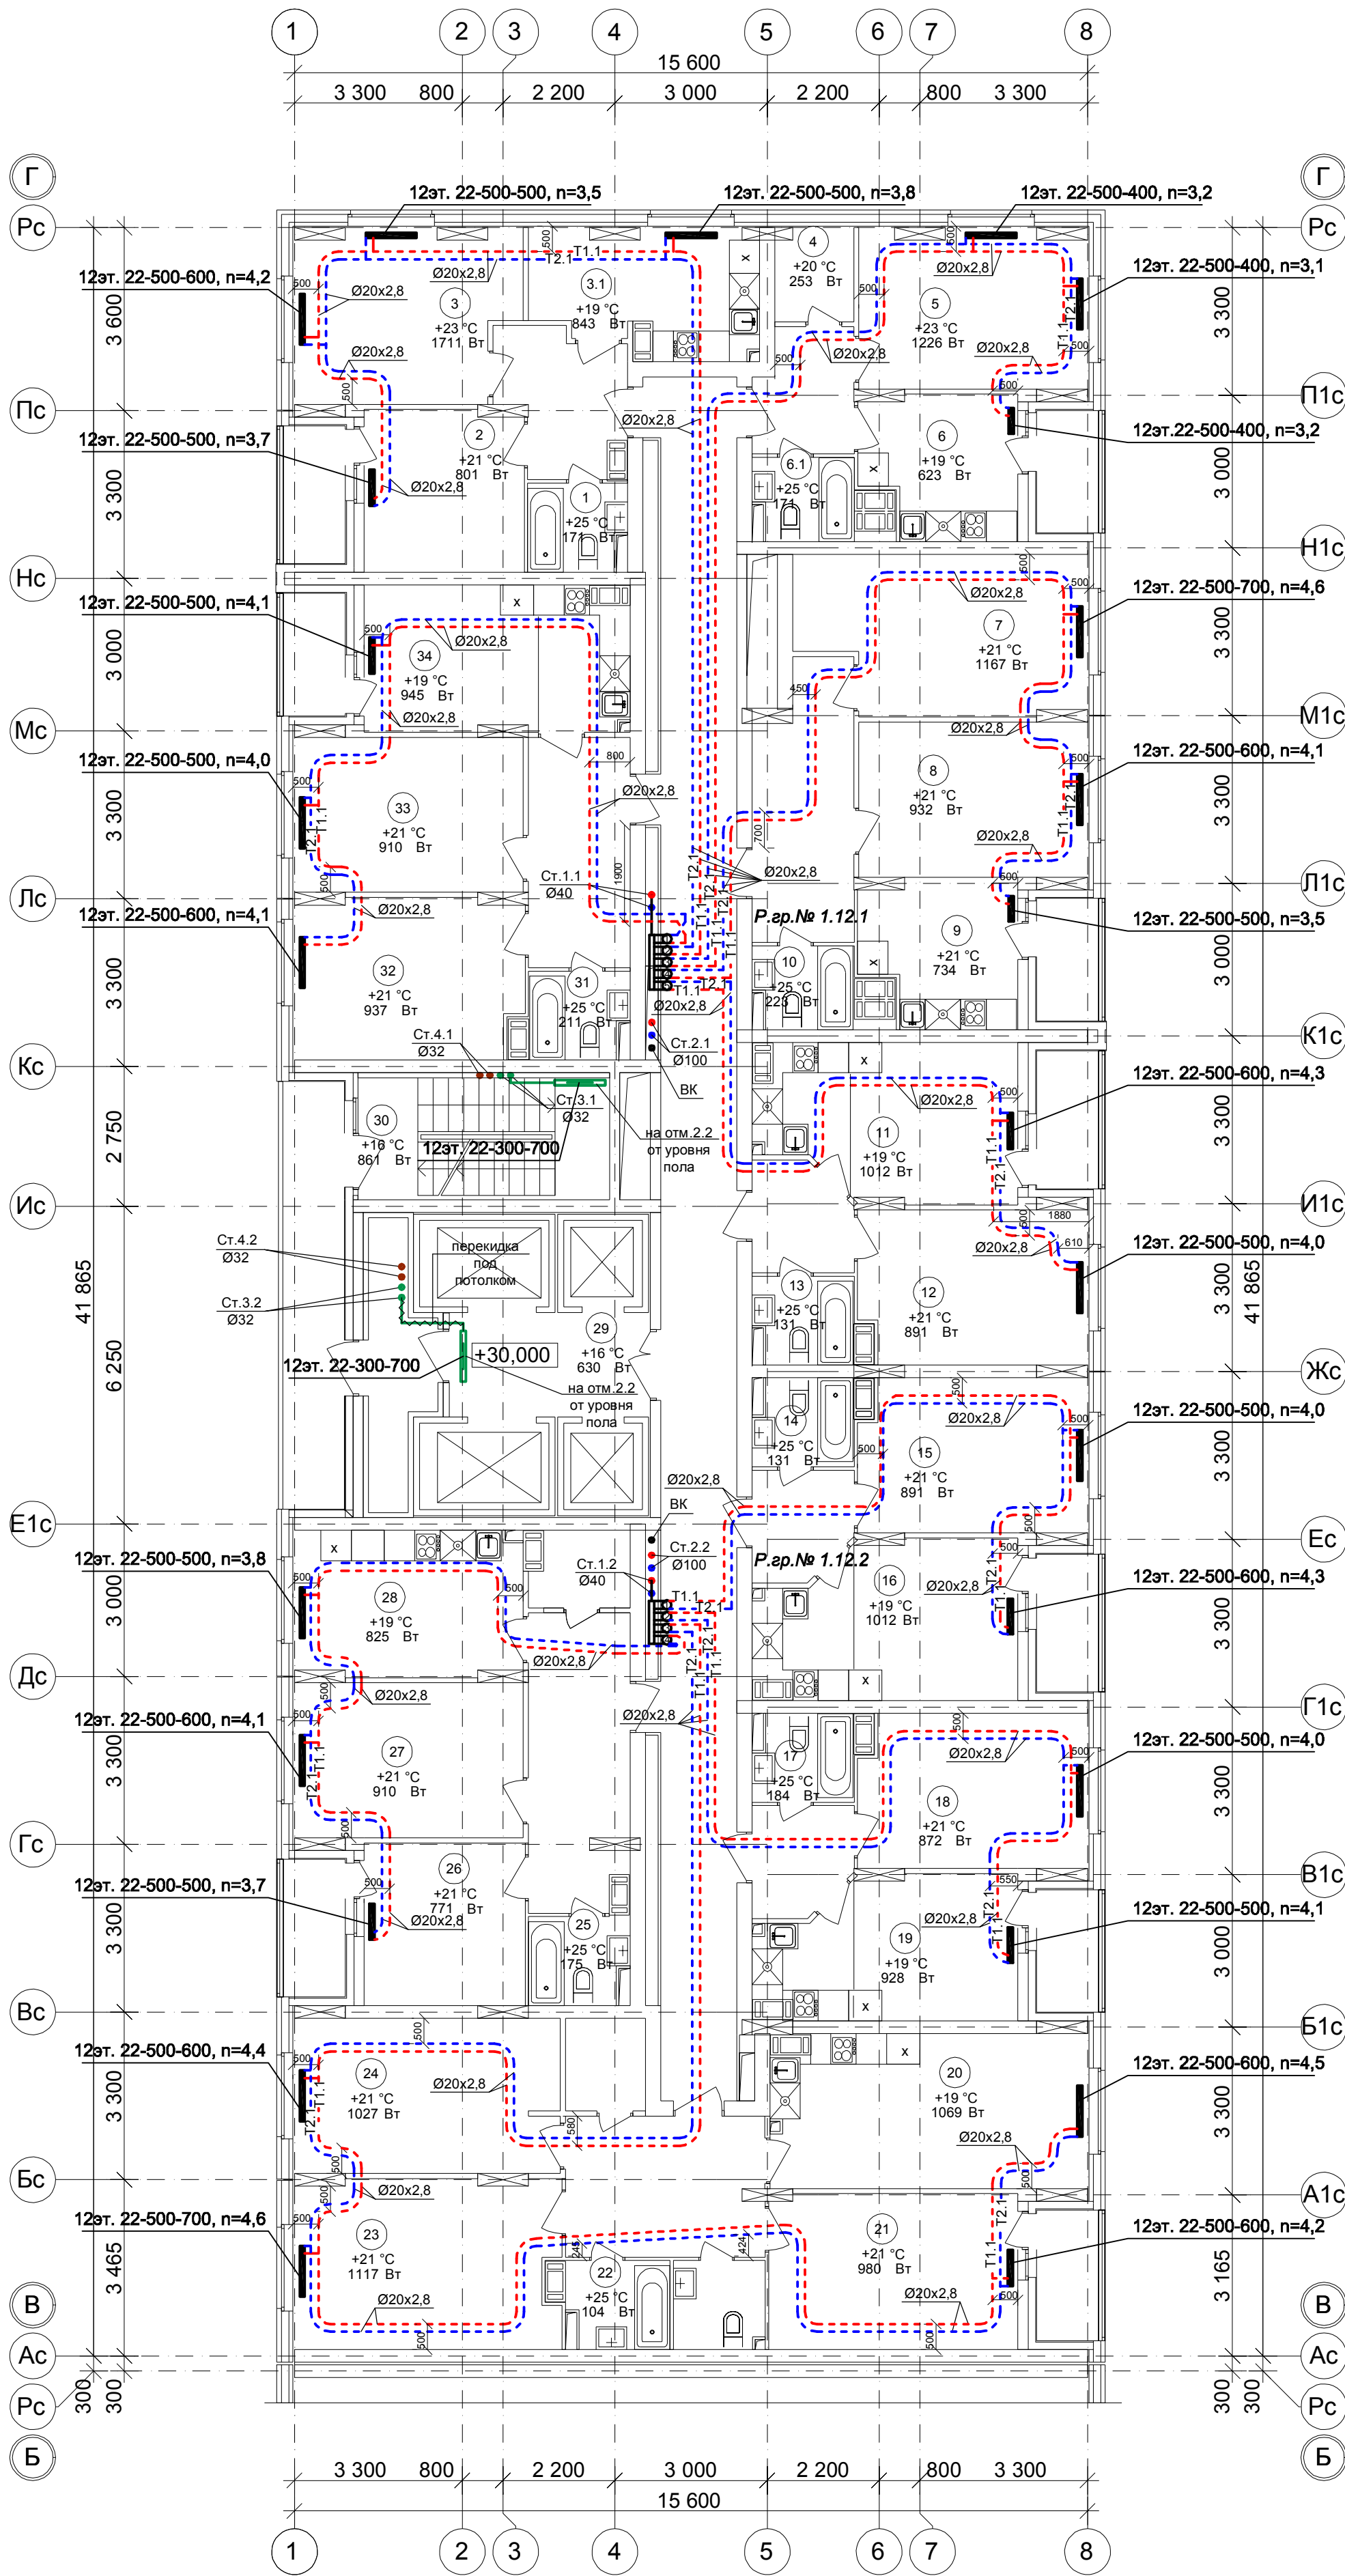


Условное обозначение :
Распределительная гребенка № 1. 2. 1
порядковый номер гребенки
номер этажа
номер системы

Примечание:
1. Перехлест Т1 и Т2 выполнить в нише над уровнем пола у распределительной гребенки .
2. При монтаже систем отопления допускается смещение трубопроводов .
3. При прокладке под перегородками предусмотреть гильзы .

						101/17-ОВ		
						26-ти этажный 2-секционный многоквартирный жилой дом с помещениями общественного назначения №11 (по генплану). Жилищный комплекс "Анжуиновский парк" в д. Анжуиновское Кстовский район Нижегородской области		
Изм.	Кол.уч.	Лист	№ док.	Подпись	Дата	Стадия	Лист	Листов
Разраб.	Коротин							
Рук. группы	Николаева					Р	29	
Н.контр.	Николаева					Отопление. План 12 этажа на отм.+30.000. Секция 2		ООО ФИРМА "СС Проект"
ГИП	Рыбин							

План 13 этажа на отм.+33.000.
Секция 2

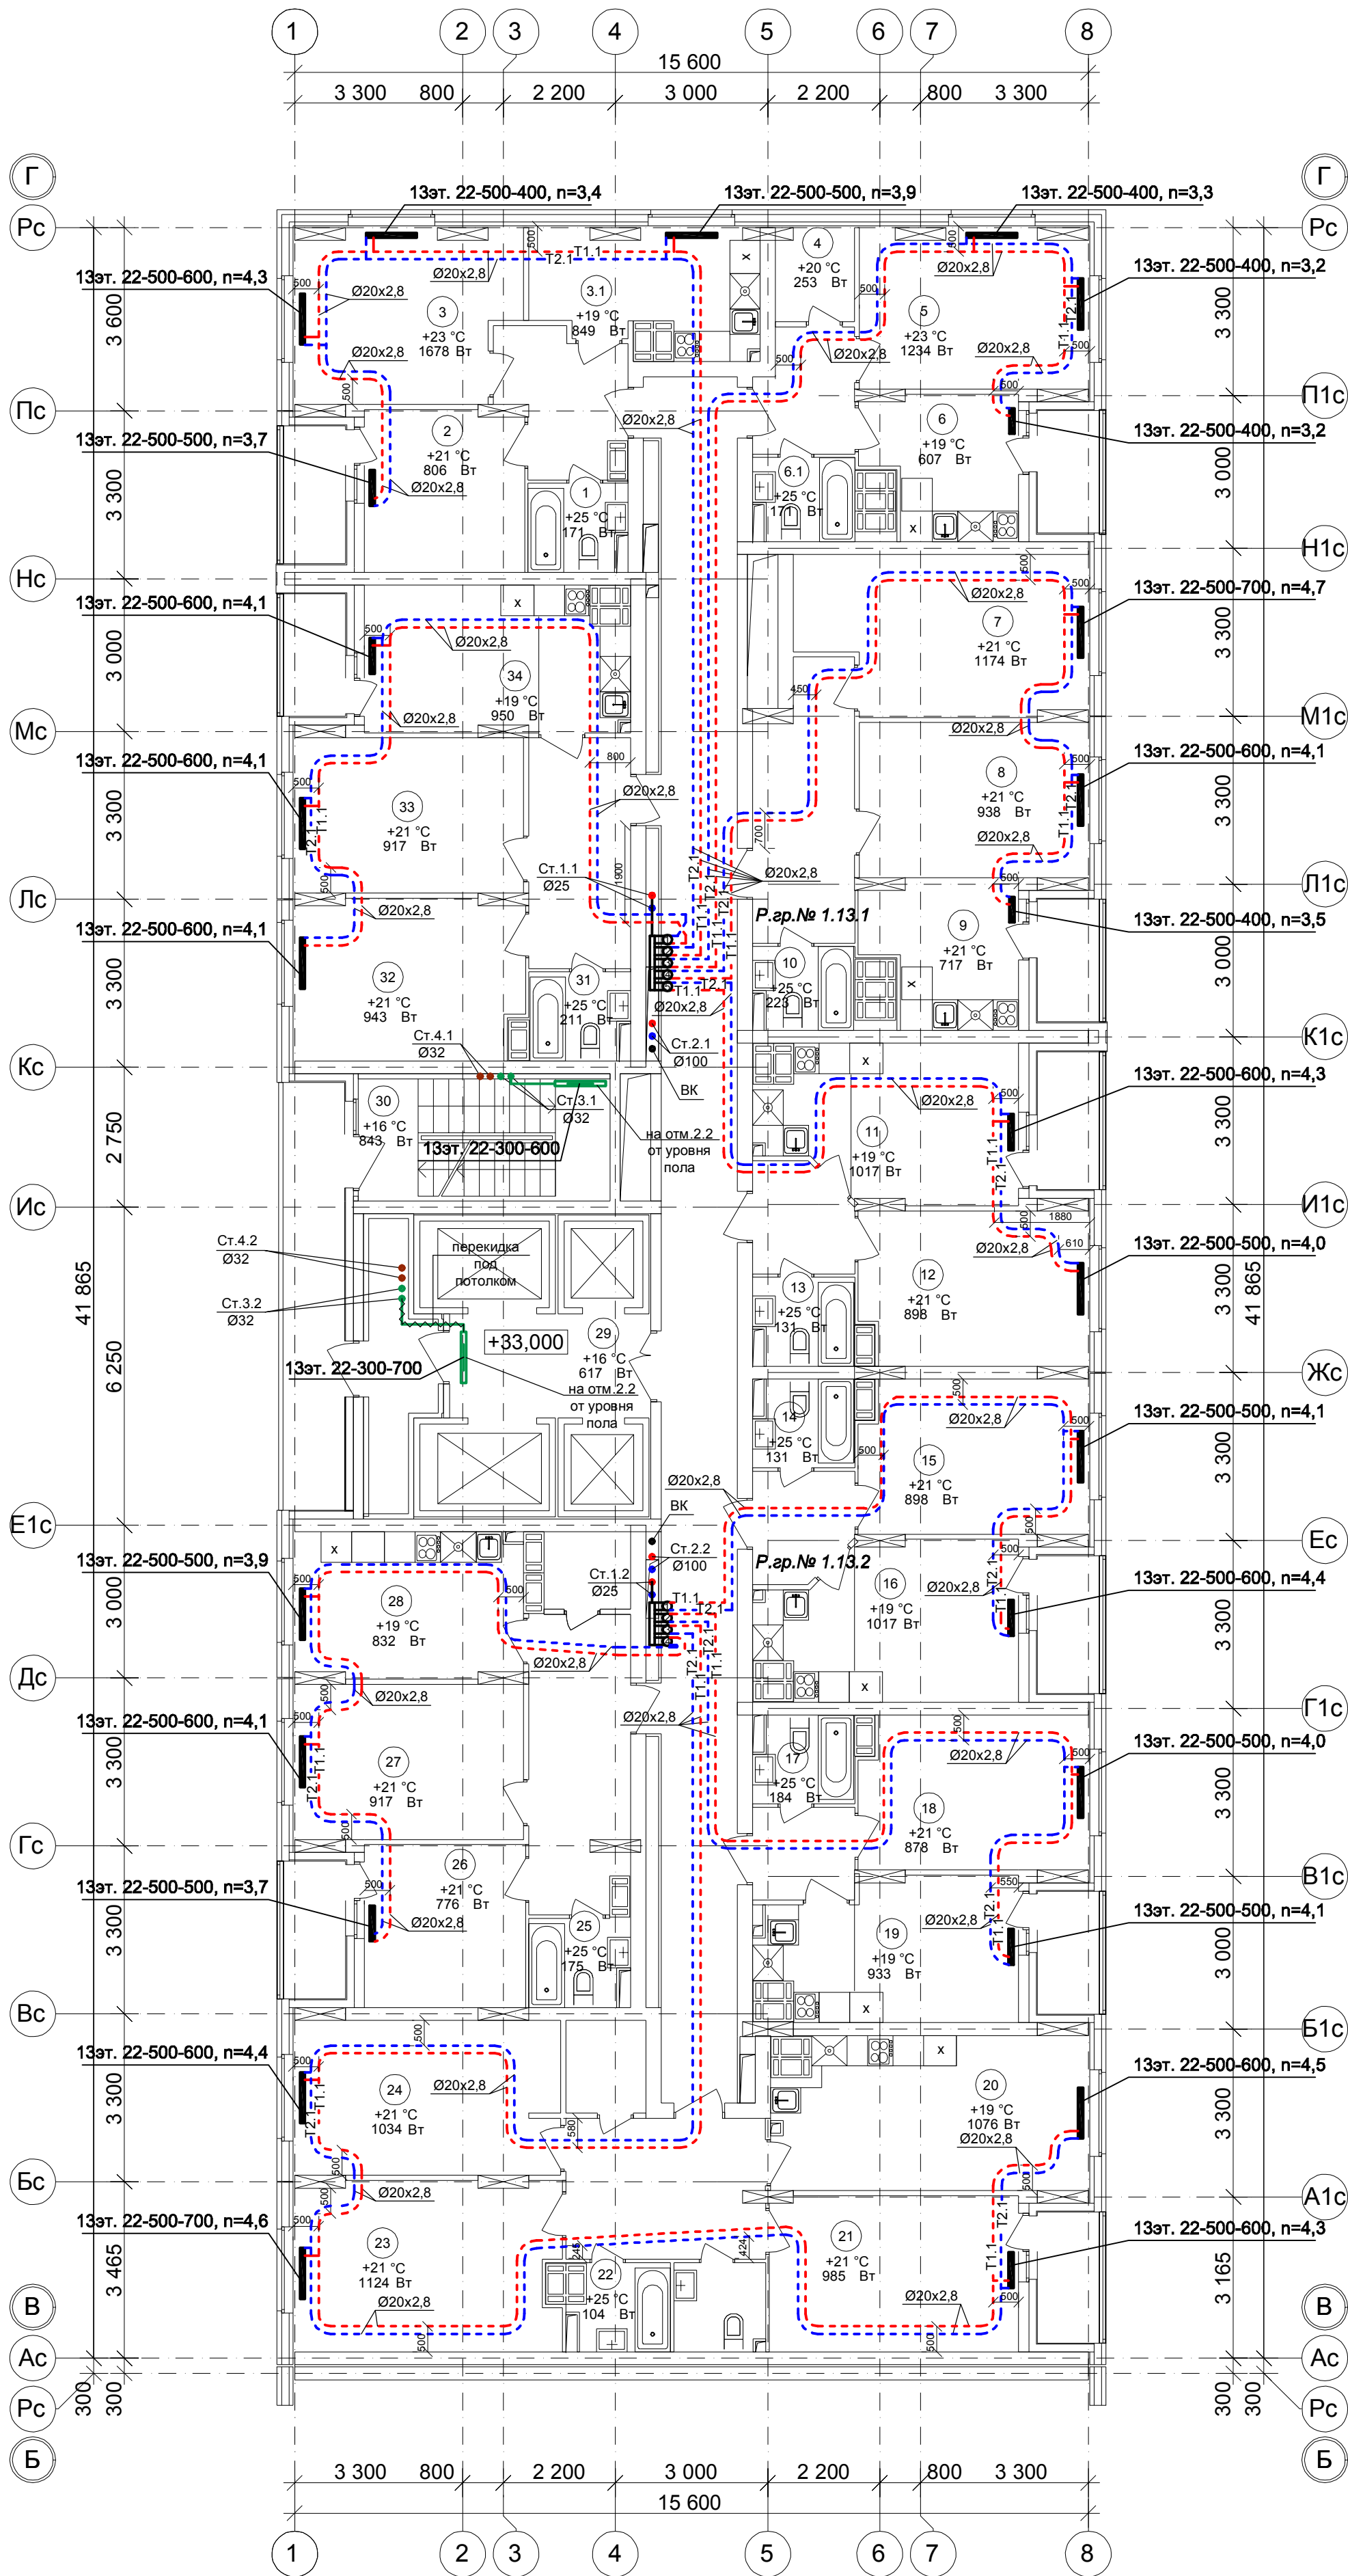

Условное обозначение :

Распределительная гребенка № 1. 2. 1

порядковый номер гребенки
номер этажа
номер системы

Примечание:


1. Перехлест Т1 и Т2 выполнить в нише над уровнем пола у распределительной гребенки .

2. При монтаже систем отопления допускается смещение трубопроводов .

3. При прокладке под перегородками предусмотреть гильзы .

101/17-ОВ					
26-ти этажный 2-секционный многоквартирный жилой дом с помещениями общественного назначения №11 (по генплану) . Жилищный комплекс "Анжуиновский парк" в д. Анжуиновка Кстовский район Нижегородской области					
Изм.	Кол.уч	Лист	№ док	Подпись	Дата
Разраб.	Коротин				
Рук. группы	Николаева				
Н.контр.	Николаева				
ГИП	Рыбин				
Отопление. План 13 этажа на отм.+33.000. Секция 2				Стадия	Лист
				Р	30
				ООО ФИРМА "СС Проект"	

План 14-15 этажа на отм.+36.000, +39.000.
Секция 2

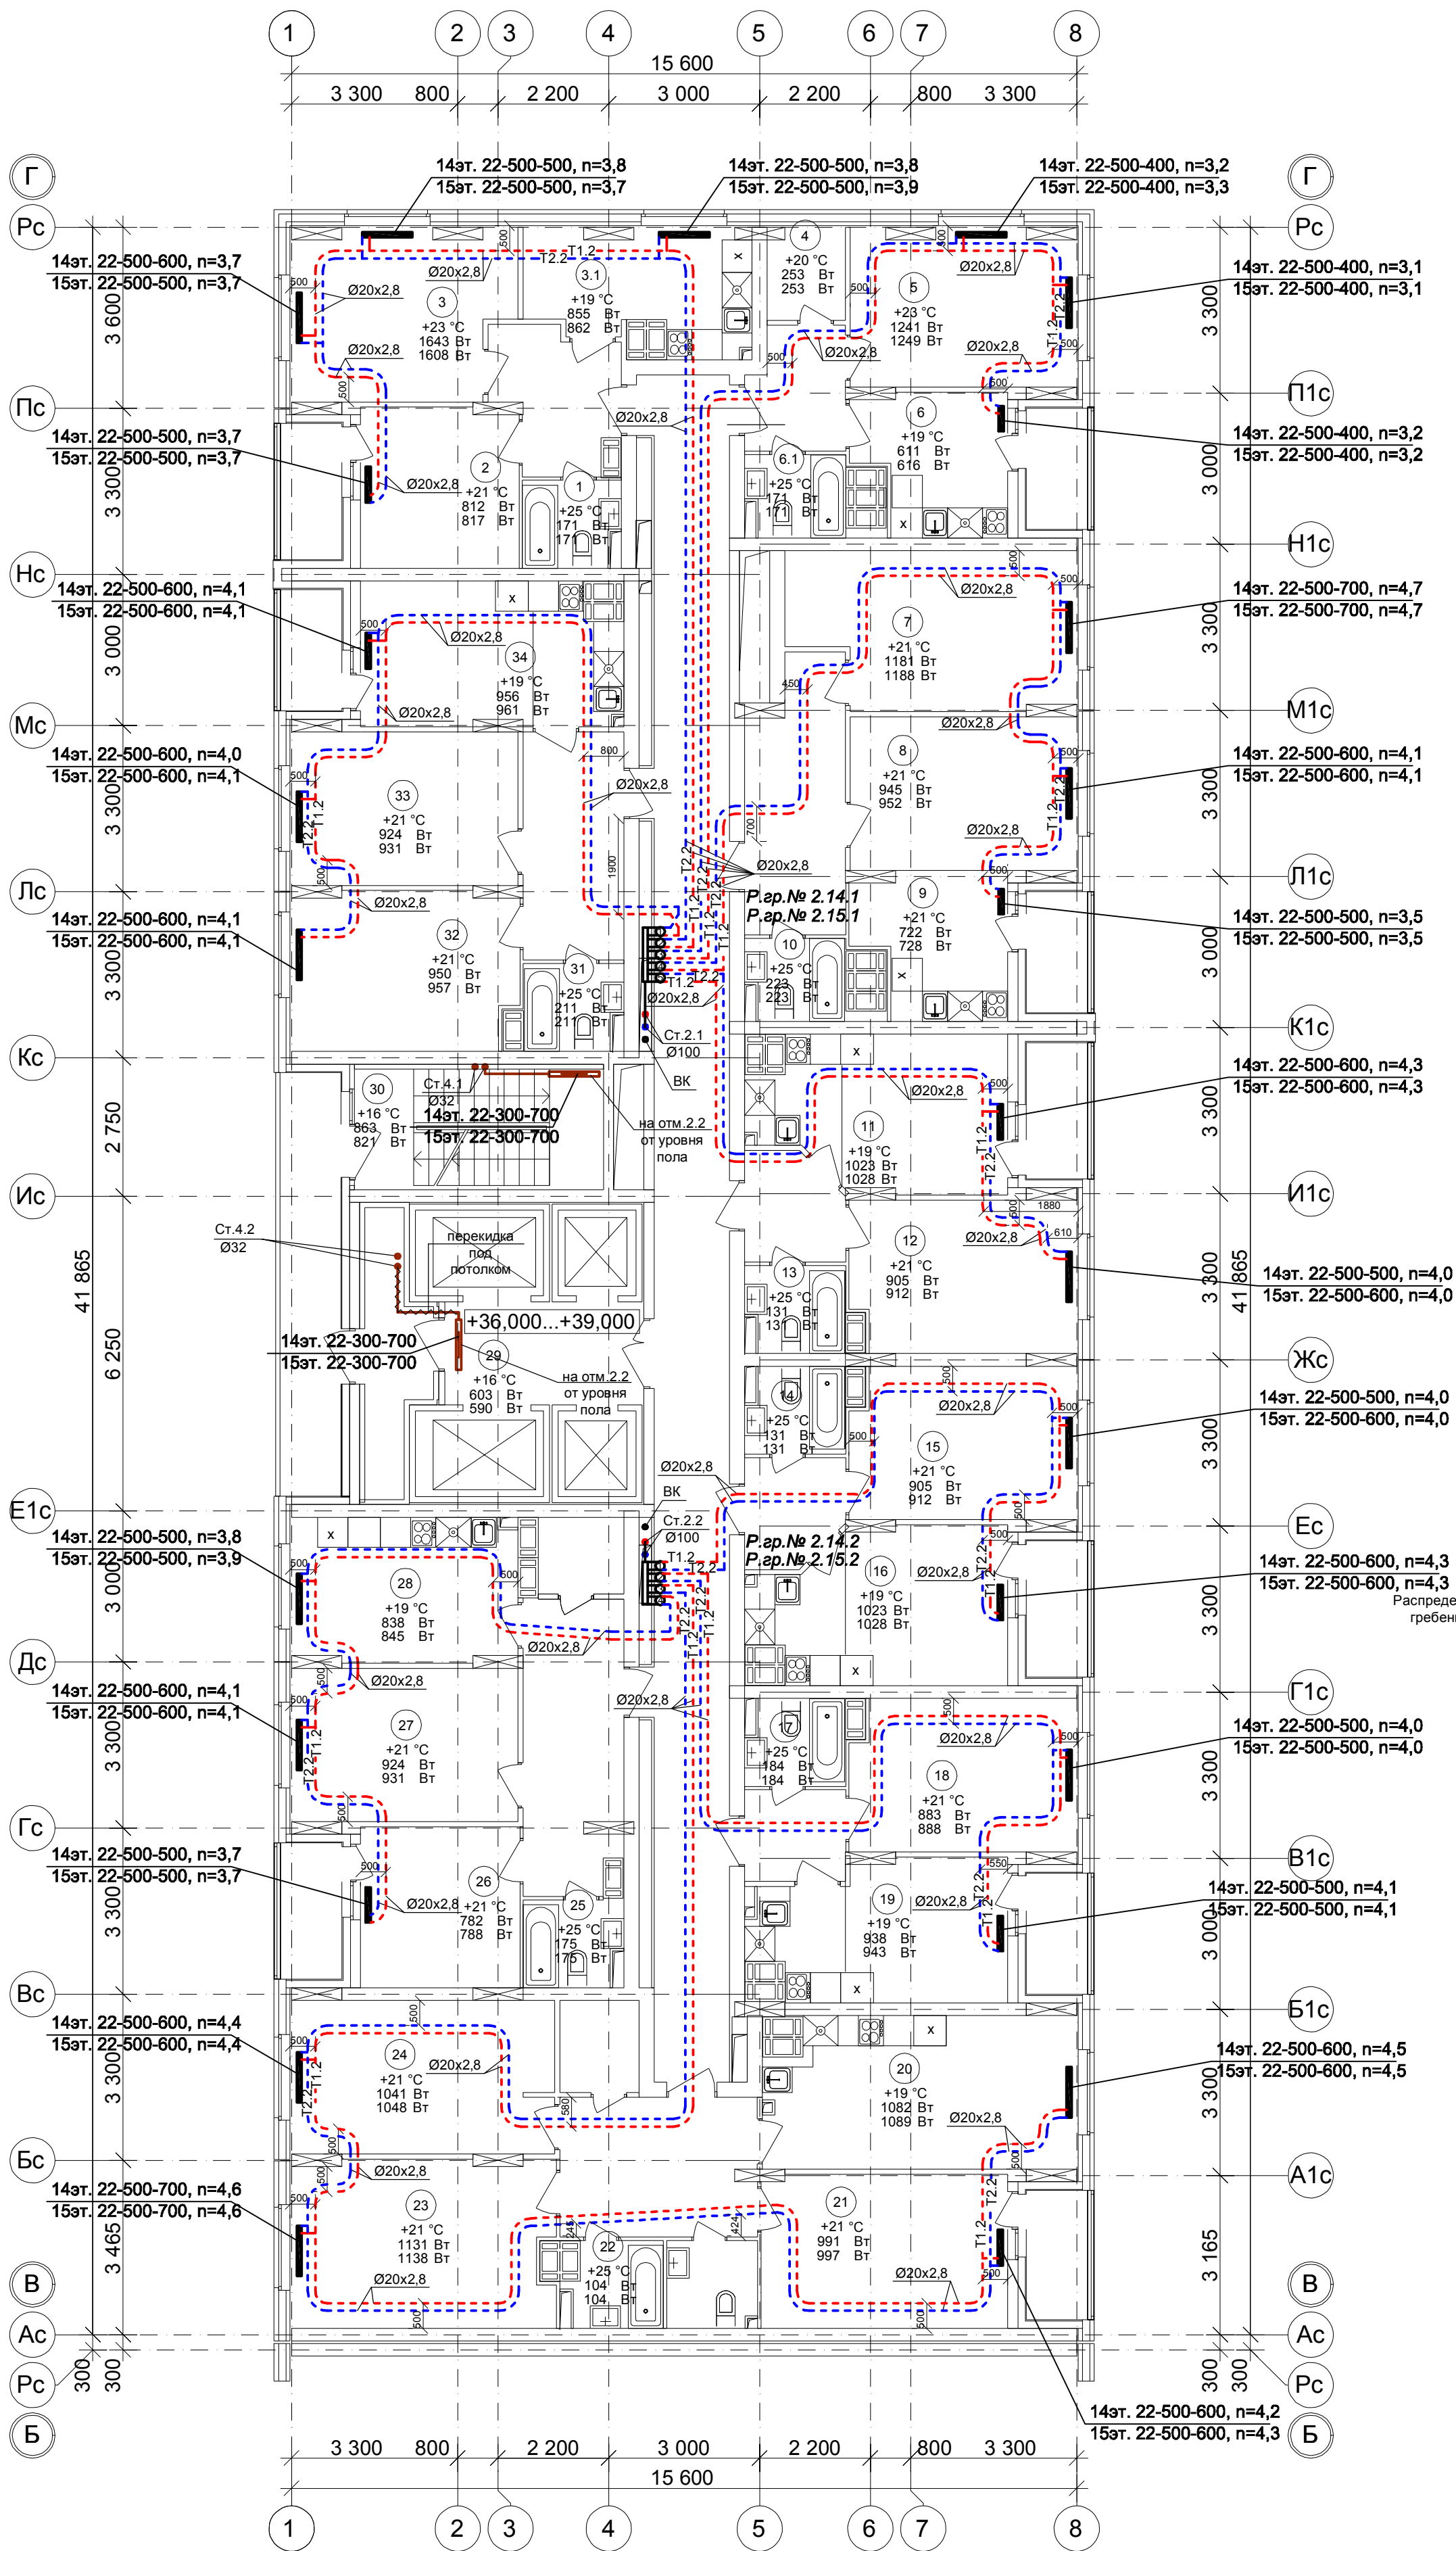


Условное обозначение :
Распределительная гребенка № 1. 2. 1
порядковый номер гребенки
номер этажа
номер системы

Примечание:
1. Перехлест Т1 и Т2 выполнить в нише над уровнем пола у распределительной гребенки .
2. При монтаже систем отопления допускается смещение трубопроводов .
3. При прокладке под перегородками предусмотреть гильзы .

						101/17-ОВ		
						26-ти этажный 2-секционный многоквартирный жилой дом с помещениями общественного назначения №11 (по генплану) . Жилищный комплекс "Анкудиновский парк" в д. Анкудиновка Кстовский район Нижегородской области		
Изм.	Кол.уч	Лист	№ док	Подпись	Дата	Р	Лист	Листов
Разраб.	Коротин						31	
Рук. группы	Николаева					Отопление. План 14-15 этажа на отм.+36.000, +39.000. Секция 2		
Н.контр.	Николаева							
ГИП	Рыбин					ООО ФИРМА "СС Проект"		

План 16-18 этажа на отм.+42.000, +45.000,
+48.000. Секция 2

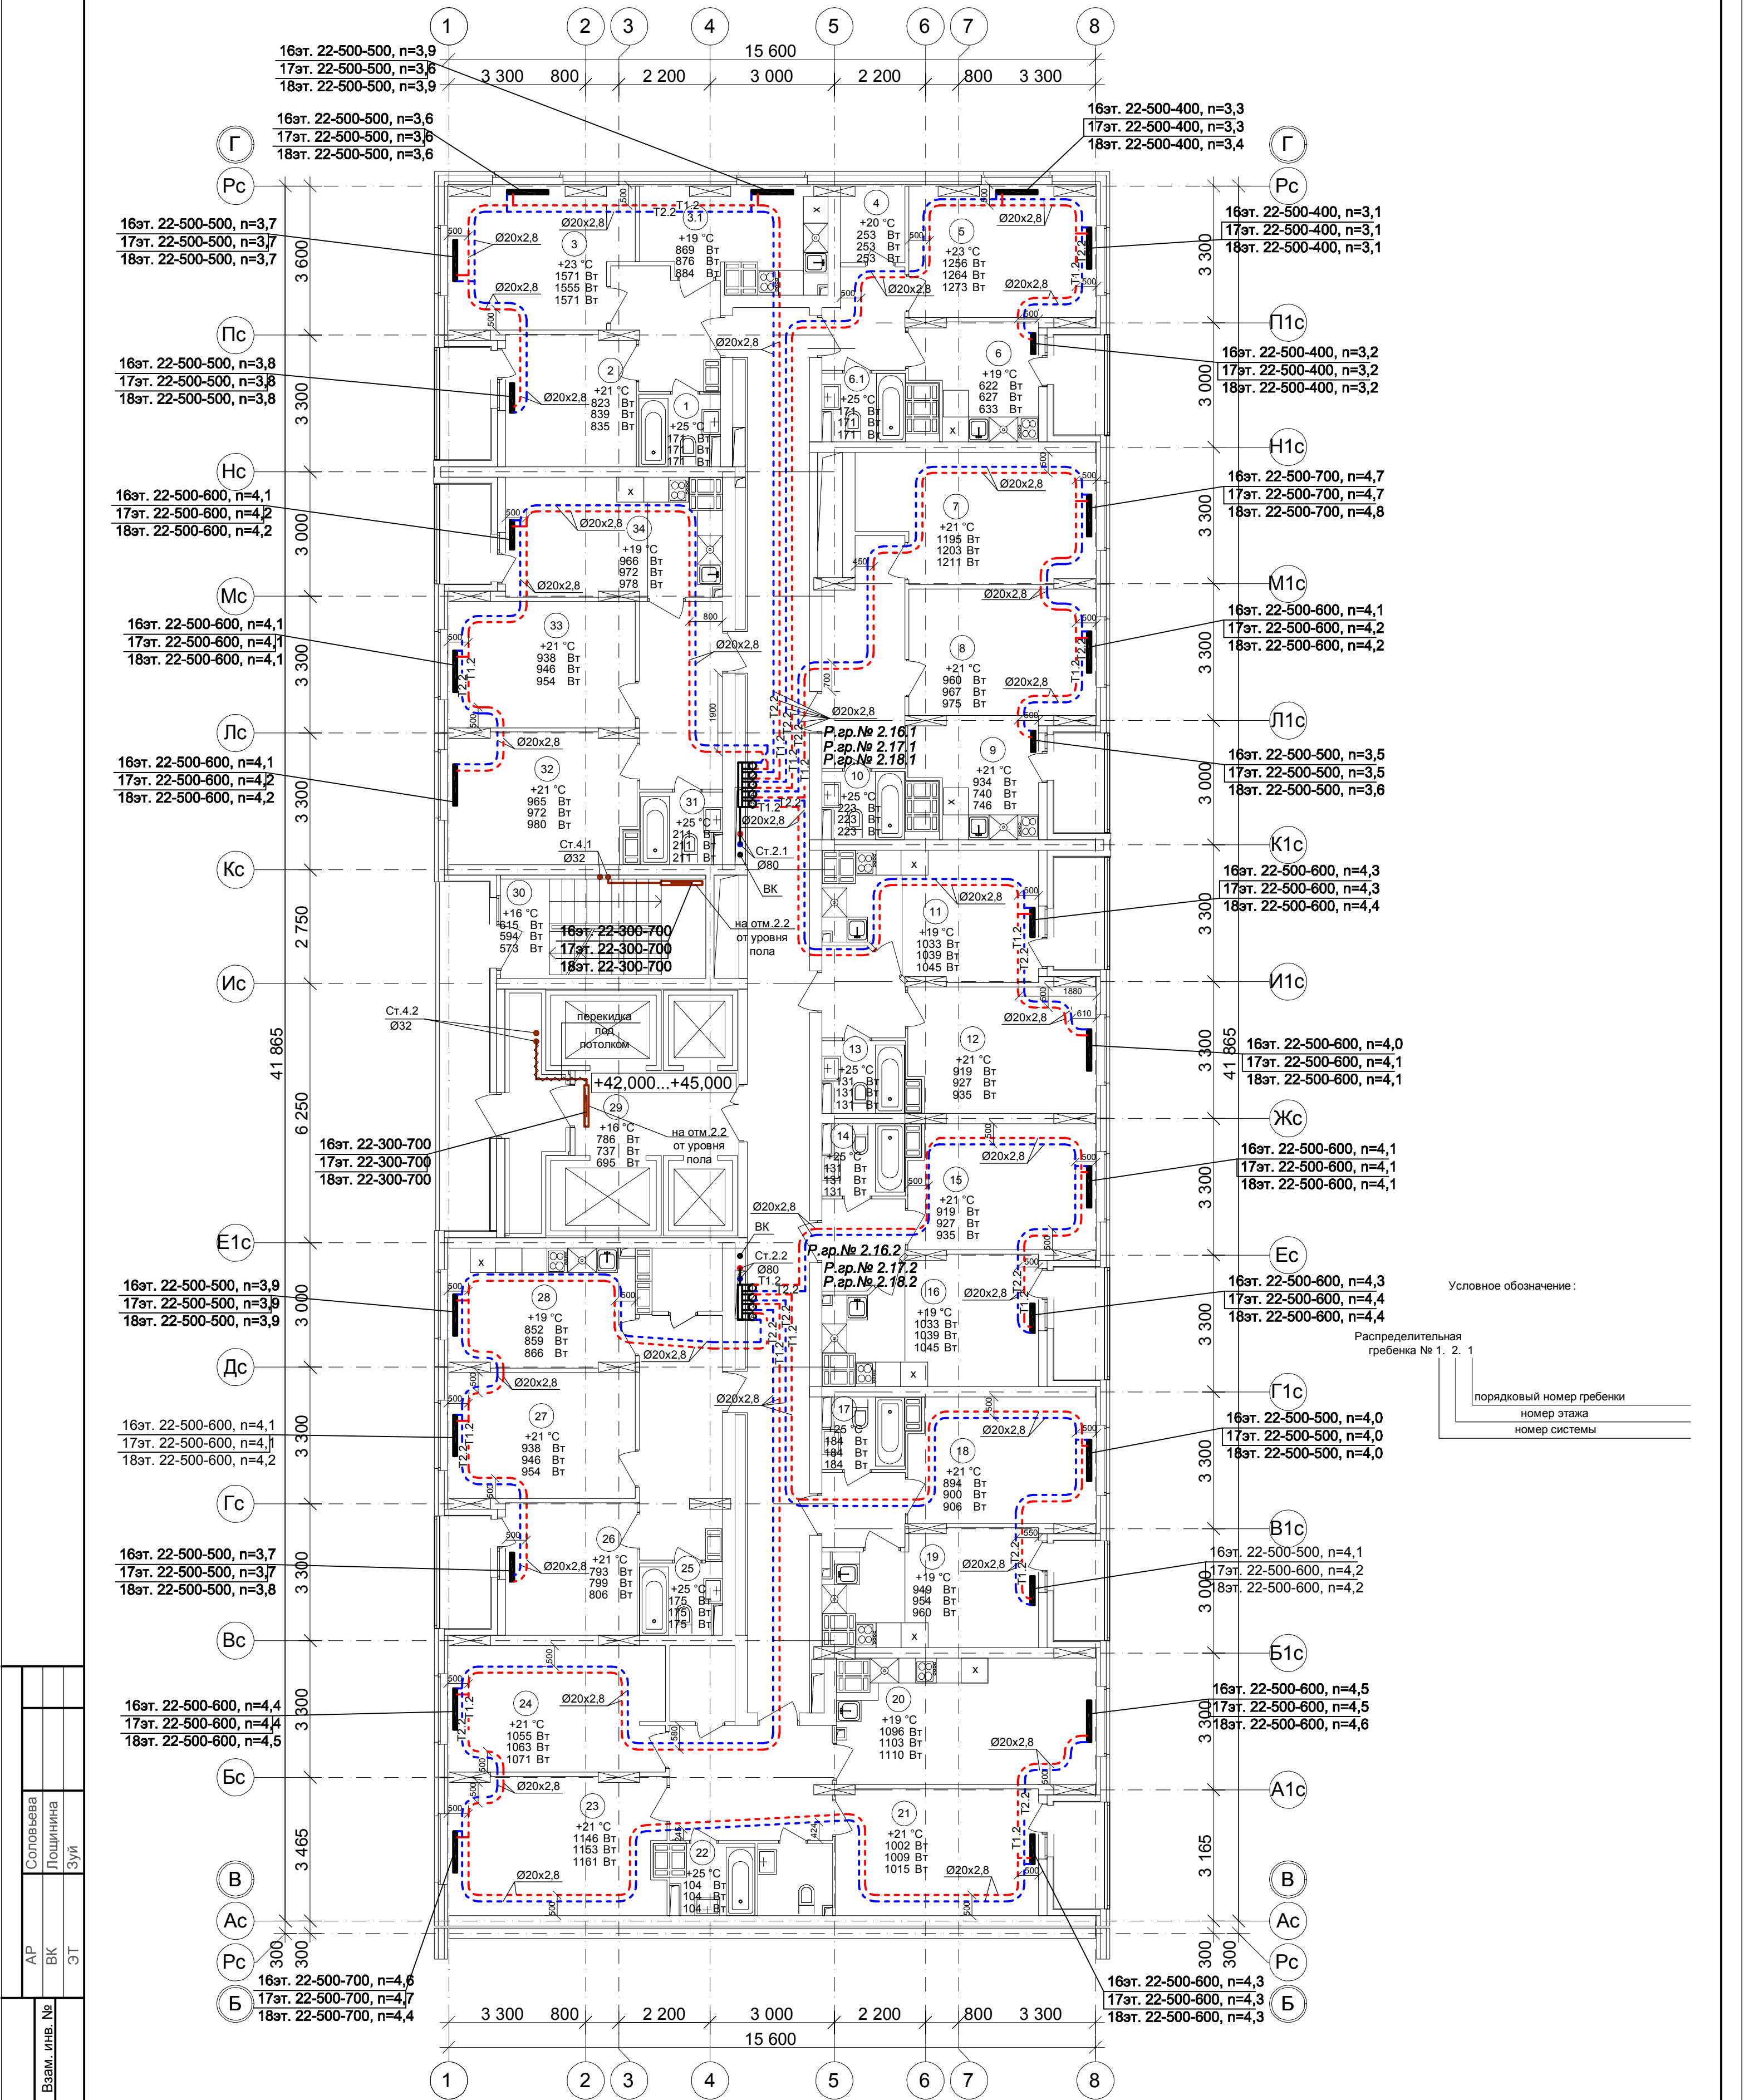


Подпись и дата							101/17-ОВ			
							26-ти этажный 2-секционный многоквартирный жилой дом с помещениями общественного назначения №11 (по генплану). Жилищный комплекс "Анкудиновский парк" в д. Анкудиновка Кстовский район Нижегородской области			
Инв.№ подл.		Примечание:						Стадия	Лист	Листов
		1. Перехлест Т1 и Т2 выполнить в нише над уровнем пола у распределительной гребенки .								
		2. При монтаже систем отопления допускается смещение трубопроводов .					Р	32		
		3. При прокладке под перегородками предусмотреть гильзы .								
		Изм.	Кол.уч	Лист	№ док.	Подпись				Дата
		Разраб.		Коротин						
Рук. группы		Николаева								
		Н.контр.		Николаева			Отопление. План 16-18 этажа на отм. +42.000, +45.000, +48.000. Секция 2		ООО ФИРМА "СС Проект"	
		ГИП		Рыбин						

Примечание:

1. Перехлест Т1 и Т2 выполнить в нише над уровнем пола у распределительной гребенки.
2. При монтаже систем отопления допускается смещение трубопроводов.
3. При прокладке под перегородками предусмотреть гильзы.

План 19-20 этажа на отм.+51.000, +54.000.
Секция 2

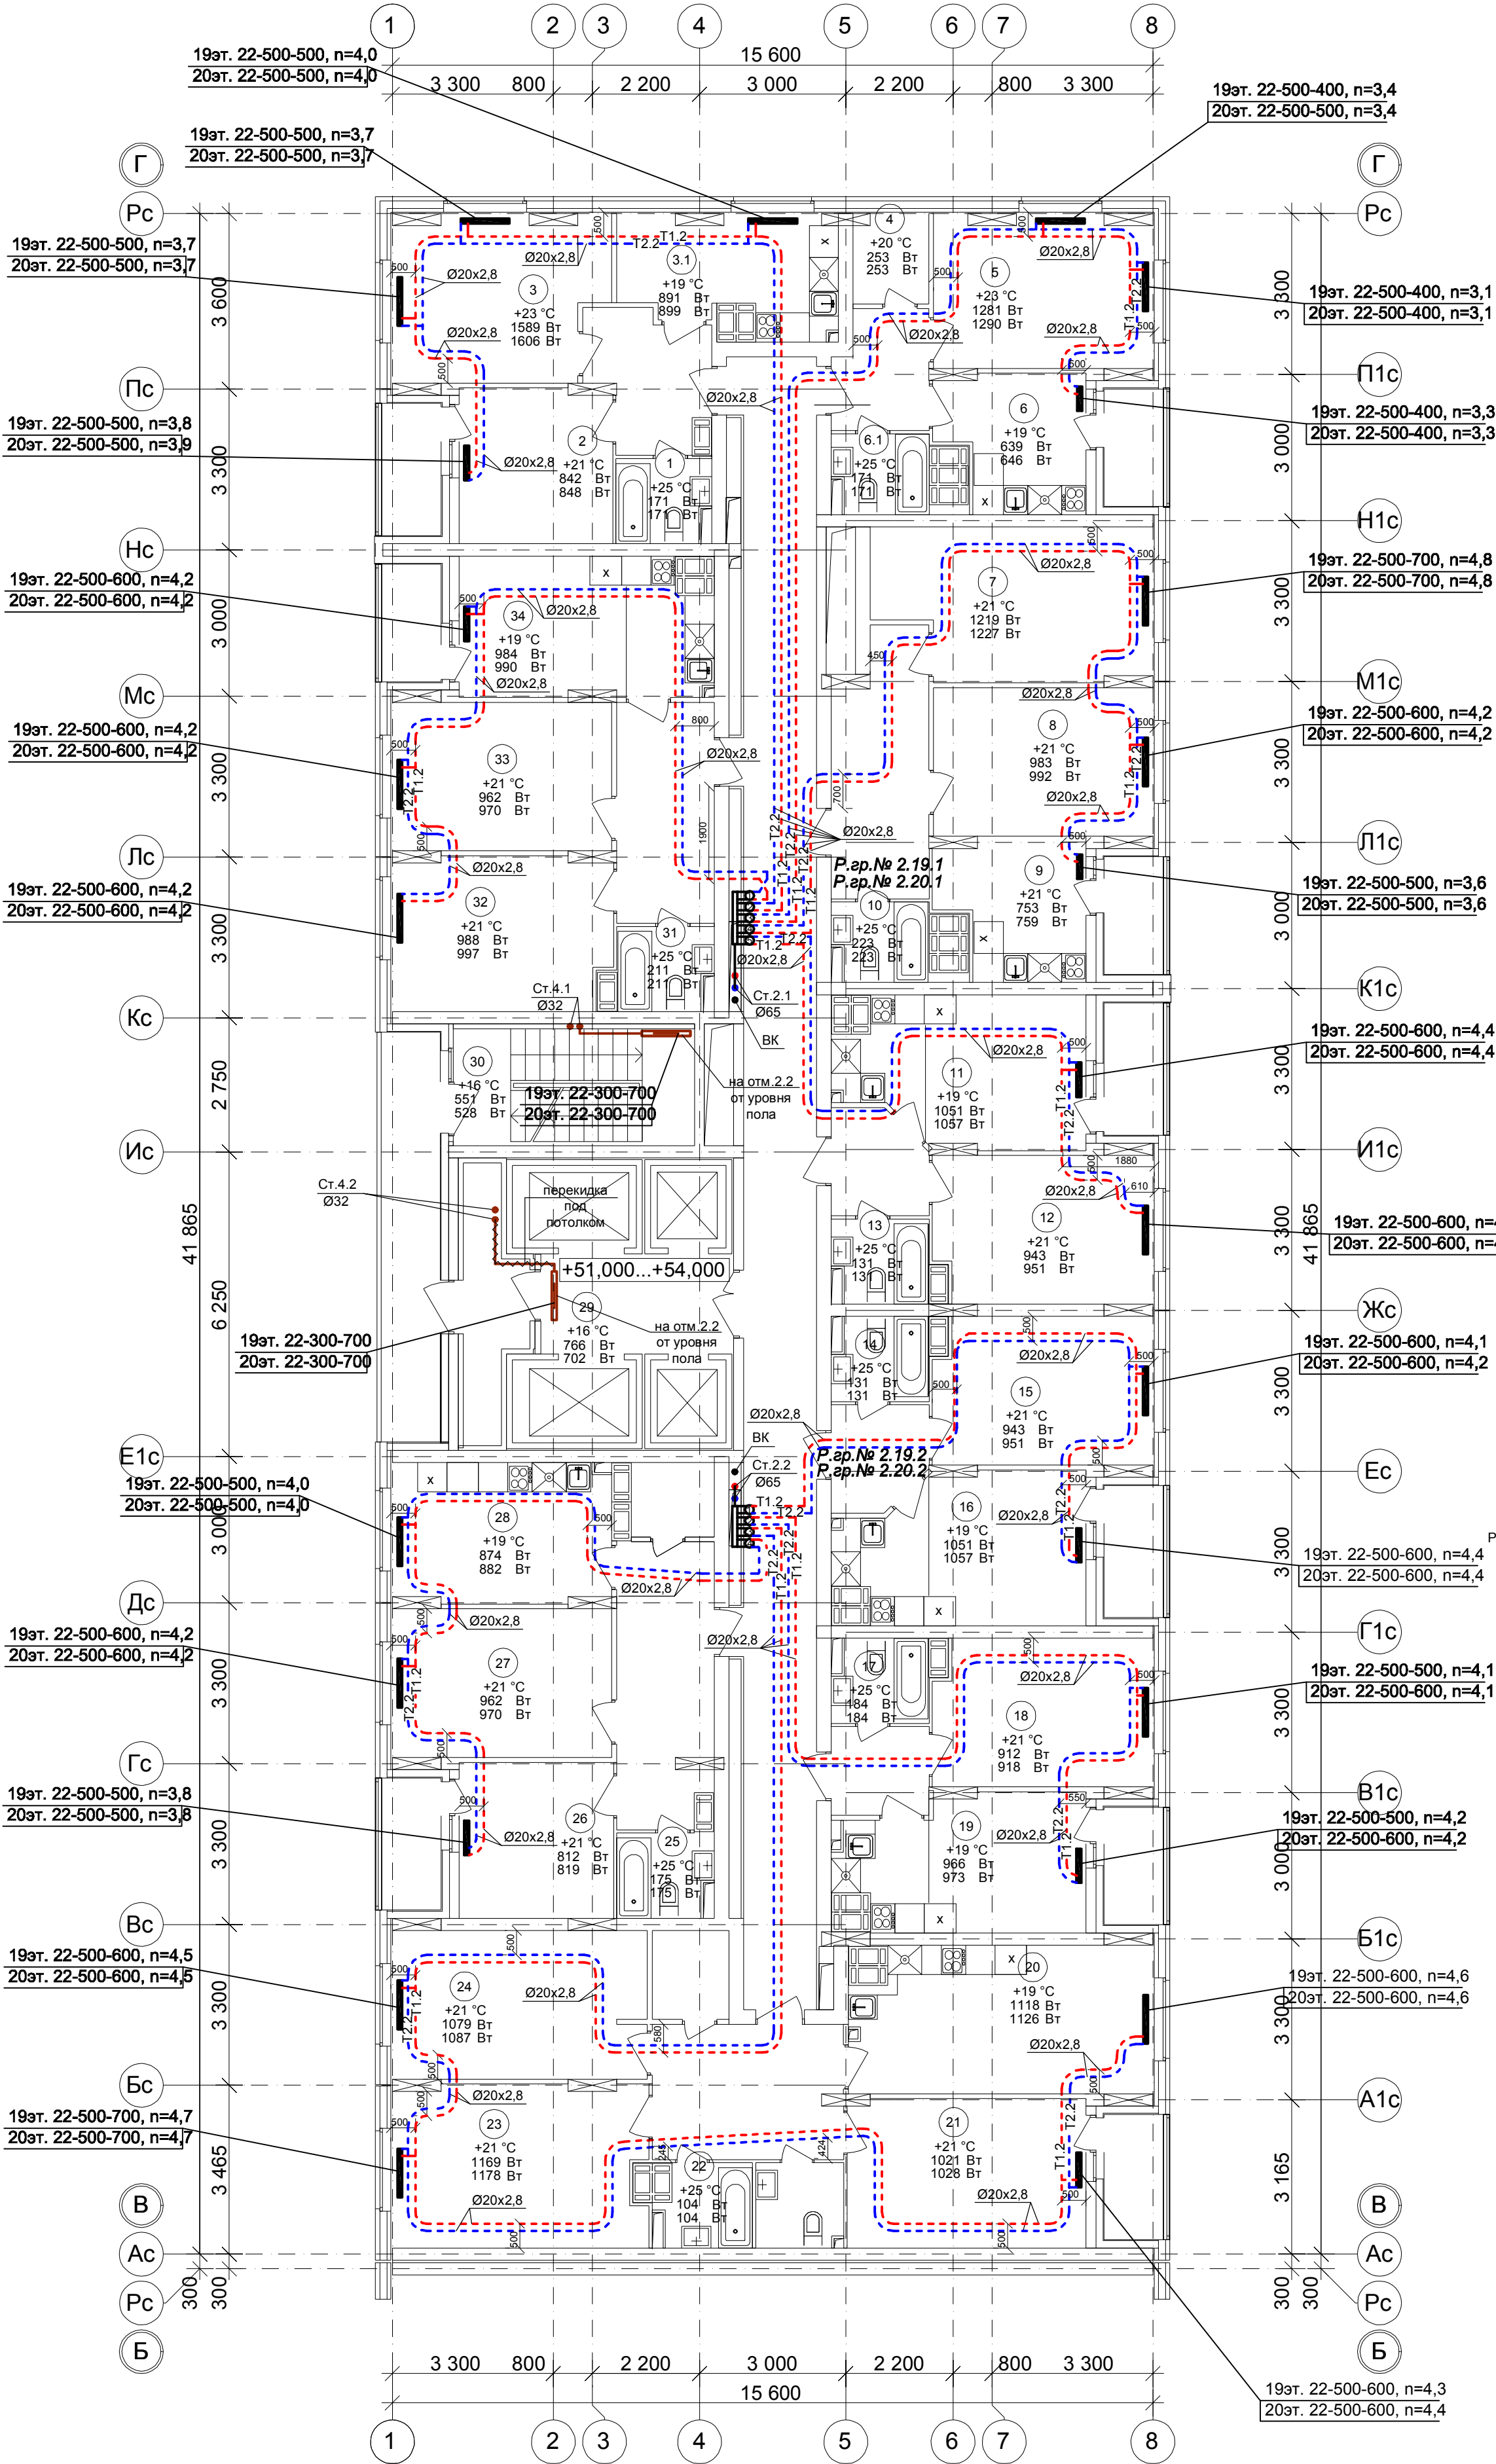


Условное обозначение :
Распределительная гребенка № 1. 2. 1
порядковый номер гребенки
номер этажа
номер системы

Примечание:
1. Перехлест Т1 и Т2 выполнить в нише над уровнем пола у распределительной гребенки .
2. При монтаже систем отопления допускается смещение трубопроводов .
3. При прокладке под перегородками предусмотреть гильзы .

						101/17-ОВ			
						26-ти этажный 2-секционный многоквартирный жилой дом с помещениями общественного назначения №11 (по генплану). Жилищный комплекс "Анкудиновский парк " в д. Анкудиновка Кстовский район Нижегородской области			
Изм.	Кол.уч	Лист	№ док	Подпись	Дата		Стадия	Лист	Листов
Разраб.		Коротин					Р	33	
Рук. группы		Николаева				Отопление. План 19-20 этажа на отм. +51.000, +54.000. Секция 2	ООО ФИРМА "СС Проект"		
Н.контр.		Николаева							
ГИП		Рыбин							

План 21 этажа на отм.+57.000.
Секция 2

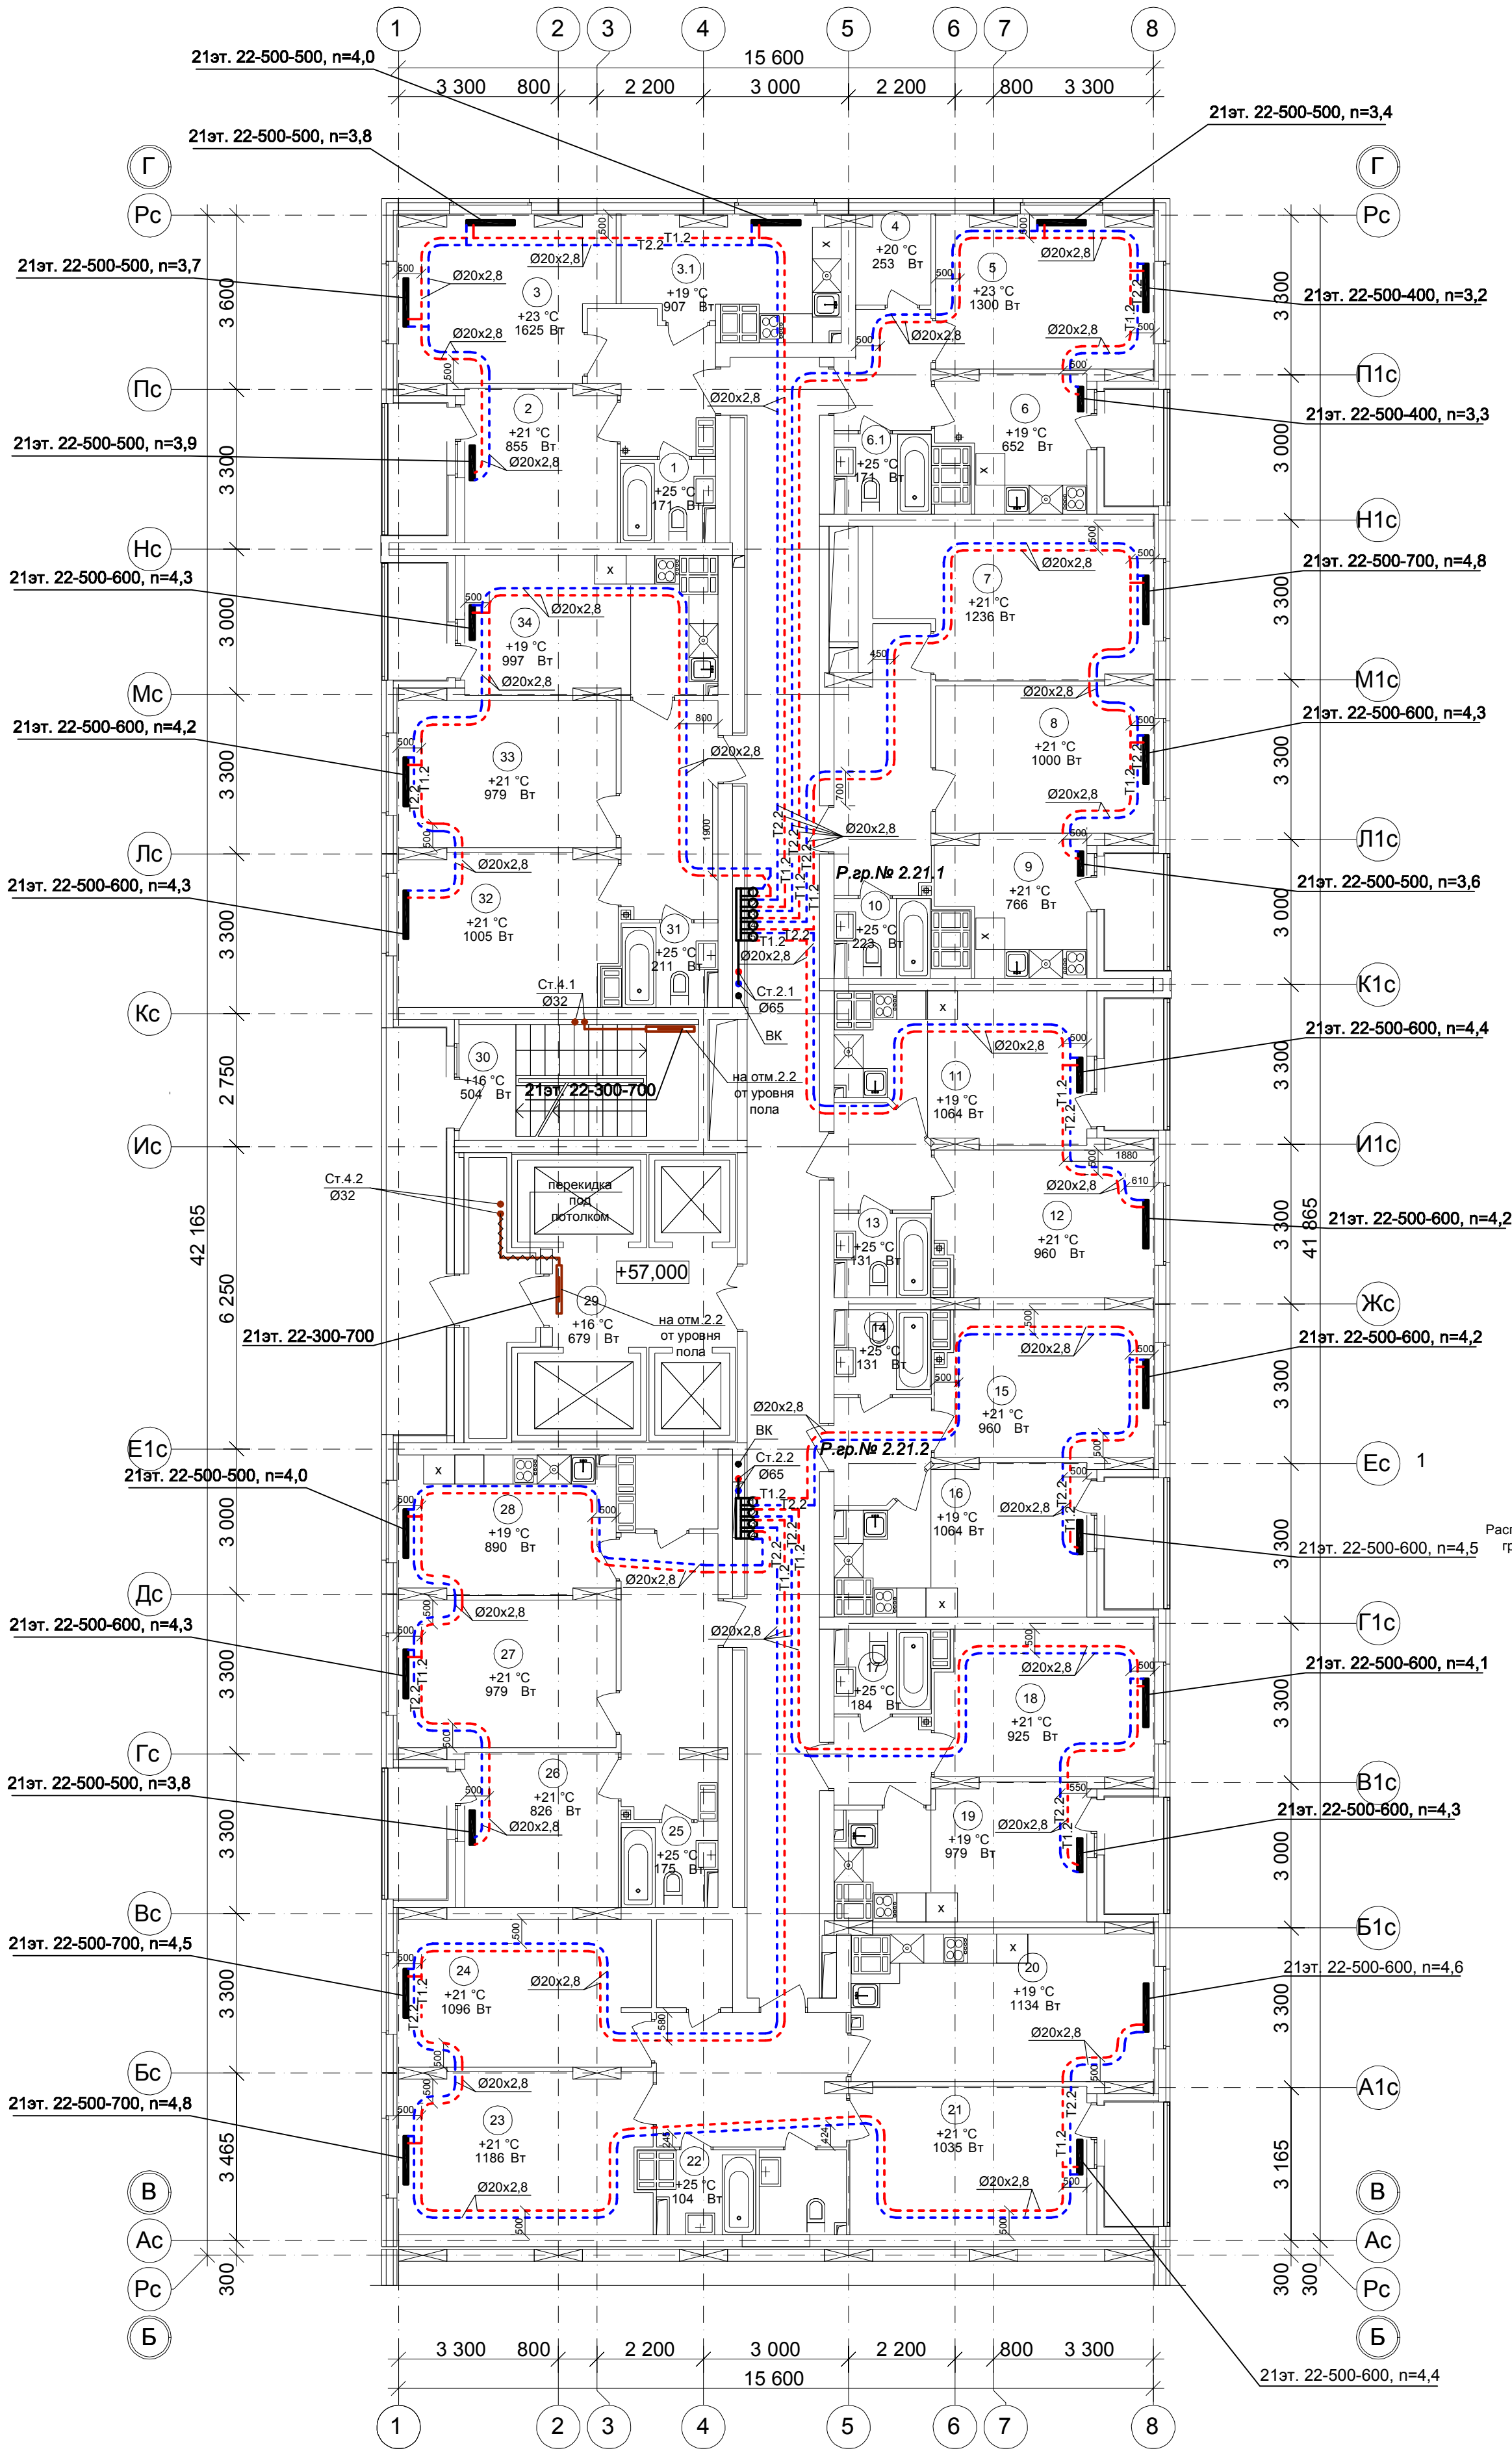


Условное обозначение :
Распределительная
ребенка № 1. 2. 1
порядковый номер ребенки
номер этажа
номер системы

Примечание:
1. Перехлест Т1 и Т2 выполнить в нише над уровнем пола у распределительной ребенки .
2. При монтаже систем отопления допускается смещение трубопроводов .
3. При прокладке под перегородками предусмотреть гильзы .

						101/17-ОВ			
						26-ти этажный 2-секционный многоквартирный жилой дом с помещениями общественного назначения №11 (по генплану). Жилищный комплекс "Анжуиновский парк" в д. Анжуиновка Кстовский район Нижегородской области			
Изм.	Кол.уч	Лист	№ док	Подпись	Дата		Стадия	Лист	Листов
Разраб.		Коротин					Р	34	
Рук. группы		Николаева				Отопление. План 21 этажа на отм.+57.000. Секция 2	ООО ФИРМА "СС Проект"		
Н.контр.		Николаева							
ГИП		Рыбин							

План 22 этажа на отм.+60.000.
Секция 2

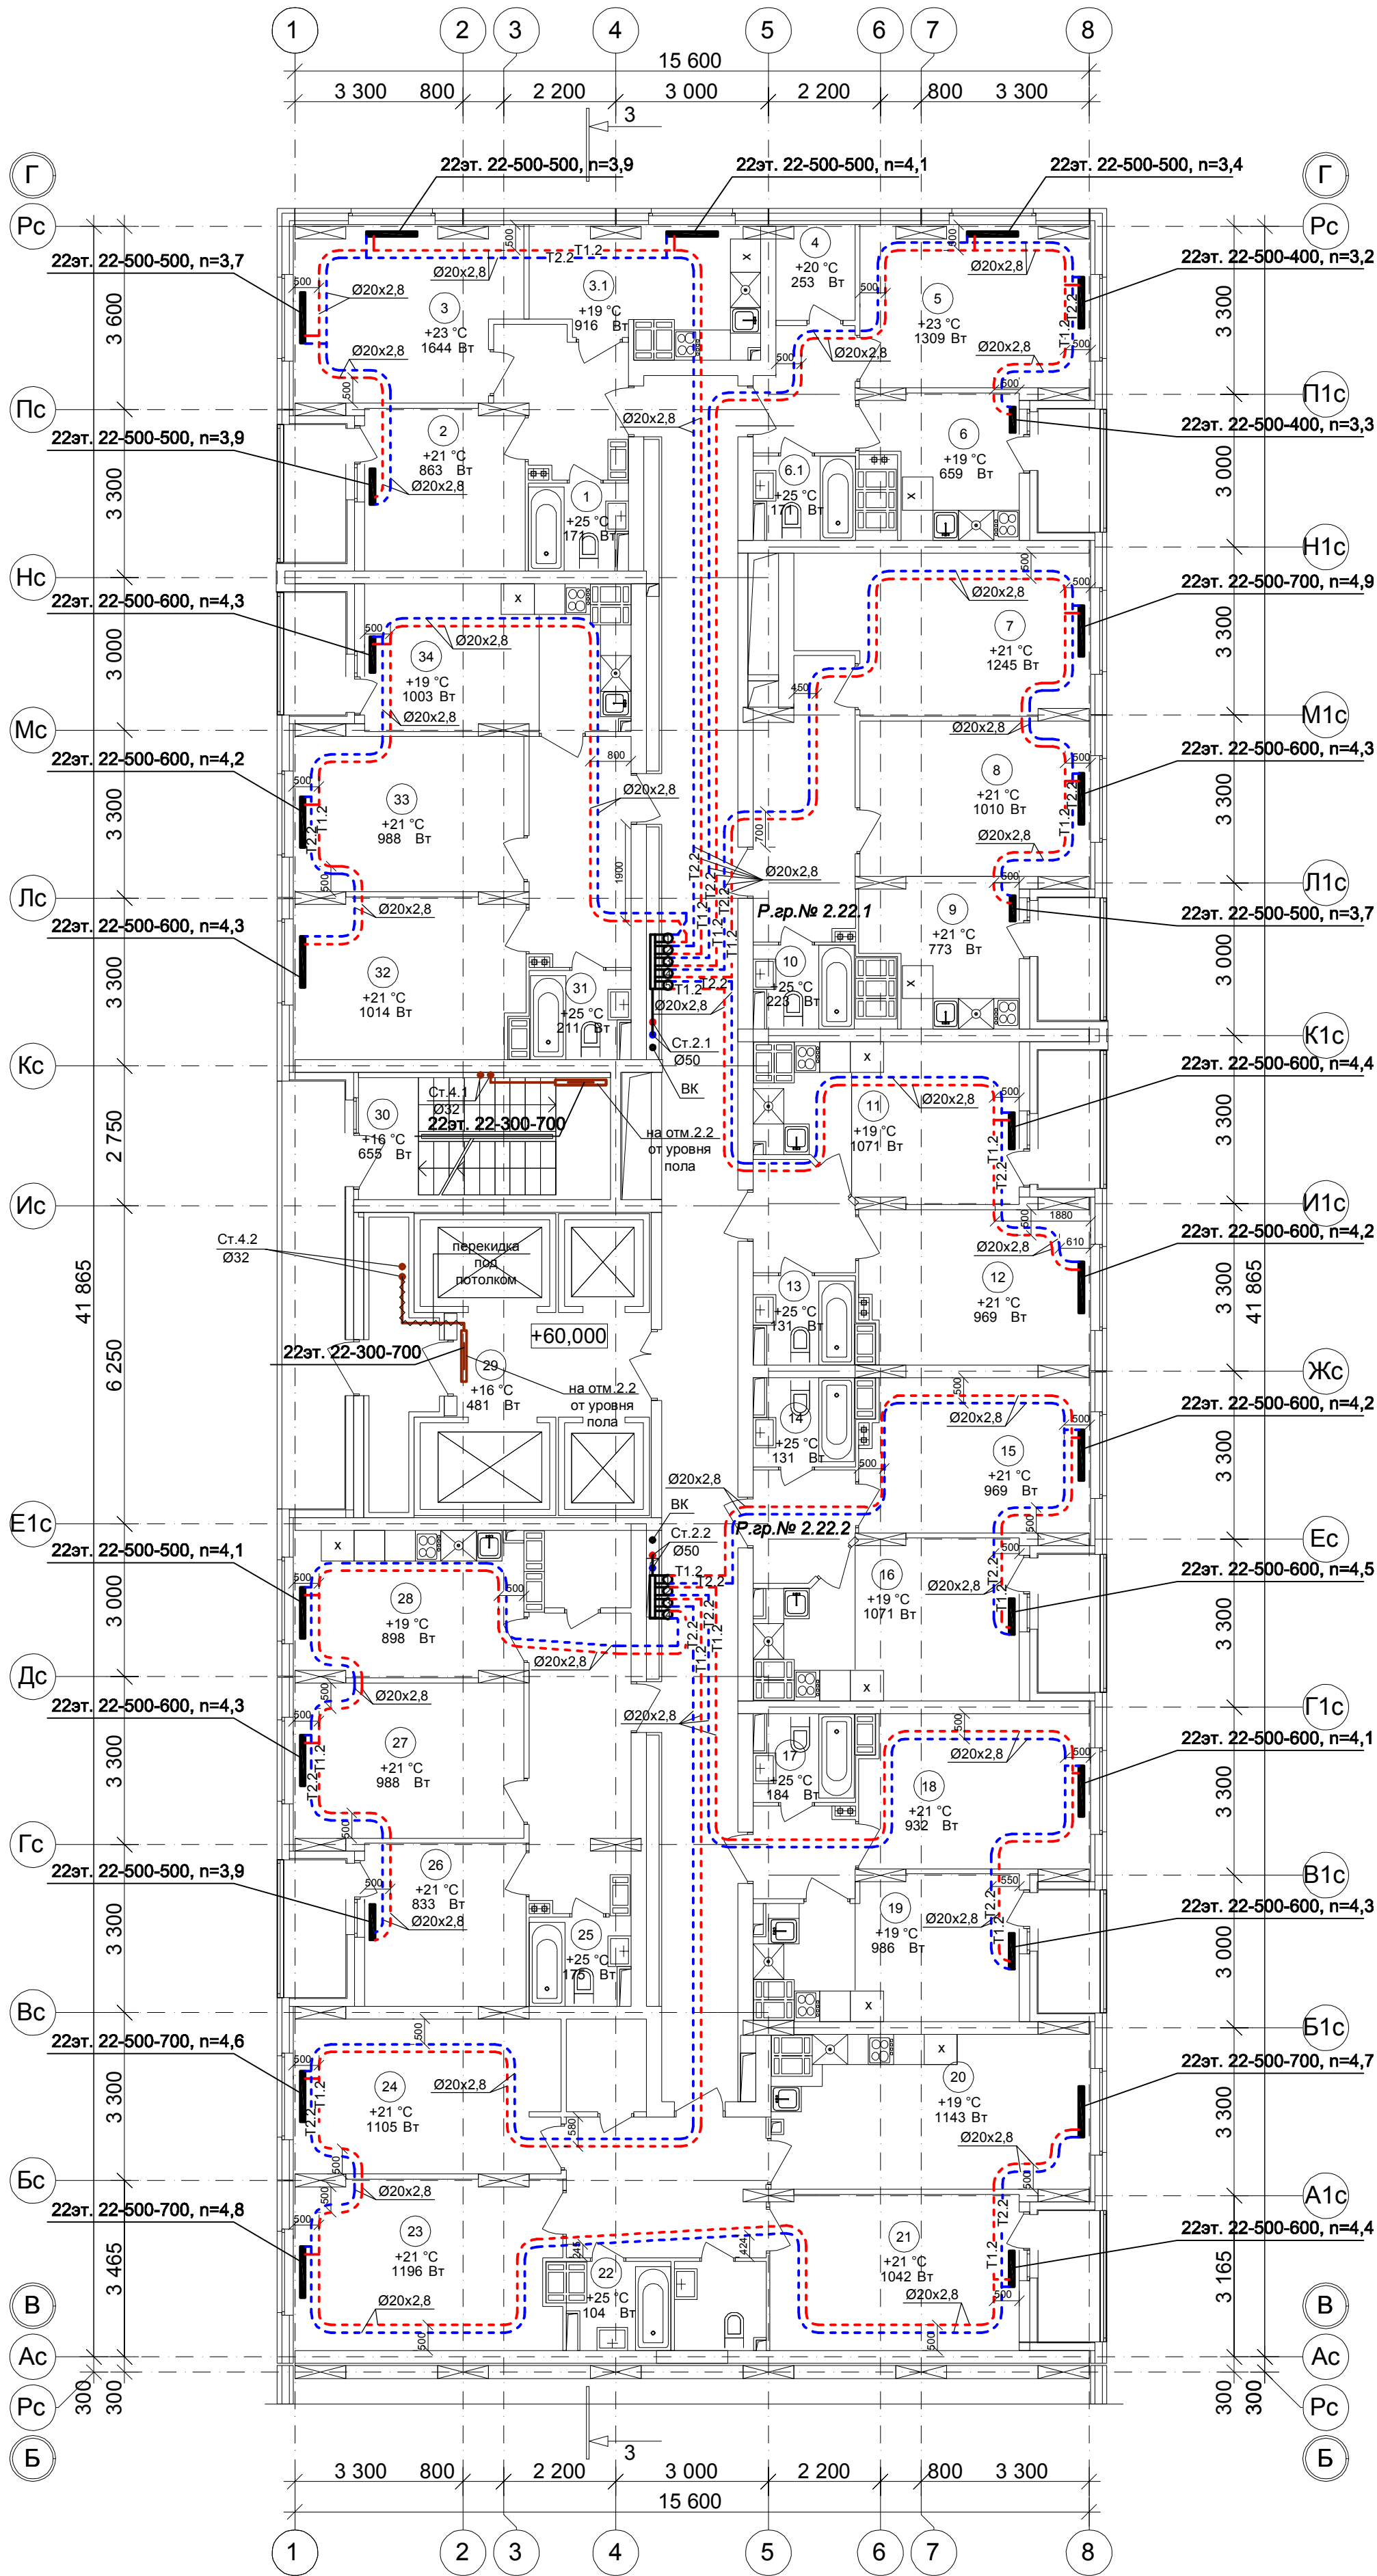

Условное обозначение :

Распределительная гребенка № 1. 2. 1

порядковый номер гребенки
номер этажа
номер системы

Примечание:


1. Перехлест Т1 и Т2 выполнить в нише над уровнем пола у распределительной гребенки .

2. При монтаже систем отопления допускается смещение трубопроводов .

3. При прокладке под перегородками предусмотреть гильзы .

						101/17-ОВ		
						26-ти этажный 2-секционный многоквартирный жилой дом с помещениями общественного назначения №11 (по генплану). Жилищный комплекс "Анжуиновский парк" в д. Анжуинов Кстовский район Нижегородской области		
Изм.	Кол.уч.	Лист	№ док.	Подпись	Дата	Р	Лист	Листов
Разраб.	Коротин						35	
Рук. группы	Николаева					Отопление. План 22 этажа на отм.+60.000. Секция 2		
Н.контр.	Николаева							
ГИП	Рыбин					ООО ФИРМА "СС Проект"		

План 23 этажа на отм.+63.000.
Секция 2

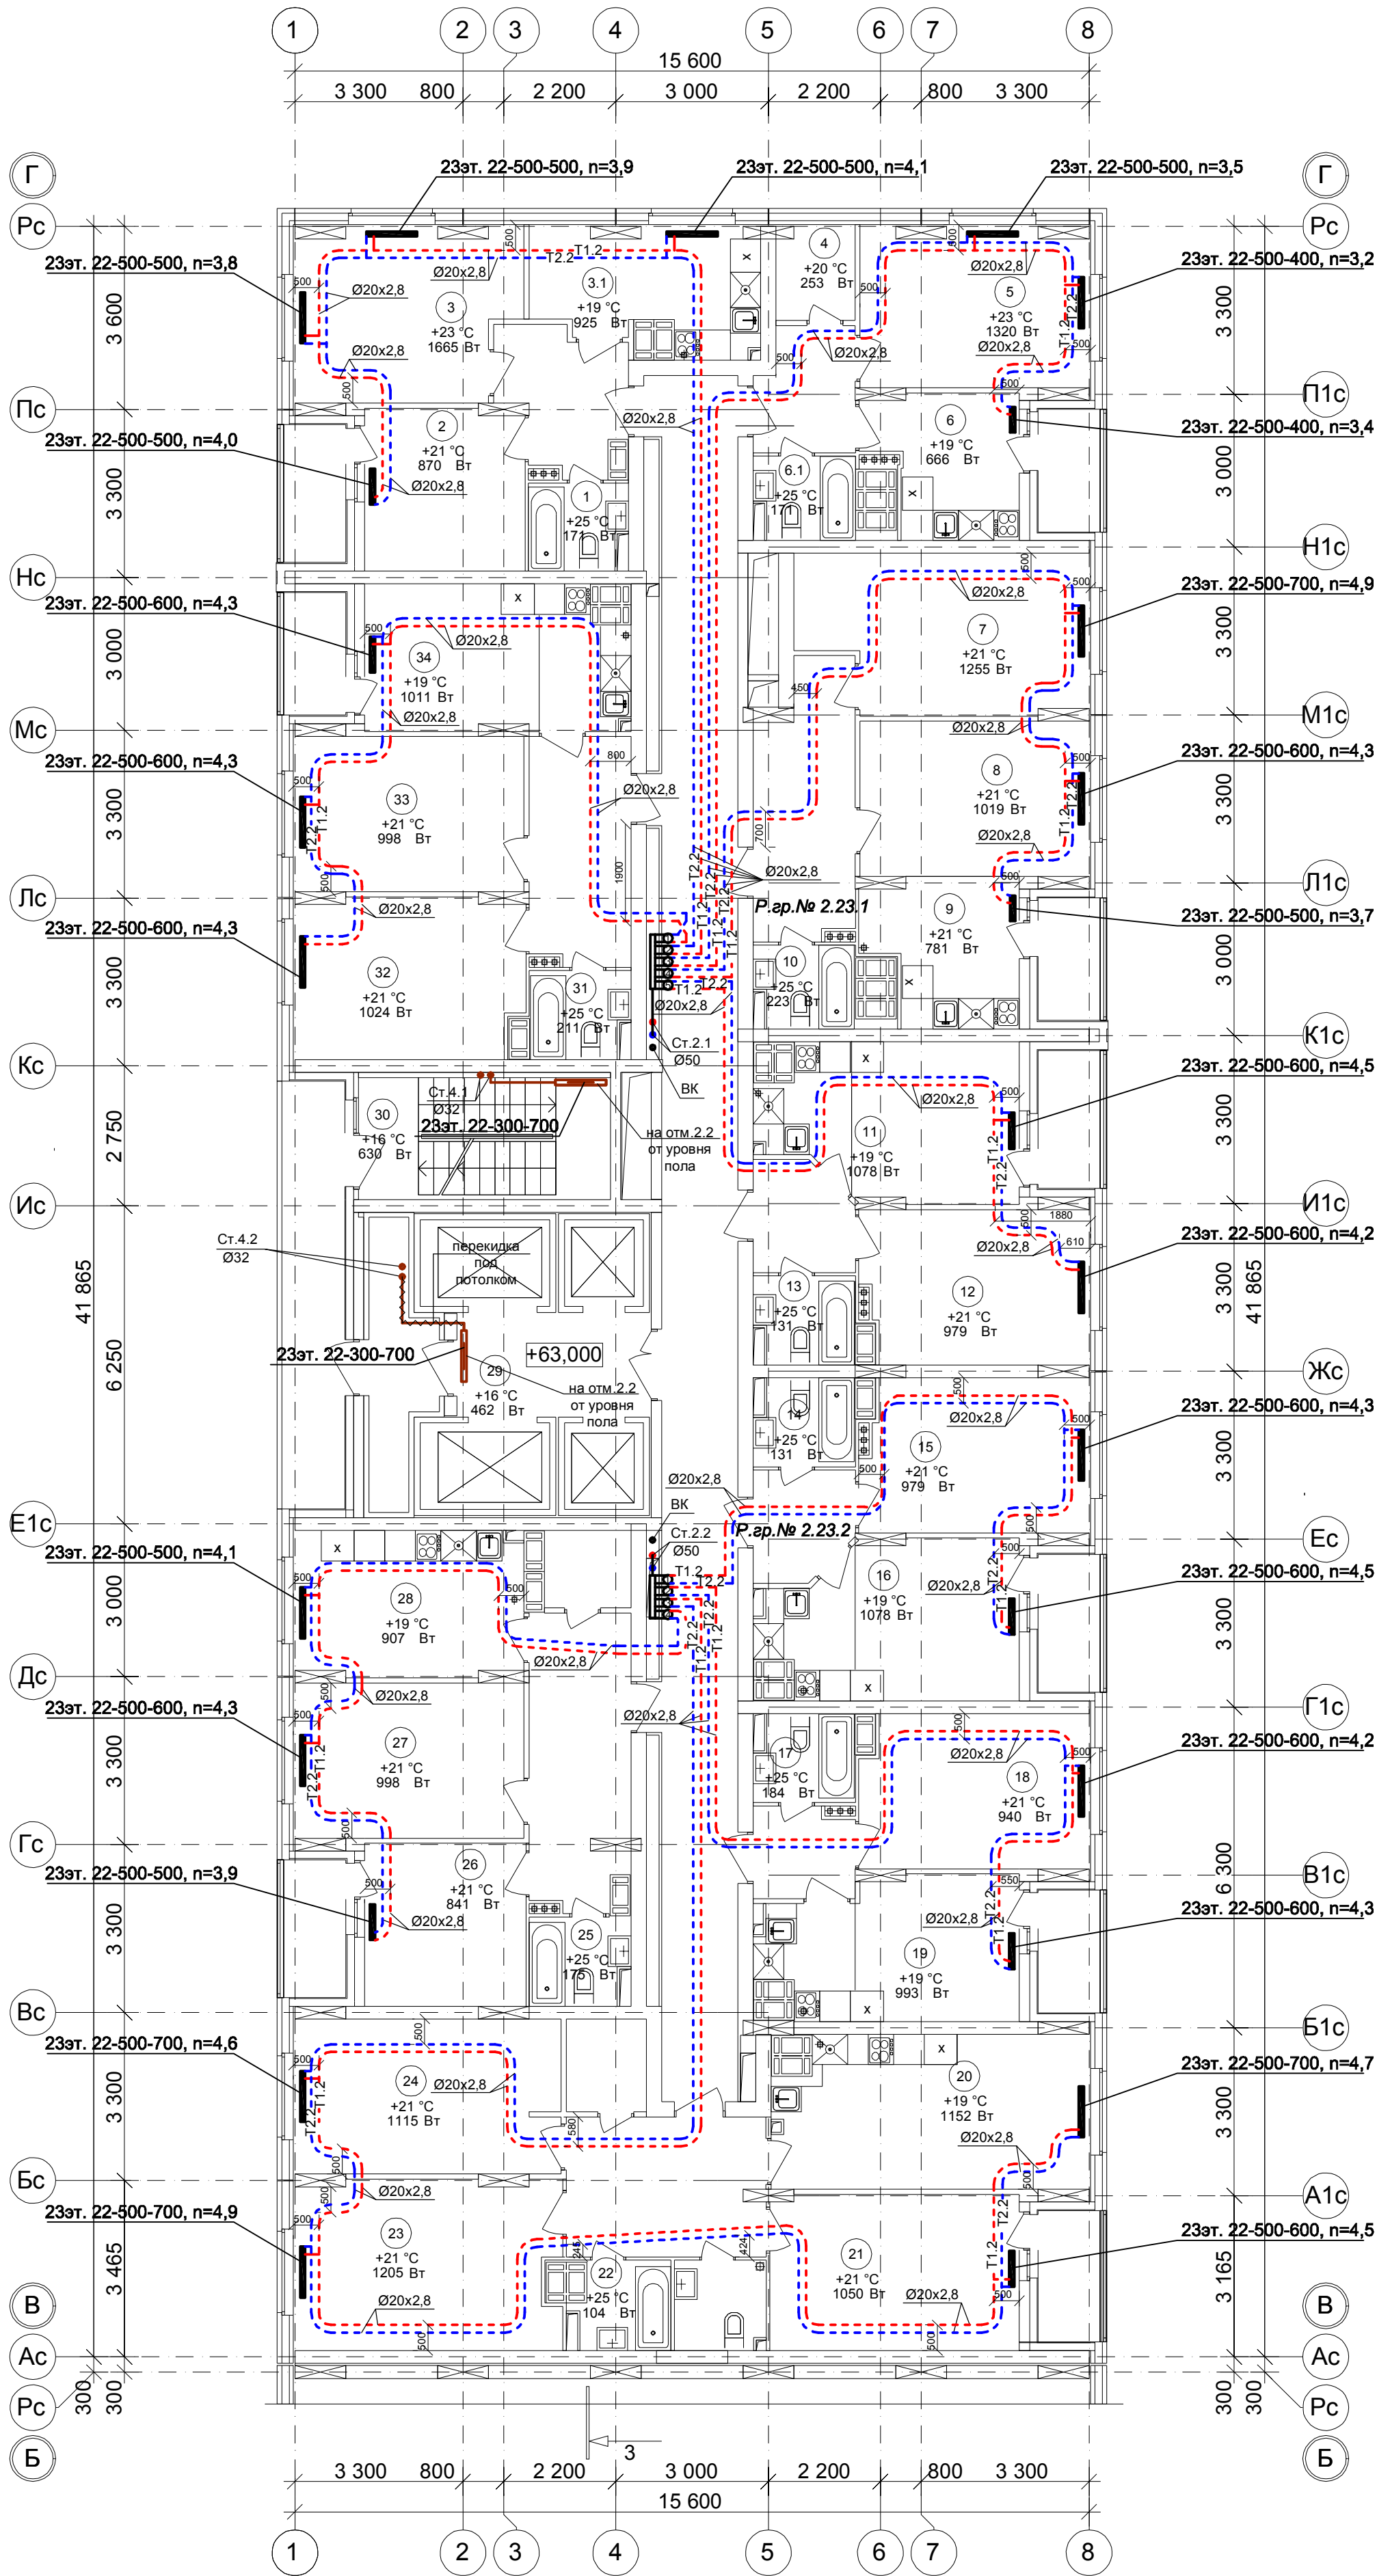


Условное обозначение :
Распределительная гребенка № 1. 2. 1
порядковый номер гребенки
номер этажа
номер системы

Примечание:
1. Перехлест Т1 и Т2 выполнить в нише над уровнем пола у распределительной гребенки .
2. При монтаже систем отопления допускается смещение трубопроводов .
3. При прокладке под перегородками предусмотреть гильзы .

						101/17-ОВ		
						26-ти этажный 2-секционный многоквартирный жилой дом с помещениями общественного назначения №11 (по генплану). Жилищный комплекс "Анжуиновский парк" в д. Анжуиновка Кстовский район Нижегородской области		
Изм.	Кол.уч.	Лист	№ док.	Подпись	Дата	Стадия	Лист	Листов
Разраб.	Коротин							
Рук. группы	Николаева					Р	36	
Н.контр.	Николаева					Отопление. План 23 этажа на отм.+63.000. Секция 2		ООО ФИРМА "СС Проект"
ГИП	Рыбин							

Секция 2

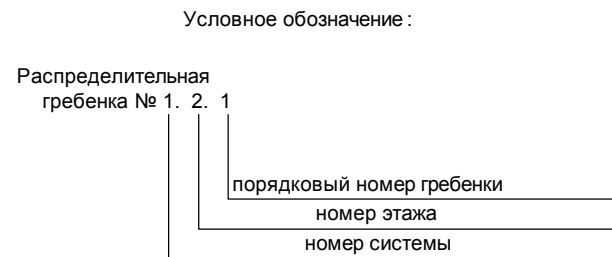

1. Перехлест Т1 и Т2 выполнить в нише над уровнем пола у распределительной гребенки .
2. При монтаже систем отопления допускается смещение трубопроводов .
3. При прокладке под перегородками предусмотреть гильзы .

						101/17-ОВ			
						26-ти этажный 2-секционный многоквартирный жилой дом с помещениями общественного назначения №11 (по генплану). Жилищный комплекс "Анкудиновский парк" в д. Анкудиновка Кстовский район Нижегородской области			
Изм.	Кол.уч	Лист	№ док	Подпись	Дата		Стадия	Лист	Листов
Разраб.		Коротин					Р	37	
Рук. группы		Николаева							
Н.контр.		Николаева				Отопление . План 24 этажа на отм.+66.000. Секция 2	ООО ФИРМА "СС Проект"		
ГИП		Рыбин							

Секция 2



							101/17-ОВ			
							26-ти этажный 2-секционный многоквартирный жилой дом с помещениями общественного назначения №11 (по генплану). Жилищный комплекс "Анудиновский парк" в д. Анкудиновка Кстовский район Нижегородской области			
Изм.	Кол.уч	Лист	№ док.	Подпись	Дата					
Разраб.	Коротин							Стадия	Лист	Листов
Рук. группы	Николаева							Р	38	
Н.контр.	Николаева					Отопление. План тех. этажа на отп.+68.980. Секция 2		ООО ФИРМА "СС Проект"		
ГИП	Рыбин									