


План подвала на отм.-3.100.
Секция 1


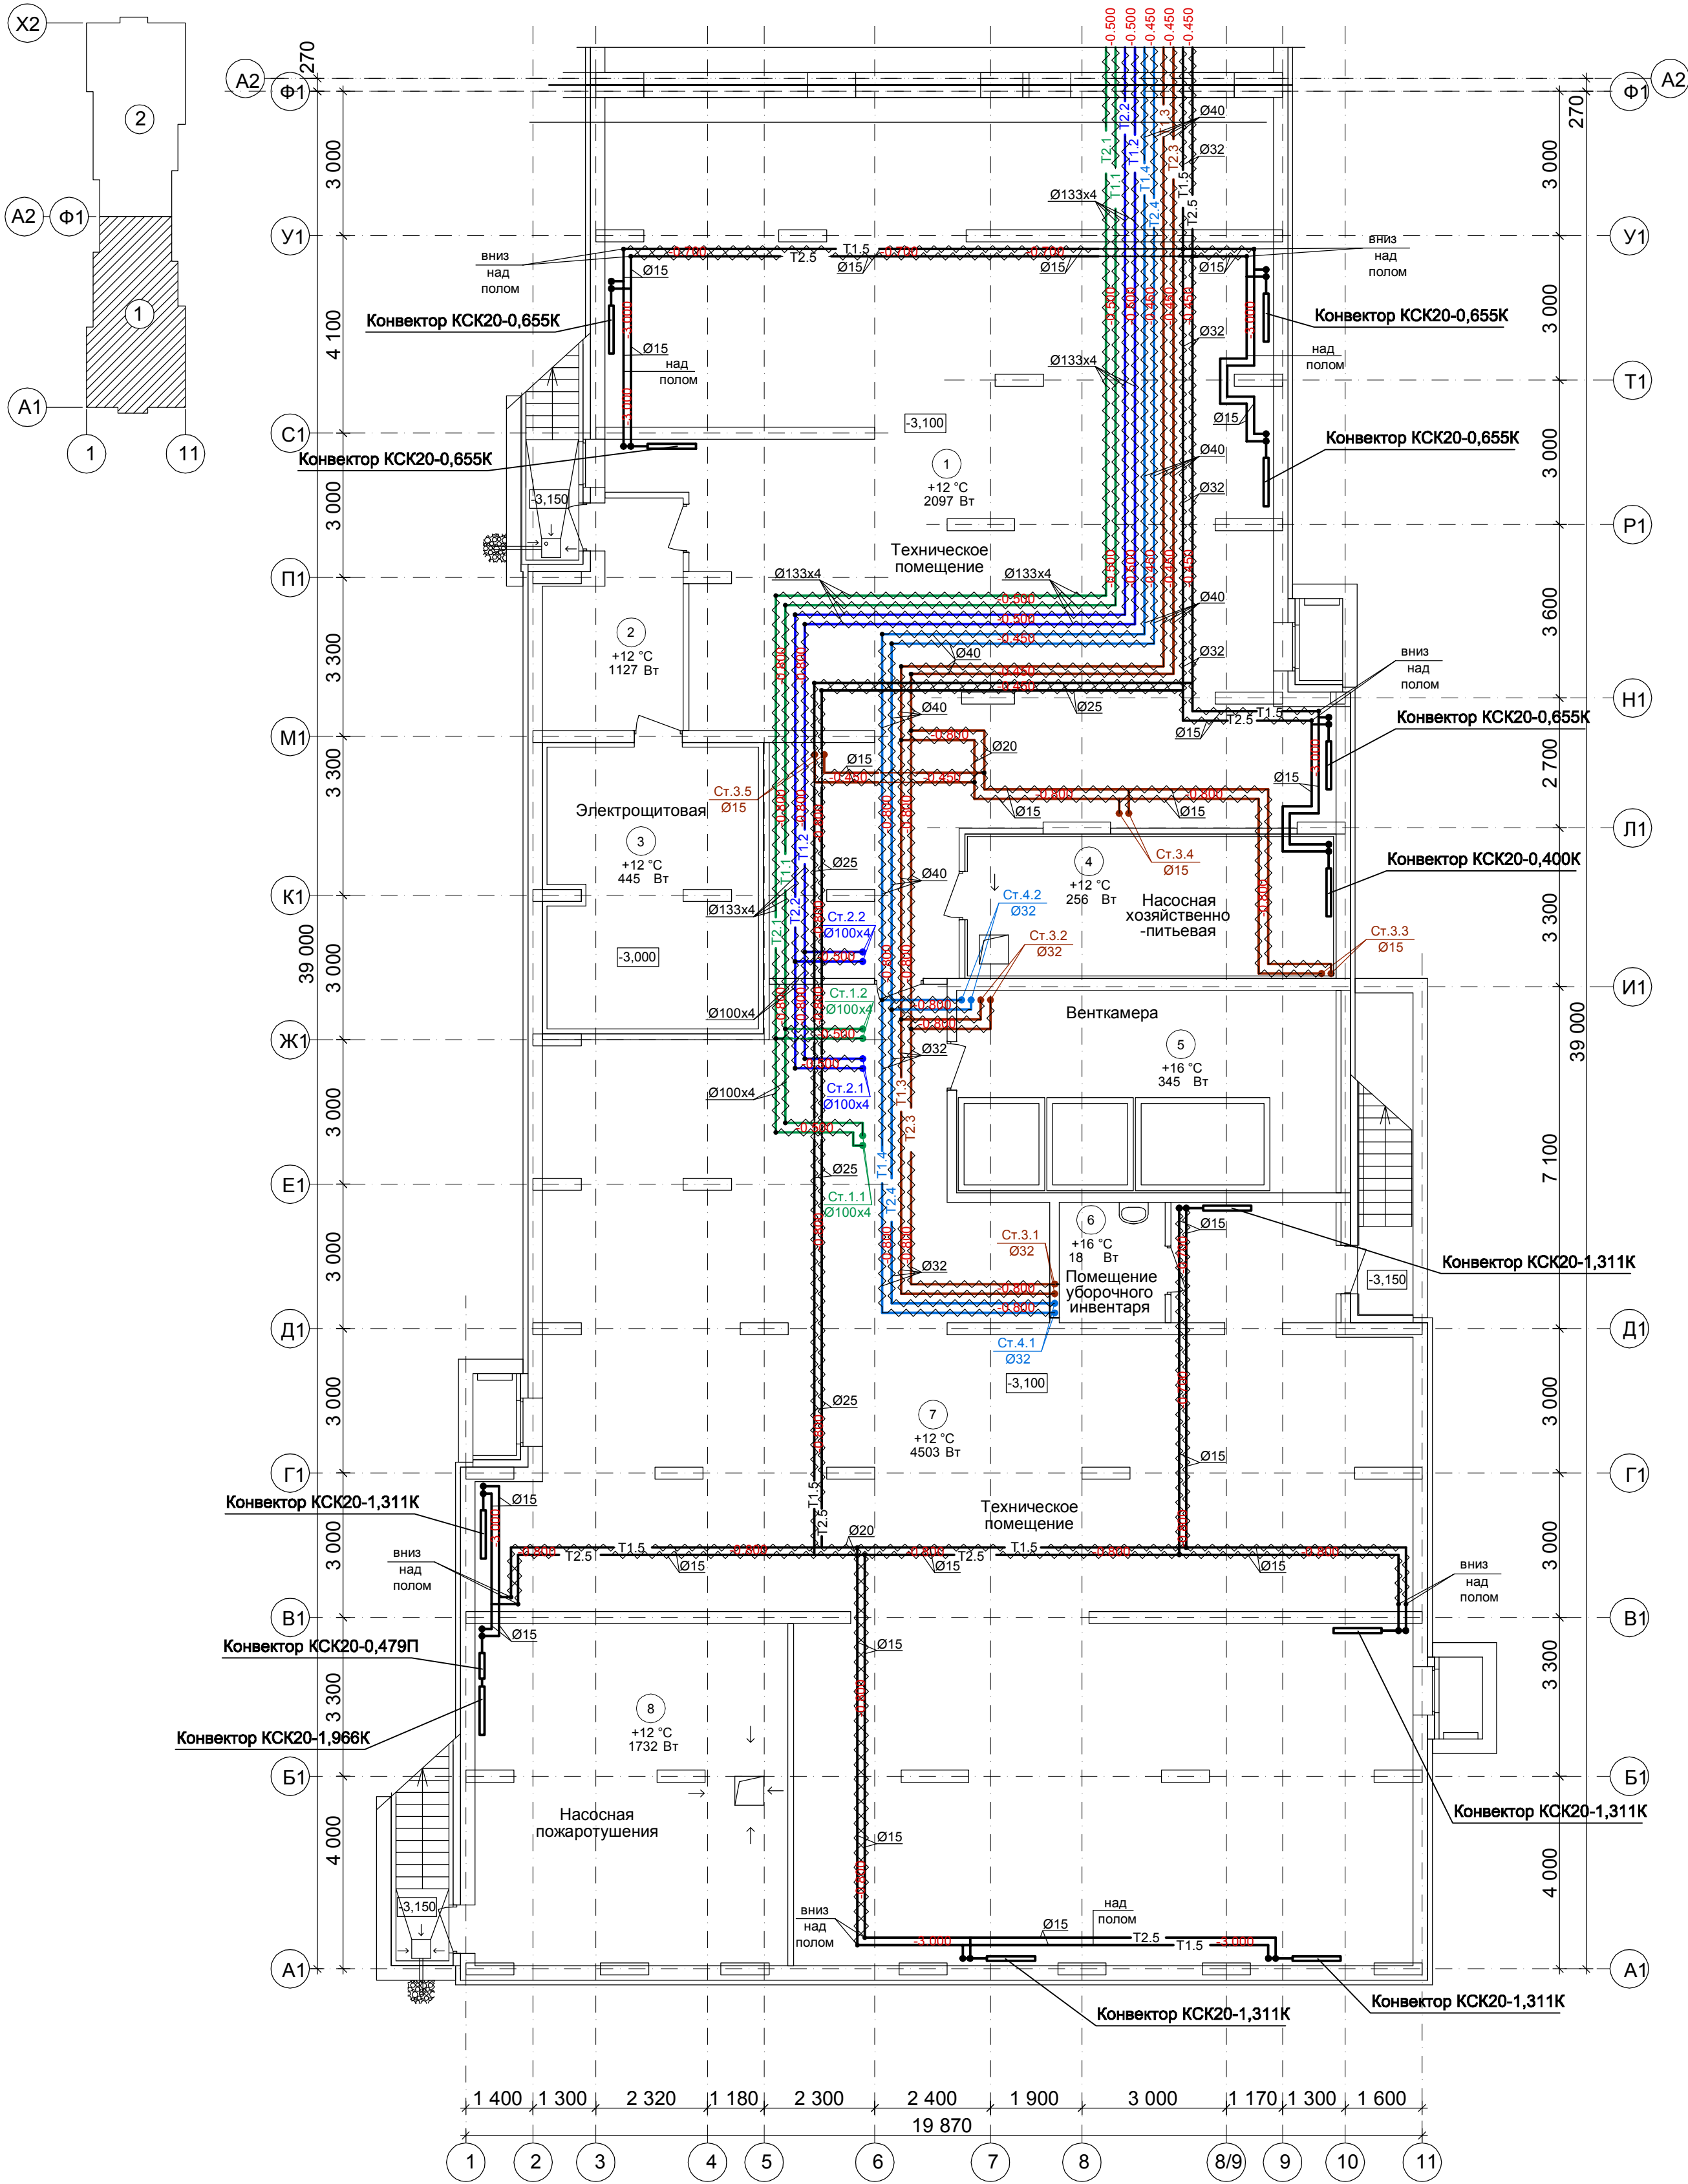


Условные обозначения :

- T1.1 - подающий трубопровод системы отопления №1(отопление жилья первой и второй секции - 1-ая зона (1-11эт));
T2.1 - обратный трубопровод системы отопления №1(отопление жилья первой и второй секции - 1-ая зона (1-11 эт));
T1.2 - подающий трубопровод системы отопления №2(отопление жилья первой и второй секции - 2-ая зона (12-22 эт));
T2.2 - обратный трубопровод системы отопления №2(отопление жилья первой и второй секции - 2-ая зона (12-22 эт));
T1.3 - подающий трубопровод системы отопления №3 (отопление лестничной клетки и лифтового холла первой и второй секции -1 зона (1эт - 11эт));
T2.3 - обратный трубопровод системы отопления №3 (отопление лестничной клетки и лифтового холла первой и второй секции -1 зона (1эт - 11эт));
T1.4 - подающий трубопровод системы отопления №4(отопление лестничной клетки и лифтового холла - 2 зона (12эт - тех.эт));
T2.4 - обратный трубопровод системы отопления №4(отопление лестничной клетки и лифтового холла - 2 зона (12эт - тех.эт));
T1.5 - подающий трубопровод системы отопления №5(отопление подвала и технических помещений подвала);
T2.5 - обратный трубопровод системы отопления №5(отопление подвала и технических помещений подвала).

59/17-ОВ					
23-этажный 2-х секционный многоквартирный жилой дом №14 (по генплану). Жилищный комплекс "Анкудиновский парк" в д.Анкудиновка Кстовского района Нижегородской области. Застройщик: ООО "КМ Анкудиновка"					
Изм.	Кол.уч.	Лист	№ док	Подпись	Дата
2	3АМ				02.19
Разраб.	Коротин				
Рук. группы	Николаева				
Н.контр.	Николаева				
ГИП	Рыбин				
Отопление. План подвала на отм.-3.100. Секция 1				Стадия	Лист
				Р	2
				Листов	
				ООО ФИРМА "СС Проект"	

План 1 этажа на отм.0.000.
Секция 1

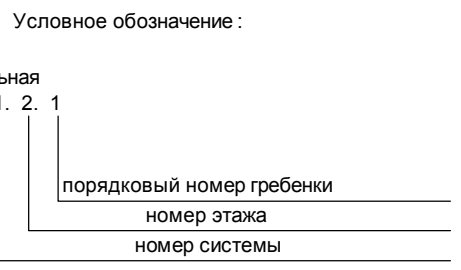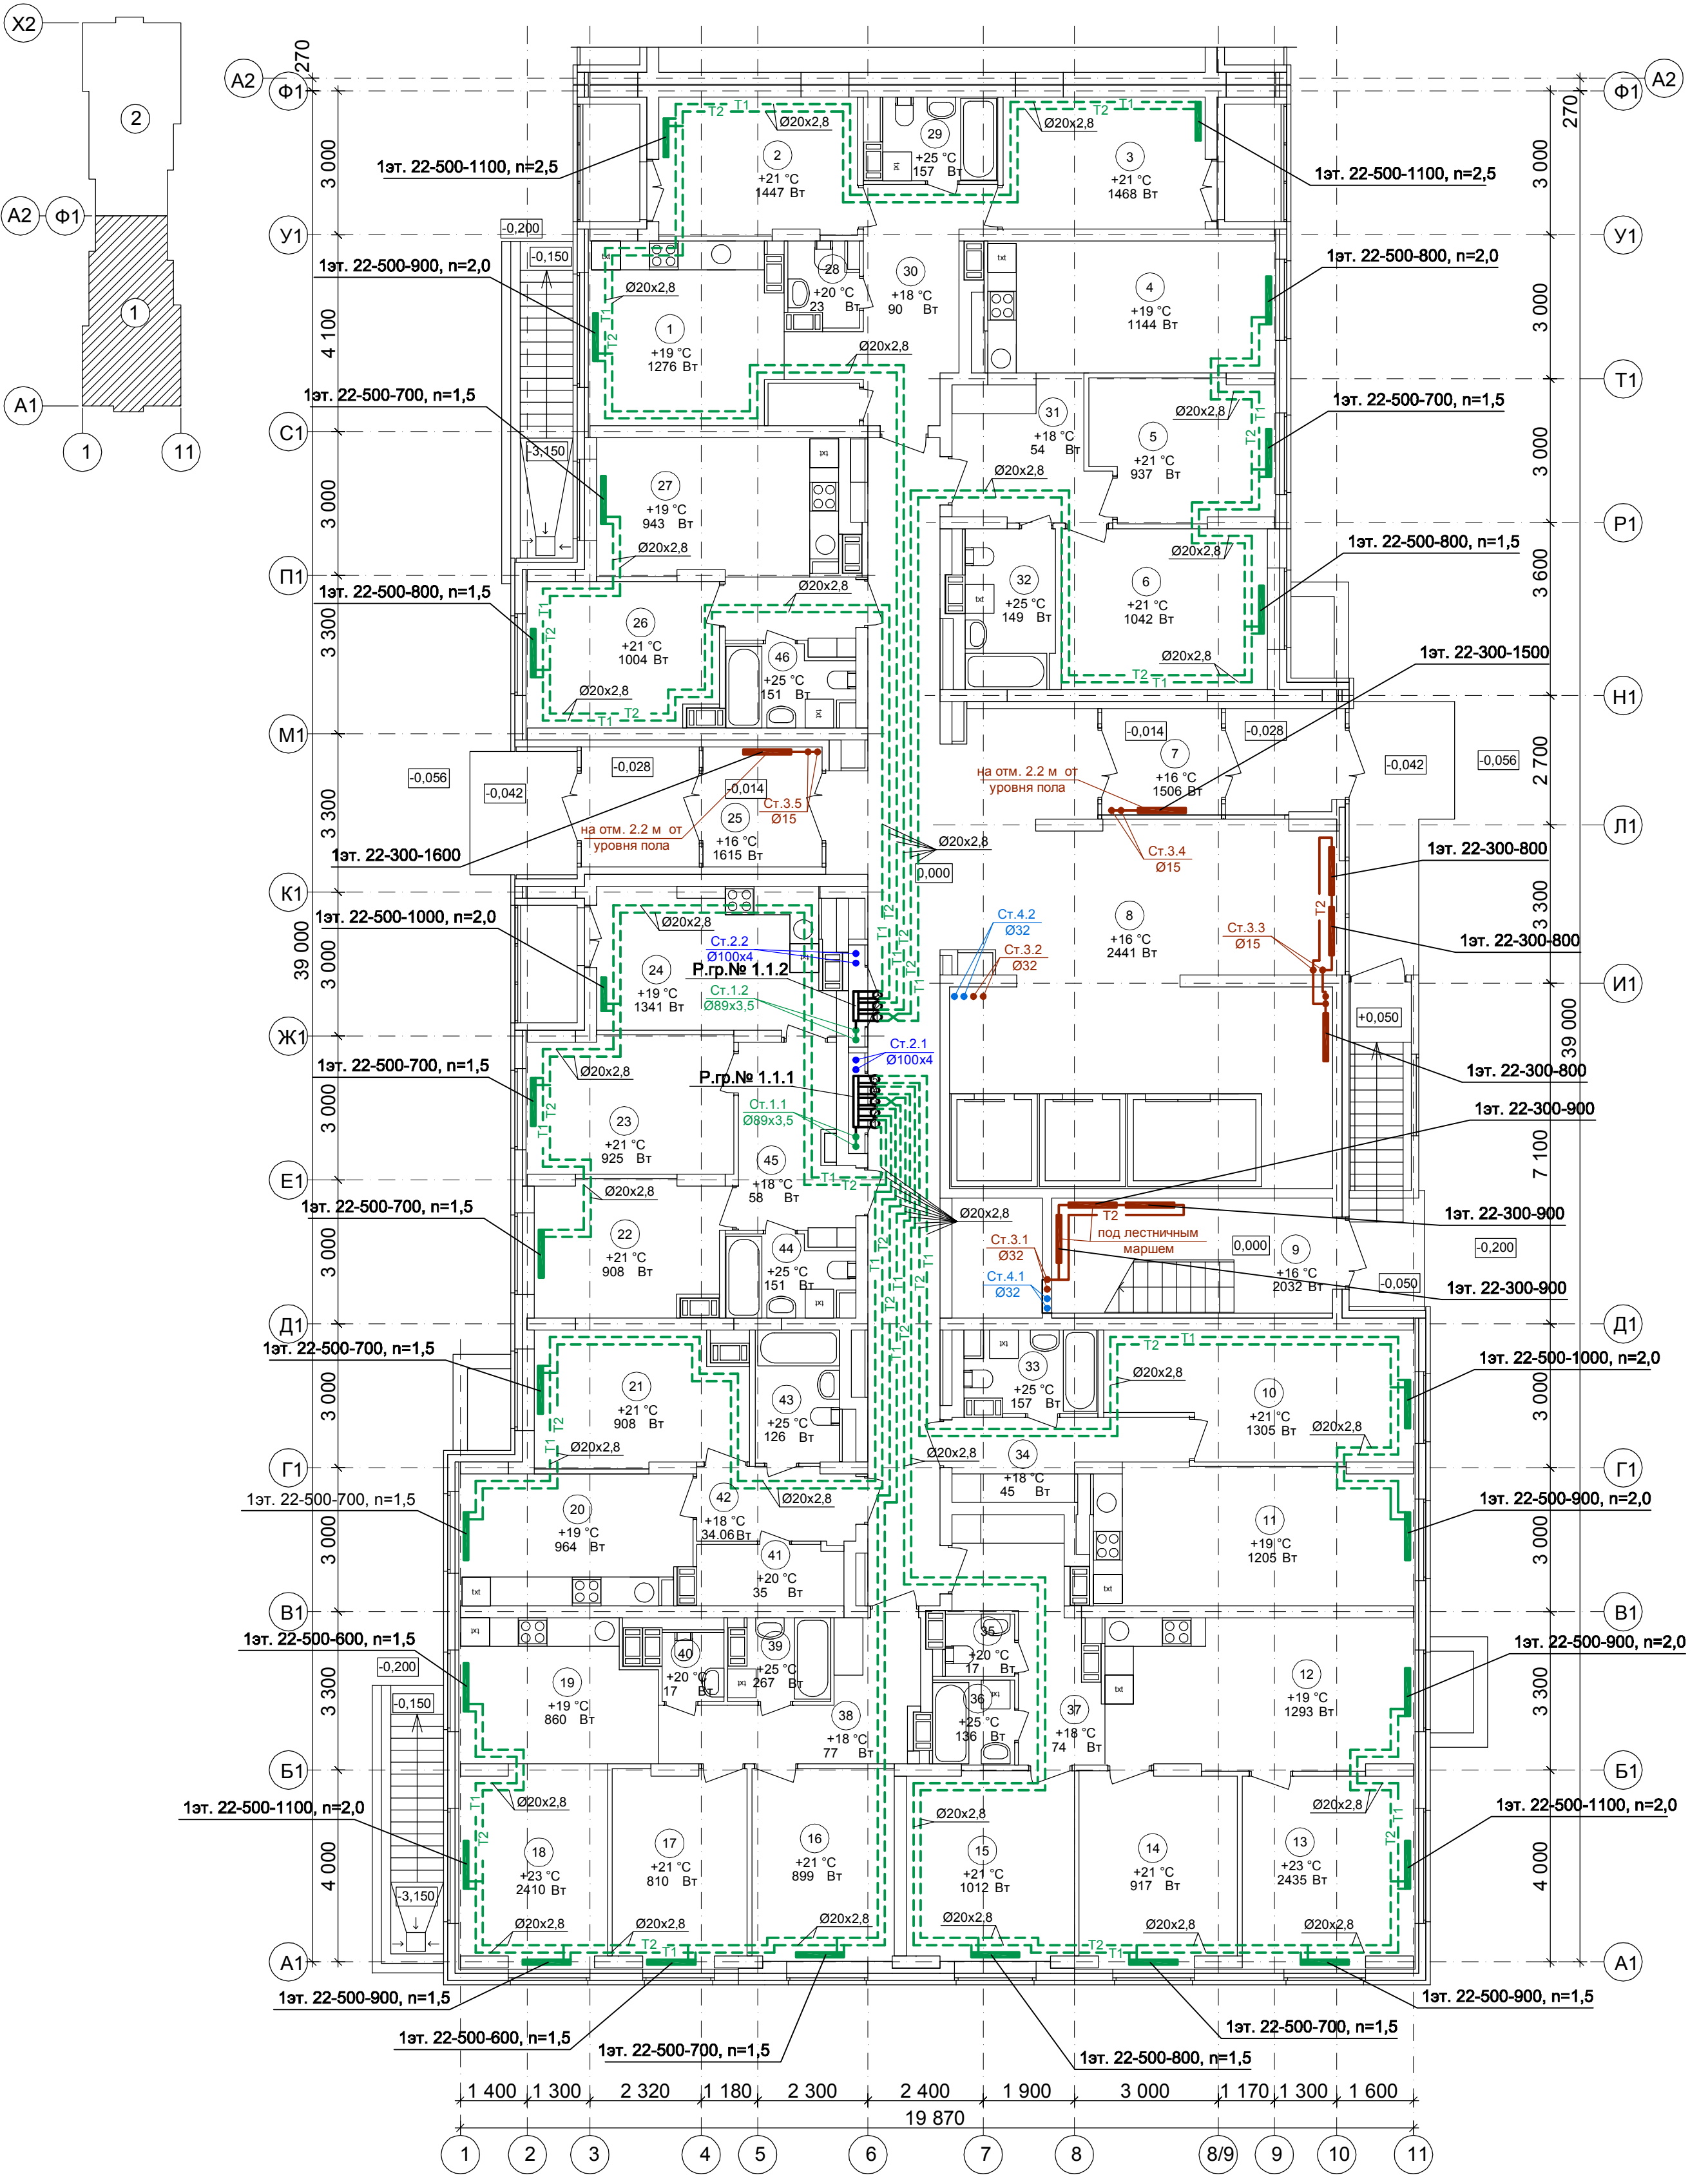

Примечание:


1. Перехлест Т1 и Т2 выполнить в нише над уровнем пола у распределительной гребенки .

2. При монтаже систем отопления допускается смещение трубопроводов .

3. При прокладке под перегородками предусмотреть гильзы .

						59/17-ОВ			
						23-этажный 2-х секционный многоквартирный жилой дом №14 (по генплану). Жилищный комплекс "Анкудиновский парк" в д.Анкудиновка Кстовского района Нижегородской области. Застройщик: ООО "КМ Анкудиновка"			
Изм.	Кол.уч	Лист	№ док	Подпись	Дата		Стадия	Лист	Листов
Разраб.	Коротин						Р	3	
Рук. группы	Николаева								
						Отопление. План 1 этажа на отм .0.000. Секция 1		ООО ФИРМА "СС Проект"	
Н.контр.	Николаева								
ГИП	Рыбин								

План 2 этажа на отм.+3,000.
Секция 1

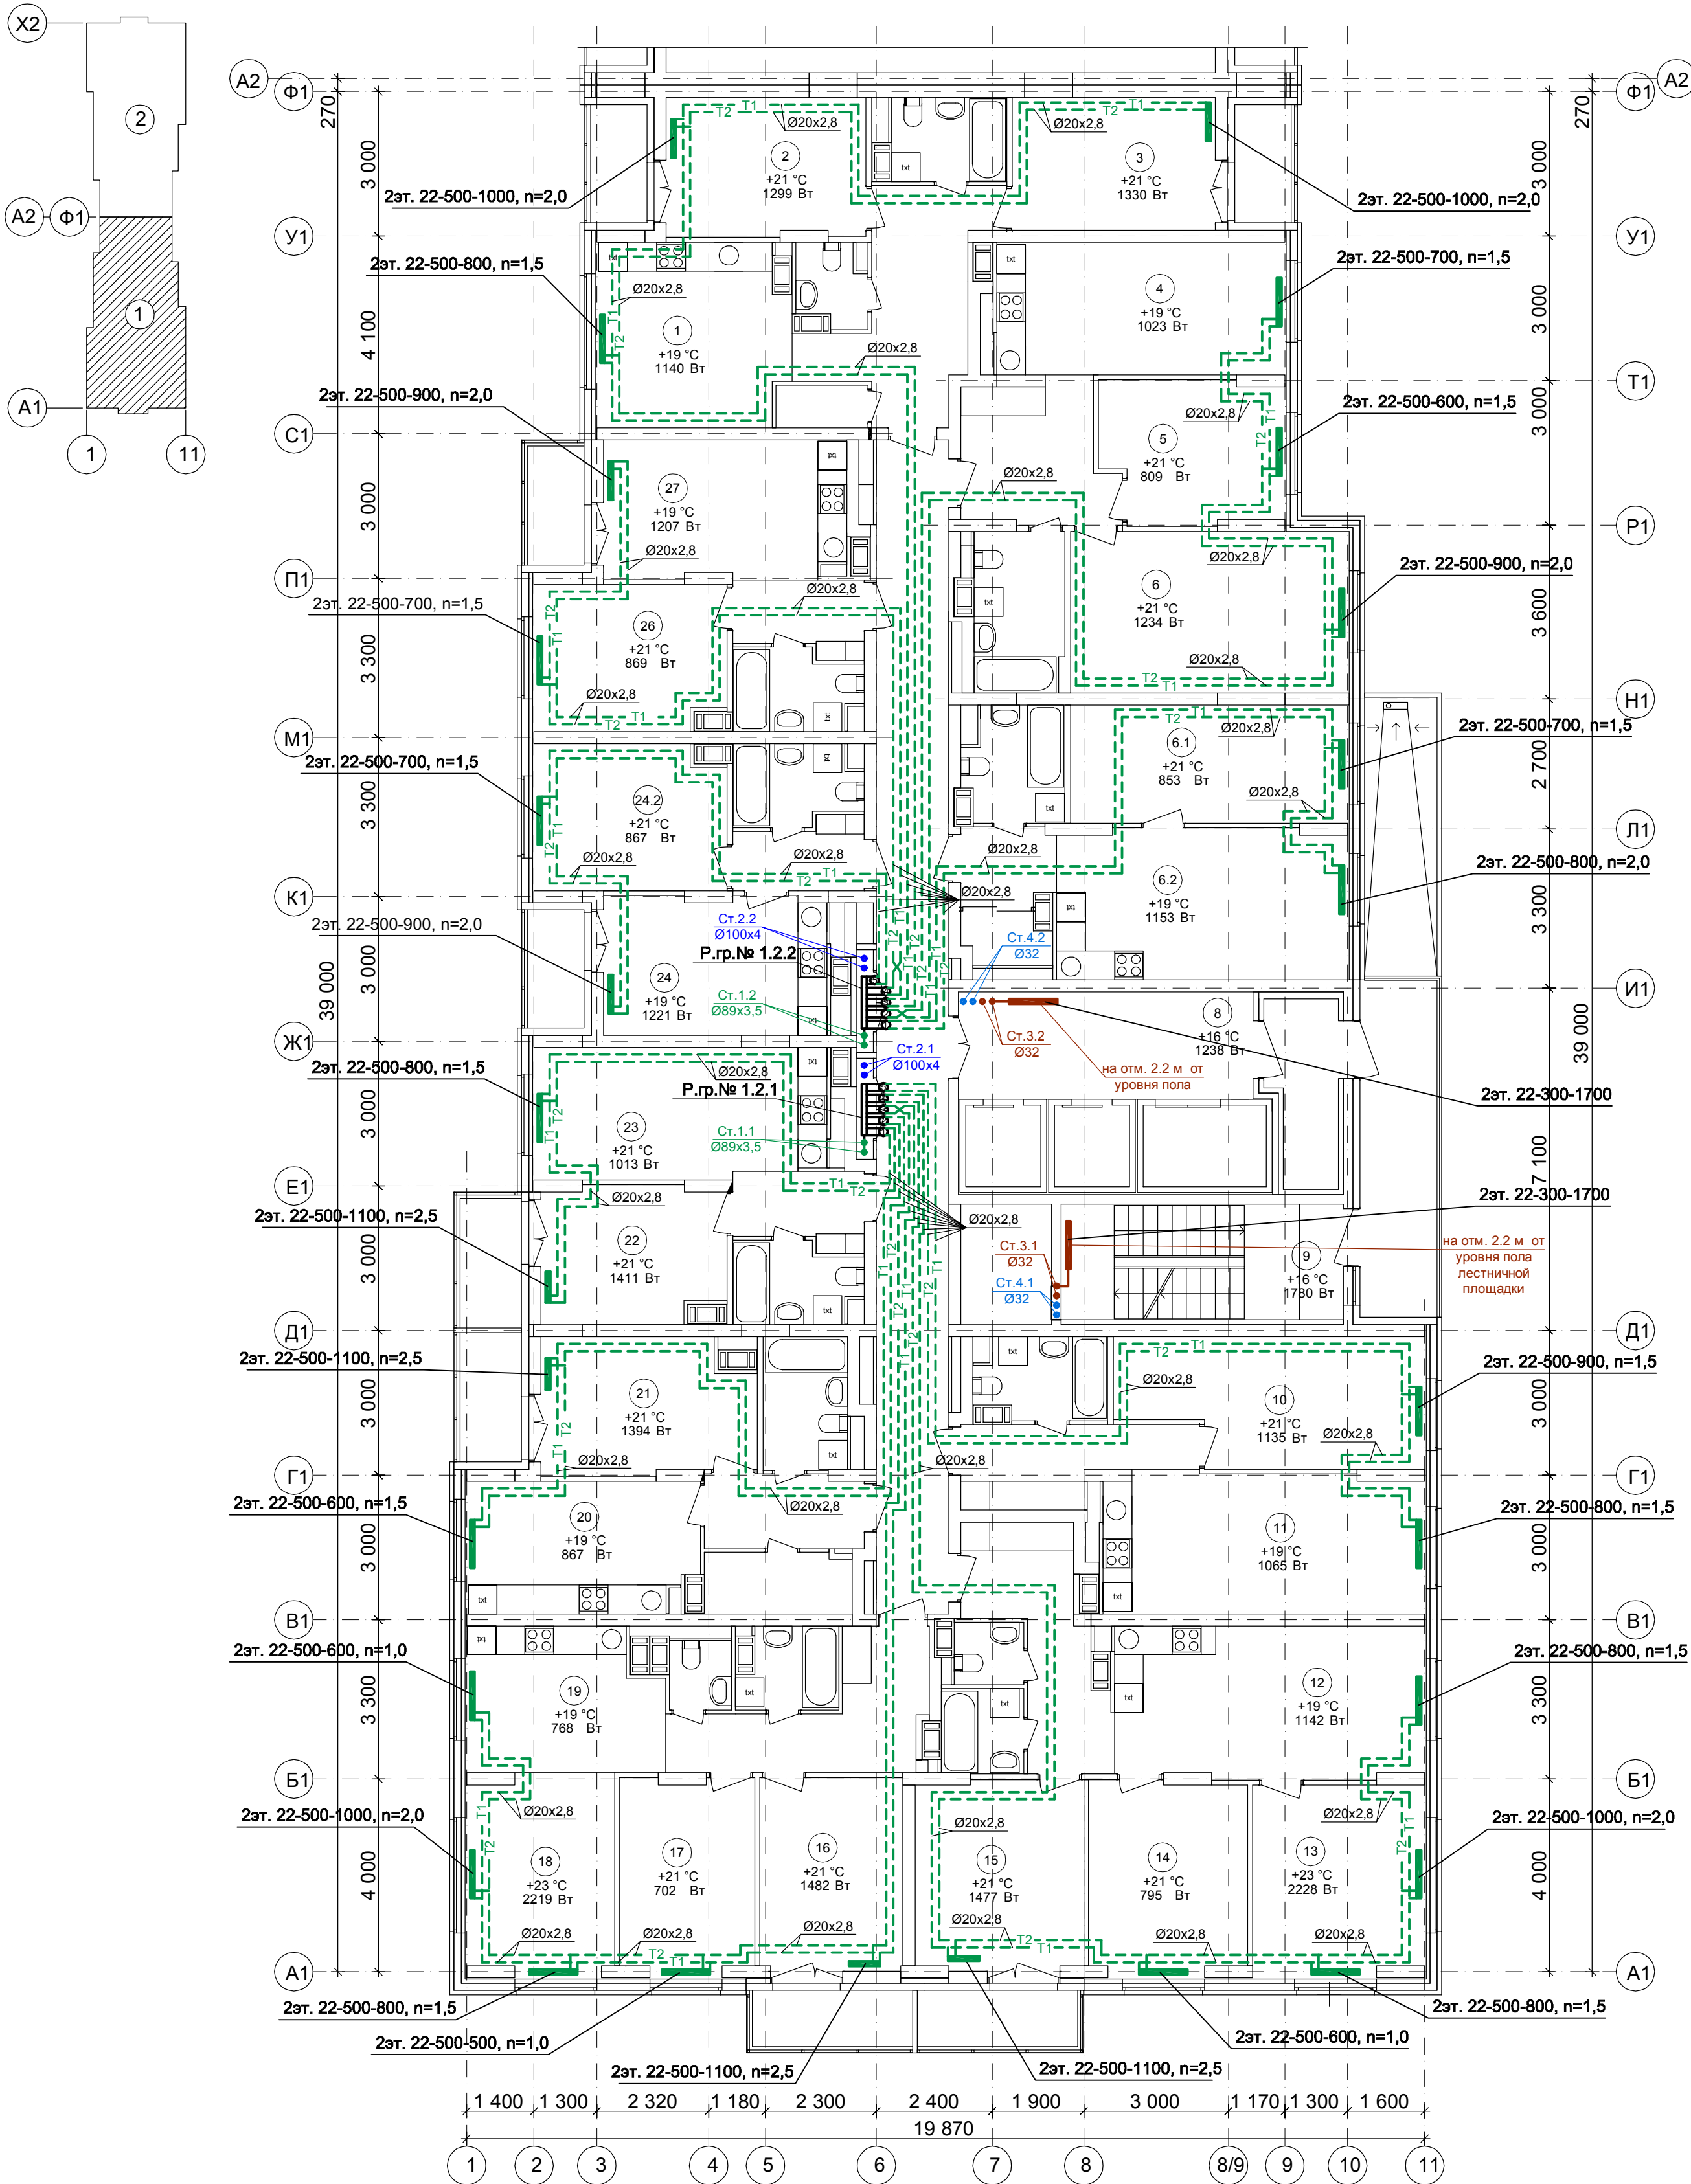


Условное обозначение :



Примечание:
1. Перехлест Т1 и Т2 выполнить в нише над уровнем пола у распределительной гребенки .
2. При монтаже систем отопления допускается смещение трубопроводов .
3. При прокладке под перегородками предусмотреть гильзы .

						59/17-ОВ		
						23-этажный 2-х секционный многоквартирный жилой дом №14 (по генплану). Жилищный комплекс "Анудинский парк" в д.Анудинка Кстовского района Нижегородской области. Застройщик: ООО "КМ Анкудиновка"		
Изм.	Кол.уч.	Лист	№ док	Подпись	Дата	Стадия	Лист	Листов
Разраб.	Коротин					Р	4	
Рук. группы	Николаева							
Н.контр.	Николаева							
ГИП	Рыбин							
						Отопление. План 2 этажа на отм.+3,000. Секция 1		
						ООО ФИРМА "СС Проект"		

План 3-5 этажа на отм.+6.000,+9.000,+12.000.
Секция 1

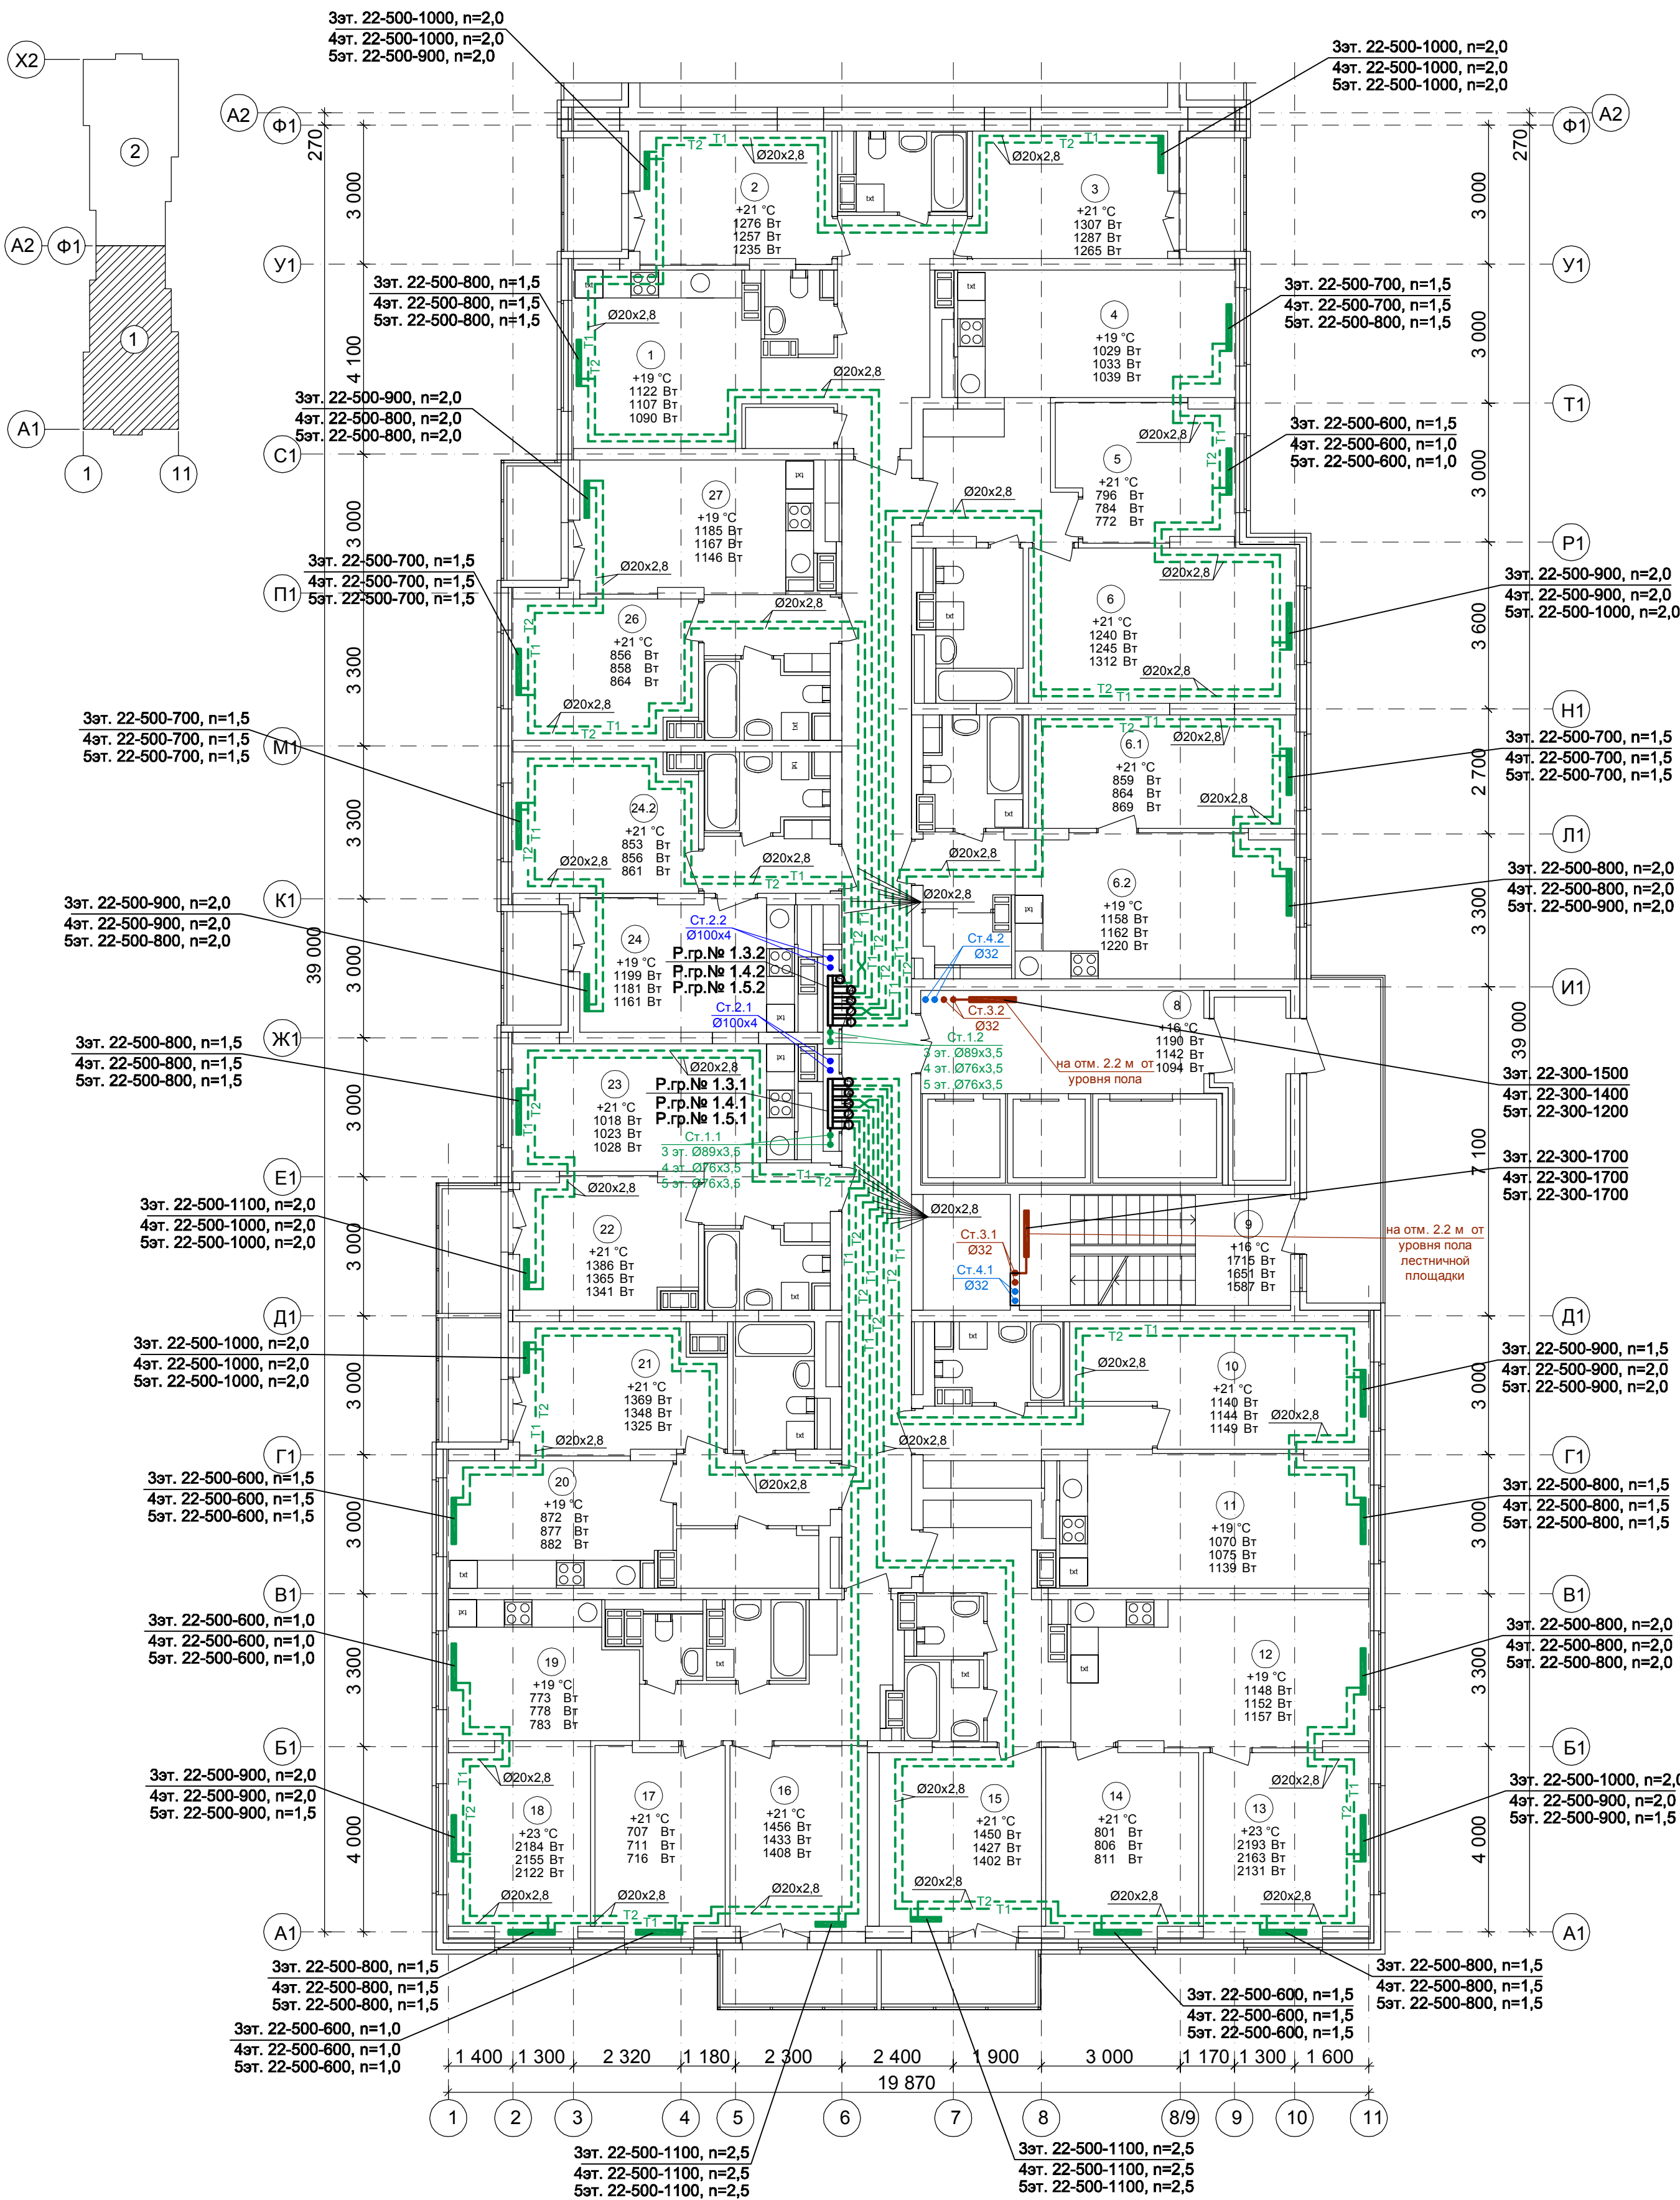

Условное обозначение:

Распределительная

ребенка № 1. 2. 1

порядковый номер гребенки

номер этажа


номер системы

Примечание:

1. Перехлест Т1 и Т2 выполнить в нише над уровнем пола у распределительной гребенки.
2. При монтаже систем отопления допускается смещение трубопроводов.
3. При прокладке под перегородками предусмотреть гильзы.

59/17-ОВ					
23-этажный 2-х секционный многоквартирный жилой дом №14 (по генплану). Жилищный комплекс "Анжуновский парк" в д. Анжуновка Истринского района Нижегородской области. Застройщик: ООО "КМ Анжуновка"					
Изм.	Кол.уч.	Лист	№ док.	Подпись	Дата
Разраб.	Коротин				
Рук. группы	Николаева				
Н.контр.	Николаева				
ГИП	Рыбин				
Отопление. План 3-5 этажа на отм.+6.000,+9.000, +12.000. Секция 1				Стадия	Лист
				Р	5
				ООО ФИРМА "СС Проект"	

План 6-8 этажа на отм.+15.000,+18.000,+21.000.
Секция 1

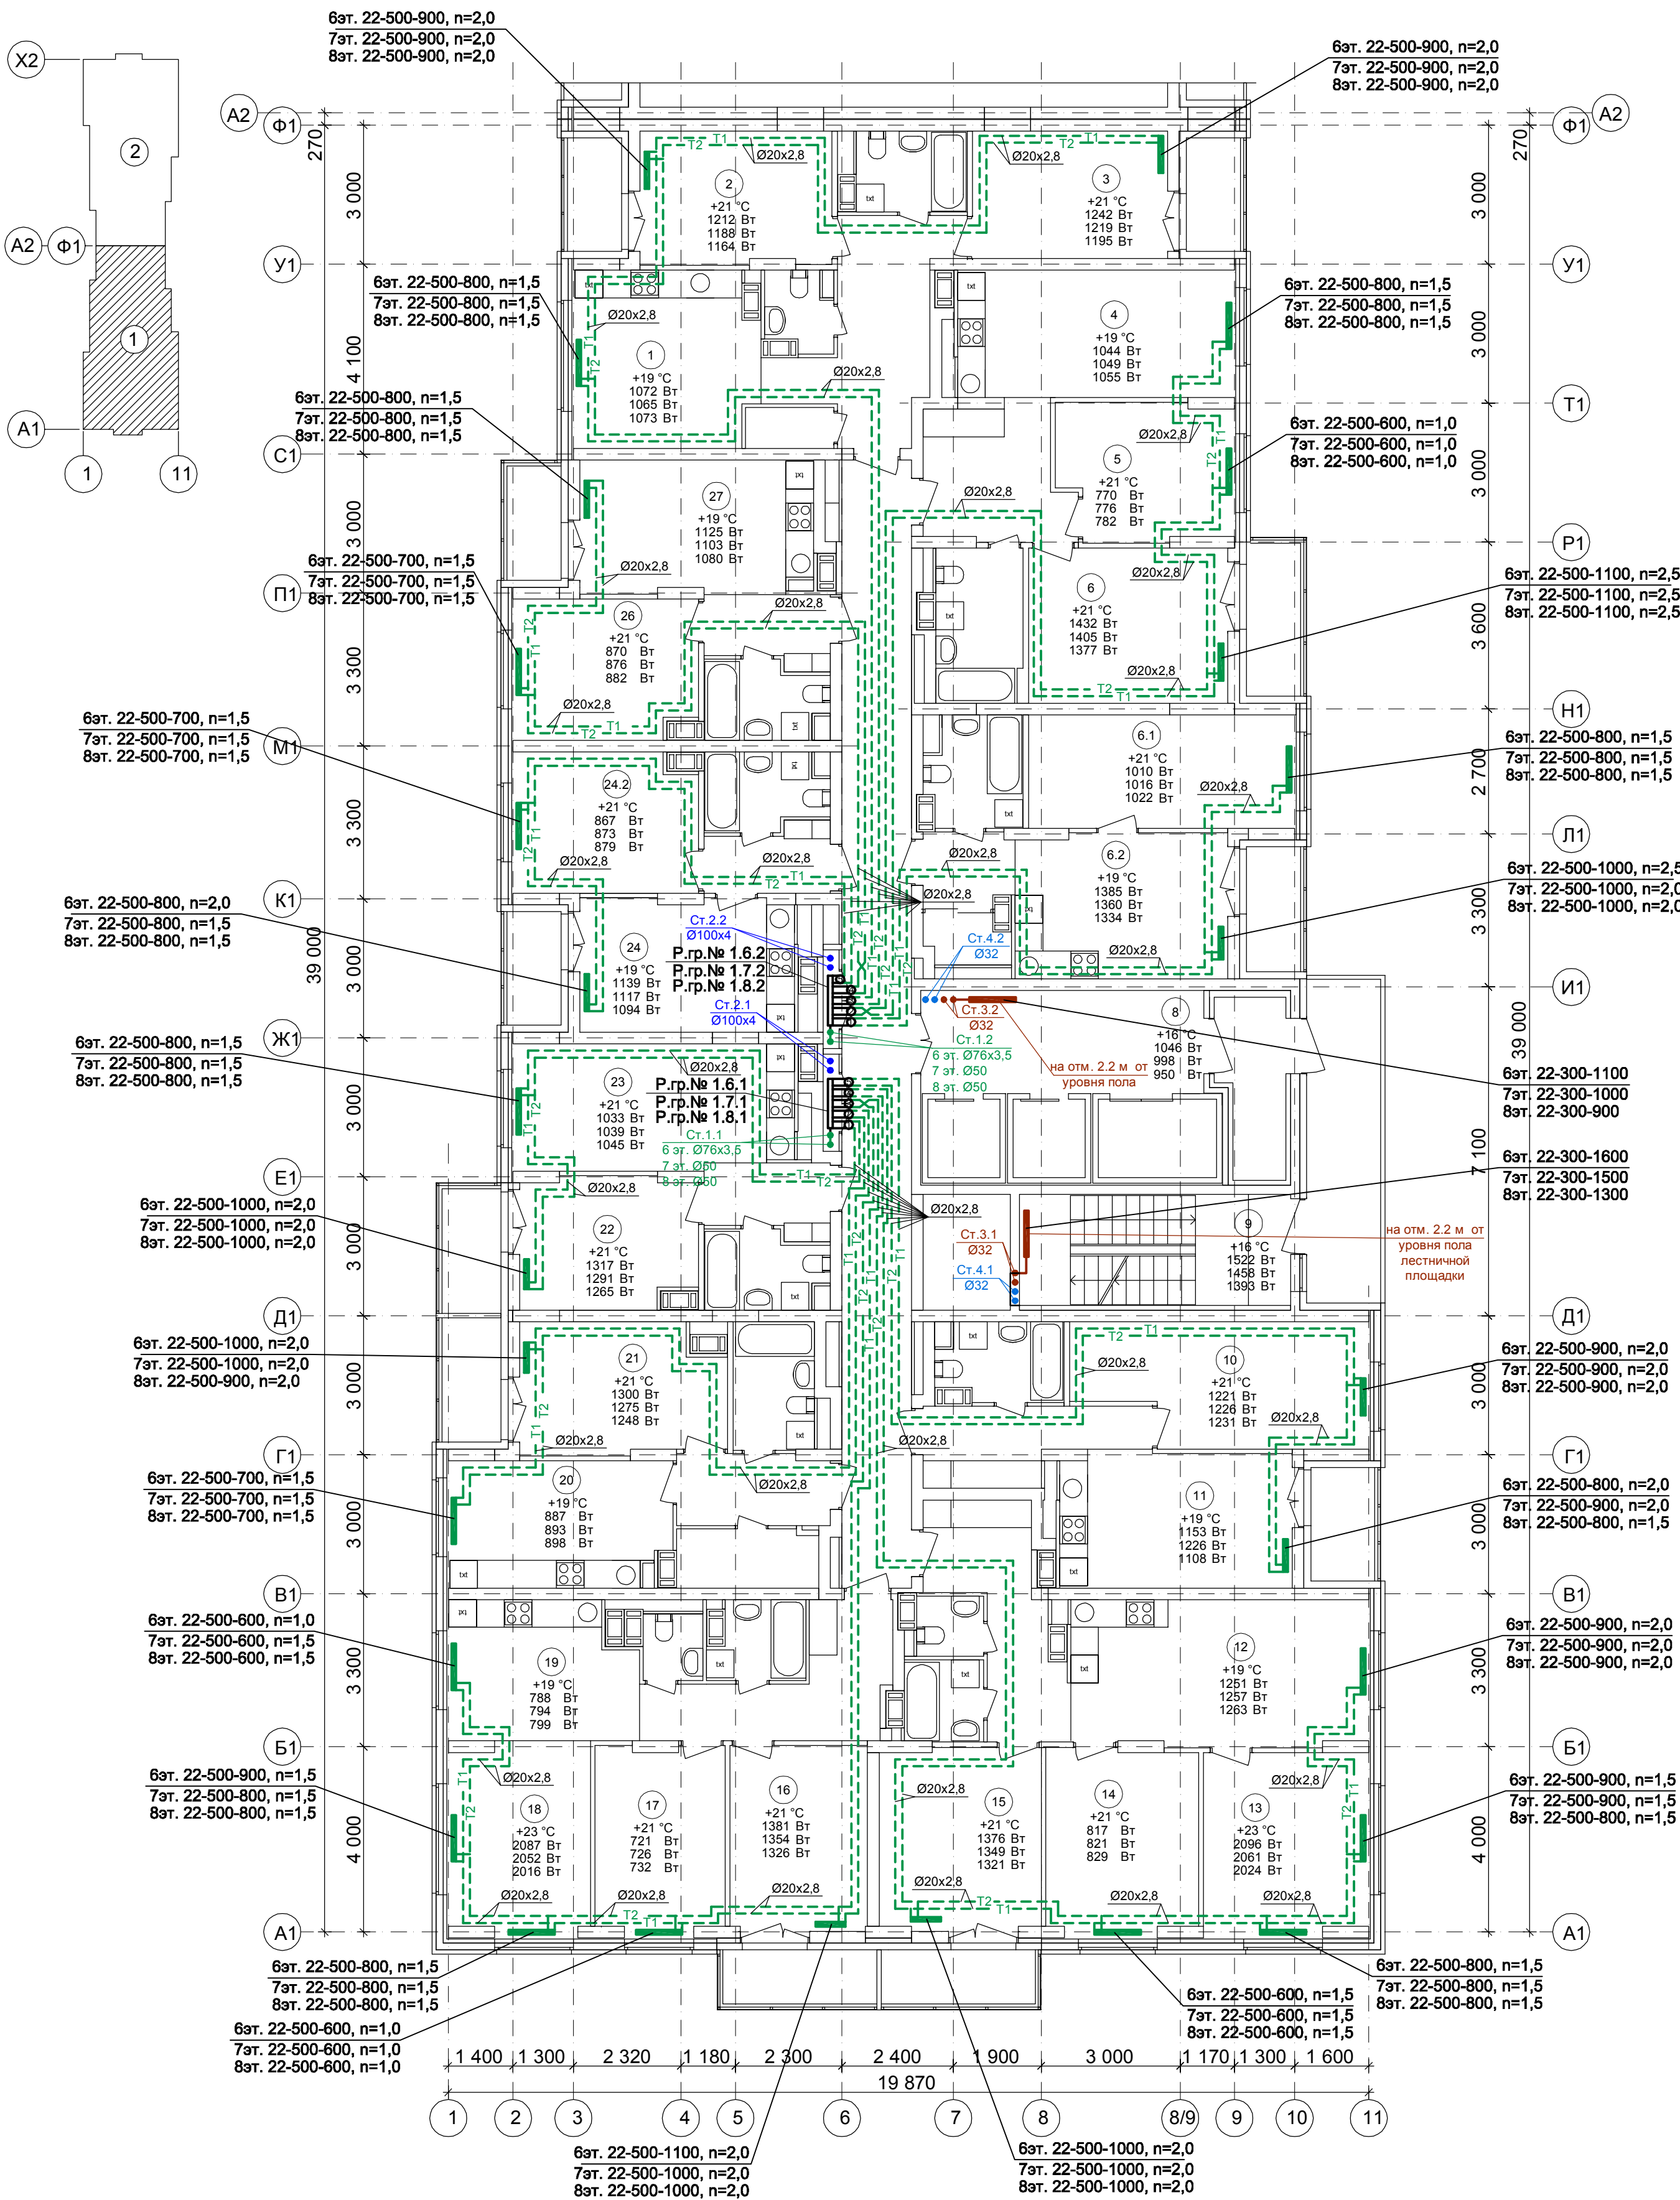

Условное обозначение :

Распределительная ребенка № 1. 2. 1

порядковый номер ребенки

номер этажа


номер системы

Примечание:

1. Перехлест Т1 и Т2 выполнить в нише над уровнем пола у распределительной ребенки .
2. При монтаже систем отопления допускается смещение трубопроводов .
3. При прокладке под перегородками предусмотреть гильзы .

						59/17-ОВ		
						23-этажный 2-х секционный многоквартирный жилой дом №14 (по генплану). Жилищный комплекс "Анудинский парк" в д.Анудиново Кстовского района Нижегородской области. Застройщик: ООО "КМ Анудиново"		
Изм.	Кол.уч.	Лист	№ док	Подпись	Дата	Стадия	Лист	Листов
Разраб.	Коротин					Р	6	
Рук. группы	Николаева							
Н.контр.	Николаева					Отопление. План 6-8 этажа на отм.+15.000,+18.000, +21.000. Секция 1		
ГИП	Рыбин					ООО ФИРМА "СС Проект"		

План 9-10 этажа на отм.+24.000,+27.000.
Секция 1

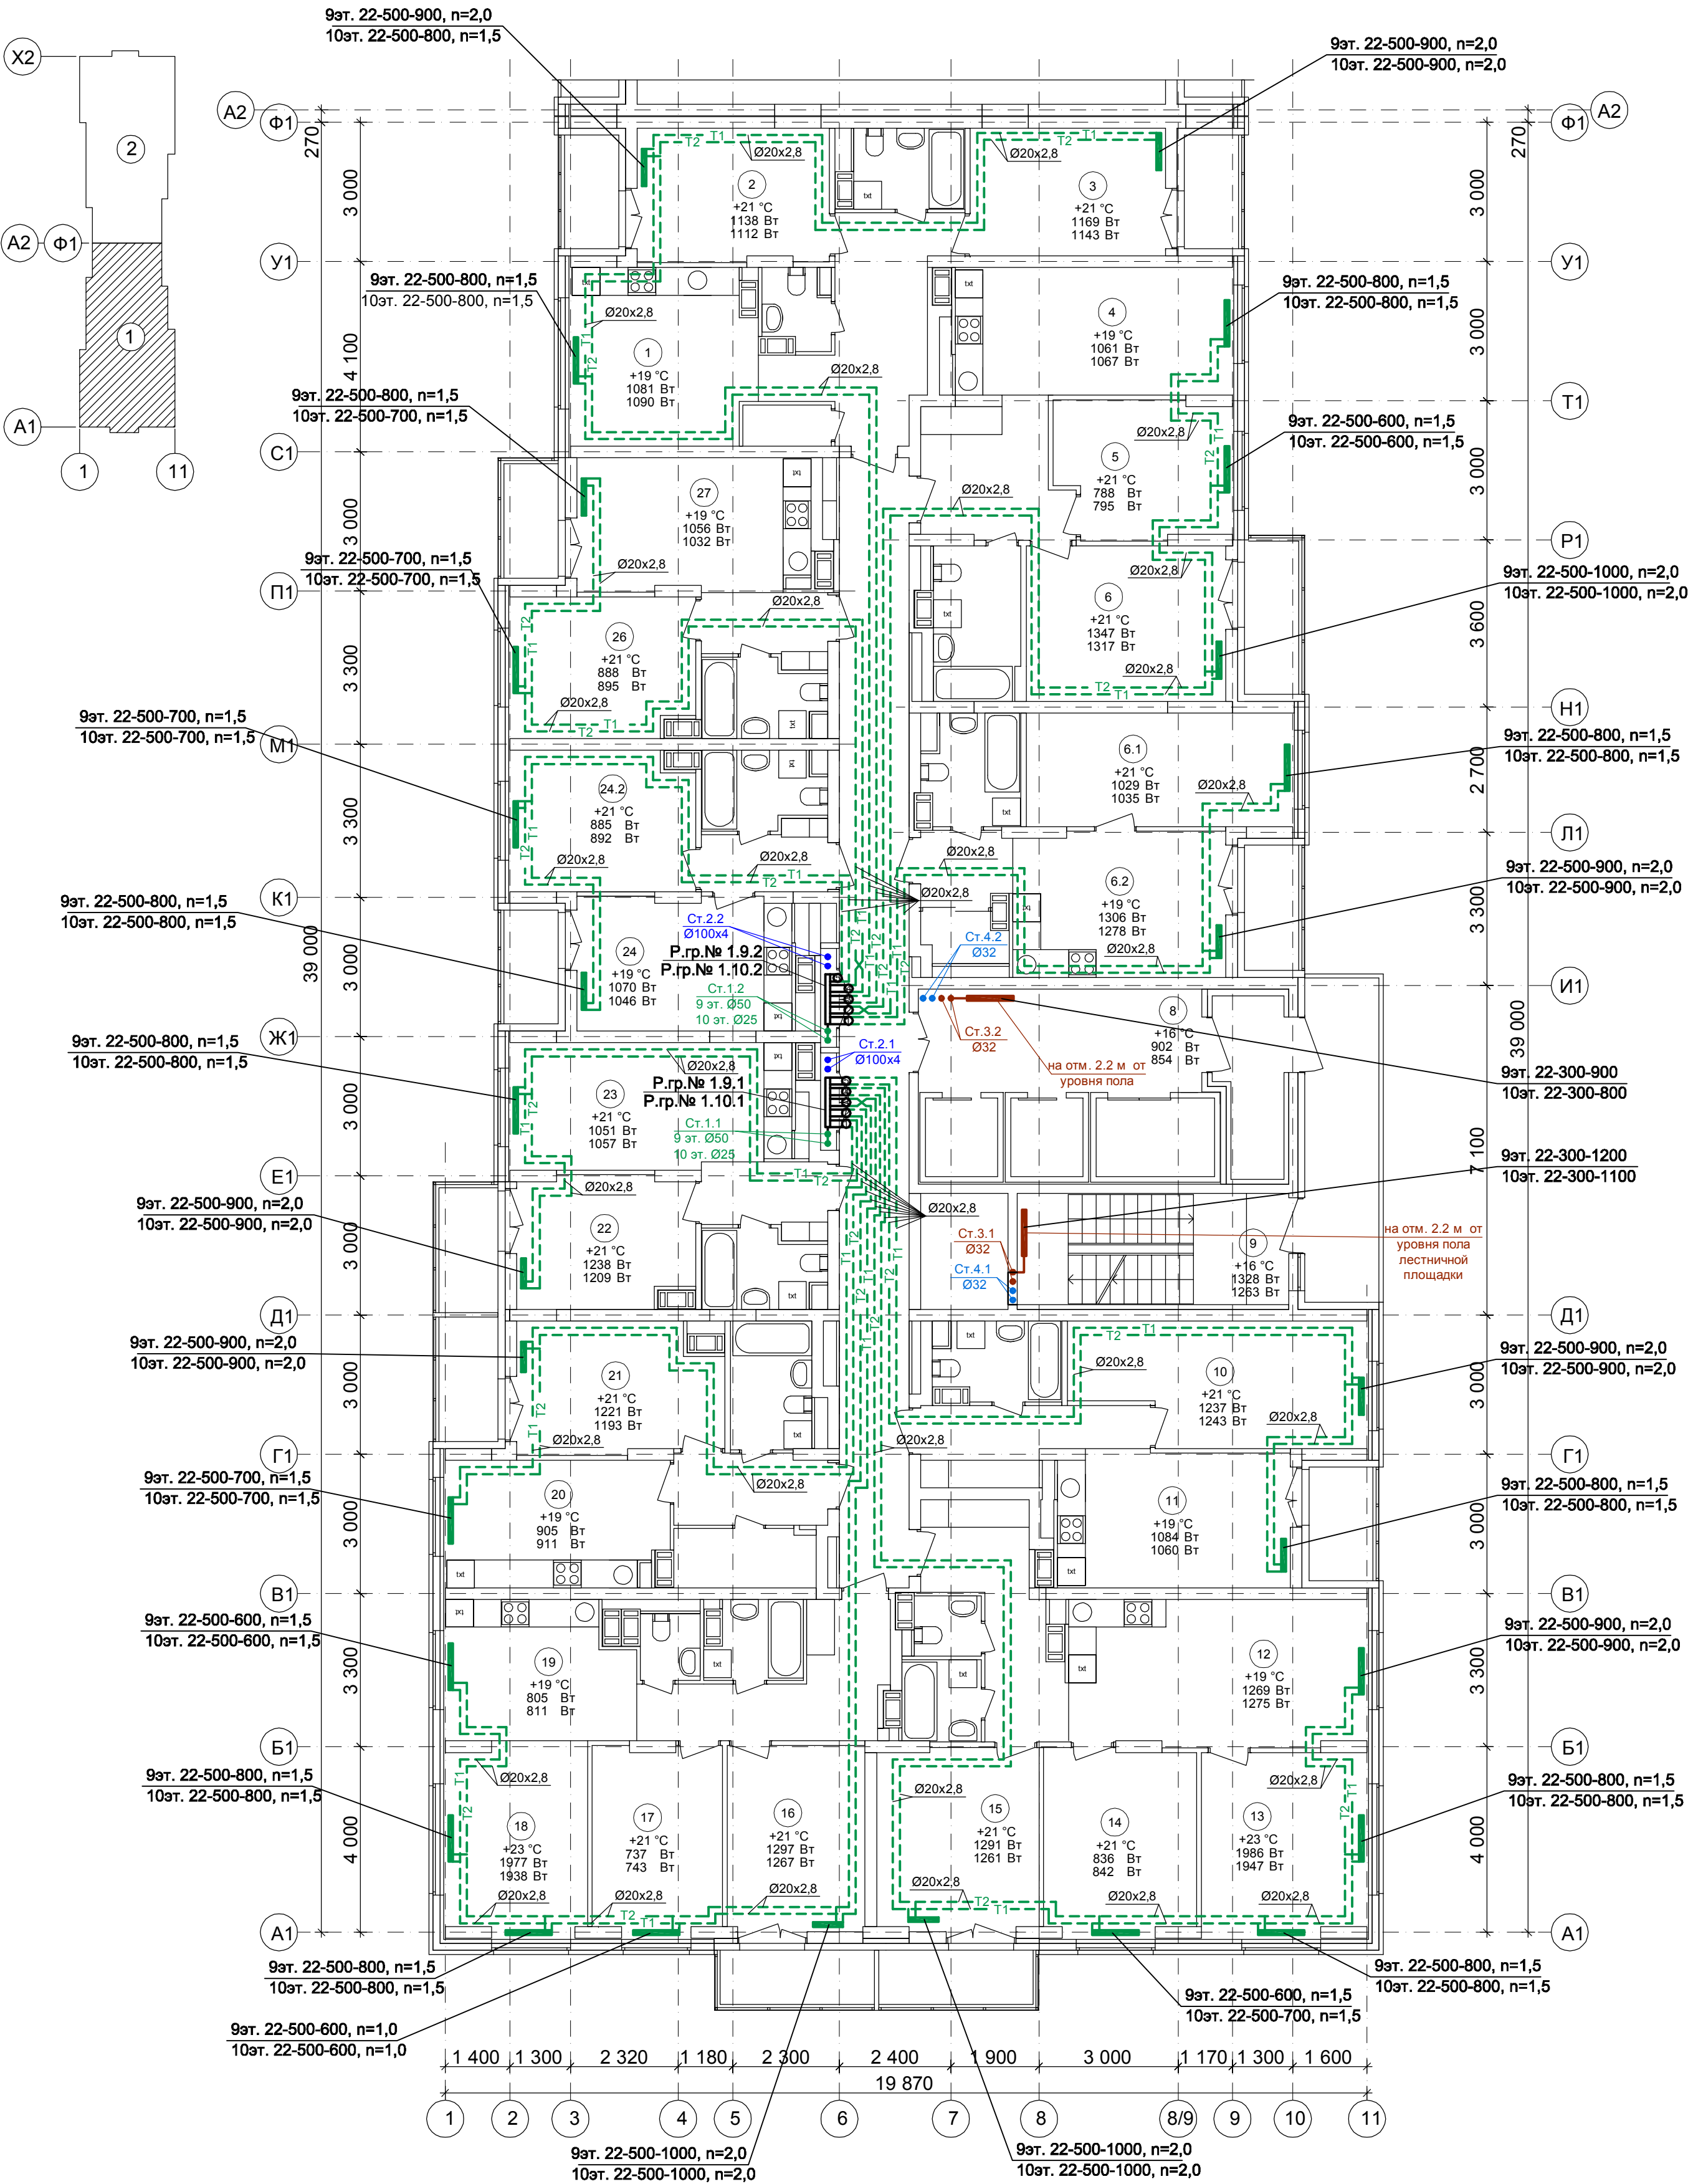

Условное обозначение :




Примечание:

1. Перехлест Т1 и Т2 выполнить в нише над уровнем пола у распределительной гребенки .
2. При монтаже систем отопления допускается смещение трубопроводов .
3. При прокладке под перегородками предусмотреть гильзы .

						59/17-ОВ		
						23-этажный 2-х секционный многоквартирный жилой дом №14 (по генплану). Жилищный комплекс "Анудинский парк" в д.Анудиново Кстовского района Нижегородской области. Застройщик: ООО "КМ Анудиново"		
Изм.	Кол.уч.	Лист	№ док	Подпись	Дата	Стадия	Лист	Листов
Разраб.	Коротин					Р	7	
Рук. группы	Николаева							
Н.контр.	Николаева					Отопление. План 9-10 этажа на отм.+24.000,+27.000. Секция 1		
ГИП	Рыбин					ООО ФИРМА "СС Проект"		

Секция 1

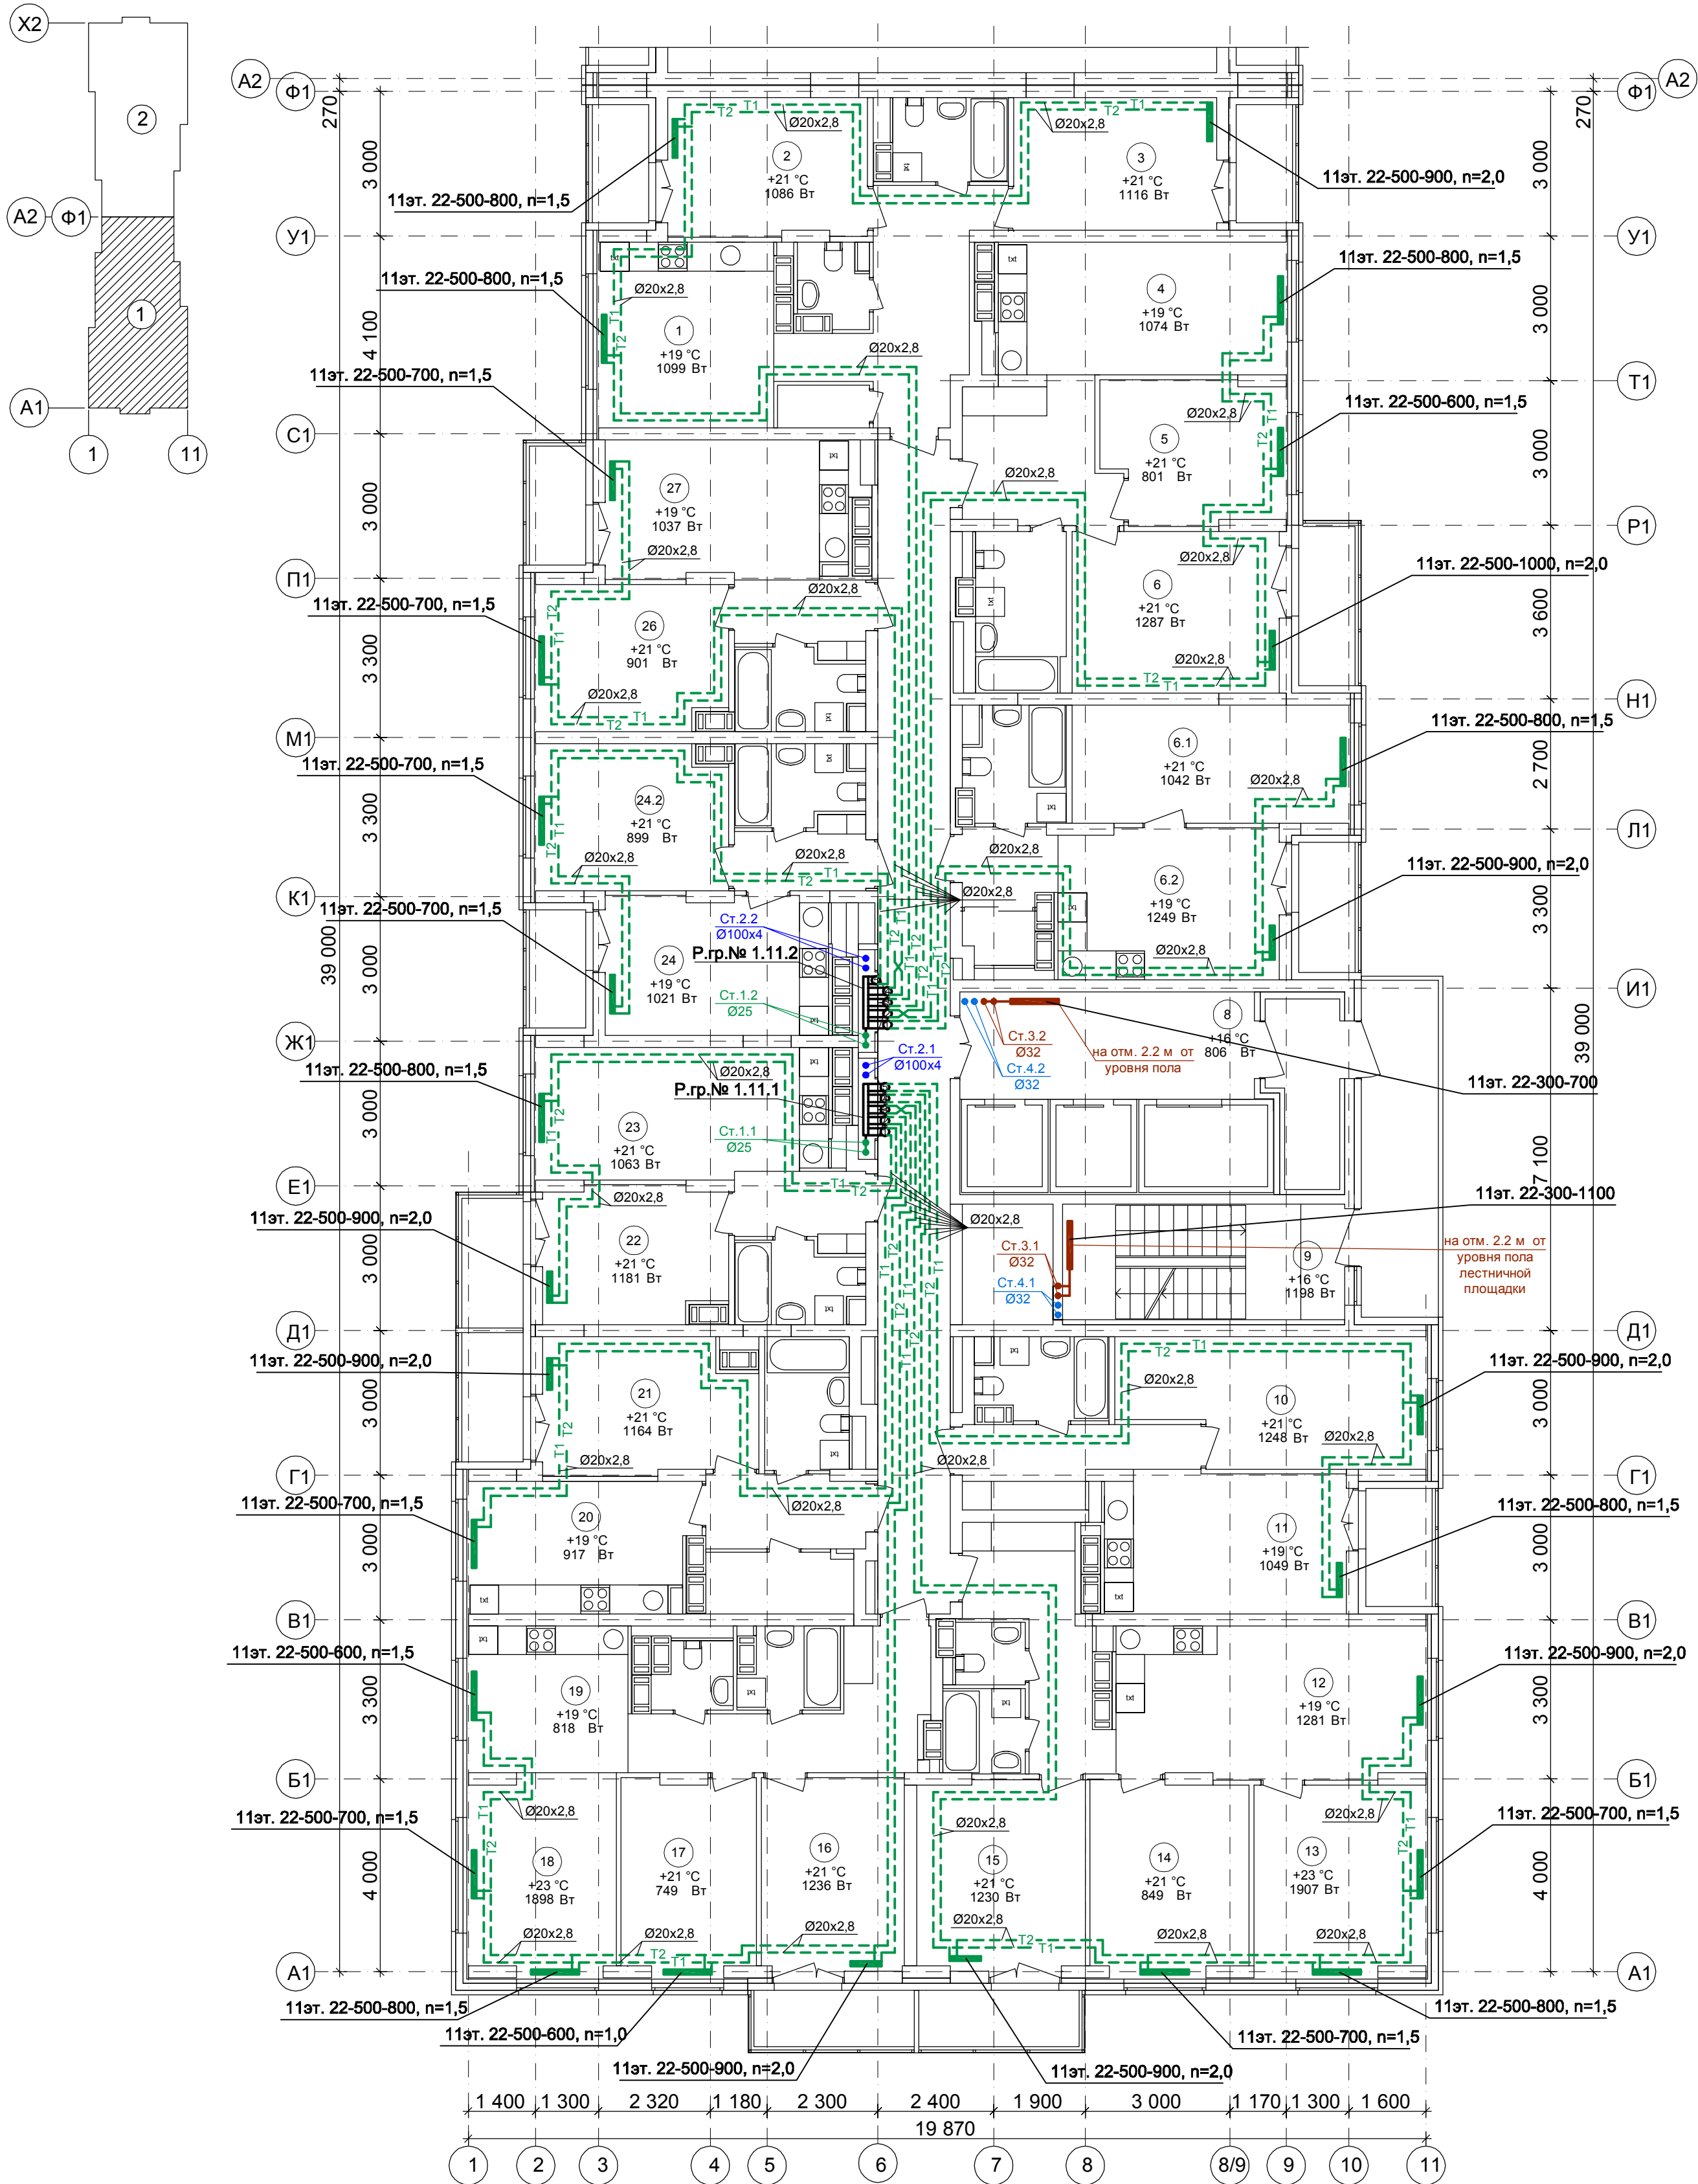

Условное обозначение:

Распределительная

порядковый номер гребенки

номер этажа


номер системы	
---------------	--

Примечание:

1. Перехлест Т1 и Т2 выполнить в нише над уровнем пола у распределительной гребенки .
2. При монтаже систем отопления допускается смещение трубопроводов .
3. При прокладке под перегородками предусмотреть гильзы .

						59/17-ОВ			
						23-этажный 2-х секционный многоквартирный жилой дом №14 (по генплану). Жилищный комплекс "Анкудиновский парк" в д.Анкудиновка Кстовского района Нижегородской области. Застройщик: ООО "КМ Анкудиновка"			
Изм.	Кол.уч	Лист	№ док.	Подпись	Дата				
Разраб.	Коротин						Стадия	Лист	Листов
Рук. группы	Николаева						Р	8	
Н.контр.	Николаева					Отопление. План 11 этажа на отм.+30.000. Секция 1	ООО ФИРМА "СС Проект"		
ГИП	Рыбин								

План 12-14 этажа на отм.+33.000,+36.000,+39.000.
Секция 1

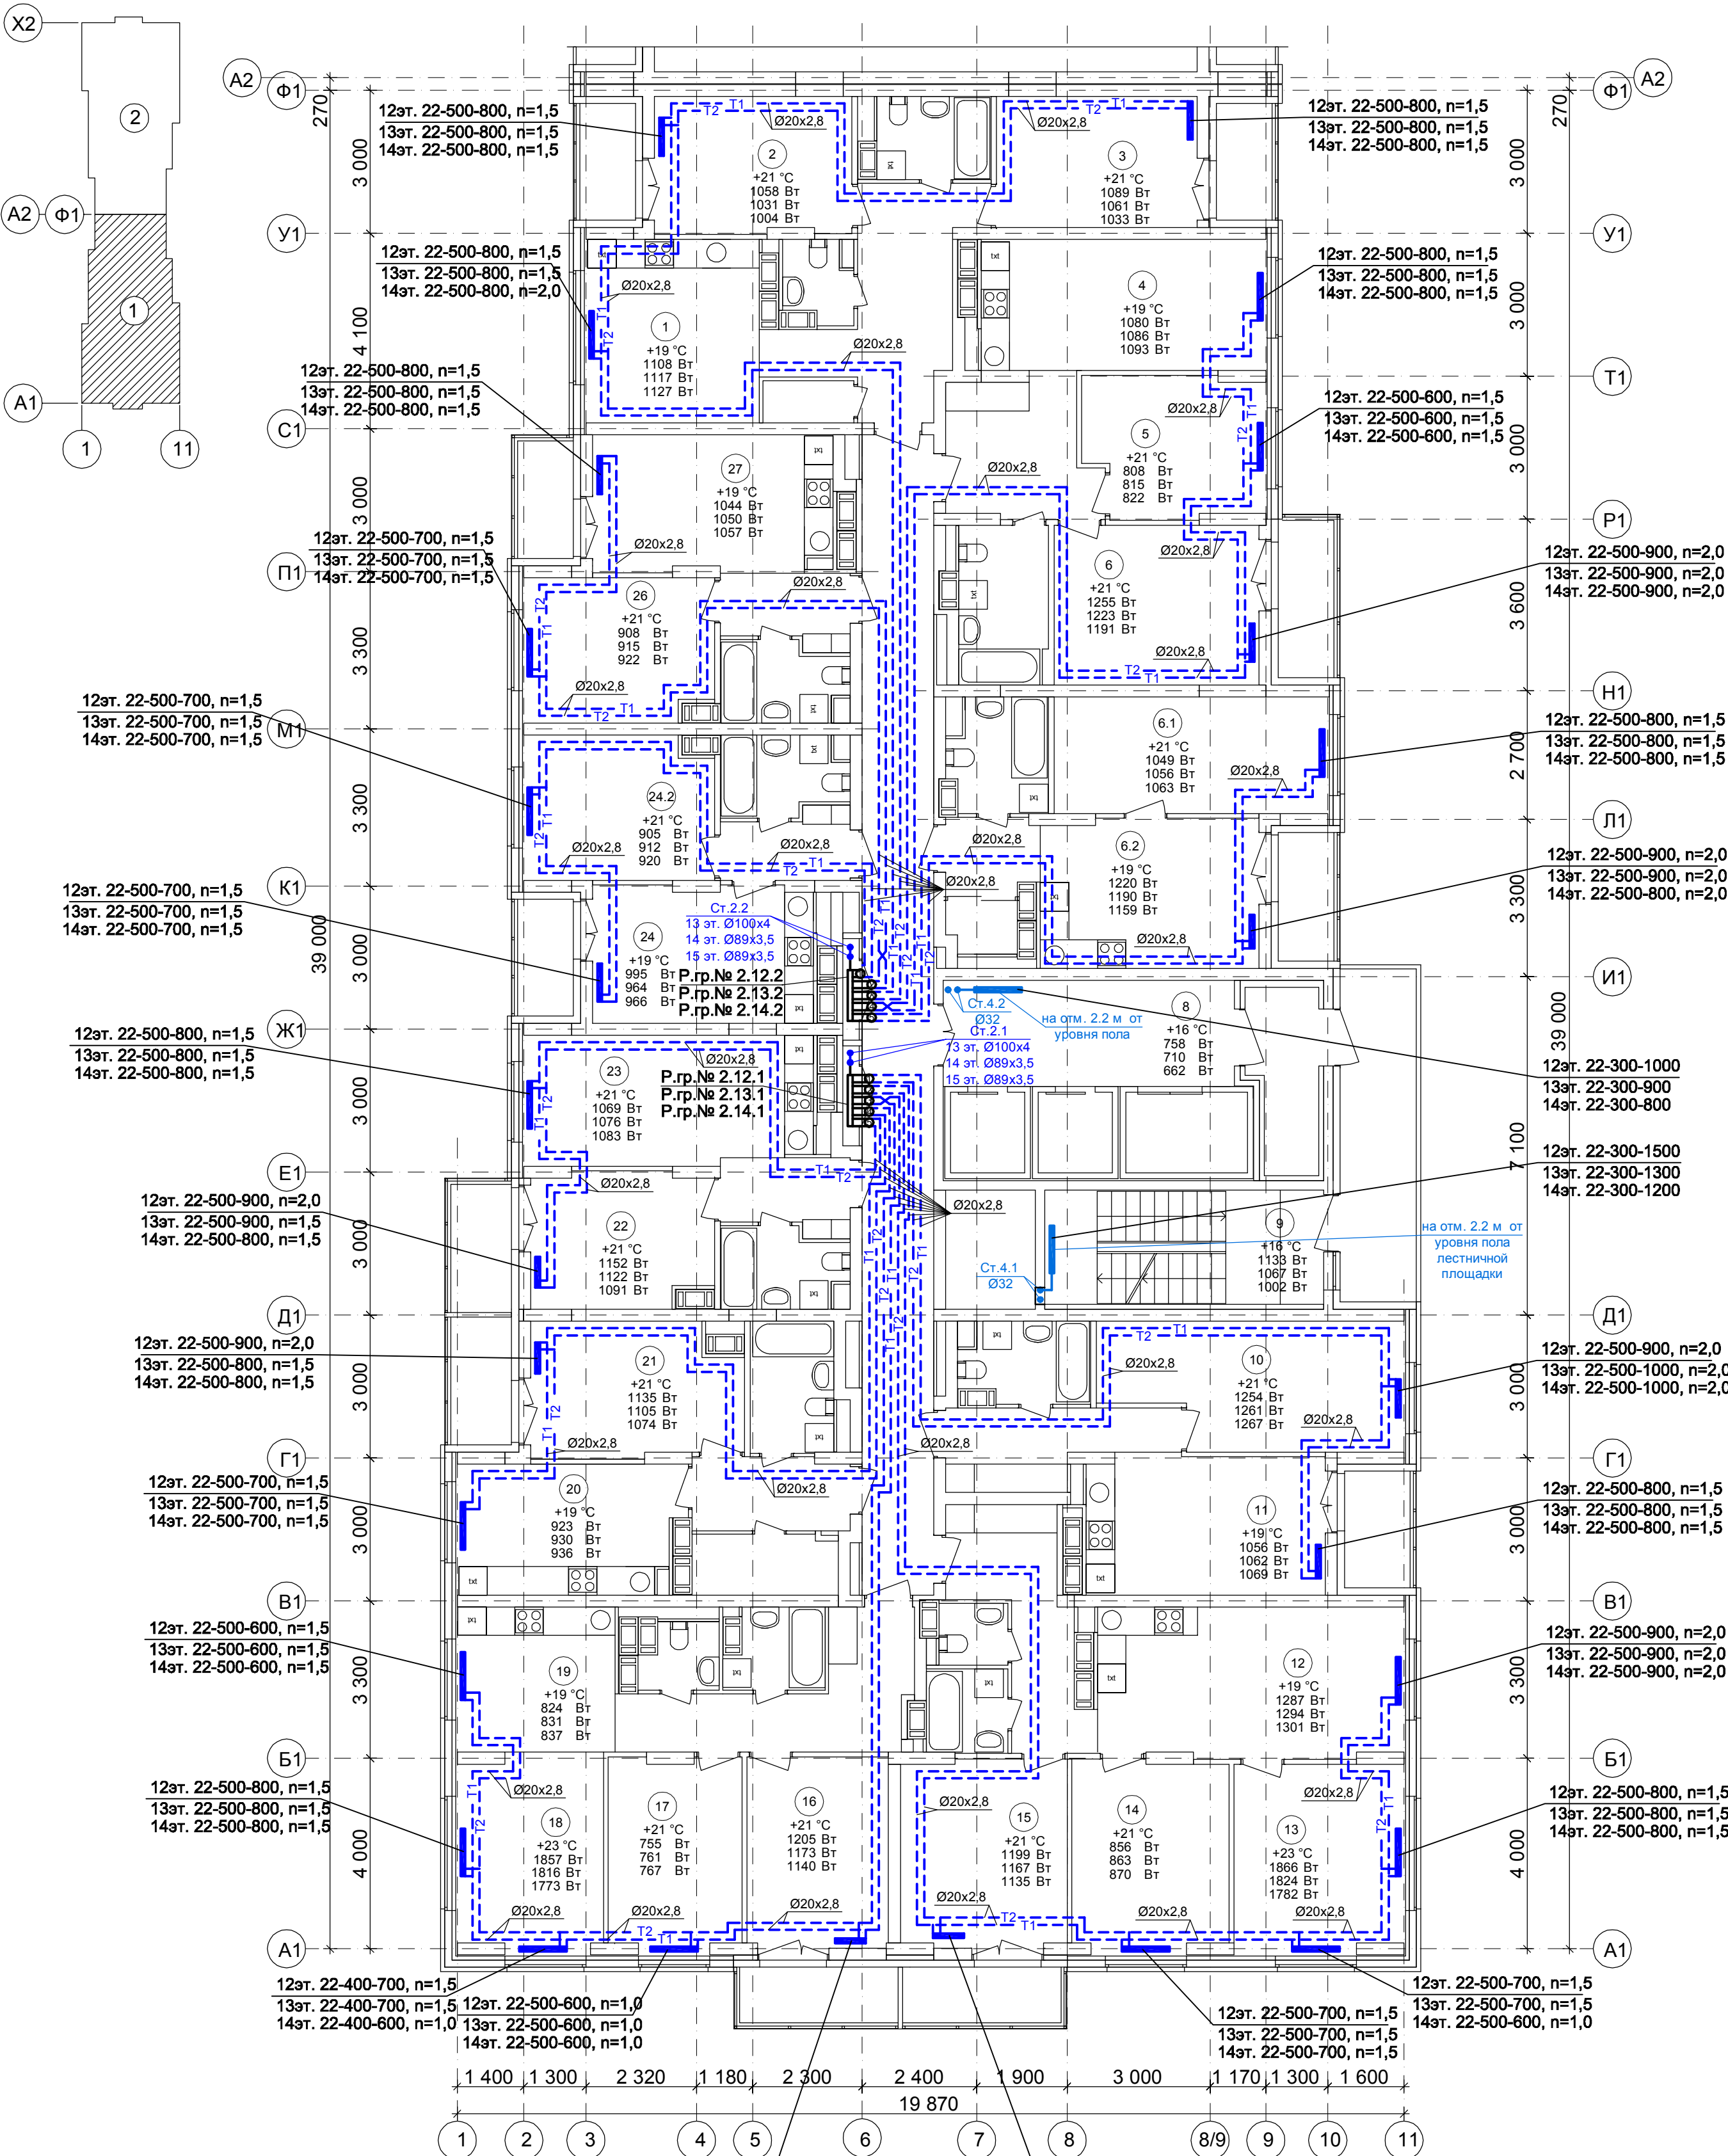

Условное обозначение :

Распределительная

ребенка № 1. 2. 1

порядковый номер ребенки

номер этажа


номер системы

Примечание:

1. Перехлест Т1 и Т2 выполнить в нише над уровнем пола у распределительной ребенки .
2. При монтаже систем отопления допускается смещение трубопроводов .
3. При прокладке под перегородками предусмотреть гильзы .

						59/17-ОВ		
						23-этажный 2-х секционный многоквартирный жилой дом №14 (по генплану). Жилищный комплекс "Анжуновский парк" в д.Анжуновка Кстовского района Нижегородской области. Застройщик: ООО "КМ Анжуновка"		
Изм.	Кол.уч.	Лист	№ док	Подпись	Дата	Стадия	Лист	Листов
Разраб.	Коротин					Р	9	
Рук. группы	Николаева							
Н.контр.	Николаева					Отопление.		
ГИП	Рыбин					План 12-14 этажа на отм.+33.000,+36.000,+39.000. Секция 1		
						ООО ФИРМА "СС Проект"		

План 15-17 этажа на отм.+42.000,+45.000,+48.000.
Секция 1

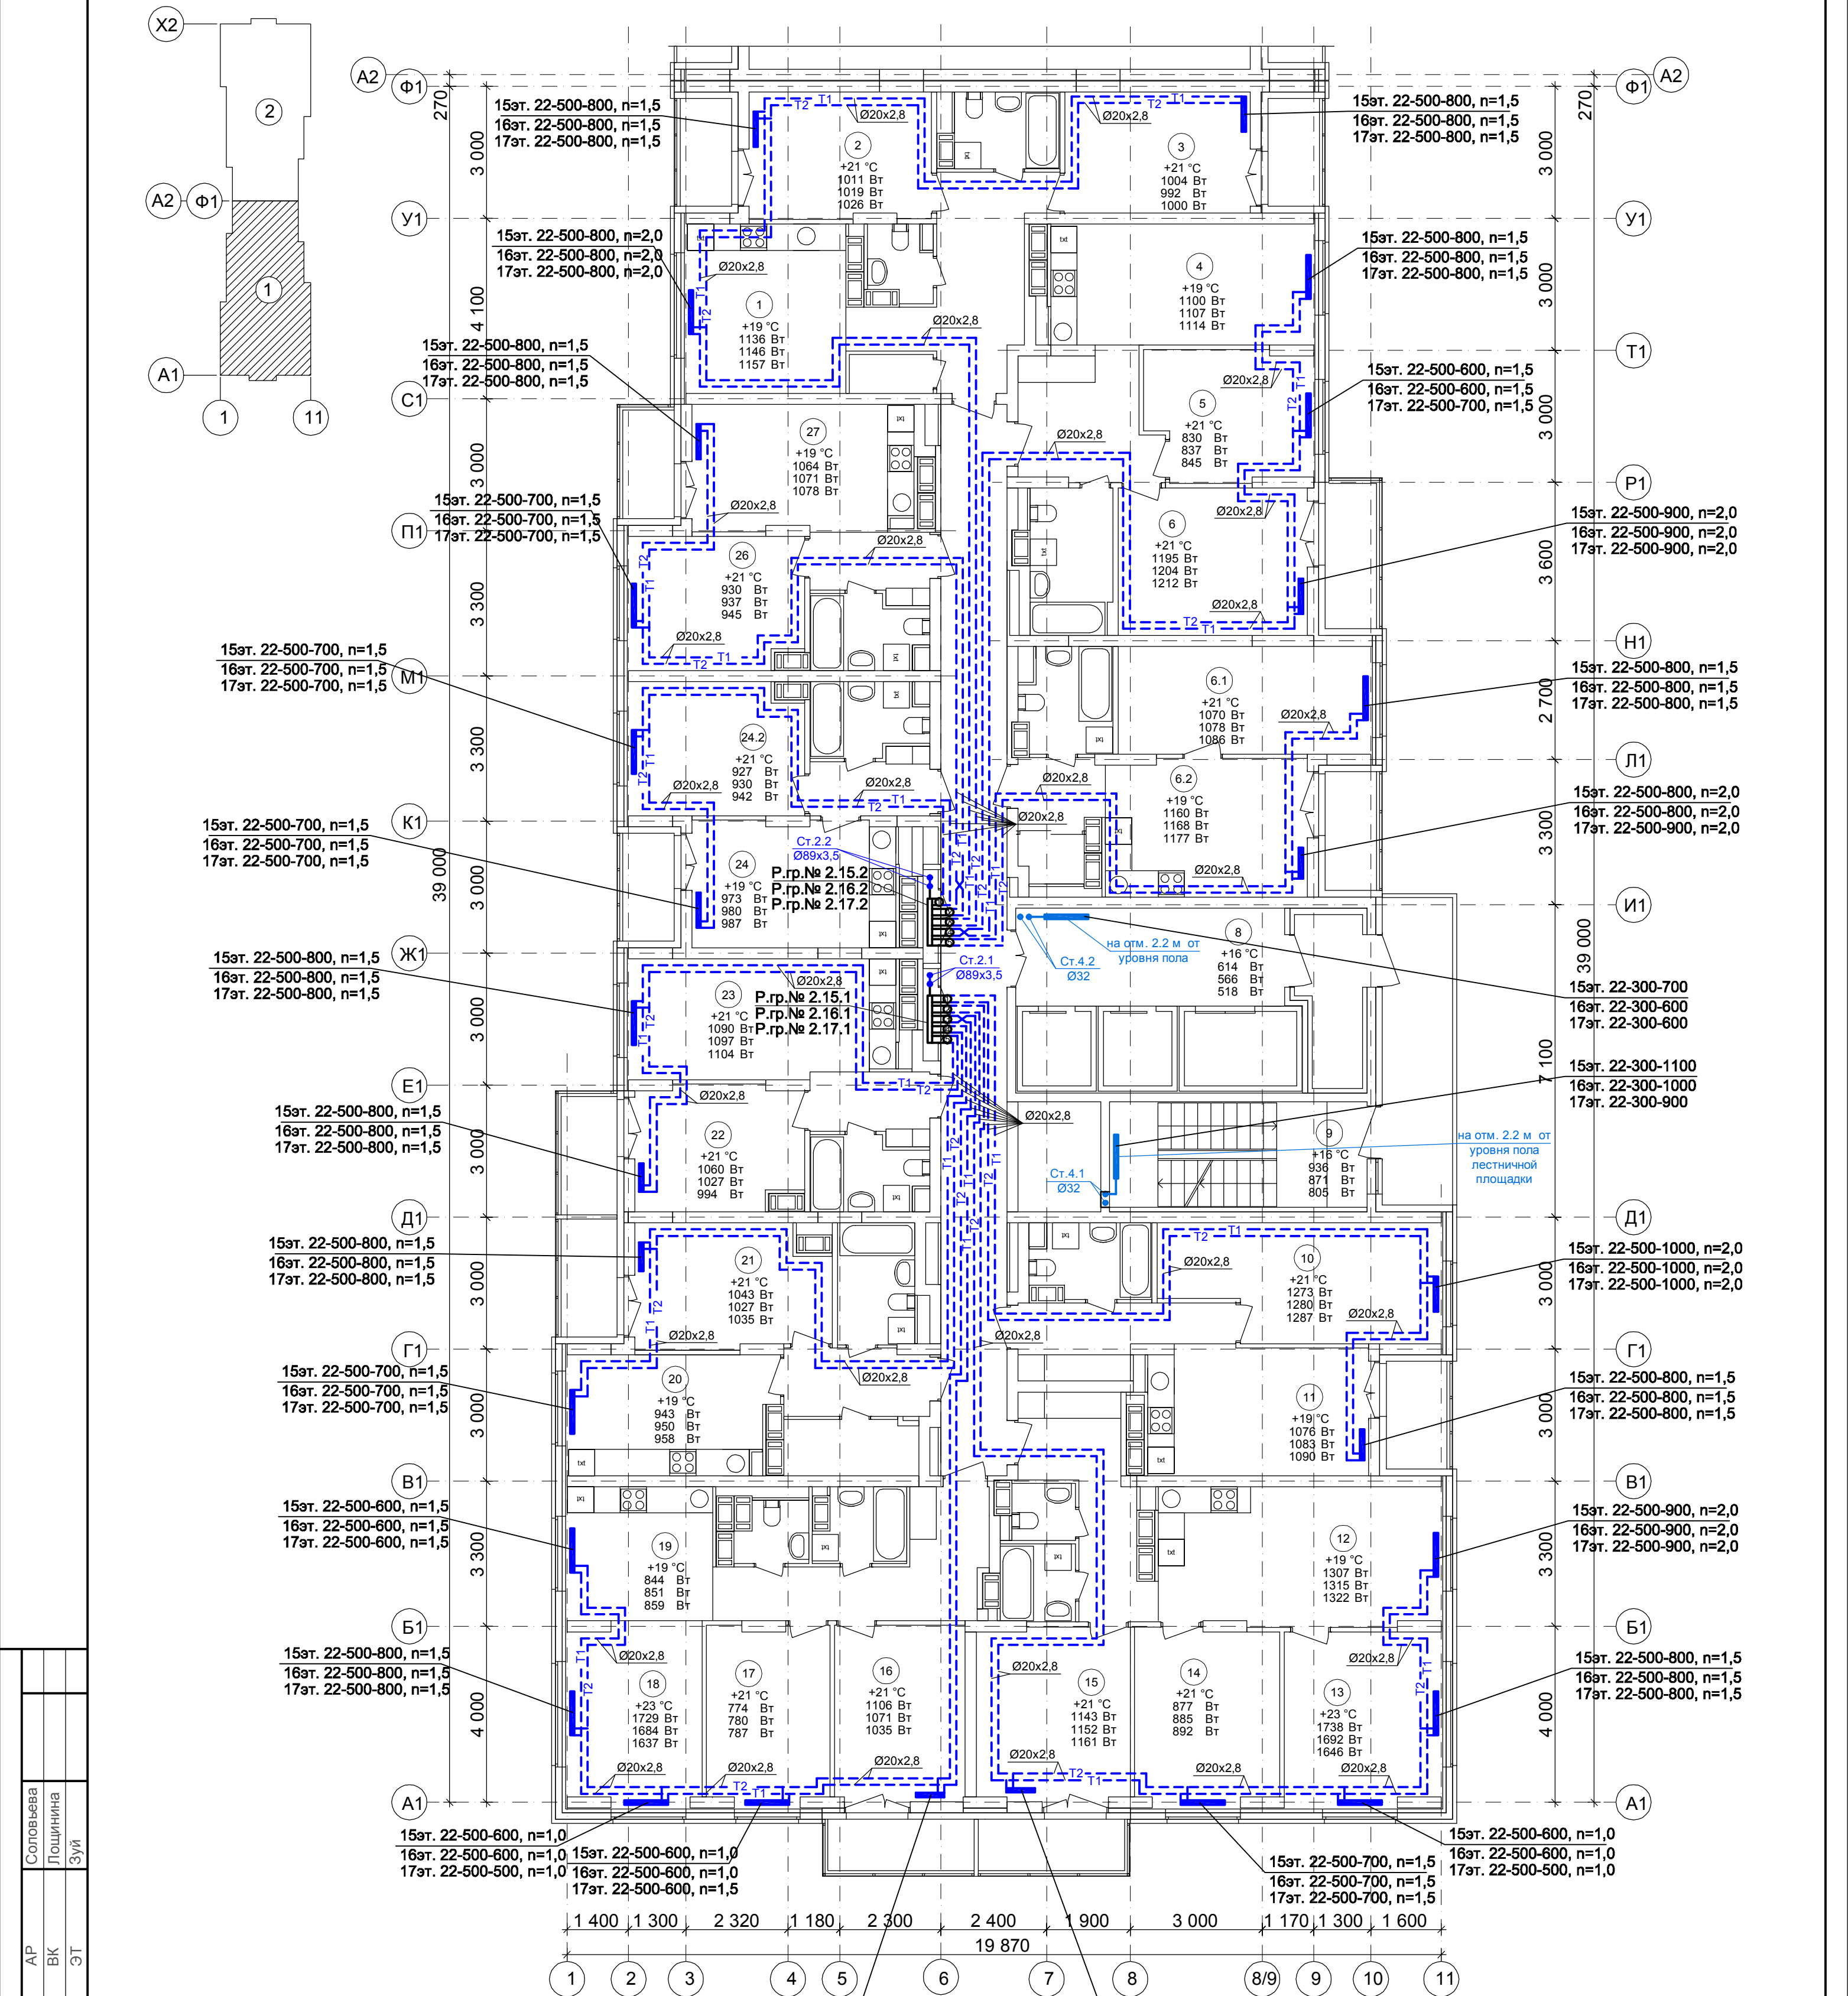

Условное обозначение:

Распределительная
ребенка № 1. 2. 1


порядковый номер ребенки
номер этажа
номер системы

Примечание:

1. Перехлест Т1 и Т2 выполнить в нише над уровнем пола у распределительной ребенки.
2. При монтаже систем отопления допускается смещение трубопроводов.
3. При прокладке под перегородками предусмотреть гильзы.

						59/17-ОВ		
						23-этажный 2-х секционный многоквартирный жилой дом №14 (по генплану). Жилищный комплекс "Анжуновский парк" в д. Анжуновка Кстовского района Нижегородской области. Застройщик: ООО "КМ Анжуновка"		
Изм.	Кол.уч.	Лист	№ док.	Подпись	Дата	Отопление. План 15-17 этажа на отм.+42.000,+45.000, +48.000. Секция 1	Стадия	Лист
Разраб.	Коротин						Р	10
Рук. группы	Николаева							
Н.контр.	Николаева							
ГИП	Рыбин							
							ООО ФИРМА "СС Проект"	

План 18-20 этажа на отм.+51.000,+54.000,+57.000.
Секция 1

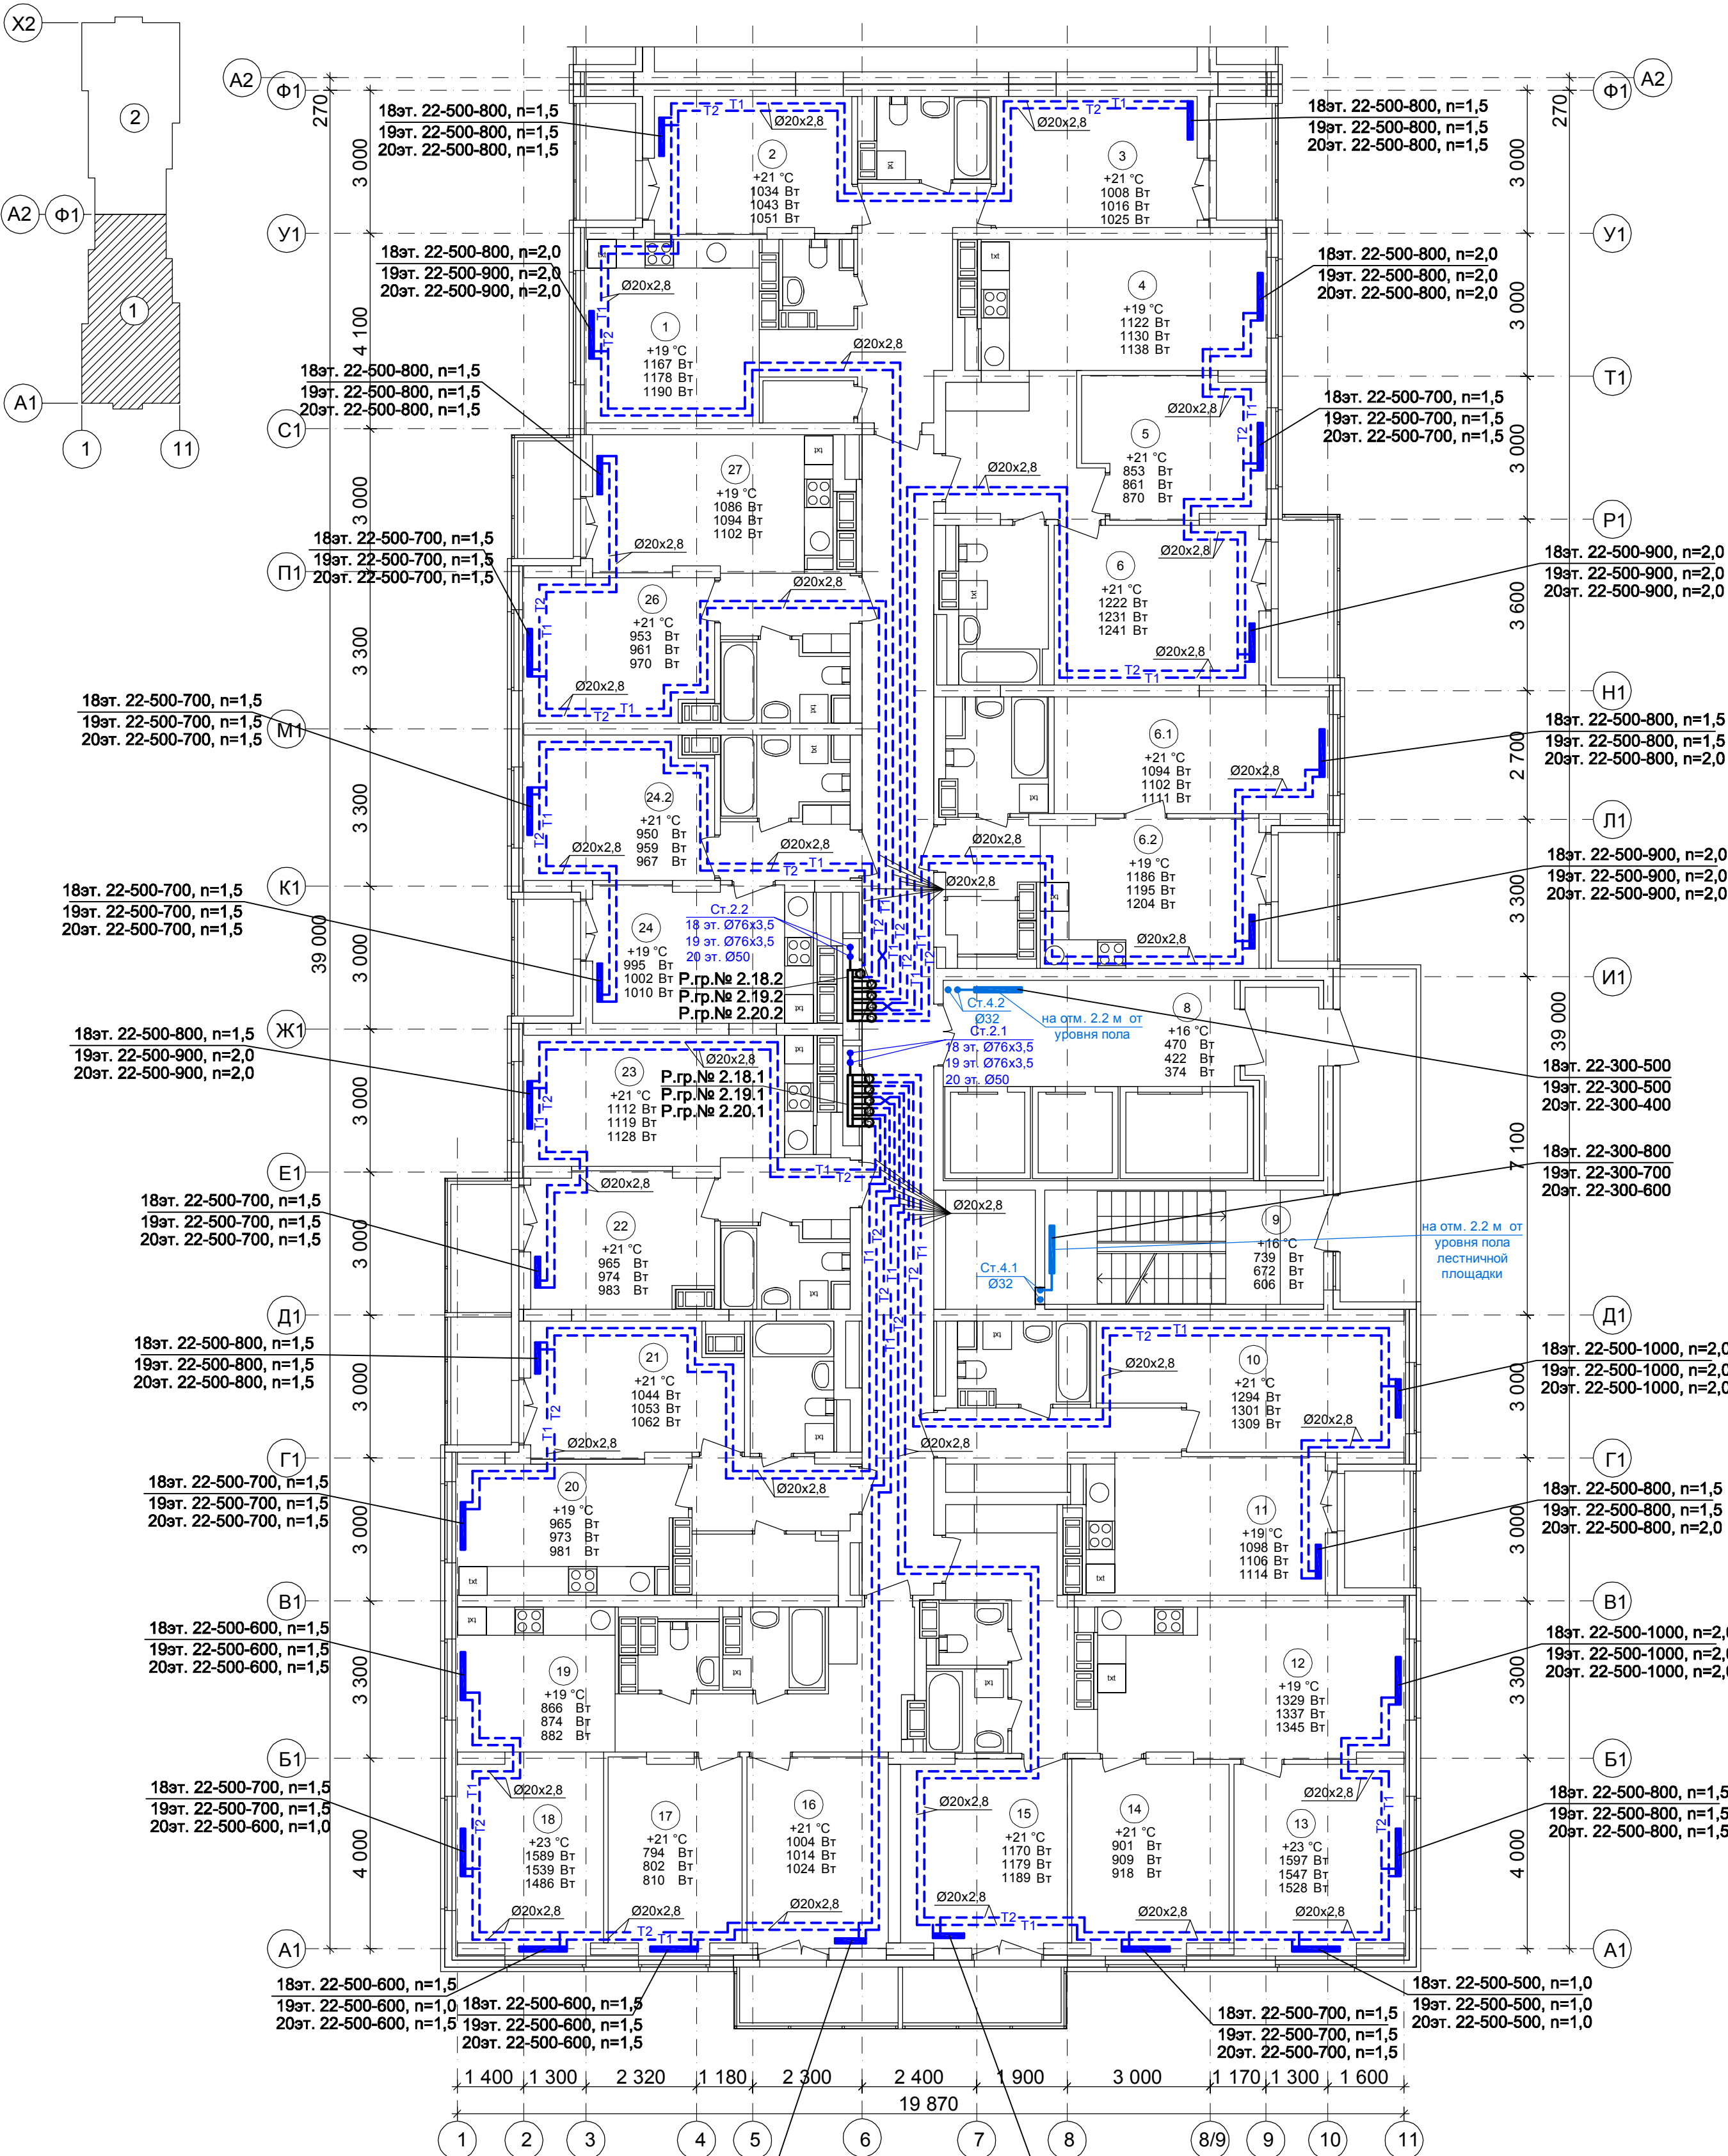


Условное обозначение :



Примечание:
1. Перехлест Т1 и Т2 выполнить в нише над уровнем пола у распределительной гребенки .
2. При монтаже систем отопления допускается смещение трубопроводов .
3. При прокладке под перегородками предусмотреть гильзы .

						59/17-ОВ		
						23-этажный 2-х секционный многоквартирный жилой дом №14 (по генплану). Жилищный комплекс "Анжуновский парк" в д.Анжуновка Кстовского района Нижегородской области. Застройщик: ООО "КМ Анжуновка"		
Изм.	Кол.уч.	Лист	№ док	Подпись	Дата	Стадия	Лист	Листов
Разраб.	Коротин					Р	11	
Рук. группы	Николаева							
Н.контр.	Николаева					Отопление.		
ГИП	Рыбин					План 18-20 этажа на отм.+51.000,+54.000,+57.000. Секция 1		
						ООО ФИРМА "СС Проект"		

План 21 этажа на отм.+60.000.
Секция 1

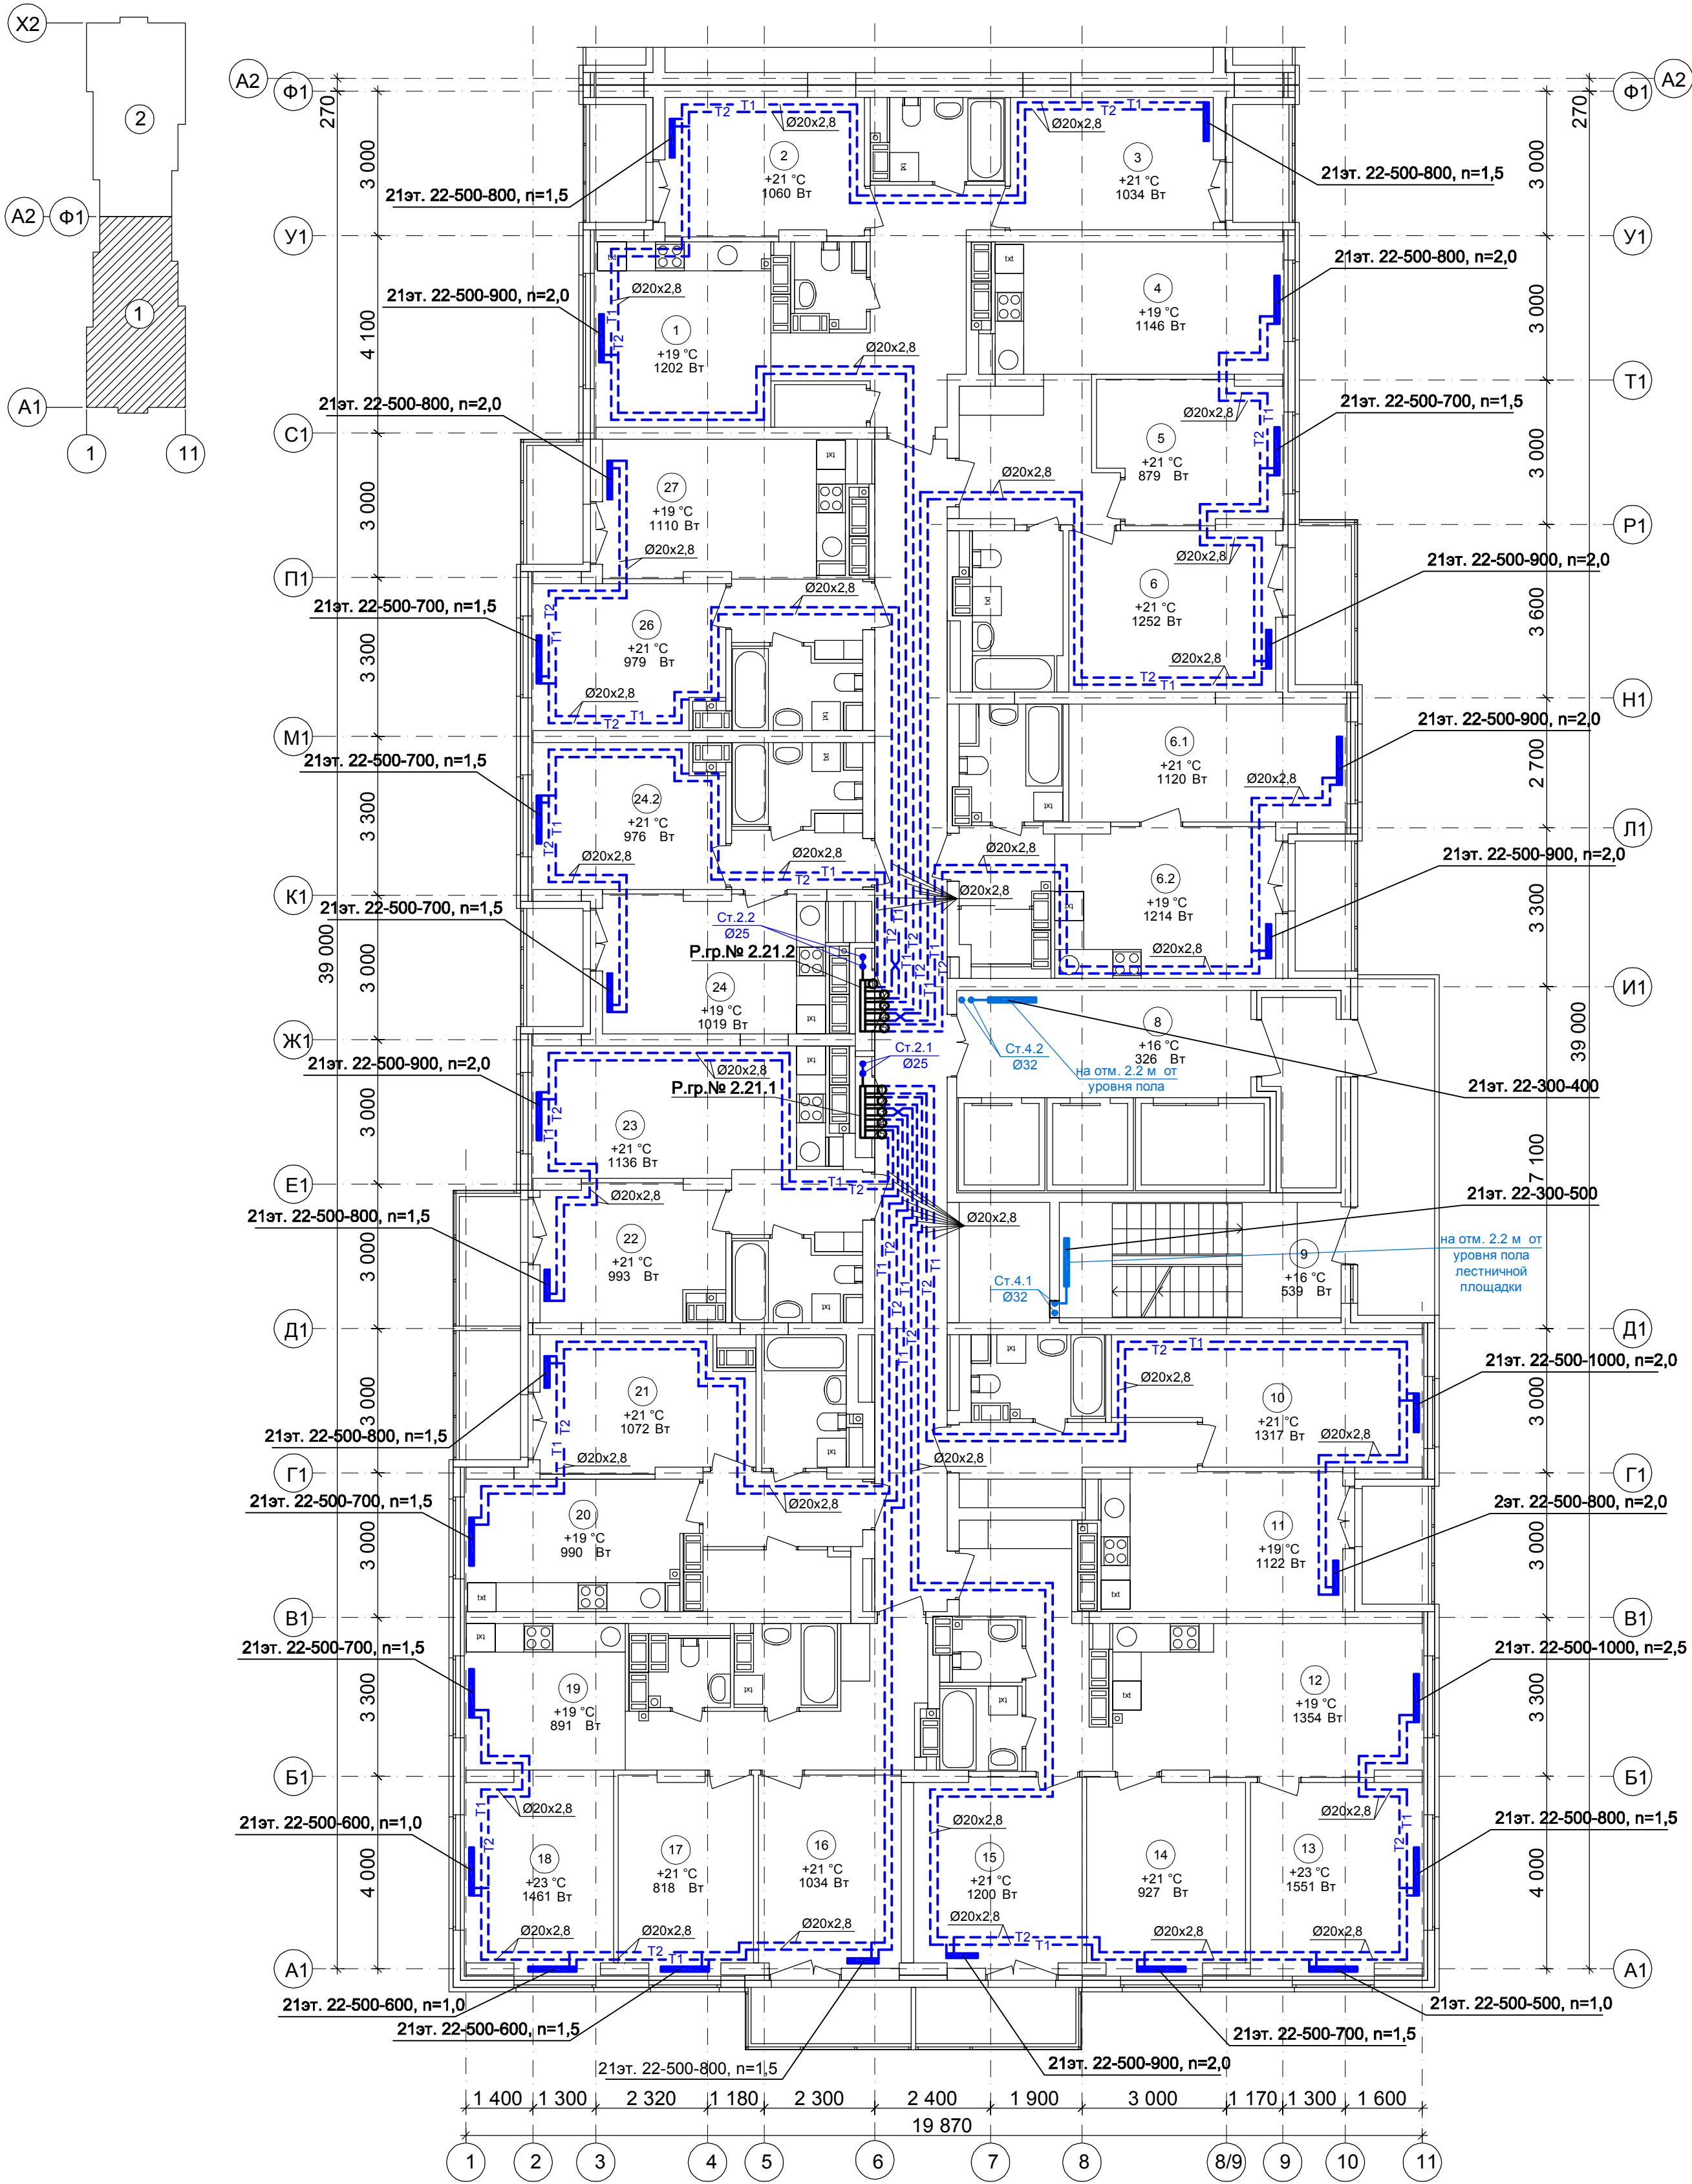


Условное обозначение :



Примечание:
1. Перехлест Т1 и Т2 выполнить в нише над уровнем пола у распределительной гребенки .
2. При монтаже систем отопления допускается смещение трубопроводов .
3. При прокладке под перегородками предусмотреть гильзы .

						59/17-ОВ			
						23-этажный 2-х секционный многоквартирный жилой дом №14 (по генплану). Жилищный комплекс "Анжуновский парк" в д.Анжуновка Кстовского района Нижегородской области. Застройщик: ООО "КМ Анжуновка"			
2	3АМ				02.19				
Изм.	Кол.уч	Лист	№ док	Подпись	Дата				
Разраб.		Коротин							Стадия
Рук. группы		Николаева							Лист
									Листов
									Р
									12
Н.контр.		Николаева				Отопление . План 21 этажа на отм.+60.000. Секция 1			ООО ФИРМА "СС Проект"
ГИП		Рыбин							

План 22 этажа на отм.+63.000.
Секция 1

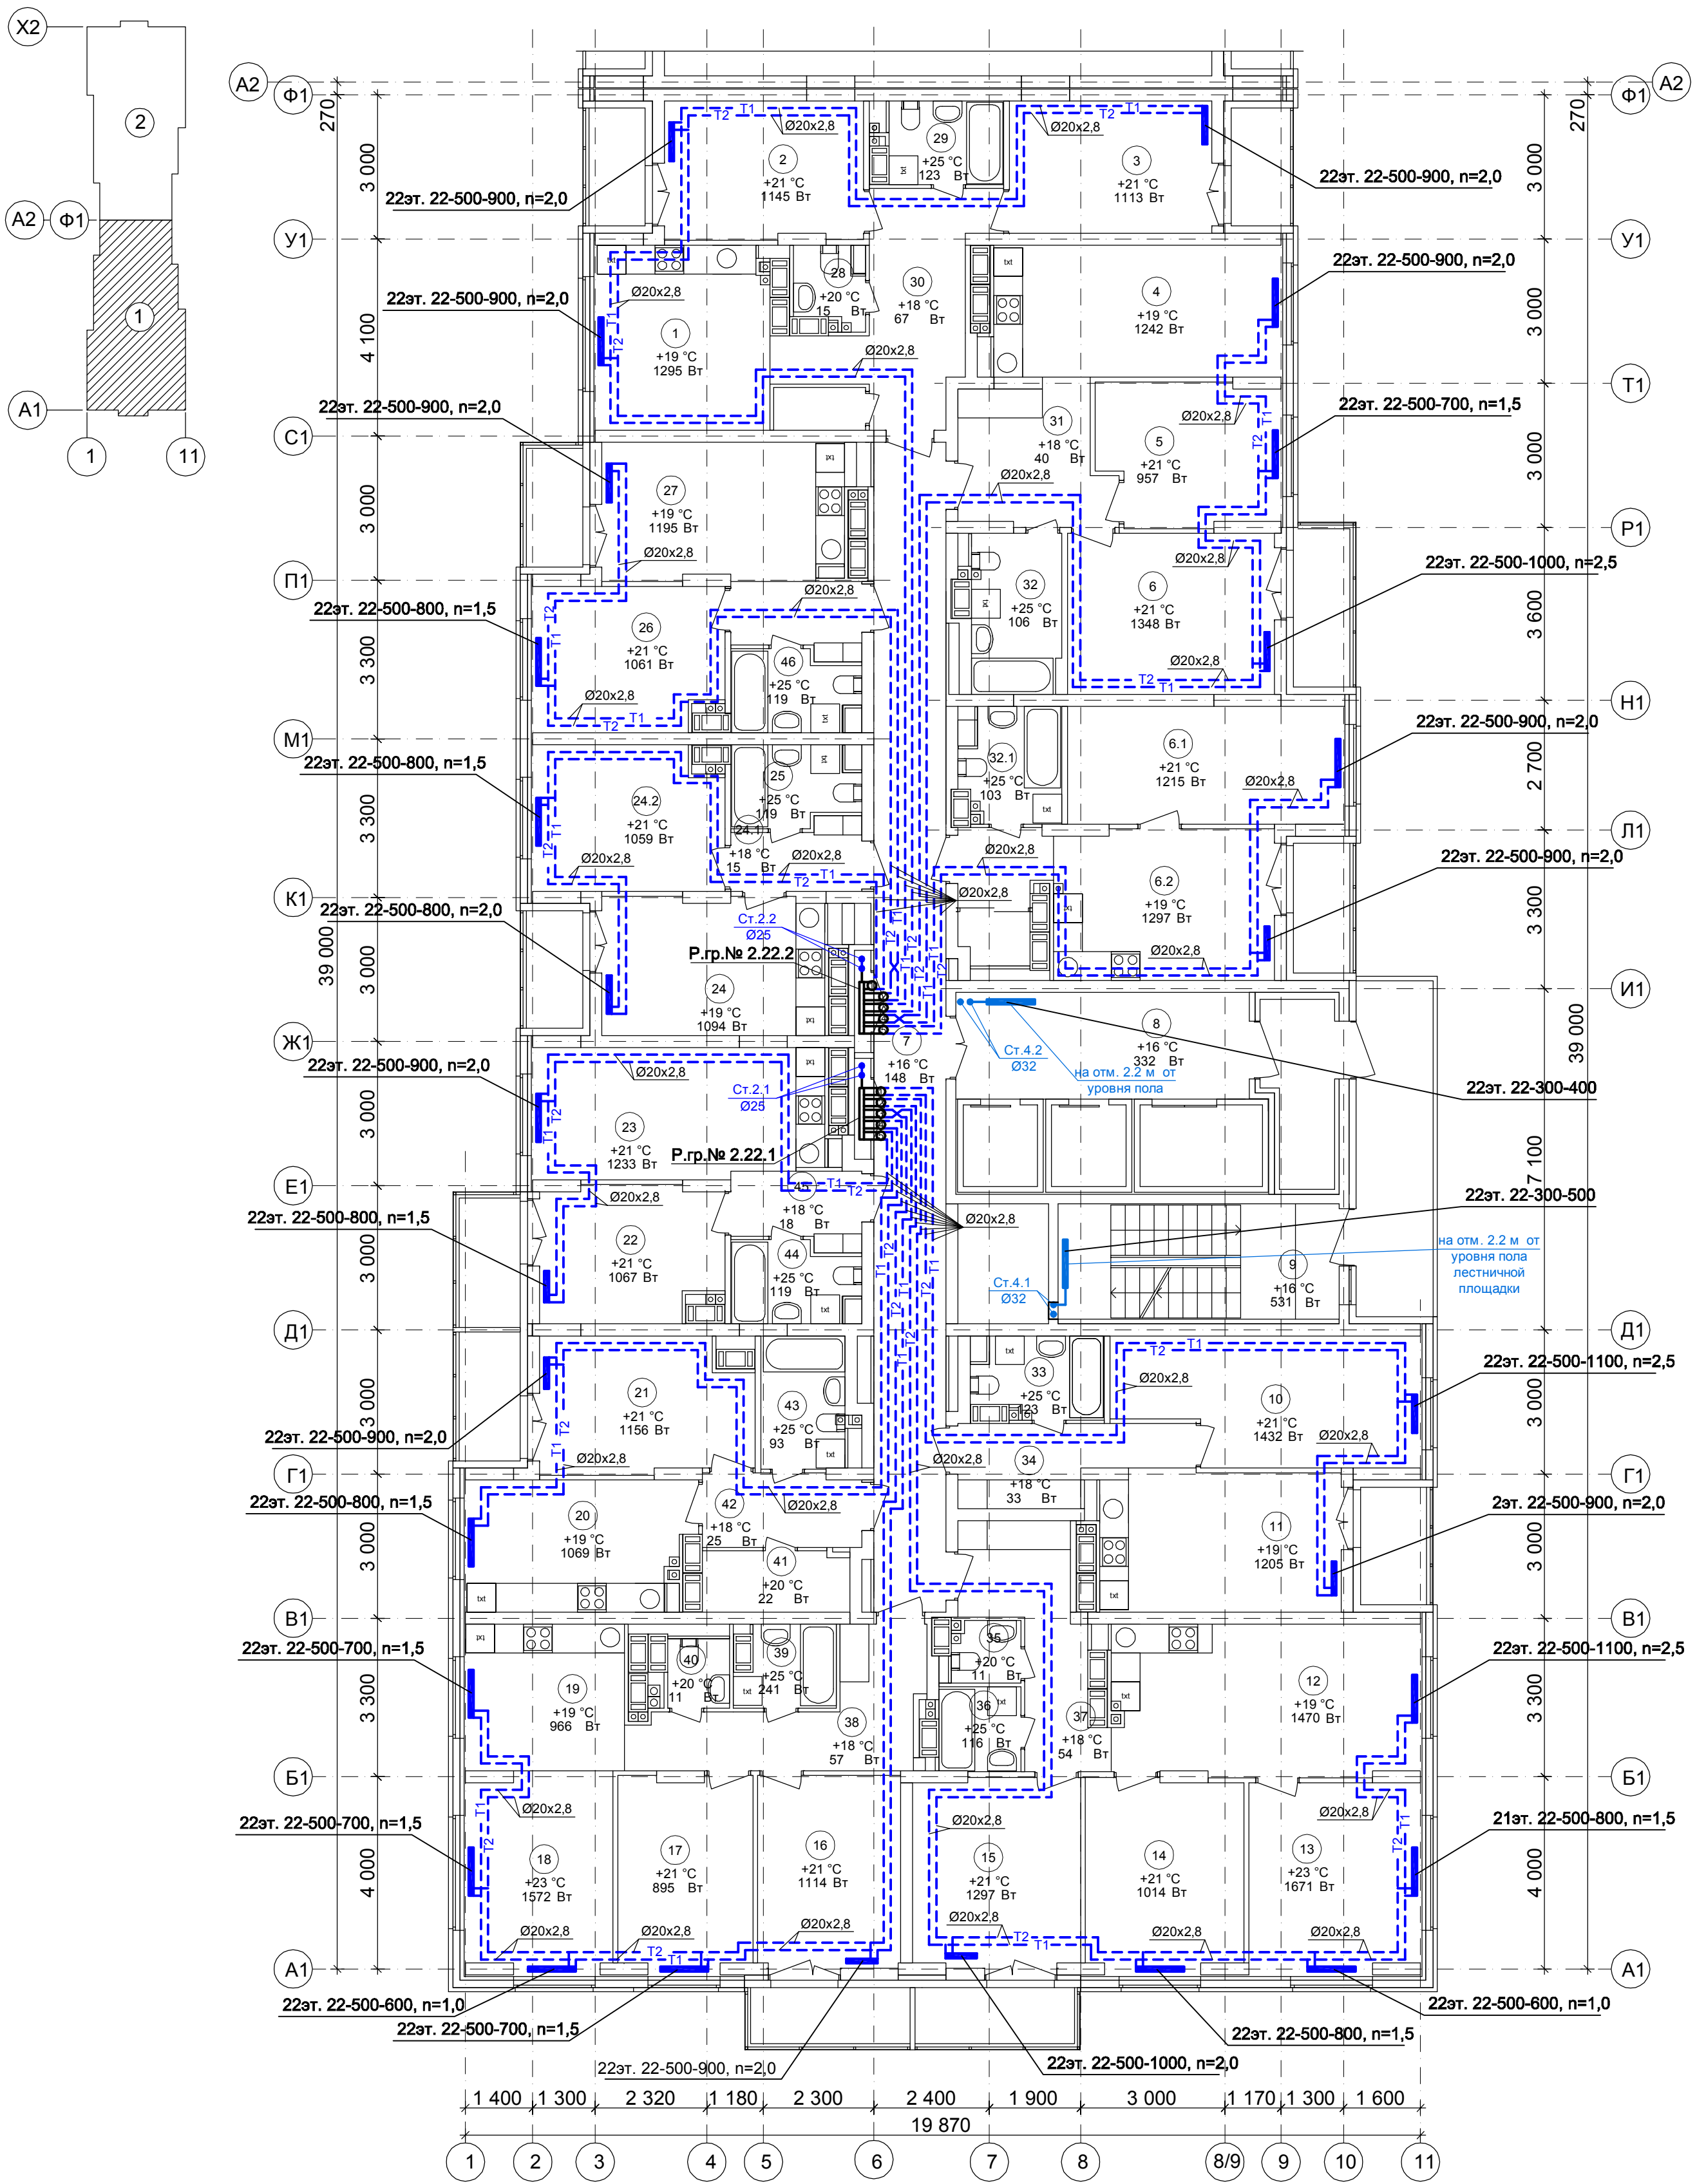


Примечание:

1. Перехлест Т1 и Т2 выполнить в нише над уровнем пола у распределительной гребенки .
2. При монтаже систем отопления допускается смещение трубопроводов .
3. При прокладке под перегородками предусмотреть гильзы .


						59/17-ОВ		
						23-этажный 2-х секционный многоквартирный жилой дом №14 (по генплану). Жилищный комплекс "Анкудиновский парк" в д.Анкудиновка Истовского района Нижегородской области. Застройщик: ООО "КМ Анкудиновка"		
2	ЗАМ				02.19	Изм.	Кол.уч	Лист
Разраб.	Коротин					Рек.	группы	Николаева
Н.контр.	Николаева					Отопление.	План 22 этажа на отм.+63.000.	
ГИП	Рыбин					Секция 1	ООО ФИРМА "СС Проект"	

 Секция 1



на отм. 2.2 м от
уровня пола
лестничной
площадки

 План машинного помещения в осях Д1-И1.



						59/17-ОВ			
2	ЗАМ				02.19	23-этажный 2-х секционный многоквартирный жилой дом №14 (по генплану). Жилищный комплекс "Анкудиновский парк" в д.Анкудиновка Кстовского района Нижегородской области. Застройщик: ООО "КМ Анкудиновка"			
Изм.	Кол.уч	Лист	№ док.	Подпись	Дата				
Разраб.	Коротин					Стация	Лист	Листов	
Рук. группы	Николаева								
						Р	14		
Н.контр.	Николаева					ООО ФИРМА "СС Проект"			
ГИП	Рыбин								
Отопление. План тех. этажа на отм.+66.000. План машинного помещения в осях Д1-И1. Секция 1									