


План подвала. Секция 1.

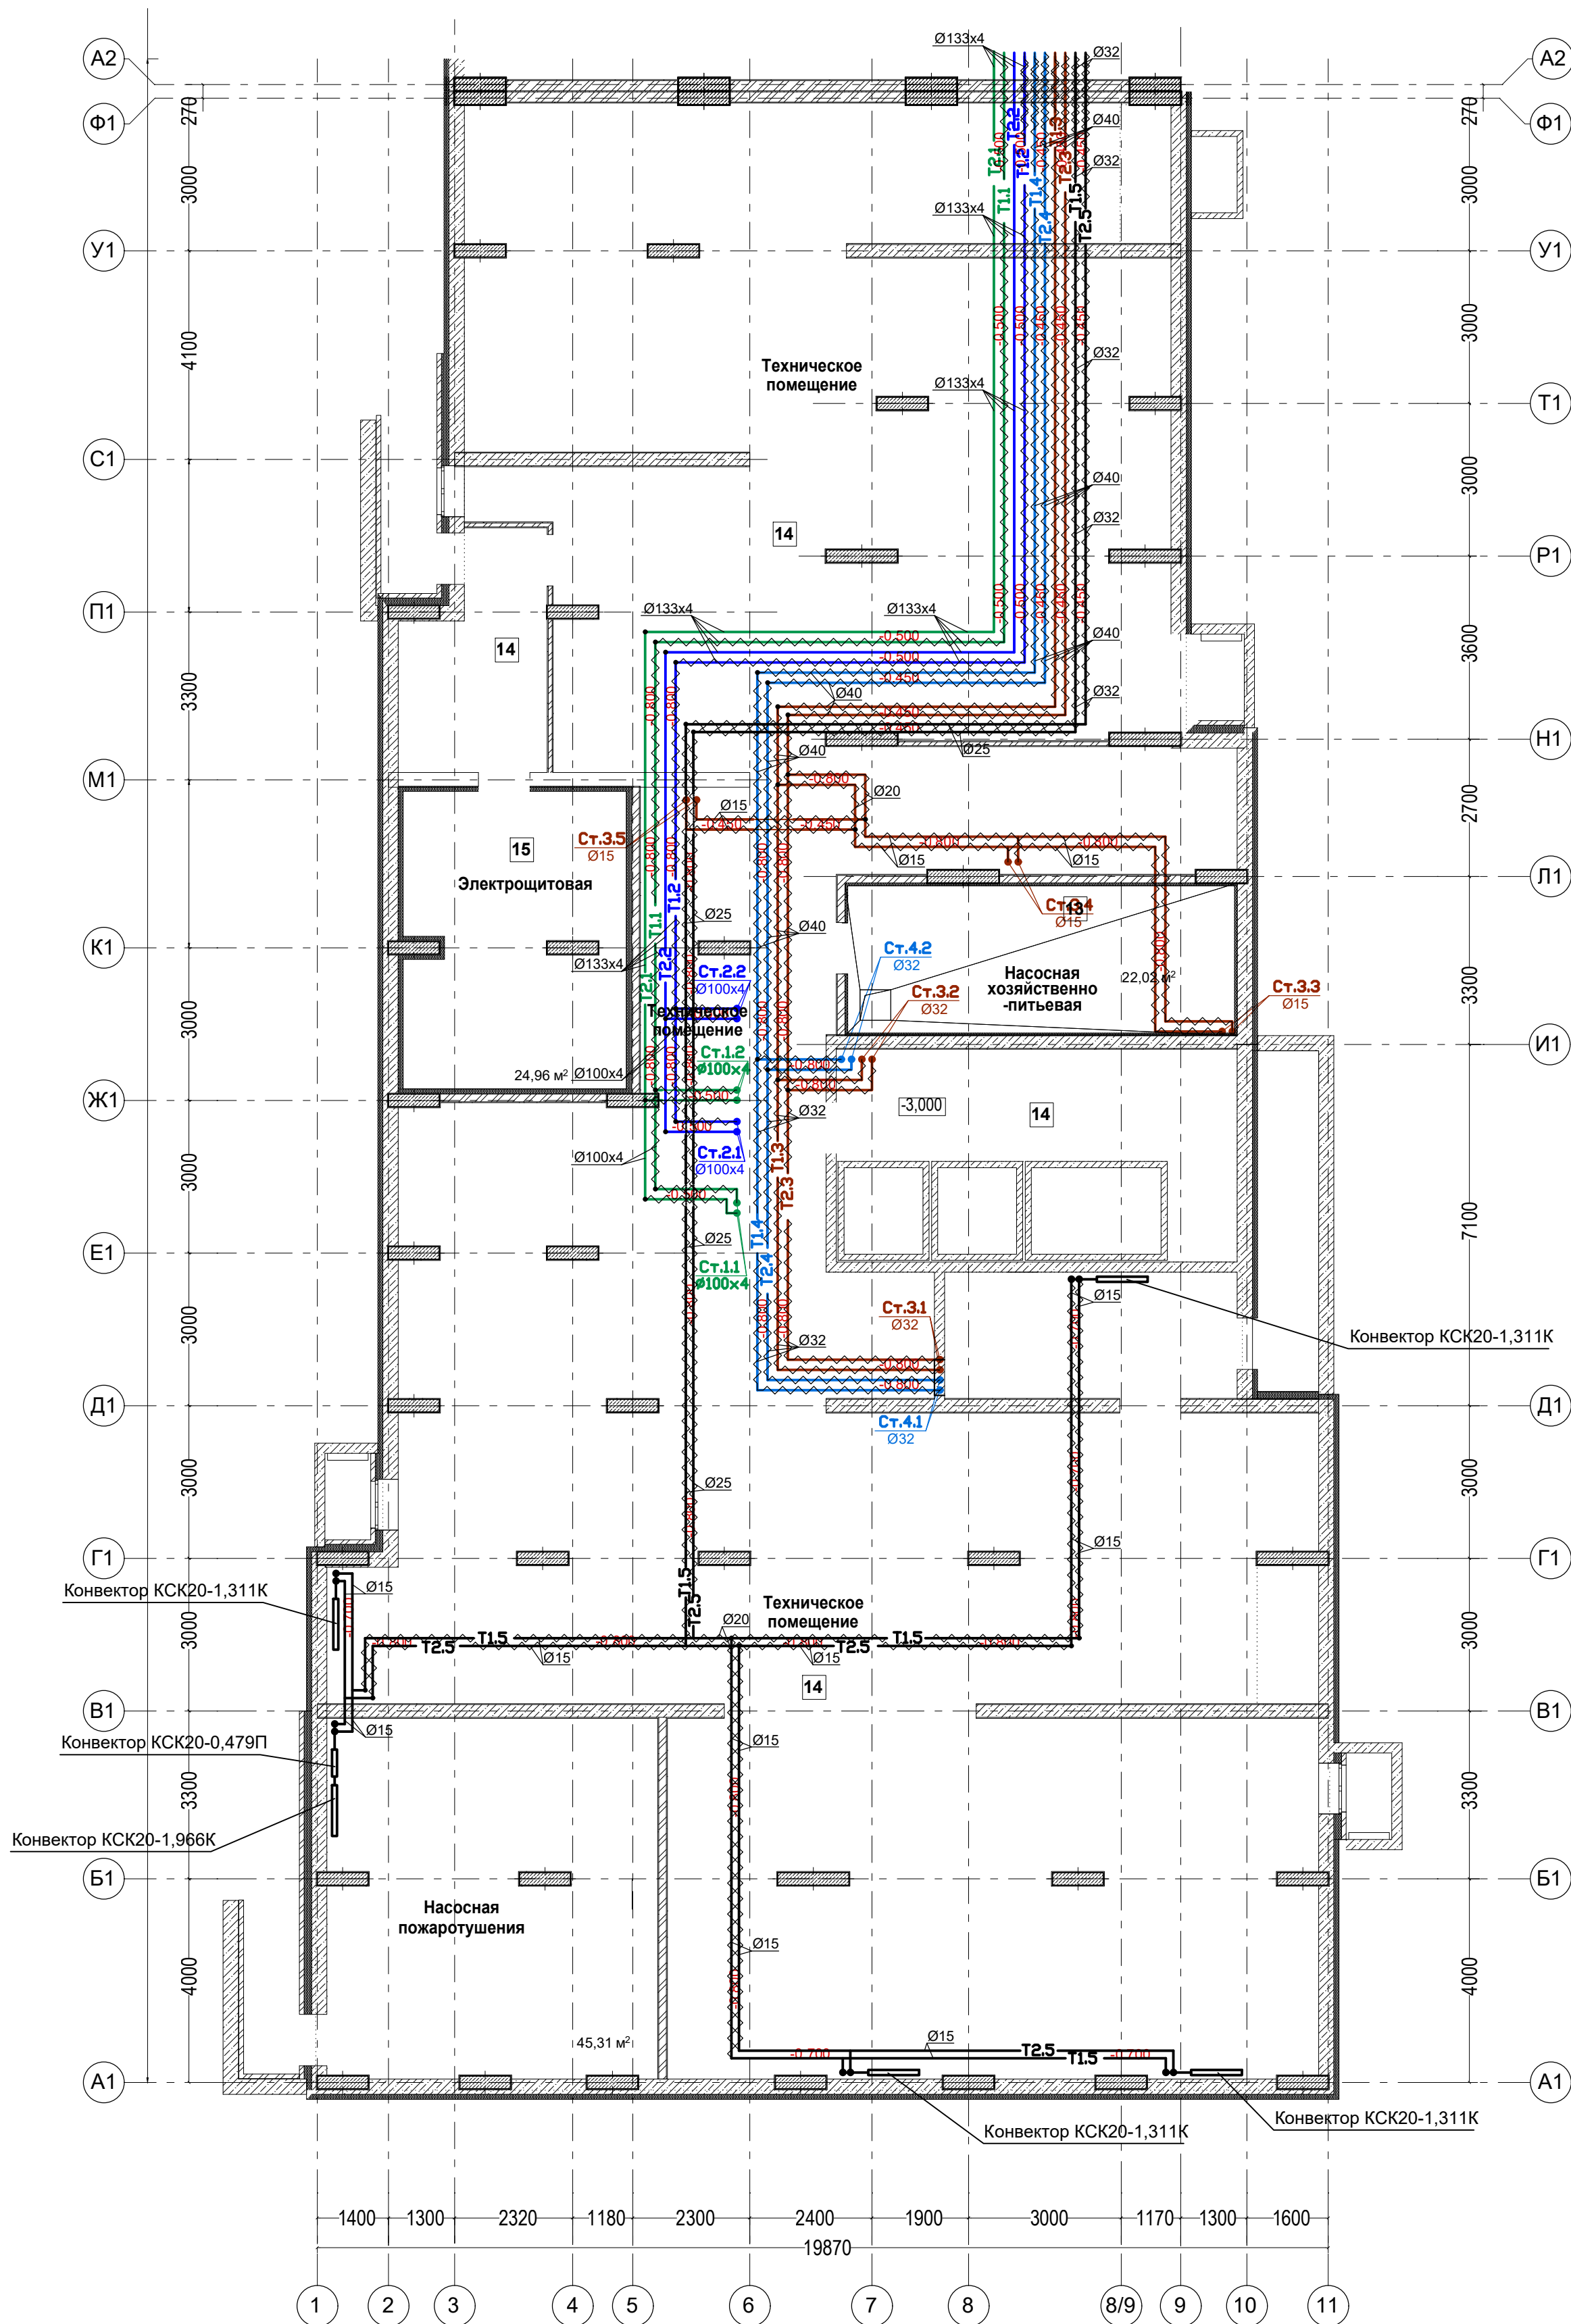

Условные обозначения:

- T1.1 - подающий трубопровод системы отопления №1(отопление жилья первой и второй секции - 1-ая зона (1-11эт));
T2.1 - обратный трубопровод системы отопления №1(отопление жилья первой и второй секции - 1-ая зона (1-11 эт));
T1.2 - подающий трубопровод системы отопления №2(отопление жилья первой и второй секции - 2-ая зона (12-22 эт));
T2.2 - обратный трубопровод системы отопления №2(отопление жилья первой и второй секции - 2-ая зона (12-22 эт));
T1.3 - подающий трубопровод системы отопления №3 (отопление лестничной клетки и лифтового холла первой и второй секции -1 зона (1эт - 11эт));
T2.3 - обратный трубопровод системы отопления №3 (отопление лестничной клетки и лифтового холла первой и второй секции -1 зона (1эт - 11эт));
T1.4 - подающий трубопровод системы отопления №4(отопление лестничной клетки и лифтового холла - 2 зона (12эт - тех.эт));
T2.4 - обратный трубопровод системы отопления №4(отопление лестничной клетки и лифтового холла - 2 зона (12эт - тех.эт));
T1.5 - подающий трубопровод системы отопления №5(отопление подвала и технических помещений подвала);
T2.5 - обратный трубопровод системы отопления №5(отопление подвала и технических помещений подвала);

						07-06/2019 - ОВ		
						23-этажный 2-х секционный многоквартирный жилой дом №15 (по генплану). Жилищный комплекс "Анкудиновский парк" в д.Анкудиновка Кстовского района Нижегородской области. Застройщик: ООО "Парламент"		
Изм.	Кол.уч	Лист	№ док.	Подпись	Дата	Отопление и вентиляция	Стадия	Лист
Разработал	Ваганов	Бог	12.19				Р	2
Проверил	Хасянов	Хася	12.19			План подвала. Секция 1.	ООО "ПБ Конструктив"	
Н. контр.	Пронихин	Прн	12.19					

План 1 этажа. Секция 1.



Условное обозначение:

Распределительная гребенка № 1. 2. 1

порядковый номер гребенки

номер этажа


номер системы

Примечание:

1. Перехлест Т1 и Т2 выполнить в нише над уровнем пола у распределительной гребенки.
2. При монтаже систем отопления допускается смещение трубопроводов.
3. При прокладке под перегородками предусмотреть гильзы.

						07-06/2019 - ОВ		
						23-этажный 2-х секционный многоквартирный жилой дом №15 (по генплану). Жилищный комплекс "Анкудиновский парк" в д.Анкудиновка Кстовского района Нижегородской области. Застройщик: ООО "Парламент"		
Изм.	Кол.уч.	Лист	№ док.	Подпись	Дата	Отопление и вентиляция	Стадия	Лист
Разработал	Ваганов	Вар	12.19				Р	3
Проверил	Хасянов	Хас	12.19			План 1 этажа. Секция 1.	Листов	
Н. контр.	Пронихин	Прн	12.19				ООО "ПБ Конструктив"	

План 2 этажа. Секция 1.

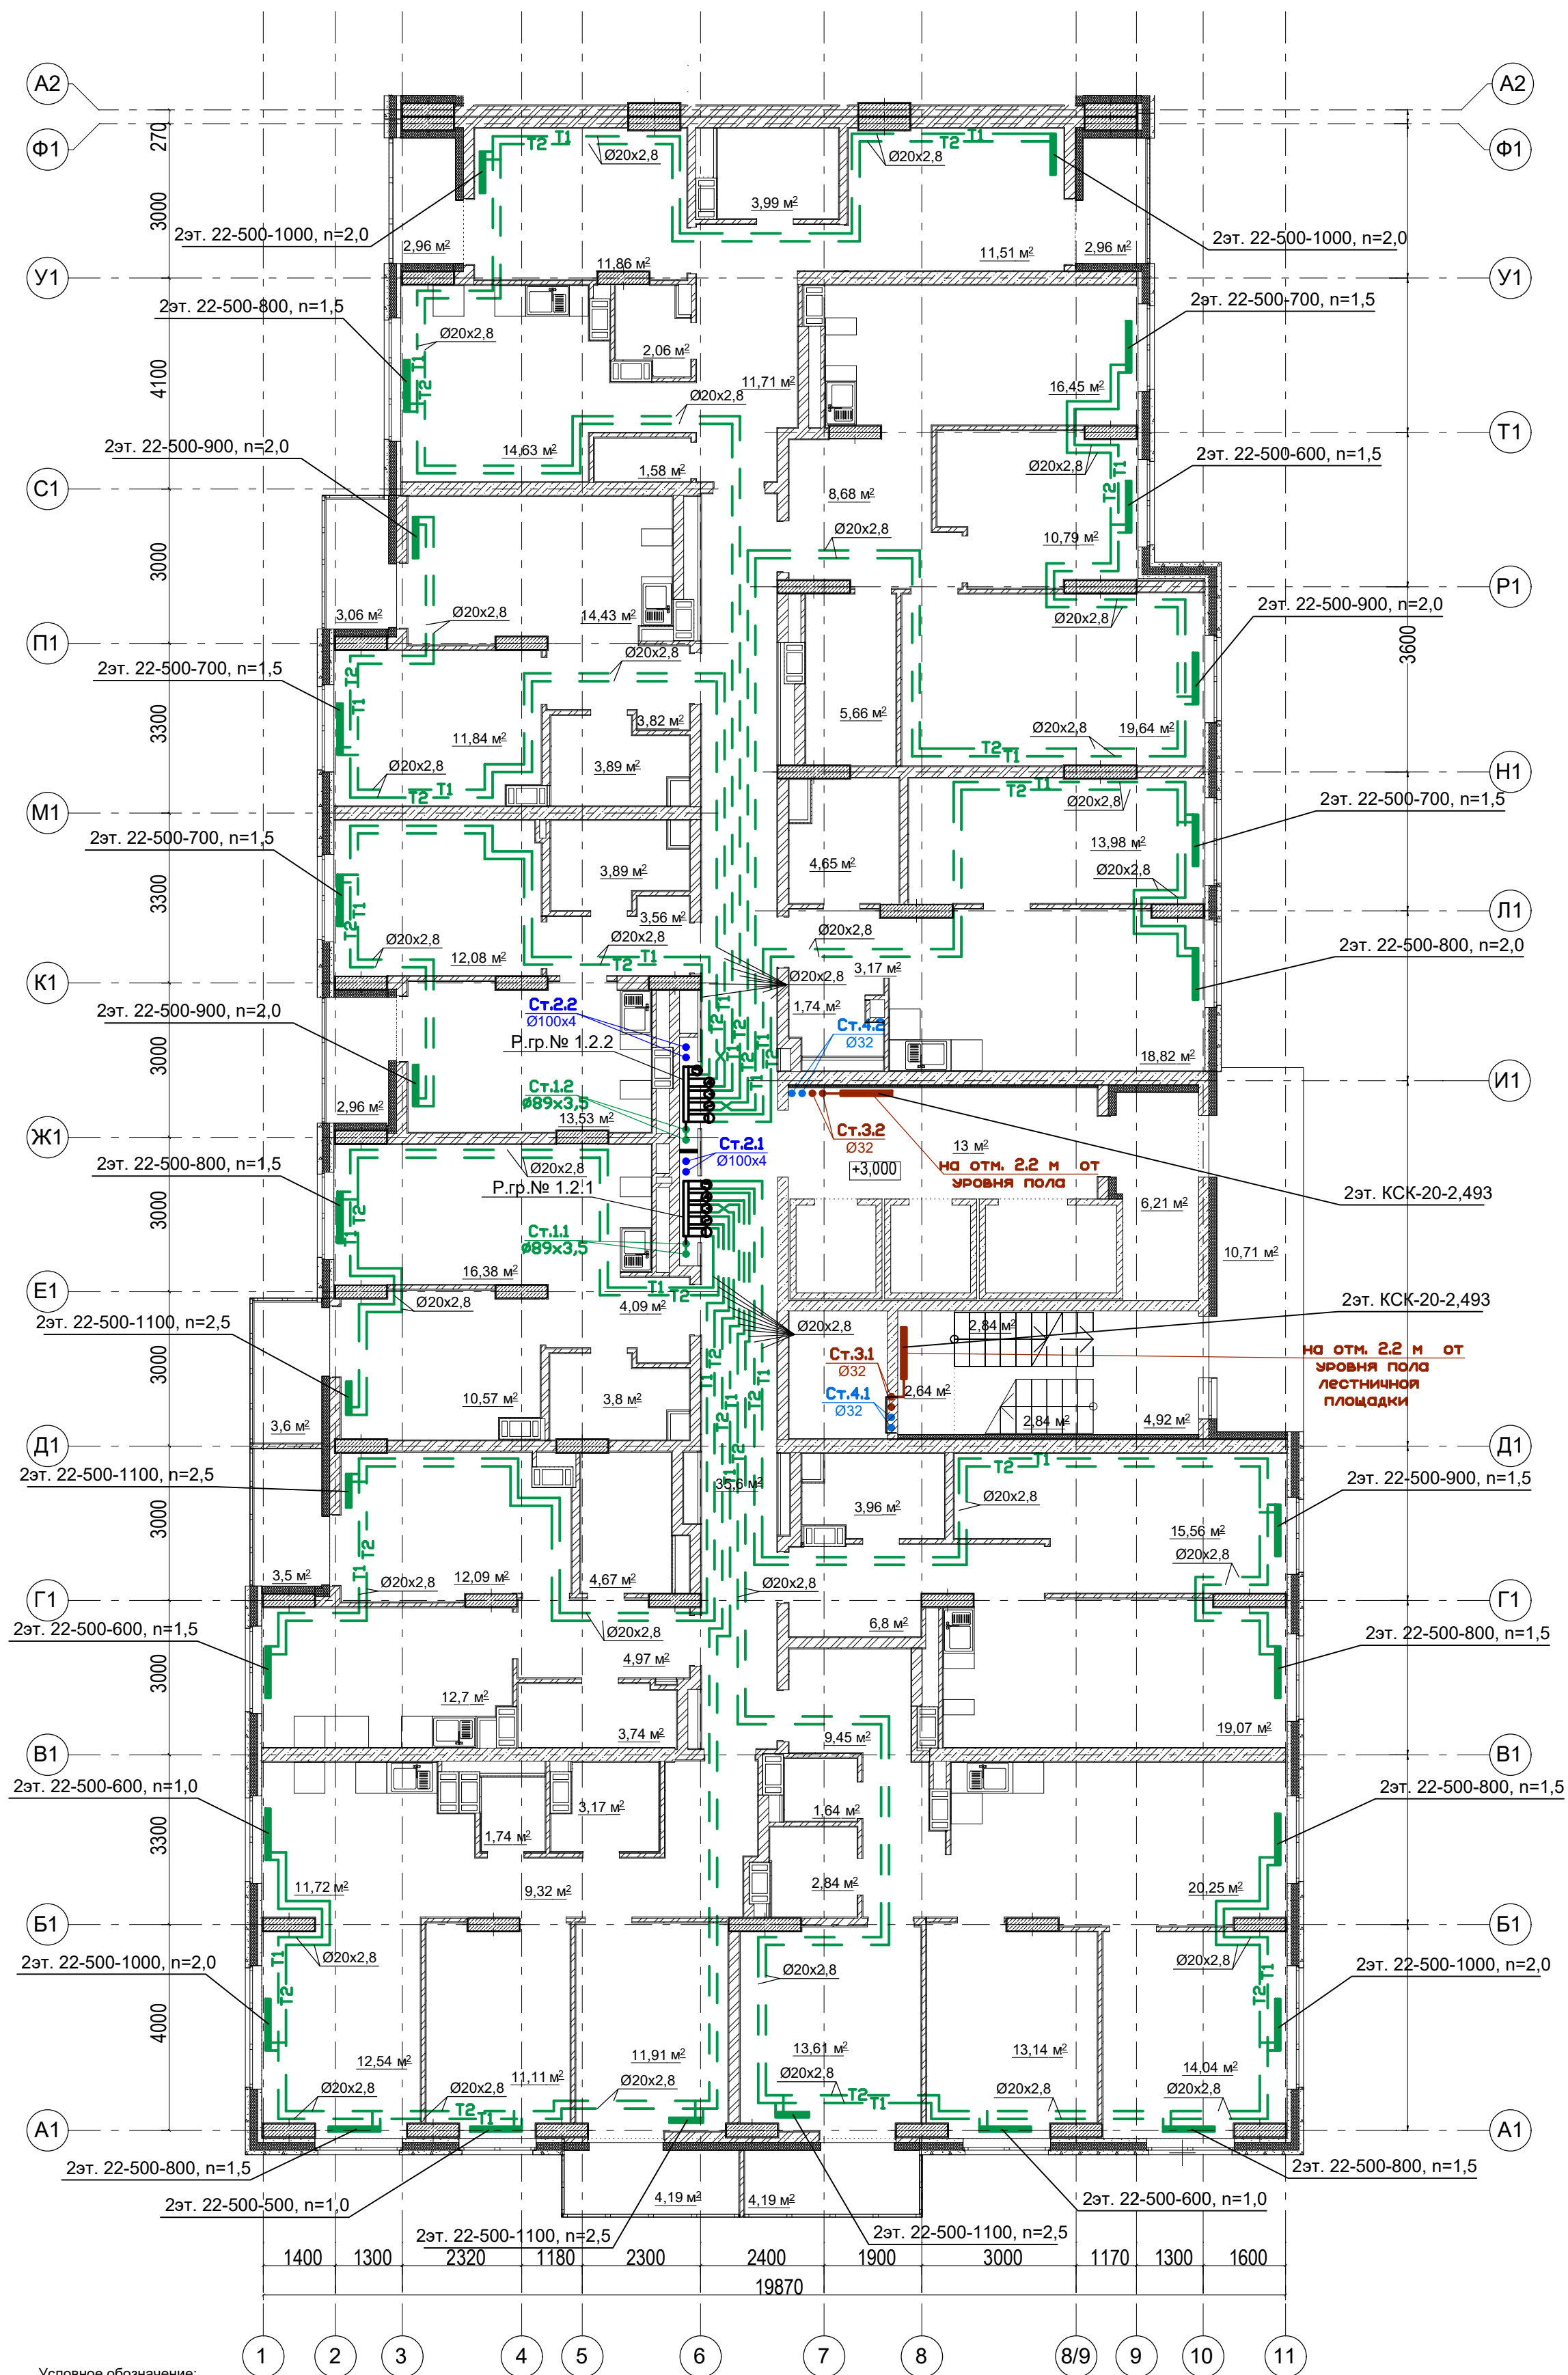

Условное обозначение:

Распределительная гребенка № 1. 2. 1

порядковый номер гребенки
номер этажа
номер системы

Примечание:


1. Перехлест T1 и T2 выполнить в нише над уровнем пола у распределительной гребенки.

2. При монтаже систем отопления допускается смещение трубопроводов.

3. При прокладке под перегородками предусмотреть гильзы.

						07-06/2019 - ОВ		
						23-этажный 2-х секционный многоквартирный жилой дом №15 (по генплану). Жилищный комплекс "Анкудиновский парк" в д.Анкудиновка Кстовского района Нижегородской области. Застройщик: ООО "Парламент"		
Изм.	Кол.уч.	Лист	№ док.	Подпись	Дата	Отопление и вентиляция	Стадия	Лист
Разработал	Ваганов	12.19		Взг	12.19		Р	4
Проверил	Хасянов	12.19		Хася	12.19	План 2 этажа. Секция 1.	Листов	
Н. контр.	Пронихин	12.19		Прн	12.19		ООО "ПБ Конструктив"	

План 3-5 этажей. Секция 1.

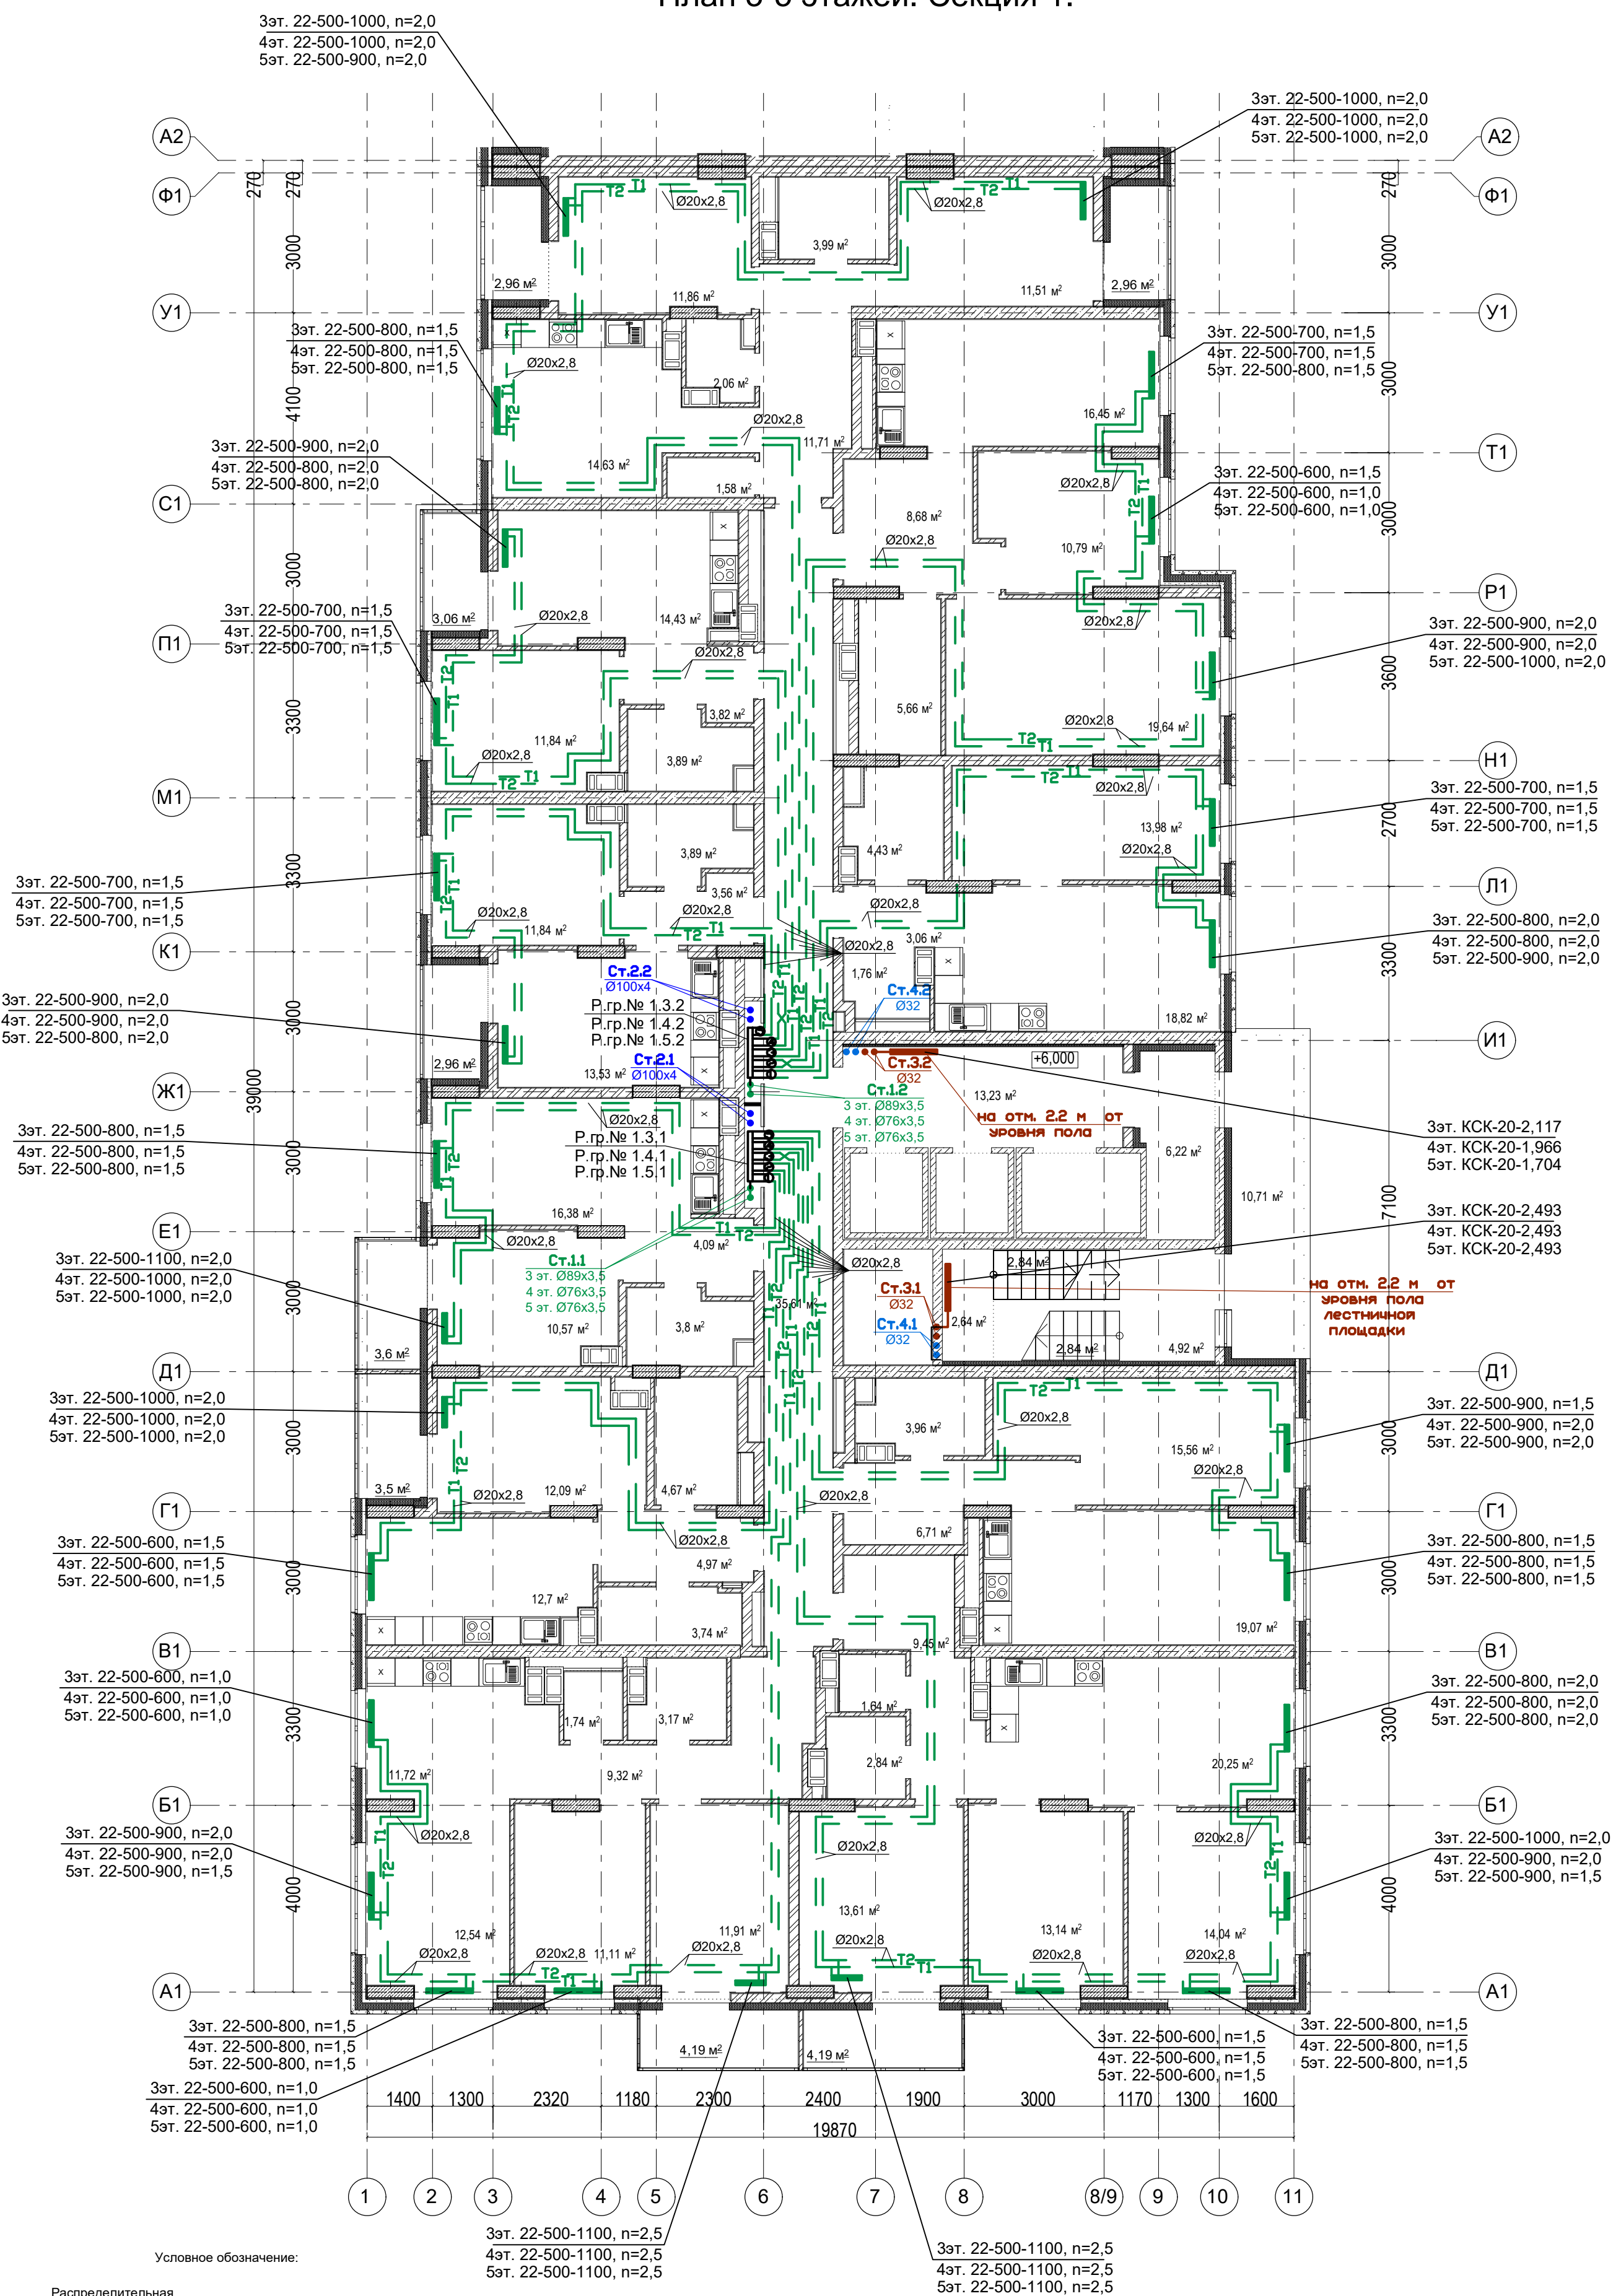

Условное обозначение:

Распределительная
гребенка № 1. 2. 1


порядковый номер гребенки
номер этажа
номер системы

Примечание:

1. Перехлест Т1 и Т2 выполнить в нише над уровнем пола у распределительной гребенки.
2. При монтаже систем отопления допускается смещение трубопроводов.
3. При прокладке под перегородками предусмотреть гильзы.

						07-06/2019 - ОБ			
						23-этажный 2-х секционный многоквартирный жилой дом №15 (по генплану). Жилищный комплекс "Анкудиновский парк" в д. Анкудиновка Кстовского района Нижегородской области. Застройщик: ООО "Парламент"			
Изм.	Кол.уч.	Лист	№ док.	Подпись	Дата		Стадия	Лист	Листов
Разработал	Ваганов	<i>В.В.</i>	12.19			Отопление и вентиляция	Р	5	
Проверил	Хасянов	<i>Х.Х.</i>	12.19						
Н. контр.	Пронихин	<i>П.П.</i>	12.19			План 3-5 этажей. Секция 1.	ООО "ПБ Конструктив"		

План 6-8 этажей. Секция 1.

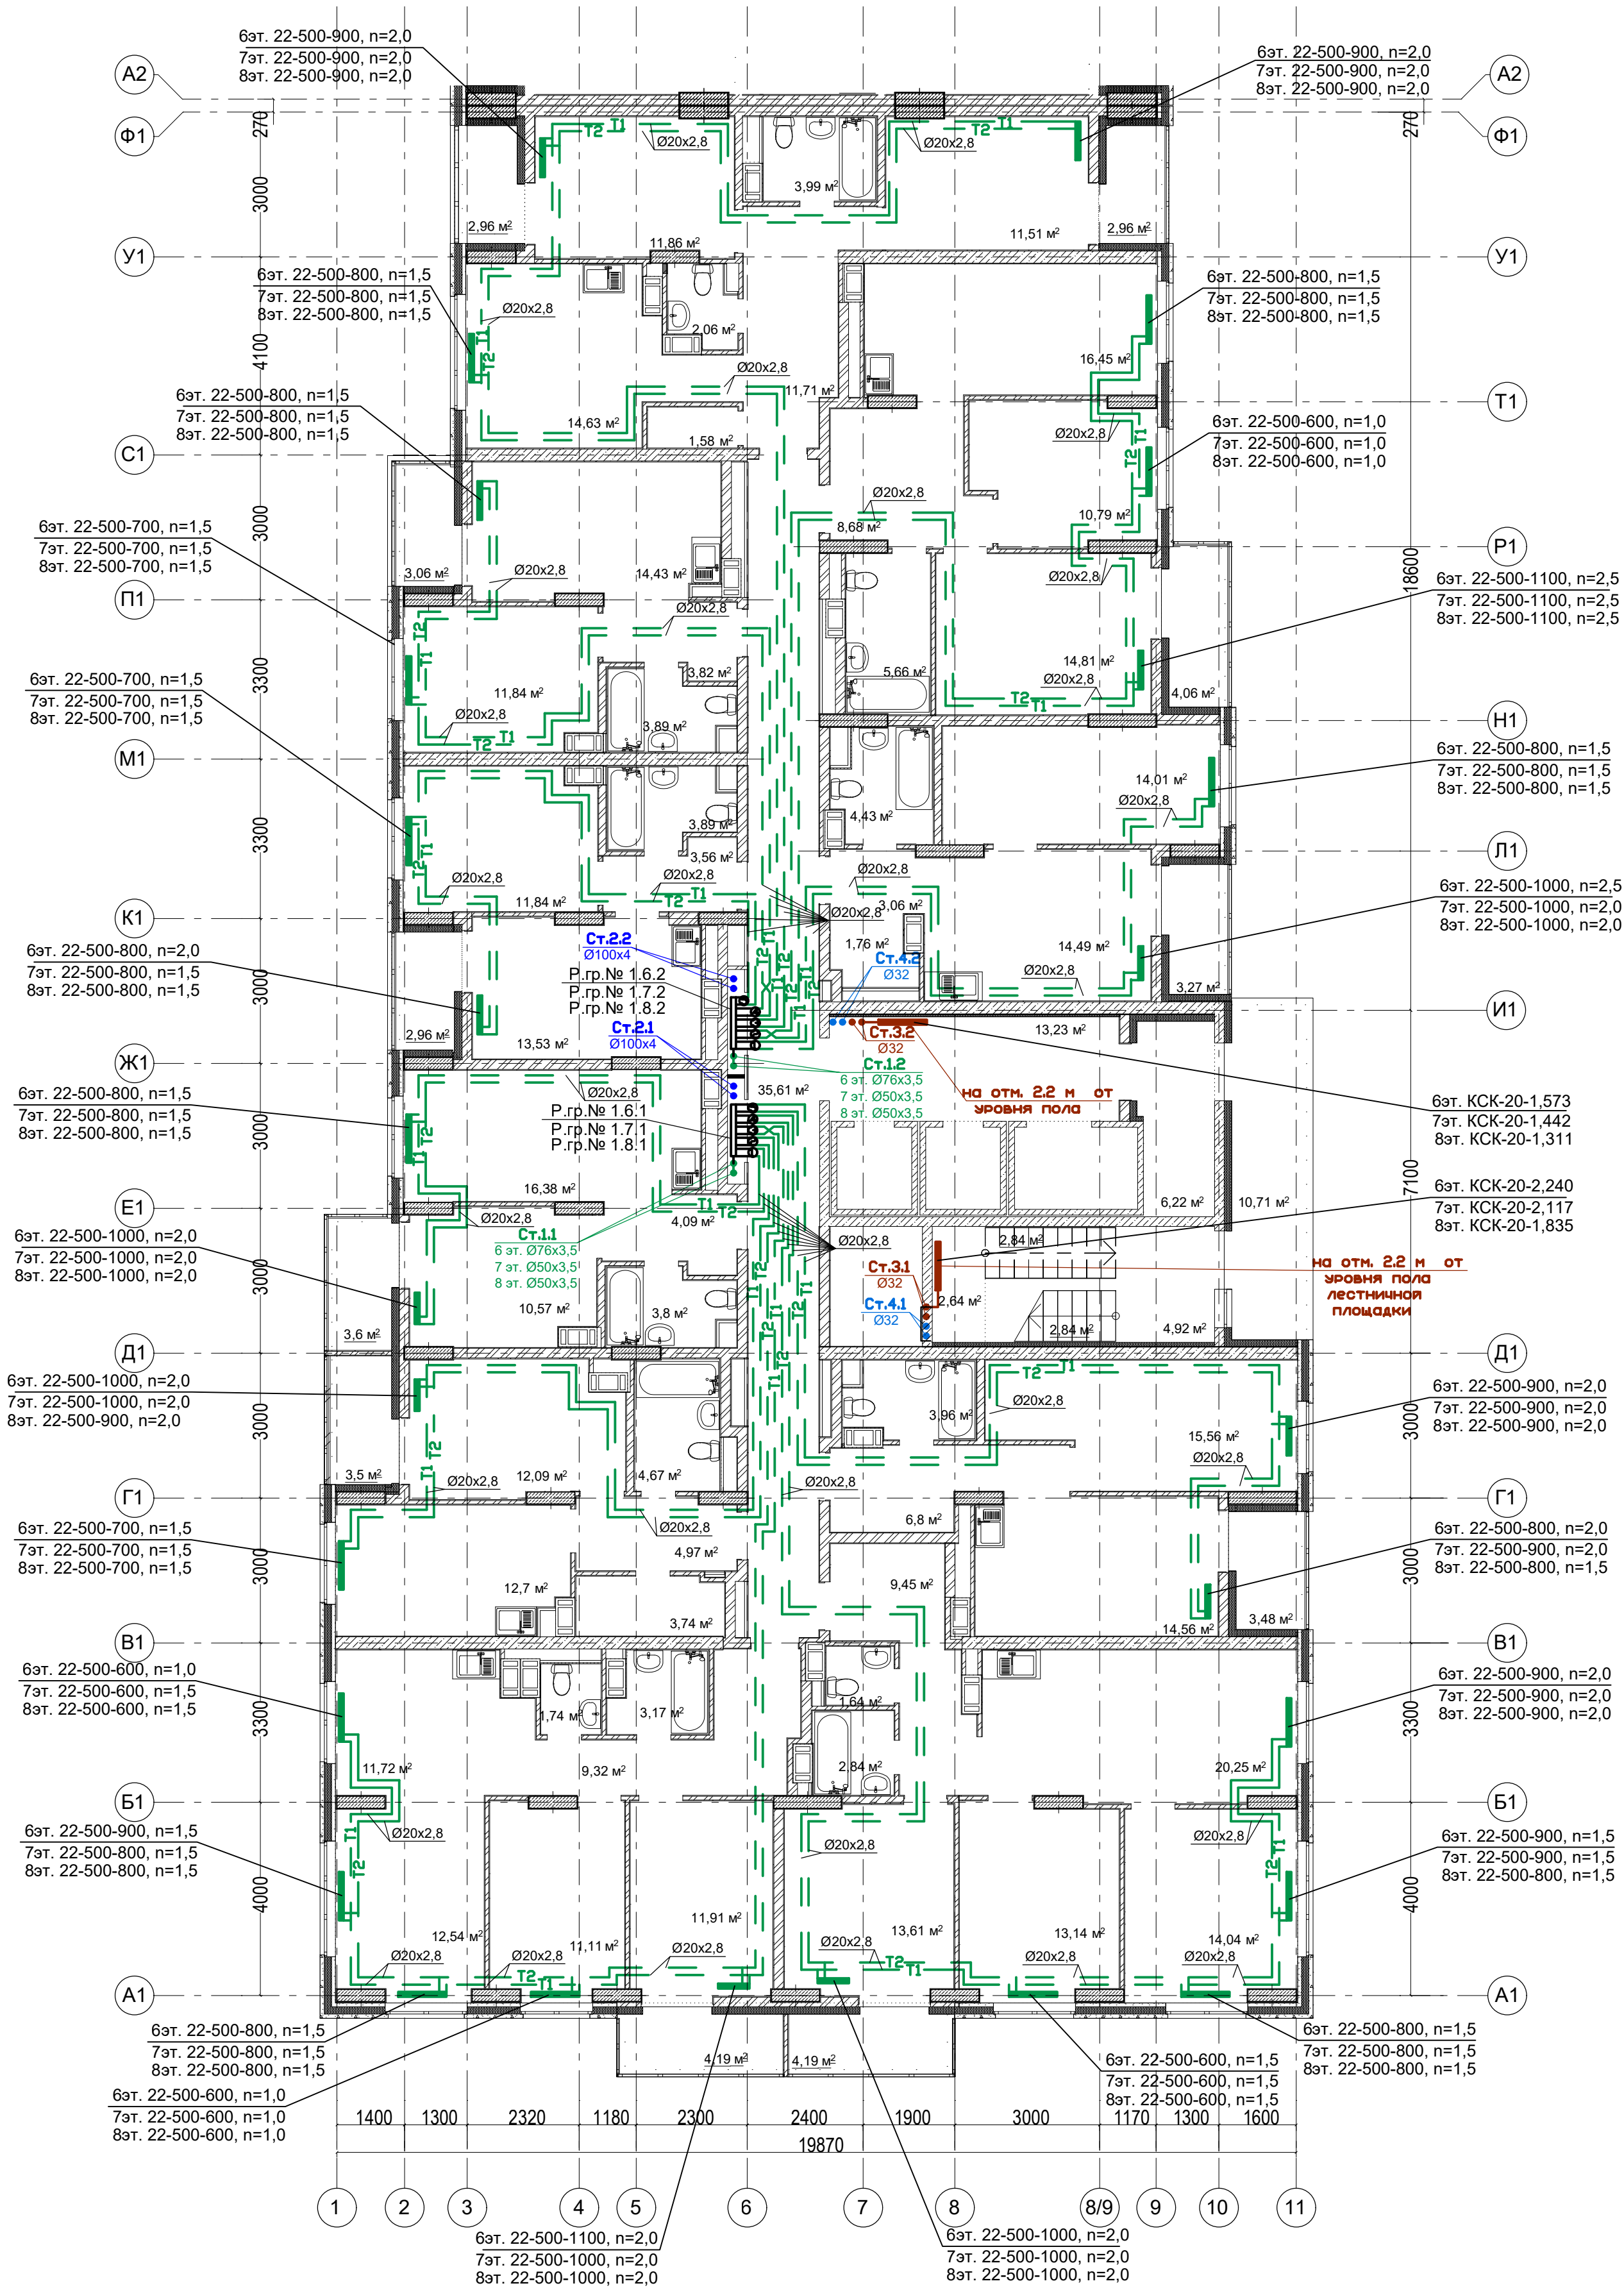

Условное обозначение:




Примечание:

1. Перехлест Т1 и Т2 выполнить в нише над уровнем пола у распределительной гребенки.
2. При монтаже систем отопления допускается смещение трубопроводов.
3. При прокладке под перегородками предусмотреть гильзы.

07-06/2019 - ОВ					
23-этажный 2-х секционный многоквартирный жилой дом №15 (по генплану). Жилищный комплекс "Анкудиновский парк" в д.Анкудиновка Кстовского района Нижегородской области. Застройщик: ООО "Парламент"					
Изм.	Кол.уч.	Лист	№ док.	Подпись	Дата
Разработал	Ваганов	12.19			
Проверил	Хасянов	12.19			
Н. контр.	Пронихин	12.19			
Отопление и вентиляция				Стация	Лист
План 6-8 этажей. Секция 1.				Р	6
				Листов	
				ООО "ПБ Конструктив"	

План 9-10 этажей. Секция 1.

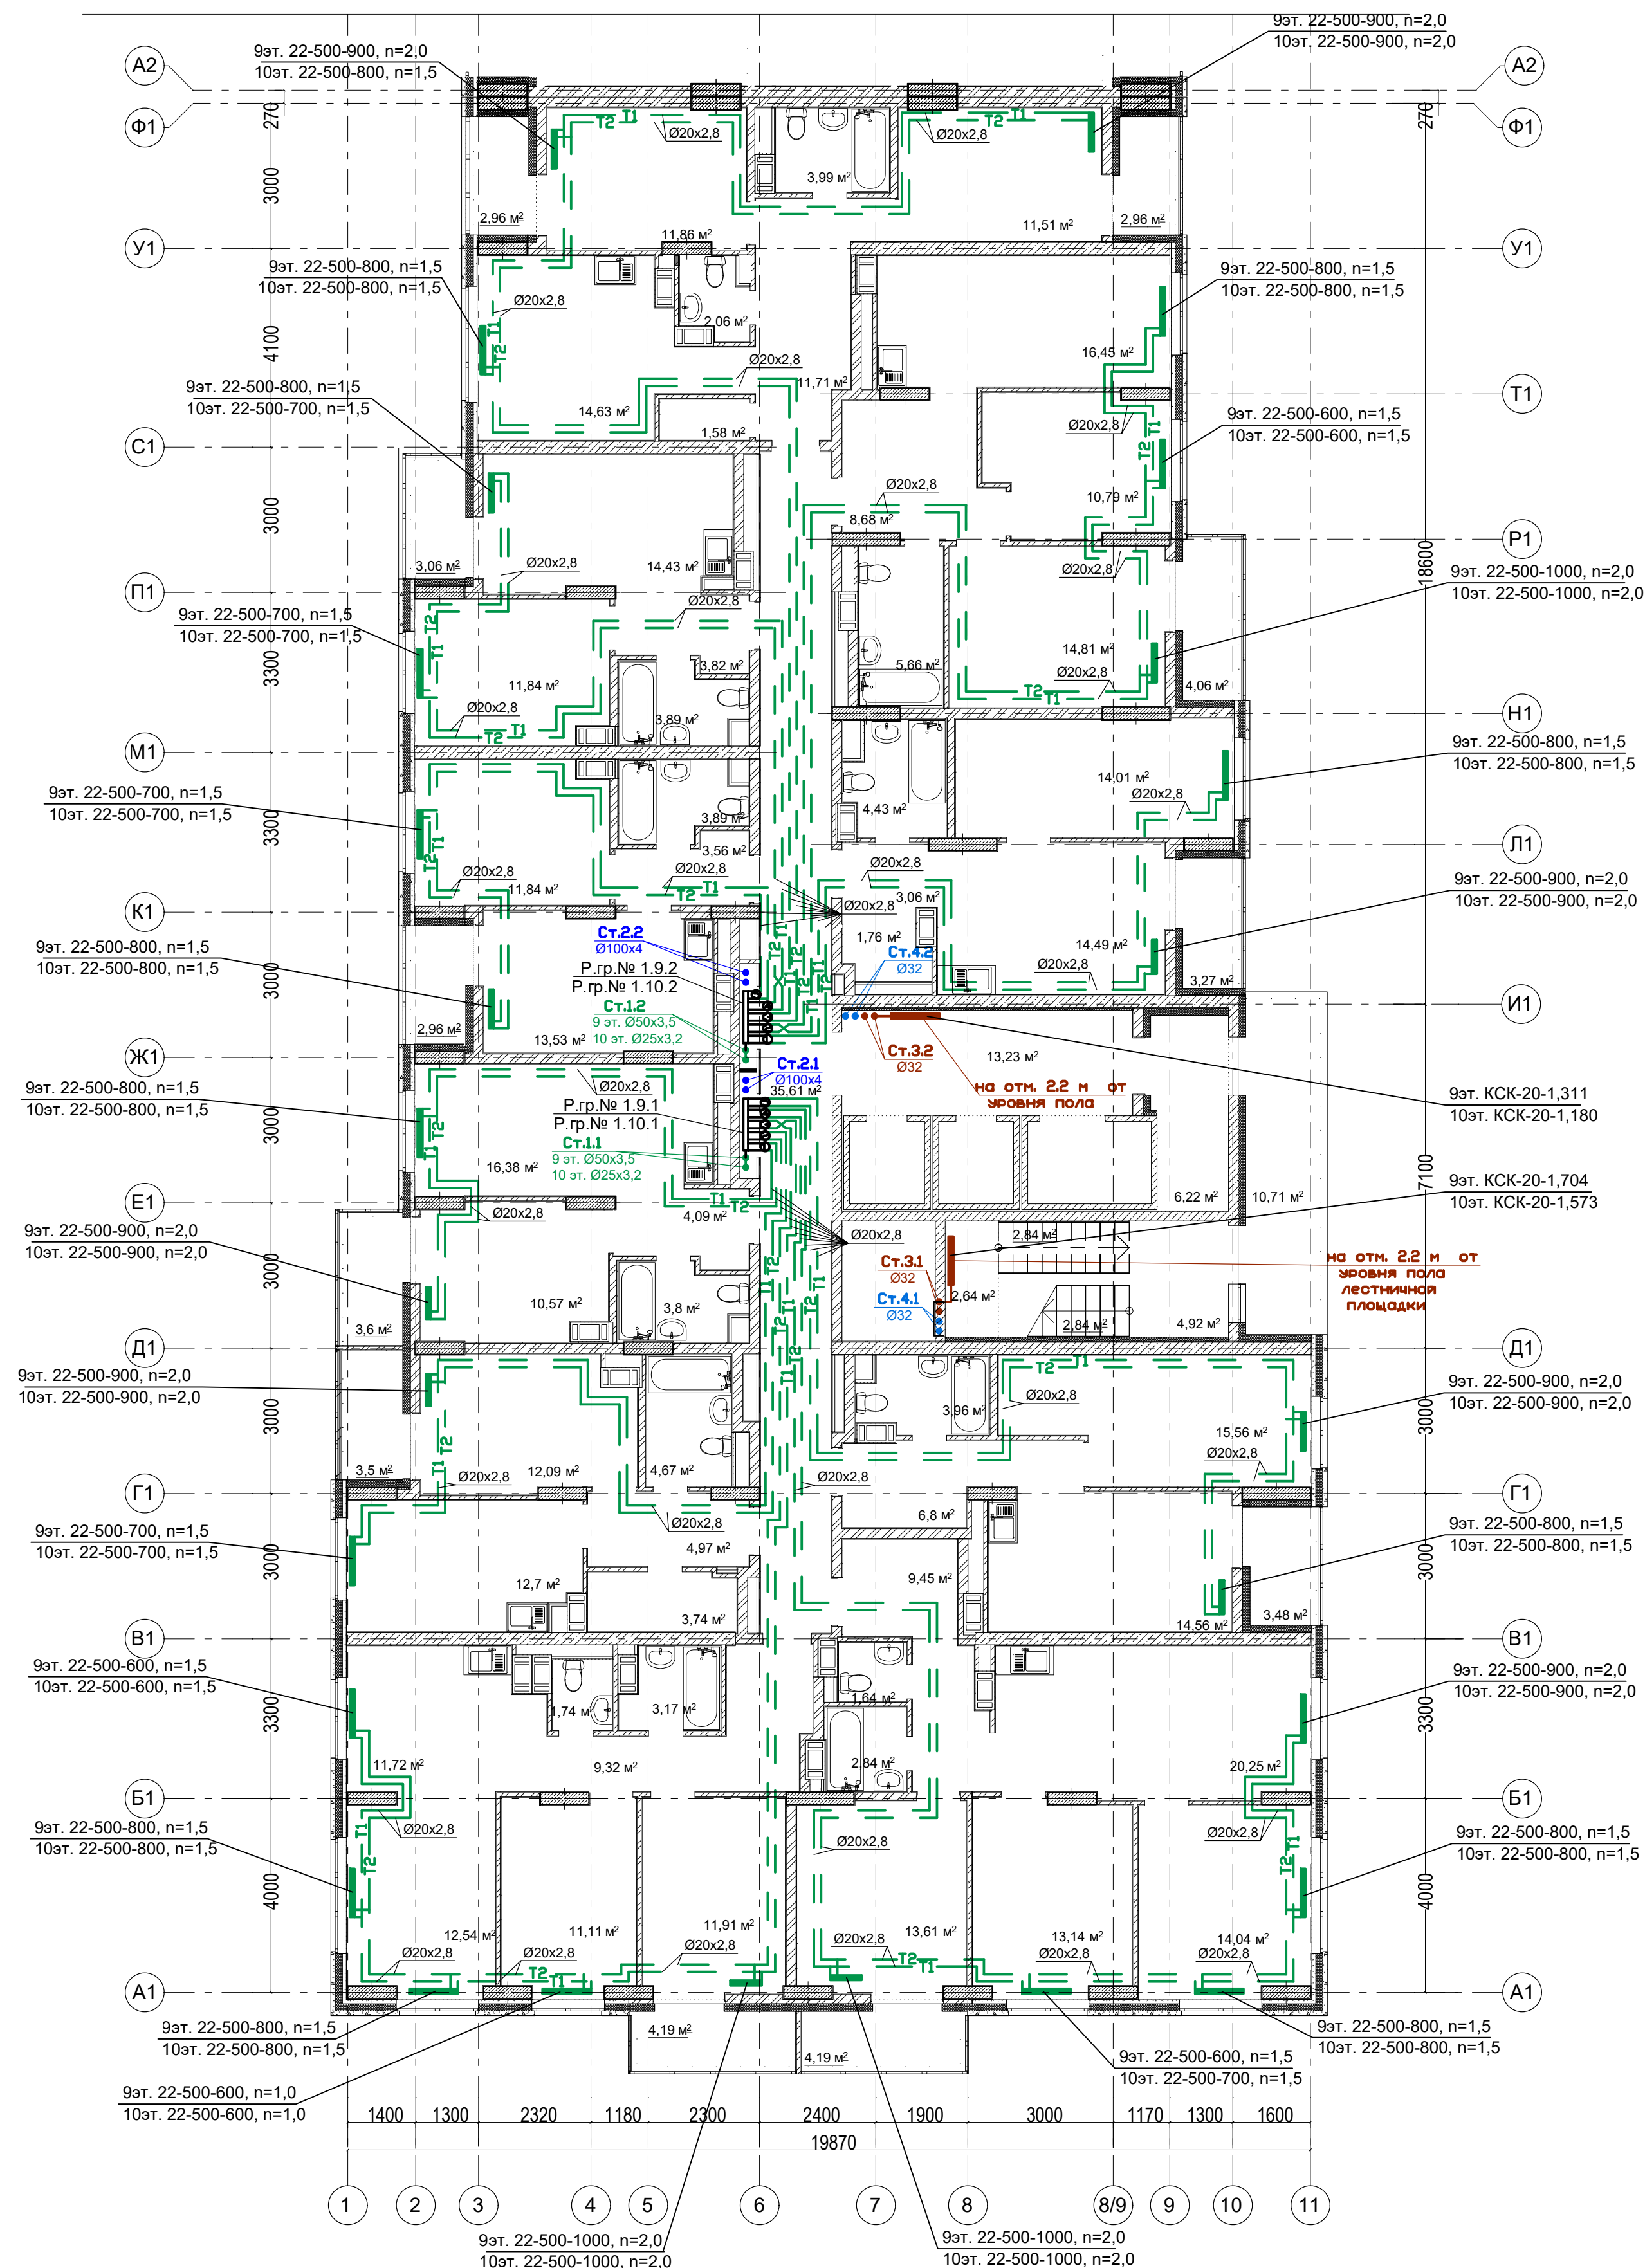

Условное обозначение:

Распределительная
гребенка № 1. 2. 1

порядковый номер гребенки

номер этажа


номер системы

Примечание:

1. Перехлест Т1 и Т2 выполнить в нише над уровнем пола у распределительной гребенки.
2. При монтаже систем отопления допускается смещение трубопроводов.
3. При прокладке под перегородками предусмотреть гильзы.

						07-06/2019 - ОБ					
						23-этажный 2-х секционный многоквартирный жилой дом №15 (по генплану). Жилищный комплекс "Анкудиновский парк" в д.Анкудиновка Кстовского района Нижегородской области. Застройщик: ООО "Парламент"					
Изм.	Кол.уч	Лист	№ док.	Подпись	Дата				Стация	Лист	Листов
Разработал	Ваганов	<i>Вг</i>	12.19			Отопление и вентиляция			Р	7	
Проверил	Хасянов	<i>Хася</i>	12.19								
Н. контр.	Пронихин	<i>Пр</i>	12.19			Пан 9-10 этажей. Секция 1.			ООО "ПБ Конструктив"		

План 11 этажа. Секция 1.

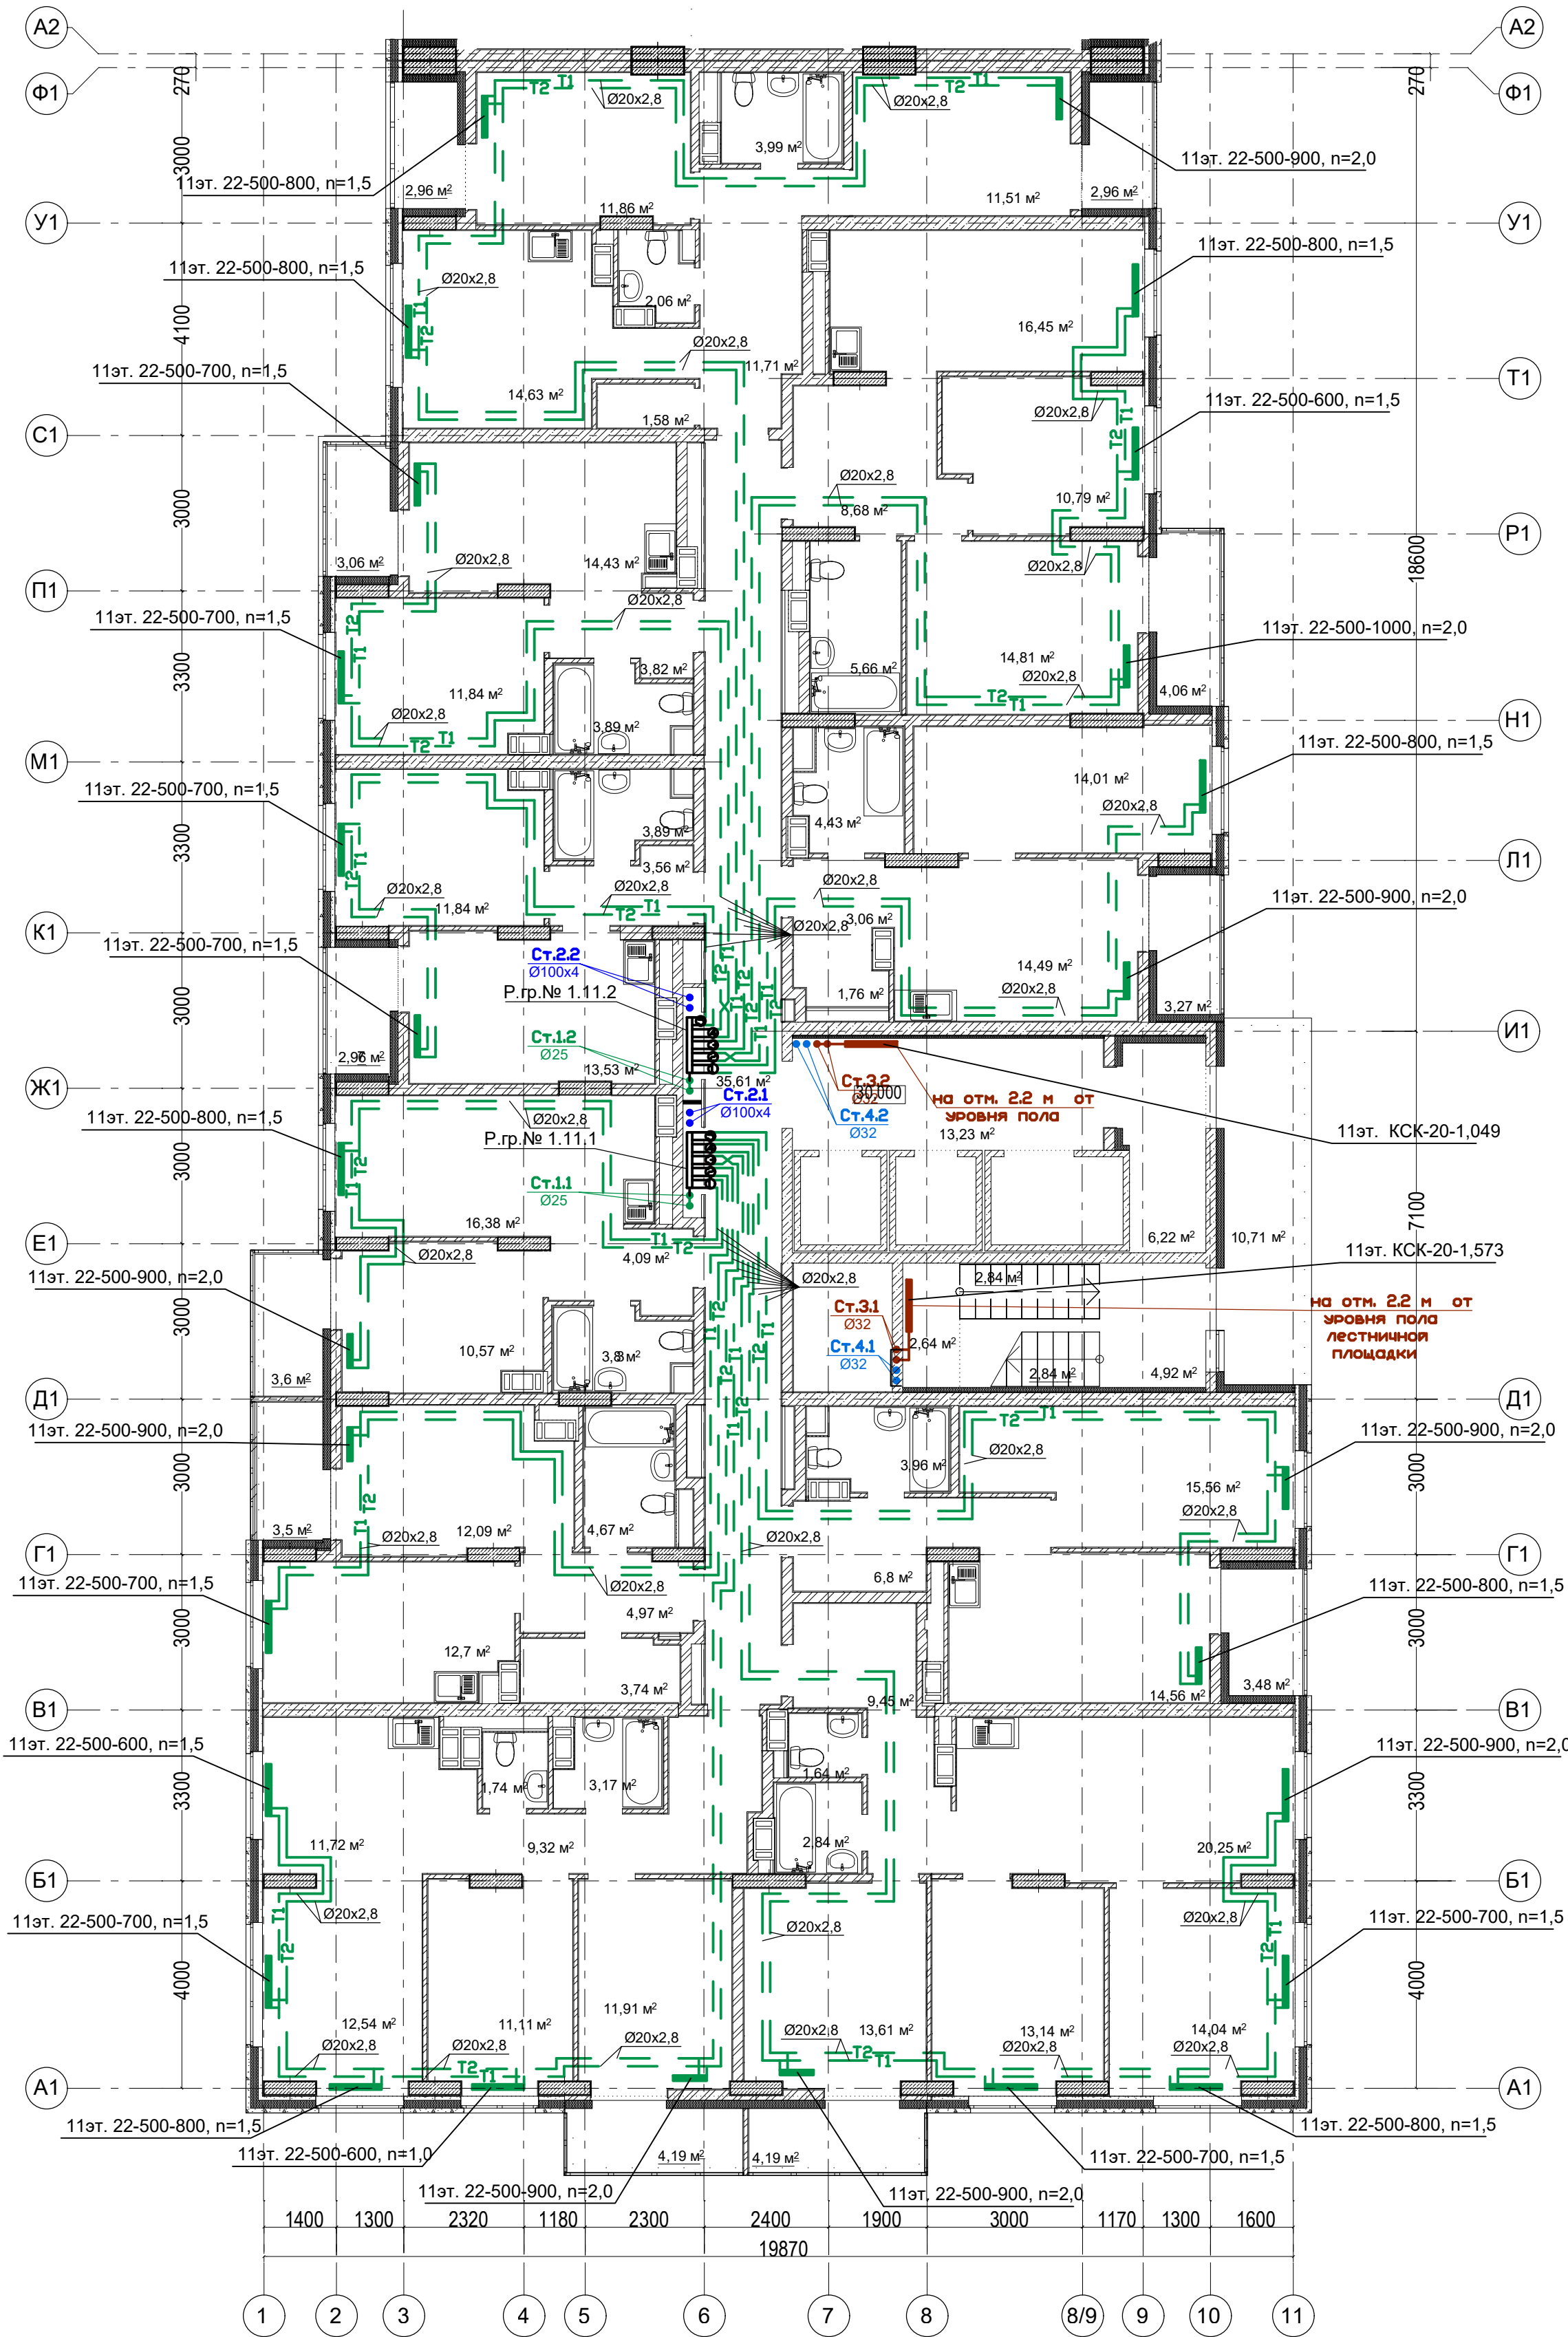


Условное обозначение:
Распределительная гребенка № 1. 2. 1
порядковый номер гребенки
номер этажа
номер системы

Примечание:
1. Перехлест Т1 и Т2 выполнить в нише над уровнем пола у распределительной гребенки.
2. При монтаже систем отопления допускается смещение трубопроводов.
3. При прокладке под перегородками предусмотреть гильзы.

07-06/2019 - ОВ					
23-этажный 2-х секционный многоквартирный жилой дом №15 (по генплану). Жилищный комплекс "Анкудиновский парк" в д.Анкудиновка Кстовского района Нижегородской области. Застройщик: ООО "Парламент"					
Изм.	Кол.уч.	Лист	№ док.	Подпись	Дата
Разработал	Ваганов	В.В.	12.19		
Проверил	Хасянов	А.А.	12.19		
Н. контр.	Пронихин	А.А.	12.19		
Отопление и вентиляция				Стадия	Лист
Пан 11 этажа. Секция 1.				Р	8
				Листов	
				ООО "ПБ Конструктив"	


План 12-14 этажей. Секция 1.

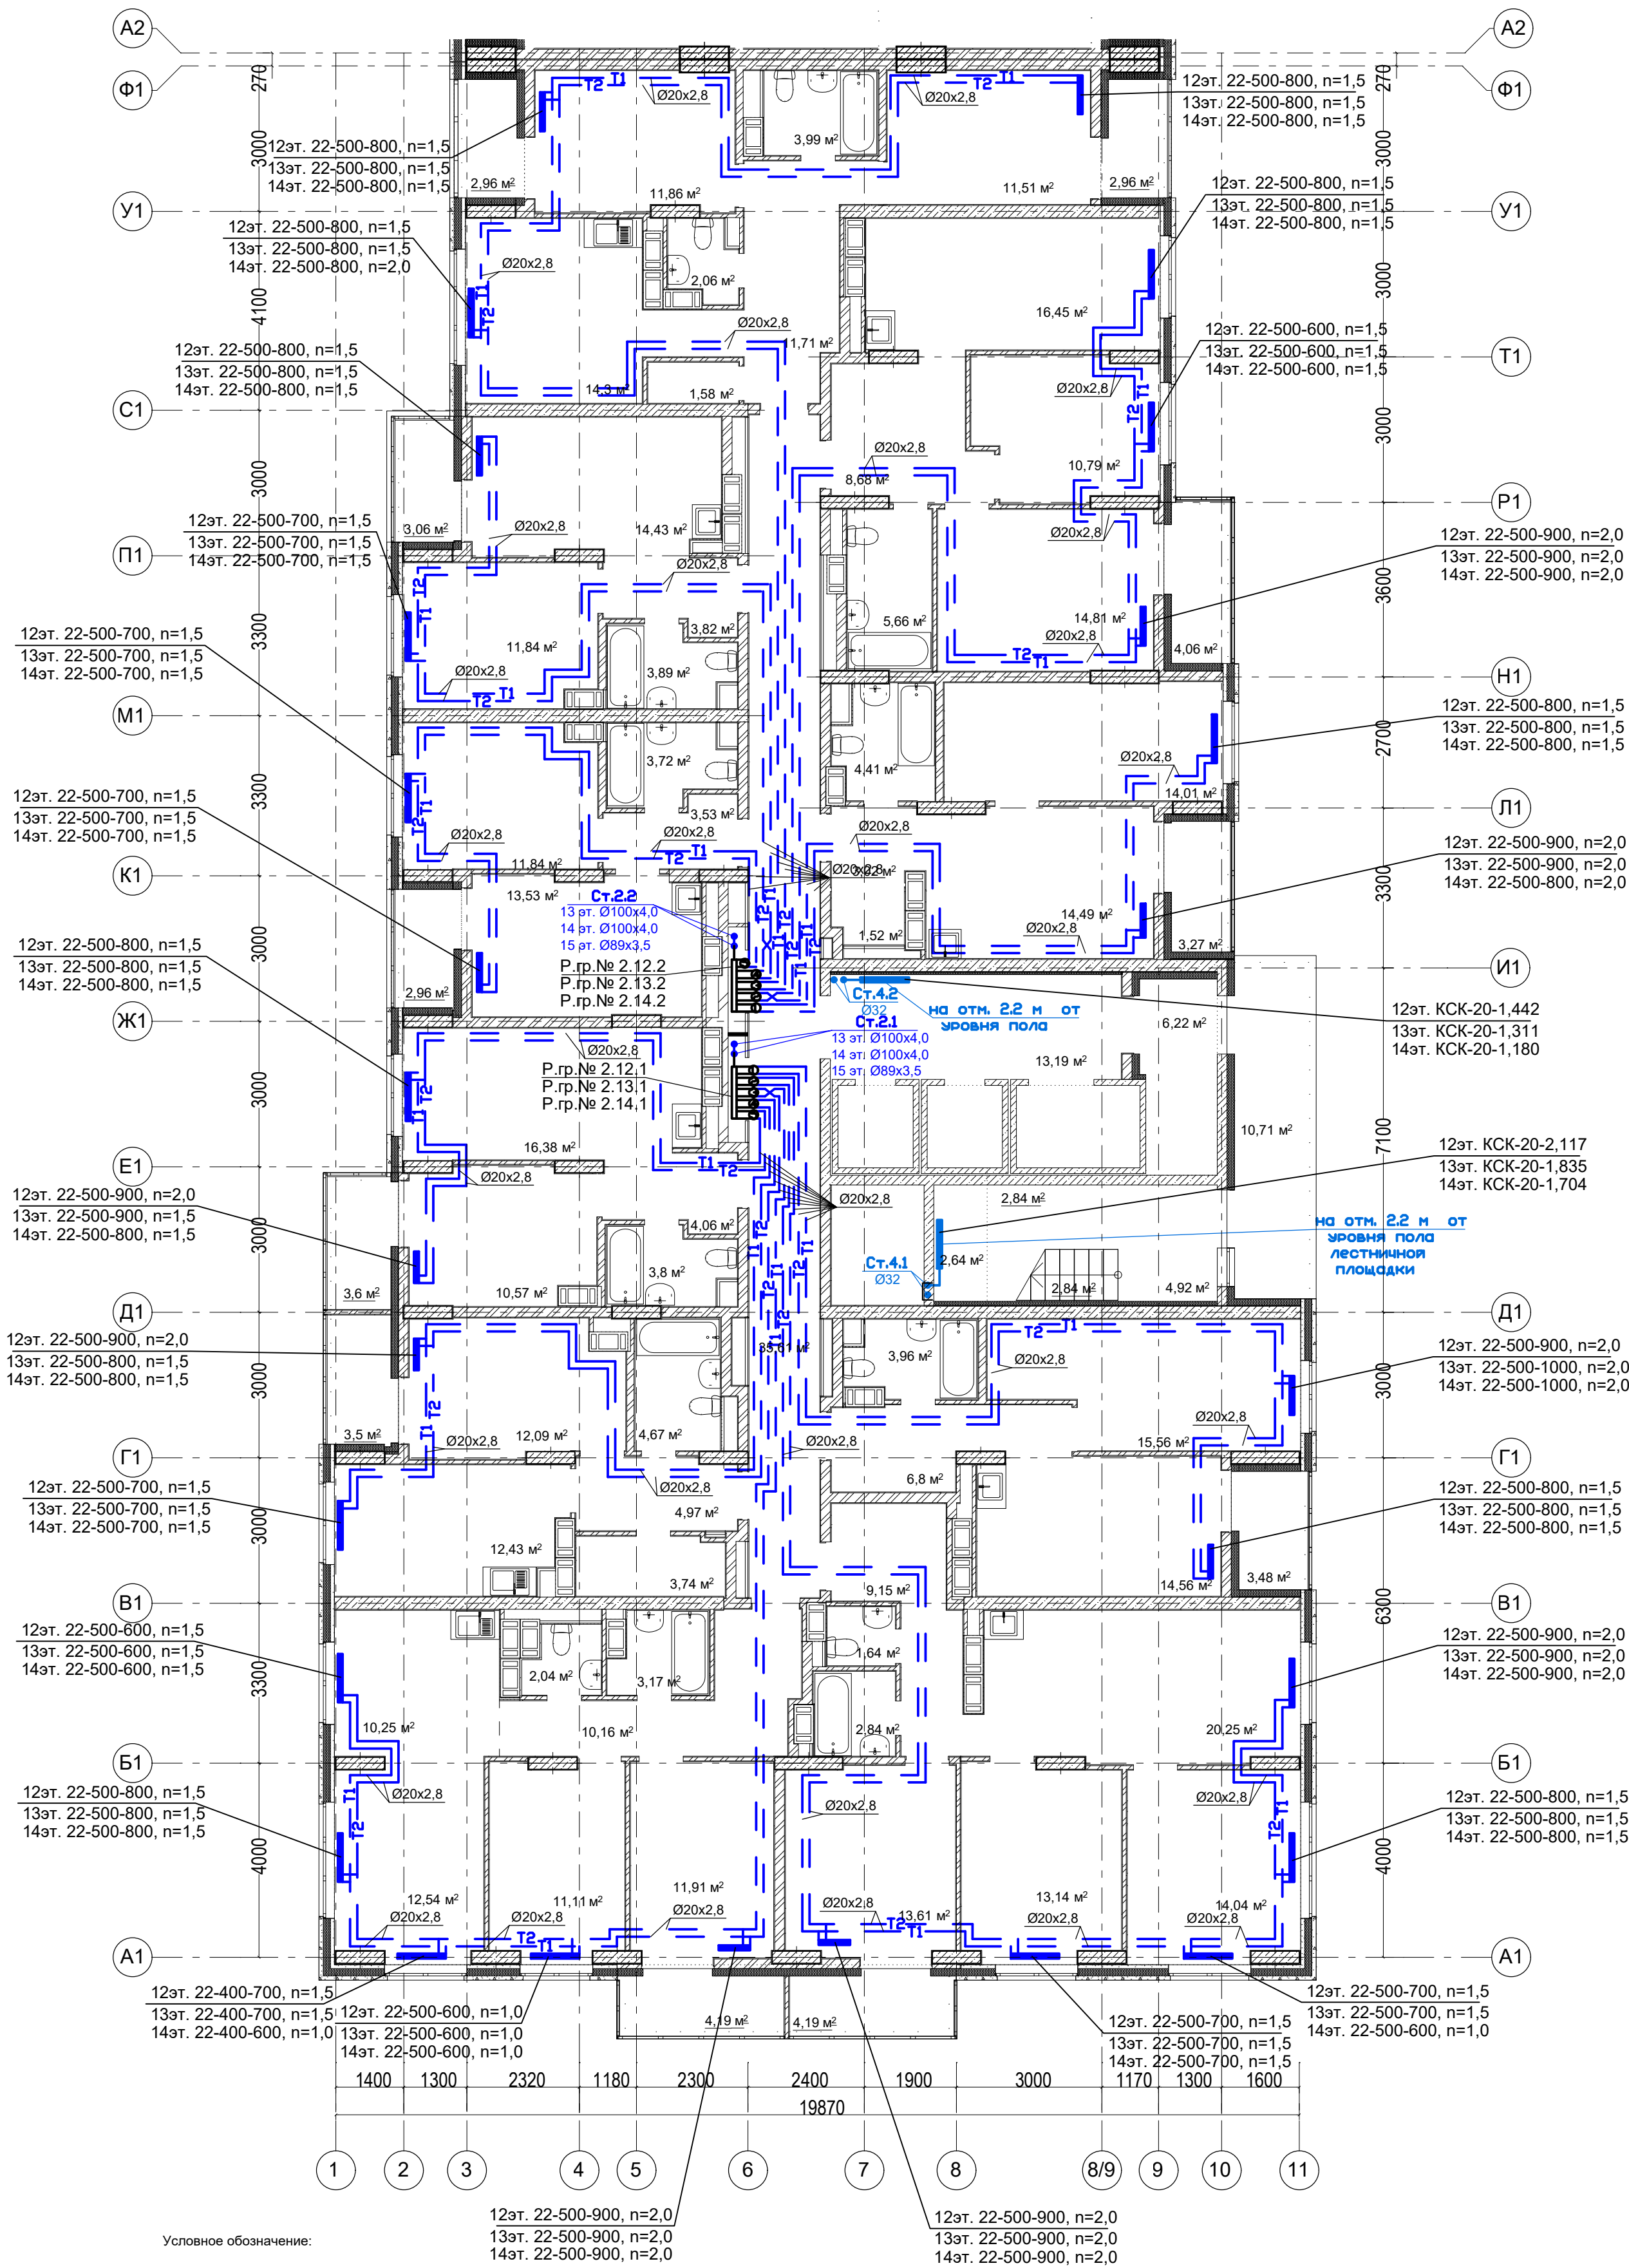

Примечание:
1. Перехлест Т1 и Т2 выполнить в нише над уровнем пола у распределительной гребенки.
2. При монтаже систем отопления допускается смещение трубопроводов.
3. При прокладке под перегородками предусмотреть гильзы.

07-06/2019 - ОВ					
23-этажный 2-х секционный многоквартирный жилой дом №15 (по генплану). Жилищный комплекс "Анкудиновский парк" в д.Анкудиновка Кстовского района Нижегородской области. Застройщик: ООО "Парламент"					
Изм.	Кол.уч.	Лист	№ док.	Подпись	Дата
Разработал	Ваганов	11	12.19	12.19	
Проверил	Хасянов	12.19			
Н. контр.	Пронихин	12.19			
Отопление и вентиляция				Стадия	Лист
Пан 12-14 этажей. Секция 1.				Р	9
				Листов	
				ООО "ПБ Конструктив"	

План 15-17 этажей. Секция 1.

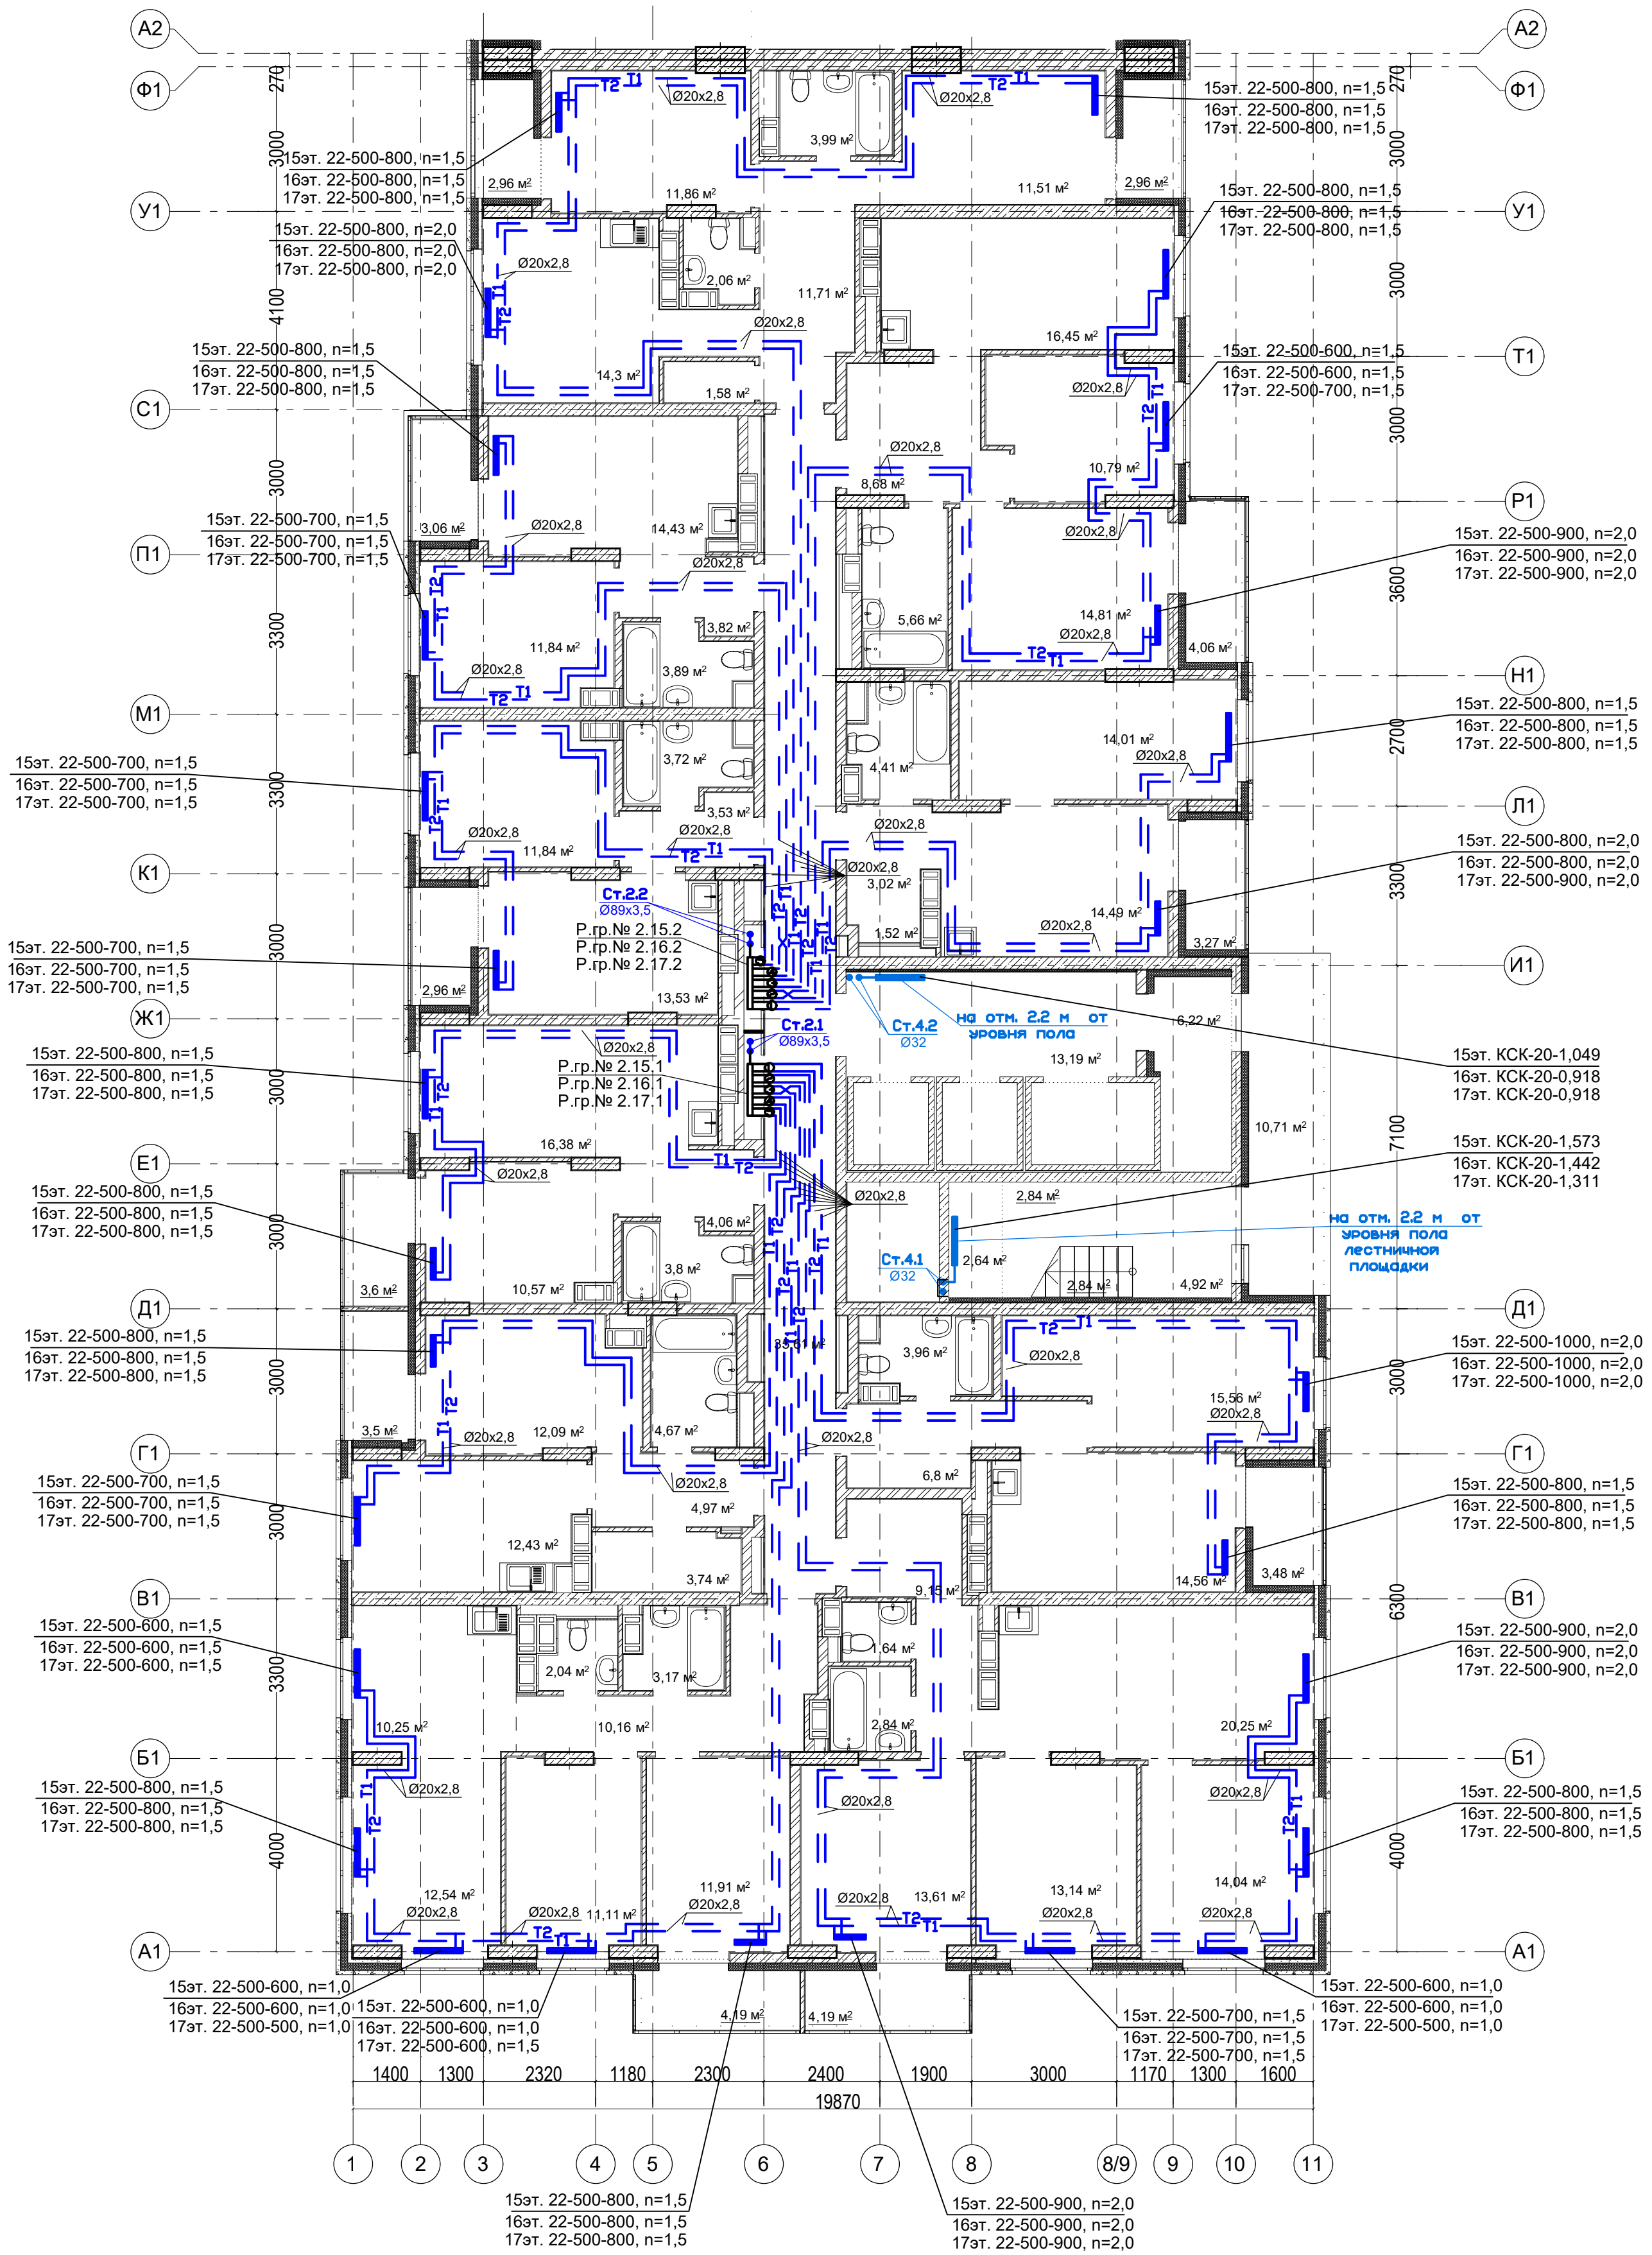


Условное обозначение:
Распределительная гребенка № 1. 2. 1
порядковый номер гребенки
номер этажа
номер системы

Примечание:
1. Переключатель Т1 и Т2 выполнить в нише над уровнем пола у распределительной гребенки.
2. При монтаже систем отопления допускается смещение трубопроводов.
3. При прокладке под перегородками предусмотреть гильзы.

07-06/2019 - ОВ					
23-этажный 2-х секционный многоквартирный жилой дом №15 (по генплану). Жилищный комплекс "Анкудиновский парк" в д.Анкудиновка Кстовского района Нижегородской области. Застройщик: ООО "Парламент"					
Изм.	Кол.уч.	Лист	№ док.	Подпись	Дата
Разработал	Ваганов	В.В.	12.19		
Проверил	Хасянов	С.В.	12.19		
Н. контр.	Пронихин	И.В.	12.19		
Пан 15-17 этажей. Секция 1.				Отопление и вентиляция	Лист 10
				Р	Листов
				ООО "ПБ Конструктив"	

План 18-20 этажей. Секция 1.

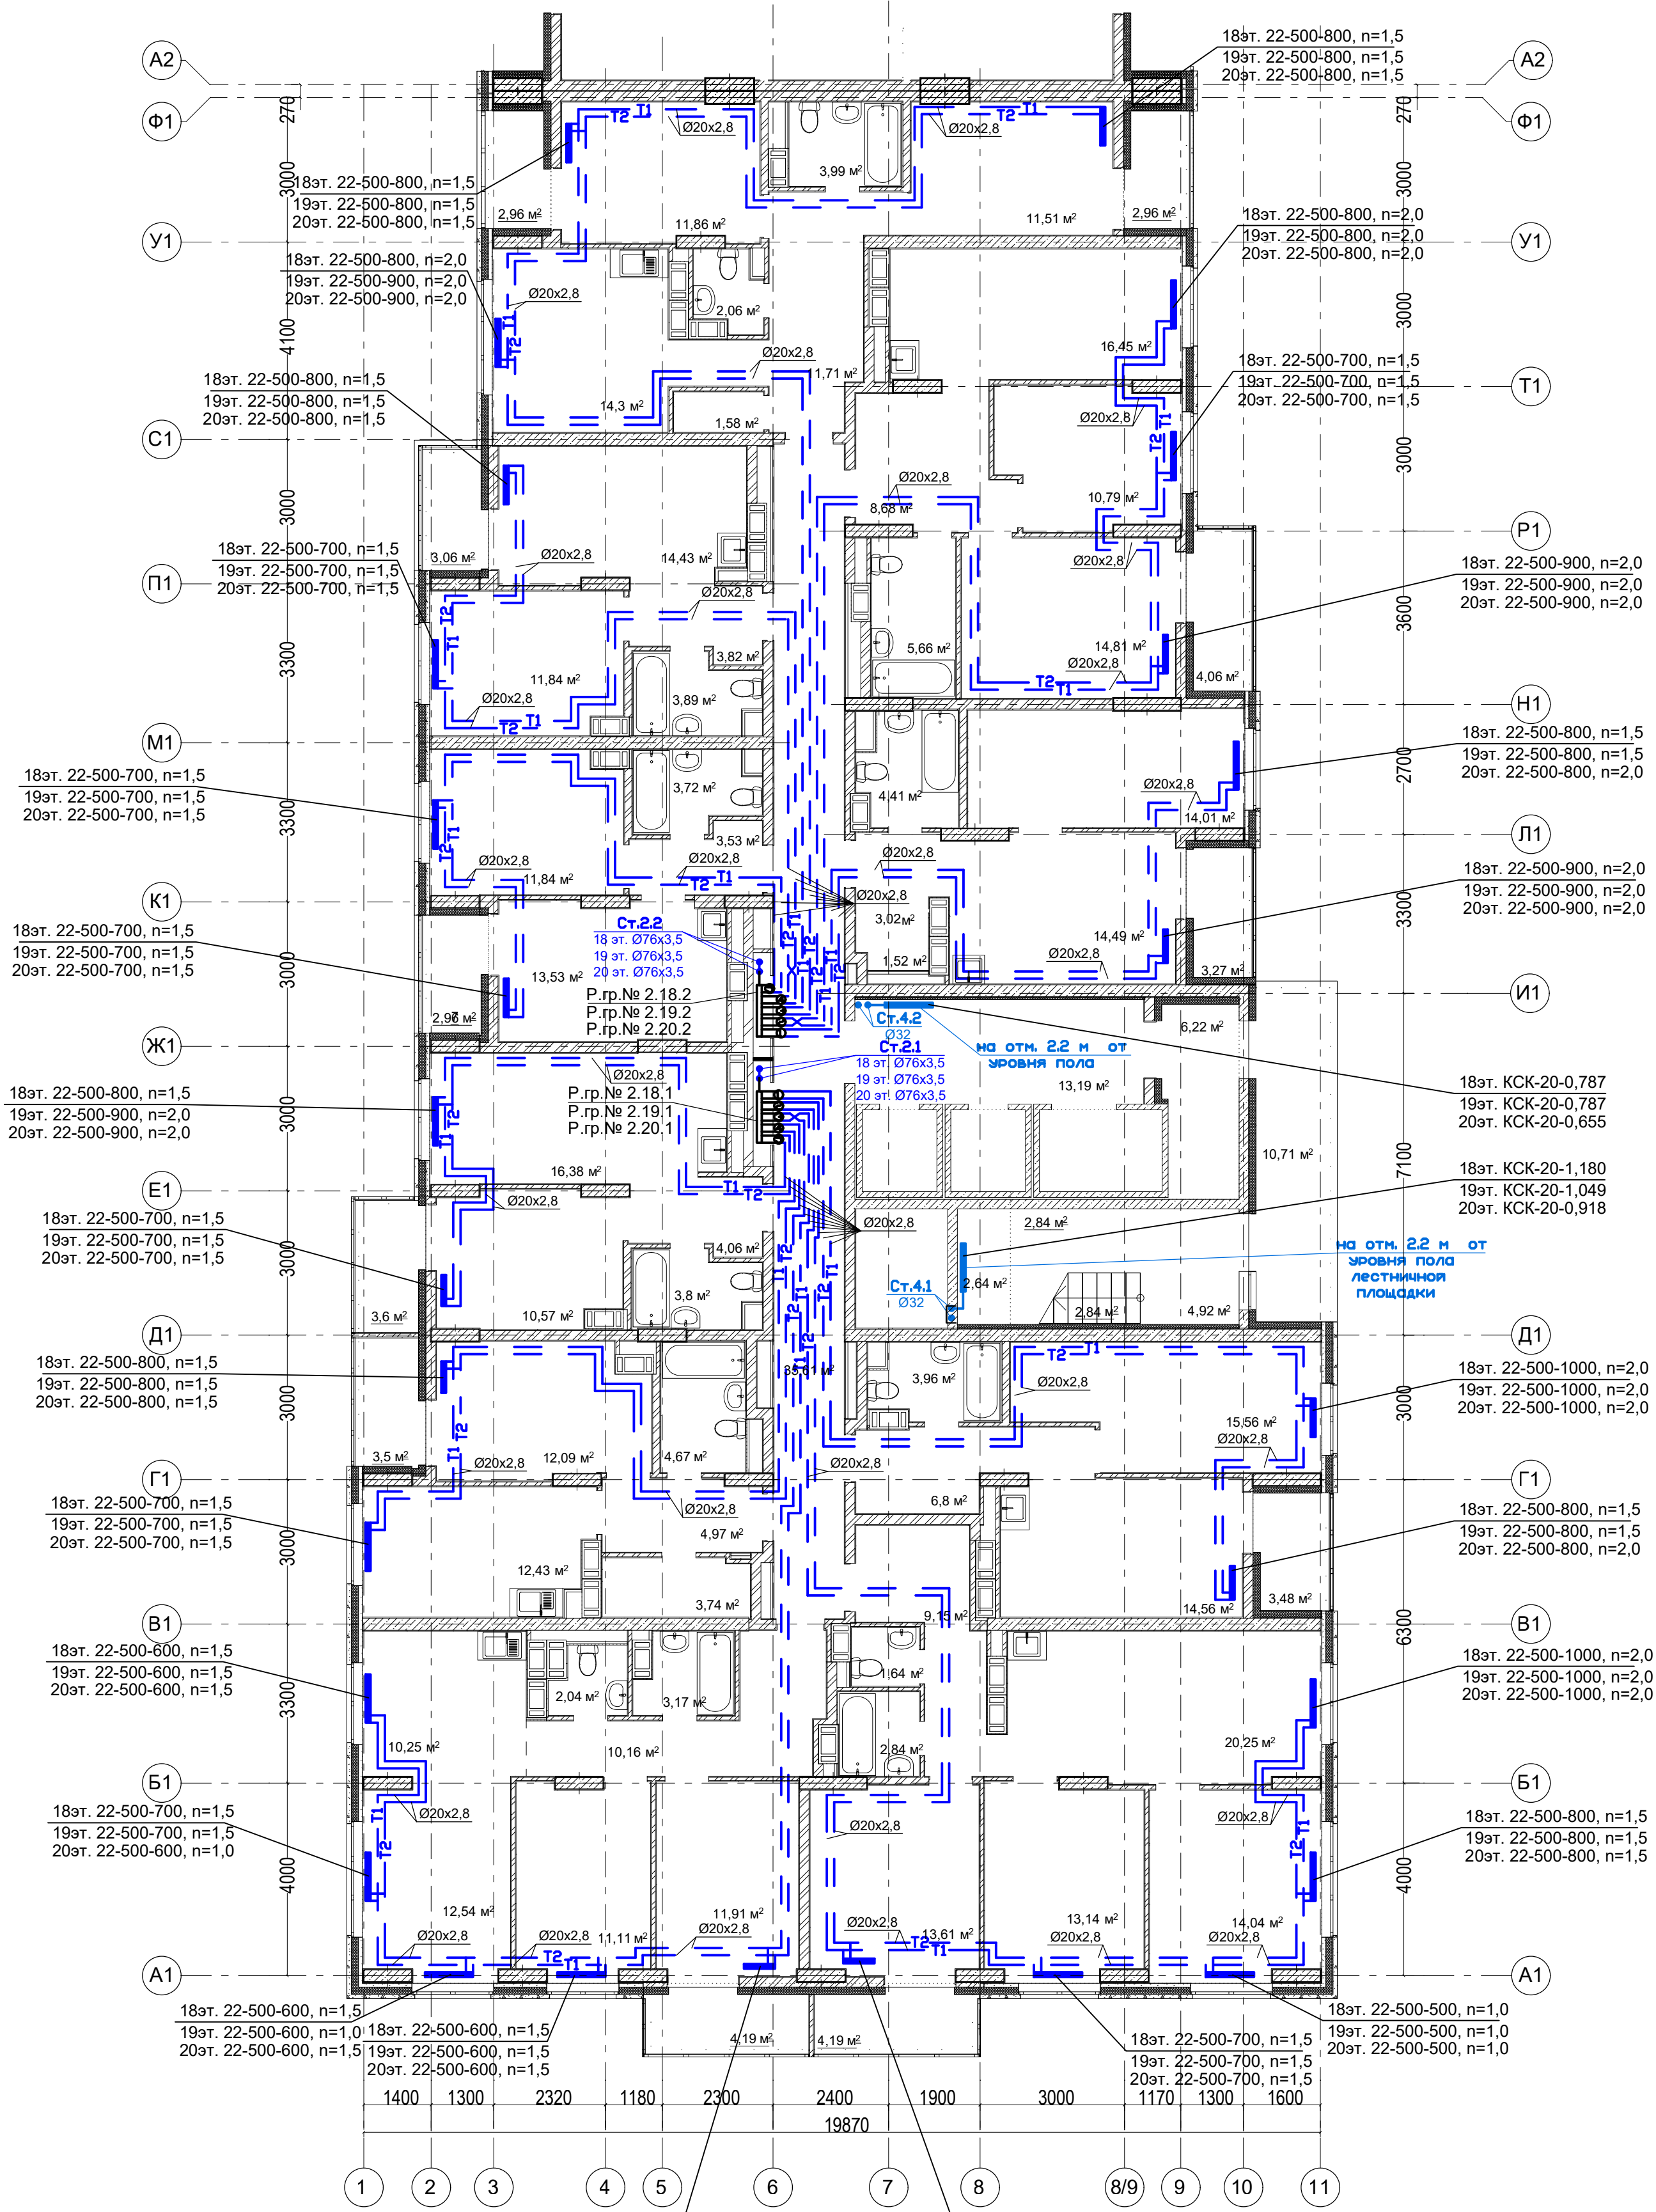


Условное обозначение:
Распределительная гребенка № 1. 2. 1
порядковый номер гребенки
номер этажа
номер системы

Примечание:
1. Переключатель Т1 и Т2 выполнить в нише над уровнем пола у распределительной гребенки.
2. При монтаже систем отопления допускается смещение трубопроводов.
3. При прокладке под перегородками предусмотреть гильзы.

07-06/2019 - ОВ					
23-этажный 2-х секционный многоквартирный жилой дом №15 (по генплану). Жилищный комплекс "Анкудиновский парк" в д.Анкудиновка Кстовского района Нижегородской области. Застройщик: ООО "Парламент"					
Изм.	Кол.уч.	Лист	№ док.	Подпись	Дата
Разработал	Ваганов	Вар	12.19		
Проверил	Хасянов	Хас	12.19		
Н. контр.	Пронихин	Прн	12.19		
Пан 18-20 этажей. Секция 1.					Стация
					Лист
					Листов
					Р
					11
					ООО "ПБ Конструктив"


План 21 этажа. Секция 1.

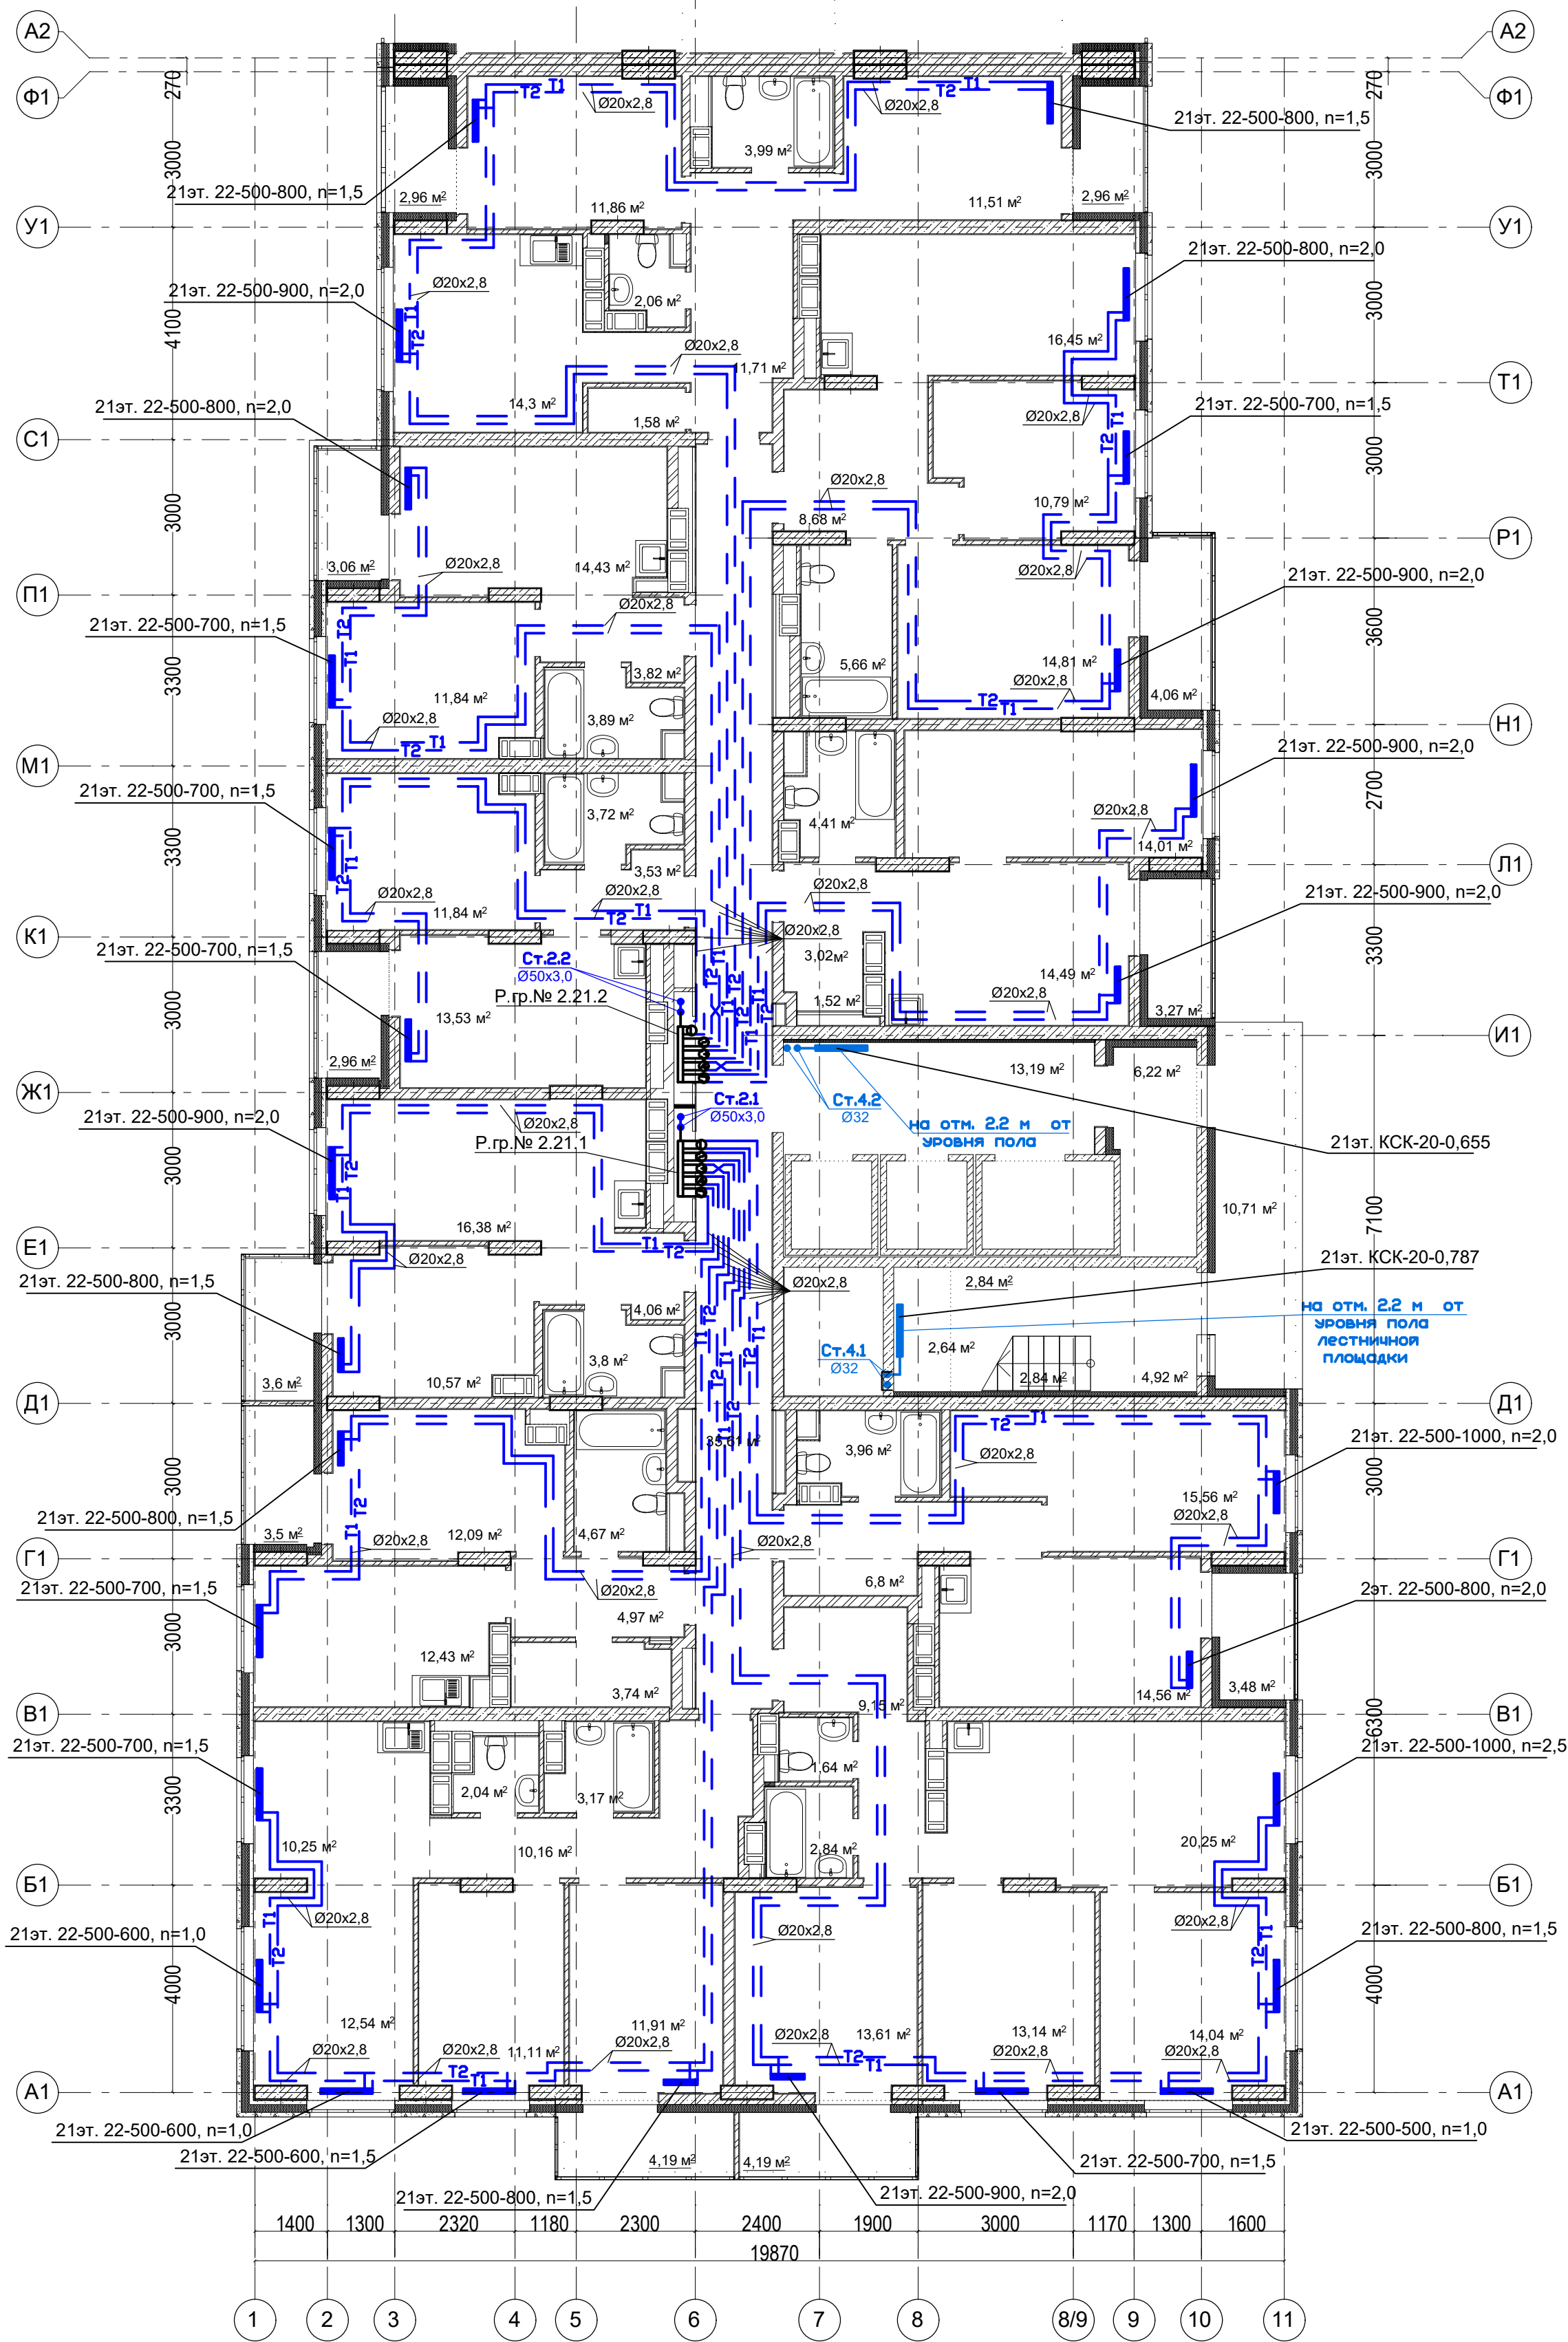

Примечание:
1. Перехлест Т1 и Т2 выполнить в нише над уровнем пола у распределительной гребенки.
2. При монтаже систем отопления допускается смещение трубопроводов.
3. При прокладке под перегородками предусмотреть гильзы.

						07-06/2019 - ОВ		
						23-этажный 2-х секционный многоквартирный жилой дом №15 (по генплану). Жилищный комплекс "Анкудиновский парк" в д. Анкудиновка Кстовского района Нижегородской области. Застройщик: ООО "Парламент"		
Изм.	Кол.уч.	Лист	№ док.	Подпись	Дата	Отопление и вентиляция	Стадия	Лист
Разработал	Ваганов	12.19		Взг	12.19		Р	12
Проверил	Хасянов	12.19		Хася	12.19	Пан 21 этажа. Секция 1.	ООО "ПБ Конструктив"	
Н. контр.	Пронихин	12.19		Прн	12.19			

План 22 этажа. Секция 1.

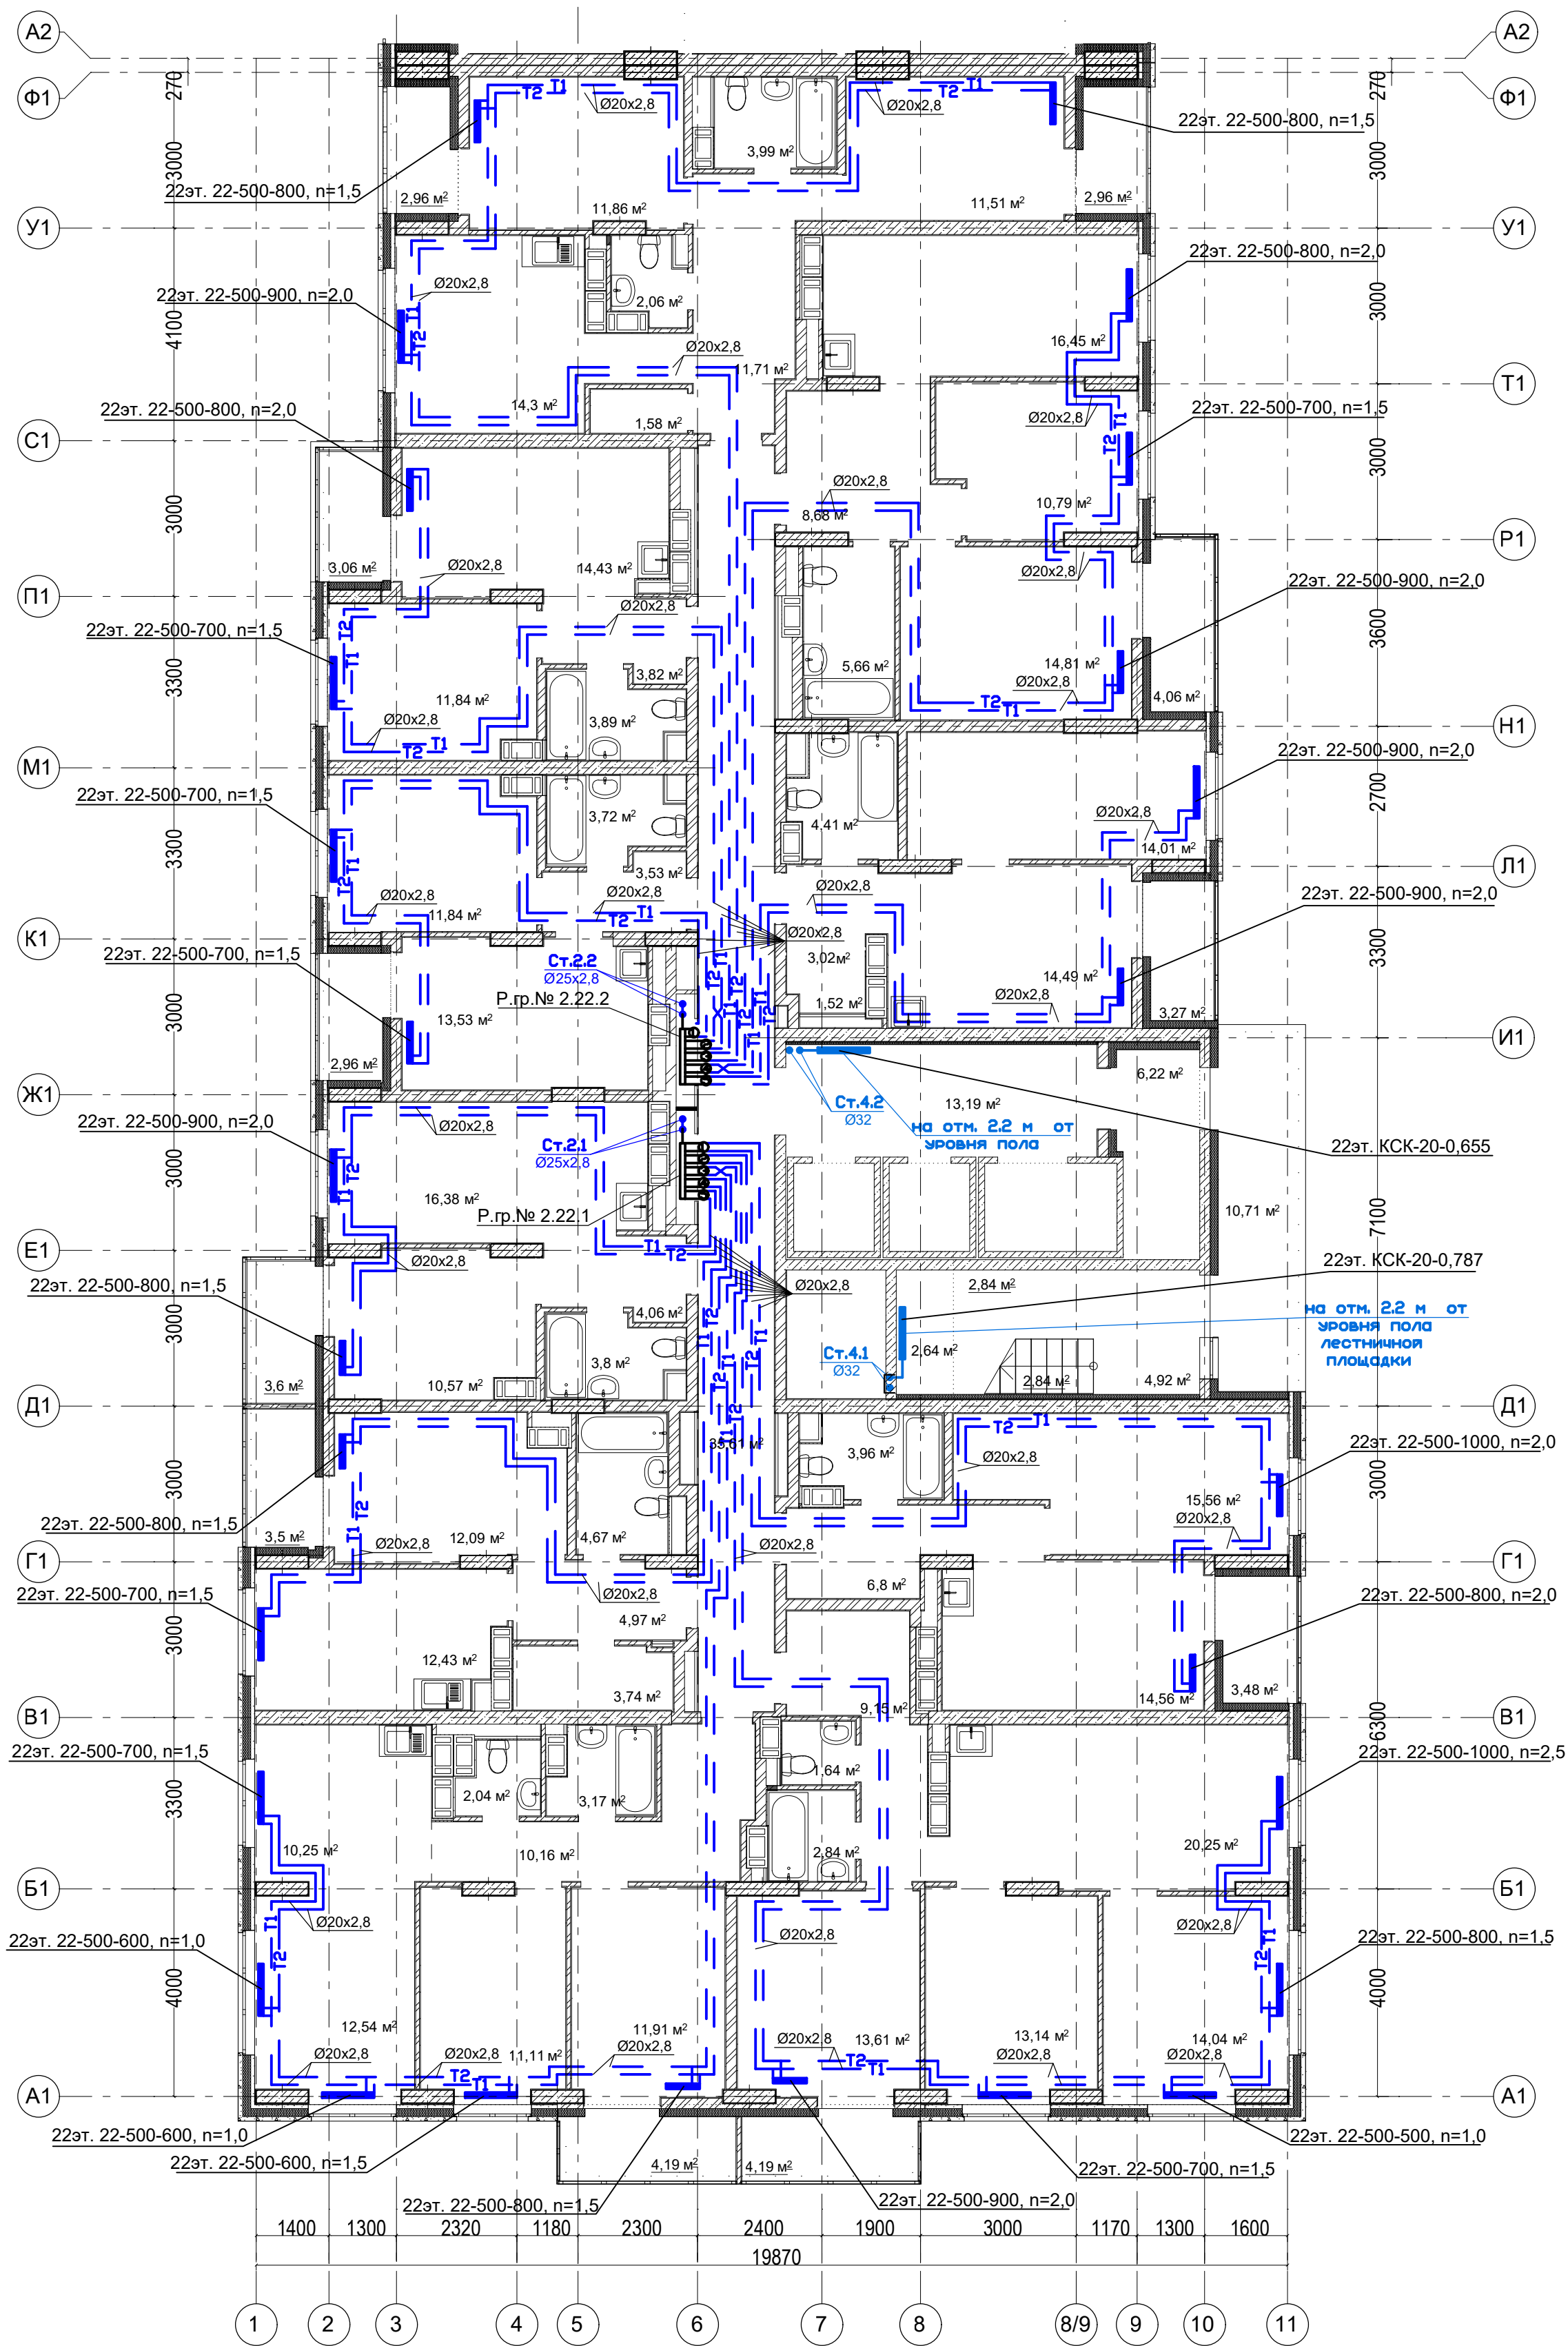


Условное обозначение:
Распределительная гребенка № 1. 2. 1
порядковый номер гребенки
номер этажа
номер системы


Примечание:
1. Перехлест Т1 и Т2 выполнить в нише над уровнем пола у распределительной гребенки.
2. При монтаже систем отопления допускается смещение трубопроводов.
3. При прокладке под перегородками предусмотреть гильзы.

						07-06/2019 - ОВ		
						23-этажный 2-х секционный многоквартирный жилой дом №15 (по генплану). Жилищный комплекс "Анкудиновский парк" в д.Анкудиновка Кстовского района Нижегородской области. Застройщик: ООО "Парламент"		
Изм.	Кол.уч.	Лист	№ док.	Подпись	Дата	Отопление и вентиляция	Стадия	Лист
Разработал	Ваганов	13	12.19	Ваганов	12.19		Р	13
Проверил	Хасянов	13	12.19	Хасянов	12.19	Пан 22 этажа. Секция 1.	Листов	
Н. контр.	Пронихин	13	12.19	Пронихин	12.19		ООО "ПБ Конструктив"	

План 23 этажа. Секция 1.

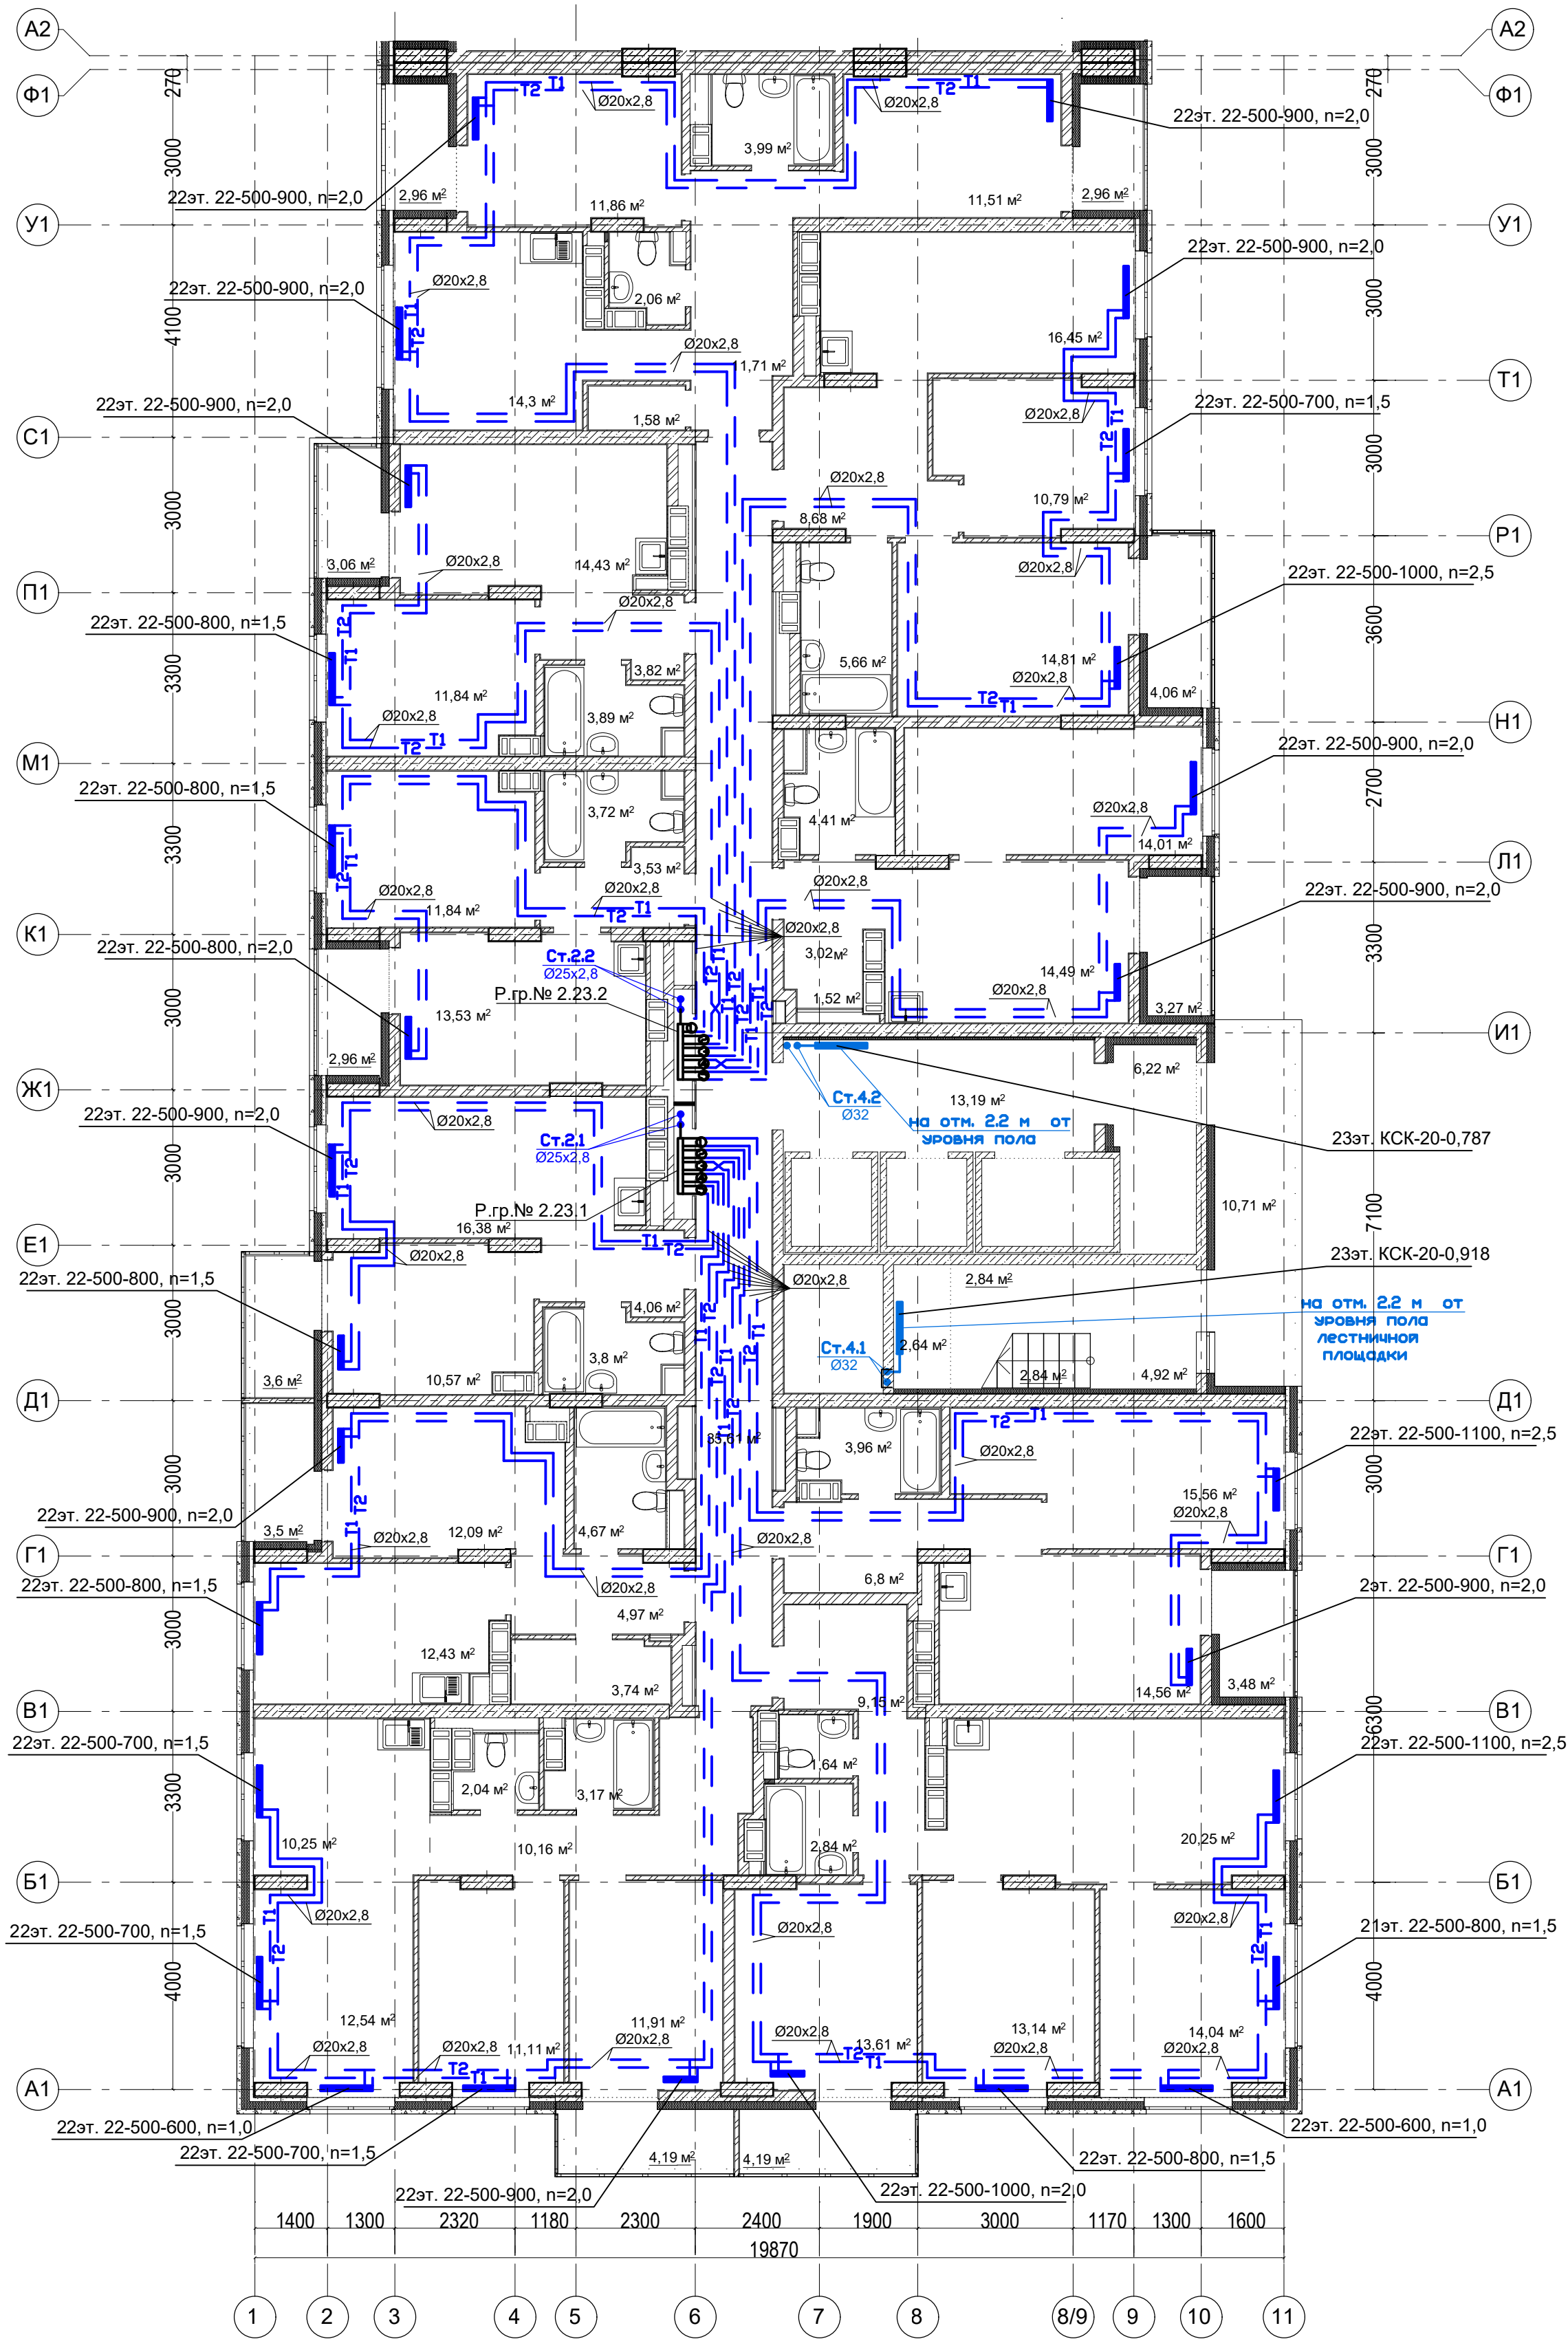

План машинного помещения в осях И1-Д1

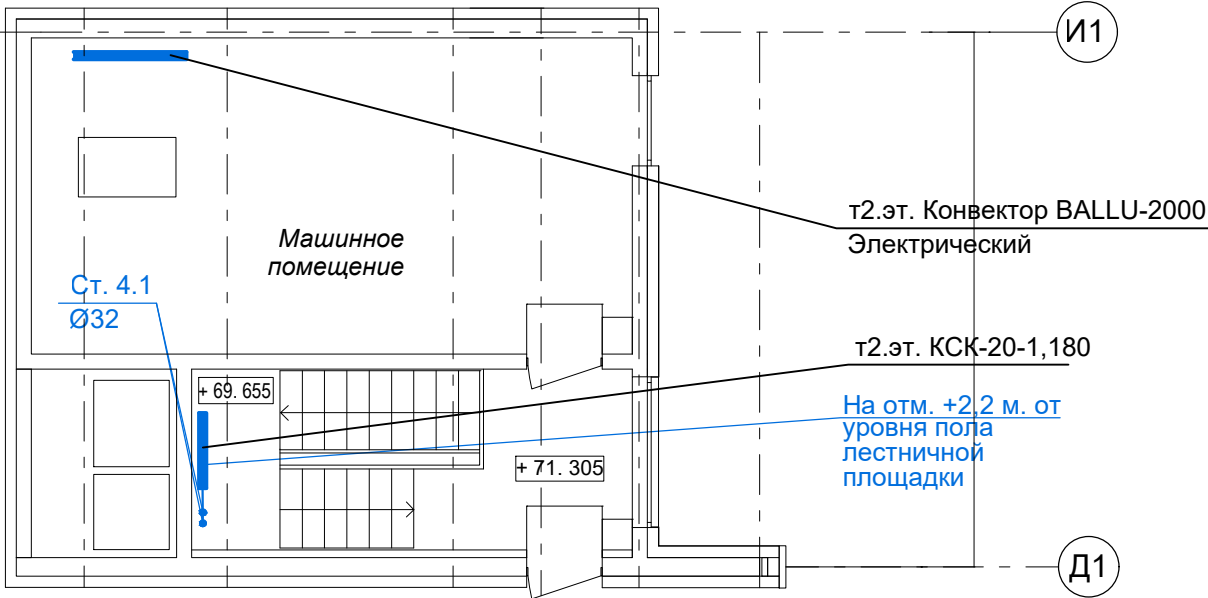

- Примечание:
- 1. Перехлест Т1 и Т2 выполнить в нише над уровнем пола у распределительной гребенки.
 - 2. При монтаже систем отопления допускается смещение трубопроводов.
 - 3. При прокладке под перегородками предусмотреть гильзы.

Условное обозначение:

Распределительная гребенка № 1. 2. 1

порядковый номер гребенки

номер этажа

номер системы

						07-06/2019 - ОВ			
						23-этажный 2-х секционный многоквартирный жилой дом №15 (по генплану). Жилищный комплекс "Анкудиновский парк" в д.Анкудиновка Кстовского района Нижегородской области. Застройщик: ООО "Парламент"			
Изм.	Кол.уч.	Лист	№ док.	Подпись	Дата	Отопление и вентиляция	Стадия	Лист	Листов
Разработал	Ваганов			<i>Взг</i>	12.19		Р	14	
Проверил	Хасянов			<i>Хася</i>	12.19				
Н. контр.	Пронихин			<i>Прн</i>	12.19	План 23 этажа. Секция 1. План машинного помещения в осях И1-Д1	ООО "ПБ Конструктив"		