


План подвала. Секция 2.

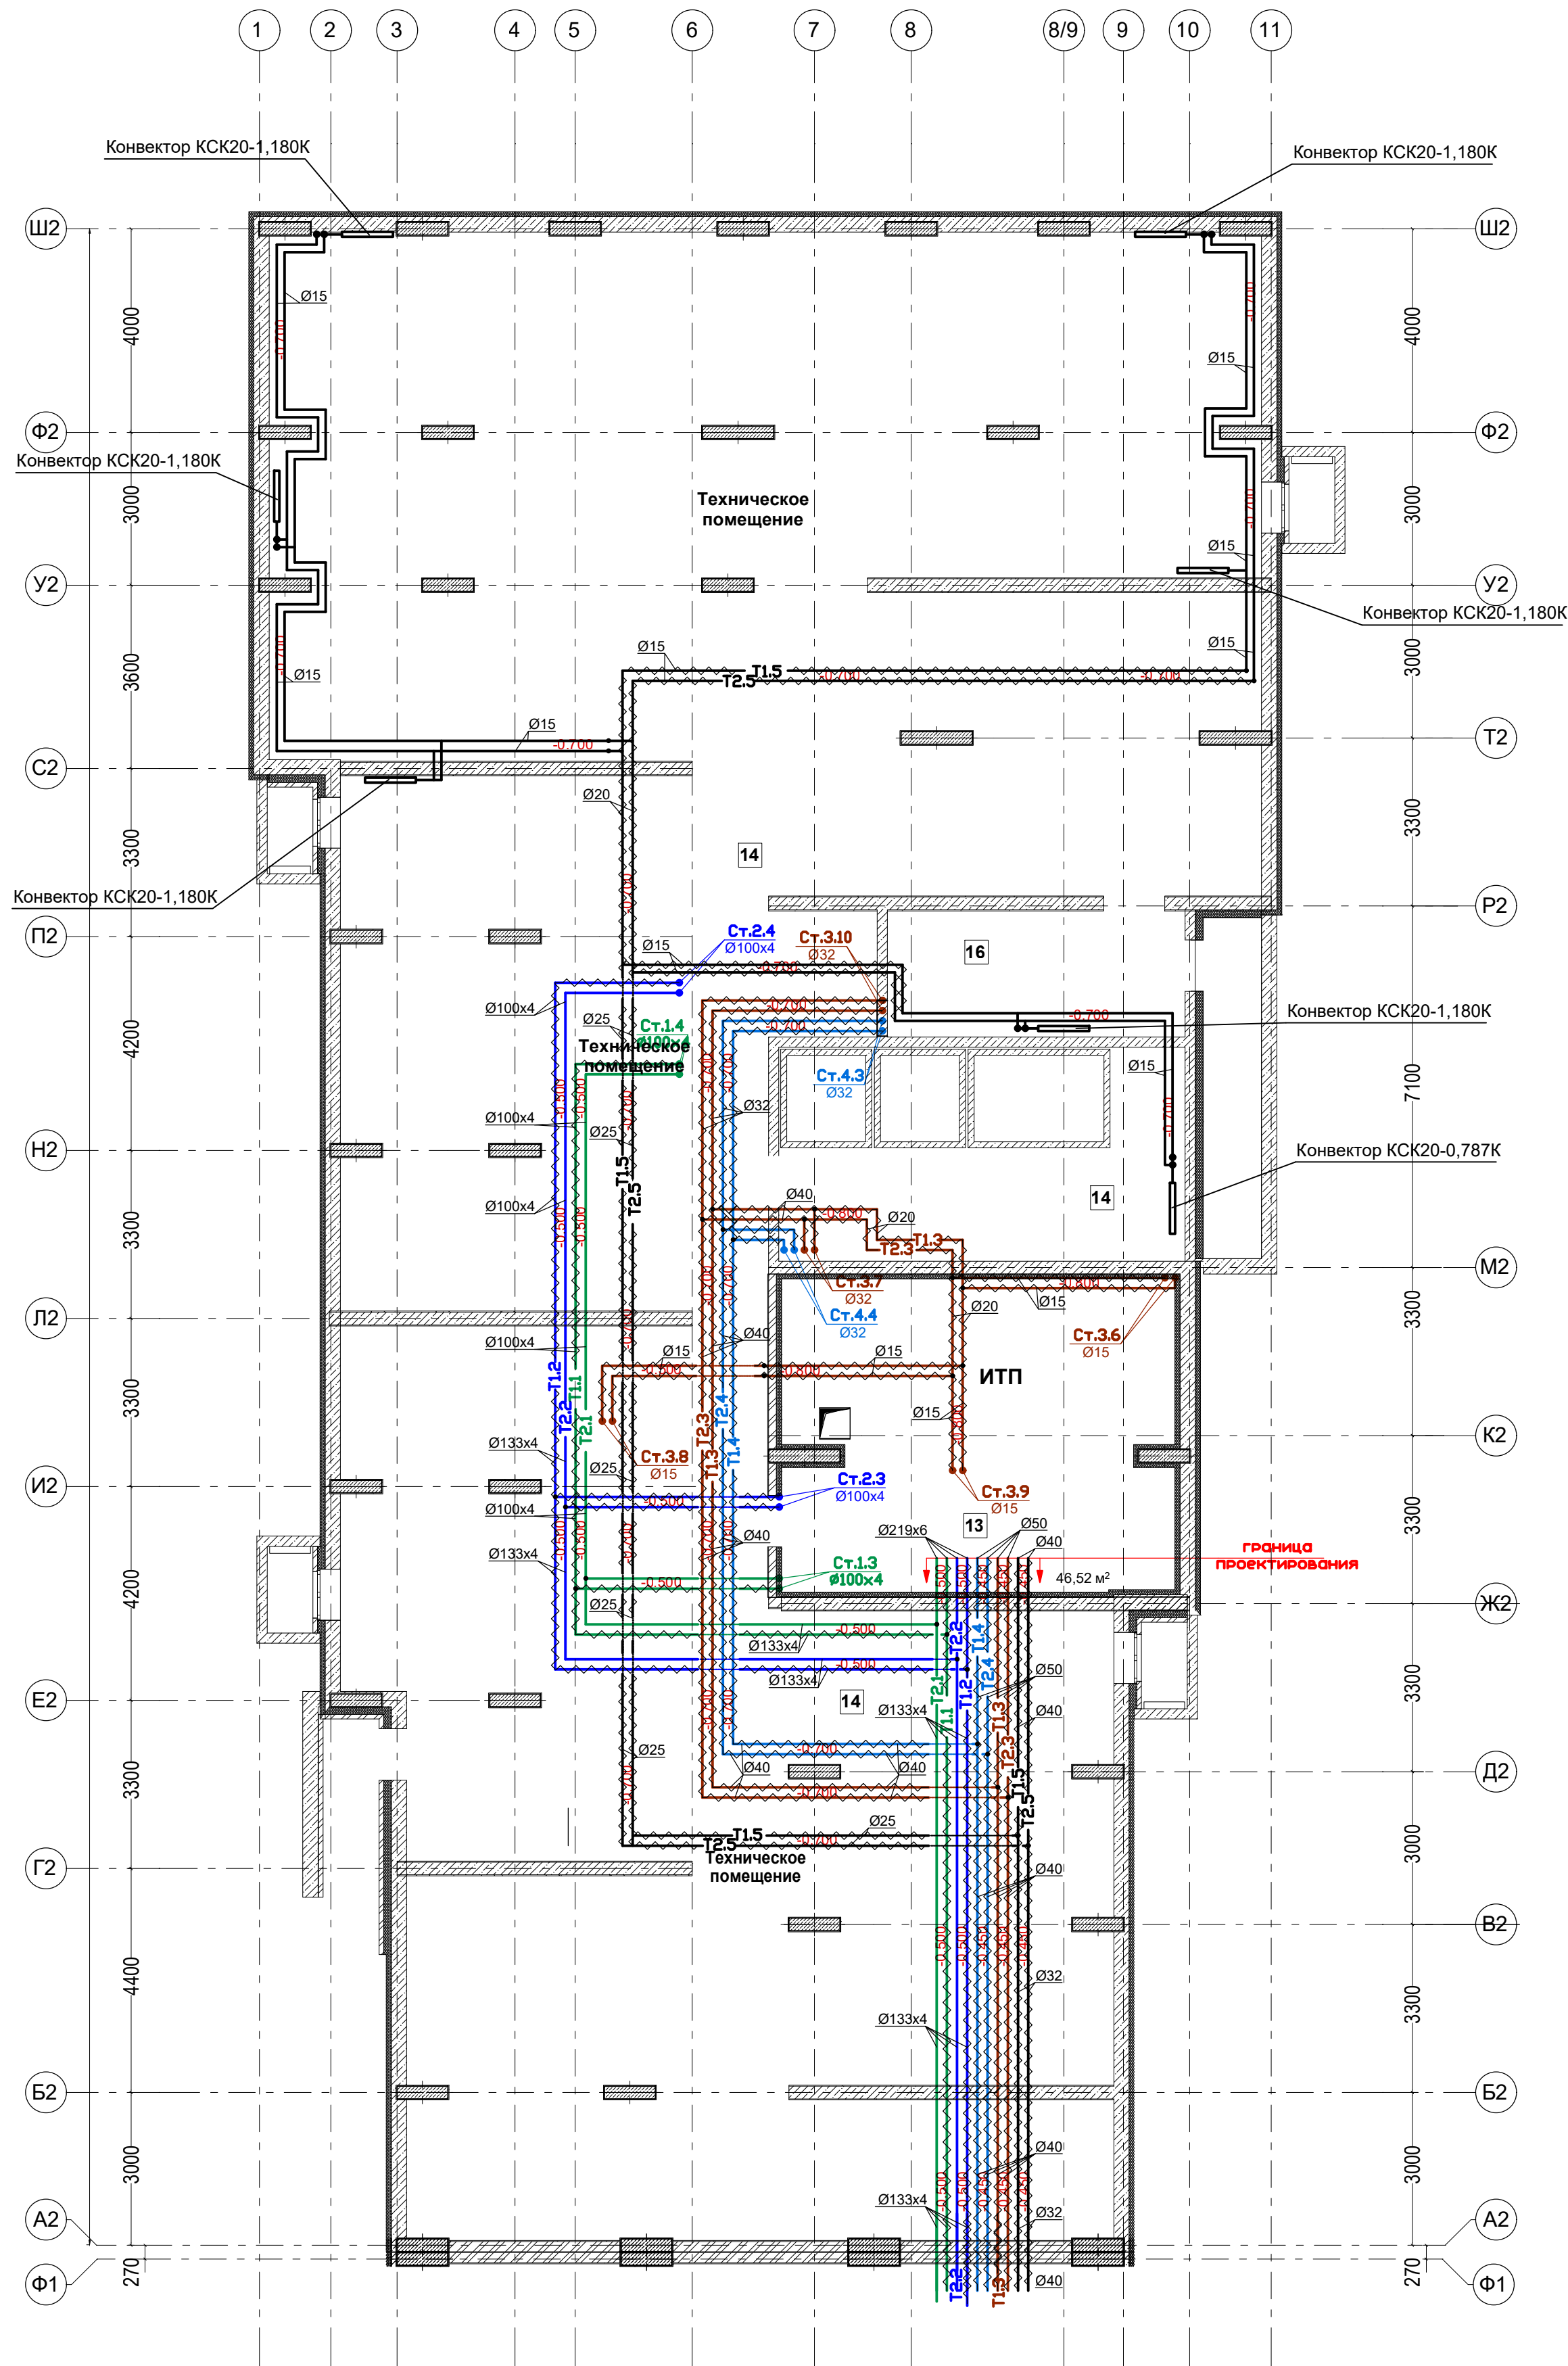


Условные обозначения:


- T1.1 – подающий трубопровод системы отопления №1(отопление жилья первой и второй секции – 1-ая зона (1-11эт));
T2.1 – обратный трубопровод системы отопления №1(отопление жилья первой и второй секции – 1-ая зона (1-11 эт));
T1.2 – подающий трубопровод системы отопления №2(отопление жилья первой и второй секции – 2-ая зона (12-22 эт));
T2.2 – обратный трубопровод системы отопления №2(отопление жилья первой и второй секции – 2-ая зона (12-22 эт));
T1.3 – подающий трубопровод системы отопления №3 (отопление лестничной клетки и лифтового холла первой и второй секции –1 зона (1эт – 11эт));
T2.3 – обратный трубопровод системы отопления №3 (отопление лестничной клетки и лифтового холла первой и второй секции –1 зона (1эт – 11эт));
T1.4 – подающий трубопровод системы отопления №4(отопление лестничной клетки и лифтового холла – 2 зона (12эт – тех.эт));
T2.4 – обратный трубопровод системы отопления №4(отопление лестничной клетки и лифтового холла – 2 зона (12эт – тех.эт));
T1.5 – подающий трубопровод системы отопления №5(отопление подвала и технических помещений подвала);
T2.5 – обратный трубопровод системы отопления №5(отопление подвала и технических помещений подвала);

						07-06/2019 - ОВ			
						23-этажный 2-х секционный многоквартирный жилой дом №15 (по генплану). Жилищный комплекс "Анкудиновский парк" в д.Анкудиновка Кстовского района Нижегородской области. Застройщик: ООО "Парламент"			
Изм.	Кол.уч	Лист	№ док.	Подпись	Дата	Отопление и вентиляция	Стадия	Лист	Листов
Разработал	Ваганов			Вг	12.19		Р	15	
Проверил	Хасянов			Хас	12.19				
Н. контр.	Пронихин			Пр	12.19	План подвала. Секция 2.	ООО "ПБ Конструктив"		

План 1 этажа. Секция 2.

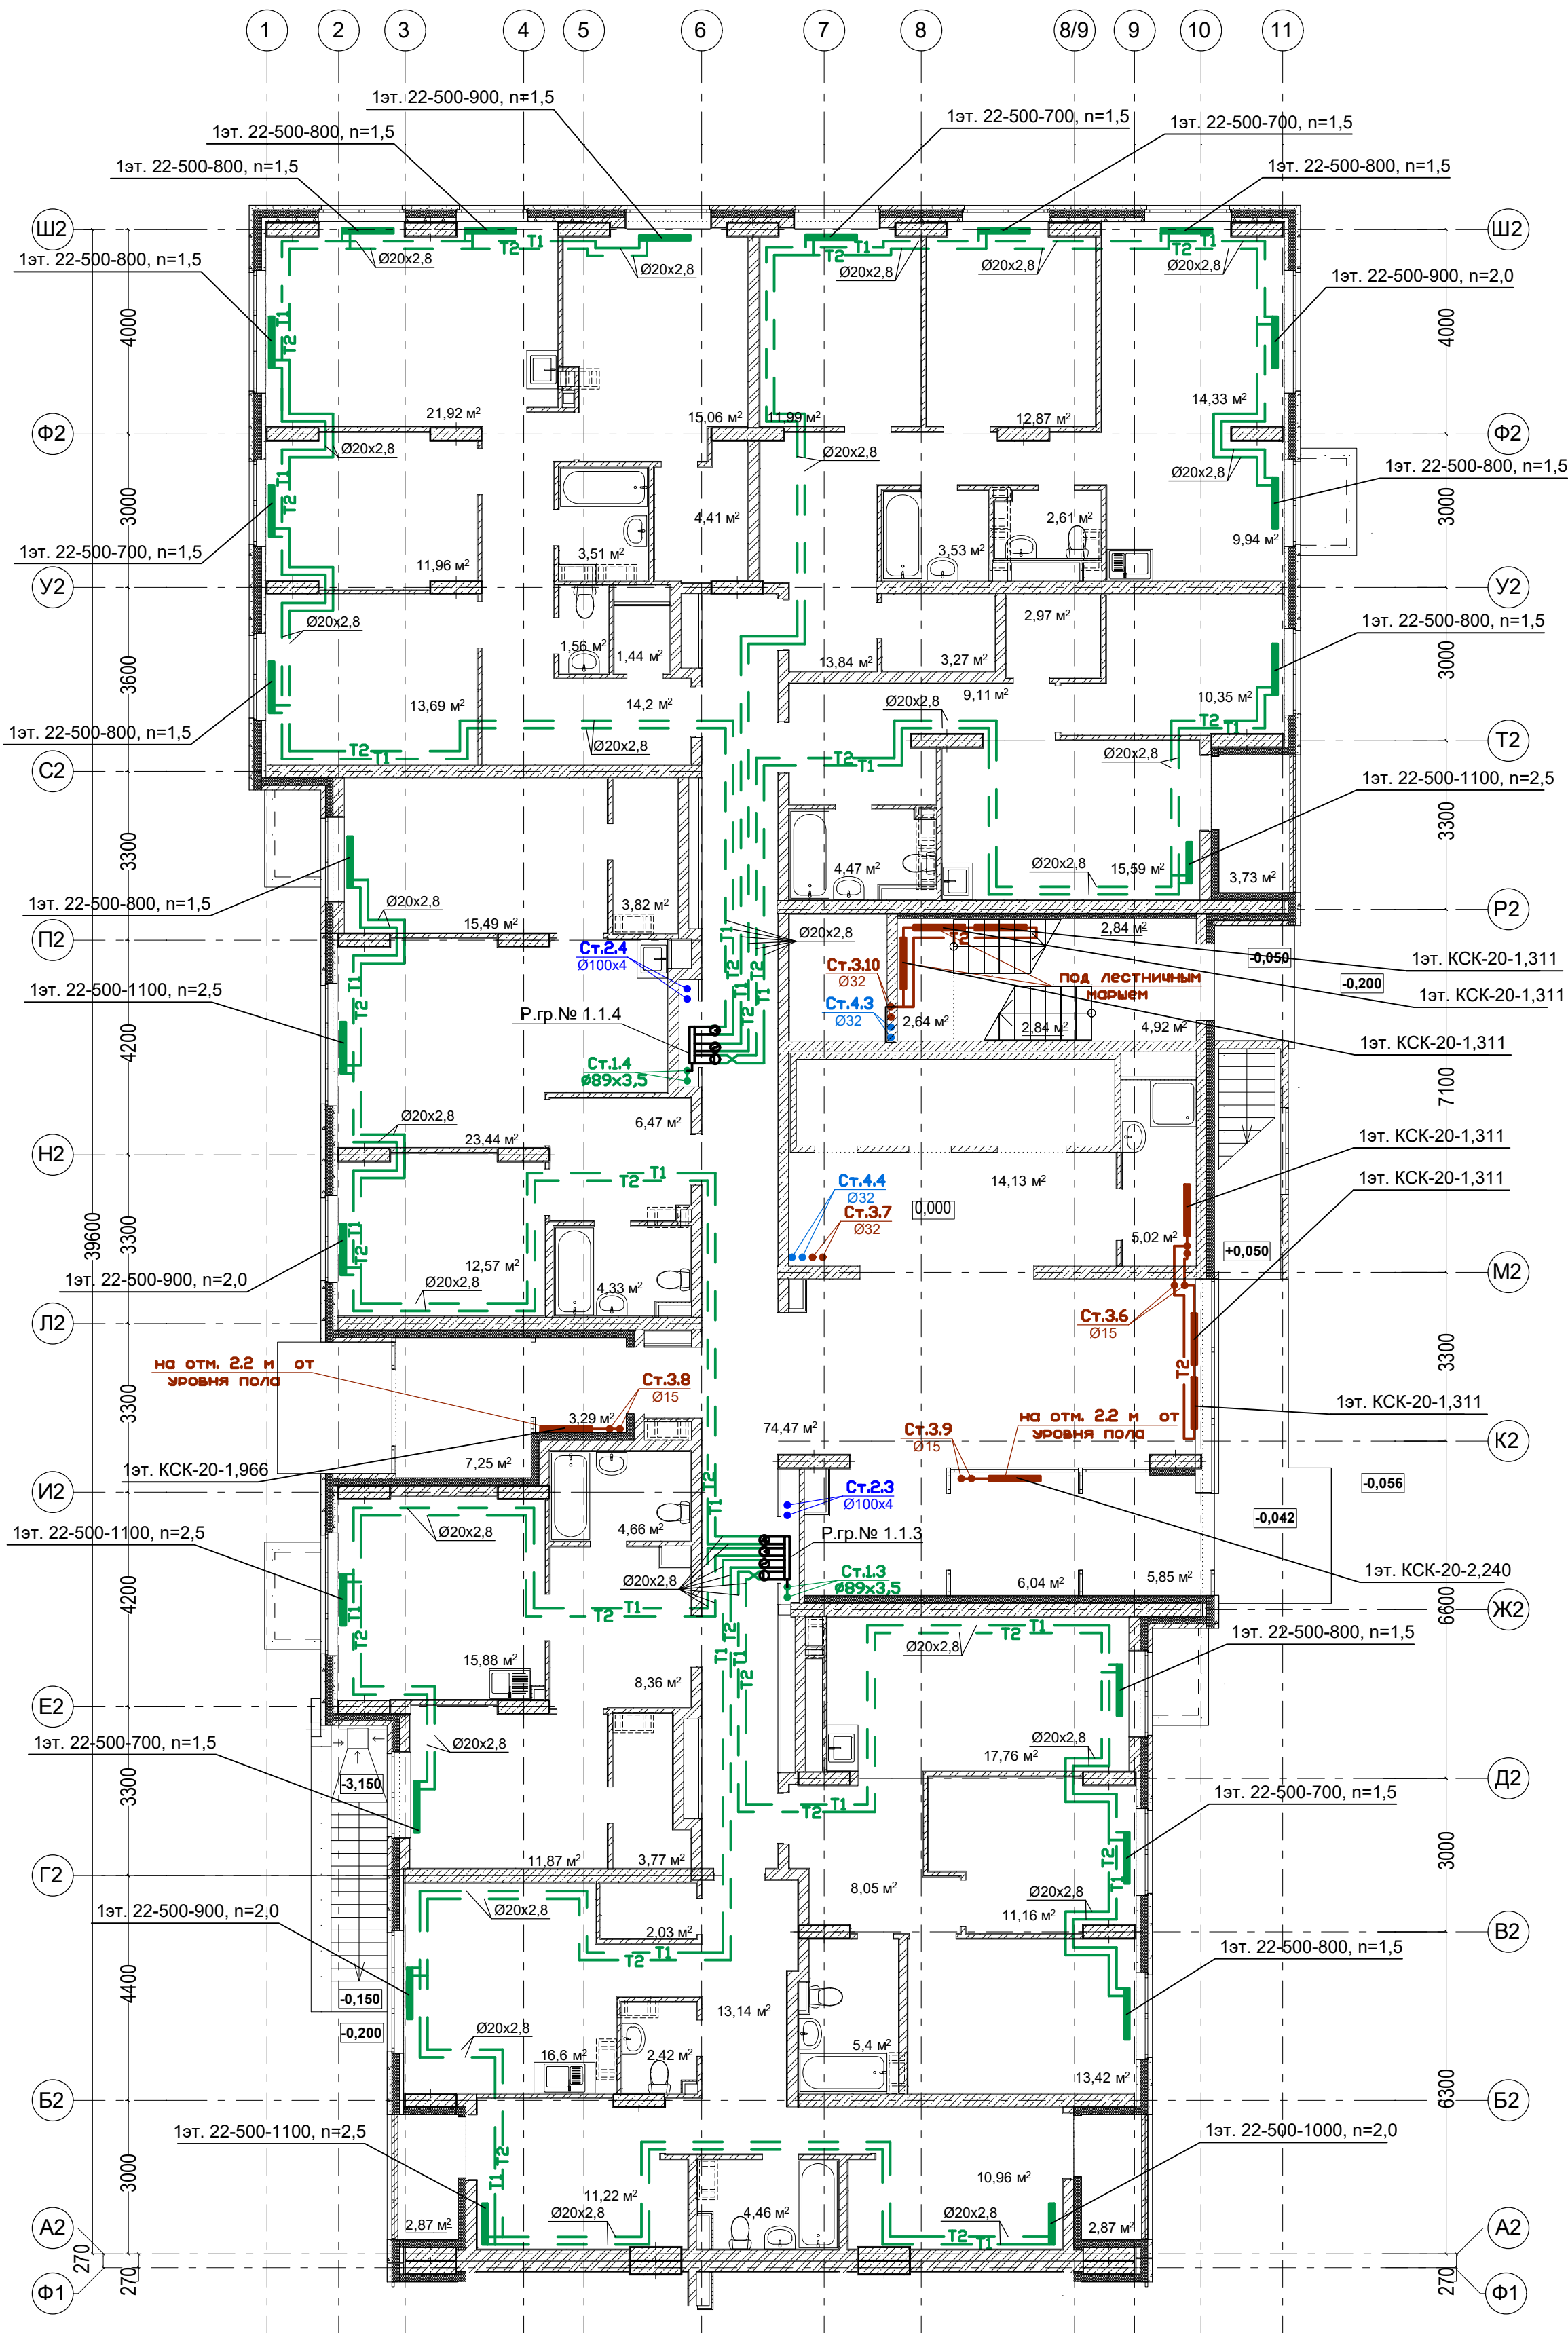

Условное обозначение:

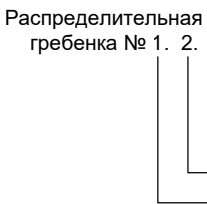


Примечание:

1. Перехлест Т1 и Т2 выполнить в нише над уровнем пола у распределительной гребенки.
2. При монтаже систем отопления допускается смещение трубопроводов.
3. При прокладке под перегородками предусмотреть гильзы.

						07-06/2019 - ОВ			
						23-этажный 2-х секционный многоквартирный жилой дом №15 (по генплану). Жилищный комплекс "Анкудиновский парк" в д.Анкудиновка Кстовского района Нижегородской области. Застройщик: ООО "Парламент"			
Изм.	Кол.уч.	Лист	№ док.	Подпись	Дата	Отопление и вентиляция	Стадия	Лист	Листов
Разработал	Ваганов			Взг	12.19		Р	16	
Проверил	Хасянов			Хася	12.19				
Н. контр.	Пронихин			Прн	12.19	План 1 этажа. Секция 2.	ООО "ПБ Конструктив"		

План 2 этажа. Секция 2.

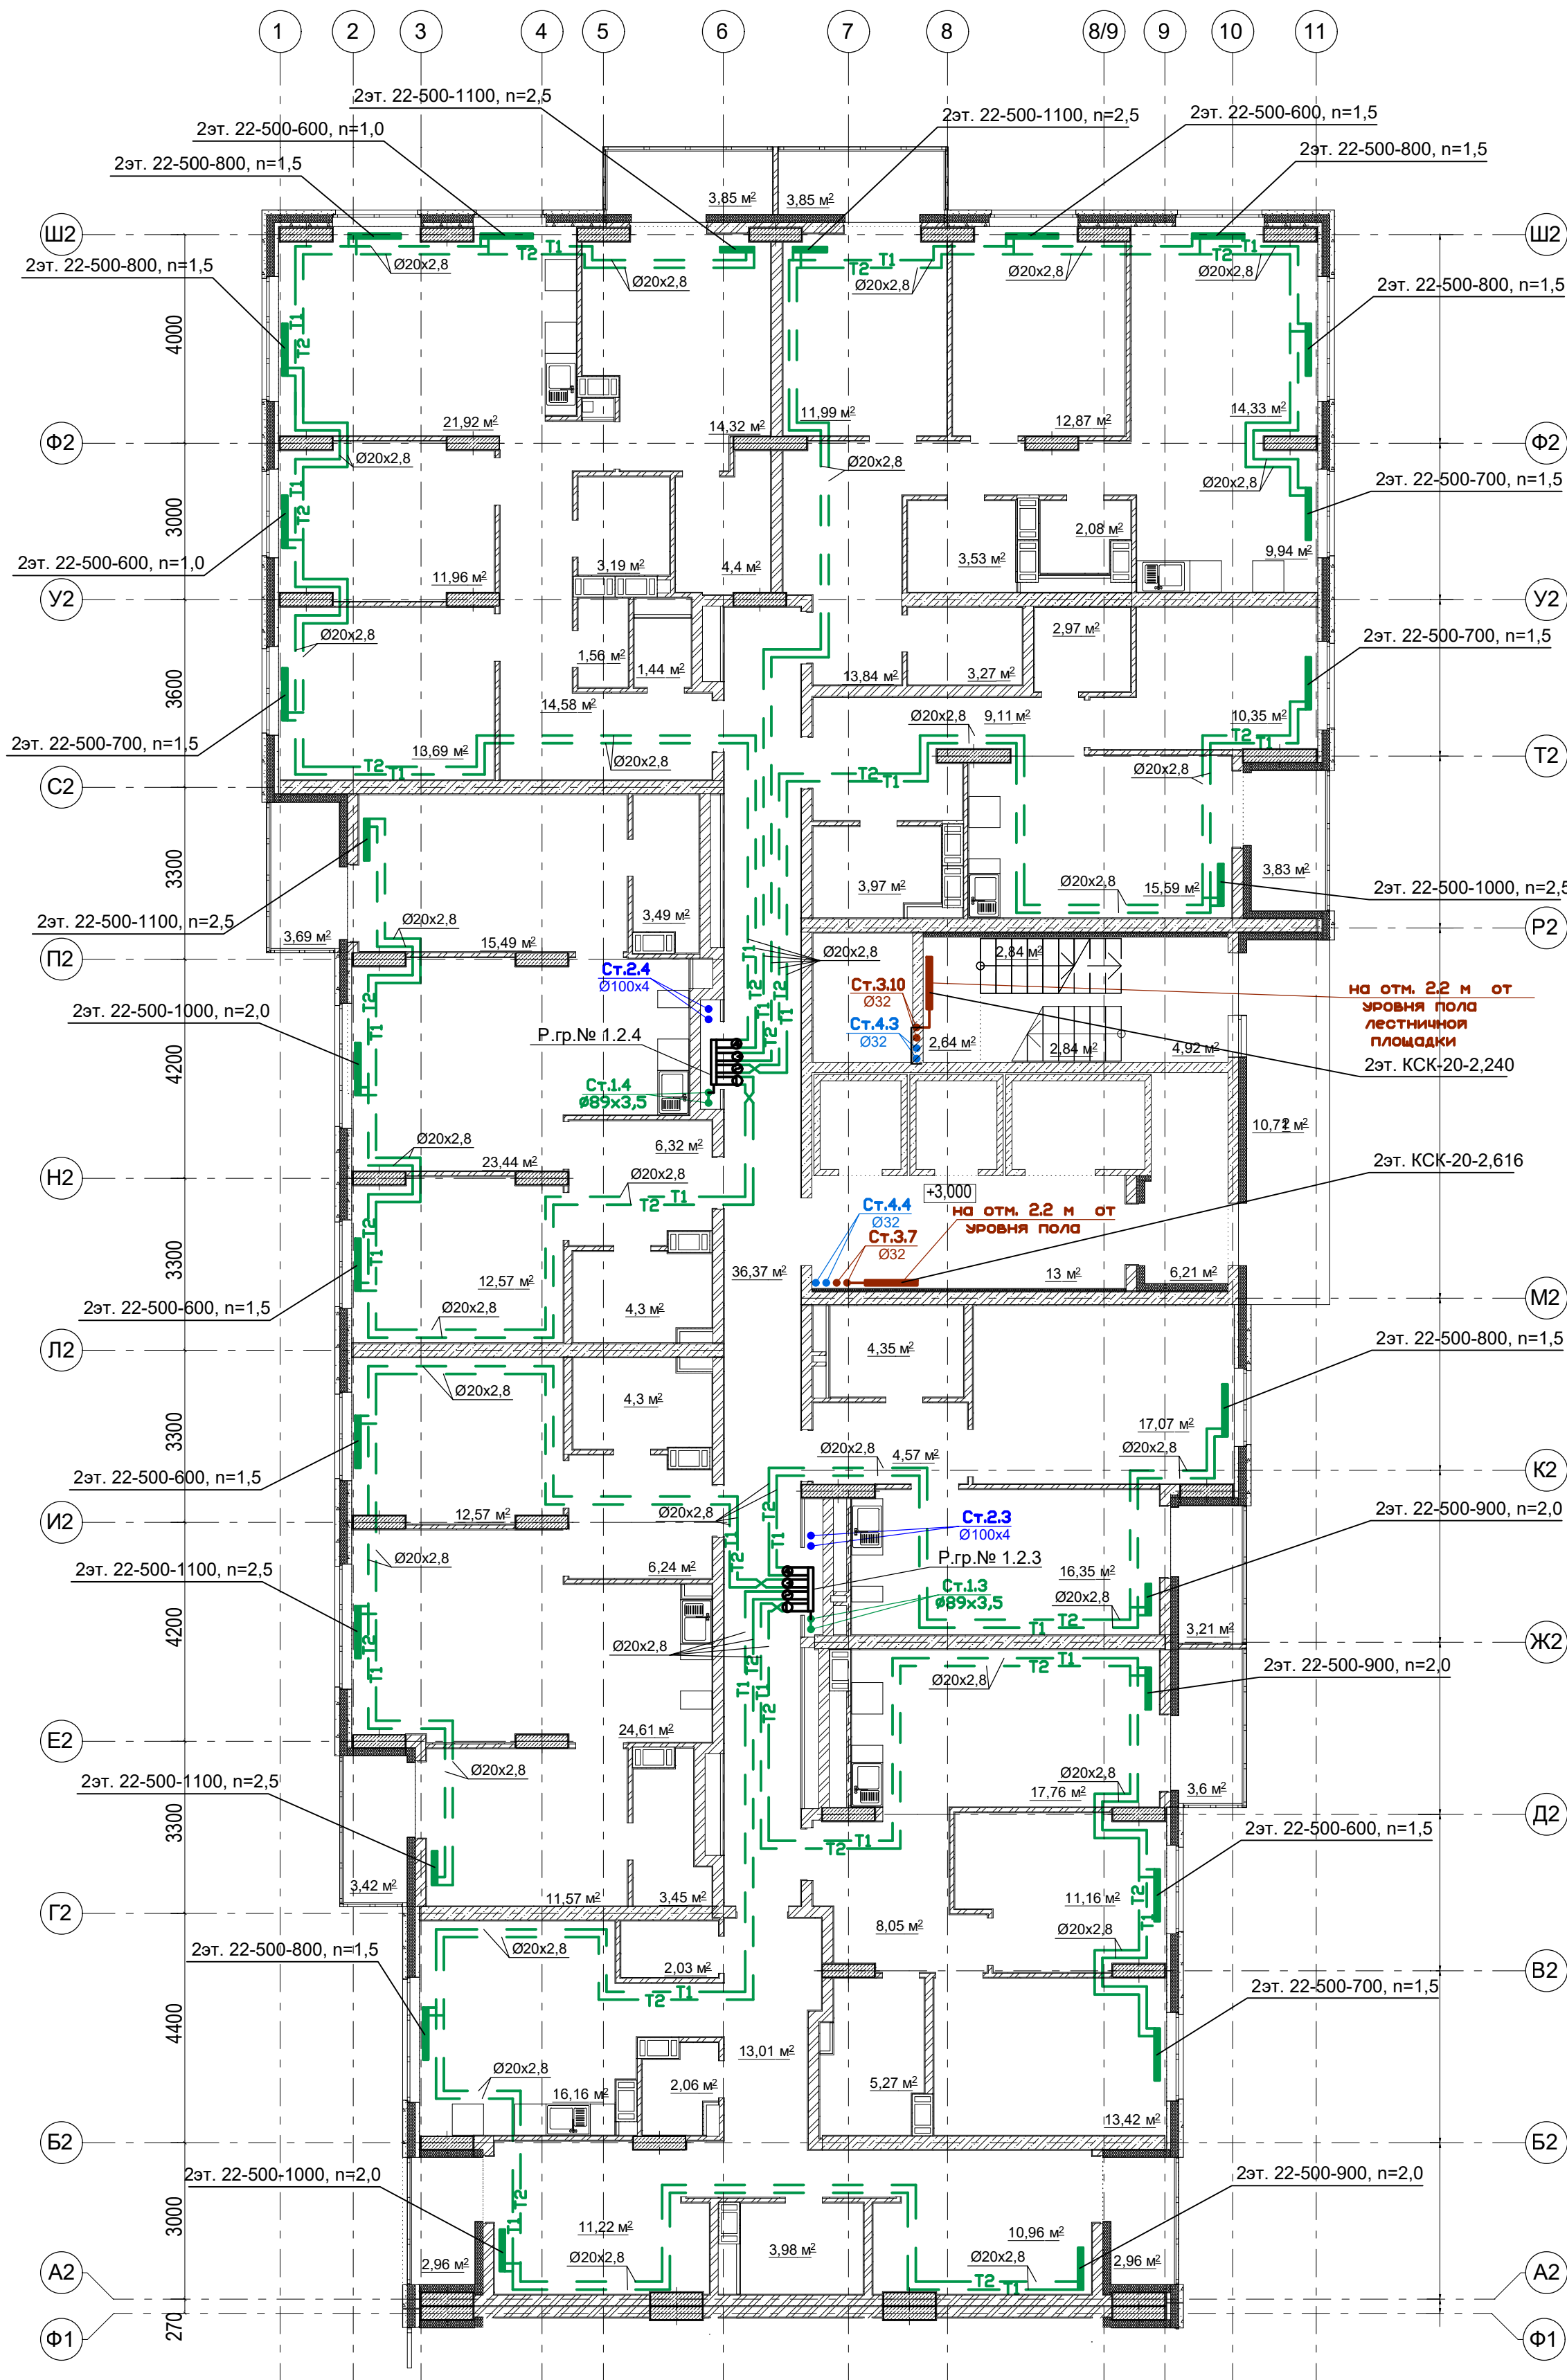

Условное обозначение:

Распределительная гребенка № 1. 2. 1

порядковый номер гребенки

номер этажа

номер системы

Примечание:


1. Перехлест T1 и T2 выполнить в нише над уровнем пола у распределительной гребенки.

2. При монтаже систем отопления допускается смещение трубопроводов.

3. При прокладке под перегородками предусмотреть гильзы.

						07-06/2019 - ОВ		
						23-этажный 2-х секционный многоквартирный жилой дом №15 (по генплану). Жилищный комплекс "Анкудиновский парк" в д.Анкудиновка Кстовского района Нижегородской области. Застройщик: ООО "Парламент"		
Изм.	Кол.уч.	Лист	№ док.	Подпись	Дата	Отопление и вентиляция	Стадия	Лист
Разработал	Ваганов	13	12.19	12.19	12.19		Р	17
Н. контр.	Пронихин	12.19				План 2 этажа. Секция 2.	ООО "ПБ Конструктив"	

План 3-5 этажей. Секция 2.

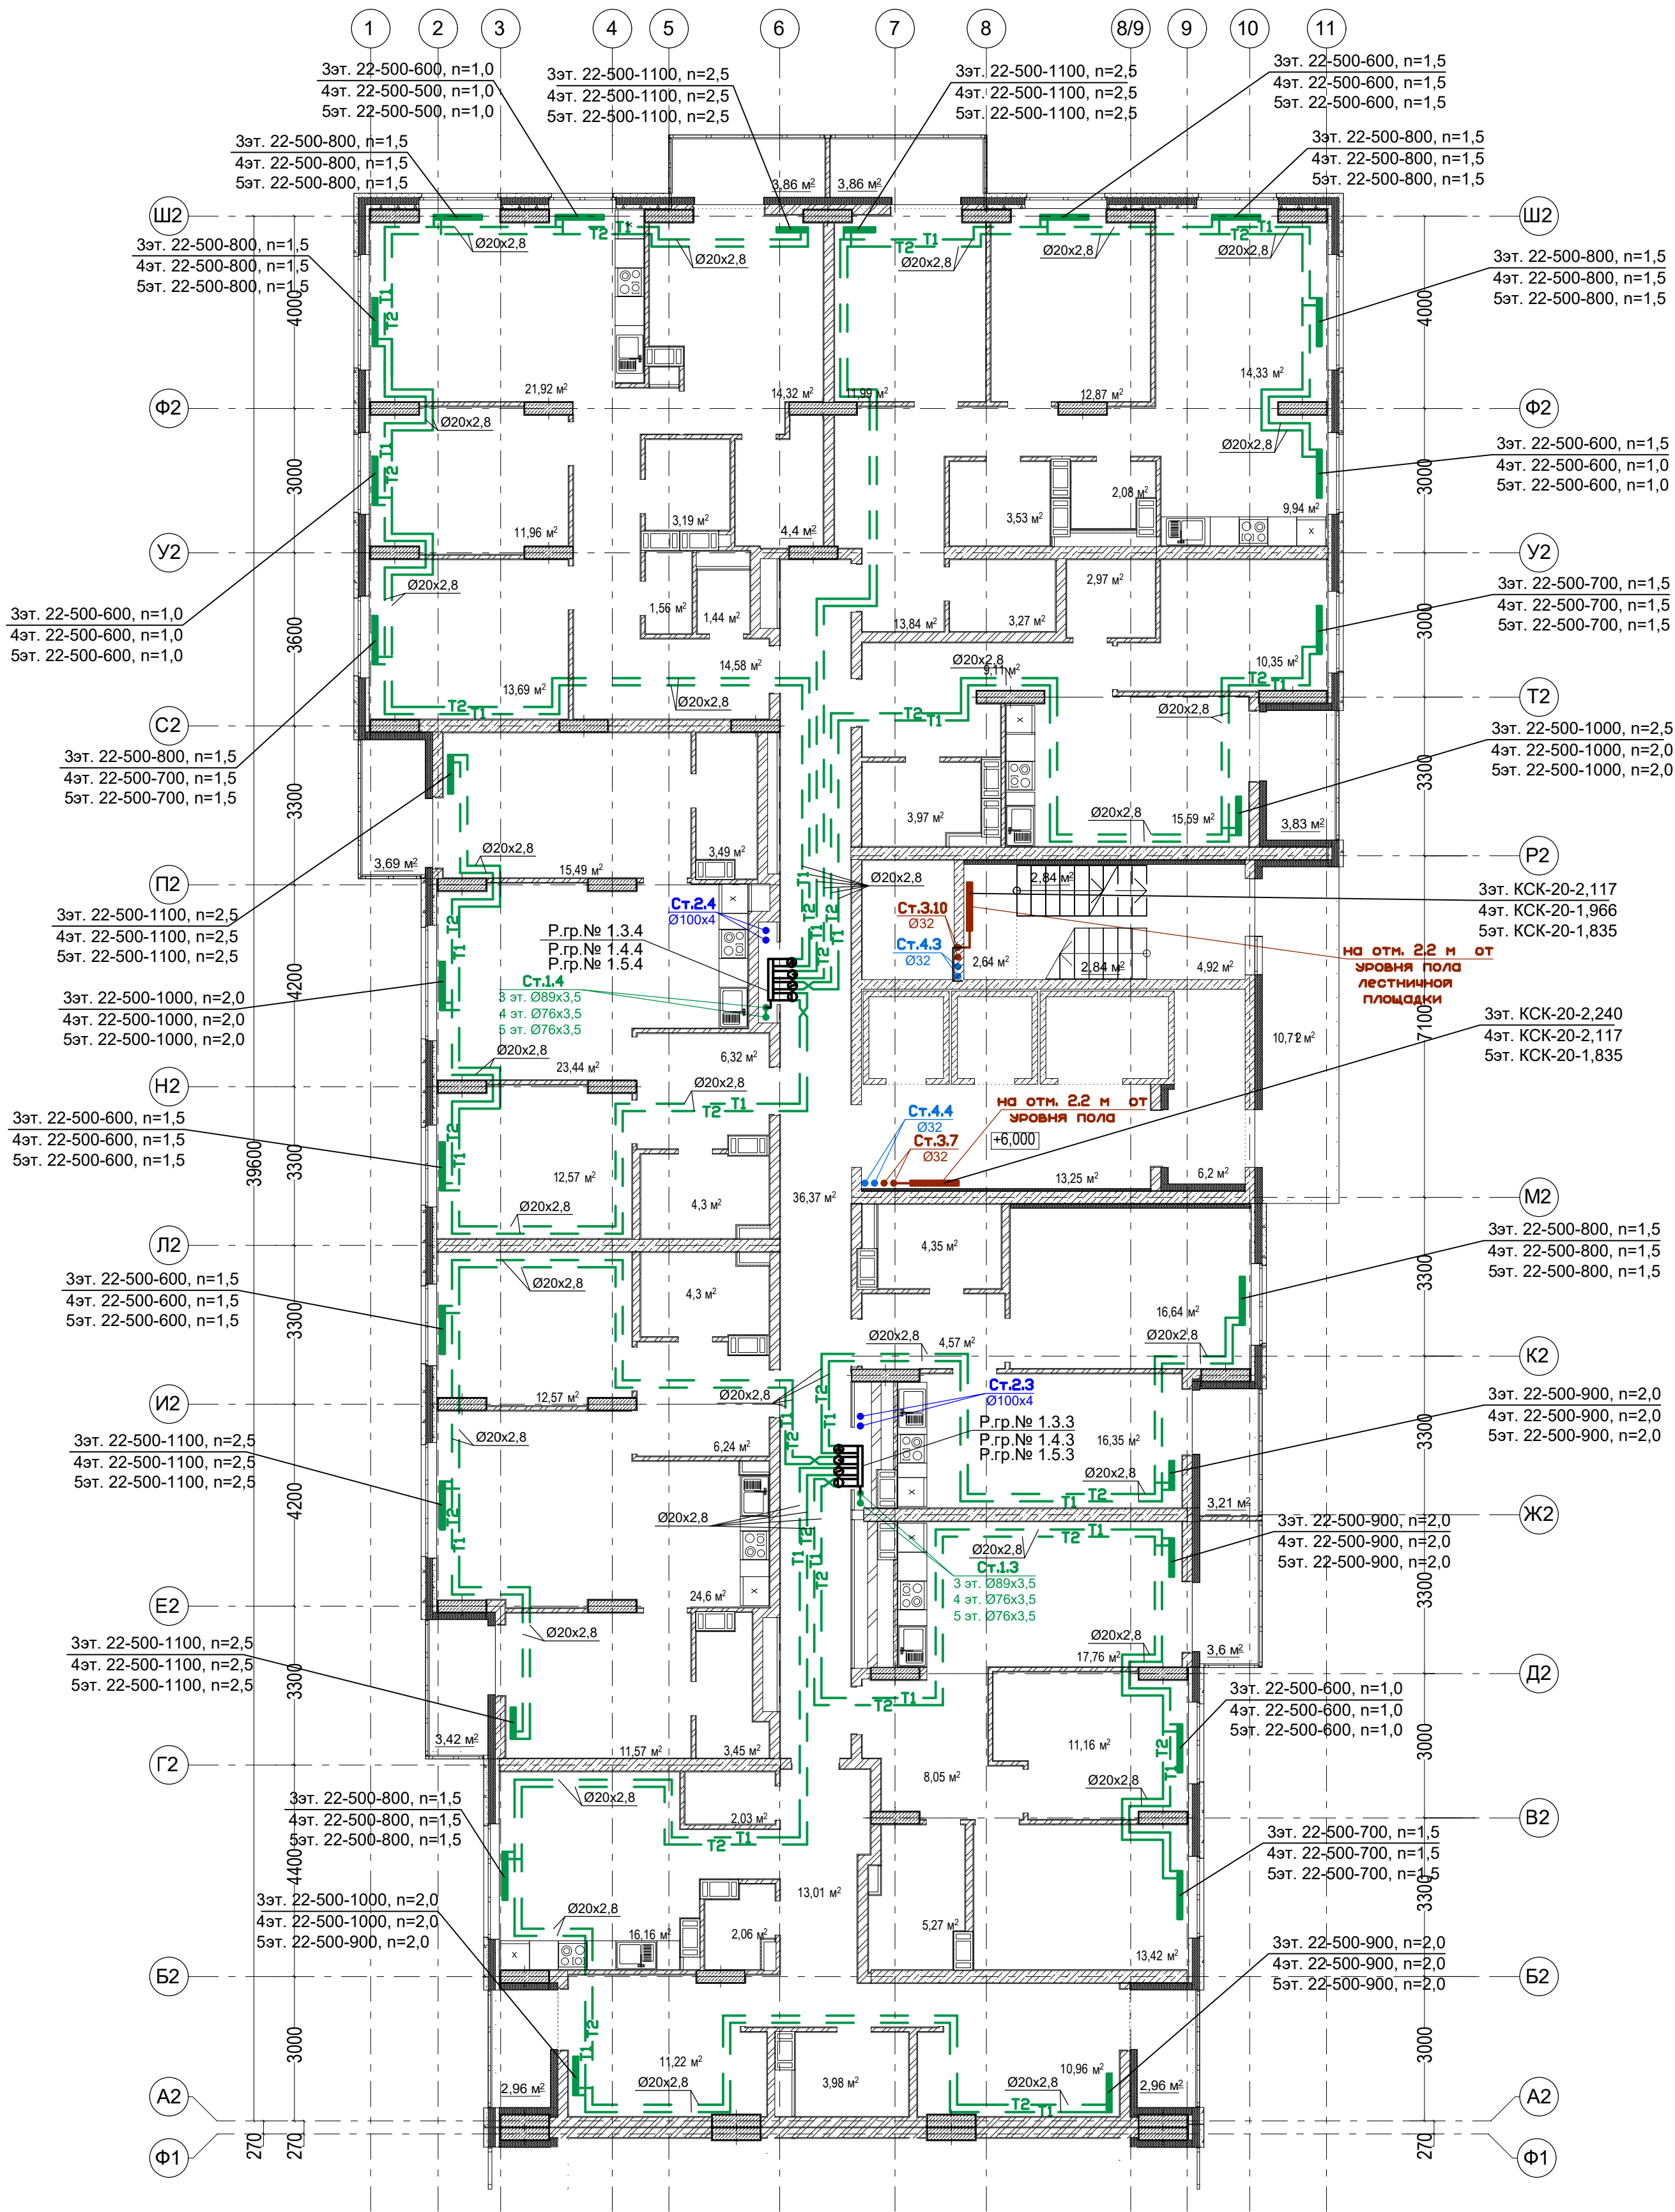

Условное обозначение:

Распределительная
гребенка № 1. 2. 1


порядковый номер гребенки
номер этажа
номер системы

Примечание:

1. Перехлест Т1 и Т2 выполнить в нише над уровнем пола у распределительной гребенки.
2. При монтаже систем отопления допускается смещение трубопроводов.
3. При прокладке под перегородками предусмотреть гильзы.

						07-06/2019 - ОВ		
						23-этажный 2-х секционный многоквартирный жилой дом №15 (по генплану). Жилищный комплекс "Анкудиновский парк" в д.Анкудиновка Кстовского района Нижегородской области. Застройщик: ООО "Парламент"		
Изм.	Кол.уч.	Лист	№ док.	Подпись	Дата	Отопление и вентиляция	Стадия	Лист
Разработал	Ваганов	Вар	12.19				Р	18
Проверил	Хасянов	Хася	12.19			План 3-5 этажей. Секция 2.	Листов	
Н. контр.	Пронихин	Прн	12.19				ООО "ПБ Конструктив"	

План 6-8 этажей. Секция 2.

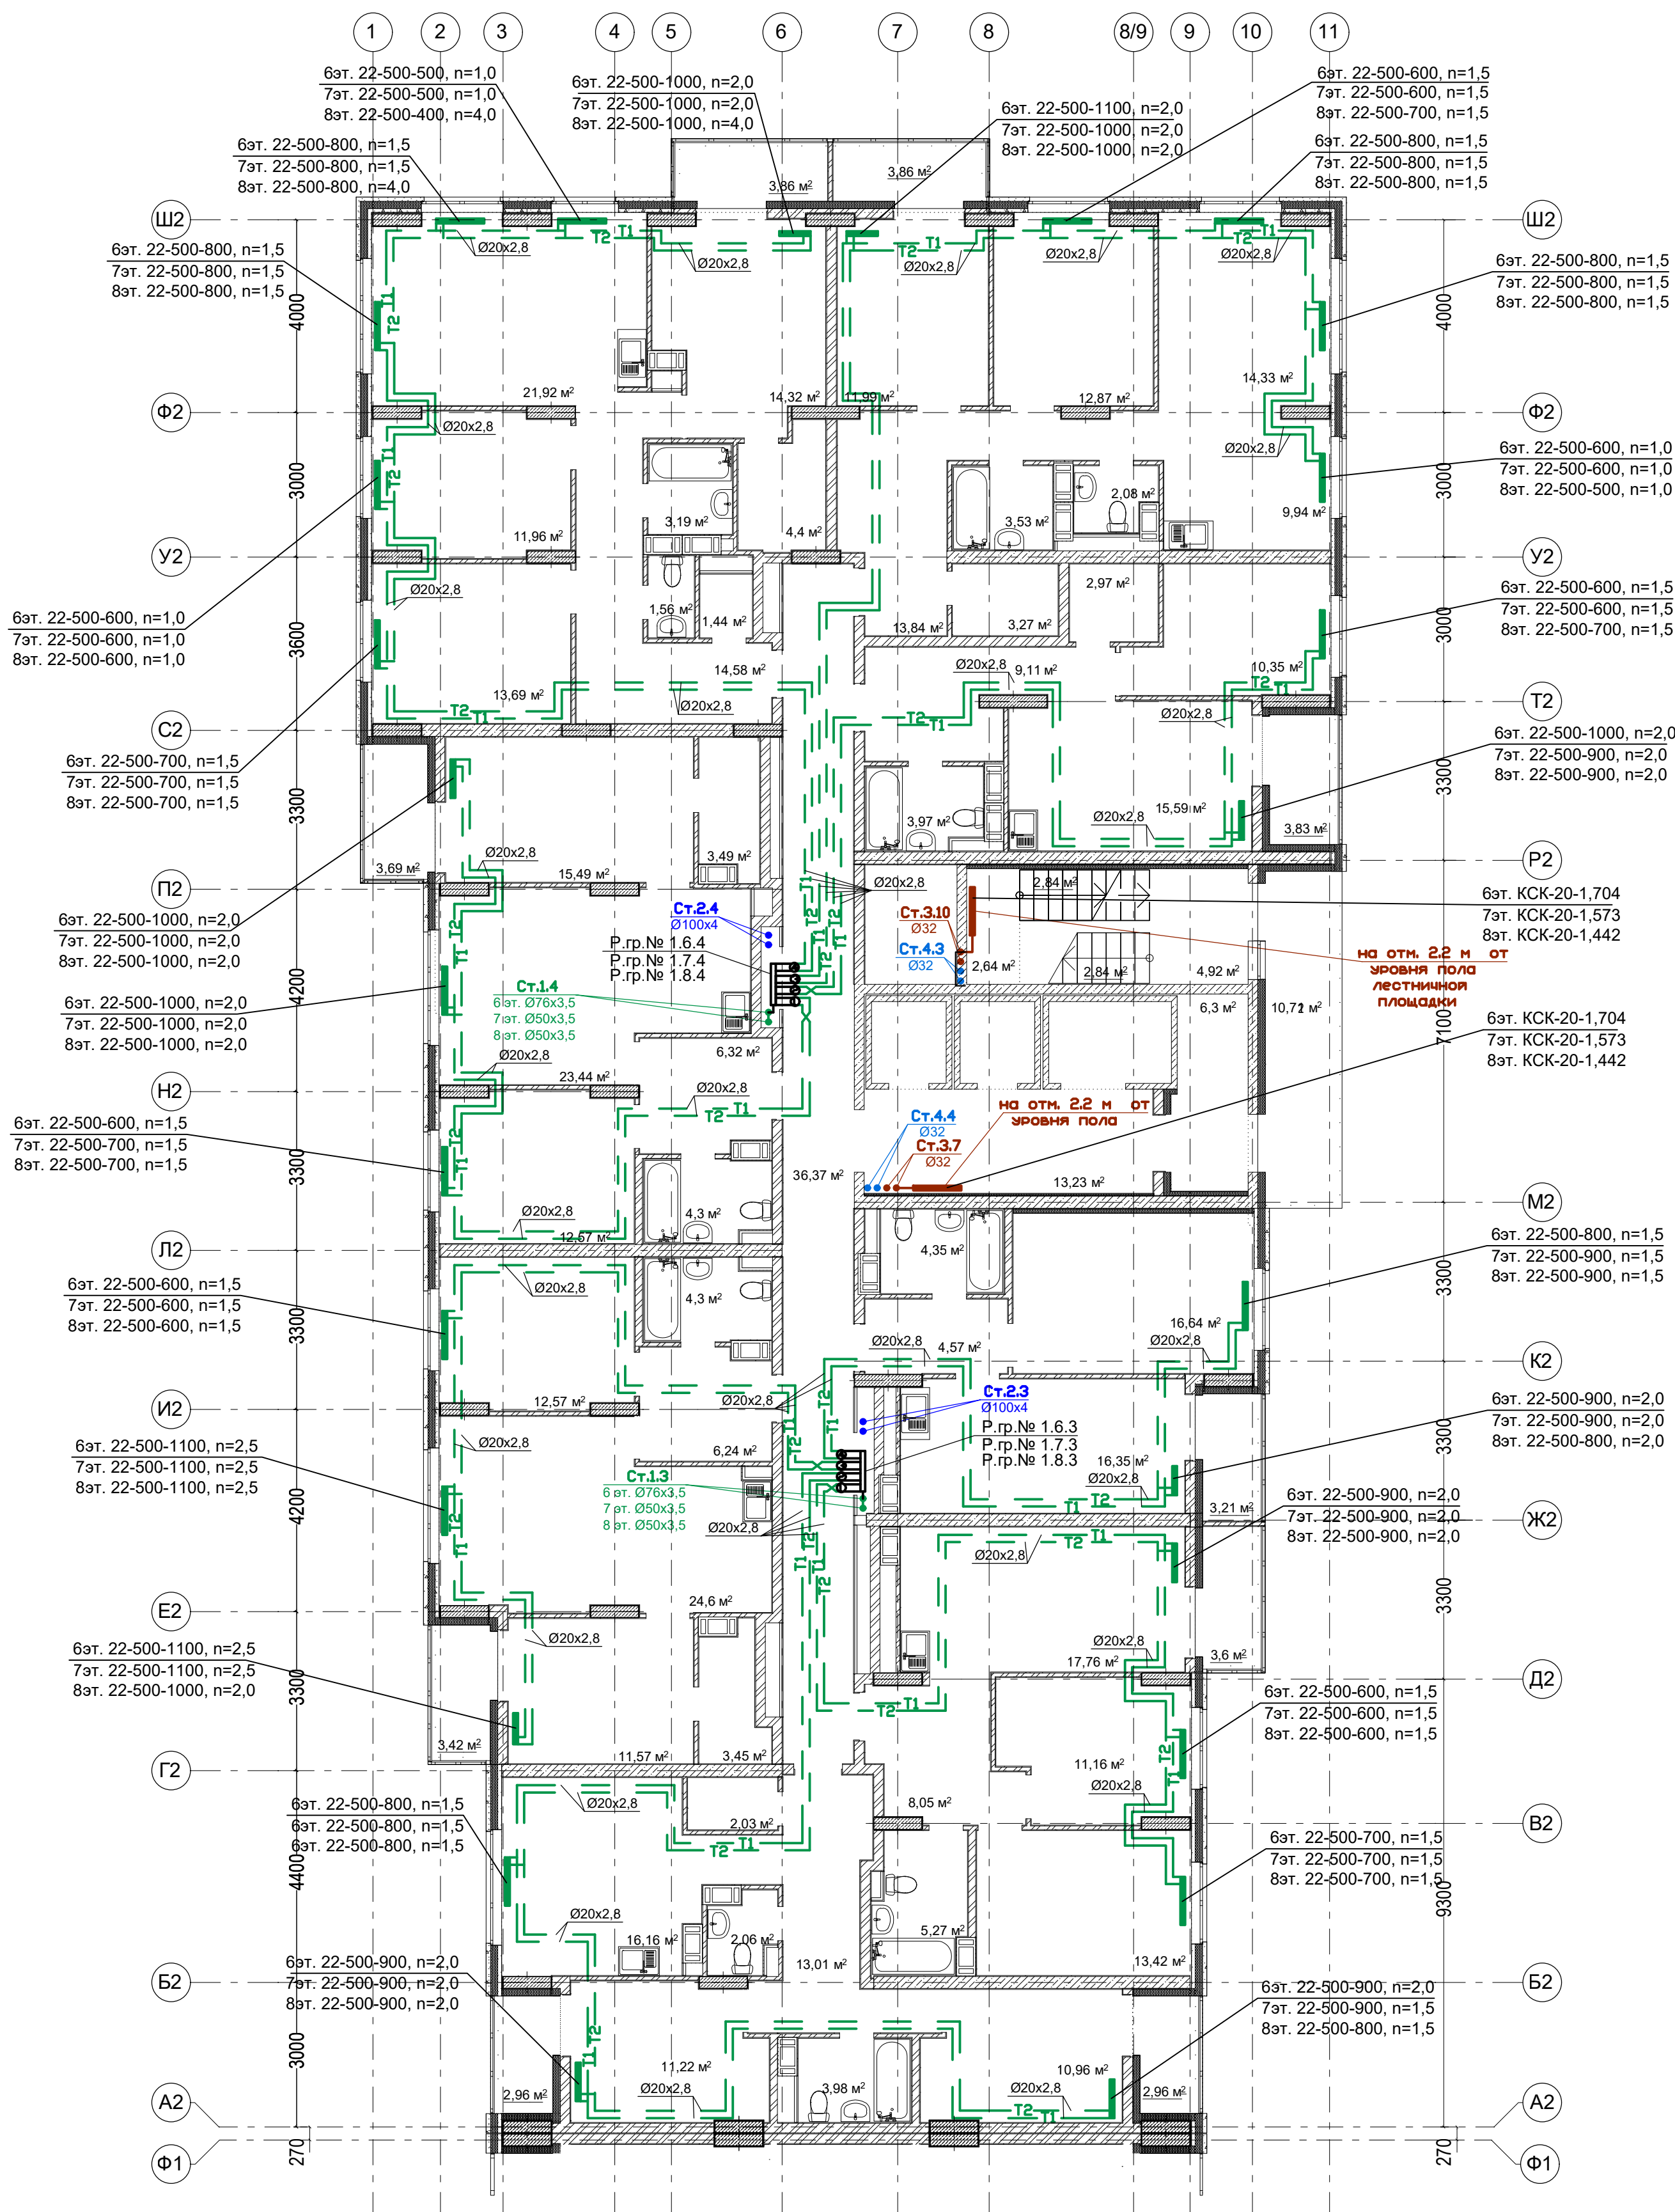


Примечание:

1. Переключатель Т1 и Т2 выполнить в нише над уровнем пола у распределительной гребенки.
2. При монтаже систем отопления допускается смещение трубопроводов.
3. При прокладке под перегородками предусмотреть гильзы.

					07-06/2019 - ОВ		
					23-этажный 2-х секционный многоквартирный жилой дом №15 (по генплану). Жилищный комплекс "Анкудиновский парк" в д.Анкудиновка Кстовского района Нижегородской области. Застройщик: ООО "Парламент"		
Изм.	Кол.уч.	Лист	№ док.	Подпись	Дата	Отопление и вентиляция	Стация
Разработал	Ваганов	12.19		Взг	12.19		Р
Проверил	Хасянов	12.19		Хася	12.19		Лист
Н. контр.	Пронихин	12.19		Прн	12.19	План 6-8 этажей. Секция 2.	Листов
						ООО "ПБ Конструктив"	

План 9-10 этажей. Секция 2.

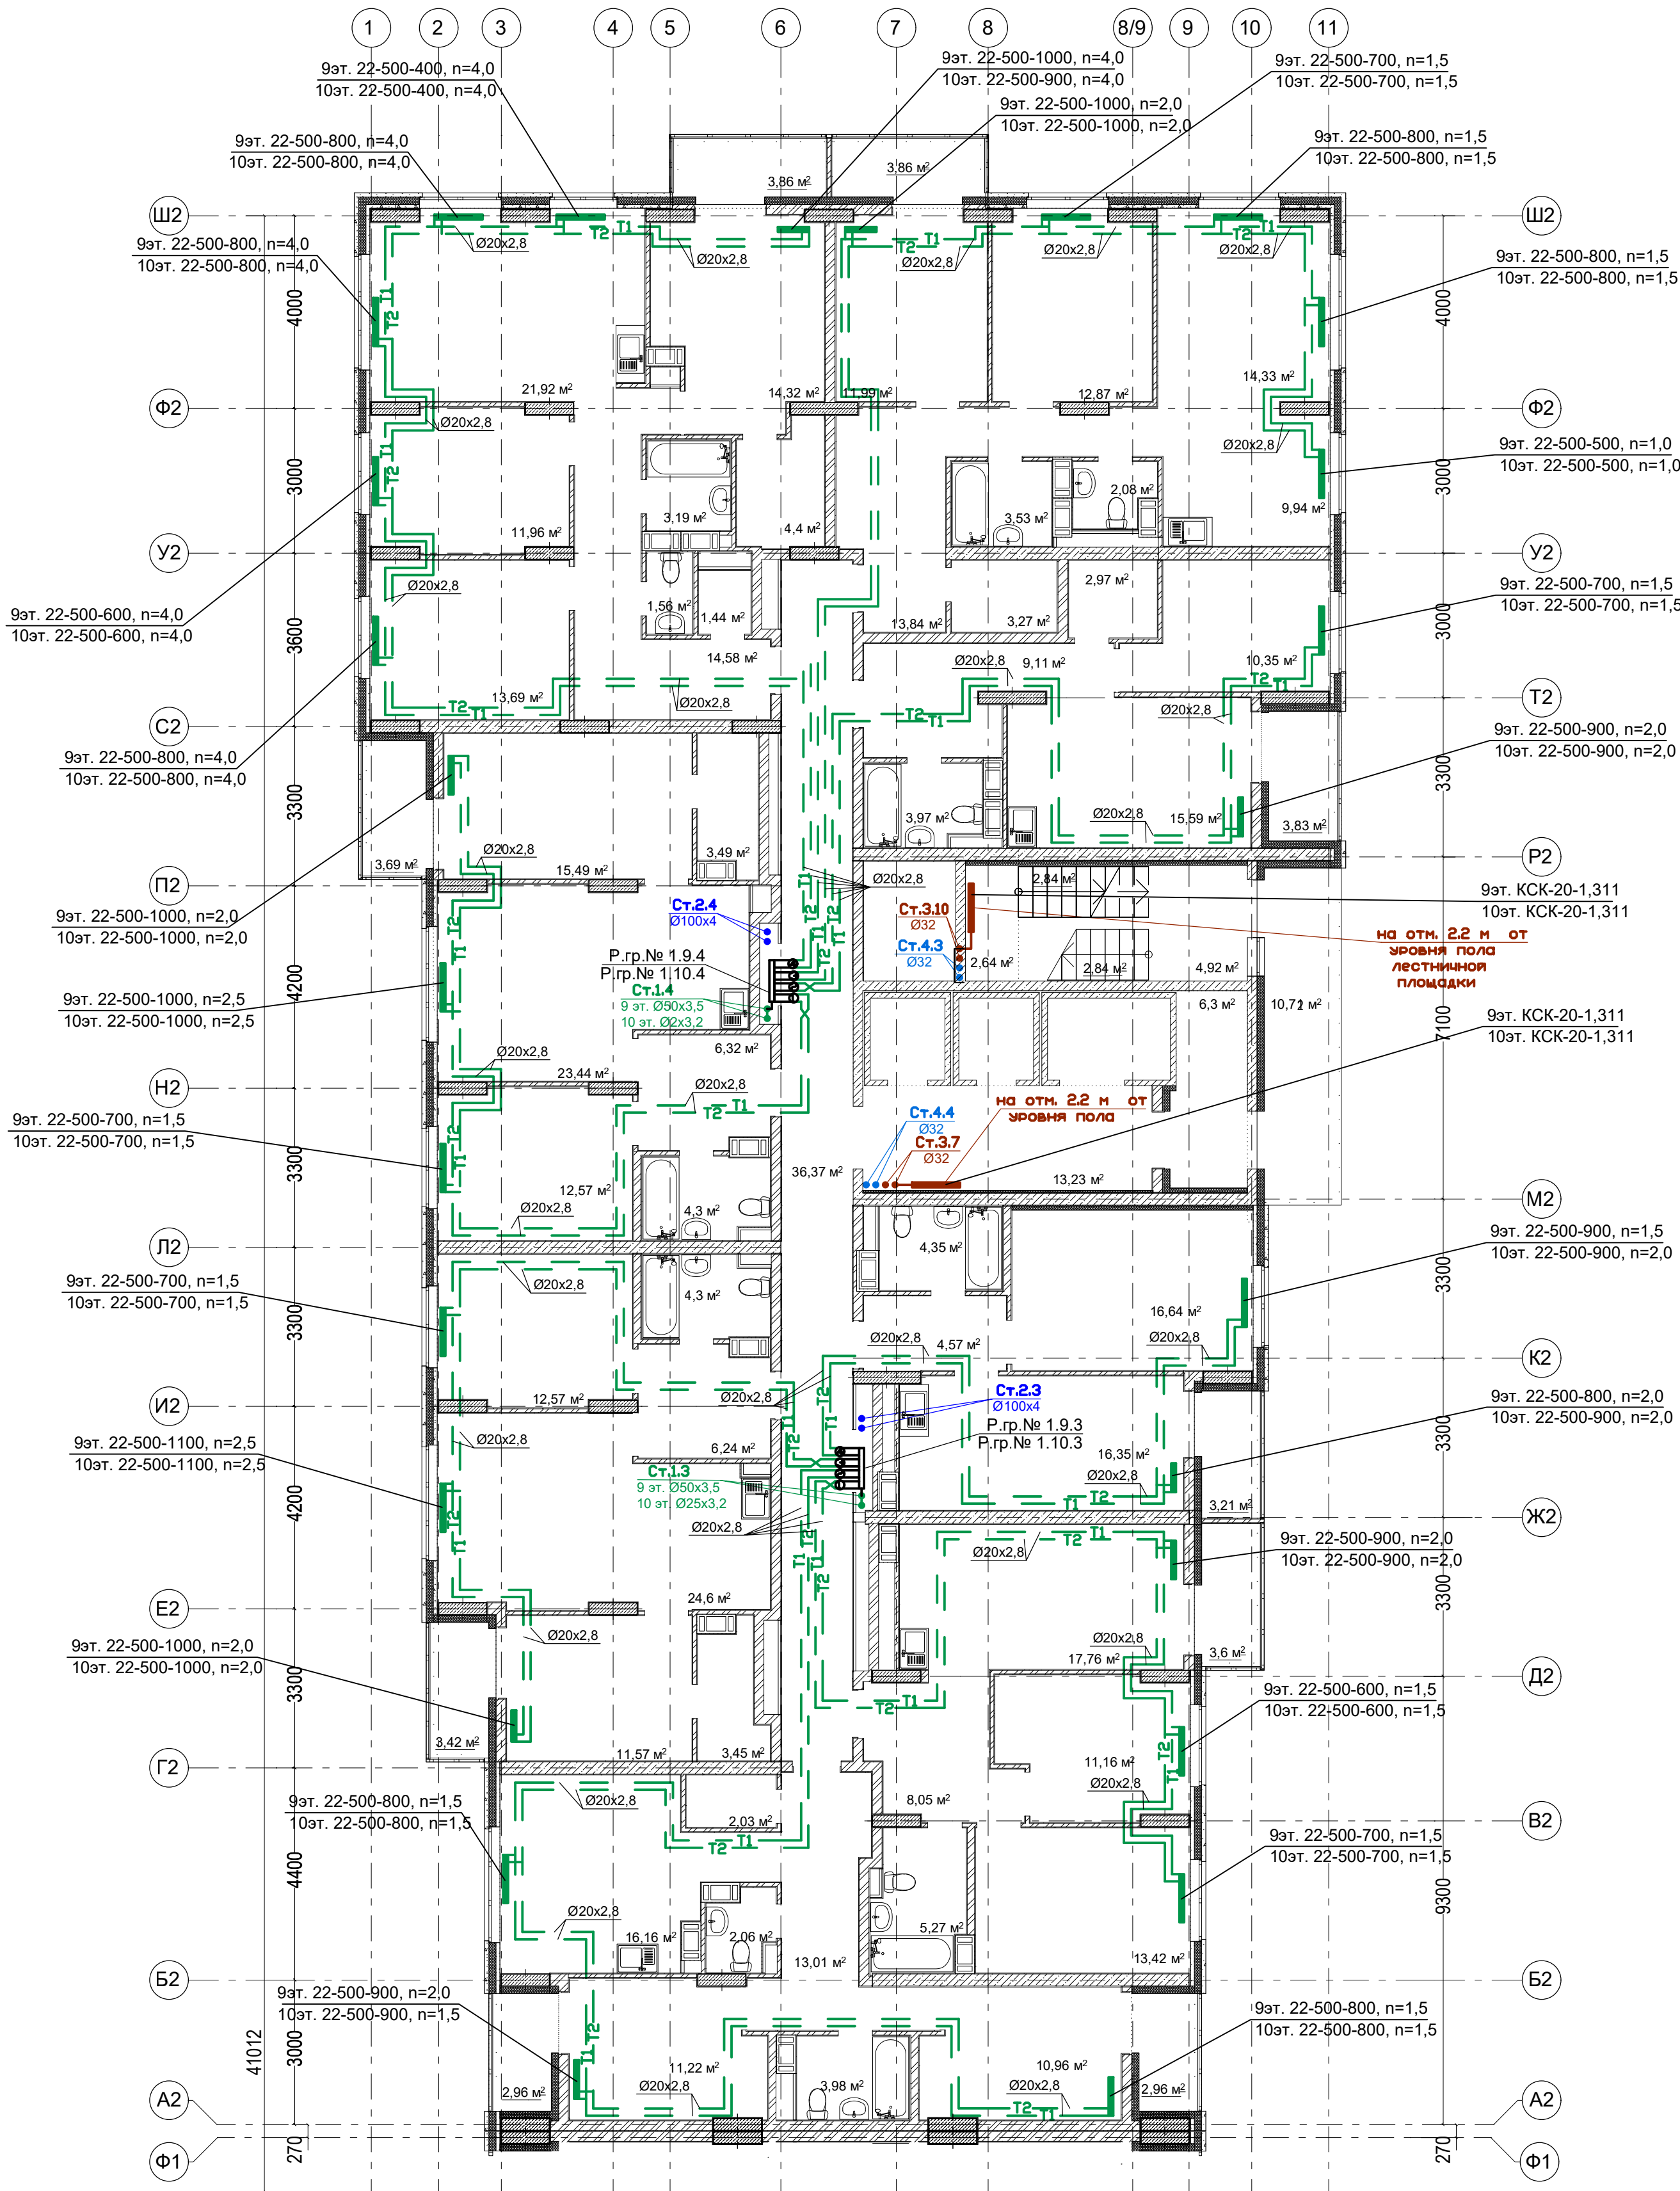

Условное обозначение:

Распределительная гребенка № 1. 2. 1

порядковый номер гребенки
номер этажа
номер системы

Примечание:


1. Перехлест Т1 и Т2 выполнить в нише над уровнем пола у распределительной гребенки.

2. При монтаже систем отопления допускается смещение трубопроводов.

3. При прокладке под перегородками предусмотреть гильзы.

						07-06/2019 - ОВ		
						23-этажный 2-х секционный многоквартирный жилой дом №15 (по генплану). Жилищный комплекс "Анкудиновский парк" в д.Анкудиновка Кстовского района Нижегородской области. Застройщик: ООО "Парламент"		
Изм.	Кол.уч.	Лист	№ док.	Подпись	Дата	Отопление и вентиляция	Стадия	Лист
Разработал	Ваганов	12.19		Взг	12.19		Р	20
Проверил	Хасянов	12.19		Хася		Пан 9-10 этажей. Секция 2.	Листов	
Н. контр.	Пронихин	12.19		Прн			ООО "ПБ Конструктив"	


План 11 этажа. Секция 2.

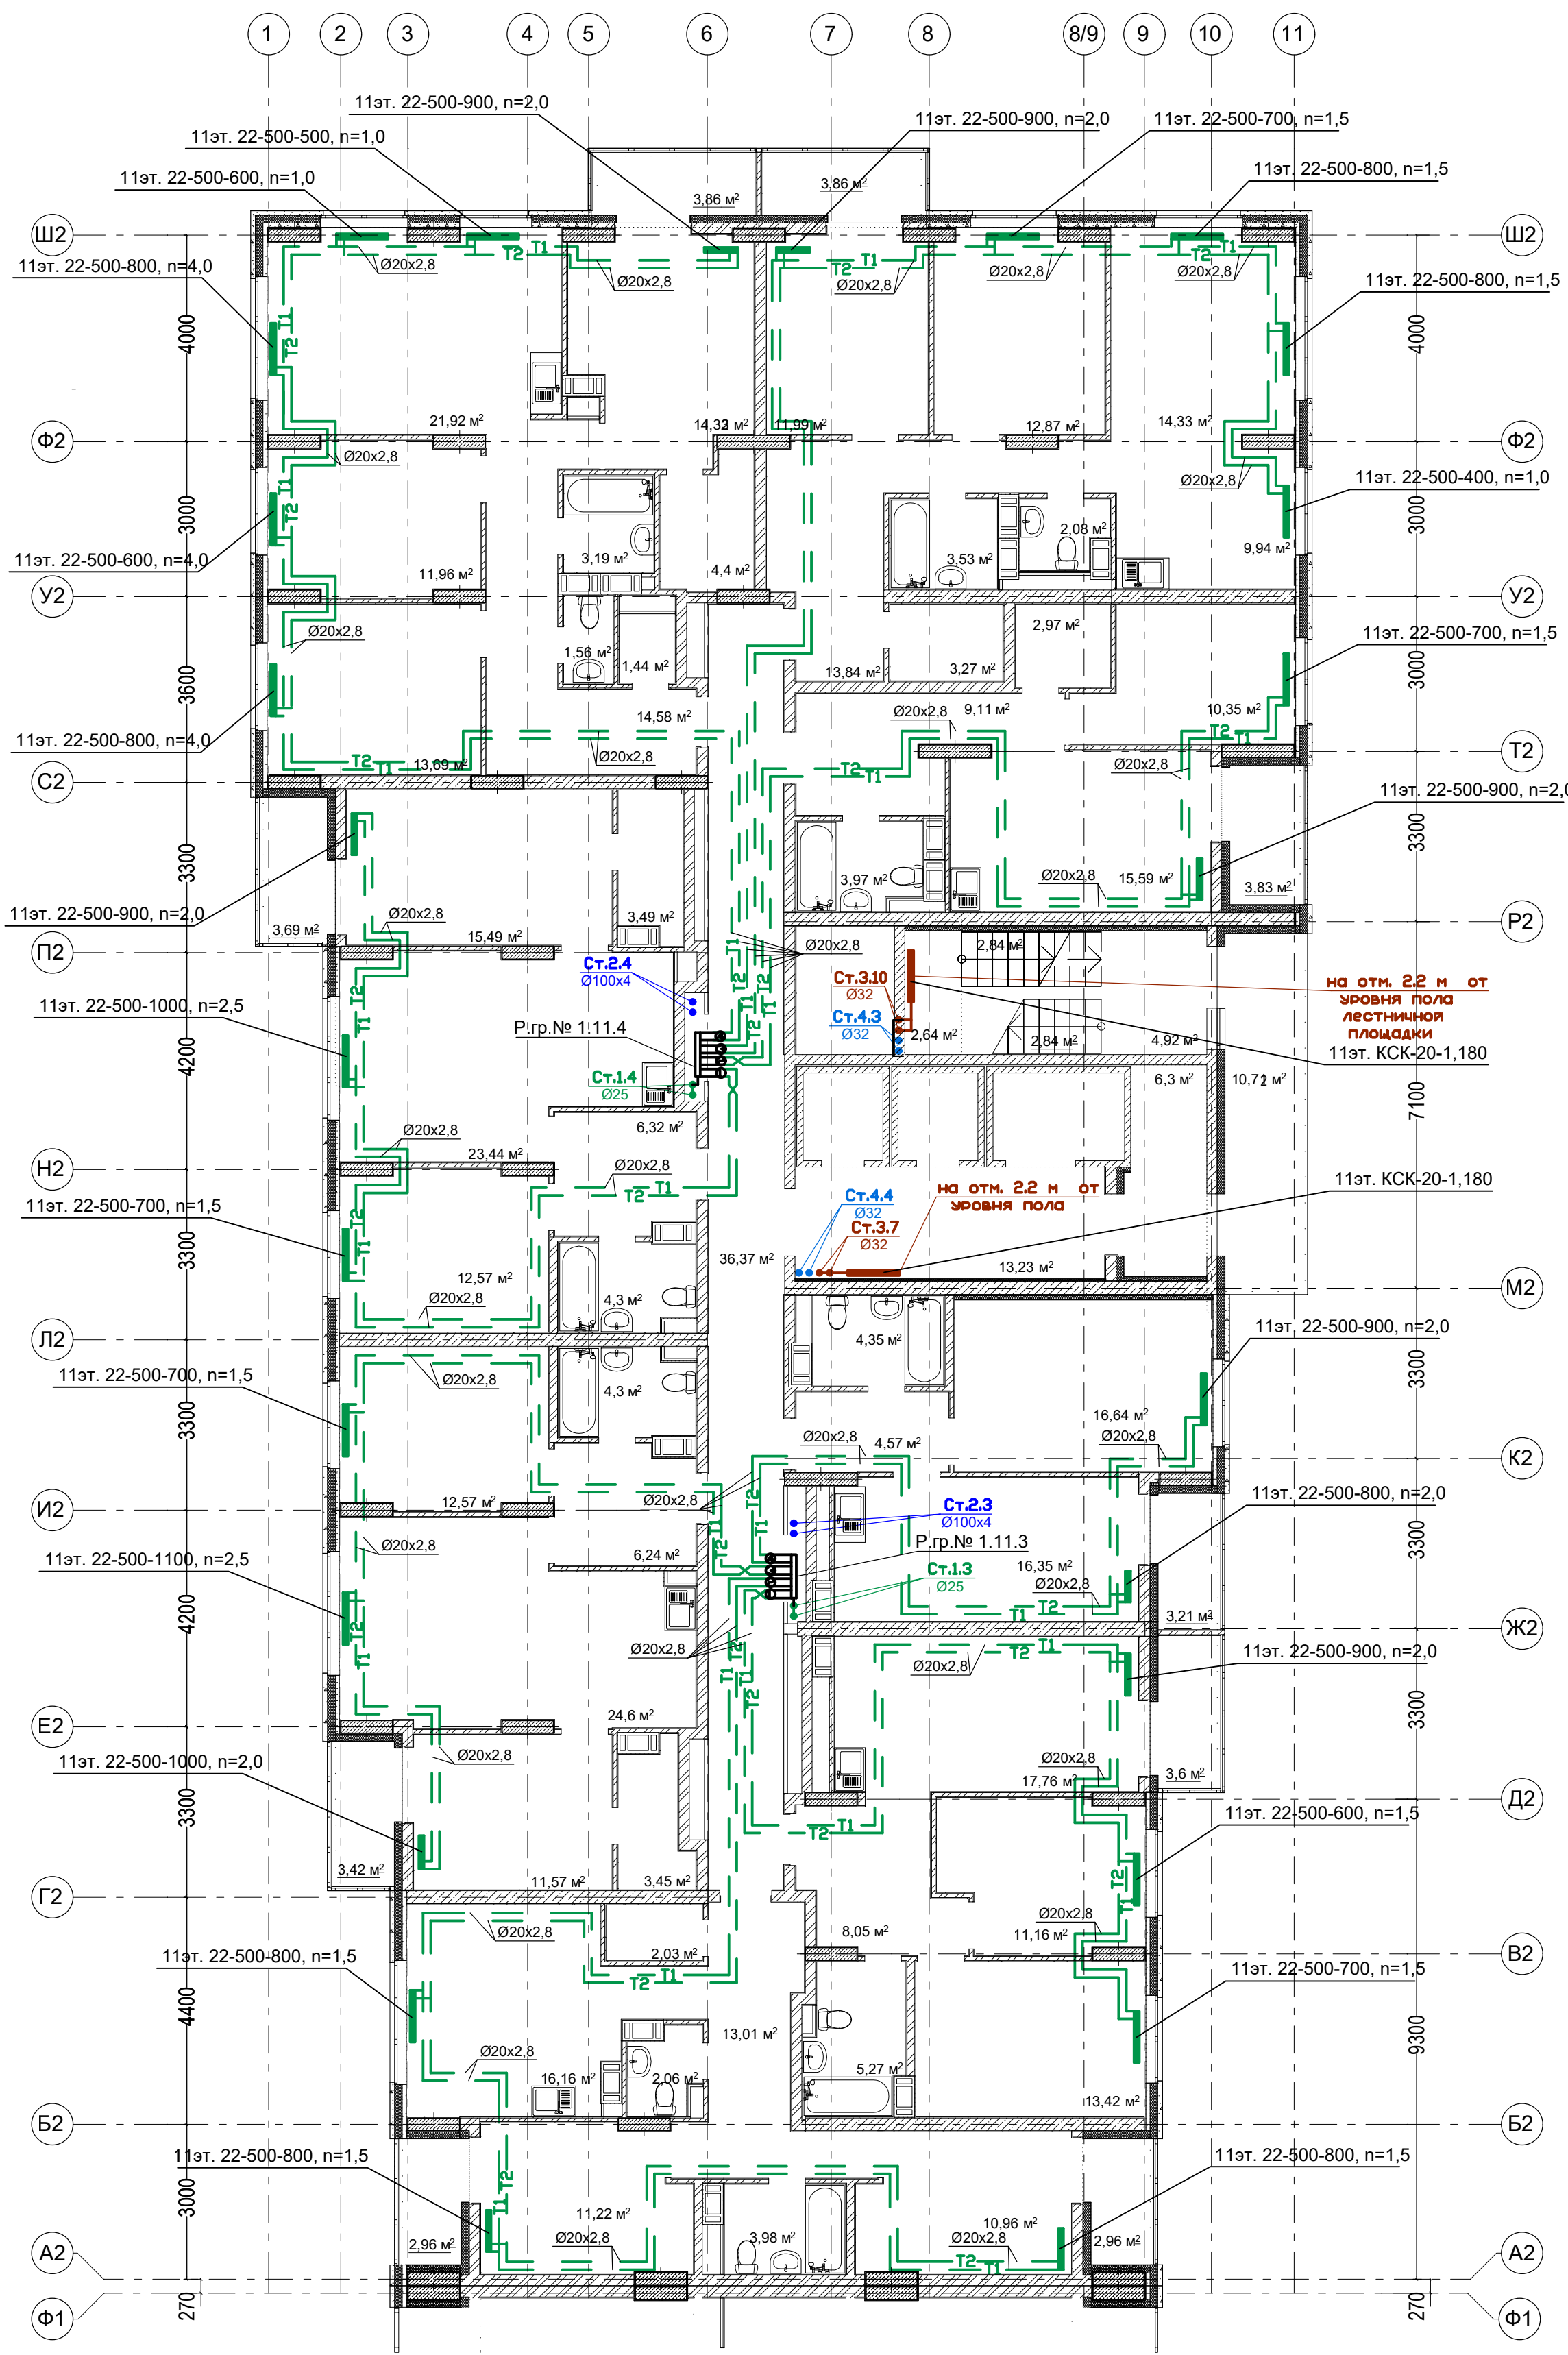

Примечание:
1. Перехлест Т1 и Т2 выполнить в нише над уровнем пола у распределительной гребенки.
2. При монтаже систем отопления допускается смещение трубопроводов.
3. При прокладке под перегородками предусмотреть гильзы.

						07-06/2019 - ОВ			
						23-этажный 2-х секционный многоквартирный жилой дом №15 (по генплану). Жилищный комплекс "Анкудиновский парк" в д.Анкудиновка Кстовского района Нижегородской области. Застройщик: ООО "Парламент"			
Изм.	Кол.уч.	Лист	№ док.	Подпись	Дата	Отопление и вентиляция	Стадия	Лист	Листов
Разработал	Ваганов			Взг	12.19		Р	21	
Проверил	Хасянов			Хася	12.19				
Н. контр.	Пронихин			Прн	12.19	Пан 11 этажа. Секция 2.	ООО "ПБ Конструктив"		

План 12-14 этажей. Секция 2.

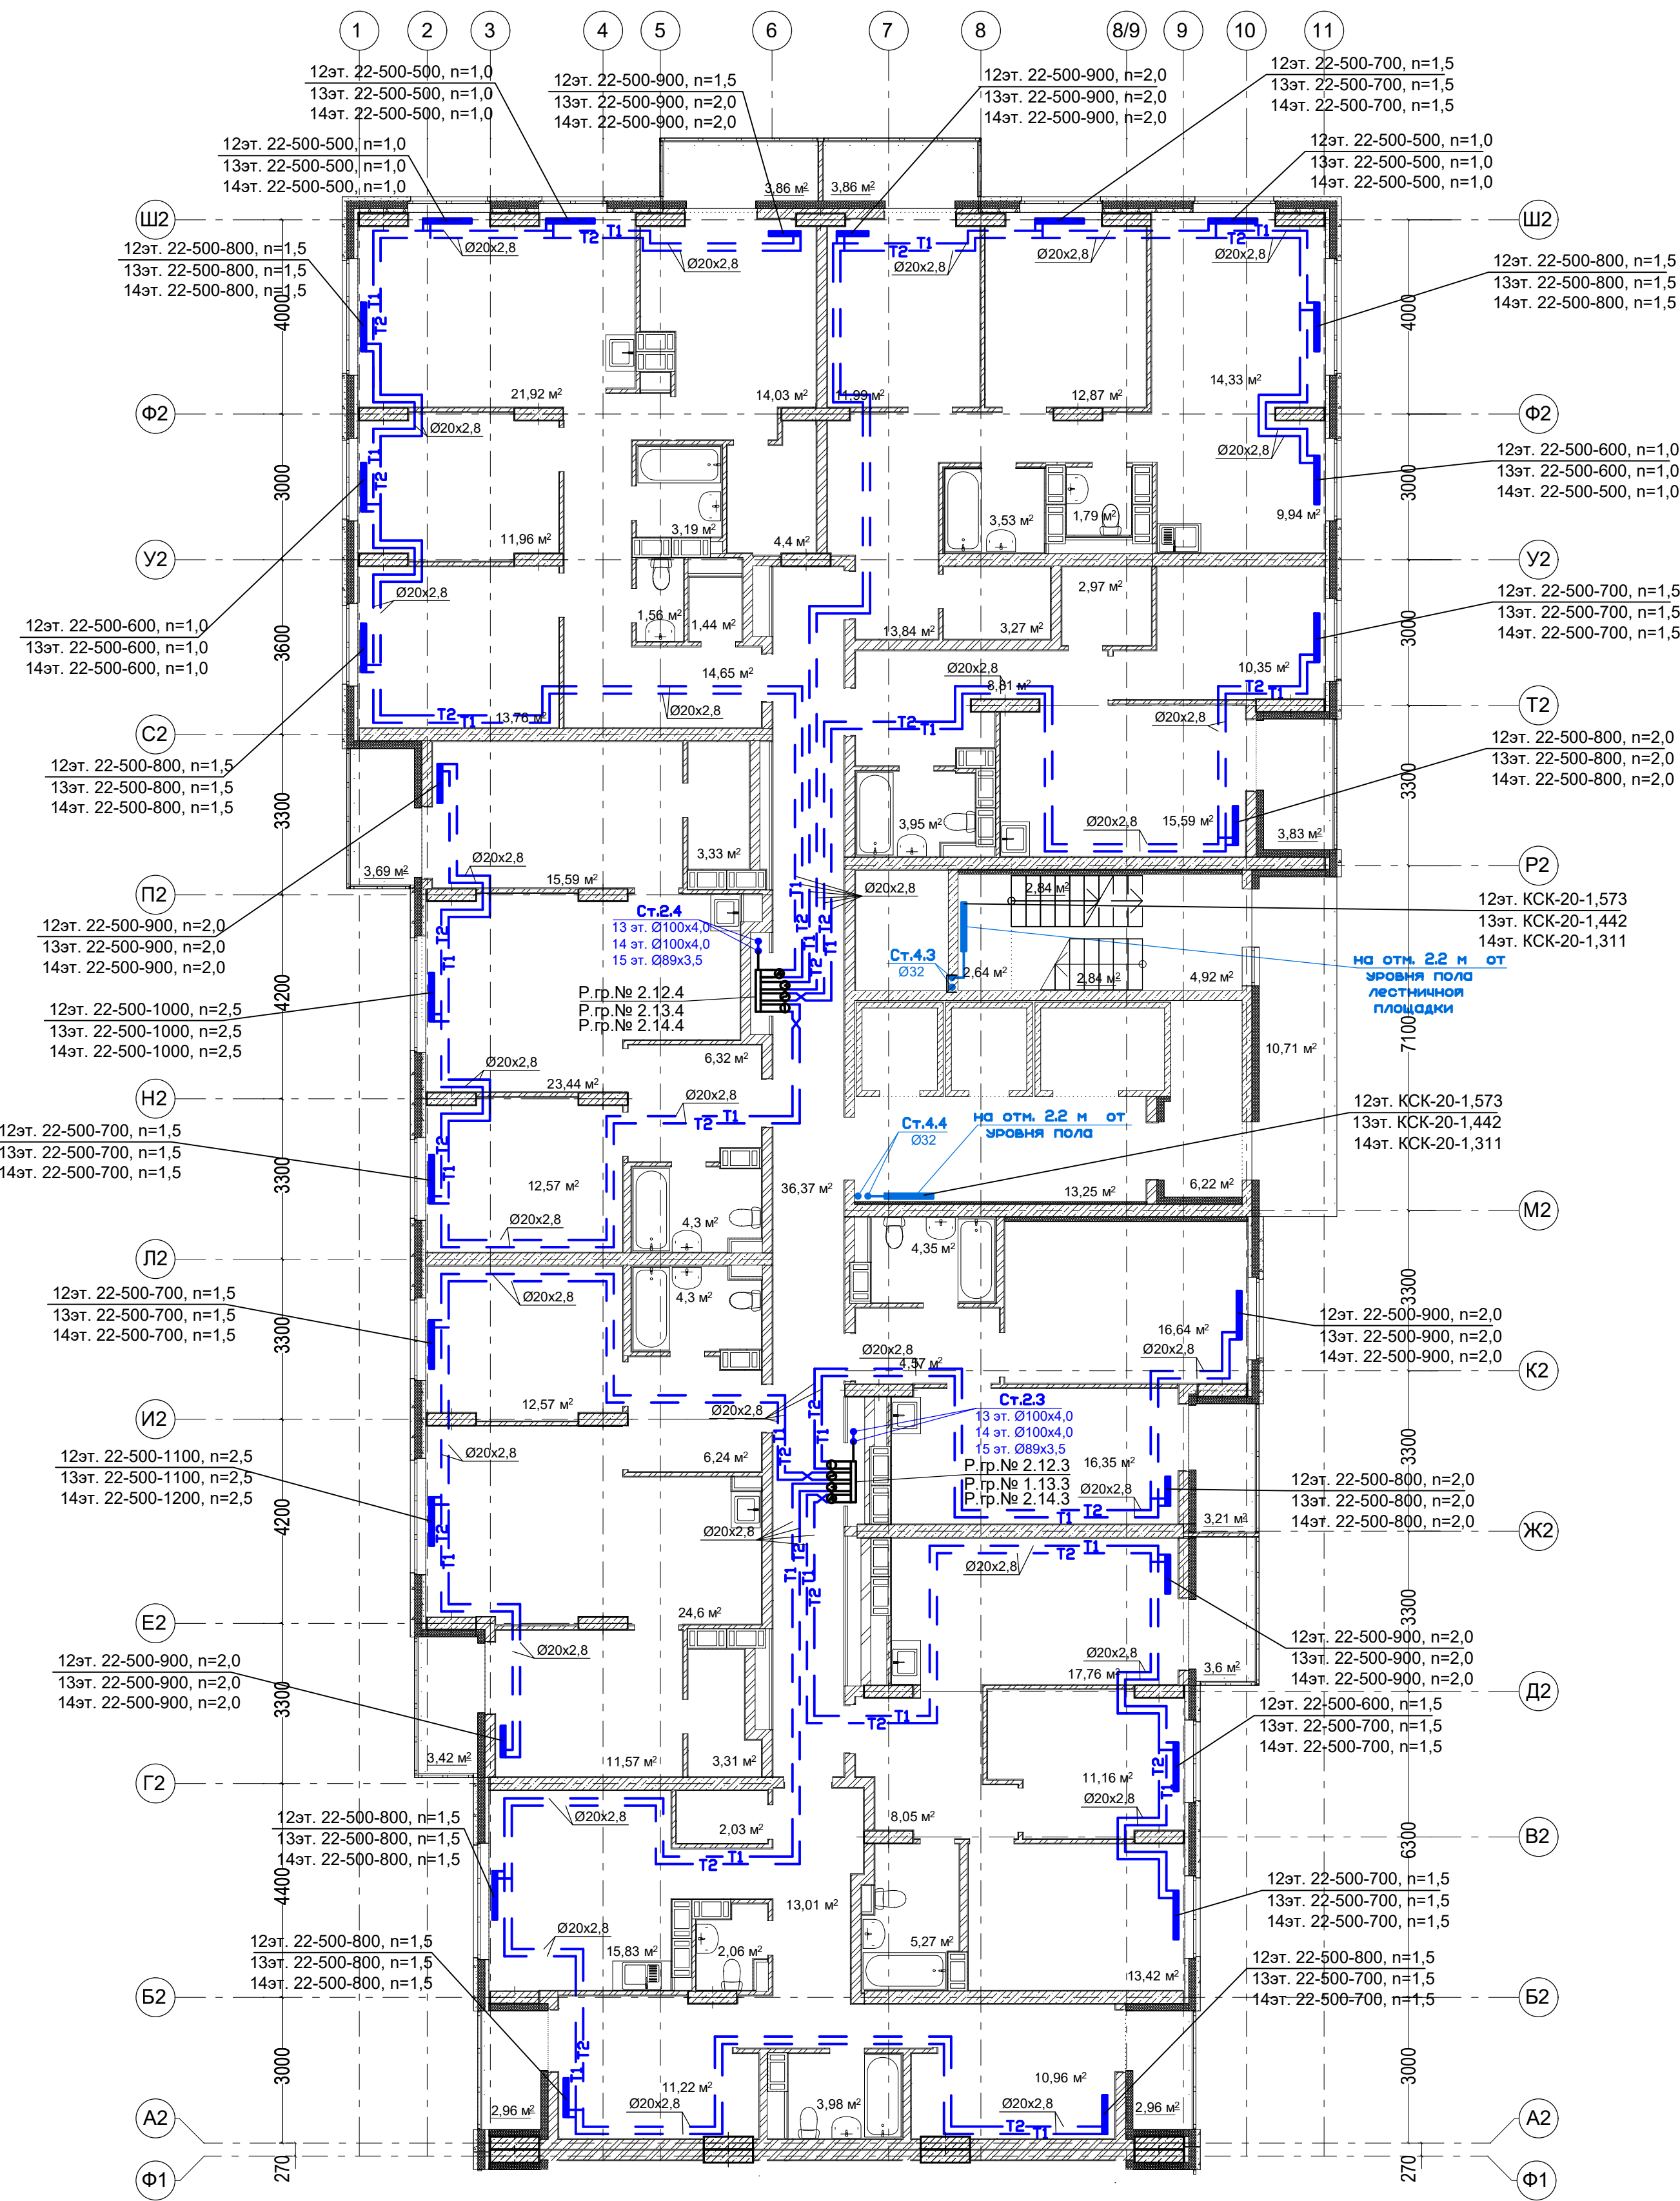


Условное обозначение:
Распределительная гребенка № 1. 2. 1
порядковый номер гребенки
номер этажа
номер системы

Примечание:
1. Перехлест Т1 и Т2 выполнить в нише над уровнем пола у распределительной гребенки.
2. При монтаже систем отопления допускается смещение трубопроводов.
3. При прокладке под перегородками предусмотреть гильзы.

						07-06/2019 - ОВ			
						23-этажный 2-х секционный многоквартирный жилой дом №15 (по генплану). Жилищный комплекс "Анкудиновский парк" в д.Анкудиновка Кстовского района Нижегородской области. Застройщик: ООО "Парламент"			
Изм.	Кол.уч	Лист	№ док.	Подпись	Дата	Отопление и вентиляция	Стадия	Лист	Листов
Разработал	Ваганов	<i>Взг</i>	12.19				Р	22	
Проверил	Хасянов	<i>Хася</i>	12.19						
Н. контр.	Пронихин	<i>Прн</i>	12.19			Пан 12-14 этажей. Секция 2.	ООО "ПБ Конструктив"		


План 15-17 этажей. Секция 2.

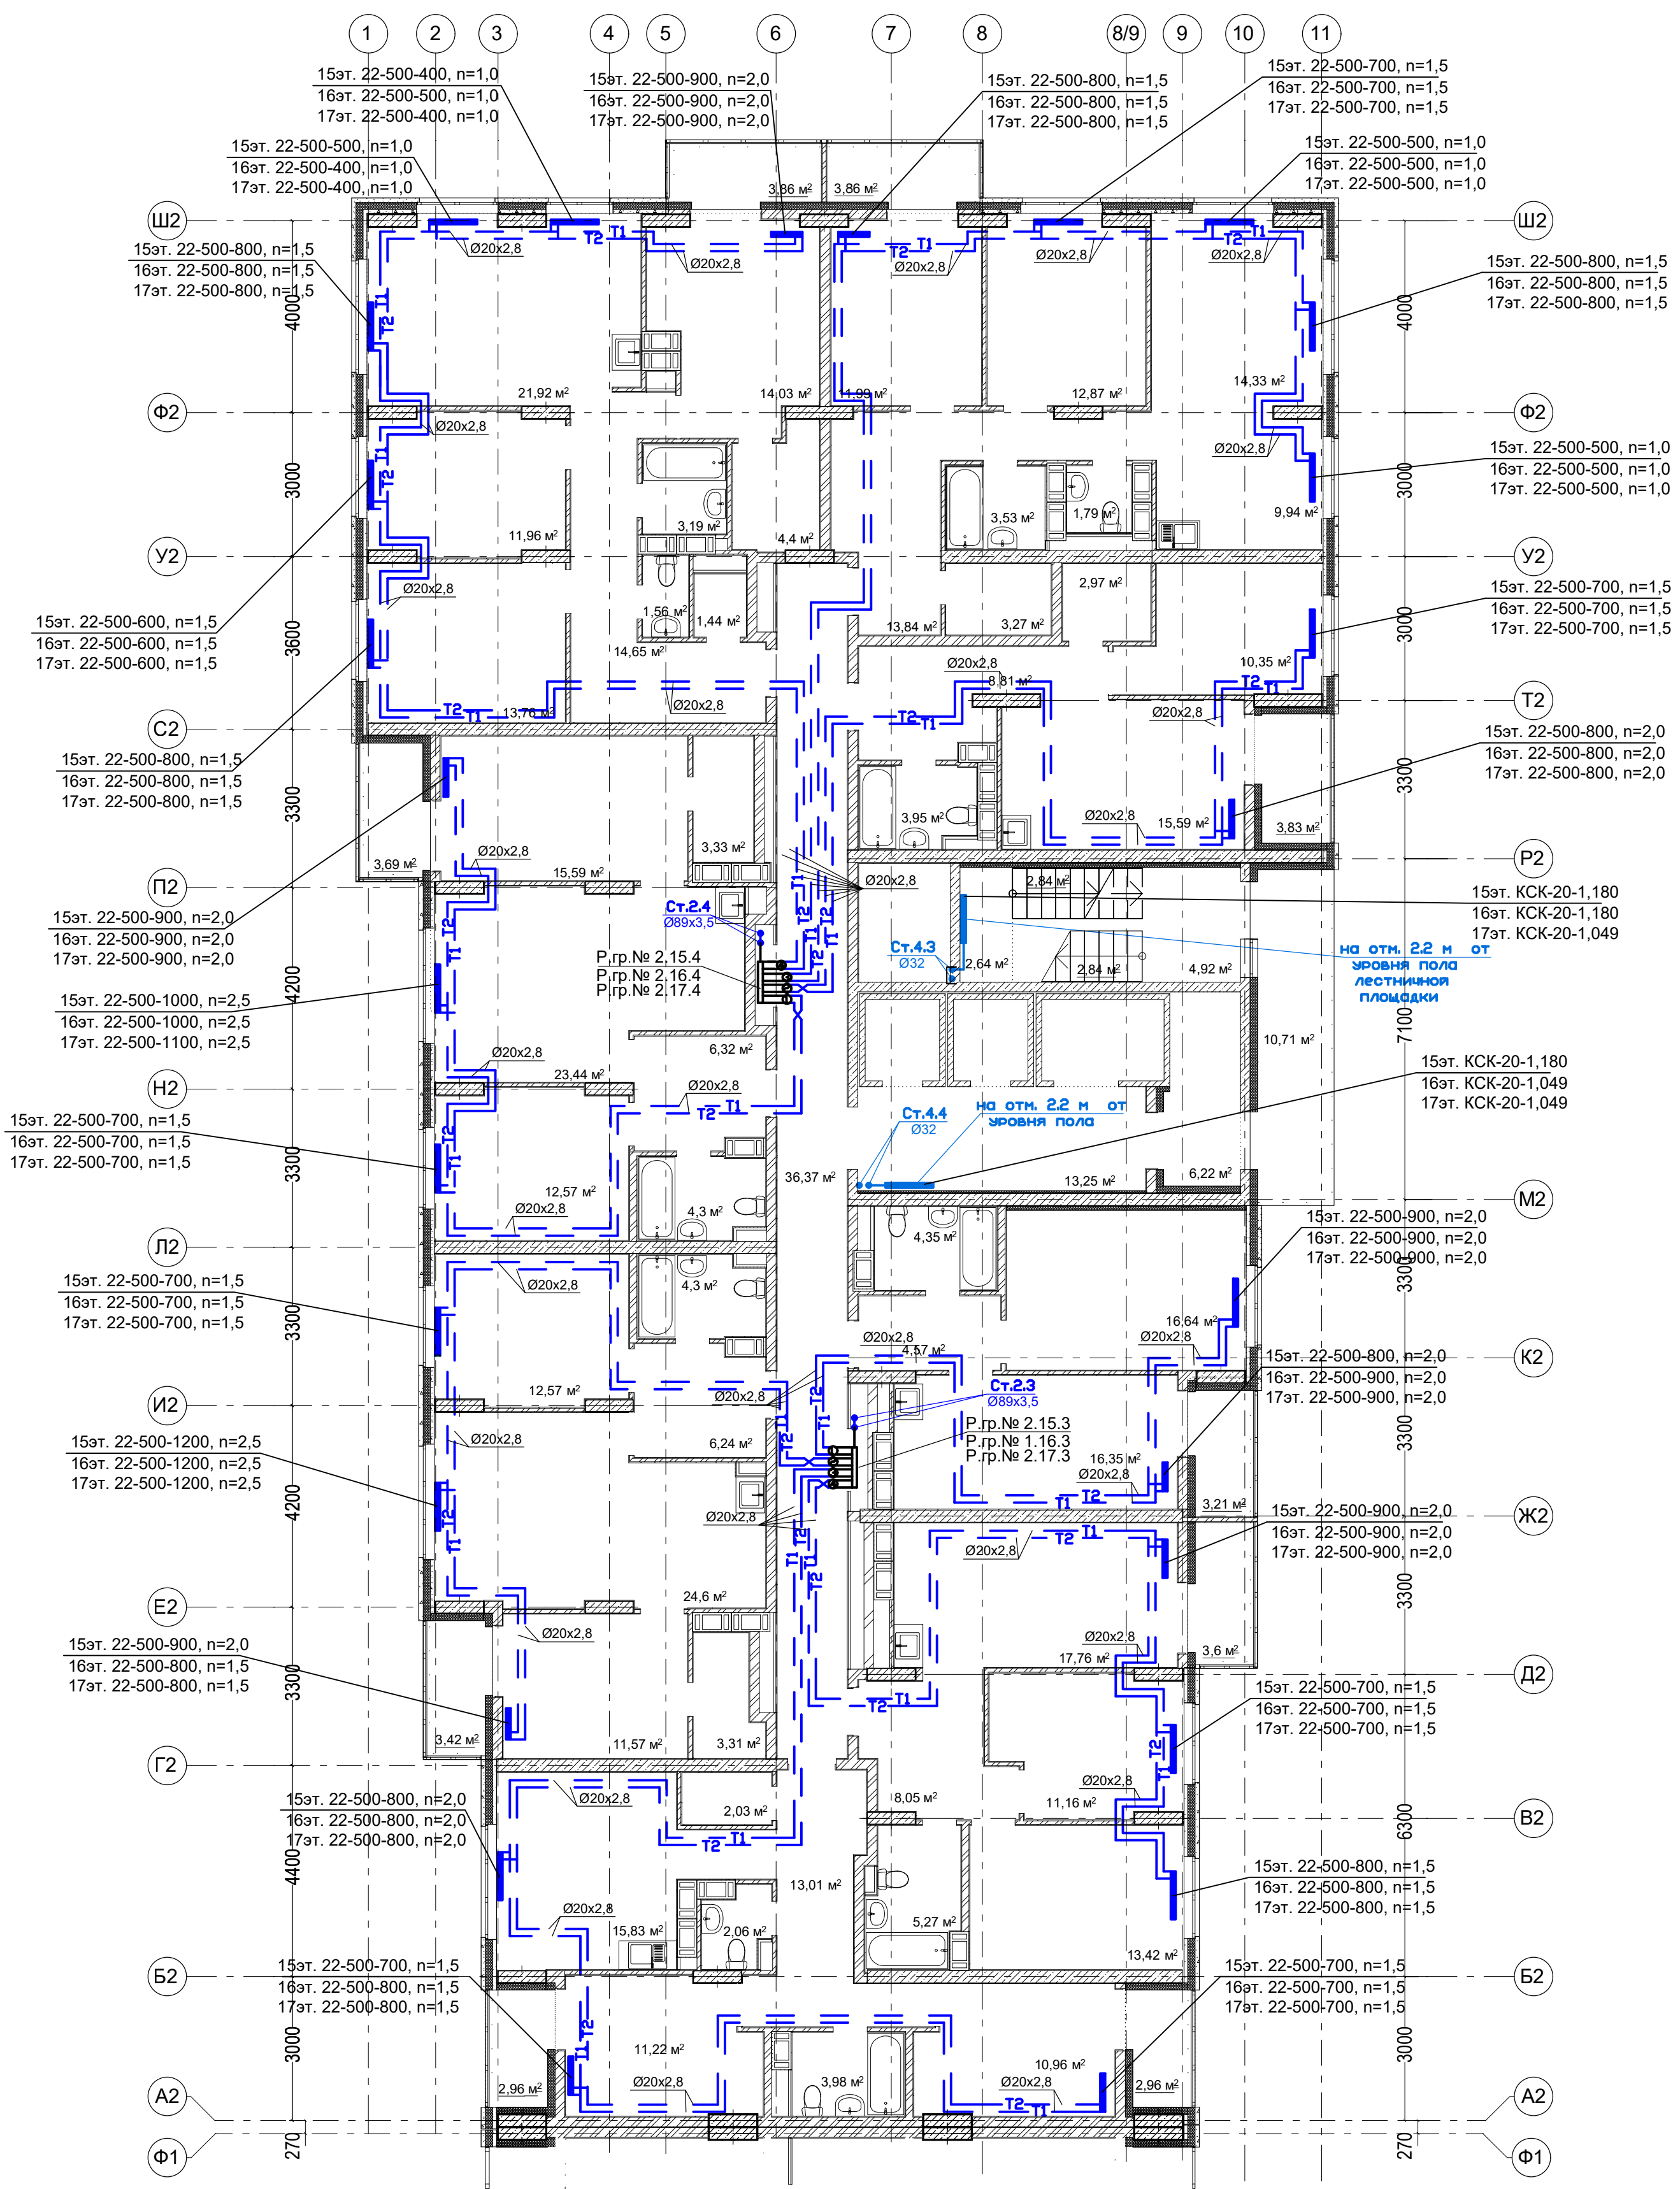

Примечание:
1. Перехлест Т1 и Т2 выполнить в нише над уровнем пола у распределительной гребенки.
2. При монтаже систем отопления допускается смещение трубопроводов.
3. При прокладке под перегородками предусмотреть гильзы.

						07-06/2019 - ОВ			
						23-этажный 2-х секционный многоквартирный жилой дом №15 (по генплану). Жилищный комплекс "Анкудиновский парк" в д.Анкудиновка Кстовского района Нижегородской области. Застройщик: ООО "Парламент"			
Изм.	Кол.уч	Лист	№ док.	Подпись	Дата	Отопление и вентиляция	Стадия	Лист	Листов
Разработал	Ваганов	Взг	12.19		Р		23		
Проверил	Хасянов	Хася	12.19						
Н. контр.	Пронихин	Прн	12.19			Пан 15-17 этажей. Секция 2.	ООО "ПБ Конструктив"		

План 18-20 этажей. Секция 2.

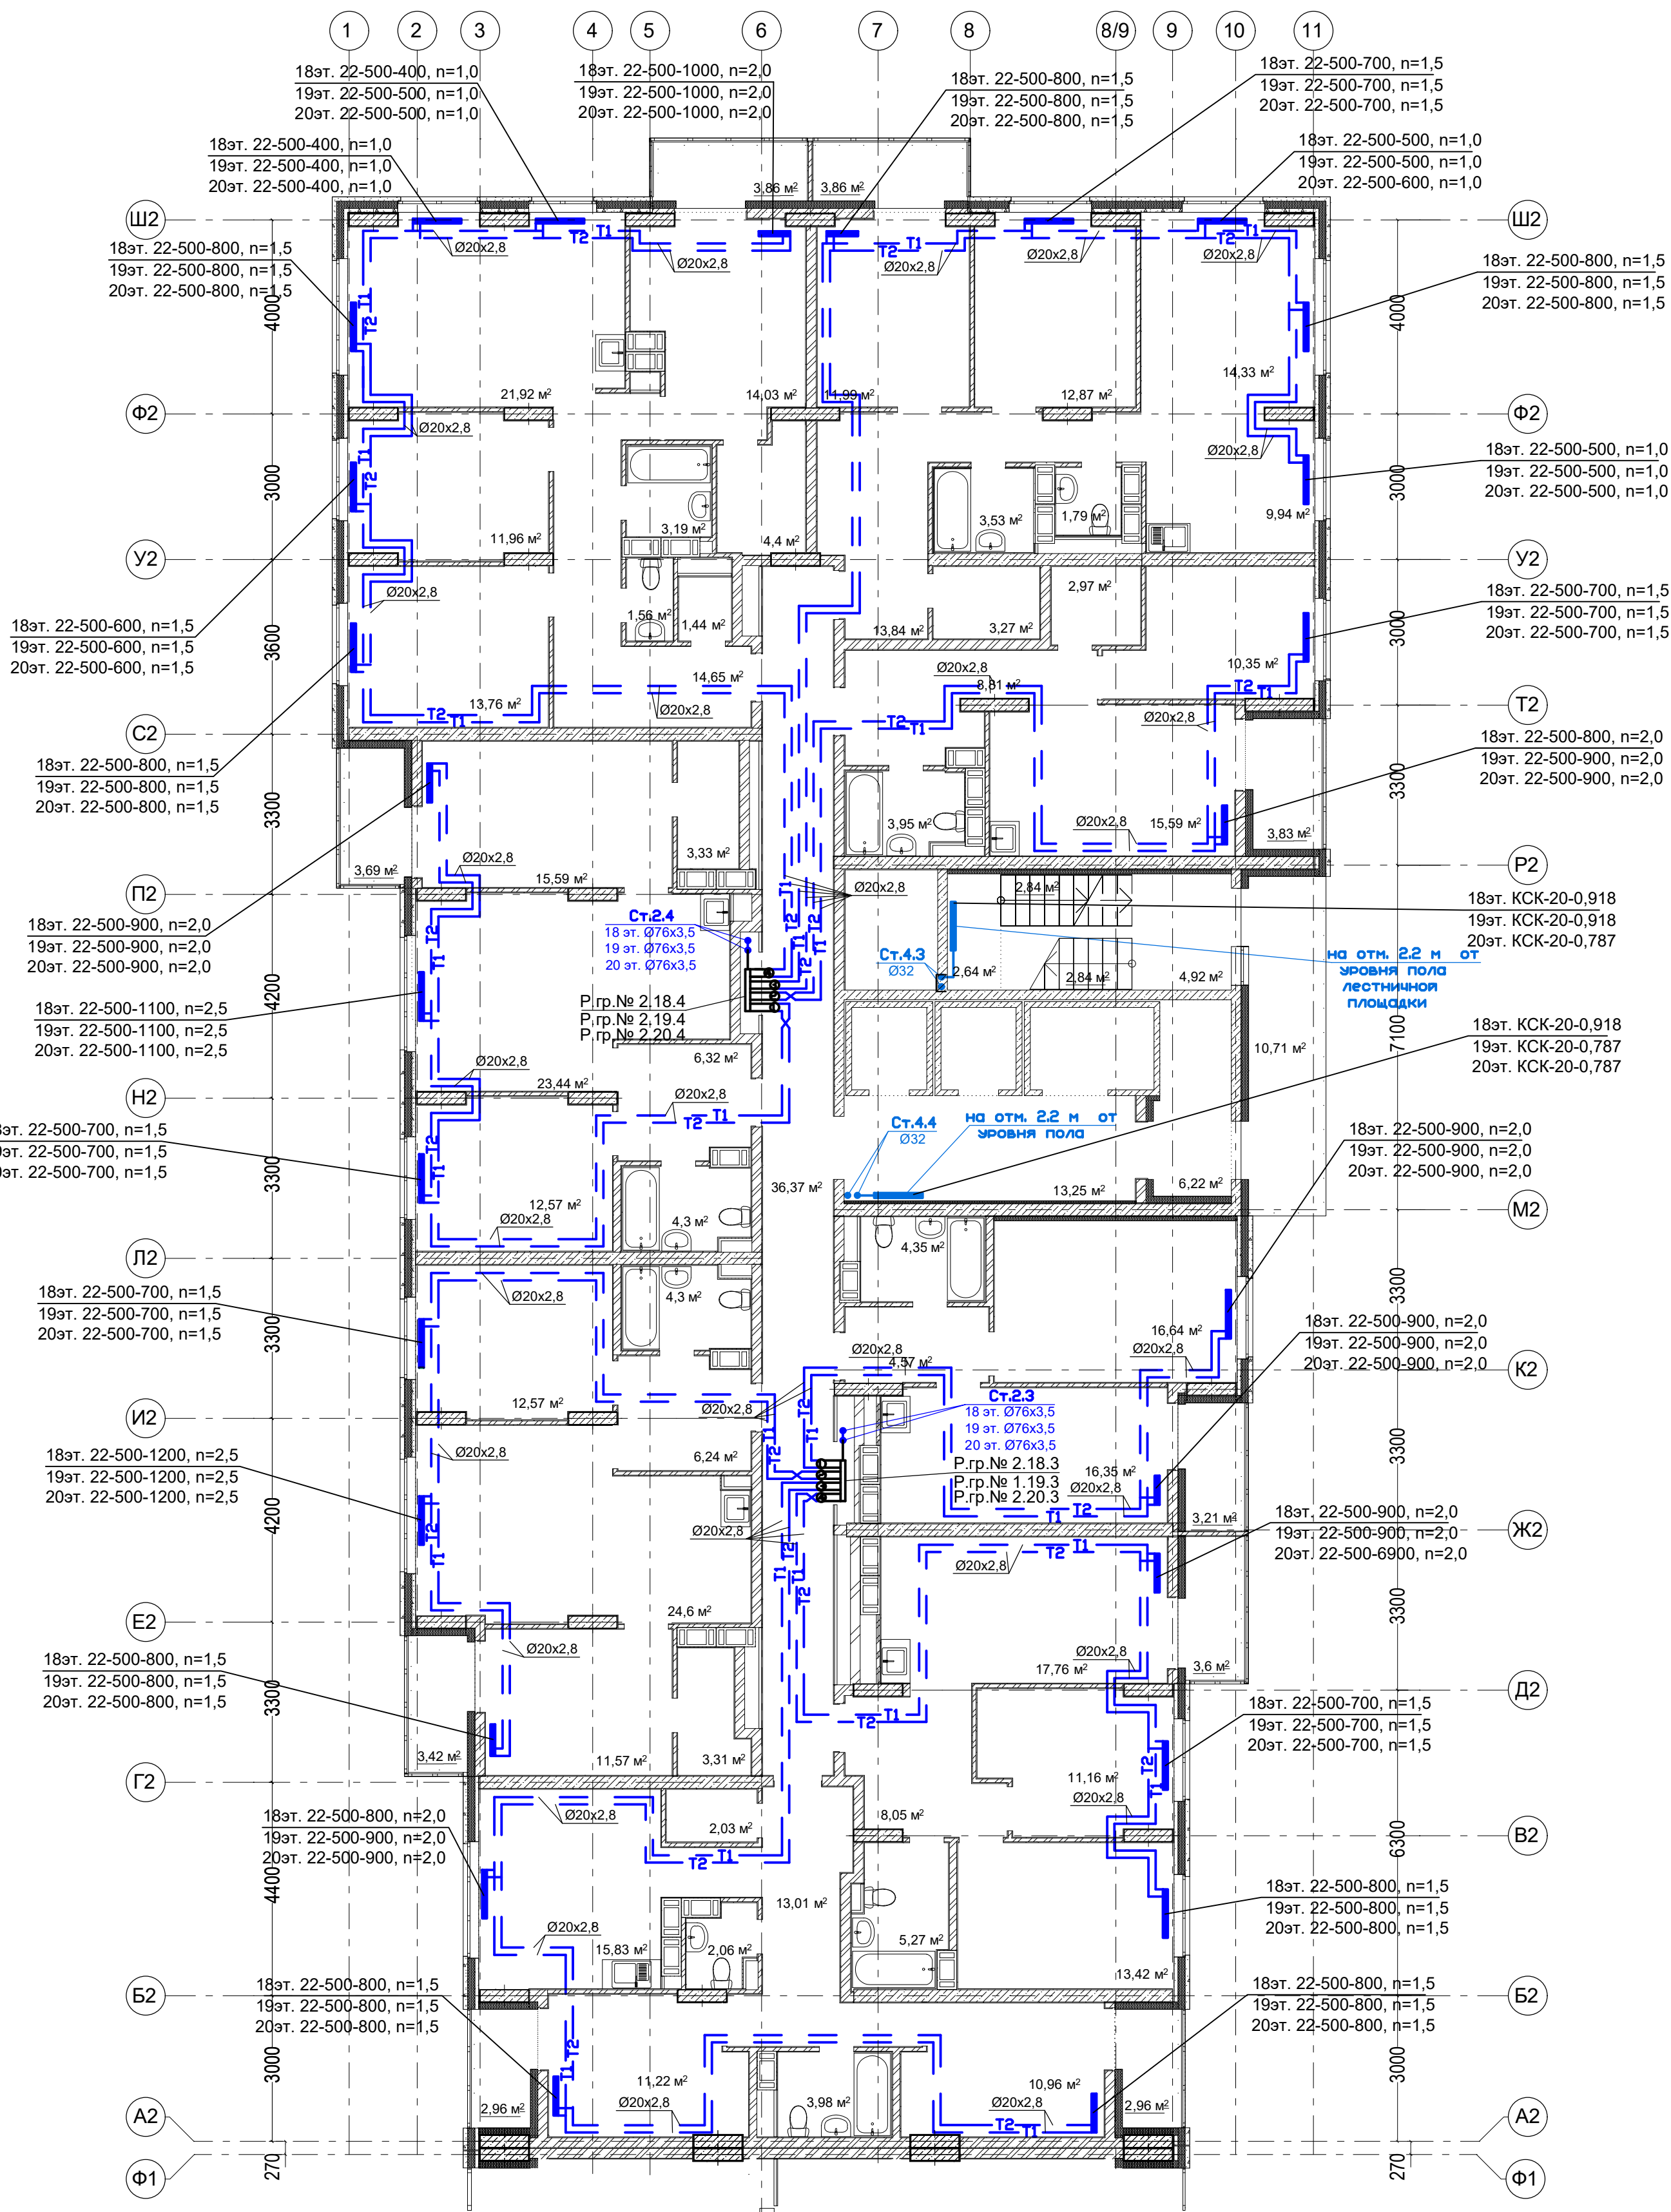

Условное обозначение:

Распределительная
ребенка № 1. 2. 1

порядковый номер ребенки
номер этажа
номер системы

Примечание:


1. Перехлест Т1 и Т2 выполнить в нише над уровнем пола у распределительной ребенки.

2. При монтаже систем отопления допускается смещение трубопроводов.

3. При прокладке под перегородками предусмотреть гильзы.

						07-06/2019 - ОВ			
						23-этажный 2-х секционный многоквартирный жилой дом №15 (по генплану). Жилищный комплекс "Анкудиновский парк" в д.Анкудиновка Кстовского района Нижегородской области. Застройщик: ООО "Парламент"			
Изм.	Кол.уч	Лист	№ док.	Подпись	Дата	Отопление и вентиляция	Стадия	Лист	Листов
Разработал		Ваганов		<i>Вг</i>	12.19		Р	24	
Проверил		Хасянов		<i>Хас</i>	12.19				
Н. контр.		Пронихин		<i>Прн</i>	12.19	Пан 18-20 этажей. Секция 2.	ООО "ПБ Конструктив"		

План 21 этажа. Секция 2.

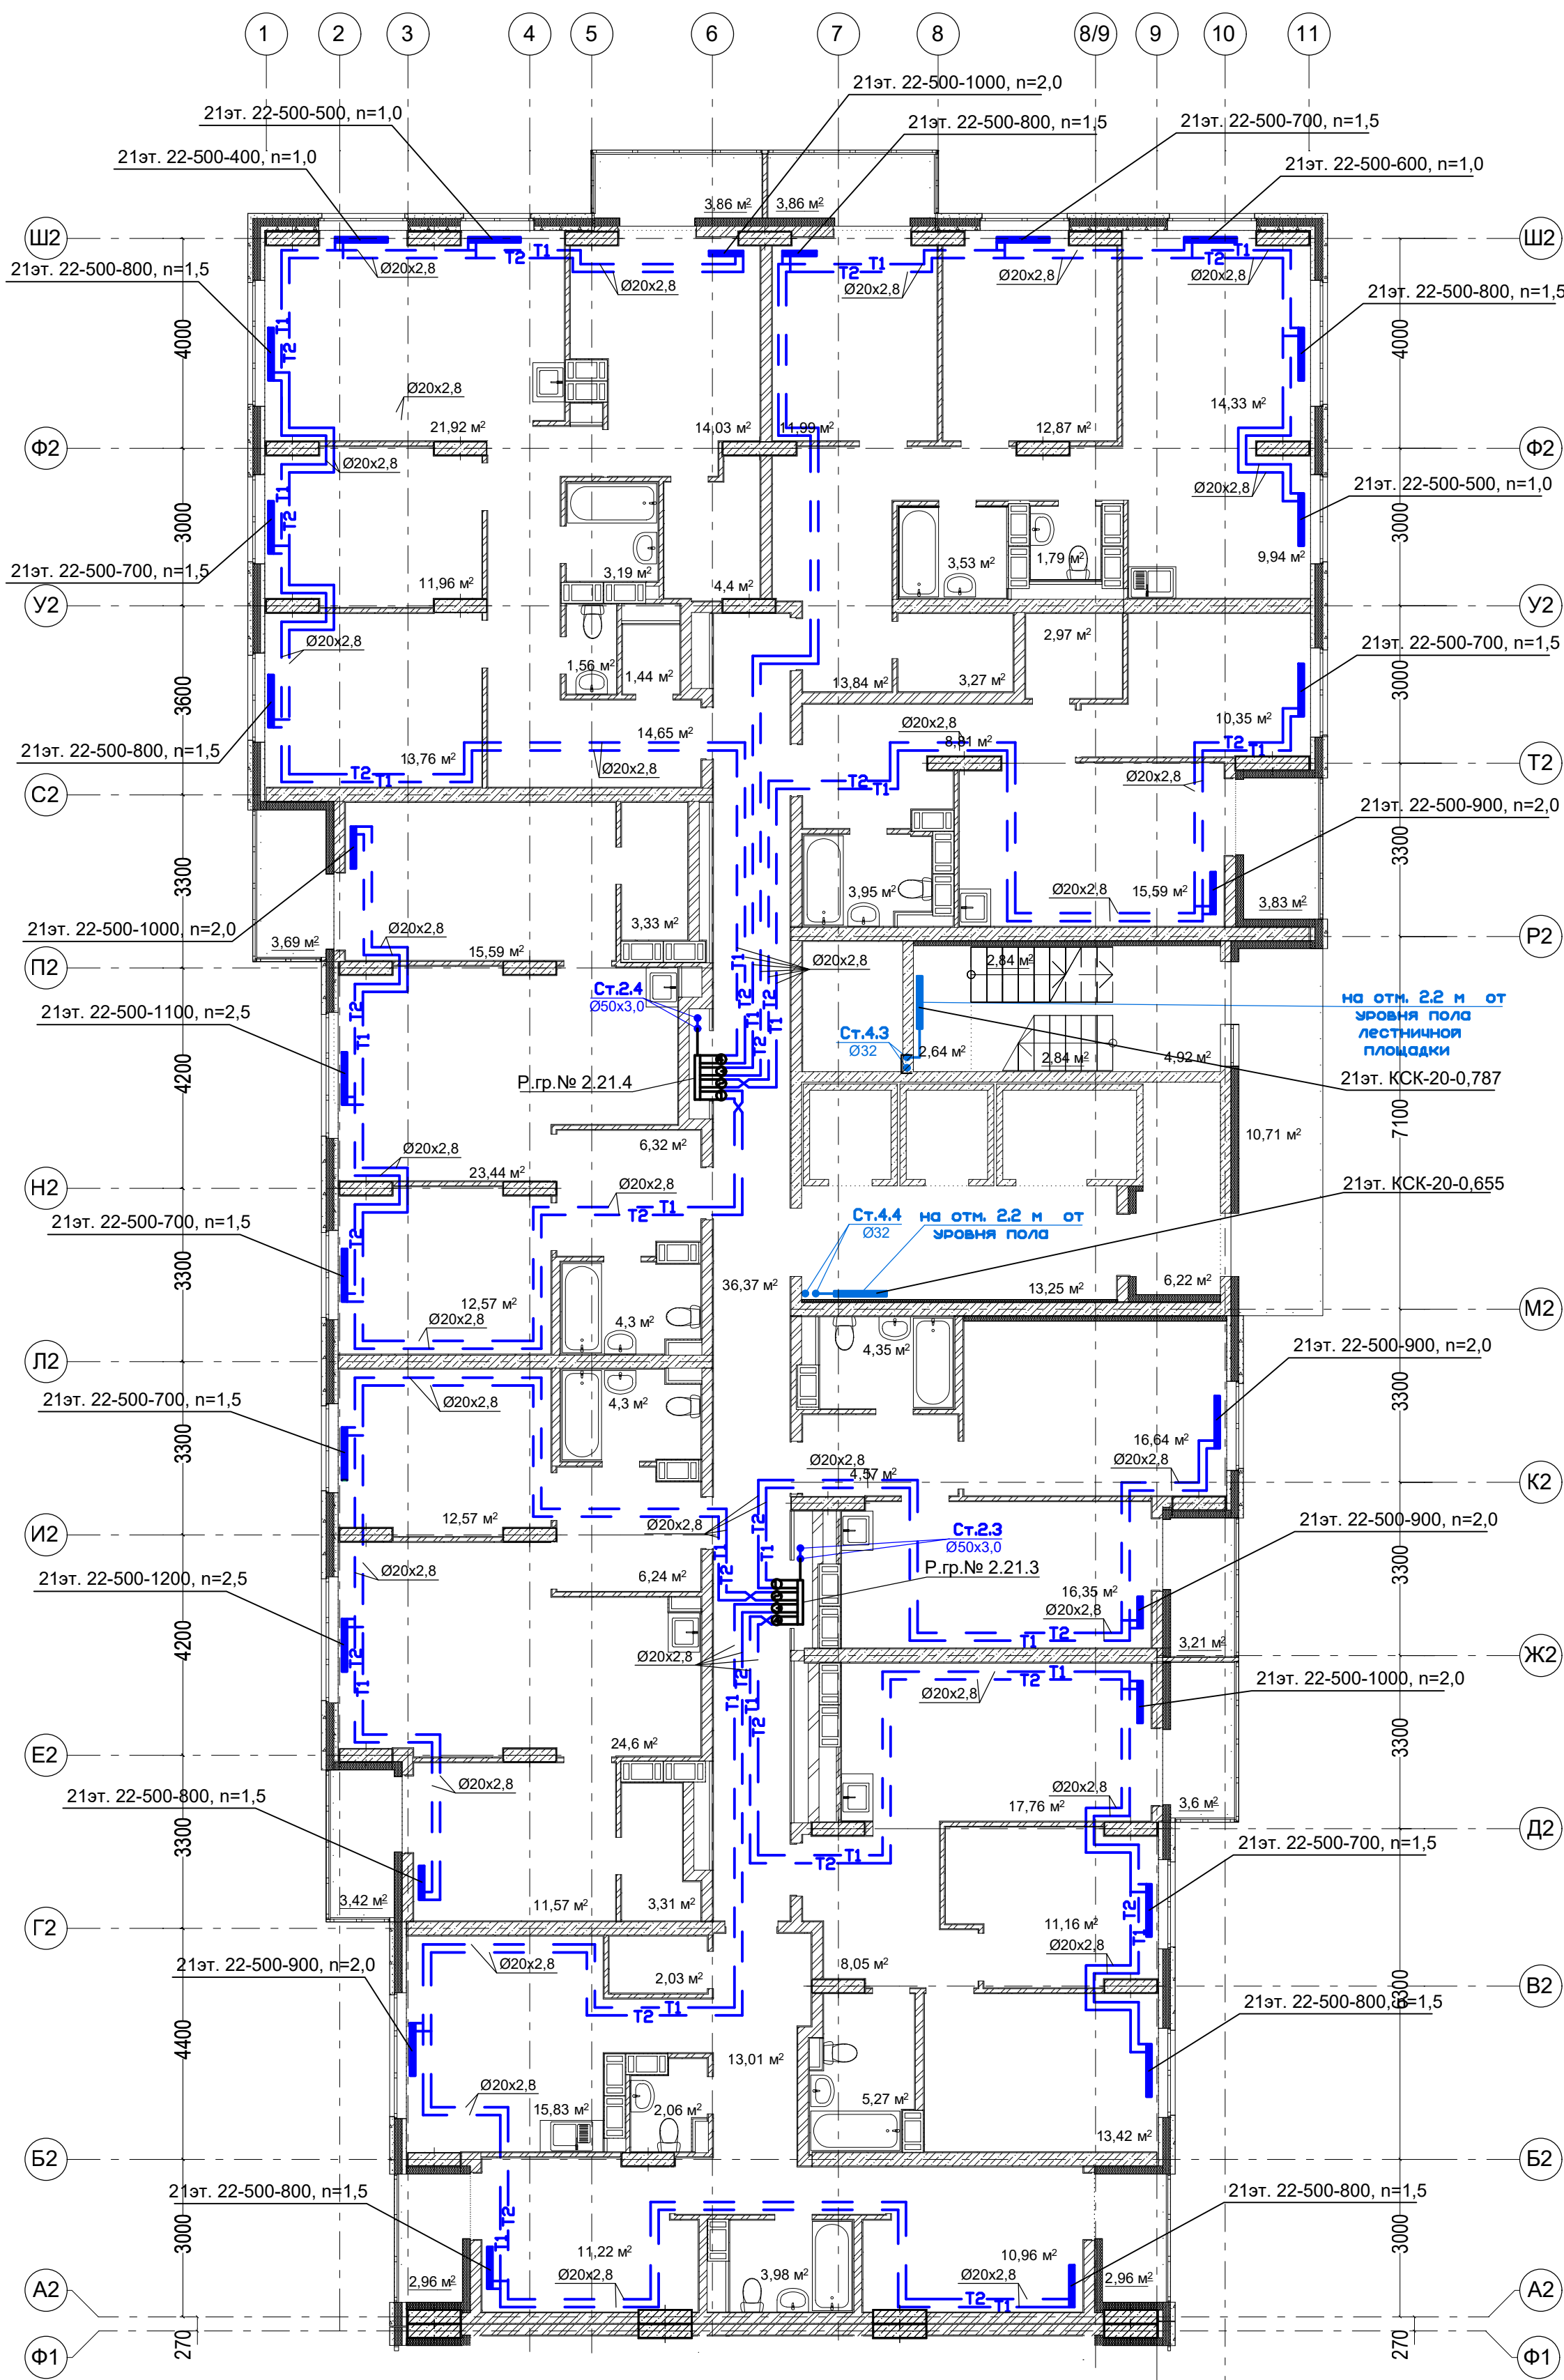

Условное обозначение:

Распределительная
ребенка № 1. 2. 1

порядковый номер ребенки
номер этажа
номер системы

Примечание:


1. Перехлест Т1 и Т2 выполнить в нише над уровнем пола у распределительной ребенки.

2. При монтаже систем отопления допускается смещение трубопроводов.

3. При прокладке под перегородками предусмотреть гильзы.

						07-06/2019 - ОВ			
						23-этажный 2-х секционный многоквартирный жилой дом №15 (по генплану). Жилищный комплекс "Анкудиновский парк" в д.Анкудиновка Кстовского района Нижегородской области. Застройщик: ООО "Парламент"			
Изм.	Кол.уч.	Лист	№ док.	Подпись	Дата	Отопление и вентиляция	Стадия	Лист	Листов
Разработал	Ваганов			<i>Вг</i>	12.19		Р	25	
Проверил	Хасянов			<i>Хас</i>	12.19				
Н. контр.	Пронихин			<i>Ппр</i>	12.19	Пан 21 этажа. Секция 2.	ООО "ПБ Конструктив"		

План 22 этажа. Секция 2.

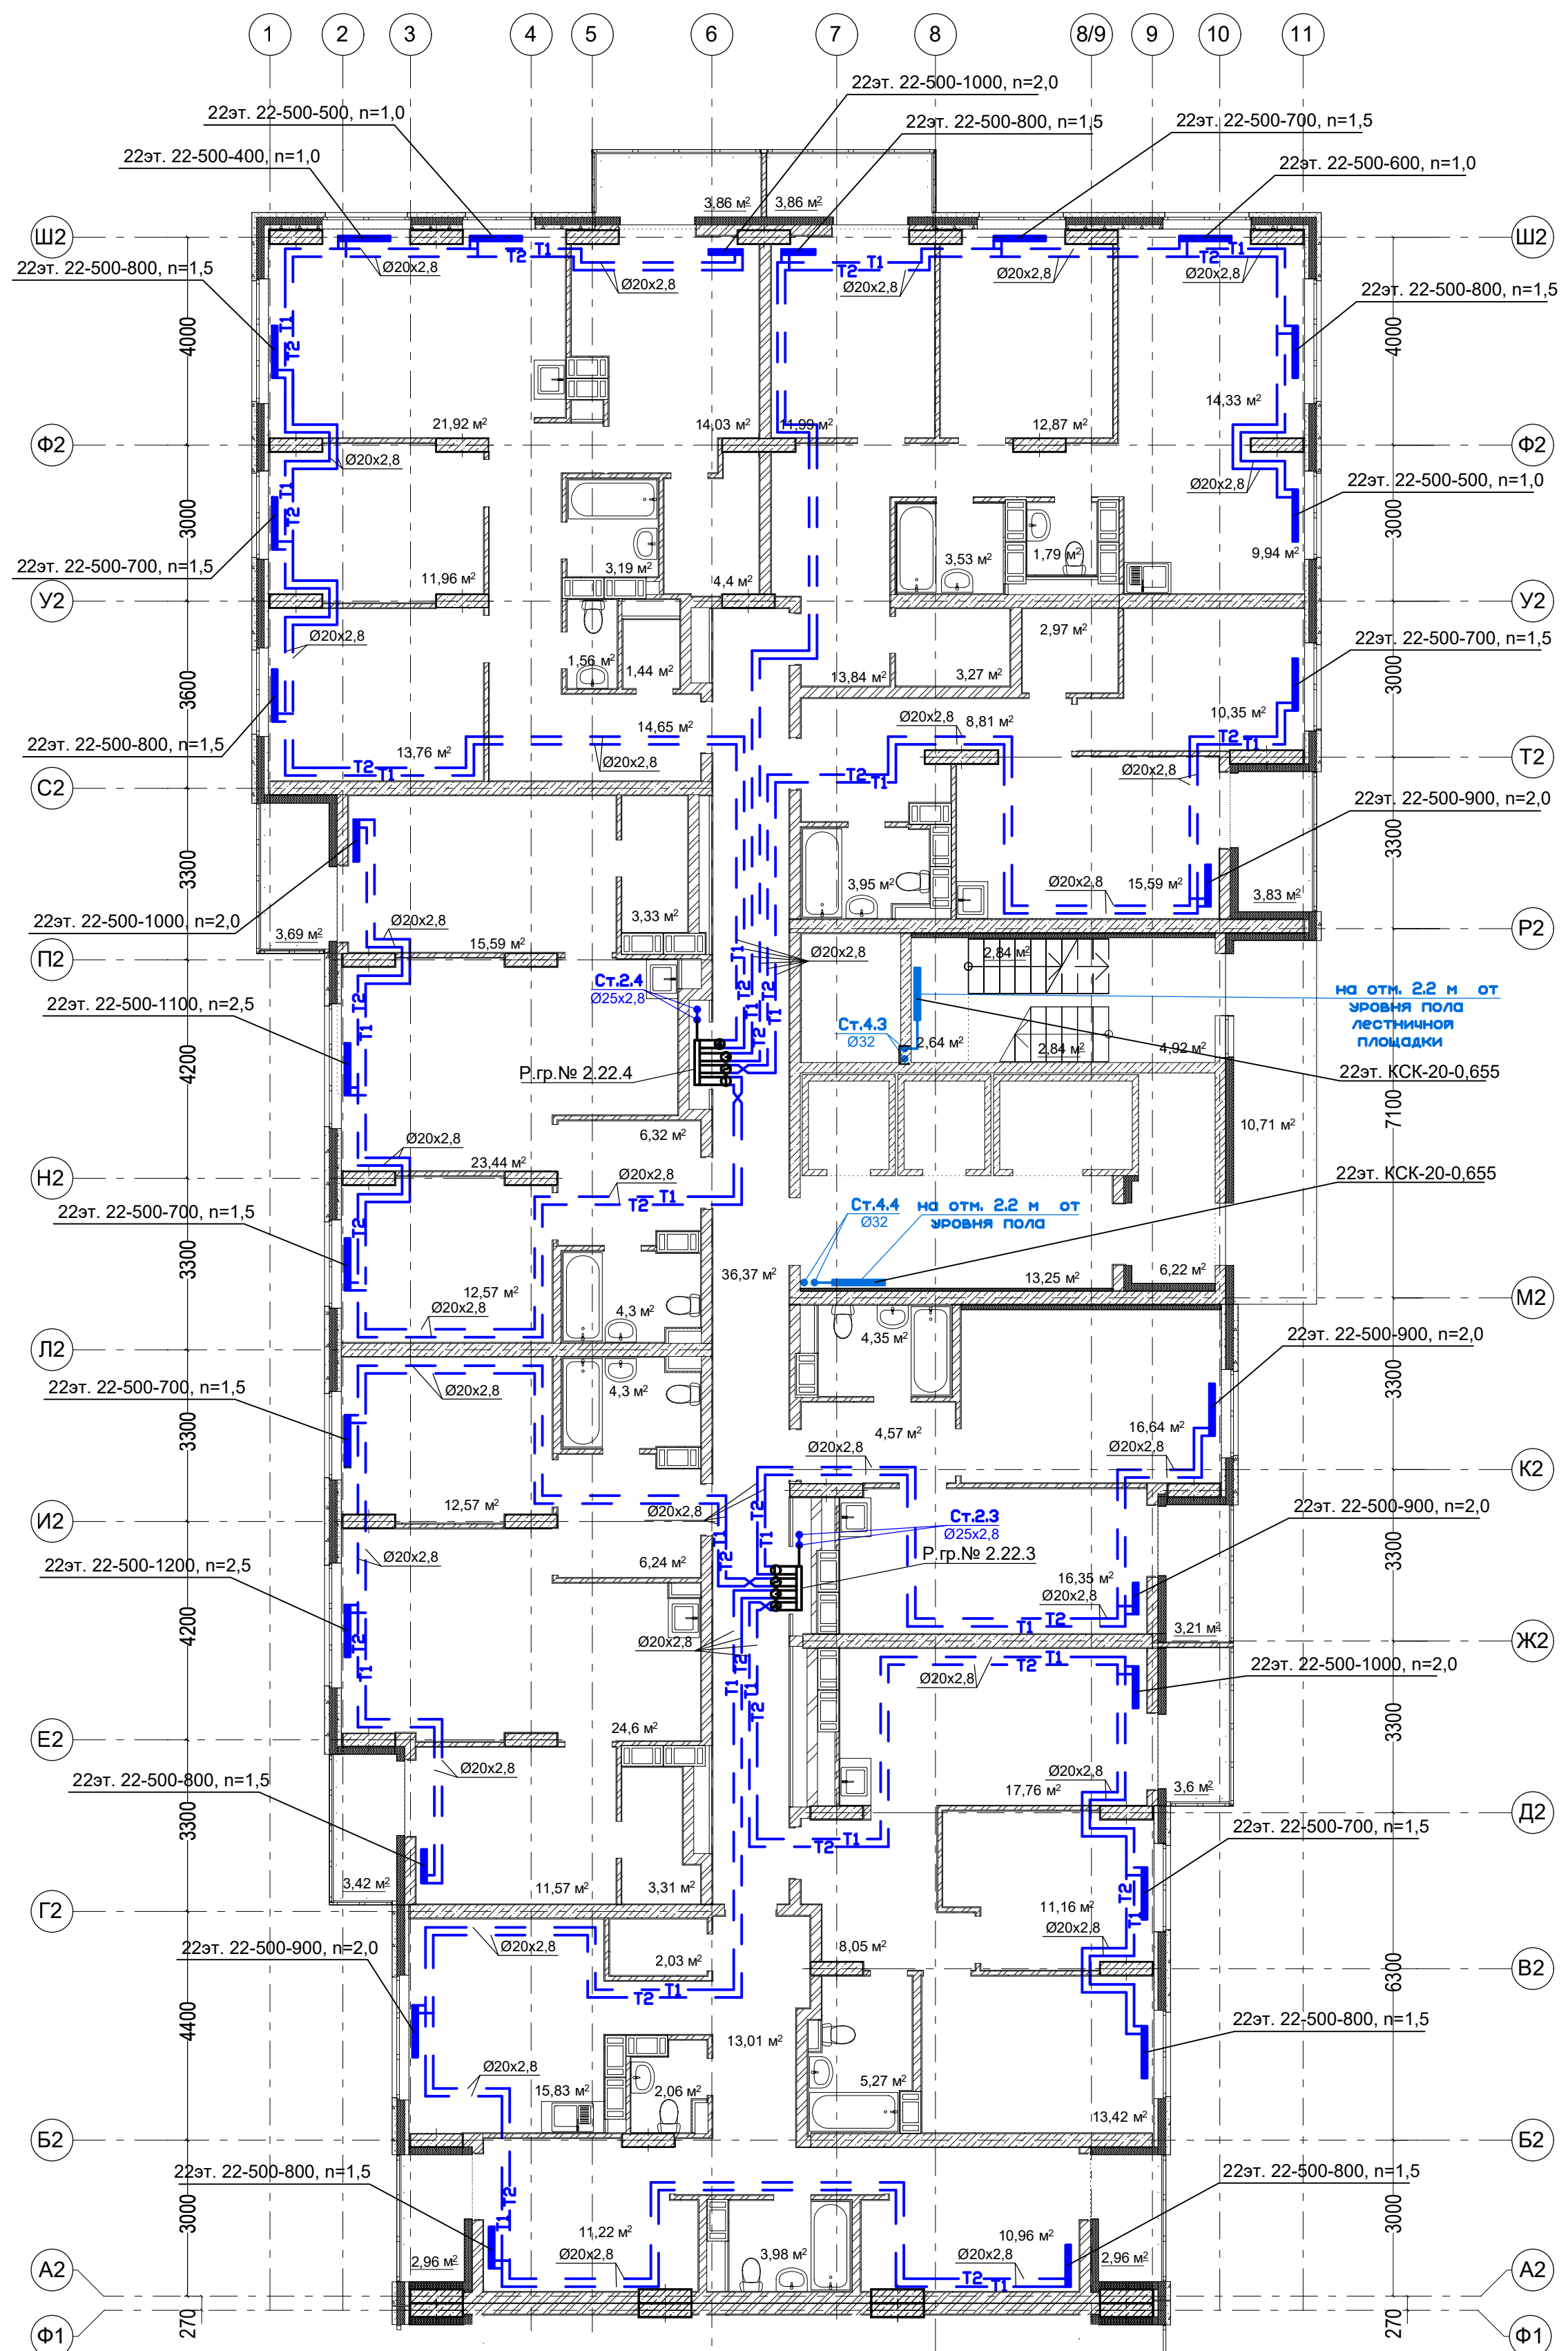

Условное обозначение:

Распределительная
гребенка № 1. 2. 1


порядковый номер гребенки
номер этажа
номер системы

Примечание:


1. Перехлест T1 и T2 выполнить в нише над уровнем пола у распределительной гребенки.
2. При монтаже систем отопления допускается смещение трубопроводов.
3. При прокладке под перегородками предусмотреть гильзы.

						07-06/2019 - ОБ			
						23-этажный 2-х секционный многоквартирный жилой дом №15 (по генплану). Жилищный комплекс "Анкудиновский парк" в д.Анкудиновка Кстовского района Нижегородской области. Застройщик: ООО "Парламент"			
Изм.	Кол.уч.	Лист	№ док.	Подпись	Дата		Стация	Лист	Листов
Разработал	Ваганов			<i>В.В. Ваганов</i>	12.19	Отопление и вентиляция	Р	26	
Проверил	Хасянов			<i>Х.Х. Хасянов</i>	12.19				
Н. контр.	Пронихин			<i>П.П. Пронихин</i>	12.19	Пан 22 этажа. Секция 2.	ООО "ПБ Конструктив"		

План 23 этажа. Секция 2.

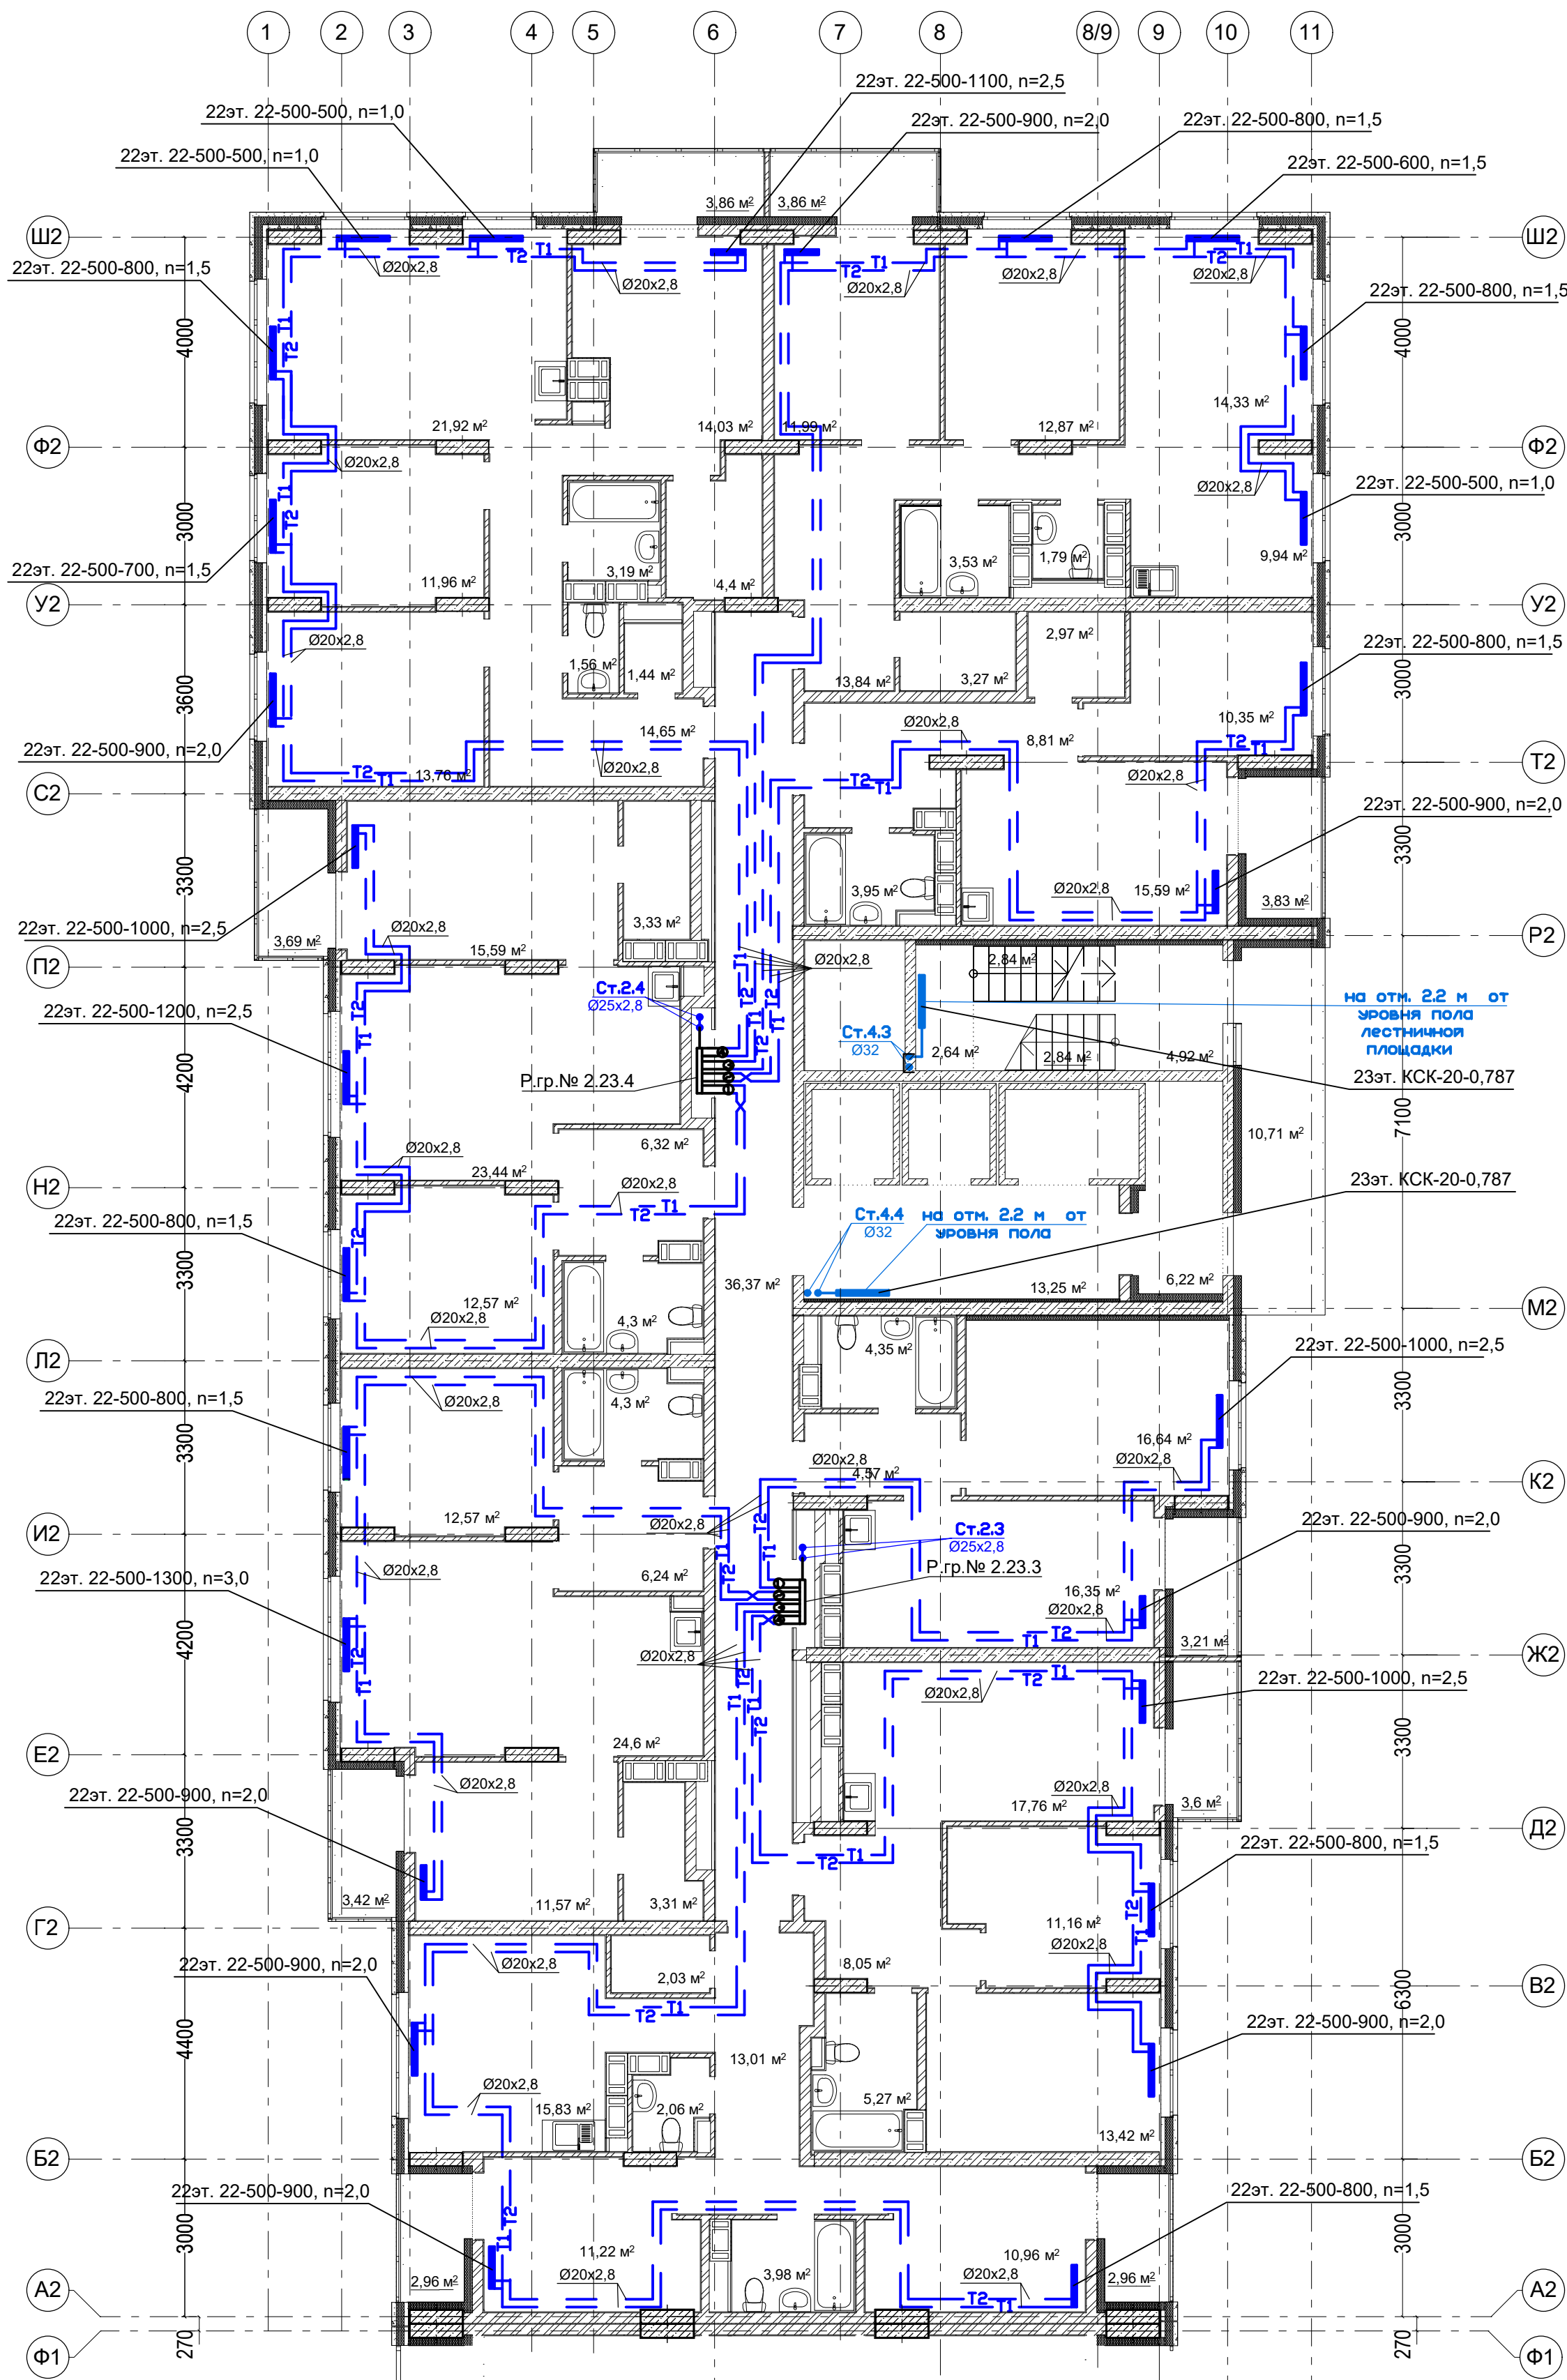

План машинного помещения в осях М2-Р2

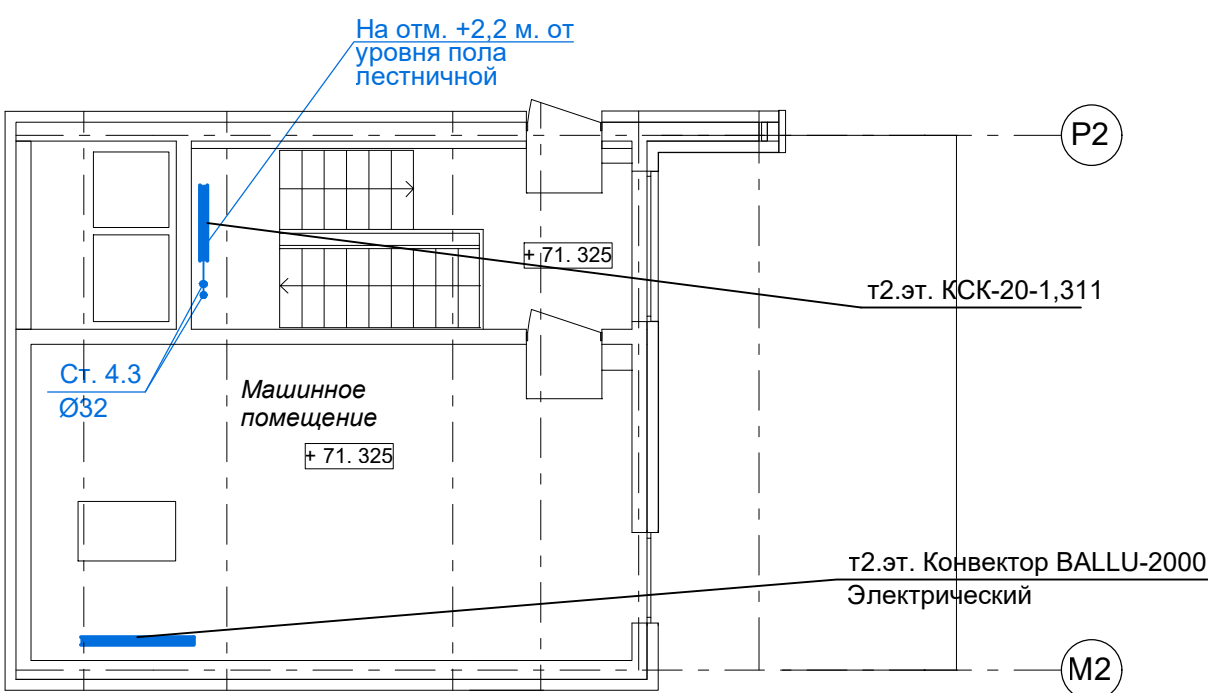

- Примечание:
1. Перехлест Т1 и Т2 выполнить в нише над уровнем пола у распределительной гребенки.
 2. При монтаже систем отопления допускается смещение трубопроводов.
 3. При прокладке под перегородками предусмотреть гильзы.

						07-06/2019 - ОВ			
						23-этажный 2-х секционный многоквартирный жилой дом №15 (по генплану). Жилищный комплекс "Анкудиновский парк" в д.Анкудиновка Кстовского района Нижегородской области. Застройщик: ООО "Парламент"			
Изм.	Кол.уч.	Лист	№ док.	Подпись	Дата	Отопление и вентиляция	Стадия	Лист	Листов
Разработал	Ваганов			<i>Взг</i>	12.19		Р	27	
Проверил	Хасянов			<i>Хася</i>	12.19				
Н. контр.	Пронихин			<i>Прн</i>	12.19	Пан 23 этажа. Секция 2. План машинного помещения в осях М2-Р2	ООО "ПБ Конструктив"		