

План 1 этажа. Секция 1.



Условное обозначение:

Распределительная гребенка № 1. 2. 1

порядковый номер гребенки

номер этажа

номер системы

Примечание:


1. Перехлест Т1 и Т2 выполнить в нише над уровнем пола у распределительной гребенки.

2. При монтаже систем отопления допускается смещение трубопроводов.

3. При прокладке под перегородками предусмотреть гильзы.

						16-09/2019 - ОВ		
						23-этажный 2-х секционный многоквартирный жилой дом №16 (по генплану). Жилищный комплекс "Анкудиновский парк" в д.Анкудиновка Кстовского района Нижегородской области. Застройщик: ООО "Парламент"		
Изм.	Кол.уч.	Лист	№ док.	Подпись	Дата	Отопление и вентиляция	Стадия	Лист
Разработал	Ваганов	Вар					Р	3
Проверил	Хасянов	Хас				План 1 этажа. Секция 1.	Листов	
Н. контр.	Пронихин	Прн					ООО "Еврогаз" Нижегород	

План 2 этажа. Секция 1.

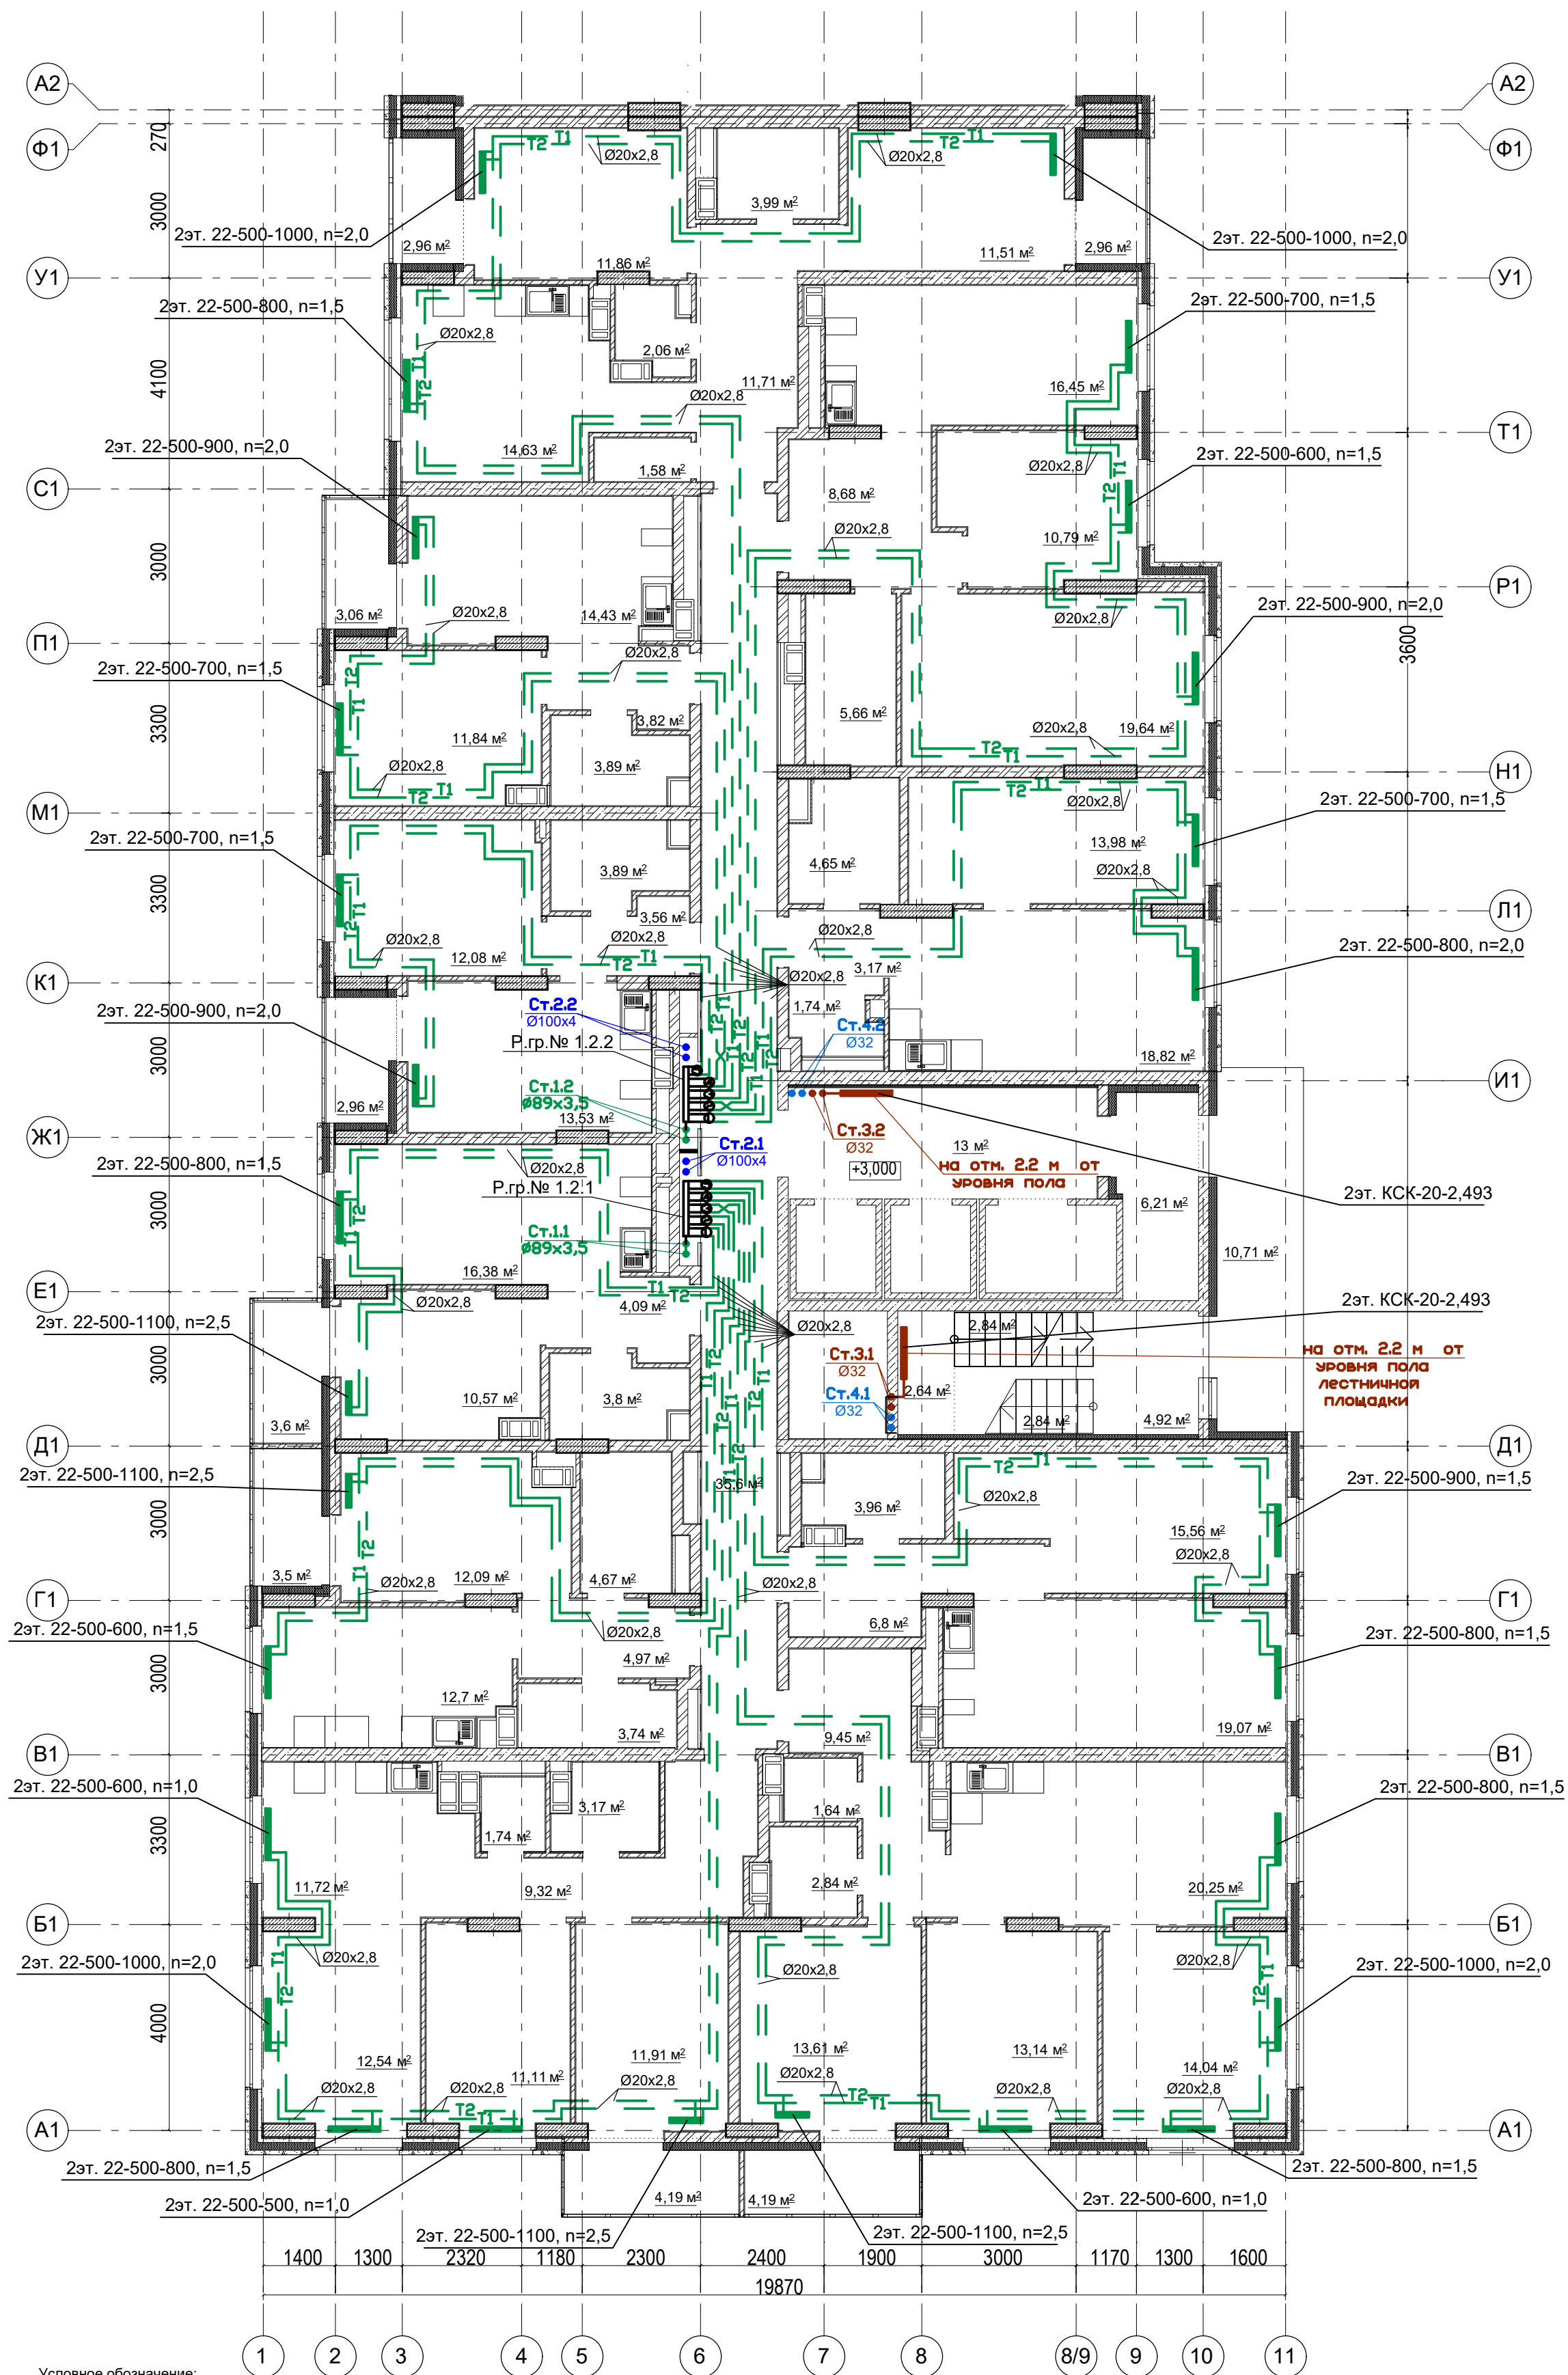

Распределительная
гребенка № 1. 2. 1

порядковый номер гребенки
номер этажа
номер системы


Примечание:

1. Перехлест Т1 и Т2 выполнить в нише над уровнем пола у распределительной гребенки.
2. При монтаже систем отопления допускается смещение трубопроводов.
3. При прокладке под перегородками предусмотреть гильзы.

						16-09/2019 - ОВ			
						23-этажный 2-х секционный многоквартирный жилой дом №16 (по генплану). Жилищный комплекс "Ангудиновский парк" в д.Ангудиновка Кстовского района Нижегородской области. Застройщик: ООО "Парламент"			
Изм.	Кол.уч.	Лист	№ док.	Подпись	Дата				
Разработал	Ваганов			<i>В.В. Ваганов</i>		Отопление и вентиляция	Стация	Лист	Листов
							Р	4	
Проверил	Хасянов			<i>Х.Х. Хасянов</i>					
Н. контр.	Пронихин			<i>П.П. Пронихин</i>		План 2 этажа. Секция 1.	ООО "Еврогаз" Нижний Новгород		

Формат: А 2

План 3-5 этажей. Секция 1.

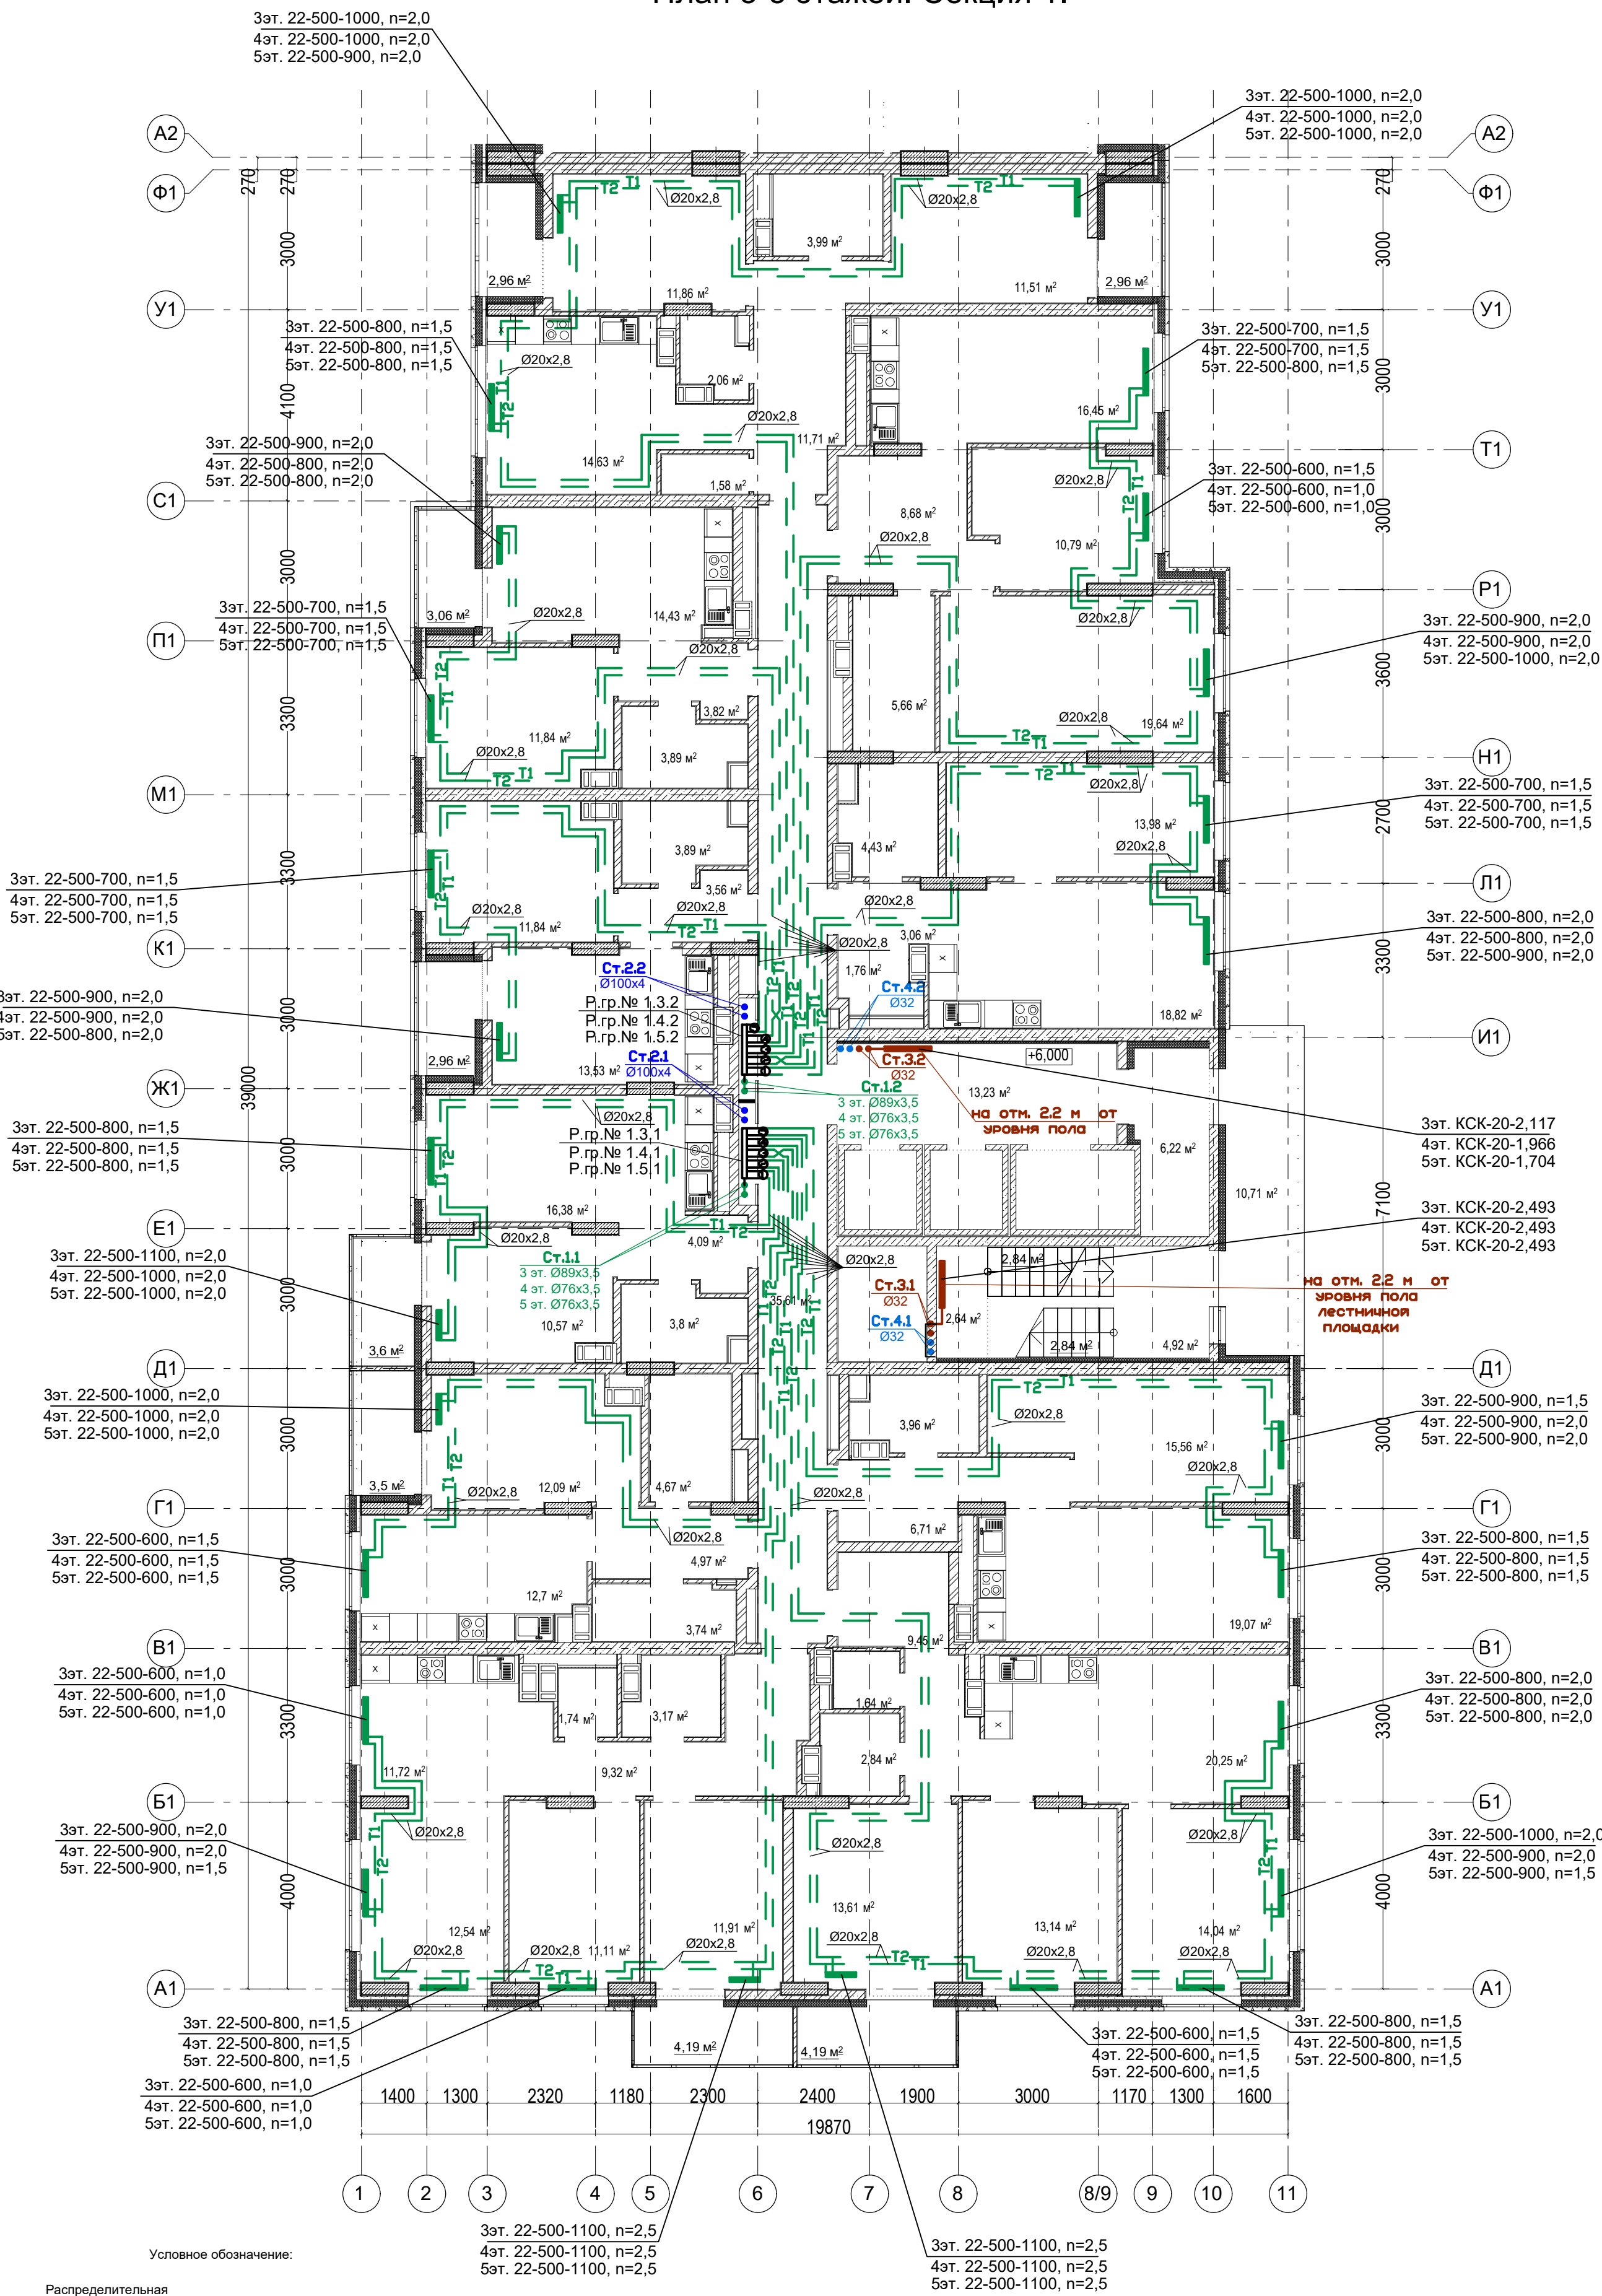

Условное обозначение:

Распределительная гребенка № 1. 2. 1

порядковый номер гребенки
номер этажа
номер системы

Примечание:


1. Перехлест Т1 и Т2 выполнить в нише над уровнем пола у распределительной гребенки.

2. При монтаже систем отопления допускается смещение трубопроводов.

3. При прокладке под перегородками предусмотреть гильзы.

16-09/2019 - ОВ					
23-этажный 2-х секционный многоквартирный жилой дом №16 (по генплану). Жилищный комплекс "Анкудиновский парк" в д.Анкудиновка Кстовского района Нижегородской области. Застройщик: ООО "Парламент"					
Изм.	Кол.уч.	Лист	№ док.	Подпись	Дата
Разработал	Ваганов	Бор			
Проверил	Хасянов	Хася			
Н. контр.	Пронихин	Прн			
Отопление и вентиляция				Стадия	Лист
				Р	5
План 3-5 этажей. Секция 1.				ООО "Еврогаз" Нижегород	

План 6-8 этажей. Секция 1.

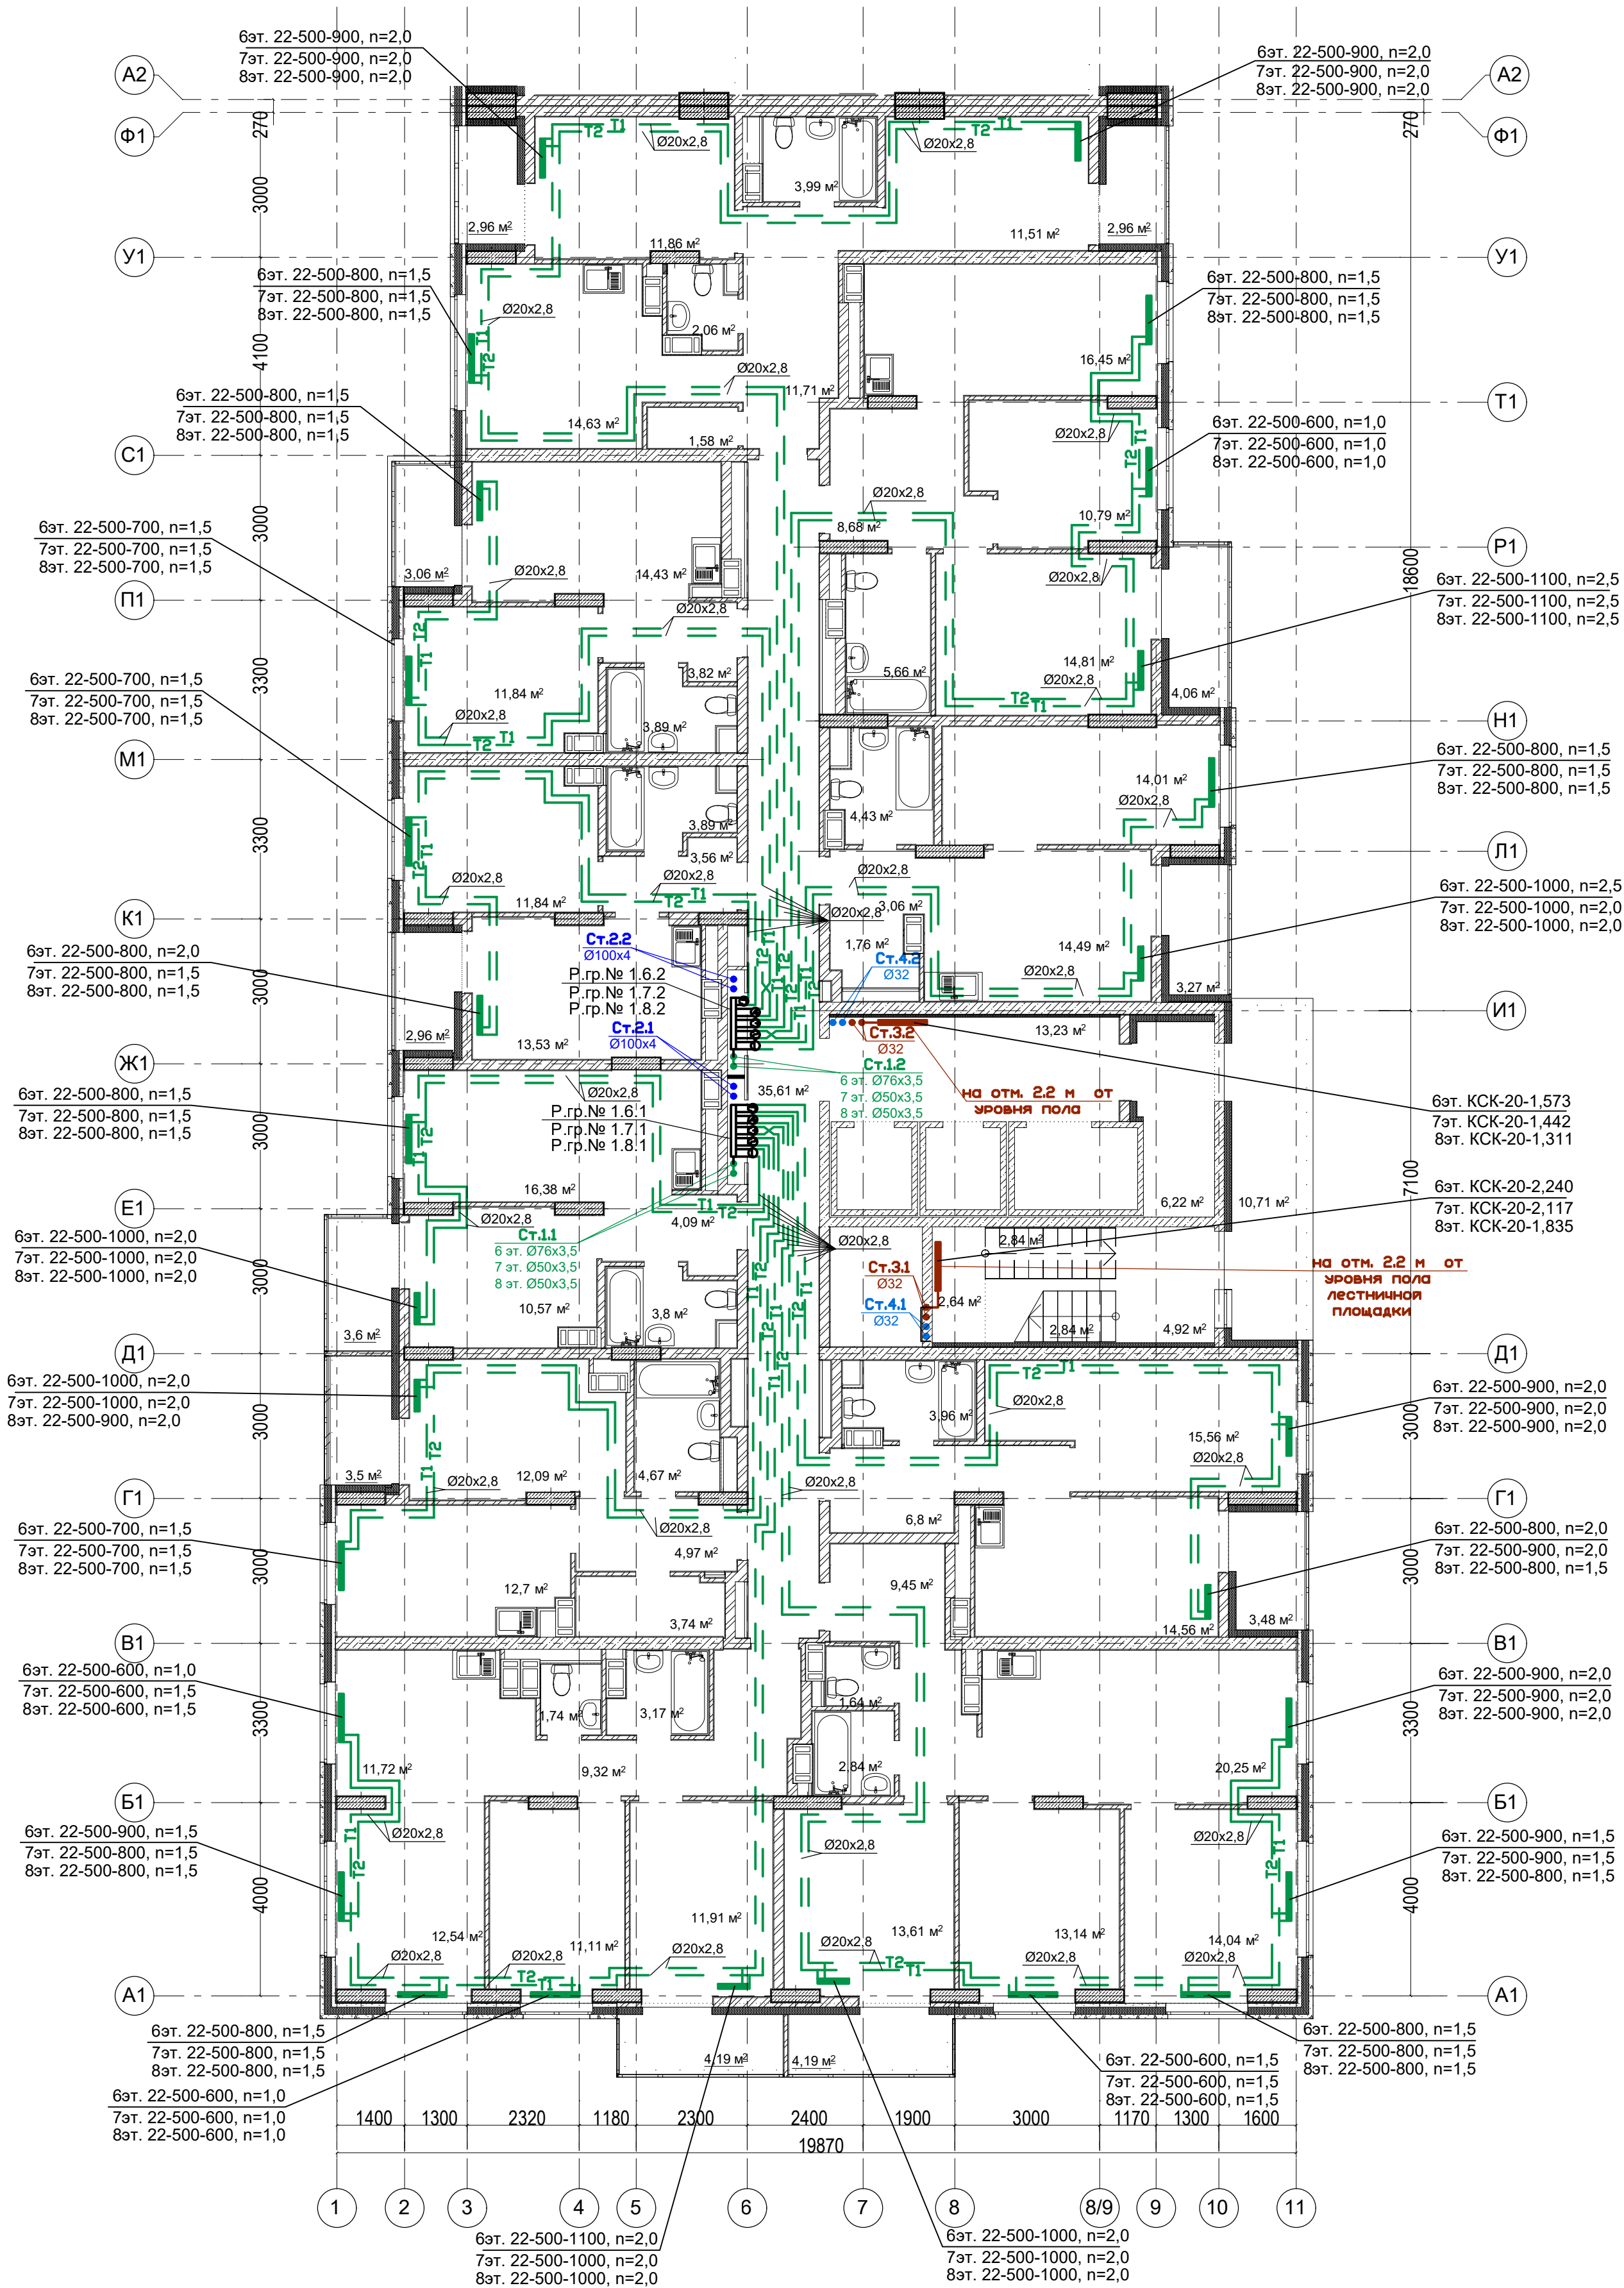


Условное обозначение:
Распределительная
гребенка № 1. 2. 1
порядковый номер гребенки
номер этажа
номер системы

Примечание:
1. Перехлест Т1 и Т2 выполнить в нише над уровнем пола у распределительной гребенки.
2. При монтаже систем отопления допускается смещение трубопроводов.
3. При прокладке под перегородками предусмотреть гильзы.

16-09/2019 - ОВ					
23-этажный 2-х секционный многоквартирный жилой дом №16 (по генплану). Жилищный комплекс "Анжуинский парк" в д. Анжуинка Кстовского района Нижегородской области. Застройщик: ООО "Парламент"					
Изм.	Кол.уч	Лист	№ док.	Подпись	Дата
Разработал	Ваганов	Вз			
Проверил	Хасянов	Хас			
Н. контр.	Пронихин	Пр			
Отопление и вентиляция				Стация	Лист
				Р	6
План 6-8 этажей. Секция 1.				ООО "Еврогаз" Нижний Новгород	

План 9-10 этажей. Секция 1.

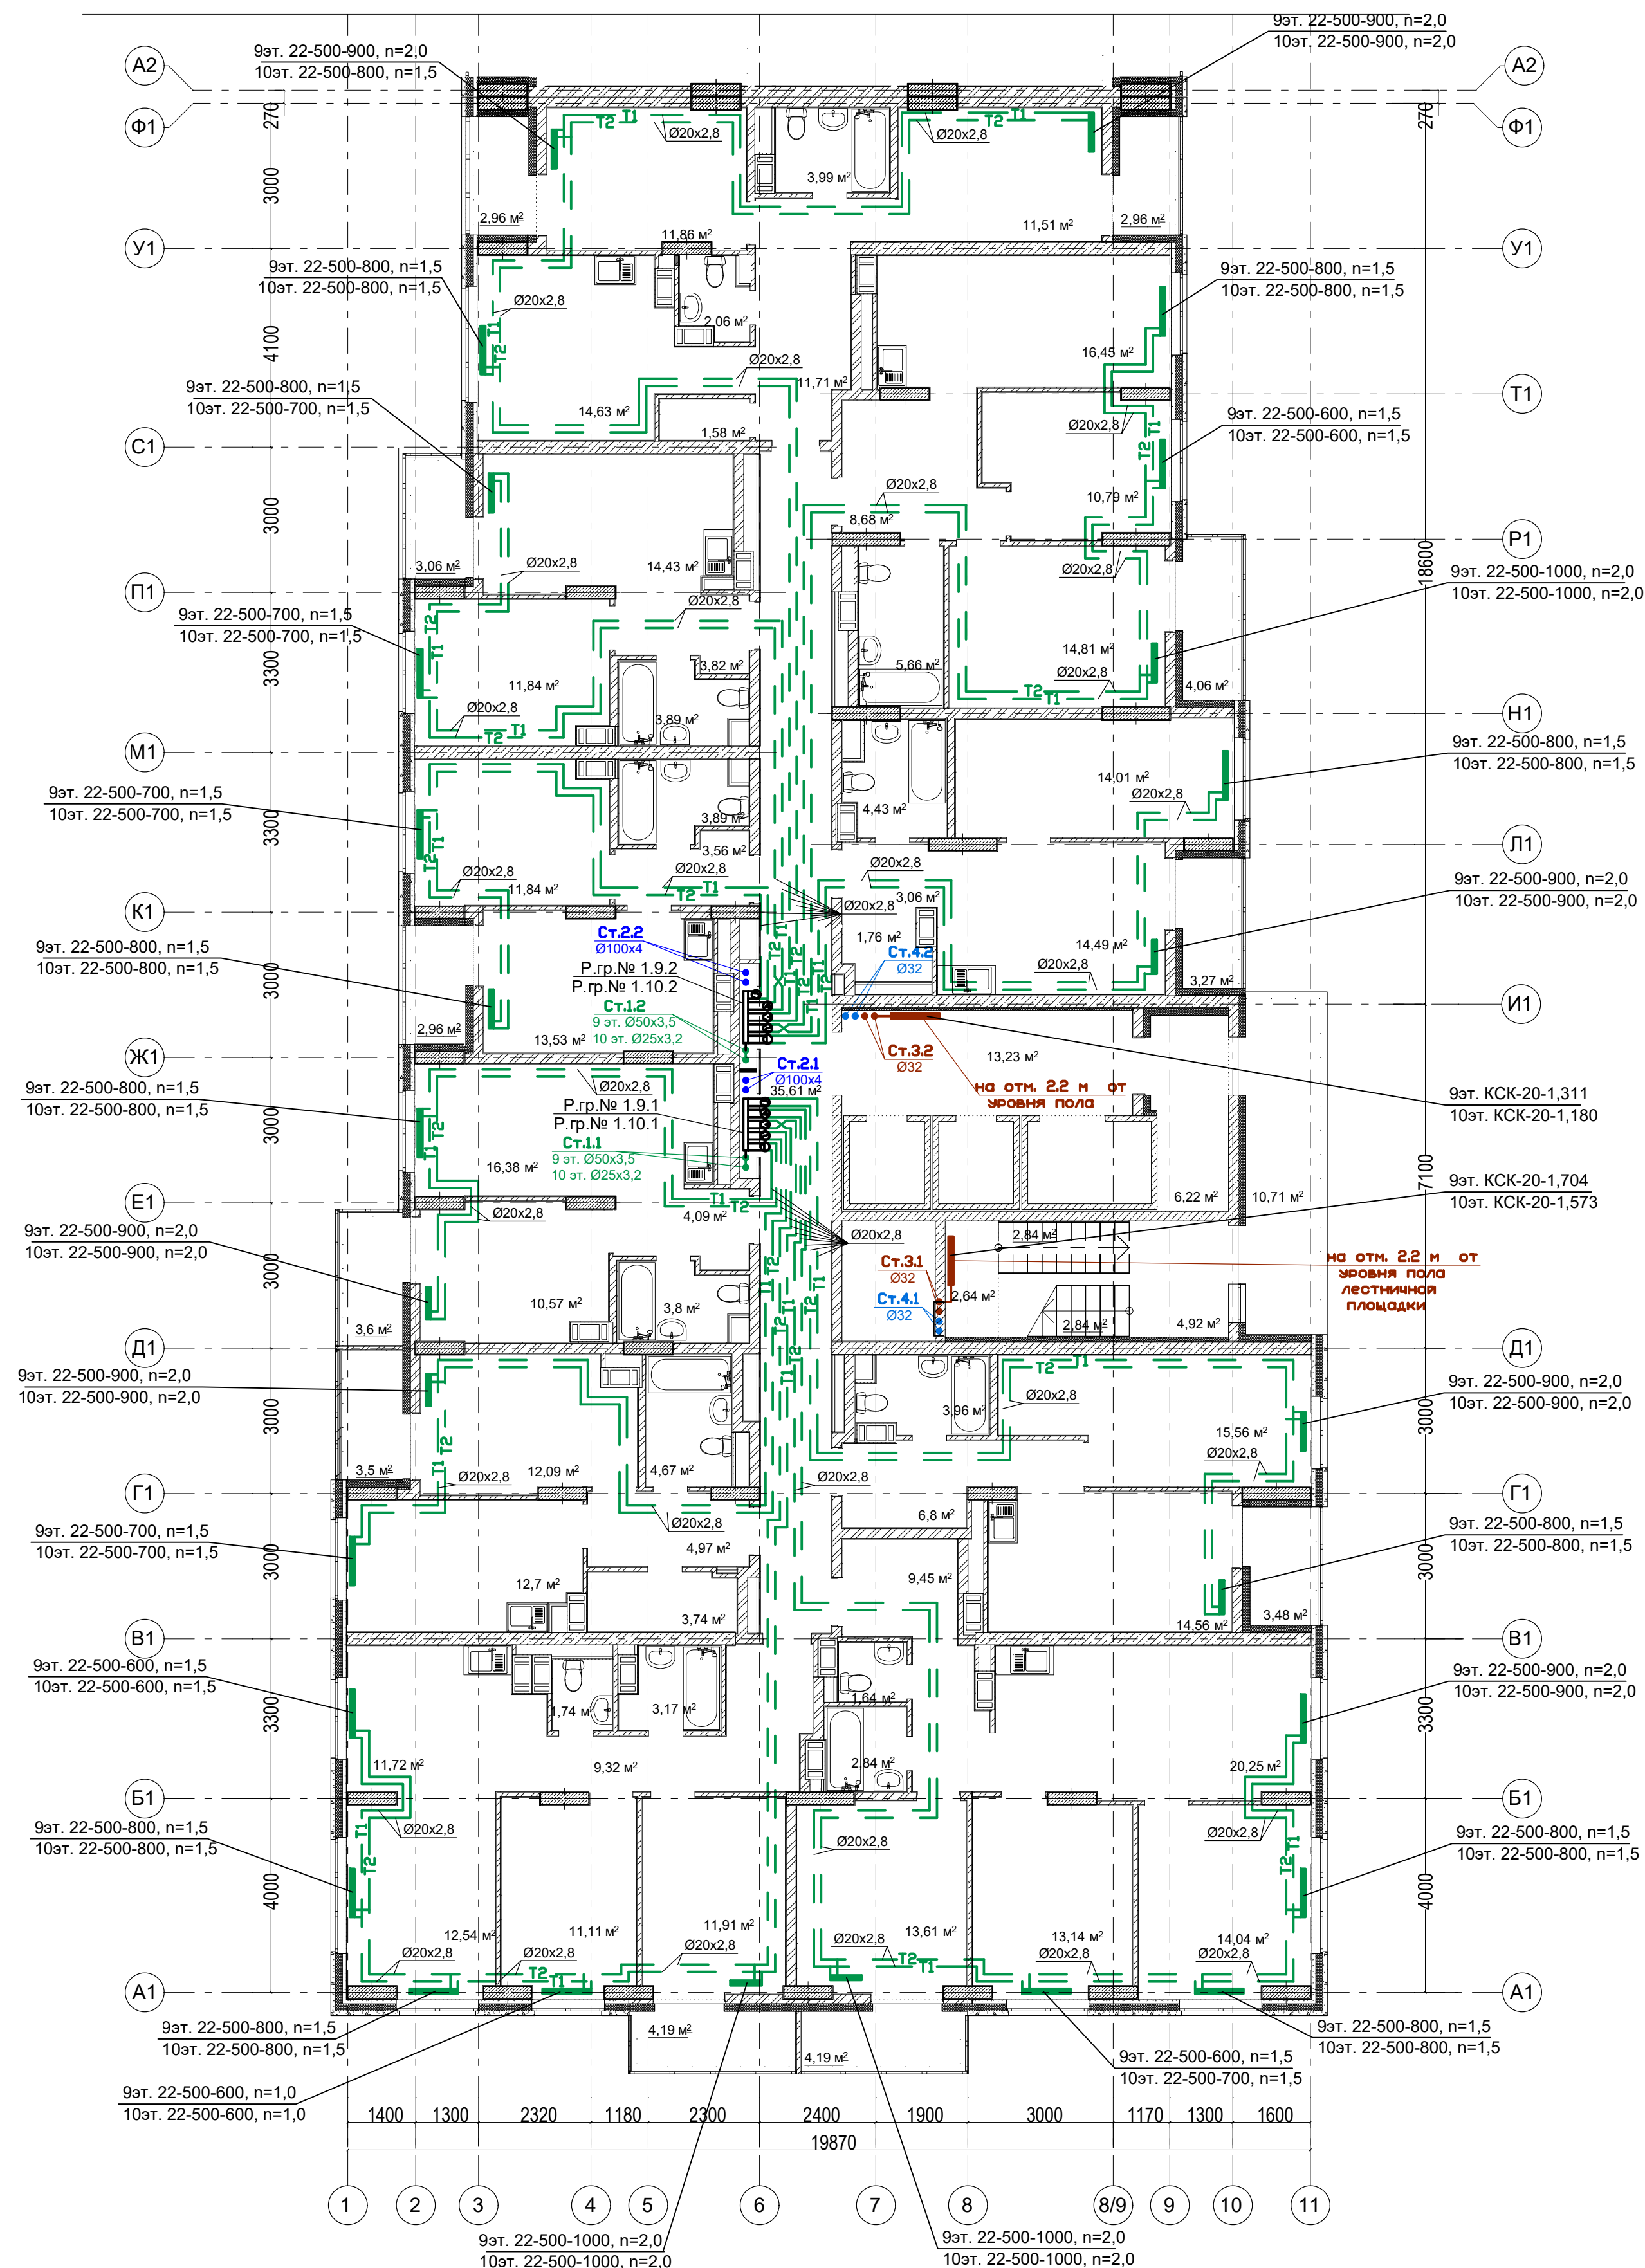

Условное обозначение:

Распределительная
гребенка № 1. 2. 1

порядковый номер гребенки

номер этажа


номер системы

Примечание:

1. Перехлест Т1 и Т2 выполнить в нише над уровнем пола у распределительной гребенки.
2. При монтаже систем отопления допускается смещение трубопроводов.
3. При прокладке под перегородками предусмотреть гильзы.

						16-09/2019 - ОВ			
						23-этажный 2-х секционный многоквартирный жилой дом №16 (по генплану). Жилищный комплекс "Анкудиновский парк" в д.Анкудиновка Кстовского района Нижегородской области. Застройщик: ООО "Парламент"			
Изм.	Кол.уч	Лист	№ док.	Подпись	Дата	Отопление и вентиляция	Стация	Лист	Листов
Разработал	Ваганов	<i>Вгв</i>					Р	7	
Проверил	Хасянов	<i>Хася</i>							
						Пан 9-10 этажей. Секция 1.	ООО "Еврогаз" Нижний Новгород		
Н. контр.	Пронихин	<i>Прн</i>							

План 11 этажа. Секция 1.

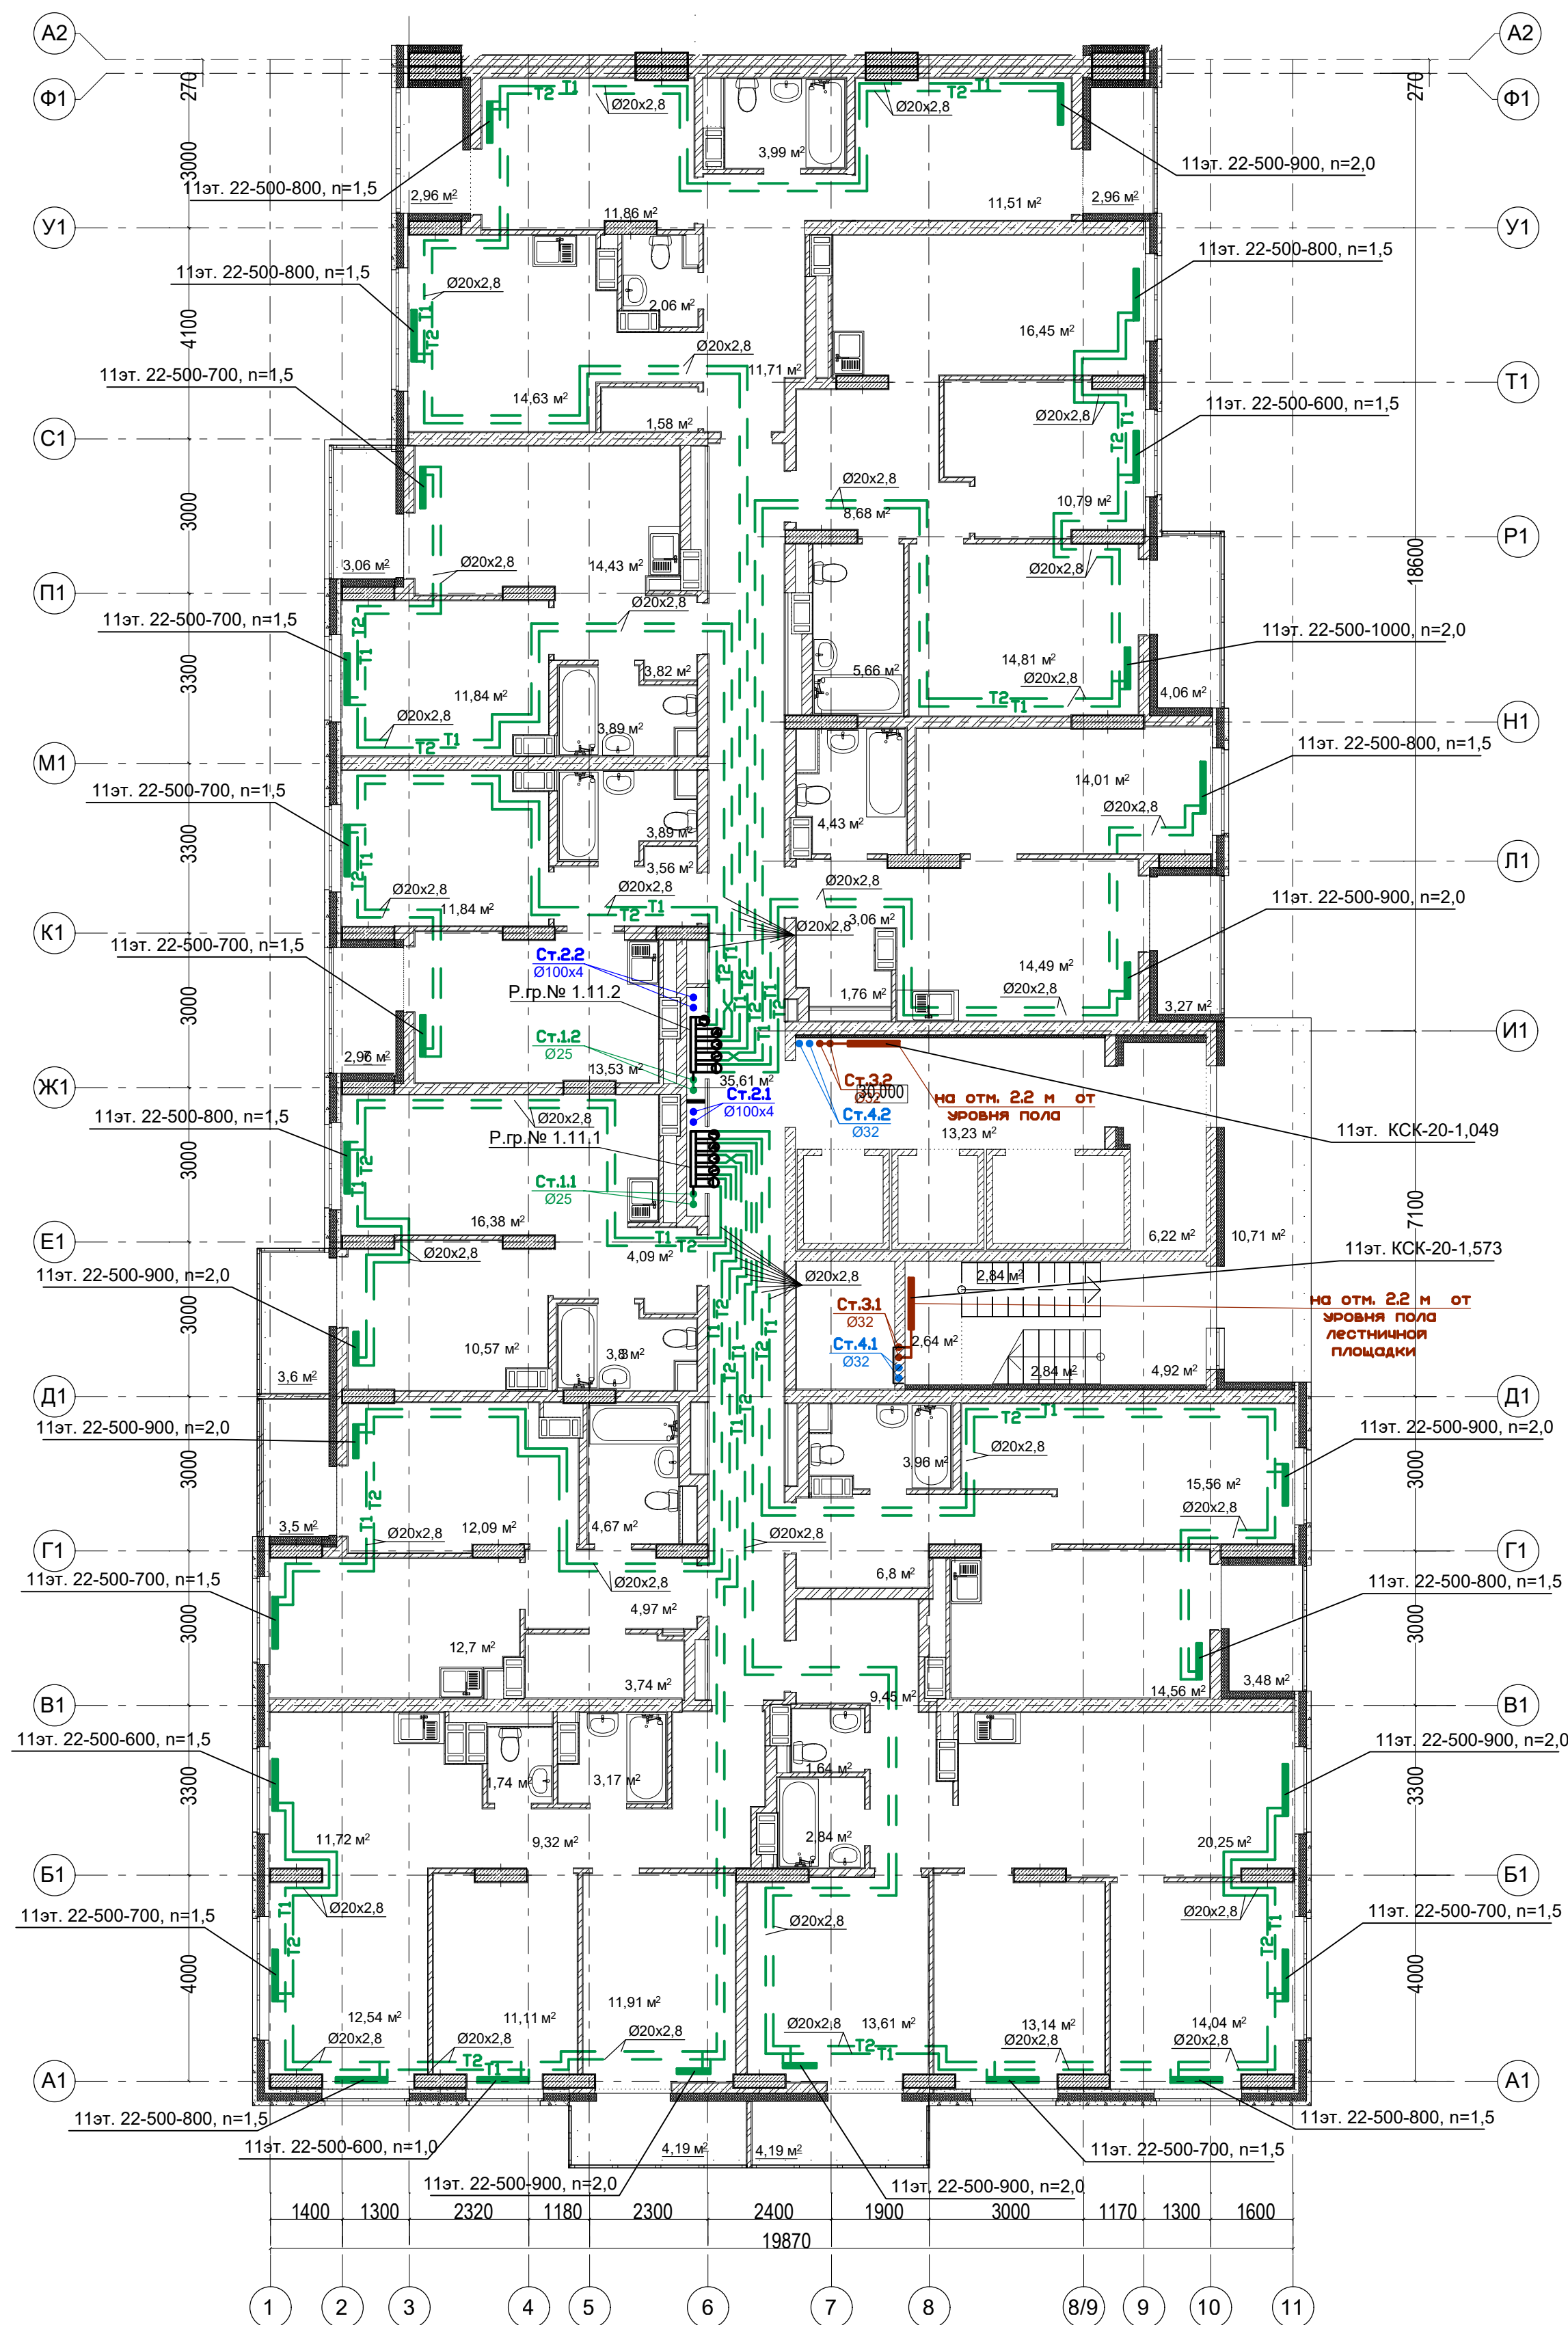

Условное обозначение:

Распределительная
гребенка № 1. 2. 1


Примечание:

1. Перехлест Т1 и Т2 выполнить в нише над уровнем пола у распределительной гребенки.
2. При монтаже систем отопления допускается смещение трубопроводов.
3. При прокладке под перегородками предусмотреть гильзы.

						16-09/2019 - ОБ			
						23-этажный 2-х секционный многоквартирный жилой дом №16 (по генплану). Жилищный комплекс "Анкудиновский парк" в д.Анкудиновка Кстовского района Нижегородской области. Застройщик: ООО "Парламент"			
Изм.	Кол.уч	Лист	№ док.	Подпись	Дата	Отопление и вентиляция	Стадия	Лист	Листов
Разработал	Ваганов			<i>В.В. Ваганов</i>			Р	8	
Проверил	Хасянов			<i>Х.Х. Хасянов</i>					
						Пан 11 этажа. Секция 1.	ООО "Еврогаз" Нижний Новгород		
Н. контр.	Пронихин			<i>Н.В. Пронихин</i>					

Формат: А 2


План 12-14 этажей. Секция 1.

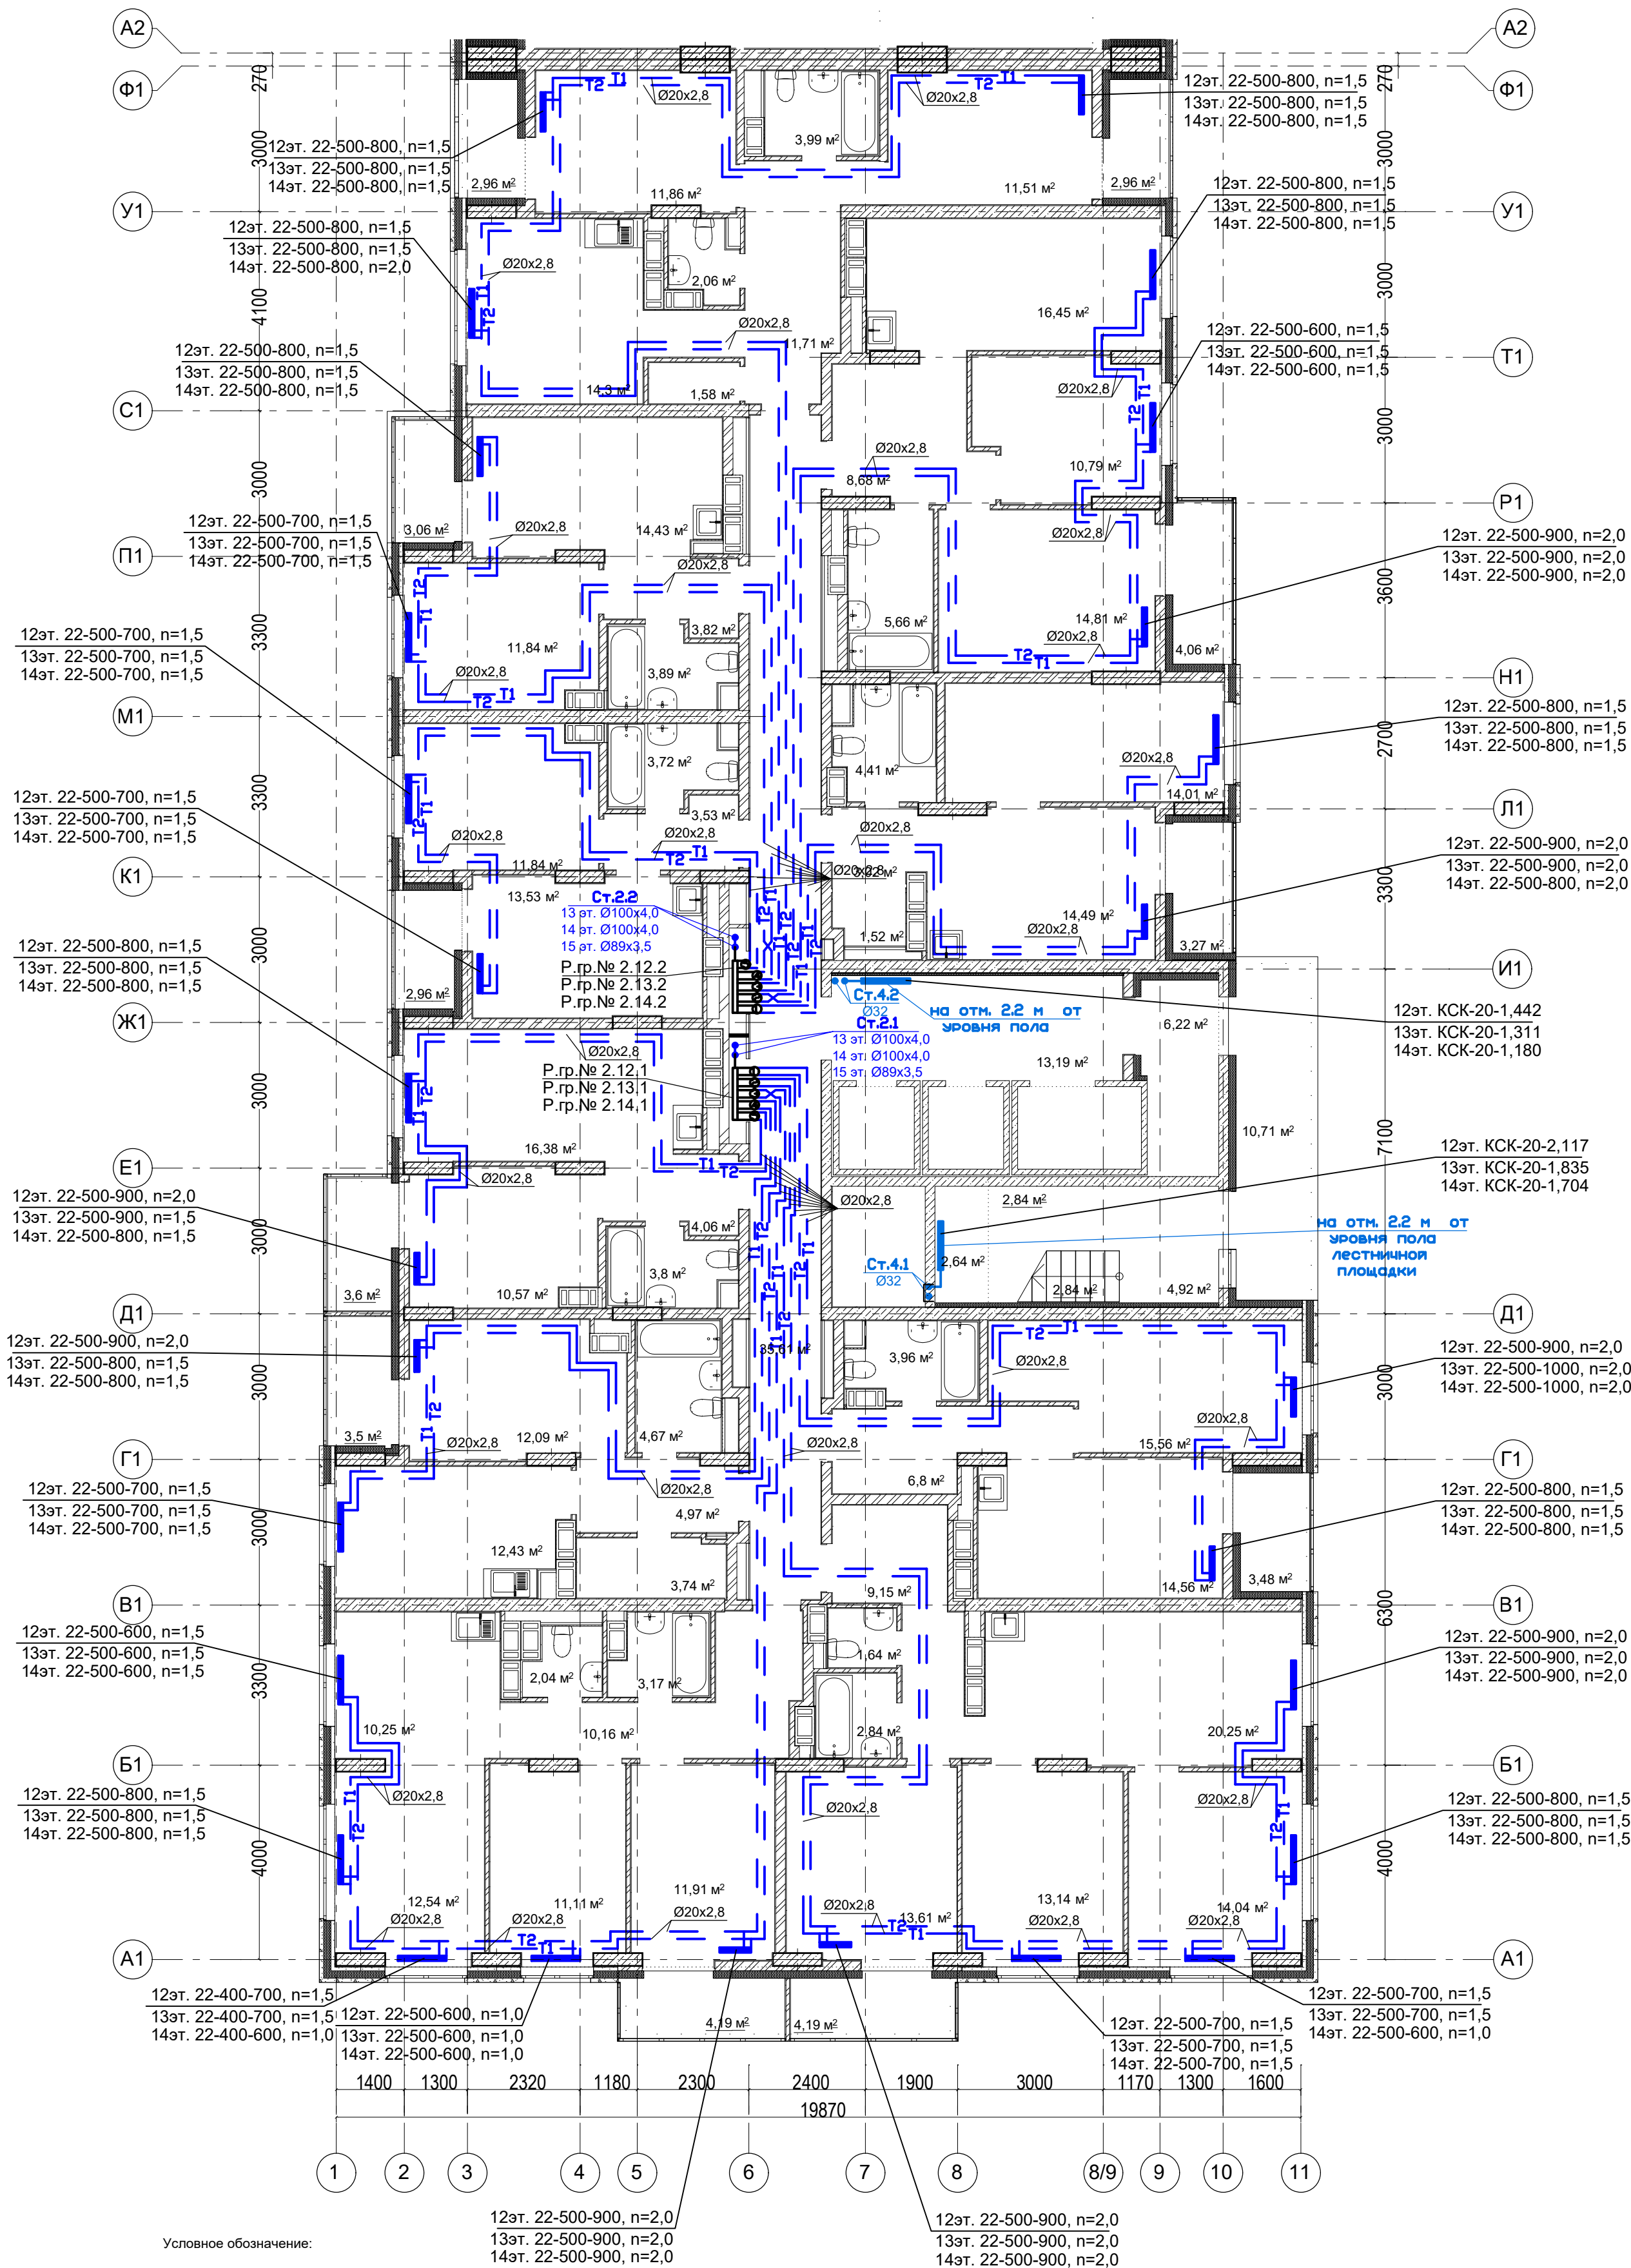

Примечание:
1. Перехлест Т1 и Т2 выполнить в нише над уровнем пола у распределительной гребенки.
2. При монтаже систем отопления допускается смещение трубопроводов.
3. При прокладке под перегородками предусмотреть гильзы.

16-09/2019 - ОВ					
23-этажный 2-х секционный многоквартирный жилой дом №16 (по генплану). Жилищный комплекс "Анкудиновский парк" в д.Анкудиновка Кстовского района Нижегородской области. Застройщик: ООО "Парламент"					
Изм.	Кол.уч.	Лист	№ док.	Подпись	Дата
Разработал	Ваганов	Вз			
Проверил	Хасянов	Хас			
Н. контр.	Пронихин	Пр			
Отопление и вентиляция				Стадия	Лист
Пан 12-14 этажей. Секция 1.				Р	9
ООО "Еврогаз" Нижний Новгород				Листов	

План 15-17 этажей. Секция 1.

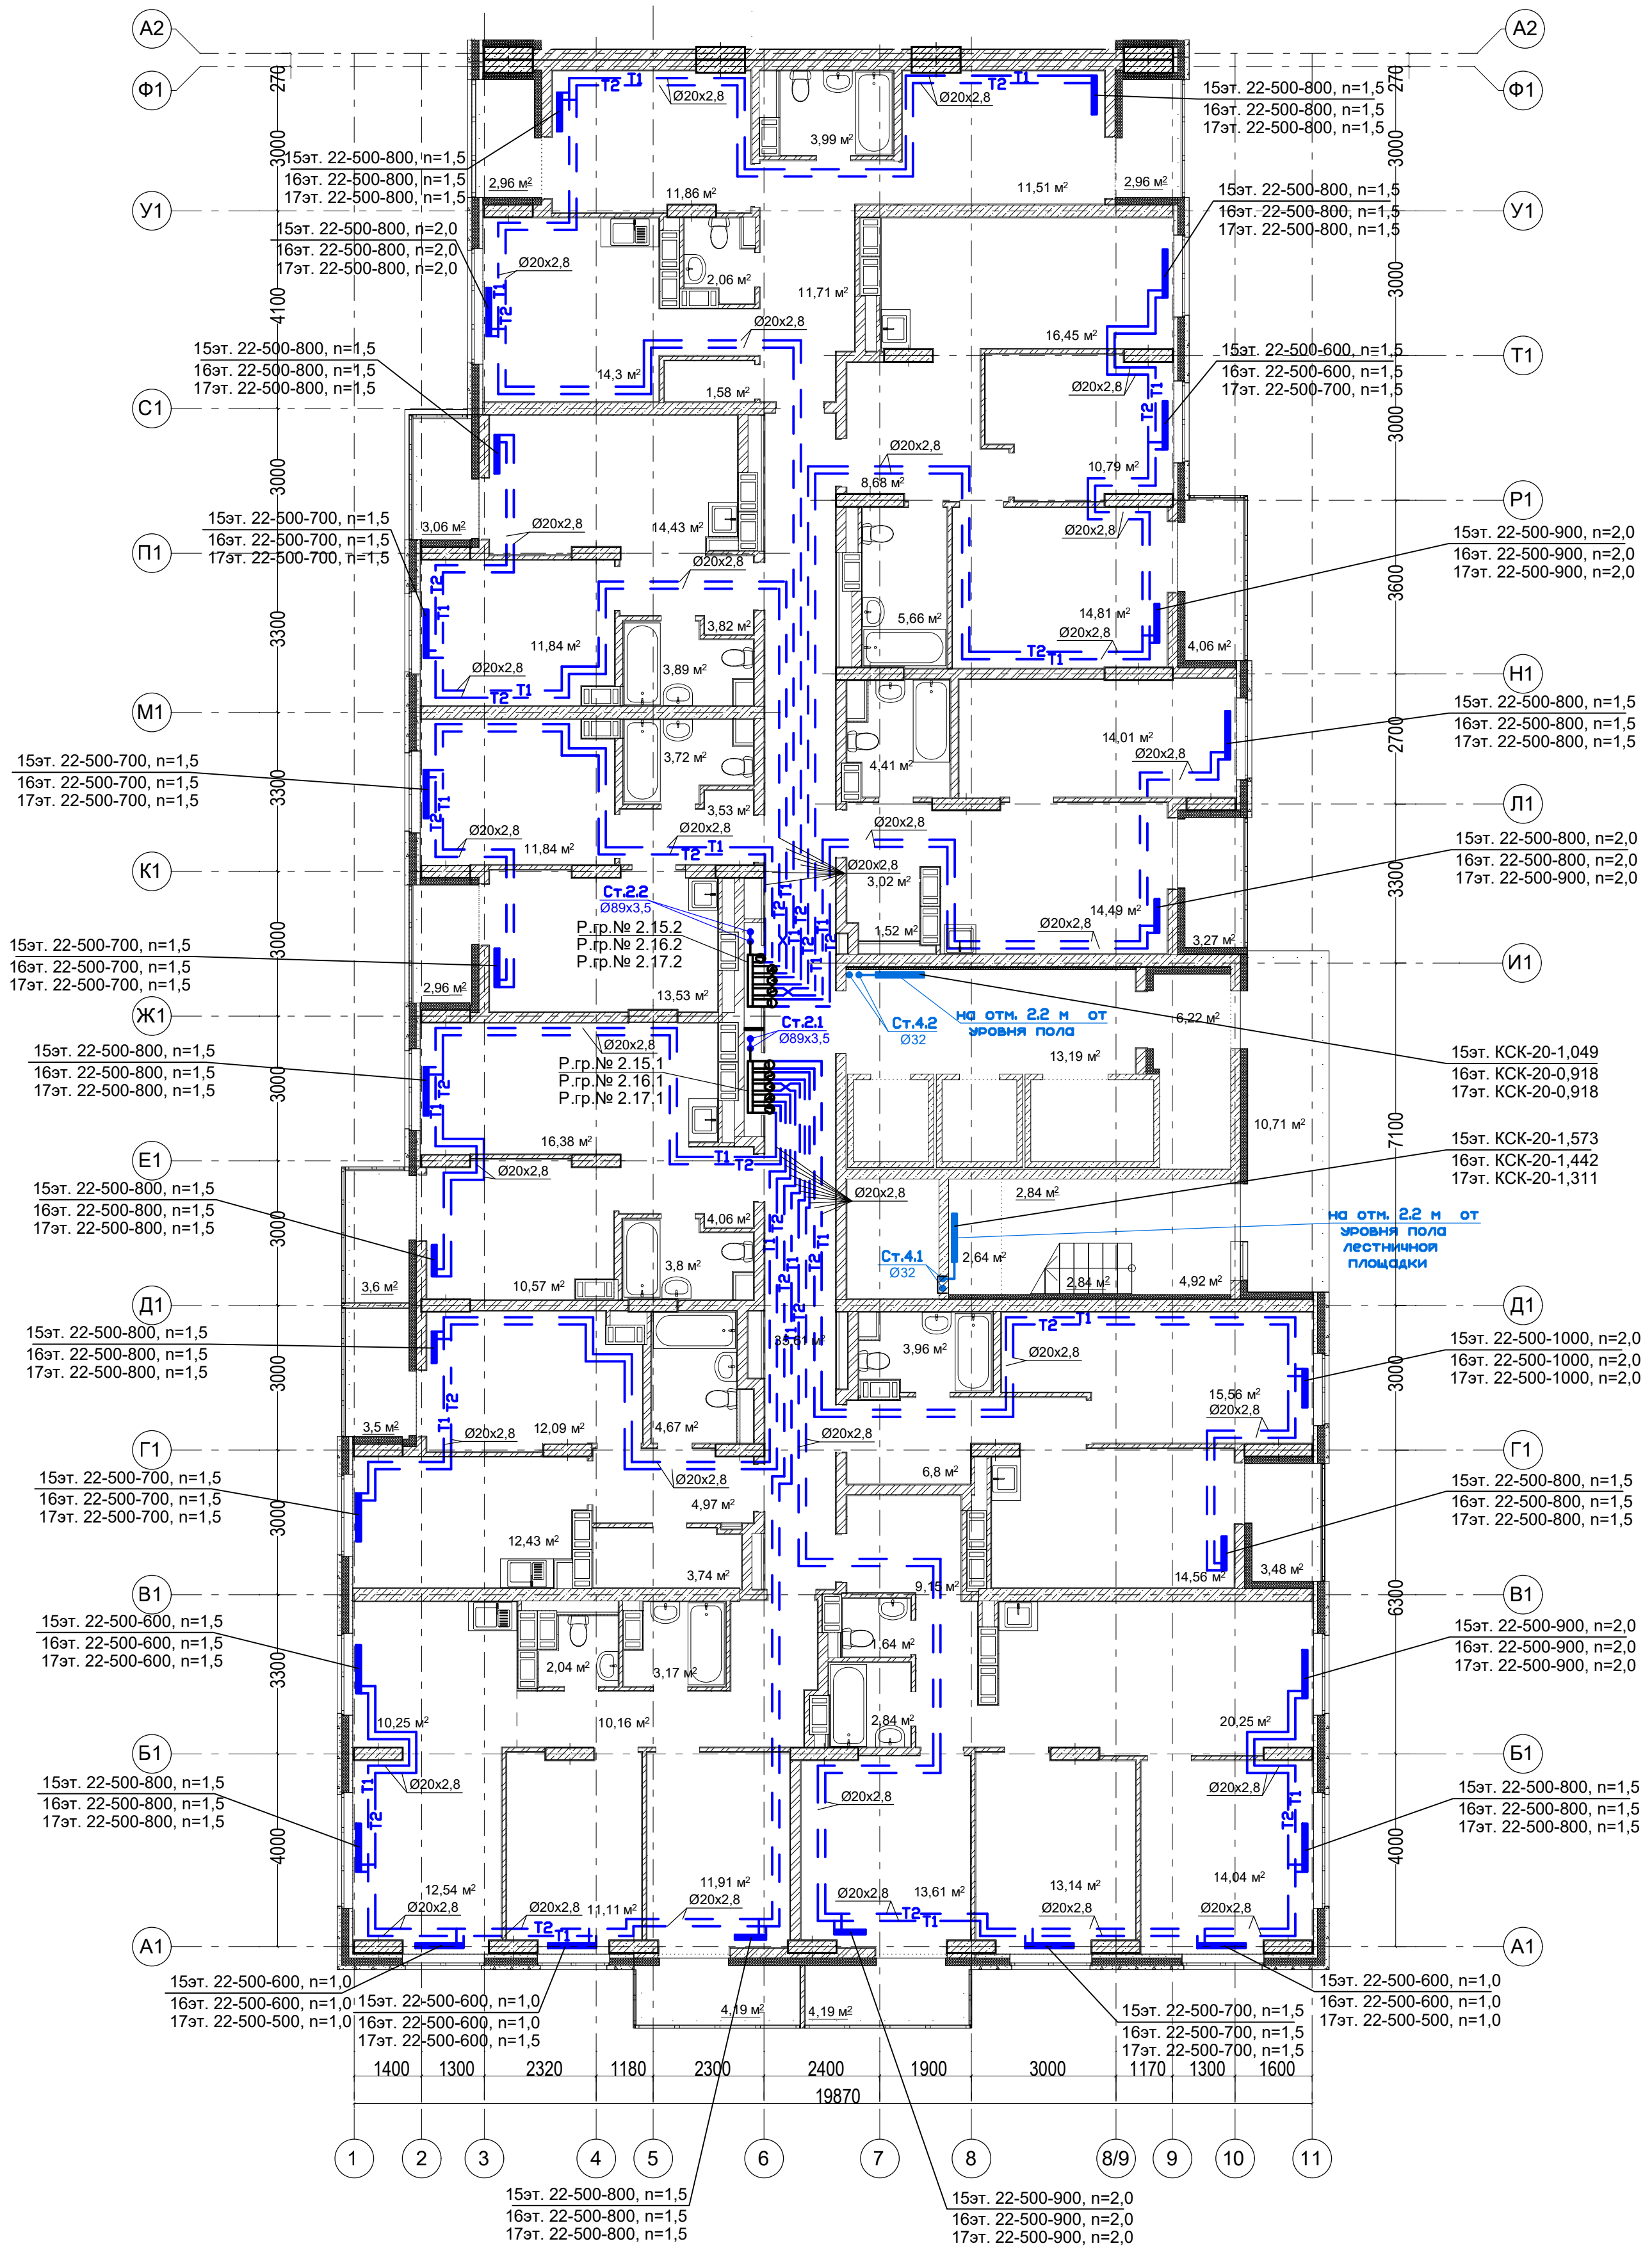

Условное обозначение:

Распределительная гребенка № 1. 2. 1

порядковый номер гребенки

номер этажа

номер системы

Примечание:


1. Переключёст T1 и T2 выполнить в нише над уровнем пола у распределительной гребенки.

2. При монтаже систем отопления допускается смещение трубопроводов.

3. При прокладке под перегородками предусмотреть гильзы.

16-09/2019 - ОВ					
23-этажный 2-х секционный многоквартирный жилой дом №16 (по генплану). Жилищный комплекс "Анкудиновский парк" в д.Анкудиновка Кстовского района Нижегородской области. Застройщик: ООО "Парламент"					
Изм.	Кол.уч.	Лист	№ док.	Подпись	Дата
Разработал	Ваганов	Бор			
Проверил	Хасянов	Хася			
Н. контр.	Пронихин	Прн			
Отопление и вентиляция				Лист	Листов
Пан 15-17 этажей. Секция 1.				Р	10
ООО "Еврогаз"				Нижний Новгород	

План 18-20 этажей. Секция 1.

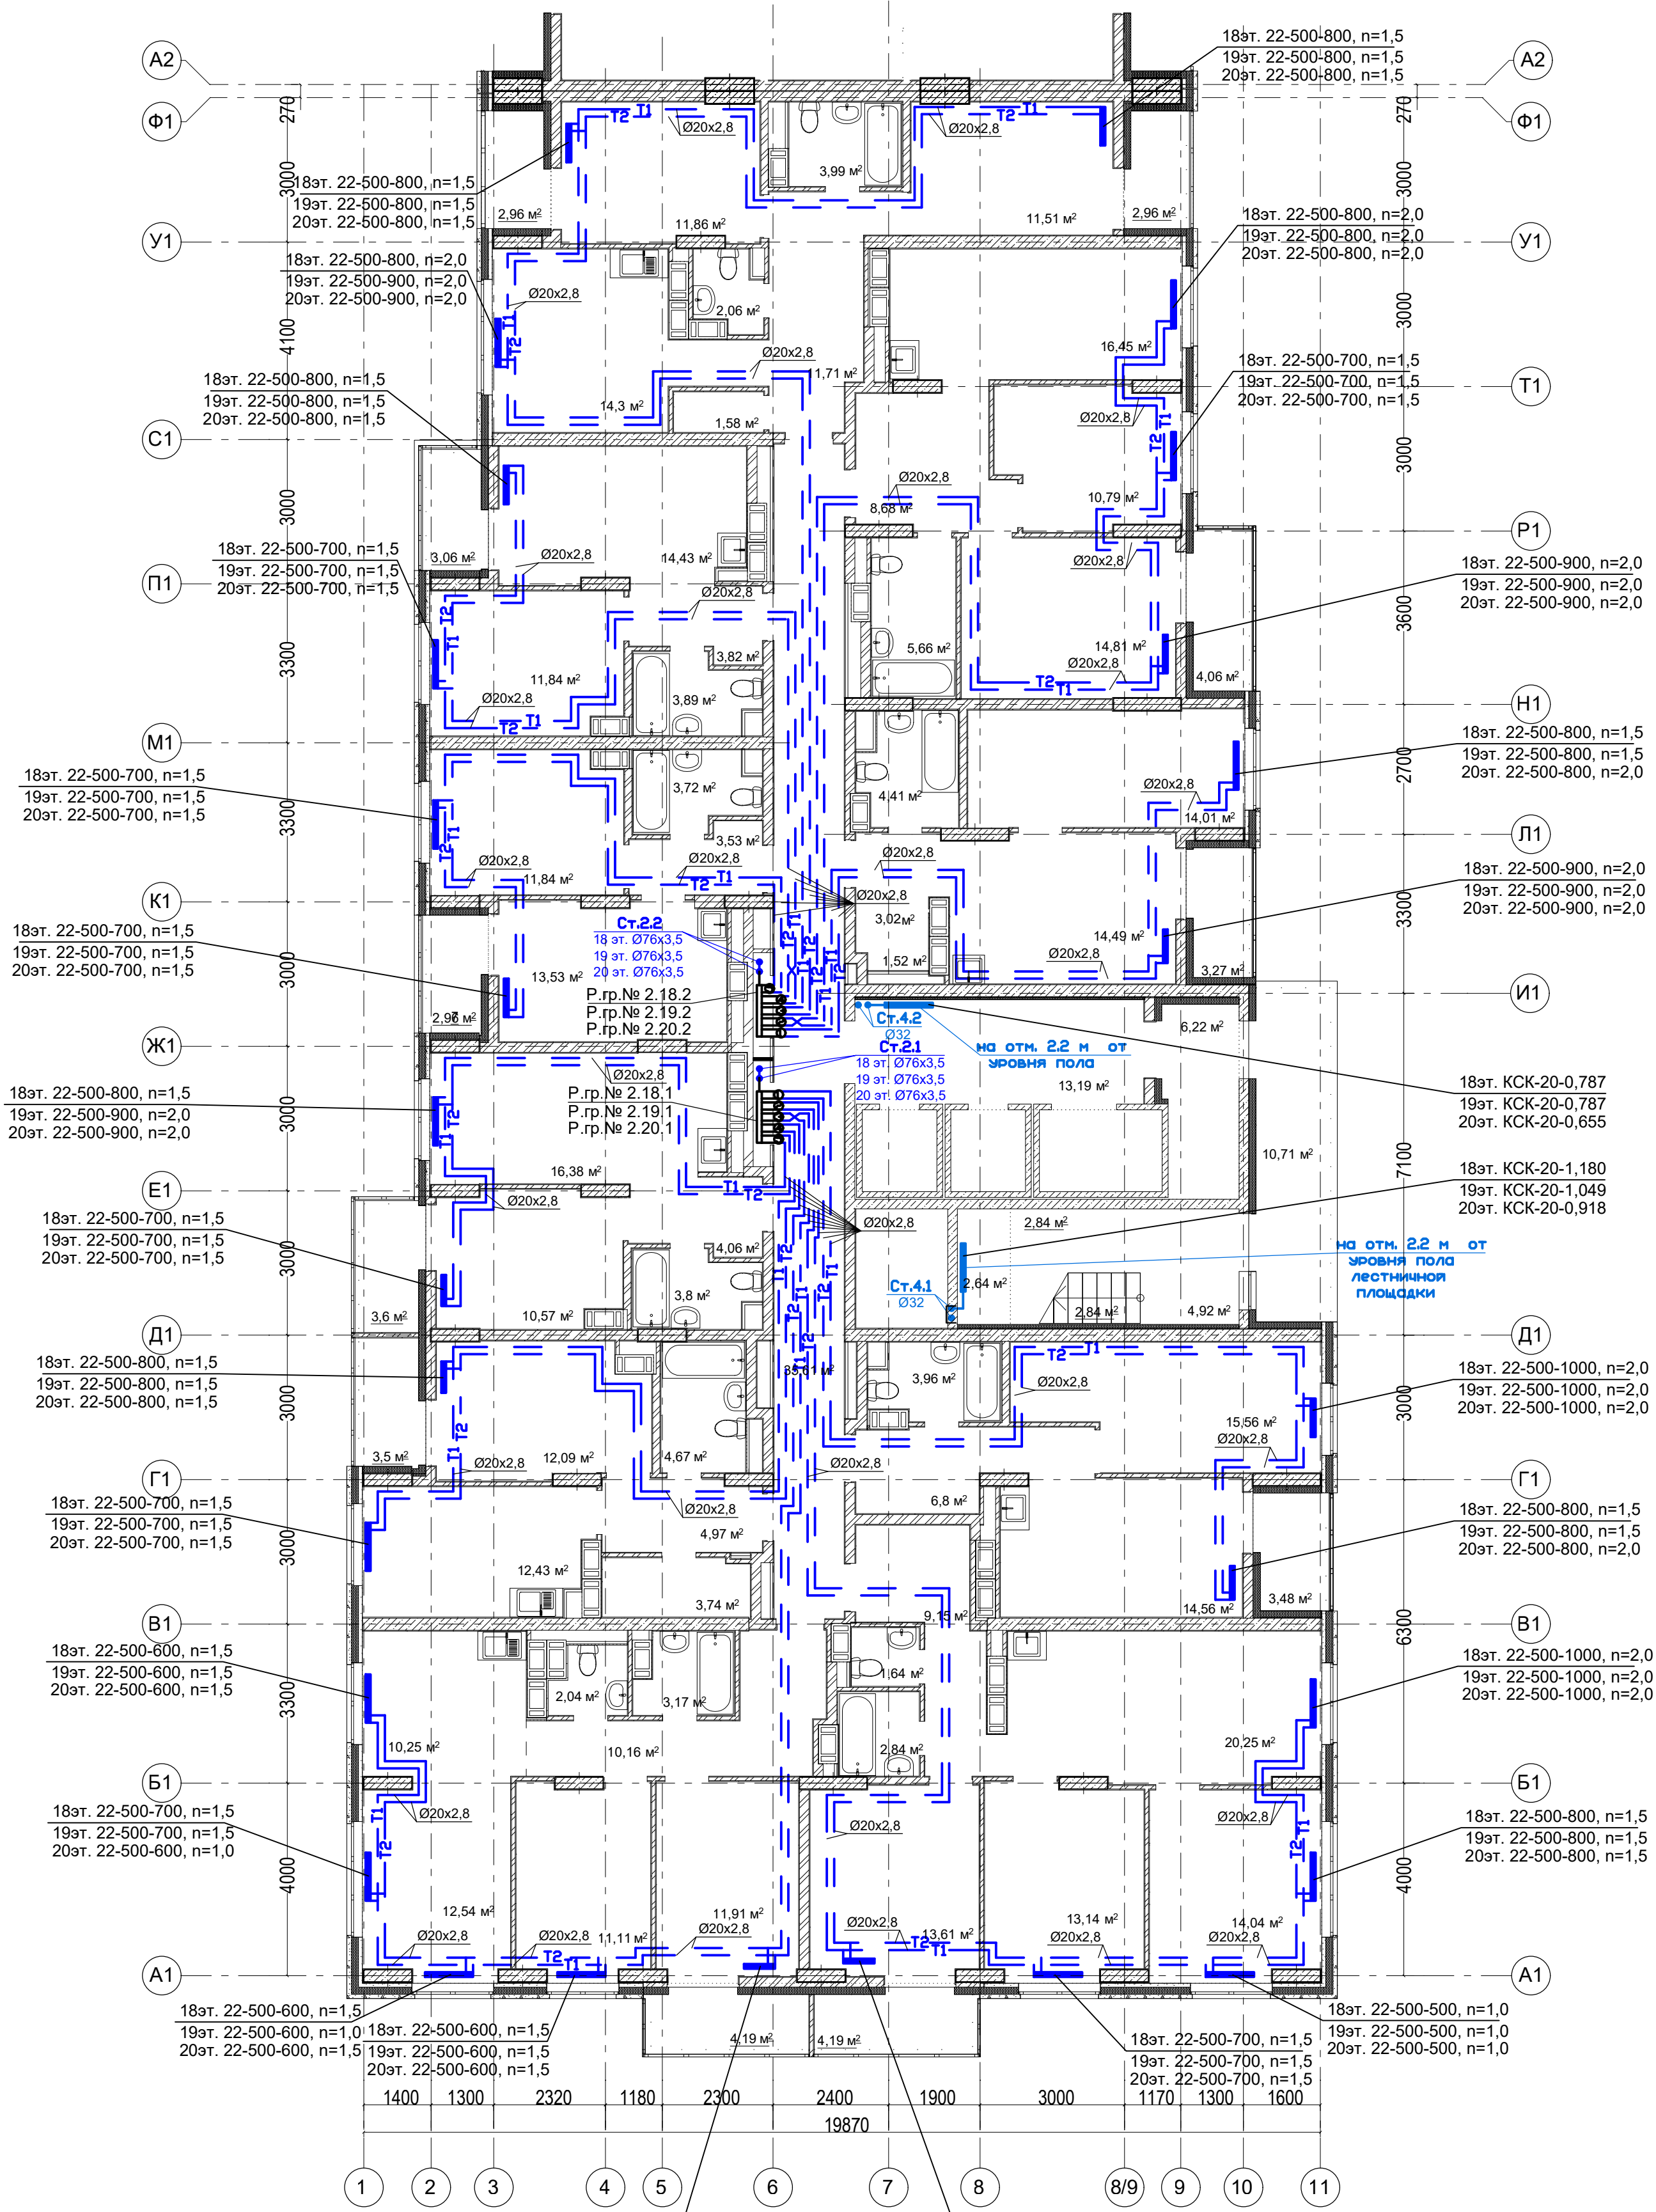


Условное обозначение:
Распределительная гребенка № 1. 2. 1
порядковый номер гребенки
номер этажа
номер системы

Примечание:
1. Перехлест Т1 и Т2 выполнять в нише над уровнем пола у распределительной гребенки.
2. При монтаже систем отопления допускается смещение трубопроводов.
3. При прокладке под перегородками предусмотреть гильзы.

16-09/2019 - ОВ					
23-этажный 2-х секционный многоквартирный жилой дом №16 (по генплану). Жилищный комплекс "Анкудиновский парк" в д.Анкудиновка Кстовского района Нижегородской области. Застройщик: ООО "Парламент"					
Изм.	Кол.уч.	Лист	№ док.	Подпись	Дата
Разработал	Ваганов	Вар			
Проверил	Хасянов	Хася			
Н. контр.	Пронихин	Прн			
Отопление и вентиляция				Стация	Лист
Пан 18-20 этажей. Секция 1.				Р	11
				ООО "Еврогаз" Нижний Новгород	

План 21 этажа. Секция 1.

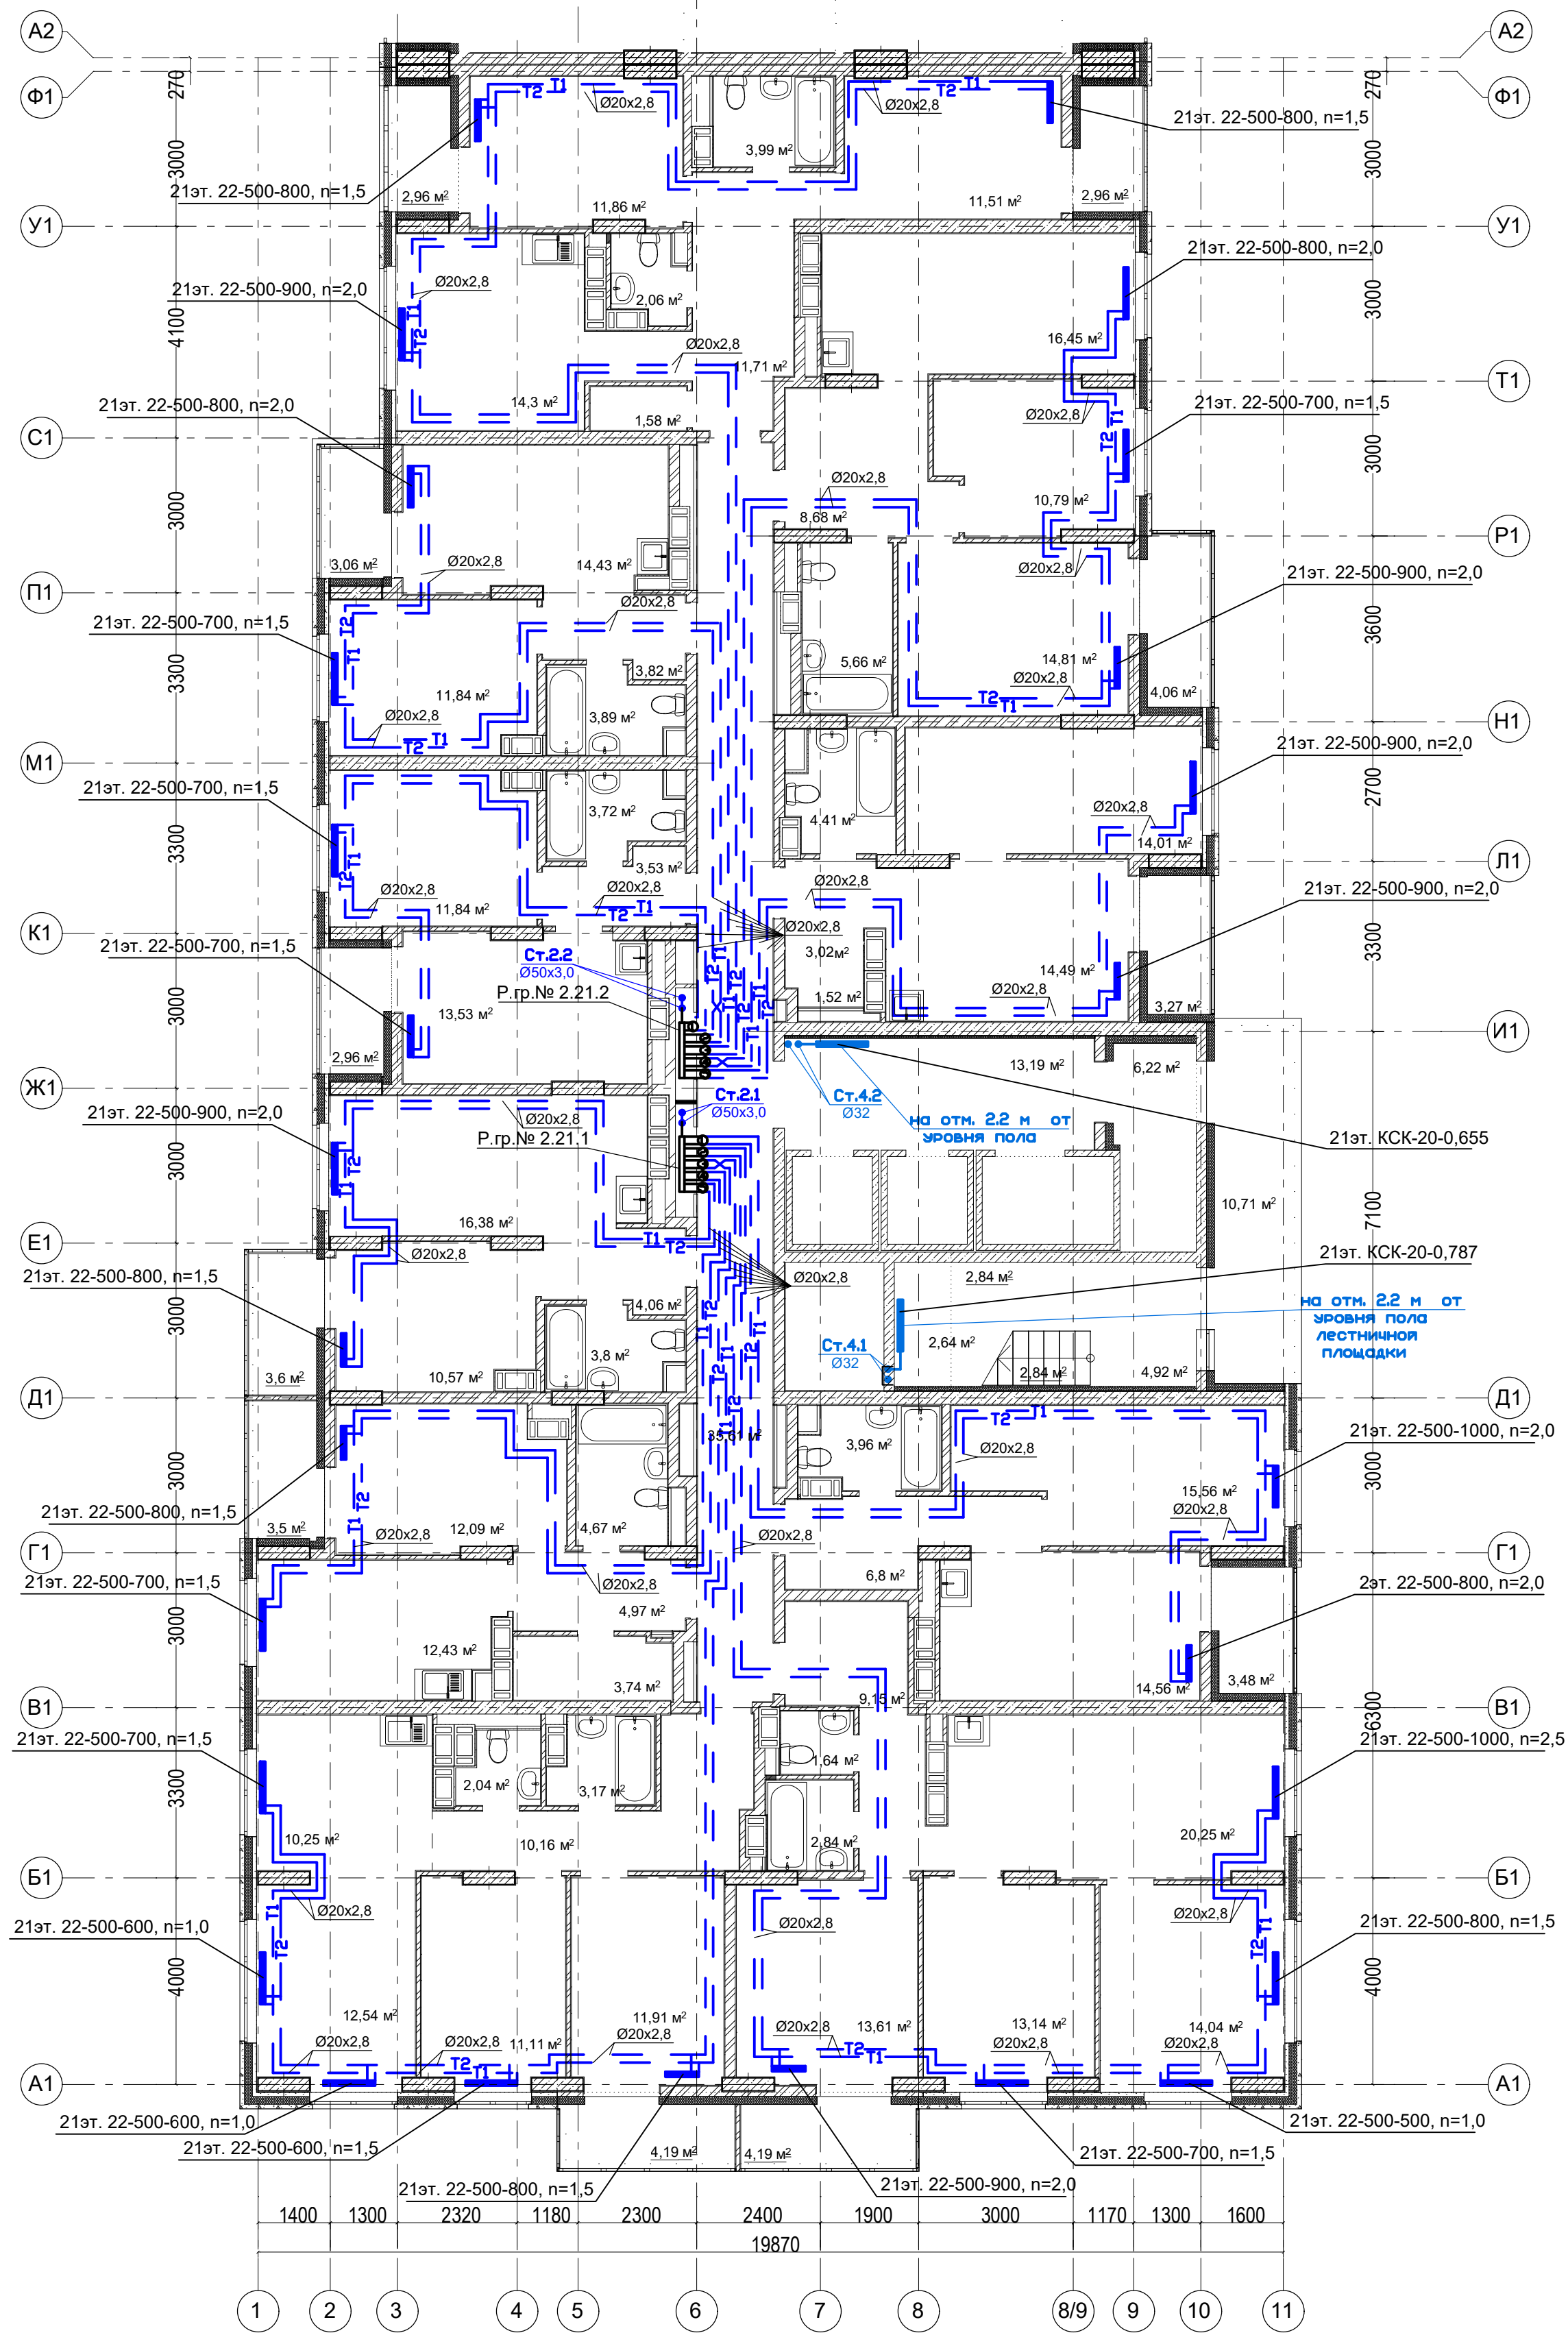

Условное обозначение:

Распределительная гребенка № 1. 2. 1

порядковый номер гребенки

номер этажа

номер системы

Примечание:


1. Перехлест Т1 и Т2 выполнить в нише над уровнем пола у распределительной гребенки.

2. При монтаже систем отопления допускается смещение трубопроводов.

3. При прокладке под перегородками предусмотреть гильзы.

						16-09/2019 - ОВ		
						23-этажный 2-х секционный многоквартирный жилой дом №16 (по генплану). Жилищный комплекс "Анкудиновский парк" в д.Анкудиновка Кстовского района Нижегородской области. Застройщик: ООО "Парламент"		
Изм.	Кол.уч.	Лист	№ док.	Подпись	Дата	Отопление и вентиляция	Стадия	Лист
Разработал	Ваганов	Вар					Р	12
Проверил	Хасянов	Хас				Пан 21 этажа. Секция 1.	ООО "Еврогаз" Нижний Новгород	
Н. контр.	Пронихин	Прн						

План 22 этажа. Секция 1.

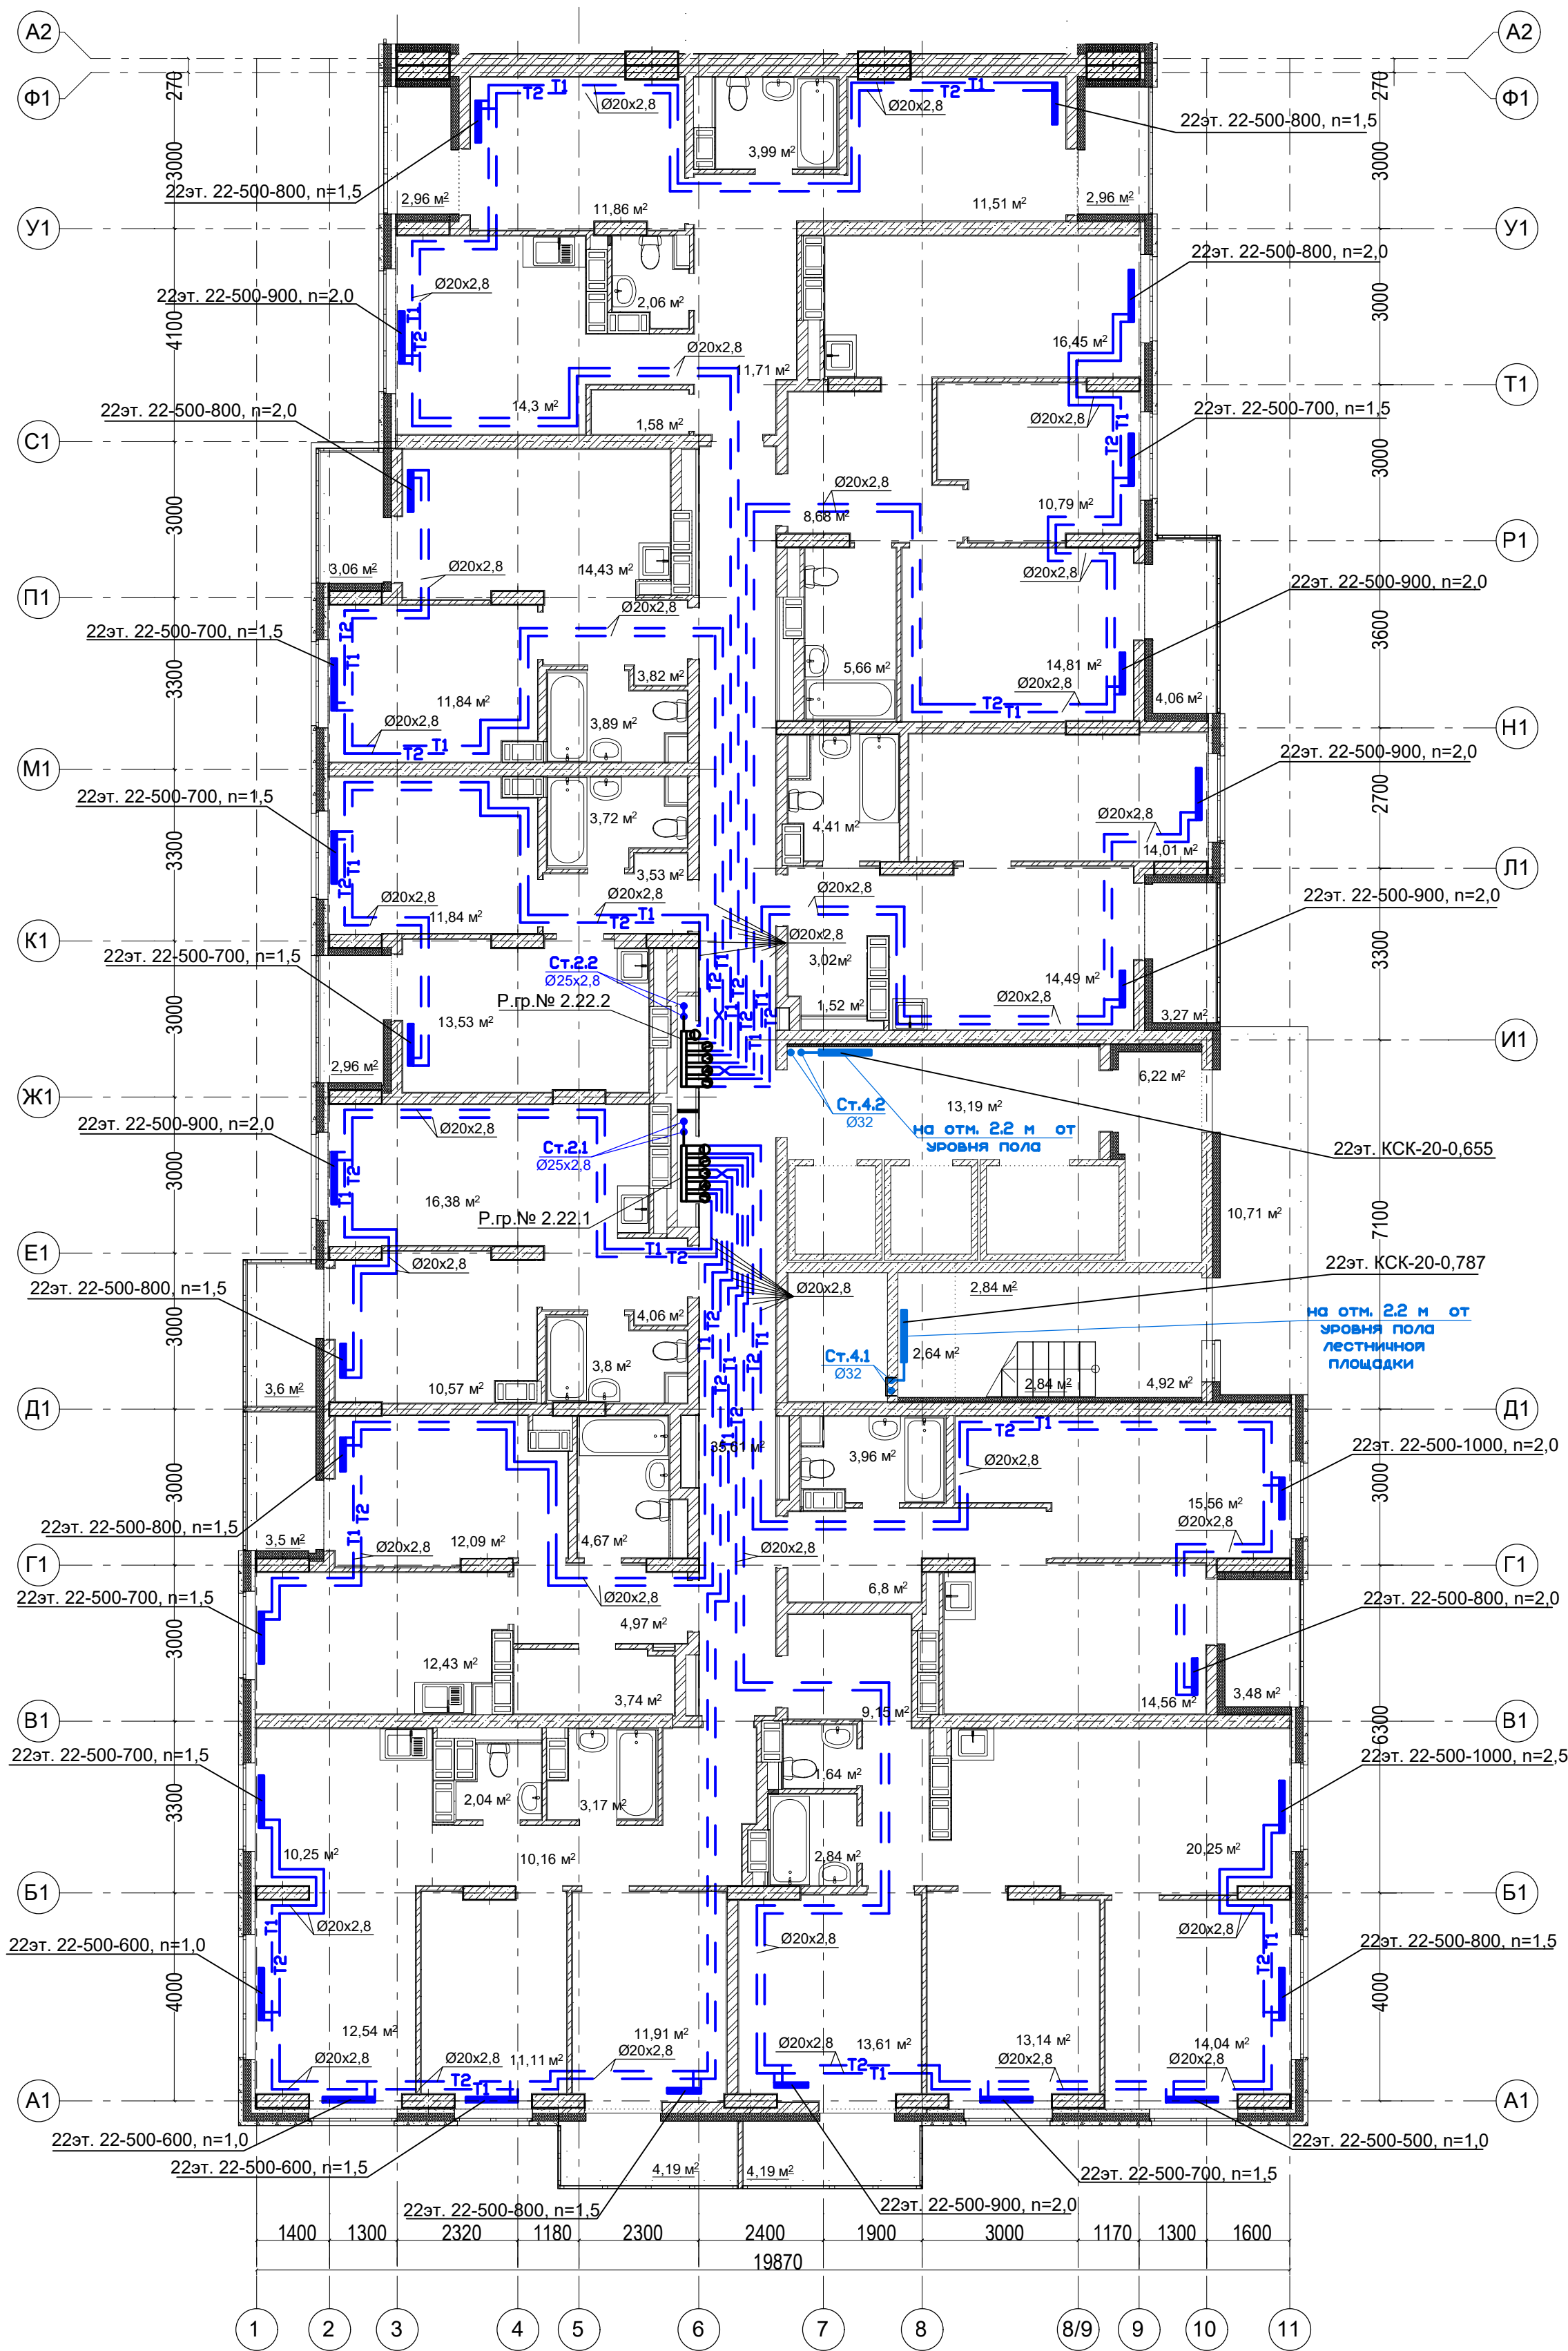


Условное обозначение:
Распределительная гребенка № 1. 2. 1
порядковый номер гребенки
номер этажа
номер системы

Примечание:
1. Перехлест Т1 и Т2 выполнить в нише над уровнем пола у распределительной гребенки.
2. При монтаже систем отопления допускается смещение трубопроводов.
3. При прокладке под перегородками предусмотреть гильзы.

						16-09/2019 - ОВ		
						23-этажный 2-х секционный многоквартирный жилой дом №16 (по генплану). Жилищный комплекс "Анкудиновский парк" в д.Анкудиновка Кстовского района Нижегородской области. Застройщик: ООО "Парламент"		
Изм.	Кол.уч.	Лист	№ док.	Подпись	Дата	Отопление и вентиляция	Стадия	Лист
Разработал	Ваганов	Вар					Р	13
Проверил	Хасянов	Хас				Пан 22 этажа. Секция 1.	Листов	
Н. контр.	Пронихин	Прн					ООО "Еврогаз" Нижегород	

План 23 этажа. Секция 1.

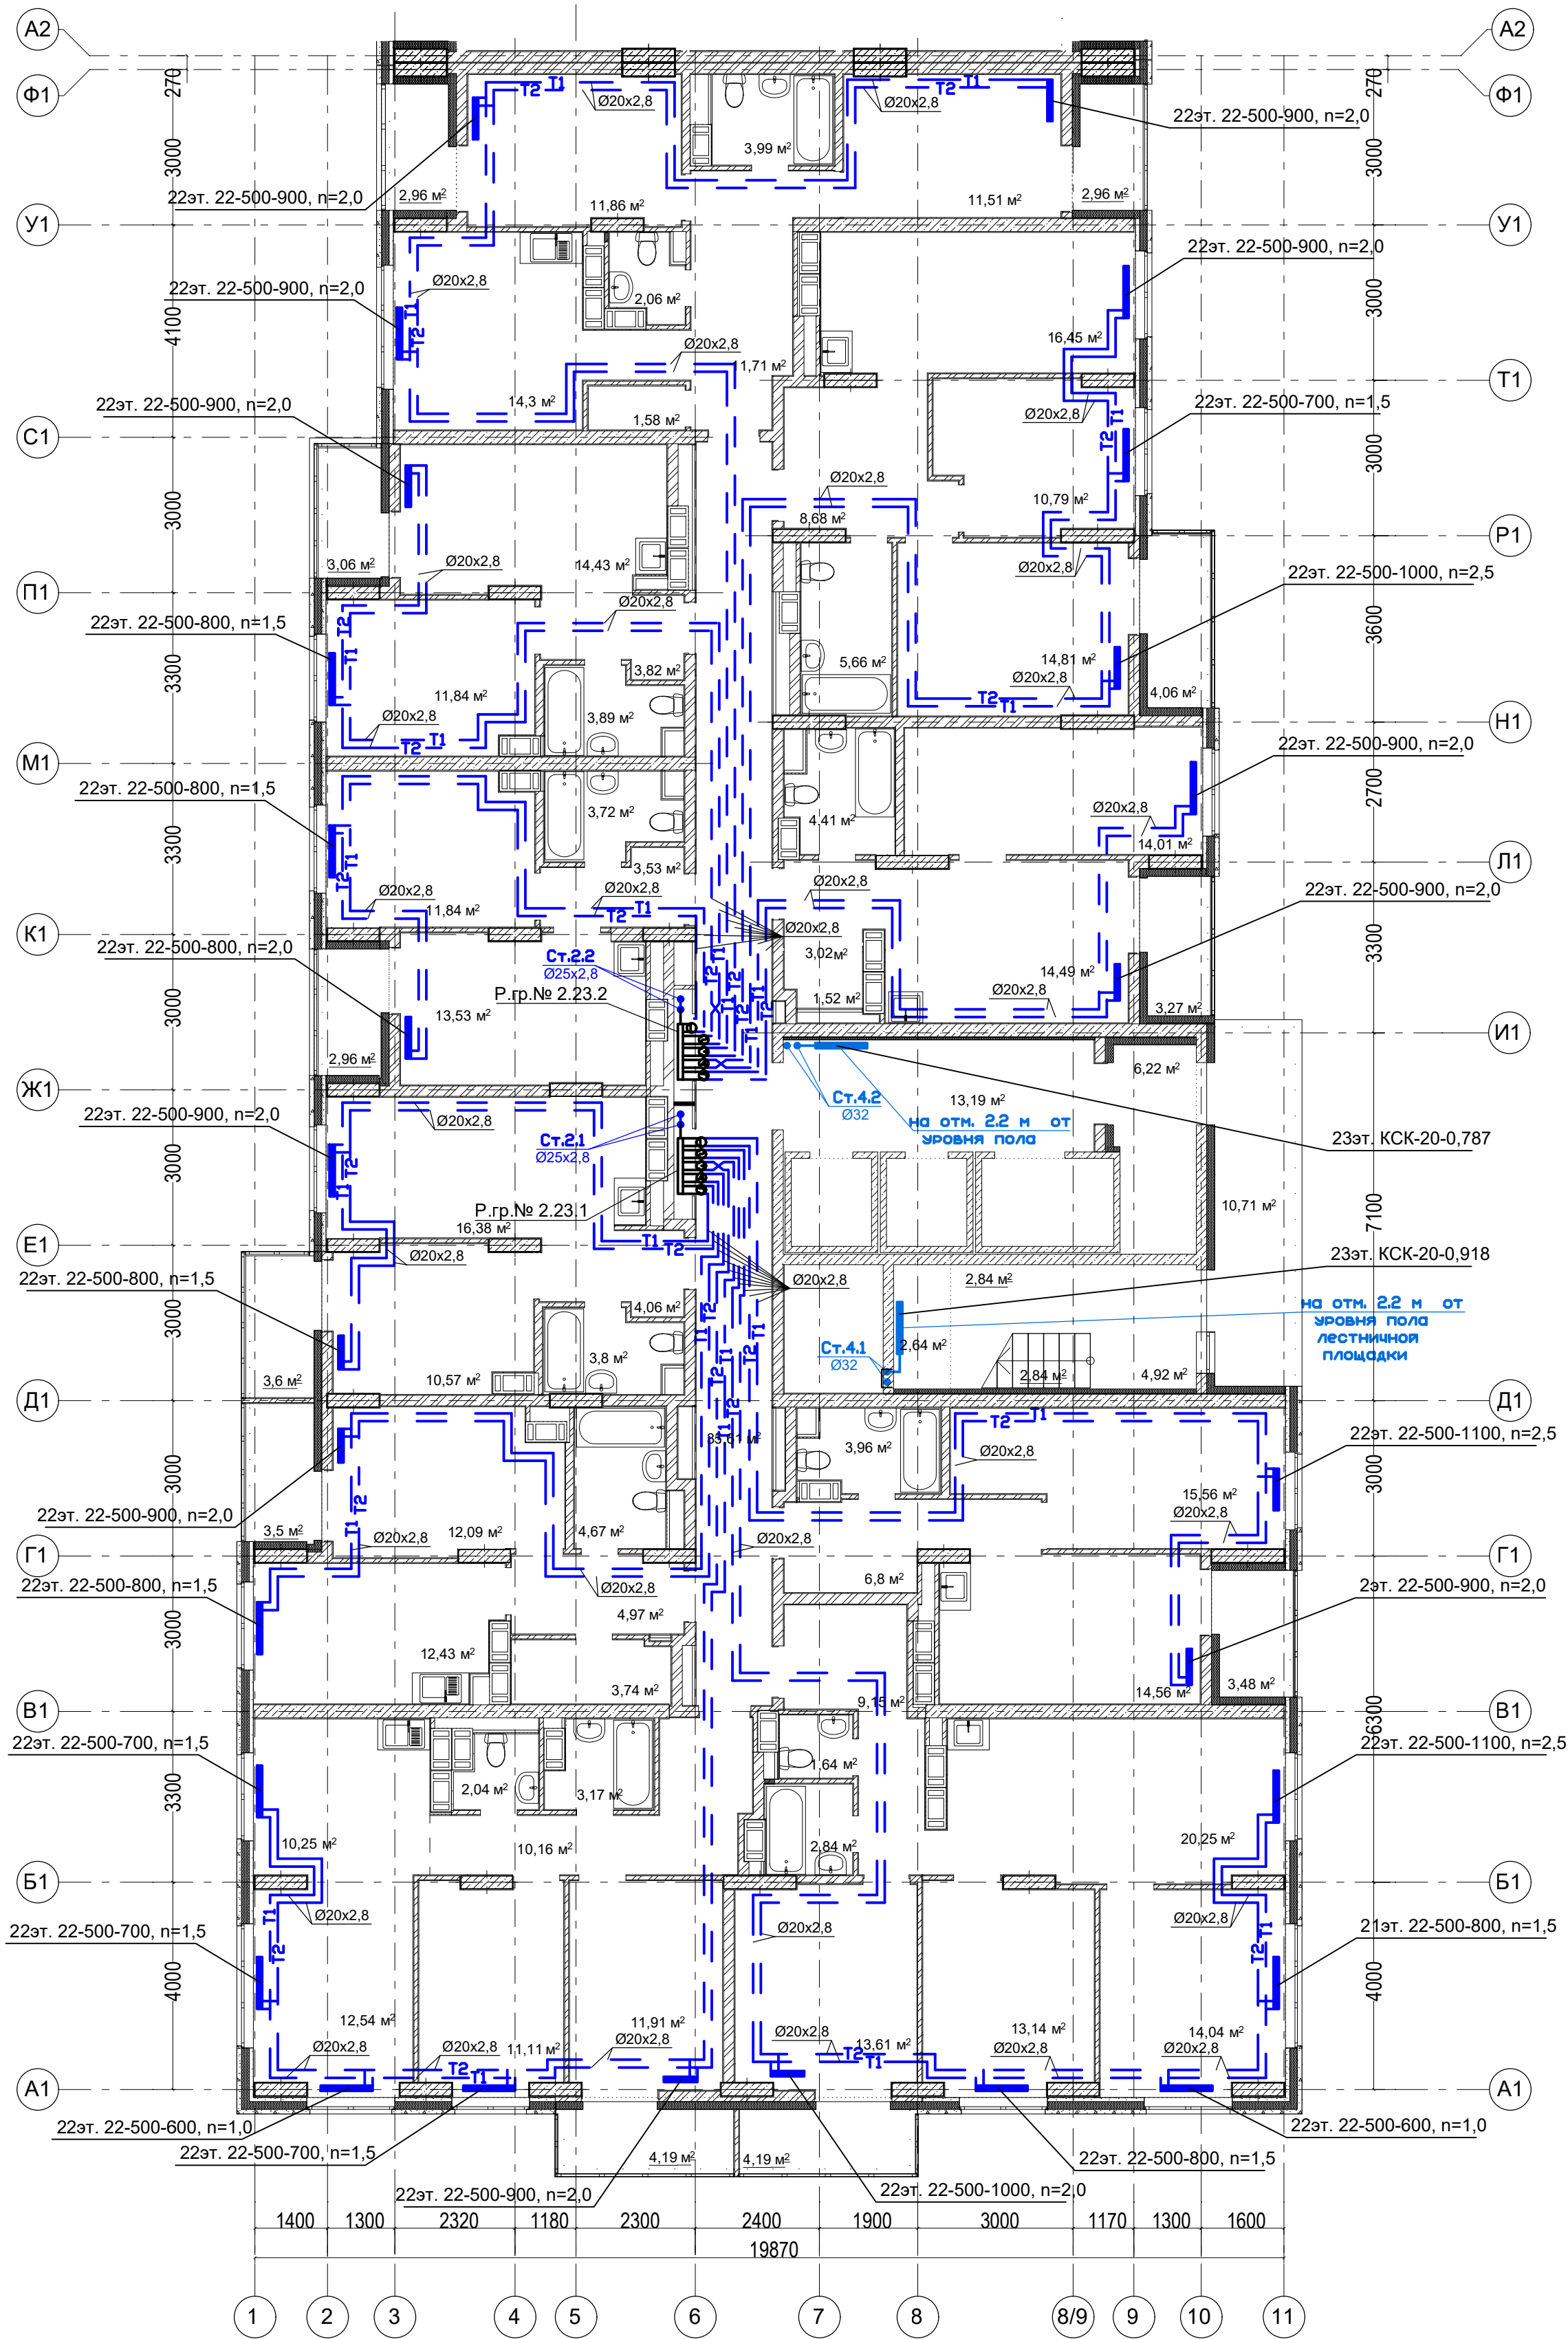

План машинного помещения в осях И1-Д1



Примечание:
1. Перехлест Т1 и Т2 выполнить в нише над уровнем пола у распределительной гребенки.
2. При монтаже систем отопления допускается смещение трубопроводов.
3. При прокладке под перегородками предусмотреть гильзы.

Условное обозначение:
Распределительная гребенка № 1. 2. 1
порядковый номер гребенки
номер этажа
номер системы

						16-09/2019 - ОВ			
						23-этажный 2-х секционный многоквартирный жилой дом №16 (по генплану). Жилищный комплекс "Анкудиновский парк" в д.Анкудиновка Кстовского района Нижегородской области. Застройщик: ООО "Парламент"			
Изм.	Кол.уч	Лист	№ док.	Подпись	Дата	Отопление и вентиляция	Стадия	Лист	Листов
Разработал	Ваганов						Р	14	
Проверил	Хасянов								
Н. контр.	Пронихин					План 23 этажа. Секция 1. План машинного помещения в осях И1-Д1	ООО "Еврогаз" Нижний Новгород		