


План подвала. Секция 2.

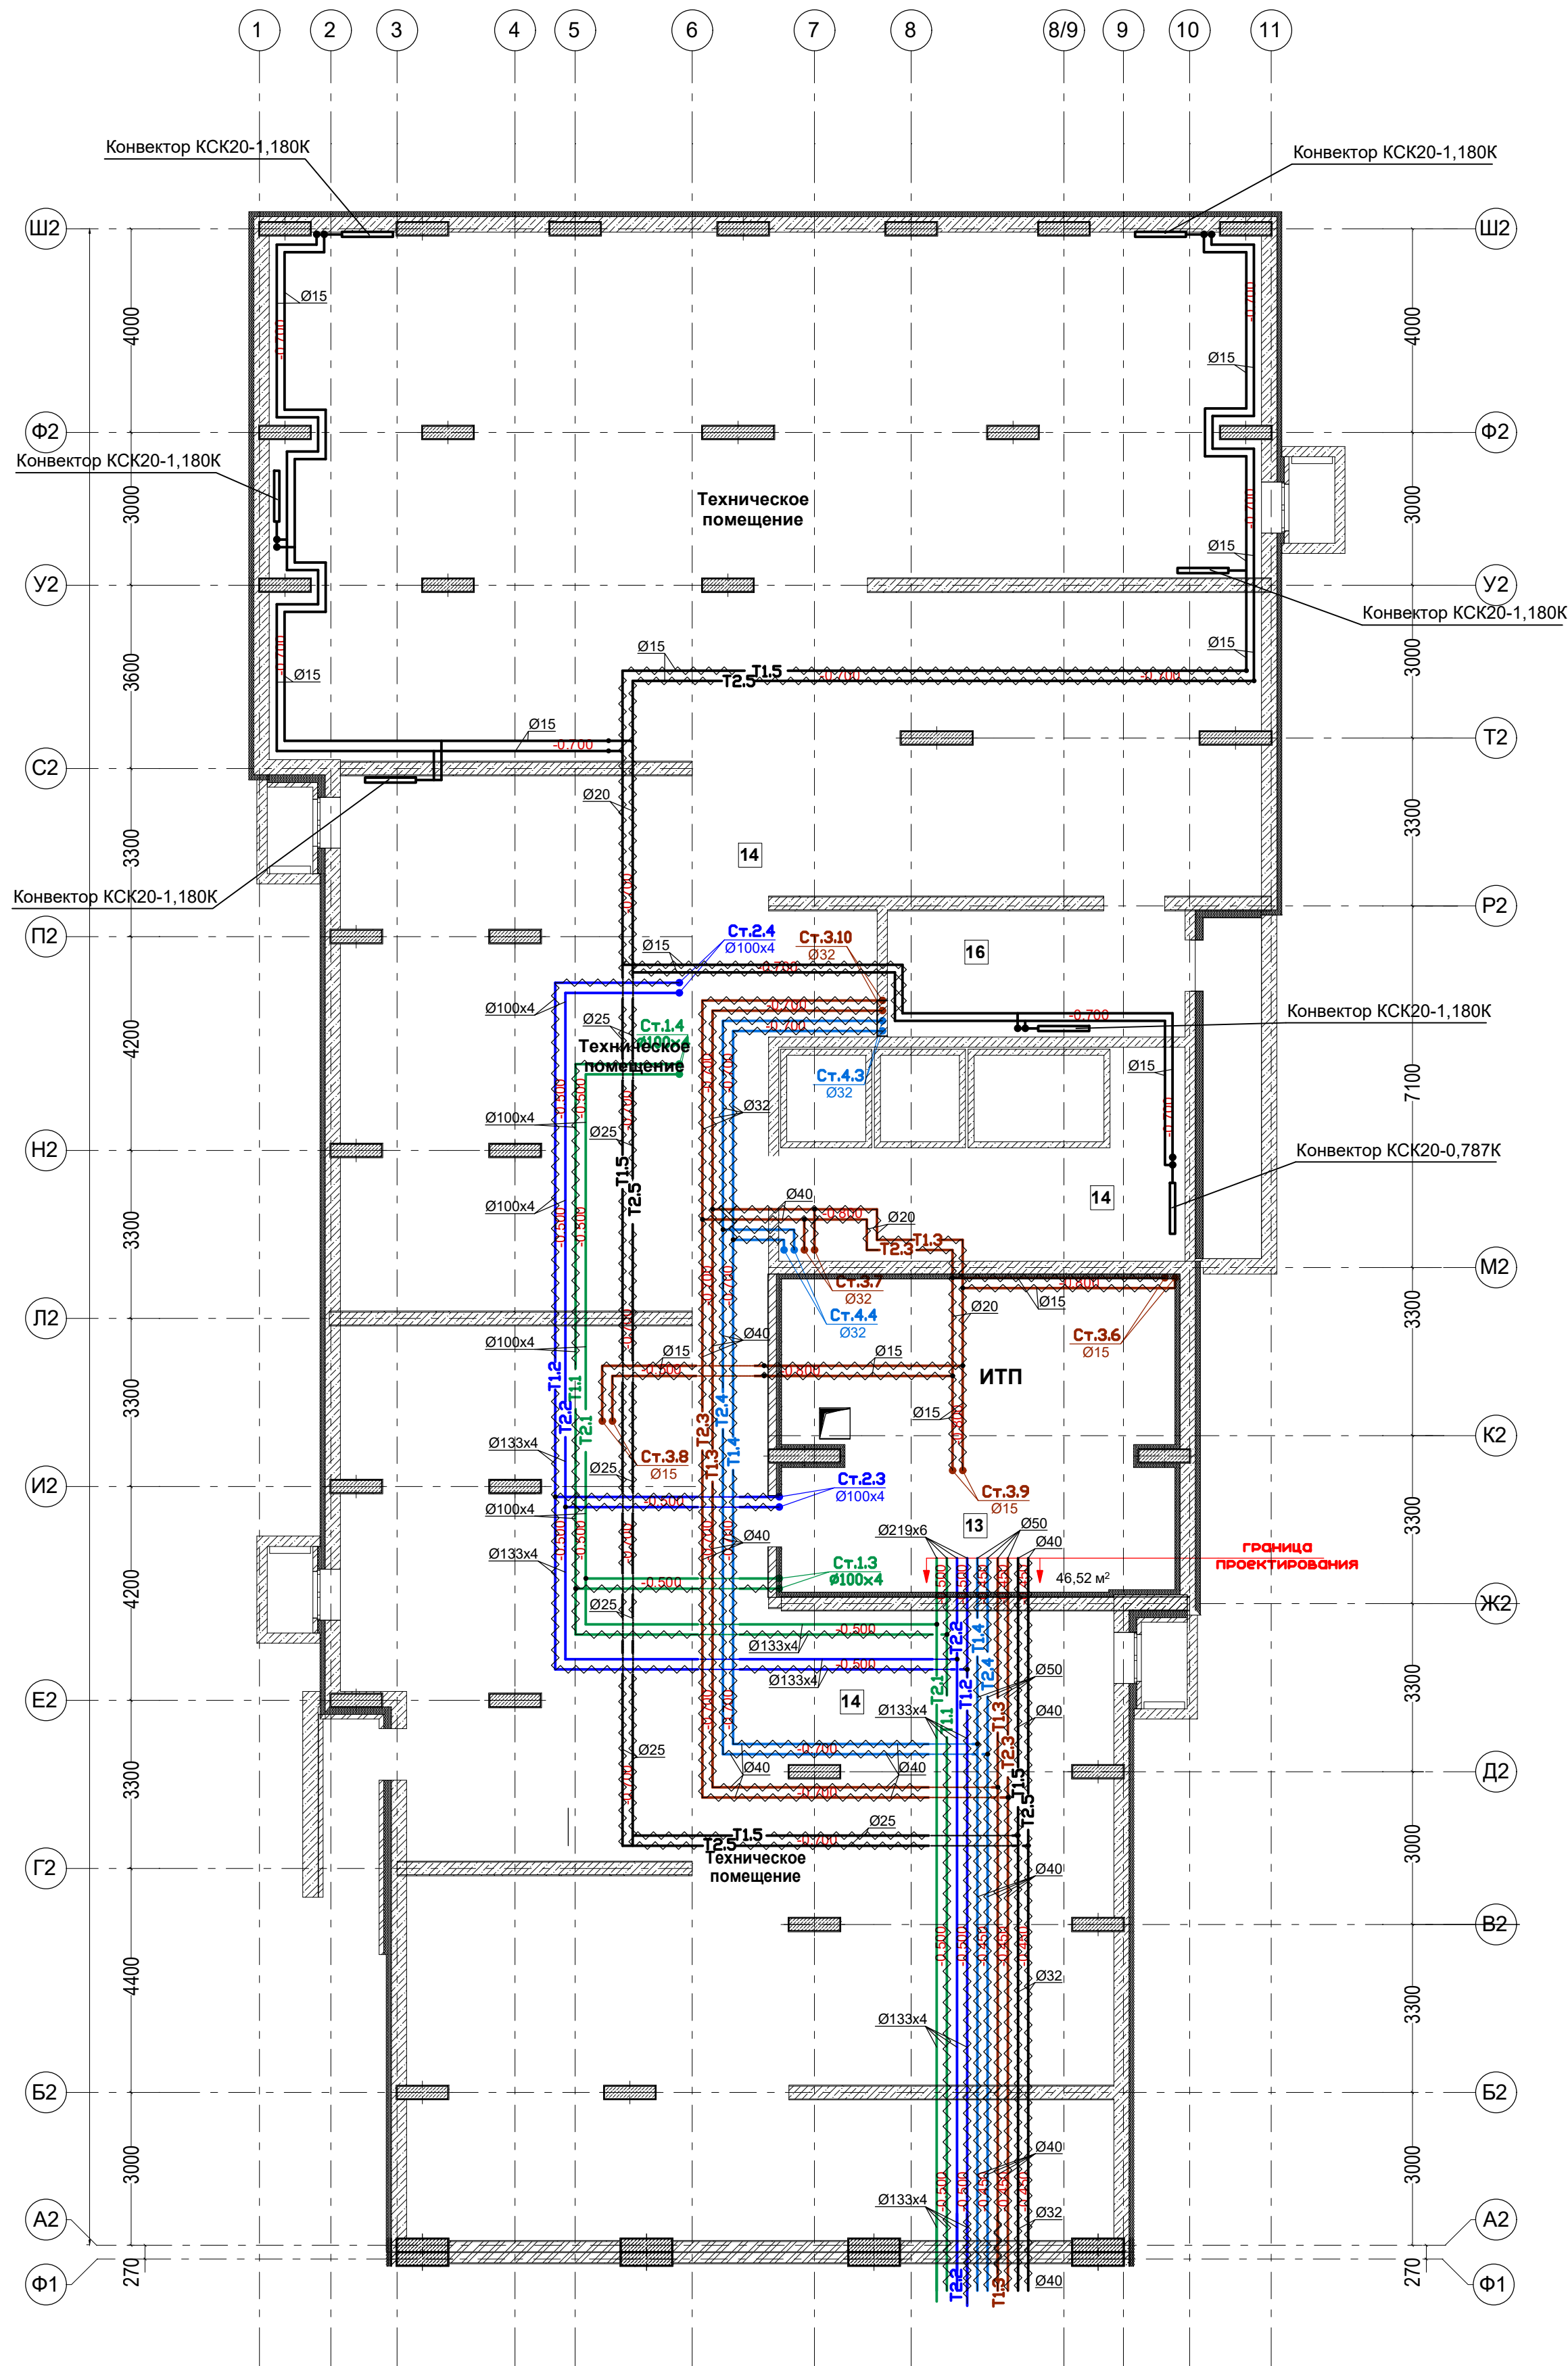


Условные обозначения:

- T1.1 - подающий трубопровод системы отопления №1 (отопление жилья первой и второй секции - 1-ая зона (1-11эт));
T2.1 - обратный трубопровод системы отопления №1 (отопление жилья первой и второй секции - 1-ая зона (1-11 эт));
T1.2 - подающий трубопровод системы отопления №2 (отопление жилья первой и второй секции - 2-ая зона (12-22 эт));
T2.2 - обратный трубопровод системы отопления №2 (отопление жилья первой и второй секции - 2-ая зона (12-22 эт));
T1.3 - подающий трубопровод системы отопления №3 (отопление лестничной клетки и лифтового холла первой и второй секции - 1 зона (1эт - 11эт));
T2.3 - обратный трубопровод системы отопления №3 (отопление лестничной клетки и лифтового холла первой и второй секции - 1 зона (1эт - 11эт));
T1.4 - подающий трубопровод системы отопления №4 (отопление лестничной клетки и лифтового холла - 2 зона (12эт - тех.эт));
T2.4 - обратный трубопровод системы отопления №4 (отопление лестничной клетки и лифтового холла - 2 зона (12эт - тех.эт));
T1.5 - подающий трубопровод системы отопления №5 (отопление подвала и технических помещений подвала);
T2.5 - обратный трубопровод системы отопления №5 (отопление подвала и технических помещений подвала);

						16-09/2019 - ОВ		
						23-этажный 2-х секционный многоквартирный жилой дом №16 (по генплану). Жилищный комплекс "Анкудиновский парк" в д.Анкудиновка Кстовского района Нижегородской области. Застройщик: ООО "Парламент"		
Изм.	Кол.уч	Лист	№ док.	Подпись	Дата	Отопление и вентиляция	Стадия	Лист
Разработал	Ваганов	Проверил	Хасянов	Иванов	Иванов		Р	15
Н. контр.						План подвала. Секция 2.	ООО "Еврогаз" Нижний Новгород	

План 1 этажа. Секция 2.

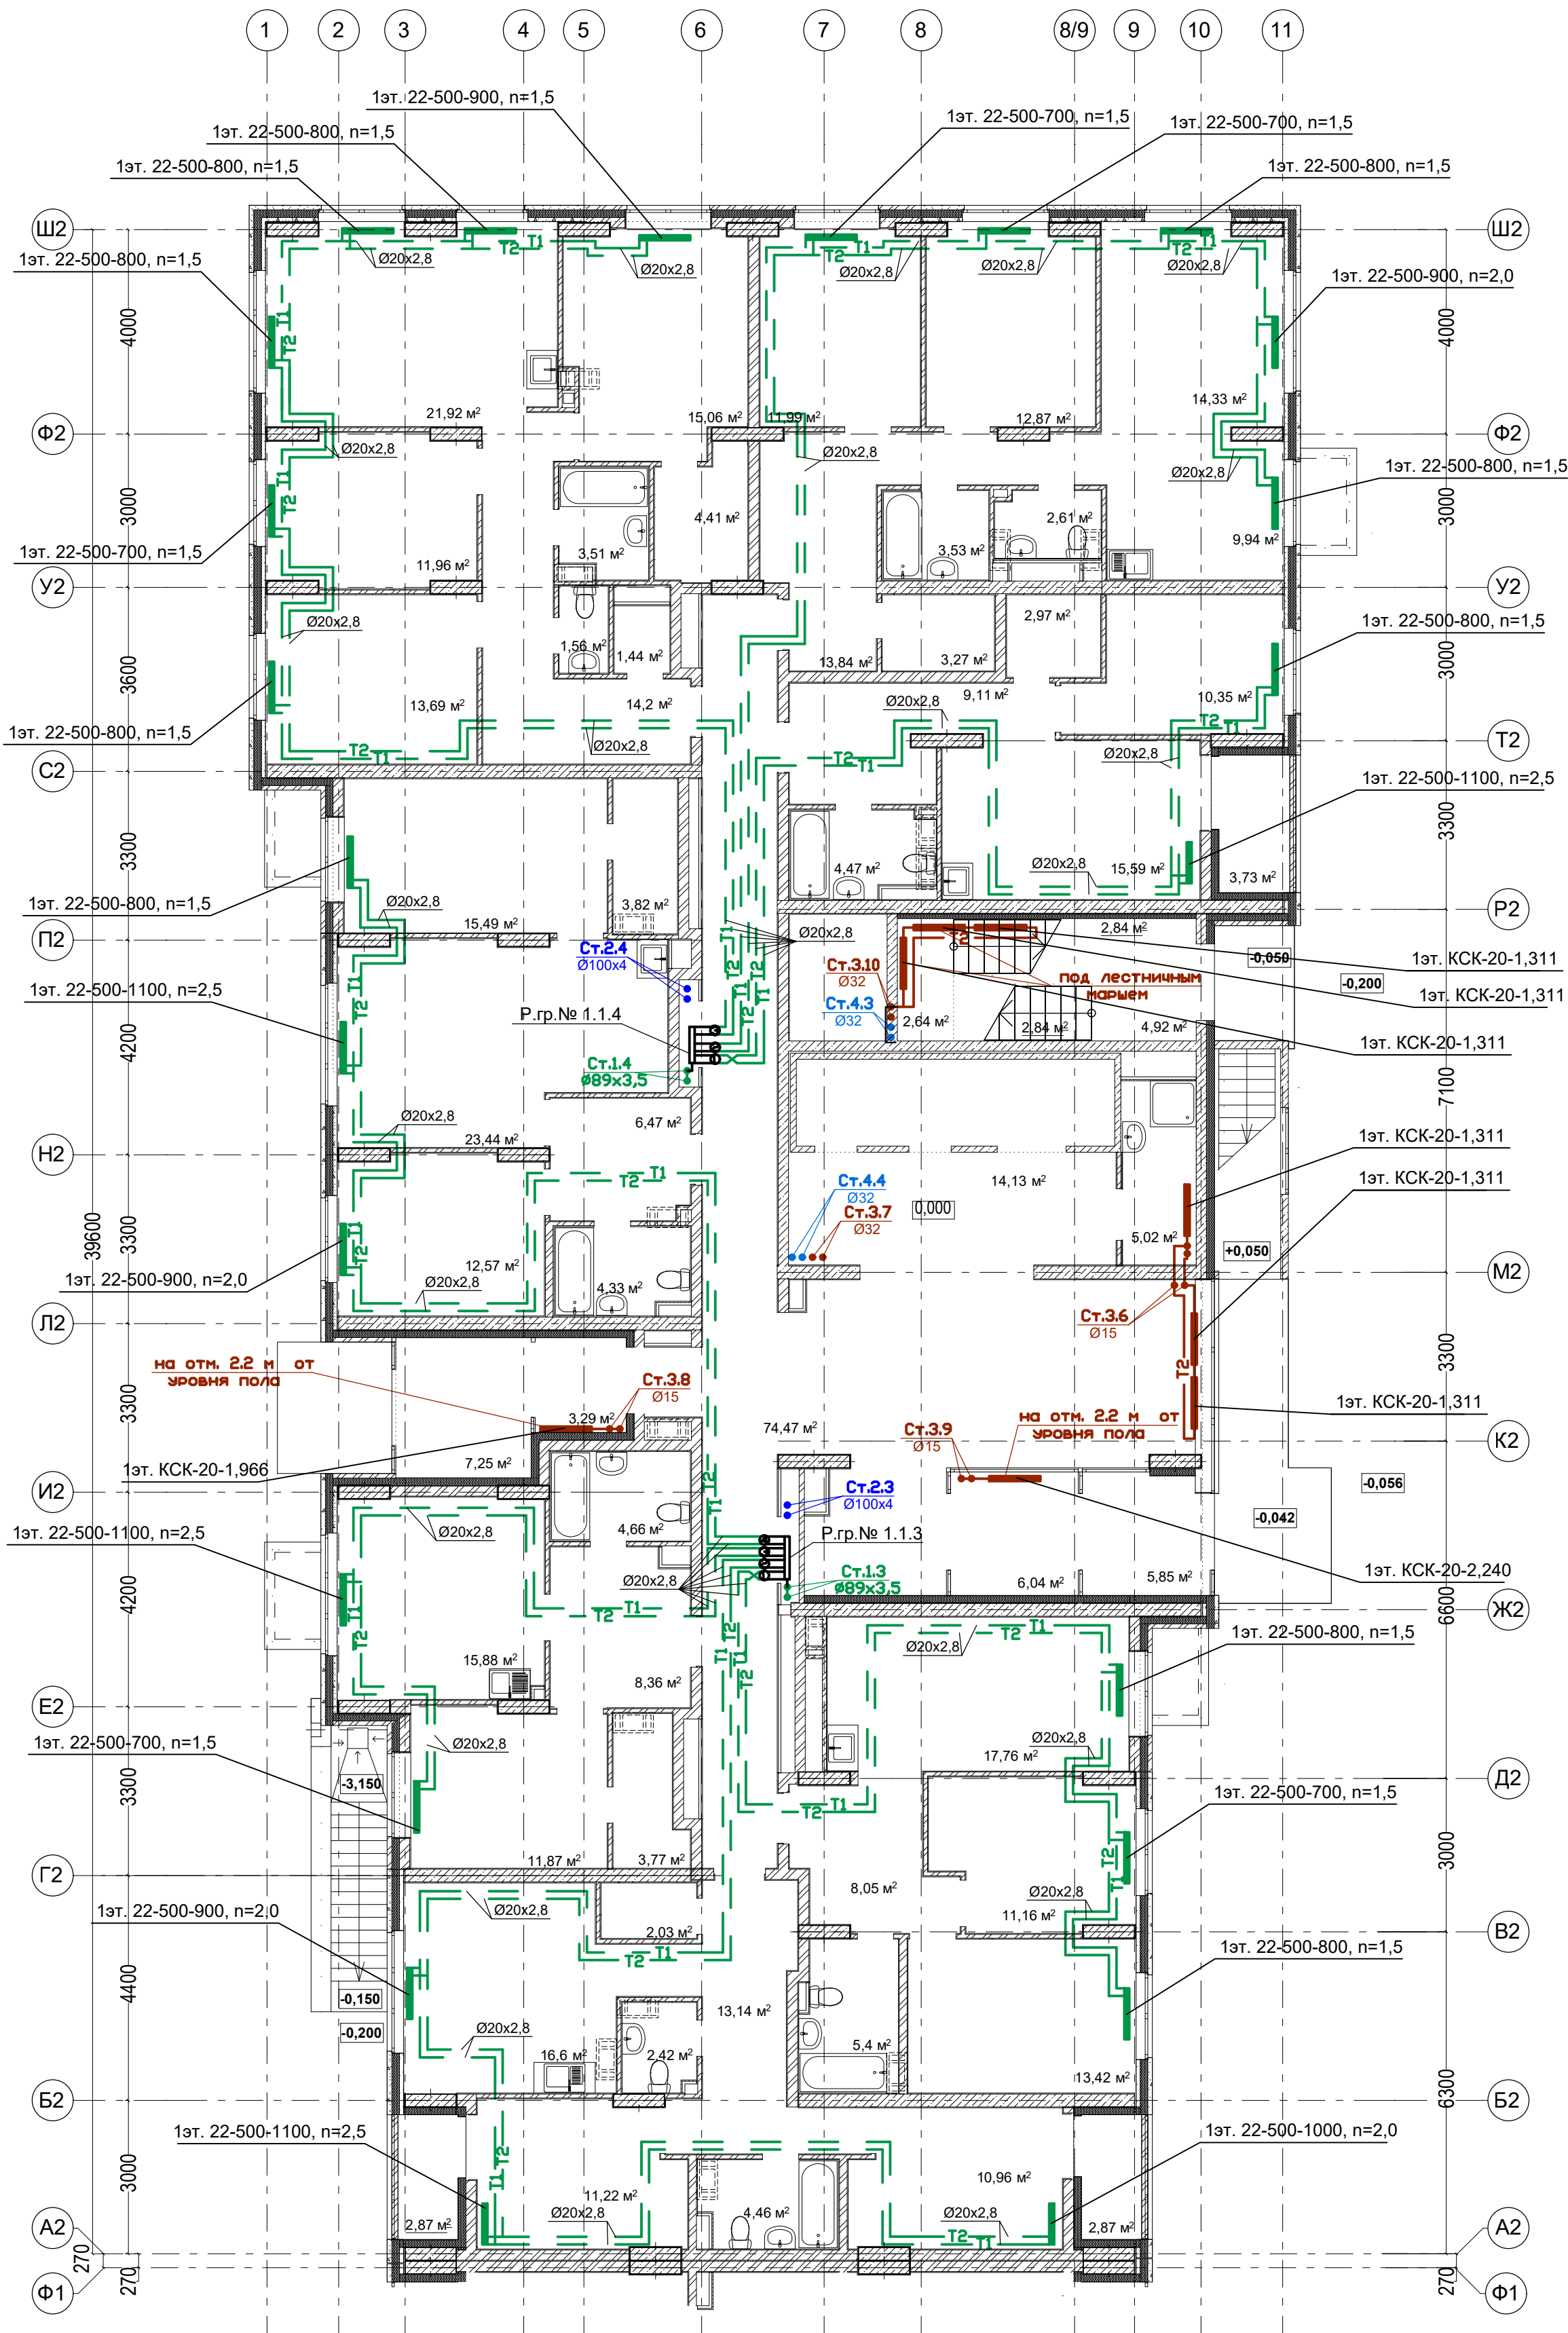

Условное обозначение:

Распределительная
ребенка № 1. 2. 1


порядковый номер ребенки
номер этажа
номер системы

Примечание:

1. Перехлест Т1 и Т2 выполнить в нише над уровнем пола у распределительной ребенки.
2. При монтаже систем отопления допускается смещение трубопроводов.
3. При прокладке под перегородками предусмотреть гильзы.

						16-09/2019 - ОВ		
						23-этажный 2-х секционный многоквартирный жилой дом №16 (по генплану). Жилищный комплекс "Анкудиновский парк" в д. Анкудиновка Кстовского района Нижегородской области. Застройщик: ООО "Парламент"		
Изм.	Кол.уч.	Лист	№ док.	Подпись	Дата	Отопление и вентиляция	Стадия	Лист
Разработал	Ваганов	Вз					Р	16
Проверил	Хасянов	Хас				План 1 этажа. Секция 2.	Листов	
Н. контр.	Пронихин	Пр					ООО "Еврогаз" Нижний Новгород	

План 2 этажа. Секция 2.

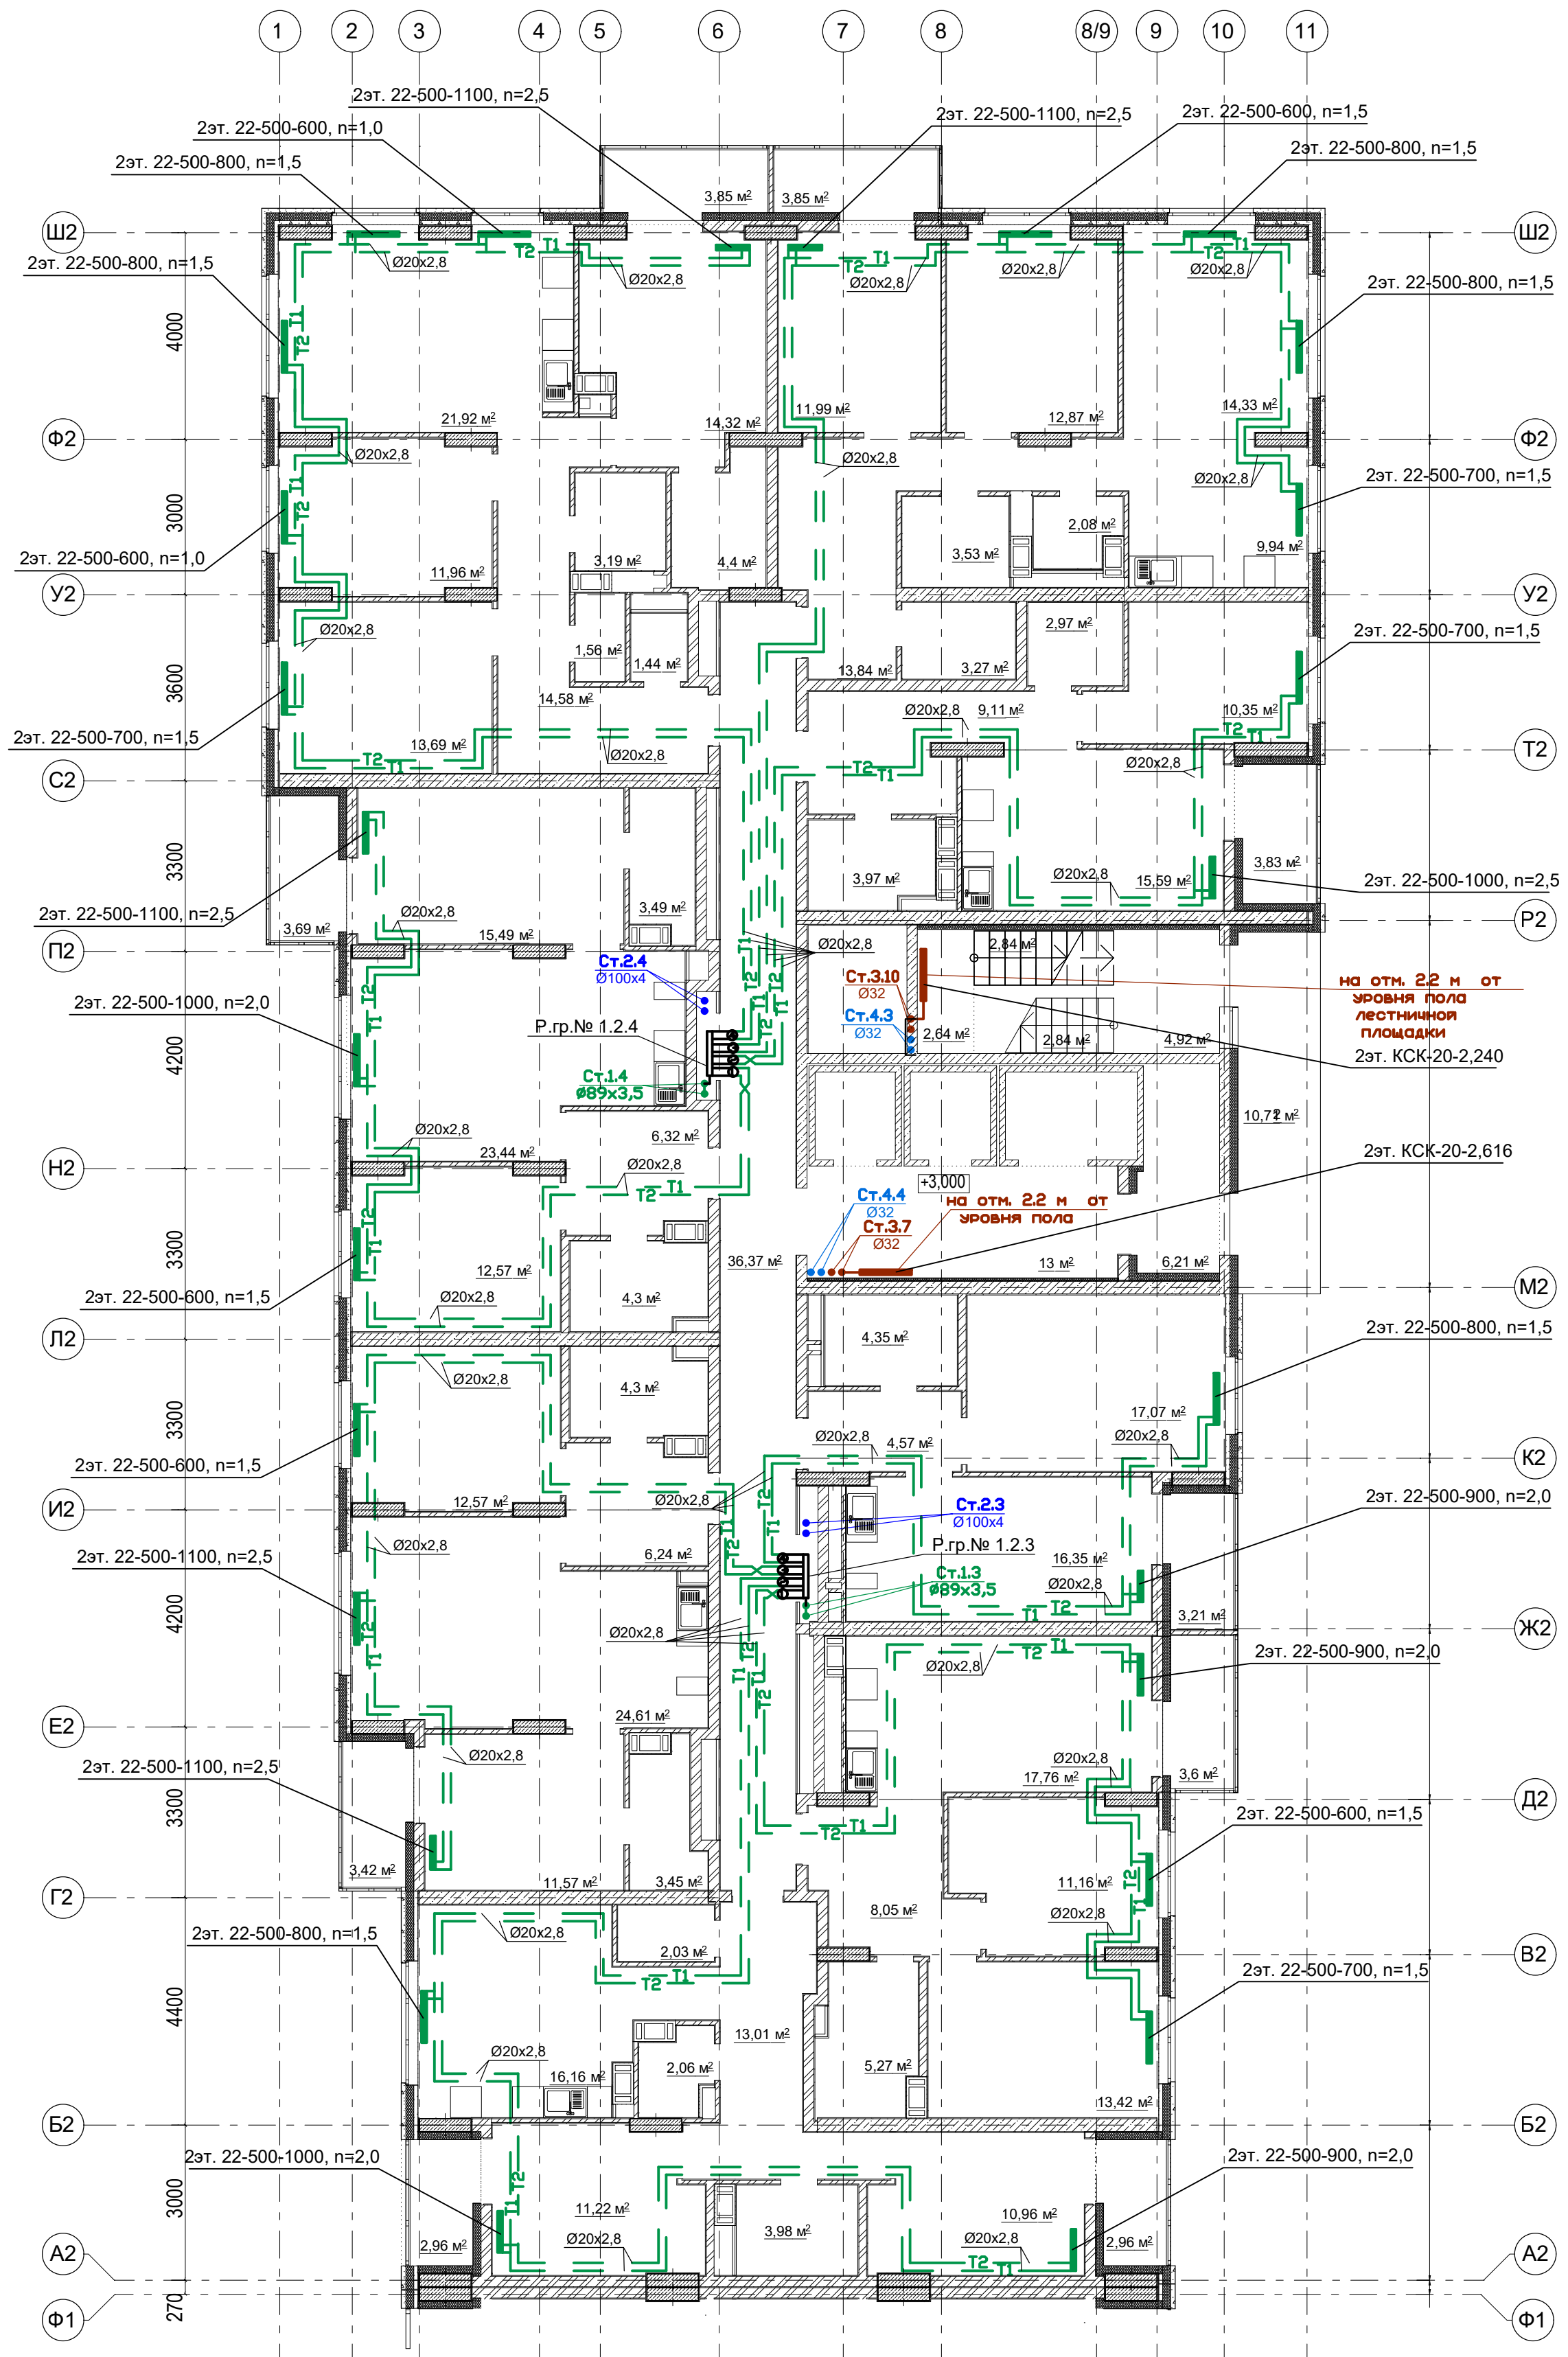

Условное обозначение:

Распределительная
ребренка № 1. 2. 1

порядковый номер ребренки

номер этажа


номер системы

Примечание:

1. Перехлест Т1 и Т2 выполнить в нише над уровнем пола у распределительной гребенки.
2. При монтаже систем отопления допускается смещение трубопроводов.
3. При прокладке под перегородками предусмотреть гильзы.

						16-09/2019 - ОБ			
						23-этажный 2-х секционный многоквартирный жилой дом №16 (по генплану). Жилищный комплекс "Анкудиновский парк" в д.Анкудиновка Кстовского района Нижегородской области. Застройщик: ООО "Парламент"			
Изм.	Кол.уч	Лист	№ док.	Подпись	Дата	Отопление и вентиляция	Стация	Лист	Листов
Разработал	Ваганов			<i>Вг</i>			Р	17	
Проверил	Хасянов			<i>Хася</i>					
Н. контр.	Пронихин			<i>Пч</i>		План 2 этажа. Секция 2.	ООО "Еврогаз" Нижный Новгород		


План 3-5 этажей. Секция 2.

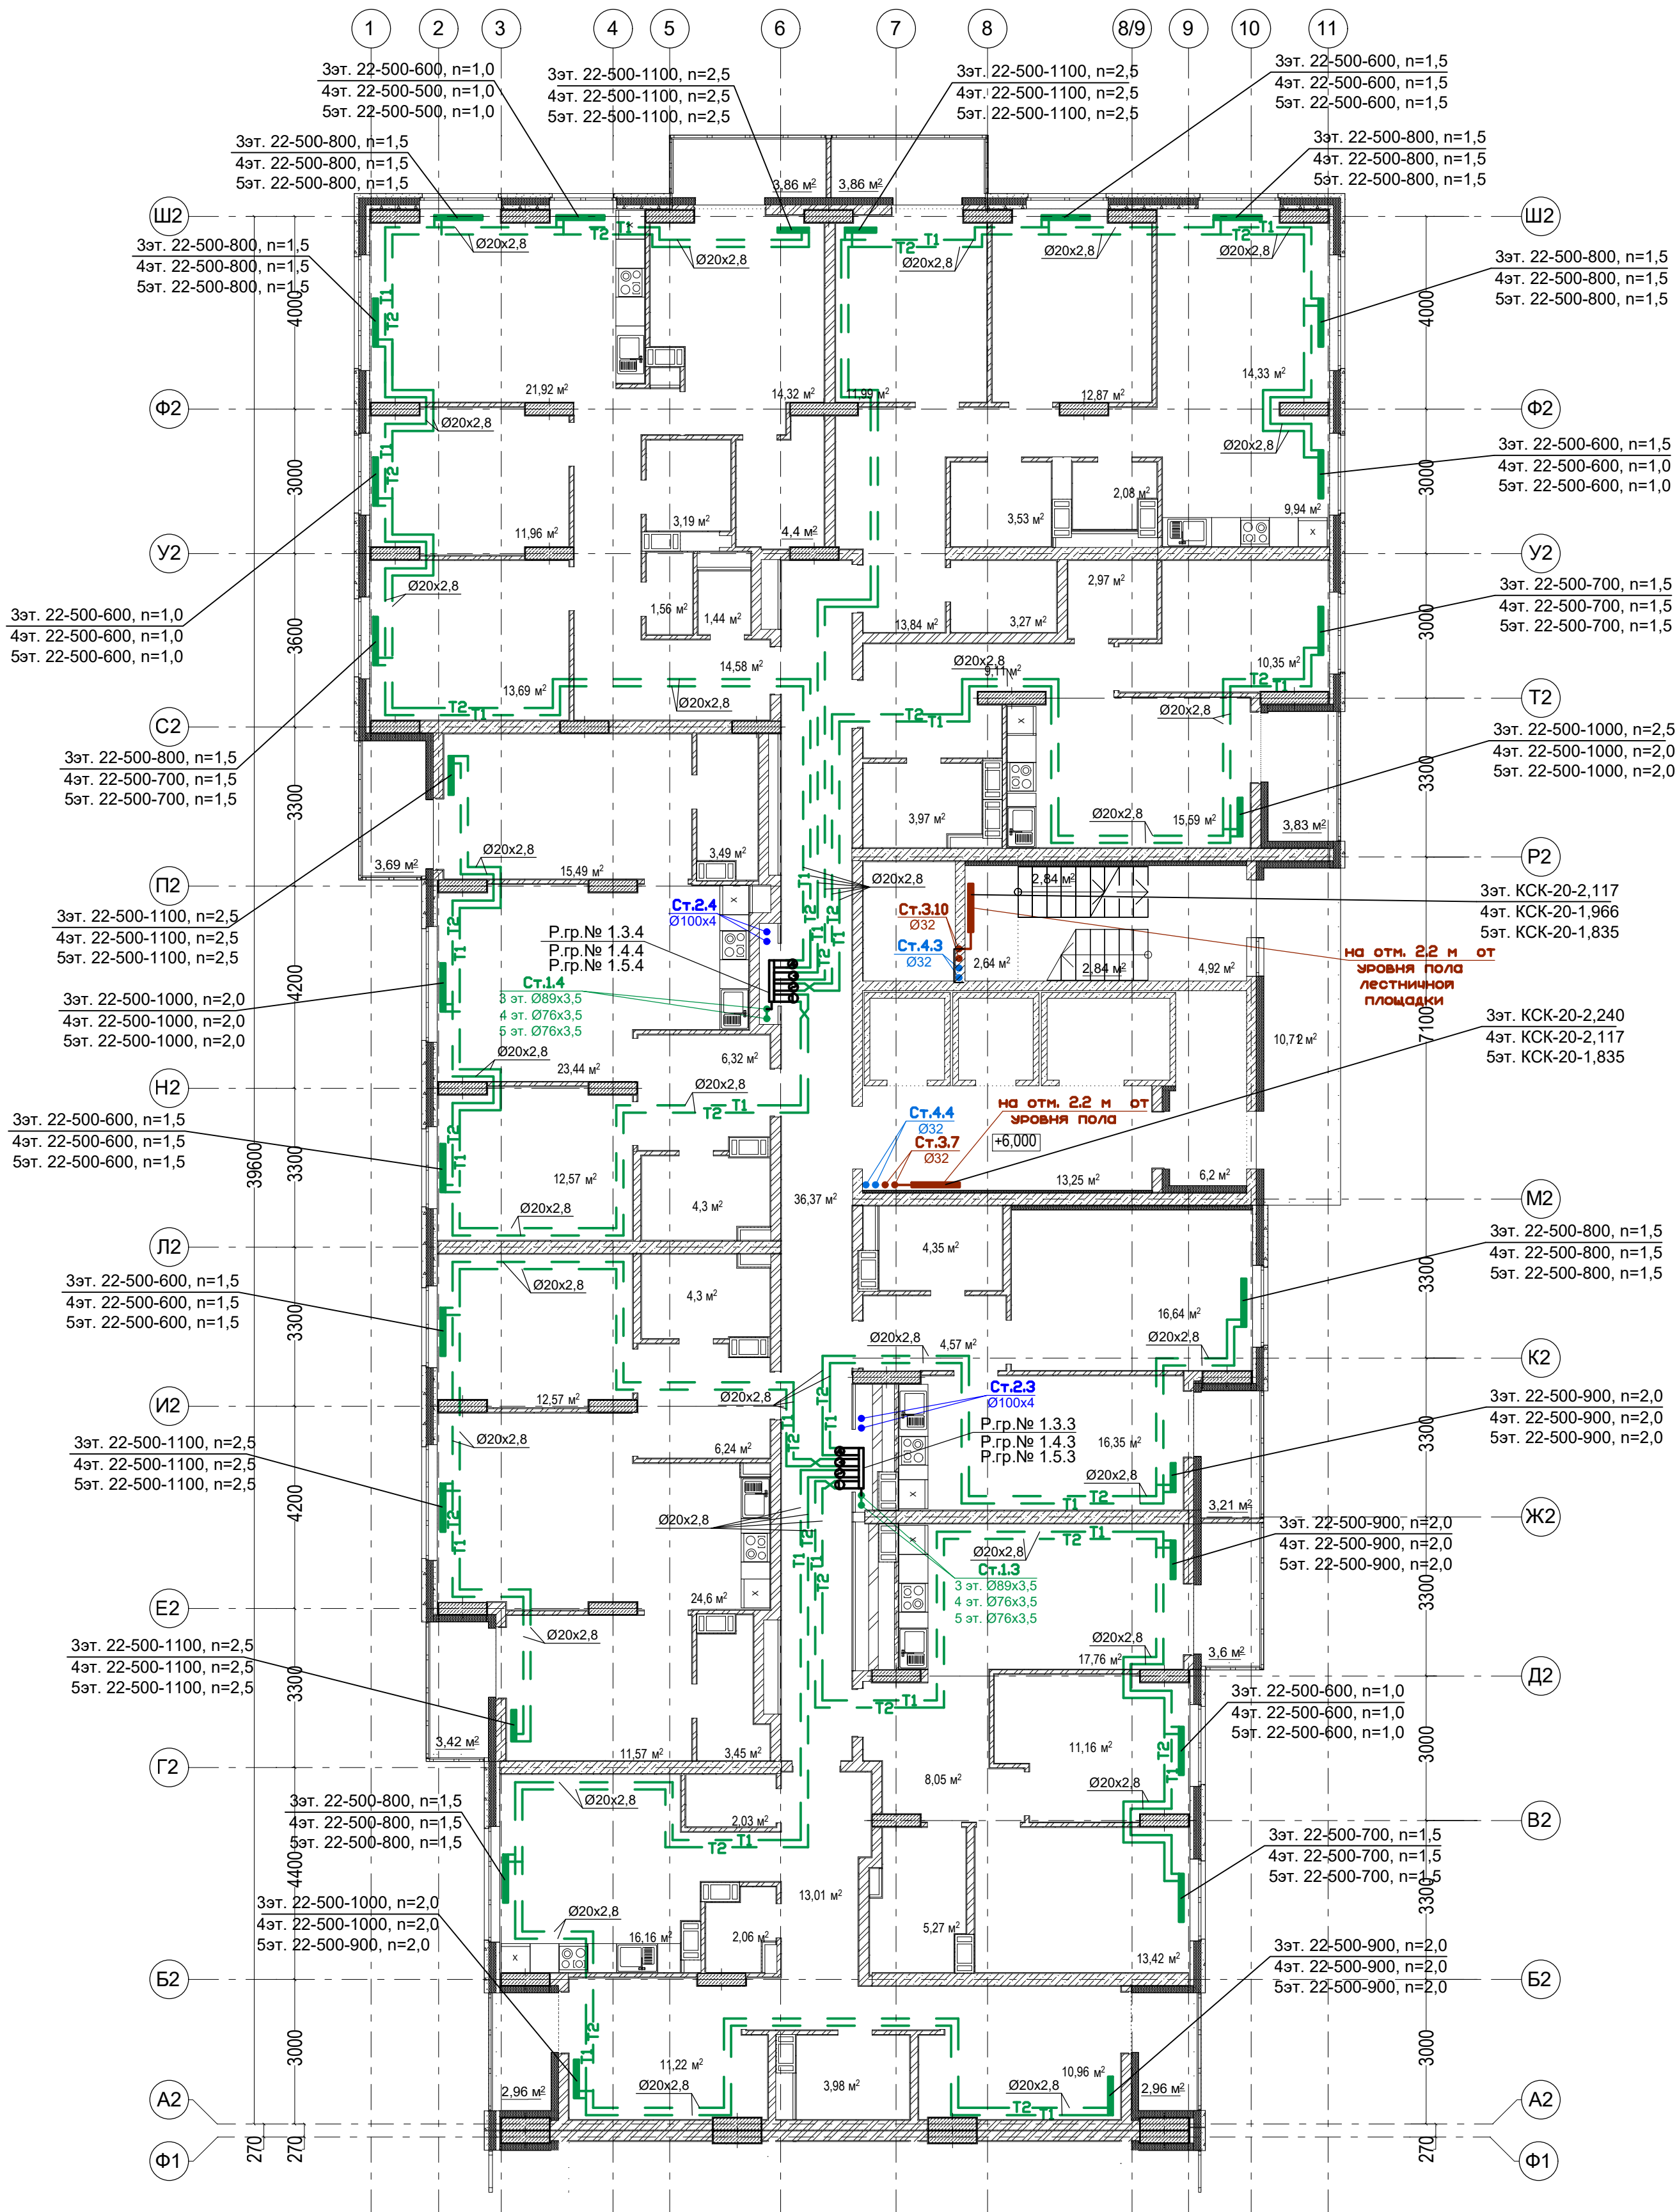

Примечание:
1. Перехлест Т1 и Т2 выполнить в нише над уровнем пола у распределительной гребенки.
2. При монтаже систем отопления допускается смещение трубопроводов.
3. При прокладке под перегородками предусмотреть гильзы.

						16-09/2019 - ОВ				
						23-этажный 2-х секционный многоквартирный жилой дом №16 (по генплану). Жилищный комплекс "Анкудиновский парк" в д.Анкудиновка Кстовского района Нижегородской области. Застройщик: ООО "Парламент"				
Изм.	Кол.уч	Лист	№ док.	Подпись	Дата					
Разработал	Ваганов			<i>Вг</i>		Отопление и вентиляция		Стадия	Лист	Листов
Проверил	Хасянов			<i>Хася</i>				Р	18	
Н. контр.	Пронихин			<i>Ппр</i>		План 3-5 этажей. Секция 2.		ООО "Еврогаз" Нижегород		

План 6-8 этажей. Секция 2.

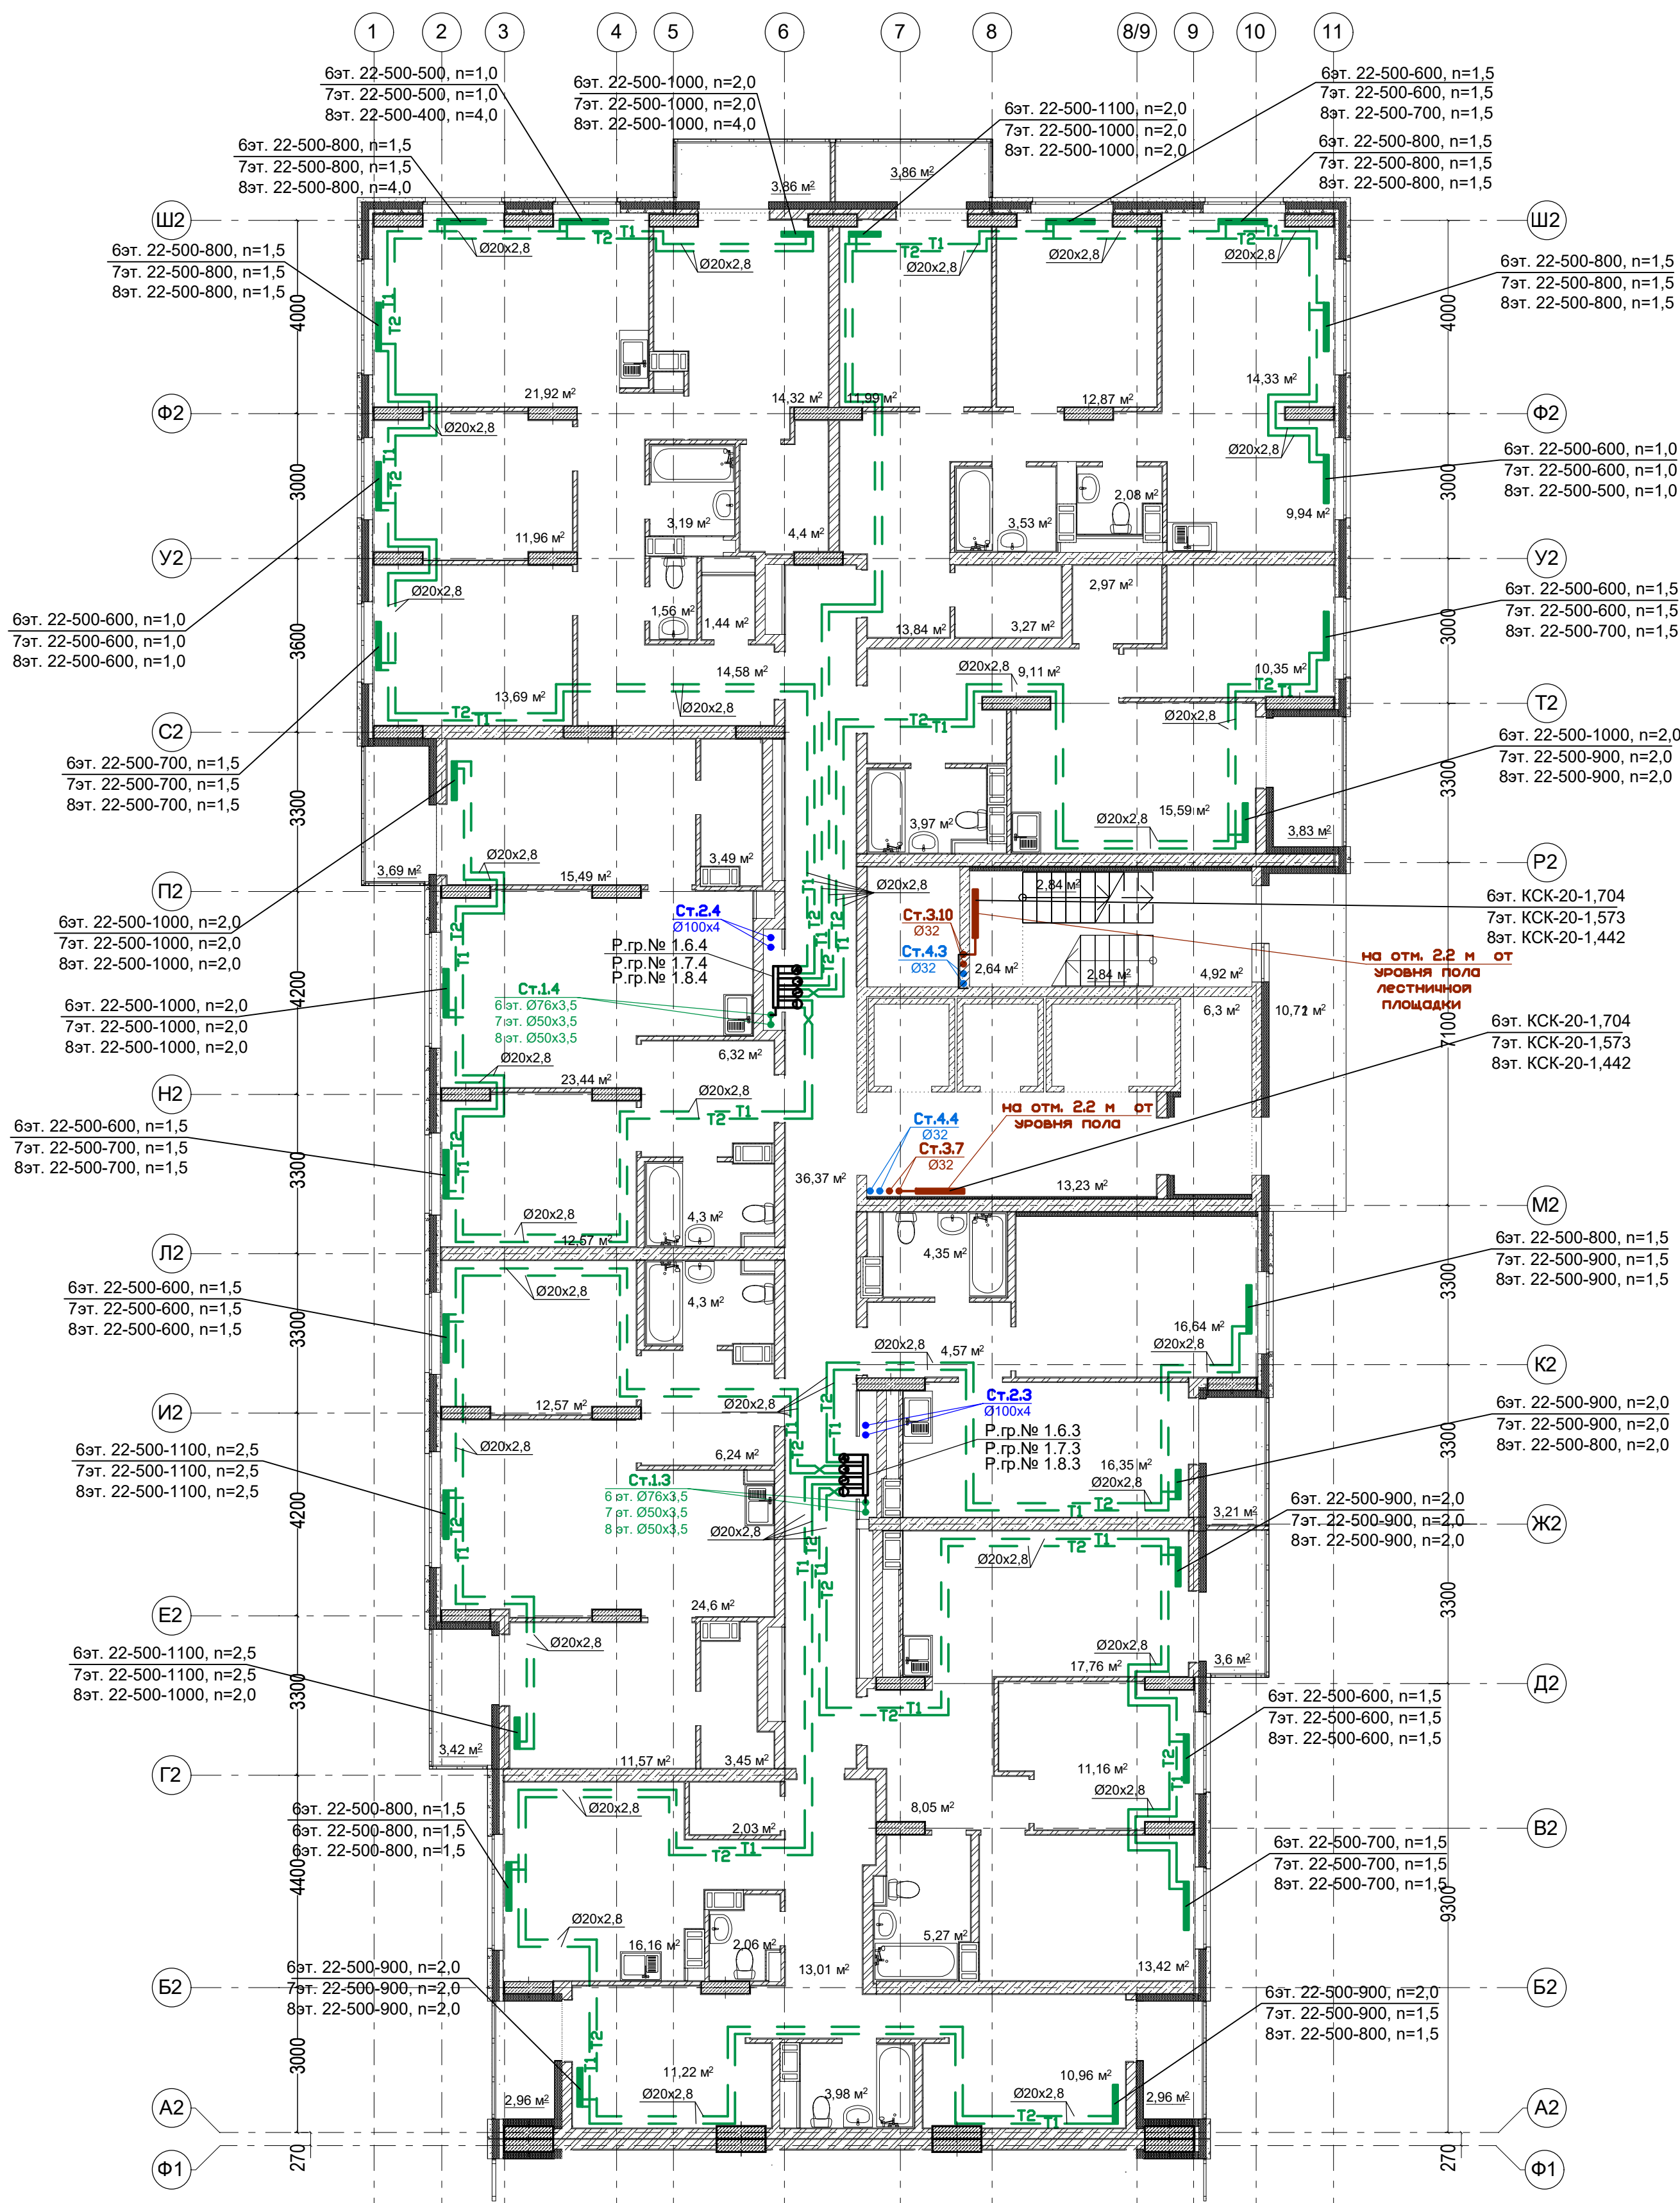

Условное обозначение:

Распределительная
ребенка № 1. 2. 1

порядковый номер ребенки
номер этажа
номер системы

Примечание:


1. Переключатель Т1 и Т2 выполнить в нише над уровнем пола у распределительной ребенки.

2. При монтаже систем отопления допускается смещение трубопроводов.

3. При прокладке под перегородками предусмотреть гильзы.

16-09/2019 - ОВ					
23-этажный 2-х секционный многоквартирный жилой дом №16 (по генплану). Жилищный комплекс "Анкудиновский парк" в д.Анкудиновка Кстовского района Нижегородской области. Застройщик: ООО "Парламент"					
Изм.	Кол.уч.	Лист	№ док.	Подпись	Дата
Разработал	Ваганов	Взг			
Проверил	Хасянов	Хася			
Н. контр.	Пронихин	Пнх			
Отопление и вентиляция				Р	Листов
План 6-8 этажей. Секция 2.				19	
ООО "Еврогаз" Нижний Новгород					


План 9-10 этажей. Секция 2.

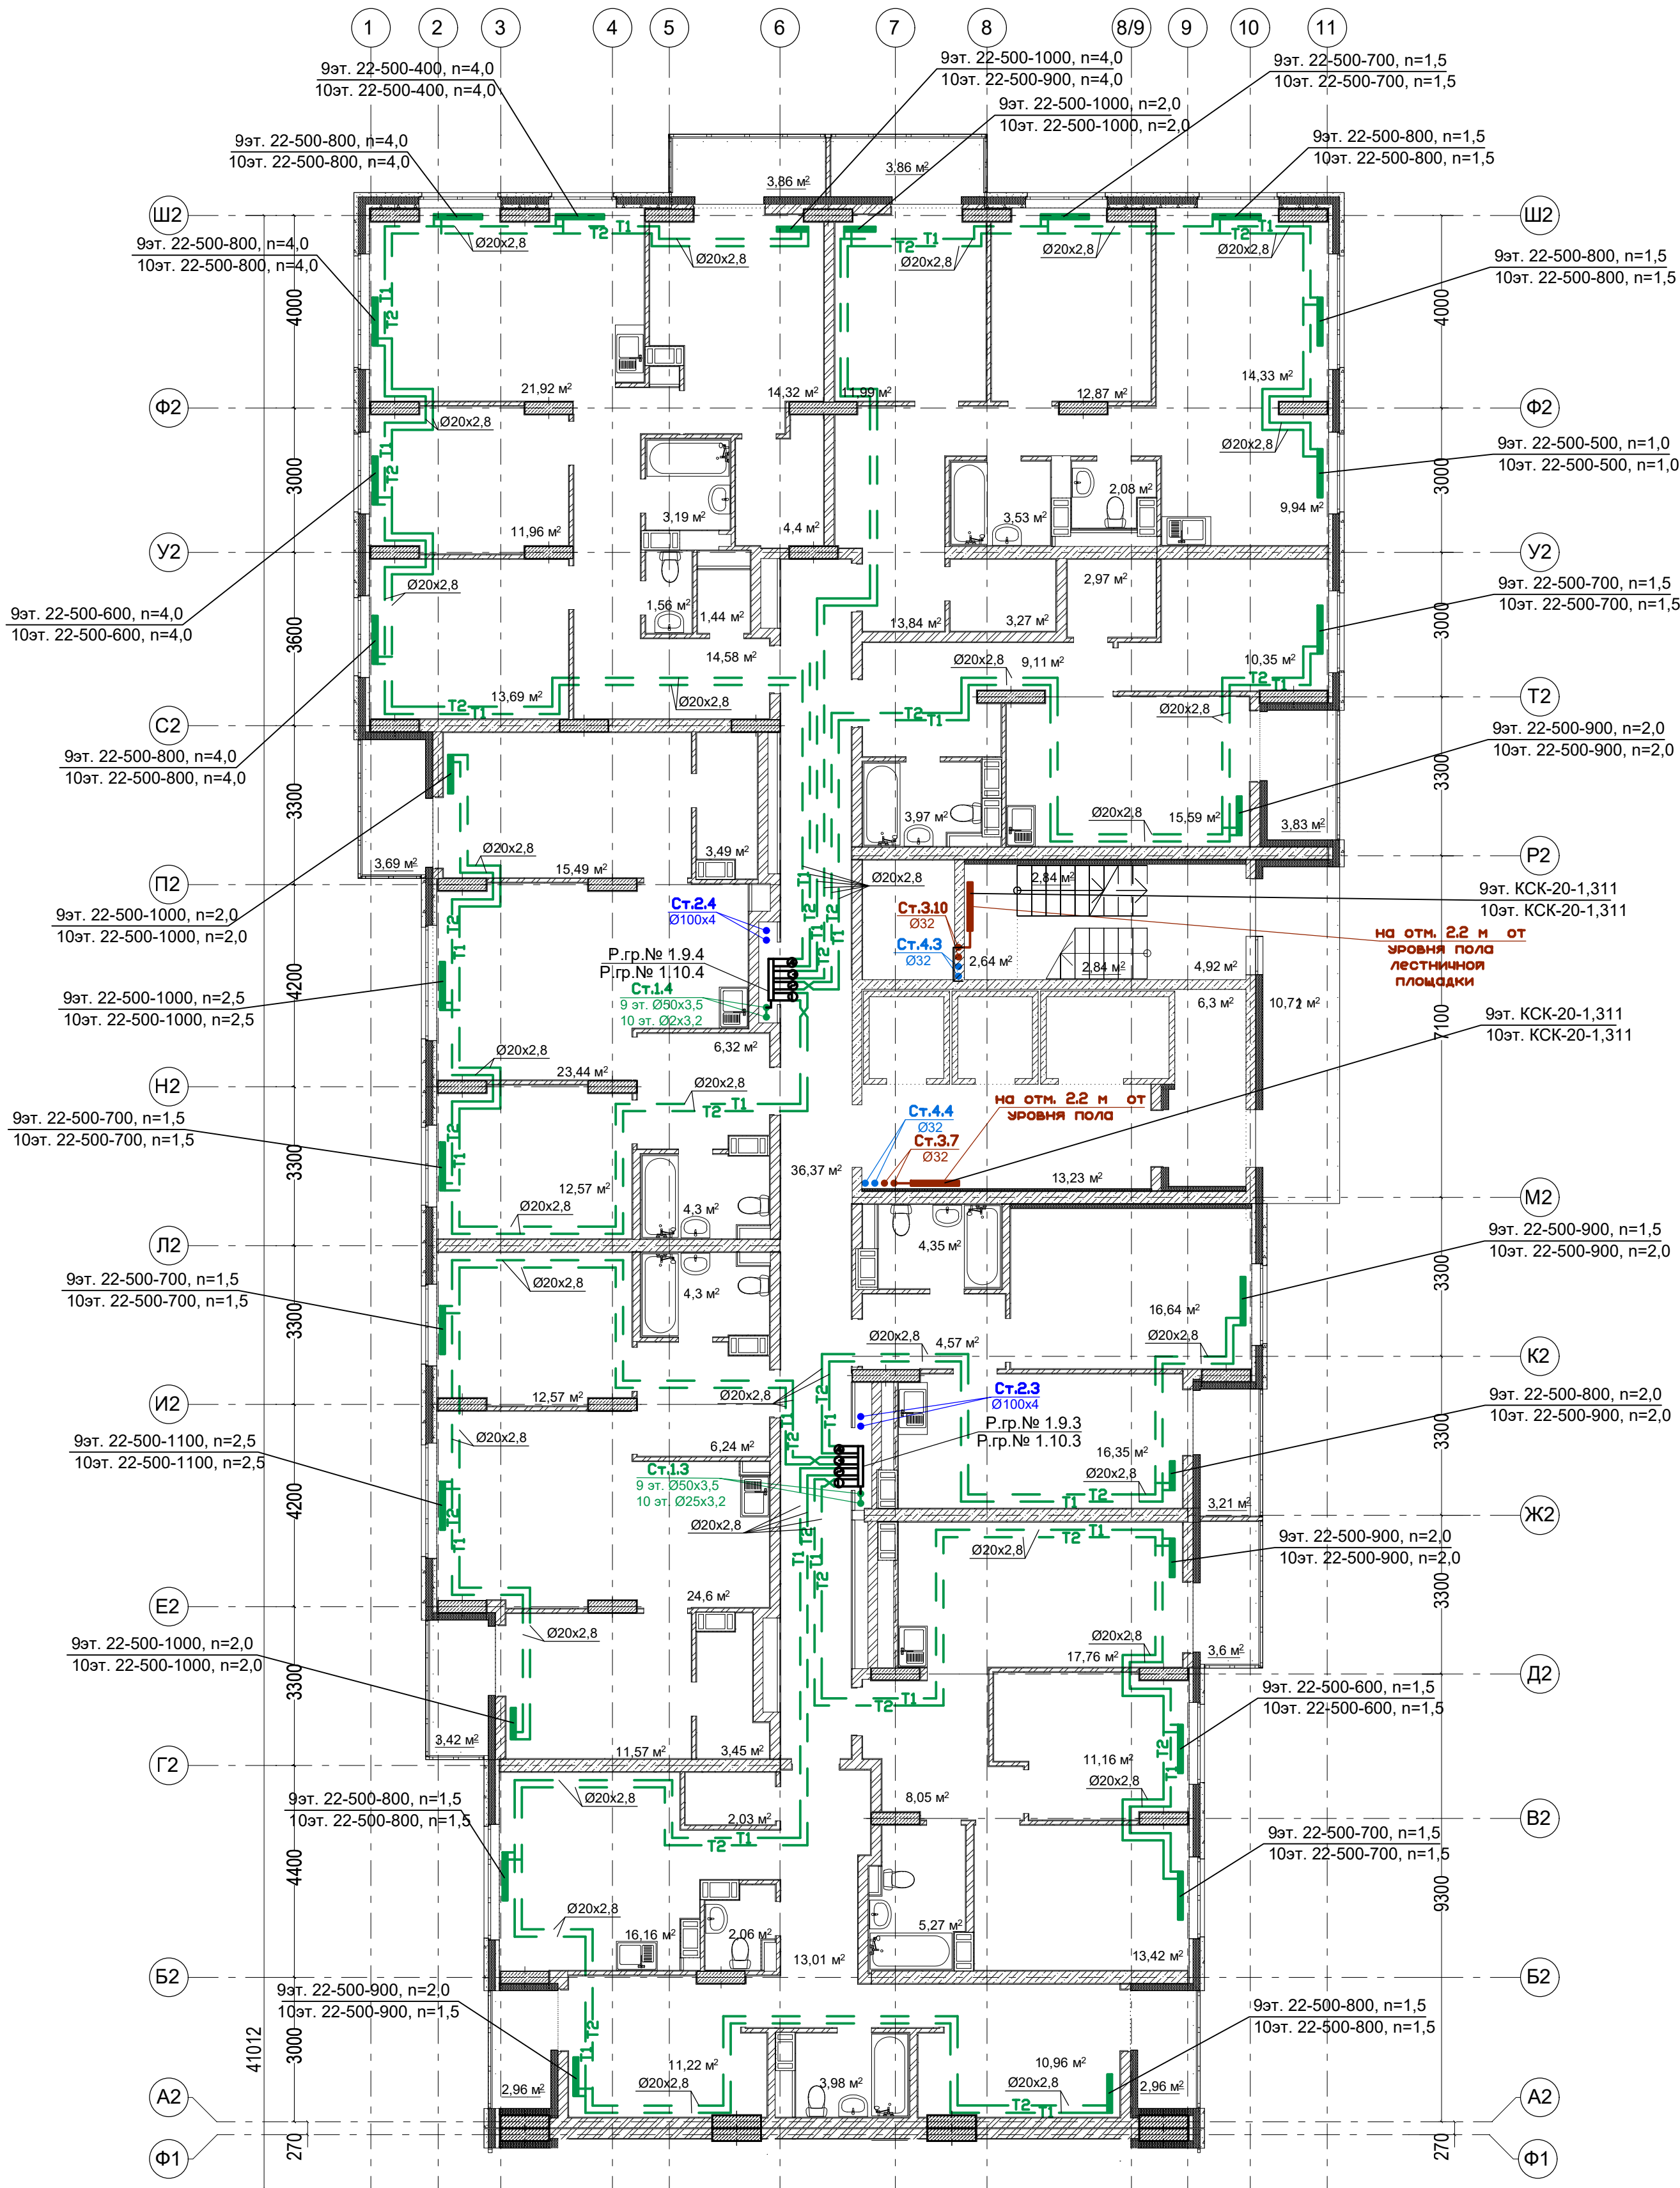

Примечание:
1. Перехлест Т1 и Т2 выполнить в нише над уровнем пола у распределительной гребенки.
2. При монтаже систем отопления допускается смещение трубопроводов.
3. При прокладке под перегородками предусмотреть гильзы.

						16-09/2019 - ОВ		
						23-этажный 2-х секционный многоквартирный жилой дом №16 (по генплану). Жилищный комплекс "Анкудиновский парк" в д.Анкудиновка Кстовского района Нижегородской области. Застройщик: ООО "Парламент"		
Изм.	Кол.уч.	Лист	№ док.	Подпись	Дата	Отопление и вентиляция	Стадия	Лист
Разработал	Ваганов	Бор					Р	20
Проверил	Хасянов	Хас				Пан 9-10 этажей. Секция 2.	ООО "Еврогаз" Нижний Новгород	
Н. контр.	Пронихин	Пр						


План 11 этажа. Секция 2.

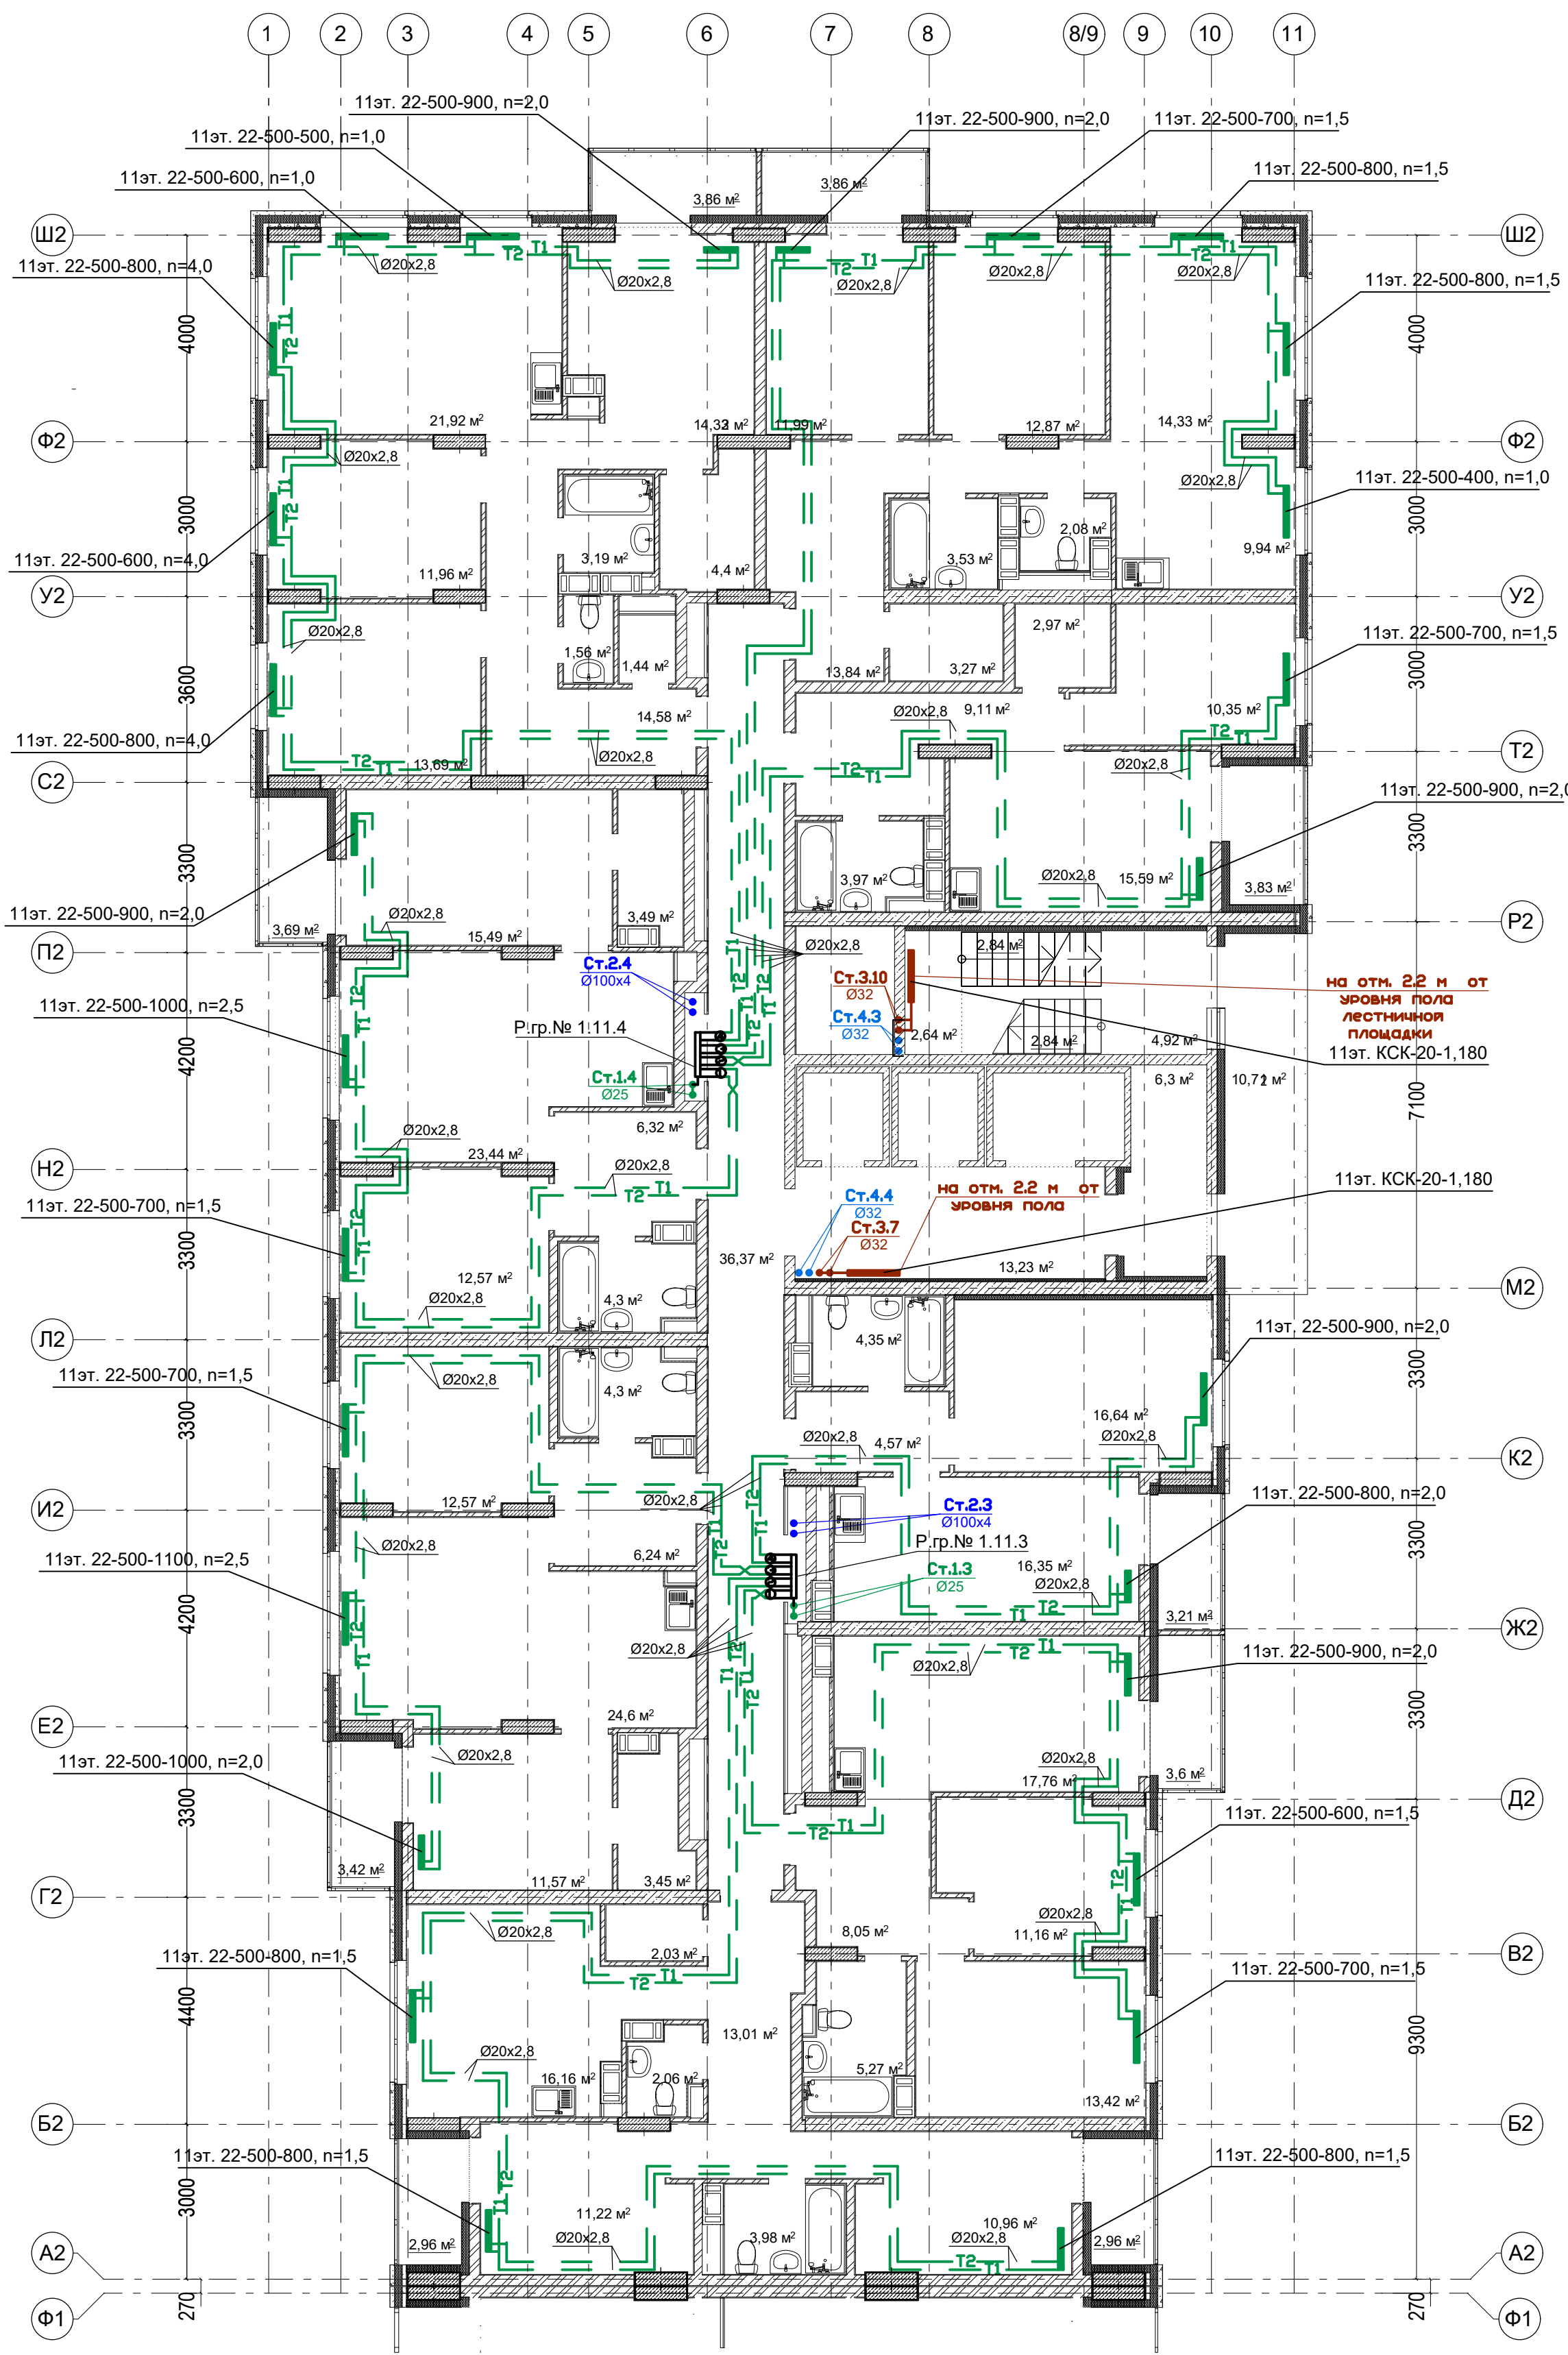

Примечание:
1. Перехлест Т1 и Т2 выполнить в нише над уровнем пола у распределительной гребенки.
2. При монтаже систем отопления допускается смещение трубопроводов.
3. При прокладке под перегородками предусмотреть гильзы.

						16-09/2019 - ОВ		
						23-этажный 2-х секционный многоквартирный жилой дом №16 (по генплану). Жилищный комплекс "Анкудиновский парк" в д.Анкудиновка Кстовского района Нижегородской области. Застройщик: ООО "Парламент"		
Изм.	Кол.уч.	Лист	№ док.	Подпись	Дата	Отопление и вентиляция	Стадия	Лист
Разработал	Ваганов	Бор					Р	21
Проверил	Хасянов	Хас				Пан 11 этажа. Секция 2.	ООО "Еврогаз" Нижегород	
Н. контр.	Пронихин	Пр						

План 12-14 этажей. Секция 2.

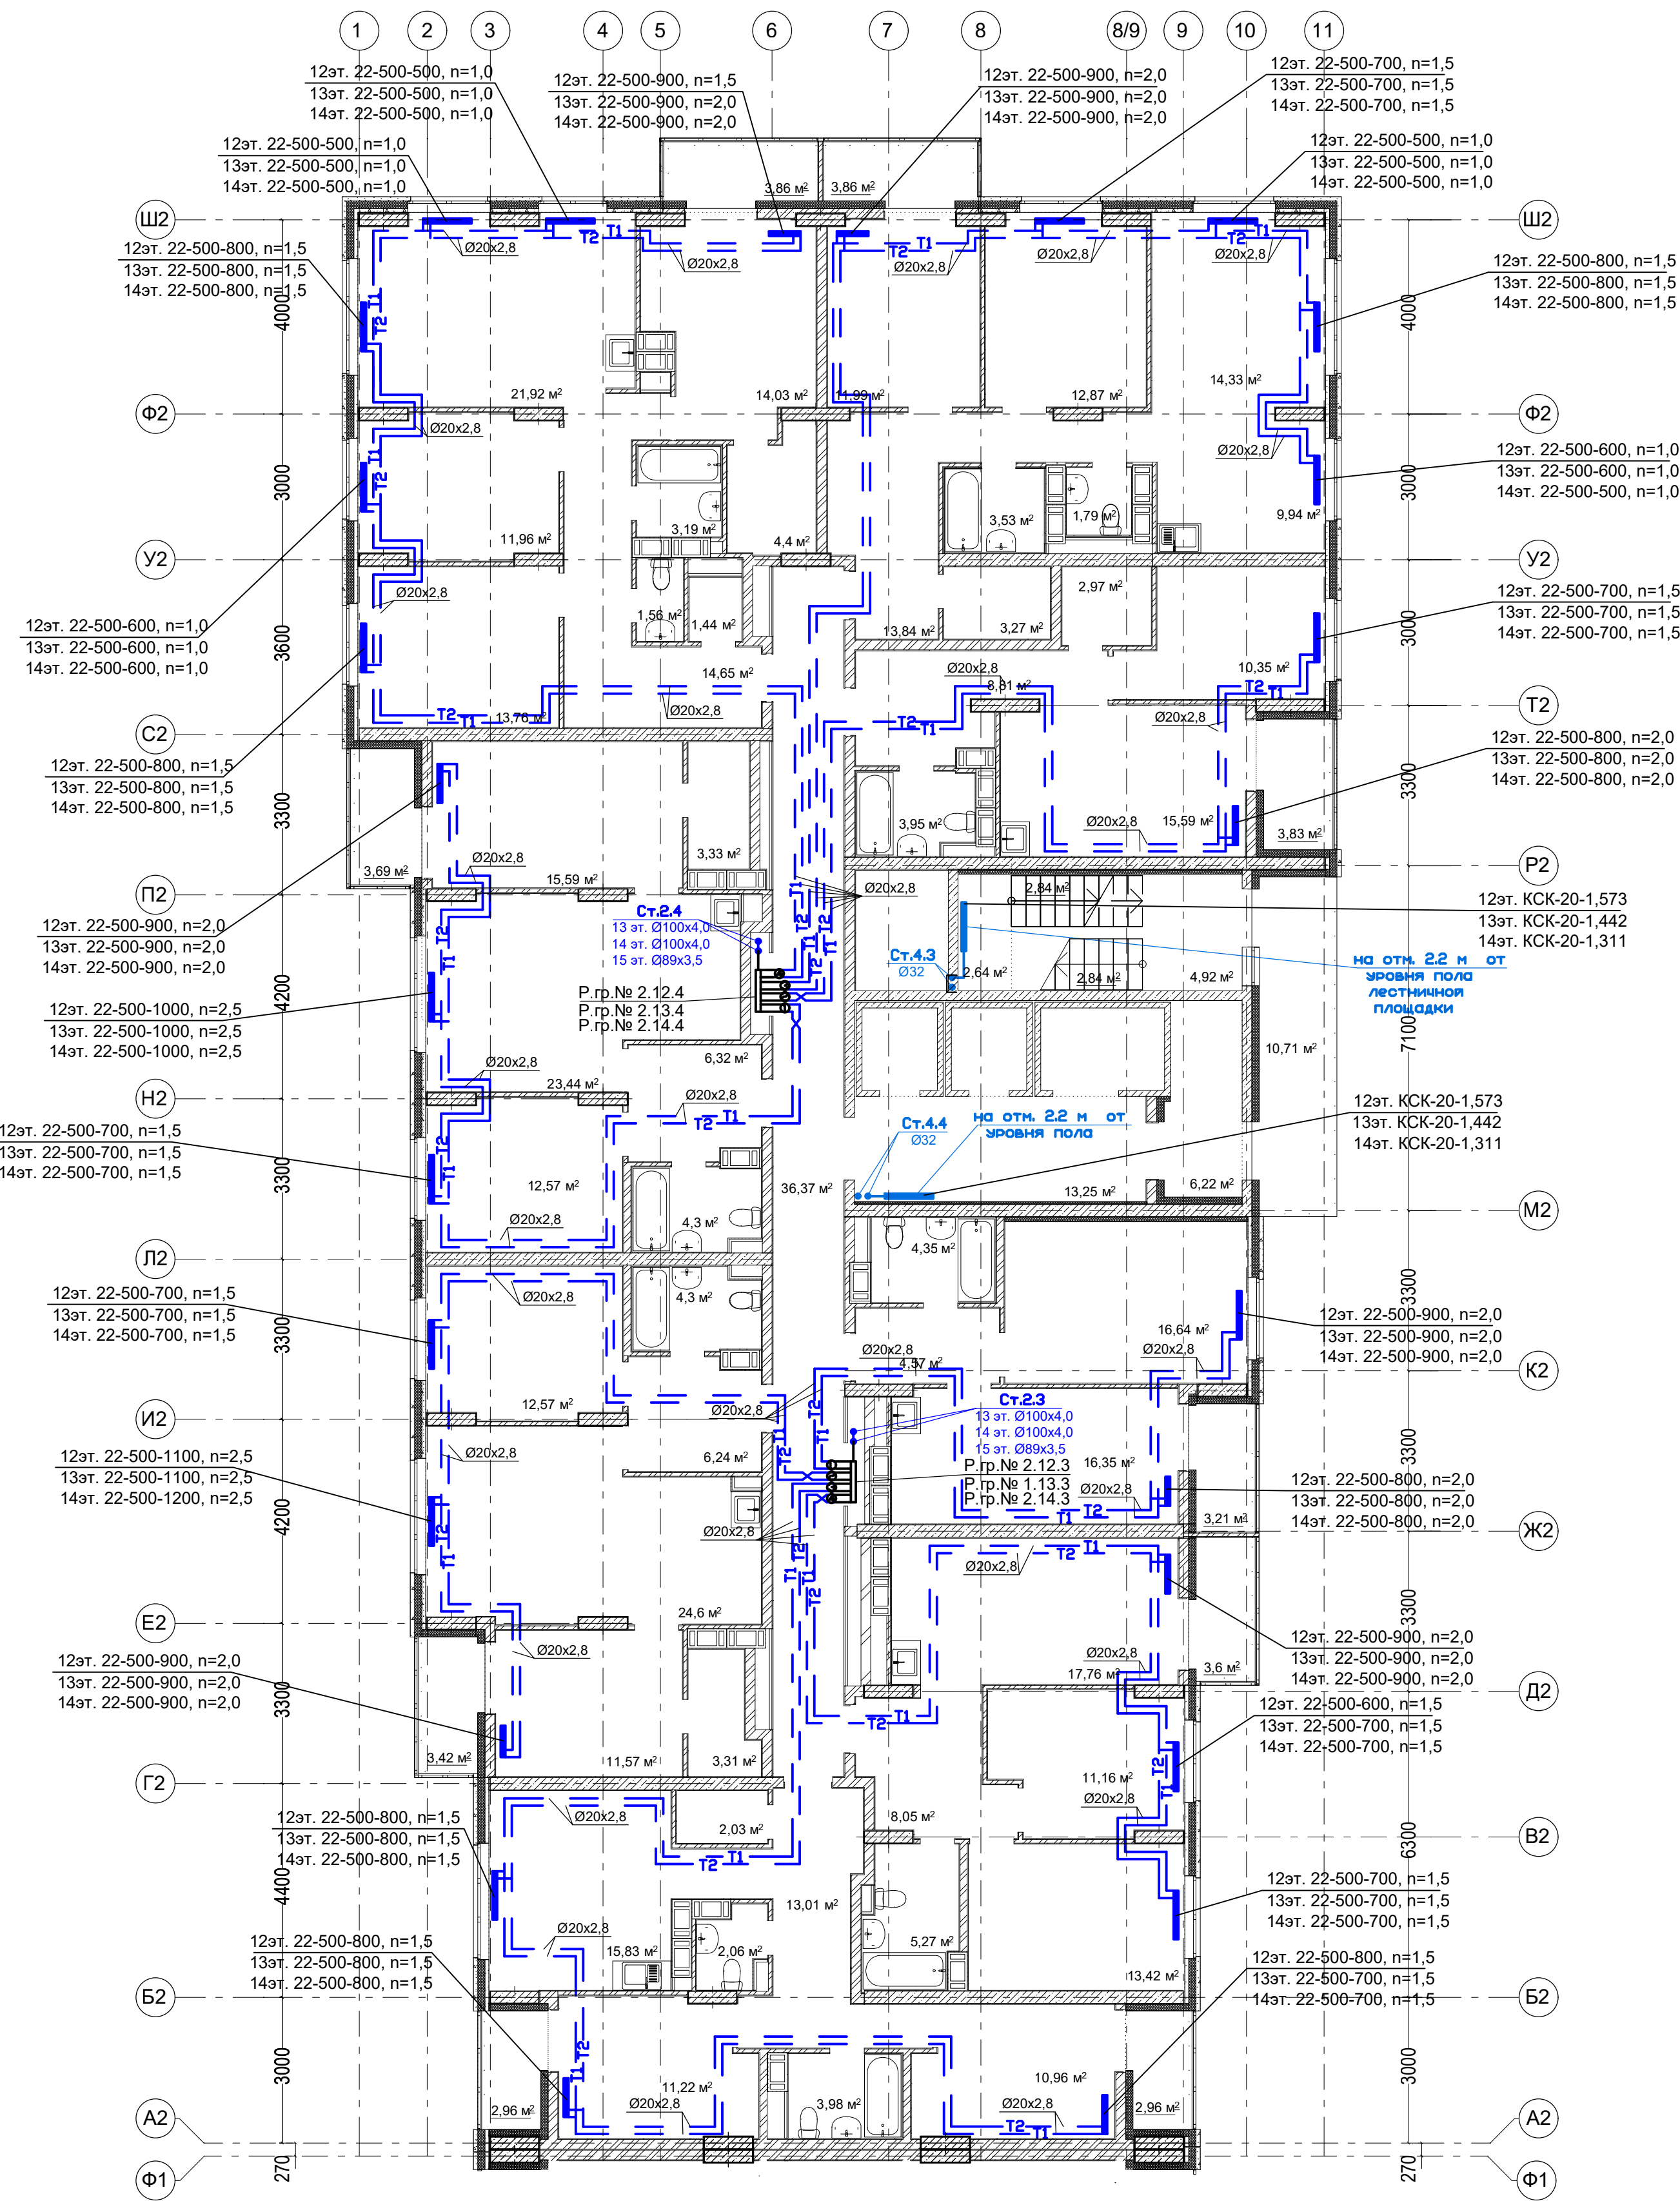


Условное обозначение:
Распределительная гребенка № 1. 2. 1
порядковый номер гребенки
номер этажа
номер системы

Примечание:
1. Перехлест Т1 и Т2 выполнить в нише над уровнем пола у распределительной гребенки.
2. При монтаже систем отопления допускается смещение трубопроводов.
3. При прокладке под перегородками предусмотреть гильзы.

						16-09/2019 - ОВ			
						23-этажный 2-х секционный многоквартирный жилой дом №16 (по генплану). Жилищный комплекс "Анкудиновский парк" в д.Анкудиновка Кстовского района Нижегородской области. Застройщик: ООО "Парламент"			
Изм.	Кол.уч	Лист	№ док.	Подпись	Дата	Отопление и вентиляция	Стадия	Лист	Листов
Разработал	Ваганов	Бор					Р	22	
Проверил	Хасянов	Хася							
Н. контр.	Пронихин	Прн				Пан 12-14 этажей. Секция 2.	ООО "Еврогаз" Нижний Новгород		


План 15-17 этажей. Секция 2.

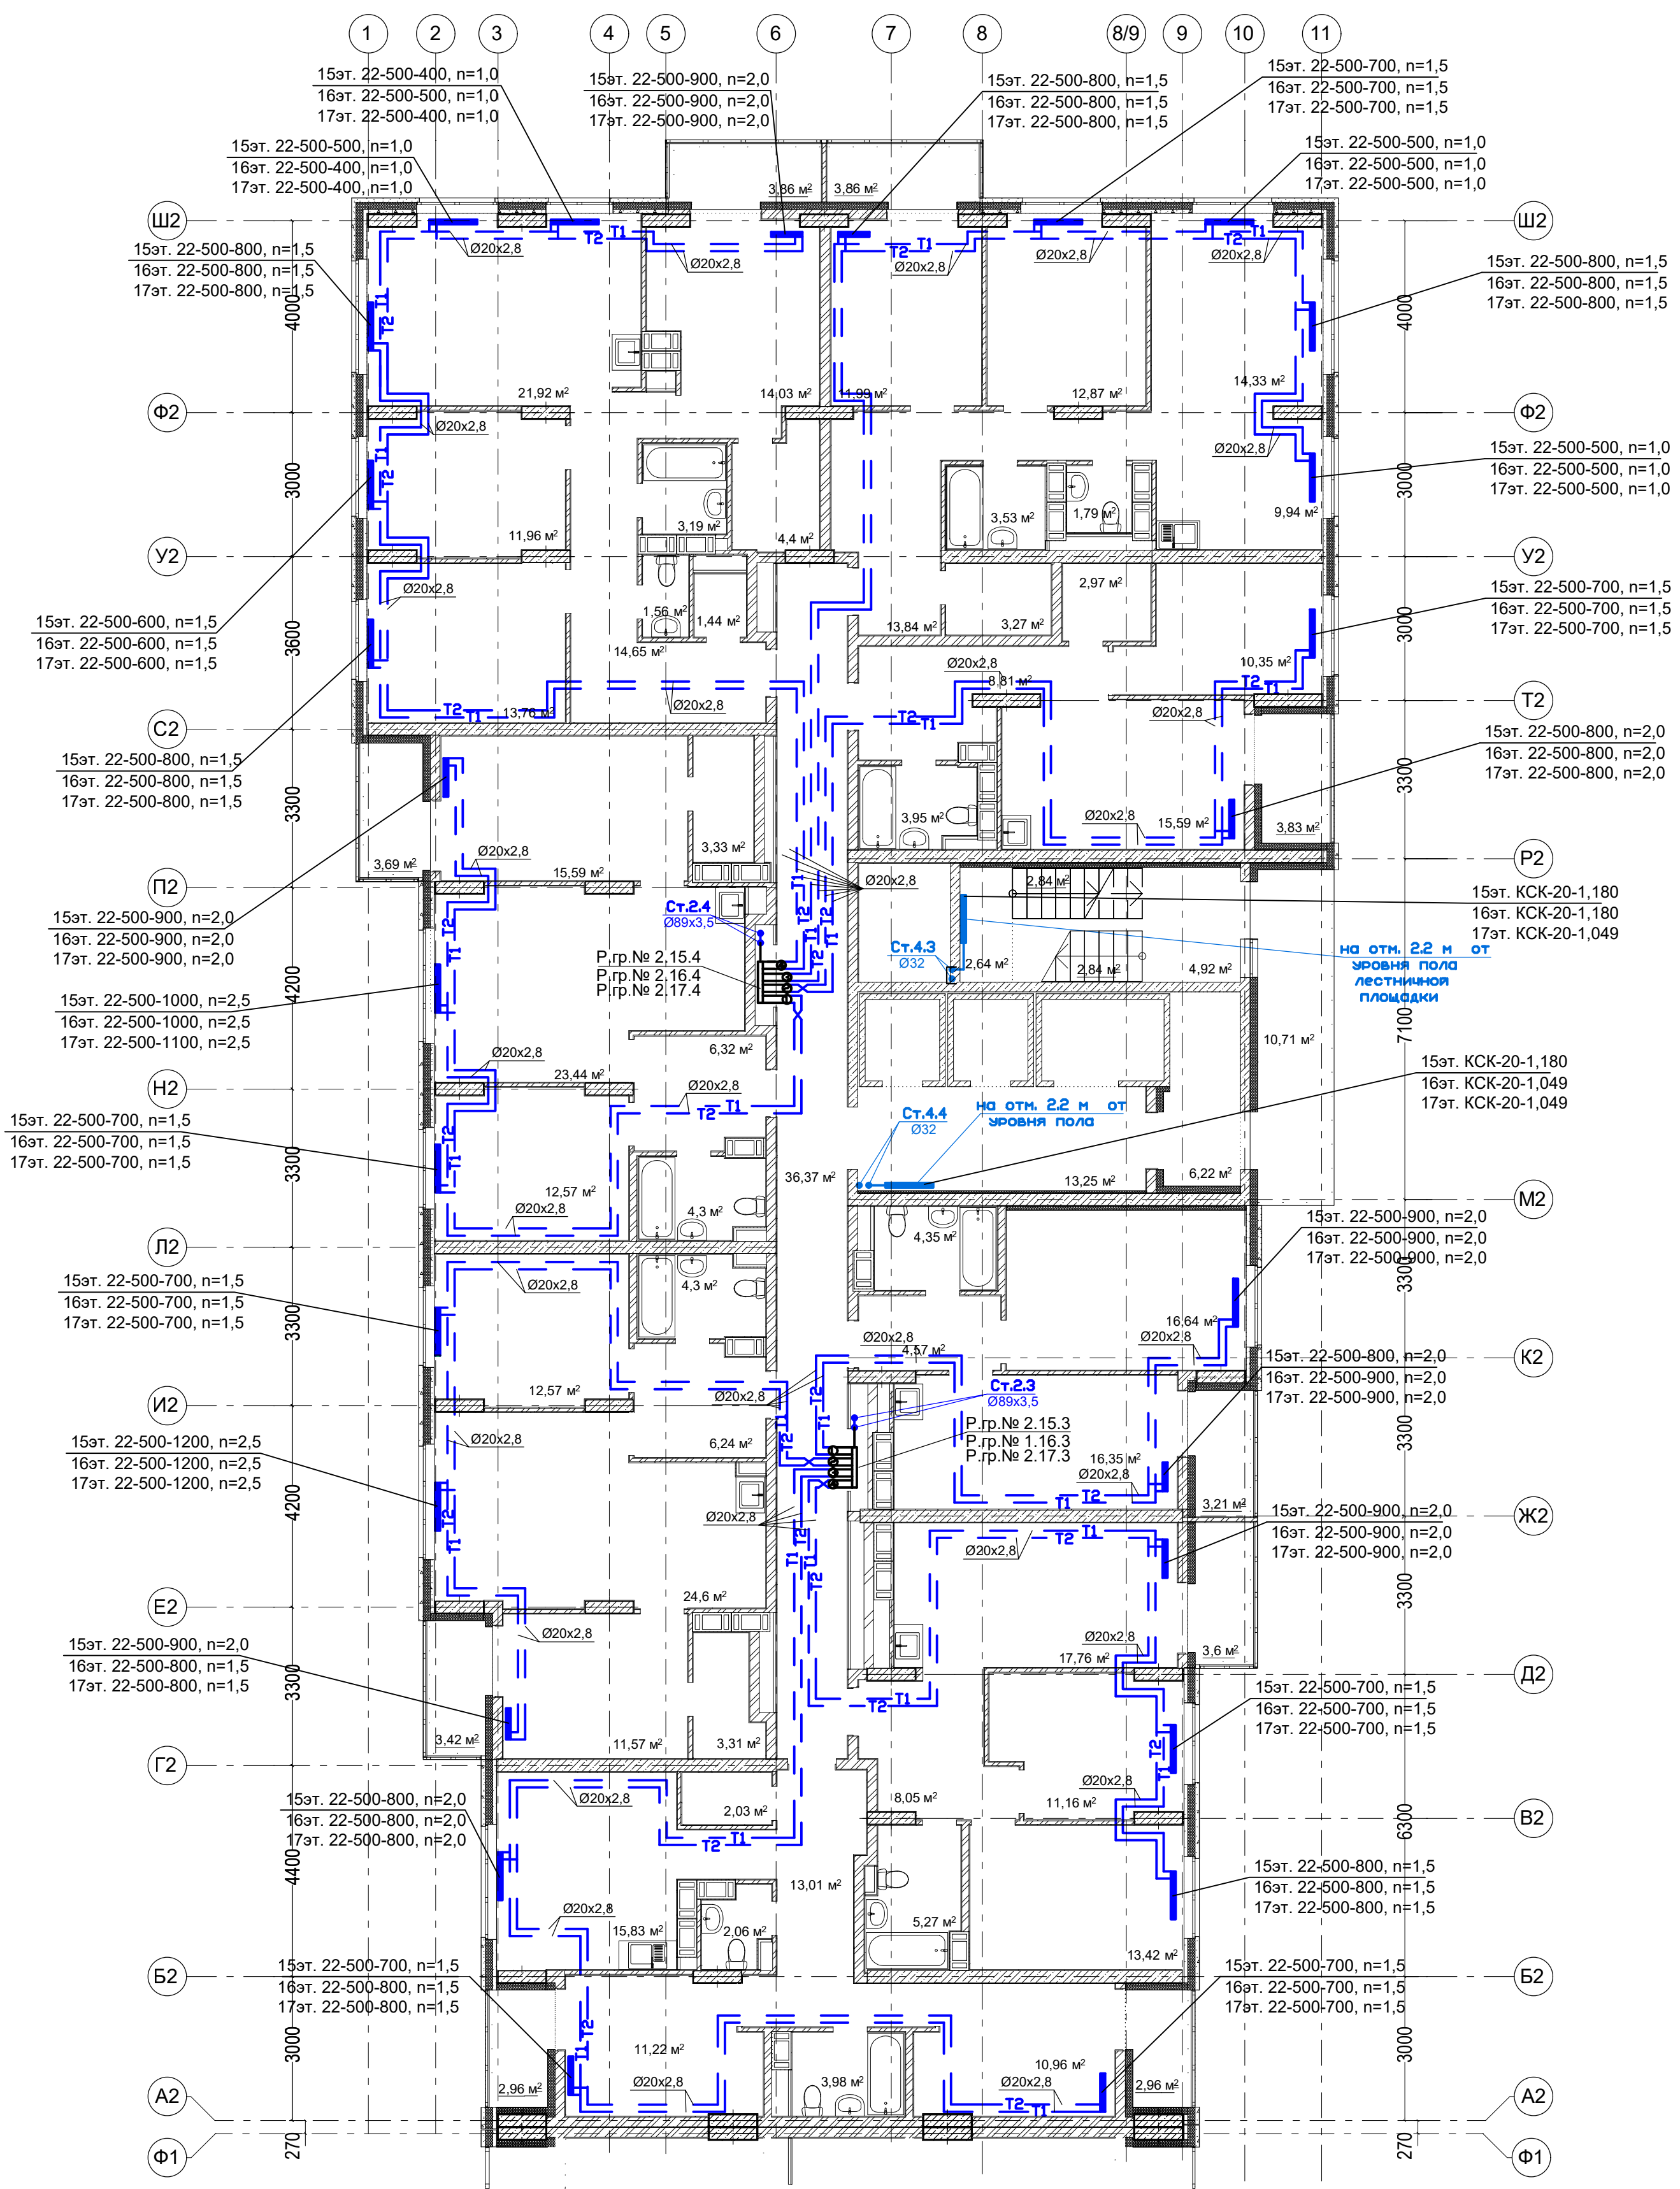

Примечание:
1. Перехлест T1 и T2 выполнить в нише над уровнем пола у распределительной гребенки.
2. При монтаже систем отопления допускается смещение трубопроводов.
3. При прокладке под перегородками предусмотреть гильзы.

						16-09/2019 - ОВ			
						23-этажный 2-х секционный многоквартирный жилой дом №16 (по генплану). Жилищный комплекс "Анкудиновский парк" в д.Анкудиновка Кстовского района Нижегородской области. Застройщик: ООО "Парламент"			
Изм.	Кол.уч.	Лист	№ док.	Подпись	Дата	Отопление и вентиляция	Стадия	Лист	Листов
Разработал	Ваганов			<i>Вг</i>			Р	23	
Проверил	Хасянов			<i>Хас</i>					
Н. контр.	Пронихин			<i>Прн</i>		Пан 15-17 этажей. Секция 2.	ООО "Еврогаз" Нижний Новгород		

План 18-20 этажей. Секция 2.

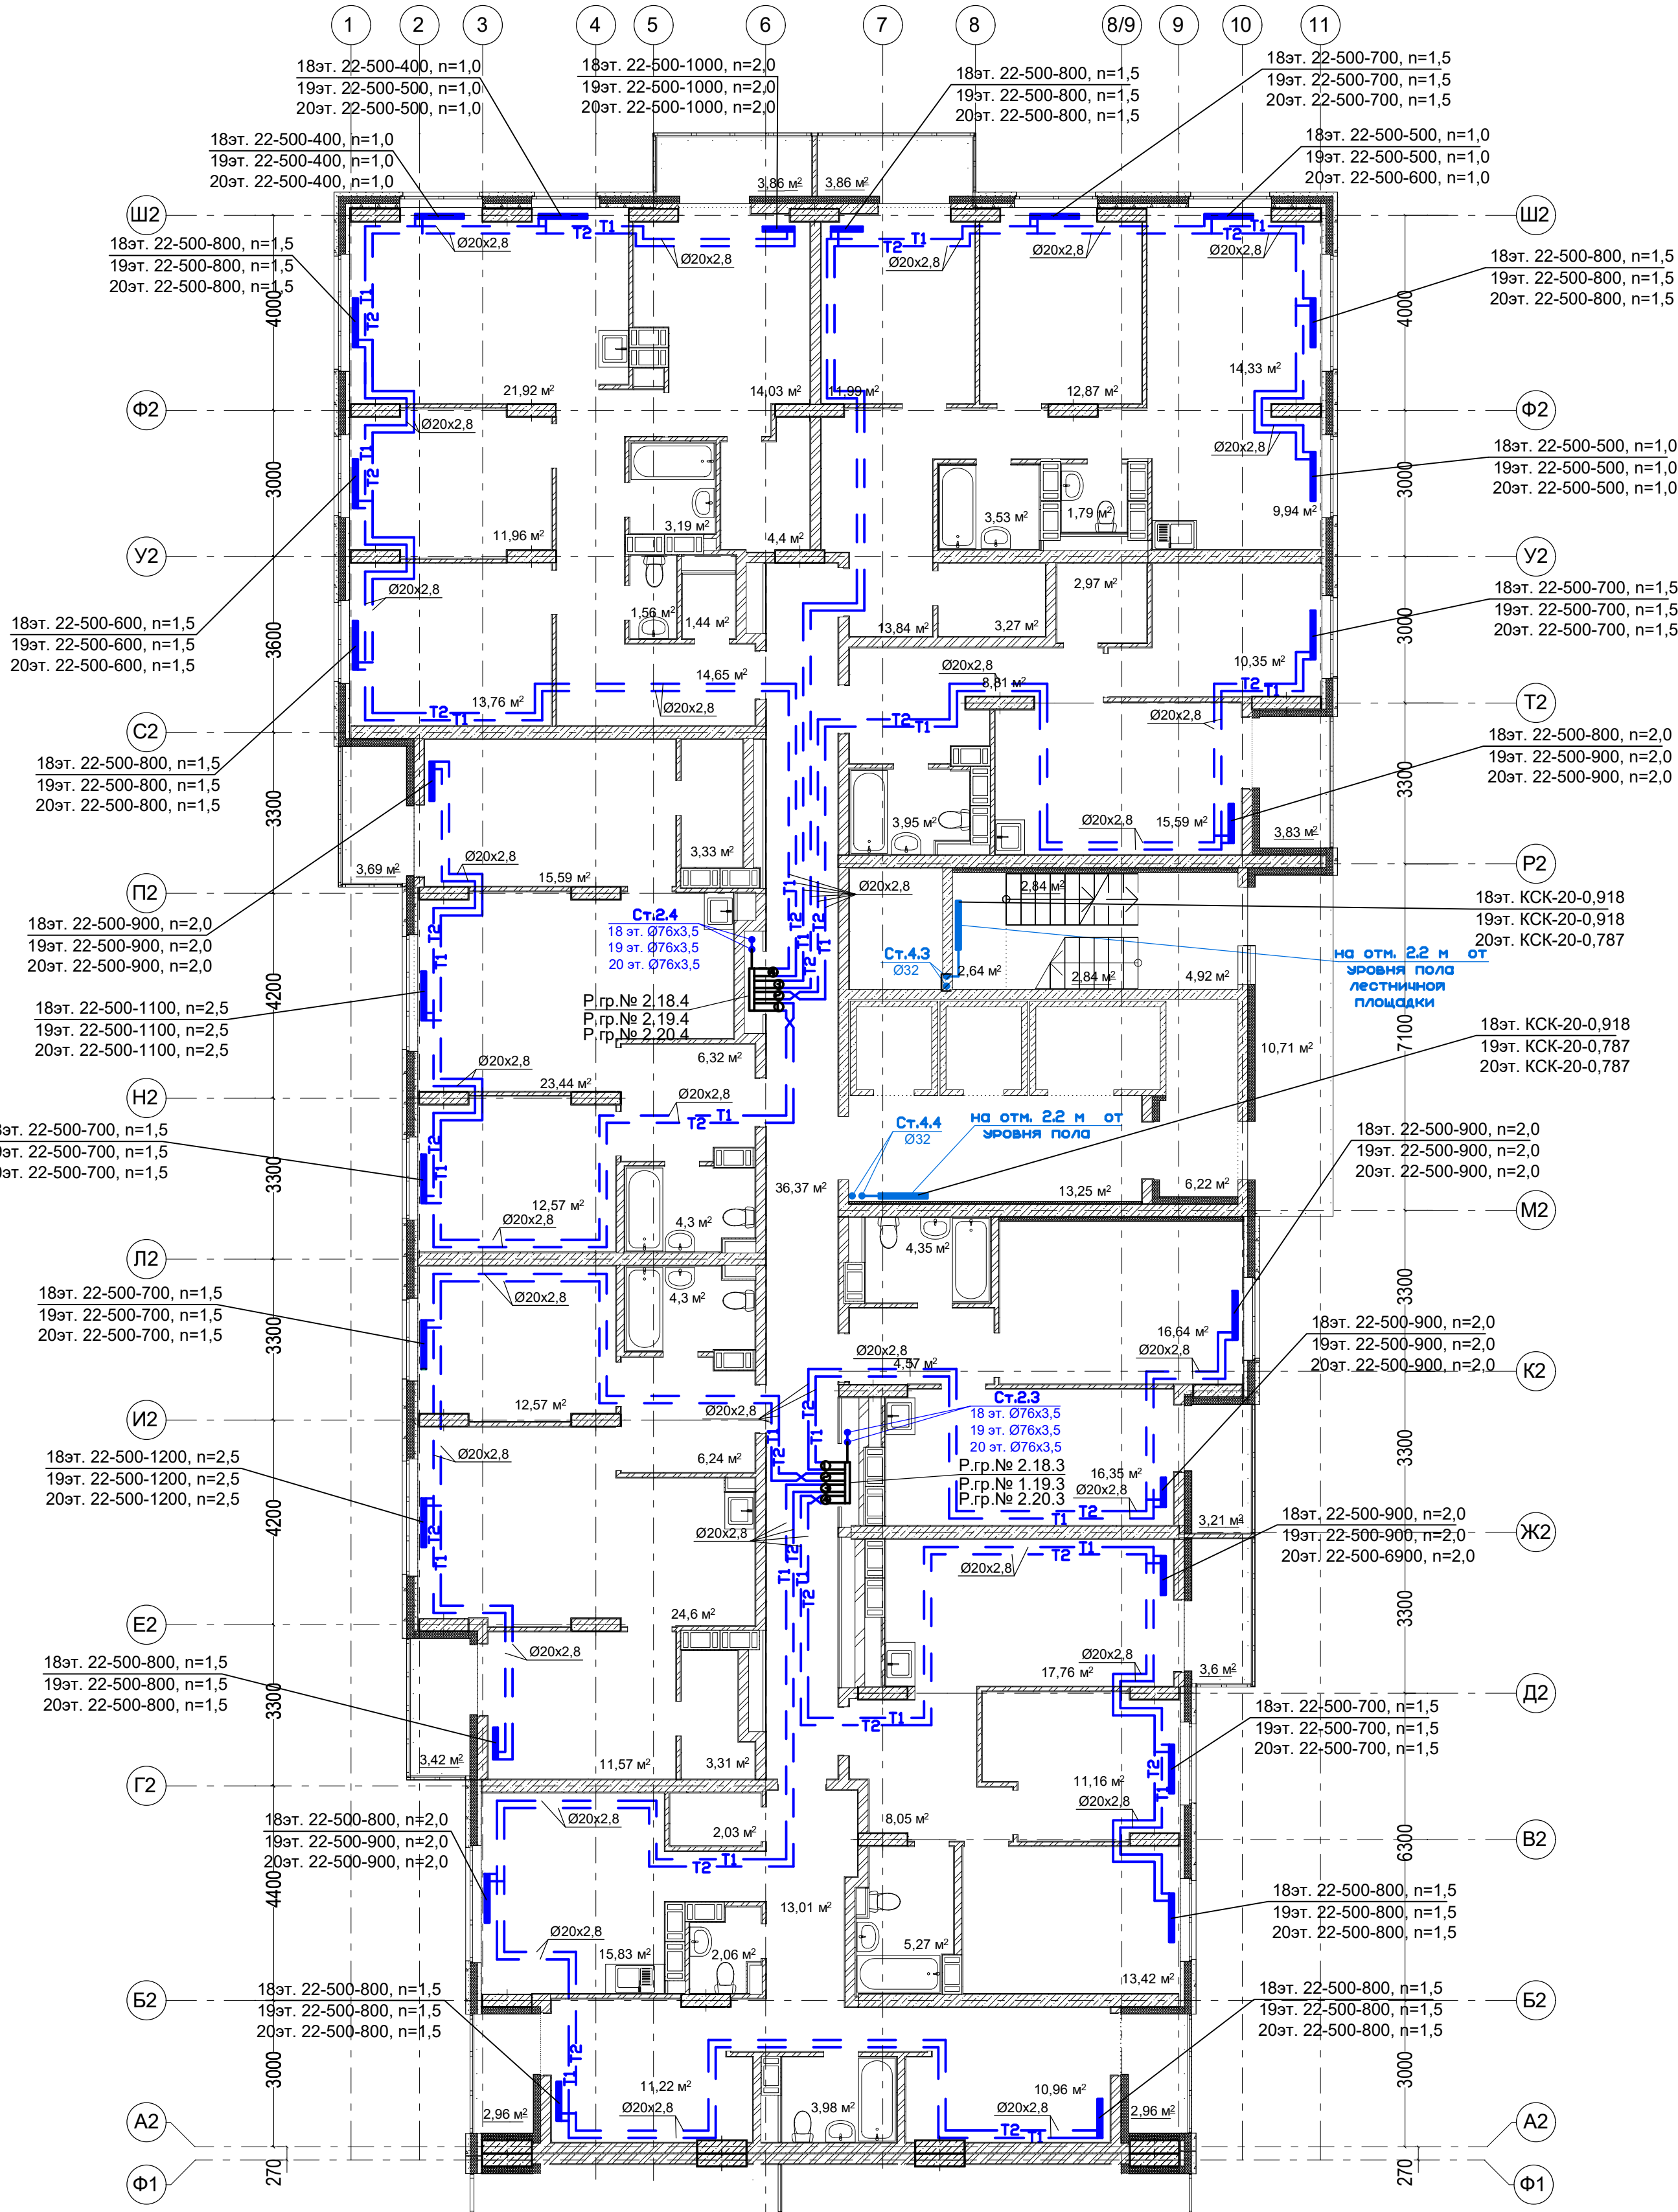


Условное обозначение:
Распределительная
ребенка № 1. 2. 1
порядковый номер ребенки
номер этажа
номер системы

Примечание:
1. Перехлест Т1 и Т2 выполнить в нише над уровнем пола у распределительной ребенки.
2. При монтаже систем отопления допускается смещение трубопроводов.
3. При прокладке под перегородками предусмотреть гильзы.

					16-09/2019 - ОВ		
					23-этажный 2-х секционный многоквартирный жилой дом №16 (по генплану). Жилищный комплекс "Анкудиновский парк" в д.Анкудиновка Кстовского района Нижегородской области. Застройщик: ООО "Парламент"		
Изм.	Кол.уч.	Лист	№ док.	Подпись	Дата	Отопление и вентиляция	Стадия
Разработал	Ваганов	Вар					Лист
Проверил	Хасянов	Хас					24
Н. контр.	Пронихин	Прн				Пан 18-20 этажей. Секция 2.	Листов
						ООО "Еврогаз" Нижний Новгород	

План 21 этажа. Секция 2.

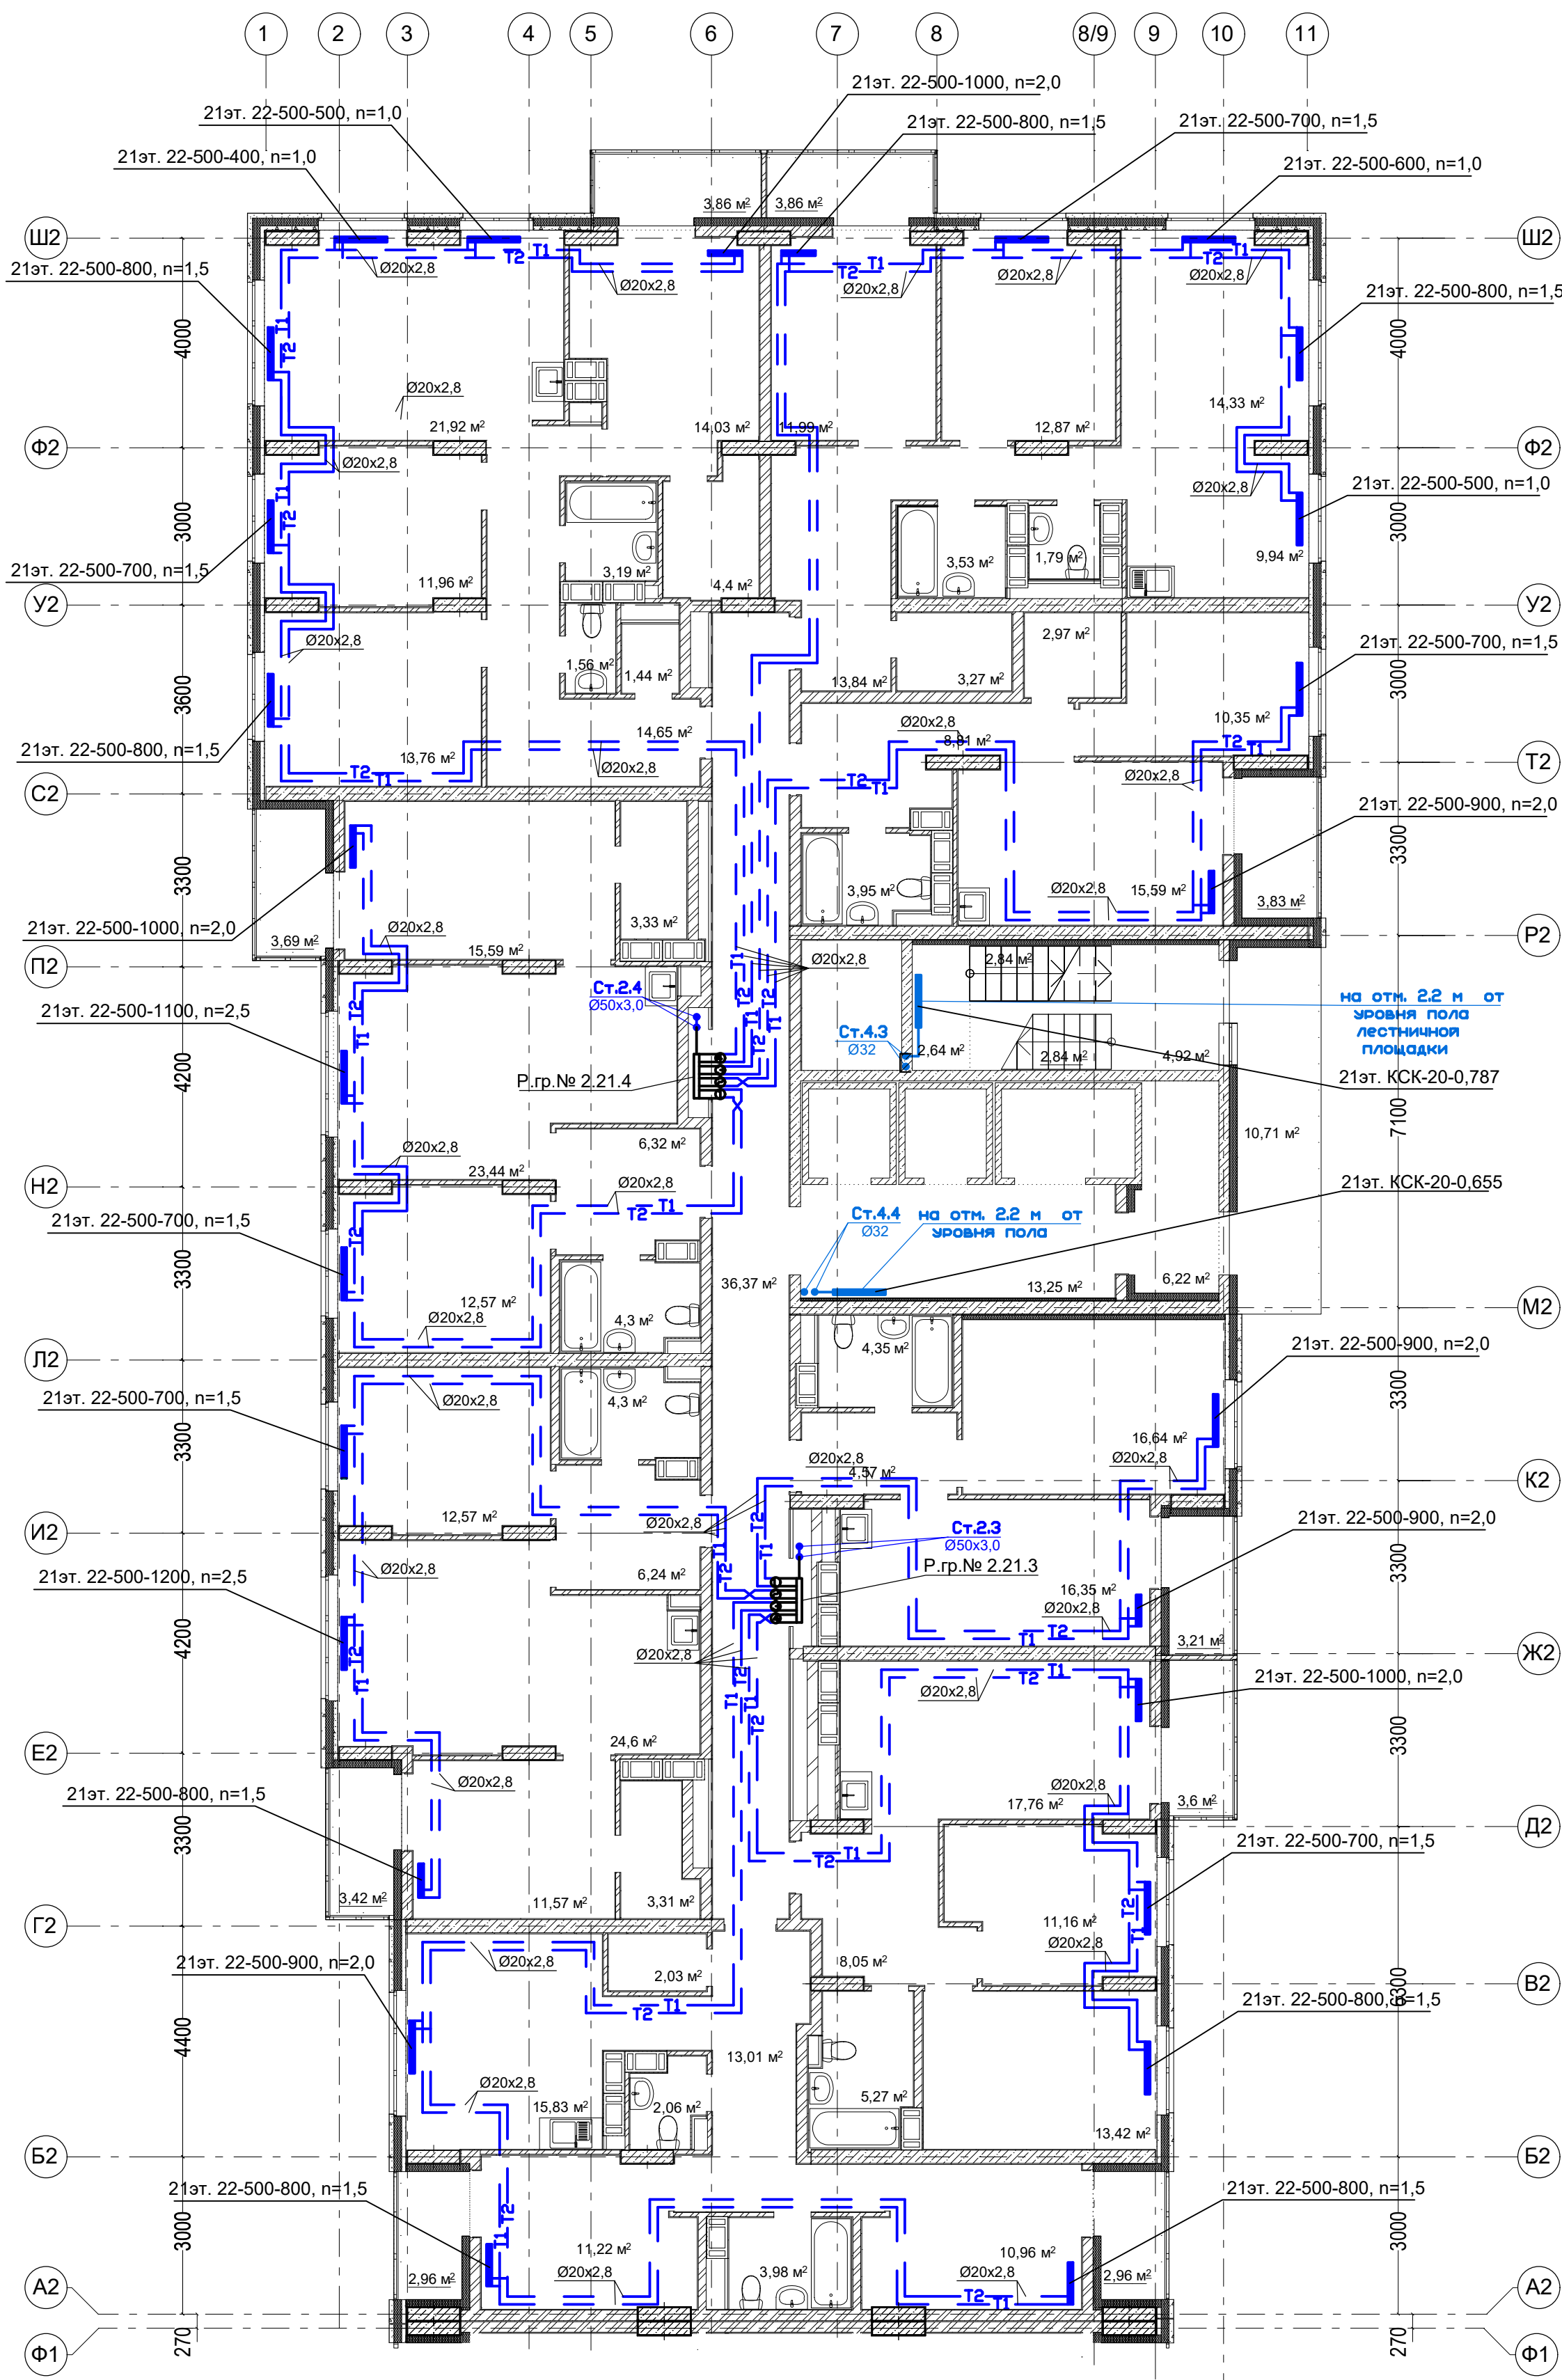

Условное обозначение:

Распределительная
ребенка № 1. 2. 1


порядковый номер ребенки
номер этажа
номер системы

Примечание:

1. Перехлест Т1 и Т2 выполнить в нише над уровнем пола у распределительной ребенки.
2. При монтаже систем отопления допускается смещение трубопроводов.
3. При прокладке под перегородками предусмотреть гильзы.

						16-09/2019 - ОВ		
						23-этажный 2-х секционный многоквартирный жилой дом №16 (по генплану). Жилищный комплекс "Анкудиновский парк" в д. Анкудиновка Кстовского района Нижегородской области. Застройщик: ООО "Парламент"		
Изм.	Кол.уч.	Лист	№ док.	Подпись	Дата	Отопление и вентиляция	Стадия	Лист
Разработал	Ваганов	Бор					Р	25
Проверил	Хасянов	Хася				Пан 21 этажа. Секция 2.	Листов	
Н. контр.	Пронихин	Прн					ООО "Еврогаз" Нижний Новгород	

План 22 этажа. Секция 2.

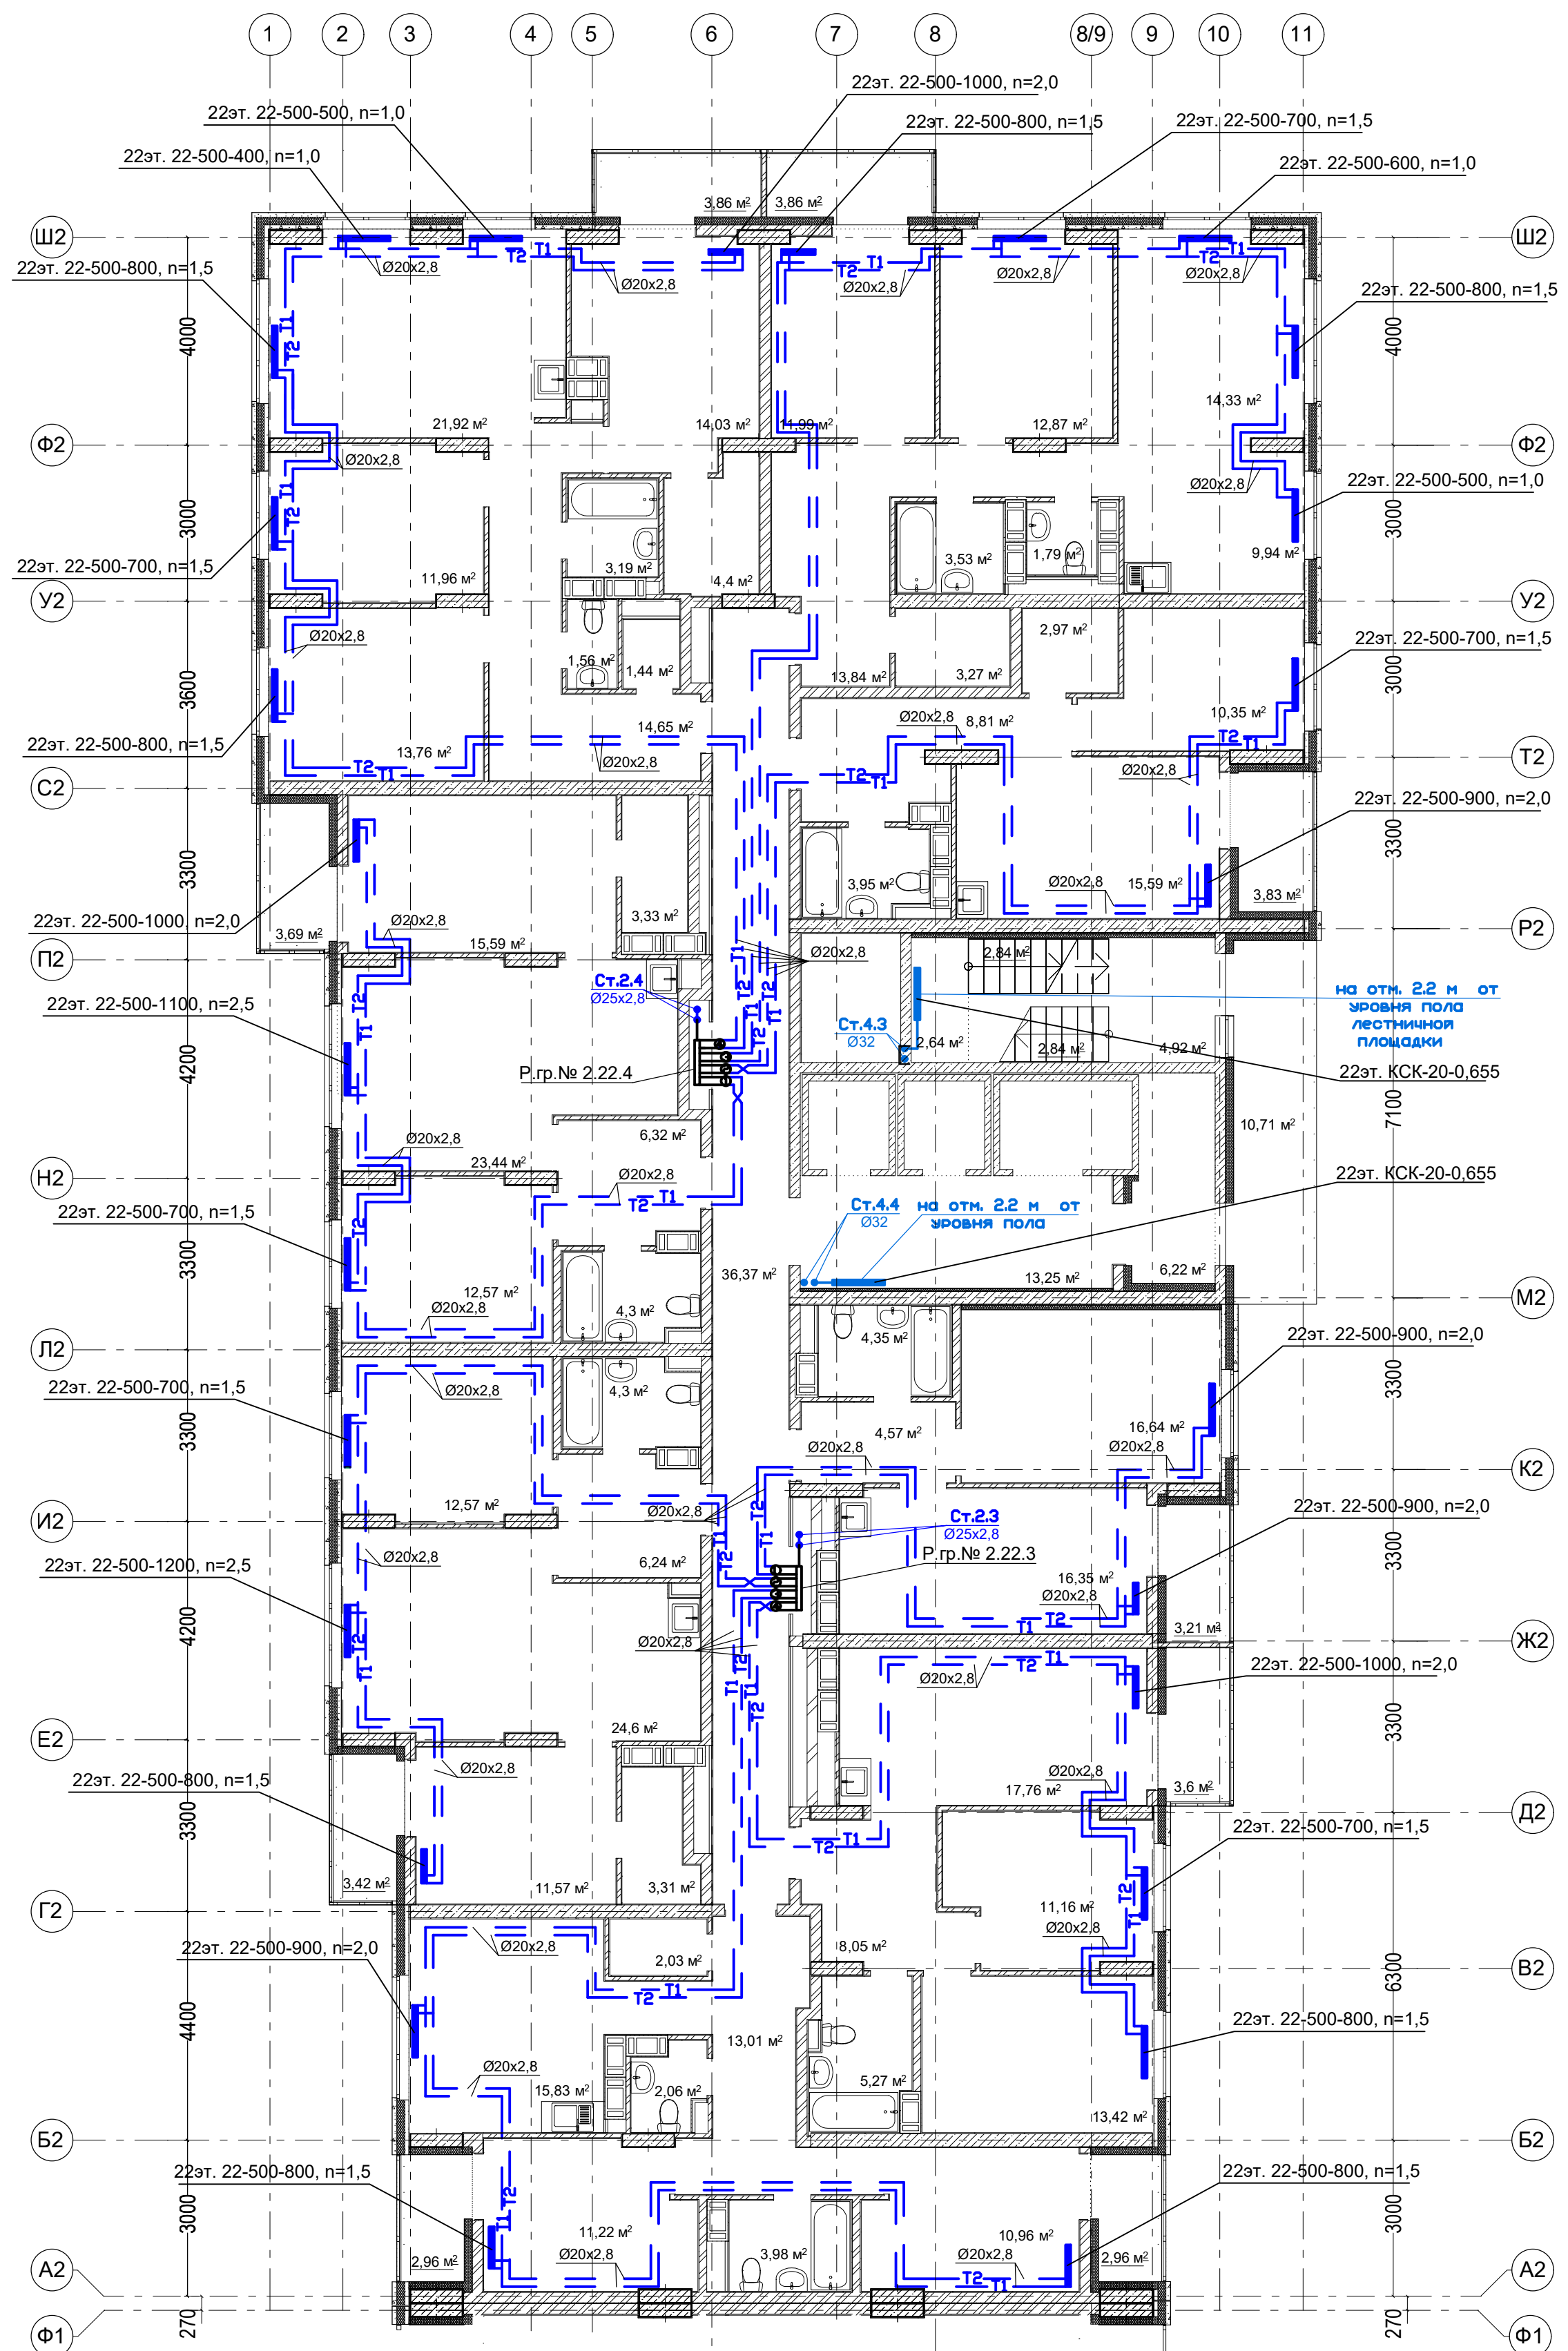

Условное обозначение:

Распределительная
гребенка № 1. 2. 1


порядковый номер гребенки
номер этажа
номер системы

Примечание:


1. Перехлест Т1 и Т2 выполнить в нише над уровнем пола у распределительной гребенки.
2. При монтаже систем отопления допускается смещение трубопроводов.
3. При прокладке под перегородками предусмотреть гильзы.

							16-09/2019 - ОБ			
							23-этажный 2-х секционный многоквартирный жилой дом №16 (по генплану). Жилищный комплекс "Анкудиновский парк" в д.Анкудиново Кстовского района Нижегородской области. Застройщик: ООО "Парламент"			
Изм.	Кол.уч.	Лист	№ док.	Подпись	Дата		Стадия		Лист	Листов
Разработал	Ваганов	<i>Взг</i>				Отопление и вентиляция		Р	26	
Проверил	Хасянов	<i>Хася</i>								
Н. контр.	Пронихин	<i>Прп</i>				Пан 22 этажа. Секция 2.		ООО "Еврогаз" Нижний Новгород		

План 23 этажа. Секция 2.

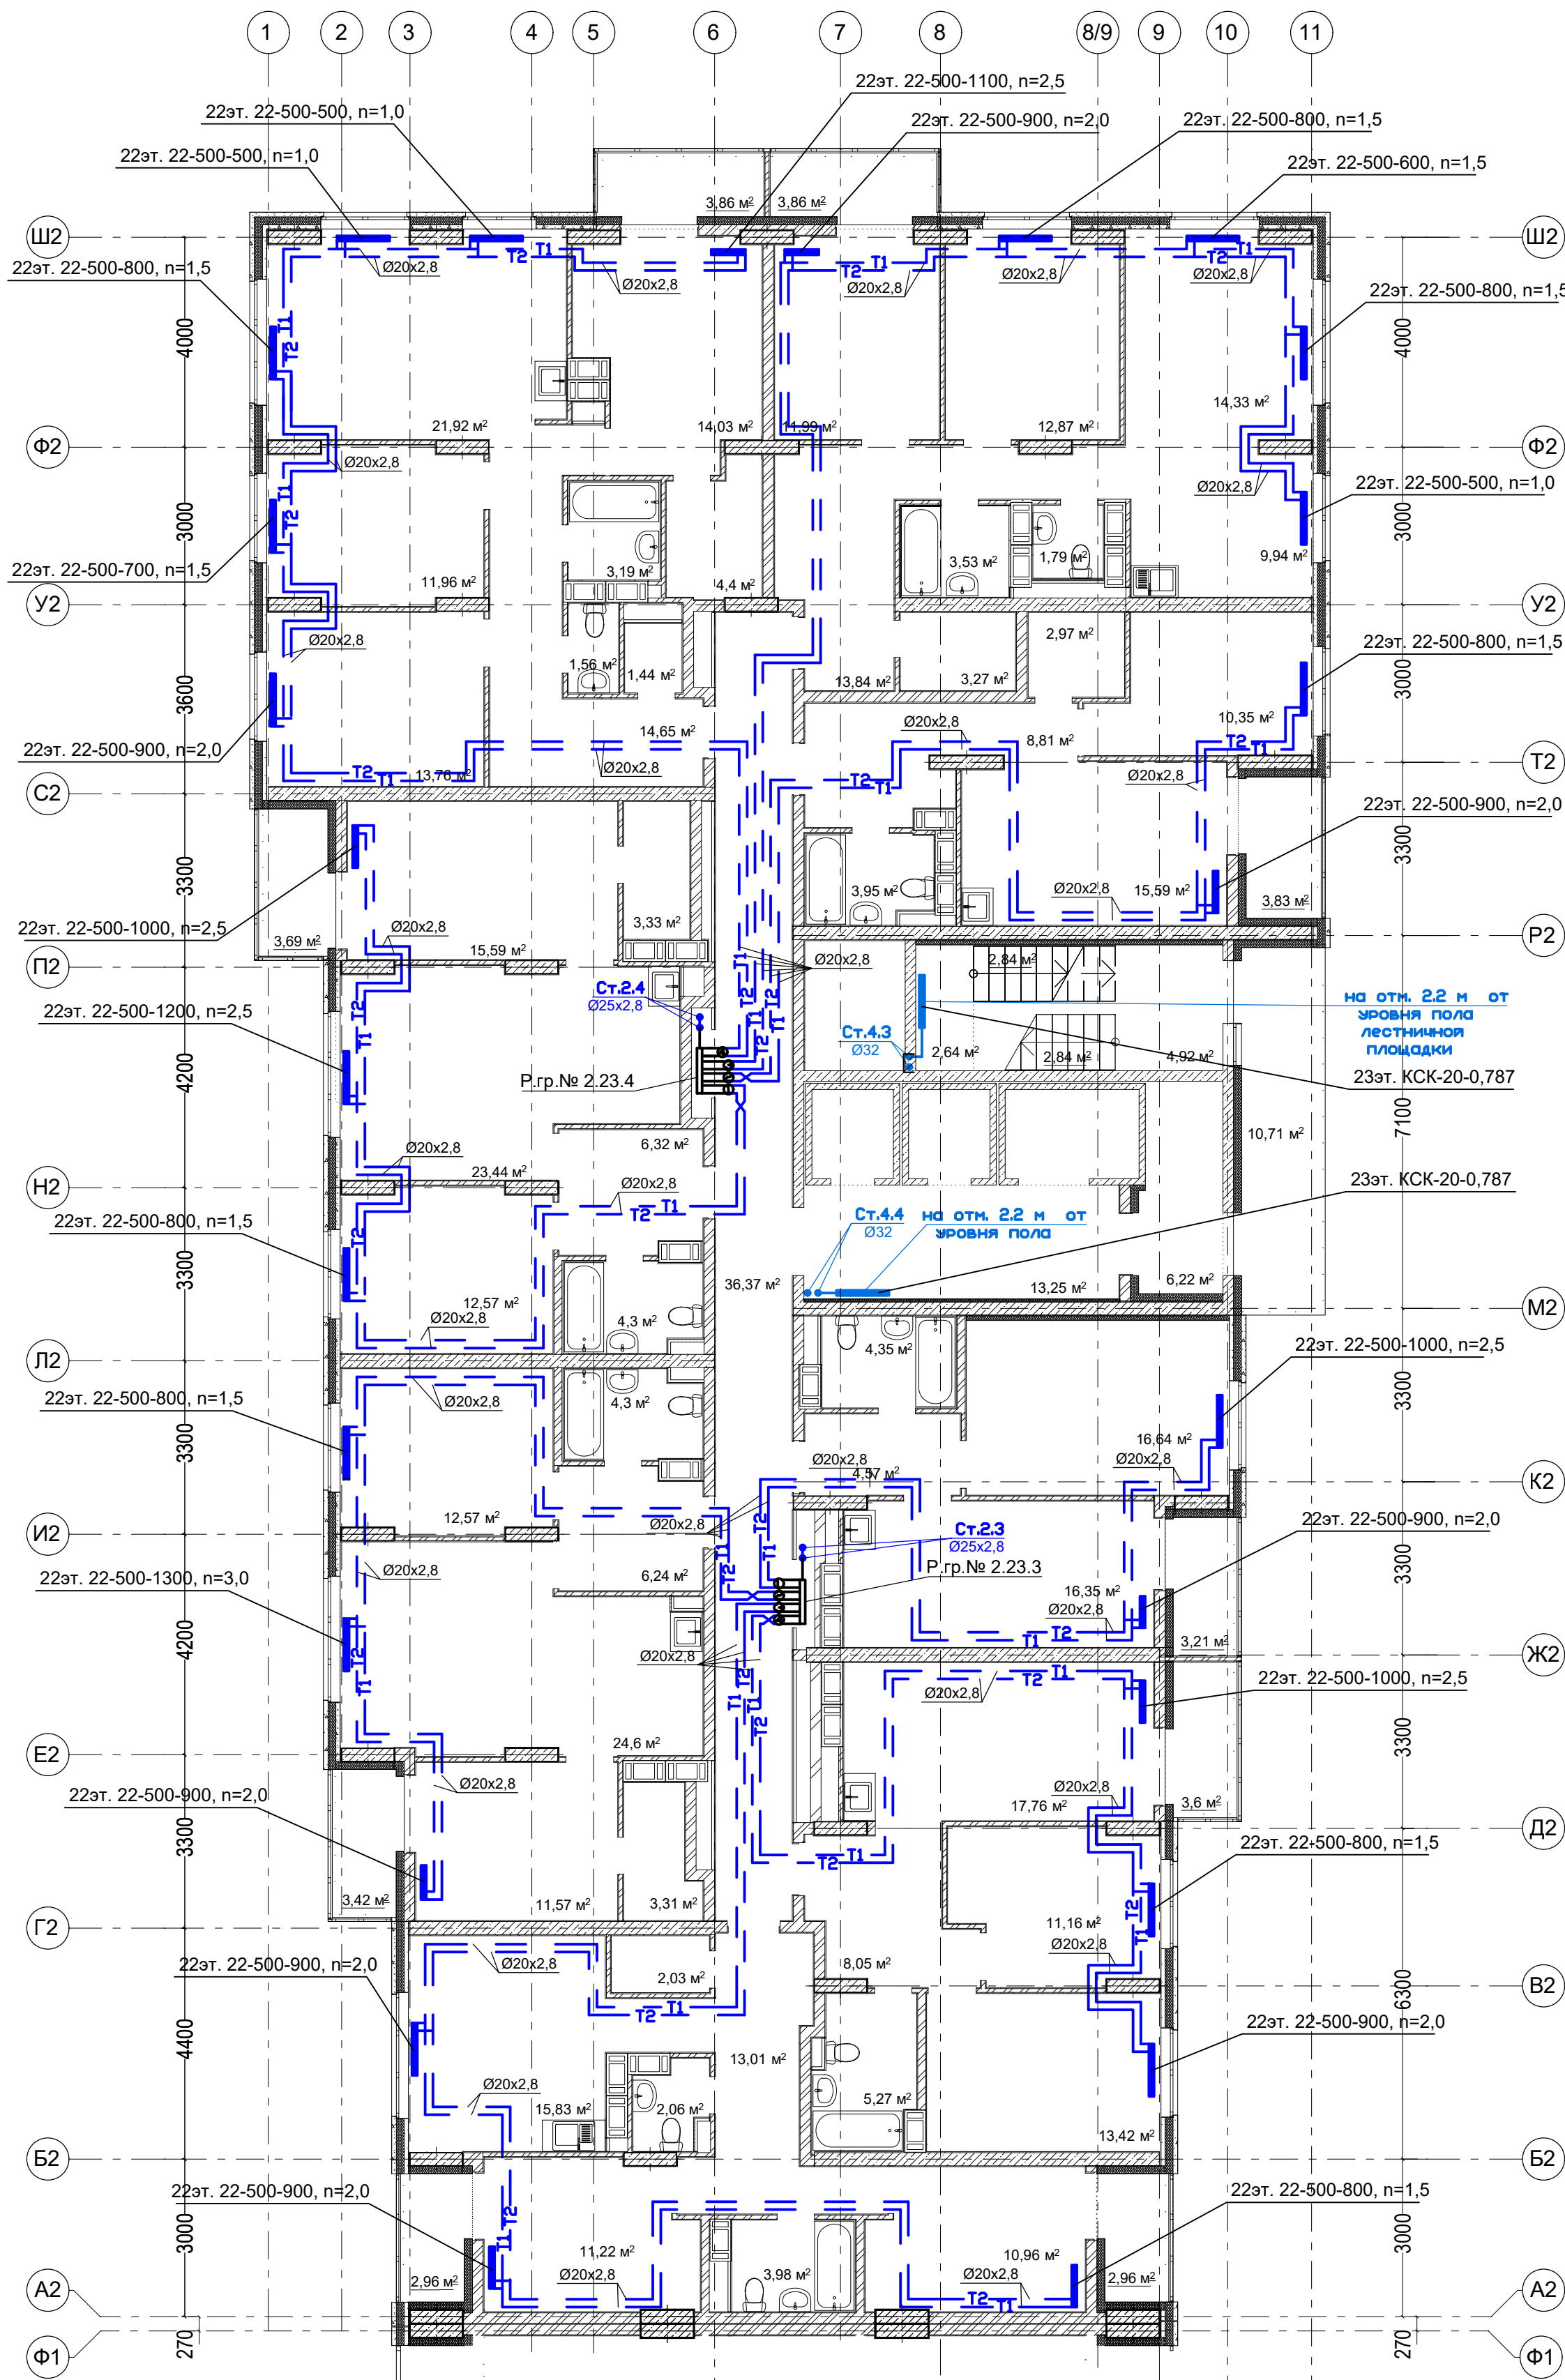

План машинного помещения в осях М2-Р2

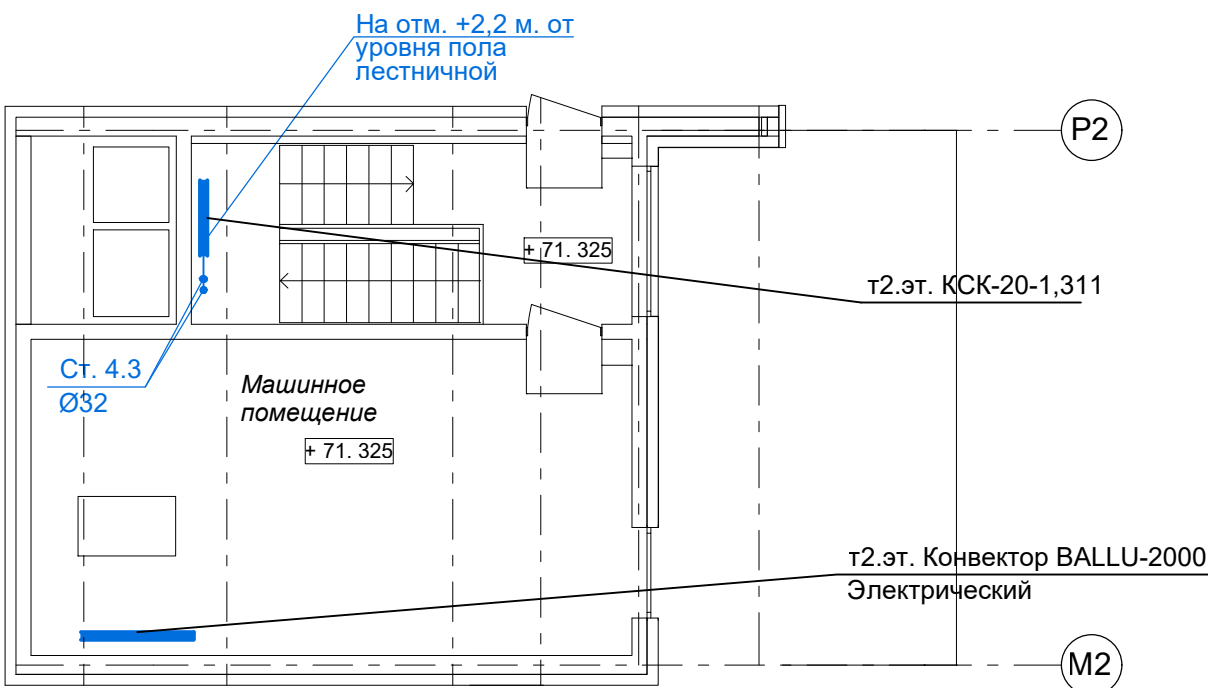

- Примечание:
1. Перехлест Т1 и Т2 выполнить в нише над уровнем пола у распределительной гребенки.
 2. При монтаже систем отопления допускается смещение трубопроводов.
 3. При прокладке под перегородками предусмотреть гильзы.

						16-09/2019 - ОВ		
						23-этажный 2-х секционный многоквартирный жилой дом №16 (по генплану). Жилищный комплекс "Анкудиновский парк" в д.Анкудиновка Кстовского района Нижегородской области. Застройщик: ООО "Парламент"		
						Отопление и вентиляция		
						Р	27	
						ООО "Еврогаз" Нижний Новгород		