



План подвала.
Вентиляция

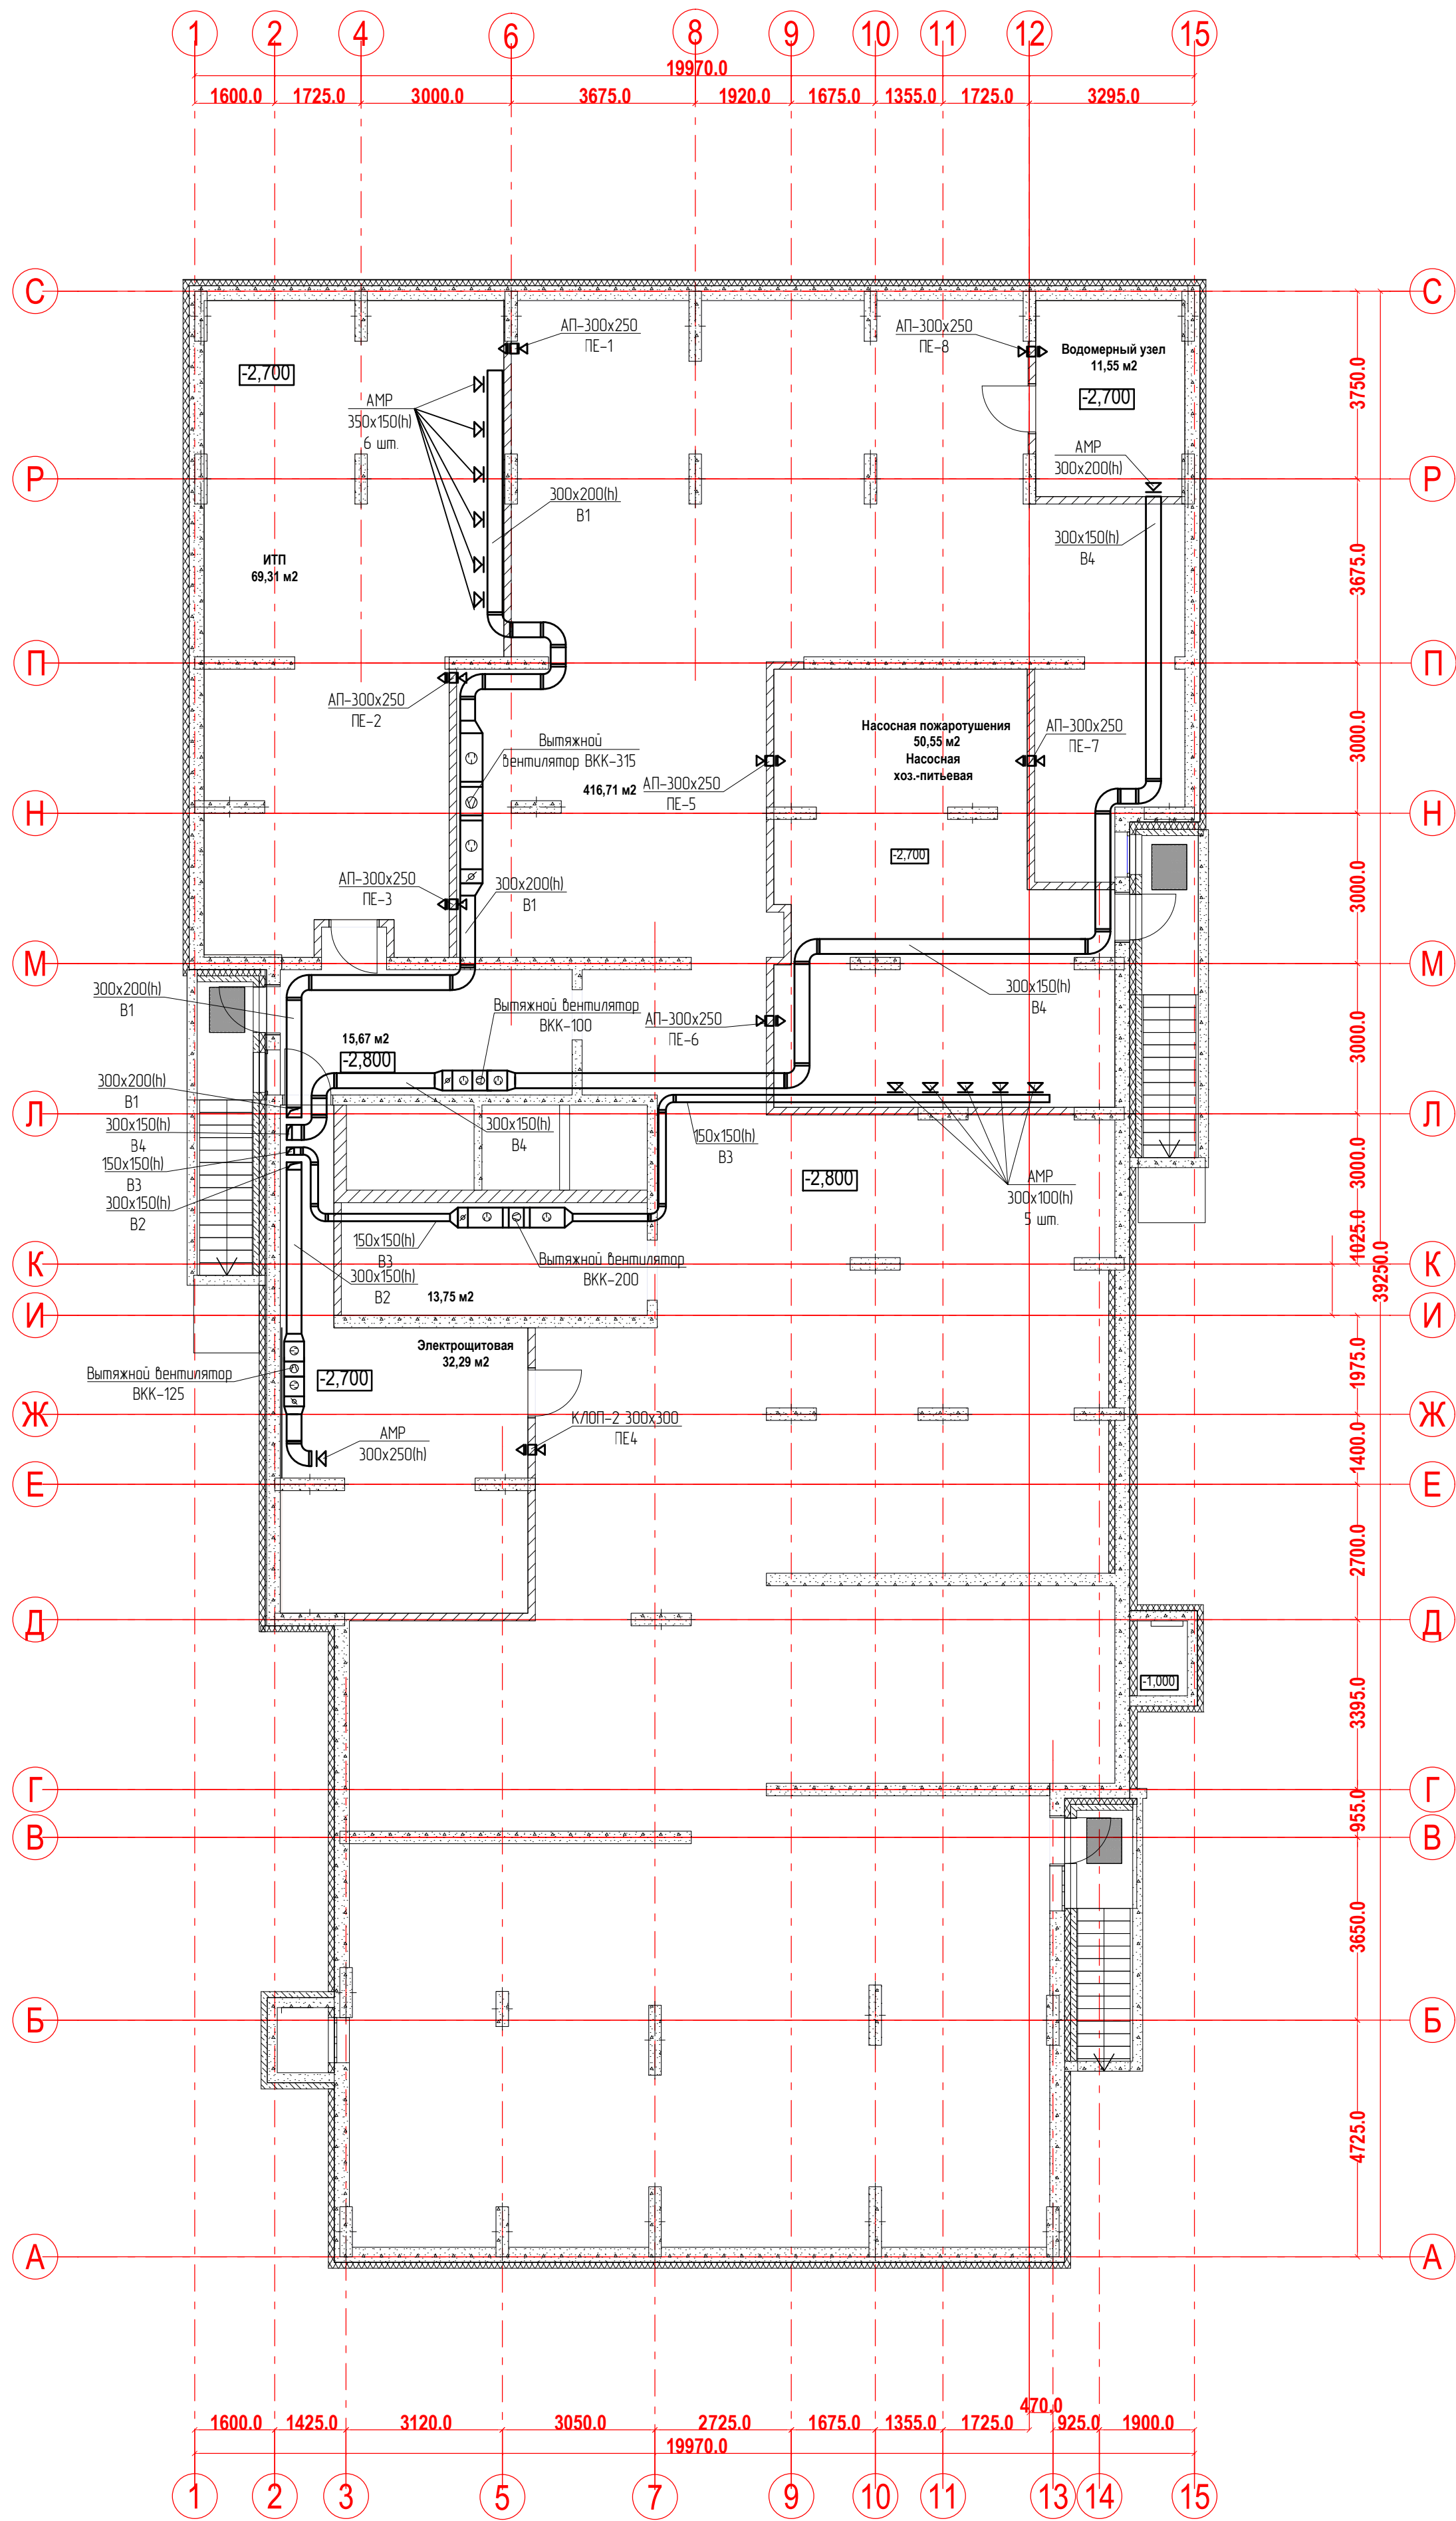

Имя, № подл.	Подпись и дата	Взам. инв. №


						20-23/03-20 - ОВ			
						23-этажный многоквартирный жилой дом № 20 (по генплану). Жилищный комплекс "Анкудиновский парк" в д. Анкудиновка Кстовского района Нижегородской области.			
Изм.	Кол. уч.	Лист	Недоп.	Подпись	Дата	Отопление и вентиляция	Стадия	Лист	Листов
Разработал	Ваганов			Ваганов			Р	14	
Проверил	Хасянов			Хасянов		План подвала. Вентиляция	ООО "Еврогаз" г. Н. Новгород		
Н. контр.	Пронихин			Пронихин					

План 1-го этажа.
Вентиляция

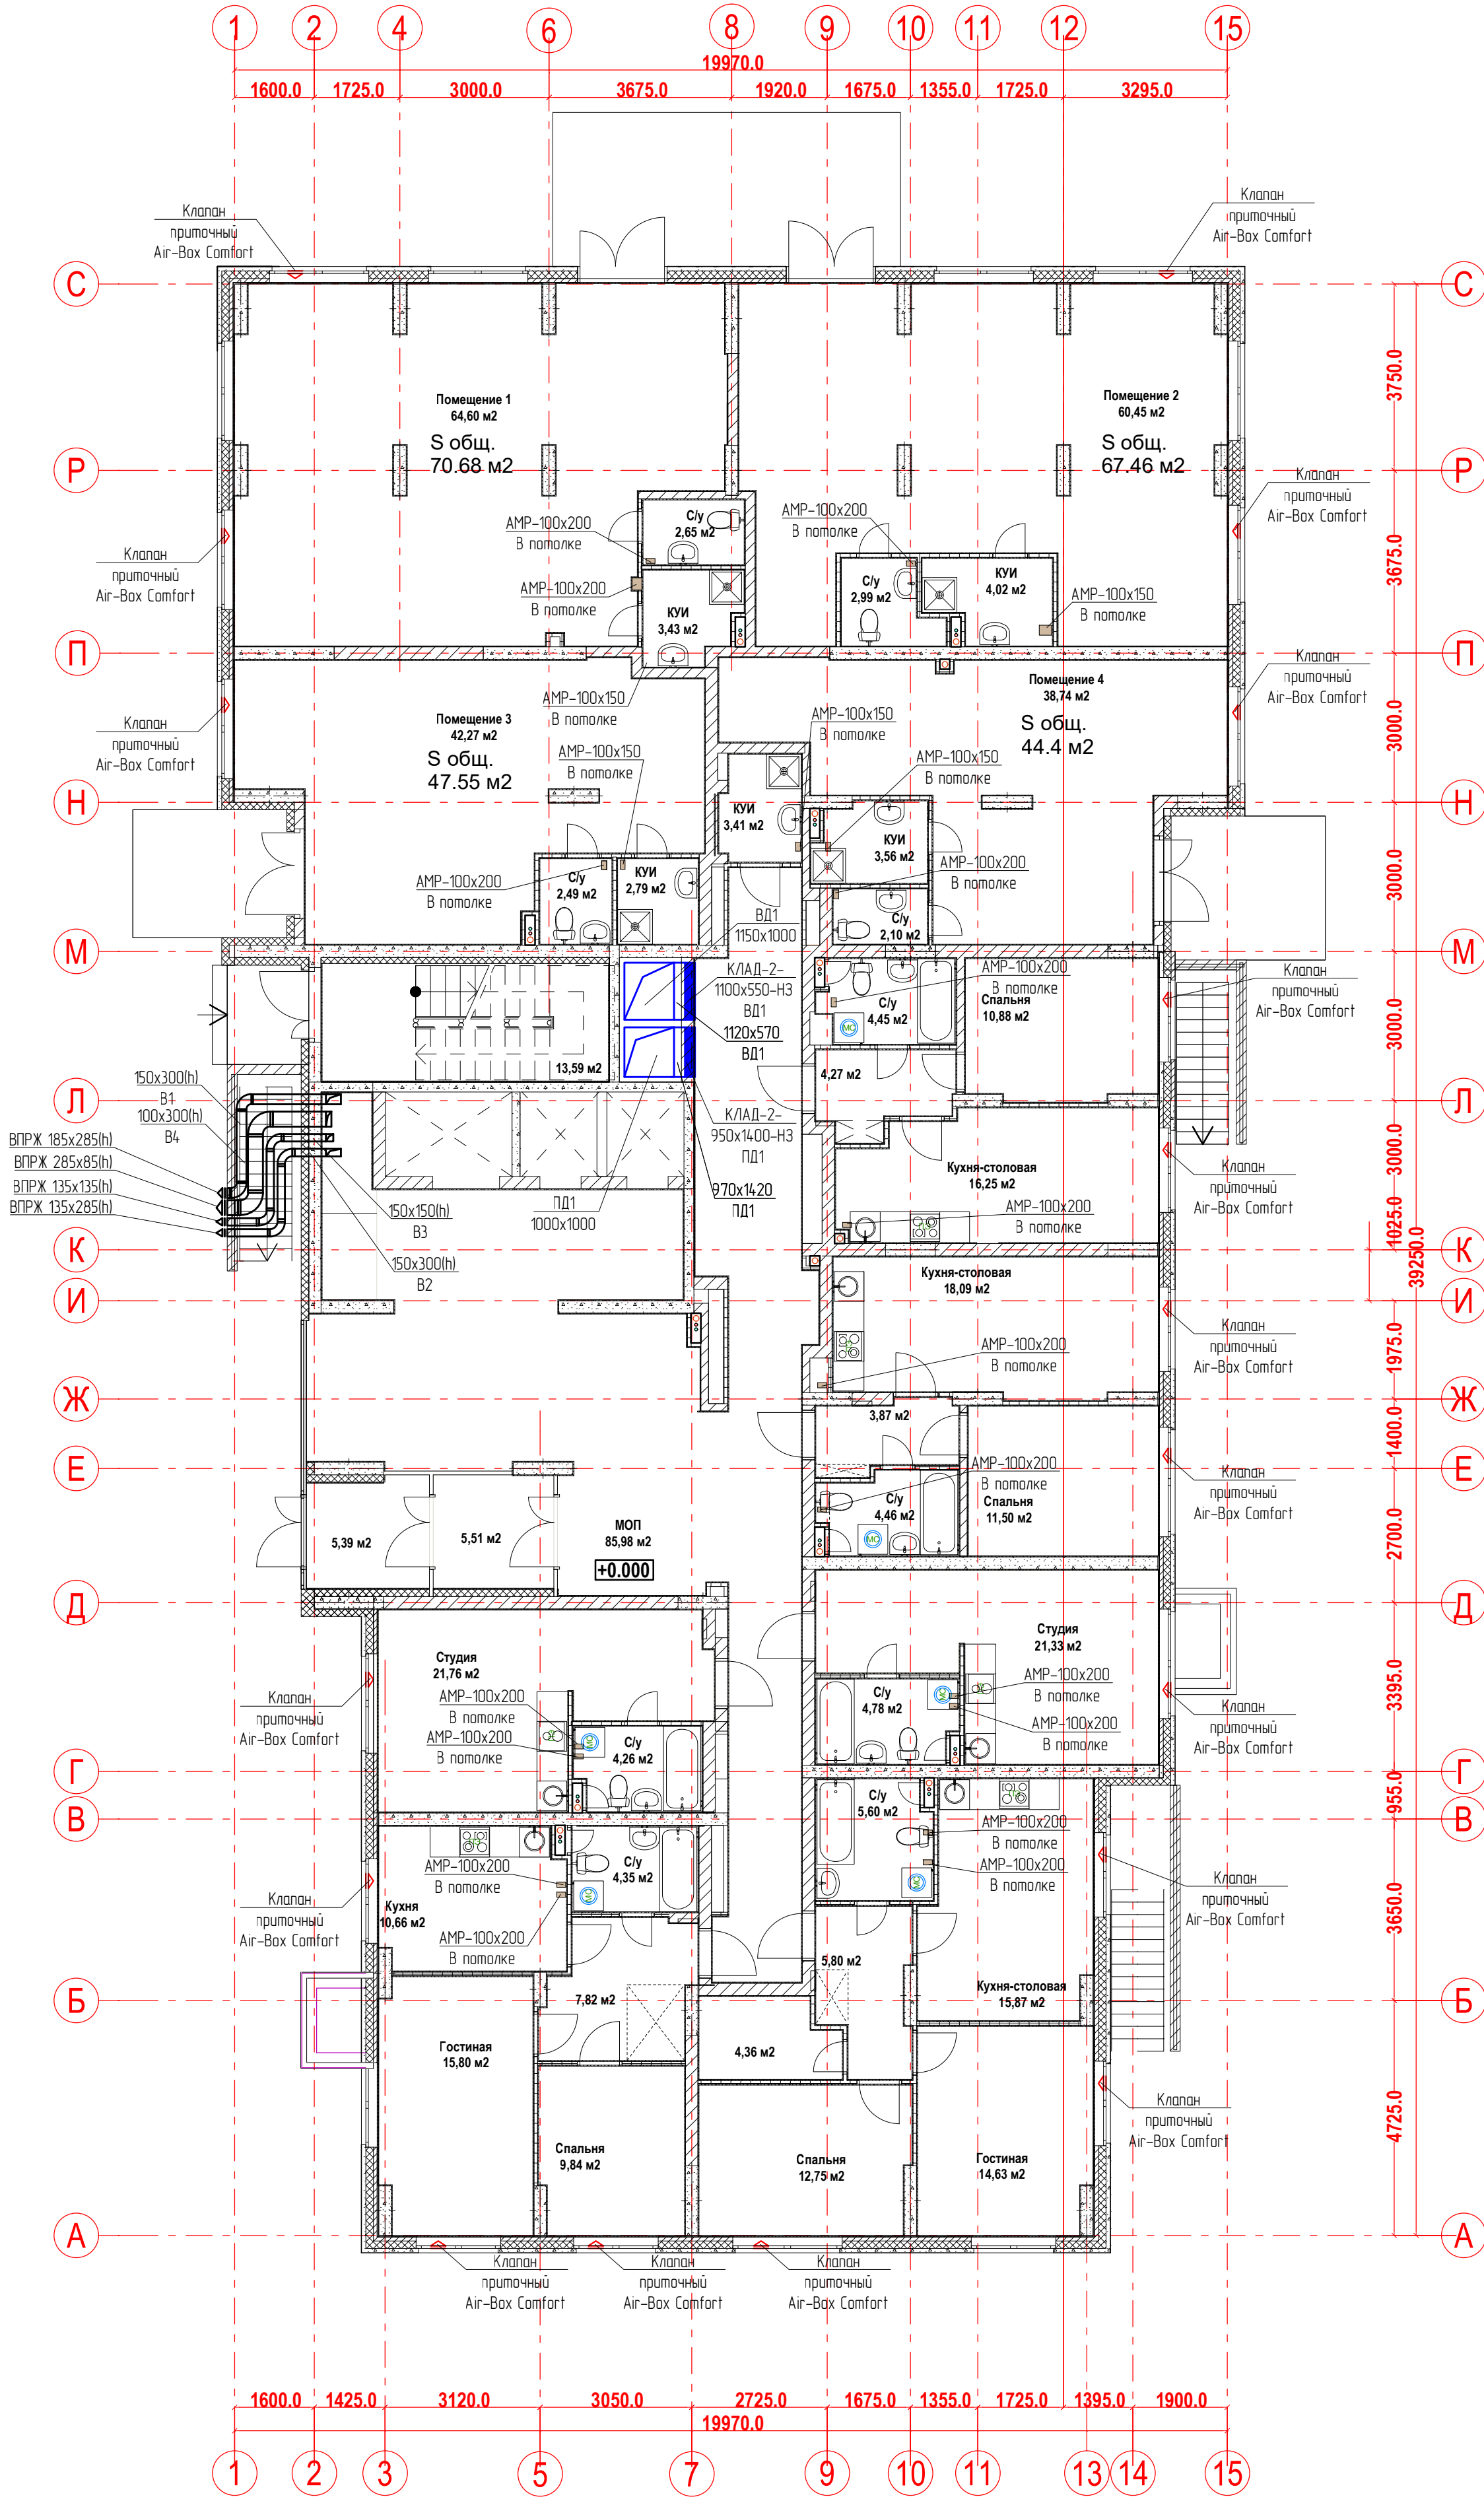

						20-23/03-20 - ОВ			
						23-этажный многоквартирный жилой дом № 20 (по генплану). Жилищный комплекс "Анкудиновский парк" в д. Анкудиновка Кстовского района Нижегородской области.			
Изм.	Коп. уч	Лист	Недок.	Подпись	Дата	Отопление и вентиляция	Стадия	Лист	Листов
Разработал	Ваганов			<i>Взг</i>			Р	15	
Проверил	Хасянов			<i>Хася</i>					
						План 1-го этажа. Вентиляция	ООО "Еврогаз" г. Н. Новгород		
Н. контр.	Пронихин			<i>ПН</i>					


План 2-го этажа.
Вентиляция

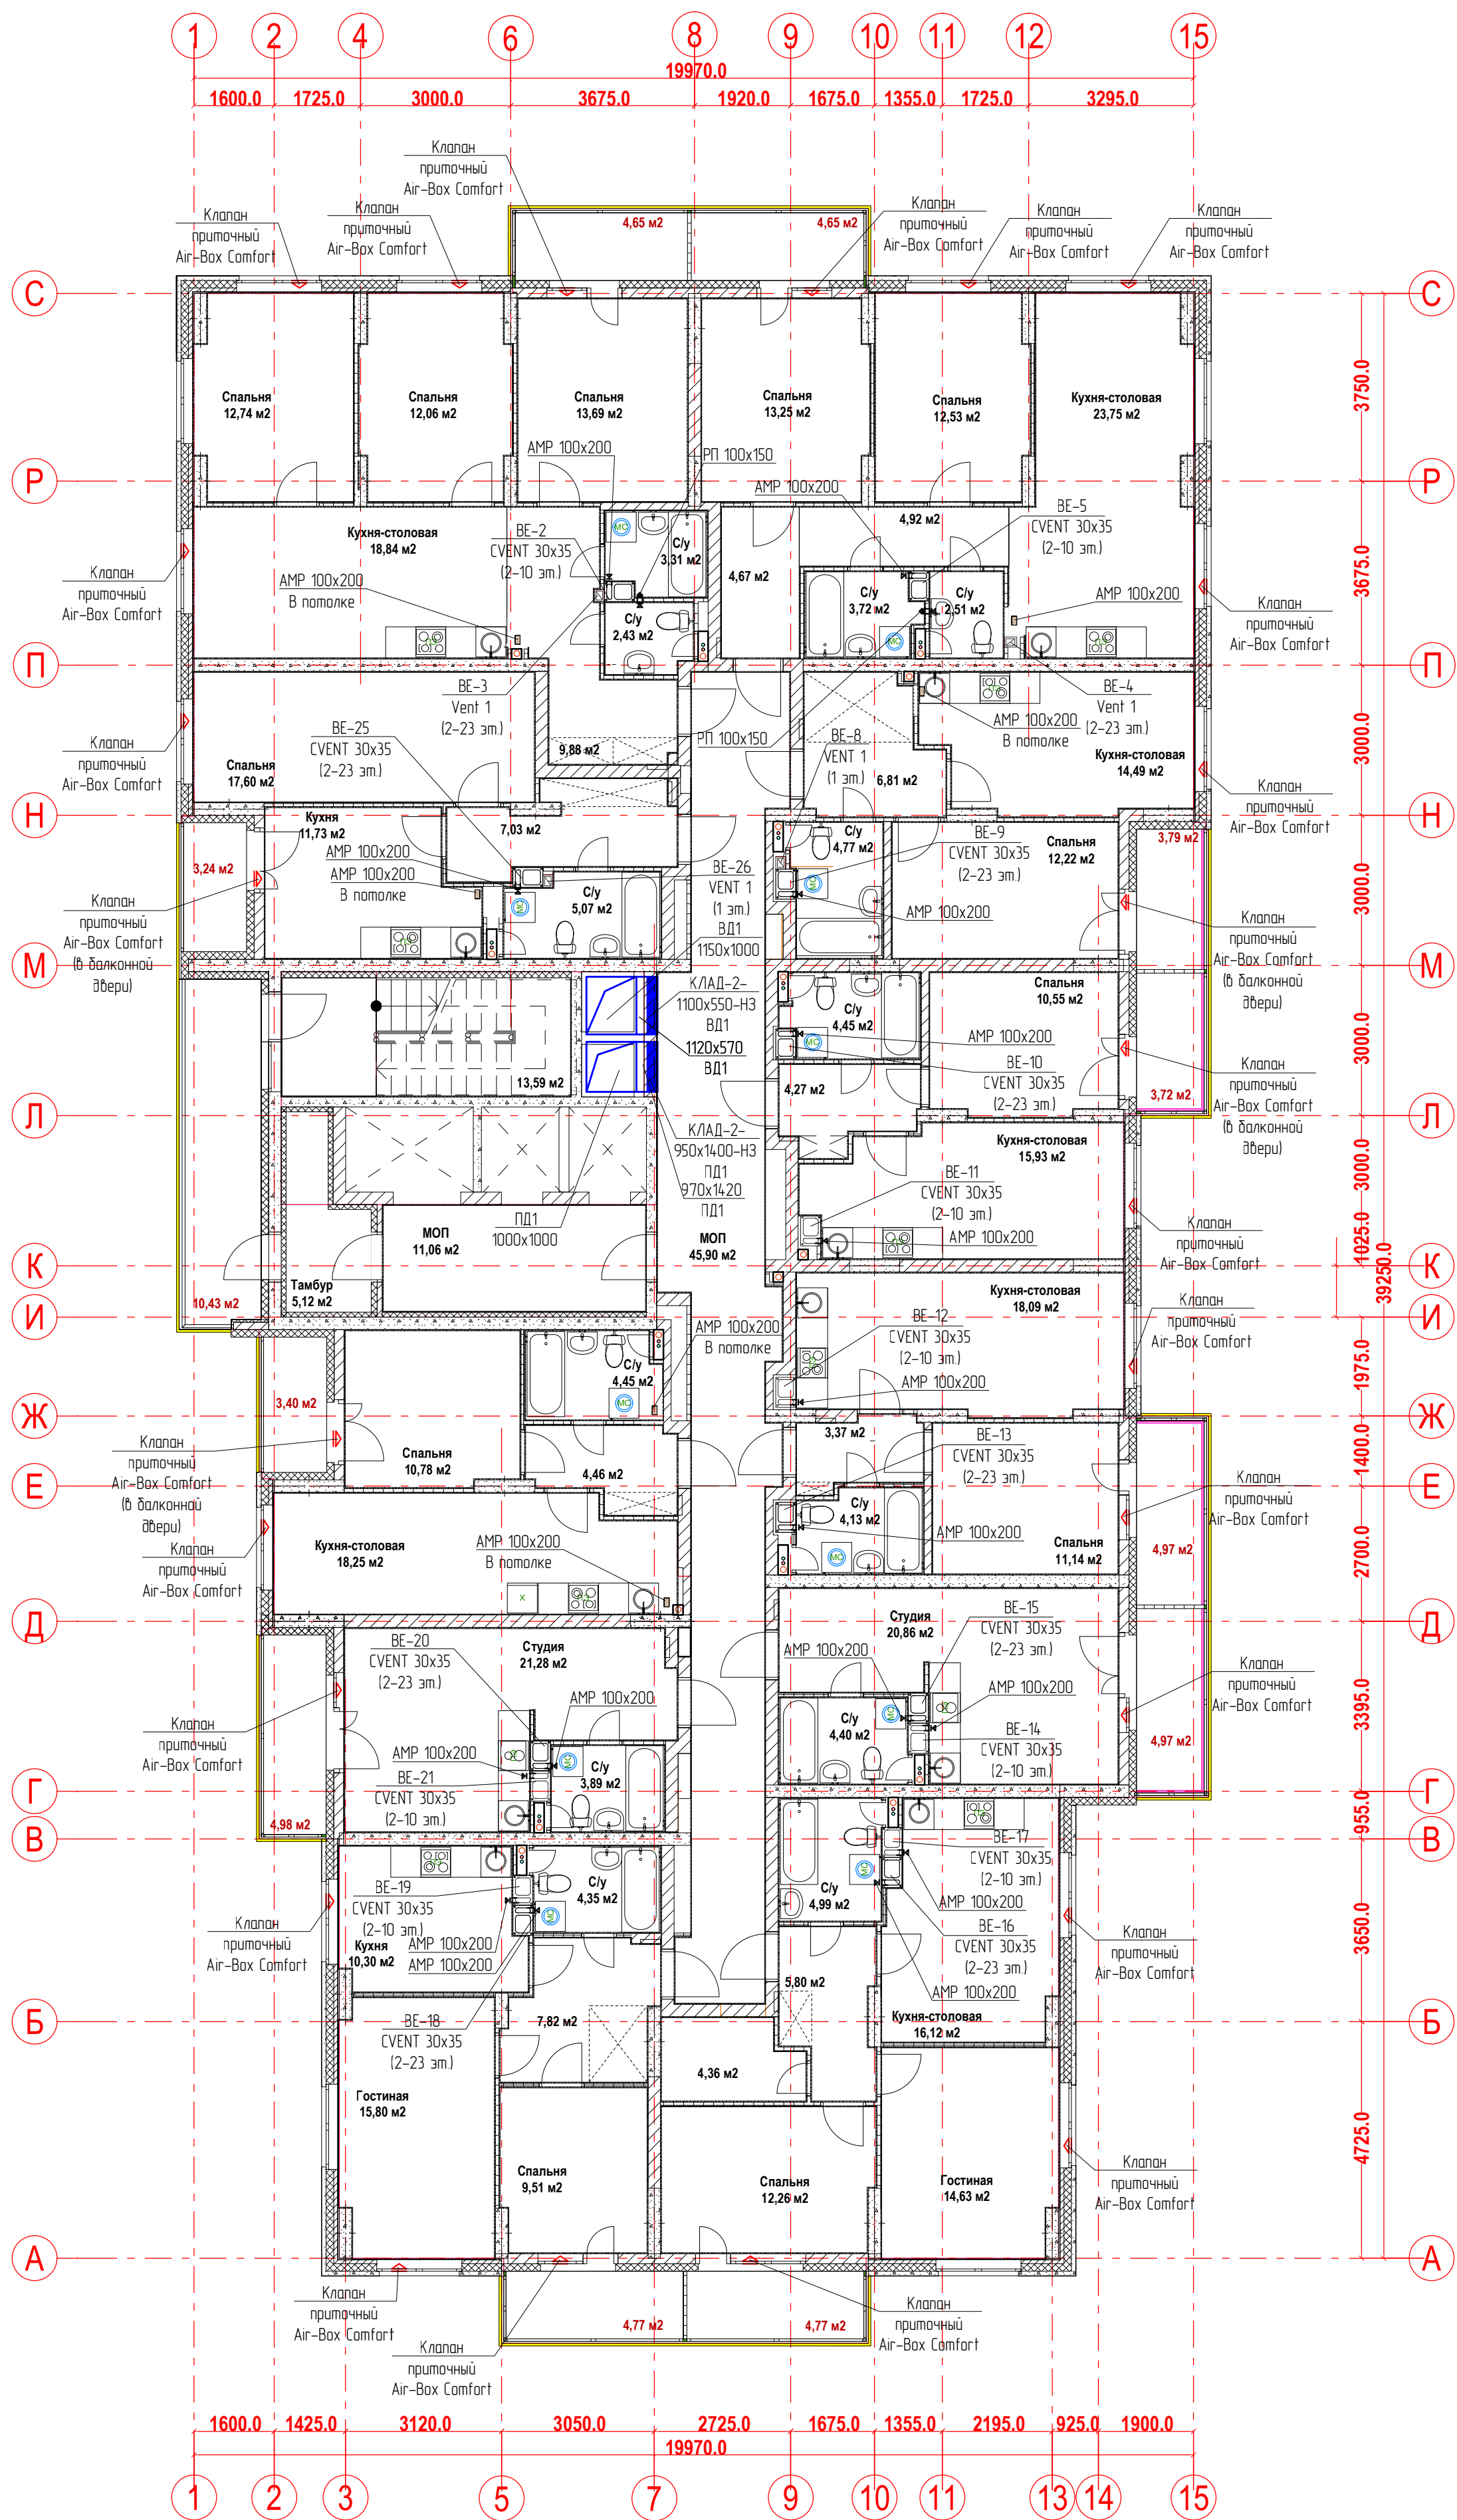

Имя, № подл.	Подпись и дата	Взам. инв. №

20-23/03-20 - ОВ					
23-этажный многоквартирный жилой дом № 20 (по генплану). Жилищный комплекс "Анудинский парк" в д. Анкудиново Кстовского района Нижегородской области.					
Изм.	Коп. уч.	Лист	Недок.	Подпись	Дата
Разработал	Ваганов	Ваганов			
Проверил	Хасянов	Хасянов			
Н. контр.	Пронихин	Пронихин			
Отопление и вентиляция				Стация	Лист
				Р	16
План 2-го этажа. Вентиляция				ООО "Еврогаз" г. Н. Новгород	


План 3-10-ых этажей.
Вентиляция

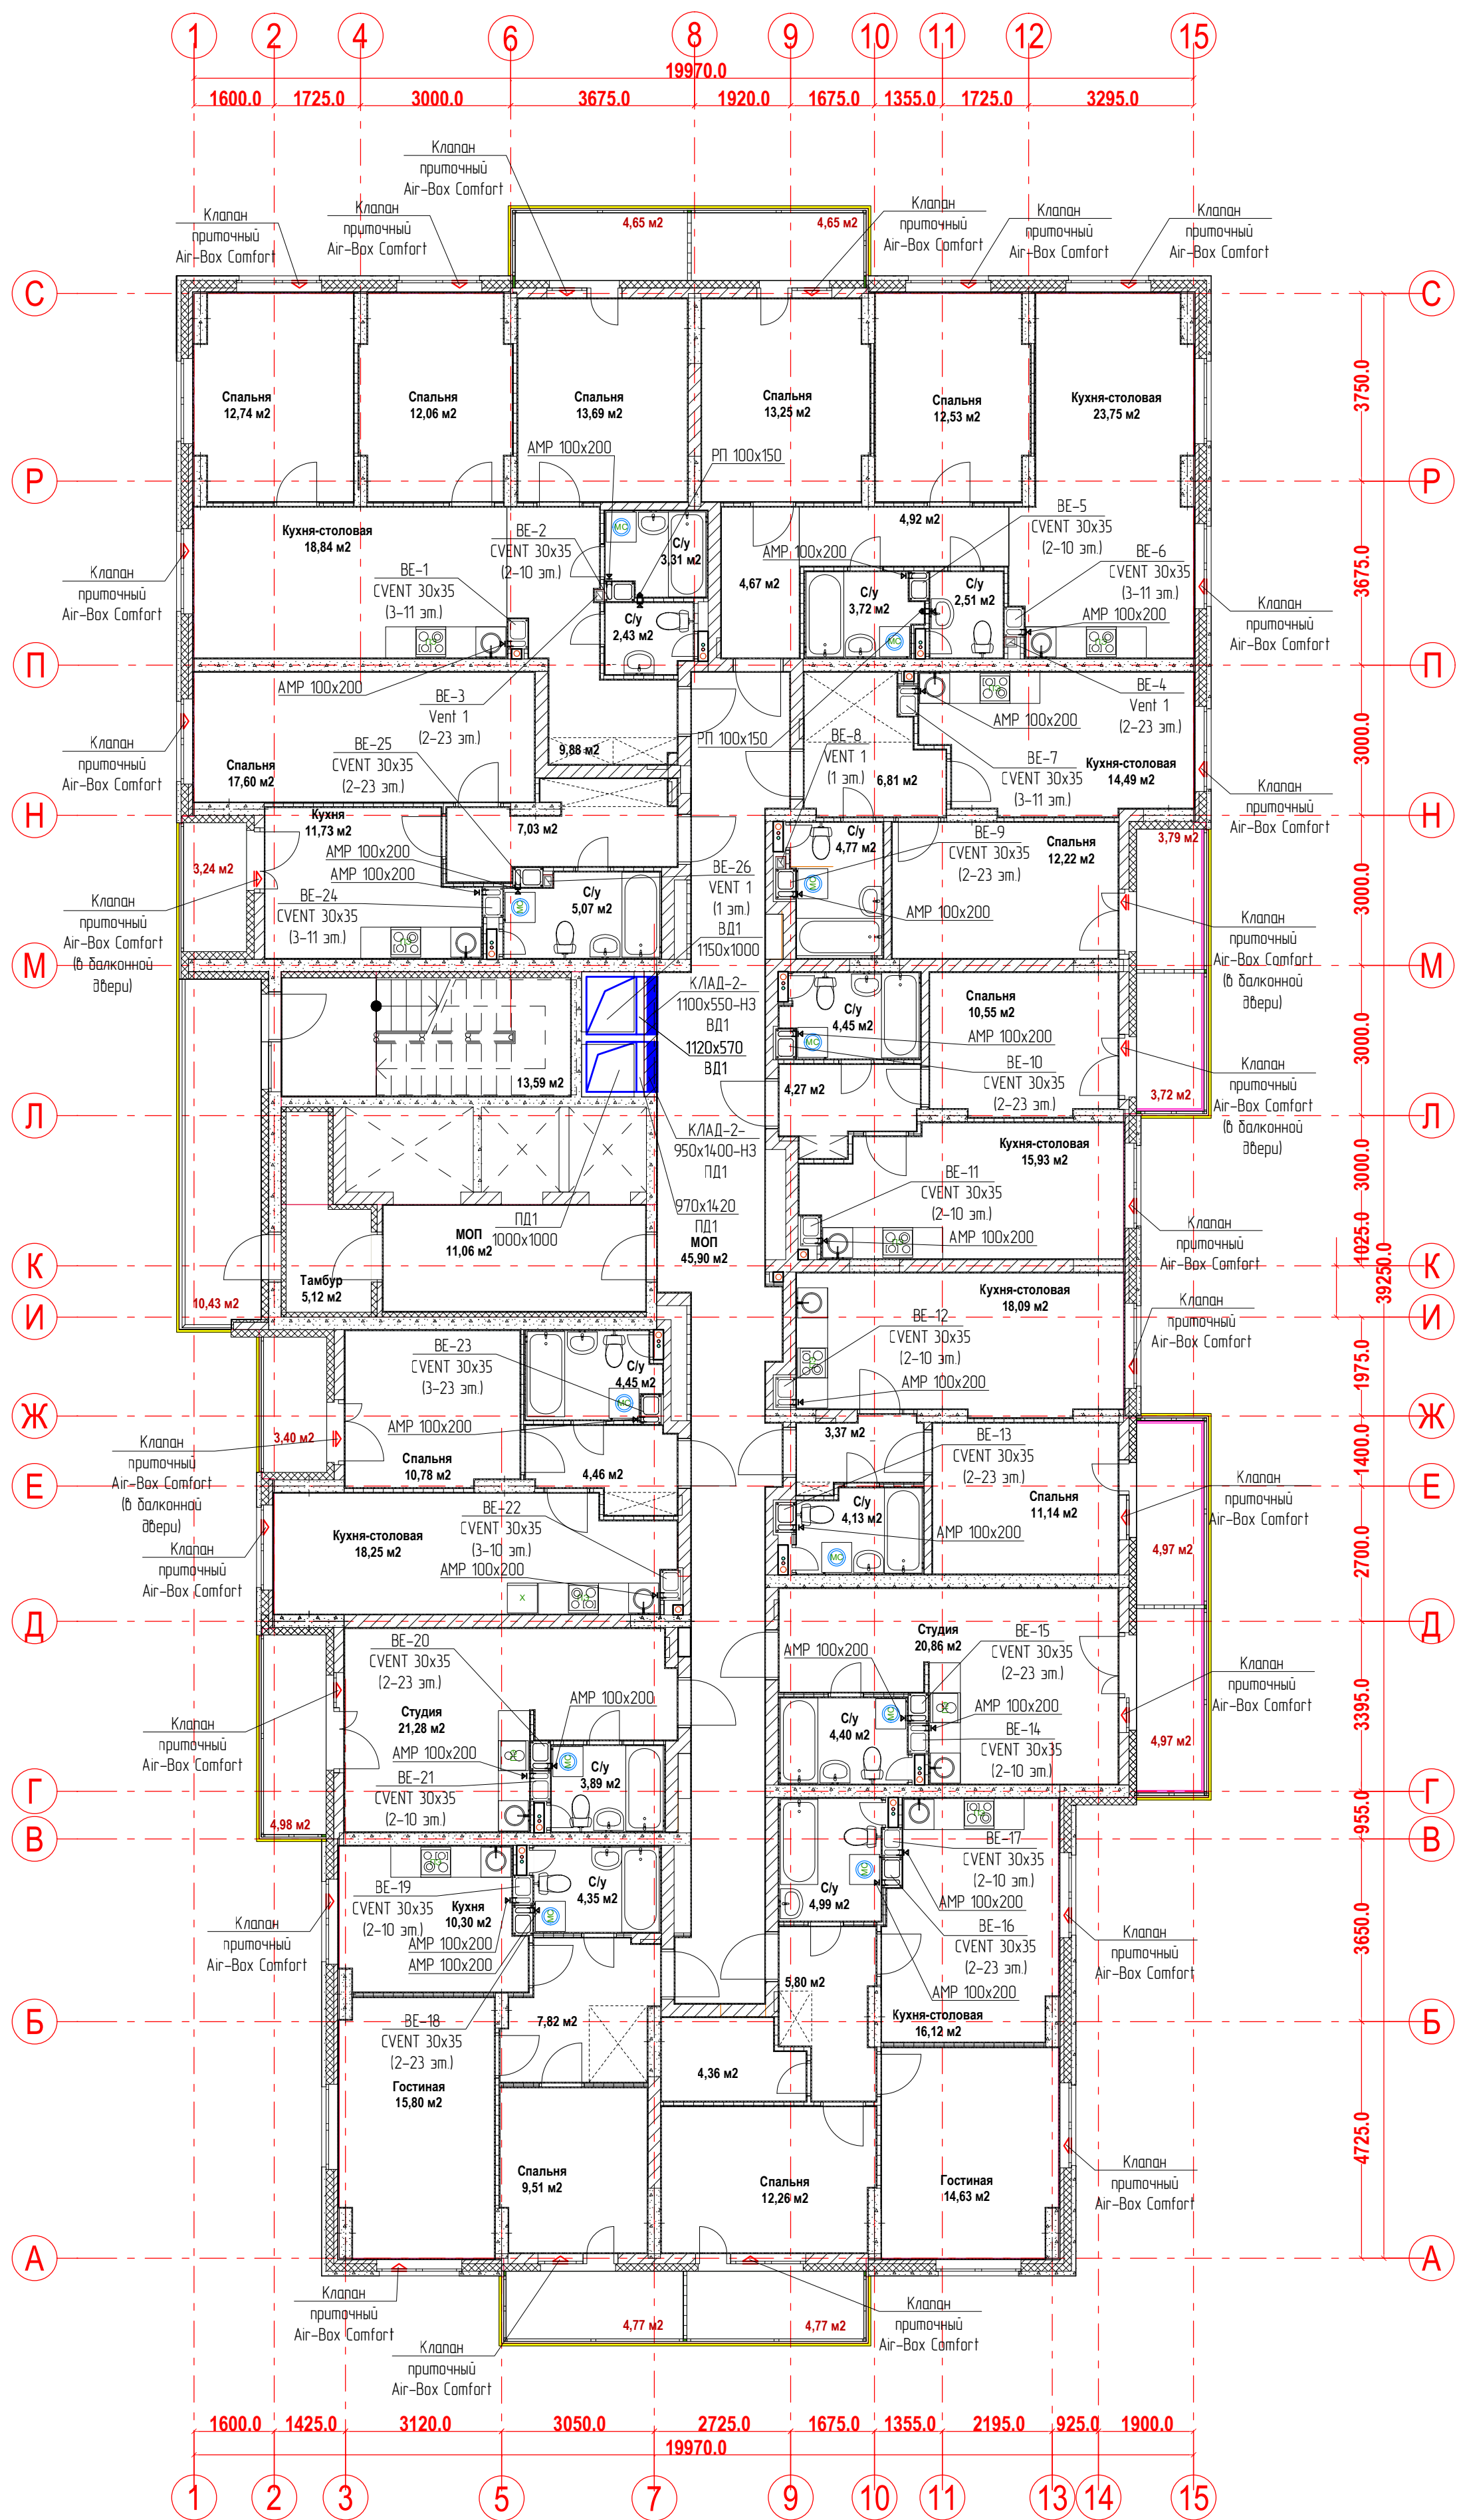

Имя, № подл.	Подпись и дата	Взам. инв. №

						20-23/03-20 - ОВ			
						23-этажный многоквартирный жилой дом № 20 (по генплану). Жилищный комплекс "Анкудиновский парк" в д. Анкудиновка Кстовского района Нижегородской области.			
Изм.	Коп. уч.	Лист	Недок.	Подпись	Дата	Отопление и вентиляция	Стадия	Лист	Листов
Разработал		Ваганов		Вгв			Р	17	
Проверил		Хасянов		Хася		План 3-10-ых этажей. Вентиляция	ООО "Еврогаз" г. Н. Новгород		
Н. контр.		Пронихин		Пнх					


План 11-го этажа.
Вентиляция

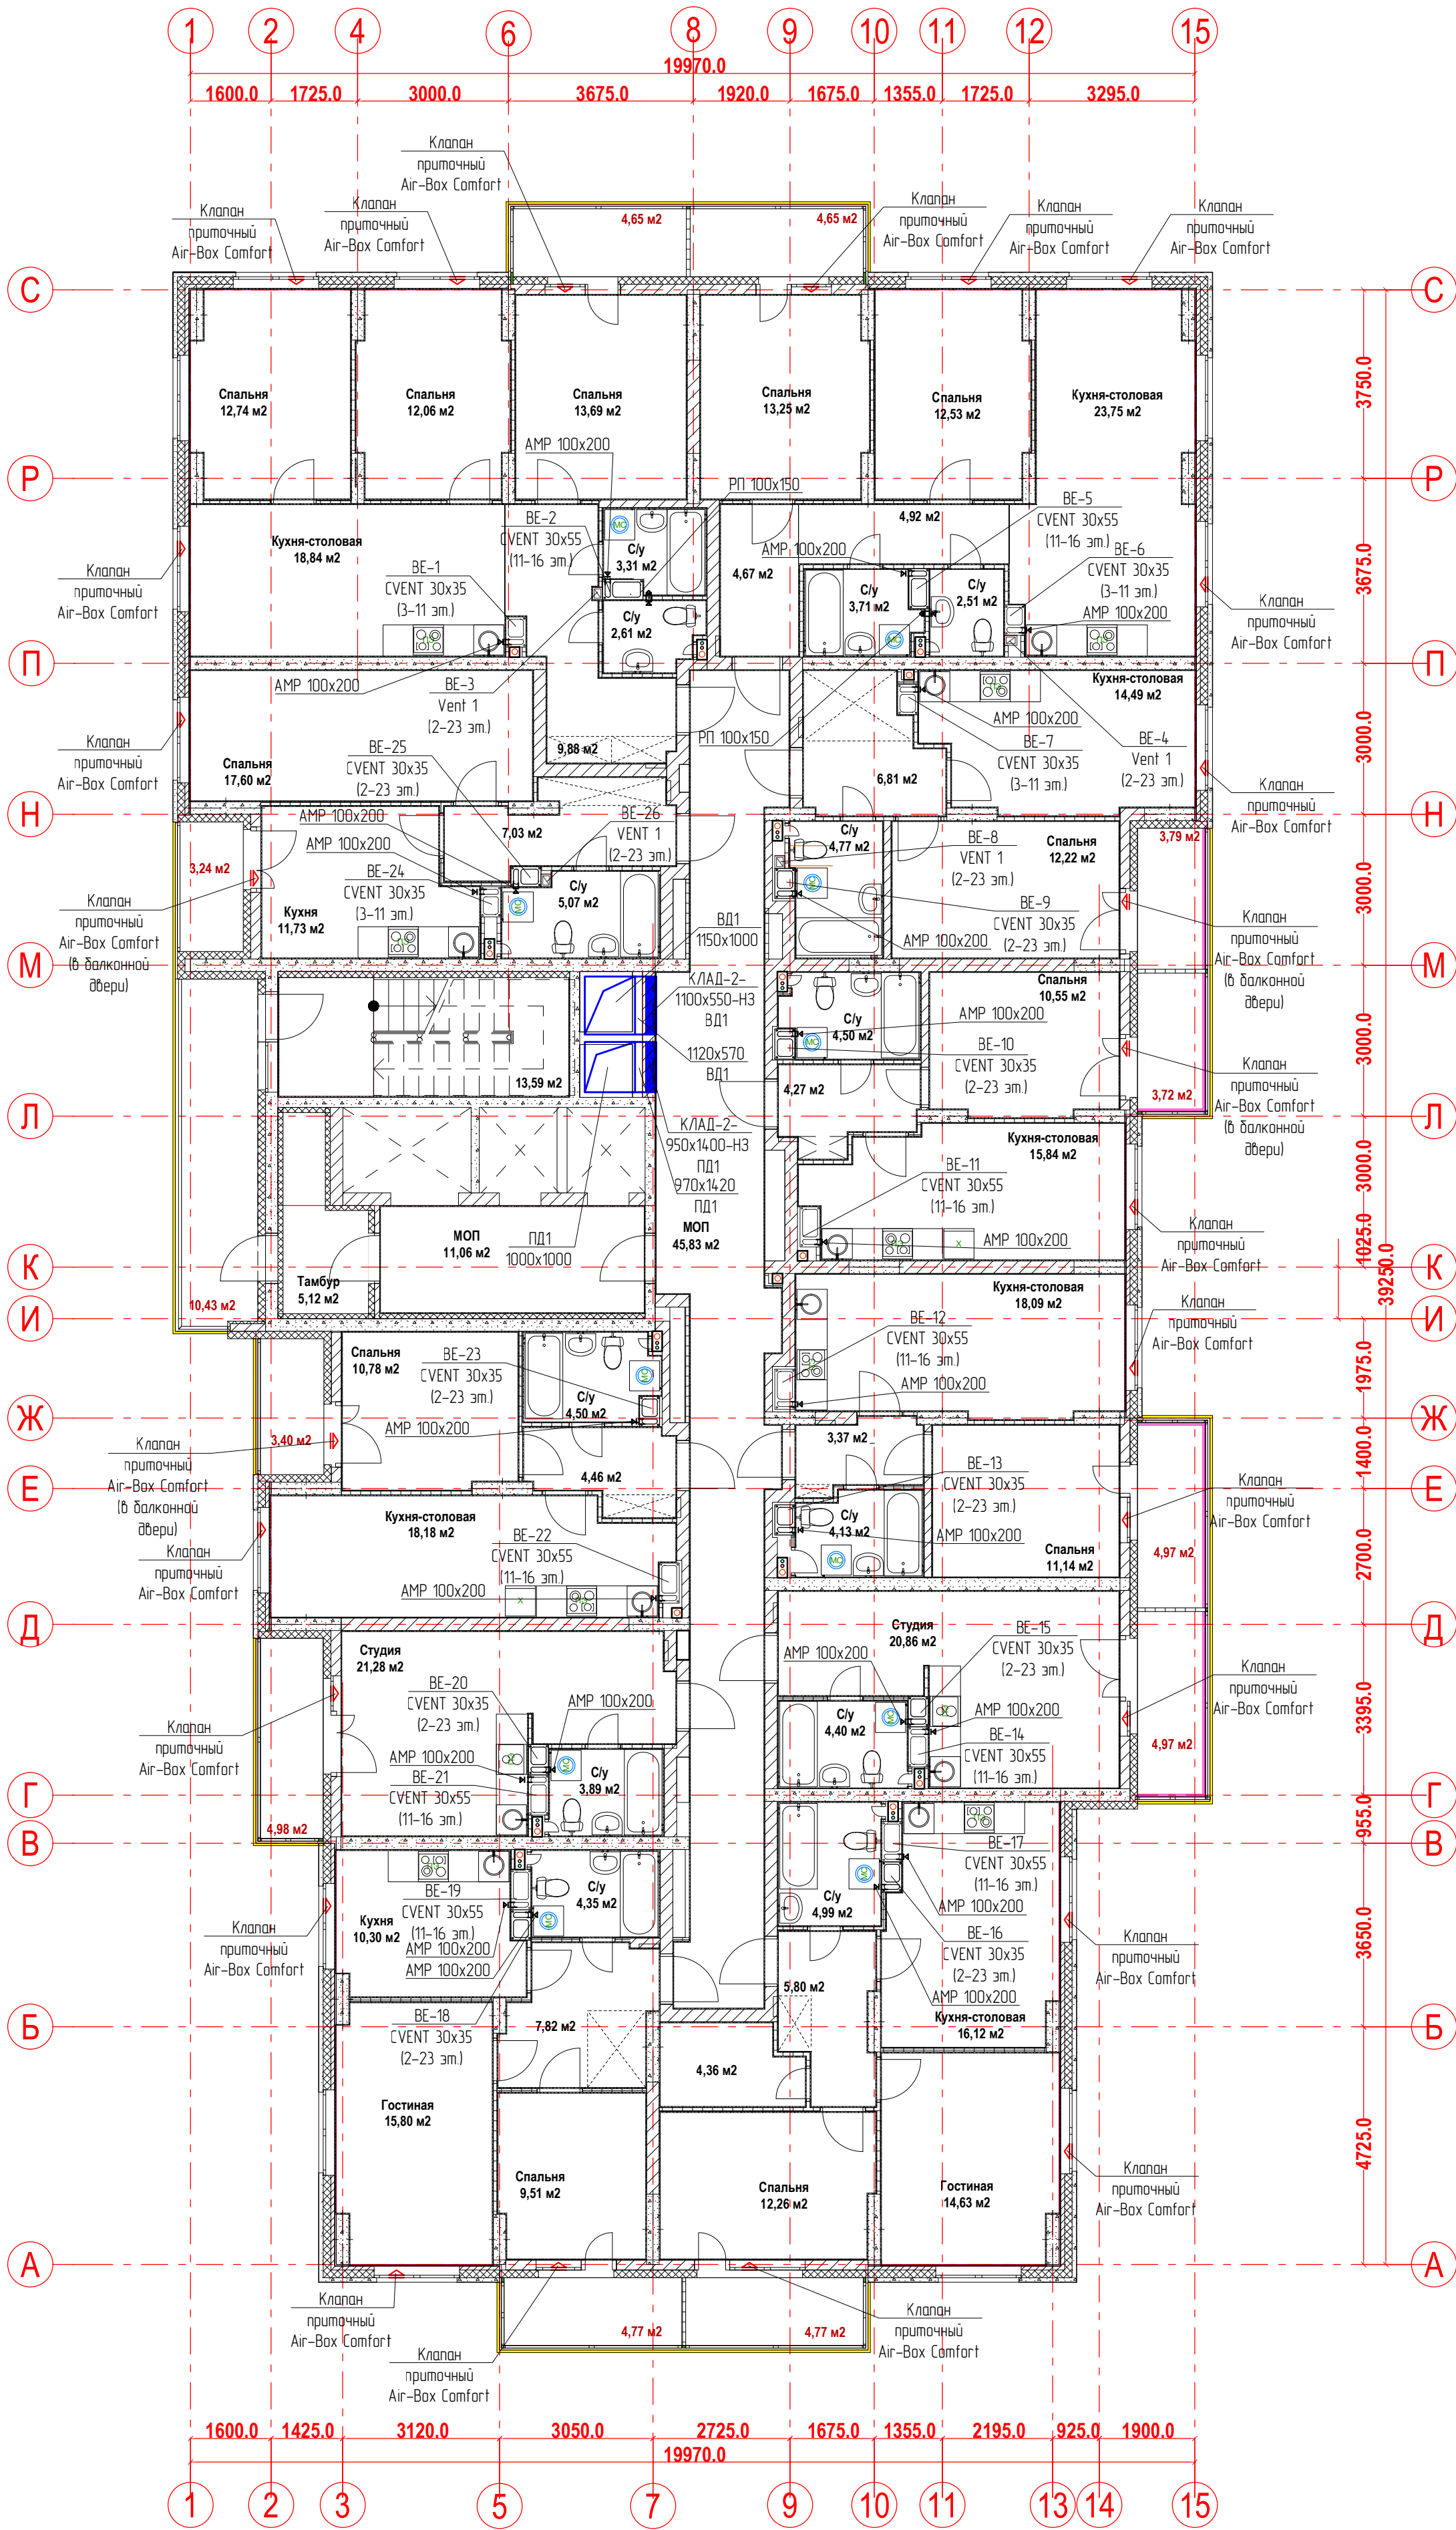

Имя, № подл.	Подпись и дата	Взам. инв. №


20-23/03-20 - ОВ					
23-этажный многоквартирный жилой дом № 20 (по генплану). Жилищный комплекс "Анудинский парк" в д. Анудинькова Кстовского района Нижегородской области.					
Изм.	Кол. уч.	Лист	Недок.	Подпись	Дата
Разработал	Ваганов	13		Ваганов	
Проверил	Хасянов	14		Хасянов	
Н. контр.	Пронихин	15		Пронихин	
Отопление и вентиляция				Стация	Лист
				Р	18
План 11-го этажа. Вентиляция				ООО "Еврогаз" г. Н. Новгород	

План 12-15-ых этажей.
Вентиляция

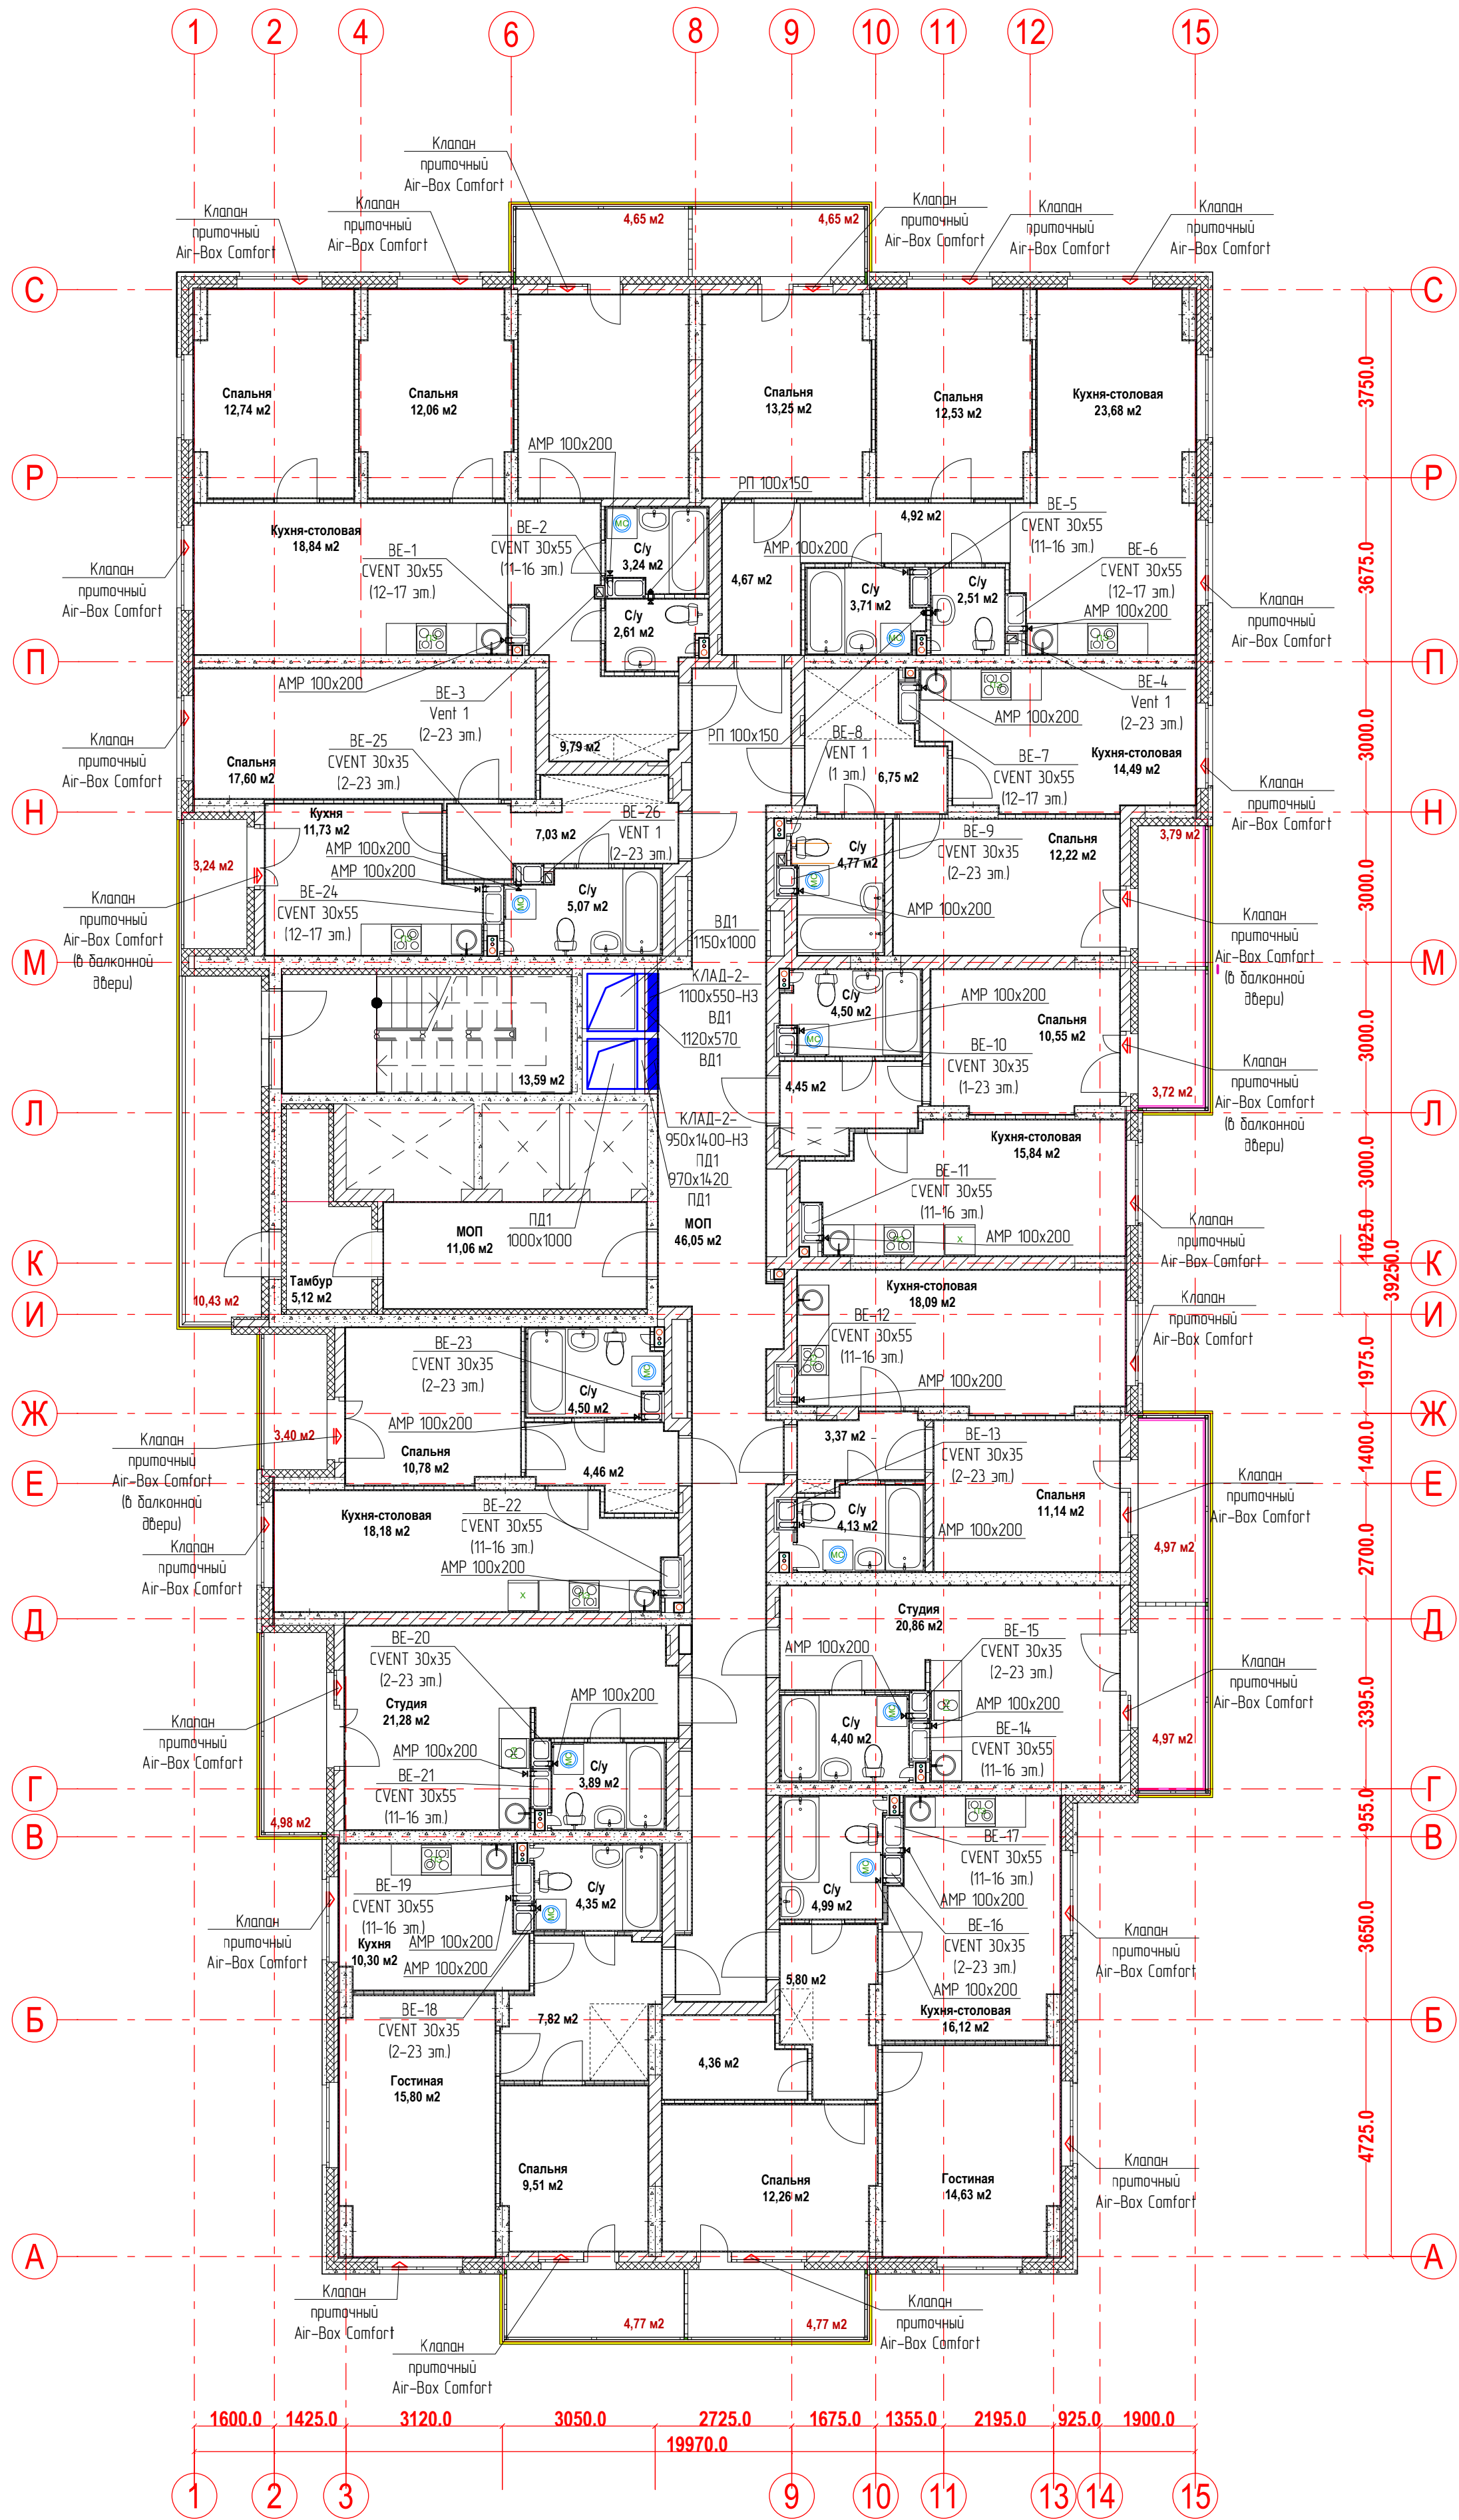


					20-23/03-20 - ОВ			
					23-этажный многоквартирный жилой дом № 20 (по генплану). Жилищный комплекс "Ангудиноский парк" в д. Анкудиново Кстовского района Нижегородской области.			
Изм.	Кол. уч.	Лист	Недок.	Подпись	Отопление и вентиляция	Стадия	Лист	Листов
Разработал		Ваганов		Взг		Р	19	
Проверил		Хасянов		Хася	План 12-15-ых этажей. Вентиляция	ООО "Еврогаз" г. Н. Новгород		
Н. контр.		Пронихин		Прн				

План 16-го этажа.
Вентиляция

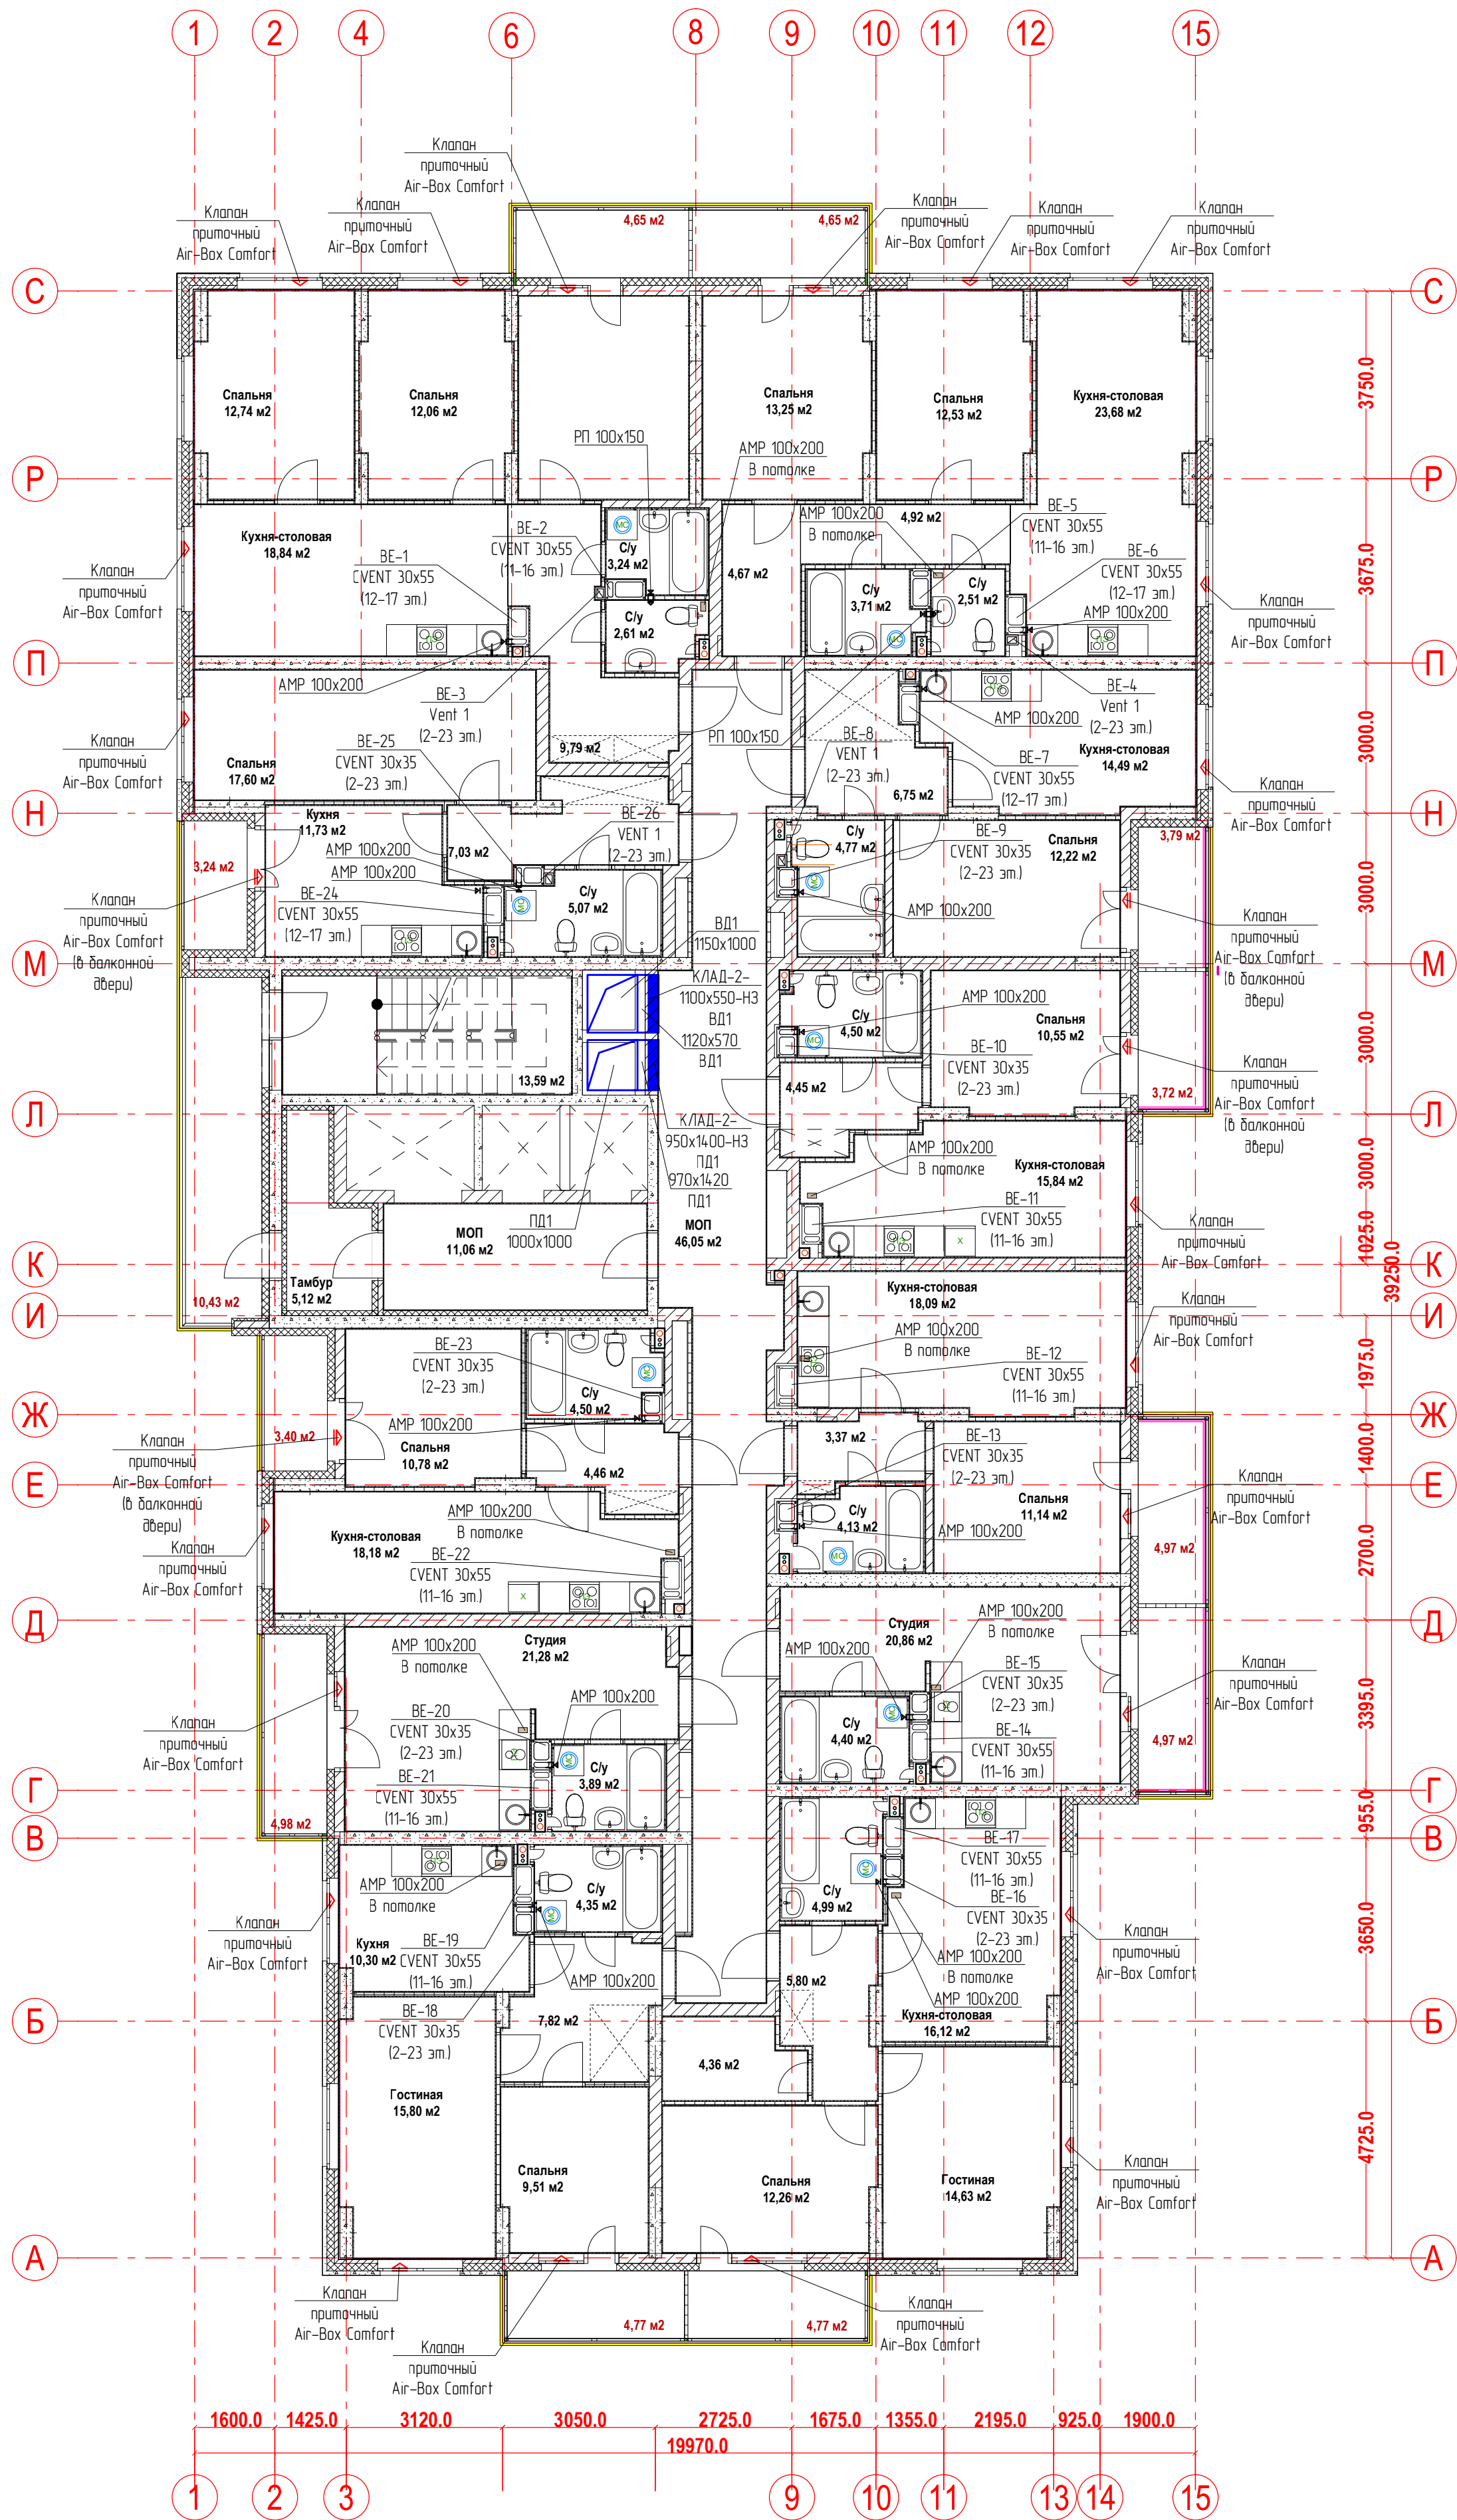

						20-23/03-20 - ОВ			
						23-этажный многоквартирный жилой дом № 20 (по генплану). Жилищный комплекс "Анкудиновский парк" в д. Анкудиновка Кстовского района Нижегородской области.			
Изм.	Кол. уч.	Лист	Издок.	Подпись	Дата	Отопление и вентиляция	Стадия	Лист	Листов
Разработал	Ваганов			<i>Ваганов</i>			Р	20	
Проверил	Хасянов			<i>Хасянов</i>		План 16-го этажа. Вентиляция	ООО "Еврогаз" г. Н. Новгород		
Н. контр.	Пронихин			<i>Пронихин</i>					


План 17-го этажа.
Вентиляция

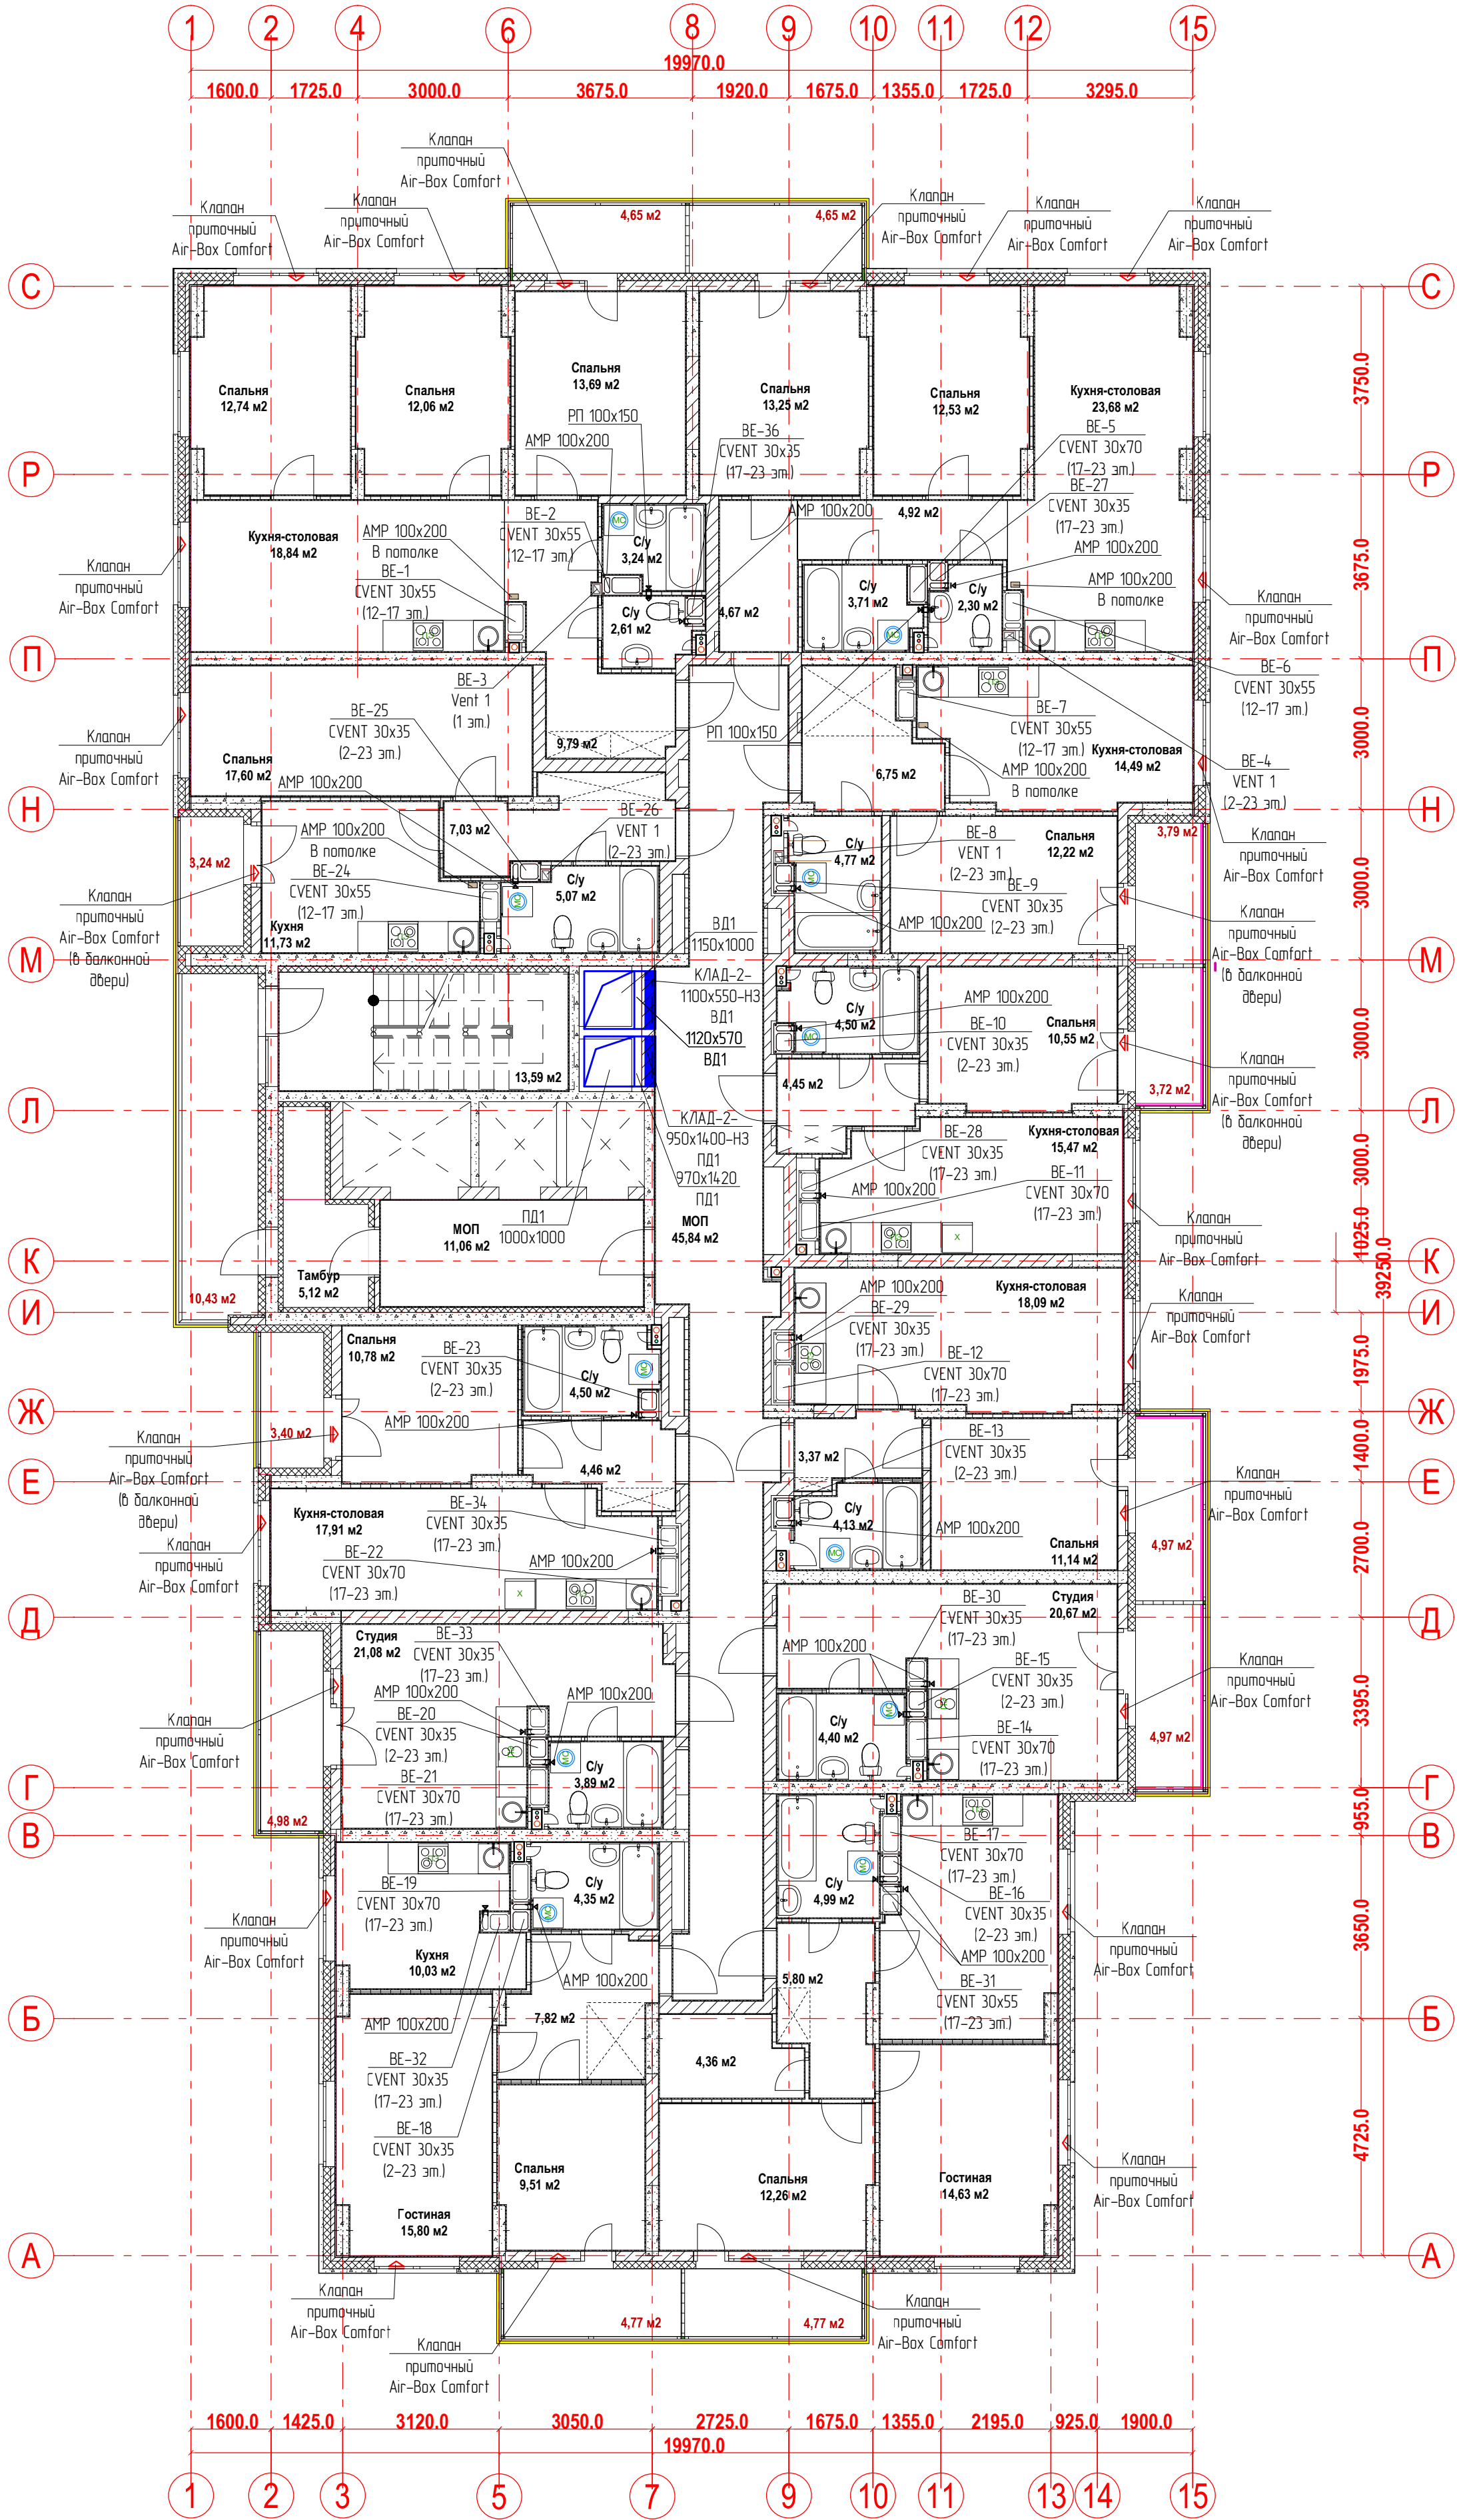

Имя. № подл.	Подпись и дата	Взам. инв. №

20-23/03-20 - ОВ					
23-этажный многоквартирный жилой дом № 20 (по генплану). Жилищный комплекс "Анудинский парк" в д. Анудиновка Кстовского района Нижегородской области.					
Изм.	Кол. уч.	Лист	Недок.	Подпись	Дата
Разработал	Ваганов	13		Ваганов	
Проверил	Хасянов	14		Хасянов	
Н. контр.	Пронихин	15		Пронихин	
Отопление и вентиляция				Стация	Листов
				Р	21
План 17-го этажа. Вентиляция				ООО "Еврогаз" г. Н. Новгород	


План 18-22-ых этажей.
Вентиляция

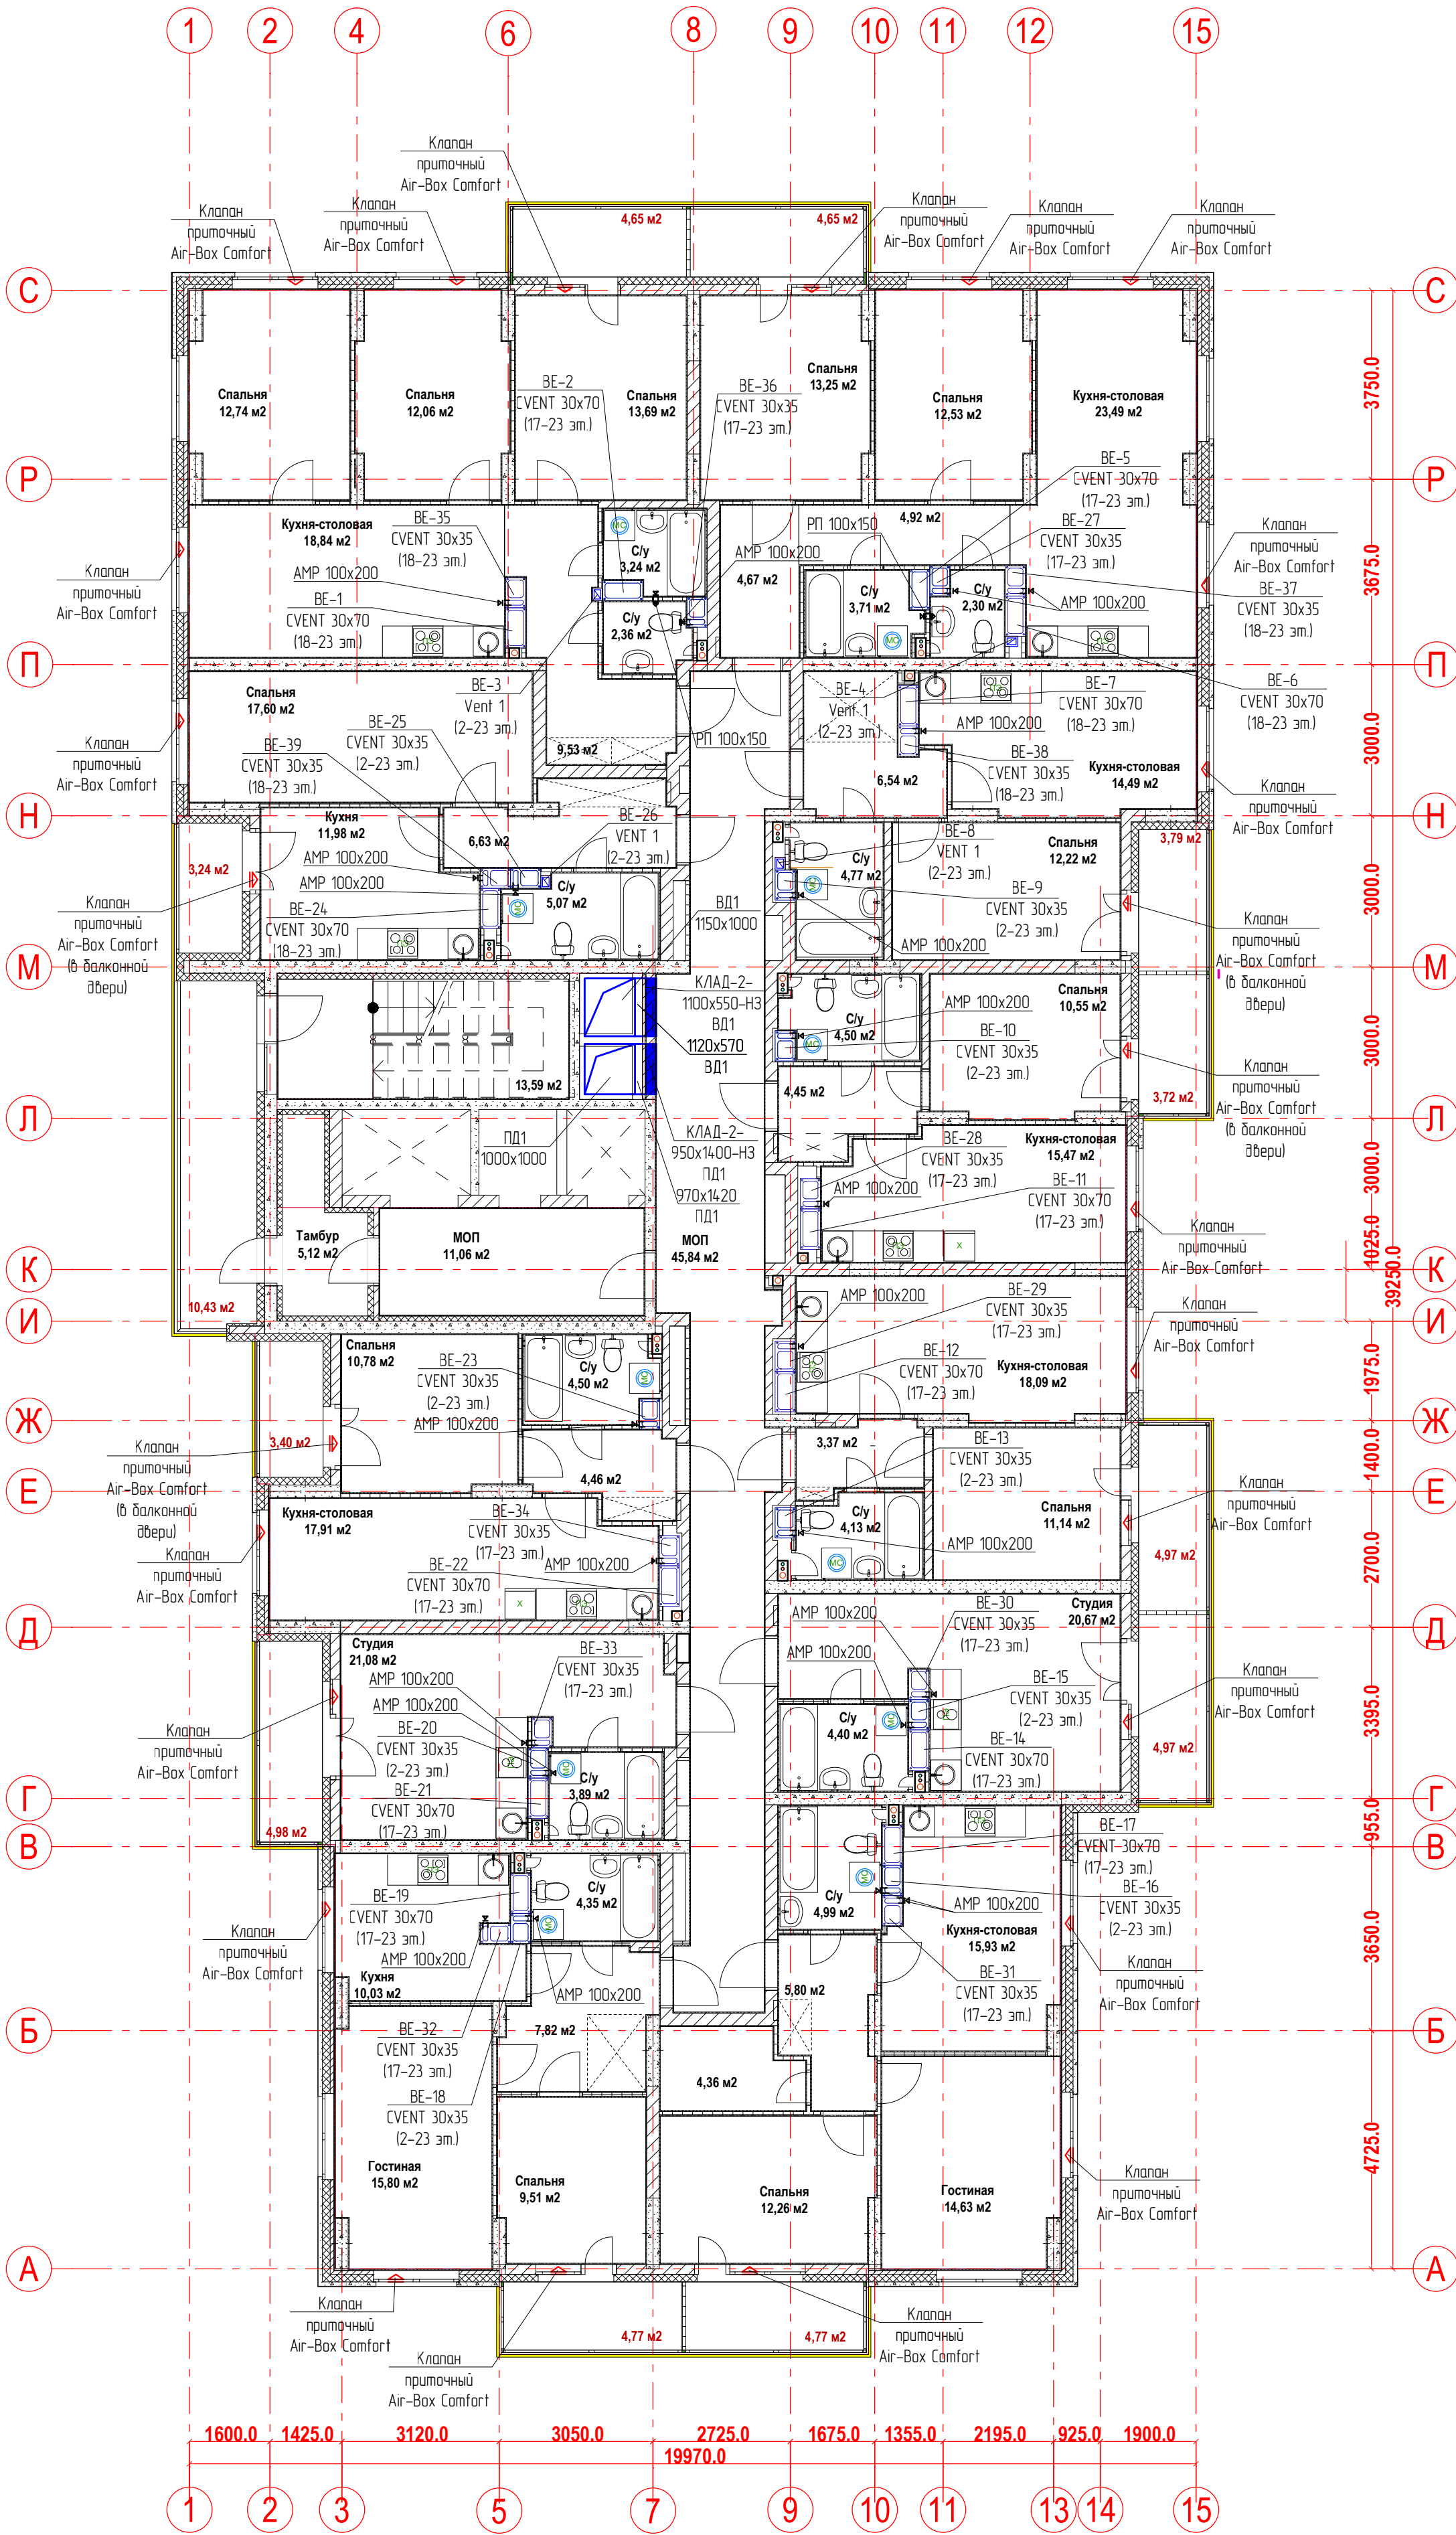

Имя, № подл.	Подпись и дата	Взам. инв. №

						20-23/03-20 - ОВ			
						23-этажный многоквартирный жилой дом № 20 (по генплану). Жилищный комплекс "Анкудиновский парк" в д. Анкудиновка Кстовского района Нижегородской области.			
Изм.	Кол. уч.	Лист	Недок.	Подпись	Дата	Отопление и вентиляция	Стадия	Лист	Листов
Разработал	Ваганов			Взг			Р	22	
Проверил	Хасянов			Хася		План 18-22-ых этажей. Вентиляция	ООО "Еврогаз" г. Н. Новгород		
Н. контр.	Пронихин			Прнх					


План 23-го этажа.
Вентиляция

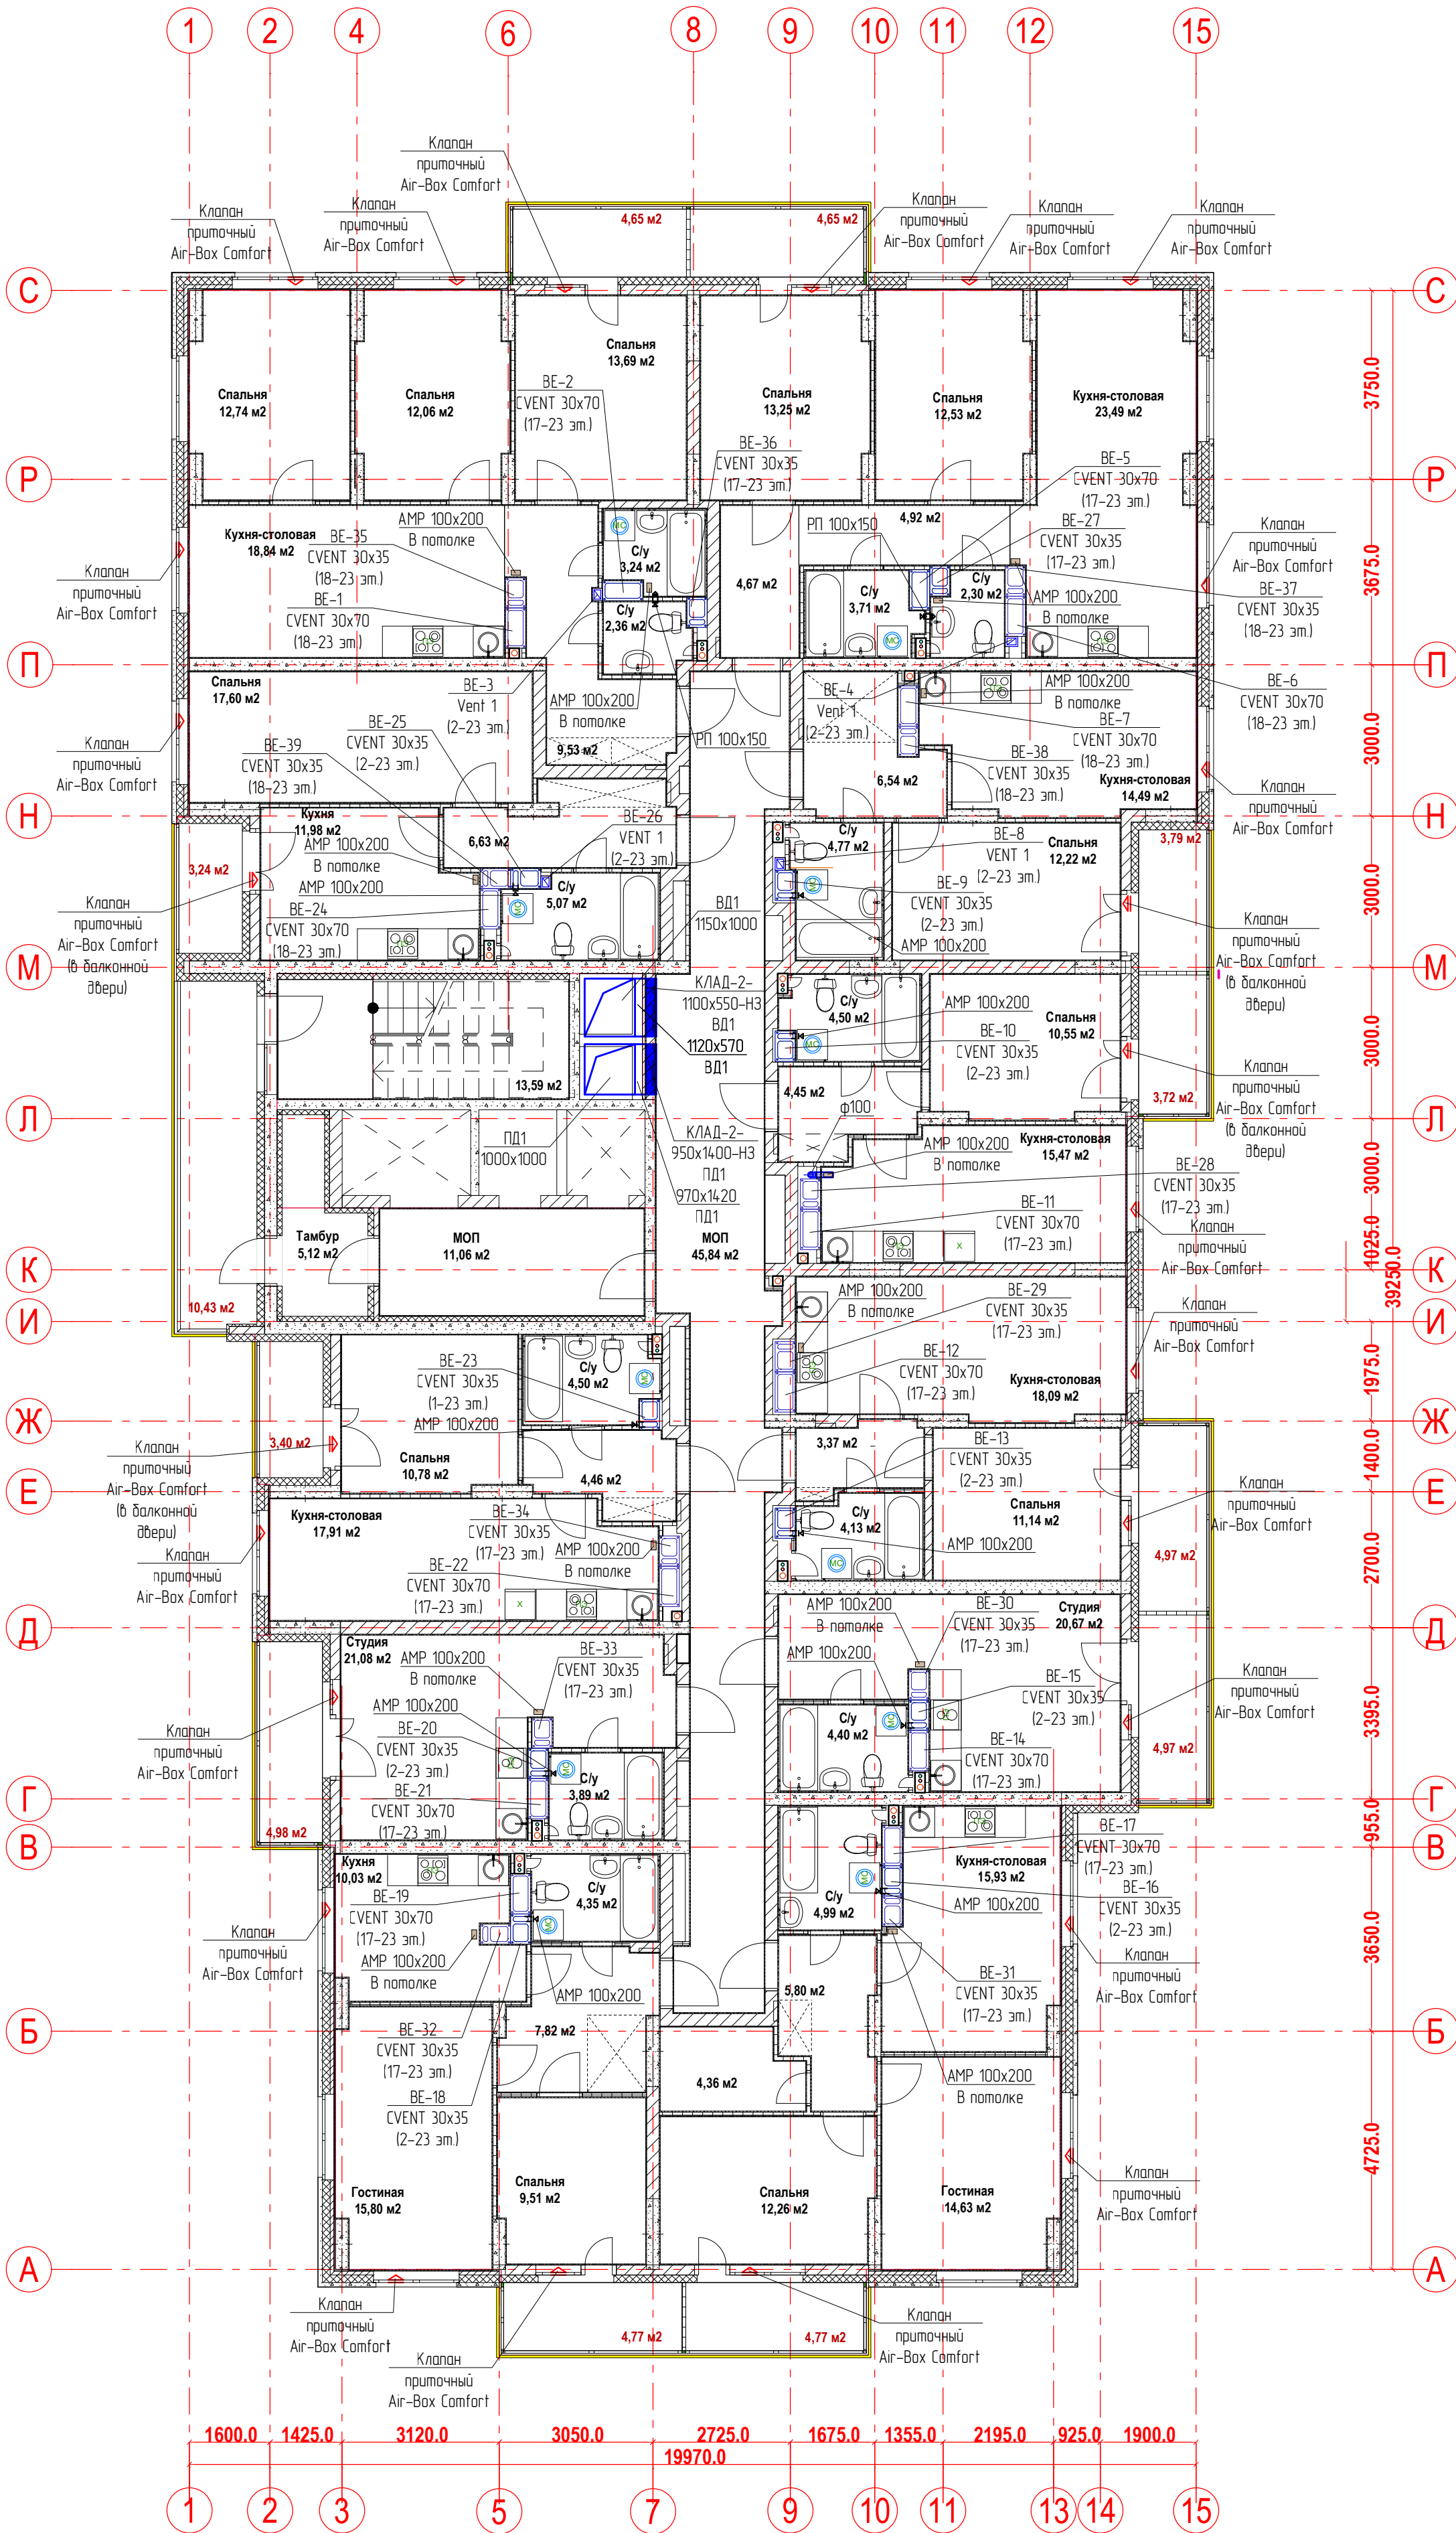

Имя, № подл.	Подпись и дата	Взам. инв. №

						20-23/03-20 - ОВ			
						23-этажный многоквартирный жилой дом № 20 (по генплану). Жилищный комплекс "Ангудиновский парк" в д. Ангудиновка Кстовского района Нижегородской области.			
Изм.	Кол. уч.	Лист	Недок.	Подпись	Дата	Отопление и вентиляция	Стадия	Лист	Листов
Разработал		Ваганов		<i>Ваг</i>			Р	23	
Проверил		Хасянов		<i>Хася</i>					
						План 23-го этажа. Вентиляция	ООО "Еврогаз" г. Н. Новгород		
Н. контр.		Пронихин		<i>П</i>					

План 23-го этажа.
Вентиляция

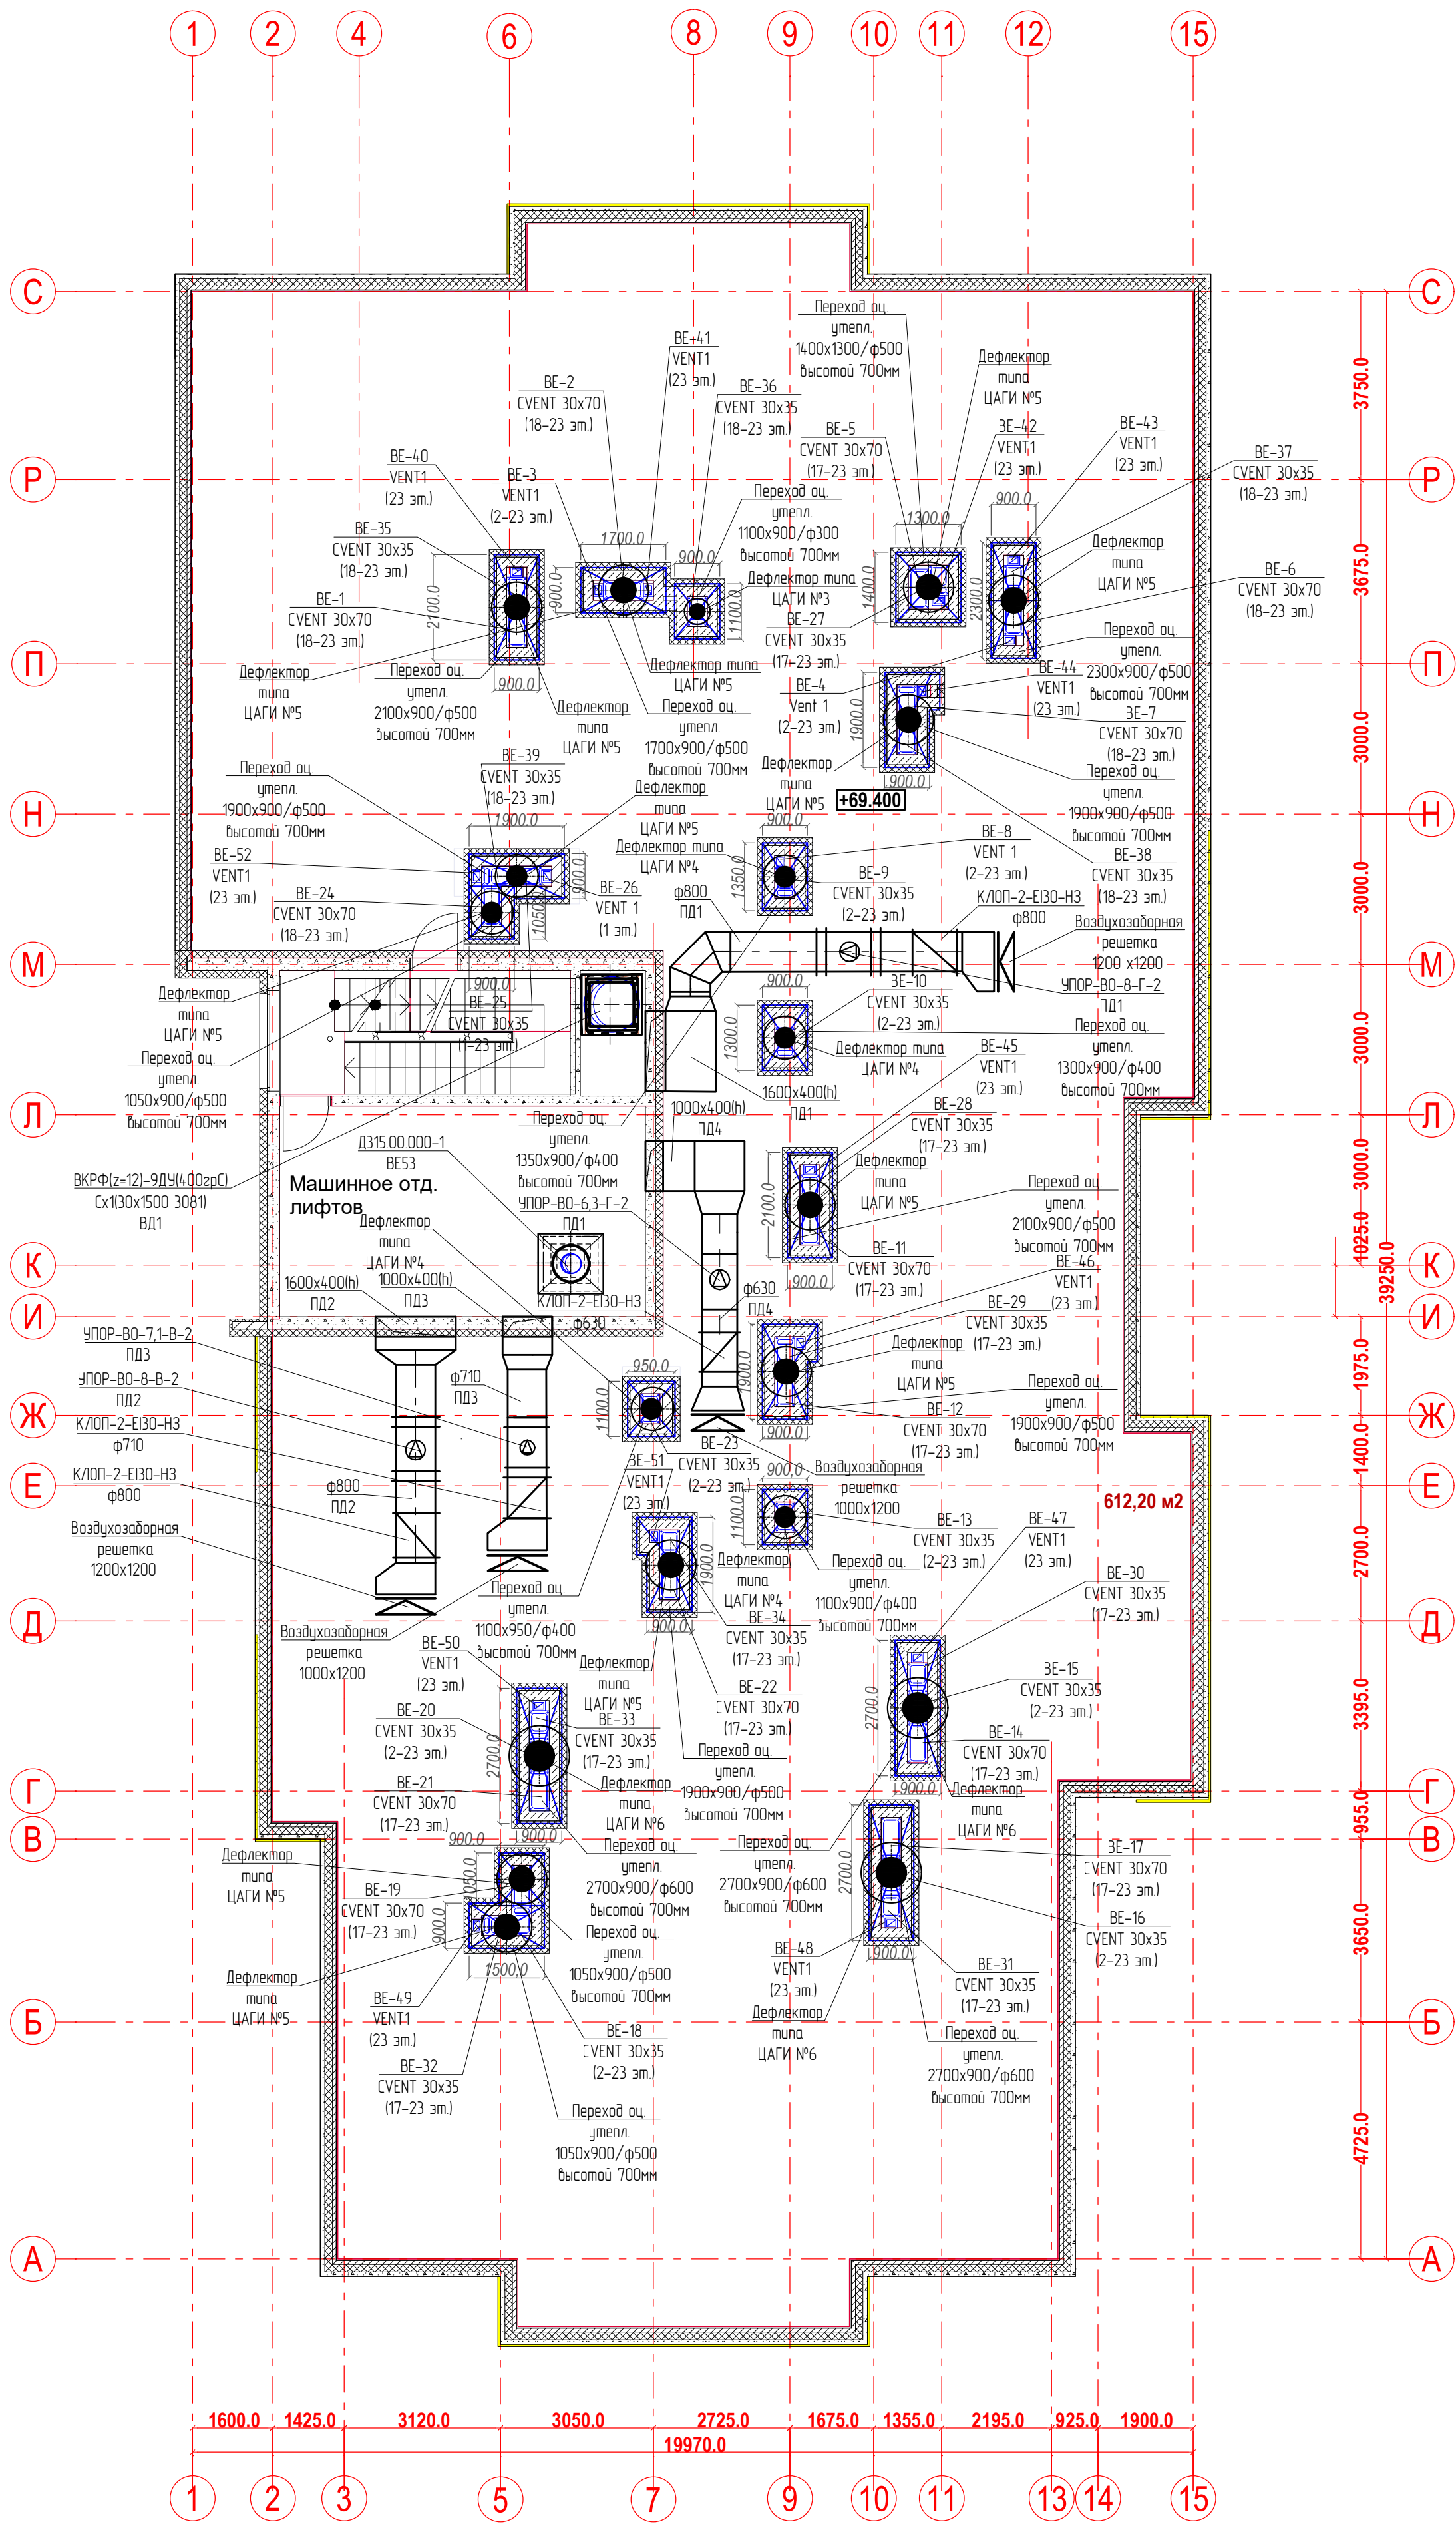

Име. № подл.	Подпись и дата	Взам. инв. №

						20-23/03-20 - ОВ			
						23-этажный многоквартирный жилой дом № 20 (по генплану). Жилищный комплекс "Анкудиновский парк" в д. Анкудиновка Кстовского района Нижегородской области.			
Изм.	Кол. уч.	Лист	Недок.	Подпись	Дата	Отопление и вентиляция	Стадия	Лист	Листов
Разработал	Ваганов			Взг			Р	24	
Проверил	Хасянов			Хася		План кровли. Вентиляция	ООО "Еврогаз" г. Н. Новгород		
Н. контр.	Пронихин			ПН					