


Отопление

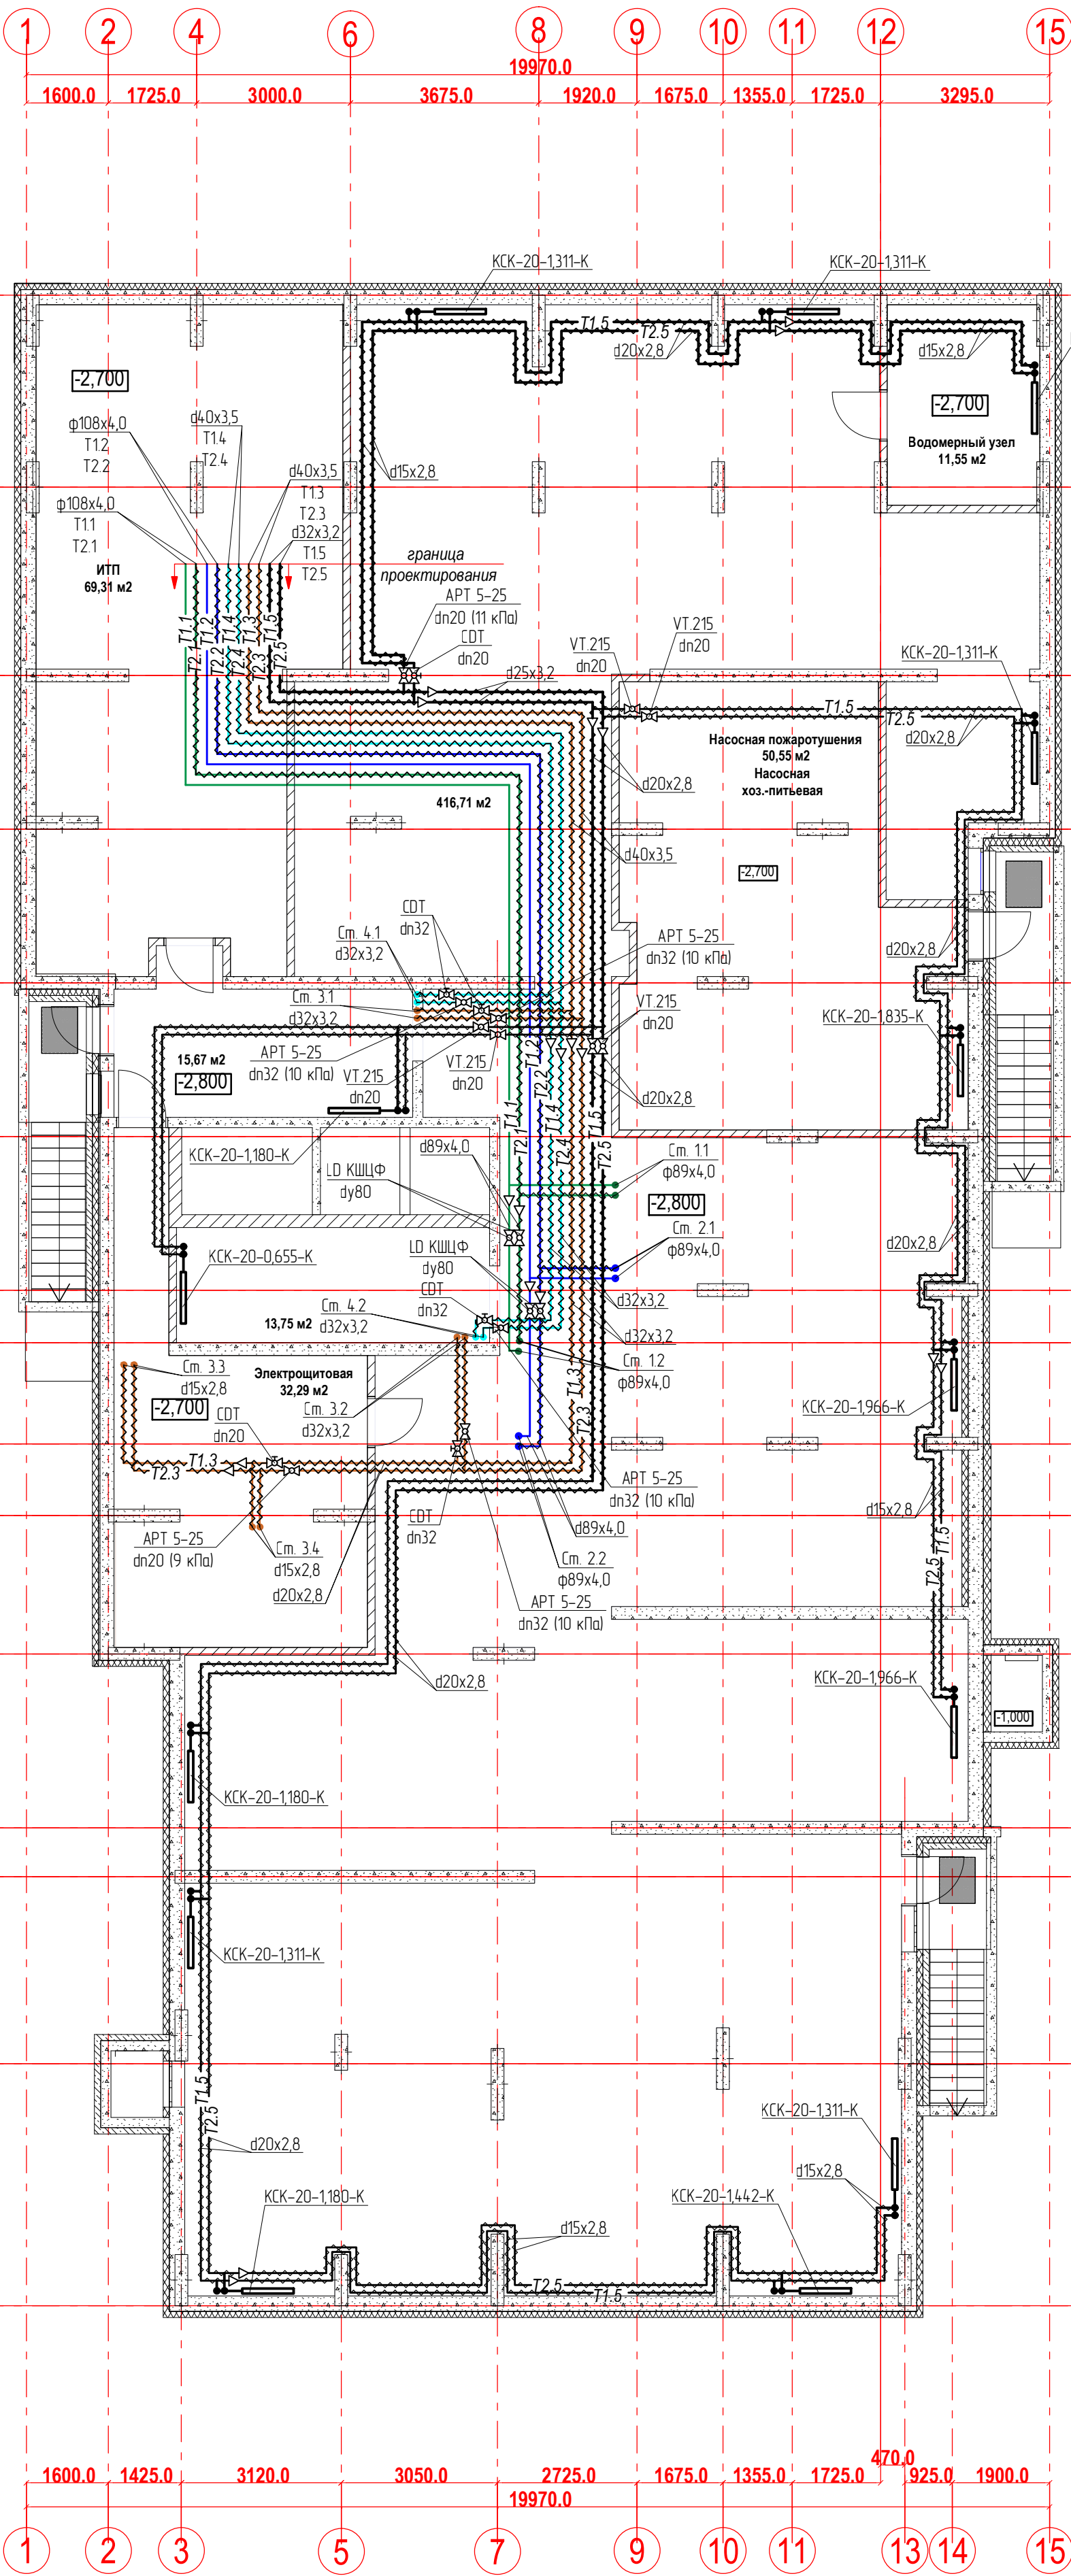

Условные обозначения:

Т1.1 - подающий трубопровод СО №1(отопление жилья - 1-ая зона (1-11эт)):

T2.1 - обратный трубопровод СО №1(отопление жилья - 1-ая зона (1-11 эт)).

T1.2 - подающий трубопровод СО №2(отопление жилья - 2-ая зона (12-23 эт))

T2.2 - обратный трубопровод СО №2(отопление жилья - 2-ая зона (12-23 эт)).

T1.3 - подающий труб-вод СО №3 (оторпленне пестн. клетки и пидфитового холда -1 зона (1эм - 11эм)):


Т2 3 - обратный труб-вод СО №3 (отопление постн. клетки и лифтового холла -1 зона (1эм - 11эм)):

1 - подающий труб-вод СО №1(отопление лестн. клетки и лифтового хода) 3 зона (12эт - 23

1 - обратный труб-вод СО №4 (отопление лестн. клетки и лифтового холла 2 зона (12эт. - 23 эт.)

						20-23/03-20 - ОВ			
						23-этажный многоквартирный жилой дом № 20 (по генплану). Жилищный комплекс "Анкудиновский парк" в д. Анкудиновка Кстовского района Нижегородской области.			
Изм.	Кол. уч.	Лист	Неодк.	Подпись	Дата	Отопление и вентиляция	Стадия	Лист	Листов
Разработал	Ваганов			<i>В.В.В.</i>			Р	2	
Проверил	Хасянов			<i>Х.Х.Х.</i>		План подвала. Отопление	ООО "Еврогаз" г. Н. Новгород		
Н. контр.	Пронихин			<i>П.П.П.</i>					

План 1-го этажа.
Отопление

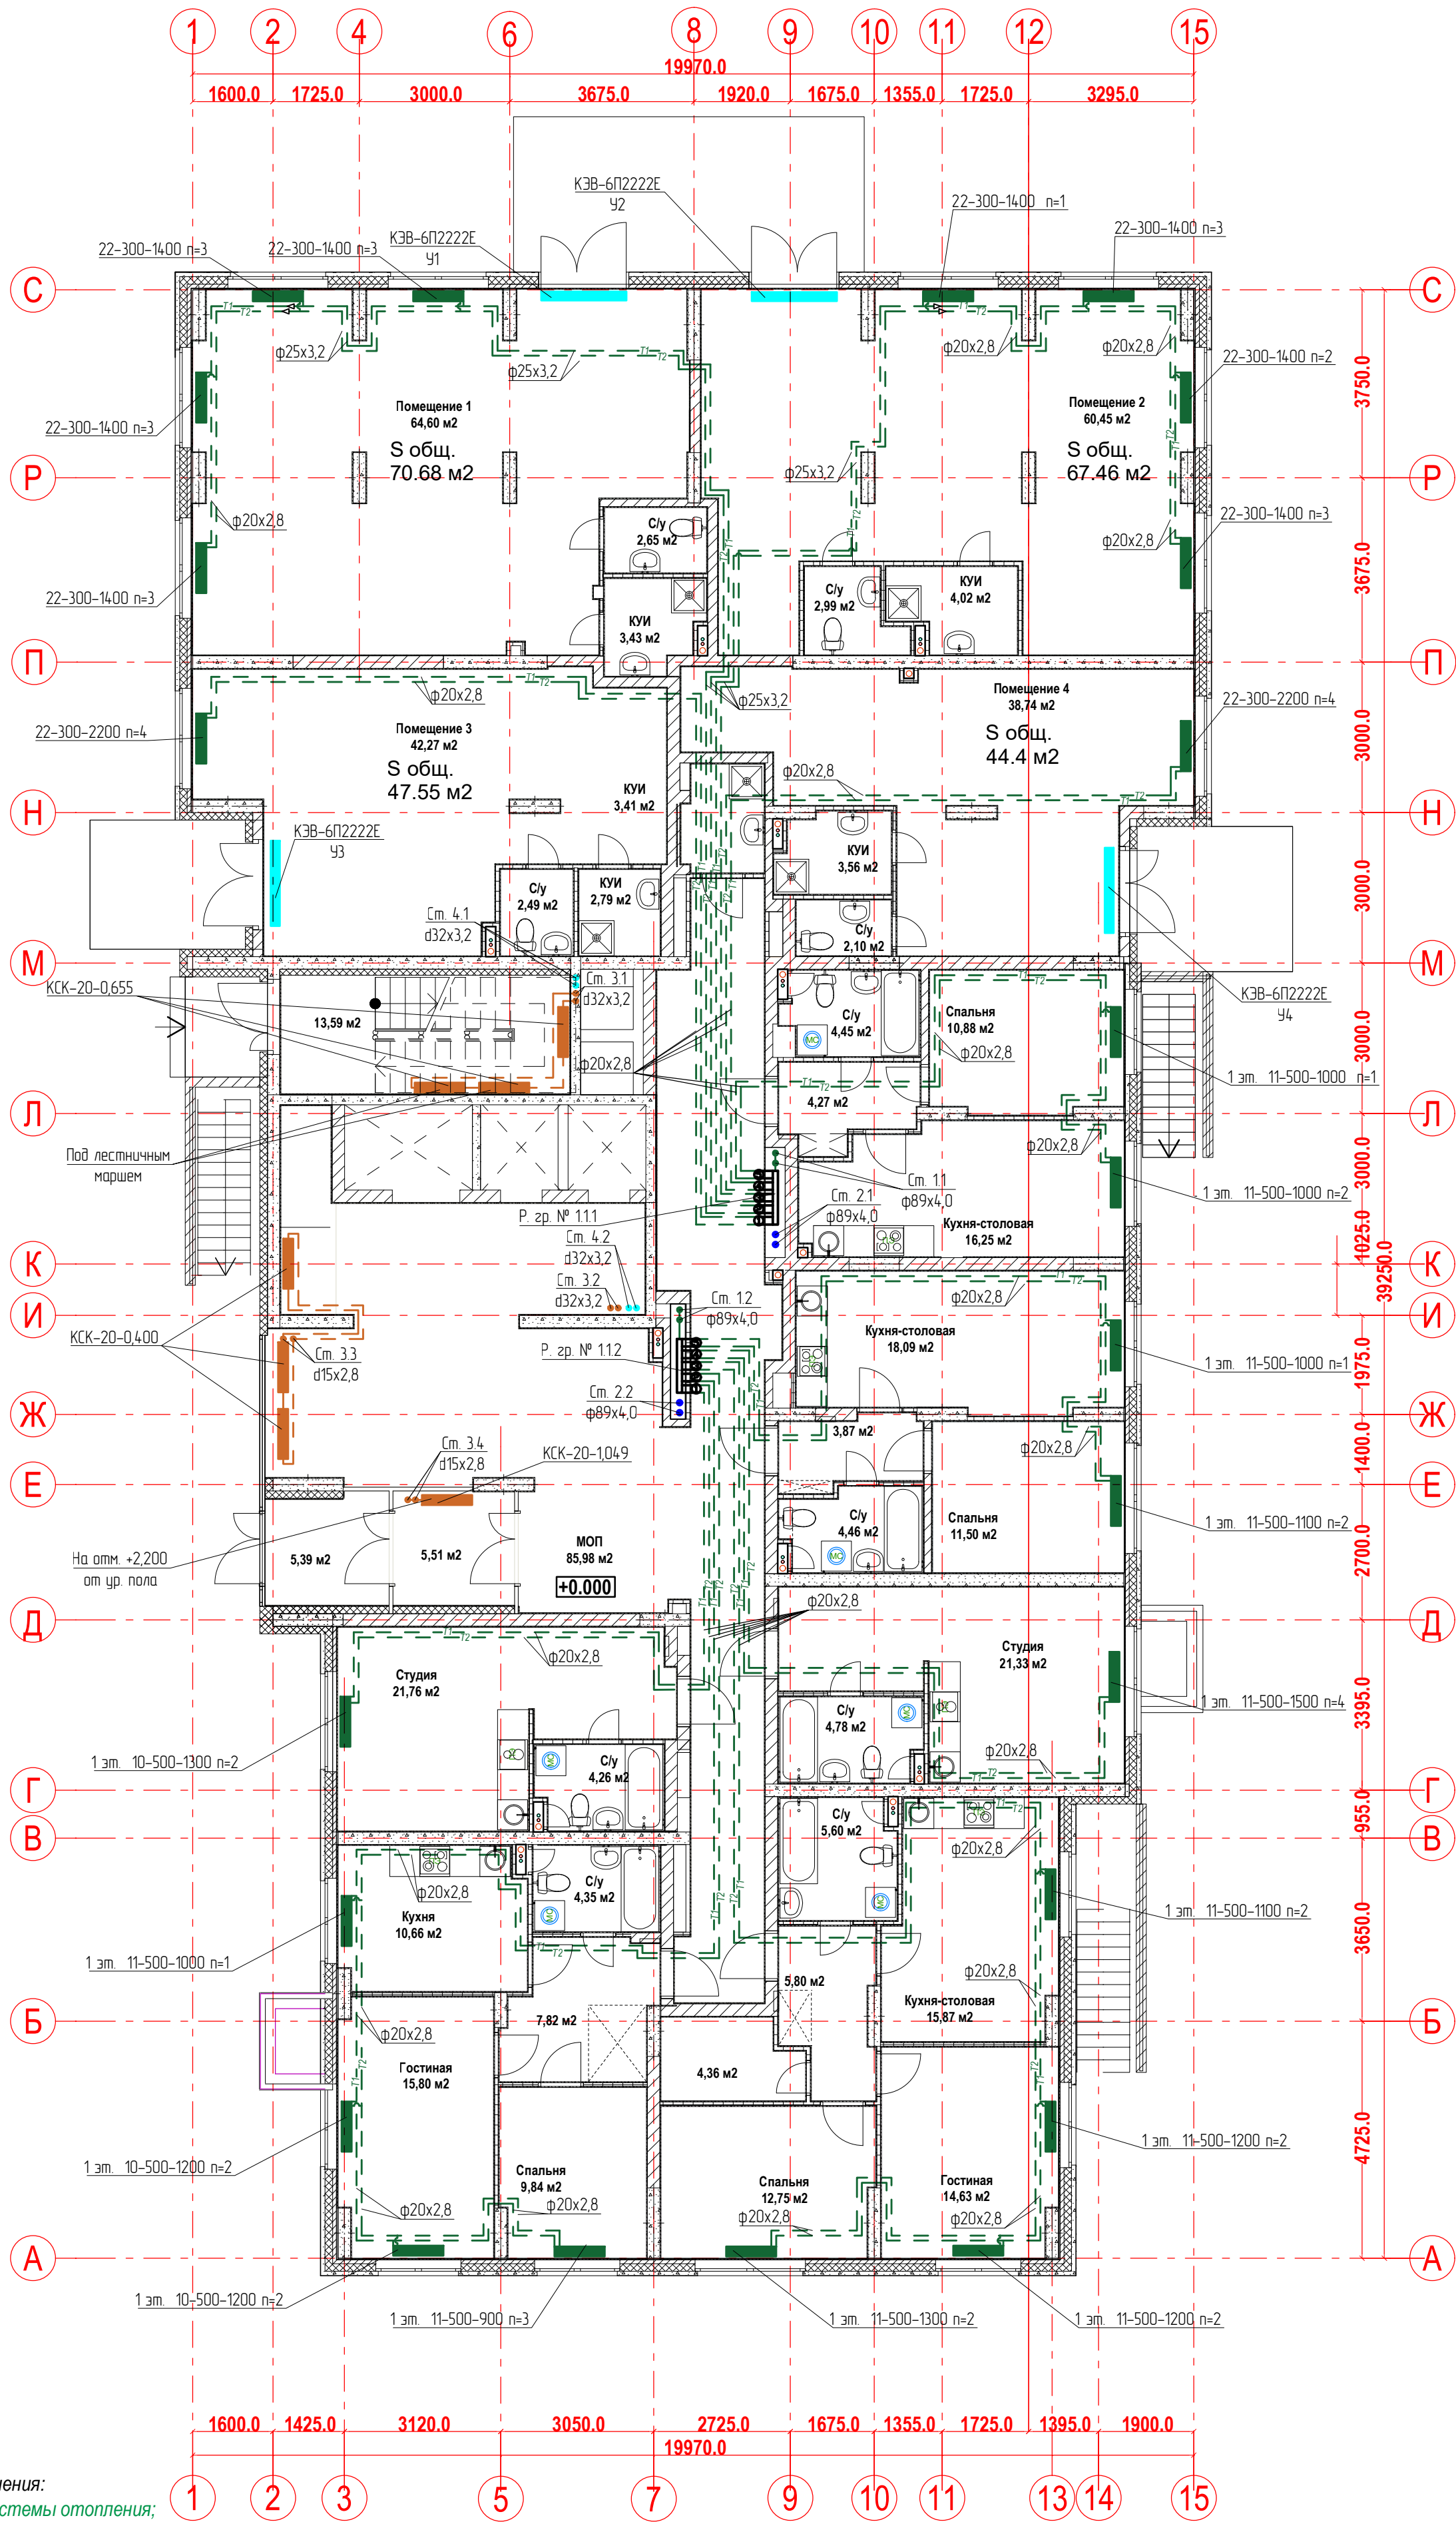


порядковый номер гребенки
номер этажа
номер системы

Примечание:

1. Перехлест Т1 и Т2 выполнить в нише над уровнем пола у распределительной гребенки
2. При монтаже систем отопления допускается смещение трубопроводов.
3. При прокладке под перегородками предусмотреть гильзы.

						20-23/03-20 - ОВ		
						23-этажный многоквартирный жилой дом № 20 (по генплану). Жилищный комплекс "Анкудиновский парк" в д. Анкудиновка Кстовского района Нижегородской области.		
Изм.	Кол. уч.	Лист	Федок.	Подпись	Дата			
Разработал	Ваганов			<i>Взг</i>		Отопление и вентиляция	Стадия	Лист
Проверил	Хасянов			<i>Хася</i>			Р	3
Н. контр.	Пронихин			<i>Пр</i>		План 1-го этажа. Отопление	ООО "Еврогаз" г. Н. Новгород	

План 2-4-ых этажей.
Отопление

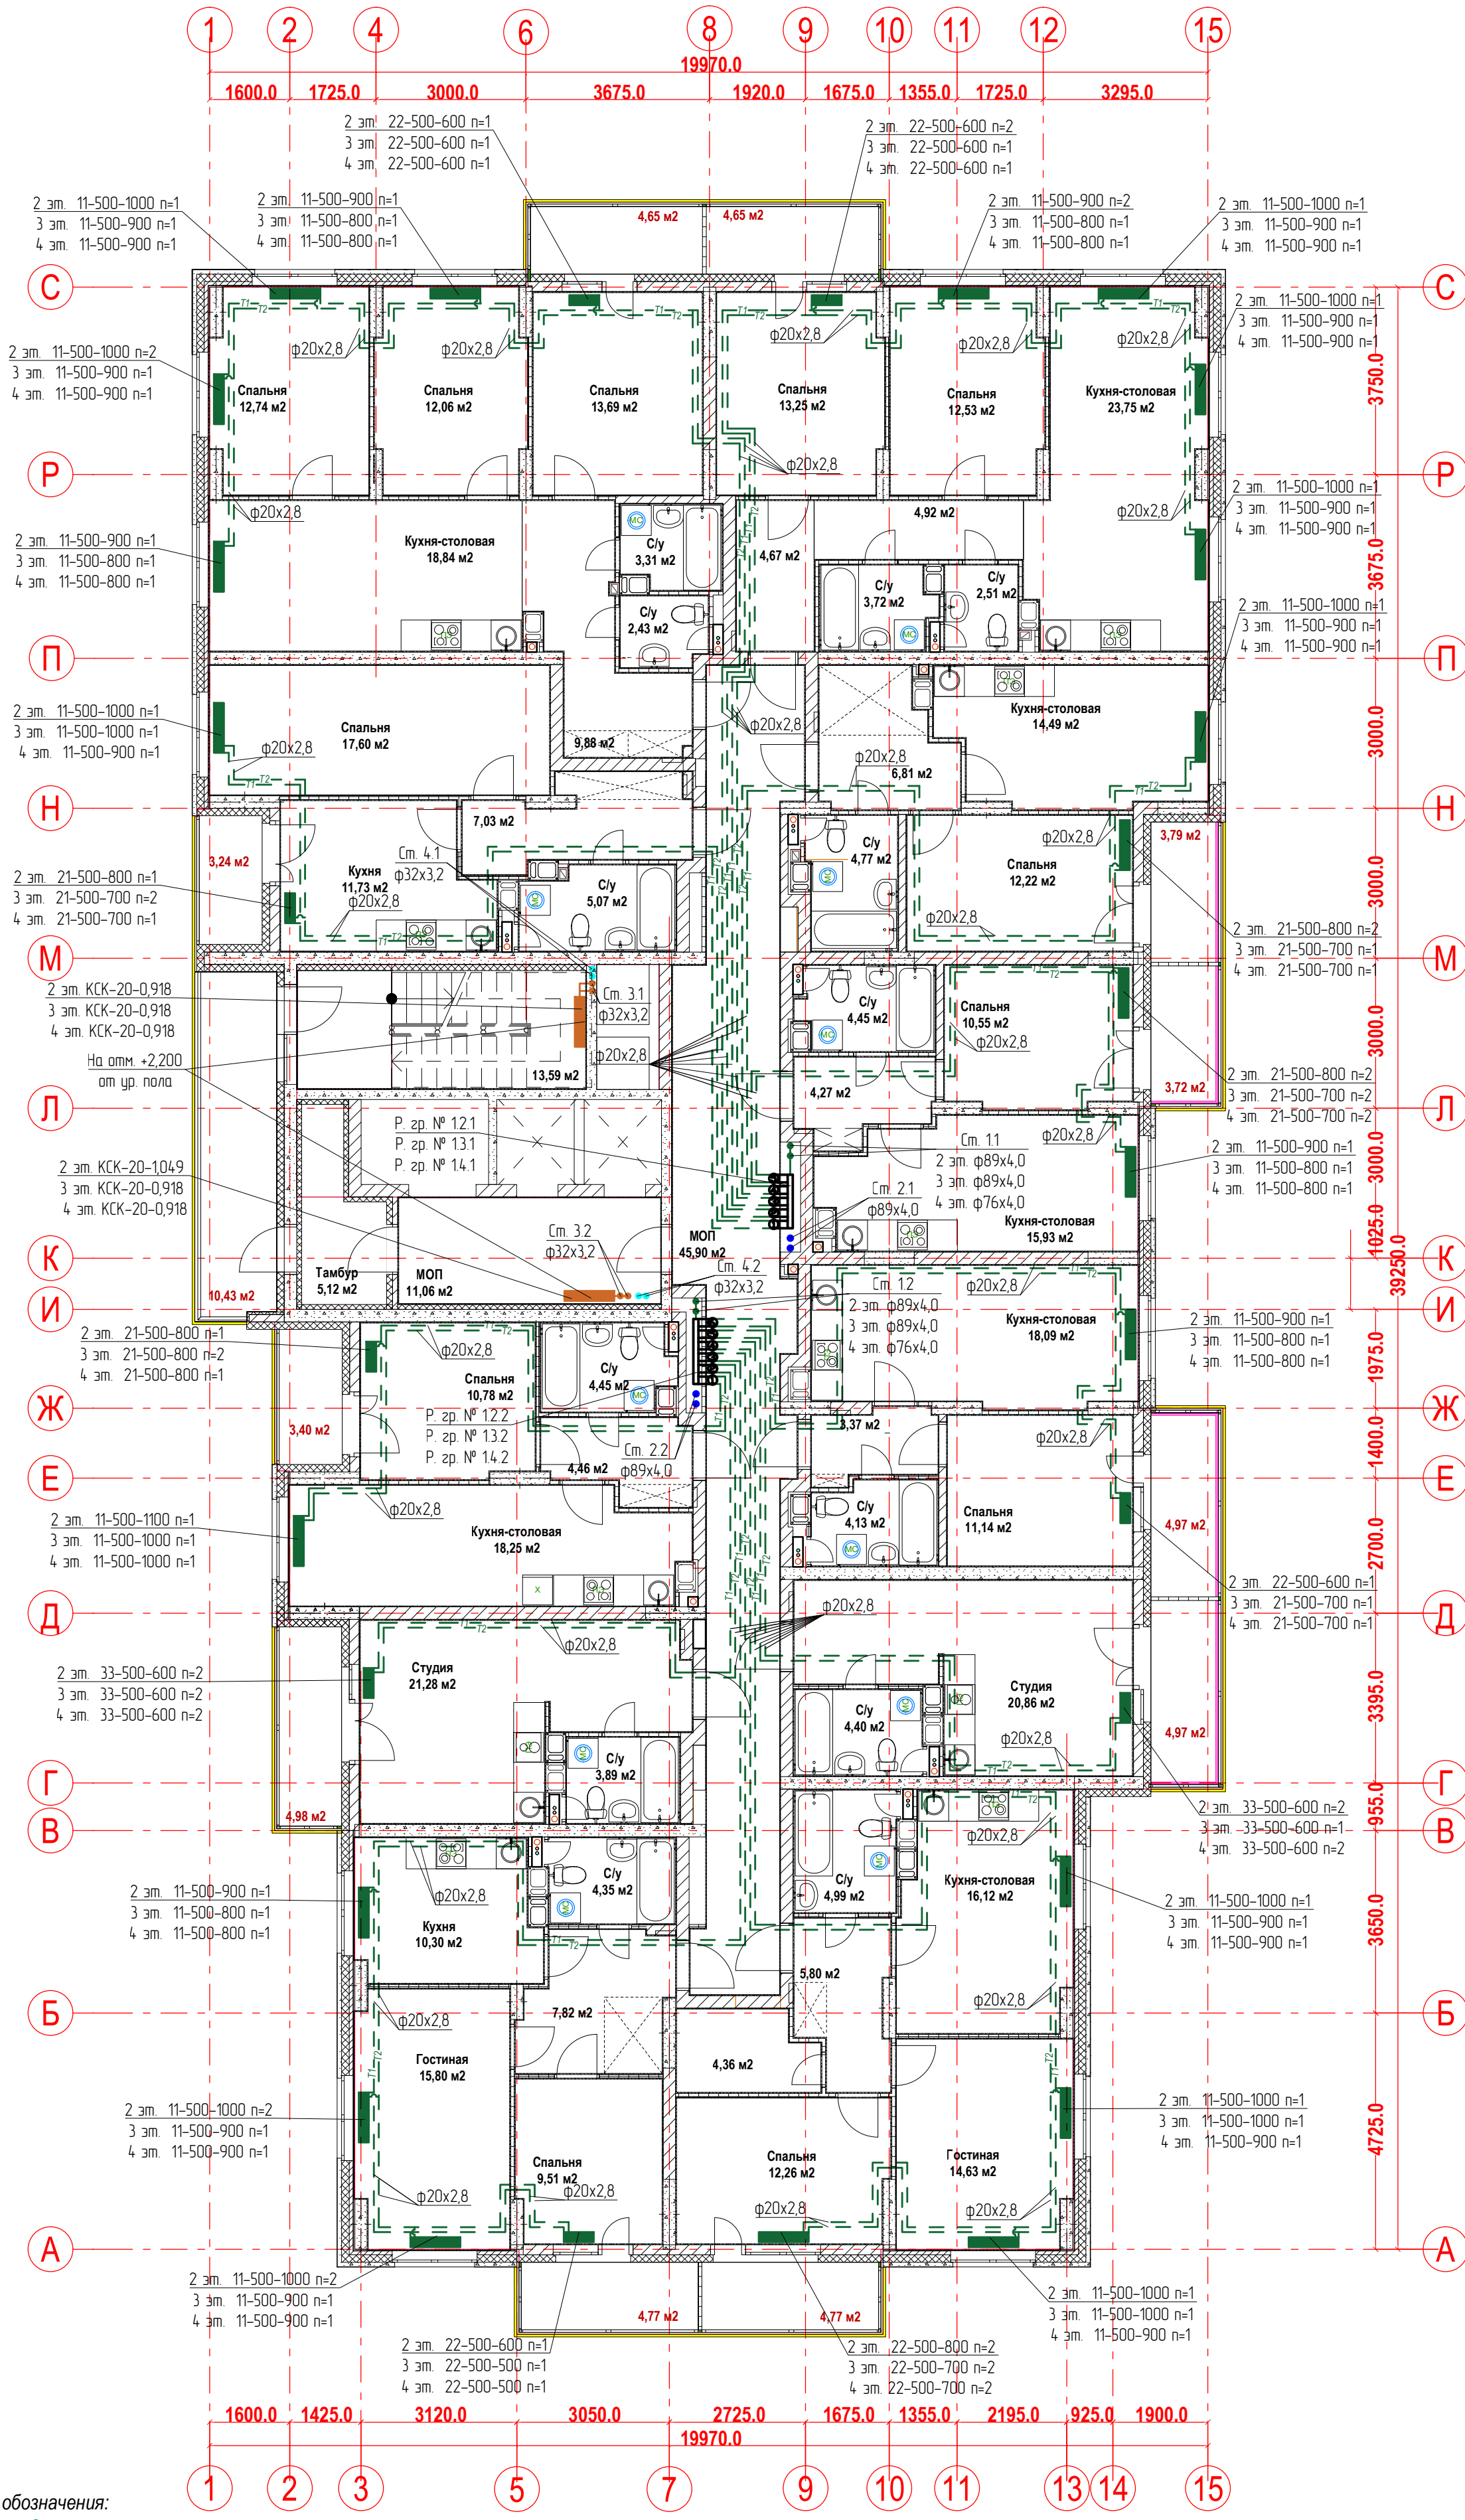

Условные обозначения:

T1 - подающий трубопровод системы отопления.

T2 - обратный трубопровод системы отопления.

Распределительная

гребка № 1.2.1

порядковый номер гребенки

номер этажа

номер системы

Примечание:

1. Перехлест T1 и T2 выполнить в нише над уровнем пола у распределительной гребенки

2. При монтаже систем отопления допускается смещение трубопроводов.

3. При прокладке под перегородками предусмотреть гильзы.

20-23/03-20 - ОВ

23-этажный многоквартирный жилой дом № 20 (по генплану).
Жилищный комплекс "Ангудино-Скотовский парк" в д. Анкудиновка Кстовского района
Нижегородской области.

Отопление и вентиляция


Стадия Лист Листов

Р 4

План 2-4-ых этажей. Отопление

ООО "Еврогаз"
г. Н. Новгород

План 5-7-ых этажей.
Отопление

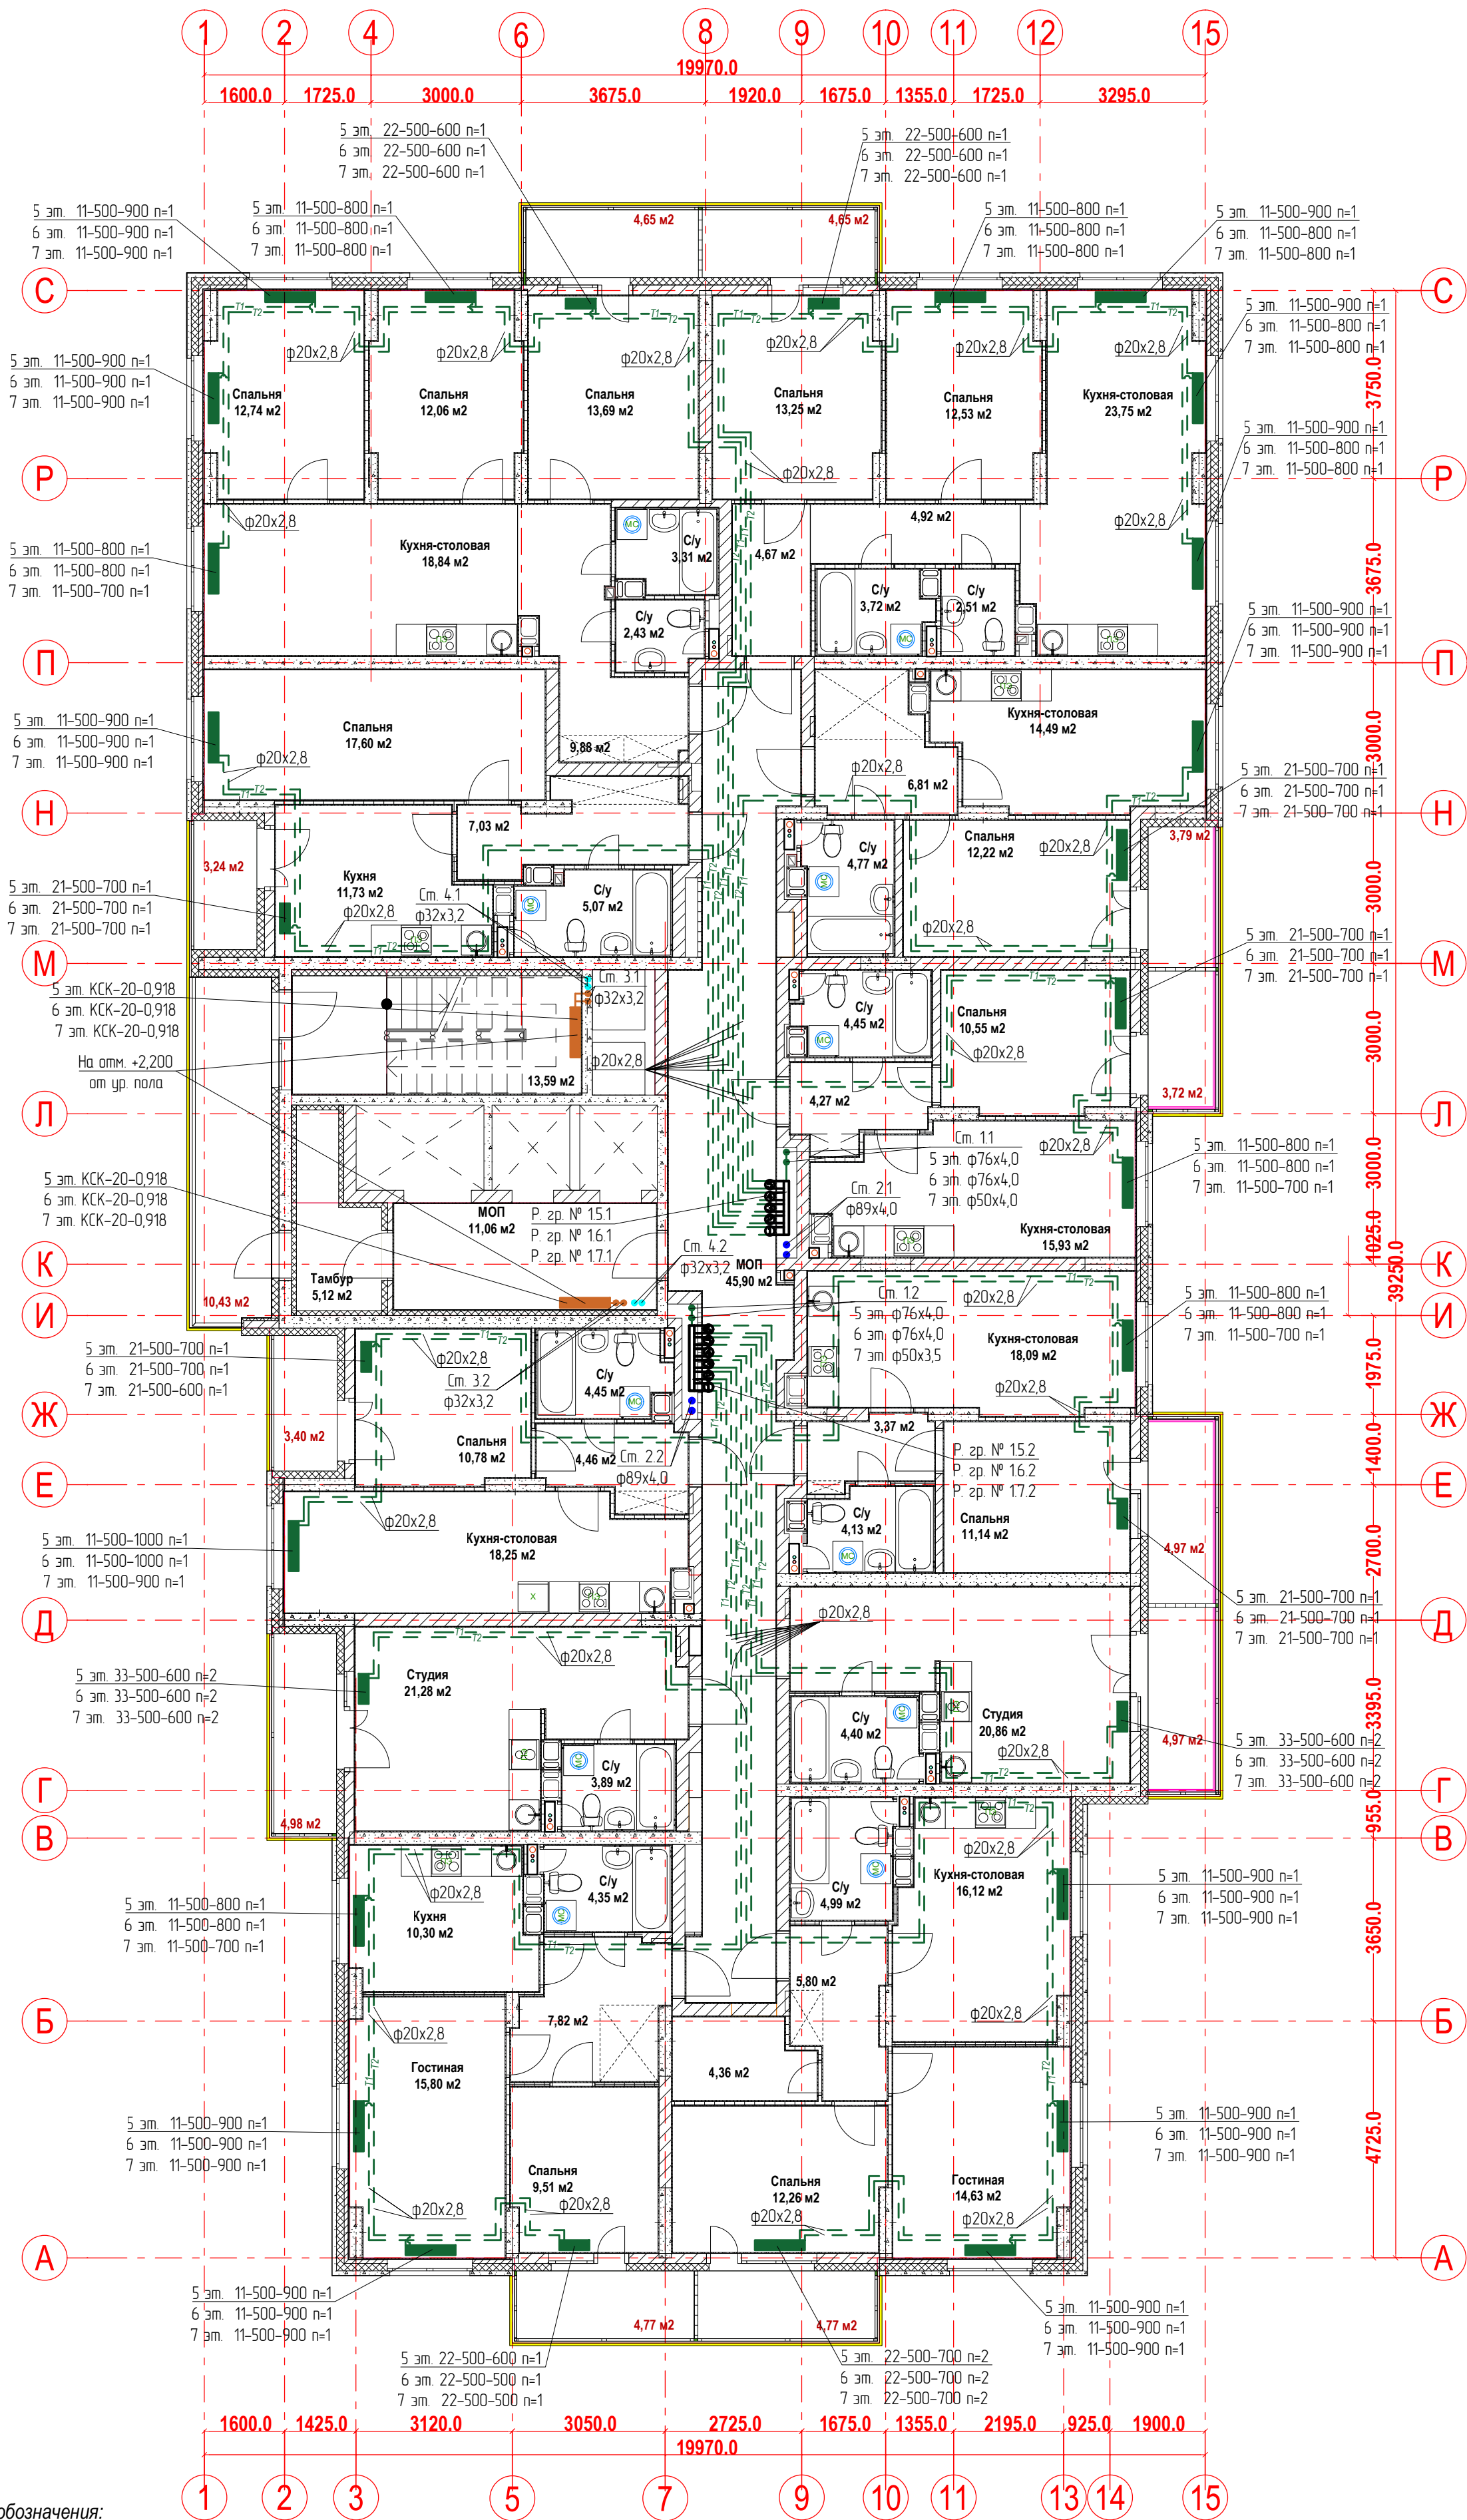

Условные обозначения:

T1 - подающий трубопровод системы отопления.
T2 - обратный трубопровод системы отопления.

Распределительная
гребка № 1.2.1

порядковый номер гребенки
номер этажа
номер системы

Примечание:

1. Перехлест T1 и T2 выполнить в нише над уровнем пола у распределительной гребенки
2. При монтаже систем отопления допускается смещение трубопроводов.
3. При прокладке под перегородками предусмотреть гильзы.

20-23/03-20 - ОВ

23-этажный многоквартирный жилой дом № 20 (по генплану).
Жилищный комплекс "Ангудиново" в д. Ангудиново Кстовского района
Нижегородской области.

Отопление и вентиляция


Стадия Лист Листов

Р 5

План 5-7-ых этажей. Отопление

ООО "Еврогаз"
г. Н. Новгород

План 8-10-ых этажей.
Отопление

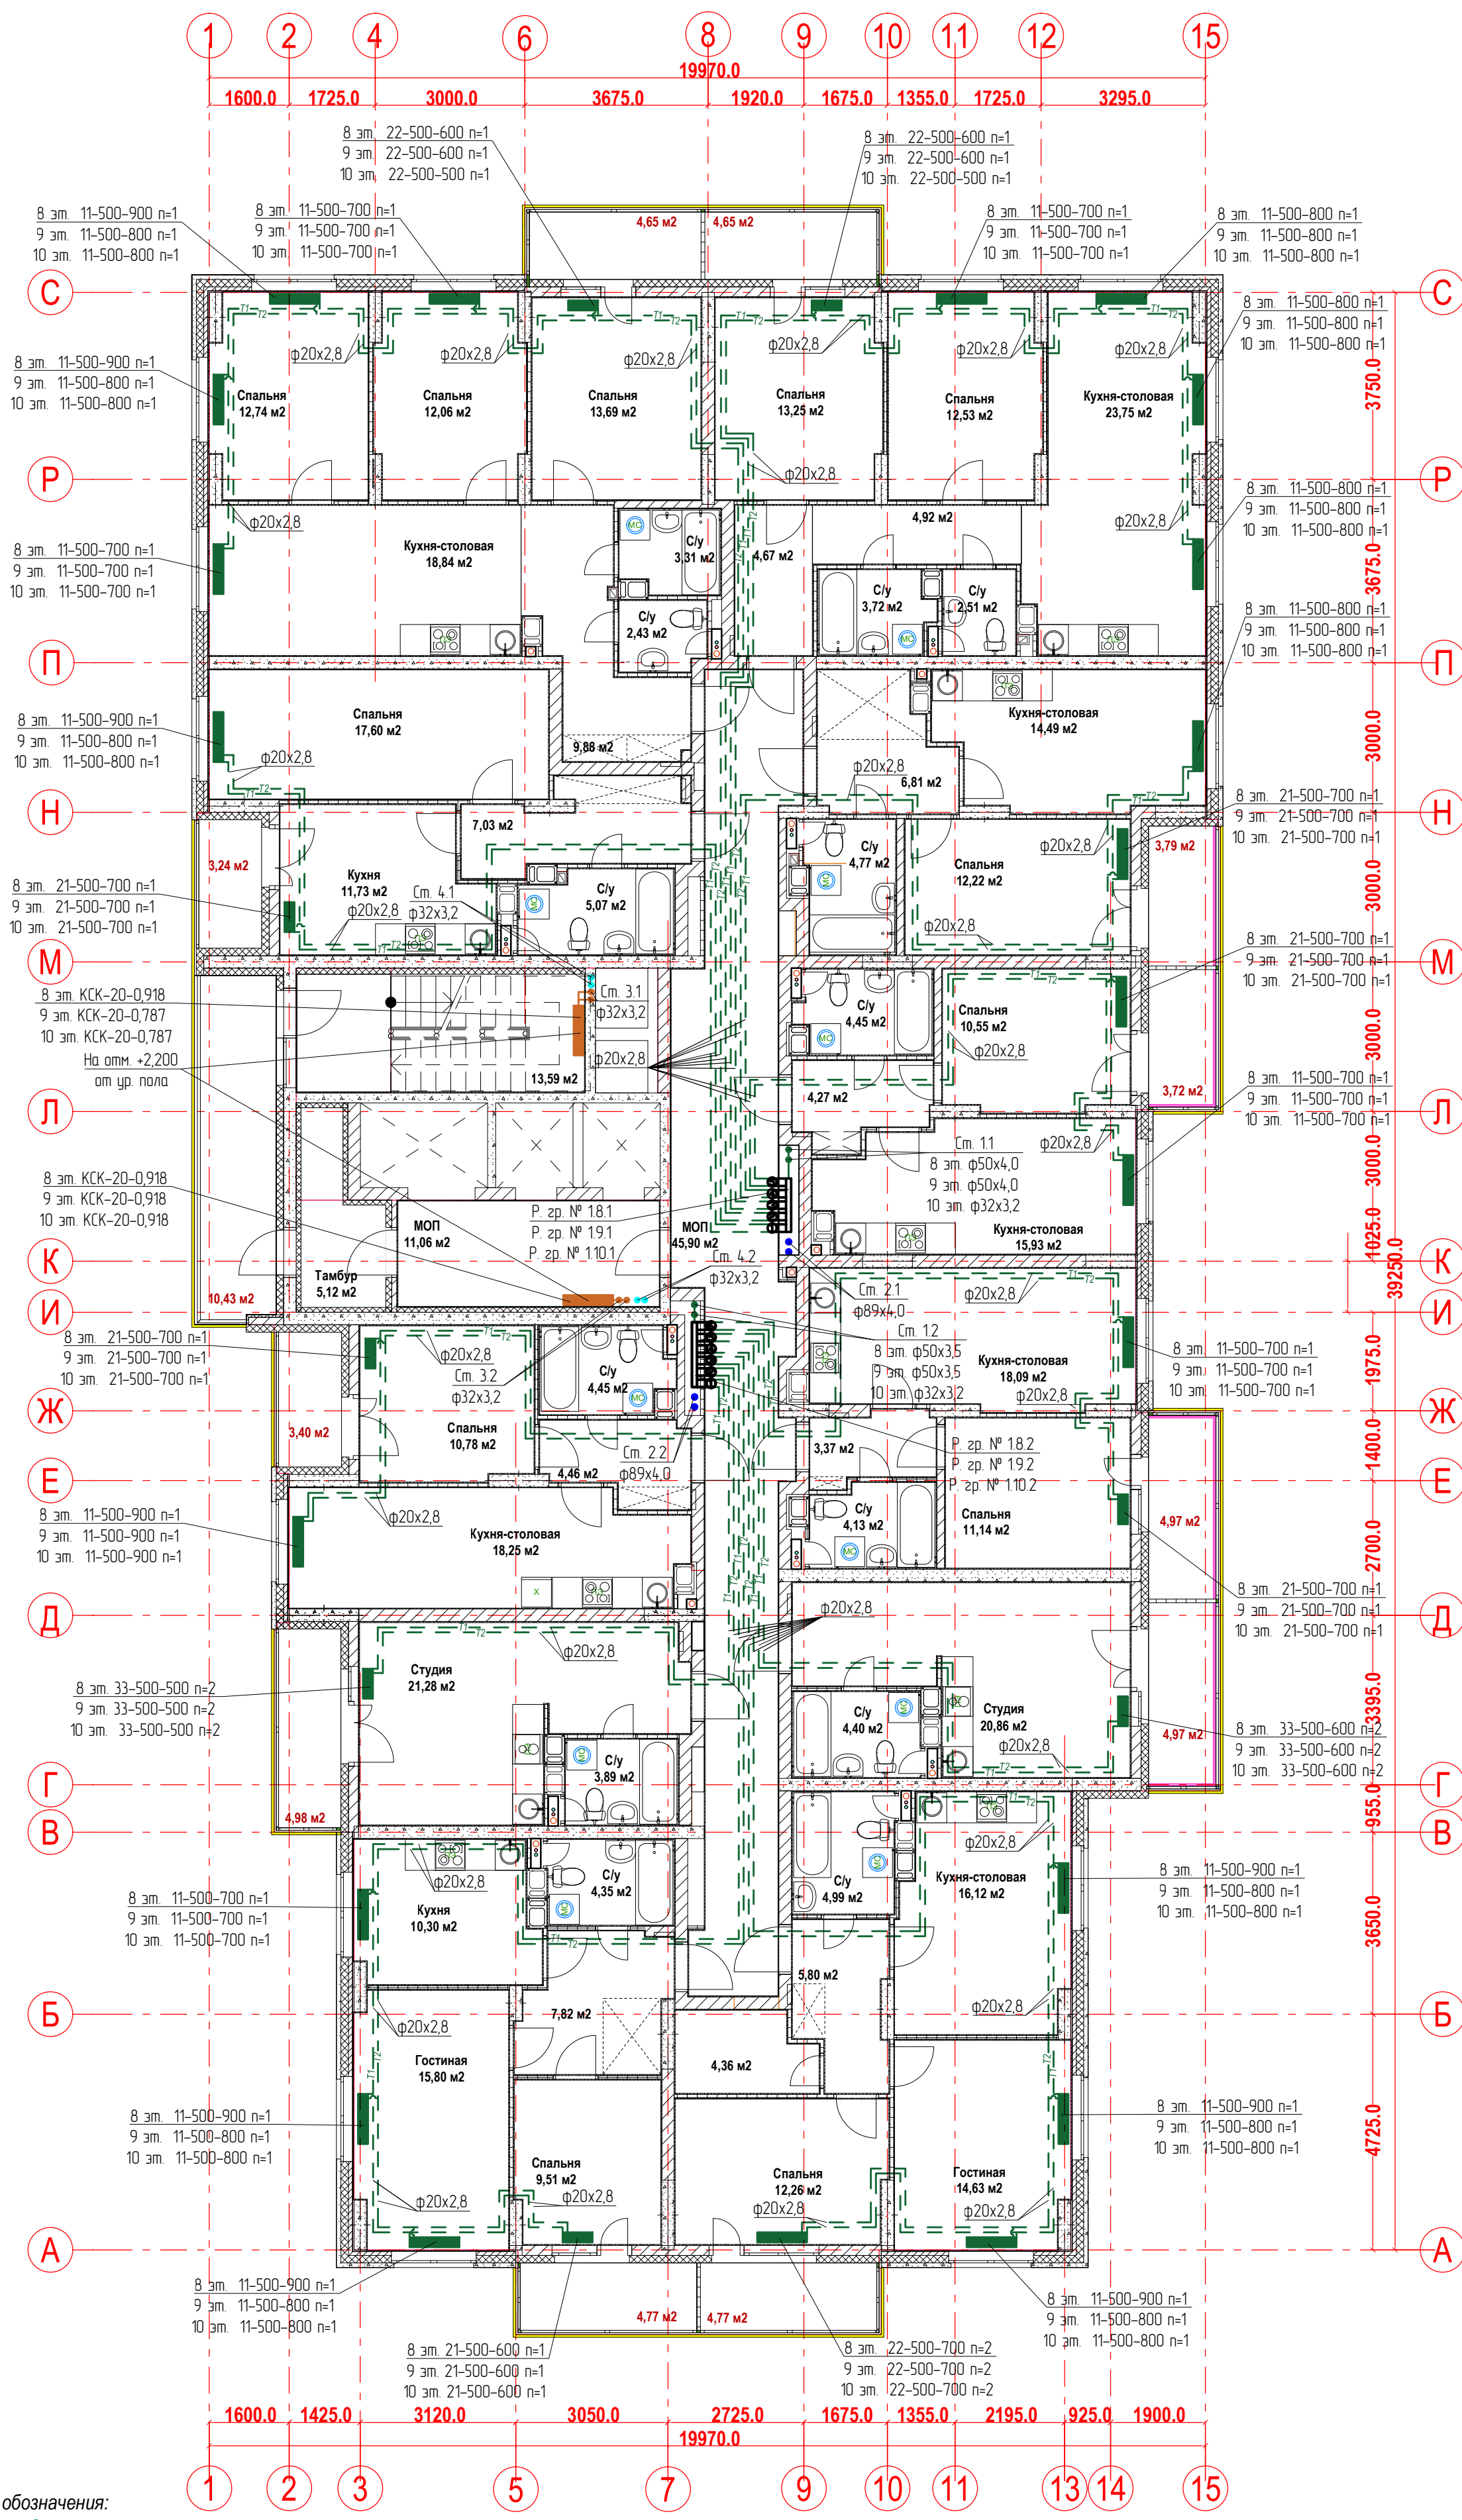


Условные обозначения:
T1 - подающий трубопровод системы отопления.
T2 - обратный трубопровод системы отопления.
Распределительная
гребка № 1.2.1
порядковый номер гребенки
номер этажа
номер системы

Примечание:
1. Перехлест T1 и T2 выполнить в нише над уровнем пола у распределительной гребенки
2. При монтаже систем отопления допускается смещение трубопроводов.
3. При прокладке под перегородками предусмотреть гильзы.

					20-23/03-20 - ОВ		
					23-этажный многоквартирный жилой дом № 20 (по генплану). Жилищный комплекс "Анкудиновский парк" в д. Анкудиновка Кстовского района Нижегородской области.		
Изм.	Коп. уч.	Лист	Недок.	Подпись	Отопление и вентиляция	Стадия	Лист
Разработал	Вазанов			Вазанов		Р	6
Проверил	Хасянов			Хасянов	План 8-10-ых этажей. Отопление	ООО "Еврогаз" г. Н. Новгород	
Н. контр.	Пронихин			Пронихин			

План 11-го этажа.
Отопление

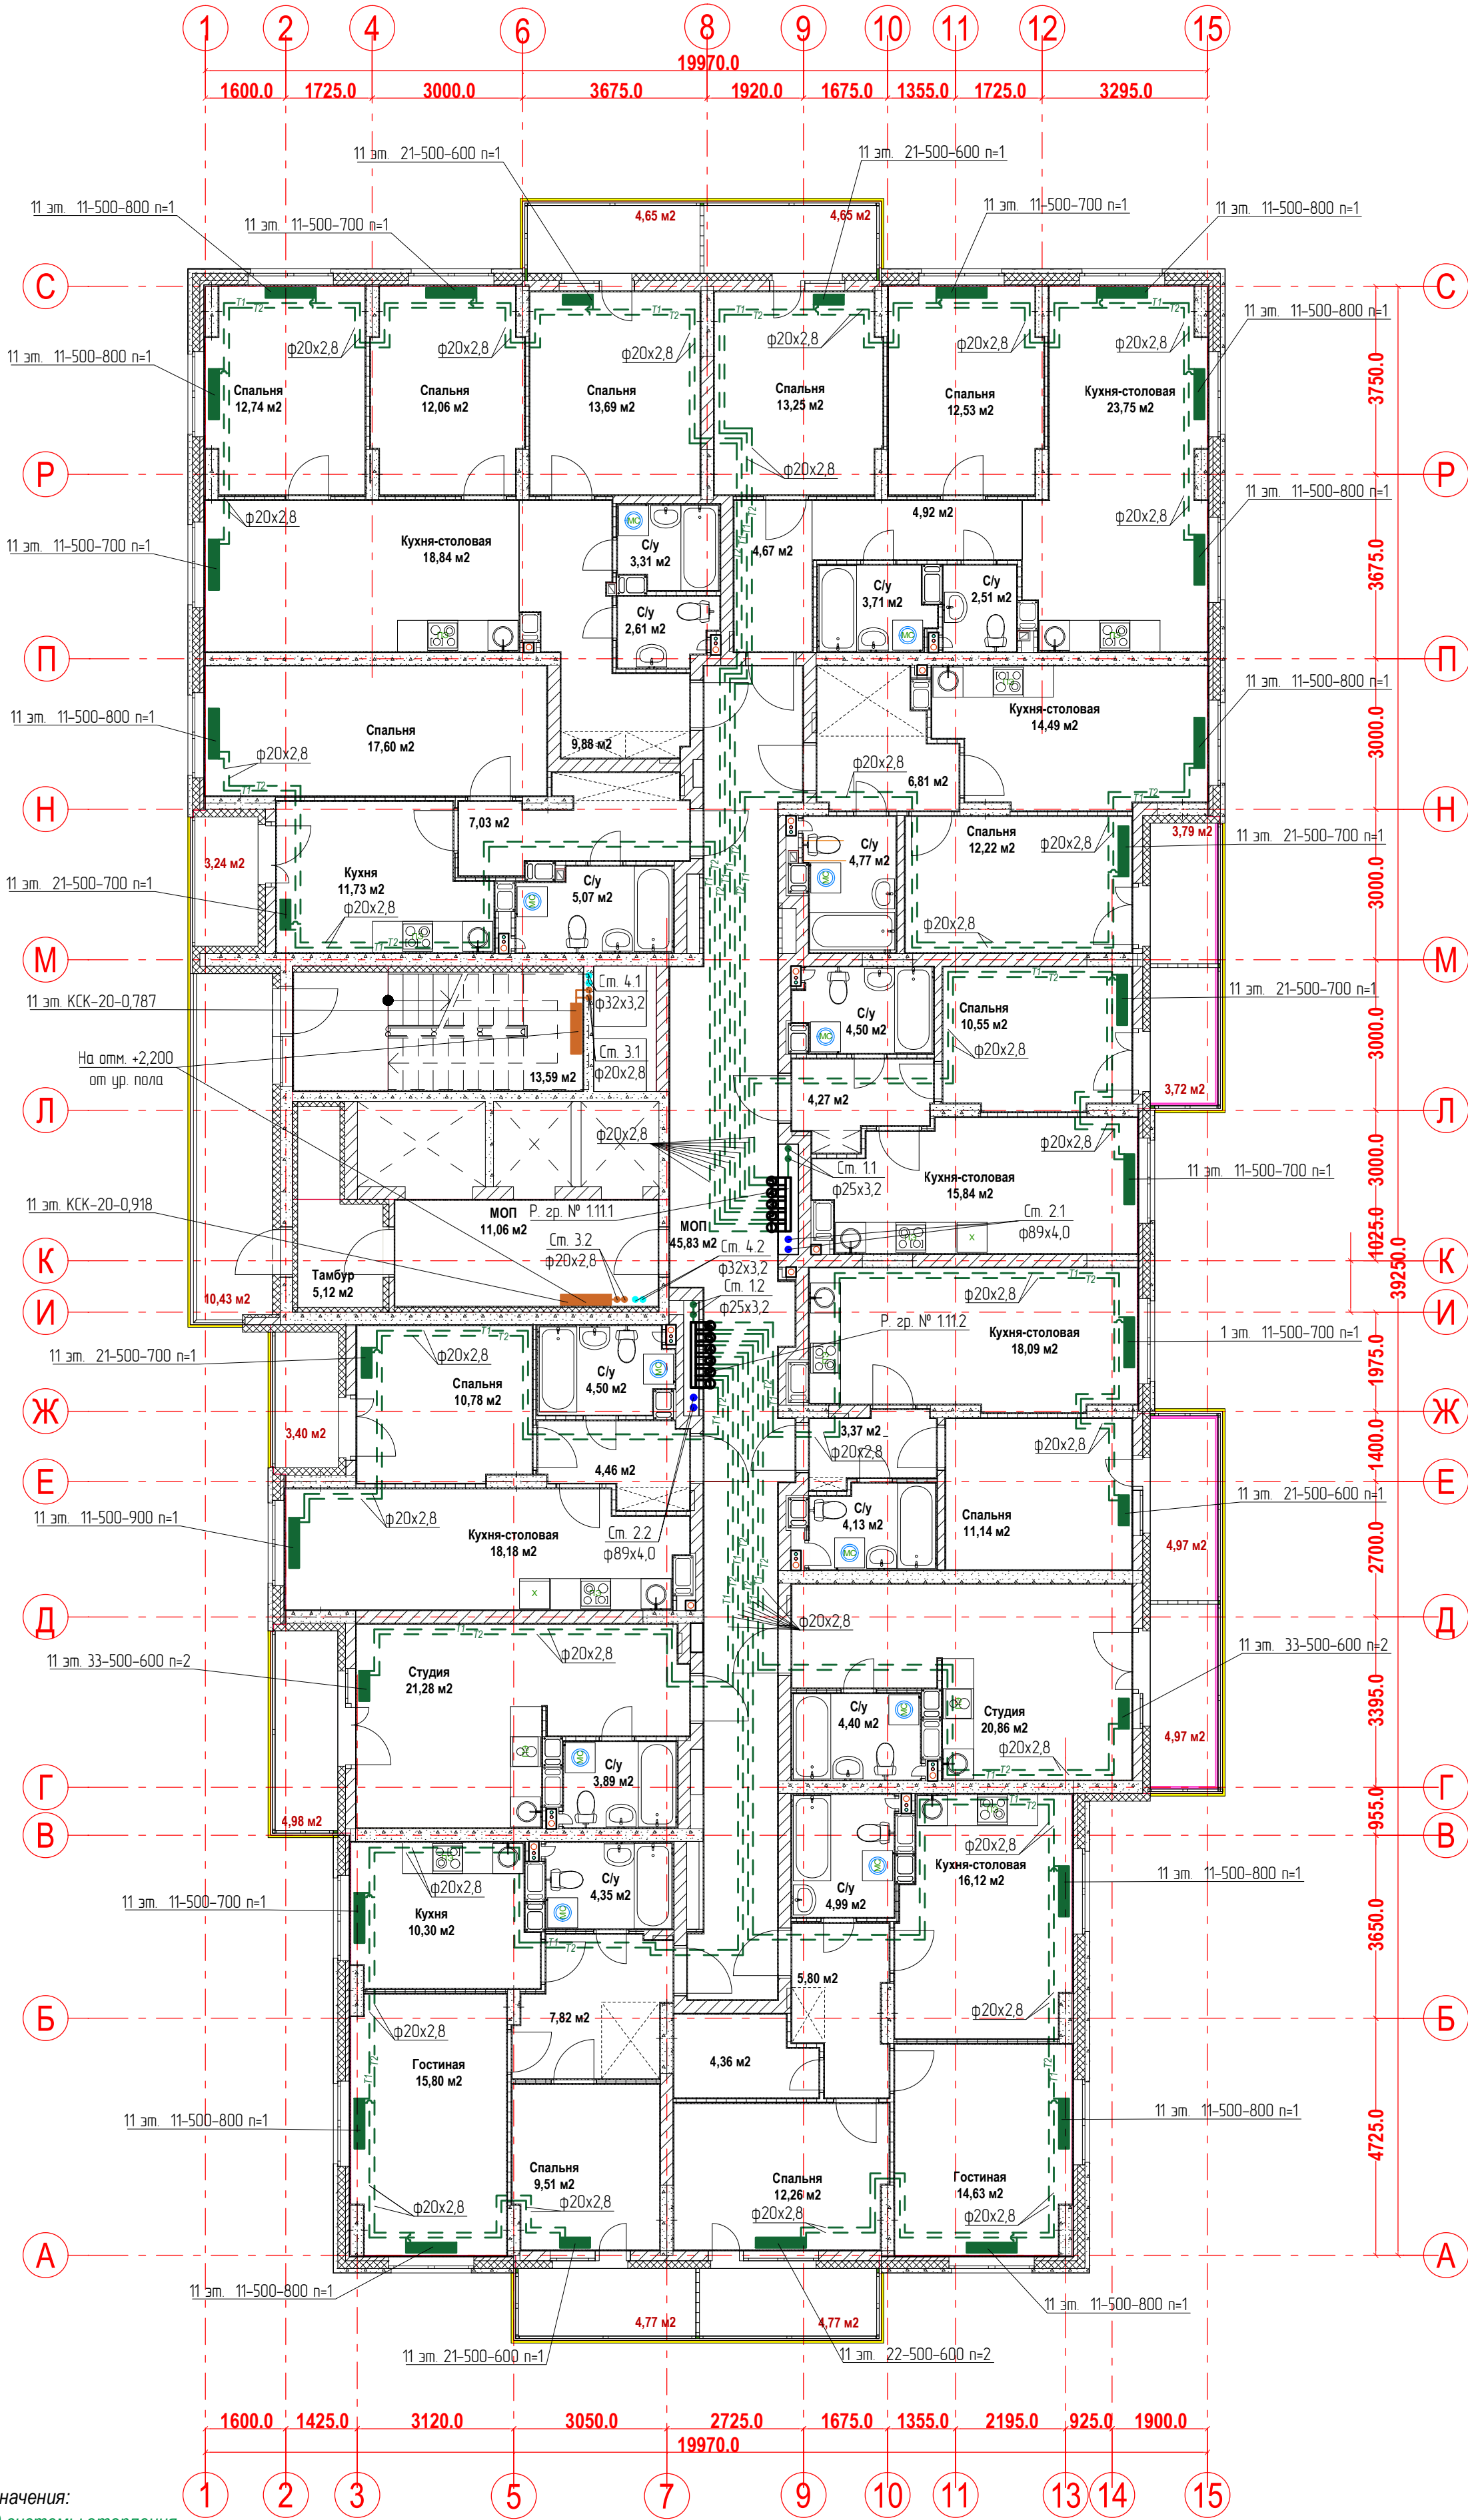


Условные обозначения:
T1 - подающий трубопровод системы отопления.
T2 - обратный трубопровод системы отопления.
Распределительная гребка № 1.2.1
порядковый номер гребенки
номер этажа
номер системы

Примечание:
1. Перехлест T1 и T2 выполнить в нише над уровнем пола у распределительной гребенки
2. При монтаже систем отопления допускается смещение трубопроводов.
3. При прокладке под перегородками предусмотреть гильзы.

						20-23/03-20 - ОВ			
						23-этажный многоквартирный жилой дом № 20 (по генплану). Жилищный комплекс "Ангудиновский парк" в д. Ангудиновка Кстовского района Нижегородской области.			
Изм.	Коп. уч	Лист	Недок.	Подпись	Дата	Отопление и вентиляция	Стадия	Лист	Листов
Разработал	Ваганов			<i>Ваг</i>			Р	7	
Проверил	Хасянов			<i>Хася</i>					
						План 11-го этажа. Отопление	ООО "Еврогаз" г. Н. Новгород		
Н. контр.	Пронихин			<i>Прнх</i>					

План 12-14-ых этажей.
Отопление

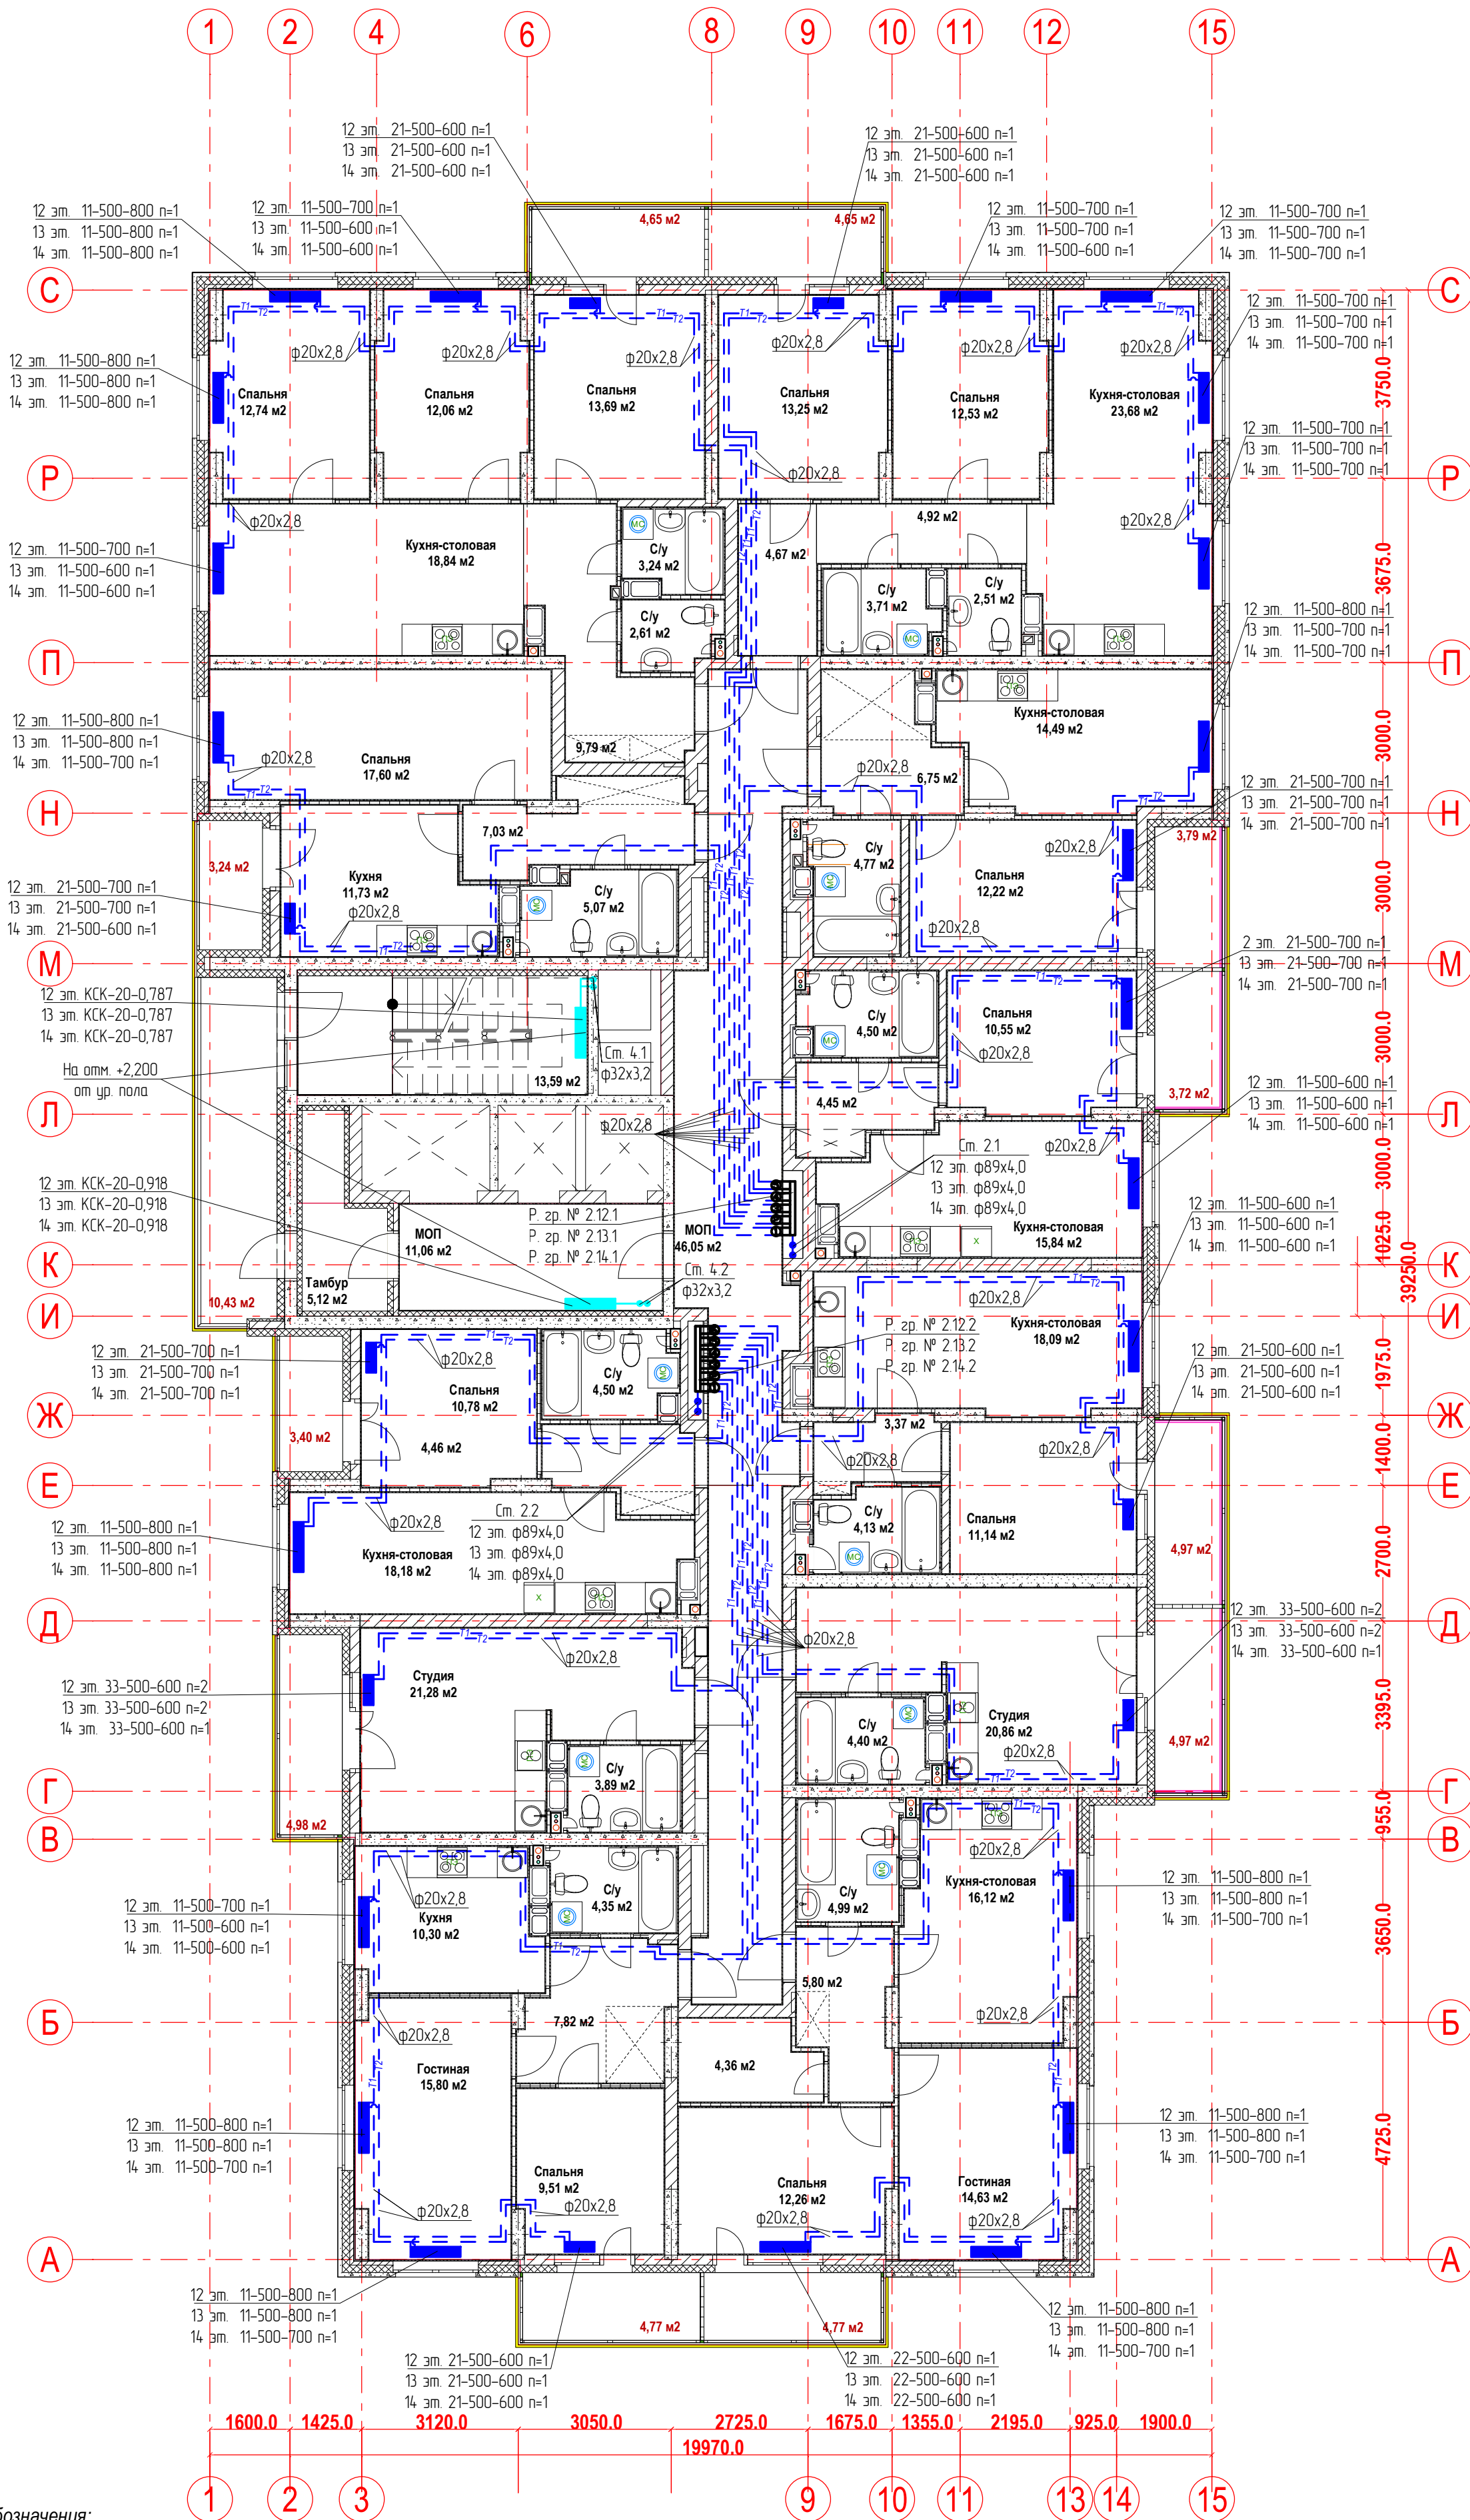


Условные обозначения:
T1 - подающий трубопровод системы отопления.
T2 - обратный трубопровод системы отопления.
Распределительная гребка № 1.2.1
порядковый номер гребенки
номер этажа
номер системы

Примечание:
1. Перехлест T1 и T2 выполнить в нише над уровнем пола у распределительной гребенки
2. При монтаже систем отопления допускается смещение трубопроводов.
3. При прокладке под перегородками предусмотреть гильзы.

					20-23/03-20 - ОВ		
					23-этажный многоквартирный жилой дом № 20 (по генплану). Жилищный комплекс "Анудинский парк" в д. Анудиновка Кстовского района Нижегородской области.		
Изм.	Коп. уч.	Лист	Недок.	Подпись	Отопление и вентиляция	Стадия	Лист
Разработал	Ваганов	Проверил	Хасянов	Дата		Р	8
Н. контр.	Пронихин				План 12-14-ых этажей. Отопление	ООО "Еврогаз" г. Н. Новгород	

План 15-16-ых этажей.
Отопление

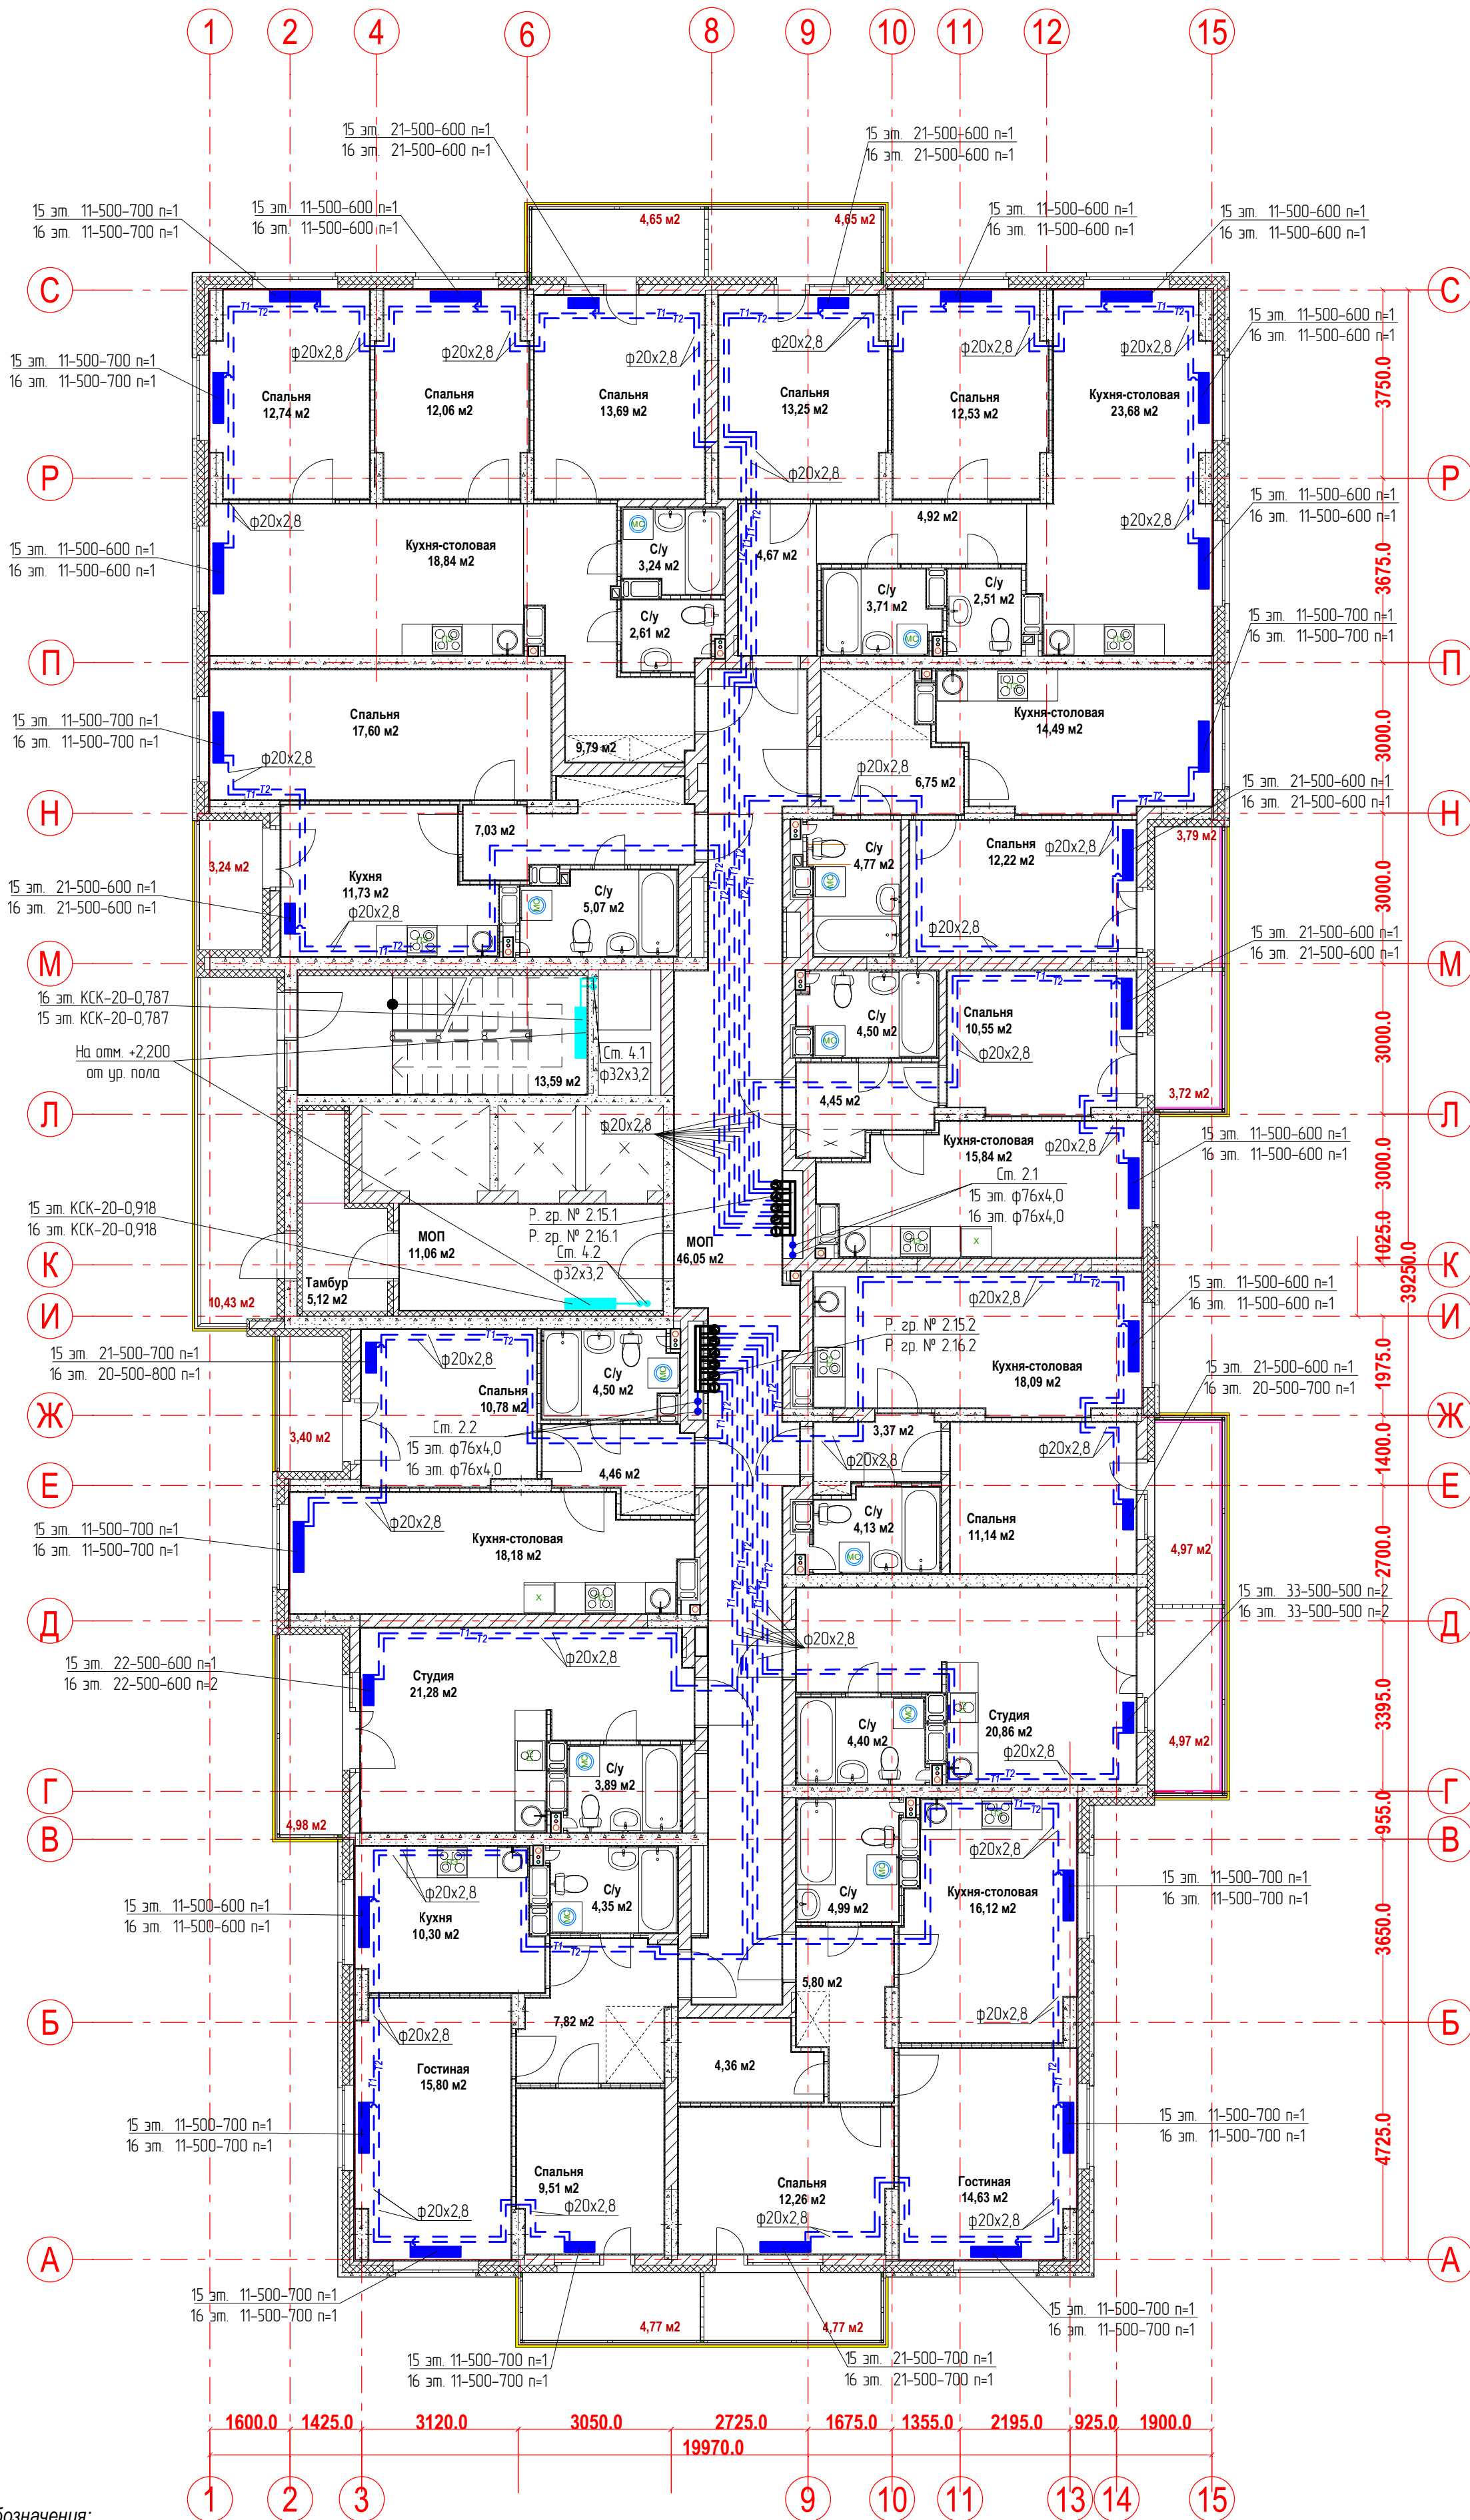

Условные обозначения:

T1 - подающий трубопровод системы отопления.
T2 - обратный трубопровод системы отопления.

Распределительная
гребка № 1.2.1


порядковый номер гребенки
номер этажа
номер системы

Примечание:

1. Перехлест T1 и T2 выполнить в нише над уровнем пола у распределительной гребенки
2. При монтаже систем отопления допускается смещение трубопроводов.
3. При прокладке под перегородками предусмотреть гильзы.

					20-23/03-20 - ОВ		
					23-этажный многоквартирный жилой дом № 20 (по генплану). Жилищный комплекс "Анудинский парк" в д. Анудиновка Кстовского района Нижегородской области.		
Изм.	Коп. уч.	Лист	Недок.	Подпись	Отопление и вентиляция	Стадия	Лист
Разработал	Ваганов	Проверил	Хасянов	Дата		Р	9
Н. контр.	Пронихин				План 15-16-ых этажей. Отопление	ООО "Еврогаз" г. Н. Новгород	

План 17-го этажа.
Отопление

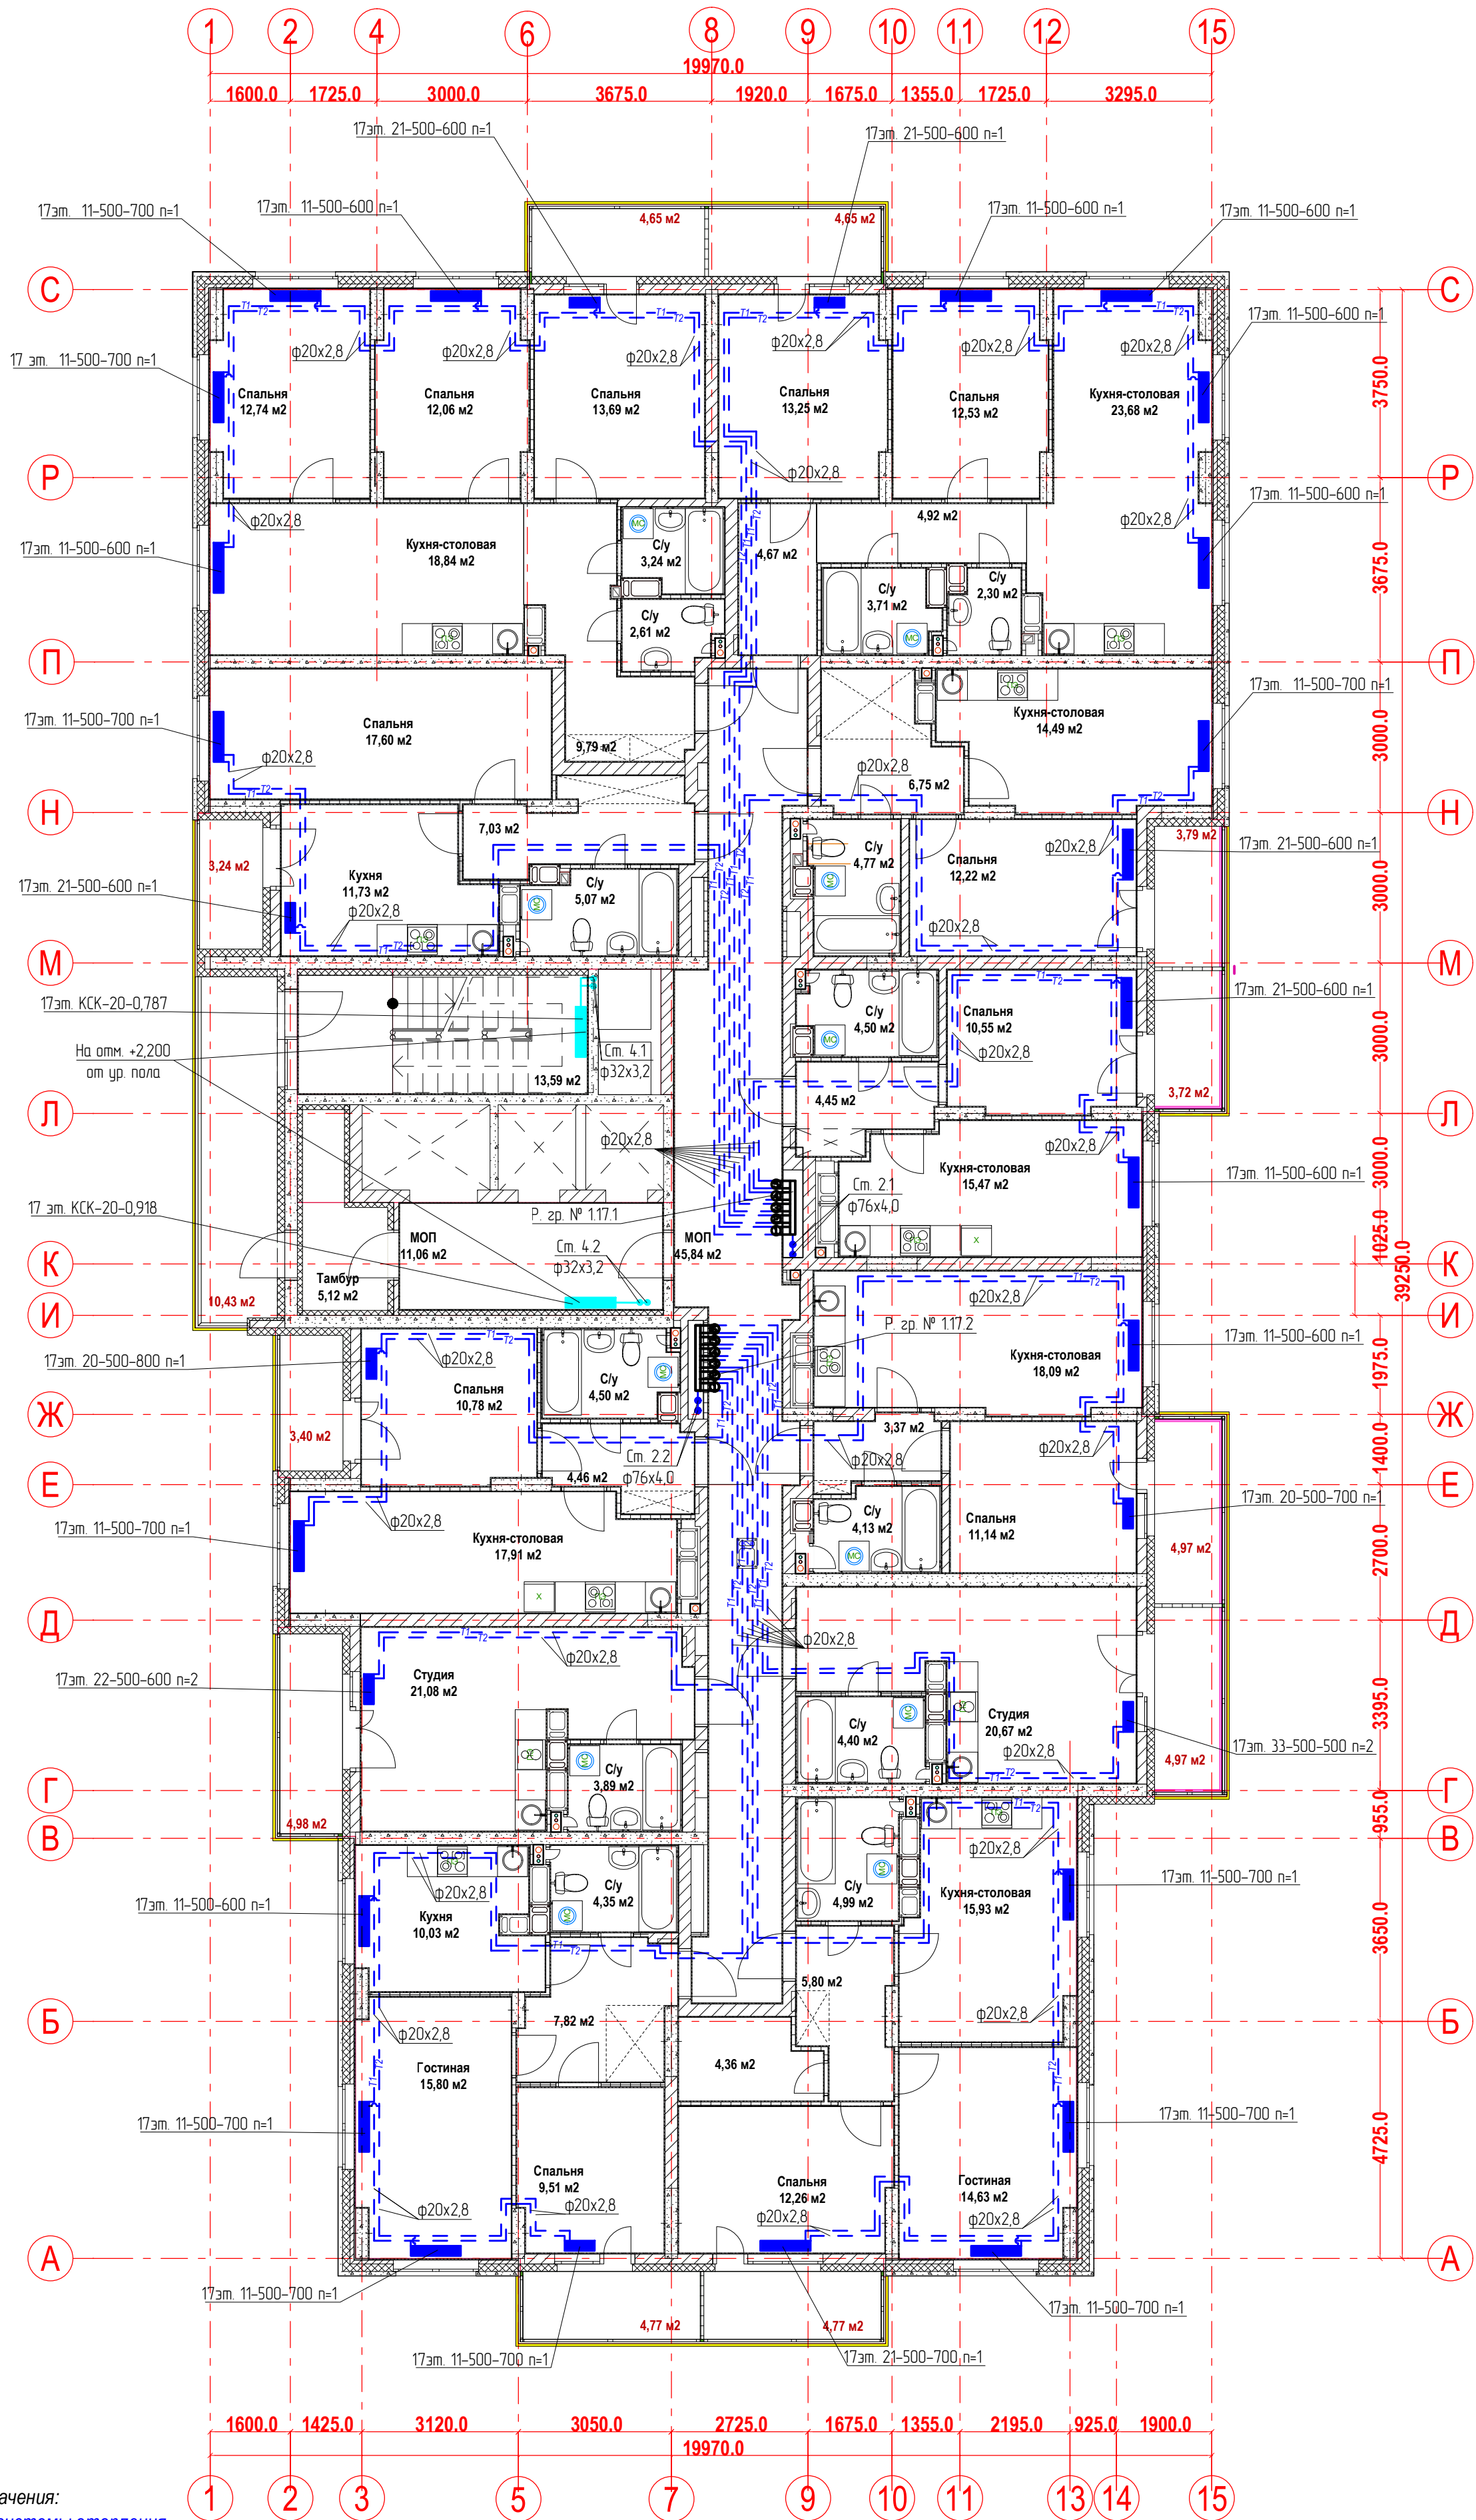


Условные обозначения:
T1 - подающий трубопровод системы отопления.
T2 - обратный трубопровод системы отопления.
Распределительная гребка № 1.2.1
порядковый номер гребенки
номер этажа
номер системы

Примечание:
1. Перехлест T1 и T2 выполнить в нише над уровнем пола у распределительной гребенки
2. При монтаже систем отопления допускается смещение трубопроводов.
3. При прокладке под перегородками предусмотреть гильзы.

						20-23/03-20 - ОВ			
						23-этажный многоквартирный жилой дом № 20 (по генплану). Жилищный комплекс "Анкудиновский парк" в д. Анкудиновка Кстовского района Нижегородской области.			
Изм.	Коп. уч	Лист	Недок.	Подпись	Дата	Отопление и вентиляция	Стадия	Лист	Листов
Разработал		Ваганов					Р	10	
Проверил		Хасянов				План 17-го этажа. Отопление	ООО "Еврогаз" г. Н. Новгород		
Н. контр.		Пронихин							

План 18-20-ых этажей.
Отопление

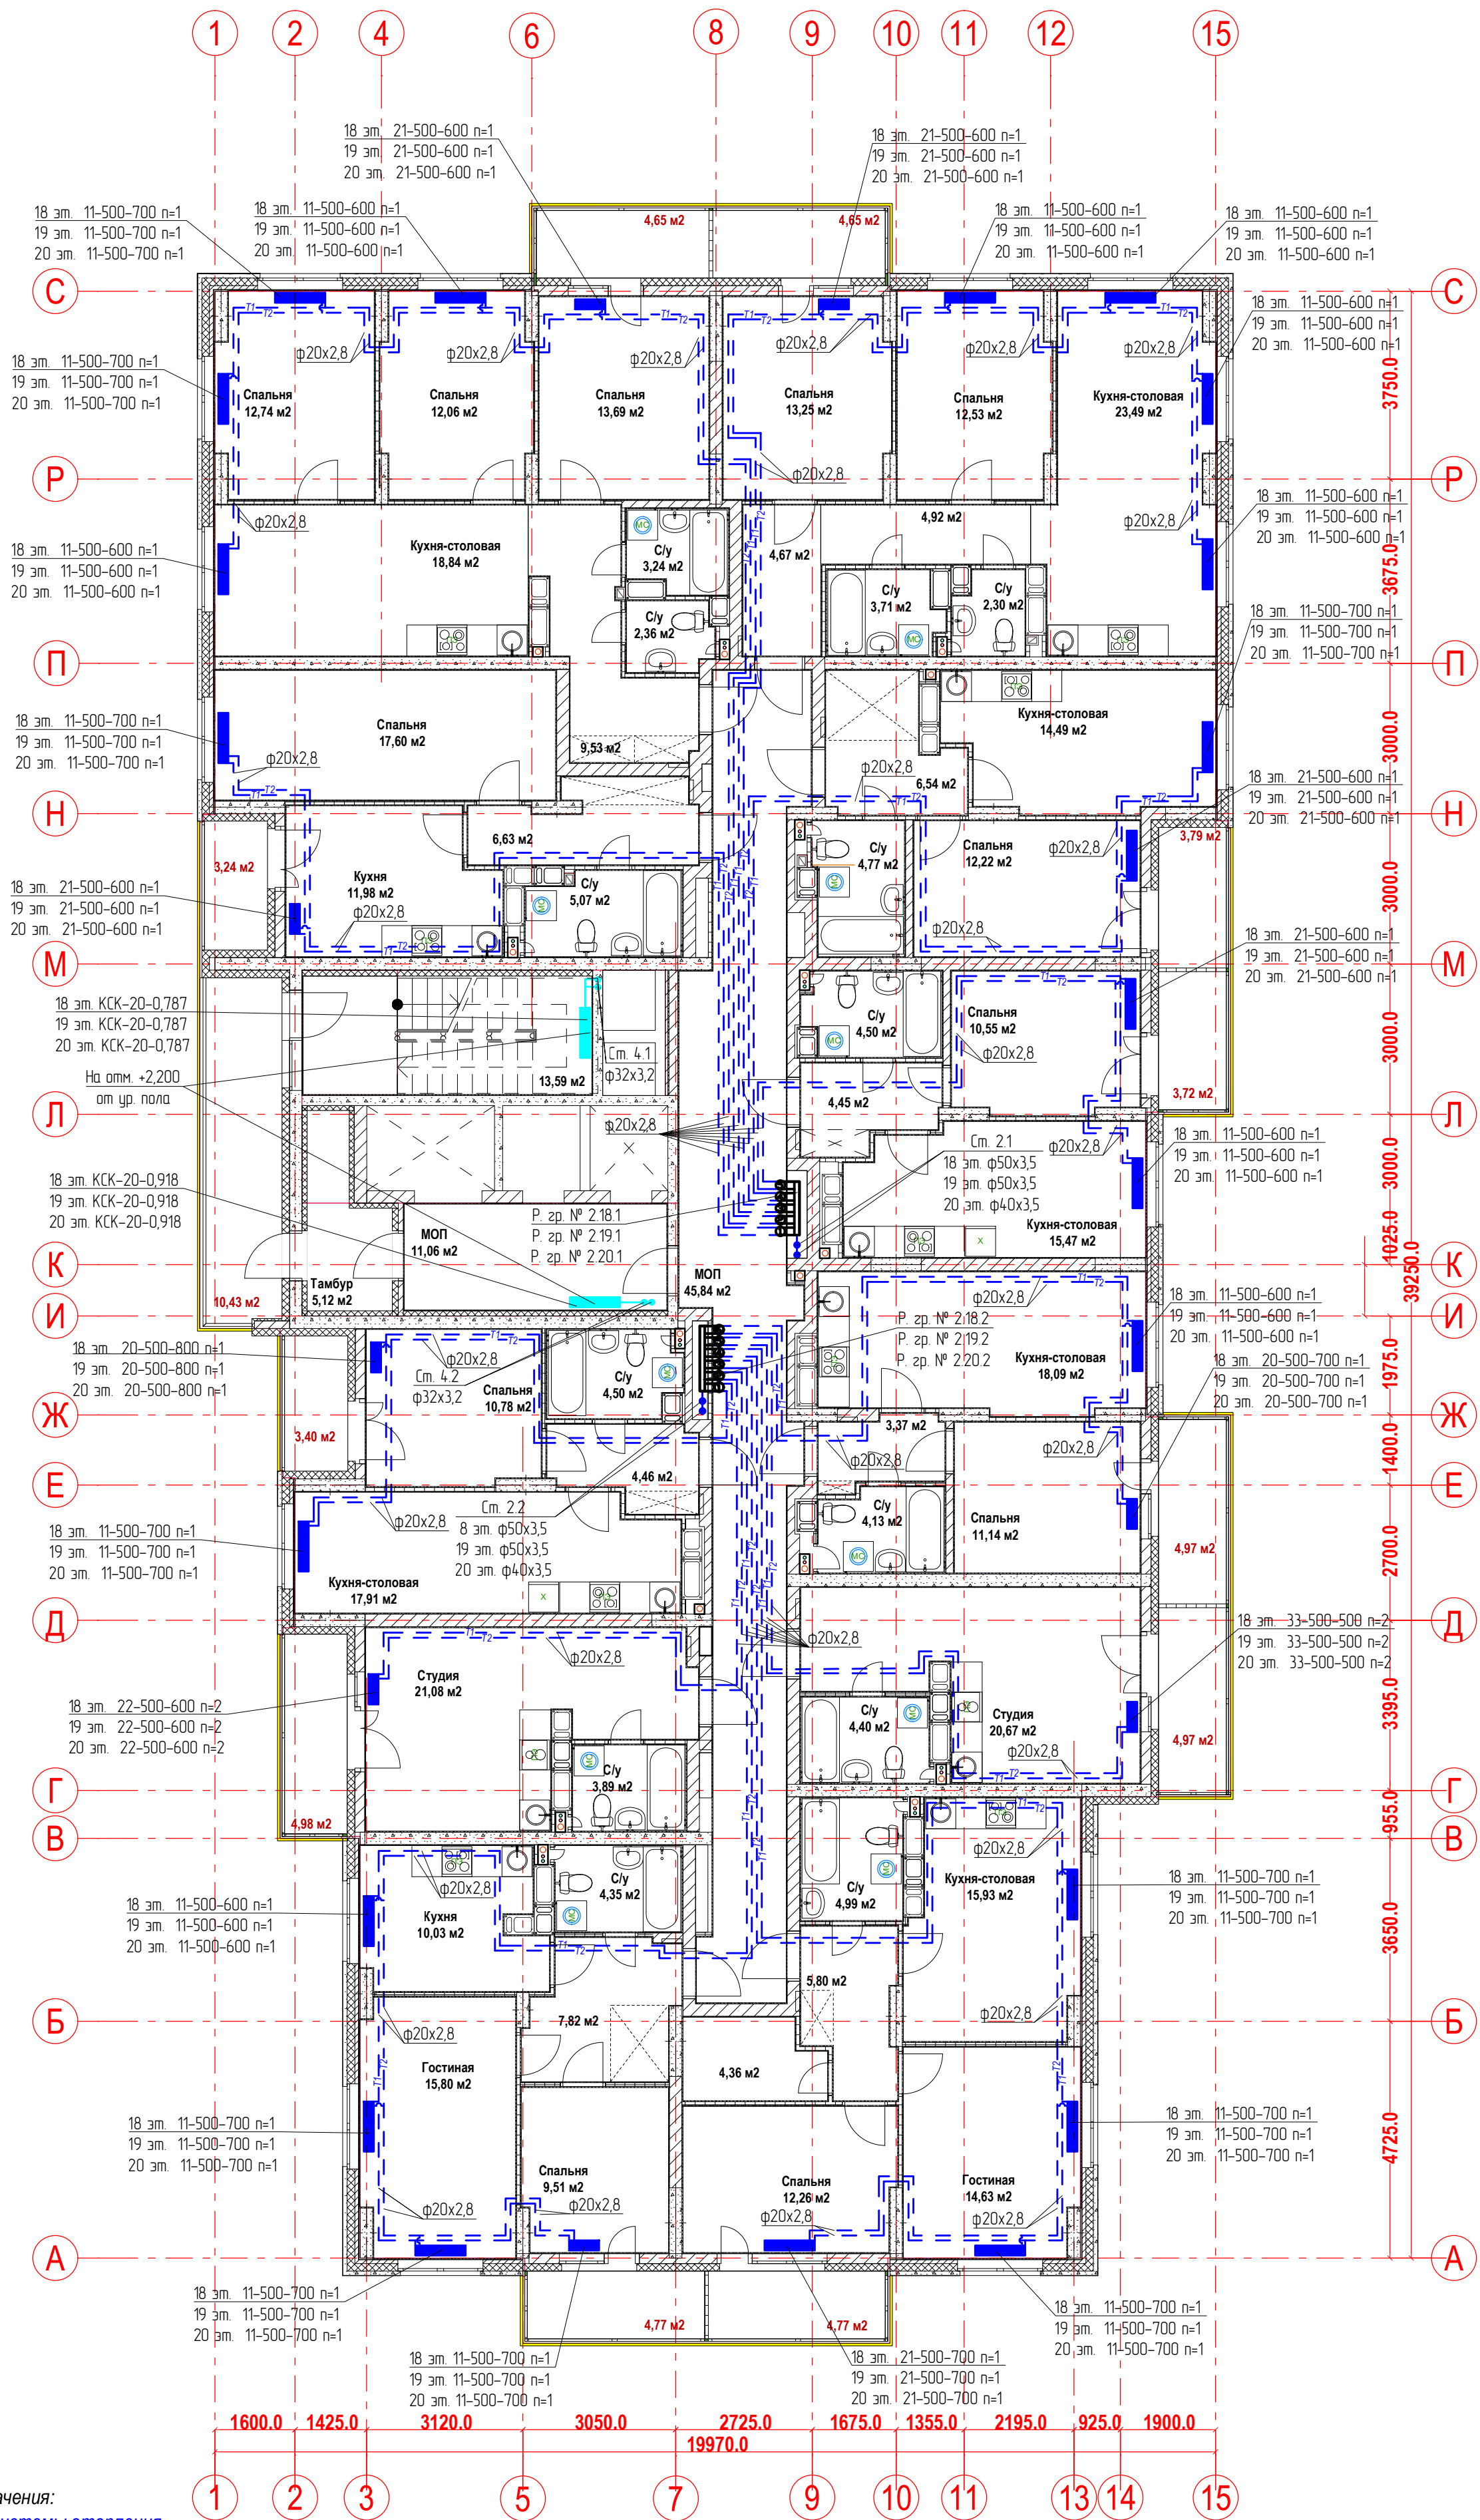


Условные обозначения:
T1 - подающий трубопровод системы отопления.
T2 - обратный трубопровод системы отопления.
Распределительная гребка № 1.2.1
порядковый номер гребенки
номер этажа
номер системы

Примечание:
1. Перехлест T1 и T2 выполнить в нише над уровнем пола у распределительной гребенки
2. При монтаже систем отопления допускается смещение трубопроводов.
3. При прокладке под перегородками предусмотреть гильзы.

					20-23/03-20 - ОВ		
					23-этажный многоквартирный жилой дом № 20 (по генплану). Жилищный комплекс "Анудинковский парк" в д. Анкудиновка Кстовского района Нижегородской области.		
Изм.	Коп. уч.	Лист	Недок.	Подпись	Отопление и вентиляция	Стадия	Лист
Разработал	Вазанов			Вазанов		Р	11
Проверил	Хасянов			Хасянов	План 18-20-ых этажей. Отопление	ООО "Еврогаз" г. Н. Новгород	
Н. контр.	Пронихин			Пронихин			

План 20-22-ых этажей.
Отопление

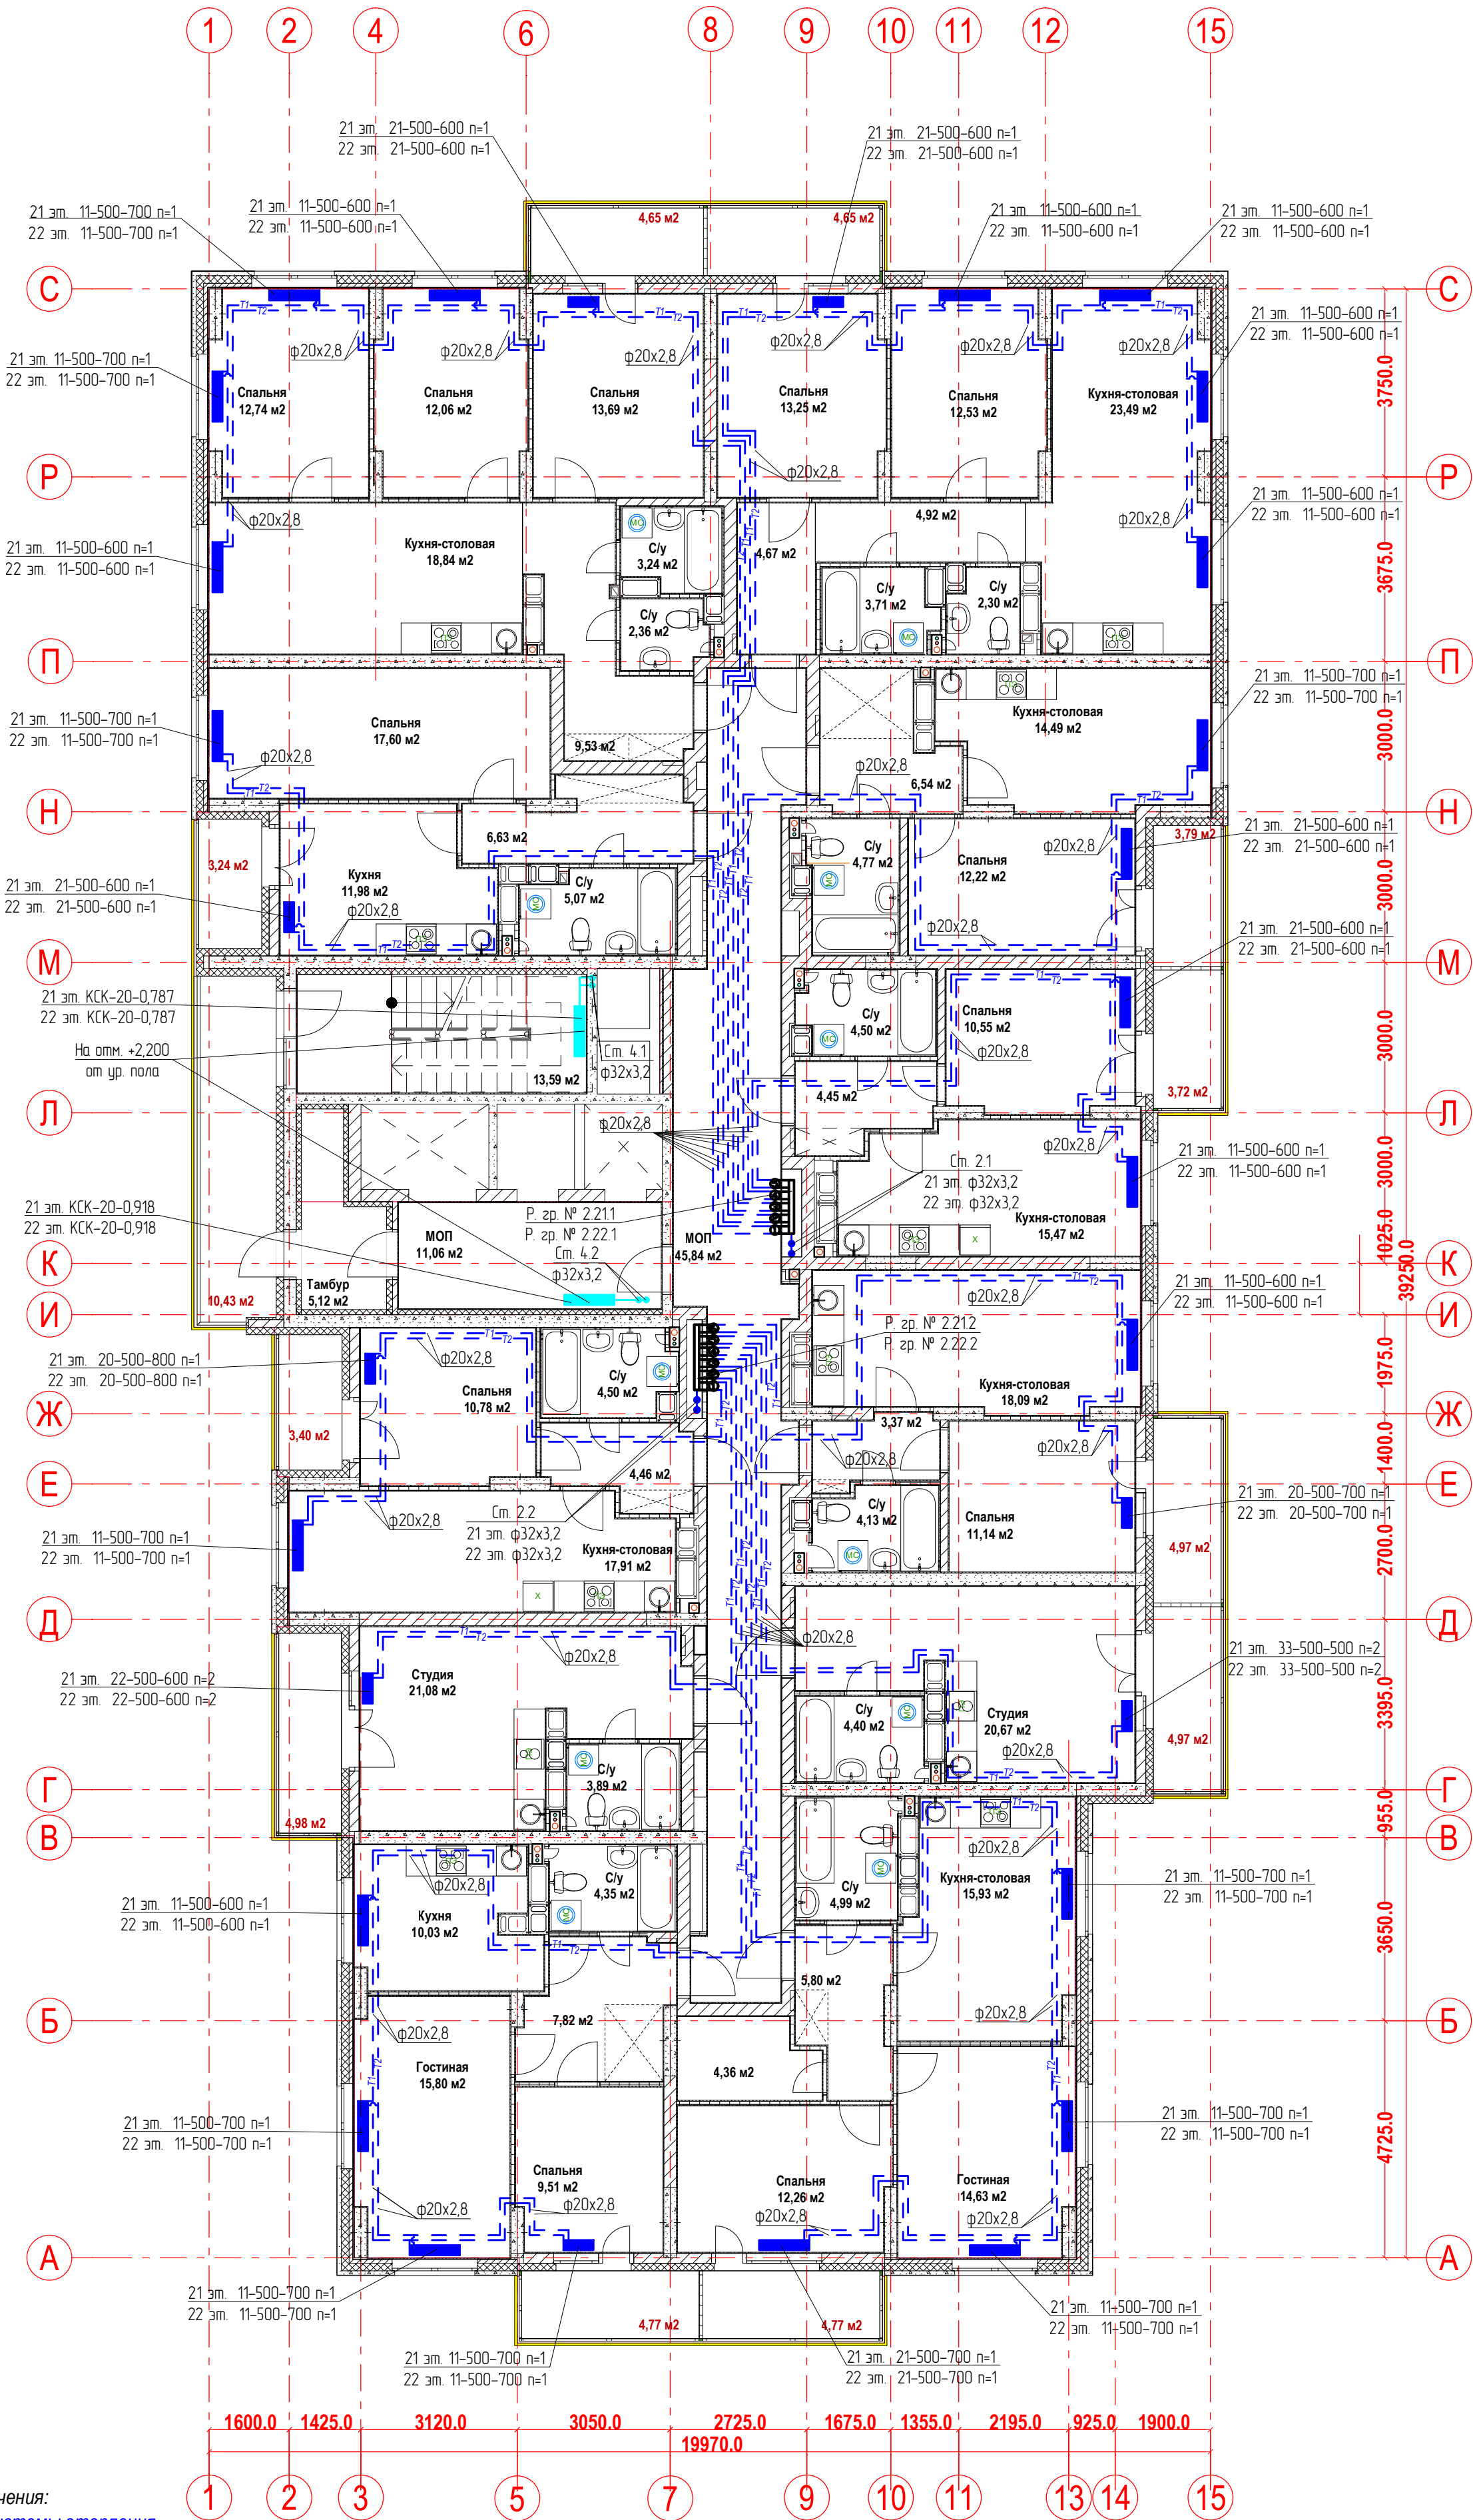


Условные обозначения:
T1 - подающий трубопровод системы отопления.
T2 - обратный трубопровод системы отопления.
Распределительная гребка № 1.2.1
порядковый номер гребенки
номер этажа
номер системы

Примечание:
1. Перехлест T1 и T2 выполнить в нише над уровнем пола у распределительной гребенки
2. При монтаже систем отопления допускается смещение трубопроводов.
3. При прокладке под перегородками предусмотреть гильзы.

					20-23/03-20 - ОВ		
					23-этажный многоквартирный жилой дом № 20 (по генплану). Жилищный комплекс "Анудинский парк" в д. Анудинова Кстовского района Нижегородской области.		
Изм.	Коп. уч.	Лист	Недок.	Подпись	Отопление и вентиляция	Стадия	Лист
Разработал	Вазанов	Вазанов	Вазанов	Вазанов		Р	12
Проверил	Хасянов	Хасянов	Хасянов	Хасянов	План 20-22-ых этажей. Отопление	ООО "Еврогаз" г. Н. Новгород	
Н. контр.	Пронихин	Пронихин	Пронихин	Пронихин			

План 23-го этажа.
Отопление

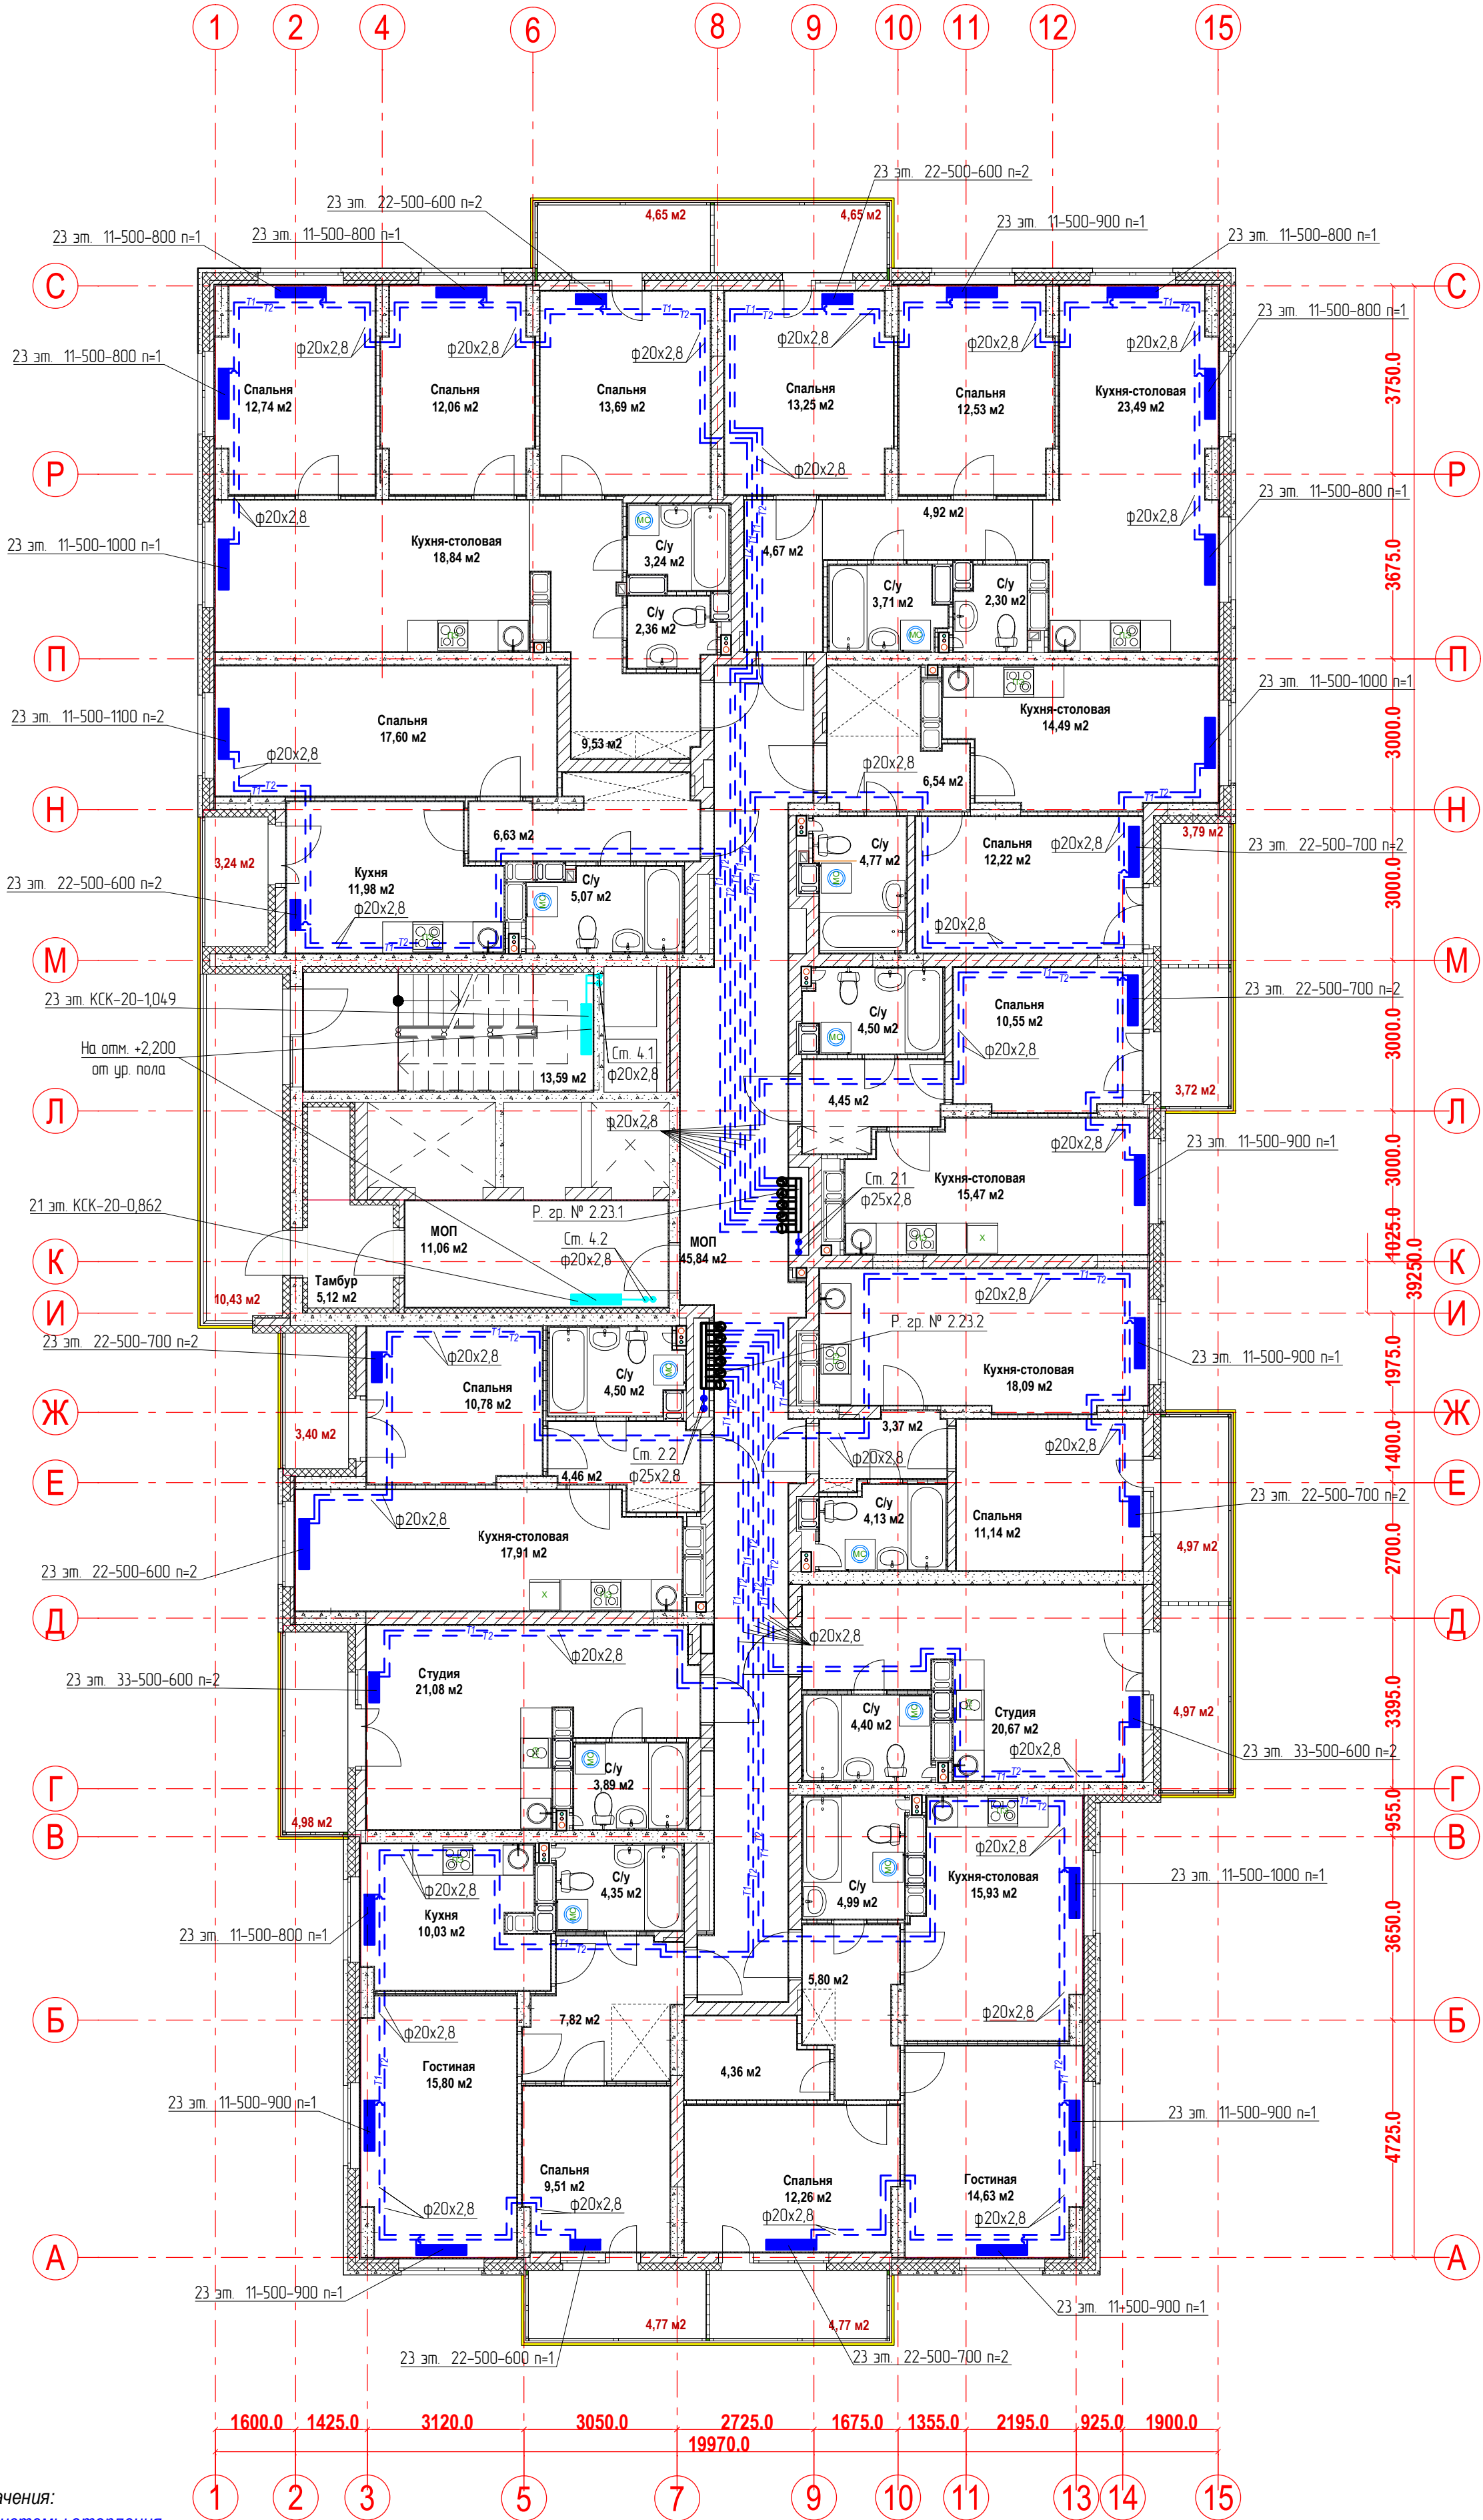

Условные обозначения:
T1 - подающий трубопровод системы отопления.
T2 - обратный трубопровод системы отопления.
Распределительная гребка № 1.2.1
порядковый номер гребенки
номер этажа
номер системы

Примечание:
1. Перехлест T1 и T2 выполнить в нише над уровнем пола у распределительной гребенки
2. При монтаже систем отопления допускается смещение трубопроводов.
3. При прокладке под перегородками предусмотреть гильзы.

					20-23/03-20 - ОВ		
					23-этажный многоквартирный жилой дом № 20 (по генплану). Жилищный комплекс "Анудиновский парк" в д. Анудиновка Кстовского района Нижегородской области.		
Изм.	Коп. уч.	Лист	Недок.	Подпись	Отопление и вентиляция	Стадия	Листов
Разработал	Ваганов			Ваганов		Р	13
Проверил	Хасянов			Хасянов	План 23-го этажа. Отопление	ООО "Еврогаз" г. Н. Новгород	
Н. контр.	Пронихин			Пронихин			