



План подвала.
Вентиляция

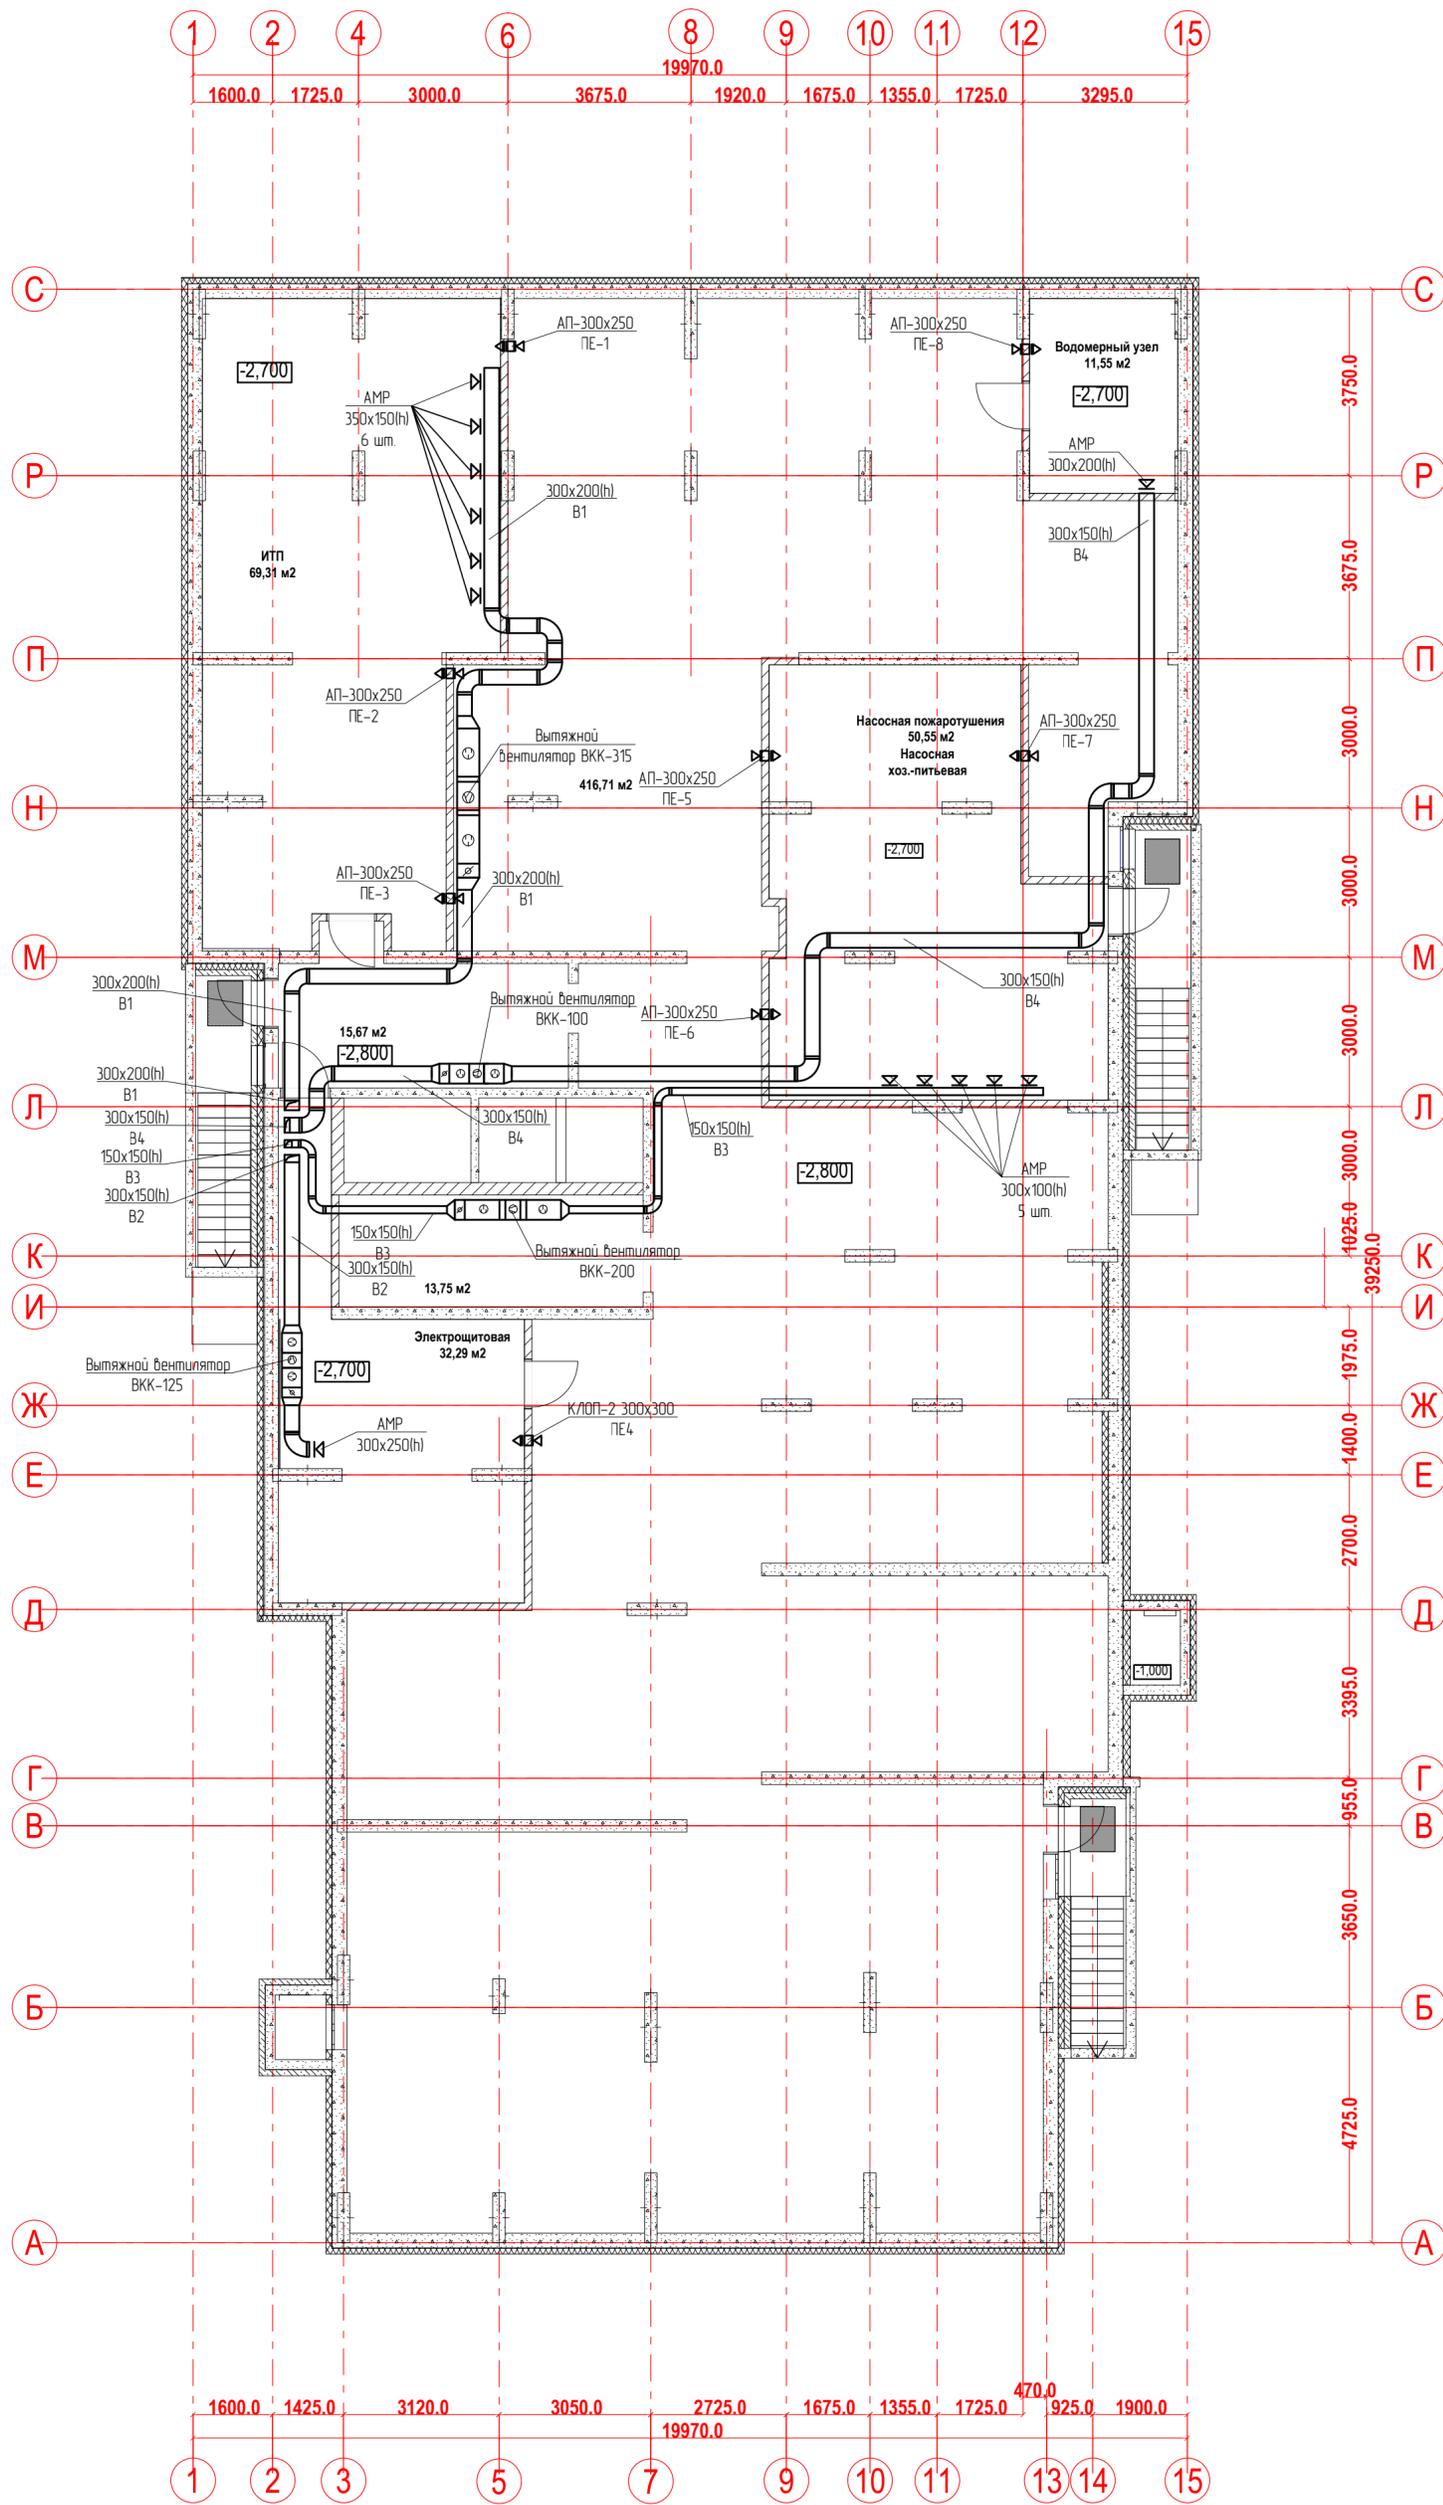

Изм. № подл. Подпись и дата
Взам. инв. №

					21-24/08-2020 - ОВ		
					23-этажный многоквартирный жилой дом № 21 (по генплану). Жилищный комплекс "Анудиновский парк" в д. Анудиновка Кстовского района Нижегородской области.		
Изм.	Кол. уч.	Лист	Недоп.	Подпись	Дата		
Разработал	Ваганов			<i>Ваганов</i>		Отопление и вентиляция	Стадия
Проверил	Хасянов			<i>Хасянов</i>			Лист
Н. контр.	Пронихин			<i>Пронихин</i>		План подвала. Вентиляция	Листов
						Р	
						14	
						ООО "Еврогаз" г. Н. Новгород	


План 1-го этажа.
Вентиляция

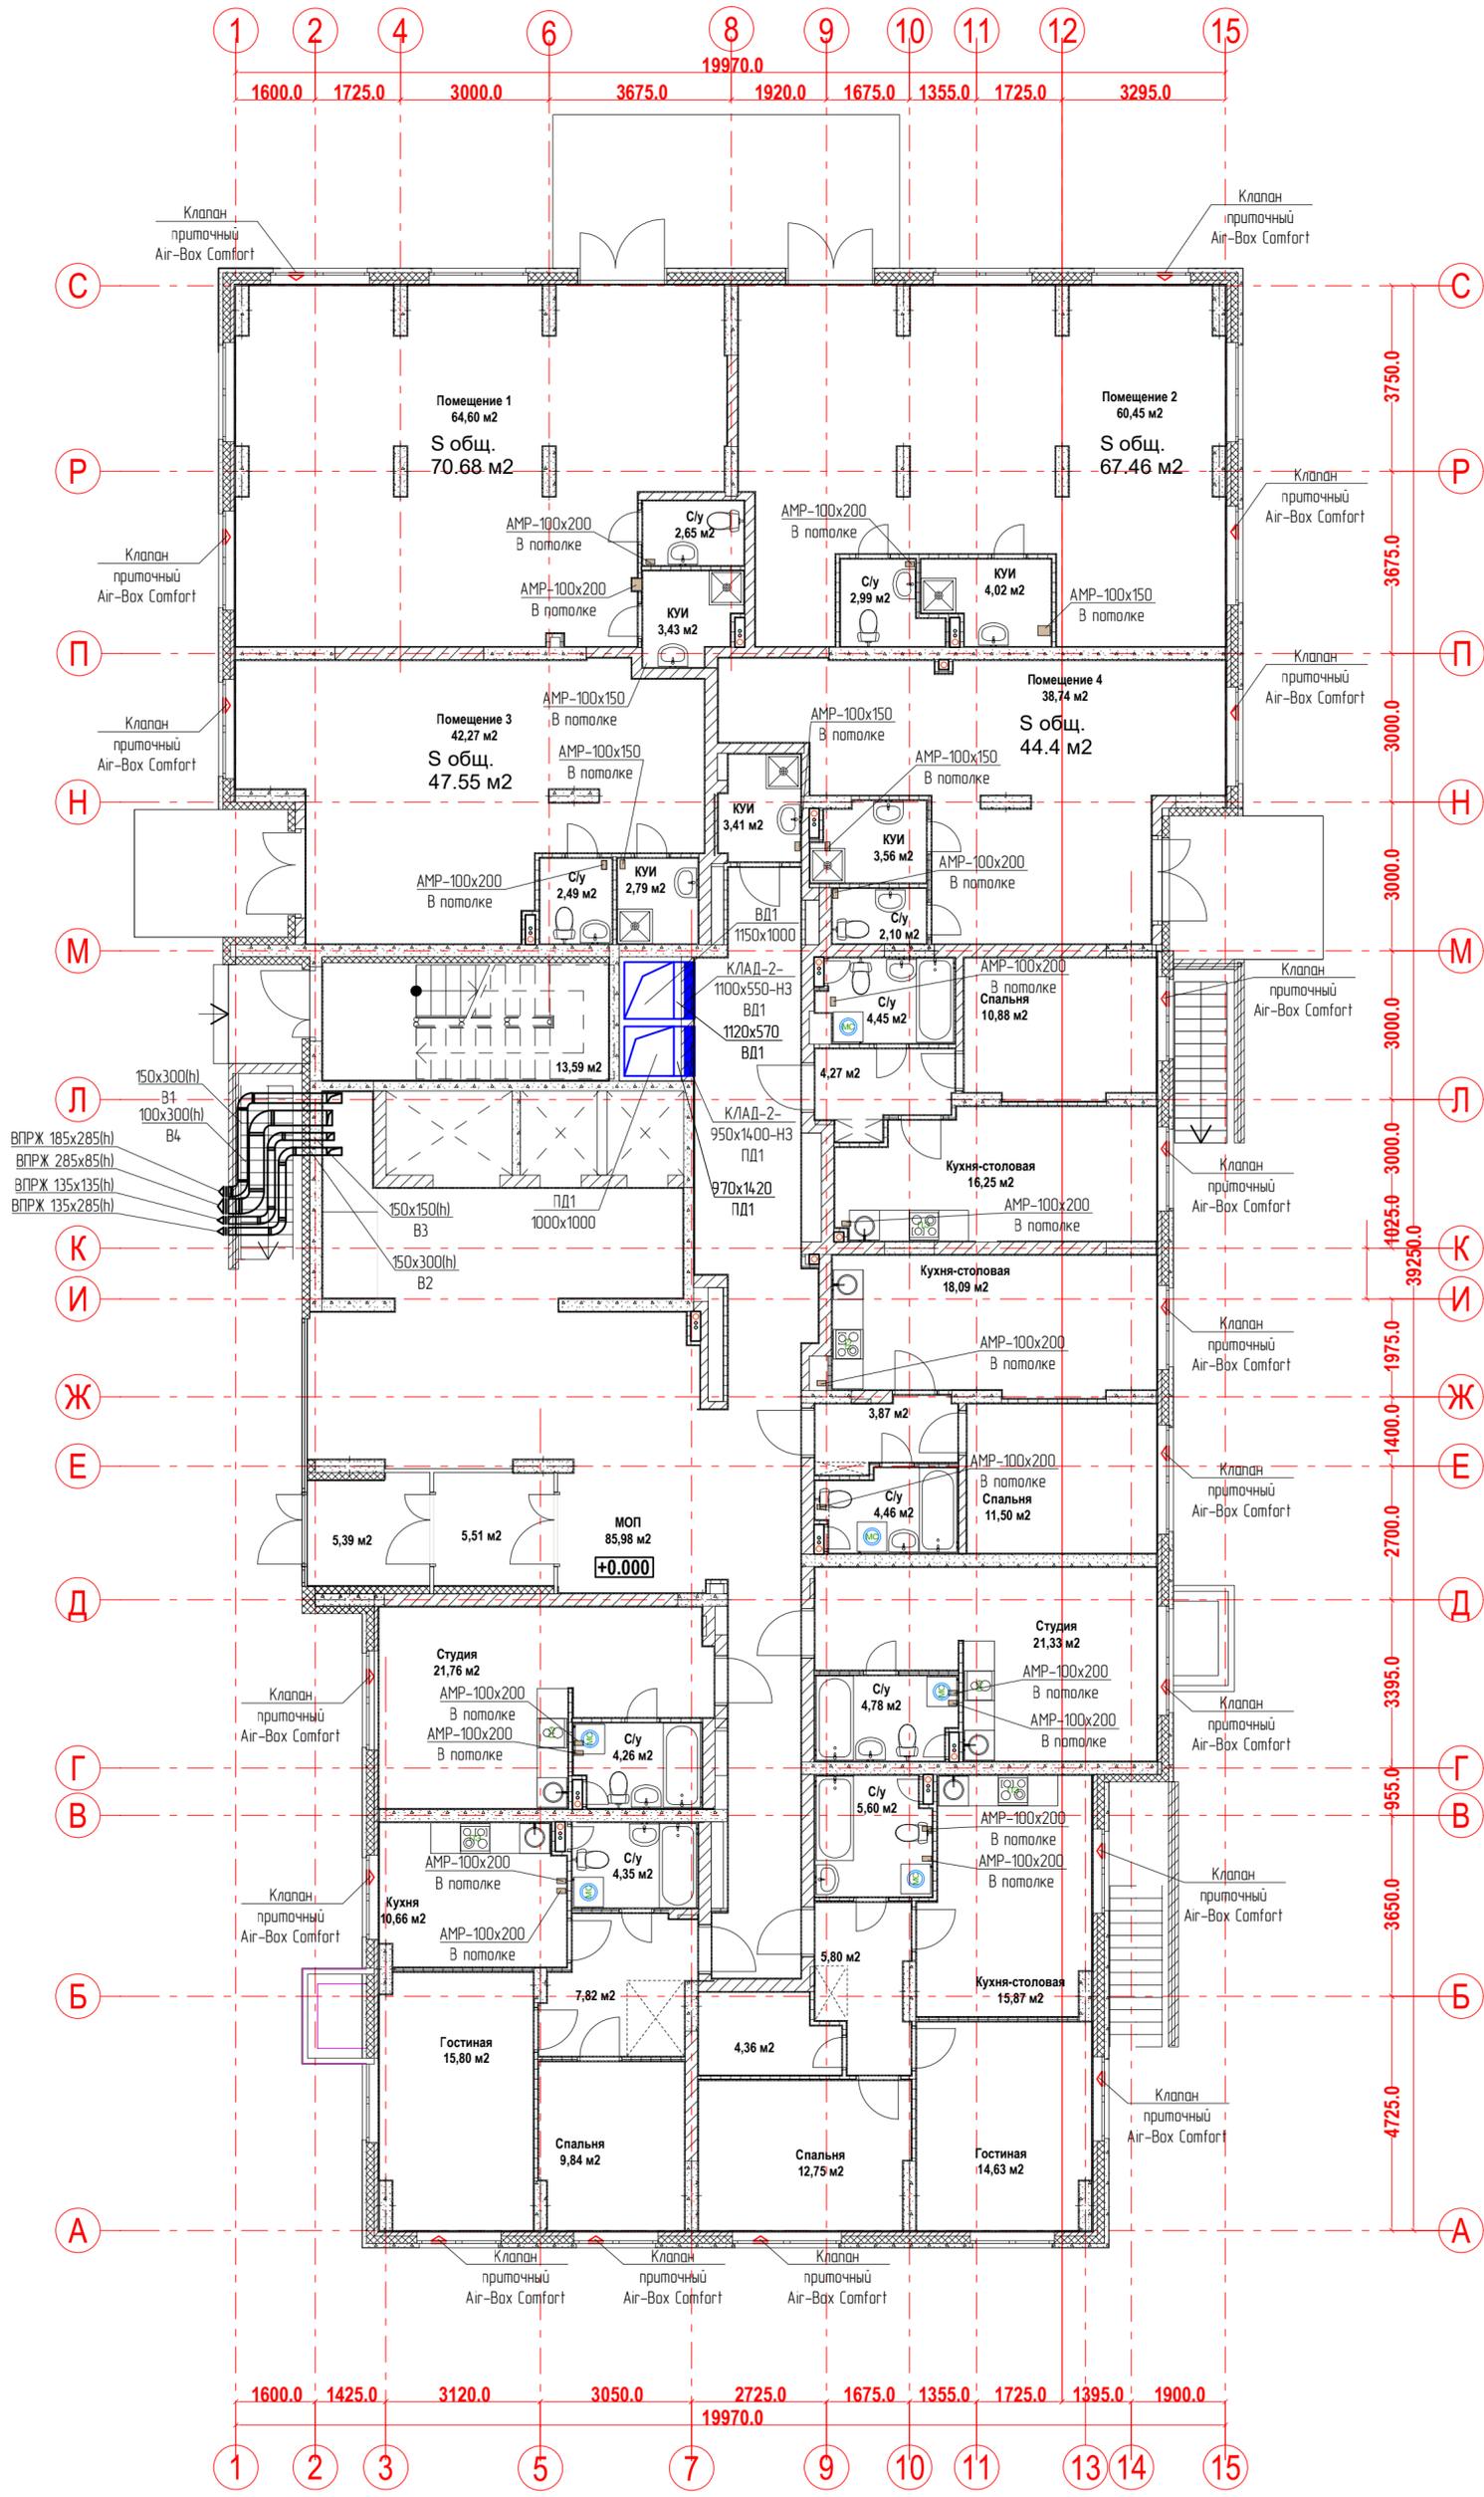

Изм. № подл. Подпись и дата
Взам. инв. №

					21-24/08-2020 - ОВ				
					23-этажный многоквартирный жилой дом № 21 (по генплану). Жилищный комплекс "Анкудиновский парк" в д. Анкудиновка Кстовского района Нижегородской области.				
Изм.	Кол. уч.	Лист	Недок.	Подпись	Дата	Отопление и вентиляция	Стадия	Лист	Листов
Разработал	Ваганов			<i>Ваганов</i>			Р	15	
Проверил	Хасянов			<i>Хасянов</i>					
Н. контр.	Пронихин			<i>Пронихин</i>		План 1-го этажа. Вентиляция	ООО "Еврогаз" г. Н. Новгород		


План 2-го этажа.
Вентиляция

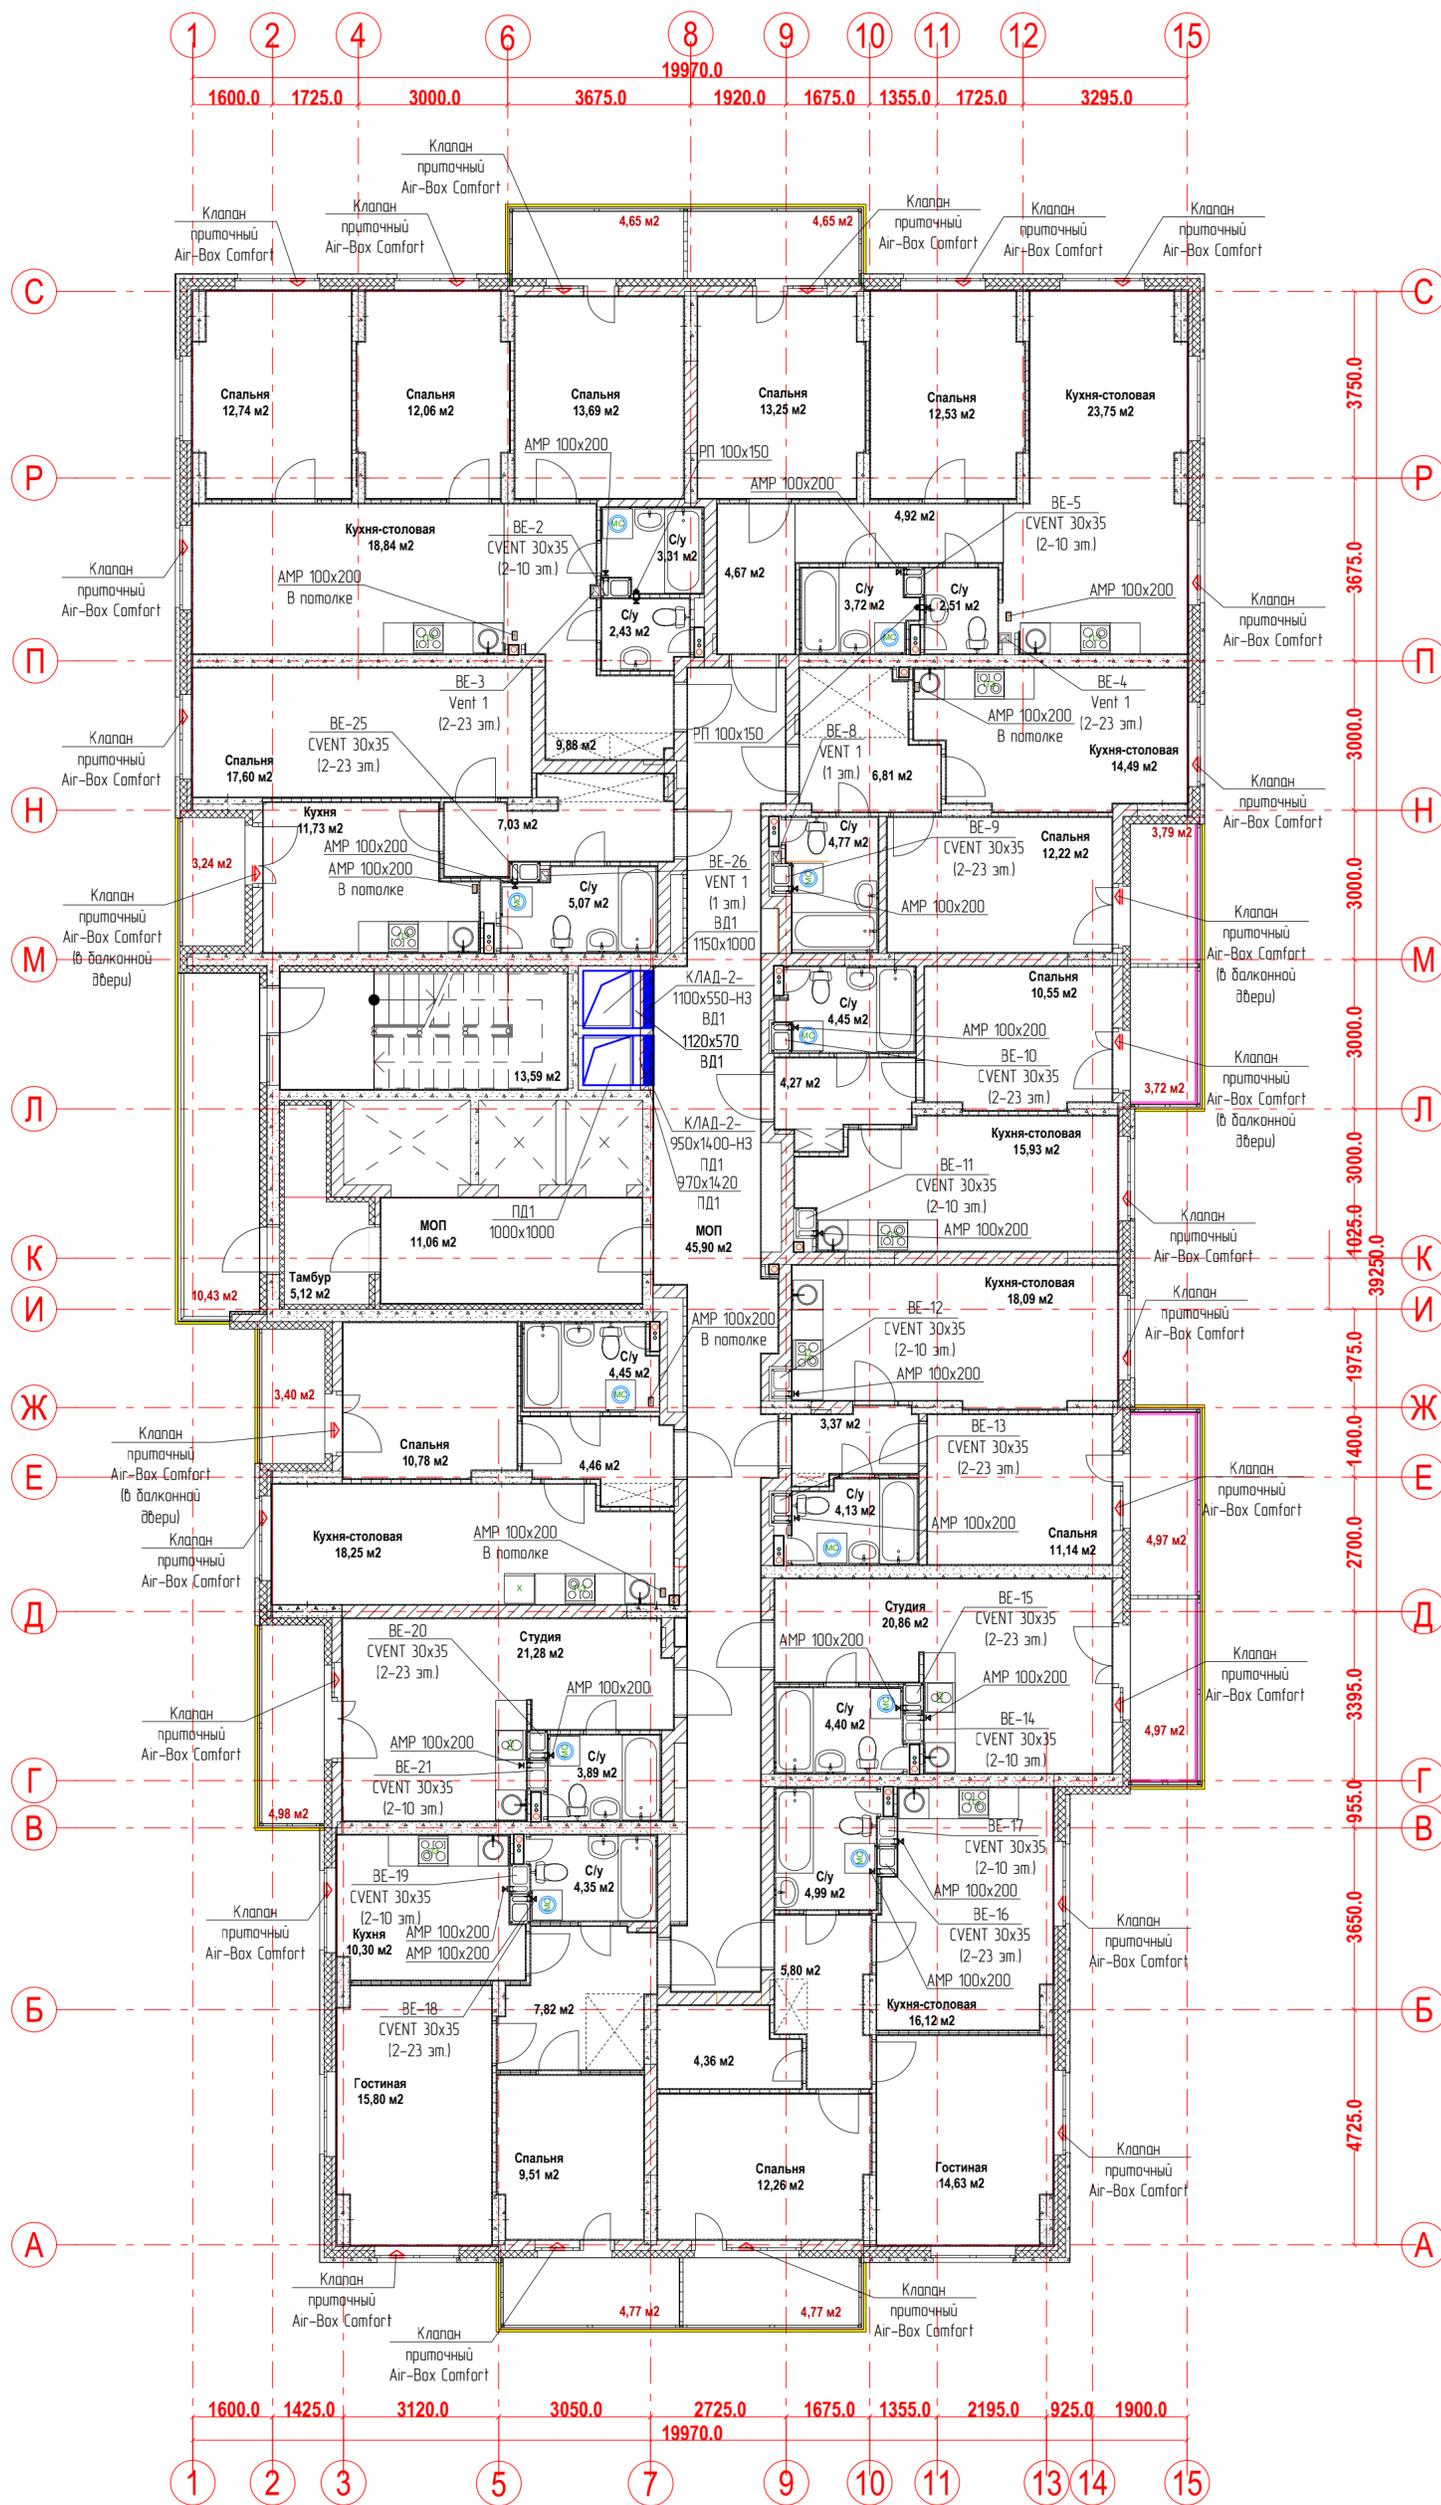

Имя, № подл. Подпись и дата
Взам. инв. №

21-24/08-2020 - ОВ				
23-этажный многоквартирный жилой дом № 21 (по генплану). Жилищный комплекс "Анудиновский парк" в д. Анудиновка Кстовского района Нижегородской области.				
Изм.	Кол. уч.	Лист	№ док.	Подпись
Разработал	Ваганов	13	13	Ваганов
Проверил	Хасянов	14	14	Хасянов
Н. контр.	Пронихин	15	15	Пронихин
Отопление и вентиляция			Стадия	Лист
План 2-го этажа. Вентиляция			Р	16
ООО "Еврогаз" г. Н. Новгород				


План 3-10-ых этажей.
Вентиляция

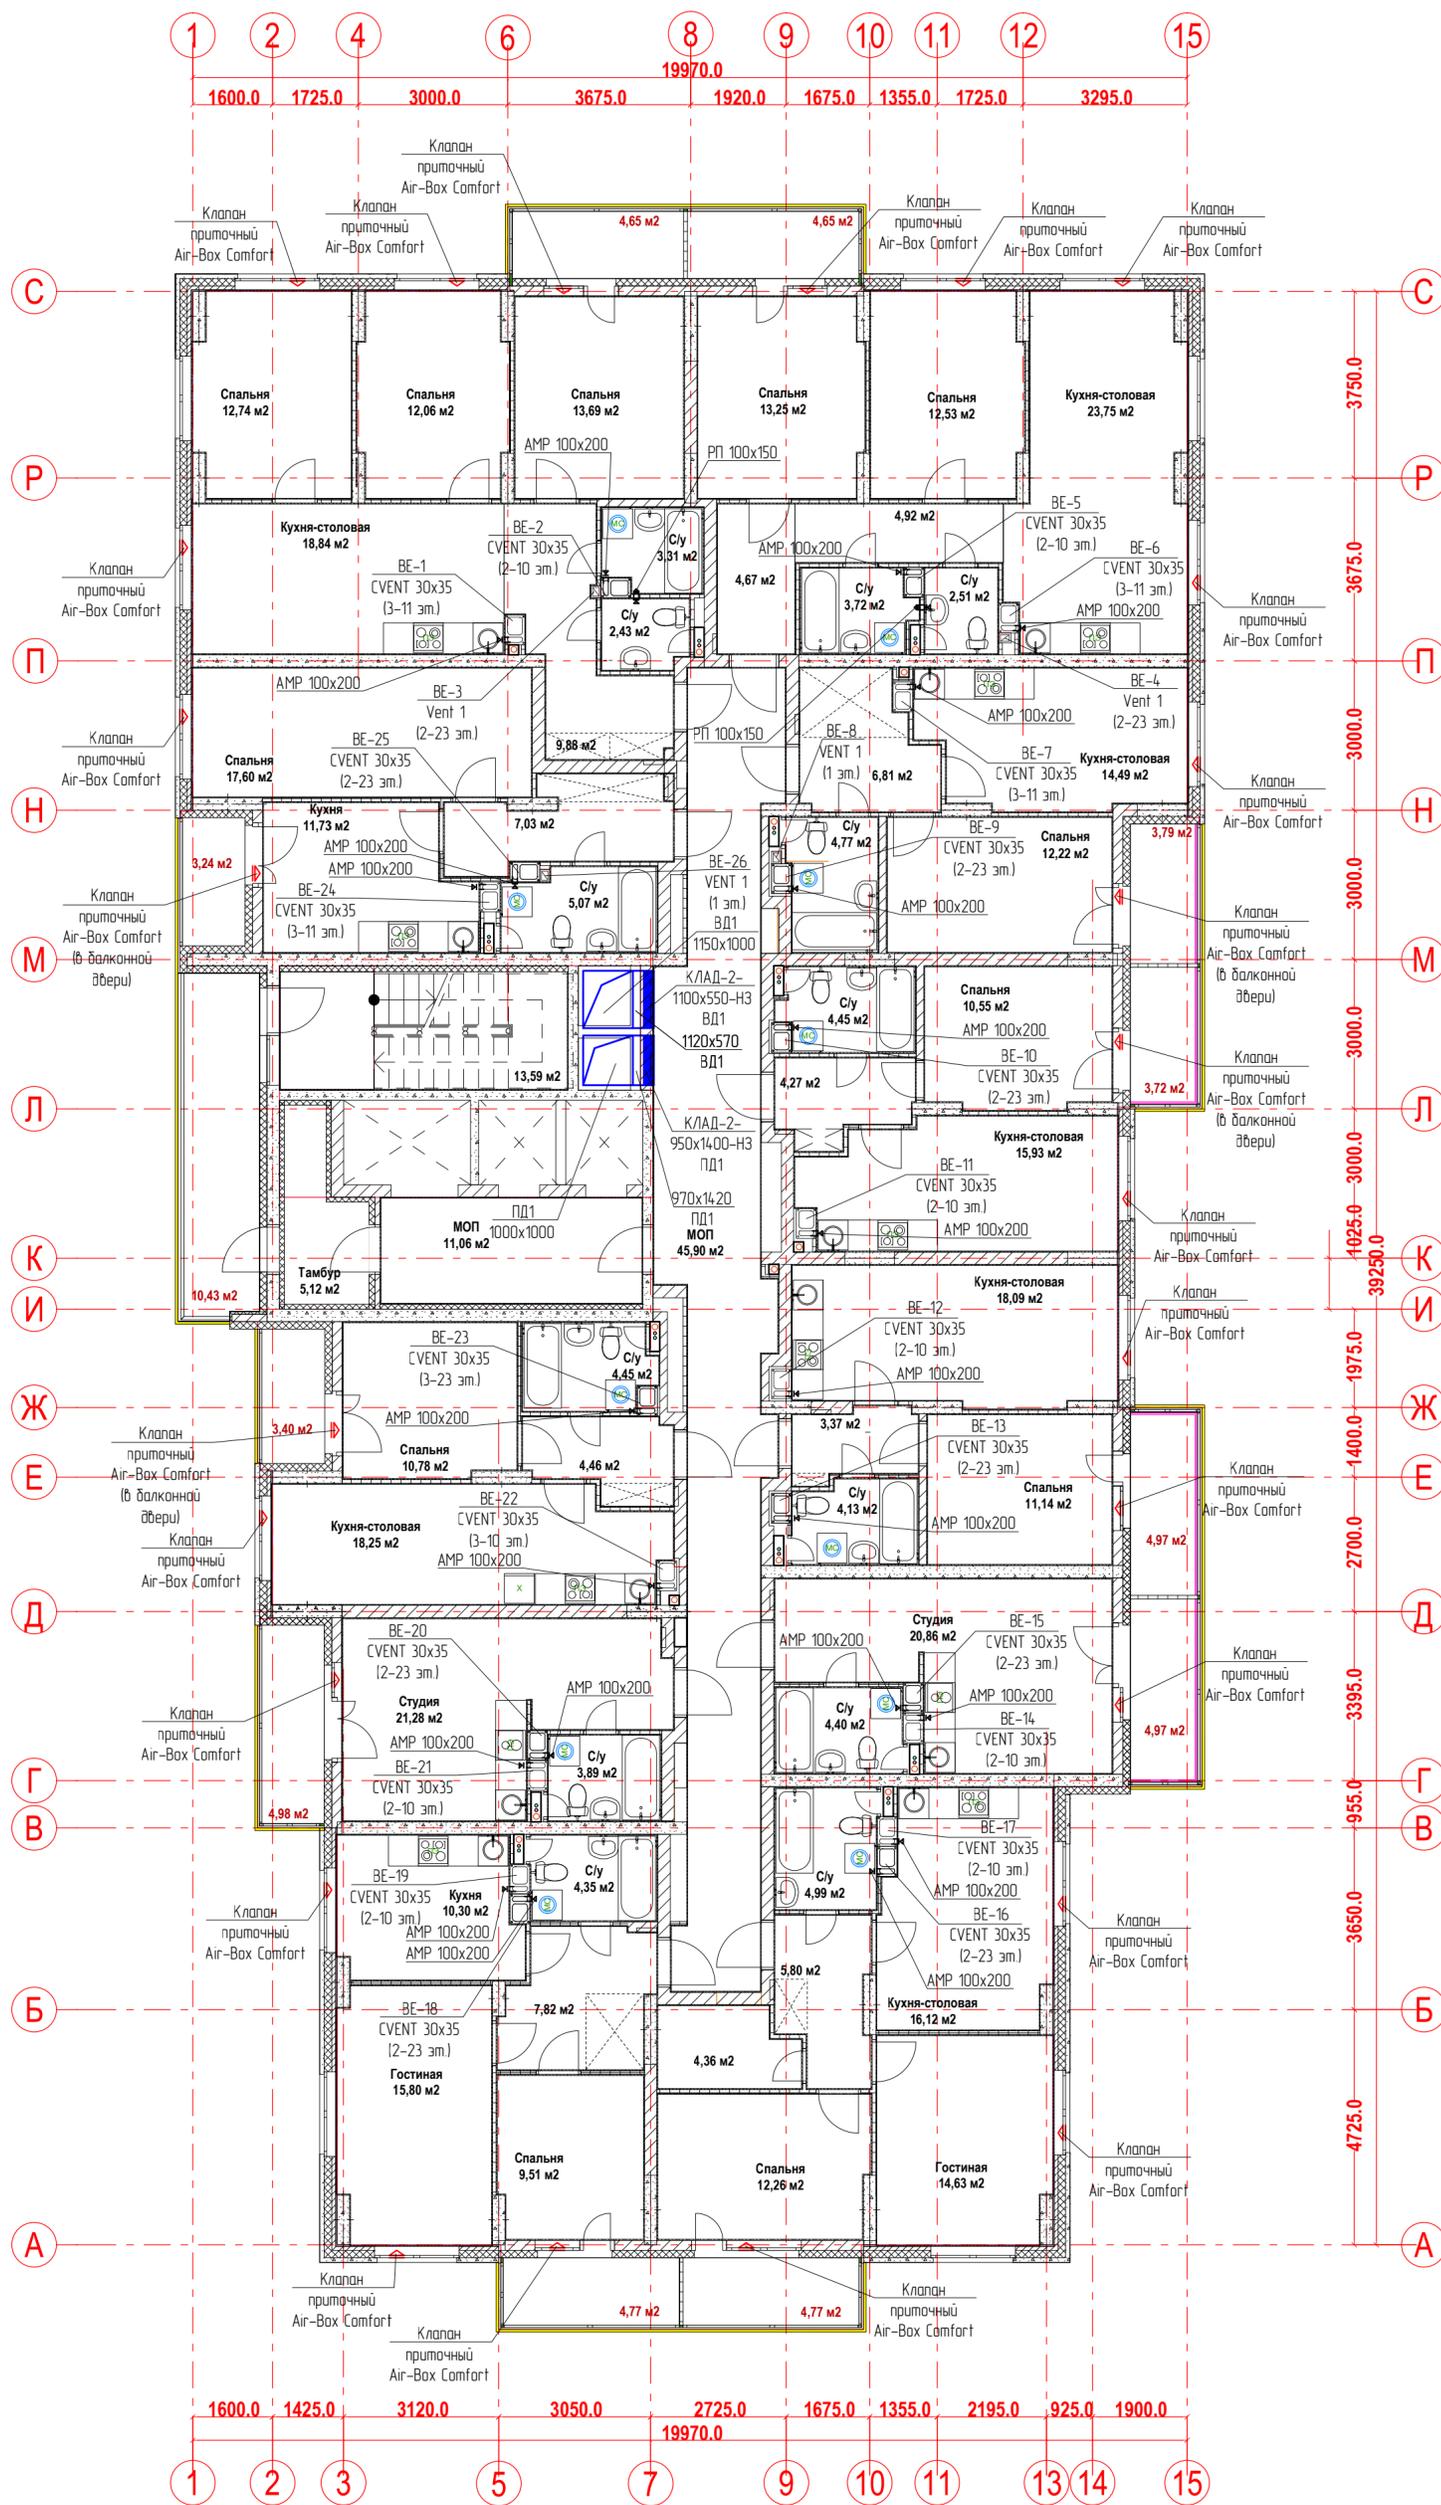

Имя, № подл. Подпись и дата
Взам. инв. №

					21-24/08-2020 - ОВ				
					23-этажный многоквартирный жилой дом № 21 (по генплану). Жилищный комплекс "Анудиновский парк" в д. Анудиновка Кстовского района Нижегородской области.				
Изм.	Кол. уч.	Лист	№ док.	Подпись	Дата	Отопление и вентиляция	Стадия	Лист	Листов
Разработал	Ваганов			<i>Ваганов</i>			Р	17	
Проверил	Хасянов			<i>Хасянов</i>			ООО "Еврогаз" г. Н. Новгород		
Н. контр.	Пронихин			<i>Пронихин</i>		План 3-10-ых этажей. Вентиляция			


План 11-го этажа.
Вентиляция

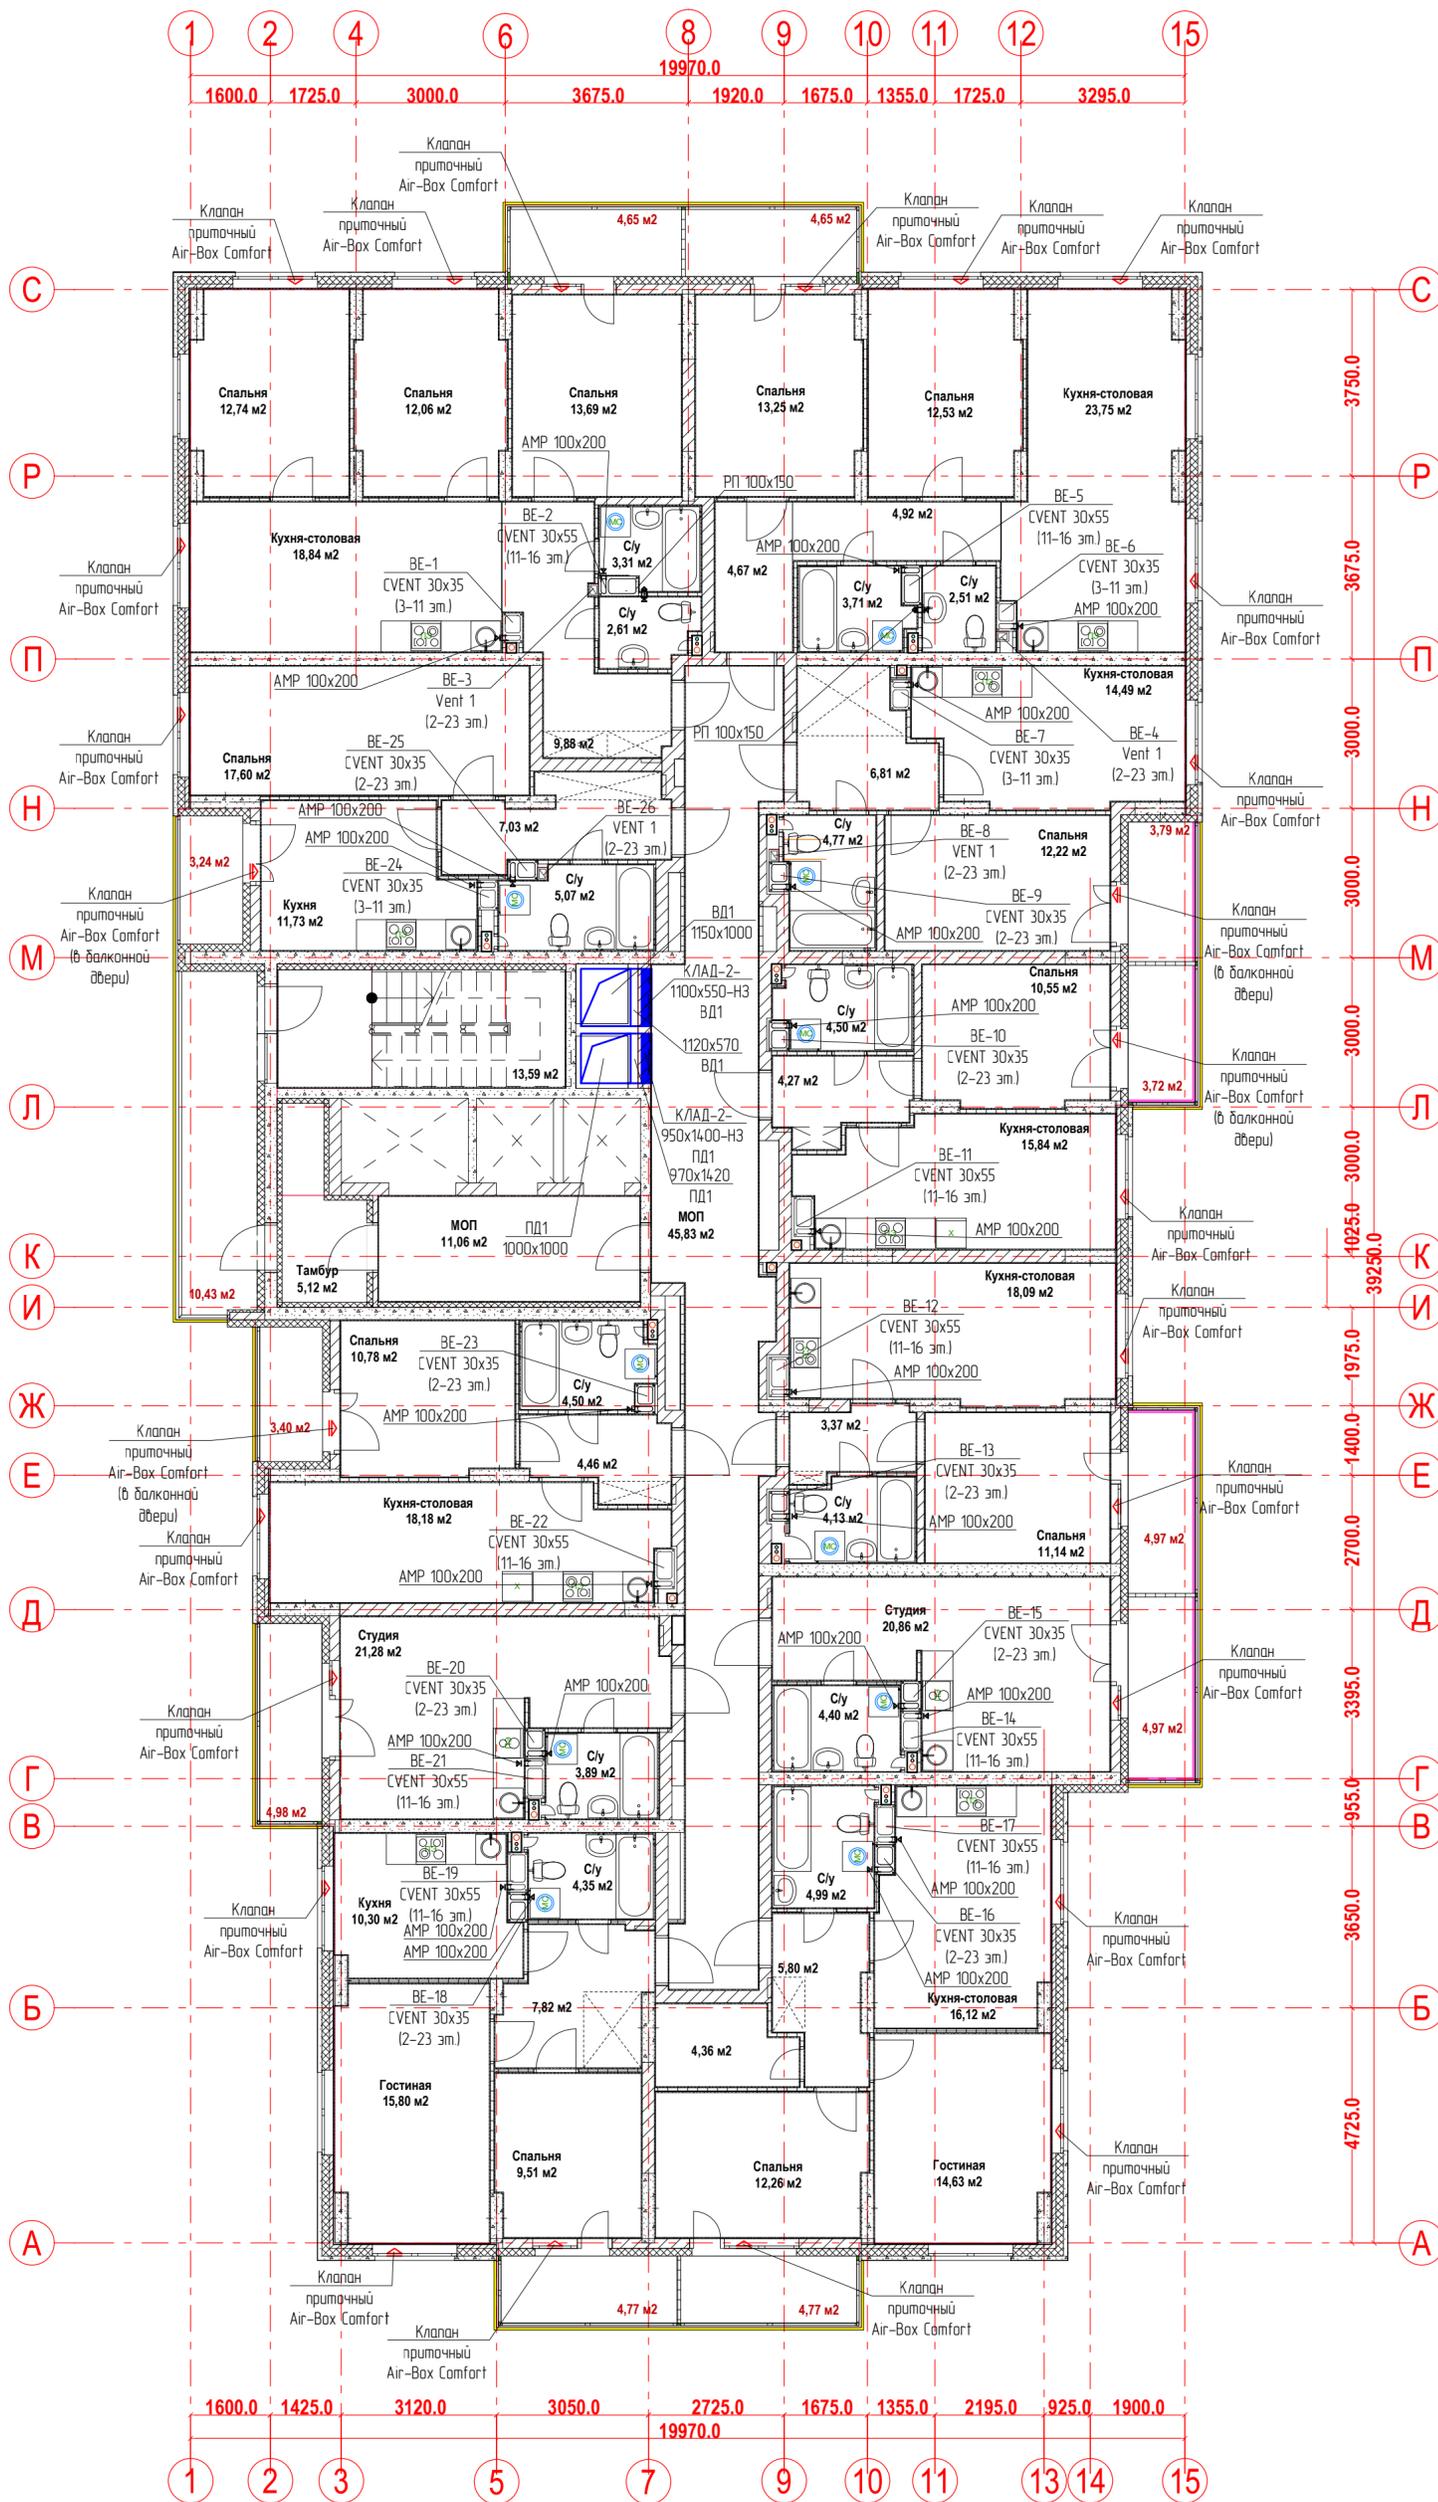

Имя, № подл. Подпись и дата
Взам. инв. №


21-24/08-2020 - ОВ				
23-этажный многоквартирный жилой дом № 21 (по генплану). Жилищный комплекс "Анкудиновский парк" в д. Анкудиновка Кстовского района Нижегородской области.				
Изм.	Кол. уч.	Лист	Недок.	Подпись
Разработал	Ваганов			<i>Ваганов</i>
Проверил	Хасянов			<i>Хасянов</i>
Н. контр.	Пронихин			<i>Пронихин</i>
Отопление и вентиляция			Стадия	Лист
План 11-го этажа. Вентиляция			Р	18
ООО "Еврогаз" г. Н. Новгород				

План 12-15-ых этажей.
Вентиляция

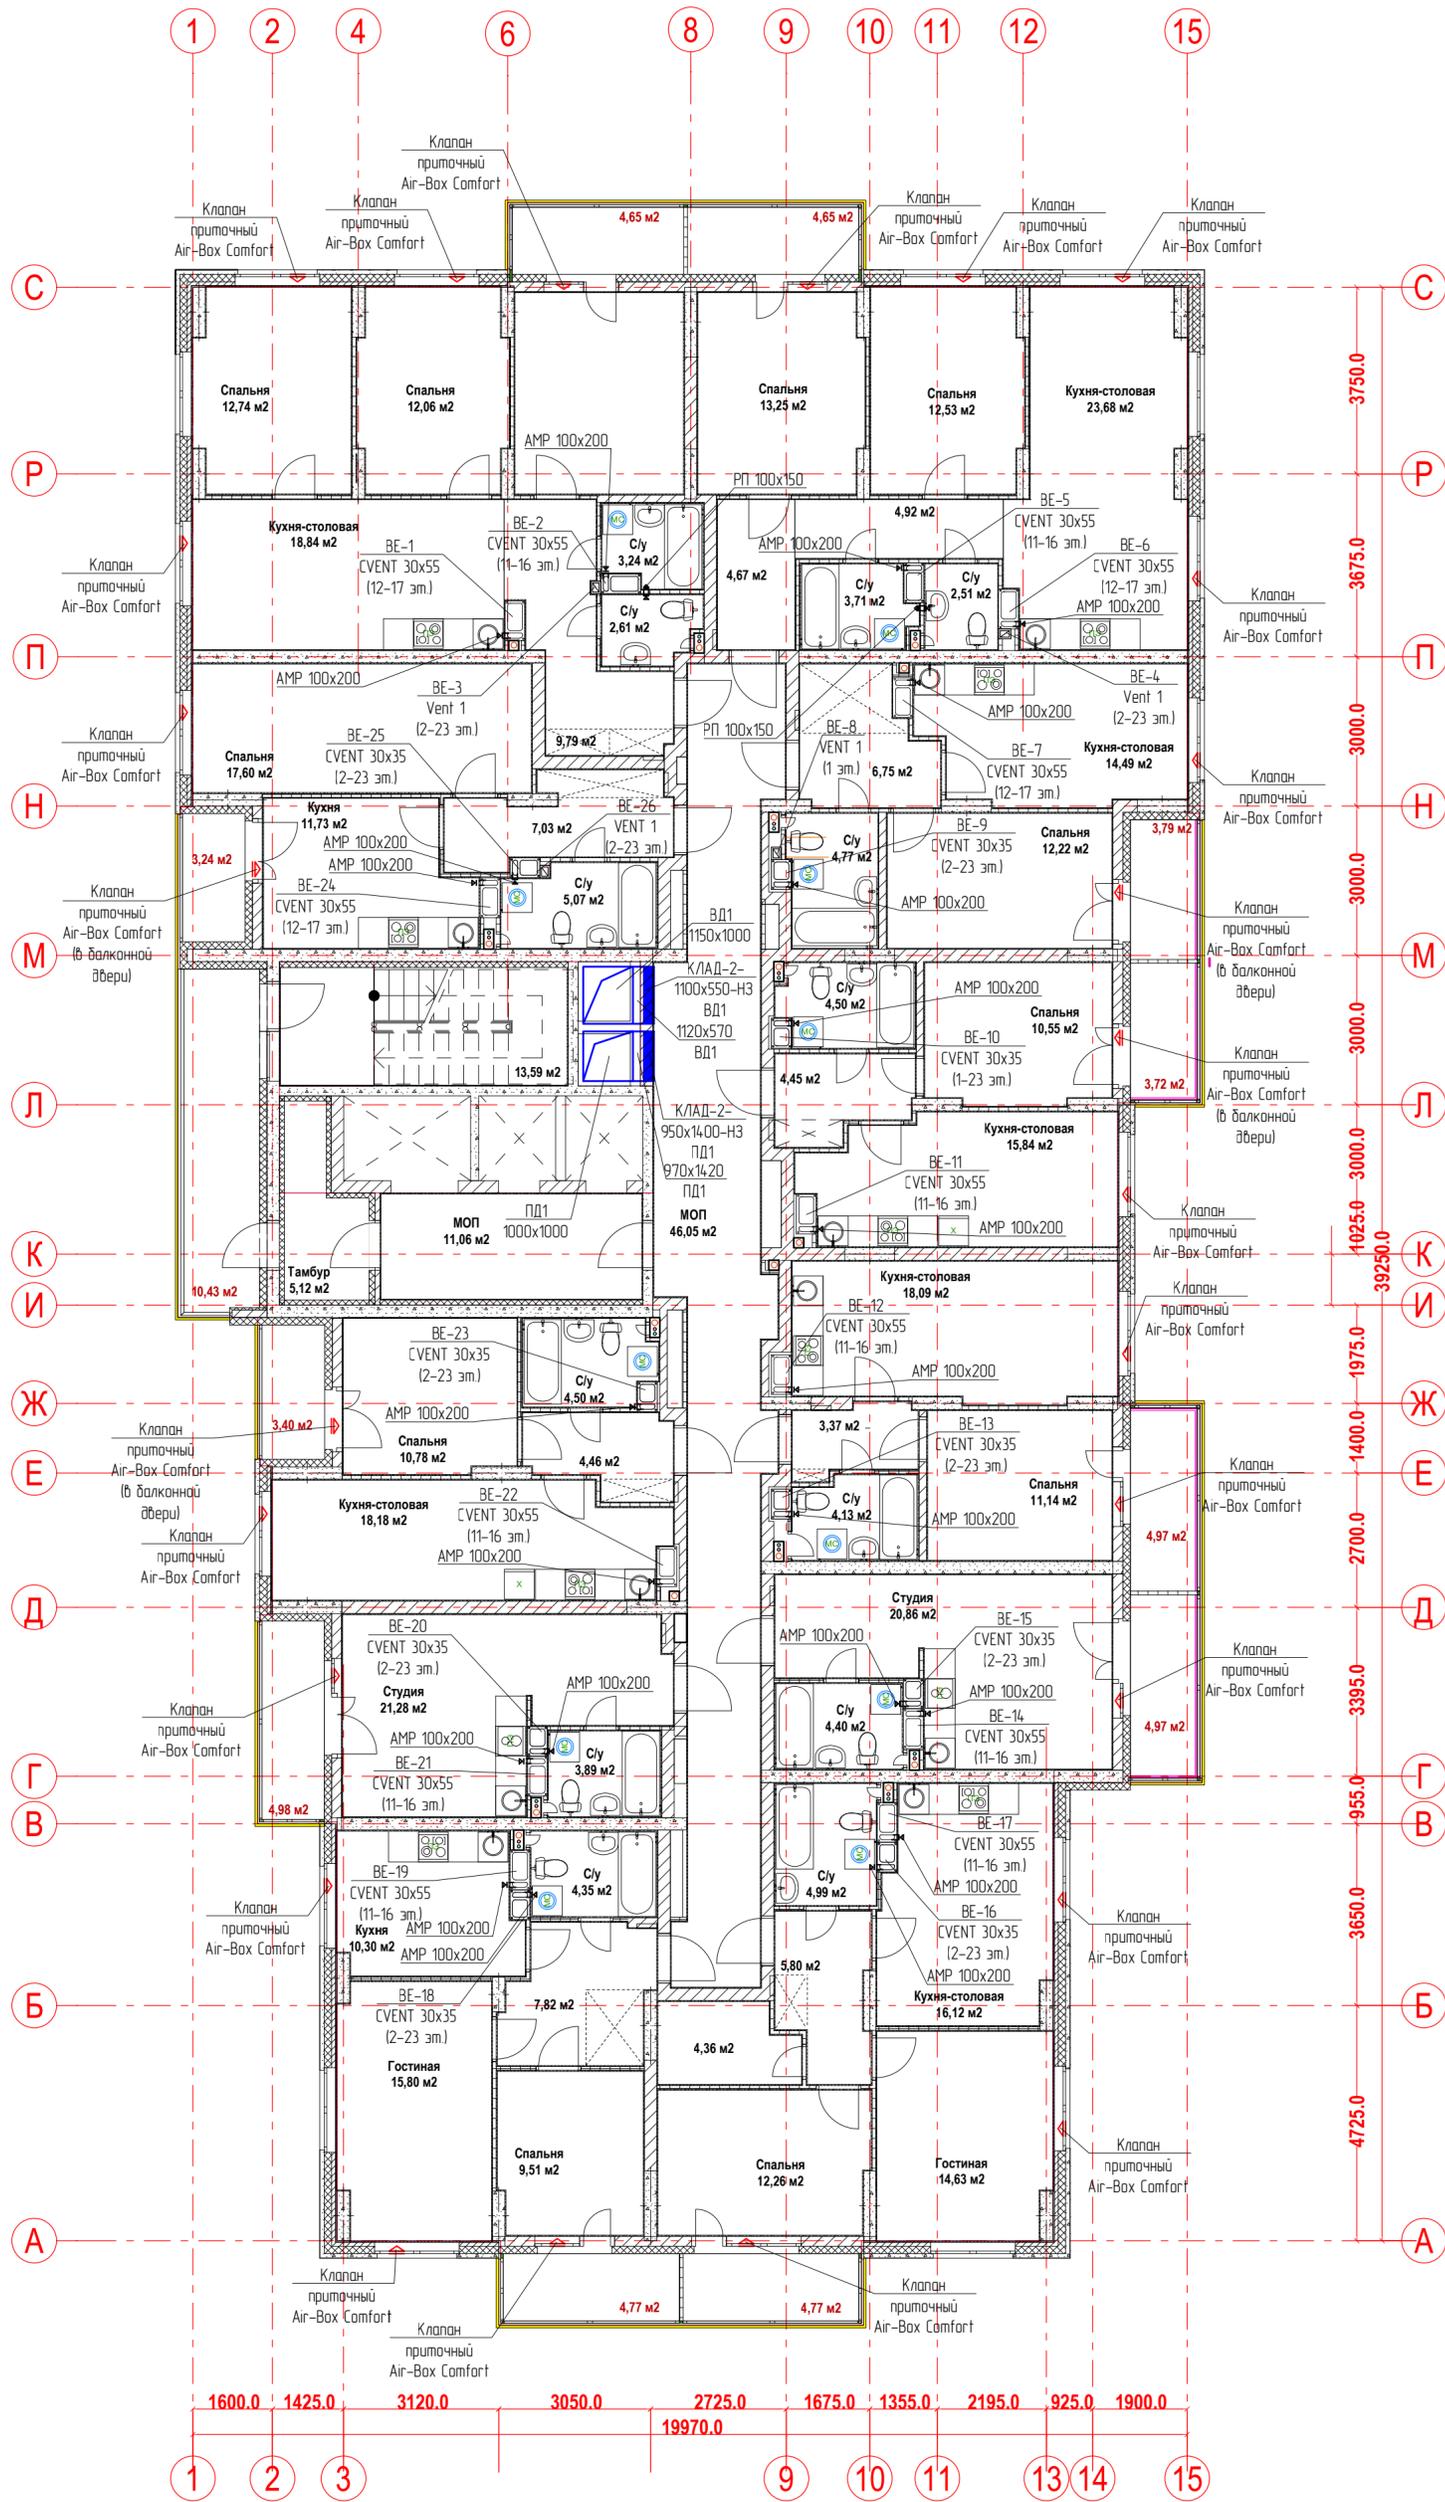


					21-24/08-2020 - ОВ				
					23-этажный многоквартирный жилой дом № 21 (по генплану). Жилищный комплекс "Анудиновский парк" в д. Анудиновка Кстовского района Нижегородской области.				
Изм.	Кол. уч.	Лист	Издок.	Подпись	Дата	Отопление и вентиляция	Стадия	Лист	Листов
Разработал	Ваганов			<i>Ваганов</i>			Р	19	
Проверил	Хасянов			<i>Хасянов</i>					
Н. контр.	Пронихин			<i>Пронихин</i>		План 12-15-ых этажей. Вентиляция	ООО "Еврогаз" г. Н. Новгород		

План 16-го этажа.
Вентиляция

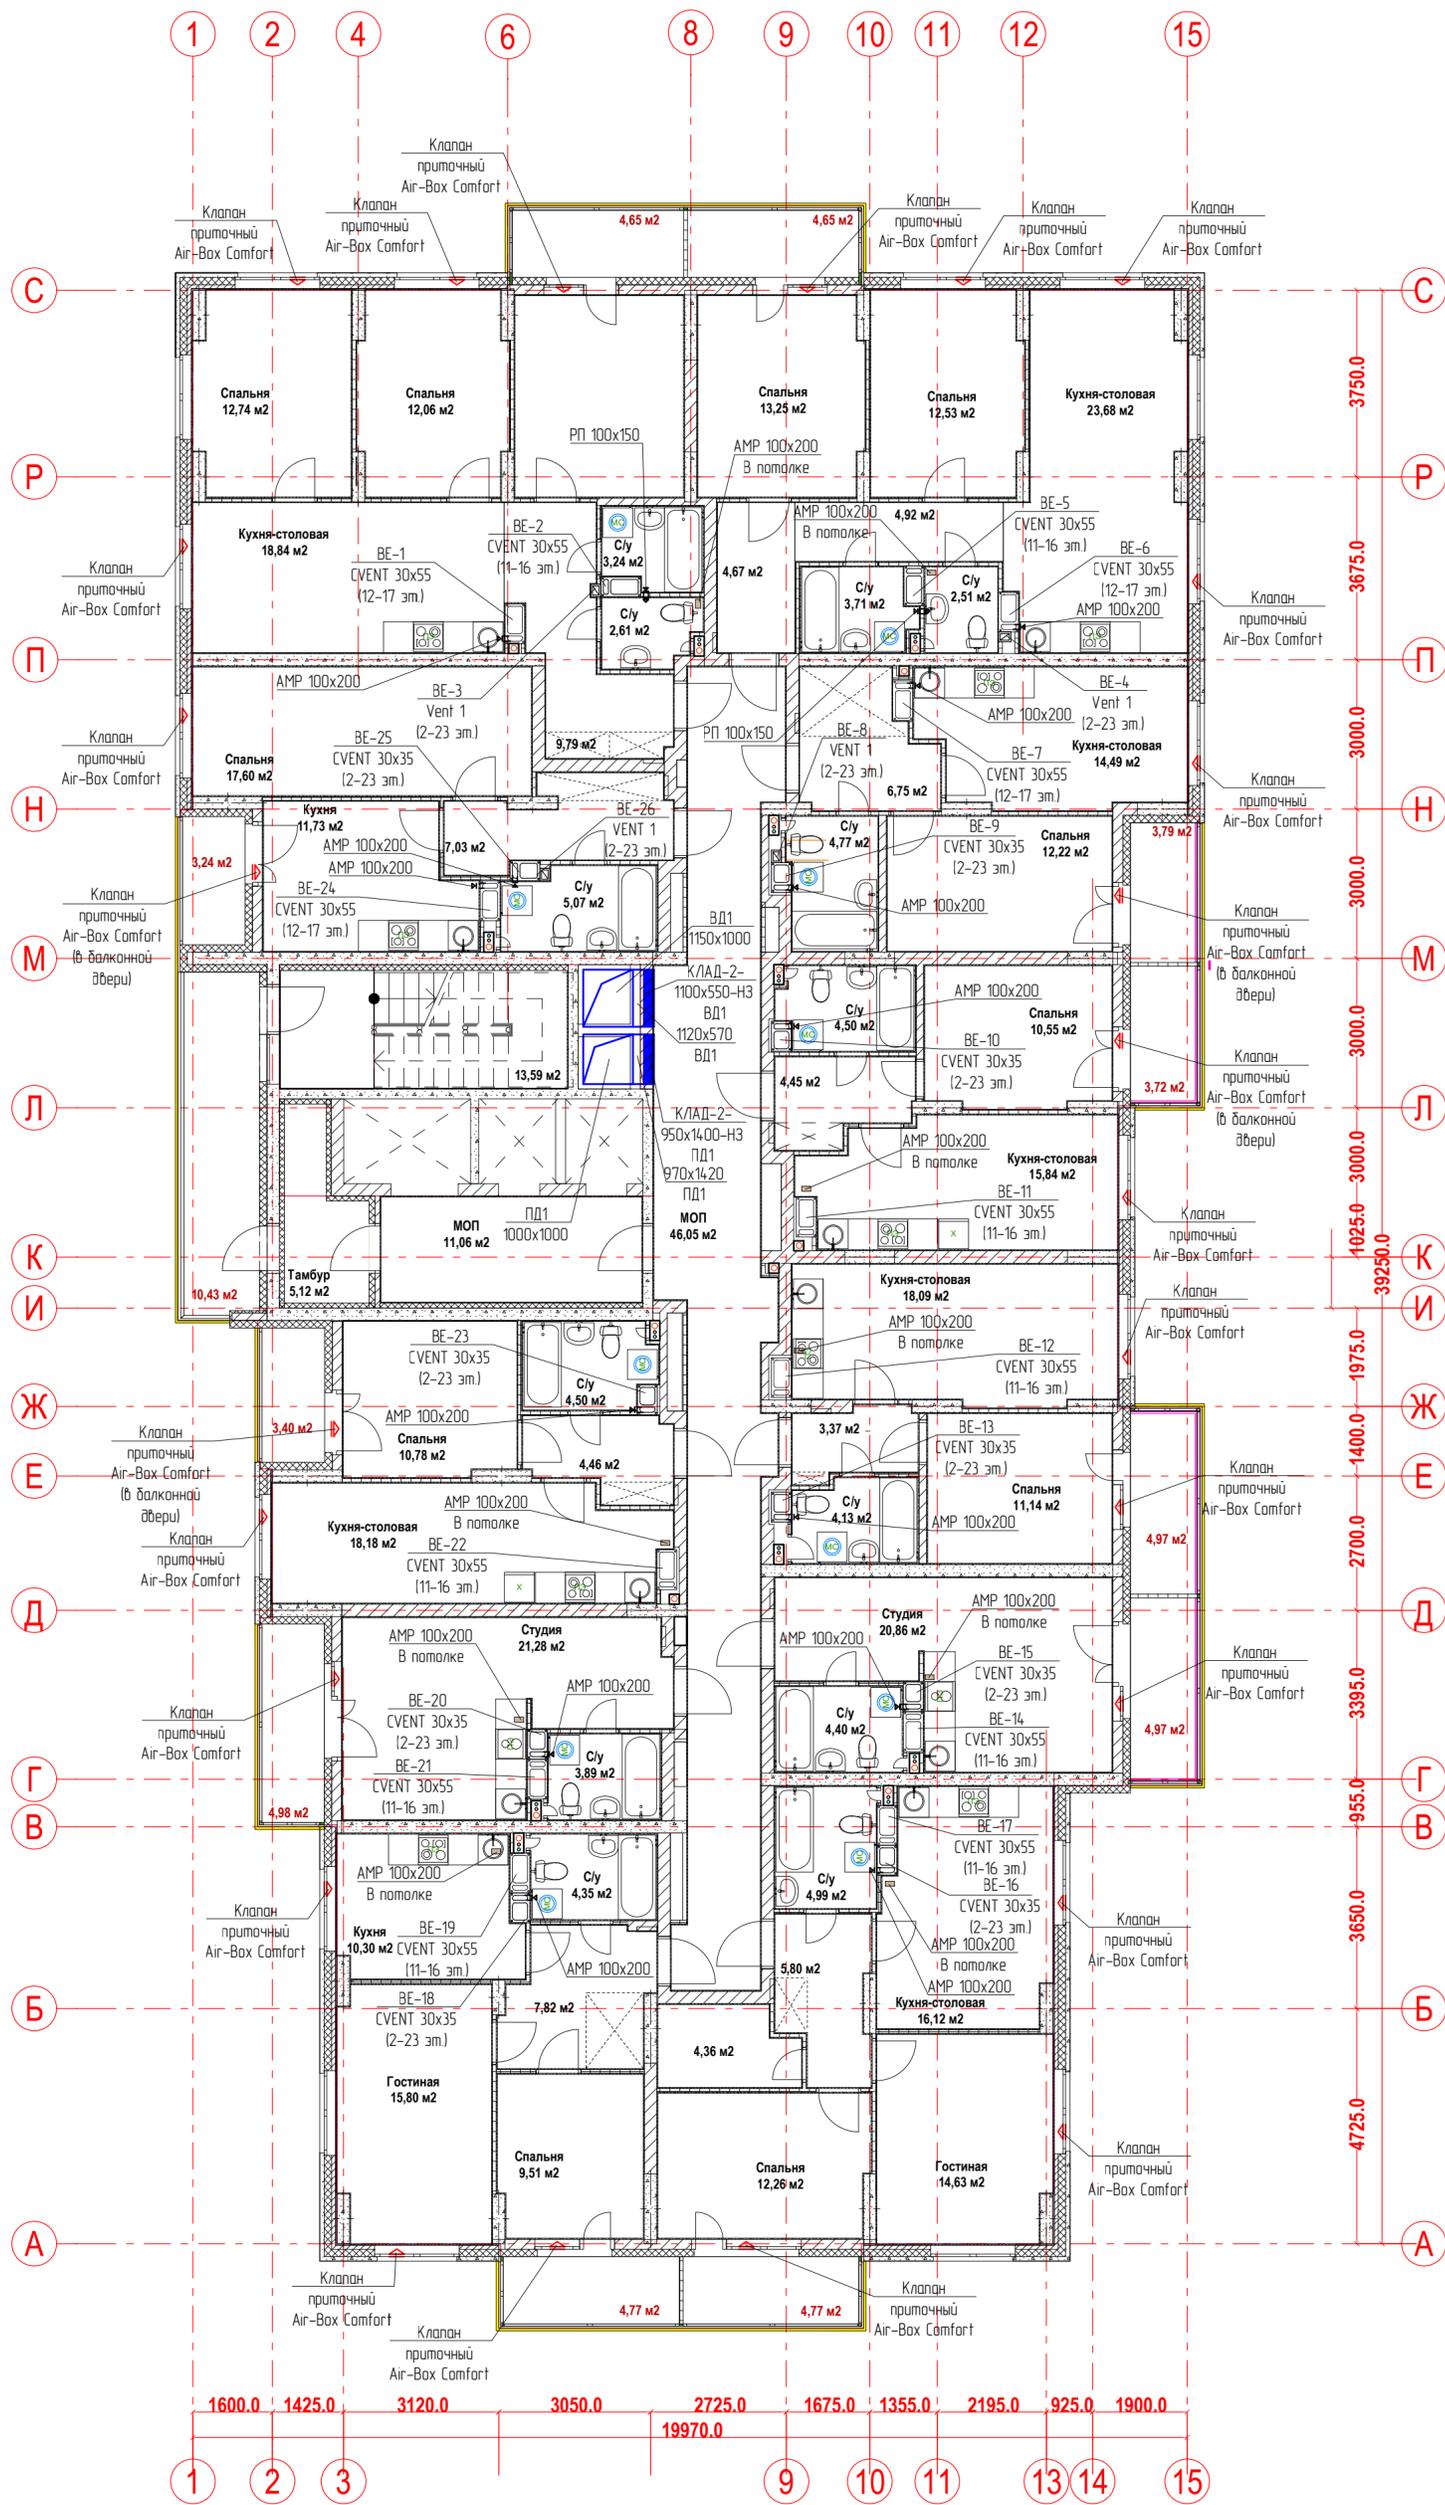

					21-24/08-2020 - ОВ				
					23-этажный многоквартирный жилой дом № 21 (по генплану). Жилищный комплекс "Анудиновский парк" в д. Анудиновка Кстовского района Нижегородской области.				
Изм.	Кол. уч.	Лист	Издок.	Подпись	Дата	Отопление и вентиляция	Стадия	Лист	Листов
Разработал	Ваганов			<i>Ваганов</i>			Р	20	
Проверил	Хасянов			<i>Хасянов</i>					
Н. контр.	Пронихин			<i>Пронихин</i>		План 16-го этажа. Вентиляция	ООО "Еврогаз" г. Н. Новгород		


План 17-го этажа.
Вентиляция

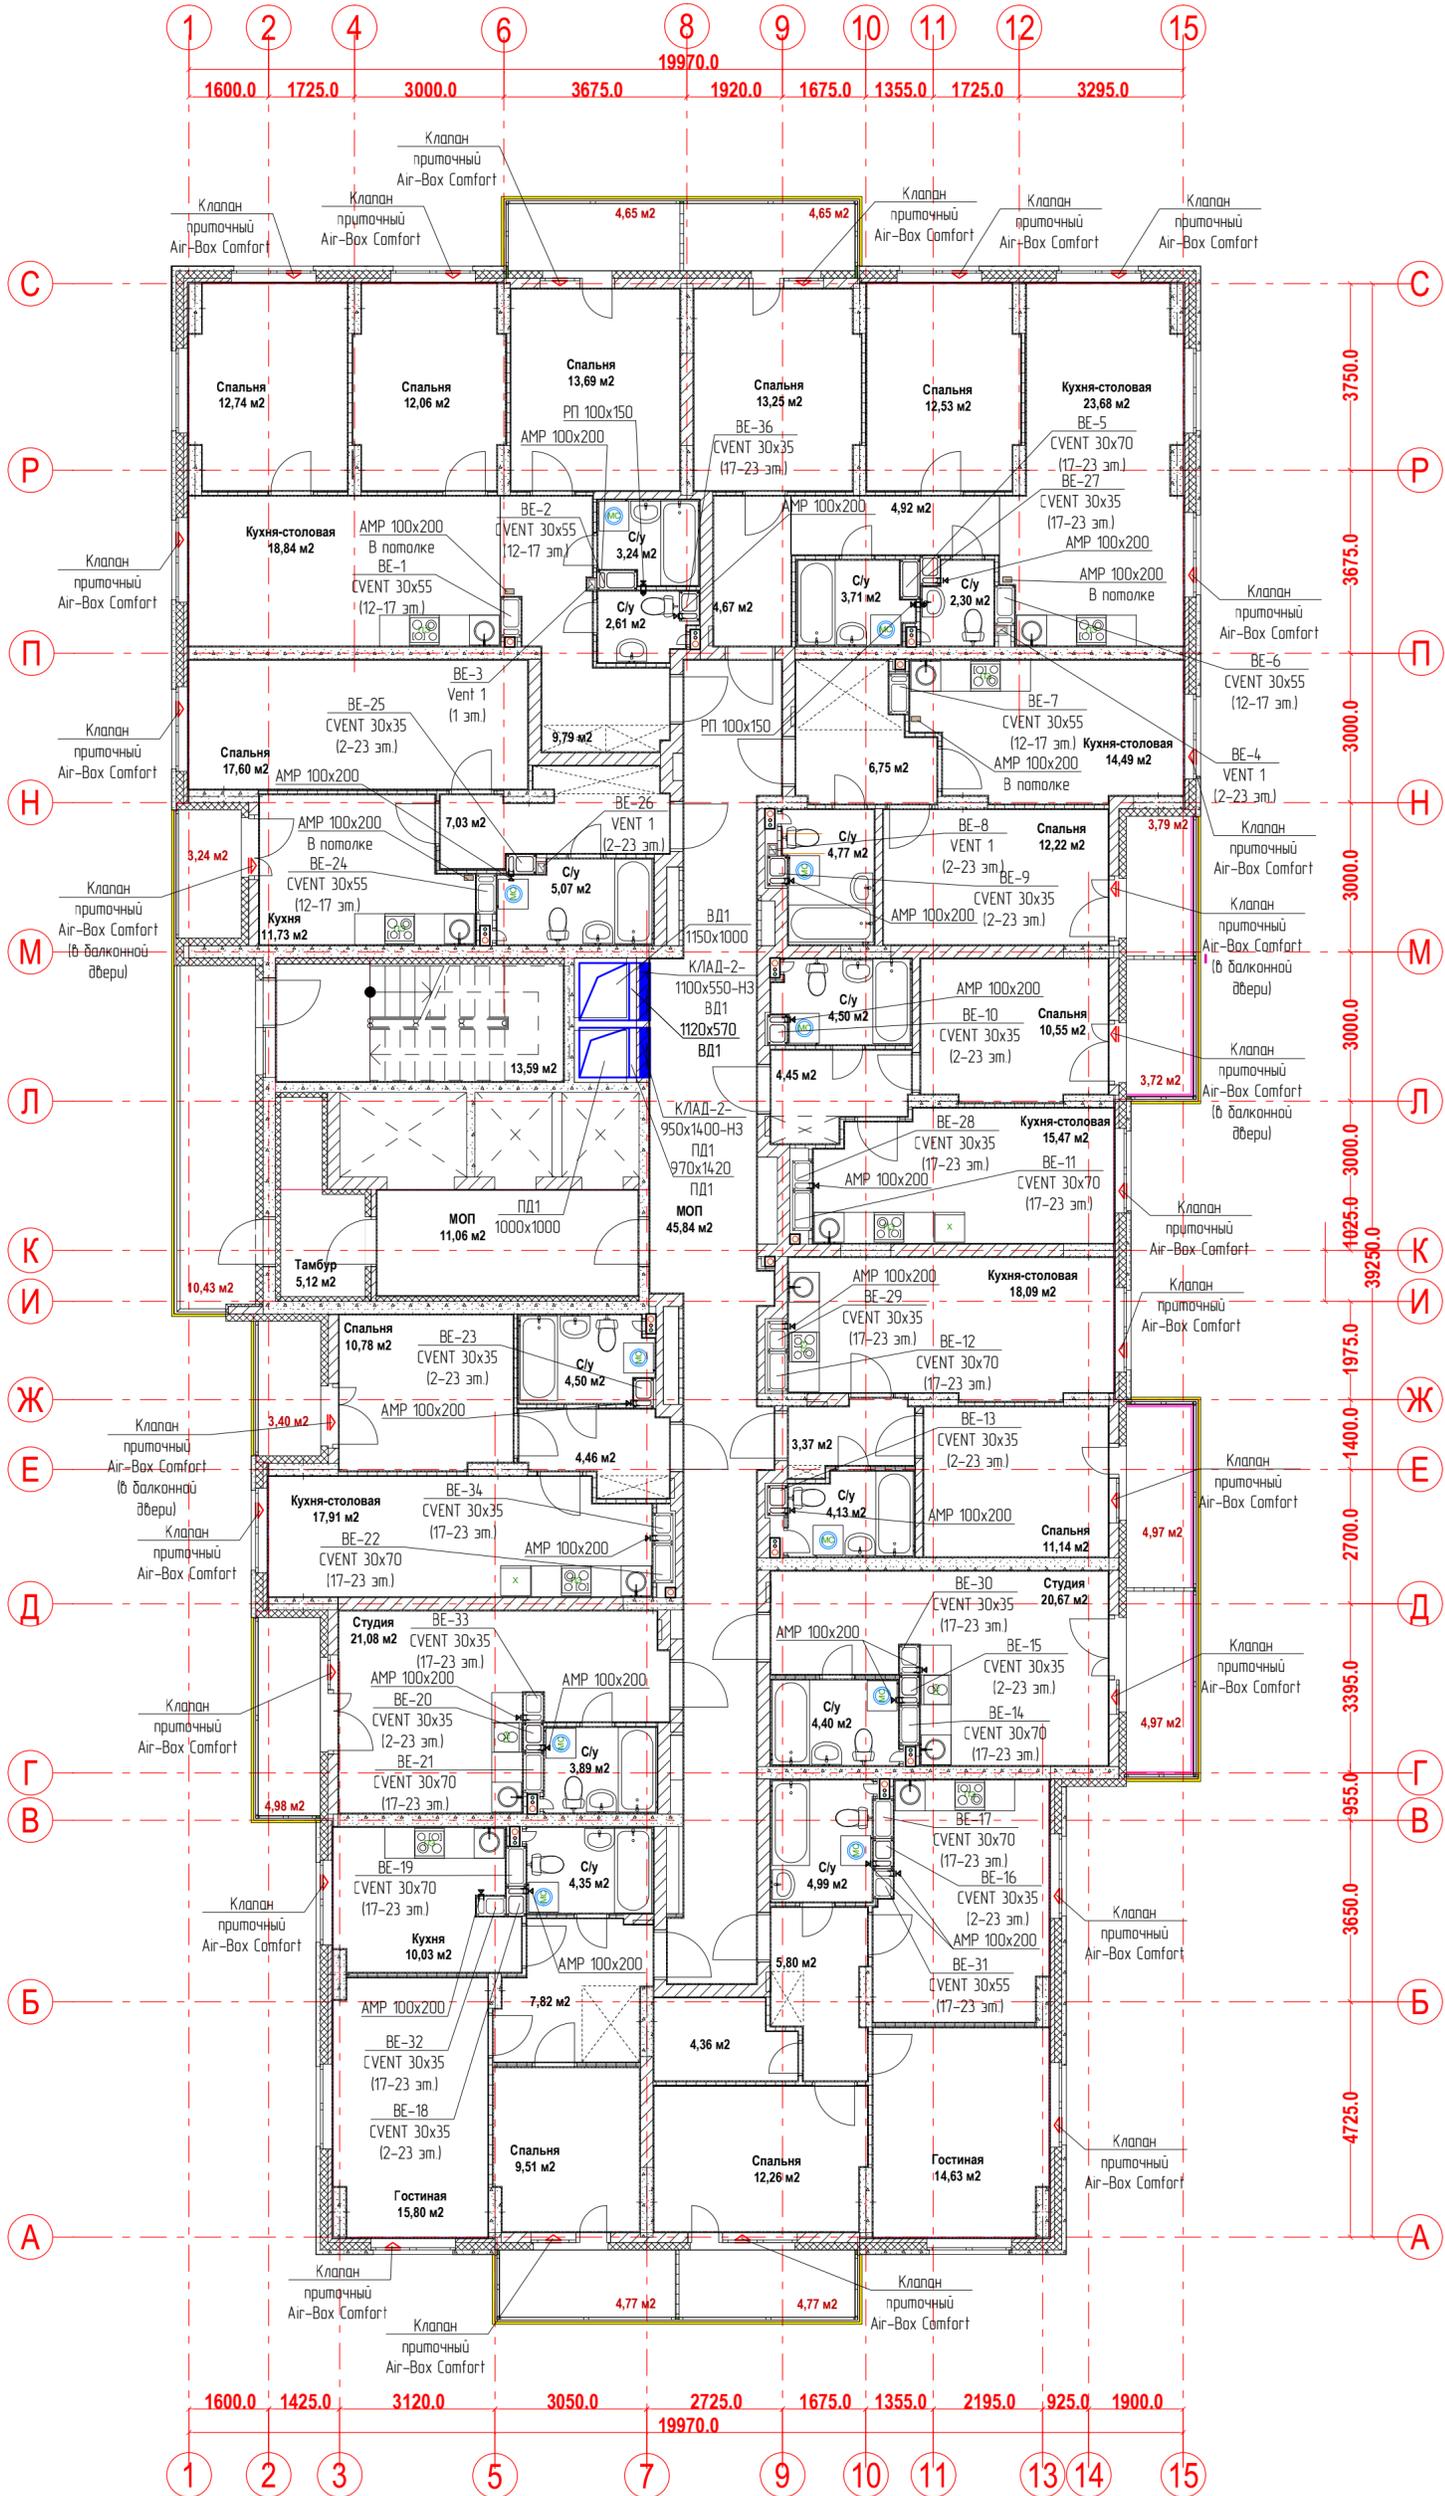

Имя, № подл. Подпись и дата
Взам. инв. №

					21-24/08-2020 - ОВ				
					23-этажный многоквартирный жилой дом № 21 (по генплану). Жилищный комплекс "Анкудиновский парк" в д. Анкудиновка Кстовского района Нижегородской области.				
Изм.	Кол. уч.	Лист	№ док.	Подпись	Дата	Отопление и вентиляция	Стадия	Лист	Листов
Разработал	Ваганов			<i>Ваганов</i>			Р	21	
Проверил	Хасянов			<i>Хасянов</i>		План 17-го этажа. Вентиляция	ООО "Еврогаз" г. Н. Новгород		
Н. контр.	Пронихин			<i>Пронихин</i>			Формат А2		


План 18-22-ых этажей.
Вентиляция

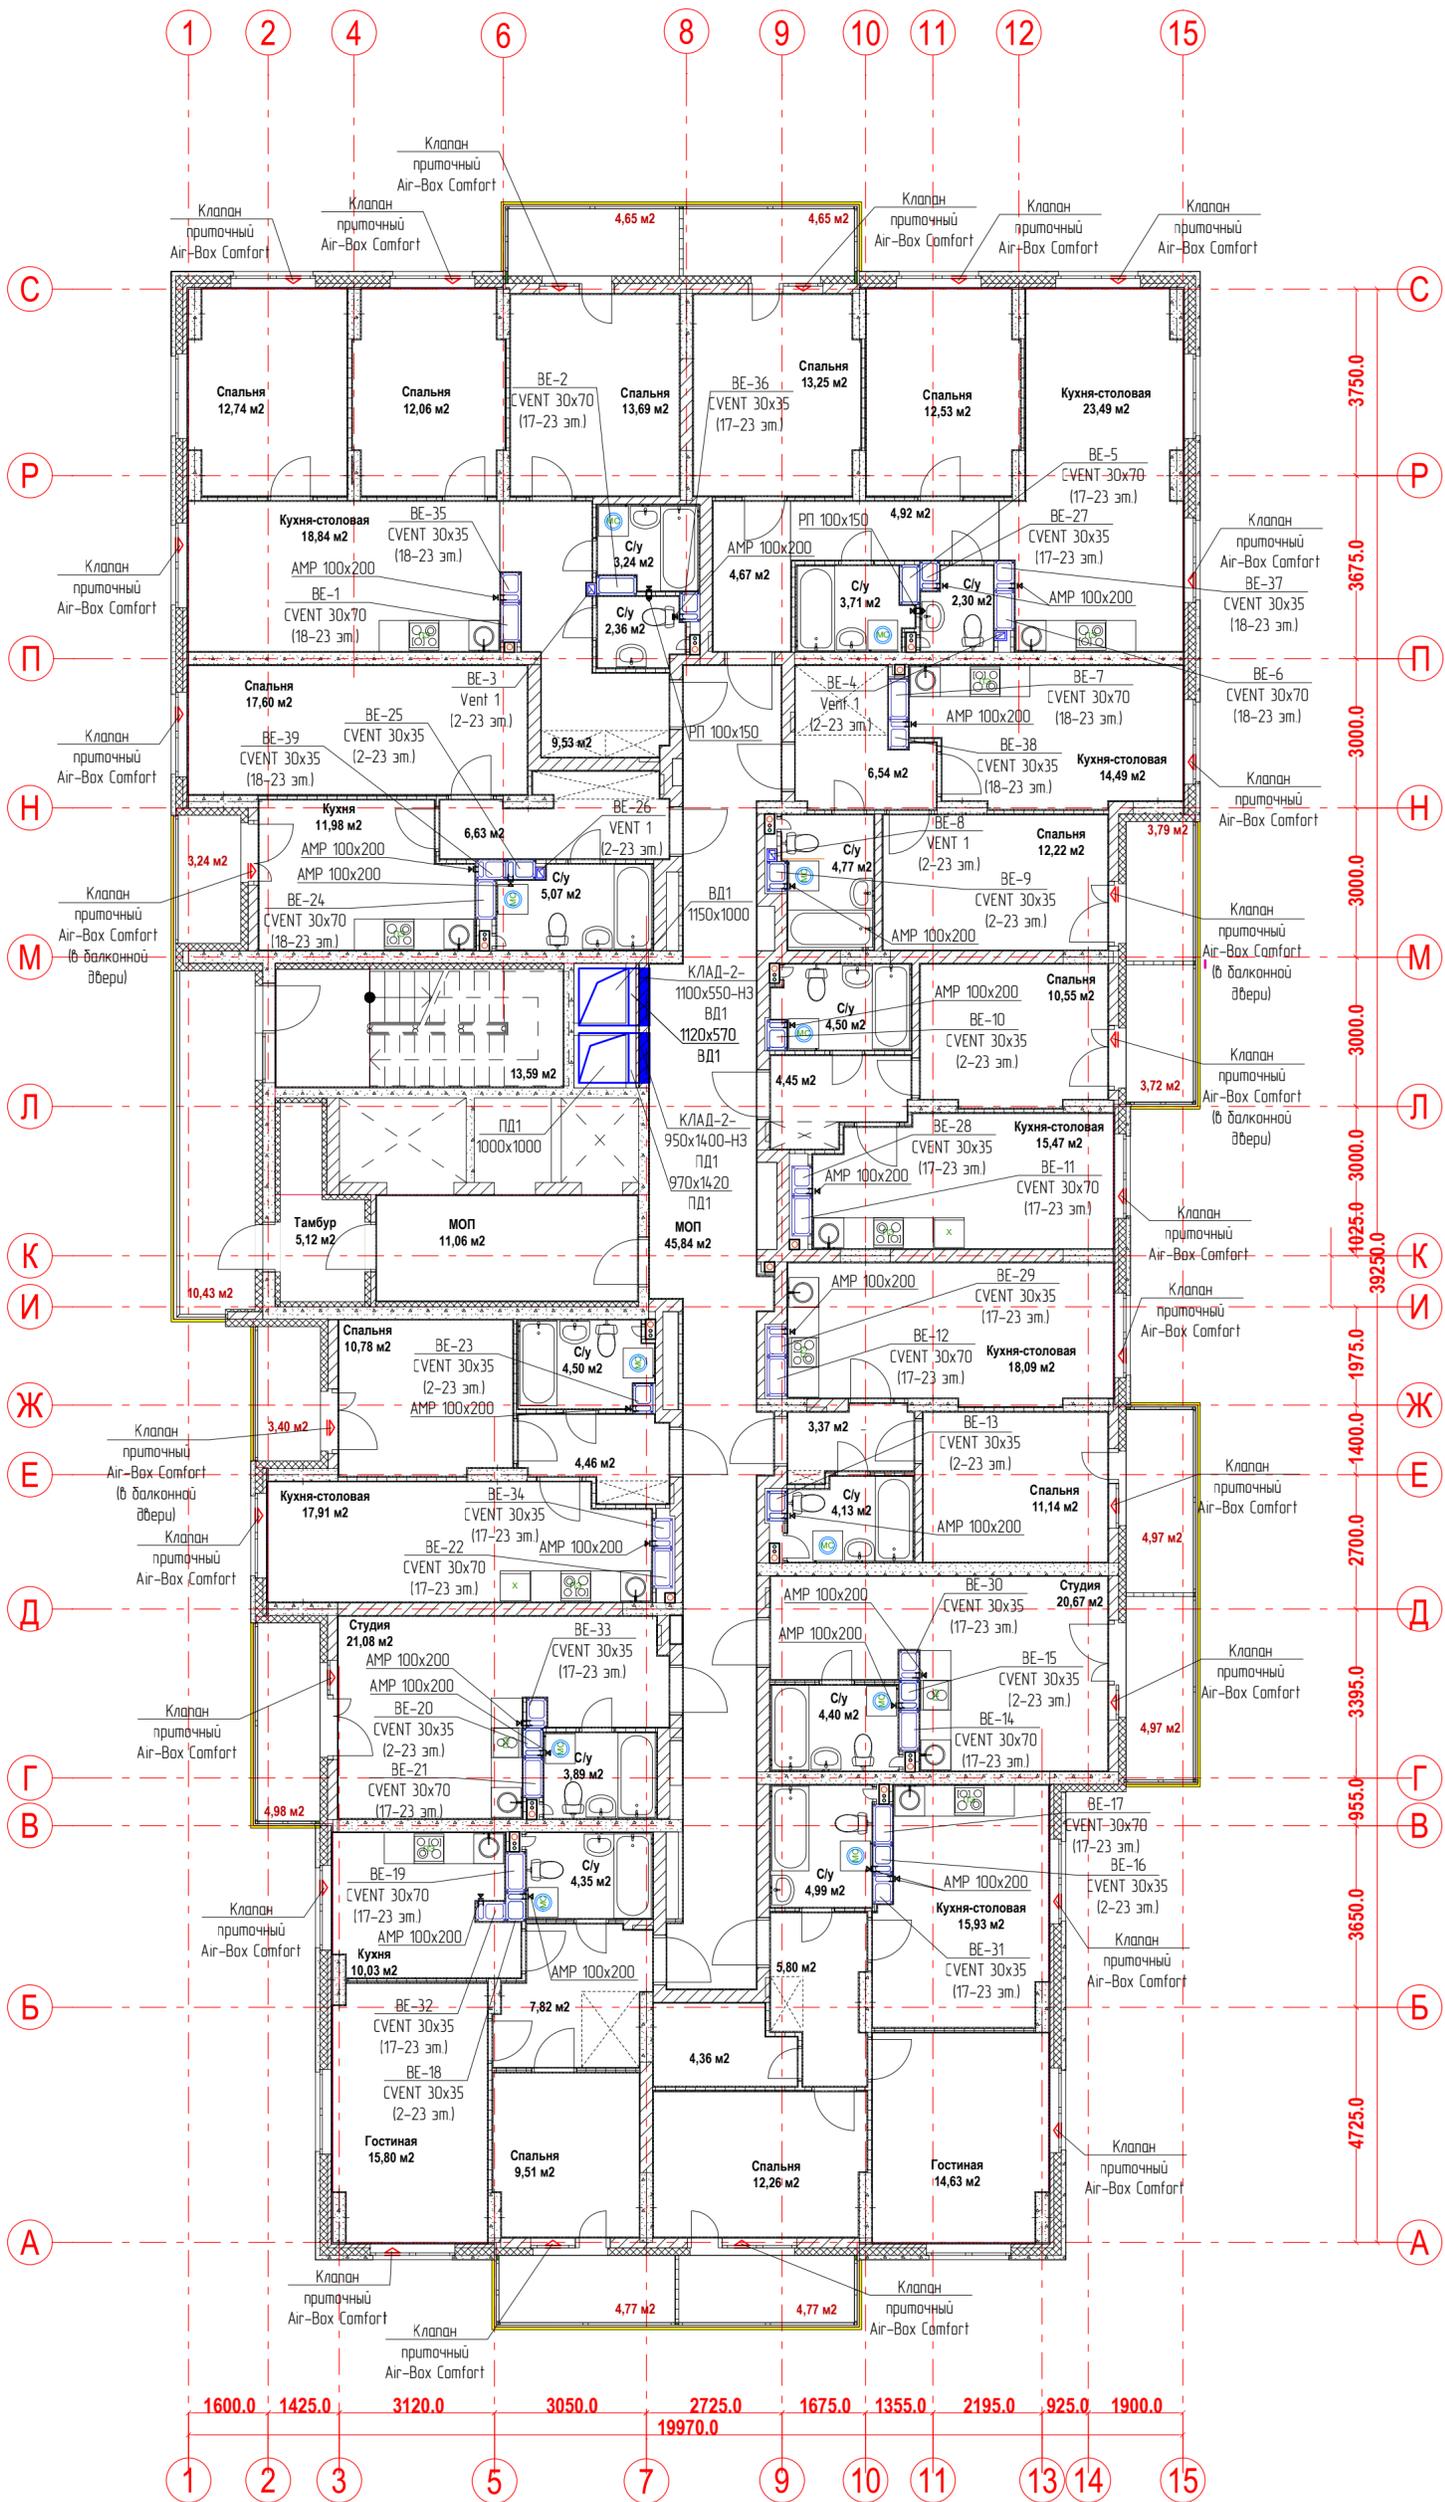

Имя, № подл. Подпись и дата
Взам. инв. №

					21-24/08-2020 - ОВ				
					23-этажный многоквартирный жилой дом № 21(по генплану). Жилищный комплекс "Анудинский парк" в д. Анудиновка Кстовского района Нижегородской области.				
Изм.	Кол. уч.	Лист	№ док.	Подпись	Дата	Отопление и вентиляция	Стадия	Лист	Листов
Разработал	Ваганов			<i>Ваганов</i>			Р	22	
Проверил	Хасянов			<i>Хасянов</i>					
Н. контр.	Пронихин			<i>Пронихин</i>		План 18-22-ых этажей. Вентиляция	ООО "Еврогаз" г. Н. Новгород		


План 23-го этажа.
Вентиляция

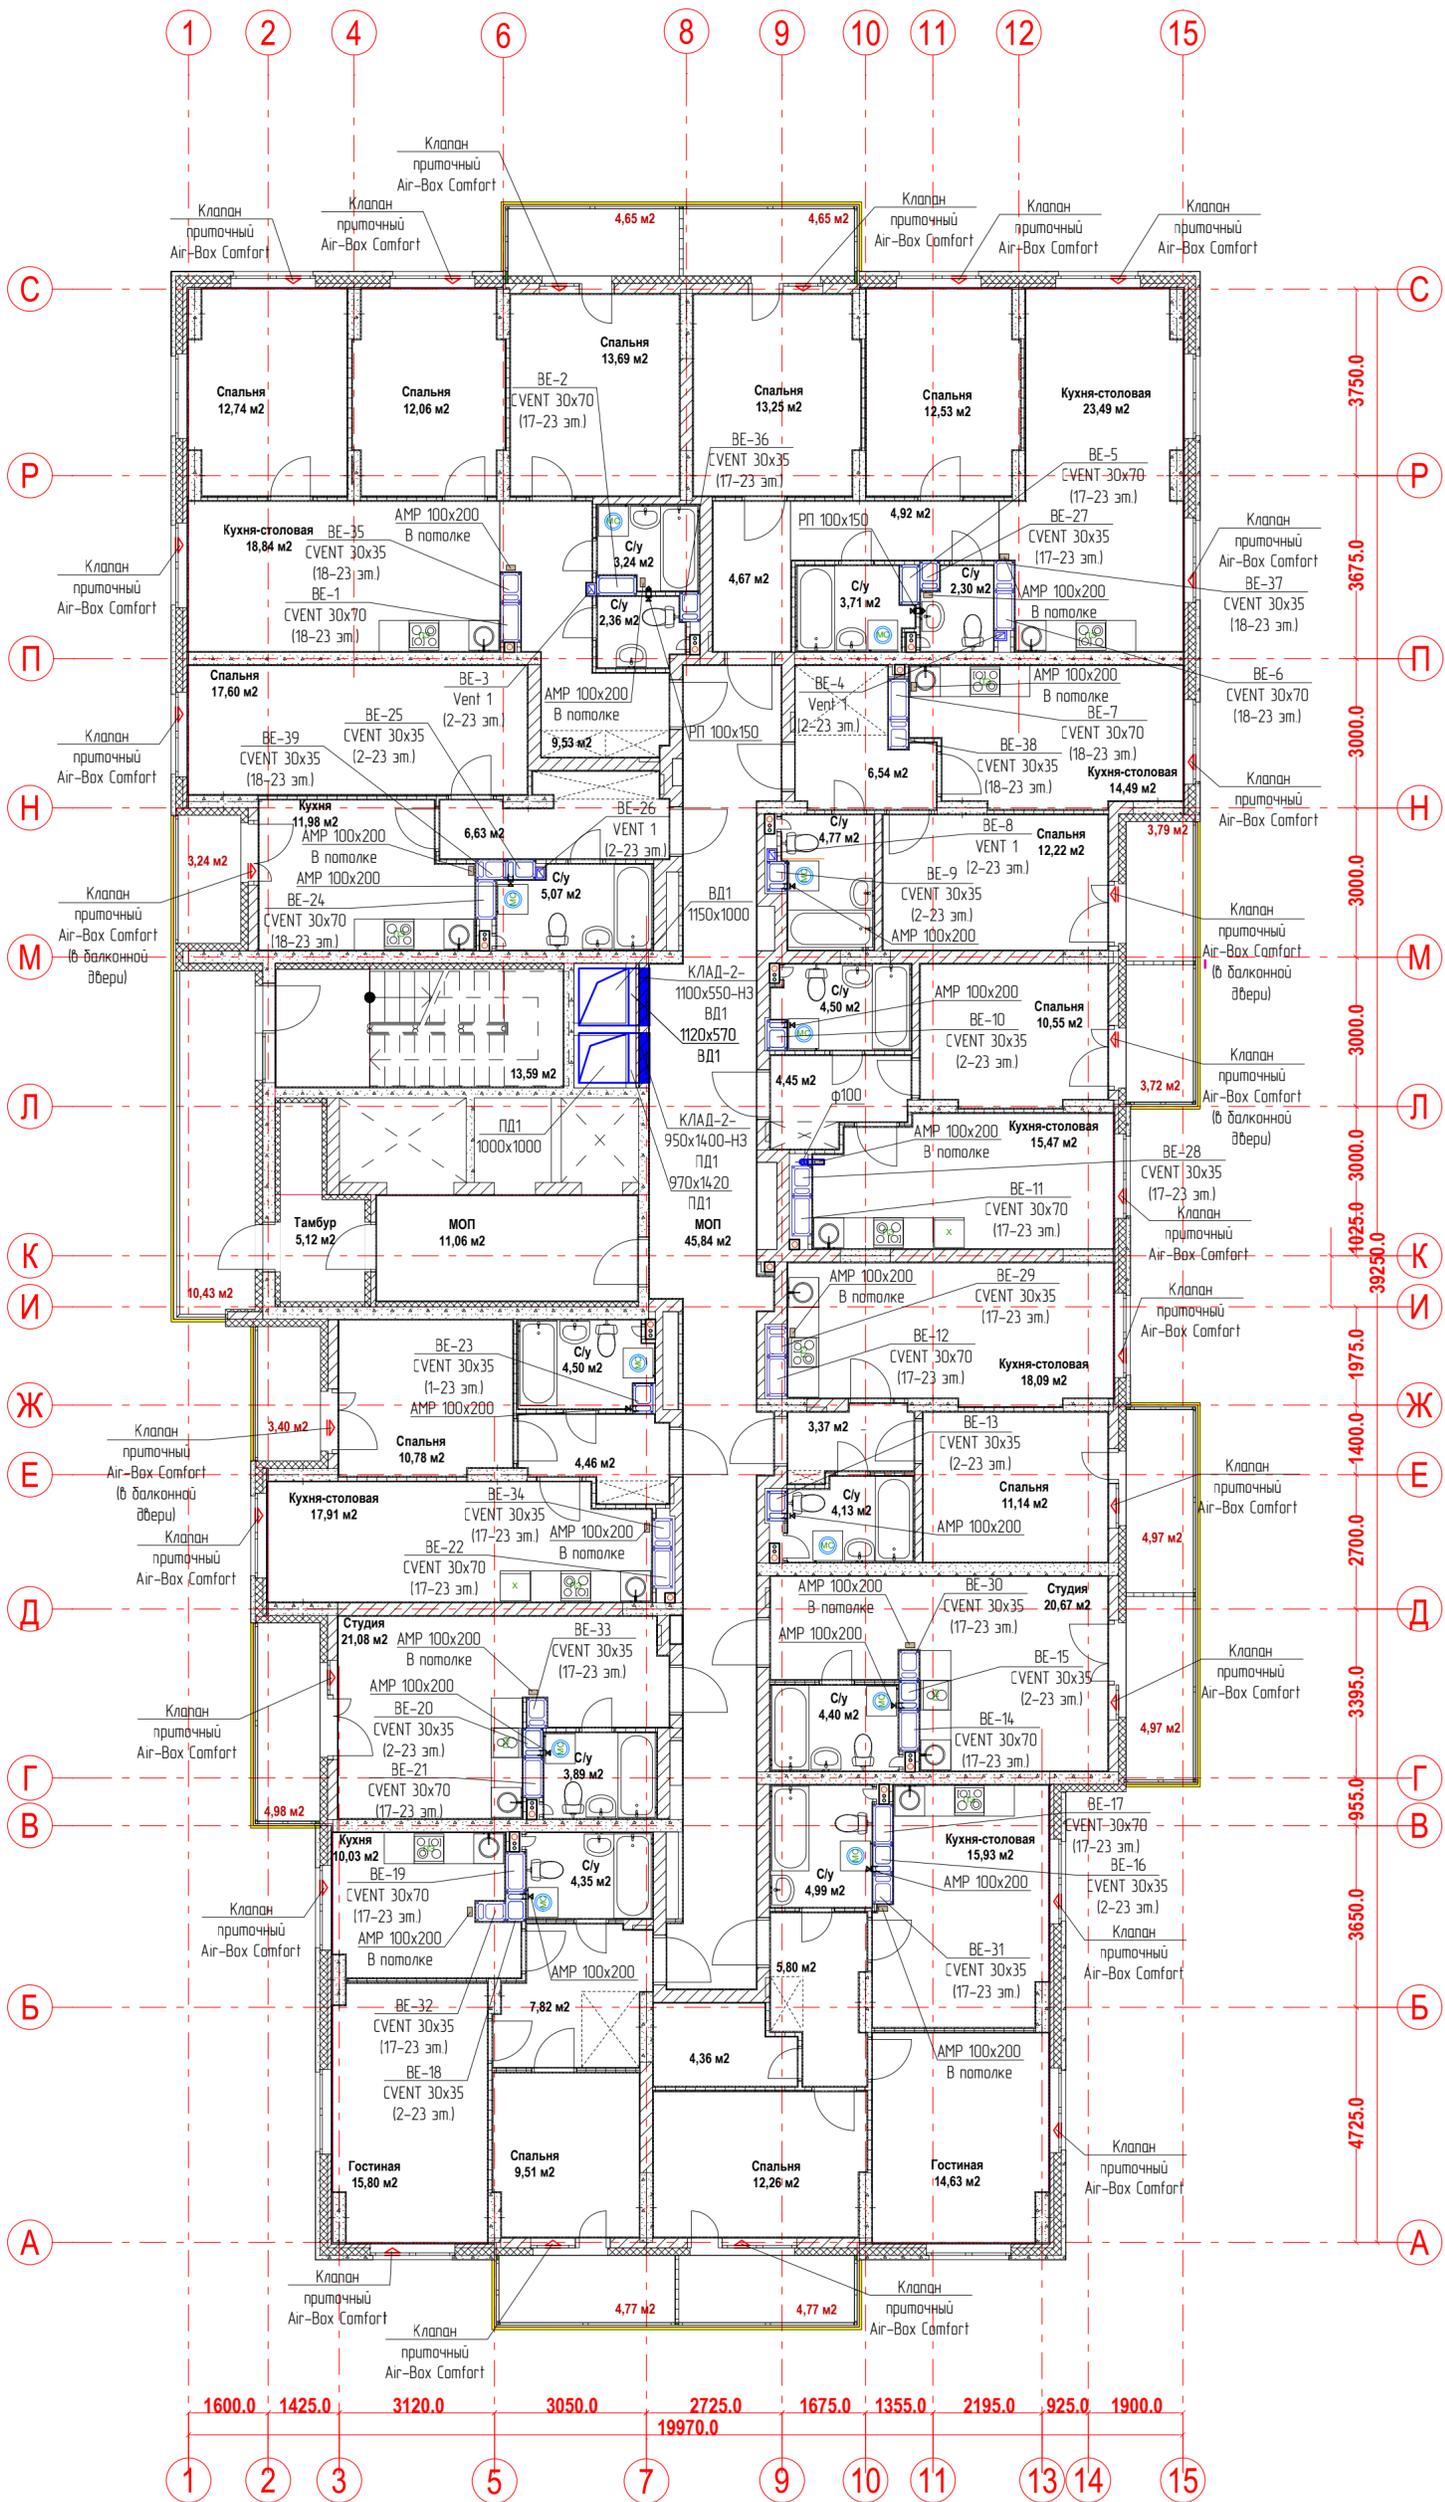

Изм. № подл. Подпись и дата
Взам. инв. №

					21-24/08-2020 - ОВ		
					23-этажный многоквартирный жилой дом № 21 (по генплану). Жилищный комплекс "Анжуиновский парк" в д. Анжуиновка Кстовского района Нижегородской области.		
Изм.	Кол. уч.	Лист	№ док.	Подпись	Дата		
Разработал	Ваганов			<i>Ваганов</i>		Отопление и вентиляция	Стадия
Проверил	Хасянов			<i>Хасянов</i>			Лист
Н. контр.	Пронихин			<i>Пронихин</i>		План 23-го этажа. Вентиляция	Листов
							Р
							23
							ООО "Еврогаз" г. Н. Новгород

План 23-го этажа.
Вентиляция

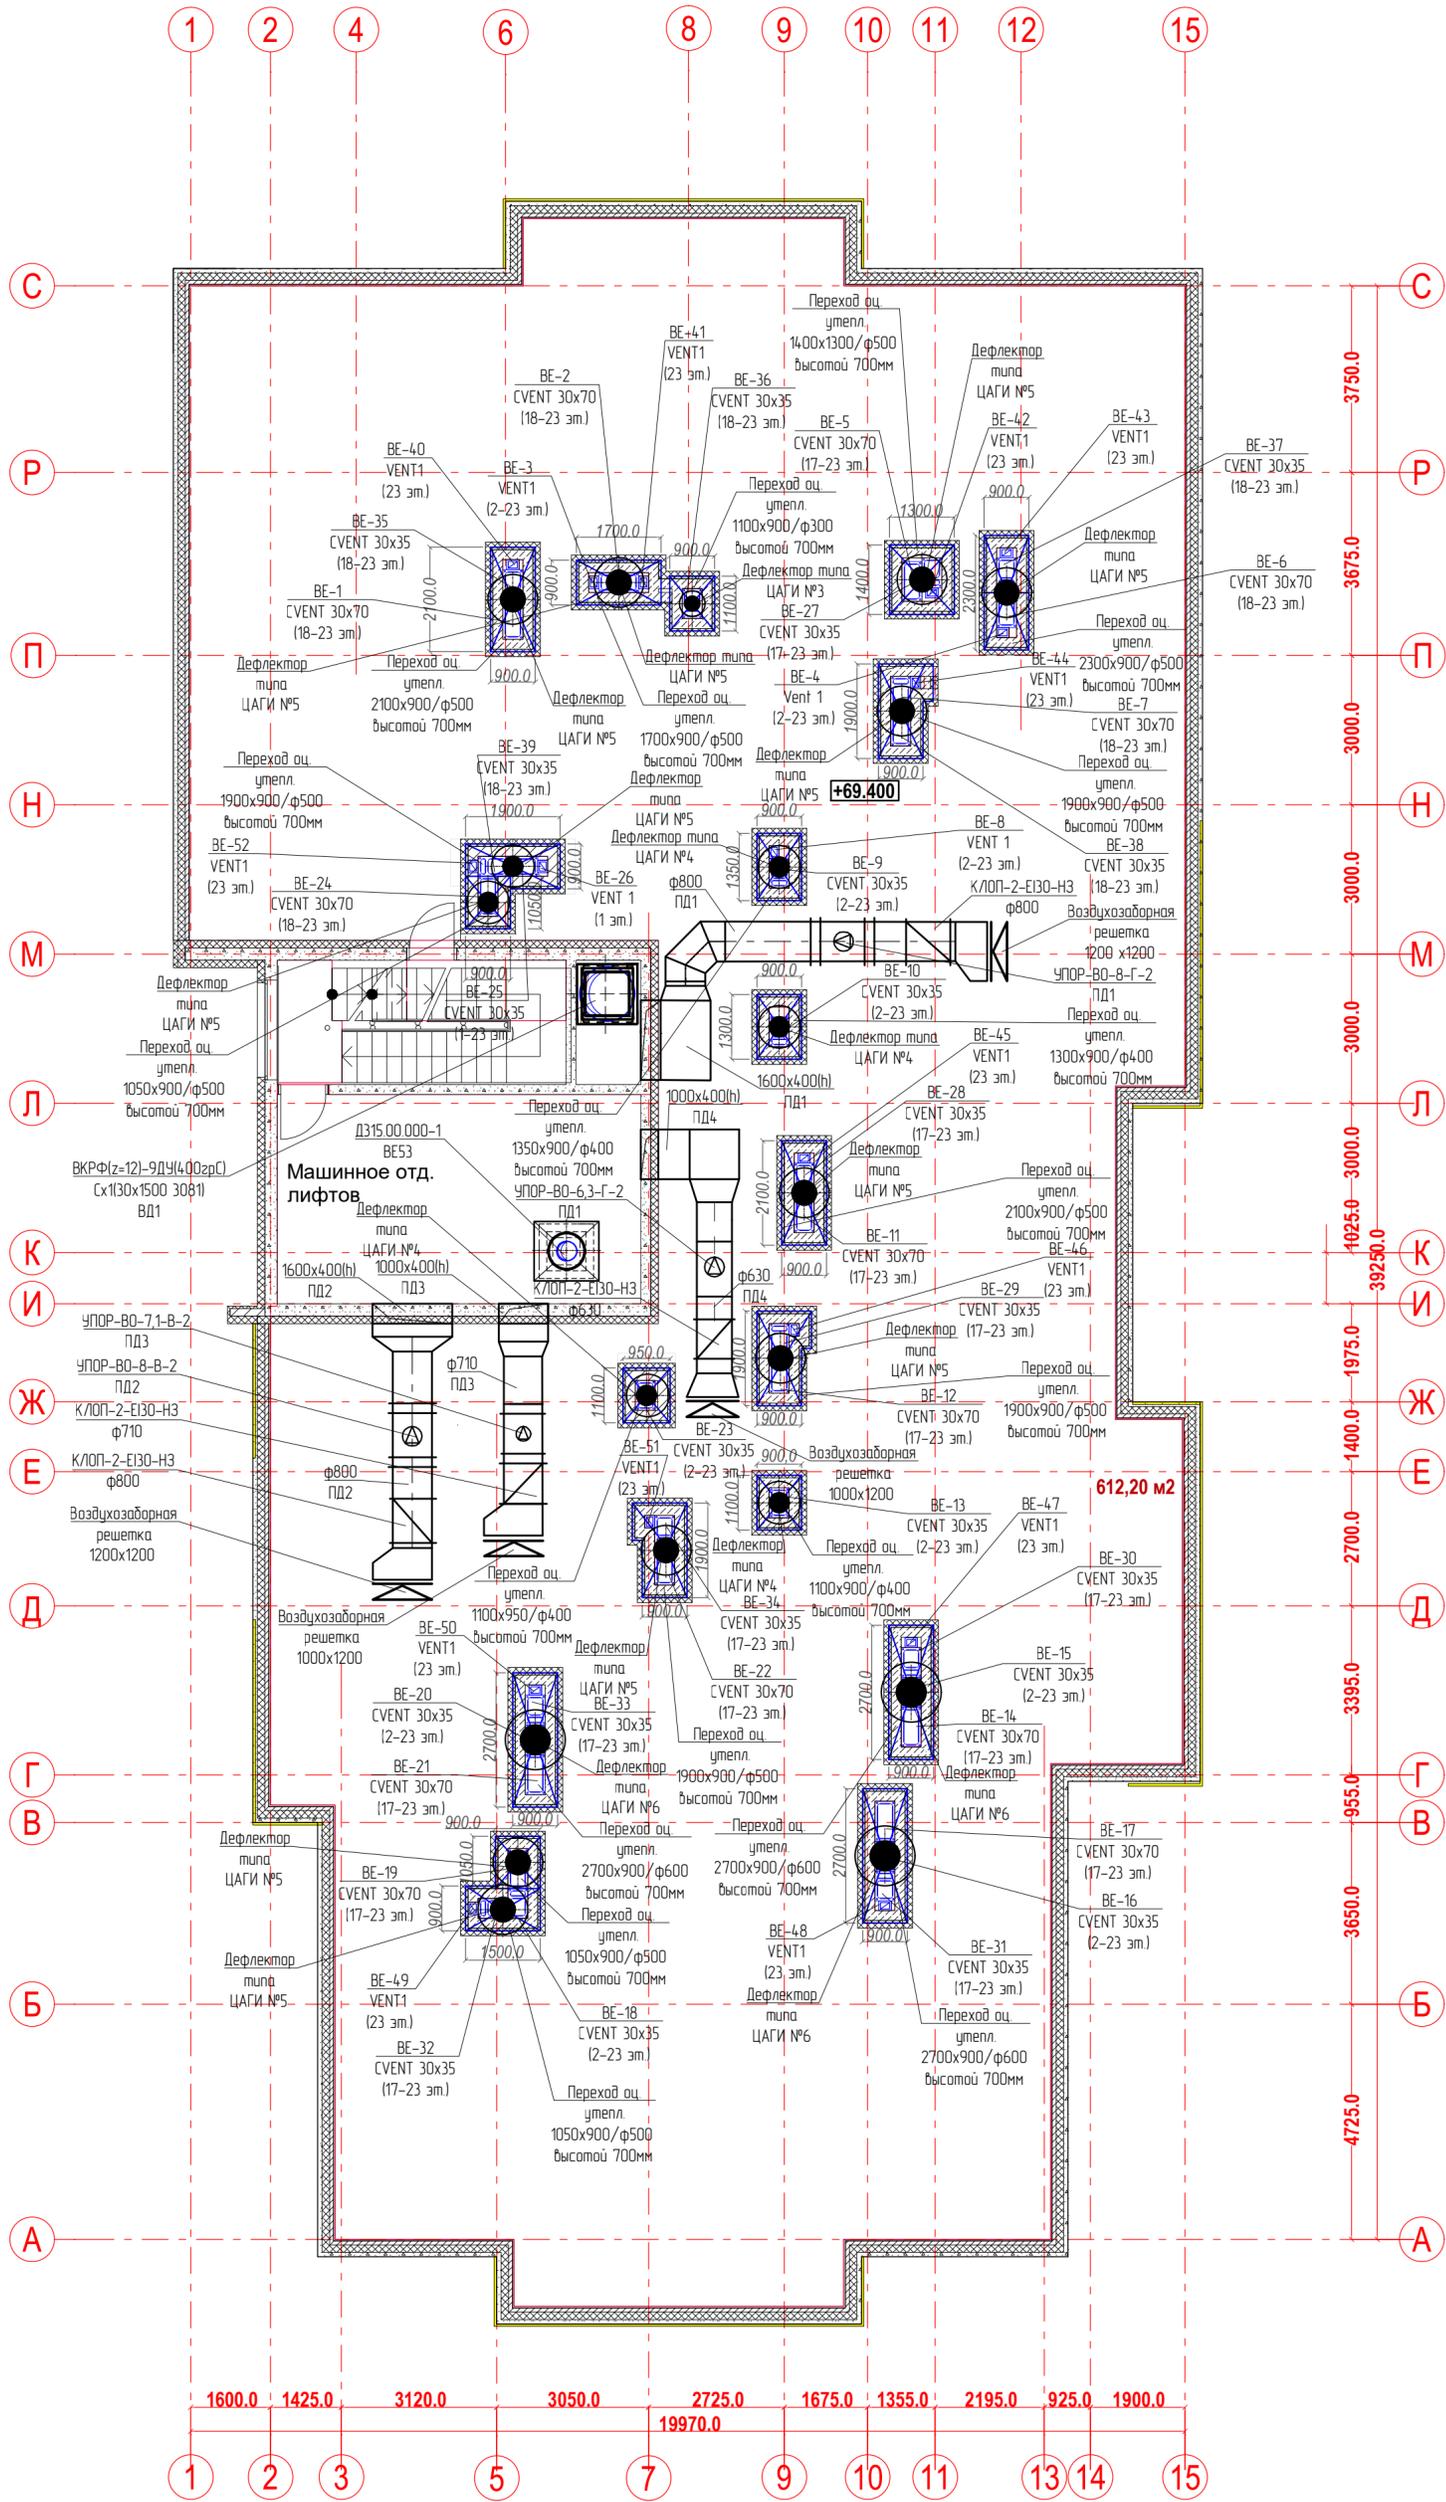

612,20 м²

Имя, № подл. Подпись и дата

Взам. инв. №

21-24/08-2020 - ОВ				
23-этажный многоквартирный жилой дом № 21 (по генплану). Жилищный комплекс "Анудиновский парк" в д. Анудиновка Кстовского района Нижегородской области.				
Изм.	Кол. уч.	Лист	Издок.	Подпись
Разработал	Ваганов	13		Ваганов
Проверил	Хасянов	14		Хасянов
Н. контр.	Пронихин	15		Пронихин
Отопление и вентиляция			Стадия	Лист
План кровли. Вентиляция			Р	24
ООО "Еврогаз" г. Н. Новгород				