


Отопление

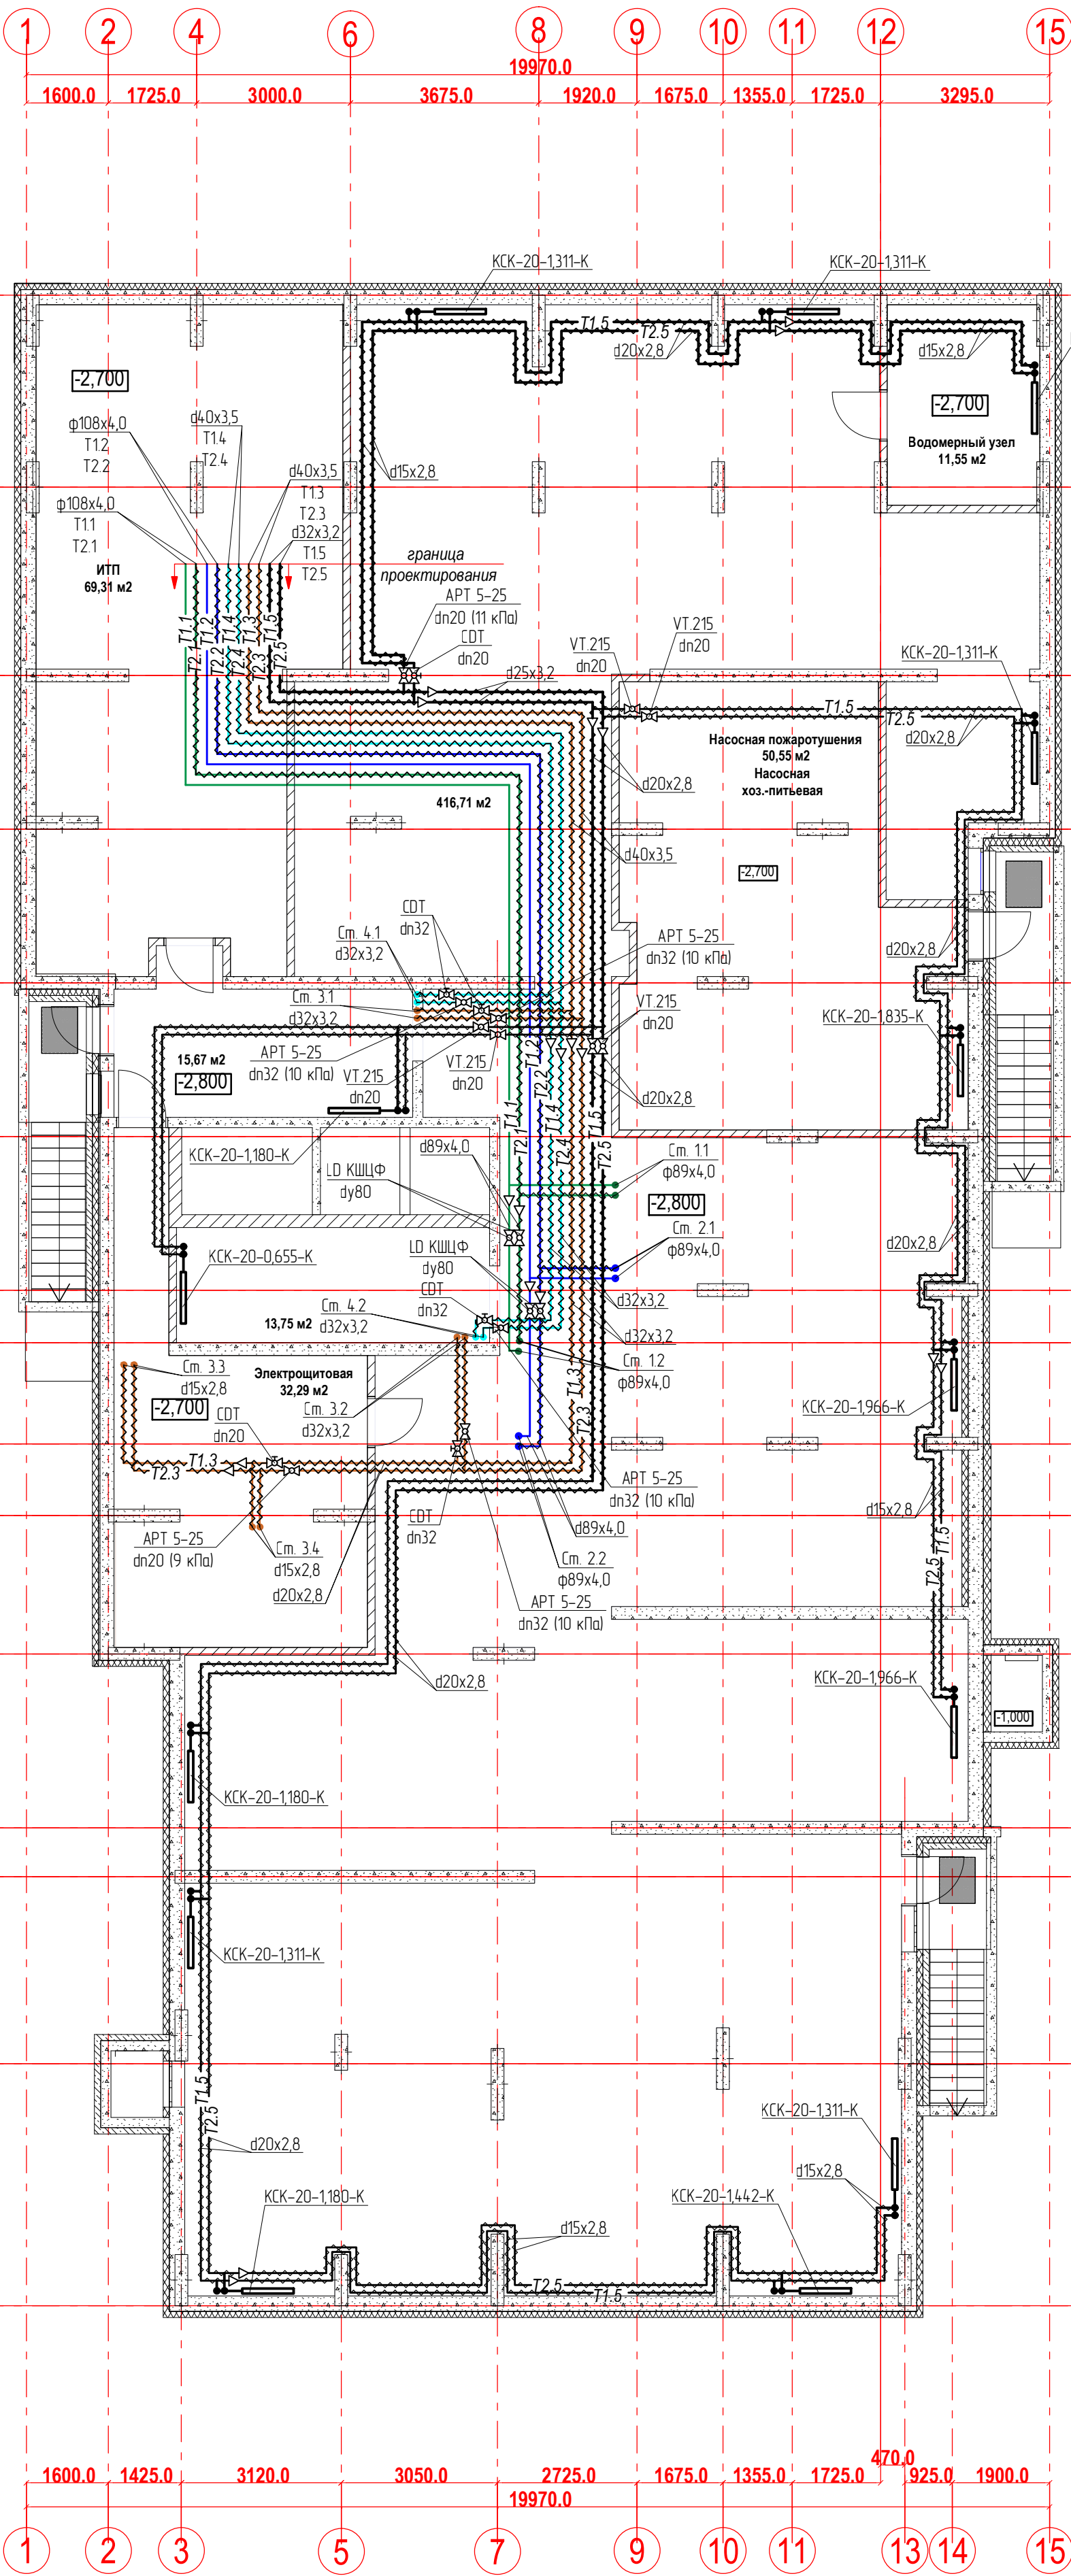

Условные обозначения:

Т1.1 - подающий трубопровод СО №1(отопление жилья - 1-ая зона (1-11эт)):

T2.1 - обратный трубопровод СО №1(отопление жилья - 1-ая зона (1-11 эт)).

T1.2 - подающий трубопровод СО №2(отопление жилья - 2-ая зона (12-23 эт))

T2 2 - обратный трубопровод СО №2(отопление жилья - 2-ая зона (12-23 эт)).

T1.3 – подающий труб сдв СО №3 (отверстие подсти. клетки и диффозора холда, 1 зона (1см – 11см)):


Т2.3 – обратный труб ряд СО №3 (отопление десты, клетки и дифференное холла 1 зона (1см 11см));

1 - розділений труб'язд СО №4/отопление пастри, катини и дифтосового тепло 2 зоне (12см - 22

1 - обмоточный кабель ВД СО №1 (отопление лестнич. клетки и лифтового холла 2 зона (12эт - 23 эт)

						21-24/08-2020 - ОВ			
						23-этажный многоквартирный жилой дом № 21 (по генплану). Жилищный комплекс "Анкудиновский парк" в д. Анкудиновка Кстовского района Нижегородской области.			
Изм.	Кол. уч.	Лист	Недок.	Подпись	Дата				
Разработал	Ваганов			<i>Взг</i>		Отопление и вентиляция	Стадия	Лист	Листов
Проверил	Хасянов			<i>Хася</i>			Р	2	
						План подвала. Отопление	ООО "Еврогаз" г. Н. Новгород		
Н. контр.	Пронихин			<i>Прн</i>					

План 1-го этажа.
Отопление

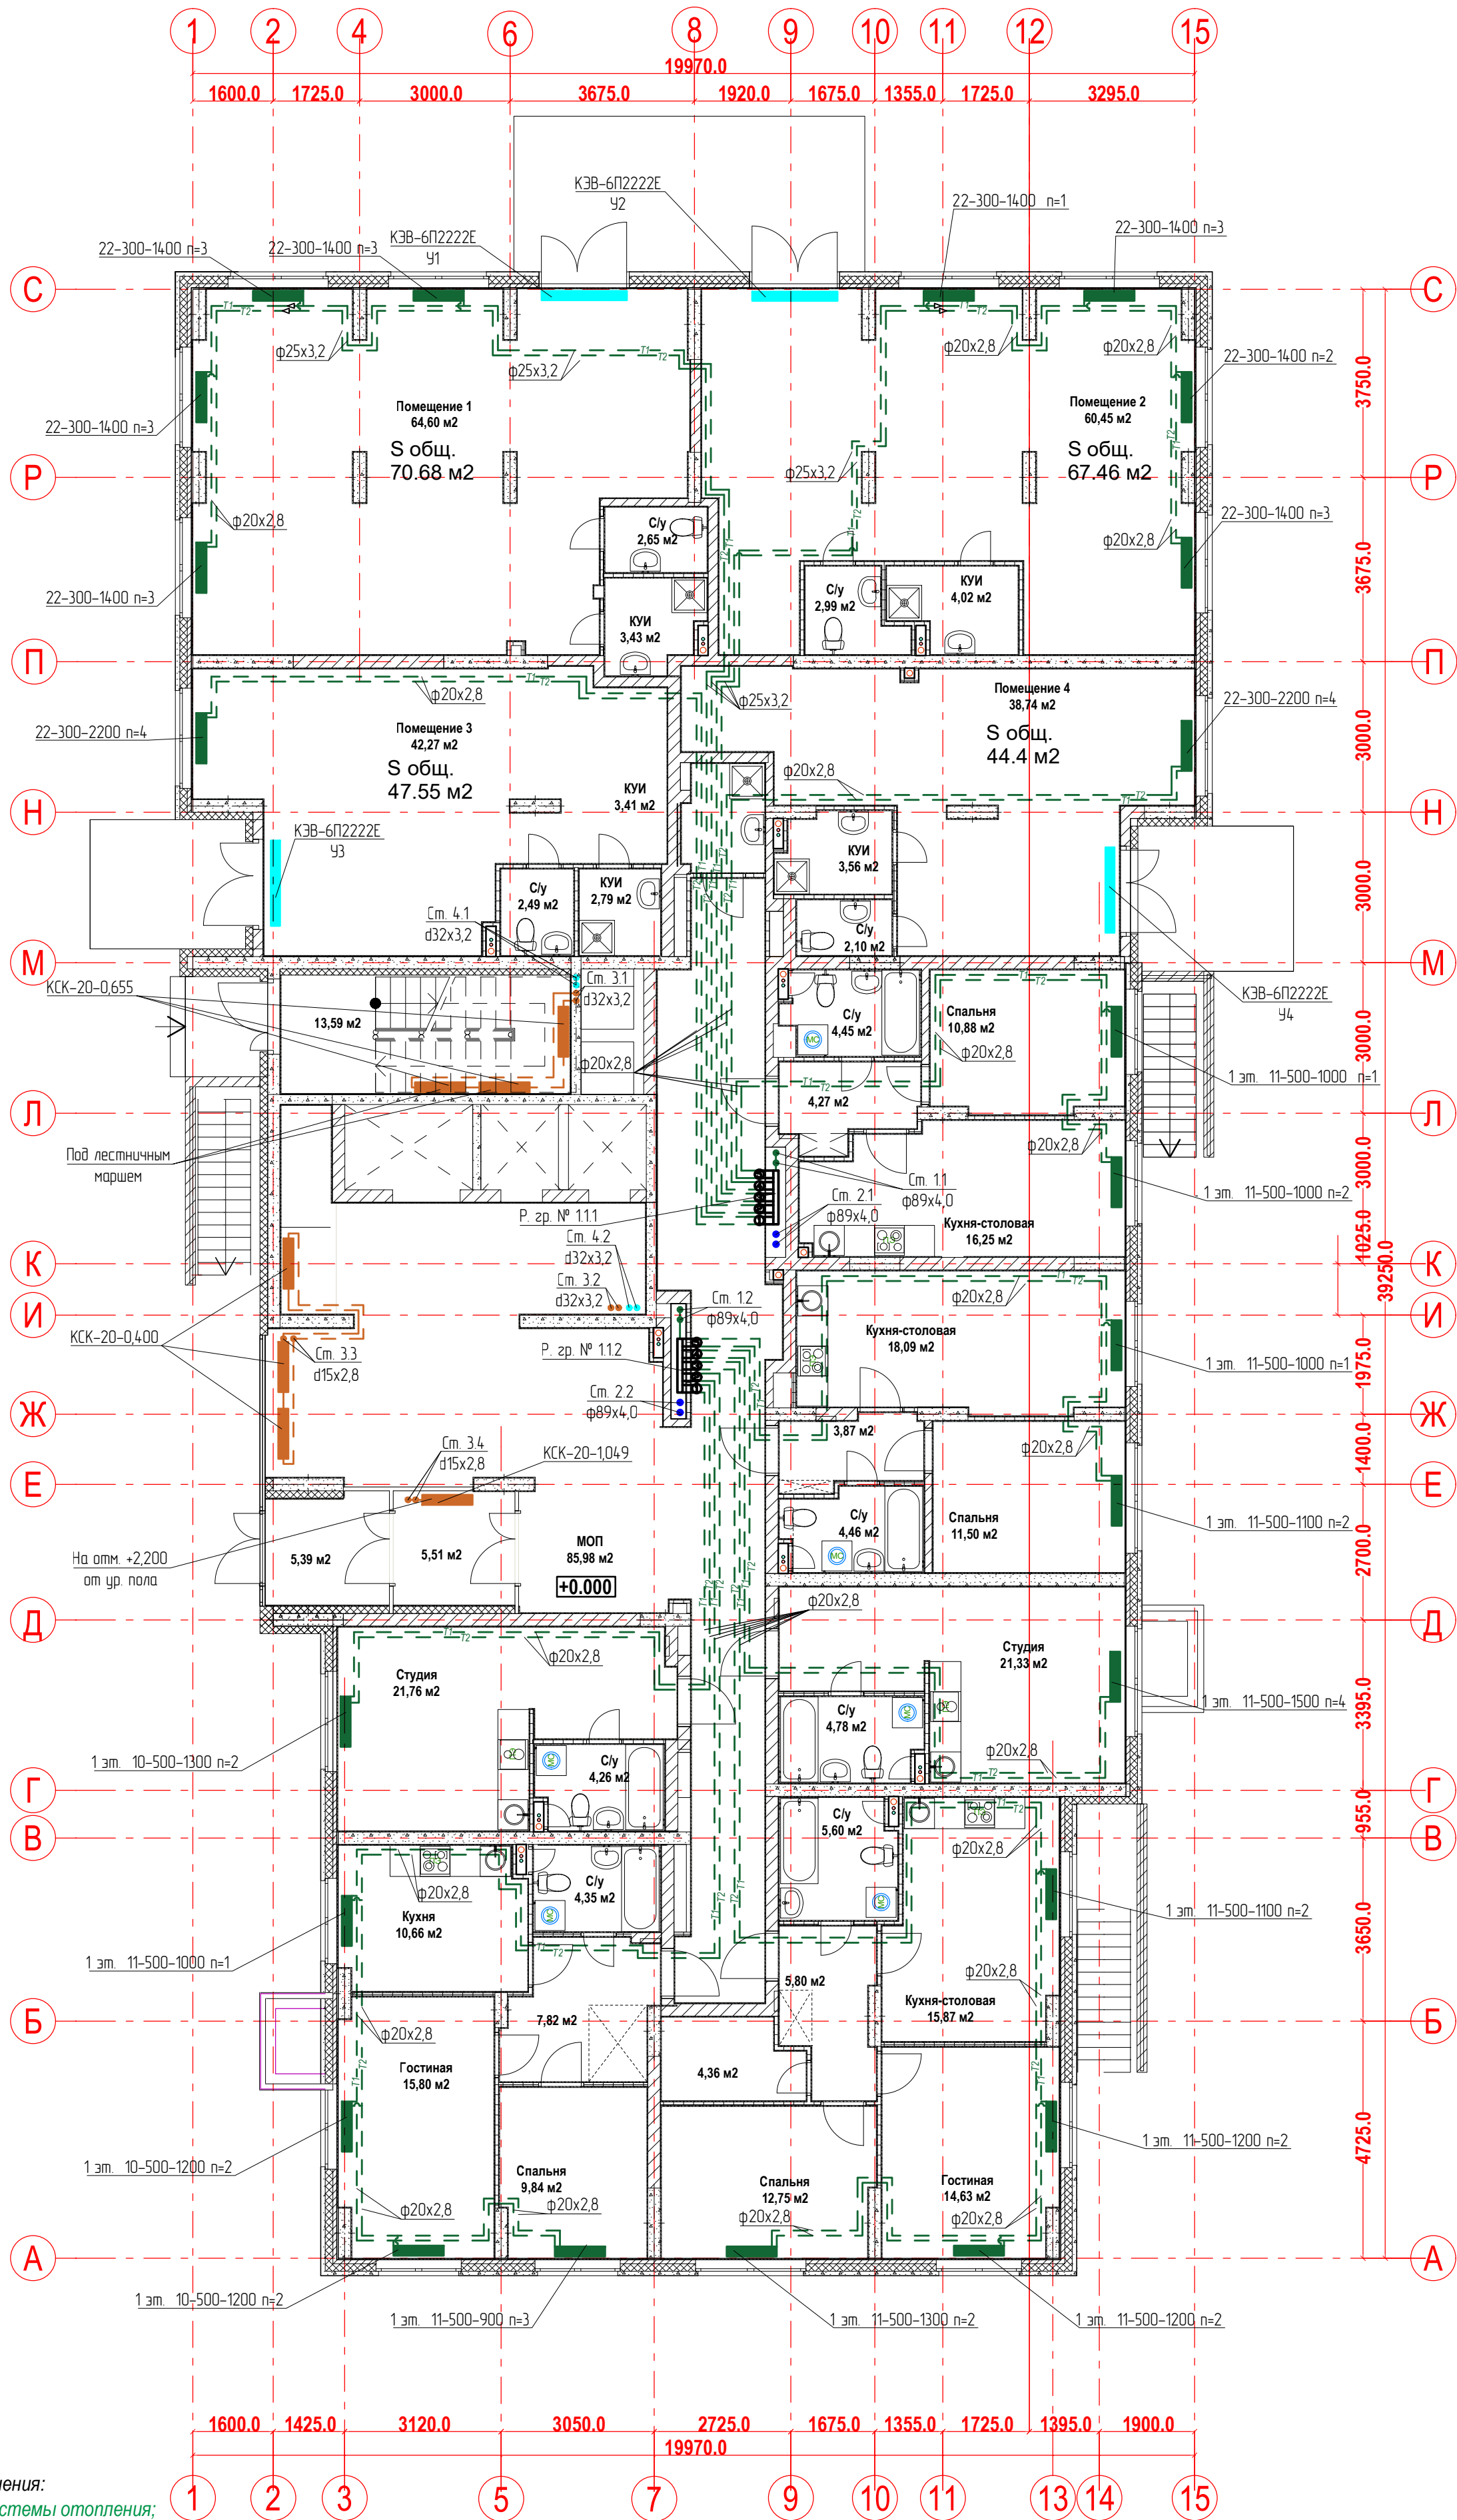

Условные обозначения:
T1 - подающий трубопровод системы отопления;
T2 - обратный трубопровод системы отопления;
Распределительная
гребка № 1.2.1

порядковый номер гребенки
номер этажа
номер системы

Примечание:

1. Перехлест T1 и T2 выполнить в нише над уровнем пола у распределительной гребенки
2. При монтаже систем отопления допускается смещение трубопроводов.
3. При прокладке под перегородками предусмотреть гильзы.

21-24/08-2020 - ОВ

23-этажный многоквартирный жилой дом № 21 (по генплану).
Жилищный комплекс "Анкудиновский парк" в д. Анкудиновка Кстовского района
Нижегородской области.

Изм.	Кол. уч.	Лист	Недод.	Подпись	Дата
Разработал	Ваганов	13		Ваганов	
Проверил	Хасянов	14		Хасянов	
Н. контр.	Пронихин	15		Пронихин	


Отопление и вентиляция

Стадия	Лист	Листов
Р	3	

План 1-го этажа. Отопление

ООО "Еврогаз"
г. Н. Новгород

План 2-4-ых этажей.
Отопление

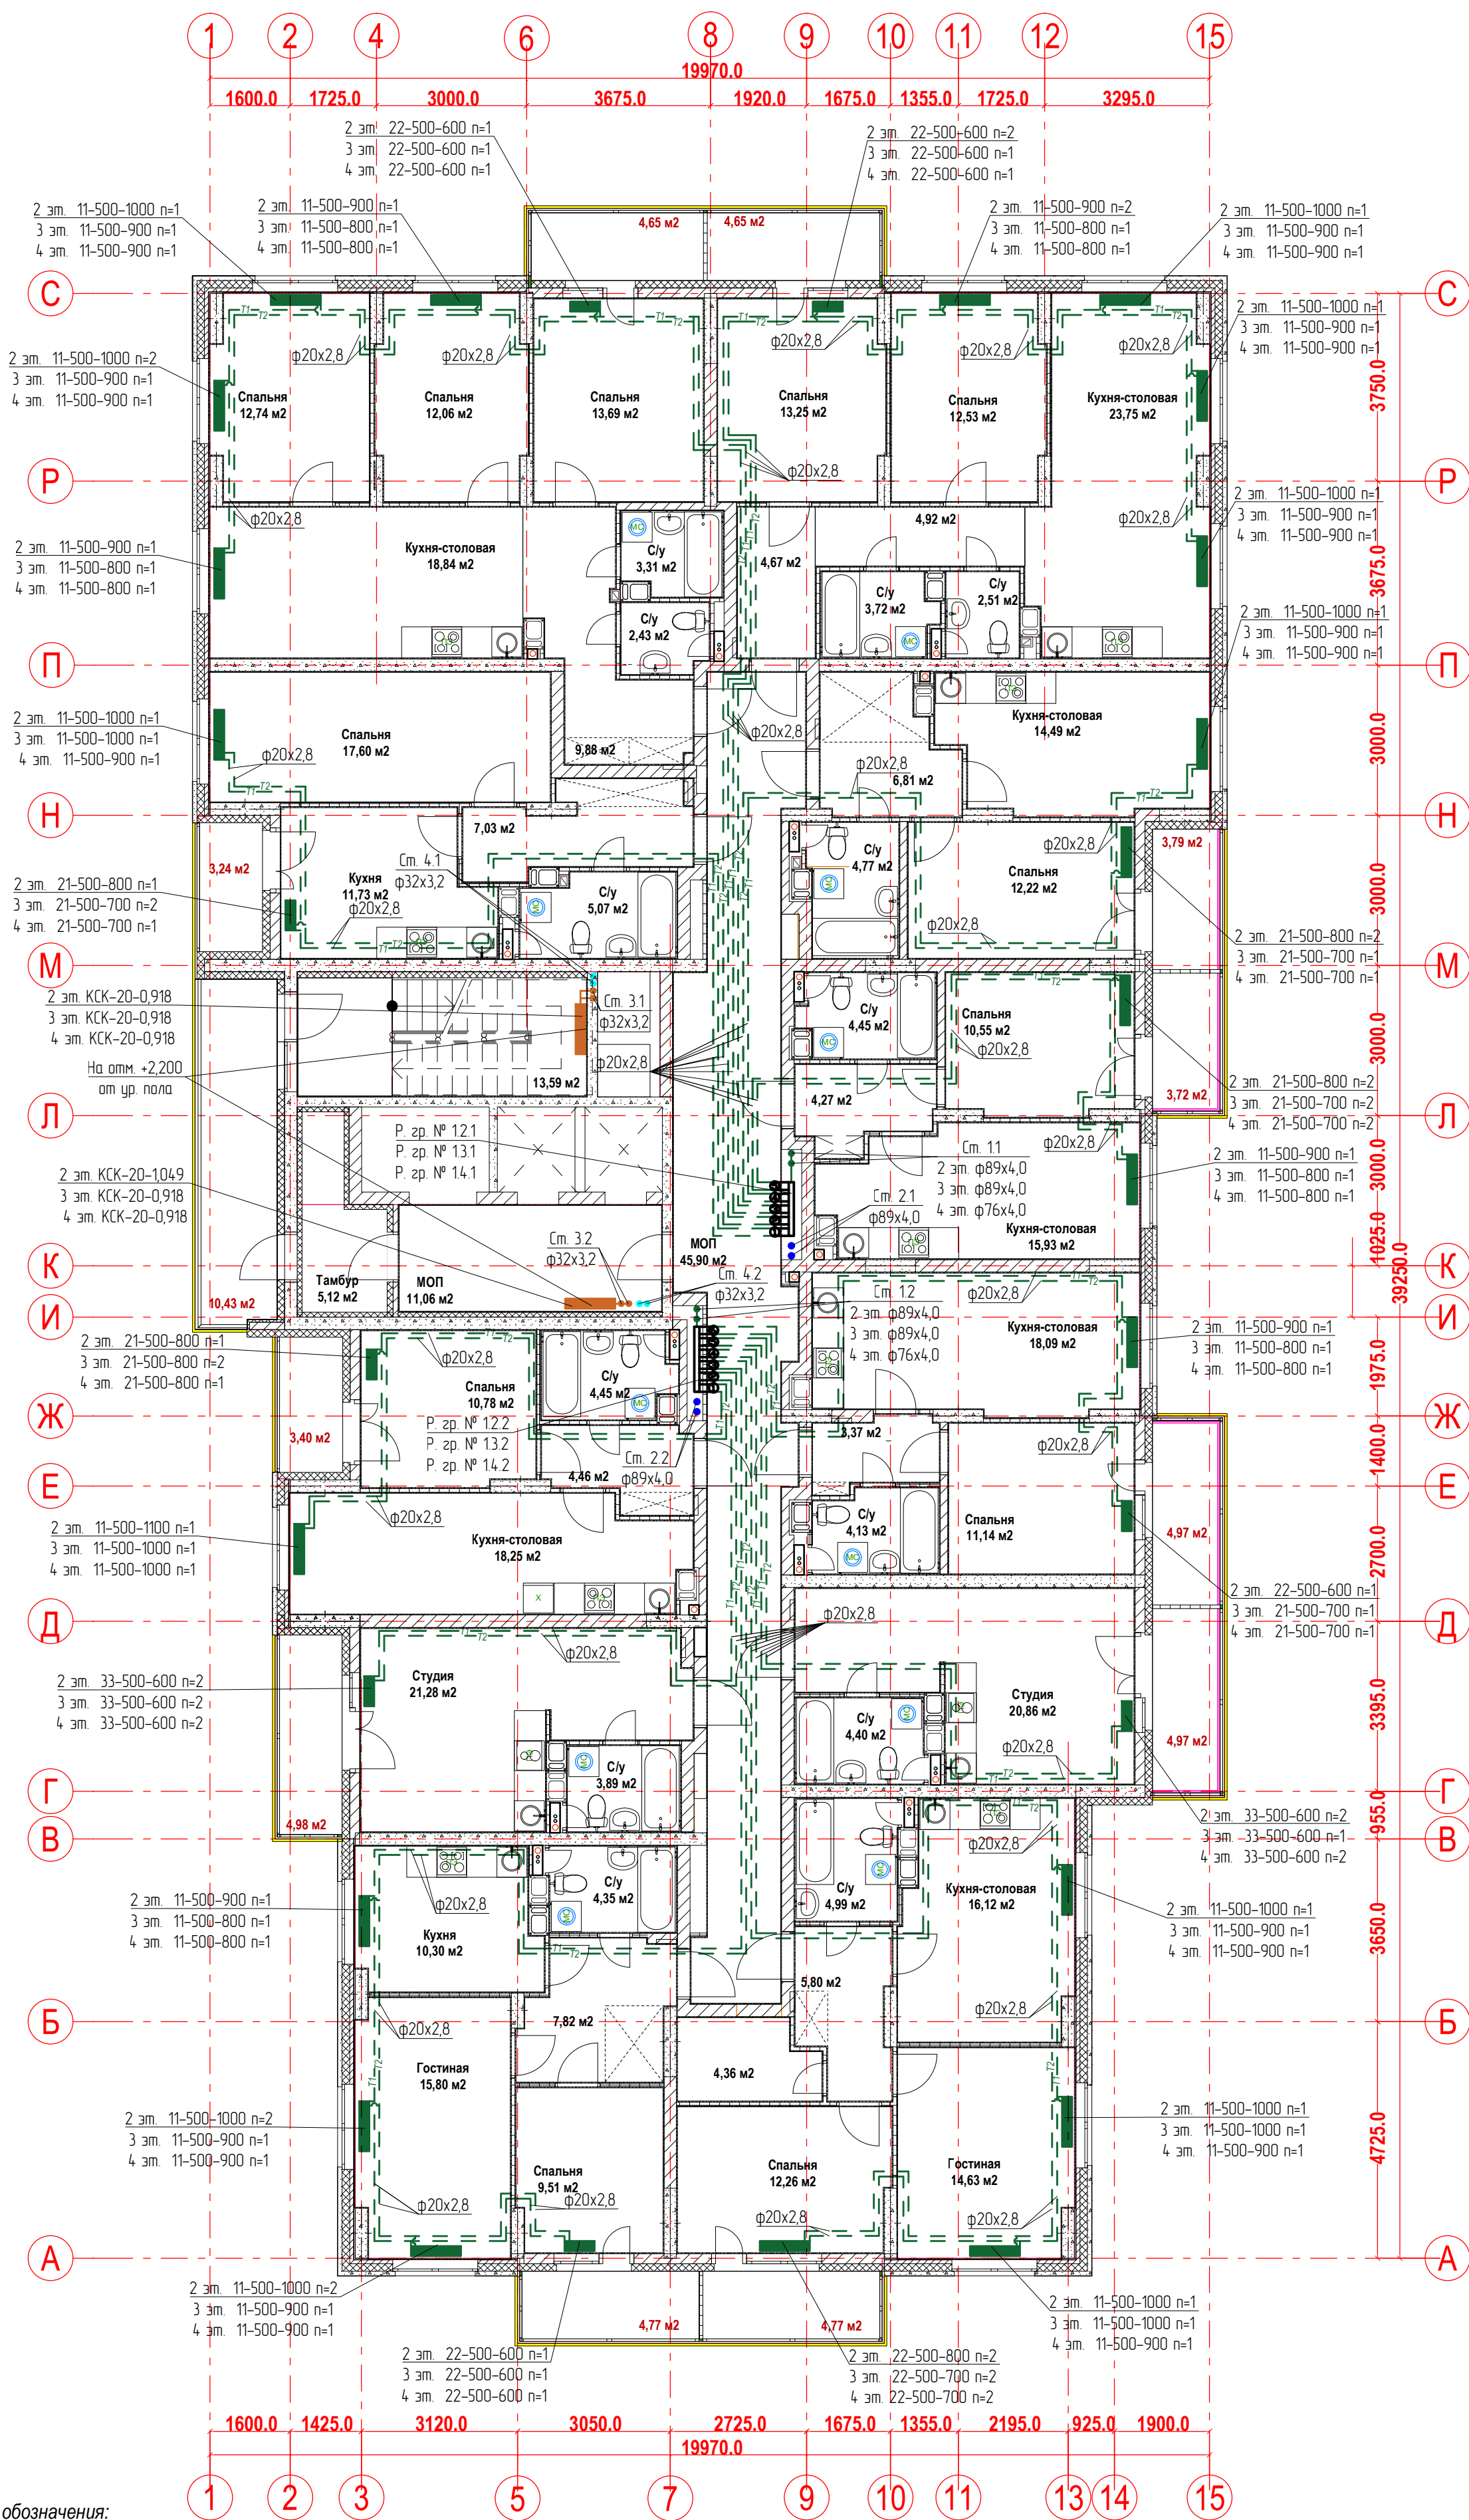

Условные обозначения:

T1 - подающий трубопровод системы отопления.
T2 - обратный трубопровод системы отопления.

Распределительная
гребка № 1.2.1

порядковый номер гребенки
номер этажа
номер системы

Примечание:

1. Перехлест T1 и T2 выполнить в нише над уровнем пола у распределительной гребенки
2. При монтаже систем отопления допускается смещение трубопроводов.
3. При прокладке под перегородками предусмотреть гильзы.

21-24/08-2020 - ОВ

23-этажный многоквартирный жилой дом № 21 (по генплану).
Жилищный комплекс "Анкудиновский парк" в д. Анкудиновка Кстовского района
Нижегородской области.

Отопление и вентиляция

Стадия

Р

Лист


4

Листов

План 2-4-ых этажей. Отопление

ООО "Еврогаз"
г. Н. Новгород

План 5-7-ых этажей.
Отопление

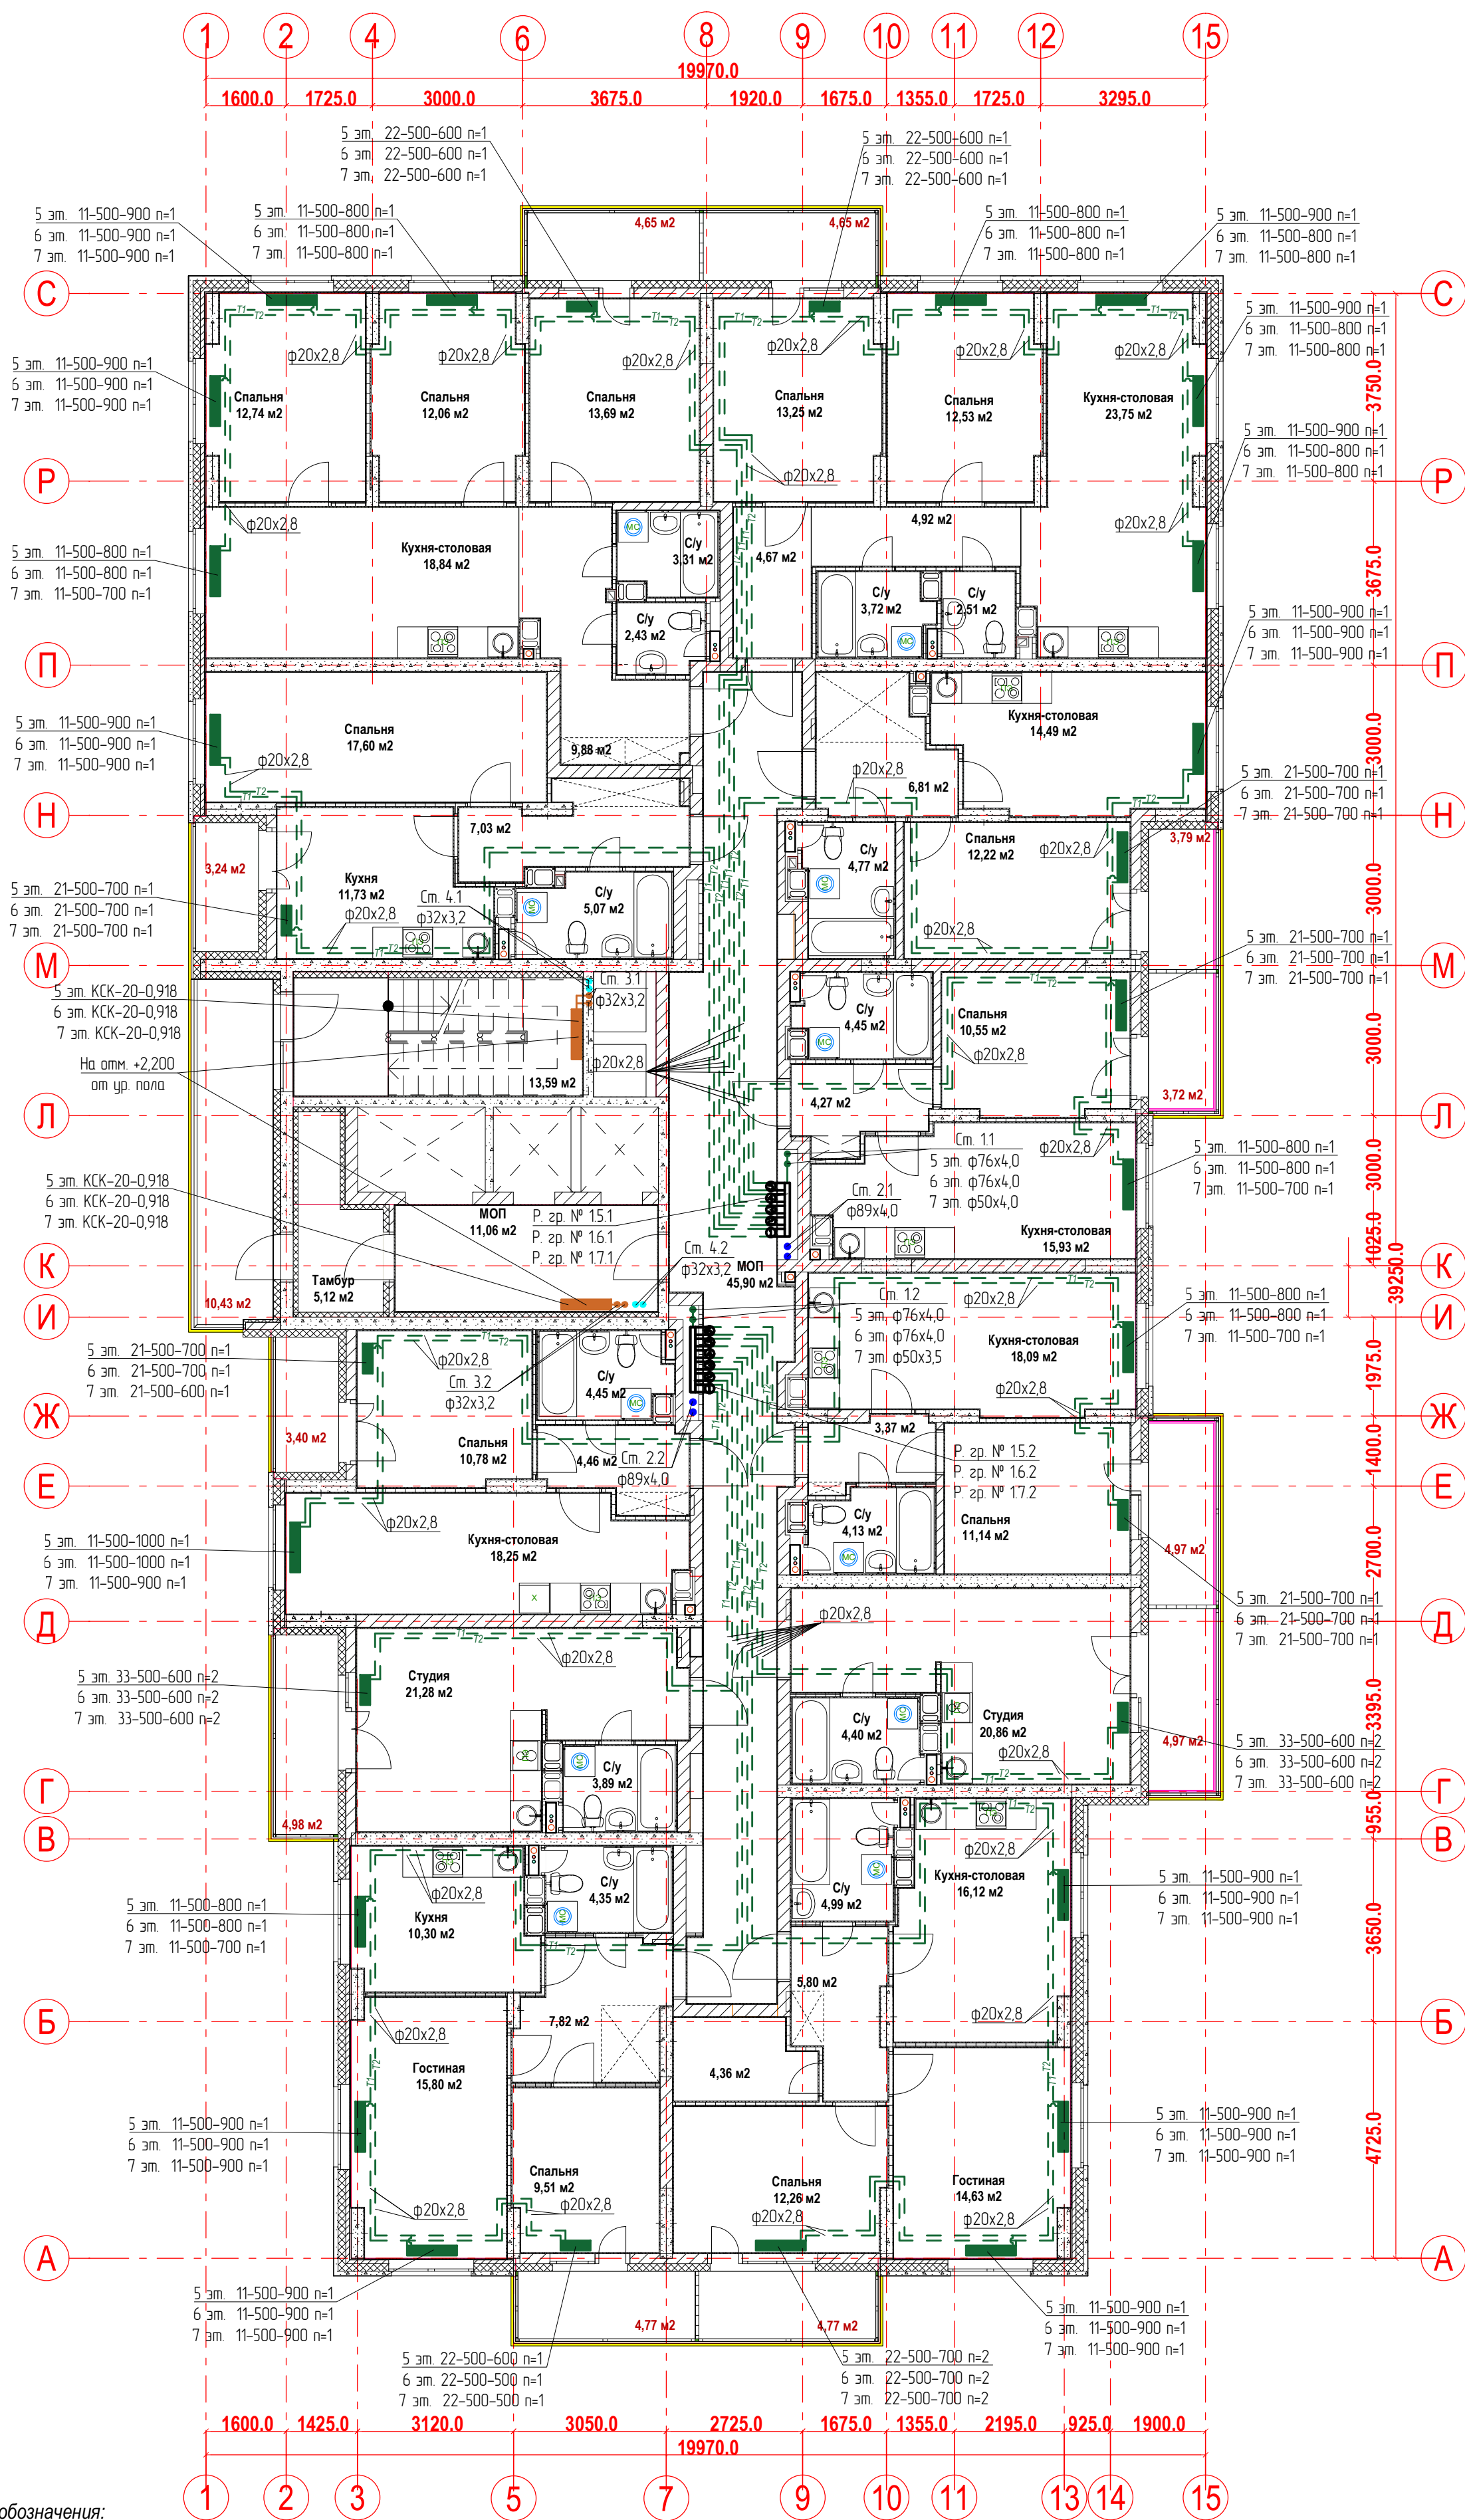

Условные обозначения:

T1 - подающий трубопровод системы отопления.

T2 - обратный трубопровод системы отопления.

Распределительная
гребка № 1.2.1

порядковый номер гребенки
номер этажа
номер системы

Примечание:

1. Перехлест T1 и T2 выполнить в нише над уровнем пола у распределительной гребенки
2. При монтаже систем отопления допускается смещение трубопроводов.
3. При прокладке под перегородками предусмотреть гильзы.

21-24/08-2020 - ОВ

23-этажный многоквартирный жилой дом № 21 (по генплану).
Жилищный комплекс "Анкудиновский парк" в д. Анкудиновка Кстовского района
Нижегородской области.

Отопление и вентиляция

Стадия

Лист

Листов


Р

5

План 5-7-ых этажей. Отопление

ООО "Еврогаз"
г. Н. Новгород

План 8-10-ых этажей.
Отопление

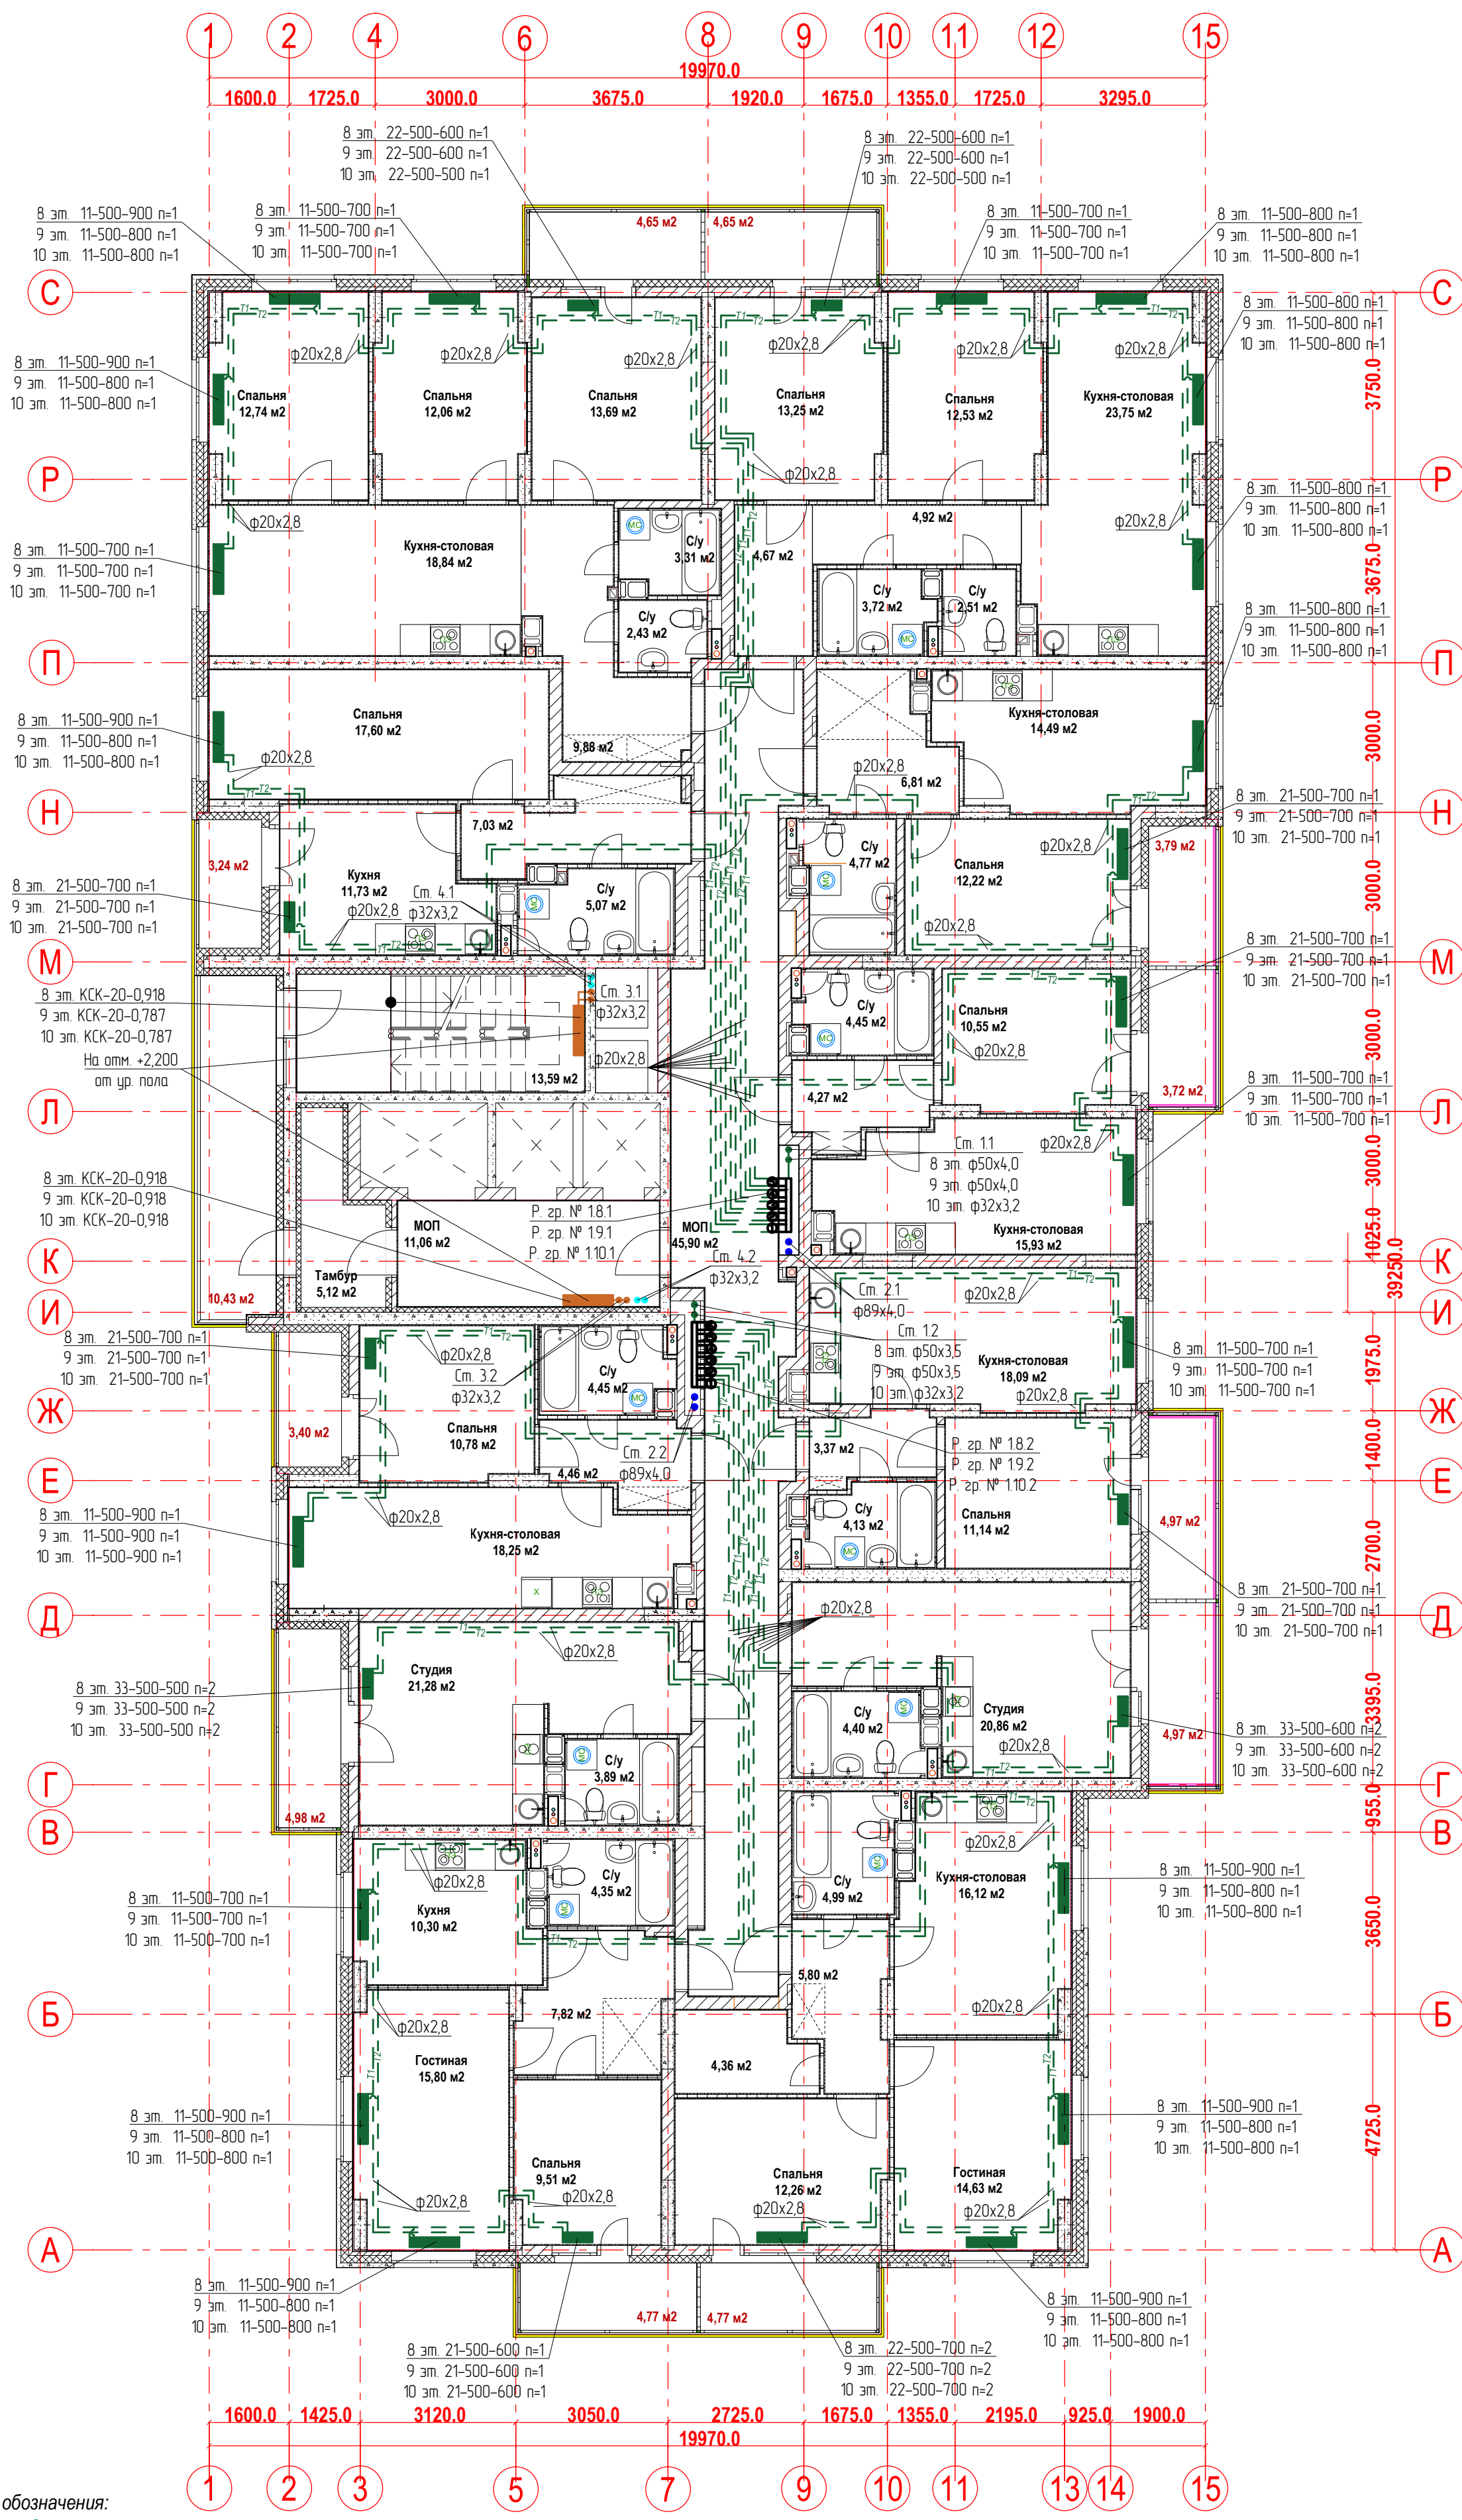


Условные обозначения:
T1 - подающий трубопровод системы отопления.
T2 - обратный трубопровод системы отопления.
Распределительная гребка № 1.2.1
порядковый номер гребенки
номер этажа
номер системы

Примечание:
1. Перехлест T1 и T2 выполнить в нише над уровнем пола у распределительной гребенки
2. При монтаже систем отопления допускается смещение трубопроводов.
3. При прокладке под перегородками предусмотреть гильзы.

					21-24/08-2020 - ОВ		
					23-этажный многоквартирный жилой дом № 21 (по генплану). Жилищный комплекс "Анудинский парк" в д. Анкудиновка Кстовского района Нижегородской области.		
Изм.	Коп. уч.	Лист	Недок.	Подпись	Отопление и вентиляция	Стадия	Лист
Разработал	Вазанов			Вазанов		Р	6
Проверил	Хасянов			Хасянов	План 8-10-ых этажей. Отопление	ООО "Еврогаз" г. Н. Новгород	
Н. контр.	Пронихин			Пронихин			

План 11-го этажа.
Отопление

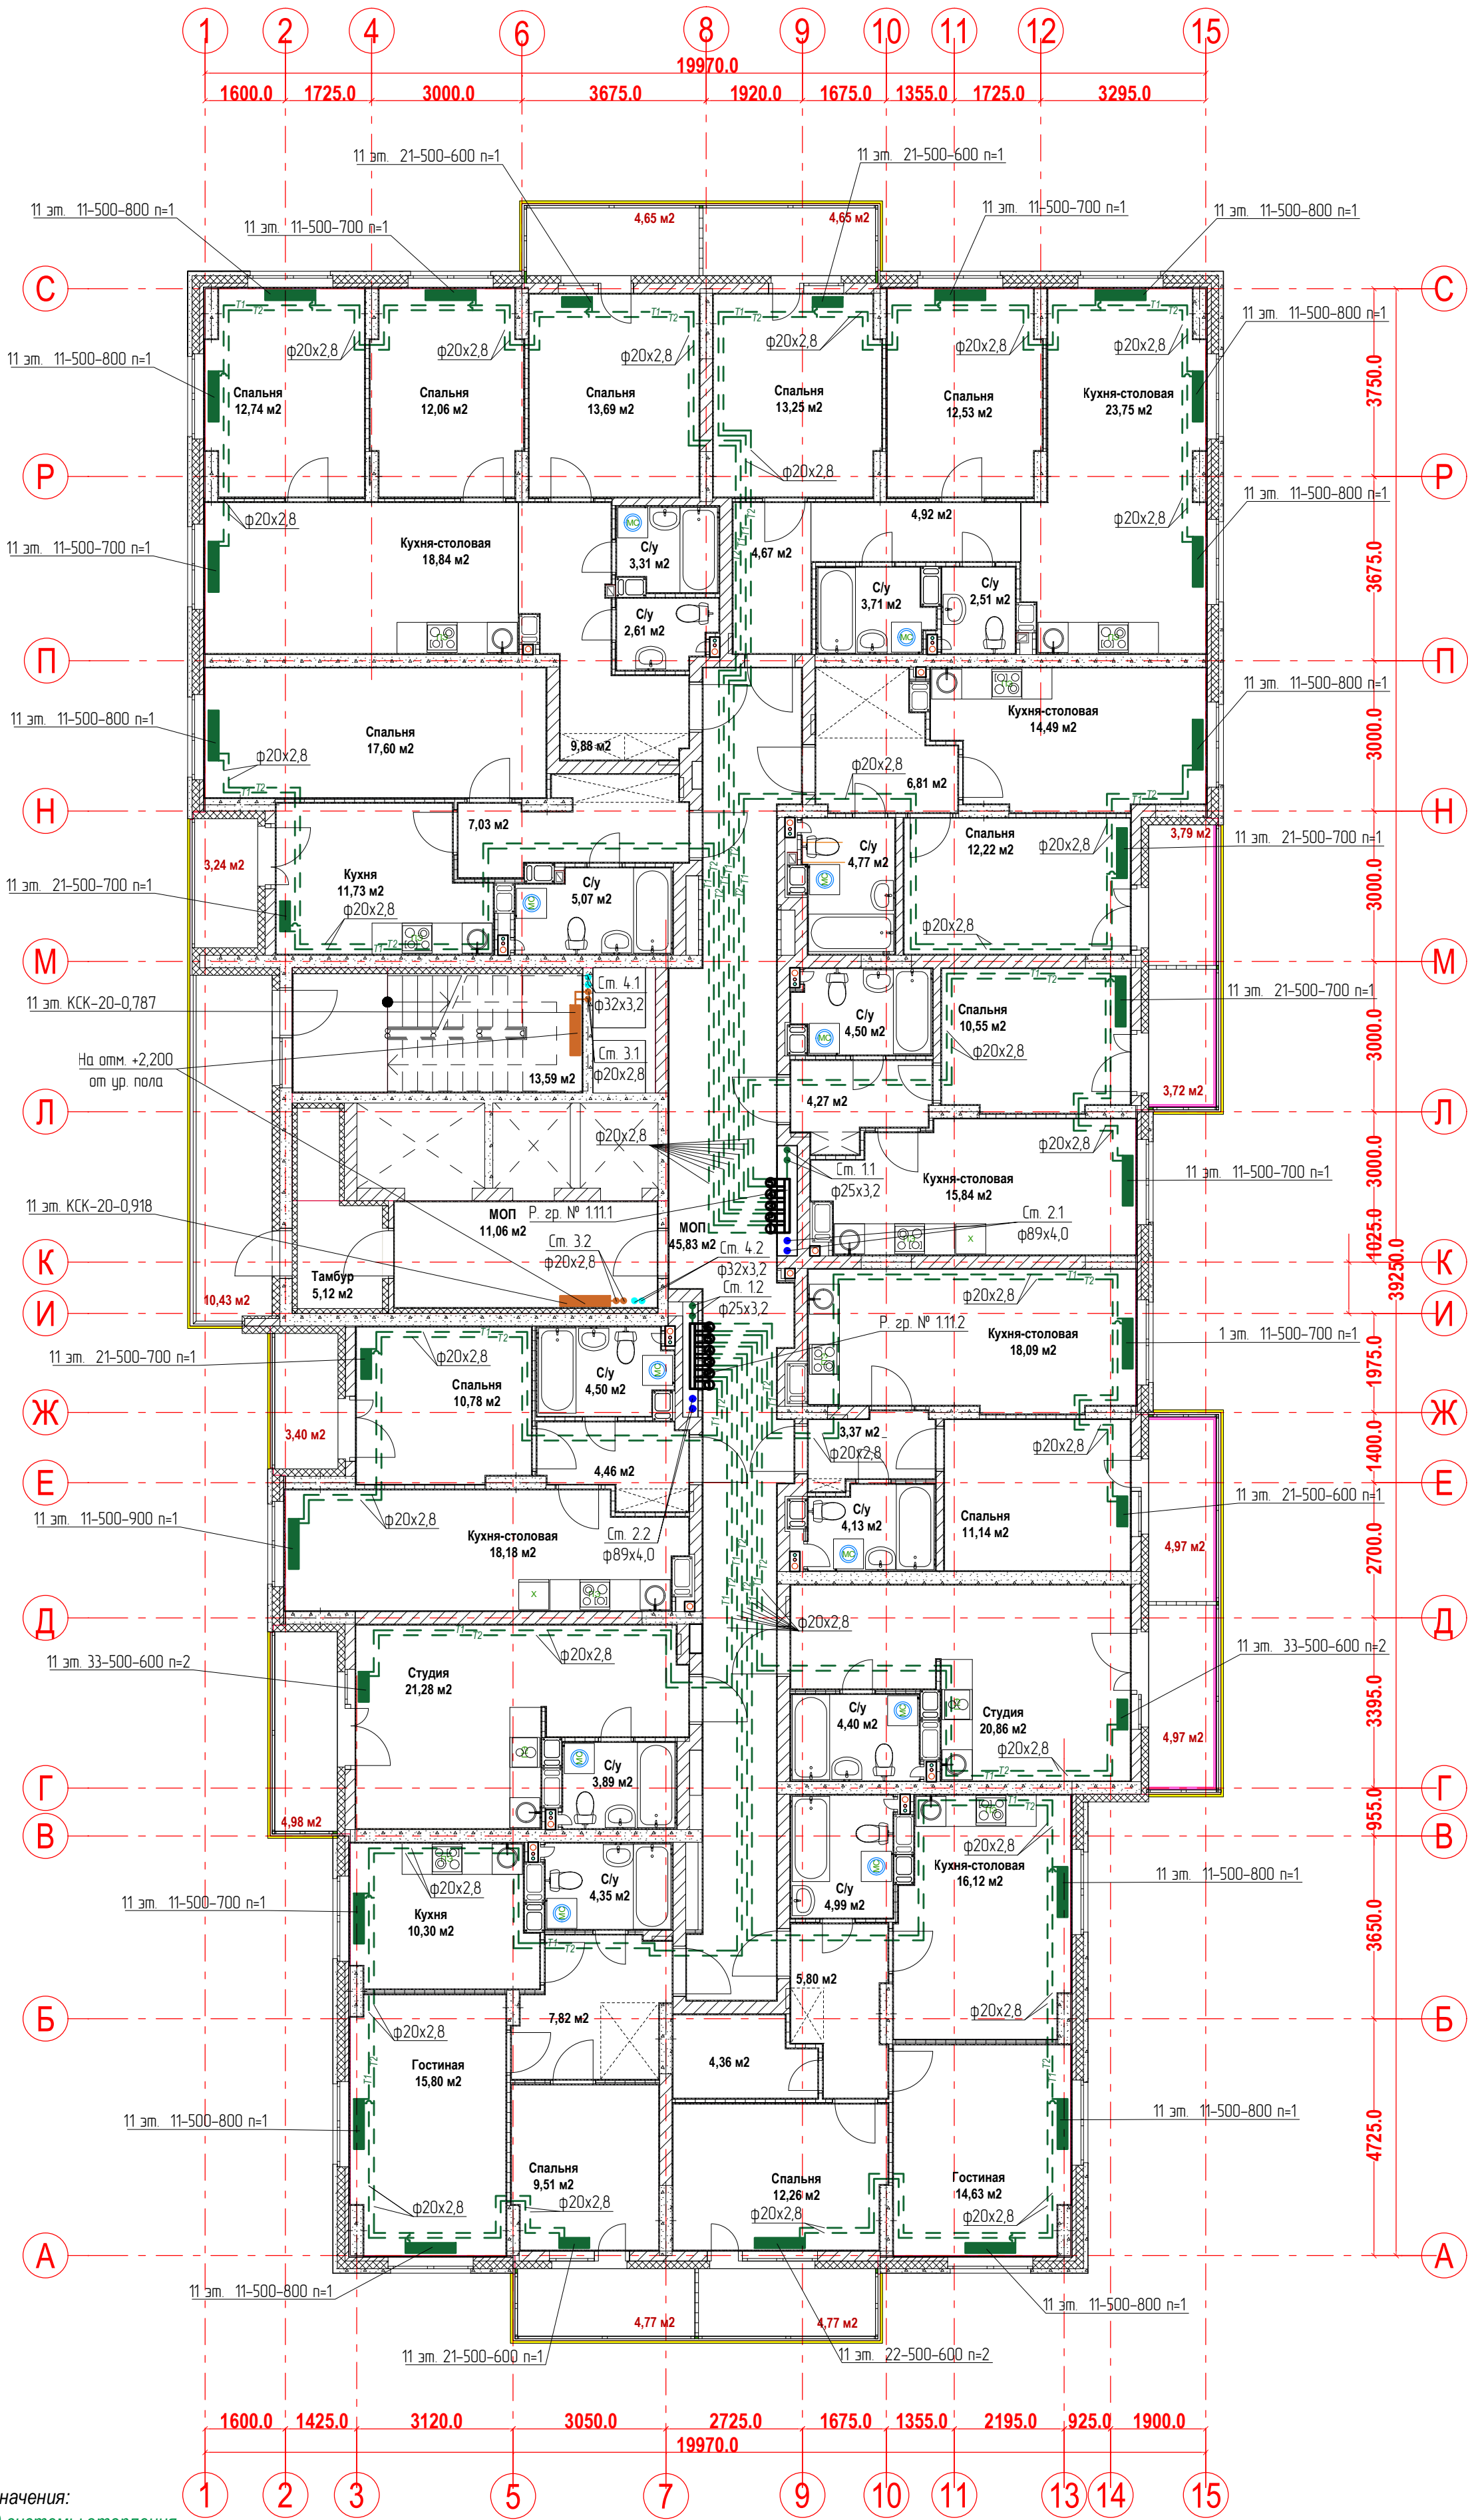


Условные обозначения:
T1 - подающий трубопровод системы отопления.
T2 - обратный трубопровод системы отопления.
Распределительная гребка № 1.2.1
порядковый номер гребенки
номер этажа
номер системы

Примечание:
1. Перехлест T1 и T2 выполнить в нише над уровнем пола у распределительной гребенки
2. При монтаже систем отопления допускается смещение трубопроводов.
3. При прокладке под перегородками предусмотреть гильзы.

21-24/08-2020 - ОВ					
23-этажный многоквартирный жилой дом № 21 (по генплану). Жилищный комплекс "Ангудино-Восточный парк" в д. Ангудино Кстовского района Нижегородской области.					
Изм.	Коп. уч.	Лист	Недод.	Подпись	Дата
Разработал	Ваганов	13		В.В. Ваганов	
Проверил	Хасянов	14		А.А. Хасянов	
Н. контр.	Пронихин	15		А.А. Пронихин	
Отопление и вентиляция				Р	7
План 11-го этажа. Отопление				ООО "Еврогаз" г. Н. Новгород	

План 12-14-ых этажей.
Отопление

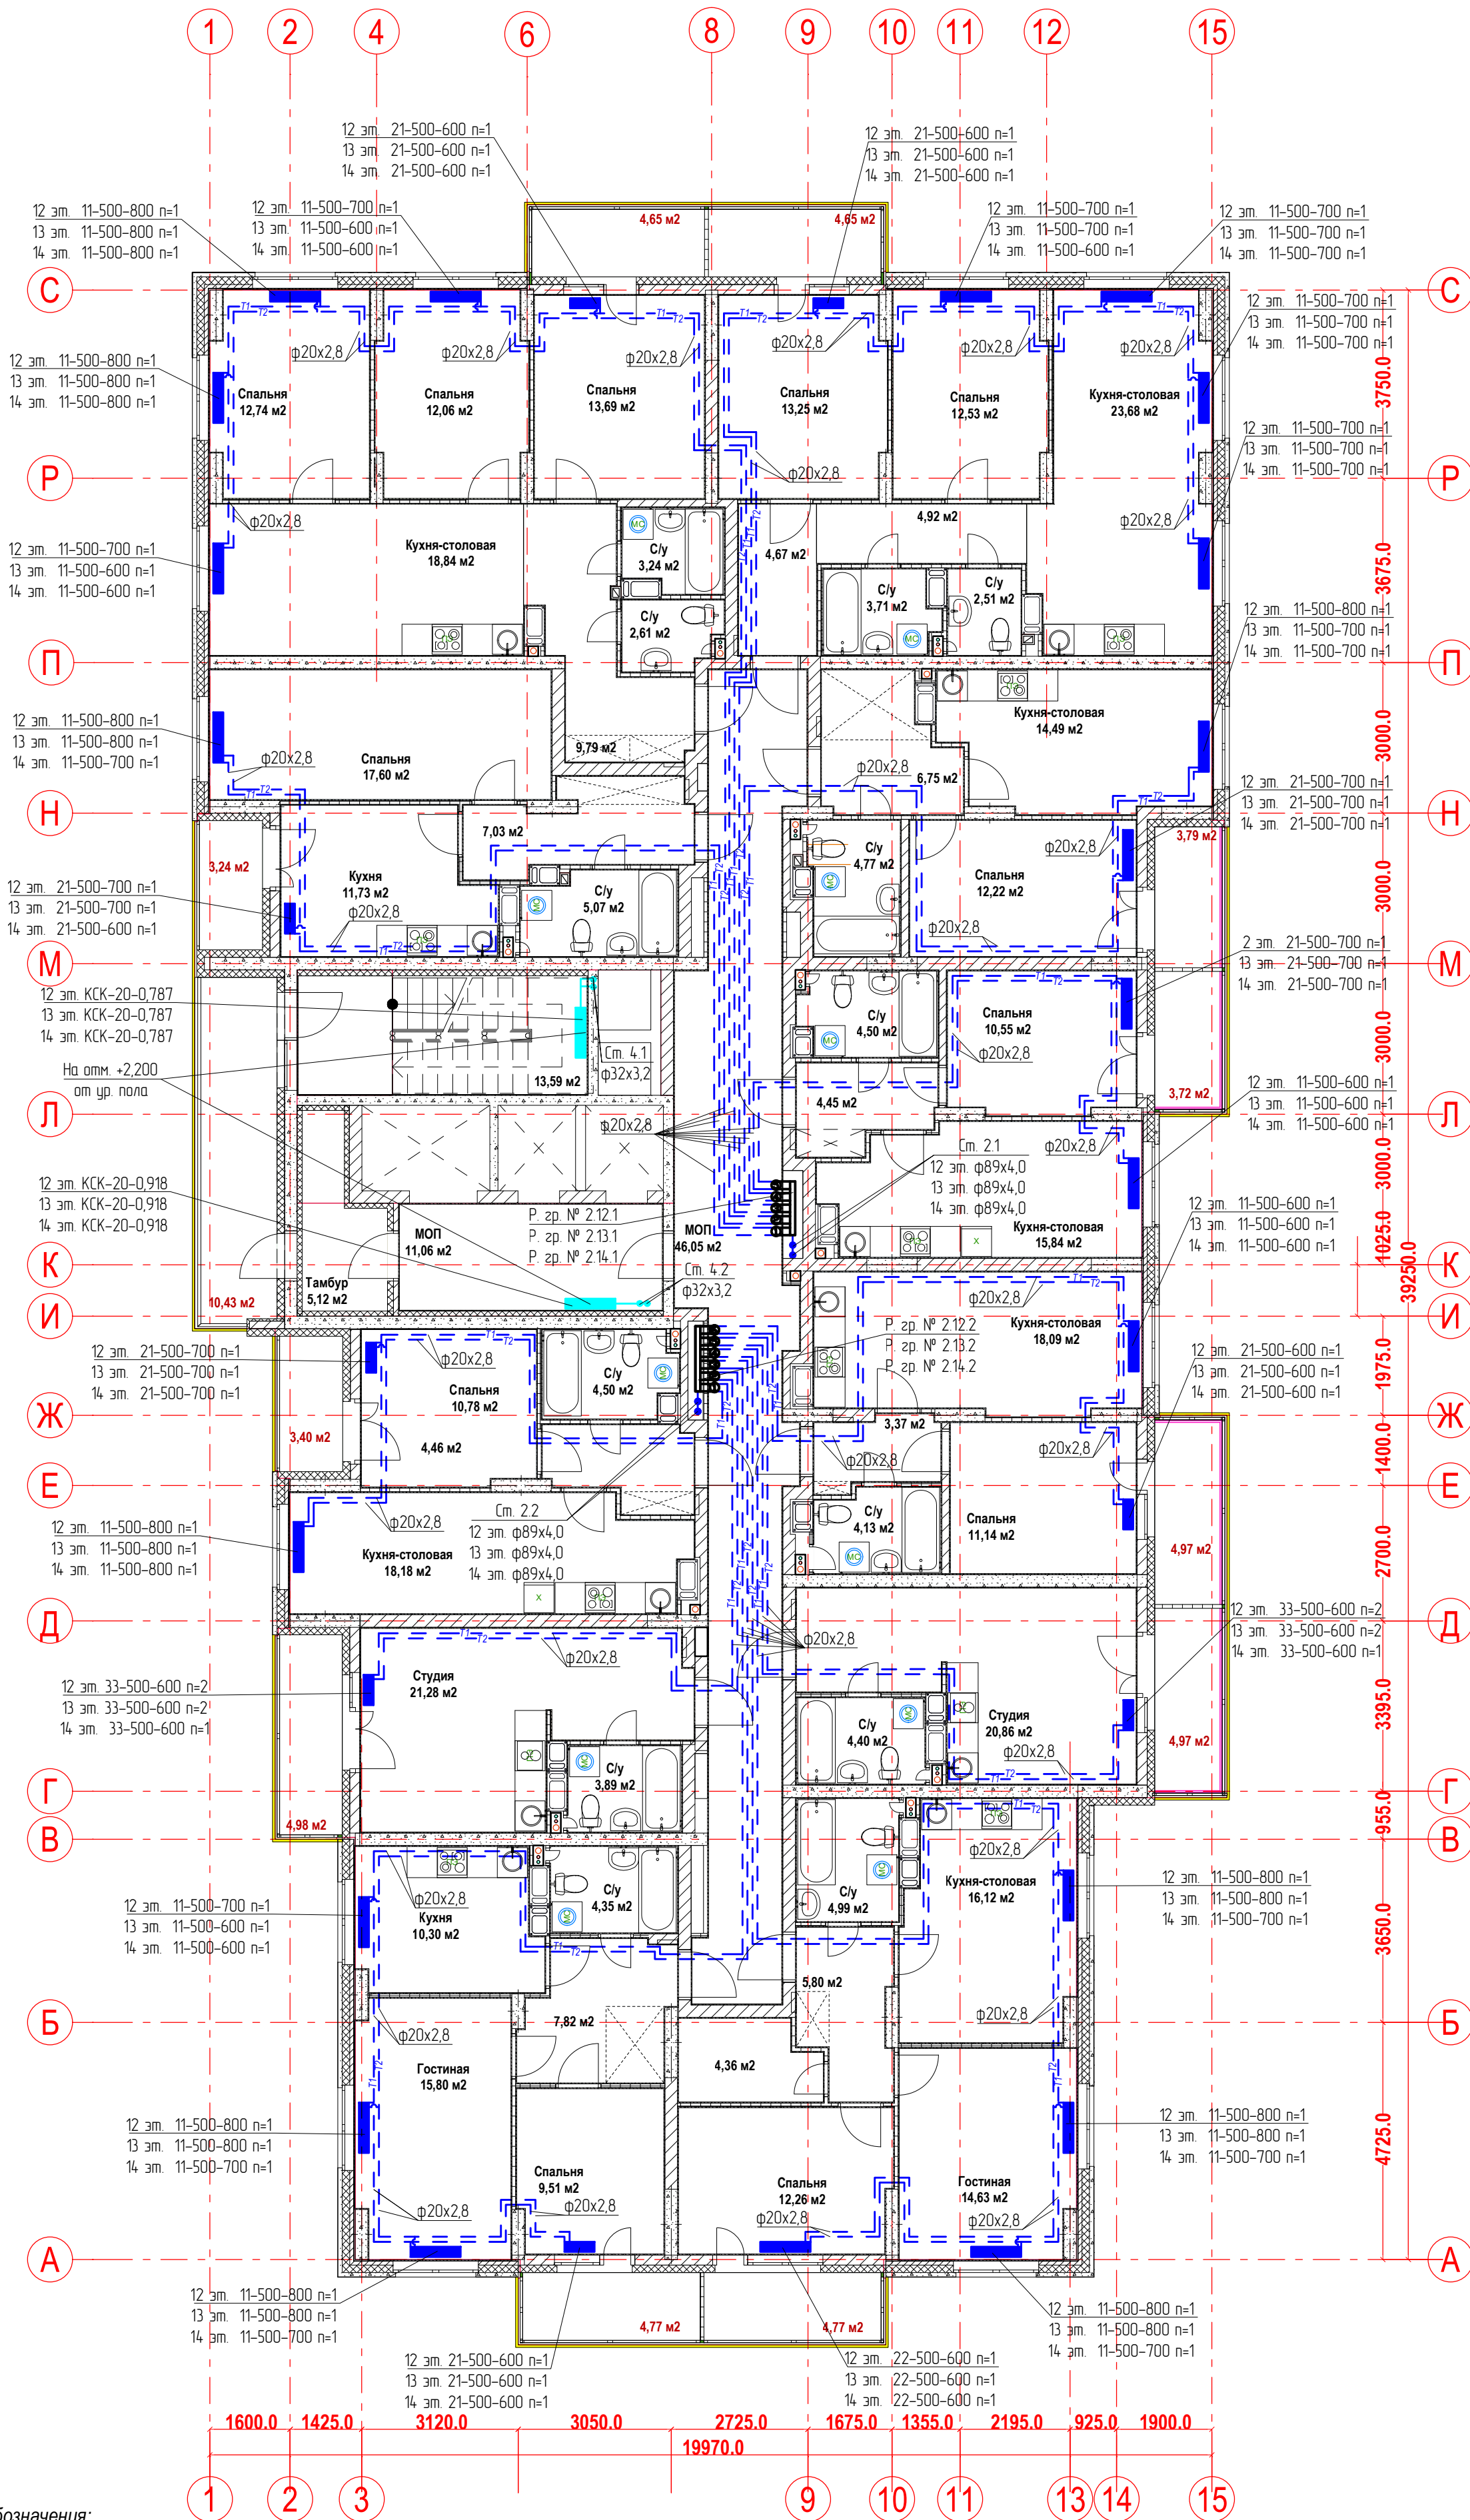


Условные обозначения:
T1 - подающий трубопровод системы отопления.
T2 - обратный трубопровод системы отопления.
Распределительная гребка № 1.2.1
порядковый номер гребенки
номер этажа
номер системы

Примечание:
1. Перехлест T1 и T2 выполнить в нише над уровнем пола у распределительной гребенки
2. При монтаже систем отопления допускается смещение трубопроводов.
3. При прокладке под перегородками предусмотреть гильзы.

21-24/08-2020 - ОВ				
23-этажный многоквартирный жилой дом № 21 (по генплану). Жилищный комплекс "Анудинский парк" в д. Анкудиновка Кстовского района Нижегородской области.				
Изм.	Коп. уч.	Лист	Недок.	Подпись
Разработал	Ваганов	Взв		
Проверил	Хасянов	Хася		
Н. контр.	Пронихин	Прн		
Отопление и вентиляция			Стадия	Лист
			Р	8
План 12-14-ых этажей. Отопление			ООО "Еврогаз" г. Н. Новгород	

План 15-16-ых этажей.
Отопление

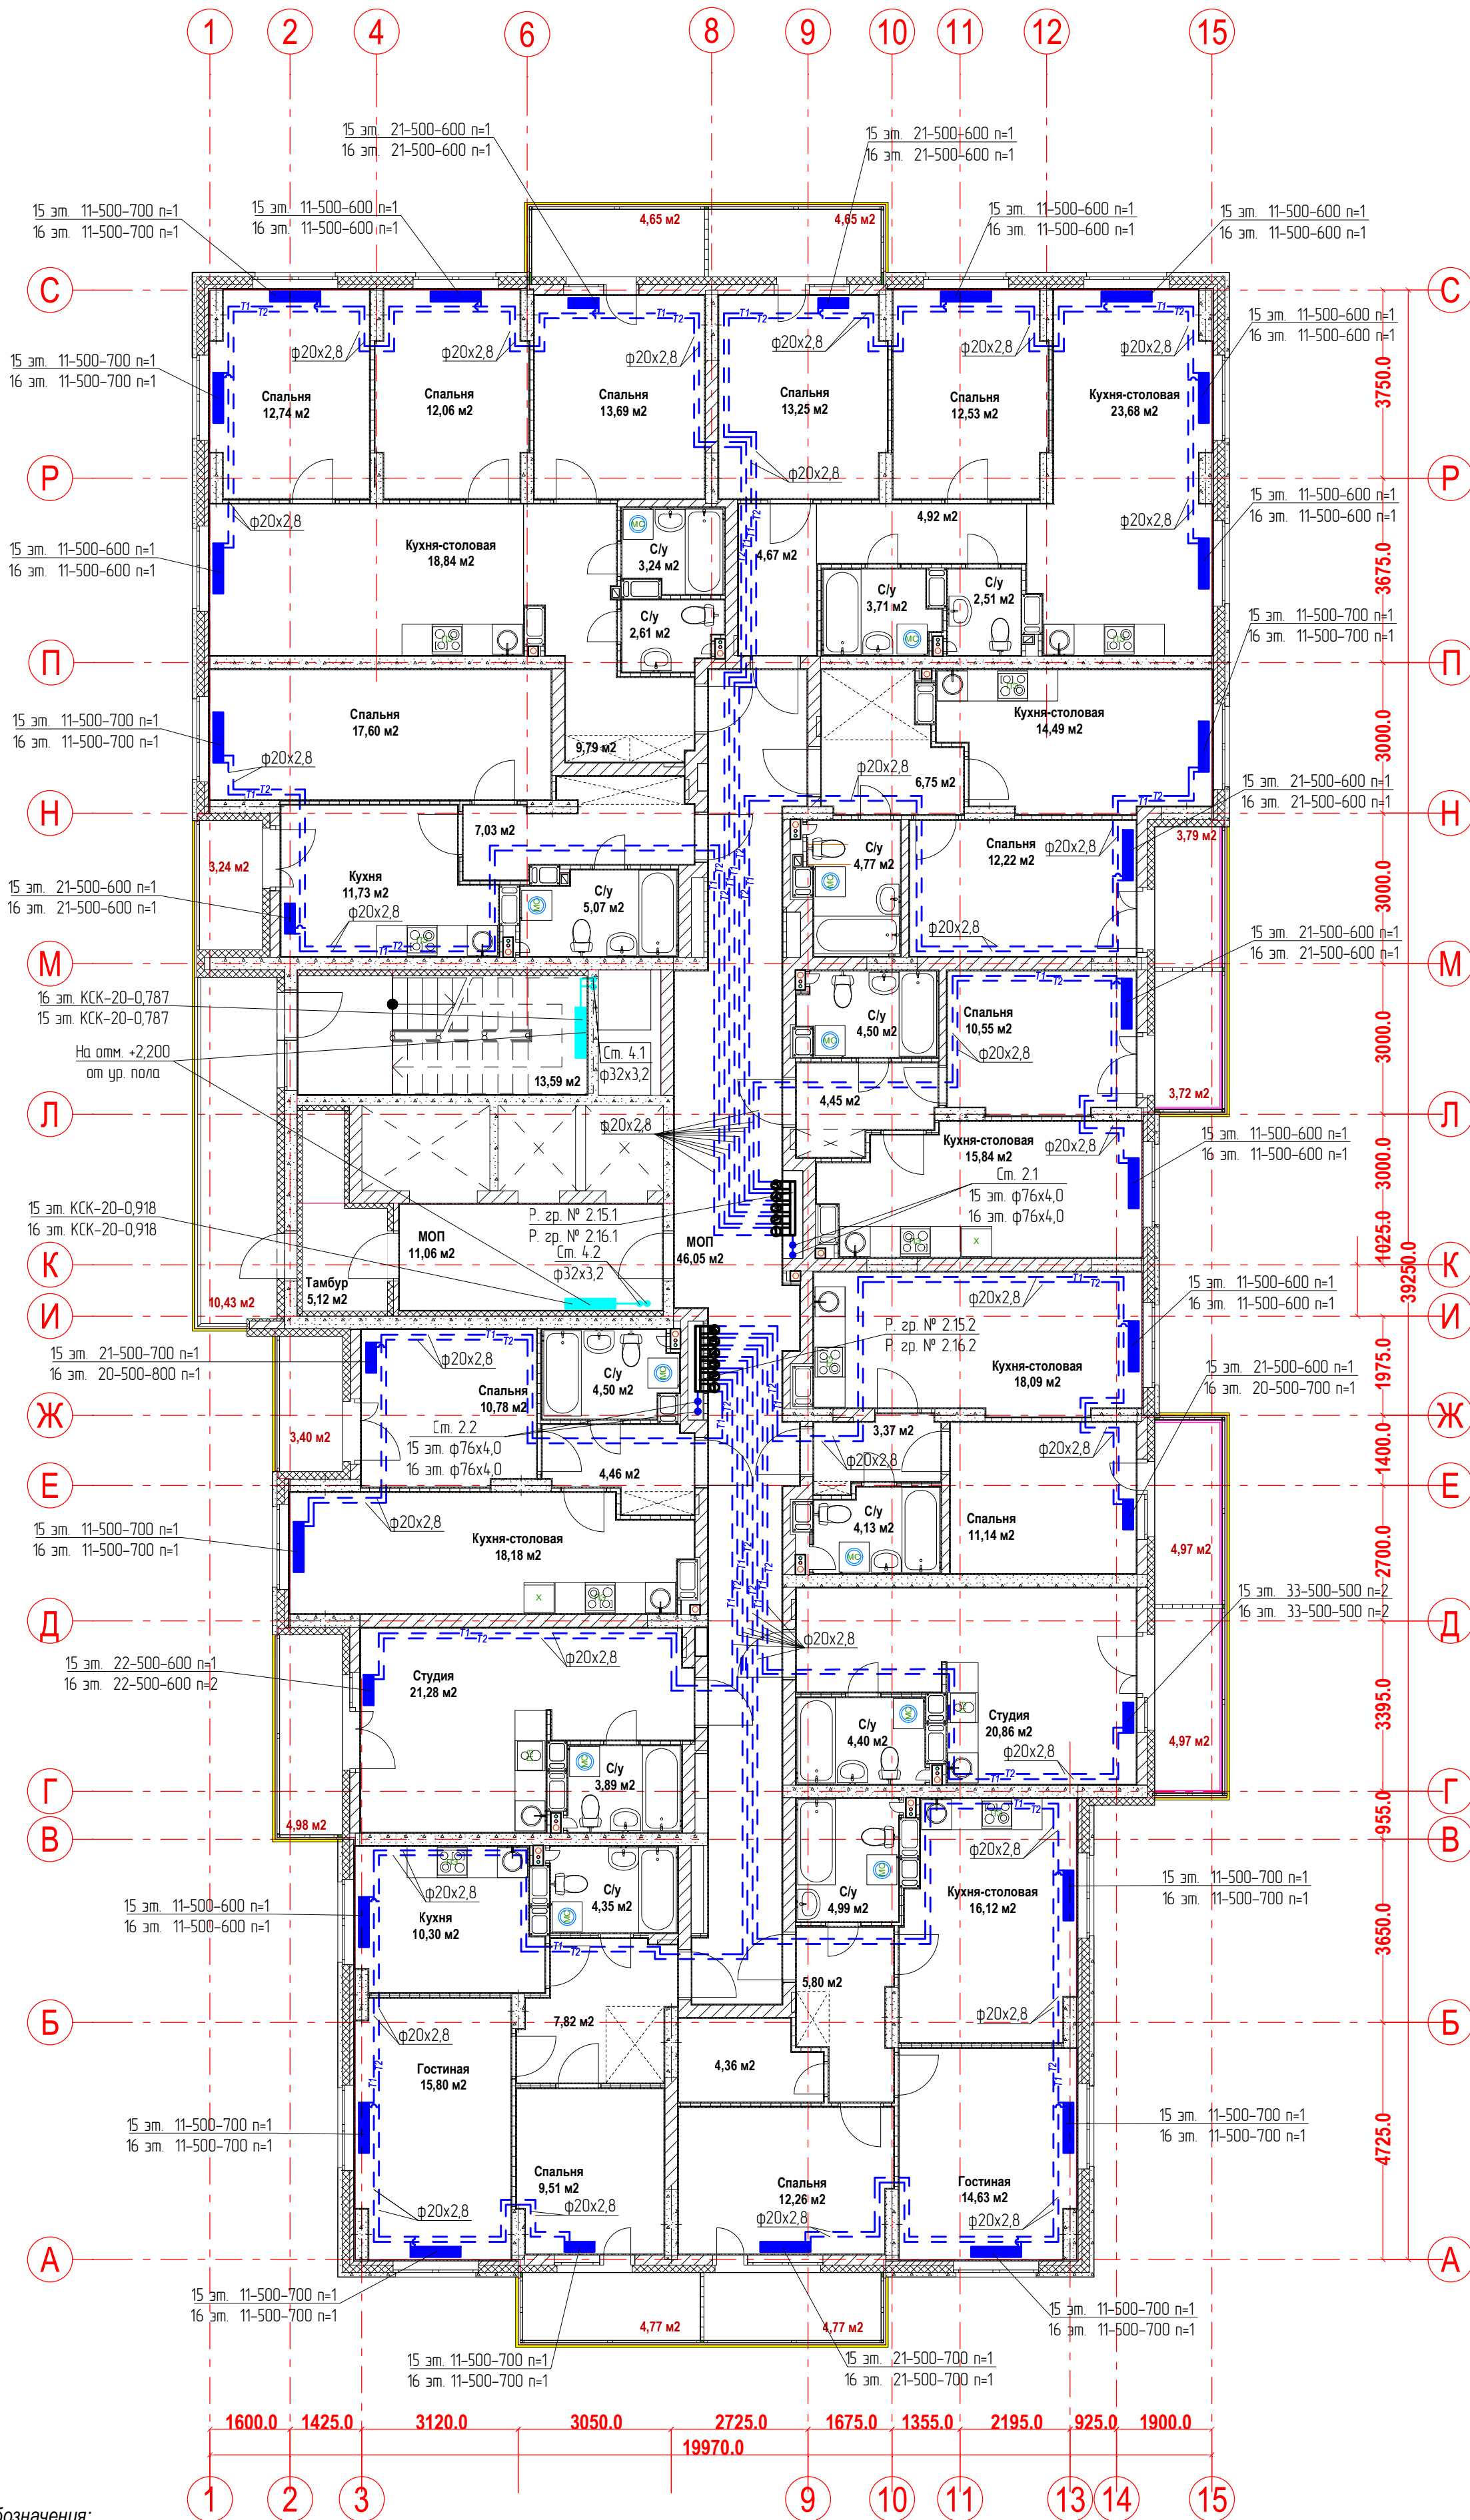

Условные обозначения:

Т1 - подающий трубопровод системы отопления.
Т2 - обратный трубопровод системы отопления.

Распределительная
гребка № 1.2.1


порядковый номер гребенки
номер этажа
номер системы

Примечание:

1. Перехлест Т1 и Т2 выполнить в нише над уровнем пола у распределительной гребенки
2. При монтаже систем отопления допускается смещение трубопроводов.
3. При прокладке под перегородками предусмотреть гильзы.

21-24/08-2020 - ОВ					
23-этажный многоквартирный жилой дом № 21 (по генплану). Жилищный комплекс "Ангудиновский парк" в д. Анкудиновка Кстовского района Нижегородской области.					
Изм.	Коп. уч.	Лист	Недок.	Подпись	Дата
Разработал	Ваганов	Проверил	Хасянов	И. контр.	Пронихин
Отопление и вентиляция					Стadia
План 15-16-ых этажей. Отопление					Лист
					Листов
					ООО "Еврогаз" г. Н. Новгород

План 17-го этажа.
Отопление

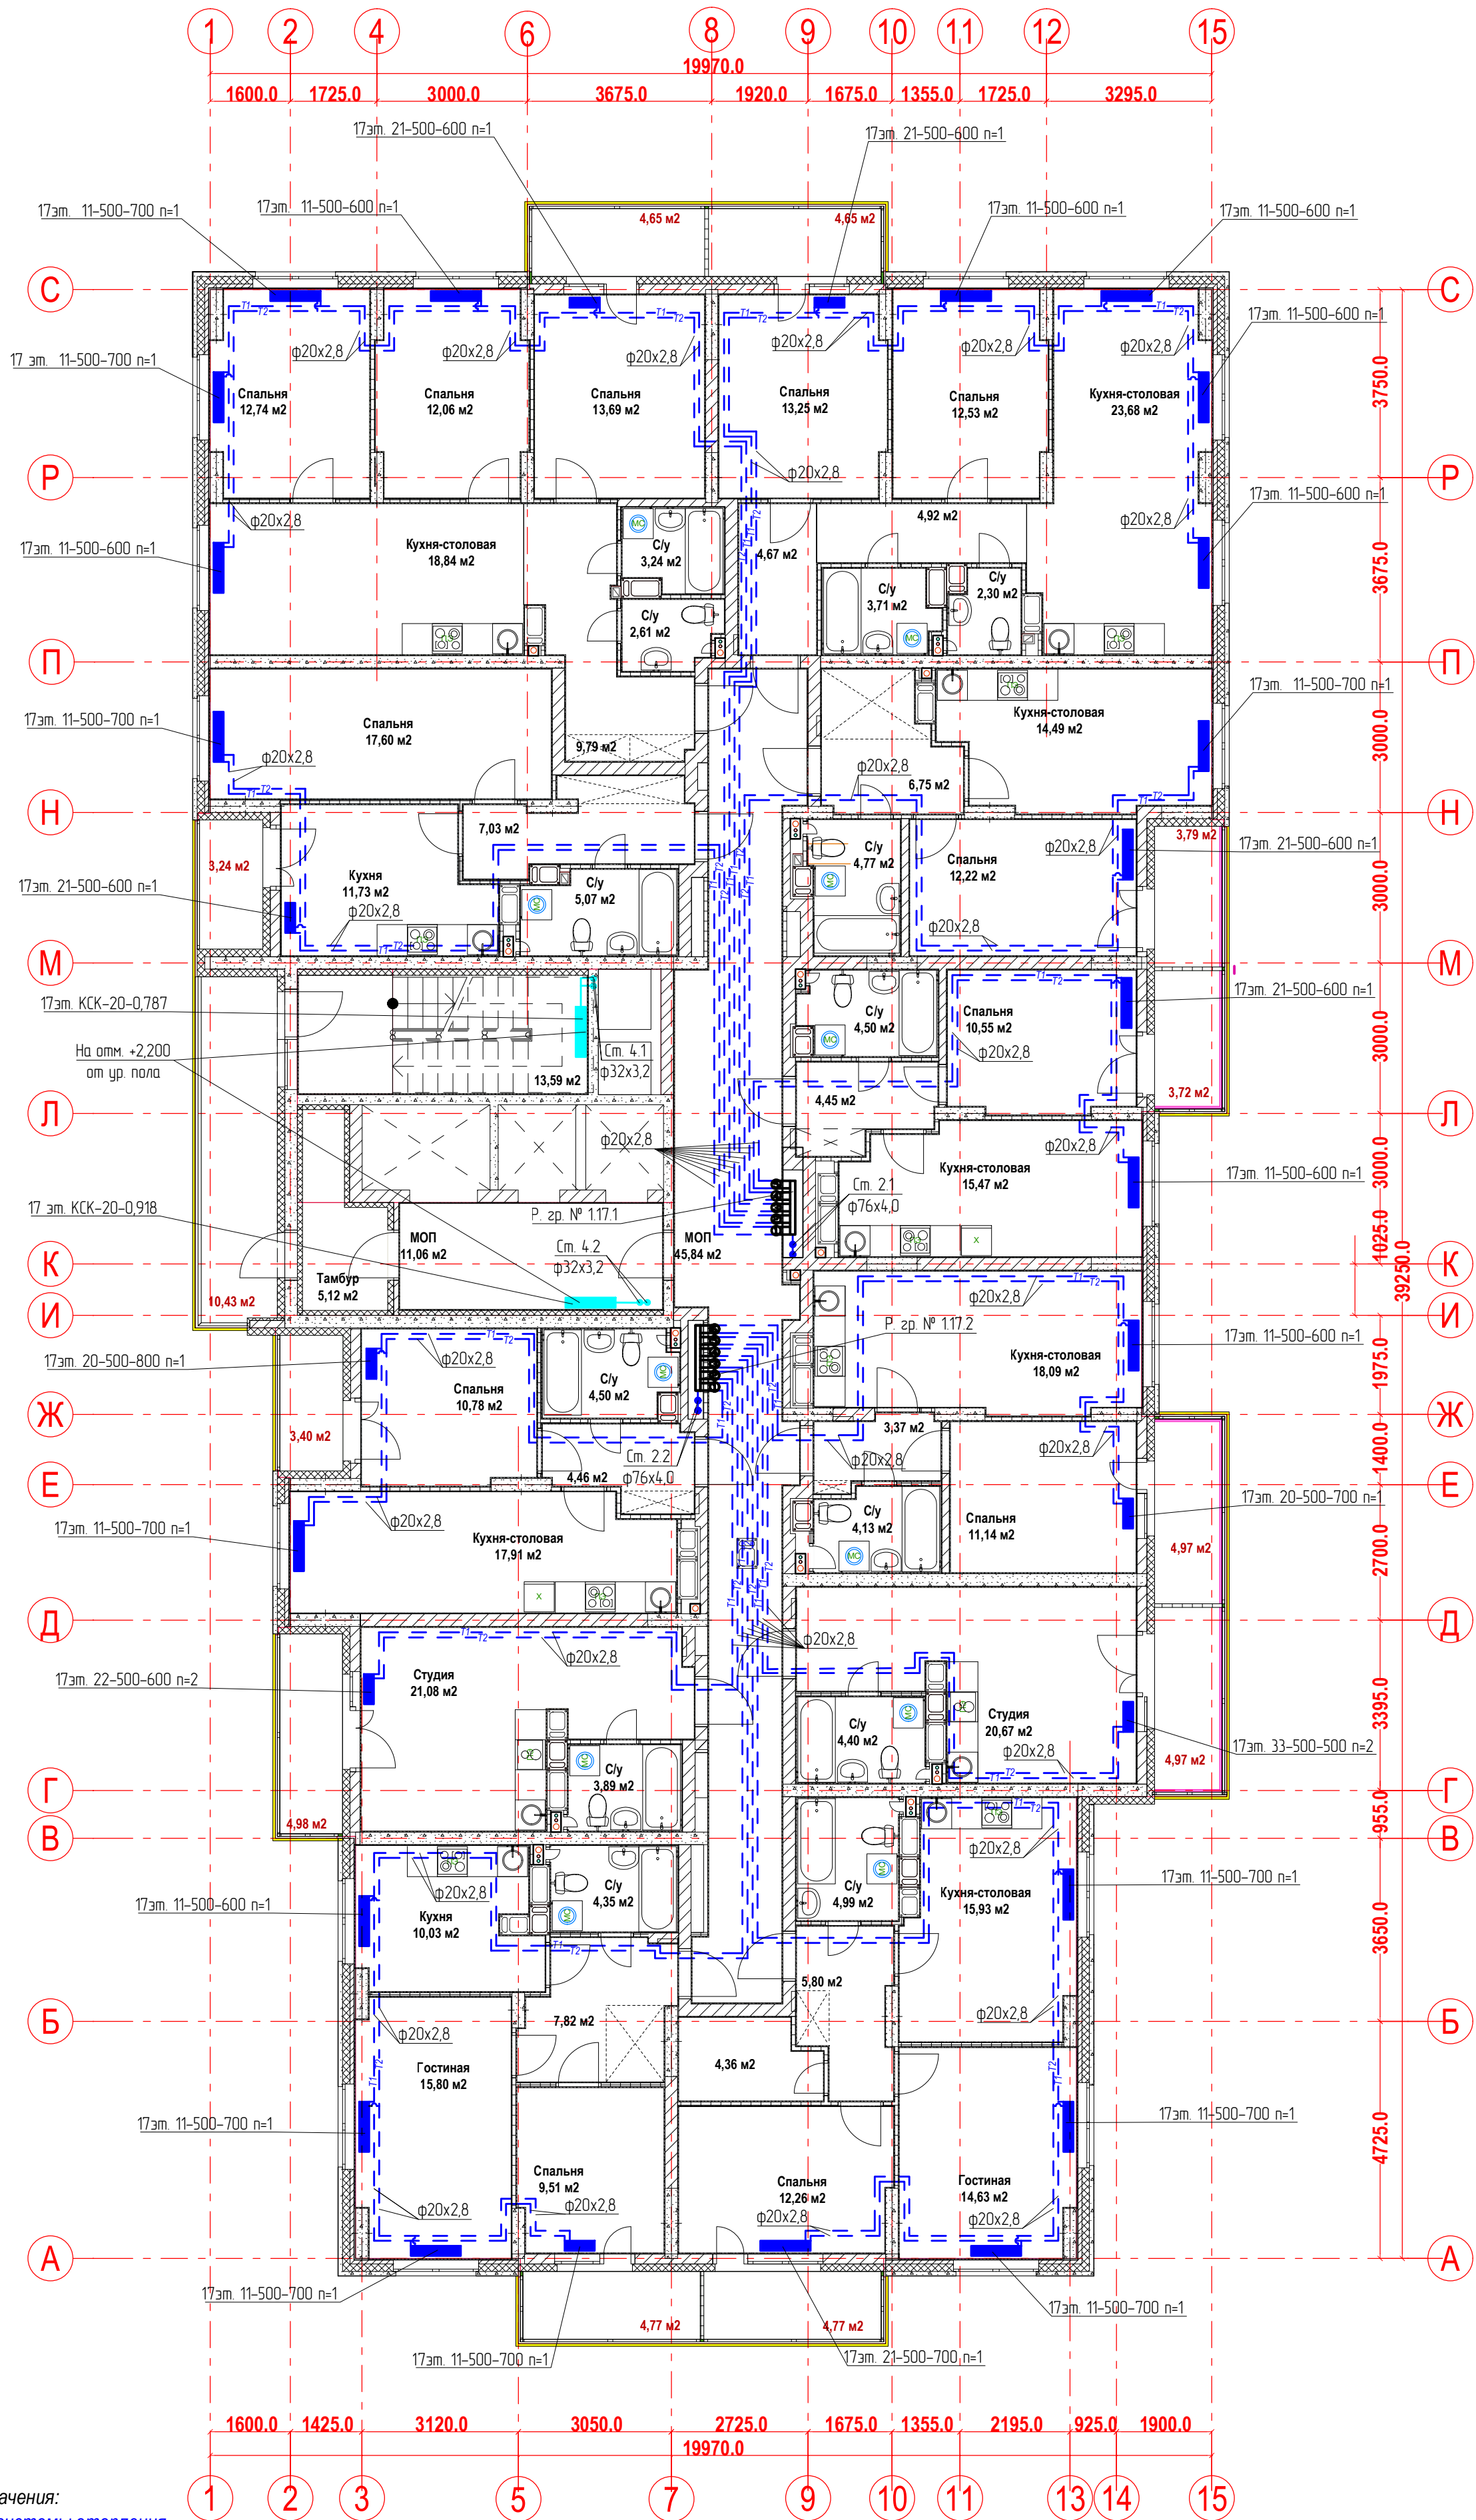


Условные обозначения:
T1 - подающий трубопровод системы отопления.
T2 - обратный трубопровод системы отопления.
Распределительная гребка № 1.2.1
порядковый номер гребенки
номер этажа
номер системы

Примечание:
1. Перехлест T1 и T2 выполнить в нише над уровнем пола у распределительной гребенки
2. При монтаже систем отопления допускается смещение трубопроводов.
3. При прокладке под перегородками предусмотреть гильзы.

21-24/08-2020 - ОВ					
23-этажный многоквартирный жилой дом № 21 (по генплану). Жилищный комплекс "Анкудиновский парк" в д. Анкудиновка Кстовского района Нижегородской области.					
Изм.	Коп. уч.	Лист	Недок.	Подпись	Дата
Разработал	Ваганов	138			
Проверил	Хасянов	139			
Н. контр.	Пронихин	140			
Отопление и вентиляция				Стадия	Лист
				Р	10
План 17-го этажа. Отопление				ООО "Еврогаз" г. Н. Новгород	

План 18-20-ых этажей.
Отопление

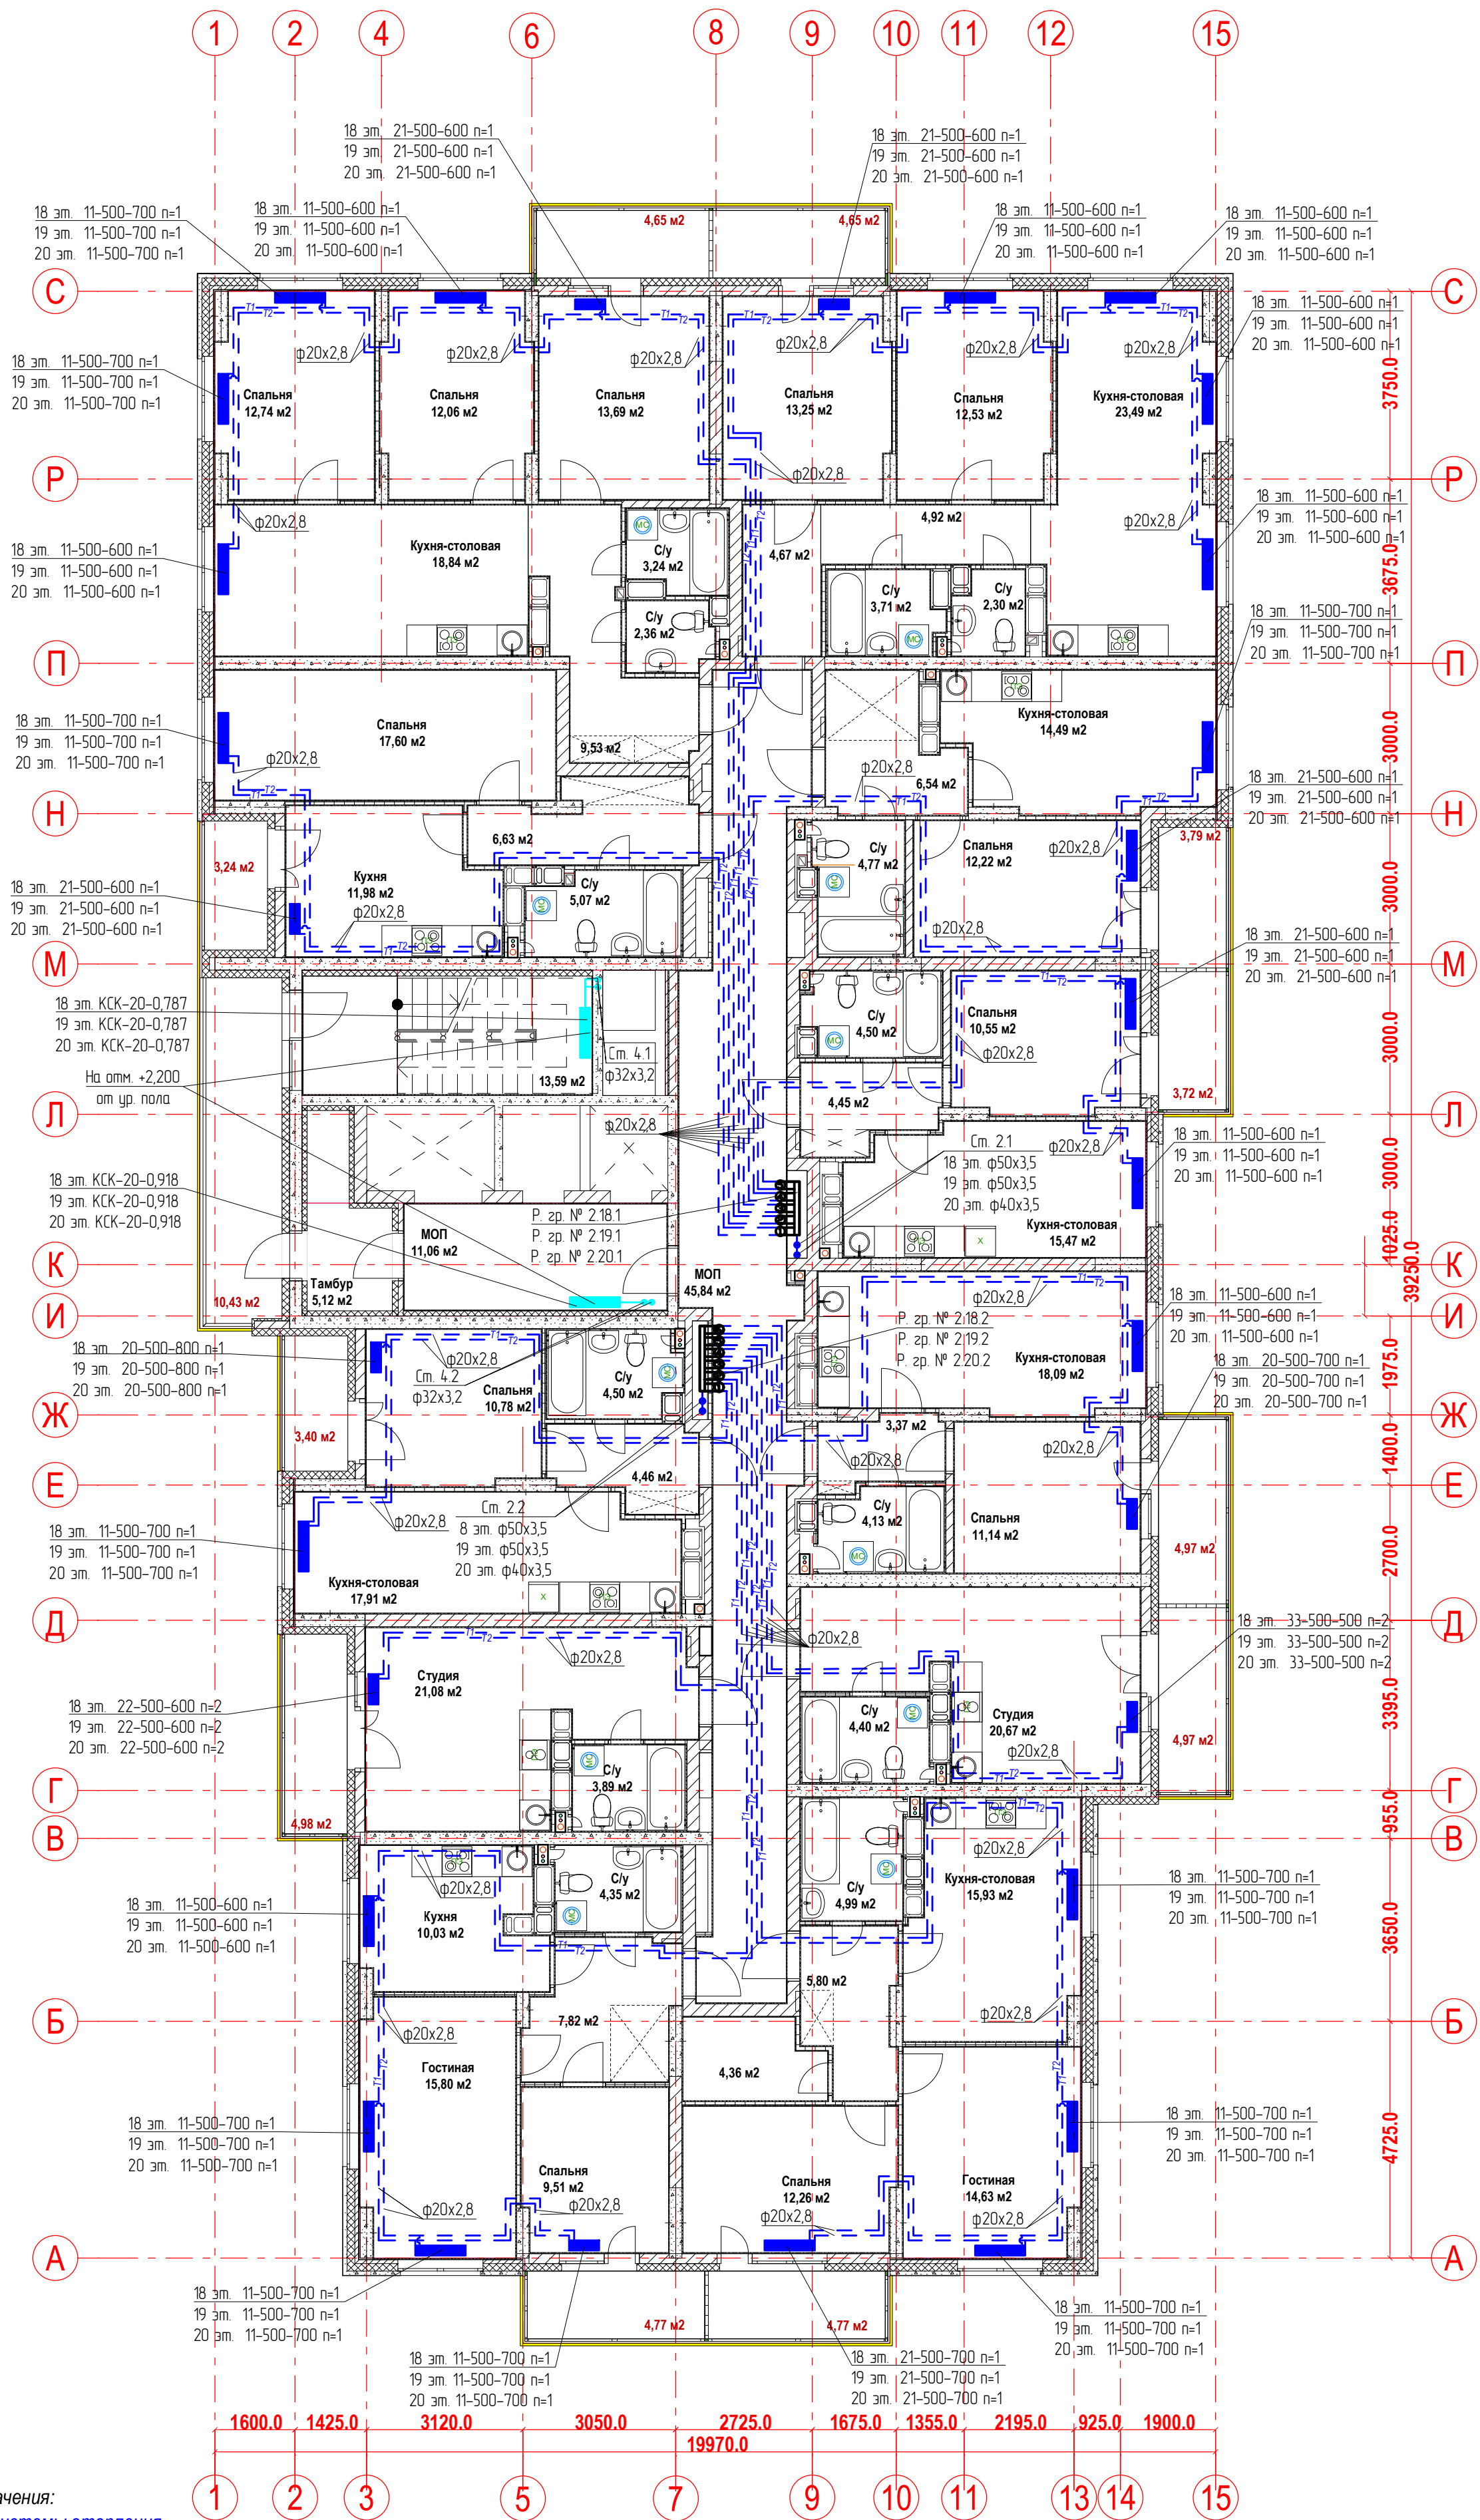

Условные обозначения:

T1 - подающий трубопровод системы отопления.
T2 - обратный трубопровод системы отопления.

Распределительная
гребка № 1.2.1

порядковый номер гребенки
номер этажа
номер системы

Примечание:

1. Перехлест T1 и T2 выполнить в нише над уровнем пола у распределительной гребенки
2. При монтаже систем отопления допускается смещение трубопроводов.
3. При прокладке под перегородками предусмотреть гильзы.

21-24/08-2020 - ОВ

23-этажный многоквартирный жилой дом № 21 (по генплану).
Жилищный комплекс "Анкудиновский парк" в д. Анкудиновка Кстовского района
Нижегородской области.

Отопление и вентиляция


Стадия Лист Листов

Р 11

План 18-20-ых этажей. Отопление

ООО "Еврогаз"
г. Н. Новгород

План 20-22-ых этажей.
Отопление

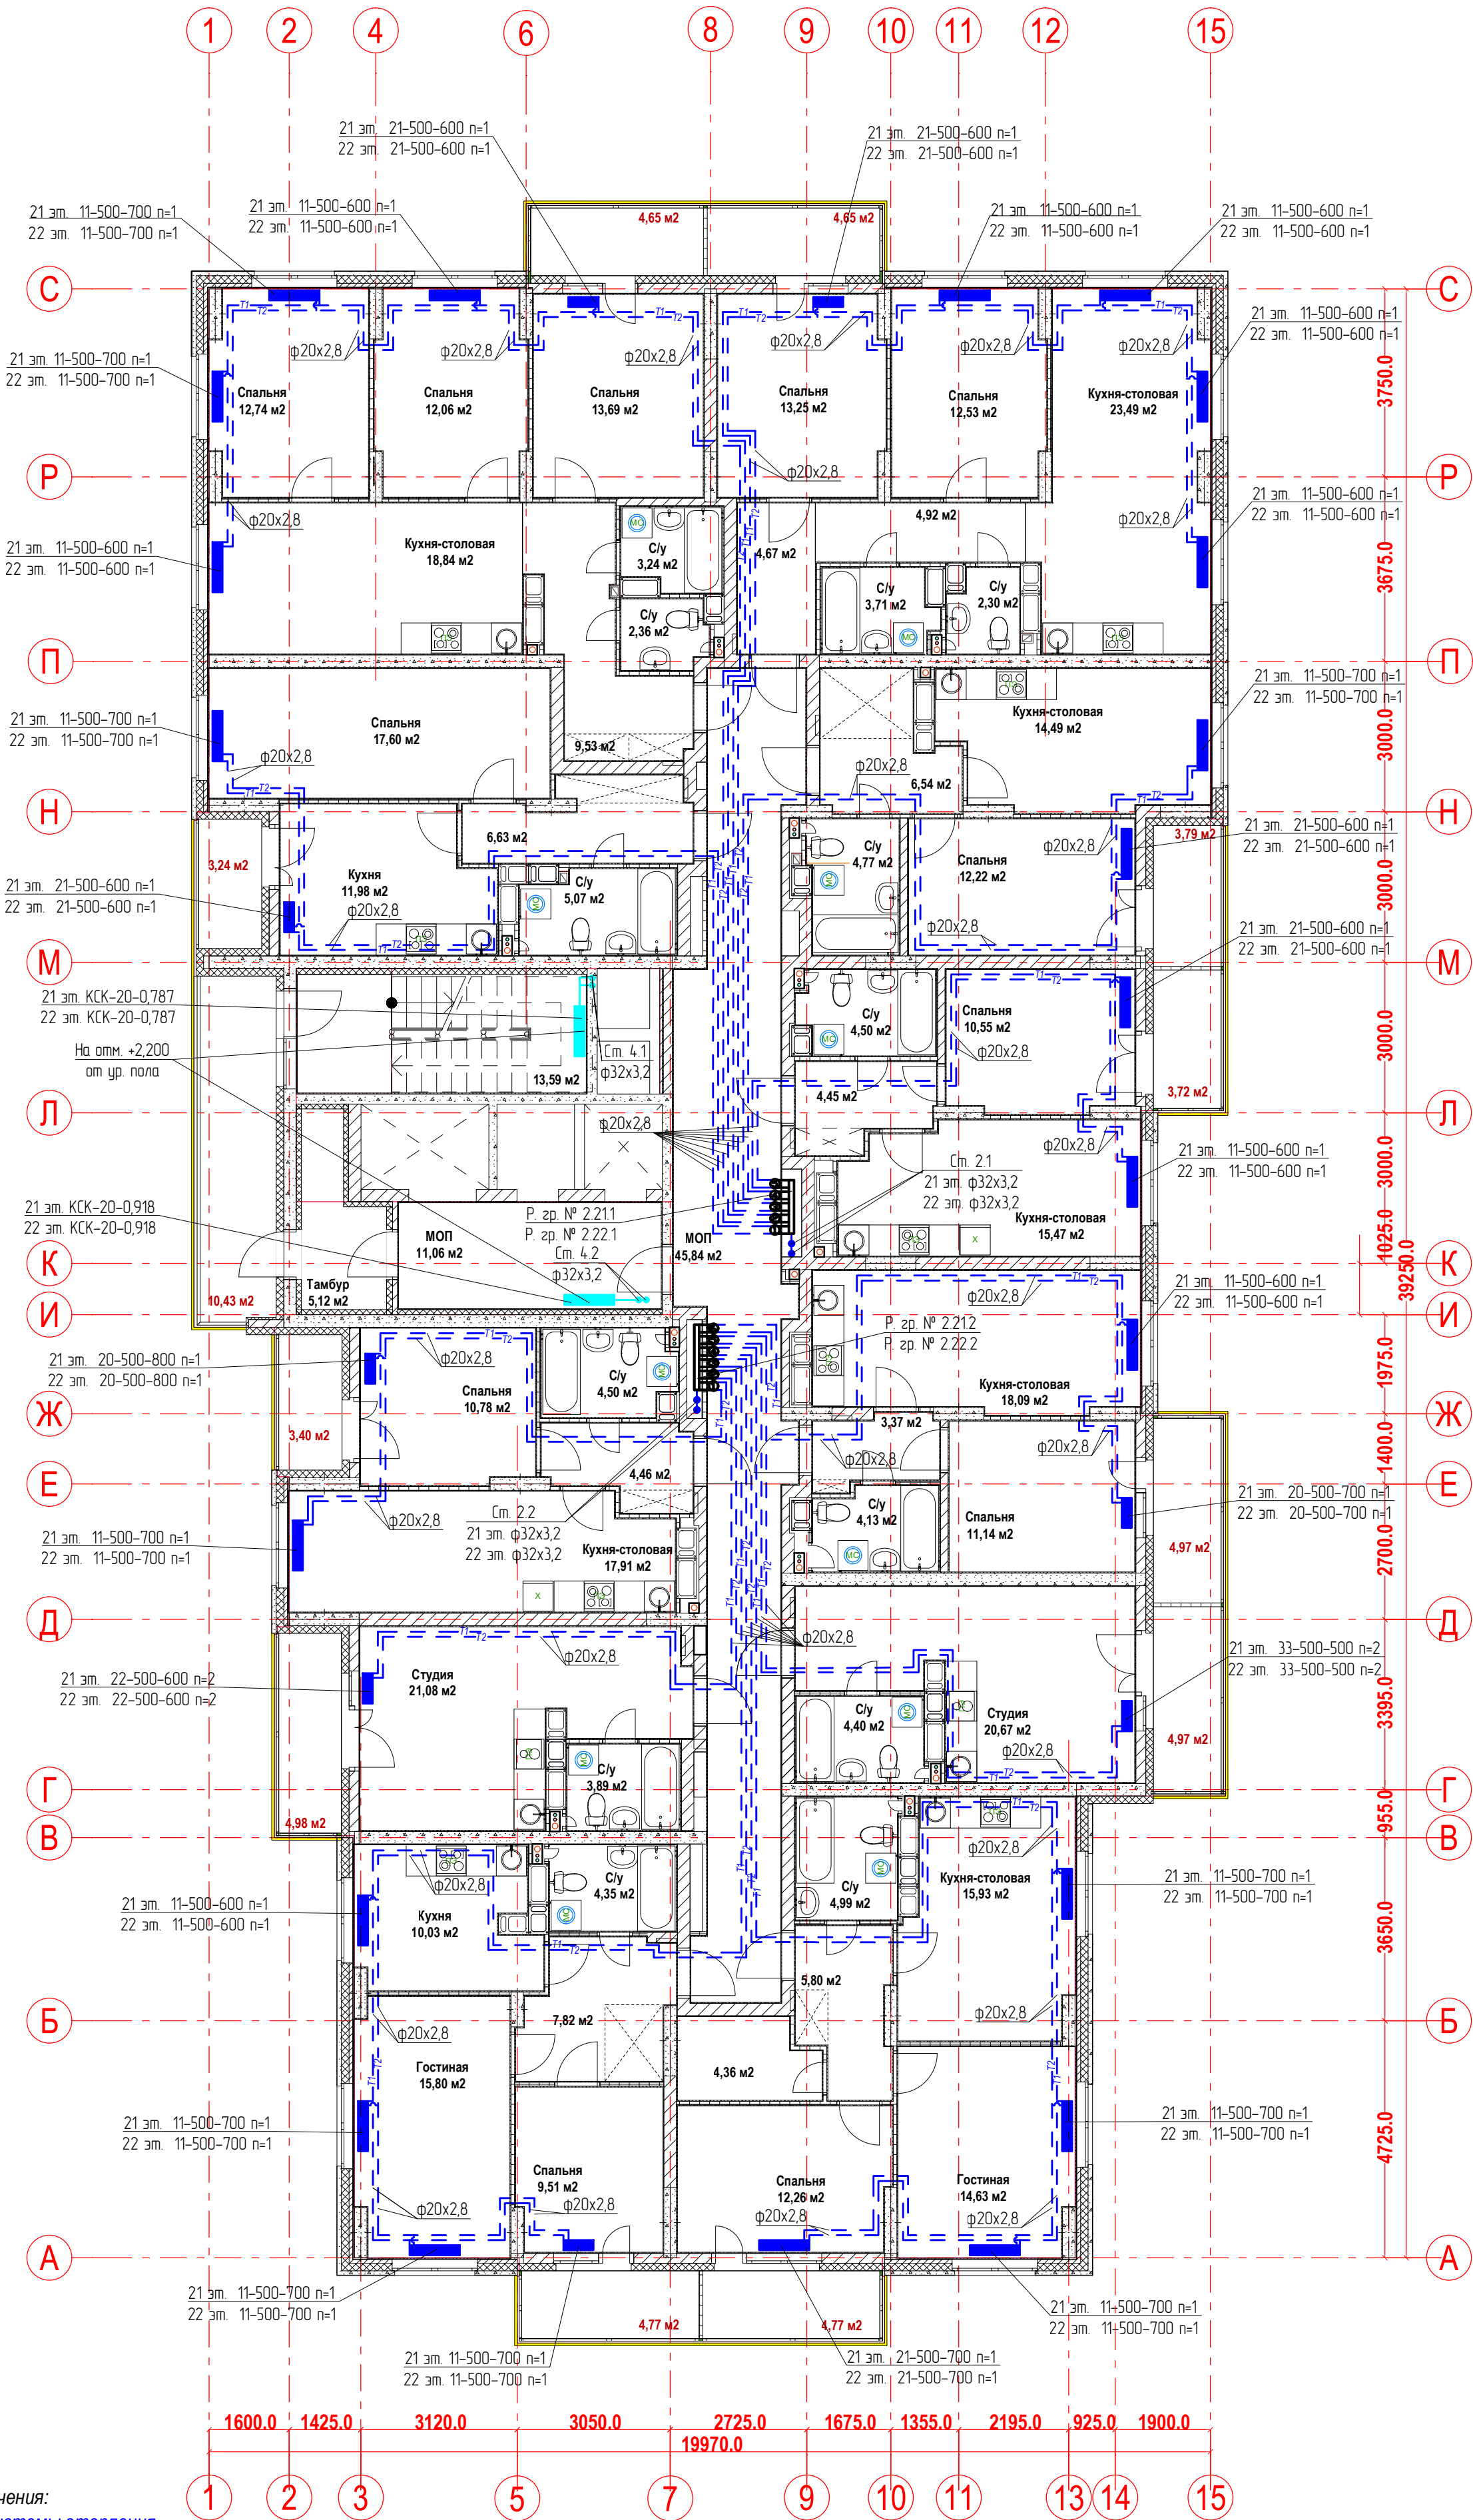


Условные обозначения:
T1 - подающий трубопровод системы отопления.
T2 - обратный трубопровод системы отопления.
Распределительная гребка № 1.2.1
порядковый номер гребенки
номер этажа
номер системы

Примечание:
1. Перехлест T1 и T2 выполнить в нише над уровнем пола у распределительной гребенки
2. При монтаже систем отопления допускается смещение трубопроводов.
3. При прокладке под перегородками предусмотреть гильзы.

					21-24/08-2020 - ОВ		
					23-этажный многоквартирный жилой дом № 21 (по генплану). Жилищный комплекс "Анкудиновский парк" в д. Анкудиновка Кстовского района Нижегородской области.		
Изм.	Коп. уч.	Лист	Недок.	Подпись	Отопление и вентиляция	Стадия	Лист
Разработал	Васанов	Васанов	Васанов	Васанов		Р	12
Проверил	Хасянов	Хасянов	Хасянов	Хасянов	План 20-22-ых этажей. Отопление	ООО "Еврогаз" г. Н. Новгород	
Н. контр.	Пронихин	Пронихин	Пронихин	Пронихин			

План 23-го этажа.
Отопление

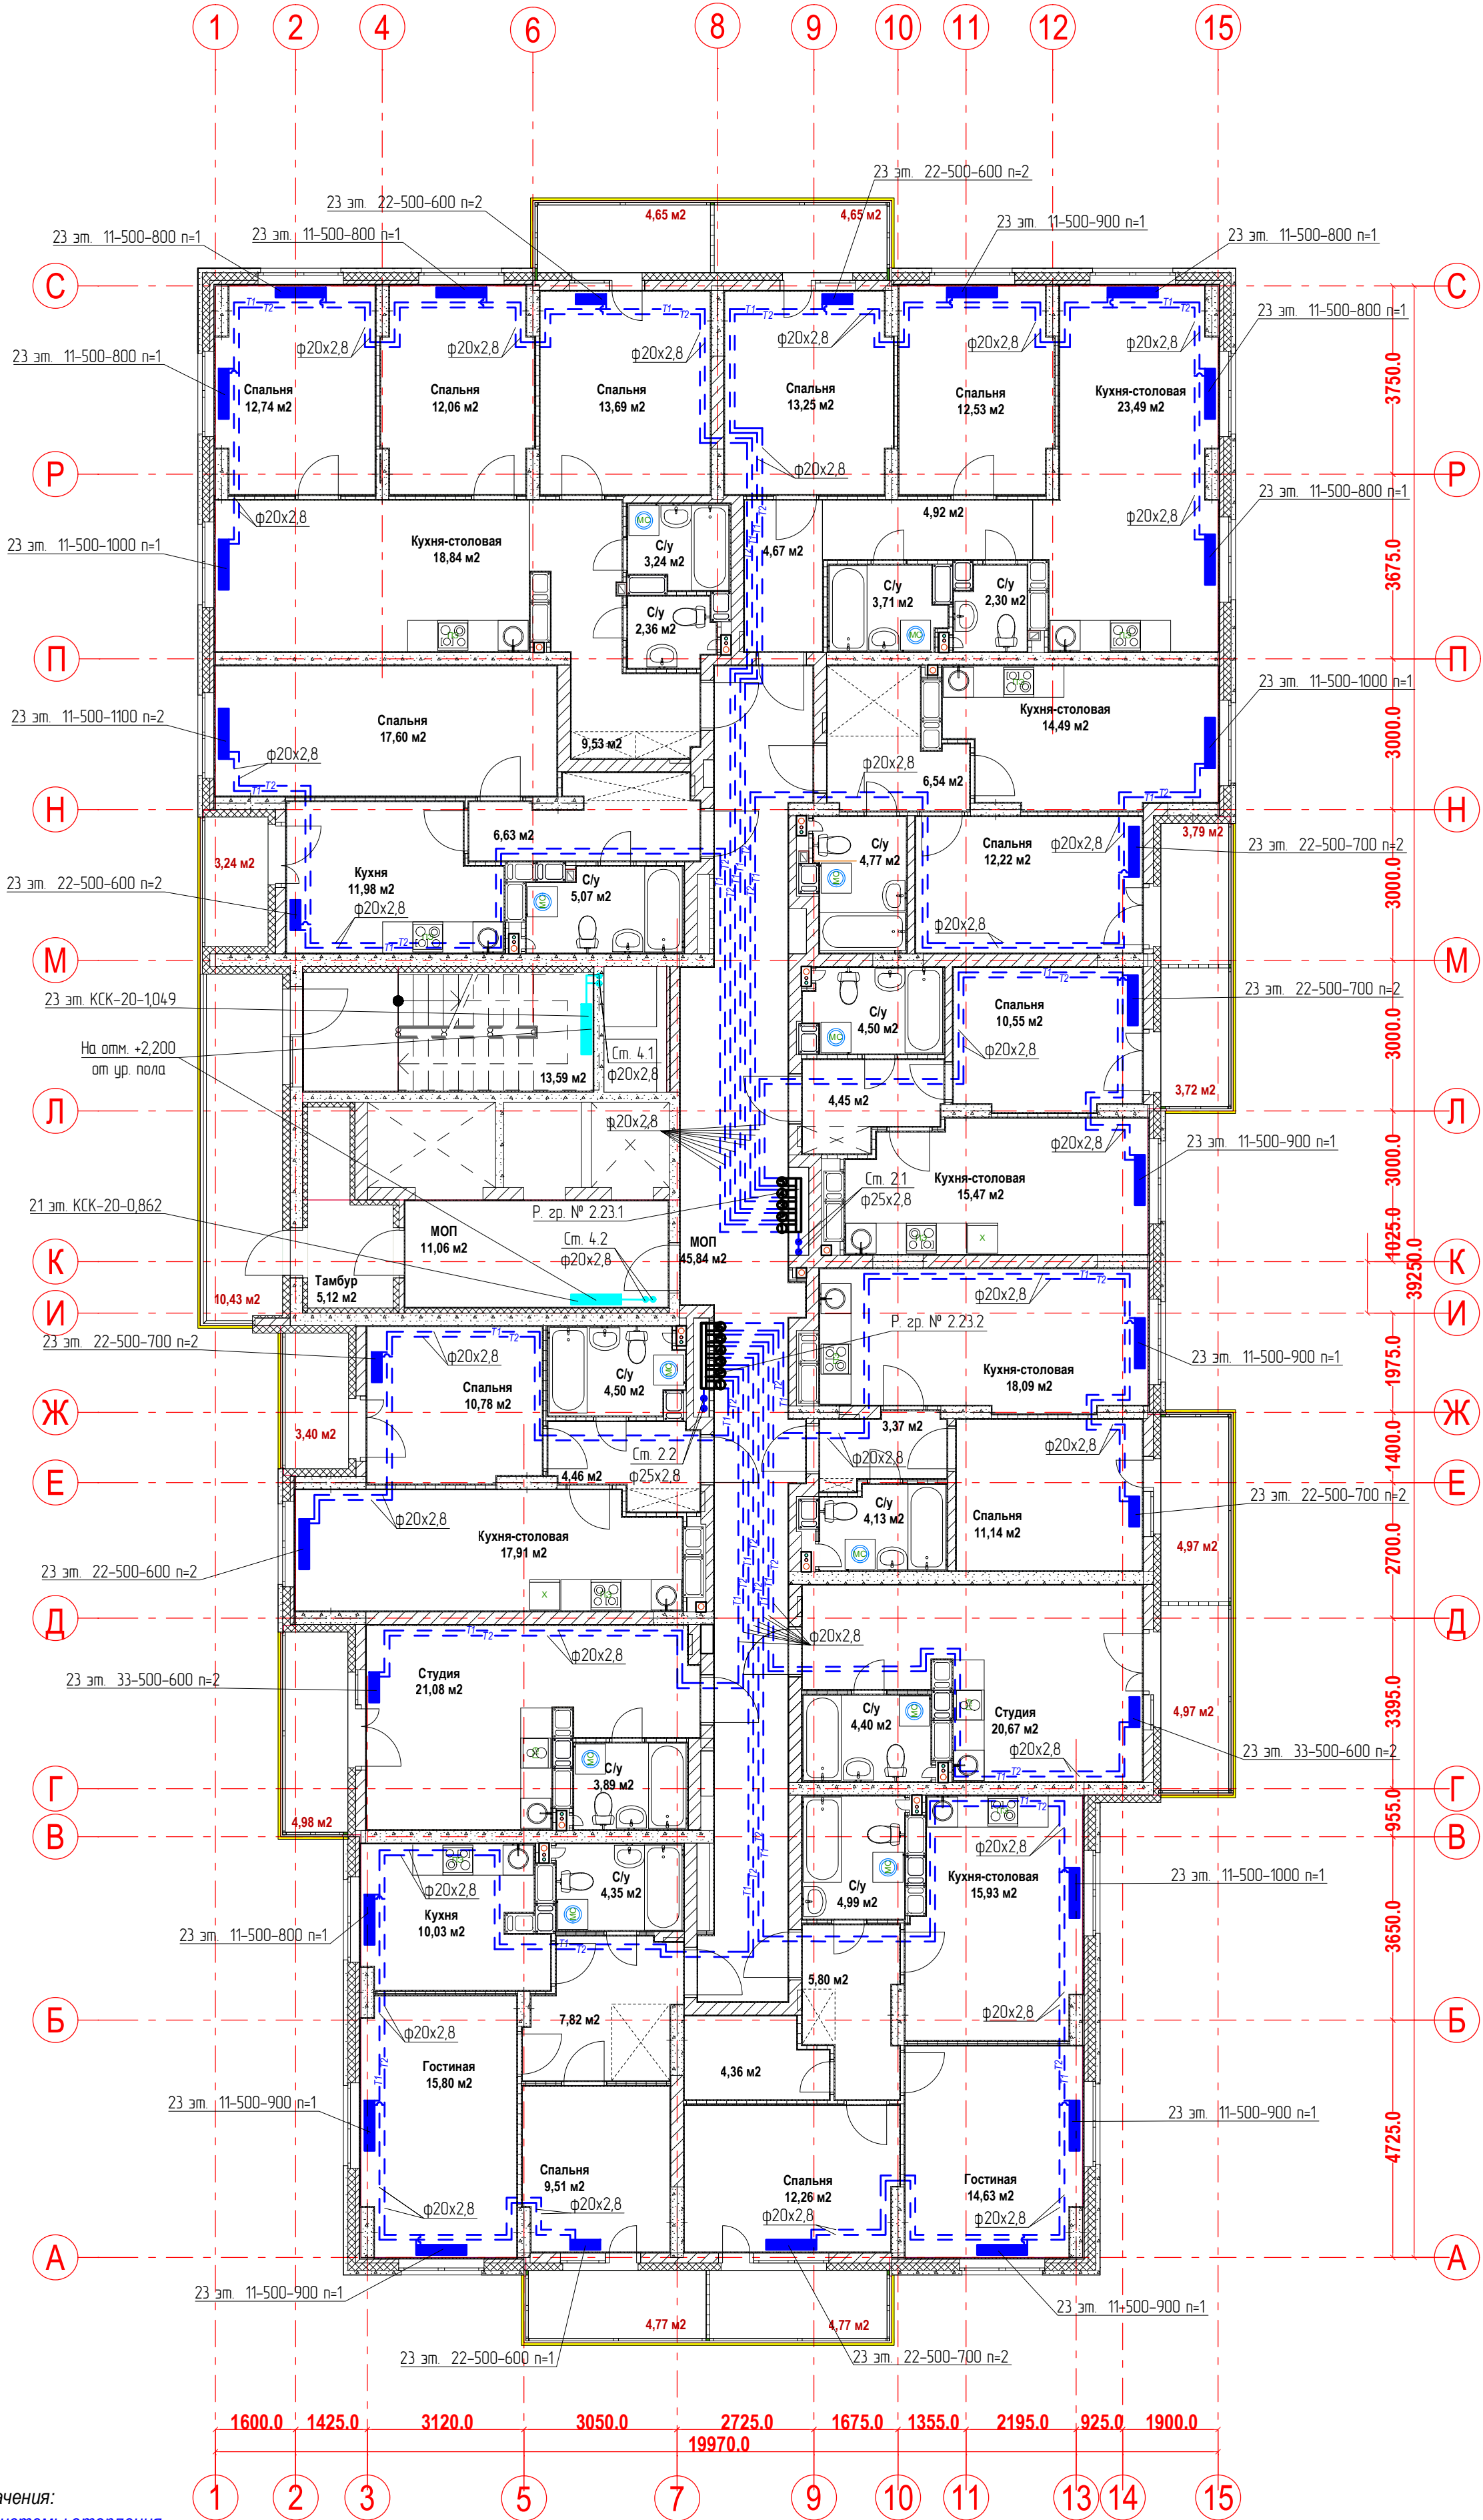

Условные обозначения:
T1 - подающий трубопровод системы отопления.
T2 - обратный трубопровод системы отопления.
Распределительная гребка № 1.2.1
порядковый номер гребенки
номер этажа
номер системы

Примечание:
1. Перехлест T1 и T2 выполнить в нише над уровнем пола у распределительной гребенки
2. При монтаже систем отопления допускается смещение трубопроводов.
3. При прокладке под перегородками предусмотреть гильзы.

					21-24/08-2020 - ОВ		
					23-этажный многоквартирный жилой дом № 21 (по генплану). Жилищный комплекс "Анкудиновский парк" в д. Анкудиновка Кстовского района Нижегородской области.		
Изм.	Коп. уч.	Лист	Недок.	Подпись	Отопление и вентиляция	Стадия	Листов
Разработал	Ваганов			Взг		Р	13
Проверил	Хасянов			Хася	План 23-го этажа. Отопление	ООО "Еврогаз" г. Н. Новгород	
Н. контр.	Пронихин			Прн			