



План подвала.
Вентиляция

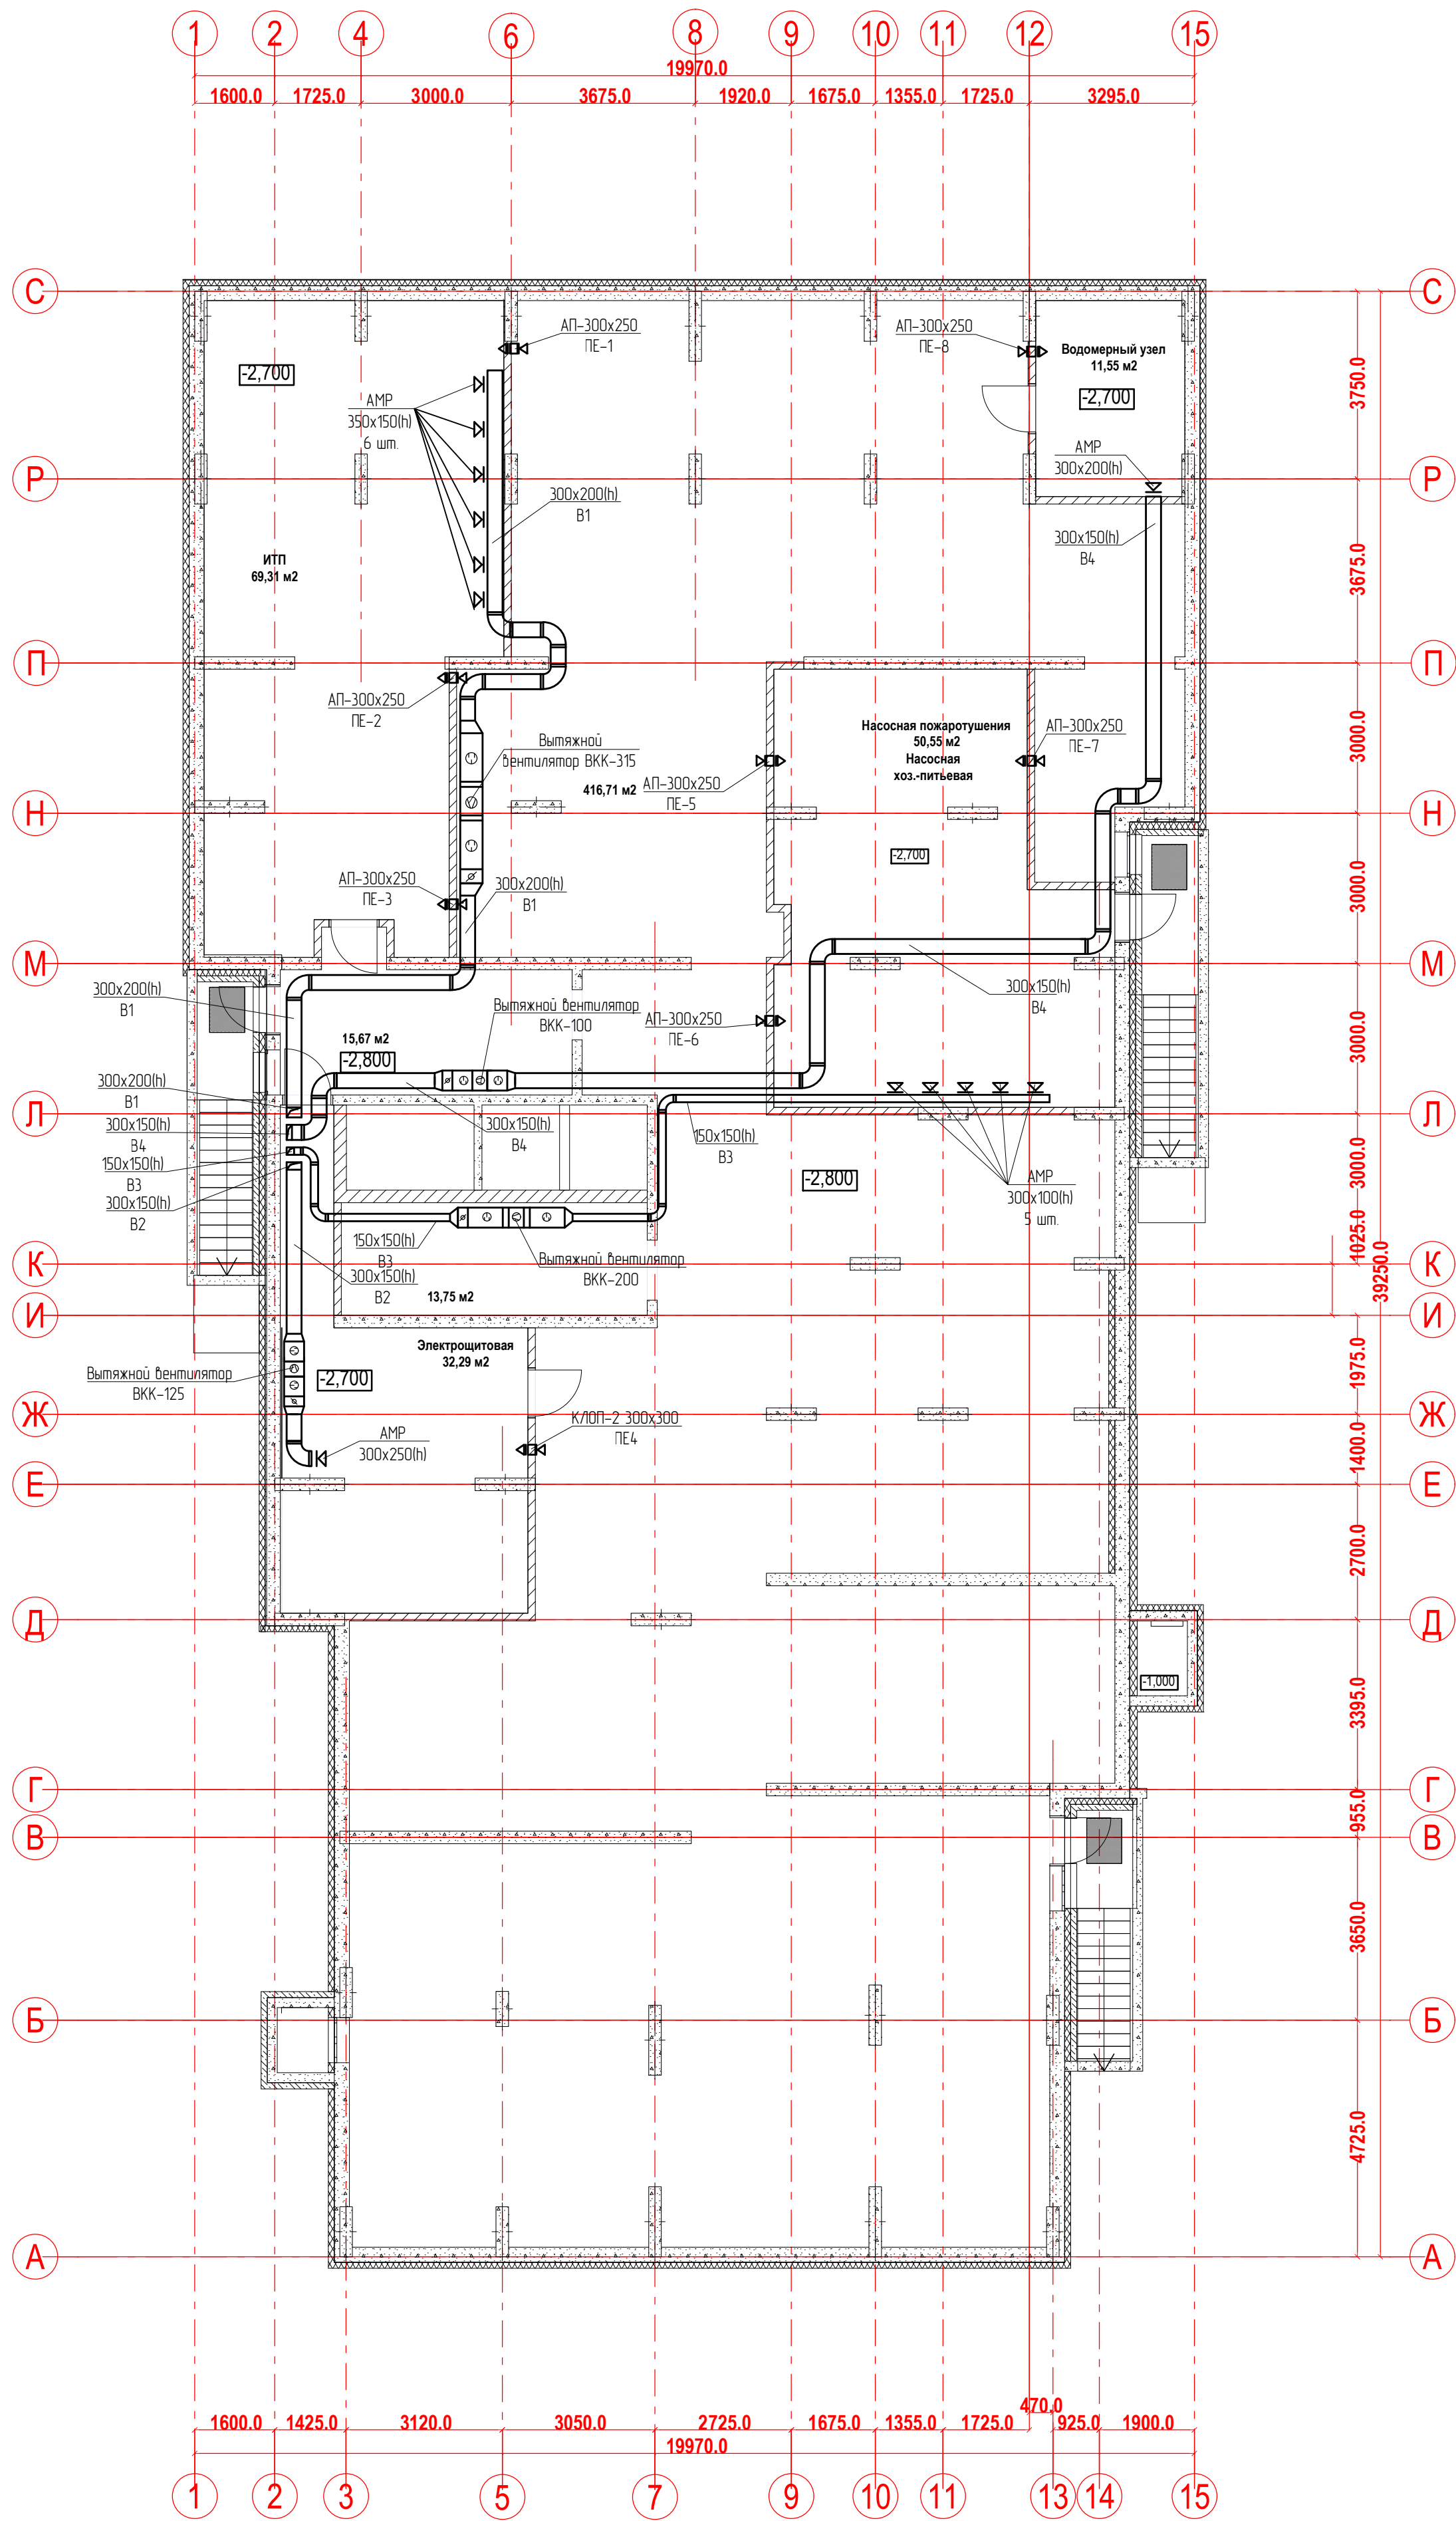

Имя, № подл.	Подпись и дата	Взам. инв. №


22-12/08-2020 - ОВ					
23-этажный многоквартирный жилой дом № 22 (по генплану). Жилищный комплекс "Анкудиновский парк" в д. Анкудиновка Кстовского района Нижегородской области.					
Изм.	Кол. уч.	Лист	Недоп.	Подпись	Дата
Разработал	Ваганов			Ваганов	
Проверил	Хасянов			Хасянов	
Н. контр.	Пронихин			Пронихин	
Отопление и вентиляция				Стадия	Лист
				Р	14
План подвала. Вентиляция				ООО "Еврогаз" г. Н. Новгород	

План 1-го этажа.
Вентиляция

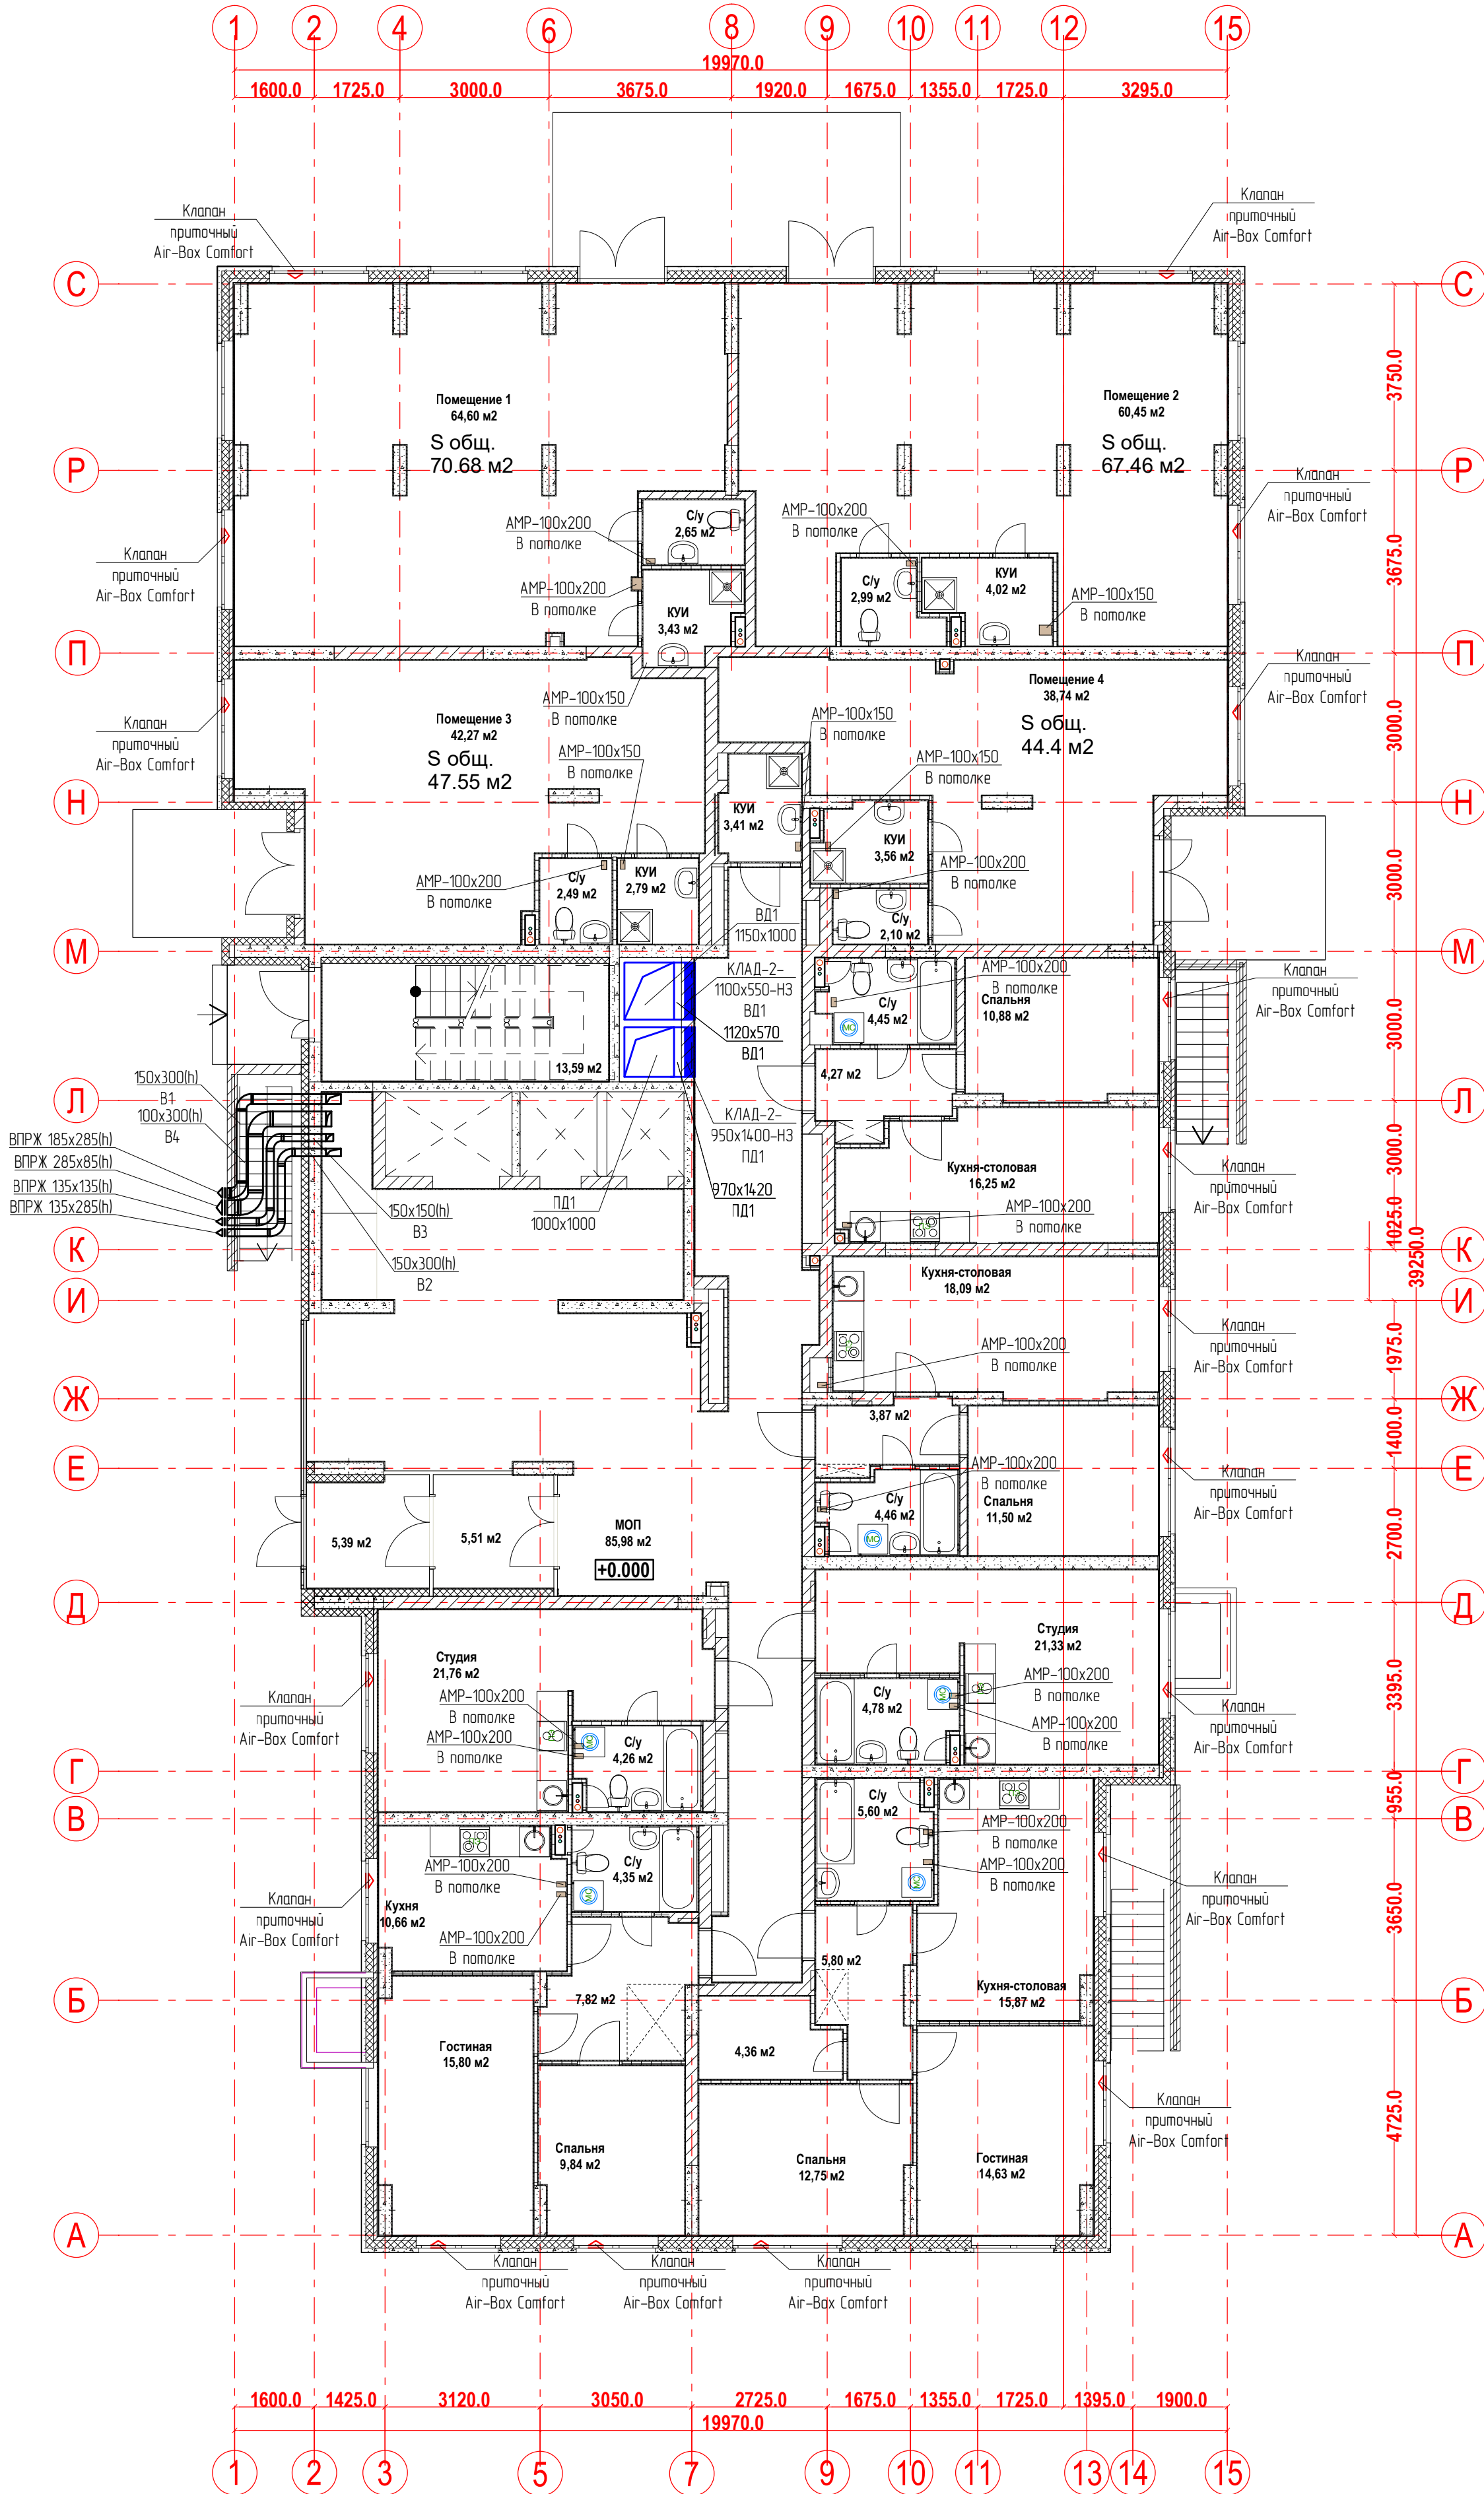

						22-12/08-2020 - ОВ			
						23-этажный многоквартирный жилой дом № 22 (по генплану). Жилищный комплекс "Анкудиновский парк" в д. Анкудиновка Кстовского района Нижегородской области.			
Изм.	Кол. уч.	Лист	Неодк.	Подпись	Дата				
Разработал	Ваганов					Отопление и вентиляция	Стадия	Лист	Листов
Проверил	Хасянов						Р	15	
Н. контр.	Пронихин					План 1-го этажа. Вентиляция	ООО "Еврогаз" г. Н. Новгород		


План 2-го этажа.
Вентиляция

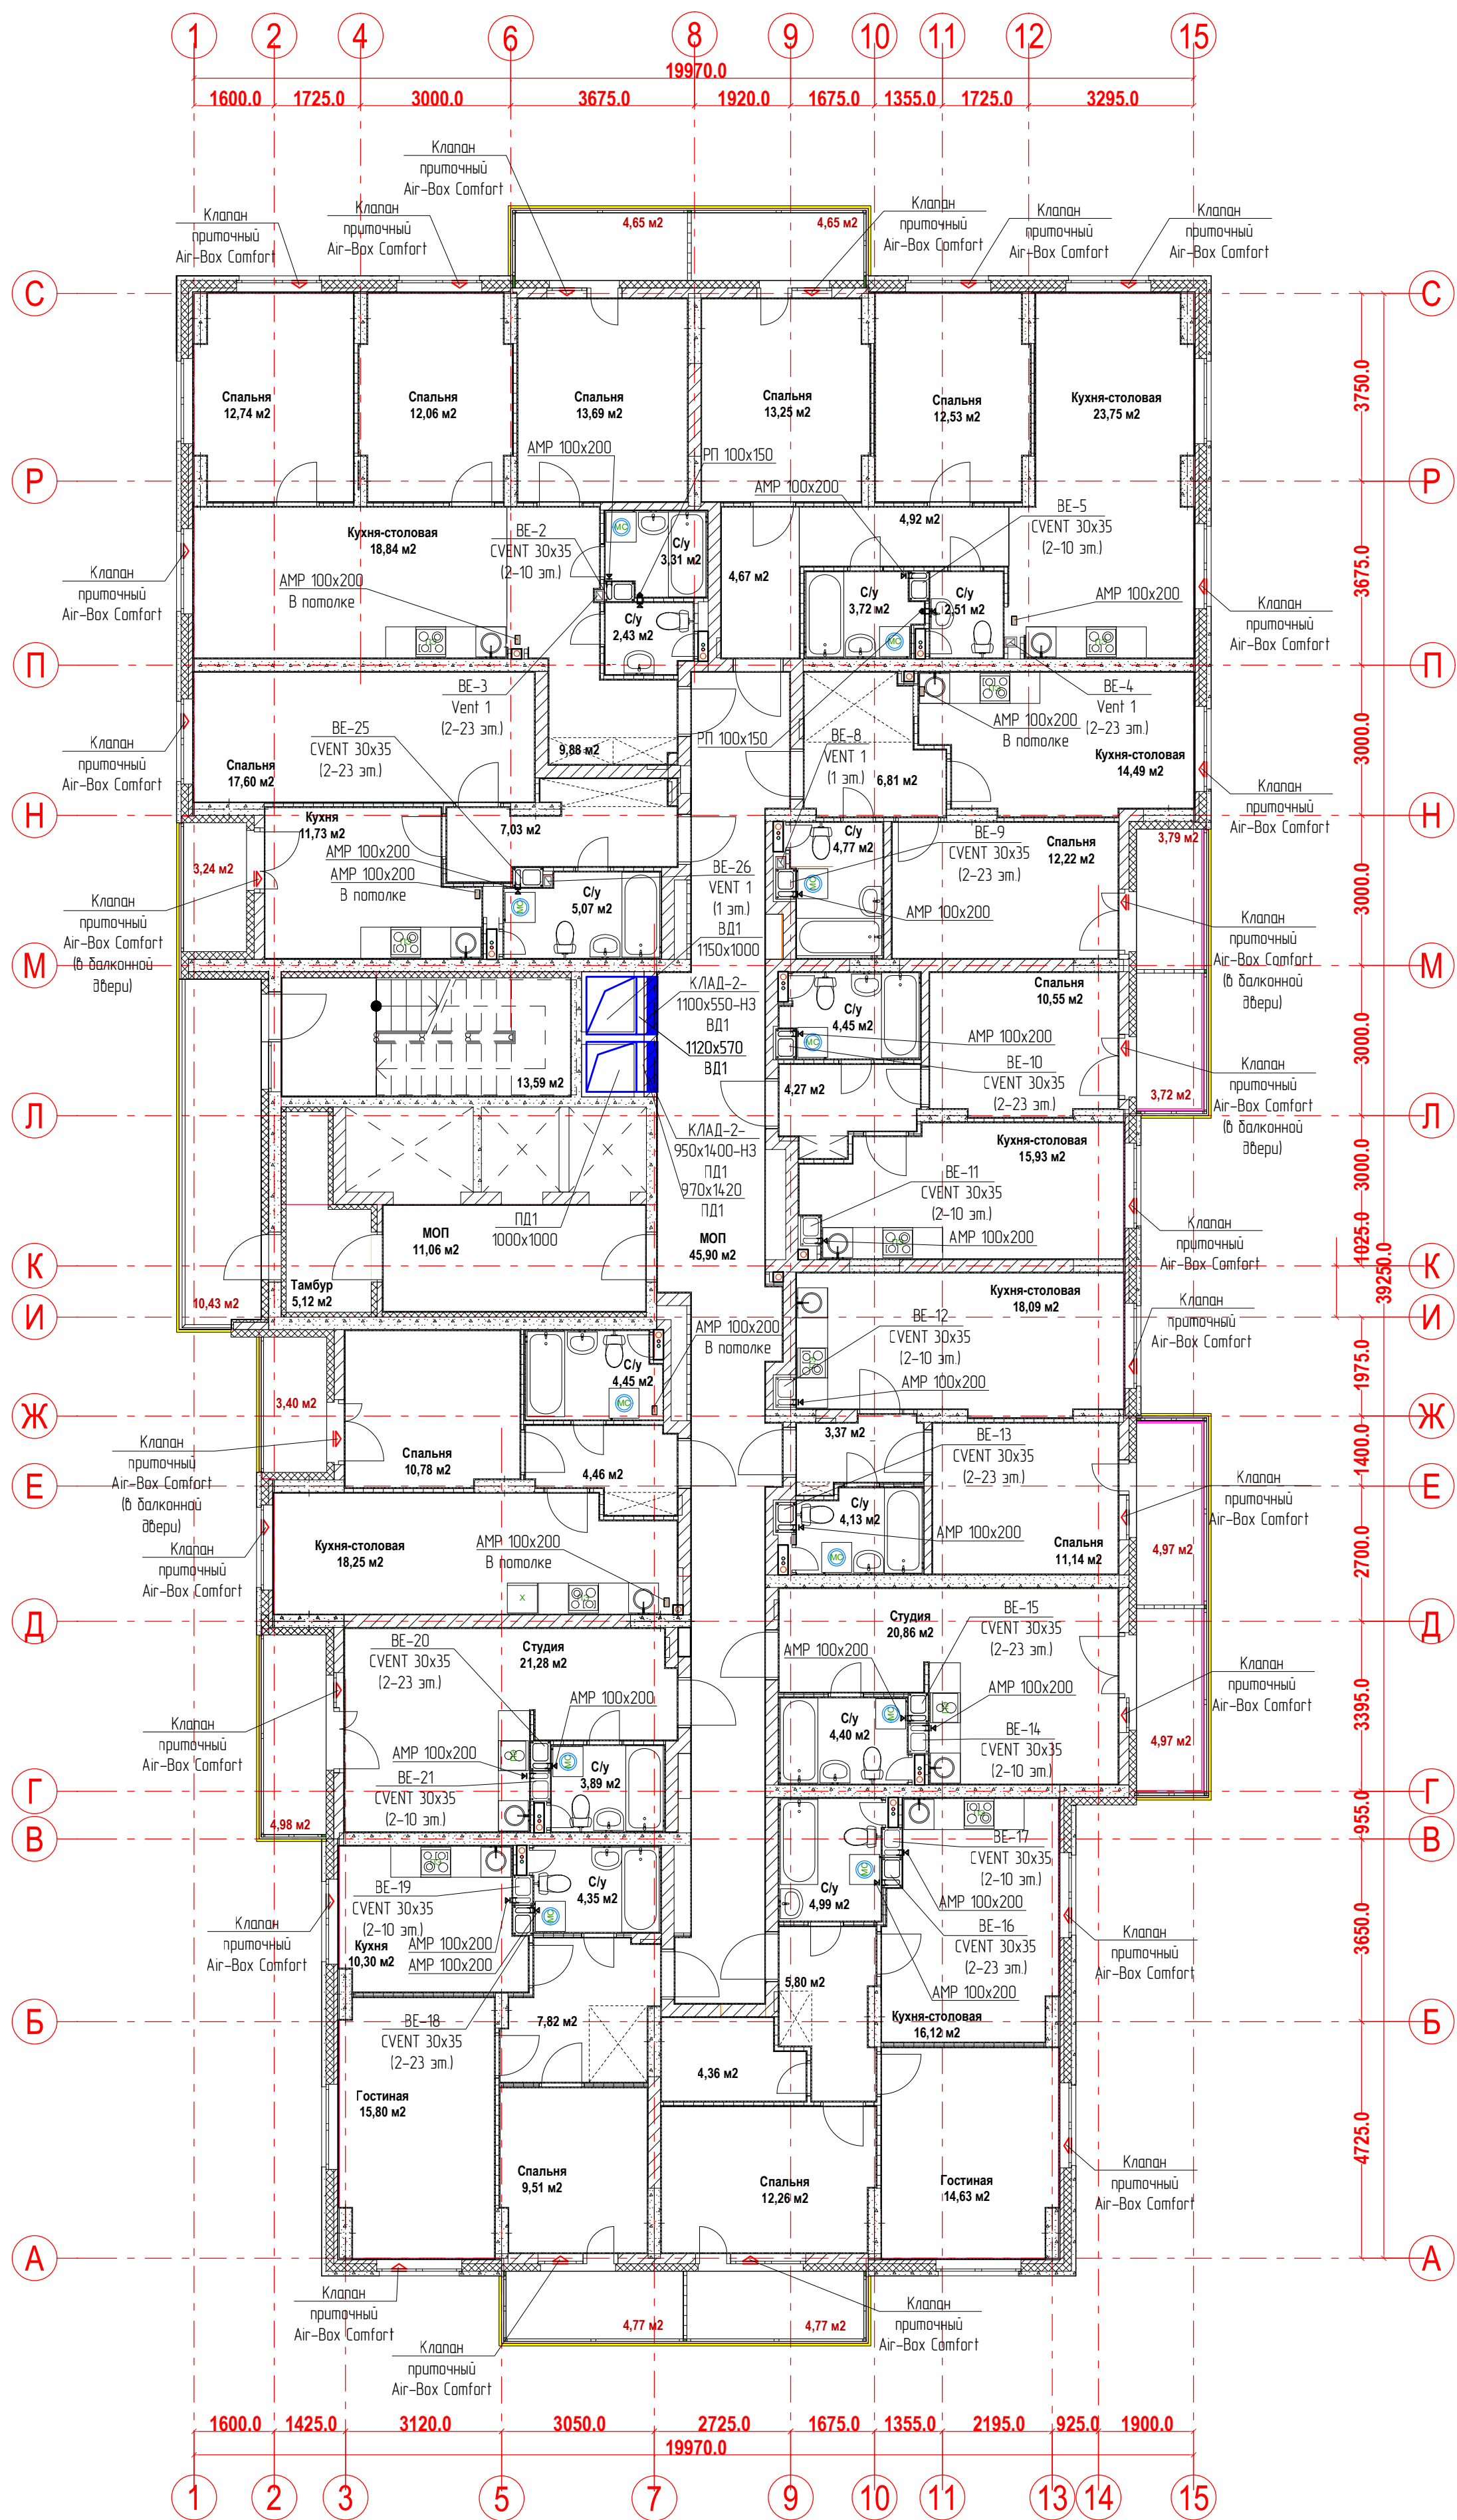

Имя, № подл.	Подпись и дата	Взам. инв. №

						22-12/08-2020 - ОВ			
						23-этажный многоквартирный жилой дом № 22 (по генплану). Жилищный комплекс "Анкудиновский парк" в д. Анкудиновка Кстовского района Нижегородской области.			
Изм.	Кол. уч	Лист	Недок.	Подпись	Дата	Отопление и вентиляция	Стадия	Лист	Листов
Разработал	Ваганов			Взг			Р	16	
Проверил	Хасянов			Хася		План 2-го этажа. Вентиляция	ООО "Еврогаз" г. Н. Новгород		
Н. контр.	Пронихин			Прнх					


План 3-10-ых этажей.
Вентиляция

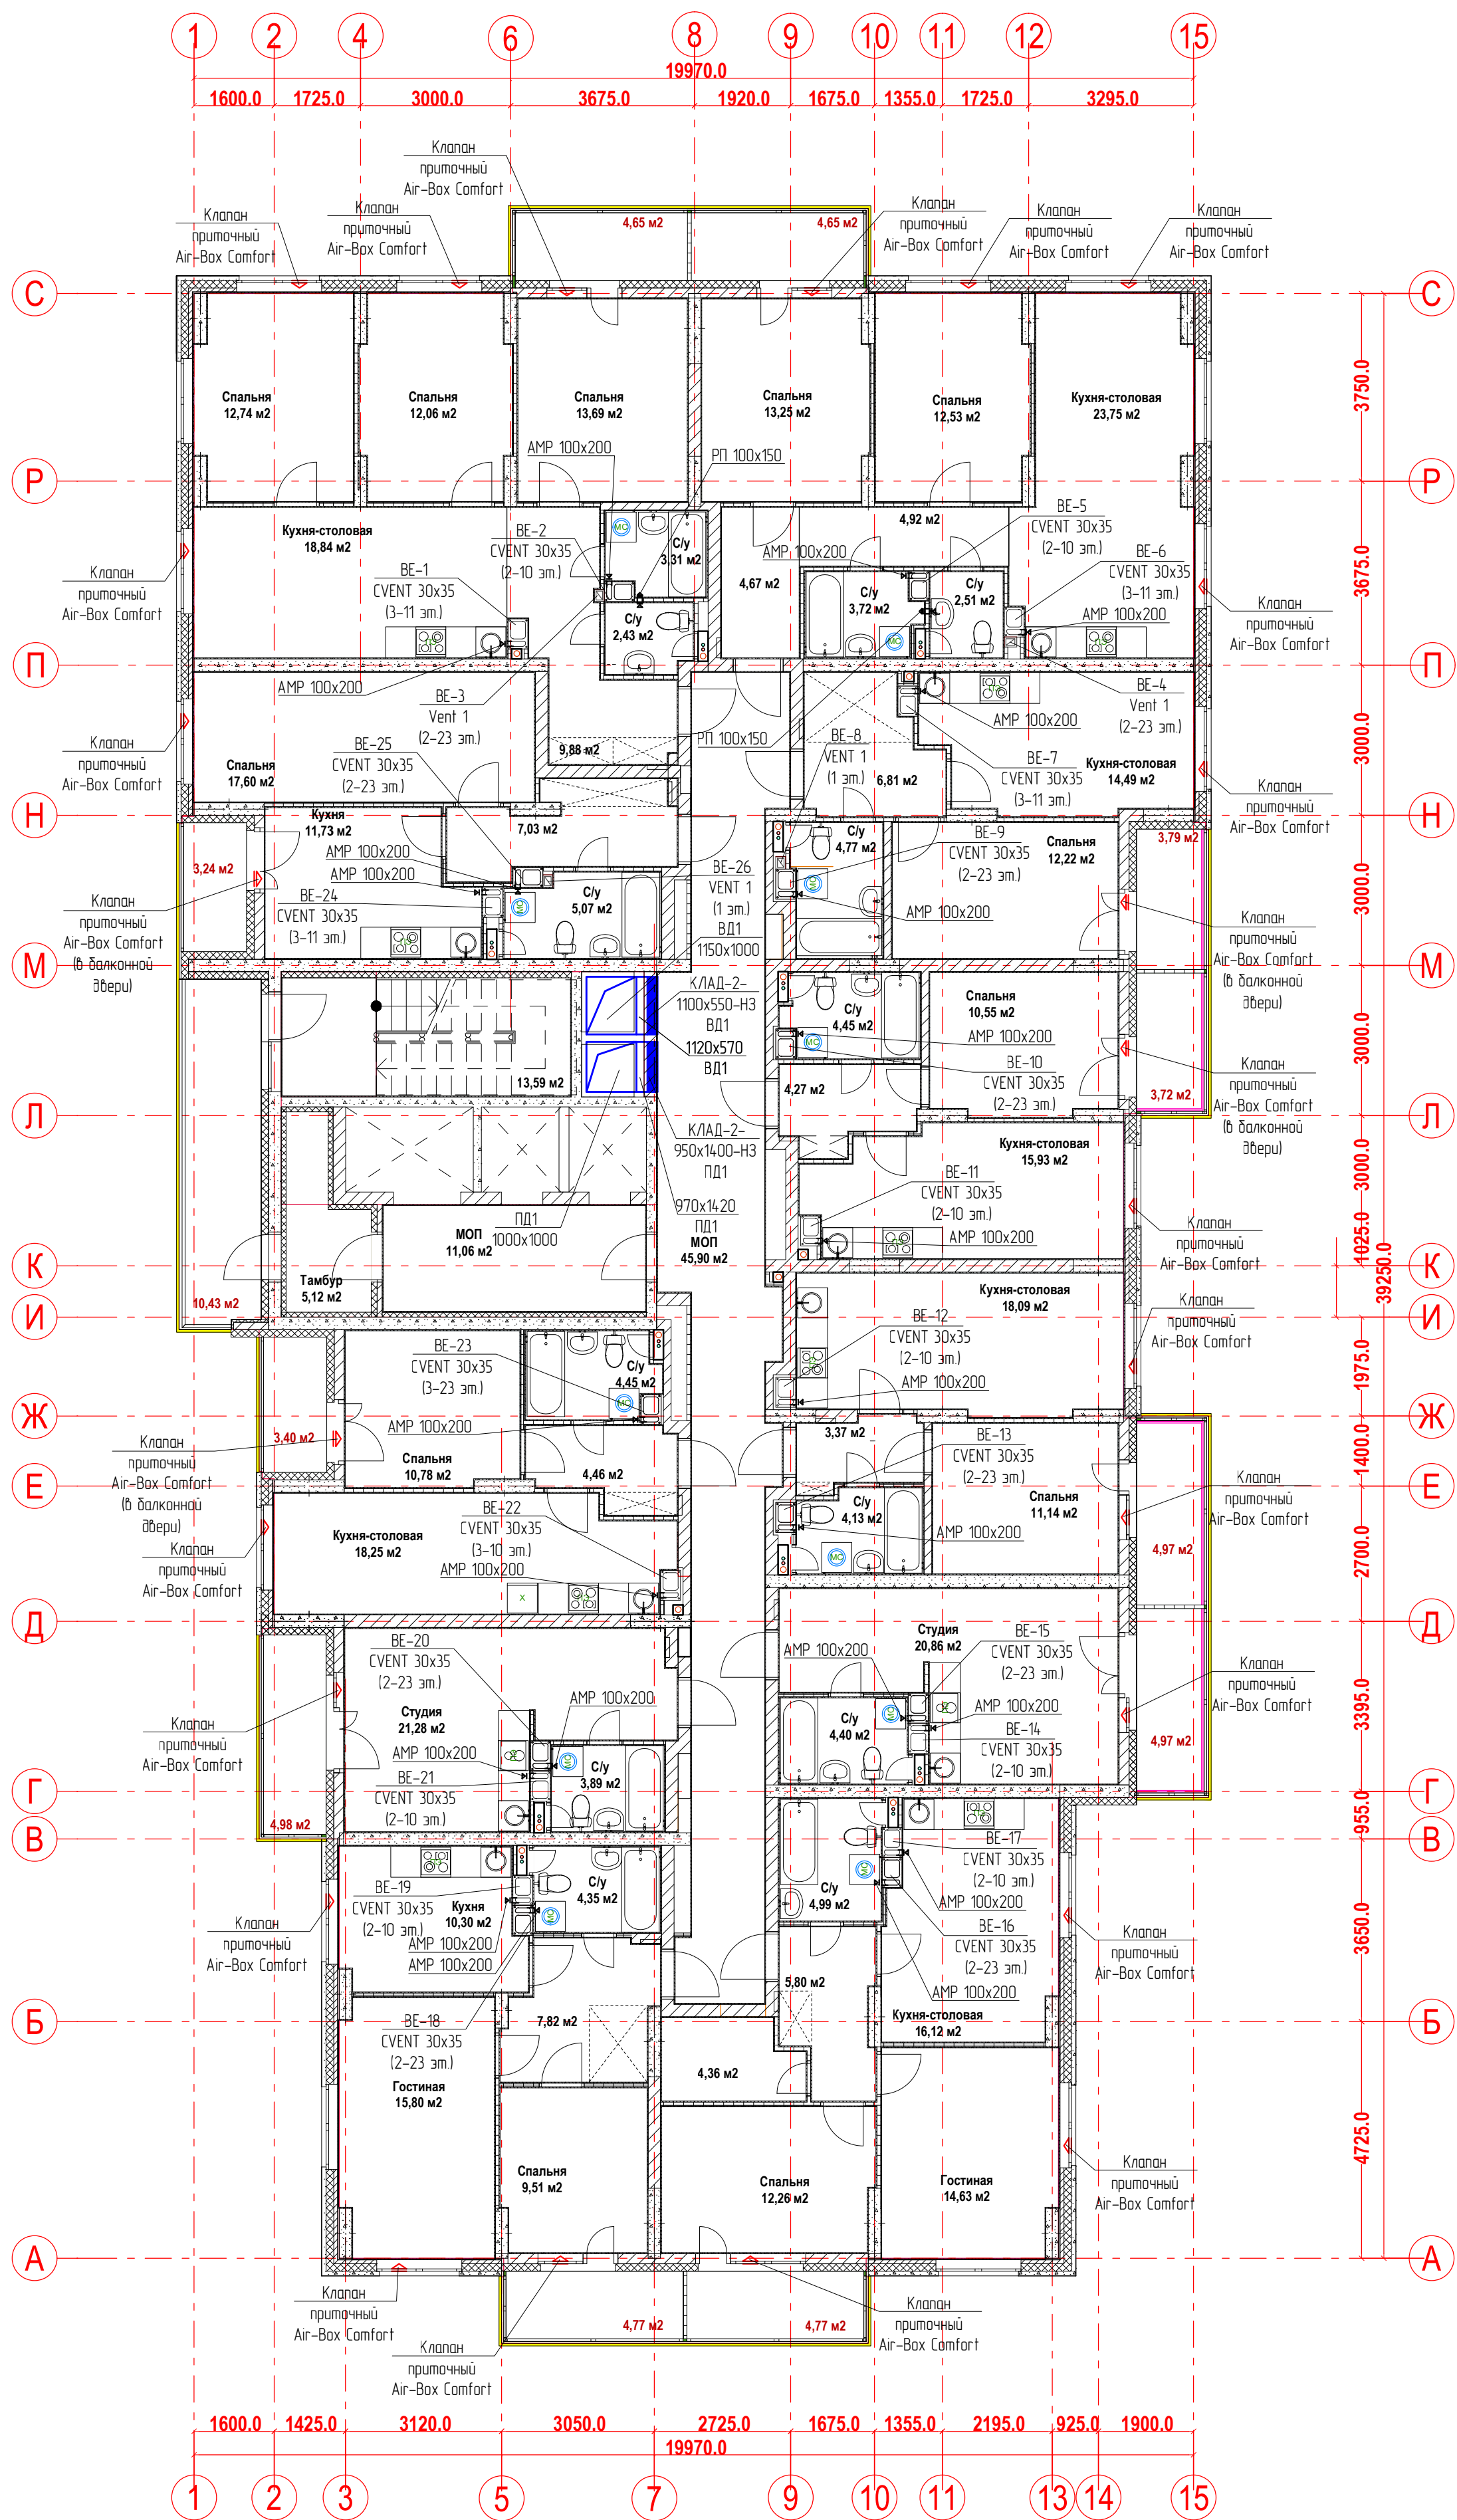

Имя, № подл.	Подпись и дата	Взам. инв. №


						22-12/08-2020 - ОВ			
						23-этажный многоквартирный жилой дом № 22 (по генплану). Жилищный комплекс "Ангудиновский парк" в д. Ангудиновка Кстовского района Нижегородской области.			
Изм.	Коп. уч.	Лист	Недок.	Подпись	Дата	Отопление и вентиляция	Стадия	Лист	Листов
Разработал	Ваганов			Взг			Р	17	
Проверил	Хасянов			Хася		План 3-10-ых этажей. Вентиляция	ООО "Еврогаз" г. Н. Новгород		
Н. контр.	Пронихин			Прн					

Вентиляция

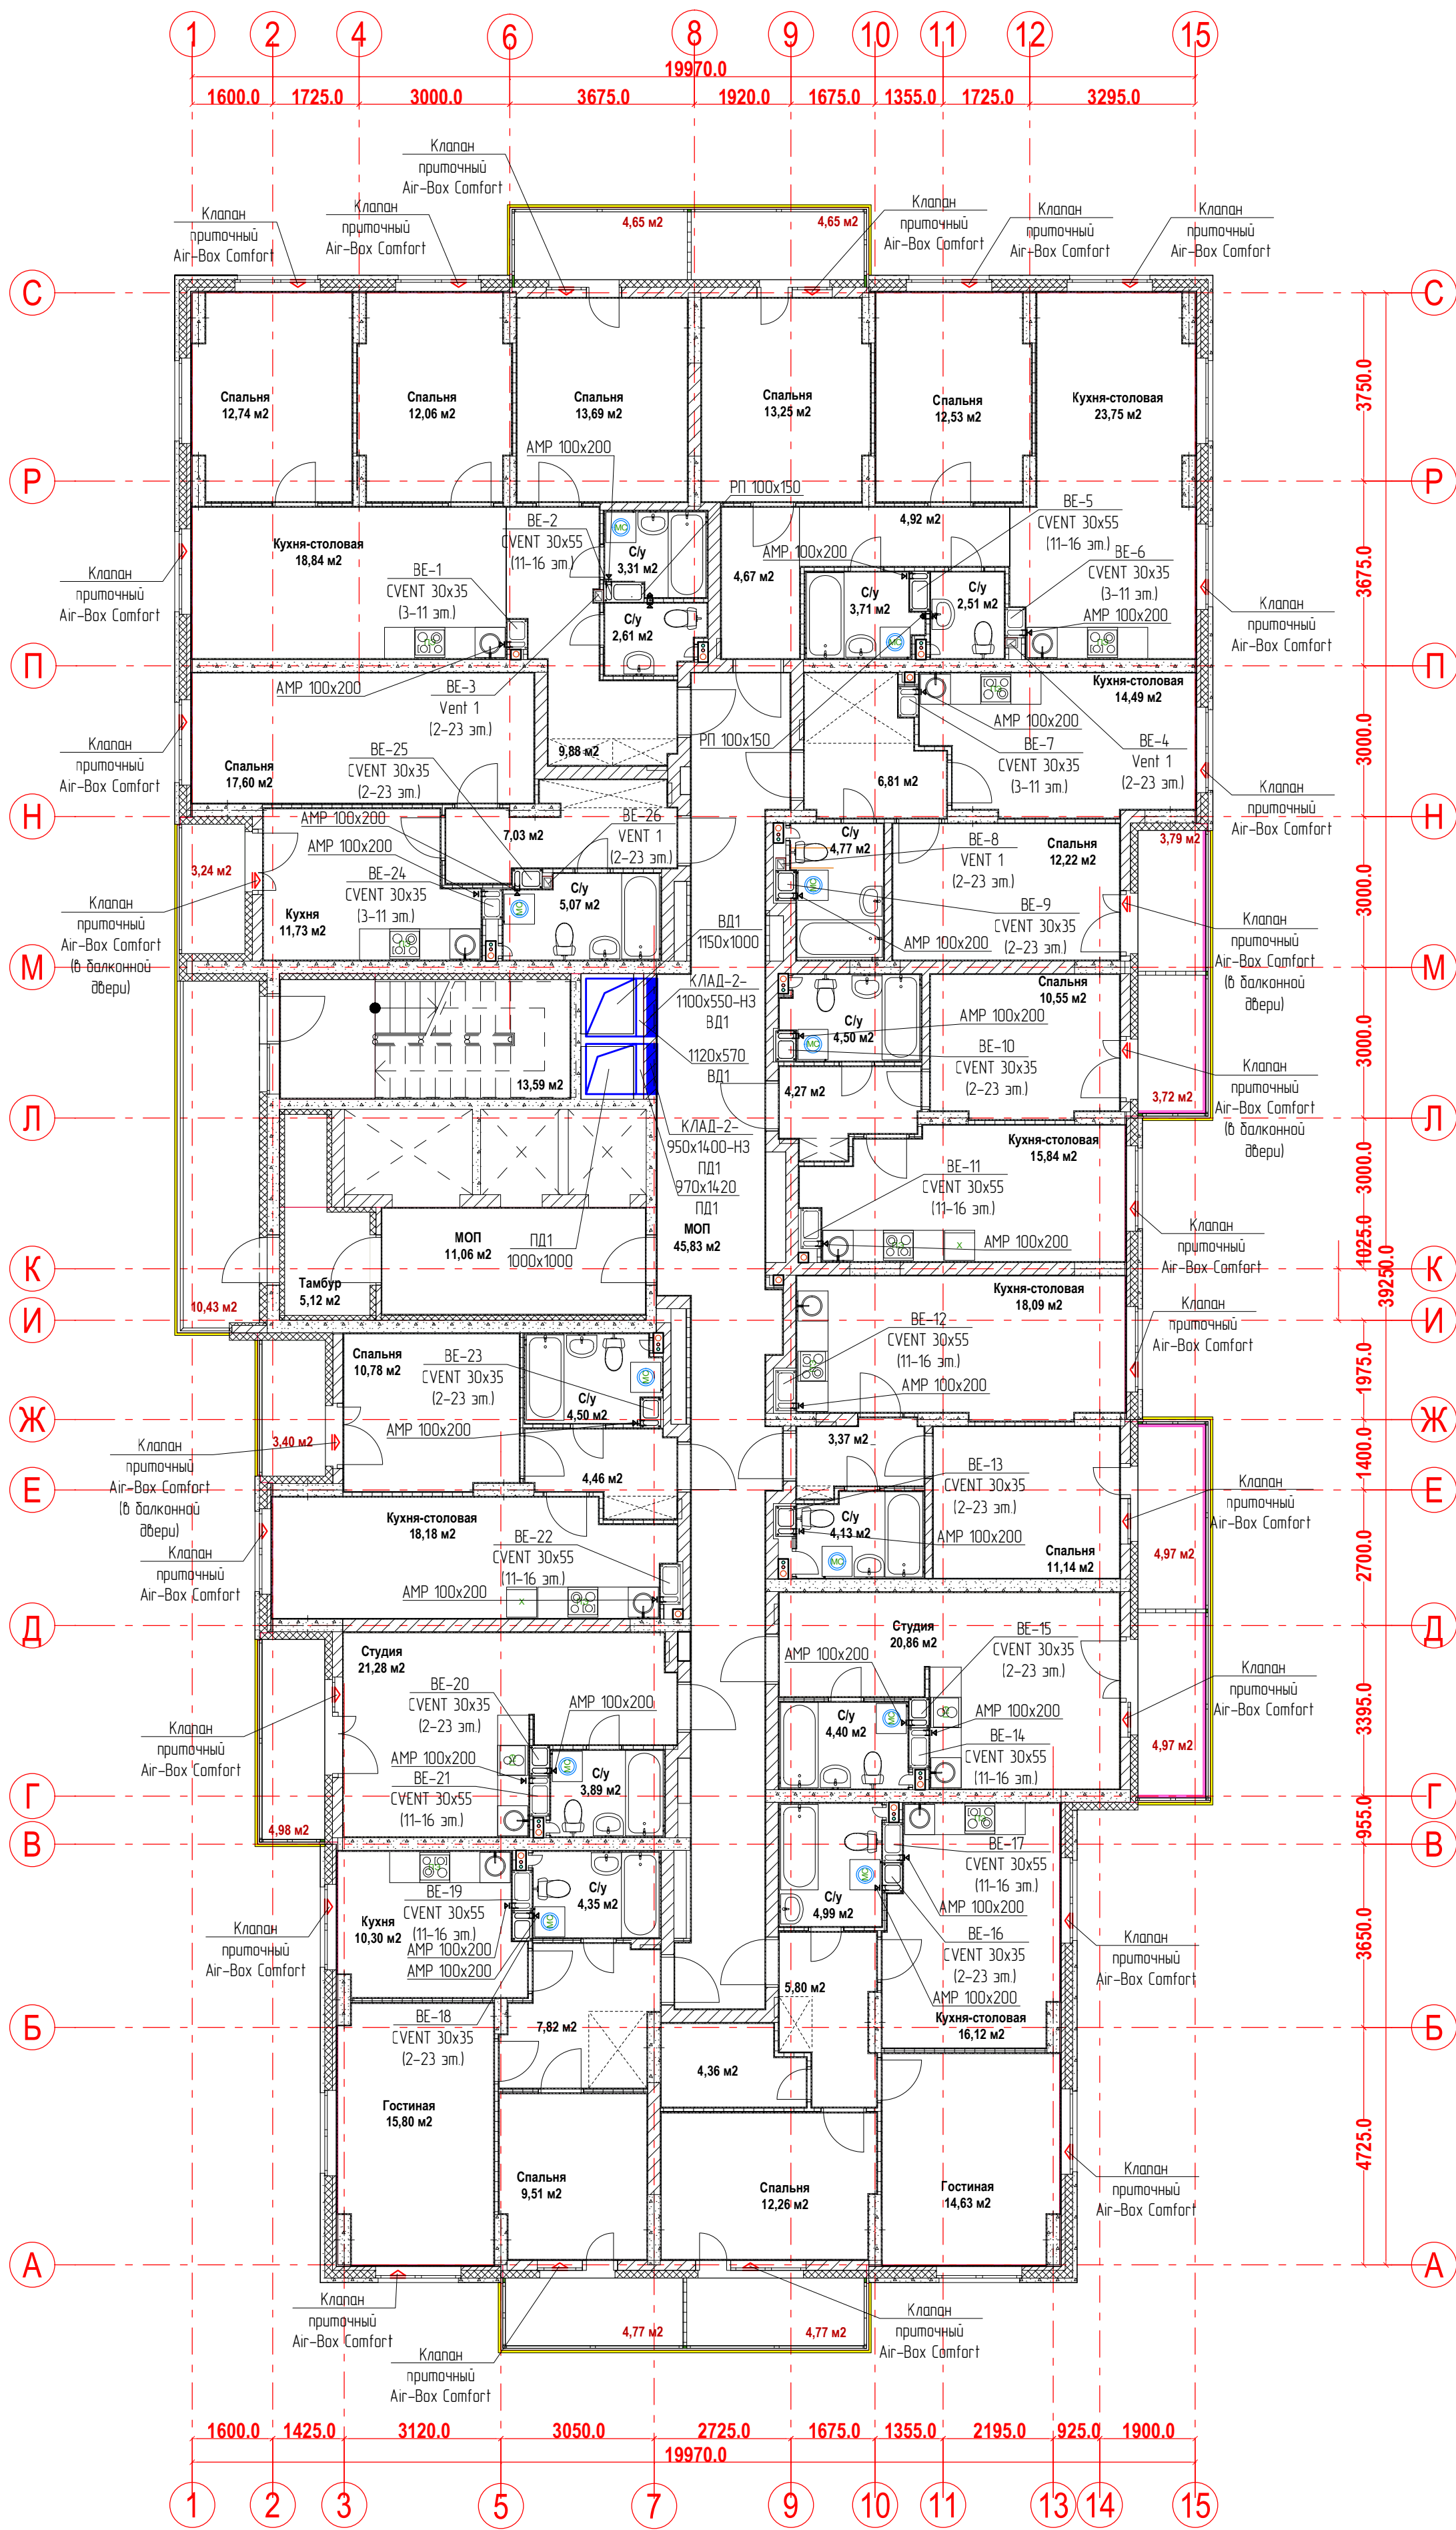


						22-12/08-2020 - ОВ				
						23-этажный многоквартирный жилой дом № 22 (по генплану). Жилищный комплекс "Анкудиновский парк" в д. Анкудиновка Кстовского района Нижегородской области.				
Изм.	Кол. уч.	Лист	Федок.	Подпись	Дата					
Разработал	Ваганов			<i>Взг</i>		Отопление и вентиляция		Стадия	Лист	Листов
Проверил	Хасянов			<i>Хася</i>				Р	18	
						План 11-го этажа. Вентиляция		ООО "Еврогаз" г. Н. Новгород		
Н. контр.	Пронихин			<i>Прн</i>						

План 12-15-ых этажей.
Вентиляция

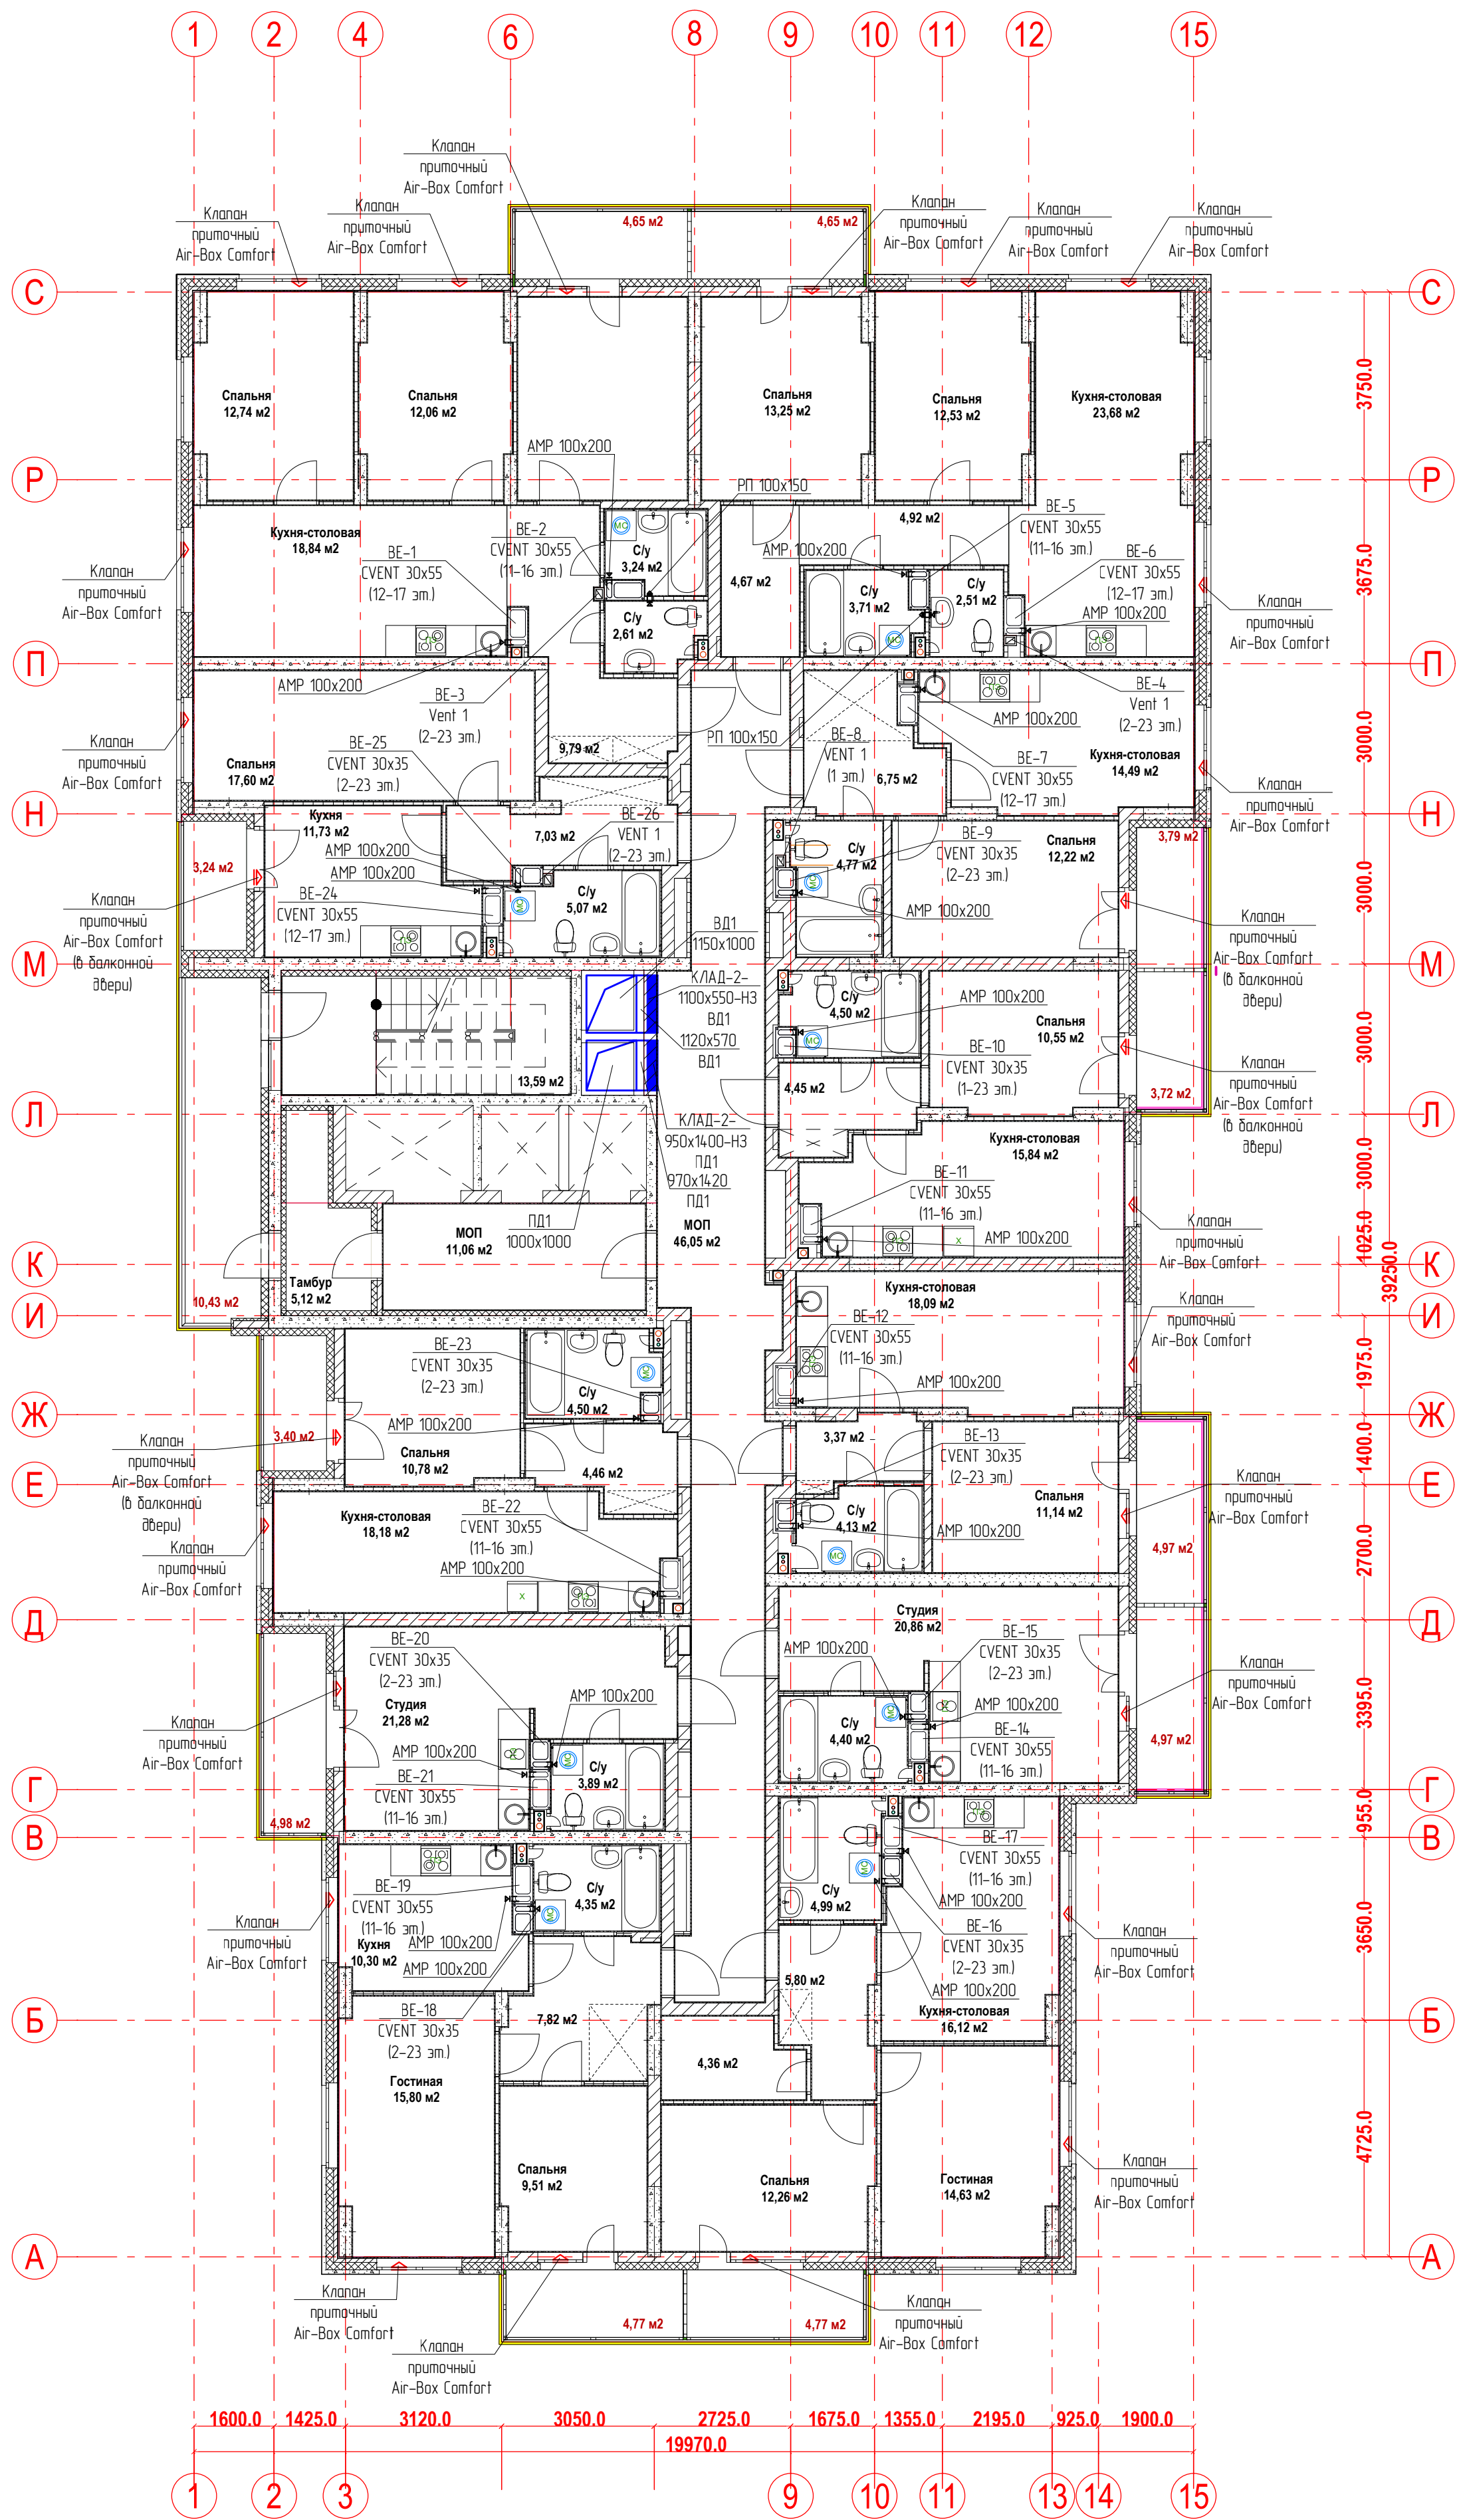


						22-12/08-2020 - ОВ			
						23-этажный многоквартирный жилой дом № 22 (по генплану). Жилищный комплекс "Анкудиновский парк" в д. Анкудиновка Кстовского района Нижегородской области.			
Изм.	Кол. уч.	Лист	Недок.	Подпись	Дата	Отопление и вентиляция	Стадия	Лист	Листов
Разработал		Ваганов					Р	19	
Проверил		Хасянов				План 12-15-ых этажей. Вентиляция	ООО "Еврогаз" г. Н. Новгород		
Н. контр.		Пронихин							

План 16-го этажа.
Вентиляция

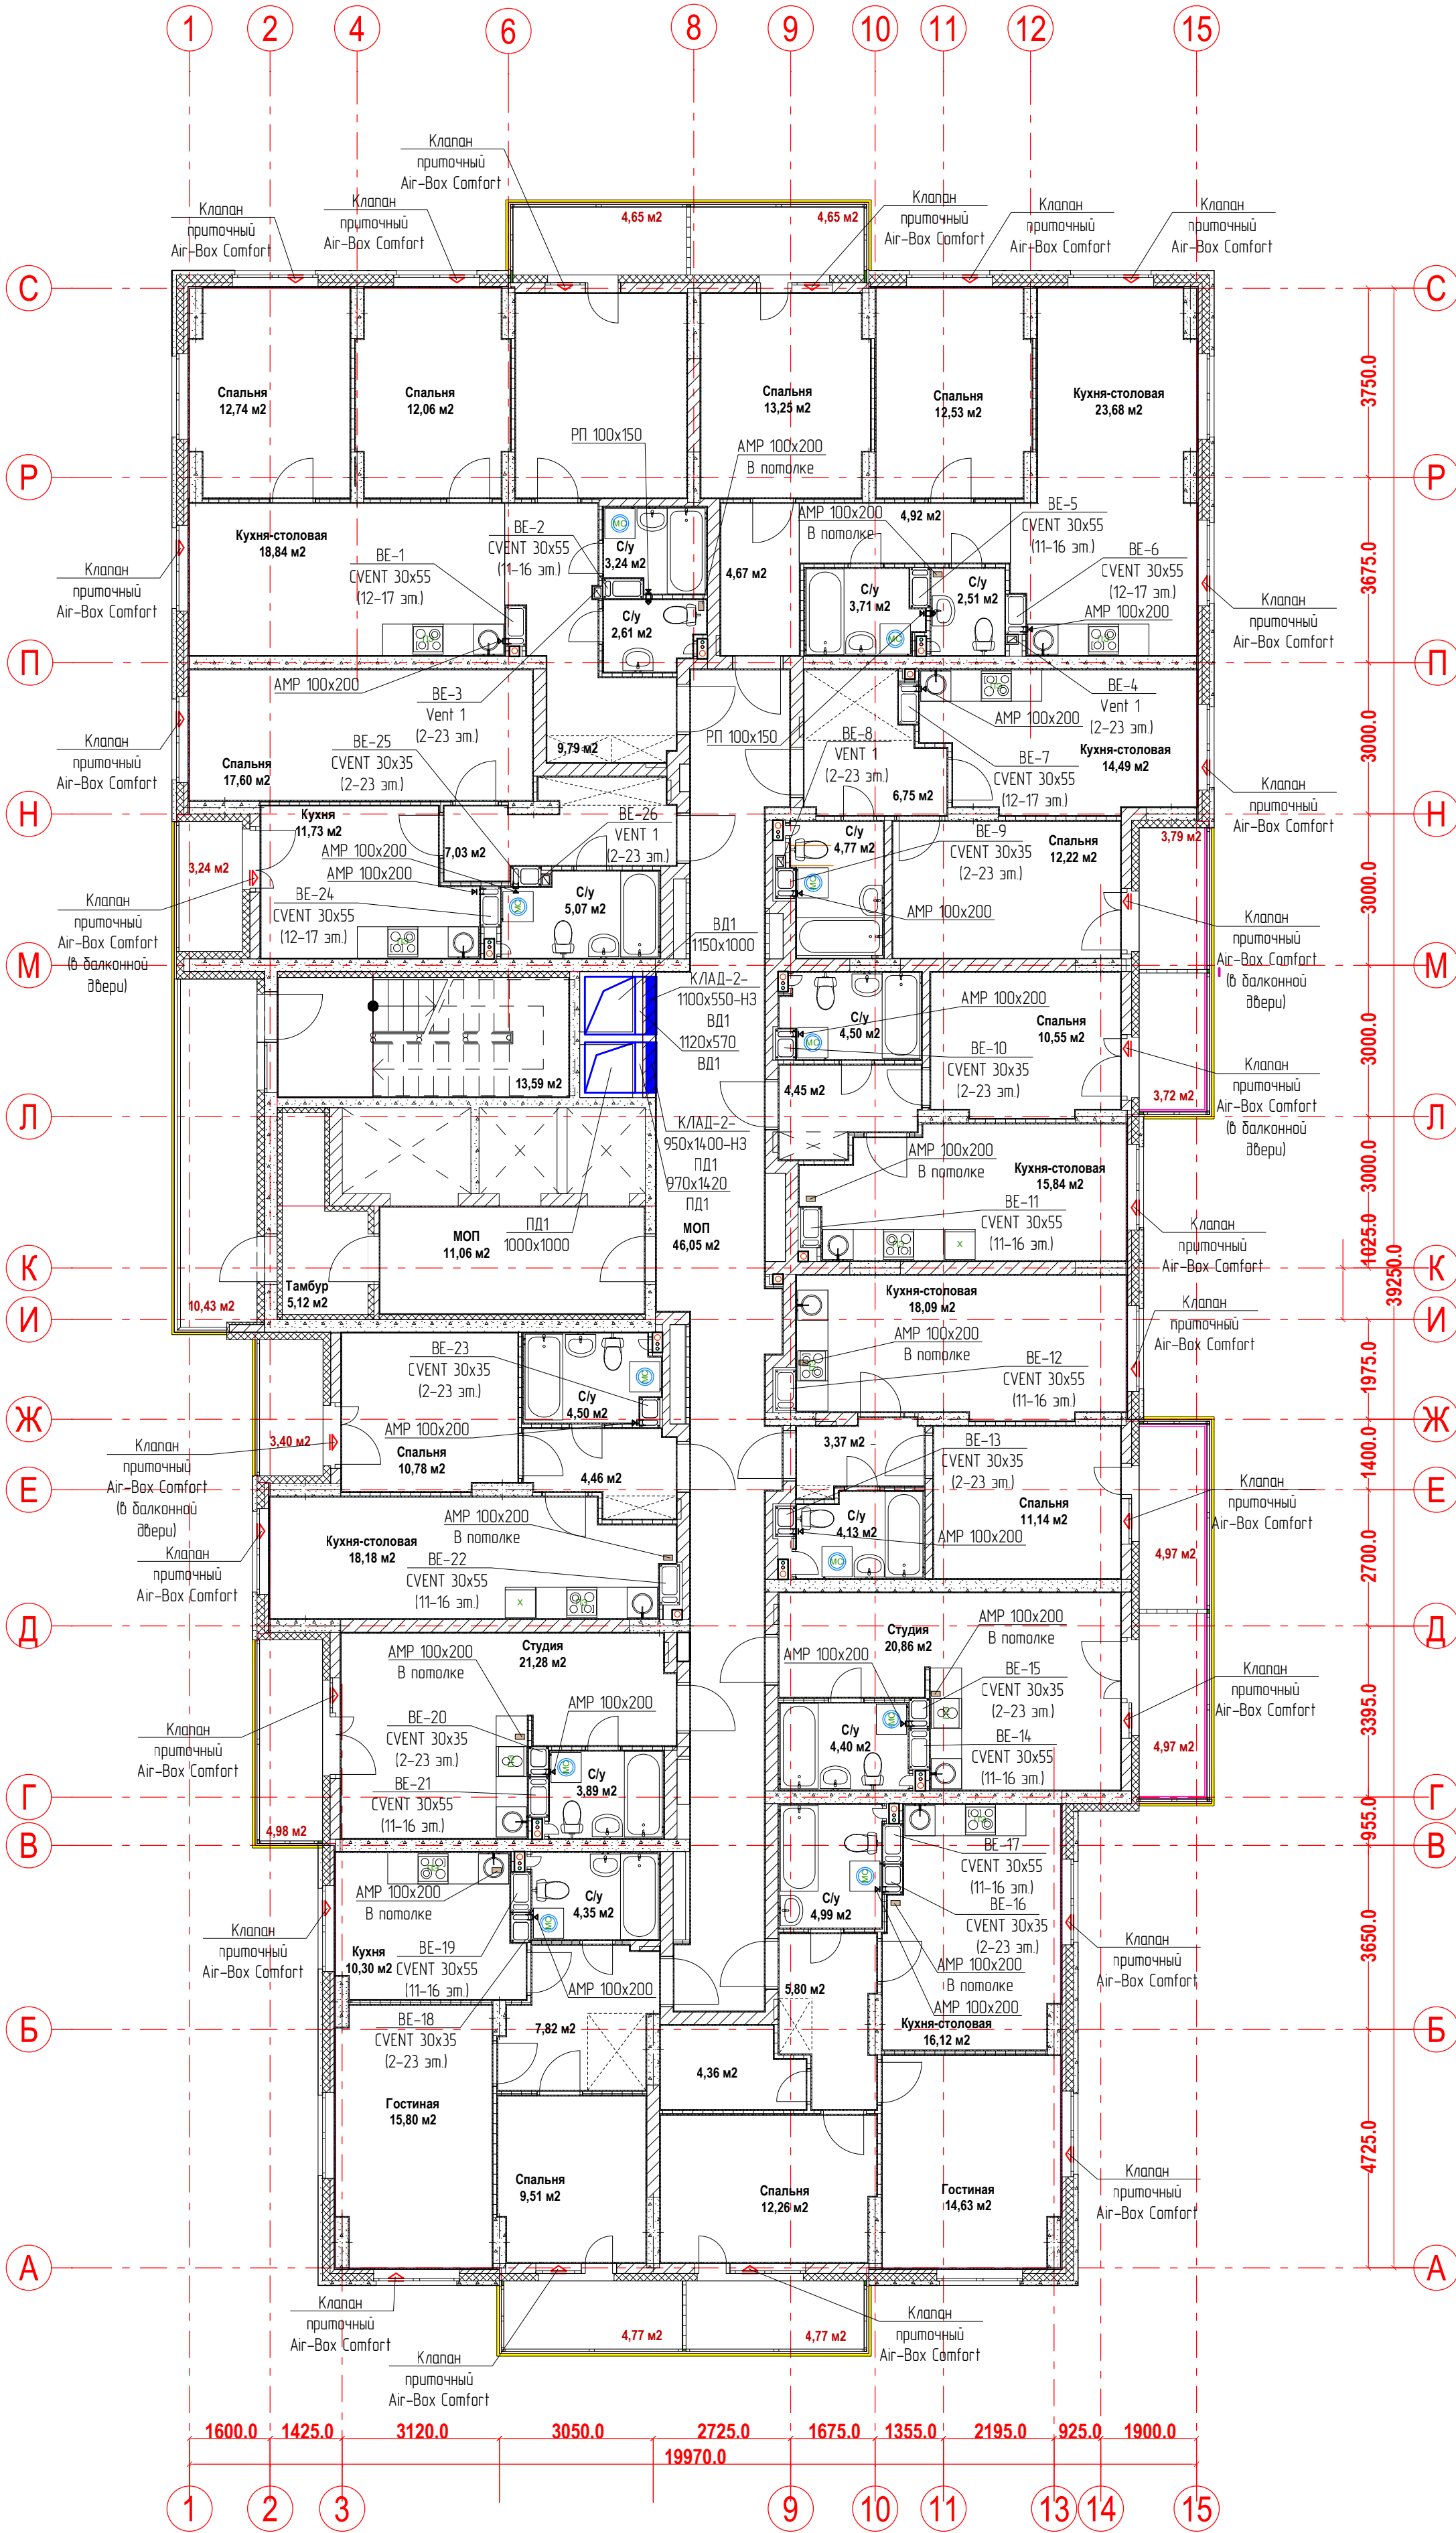

					22-12/08-2020 - ОВ			
					23-этажный многоквартирный жилой дом № 22 (по генплану). Жилищный комплекс "Анудиновский парк" в д. Анкудиновка Кстовского района Нижегородской области.			
Изм.	Кол. уч.	Лист	Недок.	Подпись	Отопление и вентиляция	Стадия	Лист	Листов
Разработал		Ваганов		Взг		Р	20	
Проверил		Хасянов		Хася	План 16-го этажа. Вентиляция	ООО "Еврогаз" г. Н. Новгород		
Н. контр.		Пронихин		Прн				


План 17-го этажа.
Вентиляция

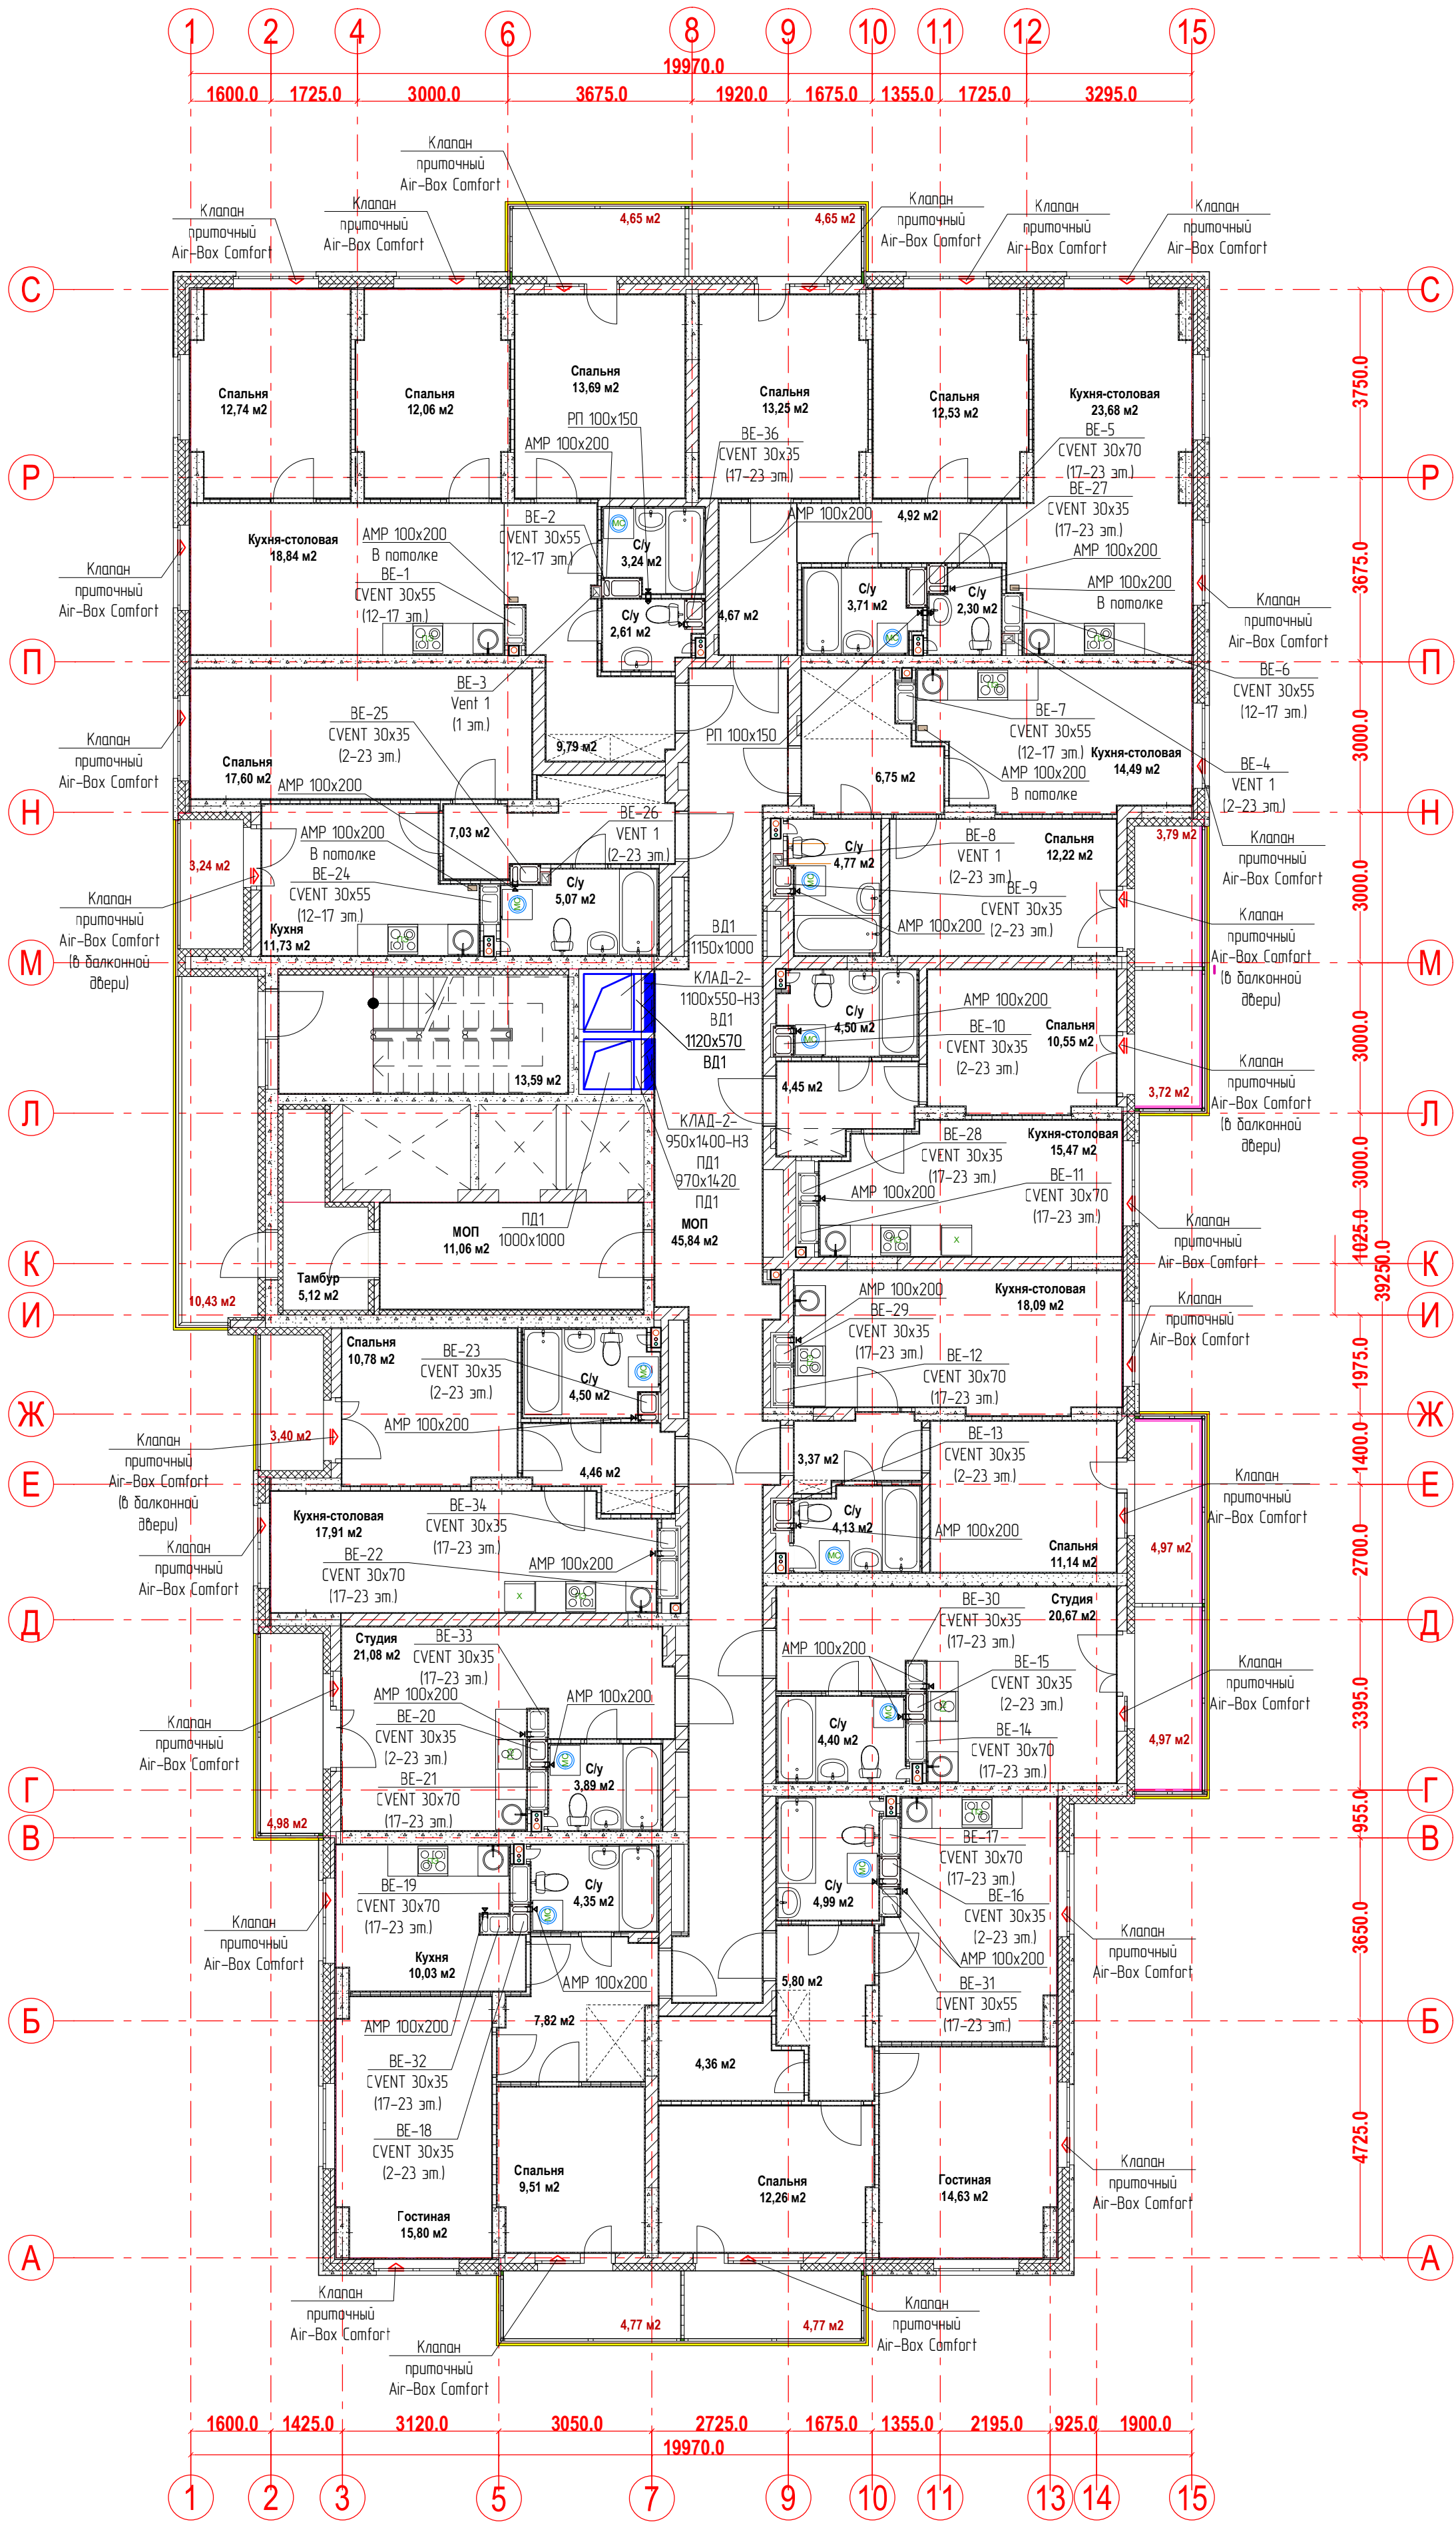

Имя, № подл.	Подпись и дата	Взам. инв. №

						22-12/08-2020 - ОВ			
						23-этажный многоквартирный жилой дом № 22 (по генплану). Жилищный комплекс "Анкудиновский парк" в д. Анкудиновка Кстовского района Нижегородской области.			
Изм.	Кол. уч.	Лист	Недок.	Подпись	Дата	Отопление и вентиляция	Стадия	Лист	Листов
Разработал		Ваганов					Р	21	
Проверил		Хасянов				План 17-го этажа. Вентиляция	ООО "Еврогаз" г. Н. Новгород		
Н. контр.		Пронихин							


План 18-22-ых этажей.
Вентиляция

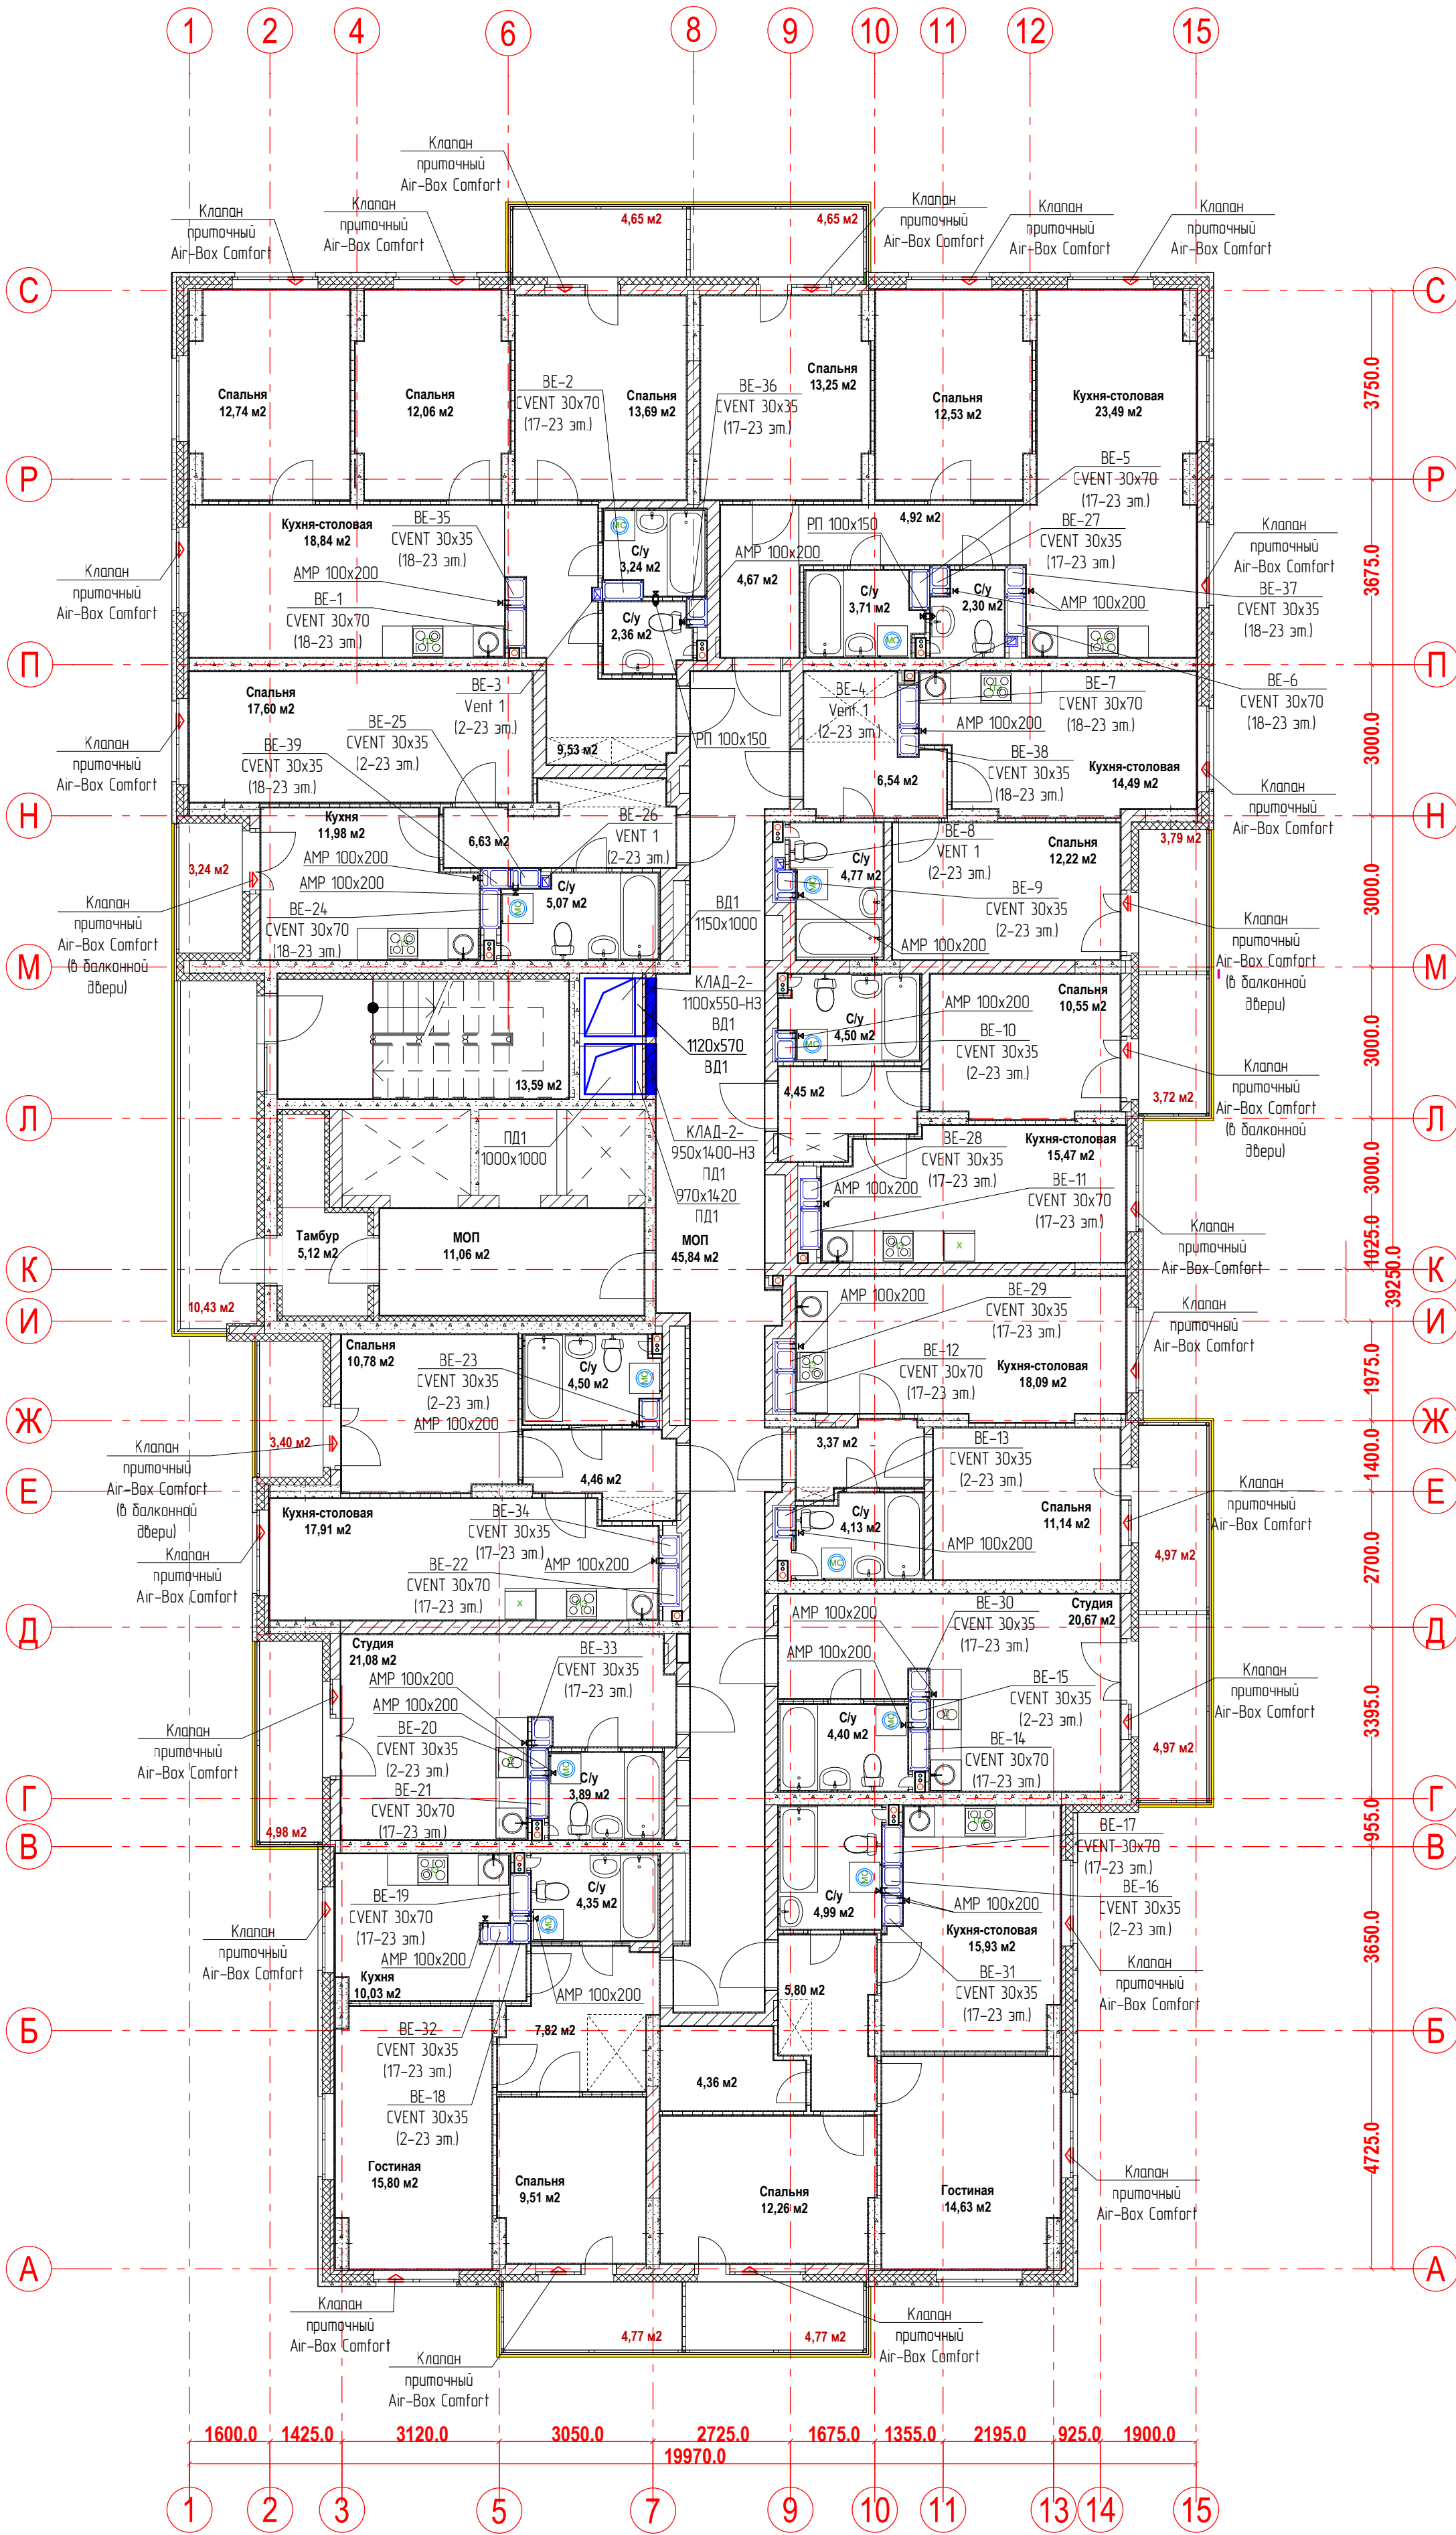

Имя, № подл.	Подпись и дата	Взам. инв. №

22-12/08-2020 - ОВ				
23-этажный многоквартирный жилой дом № 22 (по генплану). Жилищный комплекс "Анкудиновский парк" в д. Анкудиновка Кстовского района Нижегородской области.				
Изм.	Кол. уч.	Лист	Недод.	Подпись
Разработал	Ваганов	138		
Проверил	Хасянов	139		
Н. контр.	Пронихин	140		
Отопление и вентиляция			Стadia	Лист
План 18-22-ых этажей. Вентиляция			Р	22
			ООО "Еврогаз" г. Н. Новгород	


План 23-го этажа.
Вентиляция

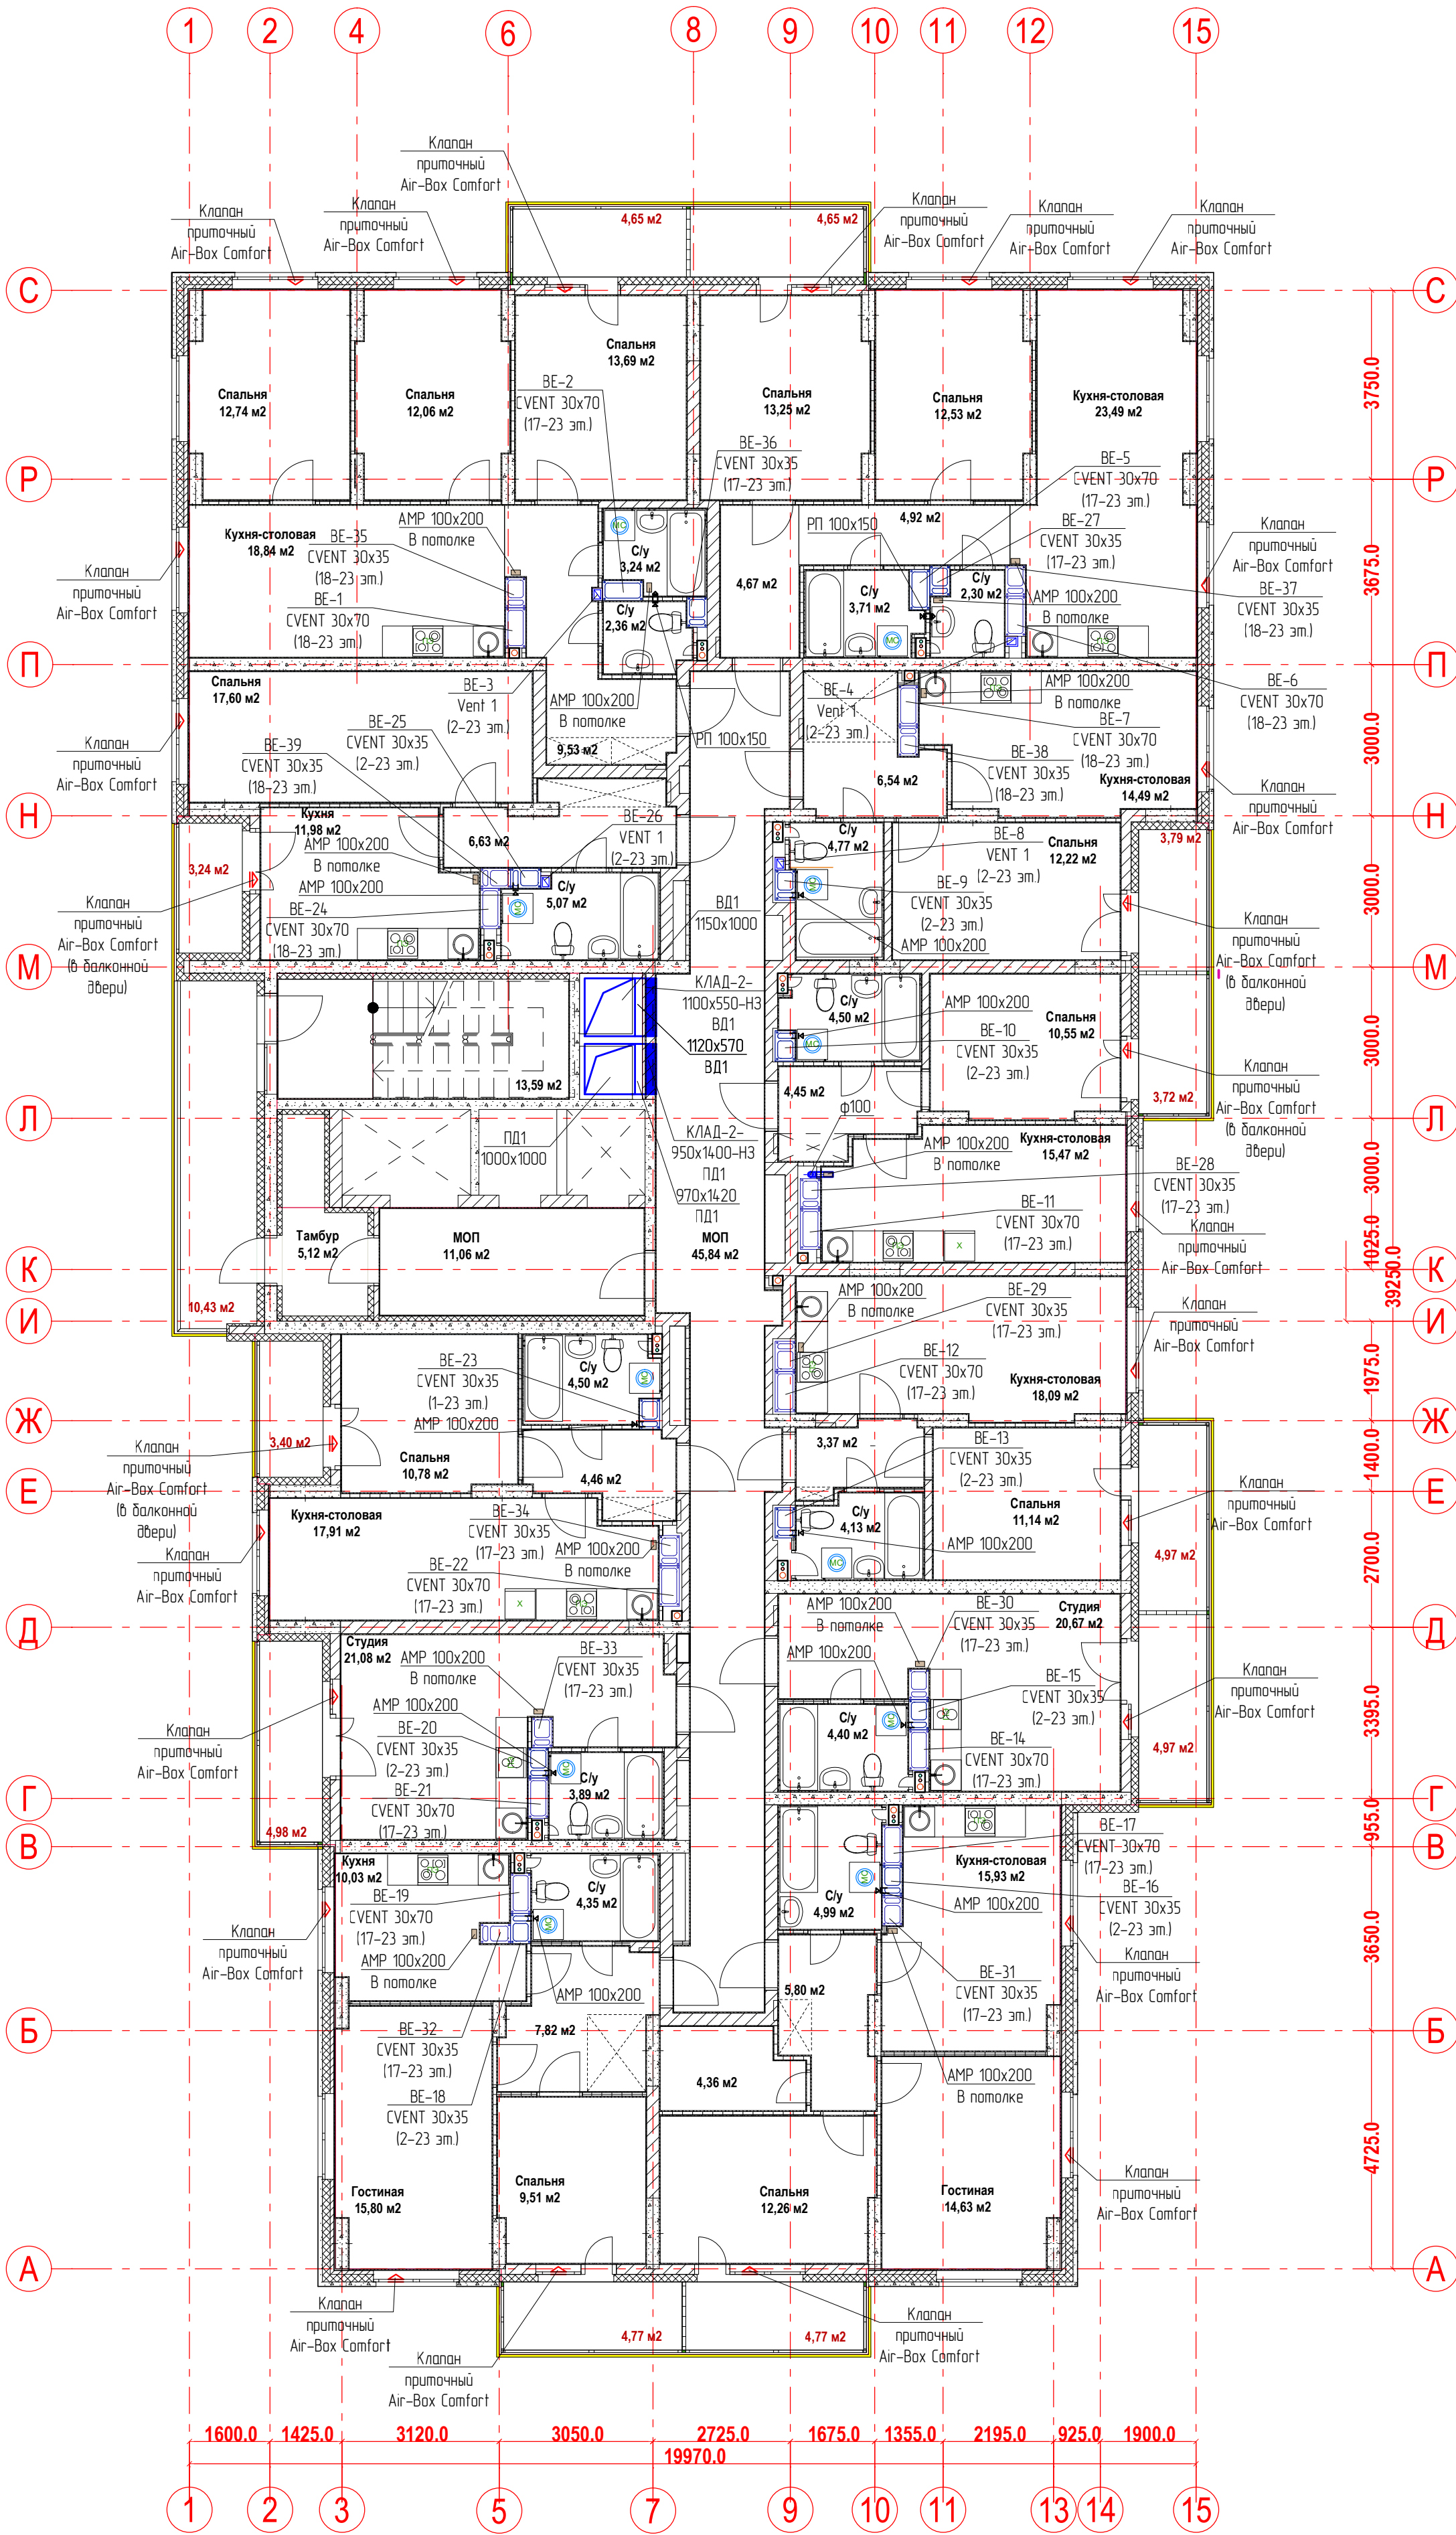

Имя, № подл.	Подпись и дата	Взам. инв. №

						22-12/08-2020 - ОВ			
						23-этажный многоквартирный жилой дом № 22 (по генплану). Жилищный комплекс "Анкудиновский парк" в д. Анкудиновка Кстовского района Нижегородской области.			
Изм.	Кол. уч.	Лист	Недок.	Подпись	Дата	Отопление и вентиляция	Стадия	Лист	Листов
Разработал	Ваганов			Взг			Р	23	
Проверил	Хасянов			Хася		План 23-го этажа. Вентиляция	ООО "Еврогаз" г. Н. Новгород		
Н. контр.	Пронихин			Прн					

План 23-го этажа.
Вентиляция

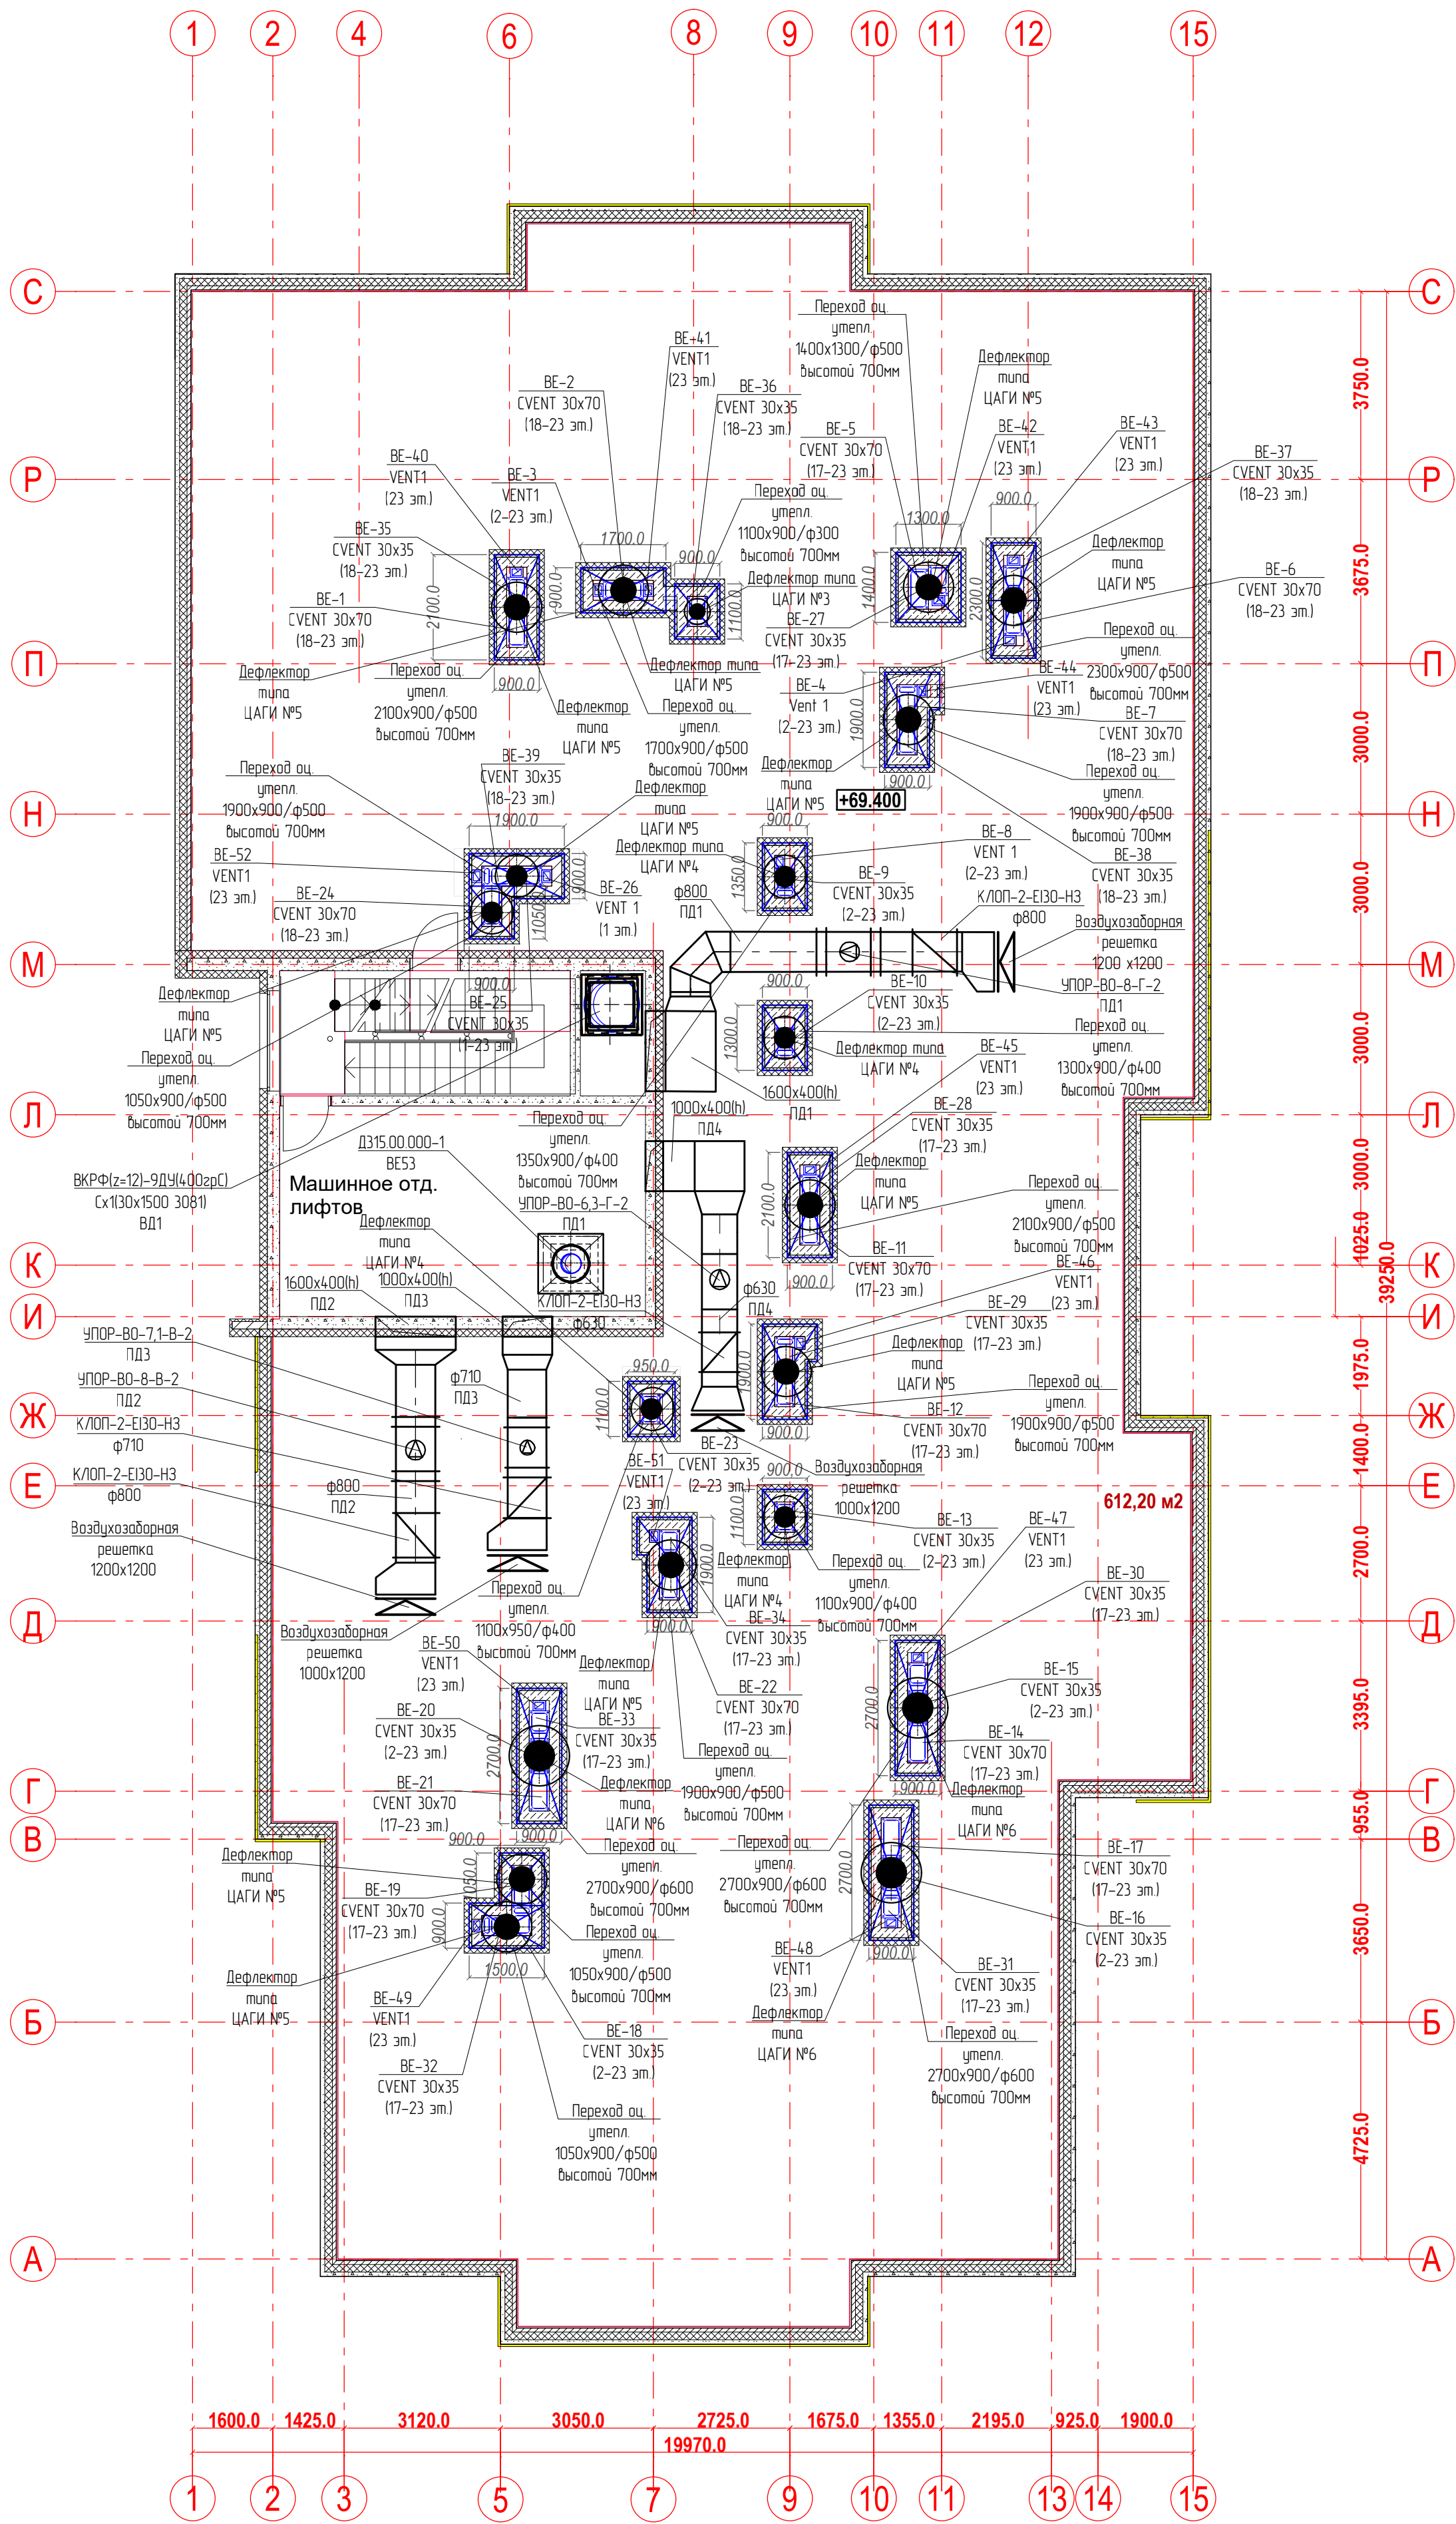

Имя, № подл.	Подпись и дата	Взам. инв. №

						22-12/08-2020 - ОВ			
						23-этажный многоквартирный жилой дом № 22 (по генплану). Жилищный комплекс "Анкудиновский парк" в д. Анкудиново Кстовского района Нижегородской области.			
Изм.	Кол. уч.	Лист	Недок.	Подпись	Дата	Отопление и вентиляция	Стадия	Лист	Листов
Разработал	Ваганов			Взг			Р	24	
Проверил	Хасянов			Хася		План кровли. Вентиляция	ООО "Еврогаз" г. Н. Новгород		
Н. контр.	Пронихин			Прн					