


План подвала.
Отопление

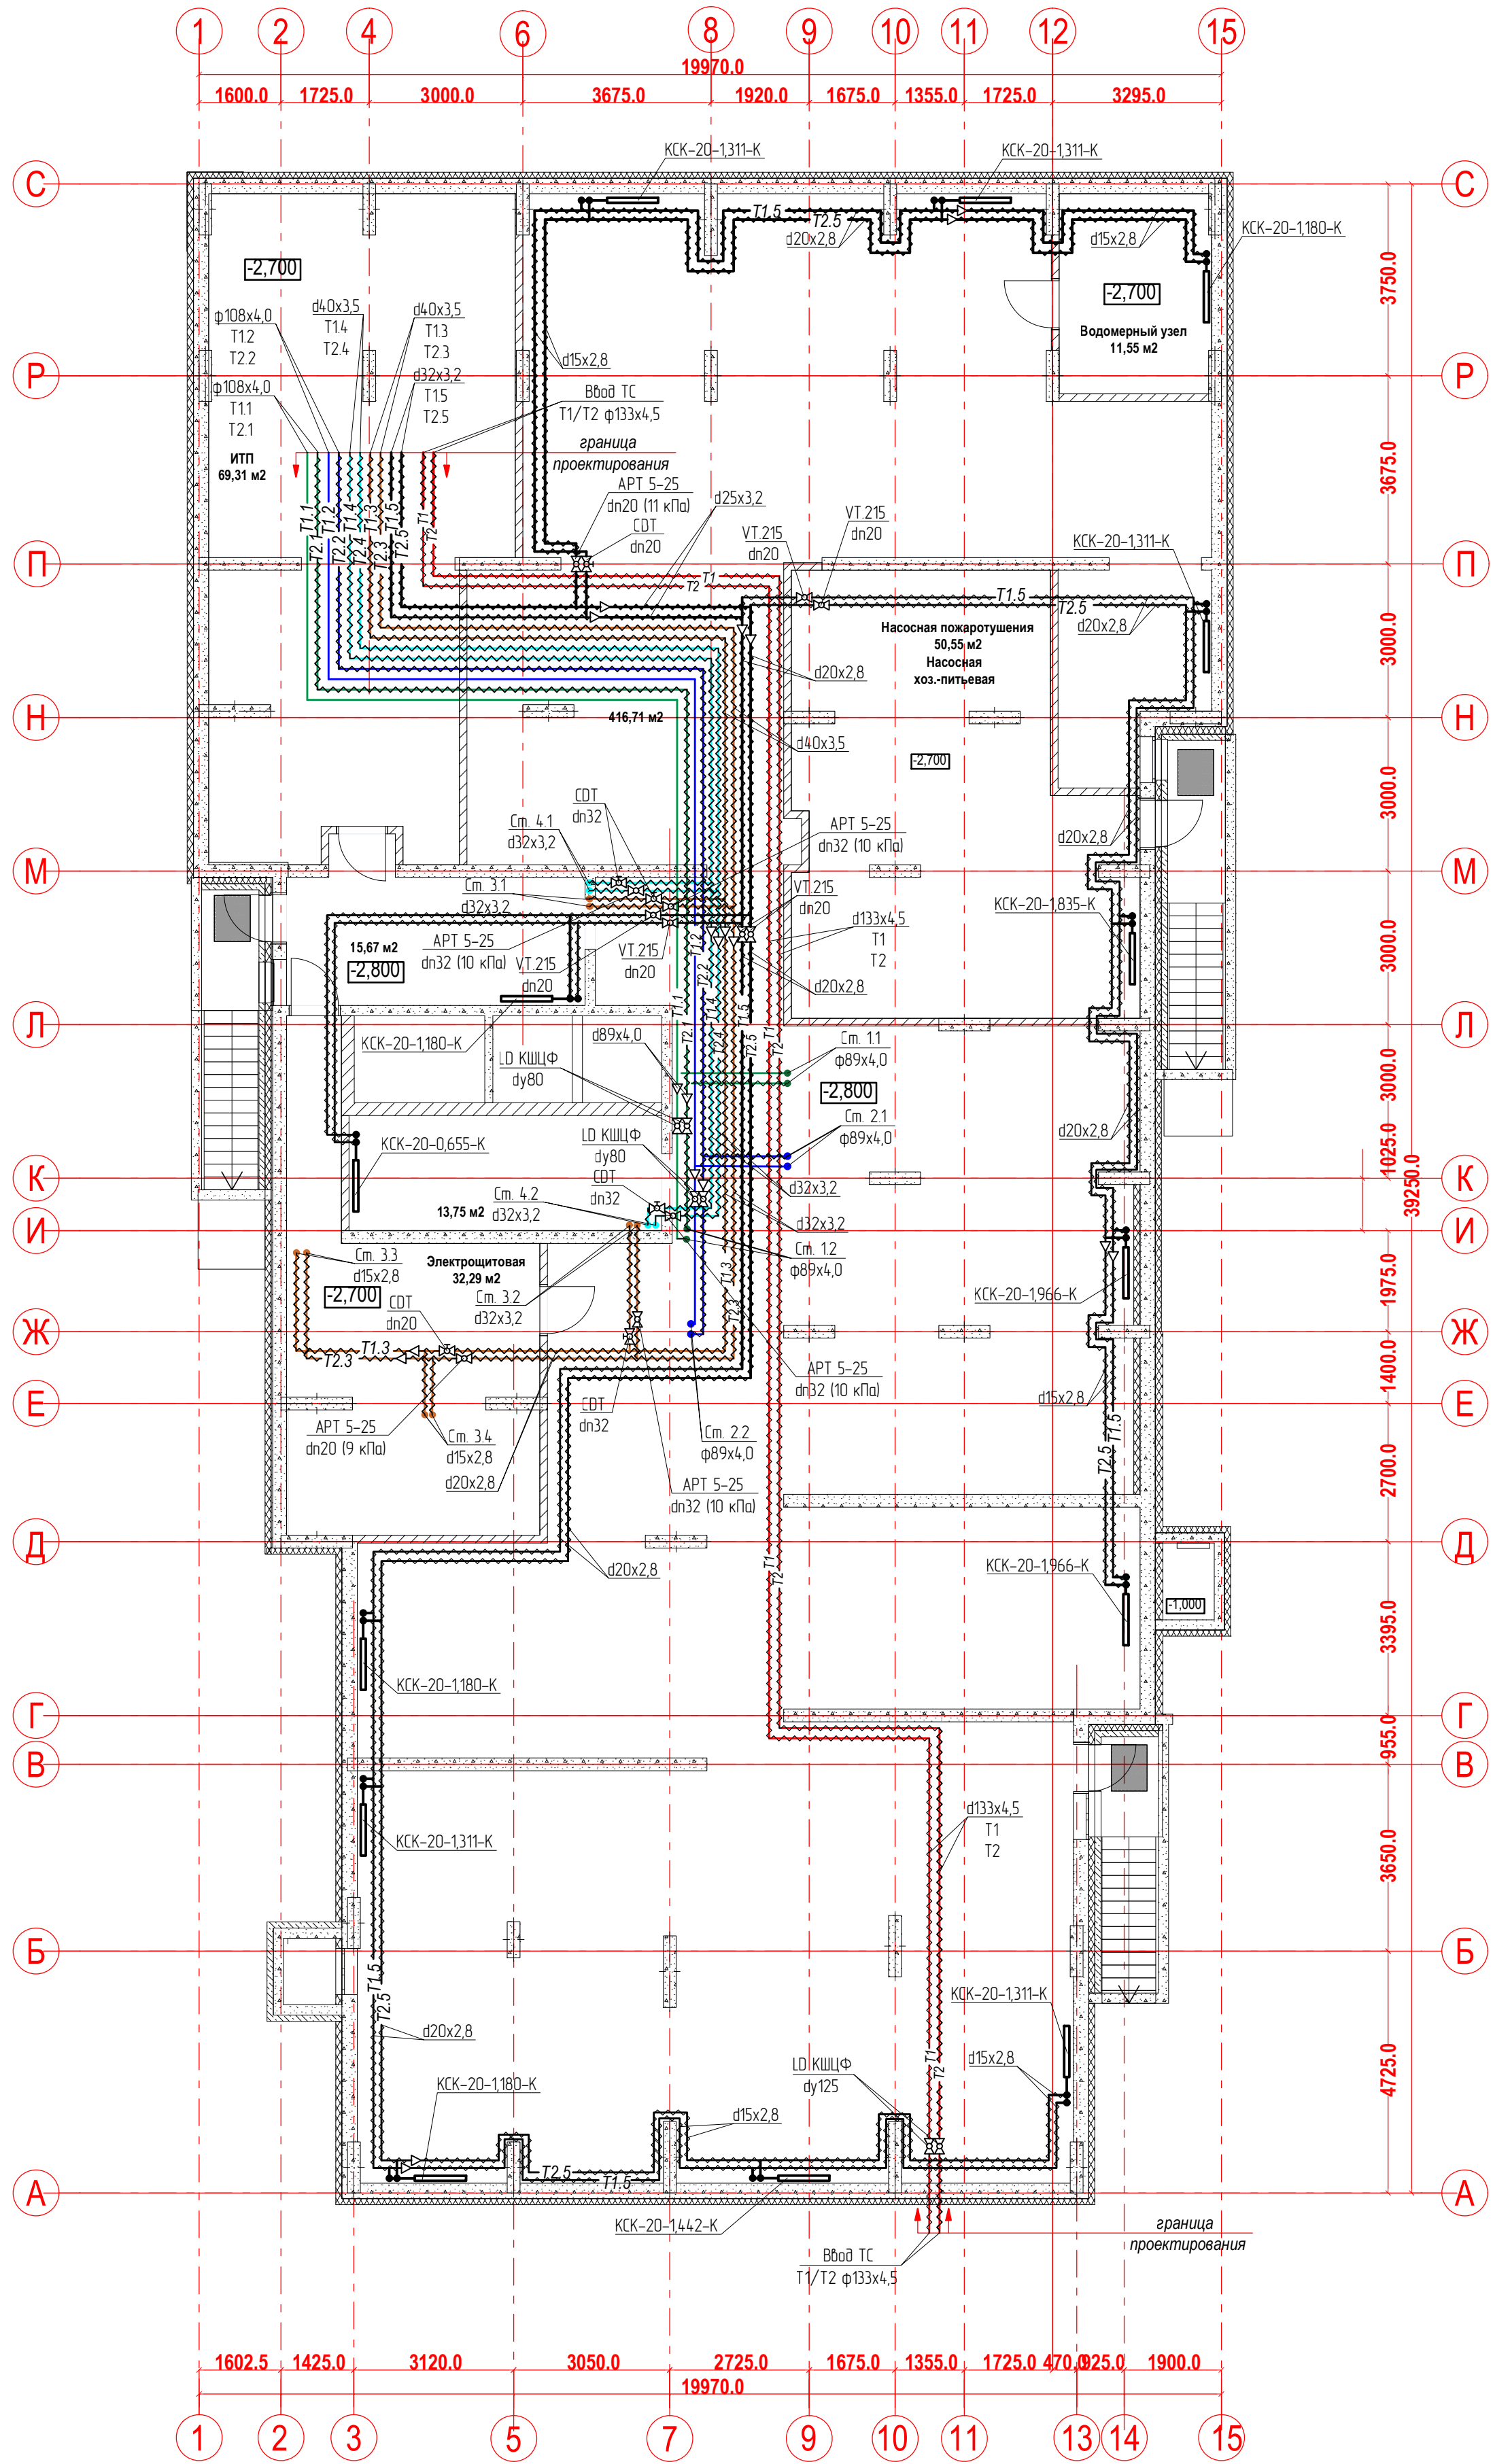

Условные обозначения:

T1 - подающий трубопровод ТС (отопление);
T2 - обратный трубопровод ТС (отопление);


T1.1 - подающий трубопровод СО №1(отопление жилья - 1-ая зона (1-11эт));
T2.1 - обратный трубопровод СО №1(отопление жилья - 1-ая зона (1-11 эт));
T1.2 - подающий трубопровод СО №2(отопление жилья - 2-ая зона (12-23 эт));
T2.2 - обратный трубопровод СО №2(отопление жилья - 2-ая зона (12-23 эт));

T1.3 - подающий труб-вод СО №3 (отопление лестн. клетки и лифтового холла -1 зона (1эт - 11эт));
T2.3 - обратный труб-вод СО №3 (отопление лестн. клетки и лифтового холла -1 зона (1эт - 11эт));
T1.4 - подающий труб-вод СО №4(отопление лестн. клетки и лифтового холла 2 зона (12эт - 23 эт));
T2.4 - обратный труб-вод СО №4(отопление лестн. клетки и лифтового холла 2 зона (12эт - 23 эт));

T1.5 - подающий трубопровод СО №5(отопление подвала и технические помещения подвала);
T2.5 - обратный трубопровод СО №5(отопление подвала и технические помещения подвала).

						22-12/08-2020 - ОВ			
						23-этажный многоквартирный жилой дом № 22 (по генплану). Жилищный комплекс "Анкудиновский парк" в д. Анкудиново Кстовского района Нижегородской области.			
Изм.	Коп. уч.	Лист	Недок.	Подпись	Дата	Отопление и вентиляция	Стадия	Лист	Листов
Разработал	Ваганов			Взг			Р	2	
Проверил	Хасянов			Хася		План подвала. Отопление	ООО "Еврогаз" г. Н. Новгород		
Н. контр.	Пронихин			Прнх					

План 1-го этажа.
Отопление

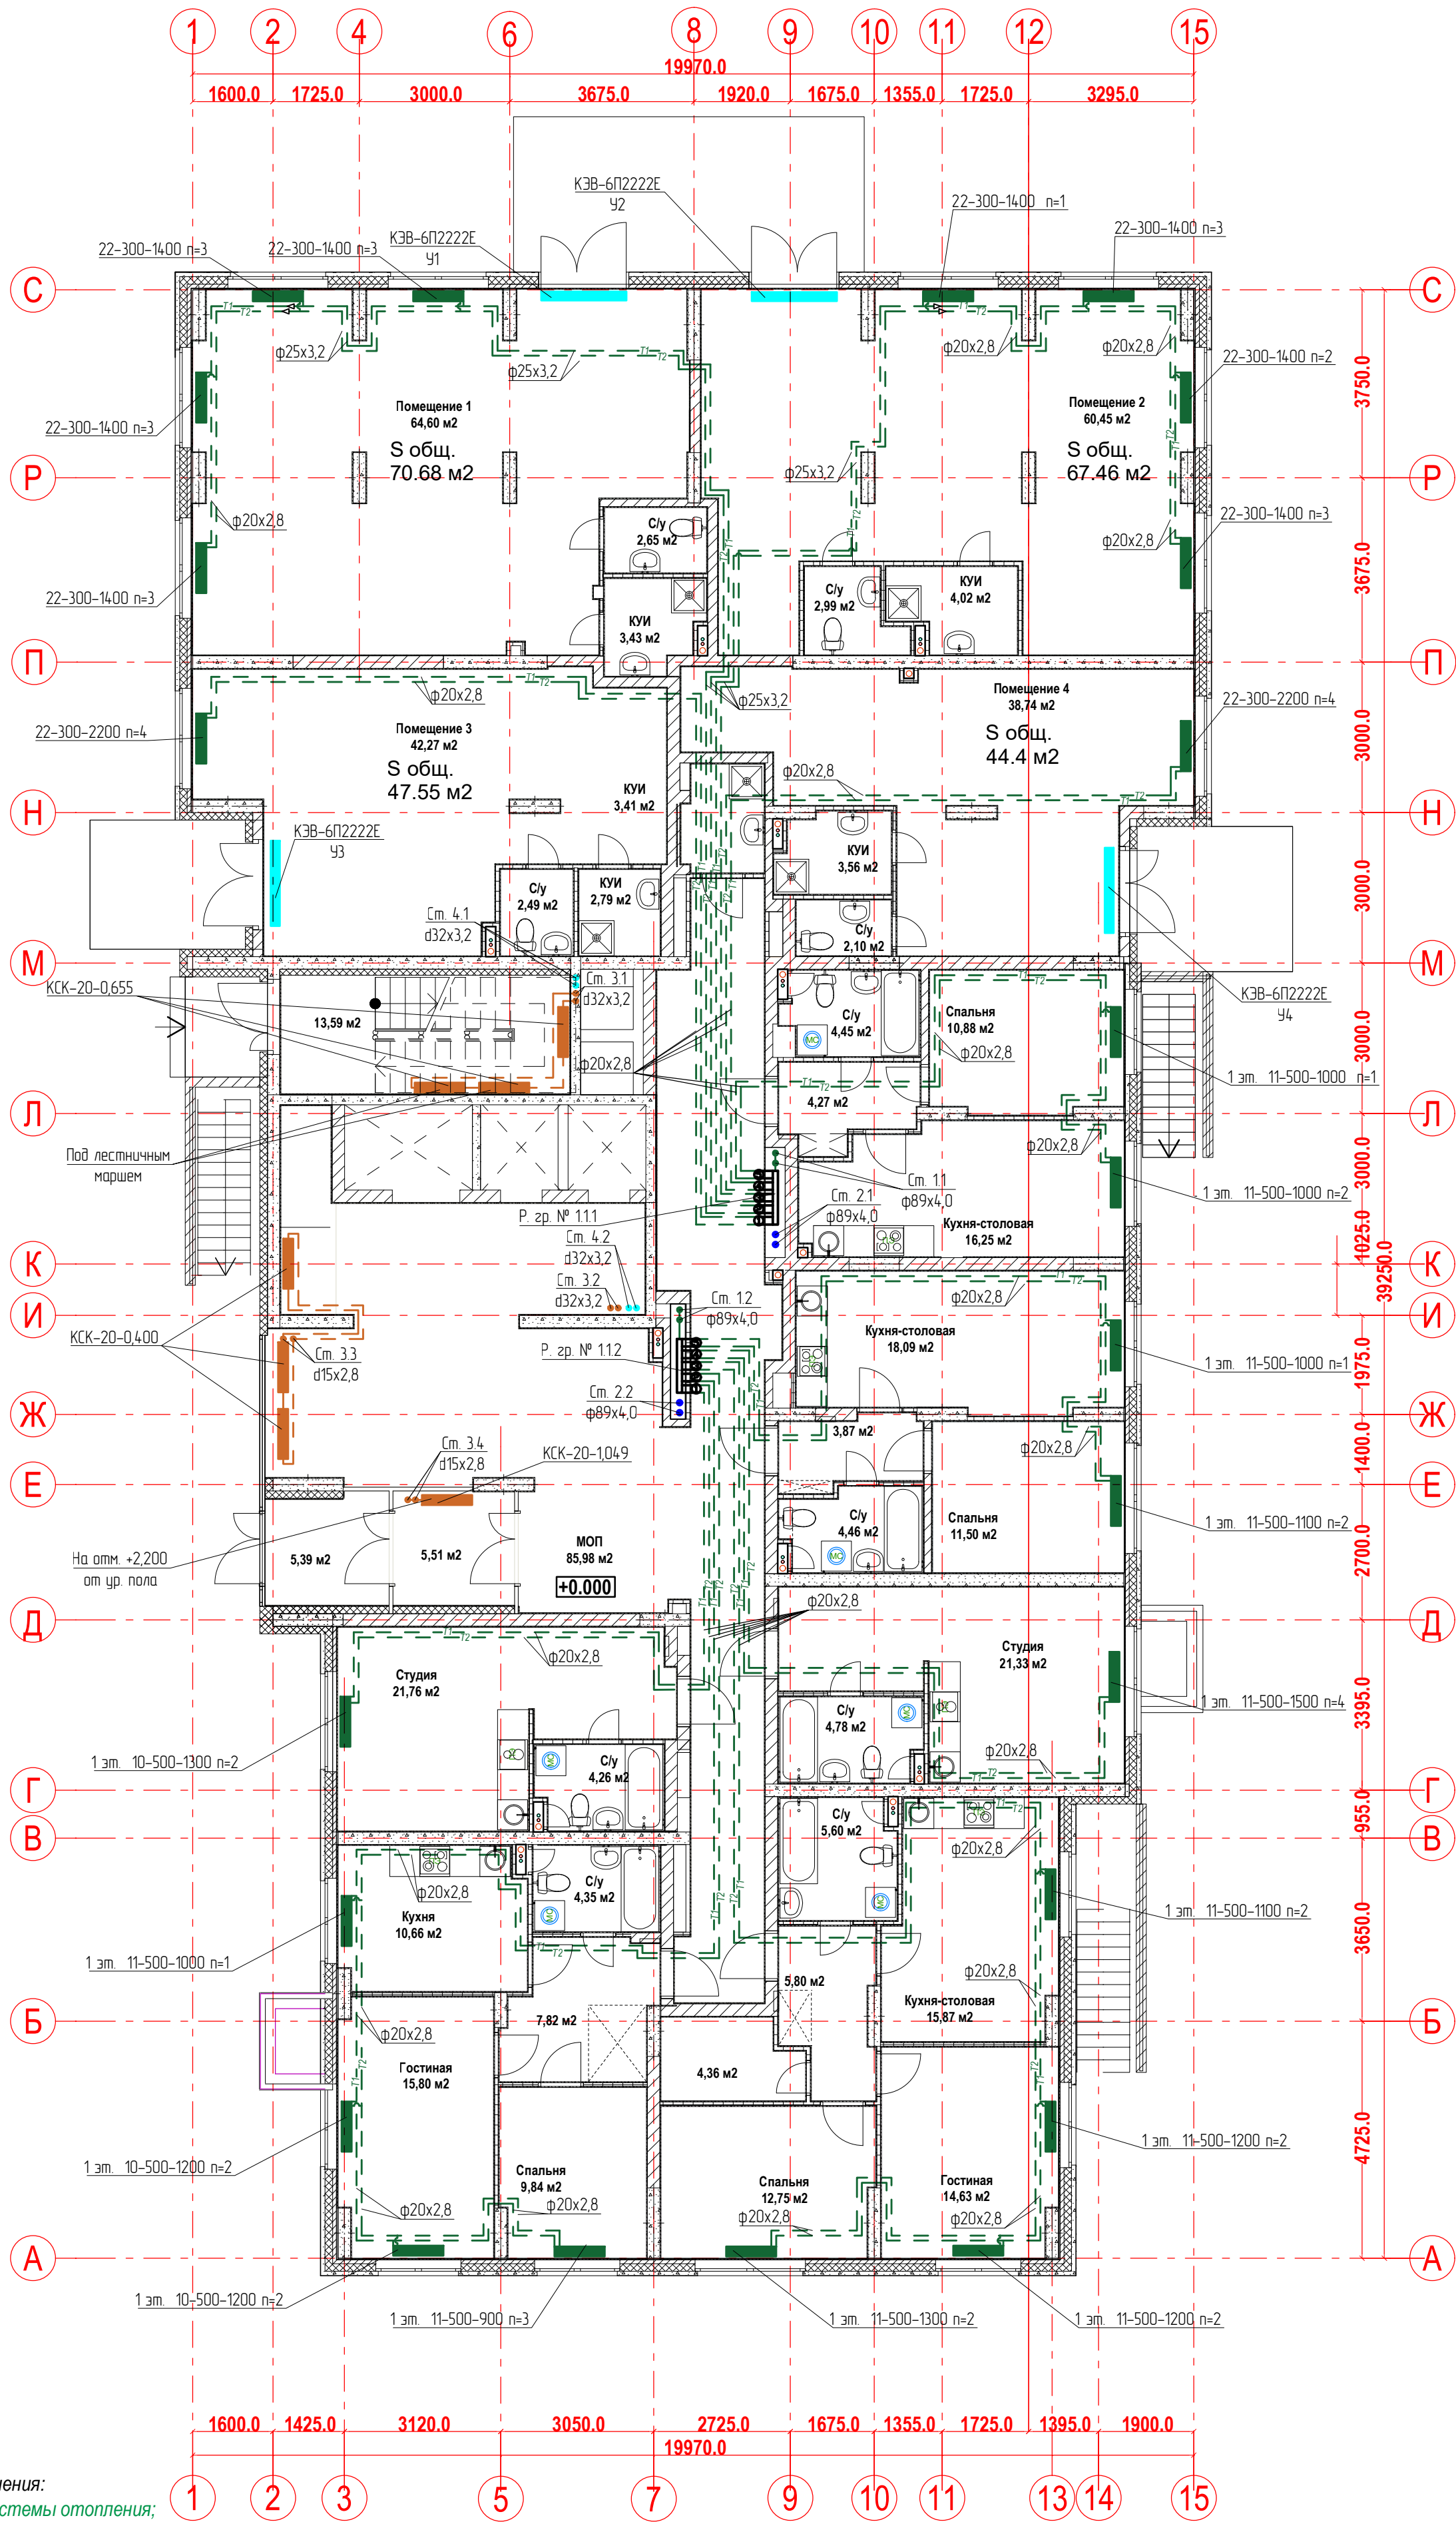


Условные обозначения:
T1 - подающий трубопровод системы отопления;
T2 - обратный трубопровод системы отопления;
Распределительная
гребка № 1.2.1
порядковый номер гребенки
номер этажа
номер системы

Примечание:
1. Перехлест T1 и T2 выполнить в нише над уровнем пола у распределительной гребенки
2. При монтаже систем отопления допускается смещение трубопроводов.
3. При прокладке под перегородками предусмотреть гильзы.

					22-12/08-2020 - ОВ		
					23-этажный многоквартирный жилой дом № 22 (по генплану). Жилищный комплекс "Анкудиновский парк" в д. Анкудиновка Кстовского района Нижегородской области.		
Изм.	Кол. уч.	Лист	Недок.	Подпись	Отопление и вентиляция	Стадия	Лист
Разработал	Ваганов			ИЗ		Р	3
Проверил	Хасянов			Хася	План 1-го этажа. Отопление	ООО "Еврогаз" г. Н. Новгород	
Н. контр.	Пронихин			Пр			

План 2-4-ых этажей.
Отопление

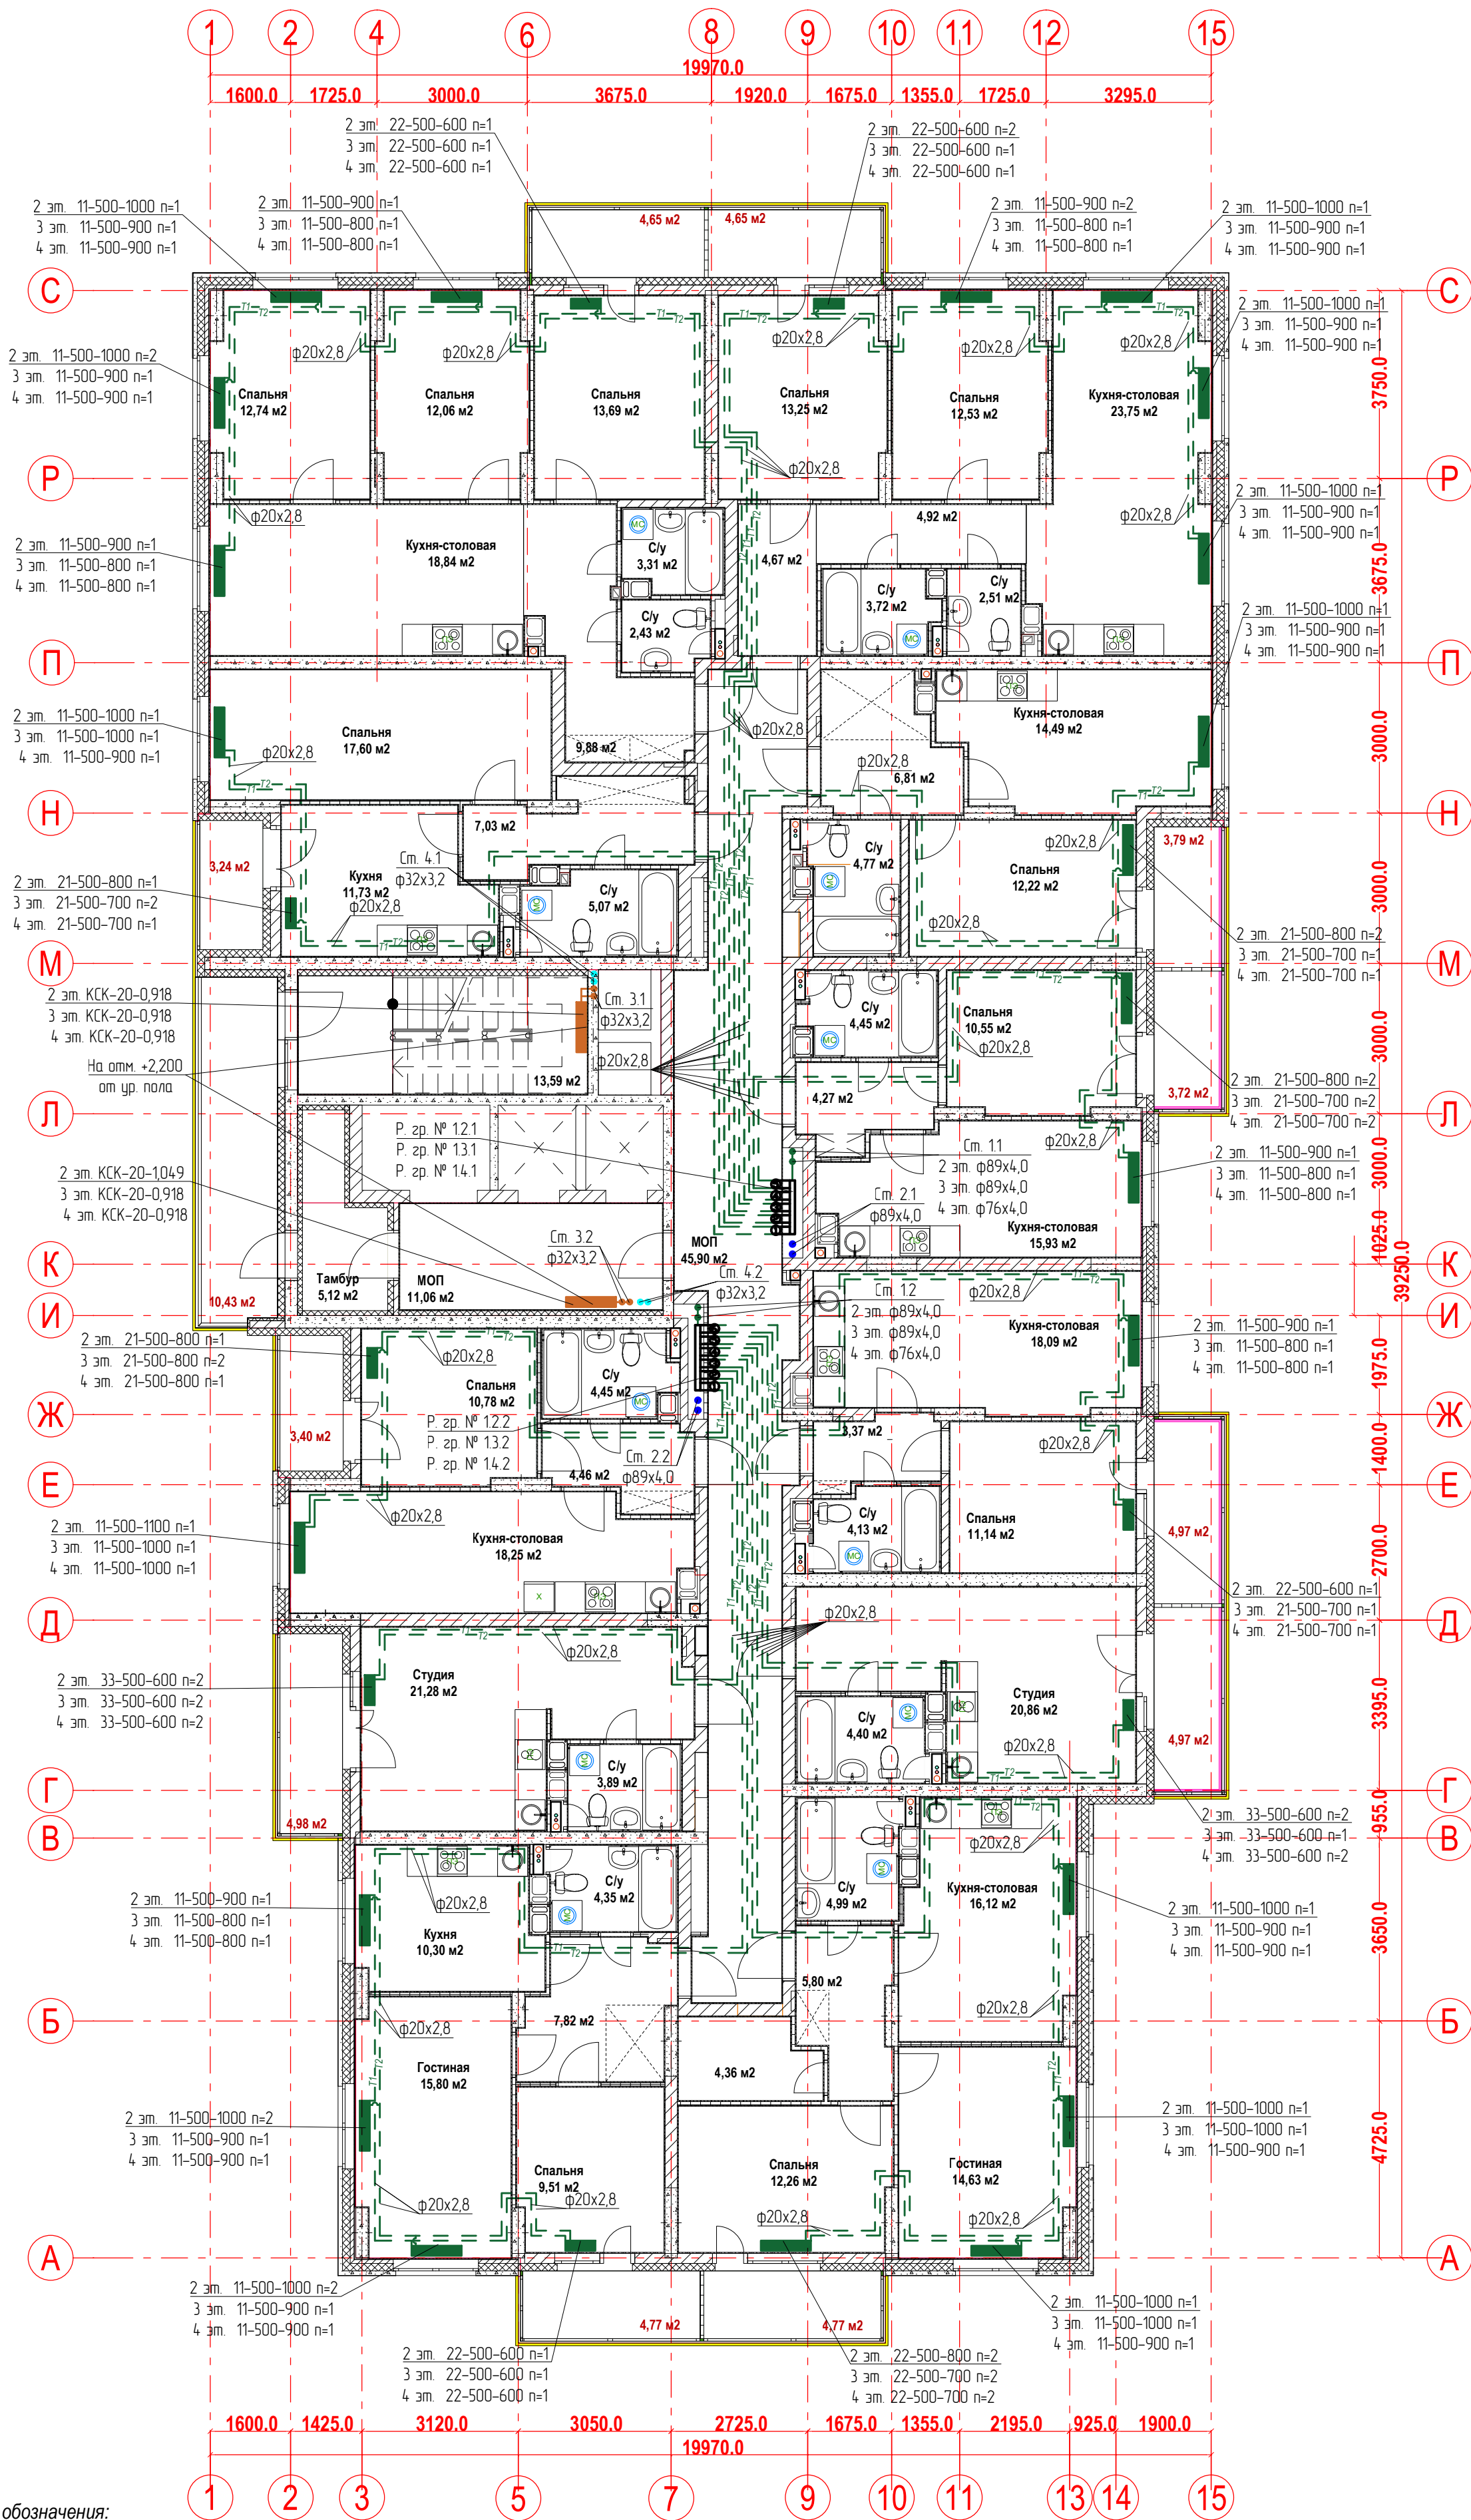

Условные обозначения:

T1 - подающий трубопровод системы отопления.
T2 - обратный трубопровод системы отопления.

Распределительная
гребка № 1.2.1


порядковый номер гребенки
номер этажа
номер системы

Примечание:

1. Перехлест T1 и T2 выполнить в нише над уровнем пола у распределительной гребенки
2. При монтаже систем отопления допускается смещение трубопроводов.
3. При прокладке под перегородками предусмотреть гильзы.

22-12/08-2020 - ОВ				
23-этажный многоквартирный жилой дом № 22 (по генплану). Жилищный комплекс "Ангудиновский парк" в д. Анкудиновка Кстовского района Нижегородской области.				
Изм.	Коп. уч.	Лист	Недок.	Подпись
Разработал	Вазанов	Бог		Дата
Проверил	Хасянов	Хася		
Н. контр.	Пронихин	Прон		
Отопление и вентиляция			Стадия	Лист
			Р	4
План 2-4-ых этажей. Отопление			ООО "Еврогаз" г. Н. Новгород	

План 5-7-ых этажей.
Отопление

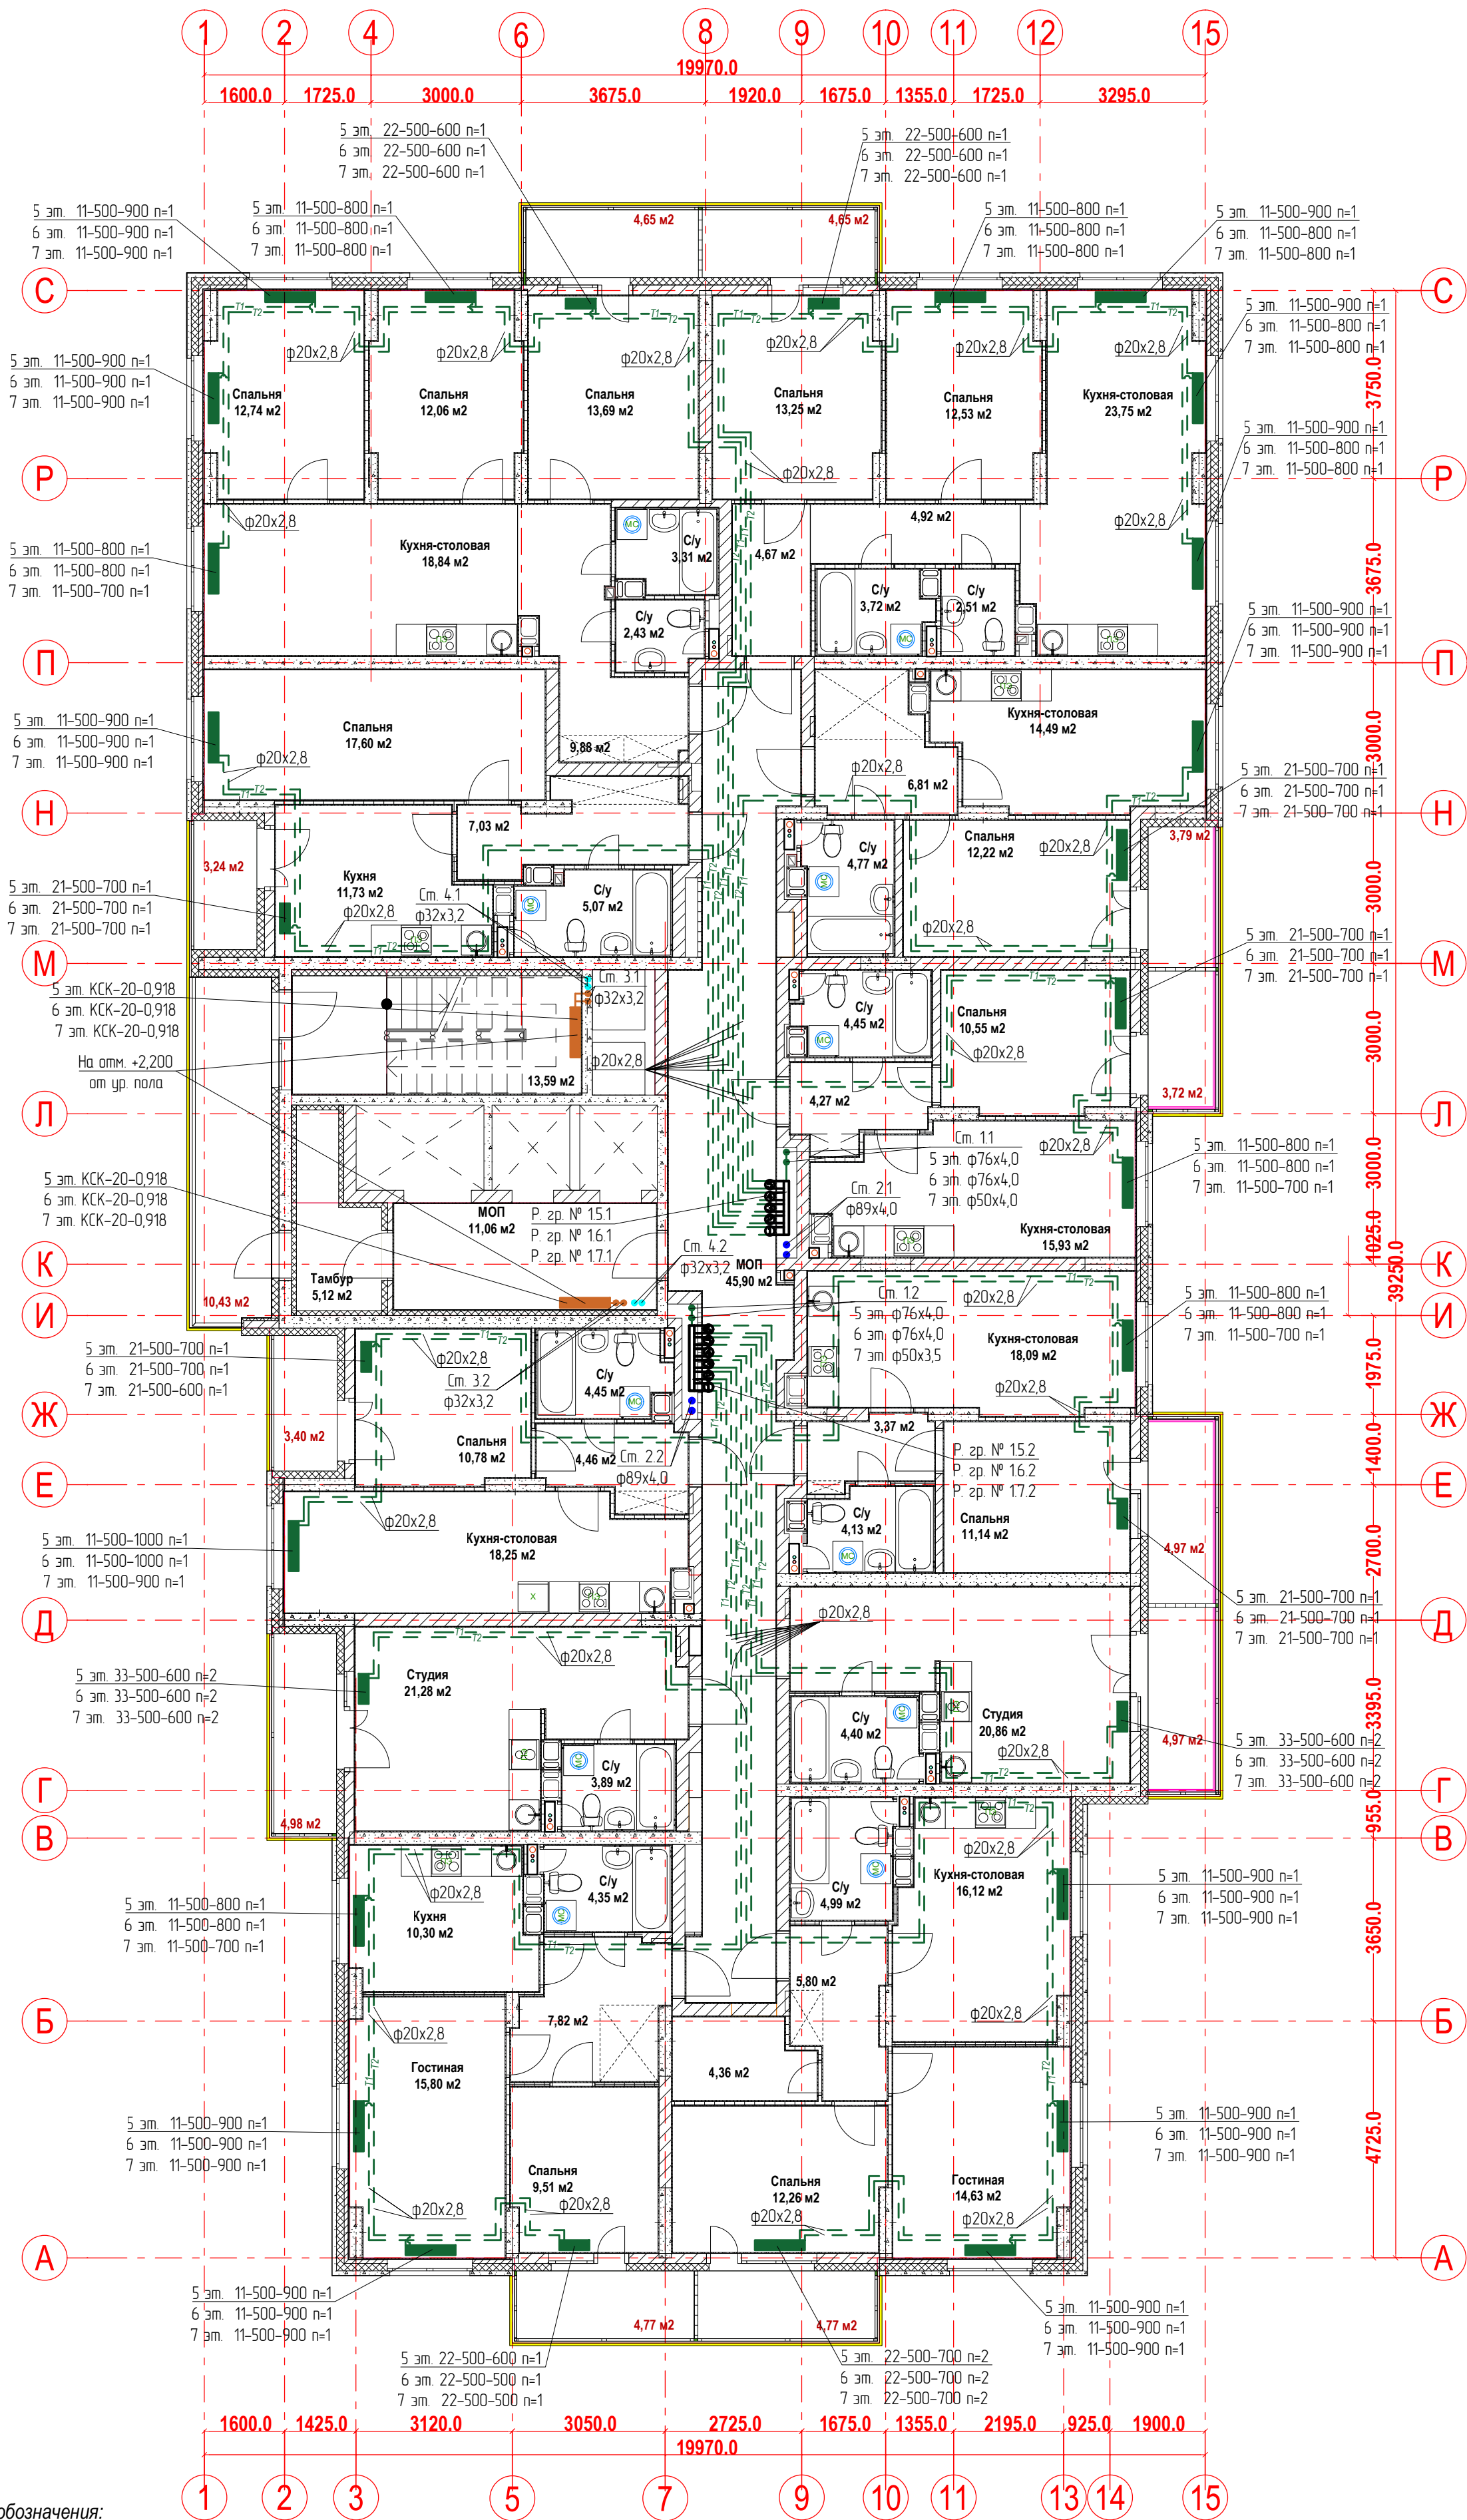

Условные обозначения:

T1 - подающий трубопровод системы отопления.
T2 - обратный трубопровод системы отопления.

Распределительная
гребка № 1.2.1


порядковый номер гребенки
номер этажа
номер системы

Примечание:

1. Перехлест T1 и T2 выполнить в нише над уровнем пола у распределительной гребенки
2. При монтаже систем отопления допускается смещение трубопроводов.
3. При прокладке под перегородками предусмотреть гильзы.

					22-12/08-2020 - ОВ		
					23-этажный многоквартирный жилой дом № 22 (по генплану). Жилищный комплекс "Анкудиновский парк" в д. Анкудиновка Кстовского района Нижегородской области.		
Изм.	Коп. уч.	Лист	Недок.	Подпись	Отопление и вентиляция	Стадия	Лист
Разработал	Вазанов	Бог				Р	5
Проверил	Хасянов	Хася			План 5-7-ых этажей. Отопление	ООО "Еврогаз" г. Н. Новгород	
Н. контр.	Пронихин	Прон					

План 8-10-ых этажей.
Отопление

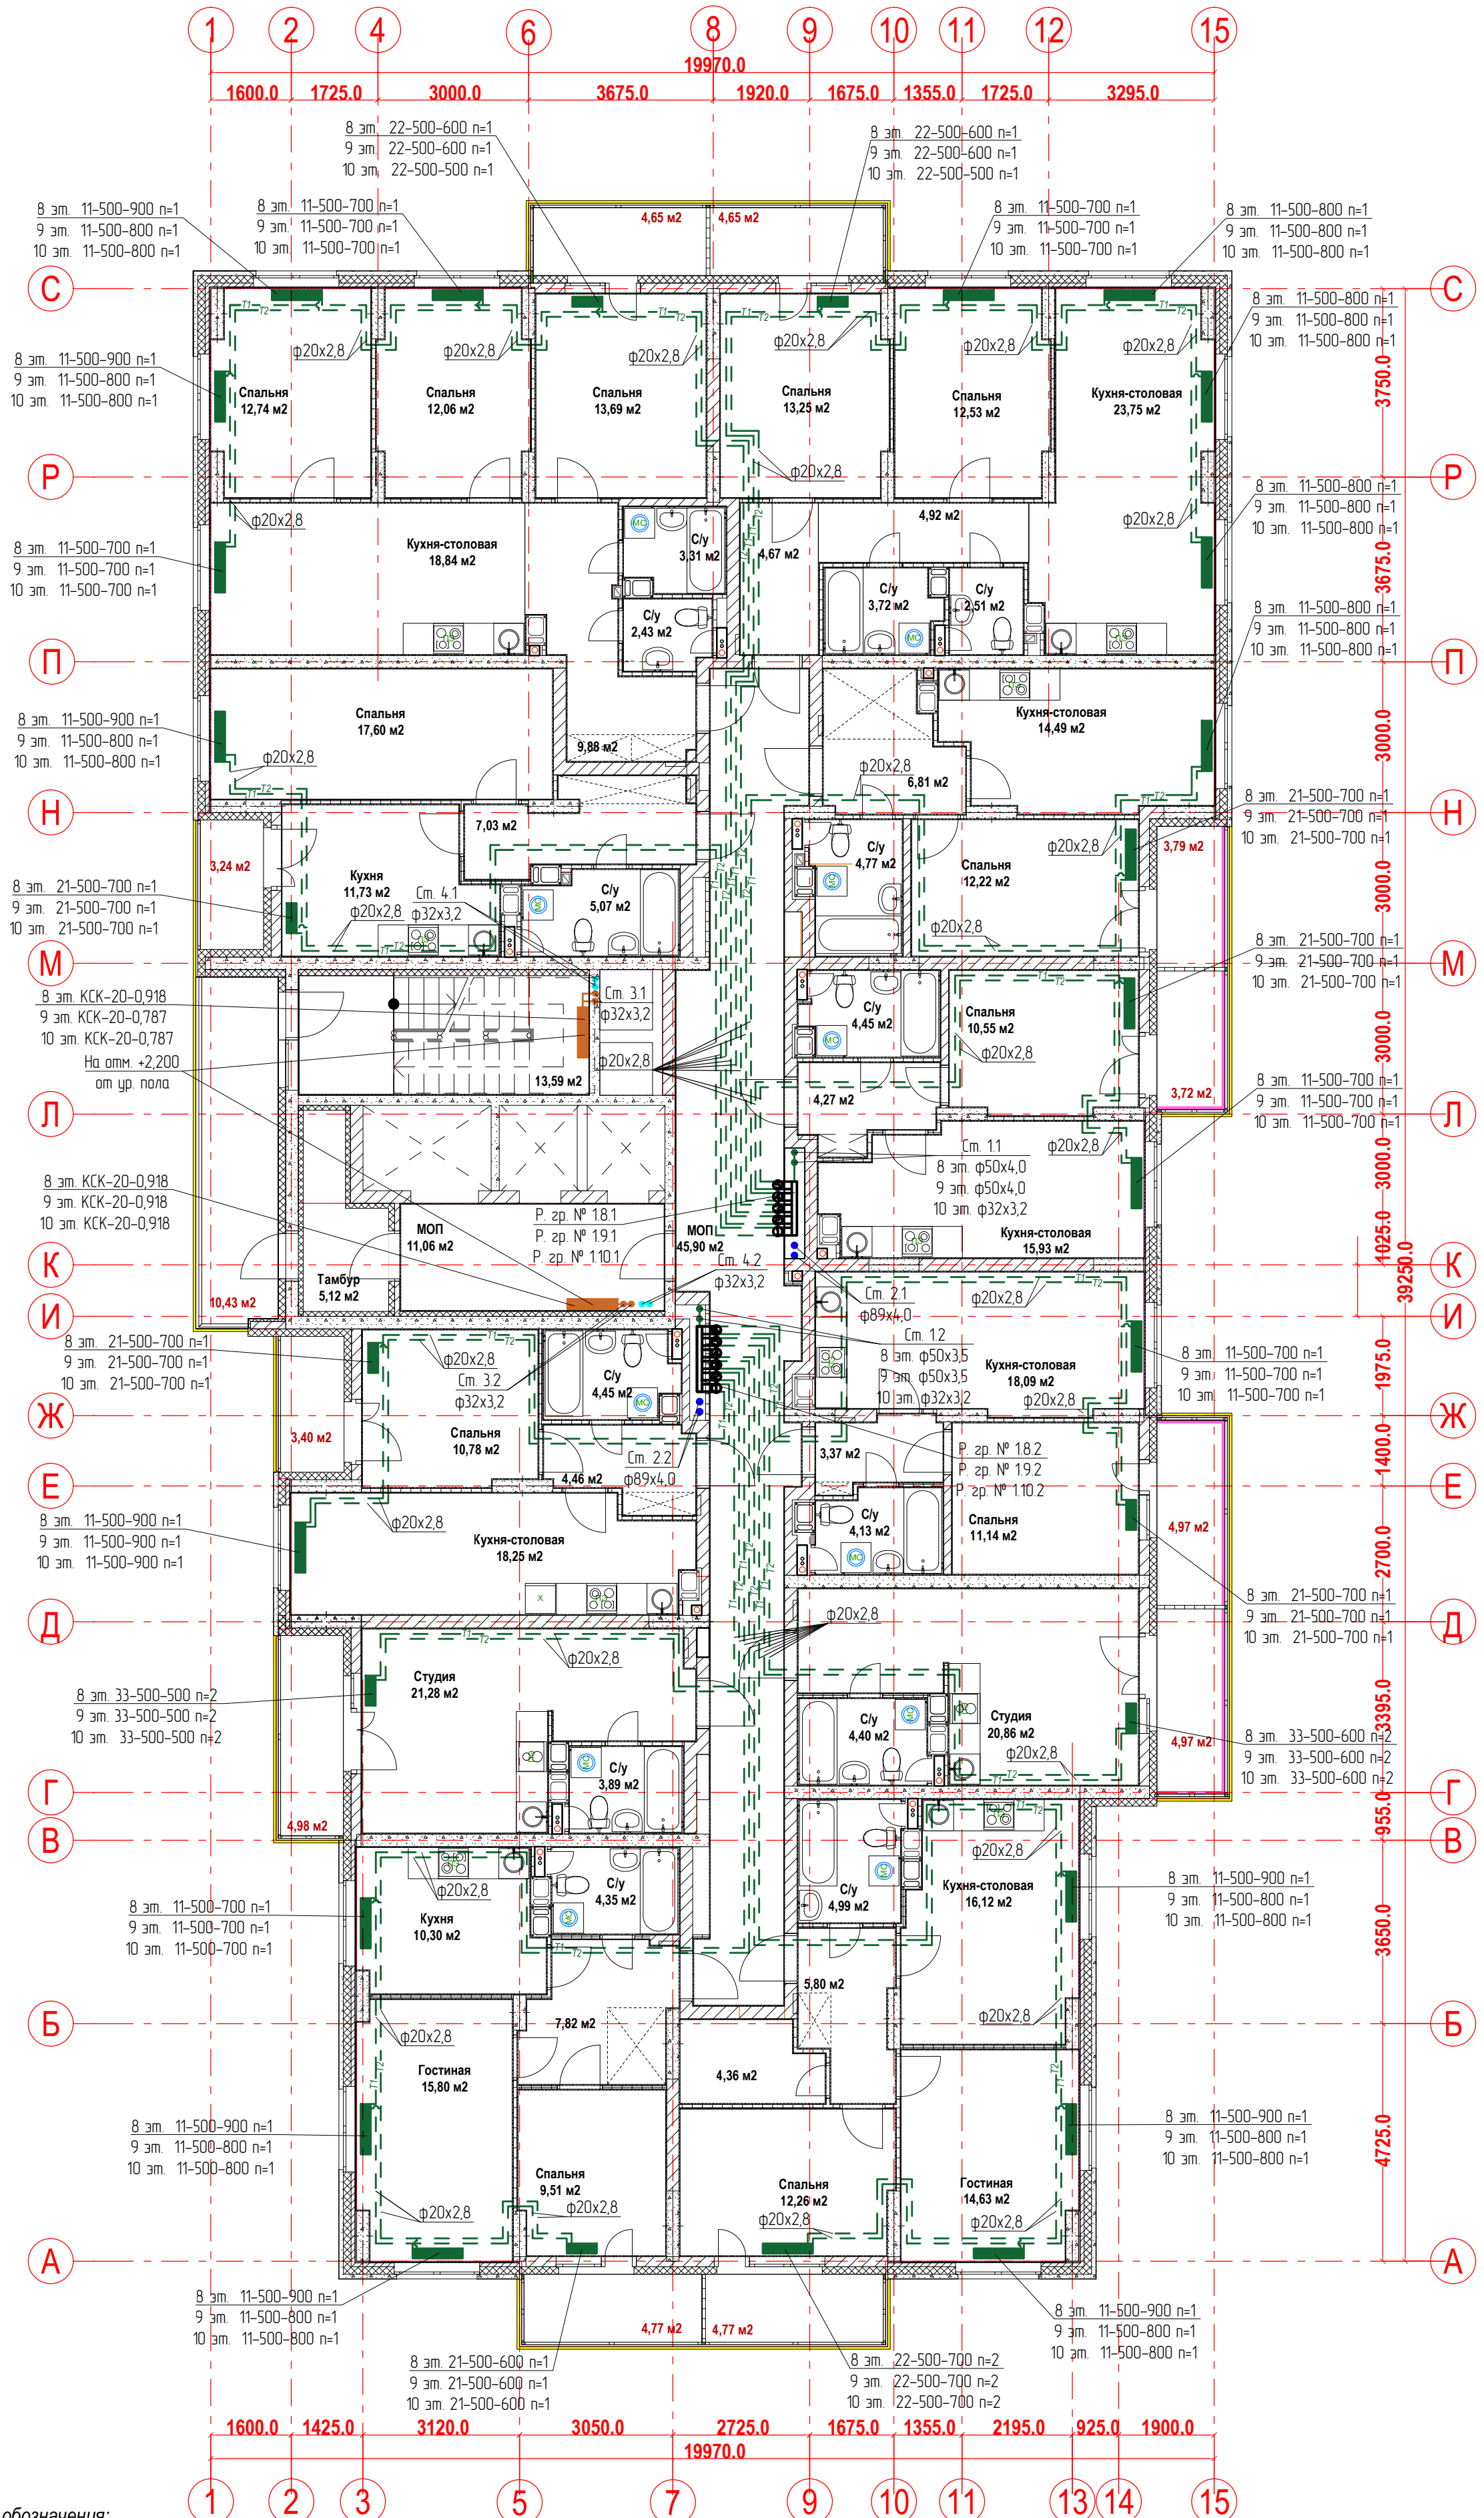


Условные обозначения:
T1 - подающий трубопровод системы отопления.
T2 - обратный трубопровод системы отопления.
Распределительная гребка № 1.2.1
порядковый номер гребенки
номер этажа
номер системы

Примечание:
1. Перехлест T1 и T2 выполнить в нише над уровнем пола у распределительной гребенки
2. При монтаже систем отопления допускается смещение трубопроводов.
3. При прокладке под перегородками предусмотреть гильзы.

					22-12/08-2020 - ОВ		
					23-этажный многоквартирный жилой дом № 22 (по генплану). Жилищный комплекс "Анкудиновский парк" в д. Анкудиновка Кстовского района Нижегородской области.		
Изм.	Коп. уч.	Лист	Недок.	Подпись	Отопление и вентиляция	Стадия	Лист
Разработал	Вазанов			Вазанов		Р	6
Проверил	Хасянов			Хасянов	План 8-10-ых этажей. Отопление	ООО "Еврогаз" г. Н. Новгород	
Н. контр.	Пронихин			Пронихин			

План 11-го этажа.
Отопление

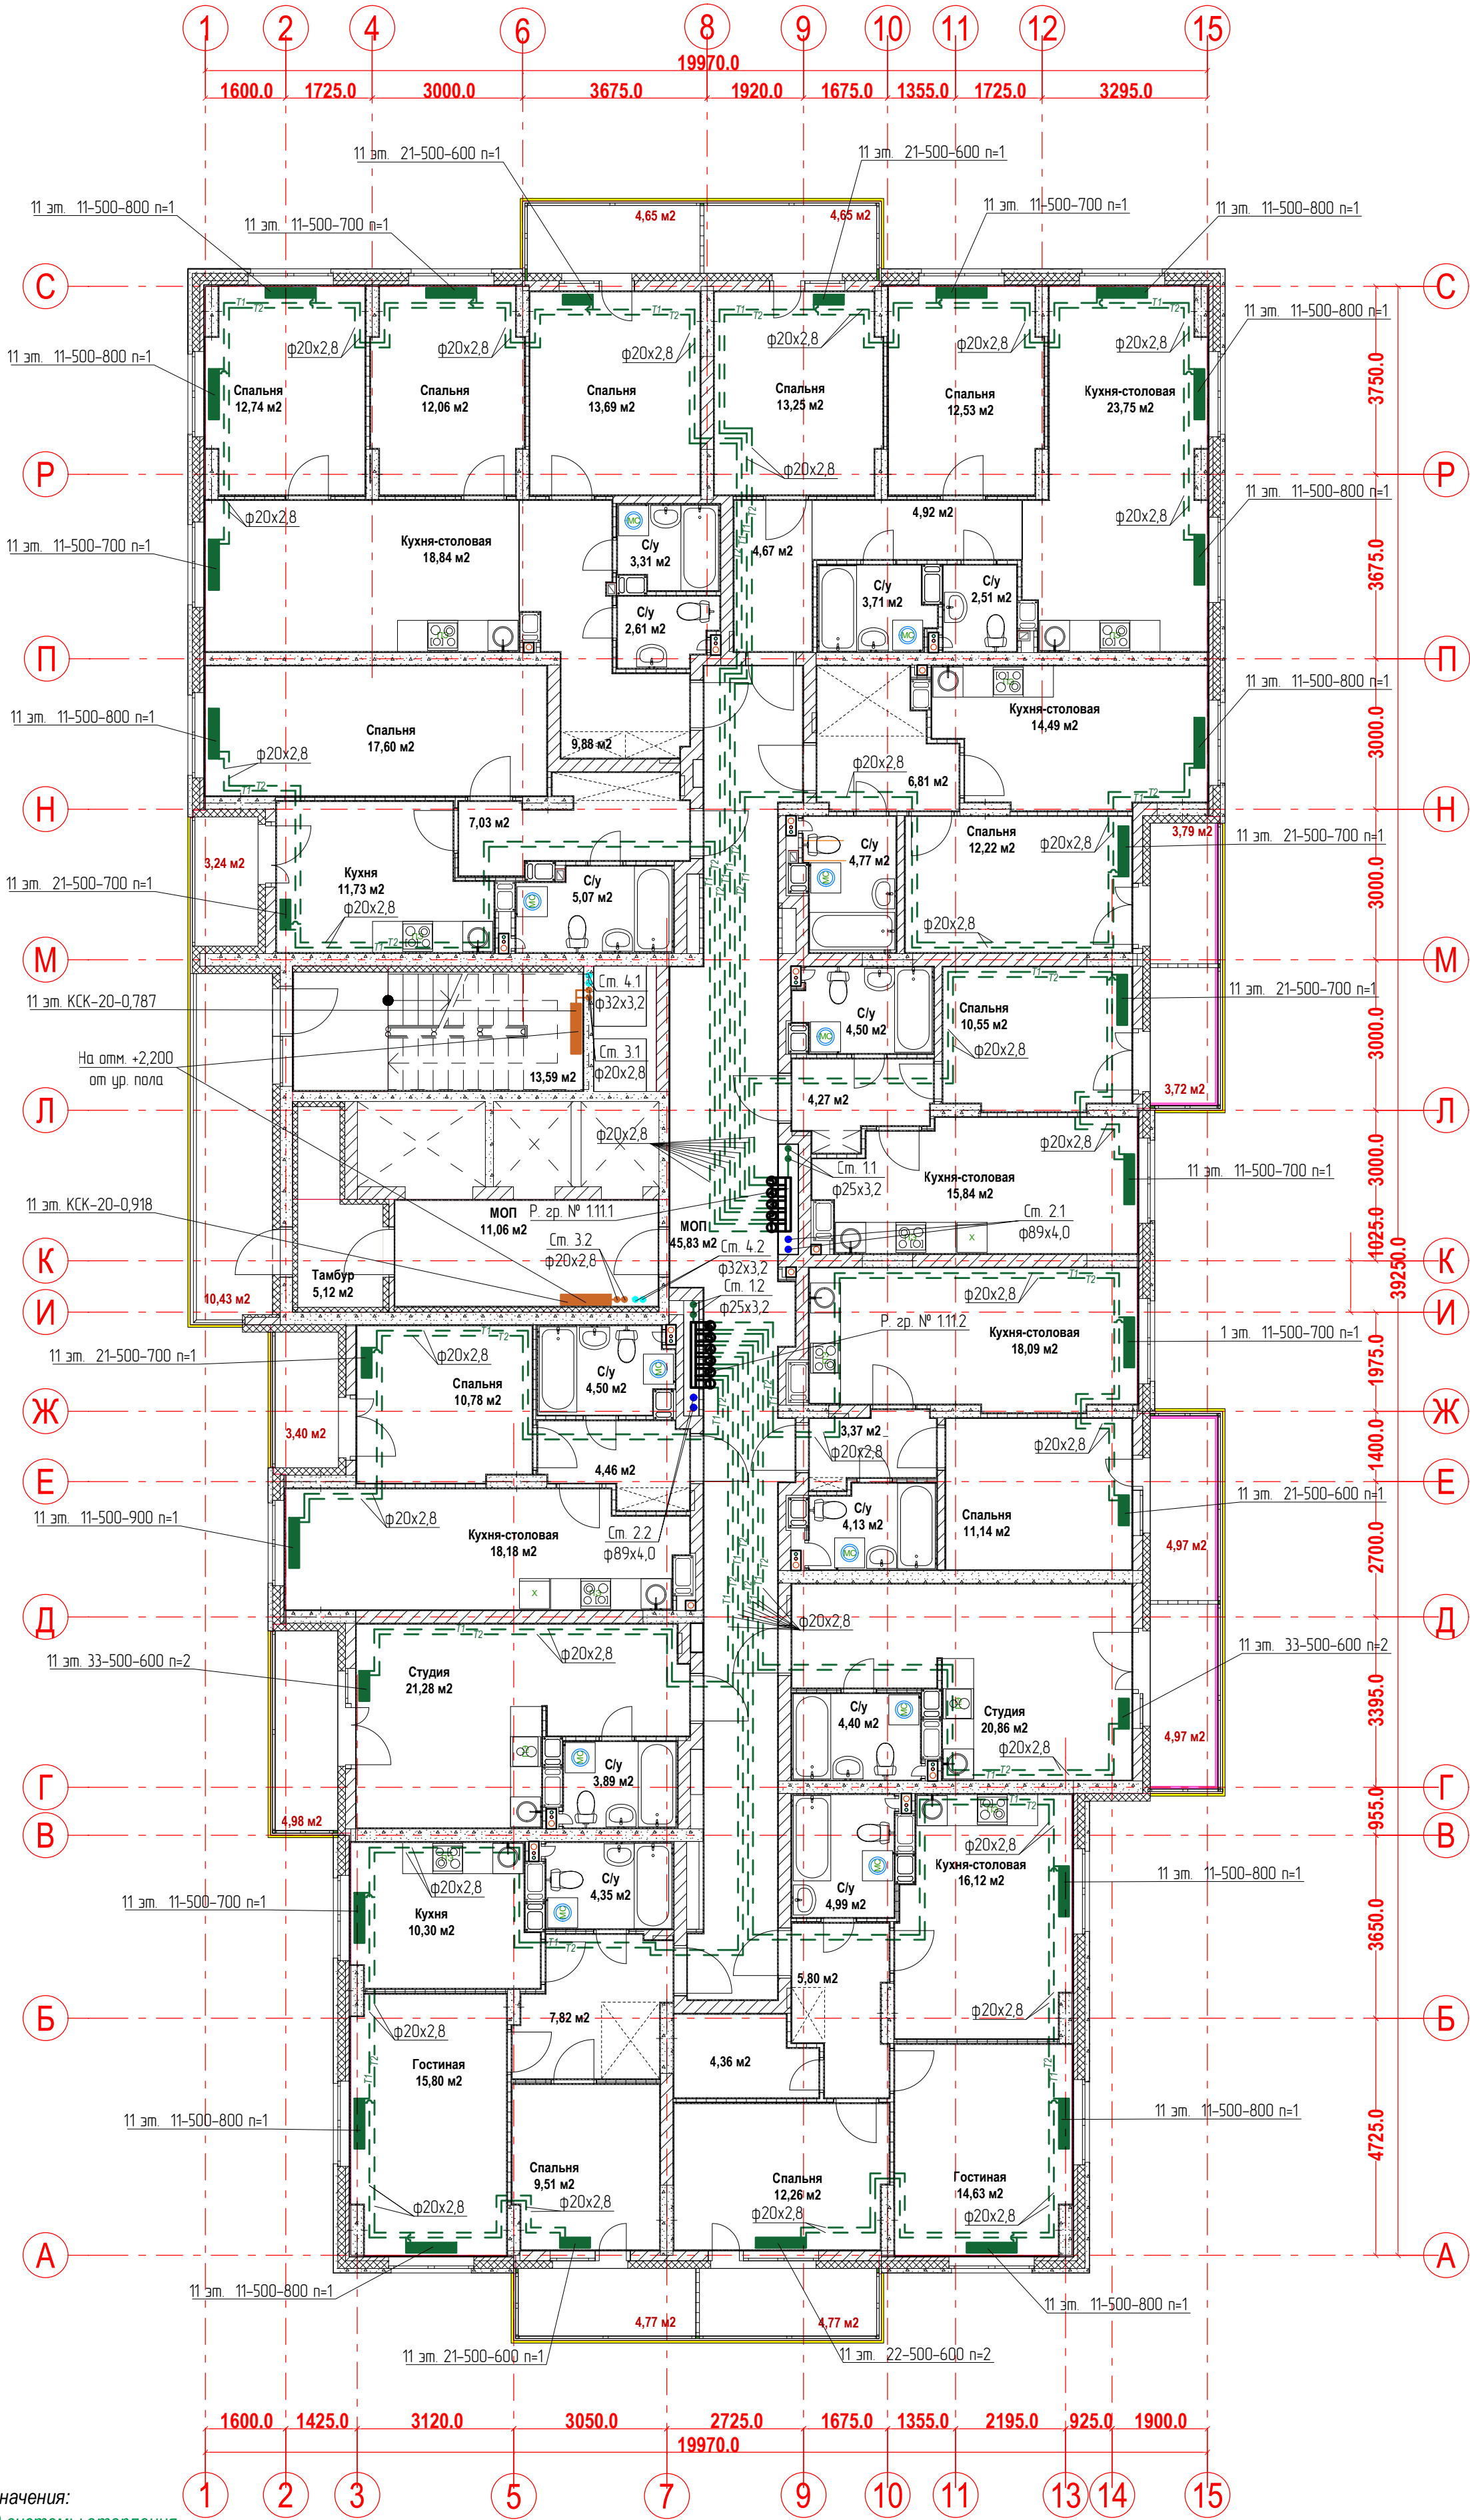


Условные обозначения:
T1 - подающий трубопровод системы отопления.
T2 - обратный трубопровод системы отопления.
Распределительная гребка № 1.2.1
порядковый номер гребенки
номер этажа
номер системы

Примечание:
1. Перехлест T1 и T2 выполнить в нише над уровнем пола у распределительной гребенки
2. При монтаже систем отопления допускается смещение трубопроводов.
3. При прокладке под перегородками предусмотреть гильзы.

						22-12/08-2020 - ОВ			
						23-этажный многоквартирный жилой дом № 22 (по генплану). Жилищный комплекс "Анудиновский парк" в д. Анудиновка Кстовского района Нижегородской области.			
Изм.	Коп. уч	Лист	Недок.	Подпись	Дата	Отопление и вентиляция	Стадия	Лист	Листов
Разработал		Ваганов		<i>Ваг</i>			Р	7	
Проверил		Хасянов		<i>Хася</i>					
						План 11-го этажа. Отопление	ООО "Еврогаз" г. Н. Новгород		
Н. контр.		Пронихин		<i>Прнх</i>					

План 12-14-ых этажей.
Отопление

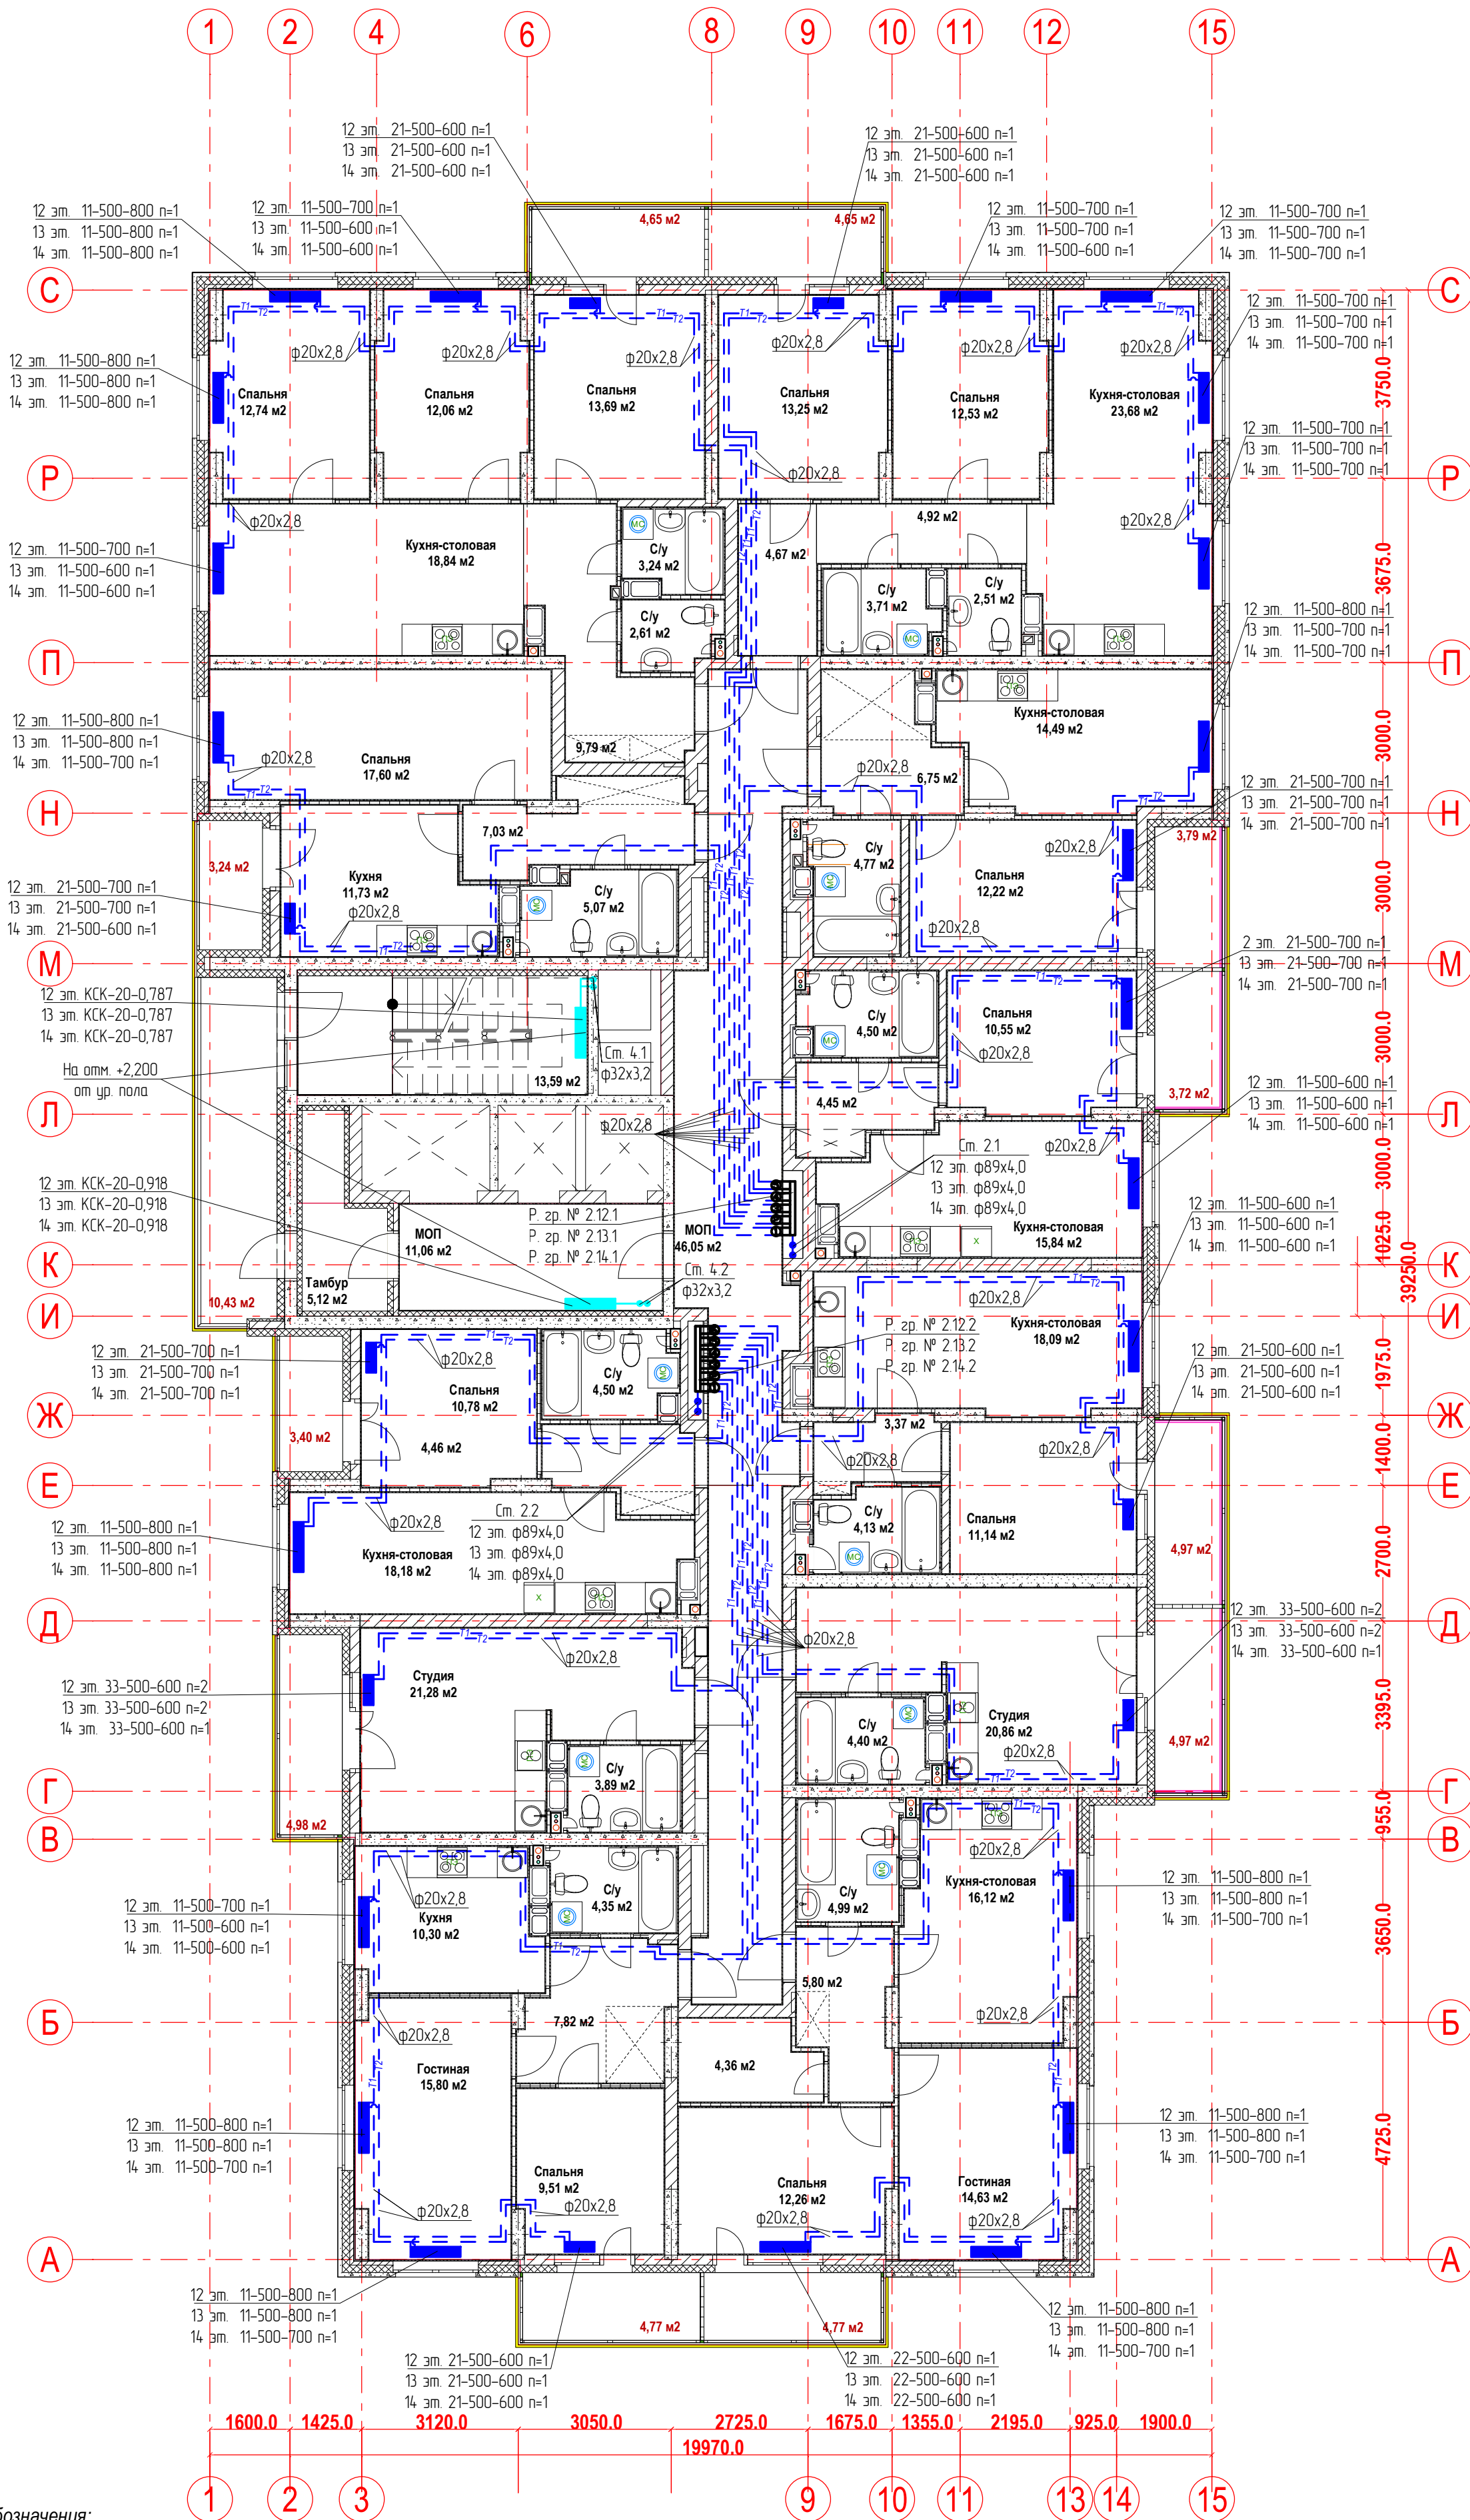


Условные обозначения:
T1 - подающий трубопровод системы отопления.
T2 - обратный трубопровод системы отопления.
Распределительная гребка № 1.2.1
порядковый номер гребенки
номер этажа
номер системы

Примечание:
1. Перехлест T1 и T2 выполнить в нише над уровнем пола у распределительной гребенки
2. При монтаже систем отопления допускается смещение трубопроводов.
3. При прокладке под перегородками предусмотреть гильзы.

					22-12/08-2020 - ОВ		
					23-этажный многоквартирный жилой дом № 22 (по генплану). Жилищный комплекс "Анудинский парк" в д. Анкудиновка Кстовского района Нижегородской области.		
Изм.	Коп. уч.	Лист	Недок.	Подпись	Отопление и вентиляция	Стадия	Лист
Разработал	Ваганов	Проверил	Хасянов	Дата		Р	8
Н. контр.	Пронихин				План 12-14-ых этажей. Отопление	ООО "Еврогаз" г. Н. Новгород	

План 15-16-ых этажей.
Отопление

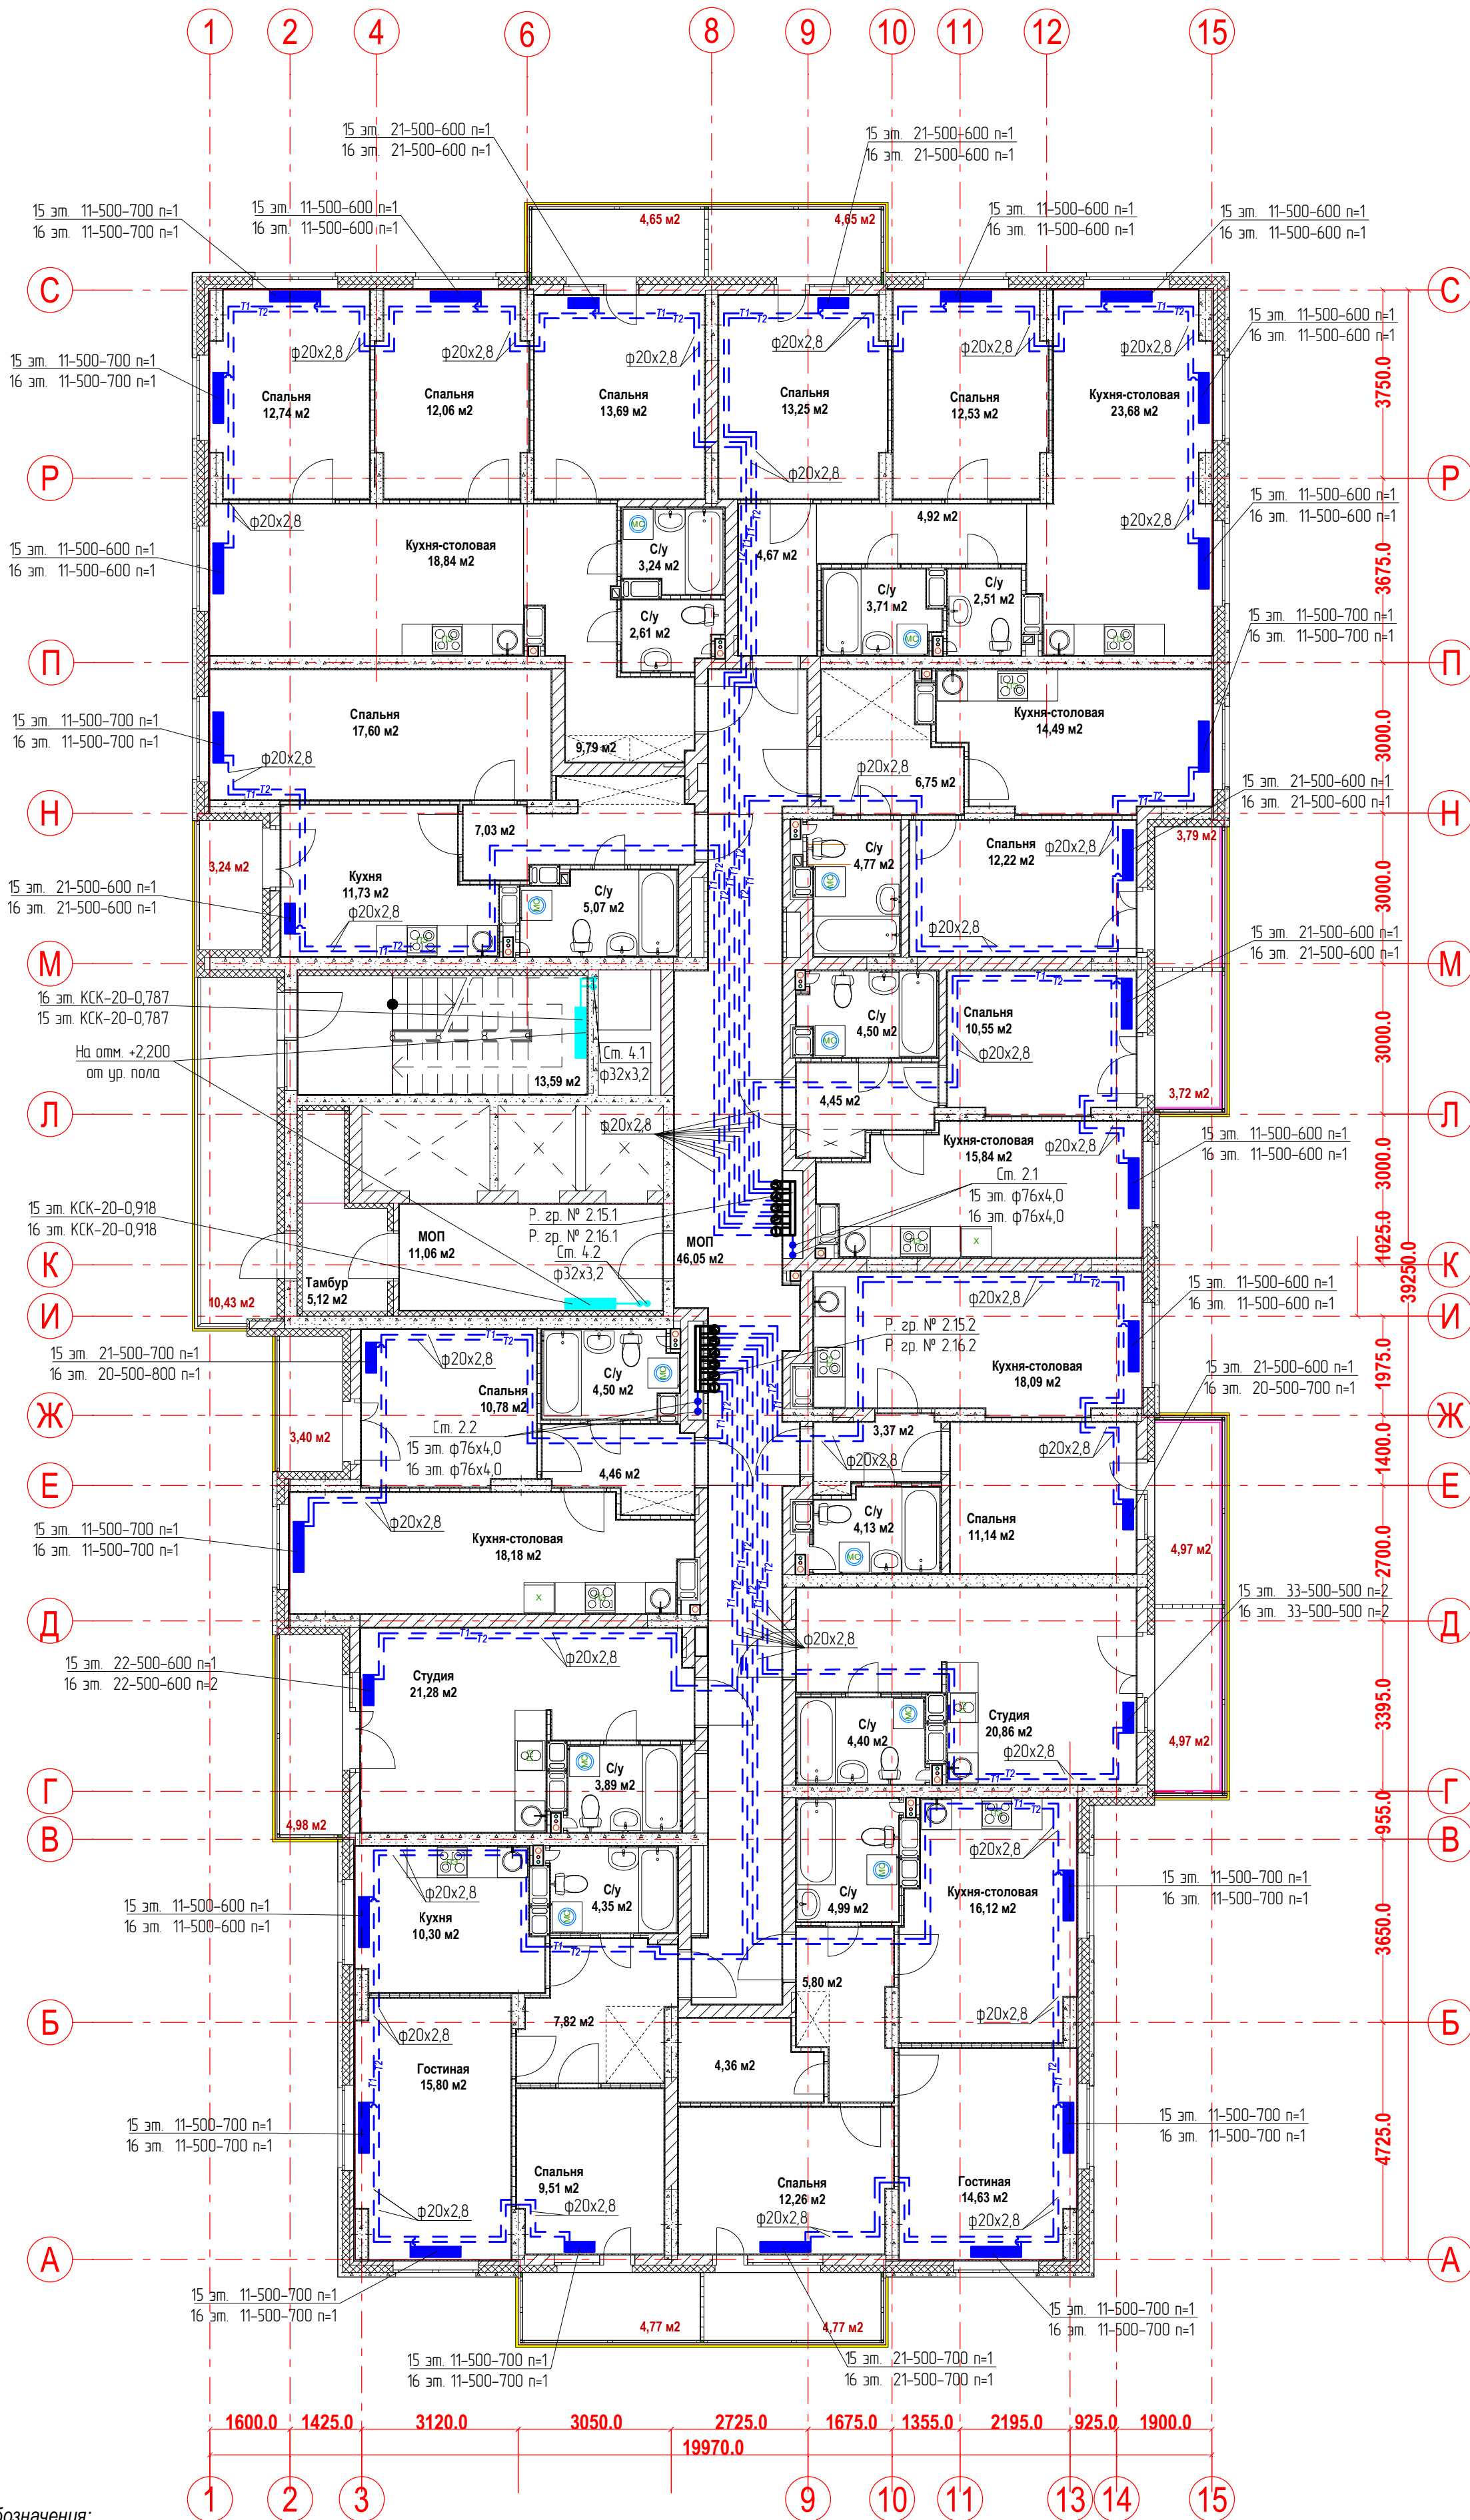

Условные обозначения:

T1 - подающий трубопровод системы отопления.
T2 - обратный трубопровод системы отопления.

Распределительная
гребка № 1.2.1


порядковый номер гребенки
номер этажа
номер системы

Примечание:

1. Перехлест T1 и T2 выполнить в нише над уровнем пола у распределительной гребенки
2. При монтаже систем отопления допускается смещение трубопроводов.
3. При прокладке под перегородками предусмотреть гильзы.

22-12/08-2020 - ОВ				
23-этажный многоквартирный жилой дом № 22 (по генплану). Жилищный комплекс "Анудинский парк" в д. Анудиновка Кстовского района Нижегородской области.				
Изм.	Коп. уч.	Лист	Недок.	Подпись
Разработал	Ваганов	Проверил	Хасянов	Дата
Н. контр.	Пронихин			
Отопление и вентиляция			Стadia	Лист
План 15-16-ых этажей. Отопление			Р	9
			Листов	
			ООО "Еврогаз" г. Н. Новгород	

План 17-го этажа.
Отопление

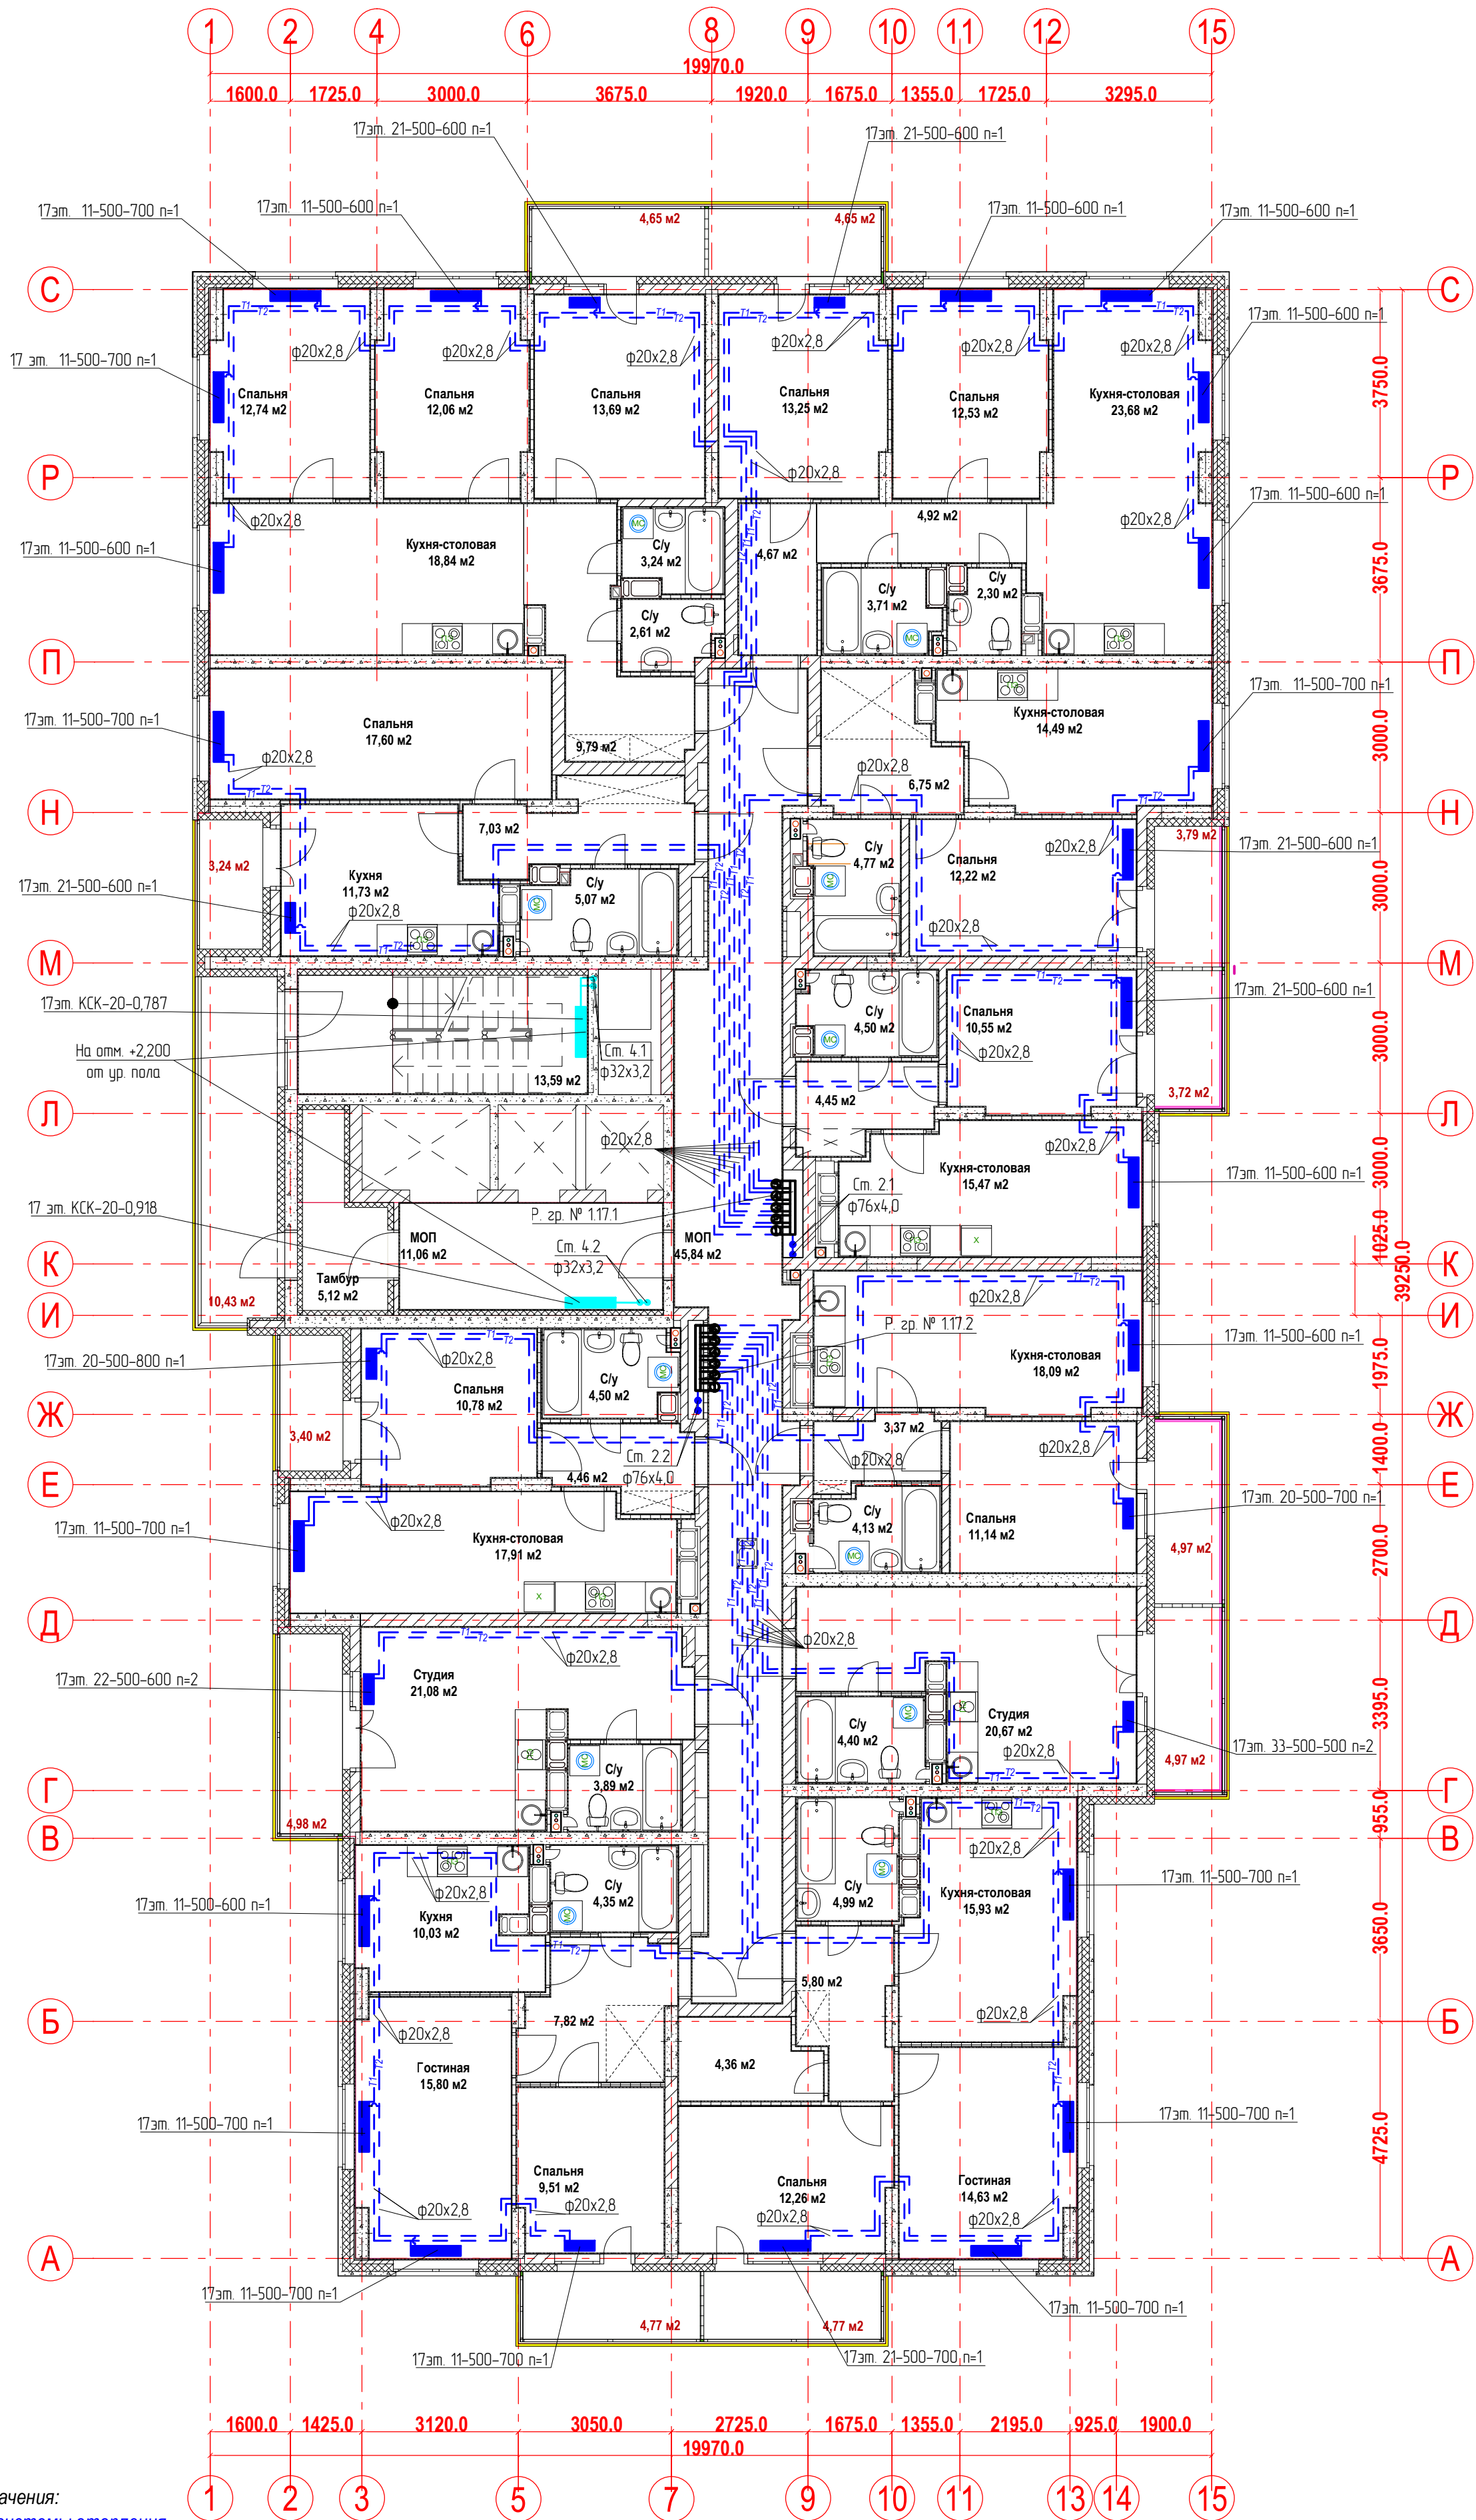


Условные обозначения:
T1 - подающий трубопровод системы отопления.
T2 - обратный трубопровод системы отопления.
Распределительная гребка № 1.2.1
порядковый номер гребенки
номер этажа
номер системы

Примечание:
1. Перехлест T1 и T2 выполнить в нише над уровнем пола у распределительной гребенки
2. При монтаже систем отопления допускается смещение трубопроводов.
3. При прокладке под перегородками предусмотреть гильзы.

						22-12/08-2020 - ОВ			
						23-этажный многоквартирный жилой дом № 22 (по генплану). Жилищный комплекс "Анкудиновский парк" в д. Анкудиновка Кстовского района Нижегородской области.			
Изм.	Коп. уч	Лист	Недок.	Подпись	Дата	Отопление и вентиляция	Стадия	Лист	Листов
Разработал	Ваганов			<i>Взг</i>			Р	10	
Проверил	Хасянов			<i>Хася</i>		План 17-го этажа. Отопление	ООО "Еврогаз" г. Н. Новгород		
Н. контр.	Пронихин			<i>Прнх</i>					

План 18-20-ых этажей.
Отопление

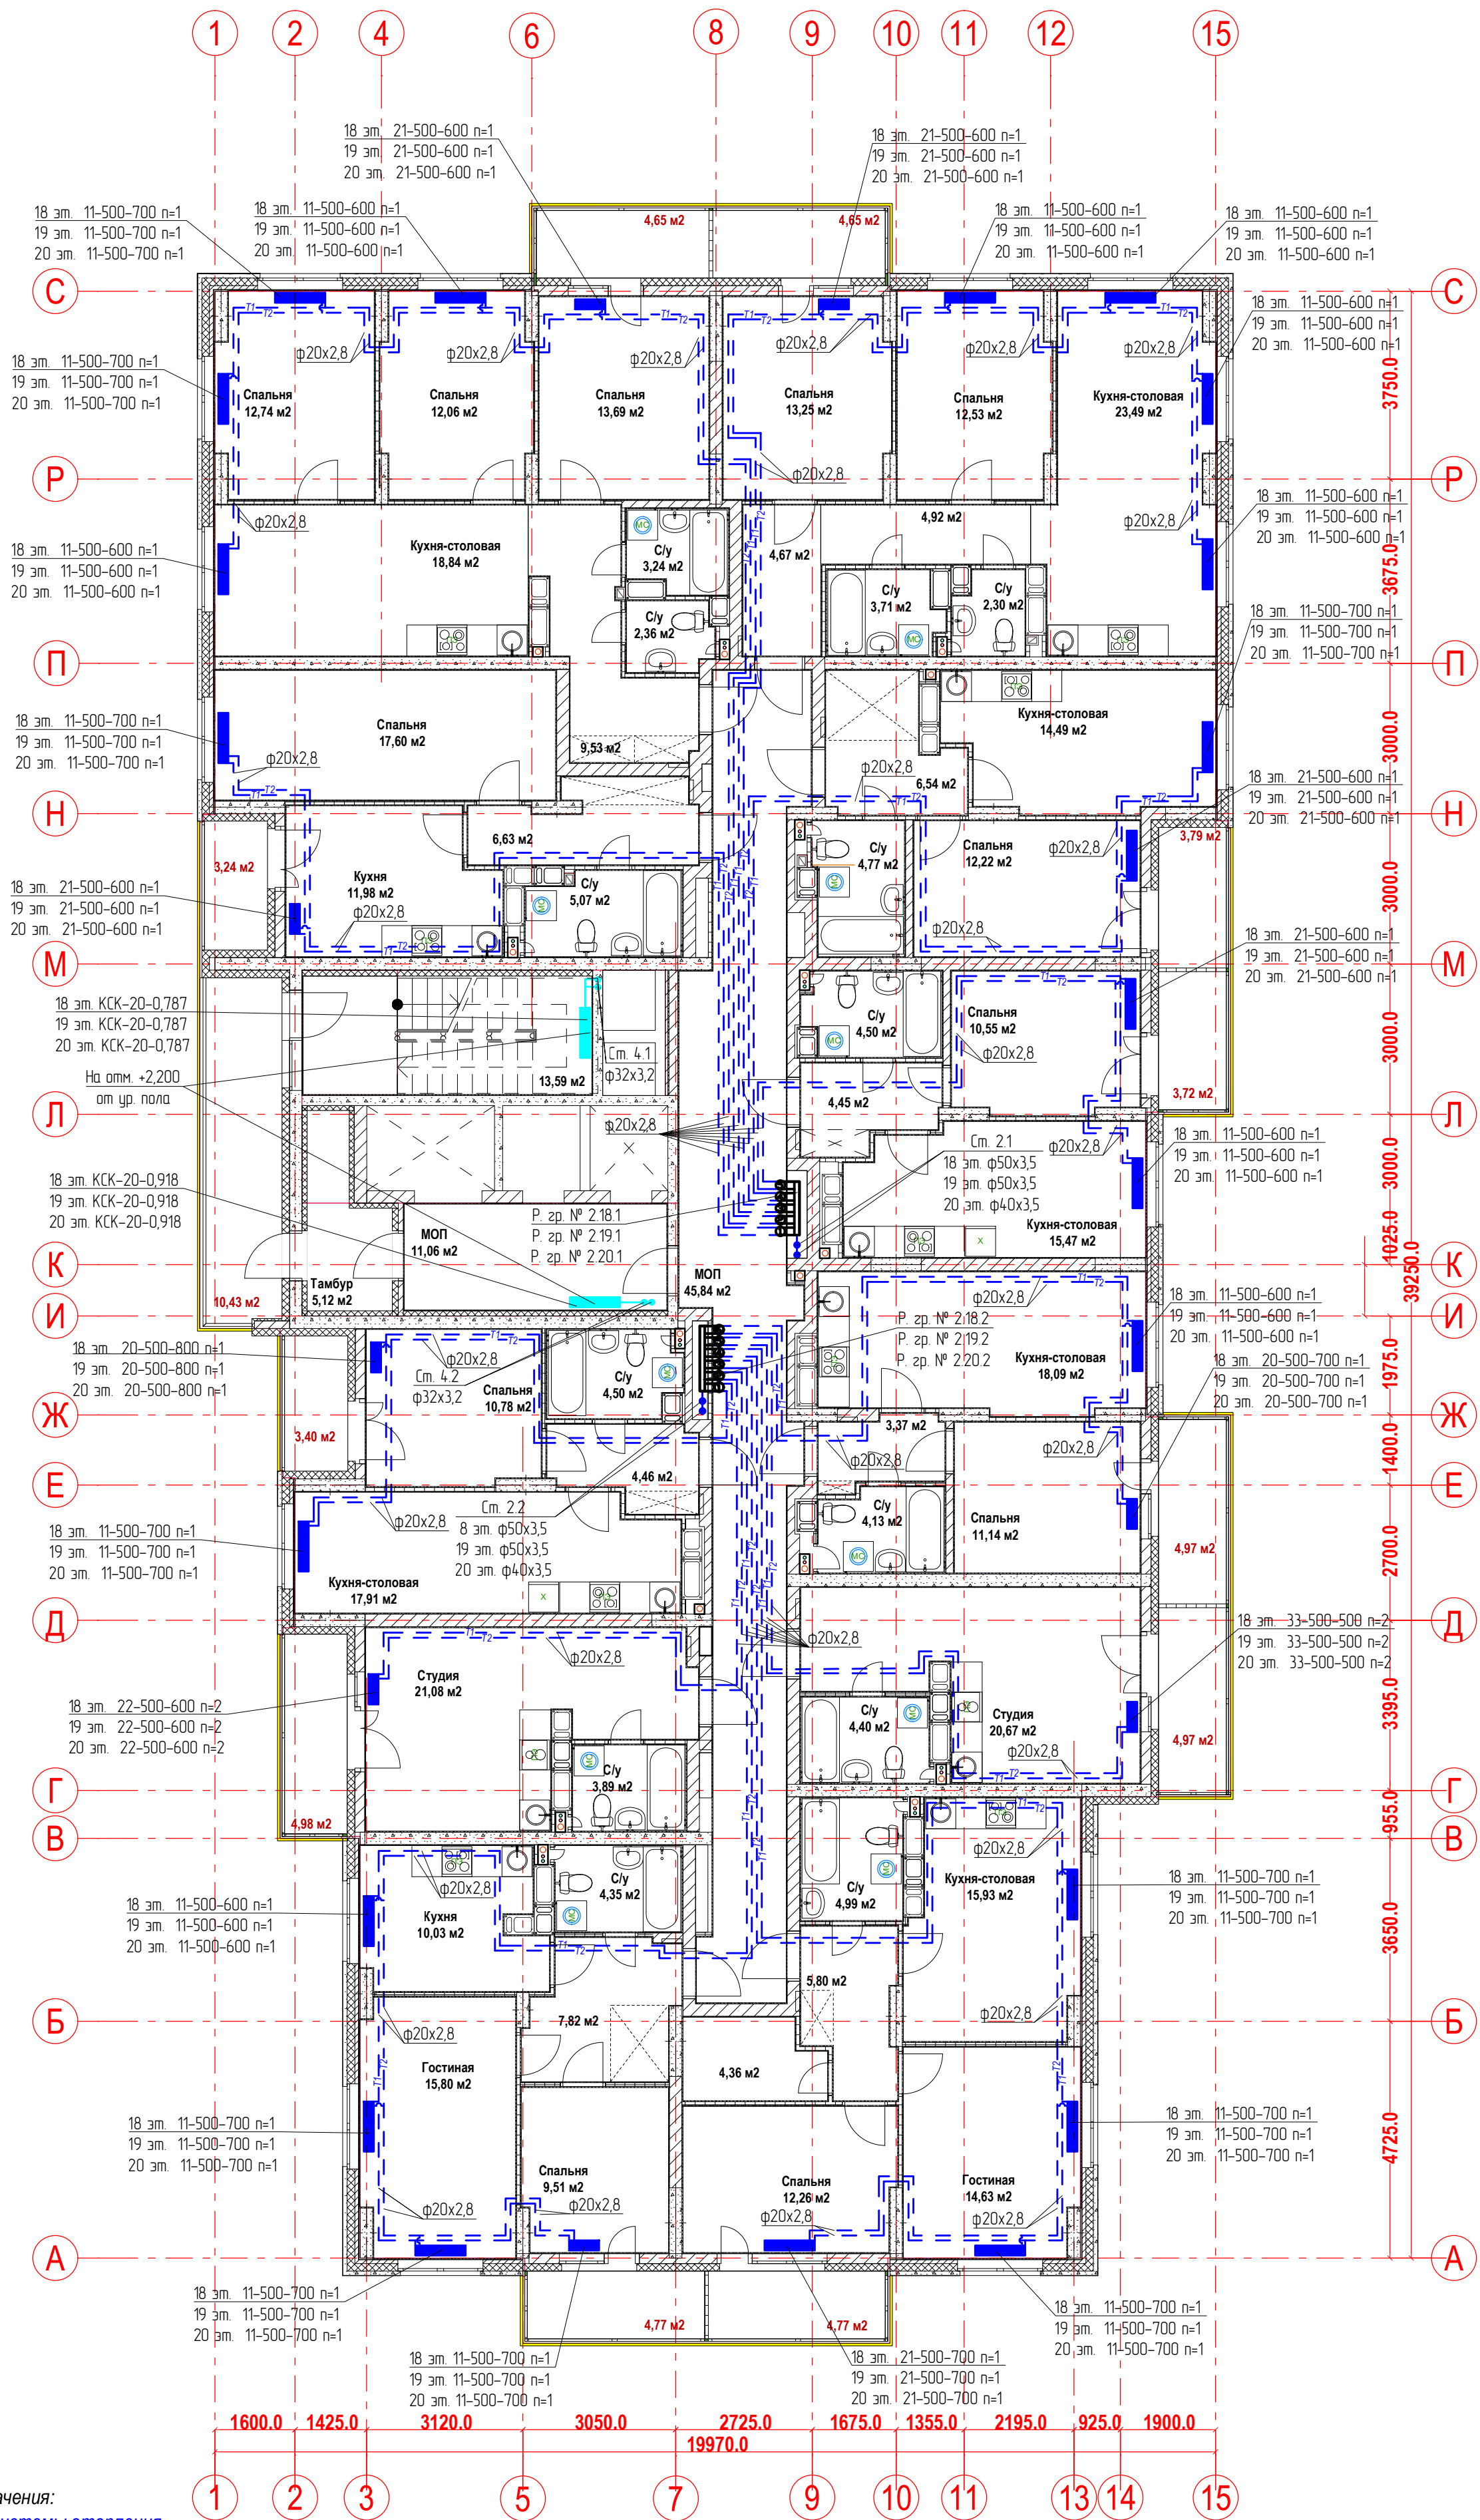

Условные обозначения:

T1 - подающий трубопровод системы отопления.
T2 - обратный трубопровод системы отопления.

Распределительная
гребка № 1.2.1


порядковый номер гребенки
номер этажа
номер системы

Примечание:

1. Перехлест T1 и T2 выполнить в нише над уровнем пола у распределительной гребенки
2. При монтаже систем отопления допускается смещение трубопроводов.
3. При прокладке под перегородками предусмотреть гильзы.

					22-12/08-2020 - ОВ		
					23-этажный многоквартирный жилой дом № 22 (по генплану). Жилищный комплекс "Анкудиновский парк" в д. Анкудиновка Кстовского района Нижегородской области.		
Изм.	Коп. уч.	Лист	Недок.	Подпись	Отопление и вентиляция	Стадия	Лист
Разработал	Вазанов	Вазанов				Р	11
Проверил	Хасянов	Хасянов			План 18-20-ых этажей. Отопление	ООО "Еврогаз" г. Н. Новгород	
Н. контр.	Пронихин	Пронихин					

План 20-22-ых этажей.
Отопление

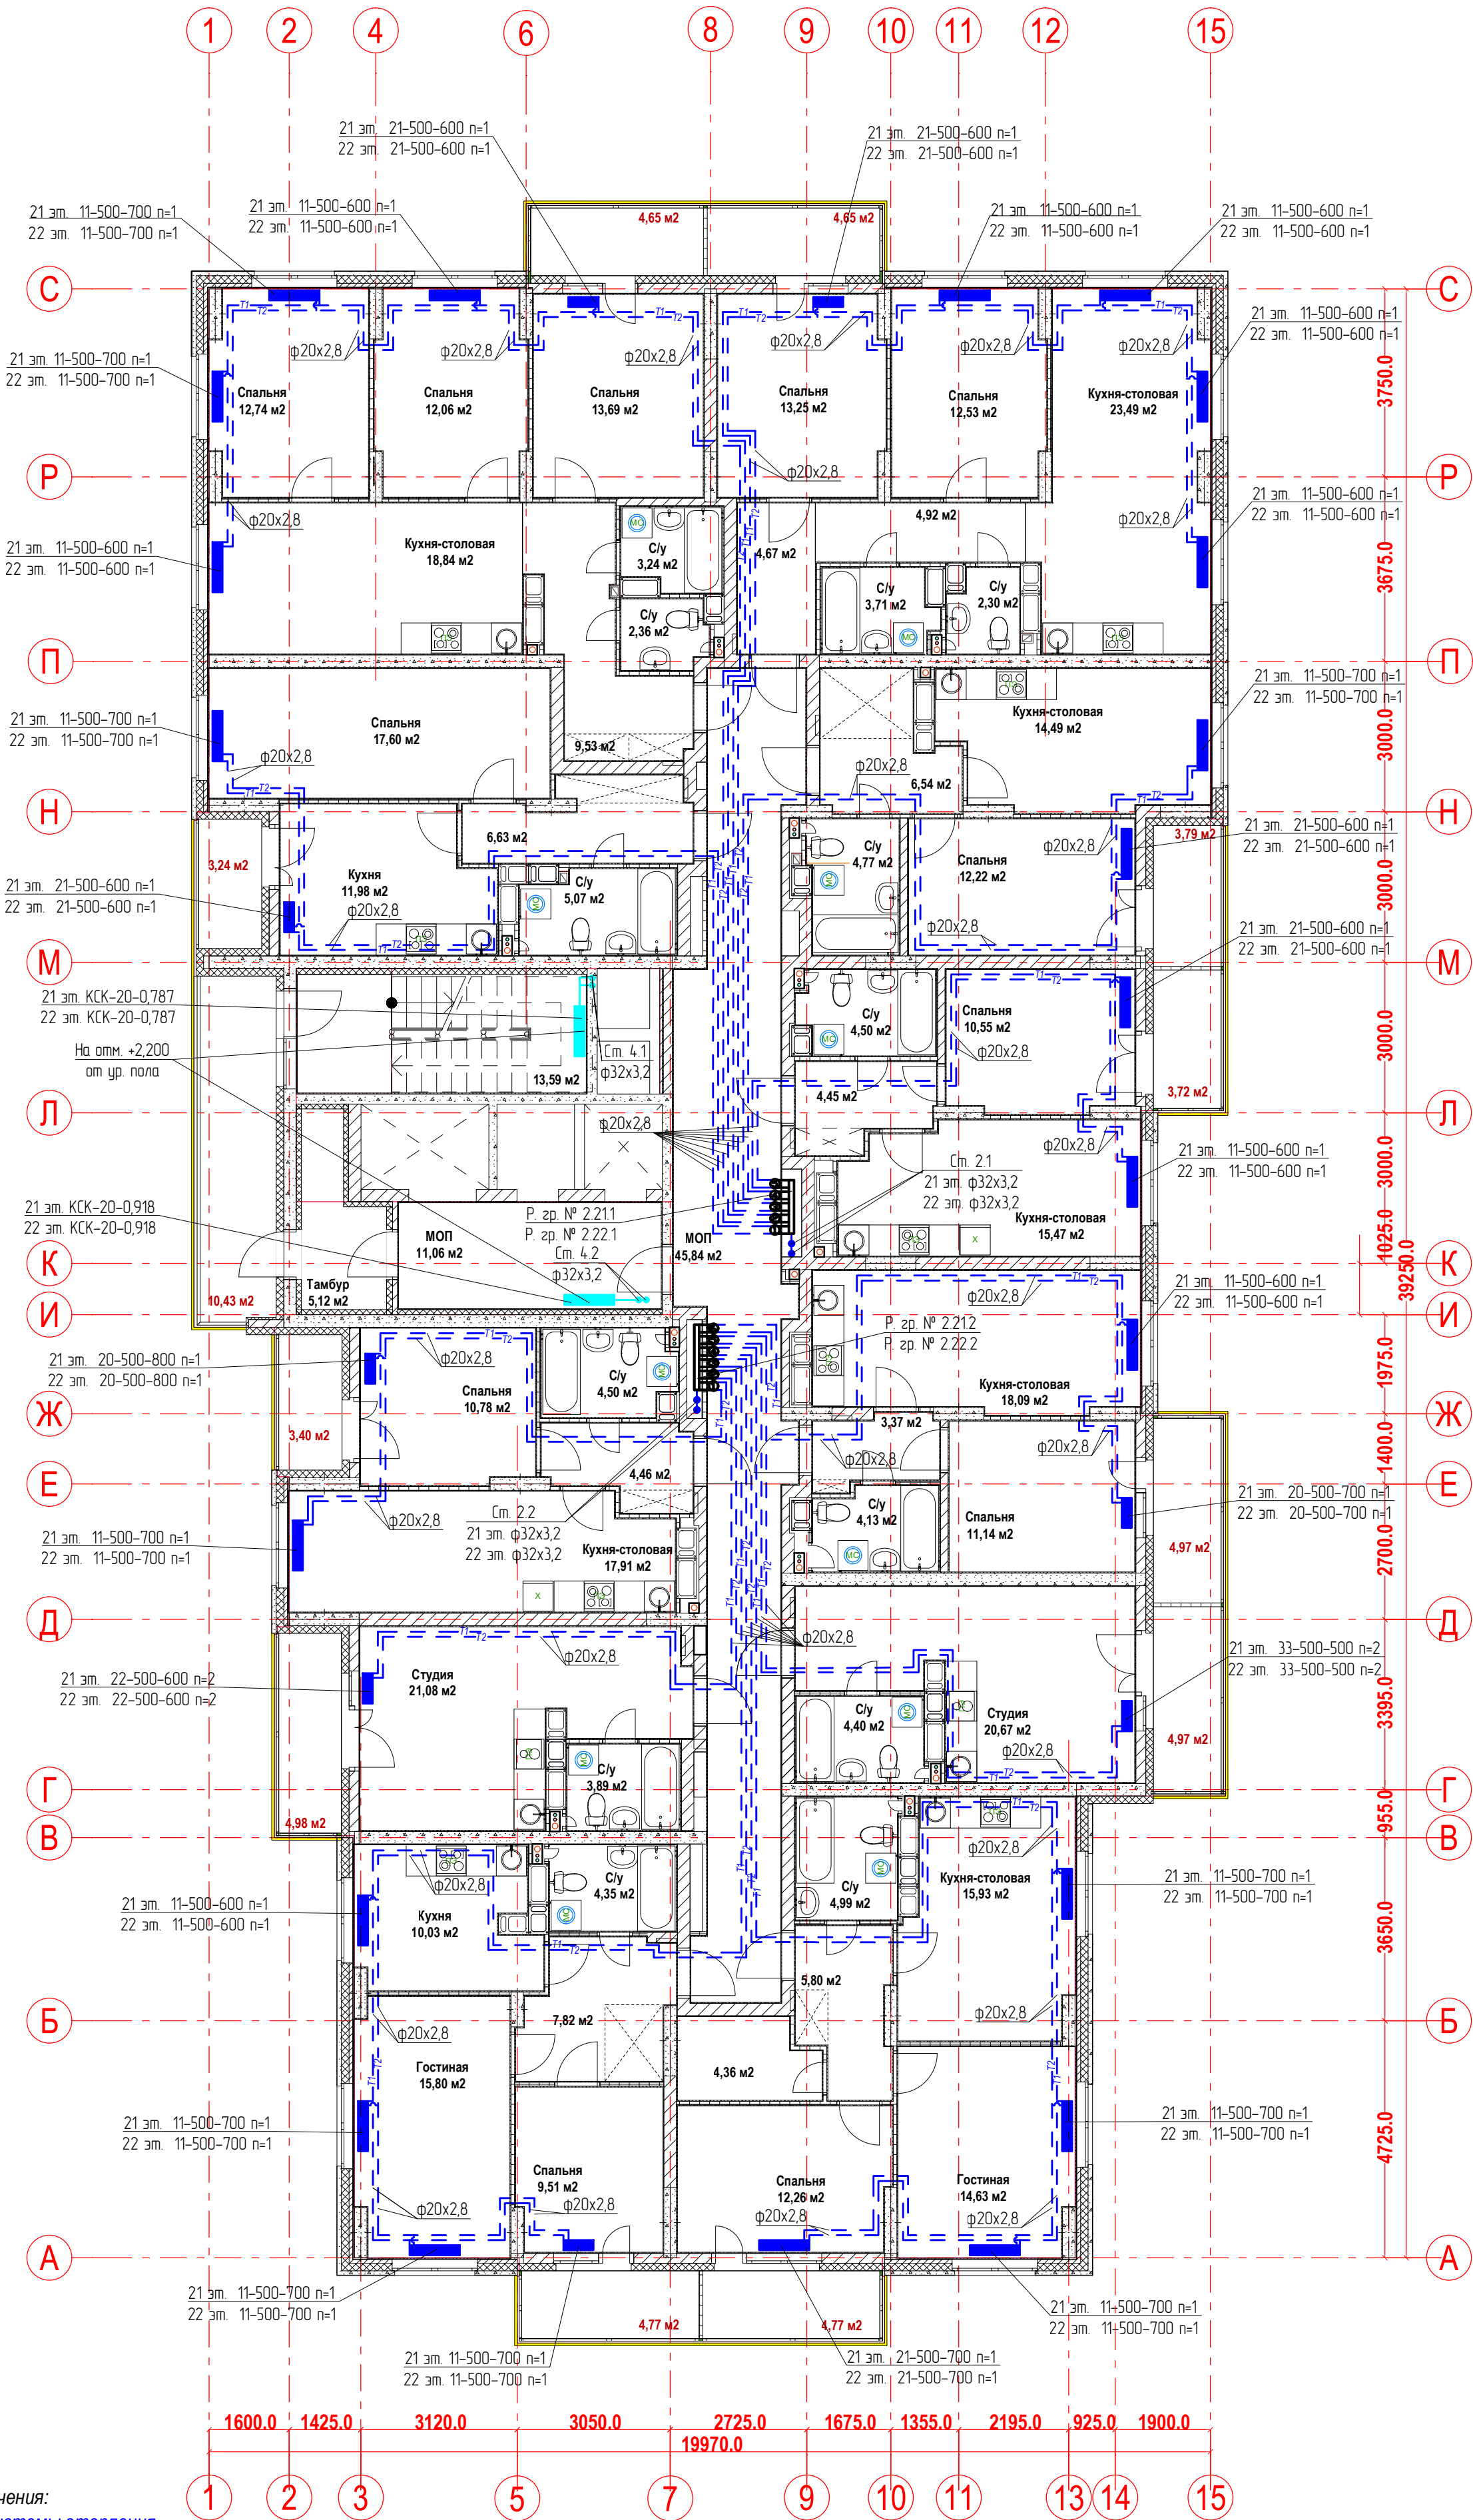


Условные обозначения:
T1 - подающий трубопровод системы отопления.
T2 - обратный трубопровод системы отопления.
Распределительная гребка № 1.2.1
порядковый номер гребенки
номер этажа
номер системы

Примечание:
1. Перехлест T1 и T2 выполнить в нише над уровнем пола у распределительной гребенки
2. При монтаже систем отопления допускается смещение трубопроводов.
3. При прокладке под перегородками предусмотреть гильзы.

					22-12/08-2020 - ОВ		
					23-этажный многоквартирный жилой дом № 22 (по генплану). Жилищный комплекс "Анкудиновский парк" в д. Анкудиновка Кстовского района Нижегородской области.		
Изм.	Коп. уч.	Лист	Недок.	Подпись	Отопление и вентиляция	Стадия	Лист
Разработал	Вазанов	Вазанов	Вазанов	Вазанов		Р	12
Проверил	Хасянов	Хасянов	Хасянов	Хасянов	План 20-22-ых этажей. Отопление	ООО "Еврогаз" г. Н. Новгород	
Н. контр.	Пронихин	Пронихин	Пронихин	Пронихин			

План 23-го этажа.
Отопление

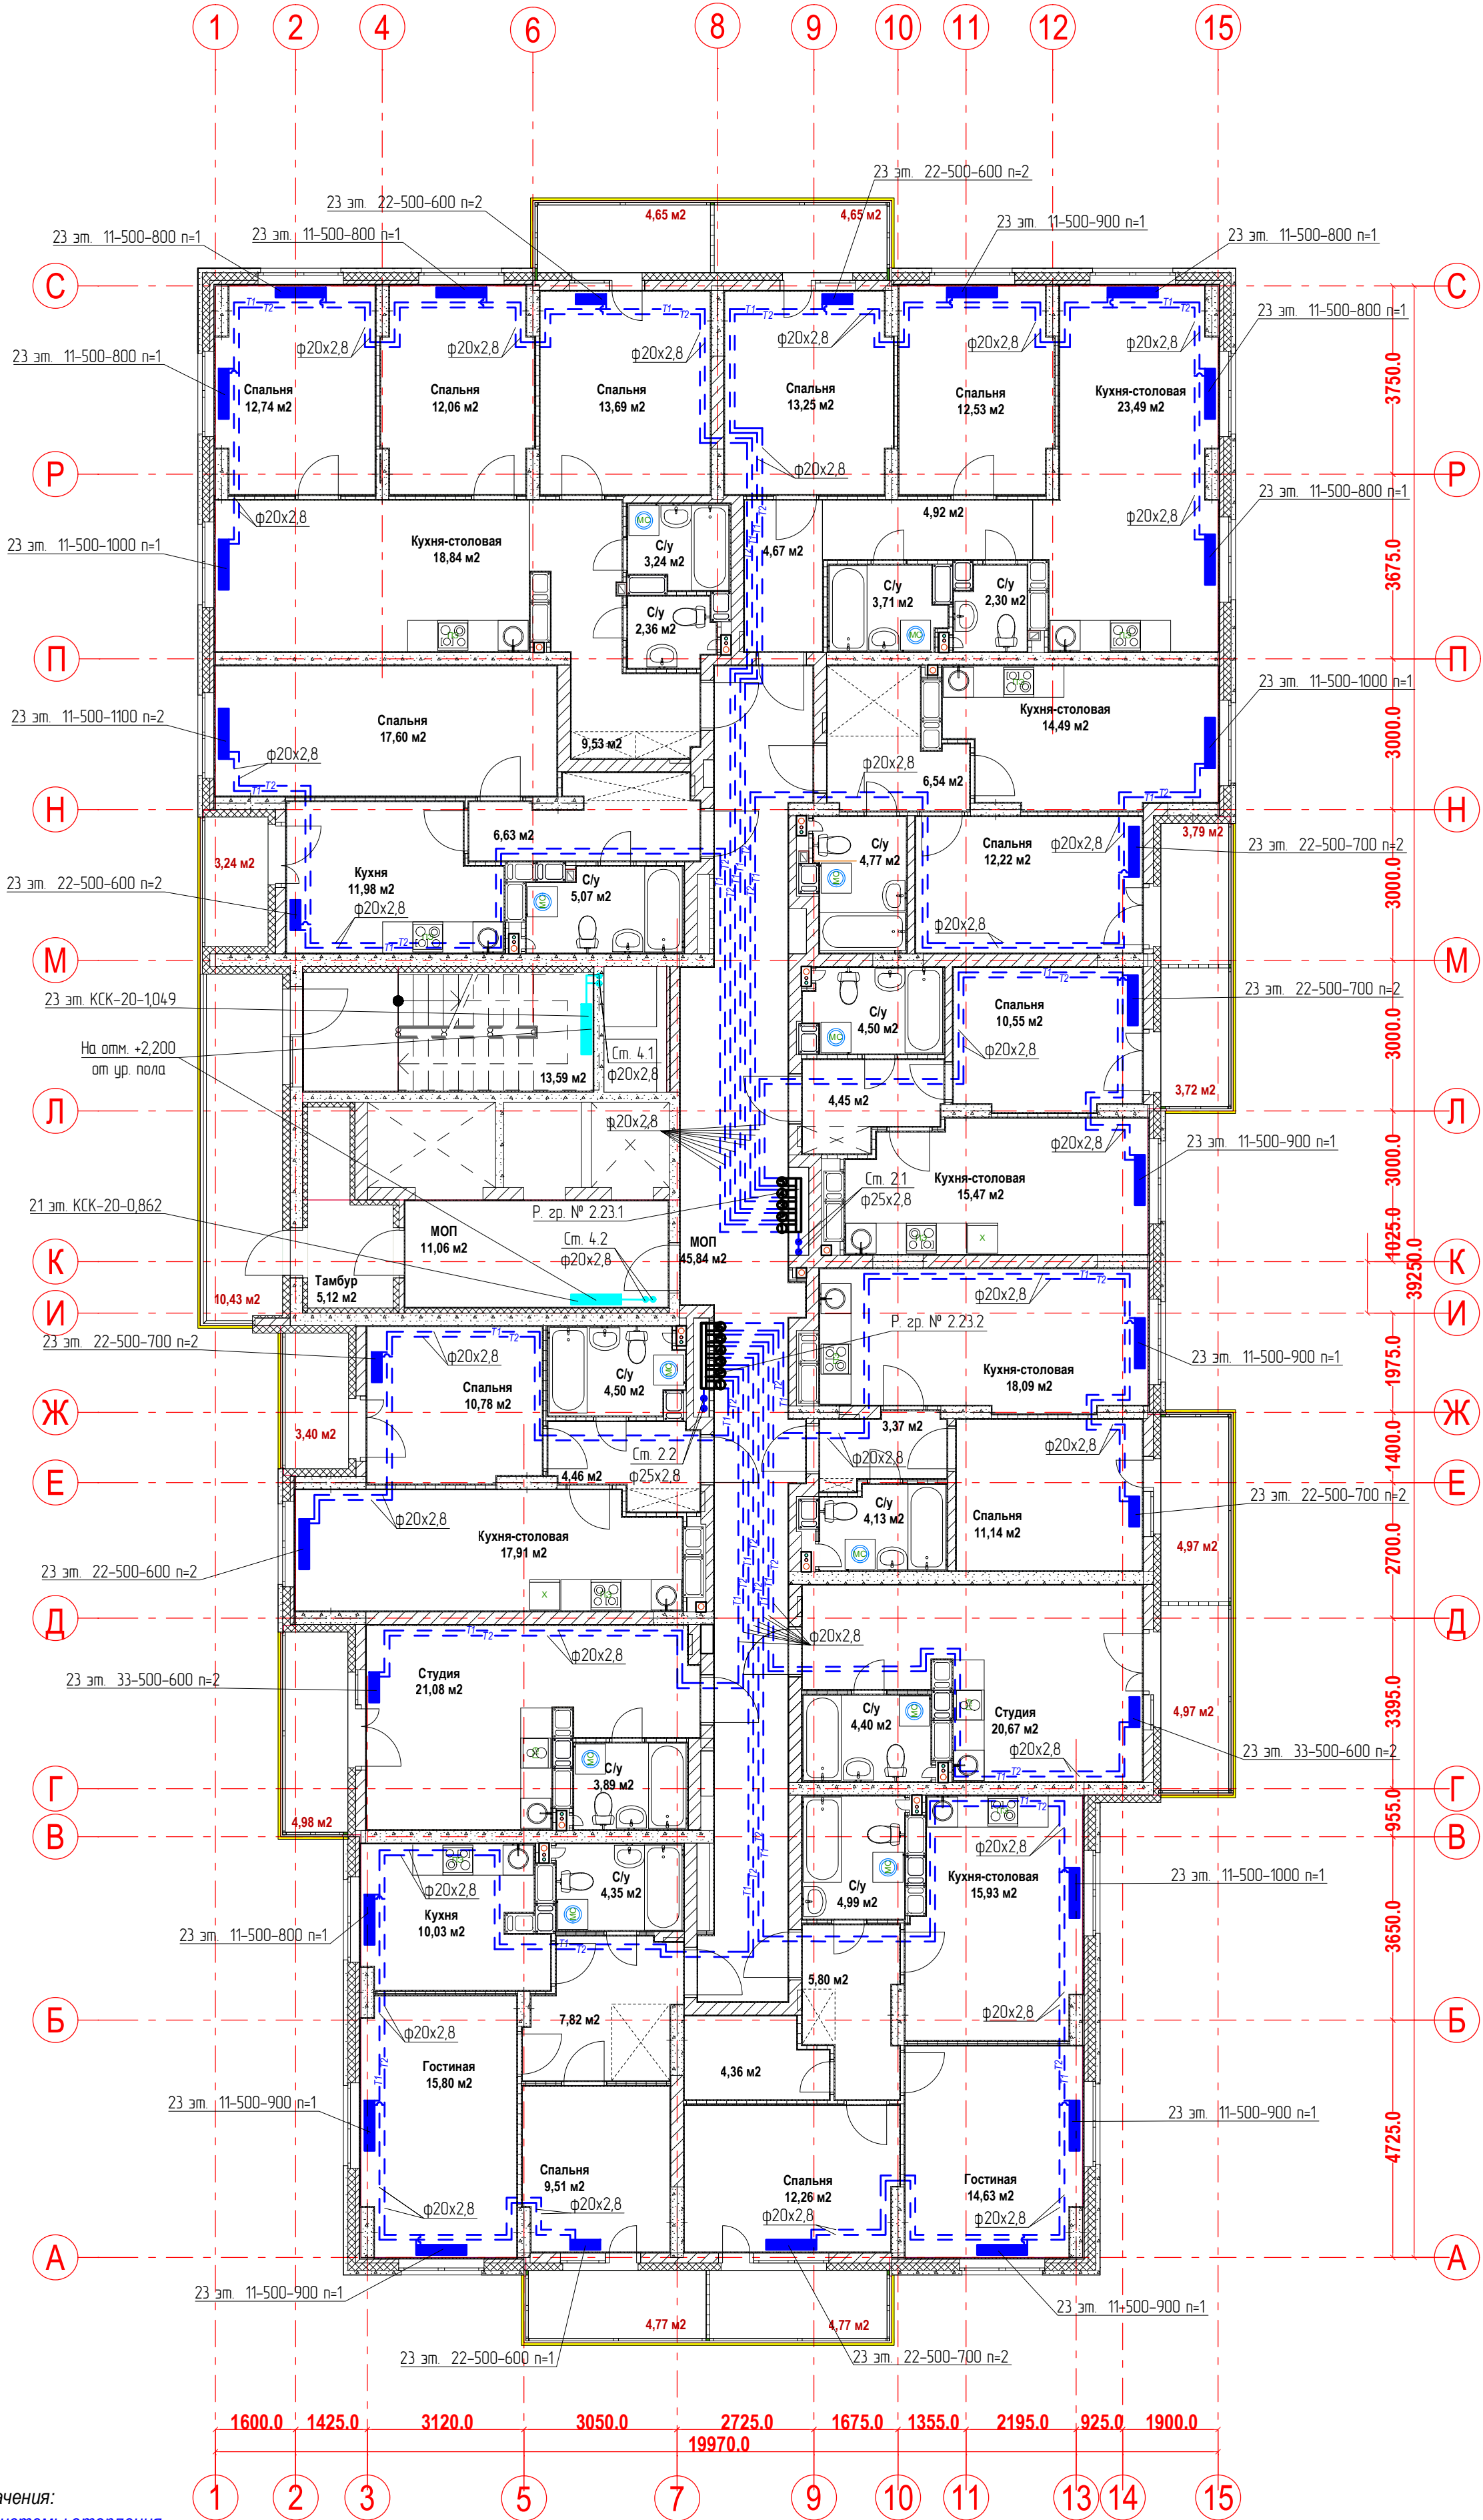

Условные обозначения:
T1 - подающий трубопровод системы отопления.
T2 - обратный трубопровод системы отопления.
Распределительная гребка № 1.2.1
порядковый номер гребенки
номер этажа
номер системы

Примечание:
1. Перехлест T1 и T2 выполнить в нише над уровнем пола у распределительной гребенки
2. При монтаже систем отопления допускается смещение трубопроводов.
3. При прокладке под перегородками предусмотреть гильзы.

						22-12/08-2020 - ОВ			
						23-этажный многоквартирный жилой дом № 22 (по генплану). Жилищный комплекс "Анкудиновский парк" в д. Анкудиновка Кстовского района Нижегородской области.			
Изм.	Коп. уч	Лист	Недок.	Подпись	Дата	Отопление и вентиляция	Стадия	Лист	Листов
Разработал	Ваганов			<i>Взг</i>			Р	13	
Проверил	Хасянов			<i>Хася</i>					
						План 23-го этажа. Отопление	ООО "Еврогаз" г. Н. Новгород		
Н. контр.	Пронихин			<i>Прн</i>					