



План 11 этажа секции в осях 1-10 и
А-Б с сетями В1.1, В2, Т3.1, Т3.2, Т4.1, Т4.2

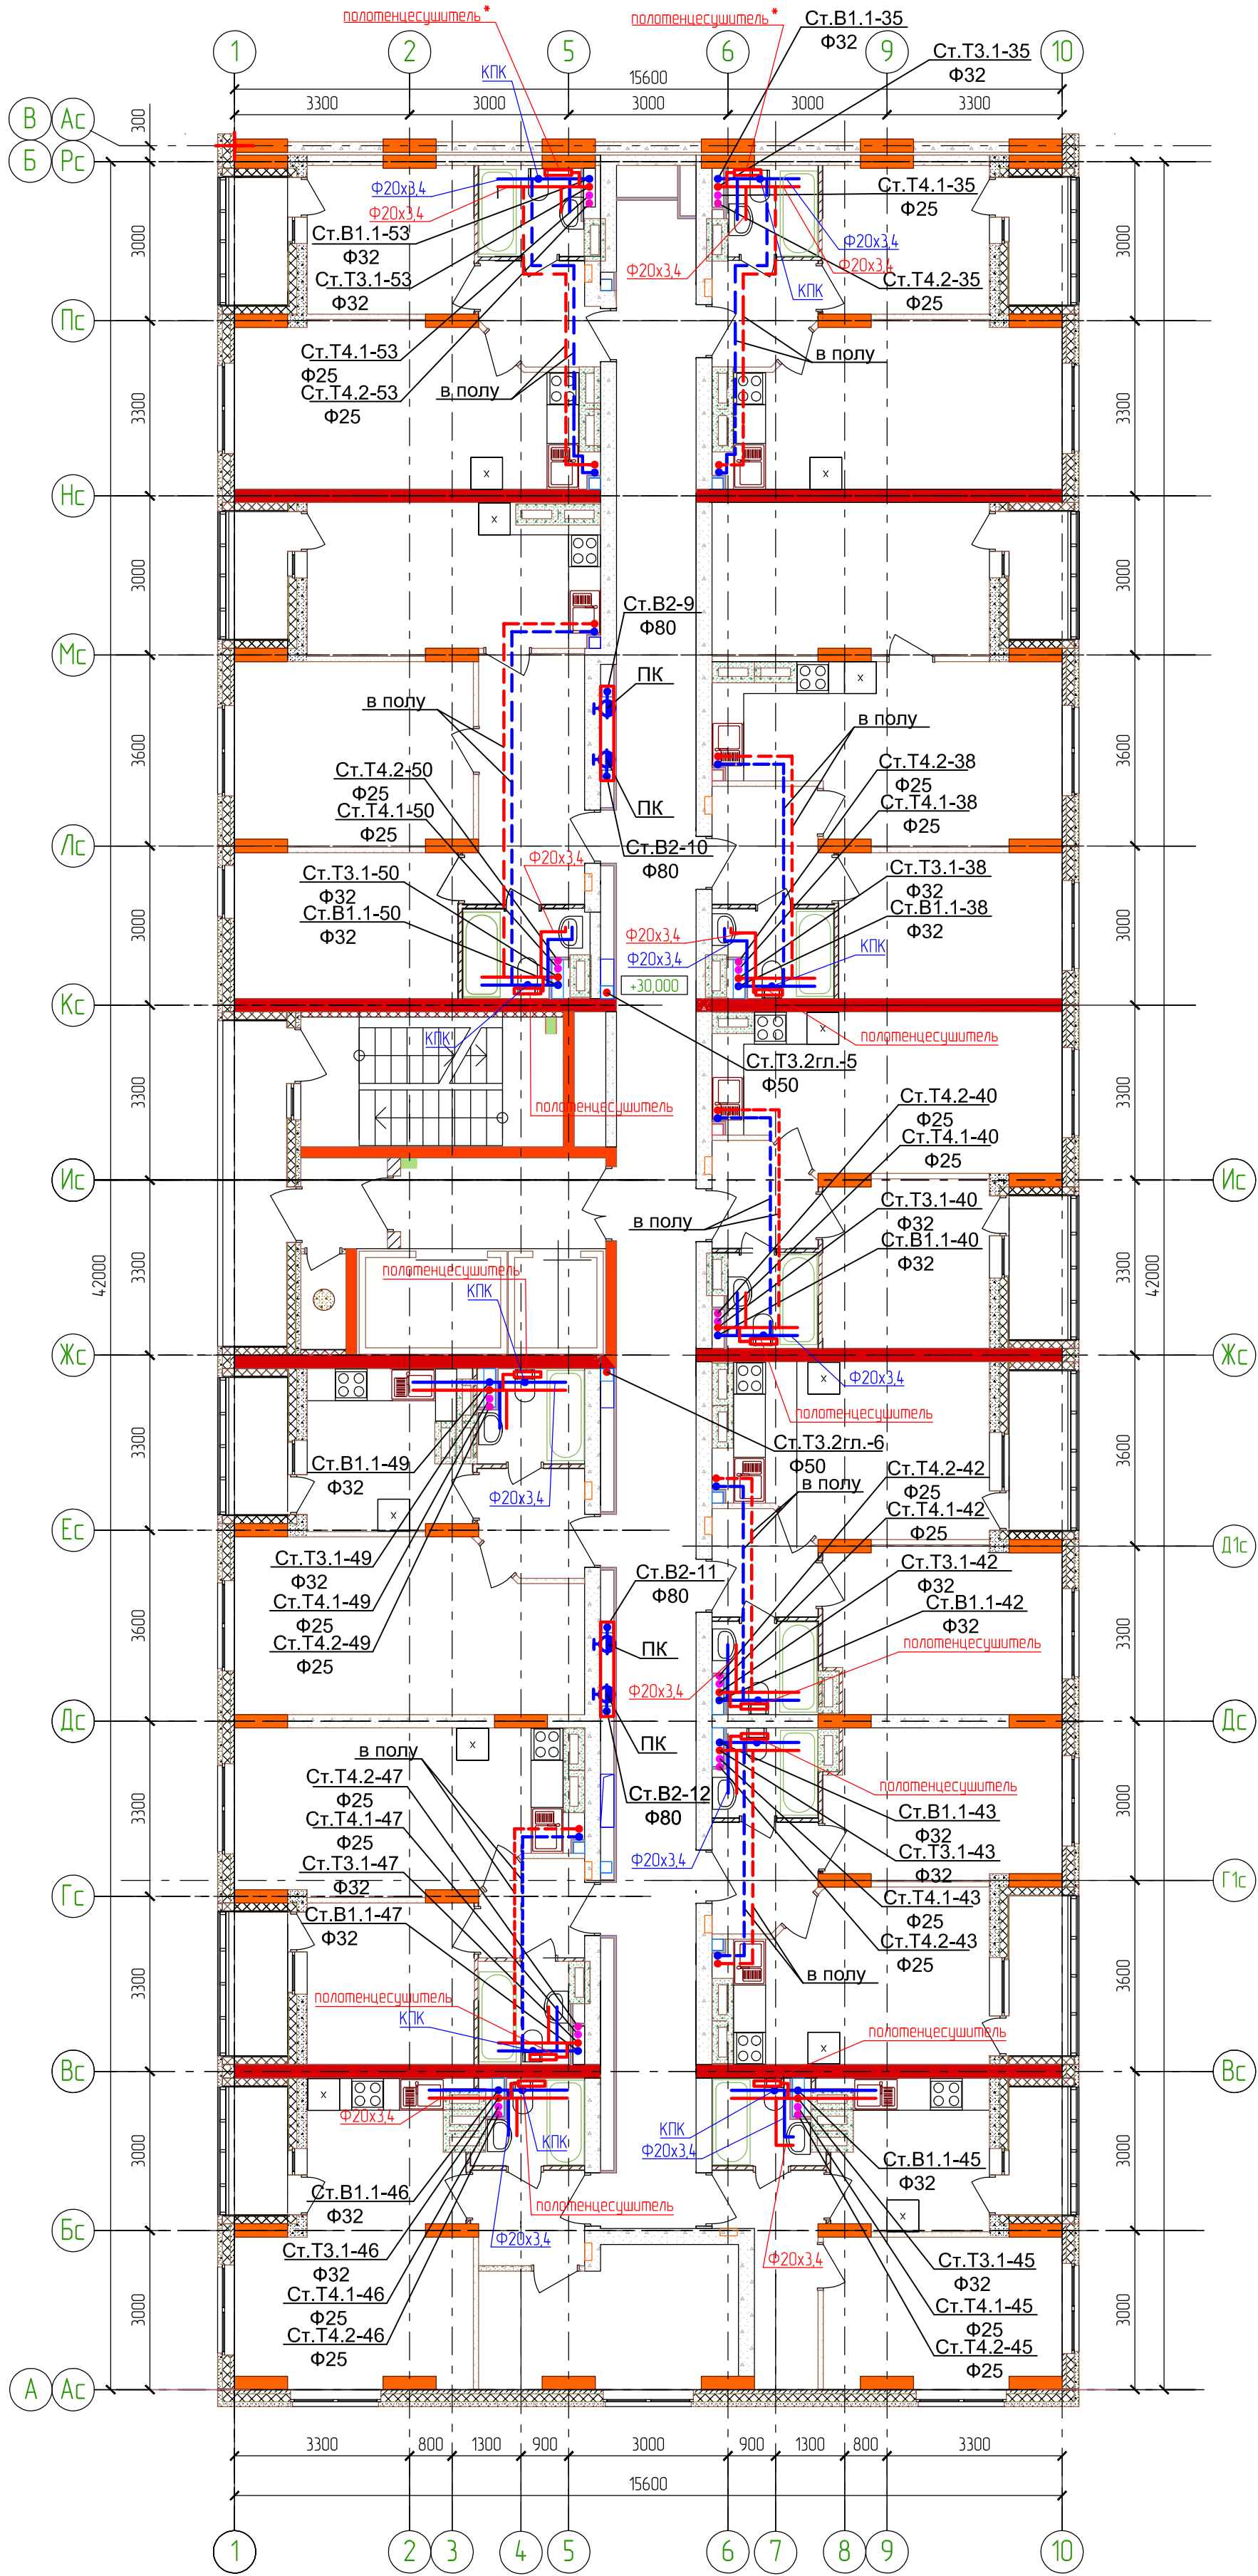

Примечание 1: - полотенцесушитель-П образный (смотри спецификацию 3115-1-ВК.1.С);
- полотенцесушитель*-М образный (смотри спецификацию 3115-1-ВК.1.С);

Примечание 2: - трубопроводы на плане показаны условно(отнесены от стен);
- крепление сан.техники, трубопроводов и полотенцесушителей на вентиляционные каналы не осуществлять (крепить с помощью закладных деталей).

Компоновочная схема

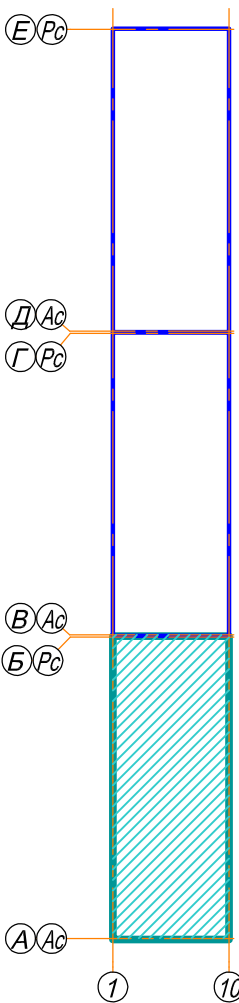

УСЛОВНЫЕ ОБОЗНАЧЕНИЯ

- В1.1 - трубопровод холодного водоснабжения нижней зоны;
- В2 - трубопровод пожаротушения и водоснабжения верхней зоны;
- Т3.1 - трубопровод горячего водоснабжения (подающий) нижней зоны;
- Т4.1 - трубопровод горячего водоснабжения (циркуляционный) нижней зоны;
- Т3.2 - трубопровод горячего водоснабжения (подающий) верхней зоны;
- Т4.2 - трубопровод горячего водоснабжения (циркуляционный) верхней зоны;

3115-1-ВК.1					
21-но этажный 3-секционный многоквартирный жилой дом с помещениями общественного назначения, техническим и подземным этажами, №7 (по генплану) - 1-й пусковой комплекс. Жилищный комплекс "Анжудинский парк" в д. Анжудинка Кстовского района Нижегородской области					
Изм.	Колуч	Лист	№ док	Подпись	Дата
ГИП	Ходыкин				01.17
Рук. группы	Красильникова				01.17
Разработал	Красильникова				01.17
Н.контр.	Заборова				01.17
Жилой дом №7				Стадия	Лист
				Р	20
План 11 этажа секции в осях 1-10 и А-Б с сетями В1.1, В2, Т3.1, Т3.2, Т4.1, Т4.2				ООО МСК "Мост К" г. Нижний Новгород	