



План 2-5 этажей секции в осях 1-10 и В-Г с сетями В1.1, В2, Т3.1, Т3.2, Т4.1, Т4.2

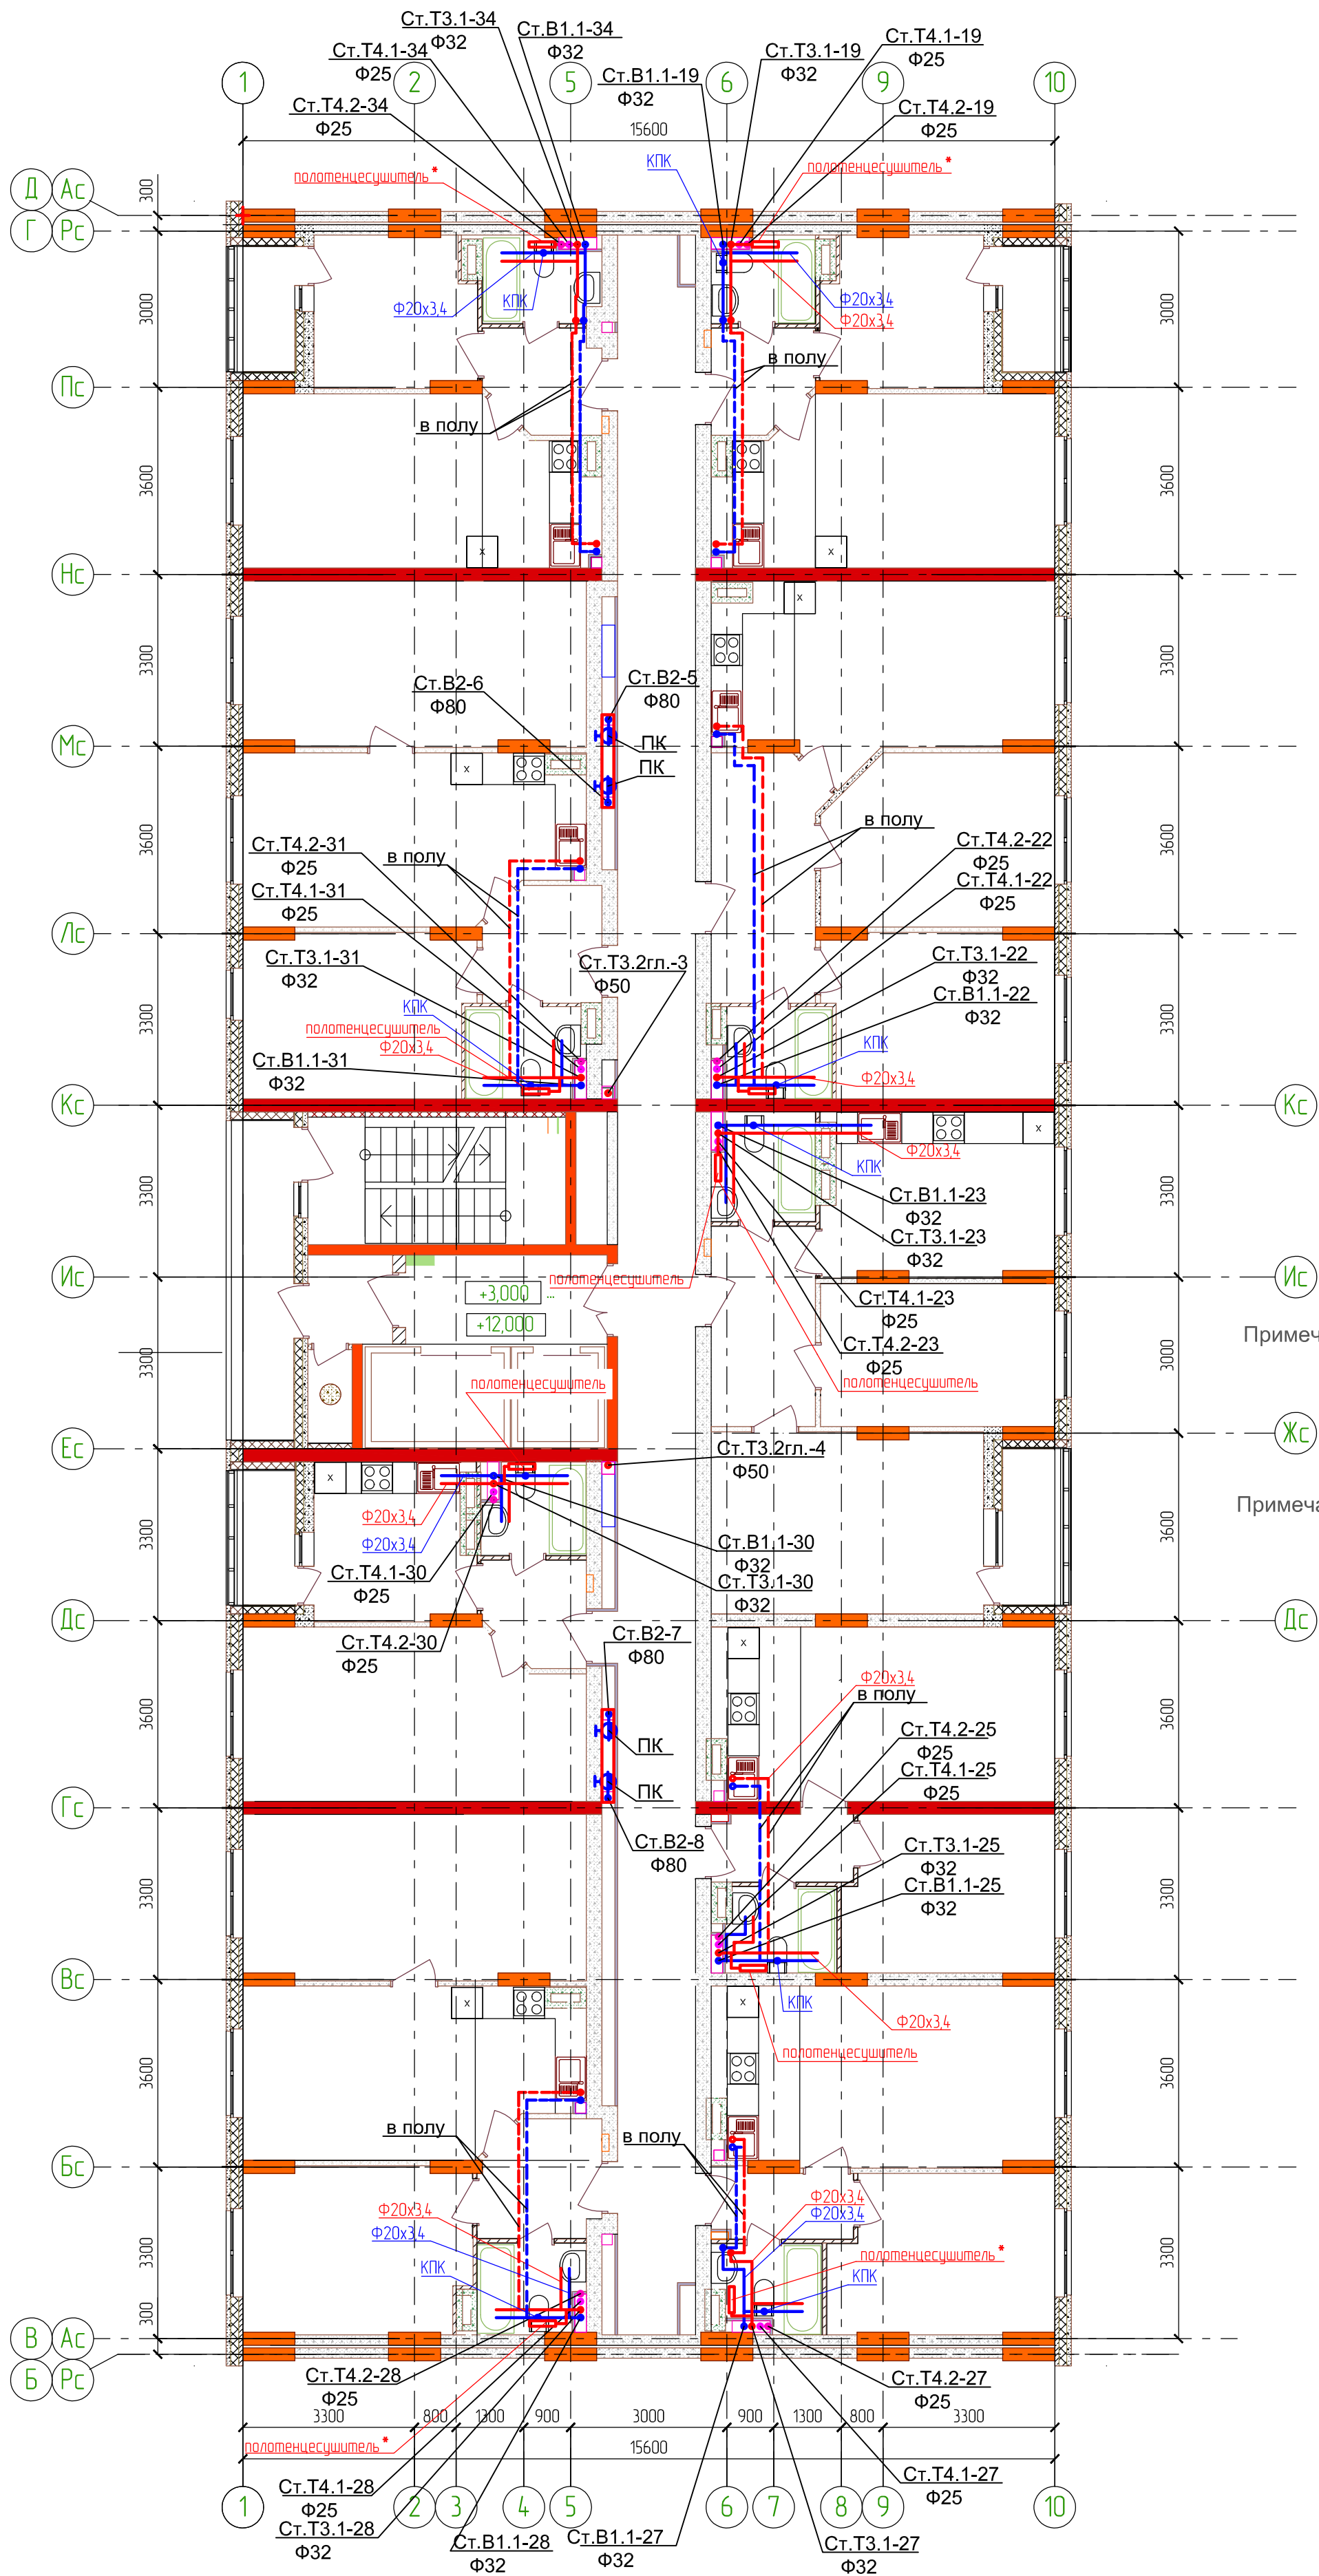

Примечание 1: - полотенцесушитель-П образный (смотри спецификацию 3115-1-ВК.1.С);
- полотенцесушитель*-М образный (смотри спецификацию 3115-1-ВК.1.С);

Примечание 2: - трубопроводы на плане показаны условно(отнесены от стен) ;
- крепление сан.техники , трубопроводов и полотенцесушителей на вентиляционные каналы не осуществлять (крепить с помощью закладных деталей).

Компоновочная схема

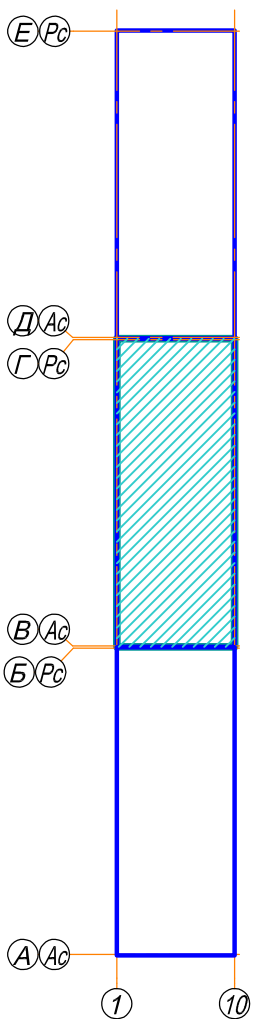

УСЛОВНЫЕ ОБОЗНАЧЕНИЯ

- В1.1 - трубопровод холодного водоснабжения нижней зоны;
- В2 - трубопровод пожаротушения и водоснабжения верхней зоны ;
- Т3.1 - трубопровод горячего водоснабжения (подающий) нижней зоны;
- Т4.1 - трубопровод горячего водоснабжения (циркуляционный) нижней зоны;
- Т3.2 - трубопровод горячего водоснабжения (подающий) верхней зоны;
- Т4.2 - трубопровод горячего водоснабжения (циркуляционный) верхней зоны;

3115-1-ВК.1					
21-но этажный 3-секционный многоквартирный жилой дом с помещениями общественного назначения, техническим и подземным этажами, №7 (по генплану) - 1-й пусковой комплекс. Жилищный комплекс "Анжуйский парк" в д. Анжуйское Кстовского района Нижегородской области					
Изм.	Кол.	Лист	№ док.	Подпись	Дата
ГИП	Хадыкин	11	01.17	Крас	01.17
Рук. группы	Красильникова	11	01.17	Крас	01.17
Разработал	Красильникова	11	01.17	Крас	01.17
Н.контр.	Заборова	11	01.17	Крас	01.17
Жилой дом №7				Стадия	Лист
План 2-5 этажей секции в осях 1-10 и В-Г с сетями В1.1, В2, Т3.1, Т3.2, Т4.1, Т4.2				Р	11
				ООО МСК "Мост К" г. Нижний Новгород	