



План 2-5 этажей секции в осях 1-10 и Д-Е с сетями В1.1, В2, Т3.1, Т3.2, Т4.1, Т4.2

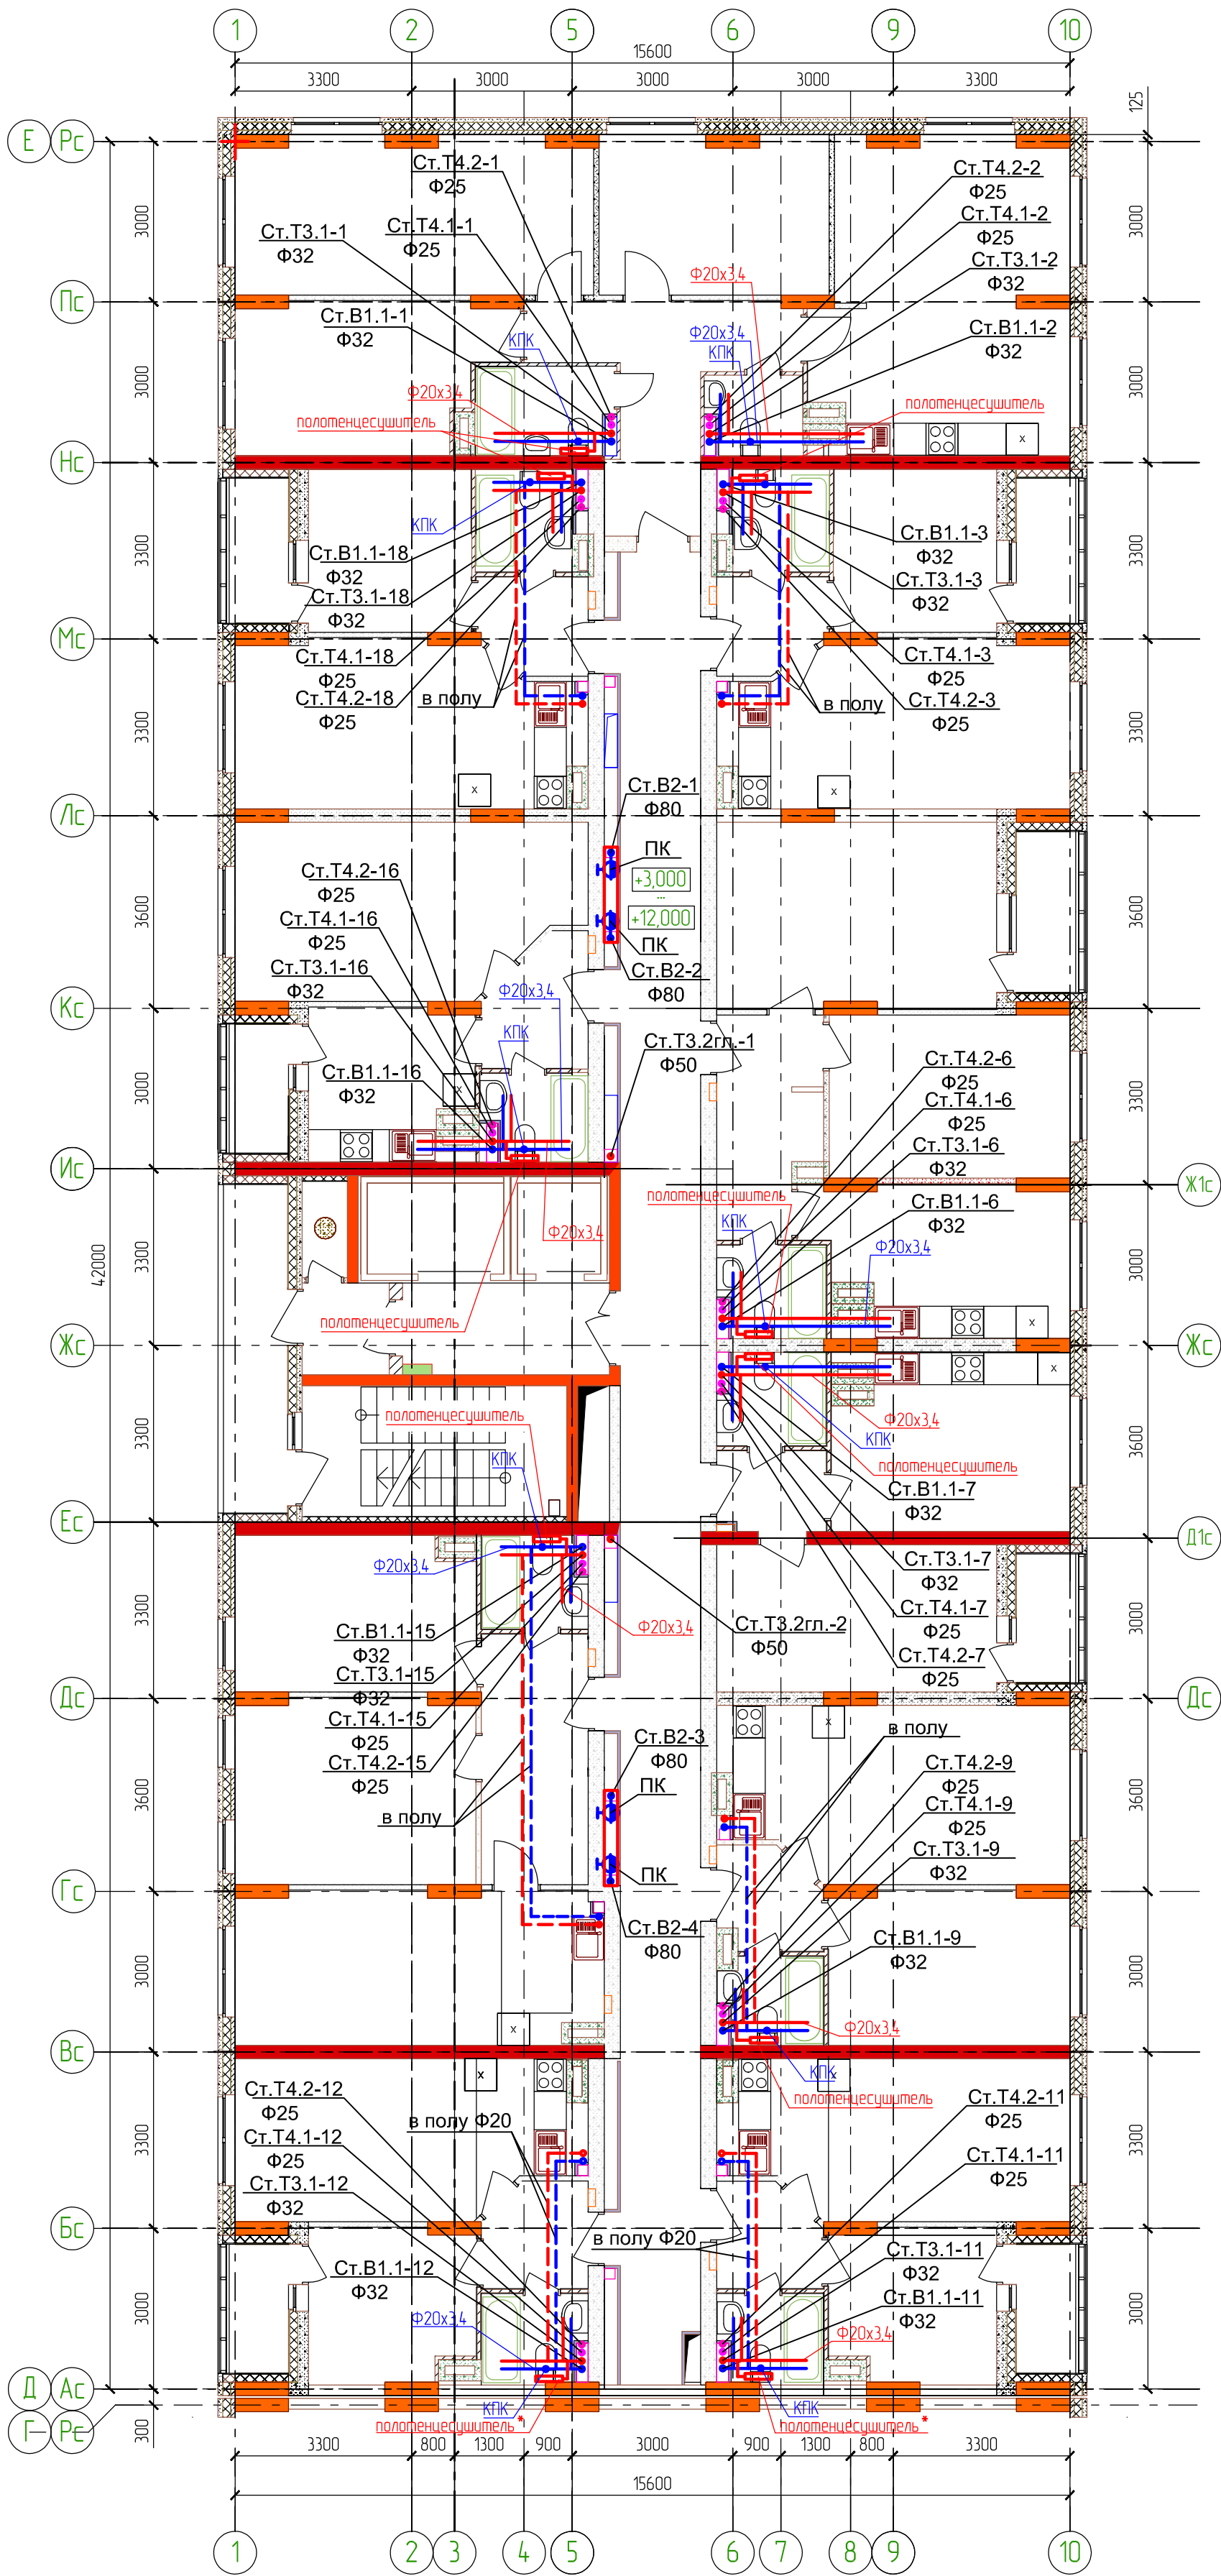

Примечание 1: - полотенцесушитель-П образный (смотри спецификацию 3115-1-ВК.1.С);
- полотенцесушитель*-М образный (смотри спецификацию 3115-1-ВК.1.С);

Примечание 2: - трубопроводы на плане показаны условно(отнесены от стен);
- крепление сан.техники, трубопроводов и полотенцесушителей на вентиляционные каналы не осуществлять (крепить с помощью закладных деталей).

Компоновочная схема

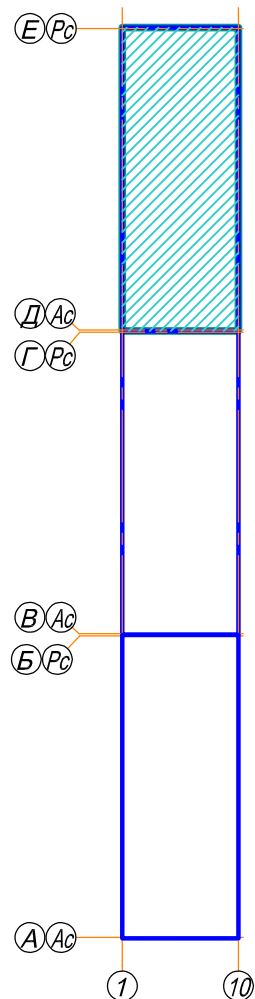

УСЛОВНЫЕ ОБОЗНАЧЕНИЯ

- В1.1 - трубопровод холодного водоснабжения нижней зоны;
- В2 - трубопровод пожаротушения и водоснабжения верхней зоны;
- Т3.1 - трубопровод горячего водоснабжения (подающий) нижней зоны;
- Т4.1 - трубопровод горячего водоснабжения (циркуляционный) нижней зоны;
- Т3.2 - трубопровод горячего водоснабжения (подающий) верхней зоны;
- Т4.2 - трубопровод горячего водоснабжения (циркуляционный) верхней зоны;

						3115-1-ВК.1			
						21-но этажный 3-секционный многоквартирный жилой дом с помещениями общественного назначения, техническим и подземным этажами, №7 (по генплану) - 1-й пусковой комплекс. Жилищный комплекс "Анкудиновский парк" в д. Анкудиновка Кстовского района Нижегородской области			
Изм.	Кол.ч	Лист	№ док	Подпись	Дата	Жилой дом №7	Стадия	Лист	Листов
ГИП	Ходыкин			<i>Л</i>	01.17		Р	9	
Рук.группы	Красильникова			<i>Крас</i>	01.17				
Разработал	Красильникова			<i>Крас</i>	01.17				
Н.контр.ль	Заборова			<i>В</i>	01.17				
План 2-5 этажей секции в осях 1-10 и Д-Е с сетями В1.1, В2, Т3.1, Т3.2, Т4.1, Т4.2							ООО МСК "Мост К" г. Нижний Новгород		