


СОГЛАСОВАНО:			
АР			
ОВ			
ВК			
Изм. № подл.			
Подпись и дата			
Взам. инв. №			

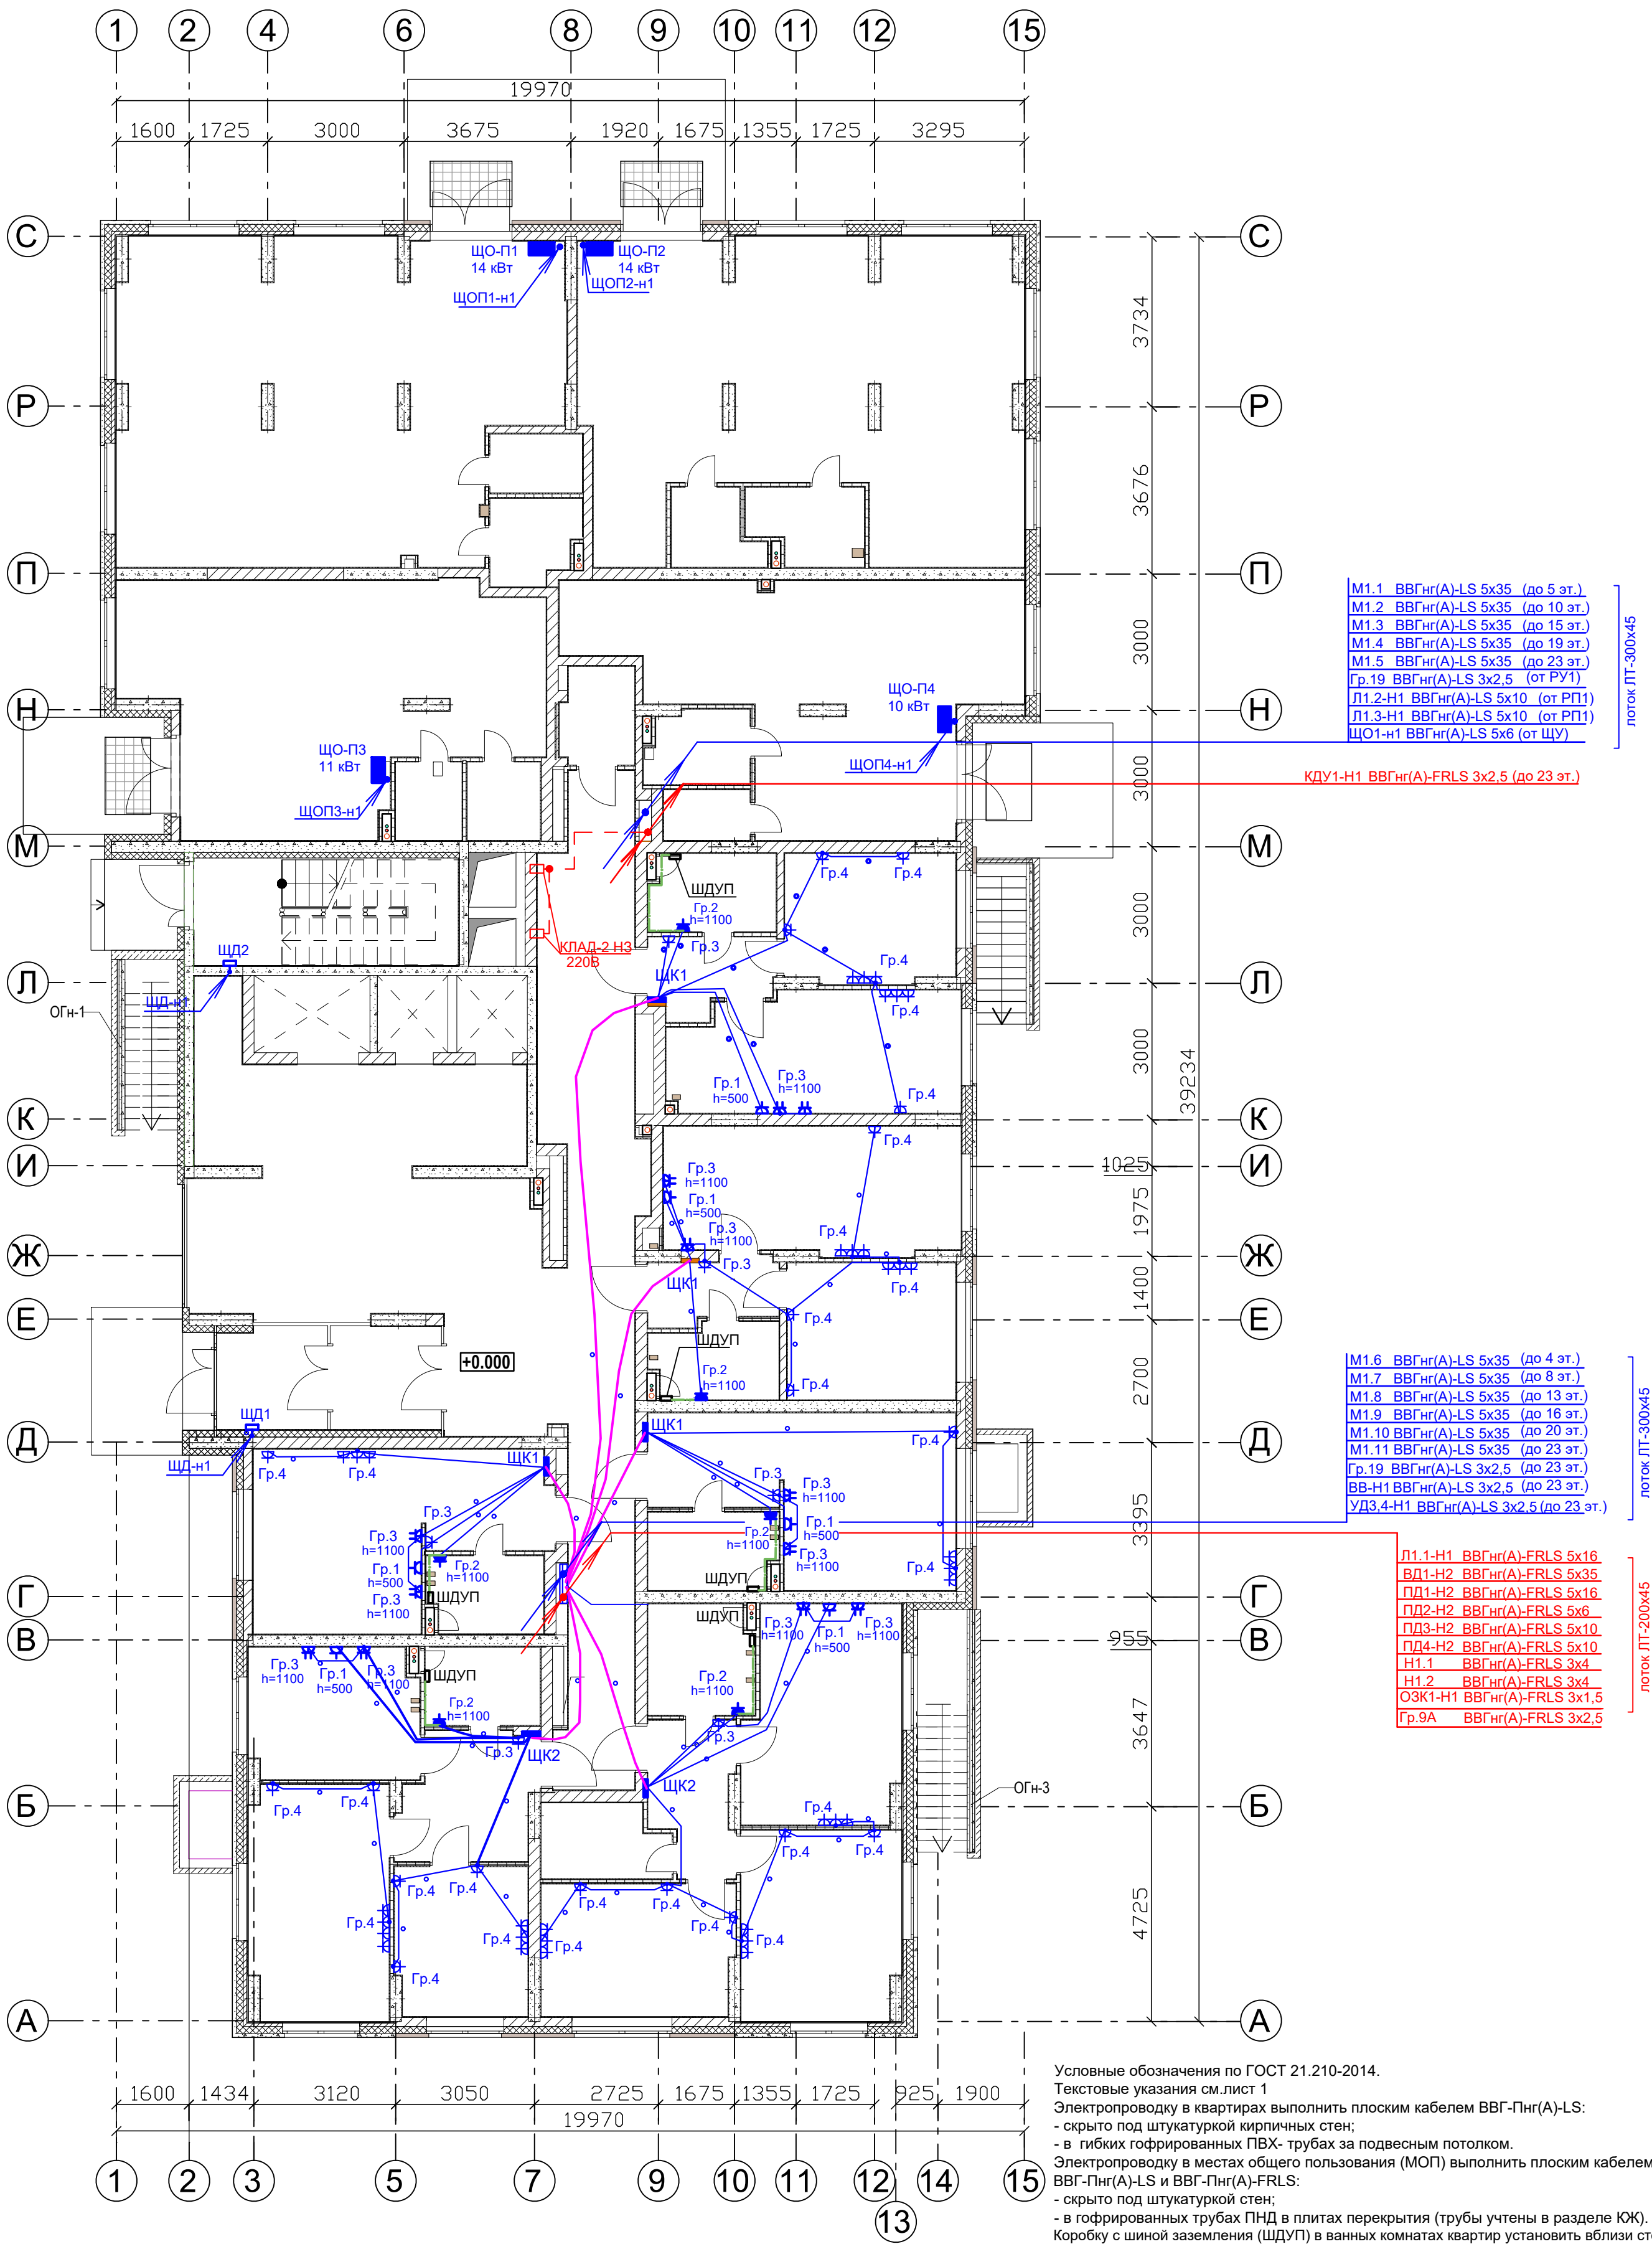


- Дополнительное условное обозначение:
- о — электропроводка в трубе за подвесным потолком в квартирах
 - о — электропроводка в трубе в панели перекрытия в МОП (труба предусмотрена в строительных чертежах проекта).
 - — распаечная коробка

Условные обозначения по ГОСТ 21.210-2014.
Текстовые указания см. лист 1
Электропроводку в квартирах выполнить плоским кабелем ВВГнг(А)-LS:
- скрыто под штукатуркой кирпичных стен;
- в гибких гофрированных ПВХ- трубах за подвесным потолком.
Электропроводку в местах общего пользования (МОП) выполнить плоским кабелем ВВГ-Пнг(А)-LS и ВВГ-Пнг(А)-FRLS:
- скрыто под штукатуркой стен;
- в гофрированных трубах ПНД в плитах перекрытия (трубы учтены в разделе КЖ).
Коробку с шиной заземления (ШДУП) в ванных комнатах квартир установить вблизи стояков водопровода на высоте 300мм от пола и на расстоянии не менее 600мм от внешней грани ванны.
Бытовые розетки установить на высоте 300мм от уровня чистого пола, кроме особообозначенных.
Розетки не размещать над и под мойками и не устанавливать по одной оси в стенах между разными квартирами.
Привязку труб в монолитных перекрытиях см. черт. КЖ.
Монтаж электрооборудования ванных выполнить в соответствии с ГОСТ Р 50571.7.701-2013.

20-23/03-2020-ЭОМ					
23-этажный многоквартирный жилой дом № 20 (по генплану). Жилищный комплекс "Ангудиновский парк" в д. Анкудиновка Истовского района Нижегородской области.					
Изм.	Кол. уч.	Лист	Недок.	Подпись	Дата
Проверил	Тураев	Д.И.И.		08.20	
Разработал	Ванюшкин	В.В.		08.20	
Н.контр.	Тураев	Д.И.И.		08.20	
План 1 этажа с силовыми электросетями				Стадия	Лист
				P	17
				ООО "ВолгоЭнергоСтрой"	

СОГЛАСОВАНО:			
АР			
ОВ			
ВК			
Изм. № подл.	Подпись и дата	Взам. инв. №	

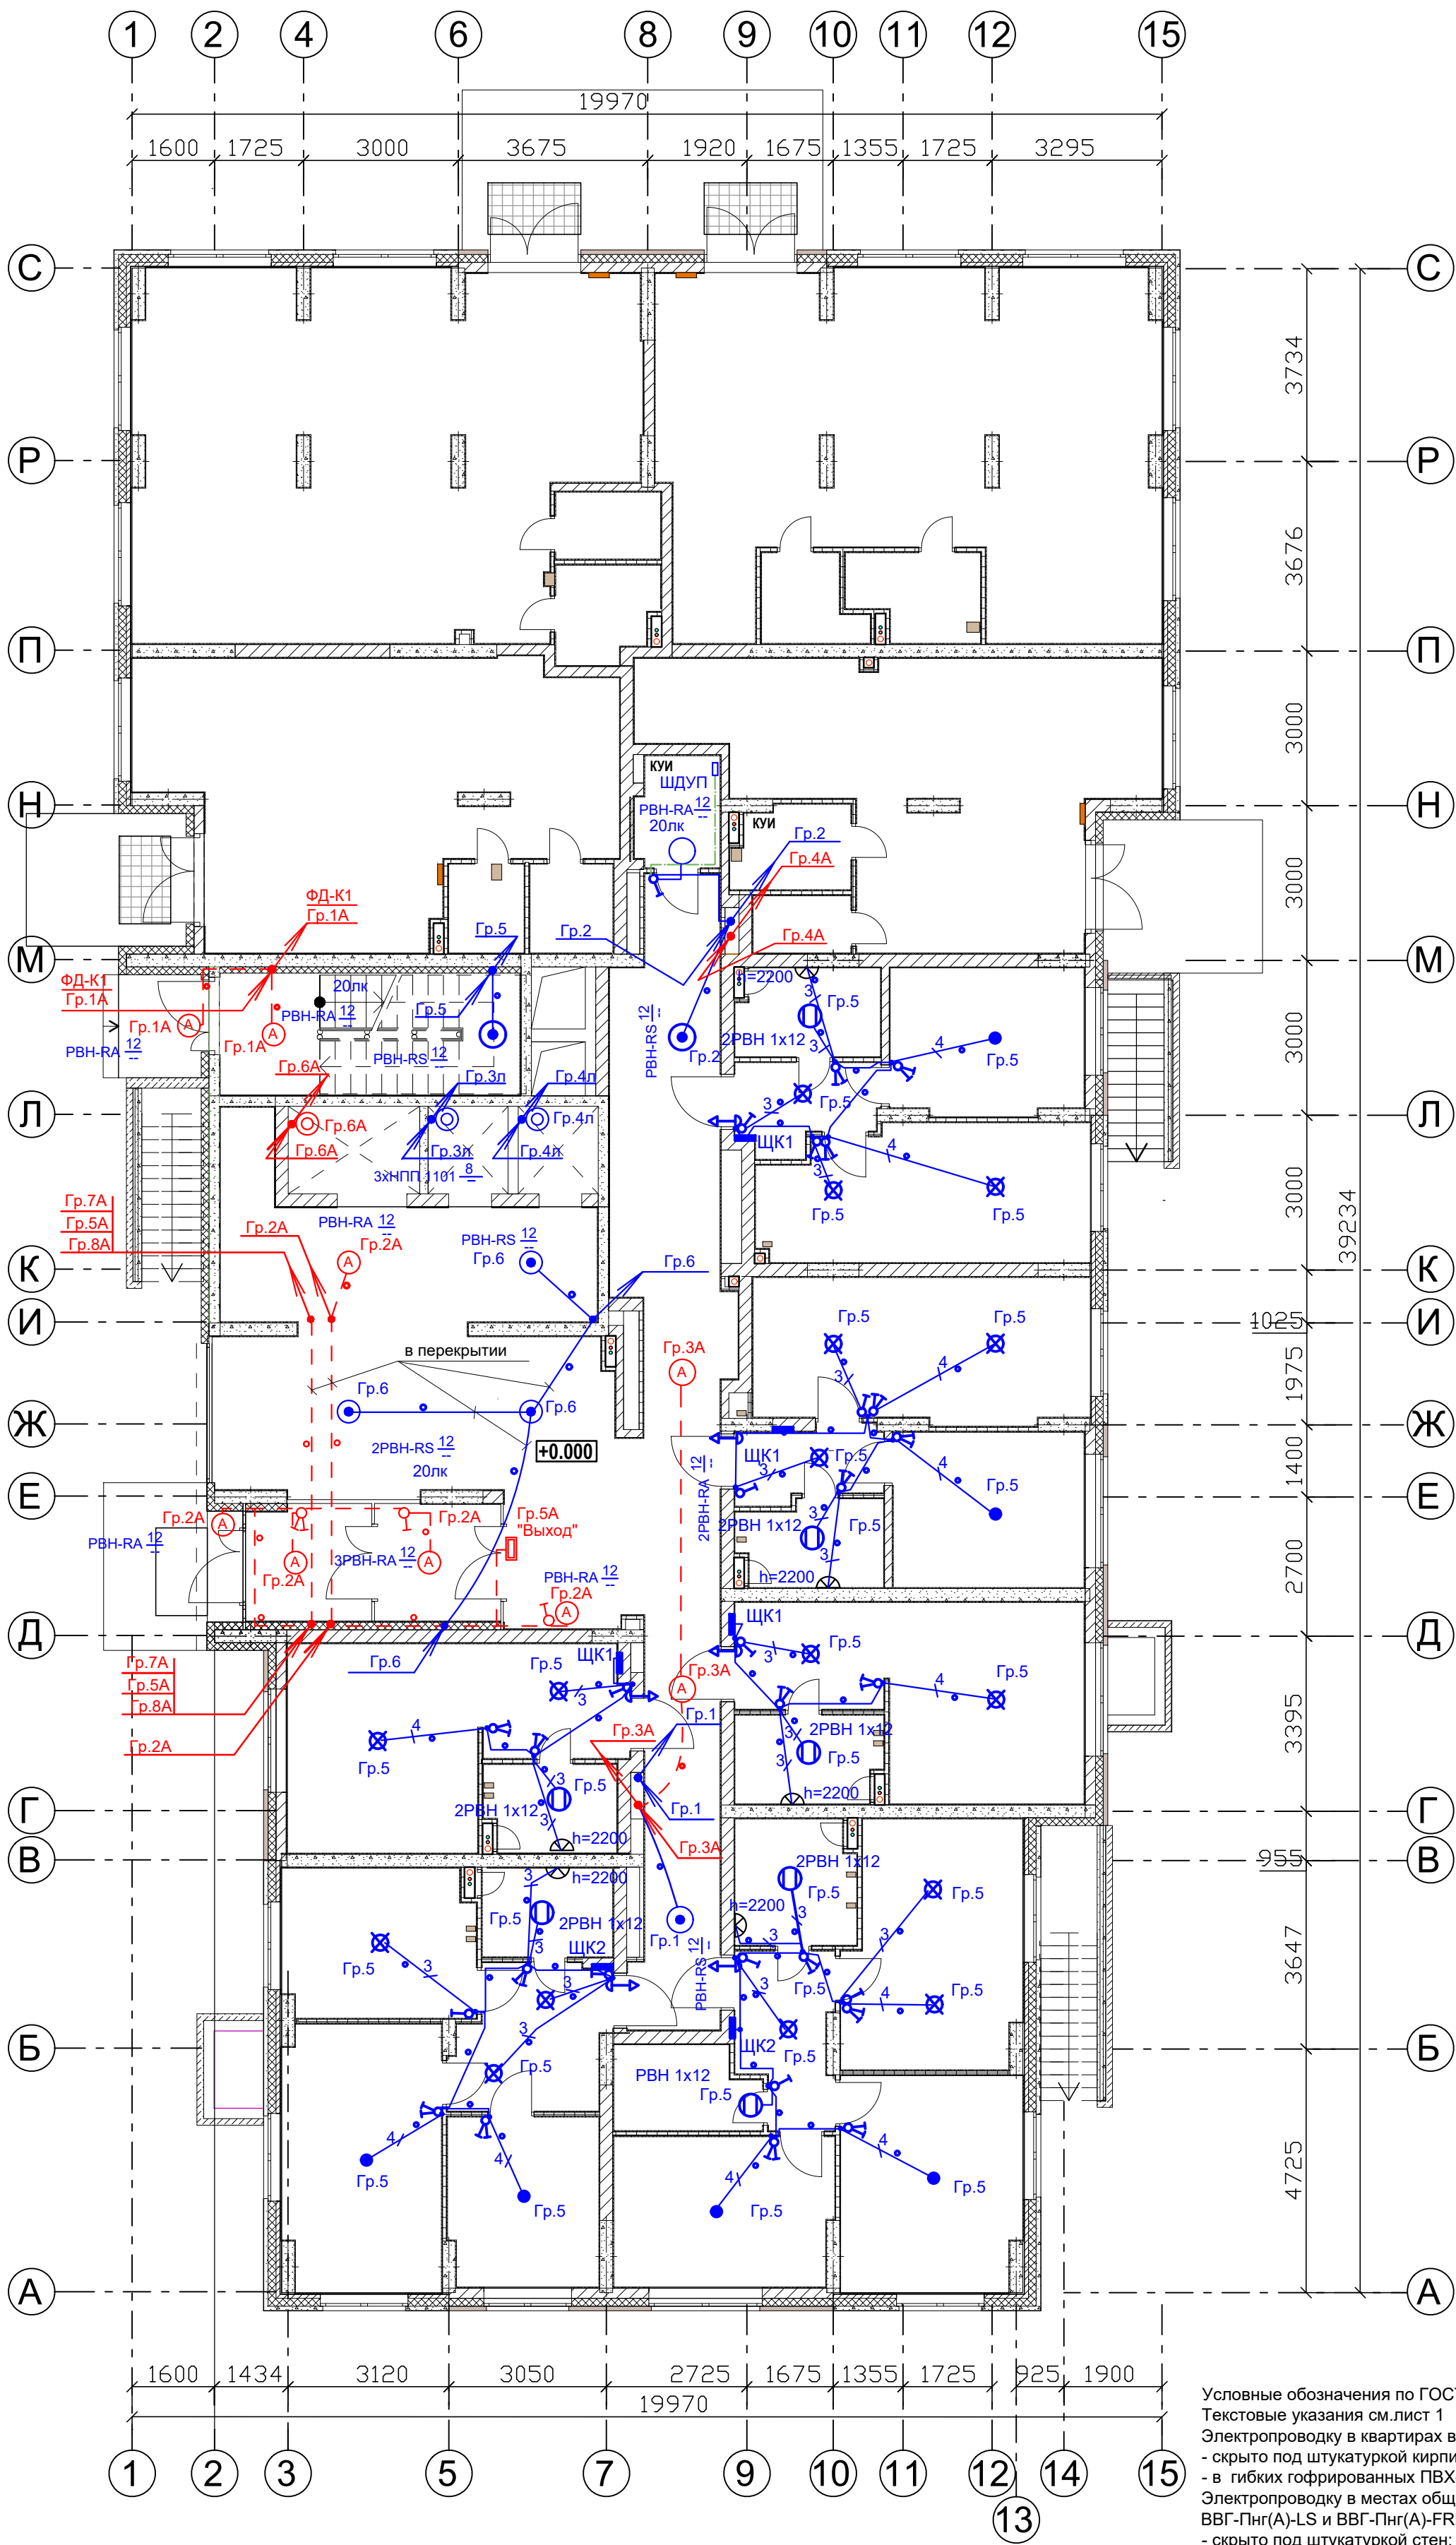

- Дополнительное условное обозначение:
-  - электропроводка в трубе за подвесным потолком в квартирах
 -  - электропроводка в трубе в панели перекрытия в МОП (труба предусмотрена в строительных чертежах проекта).
 -  - распаечная коробка

Условные обозначения по ГОСТ 21.210-2014.
Текстовые указания см. лист 1
Электропроводку в квартирах выполнить плоским кабелем ВВГ-Пнг(А)-LS:
- скрыто под штукатуркой кирпичных стен;
- в гибких гофрированных ПВХ- трубах за подвесным потолком.
Электропроводку в местах общего пользования (МОП) выполнить плоским кабелем ВВГ-Пнг(А)-LS и ВВГ-Пнг(А)-FRLS:
- скрыто под штукатуркой стен;
- в гофрированных трубах ПНД в плитах перекрытия (трубы учтены в разделе КЖ).
Выключатели установить на высоте 900мм от уровня чистого пола, кроме особообозначенных.
Привязку труб в монолитных перекрытиях см. черт. КЖ.
Монтаж электрооборудования ванных выполнить в соответствии с ГОСТ Р 50571.7.701-2013.

						20-23/03-2020-ЭОМ			
						23-этажный многоквартирный жилой дом № 20 (по генплану). Жилищный комплекс "Ангудиновский парк" в д. Ангудиновка Кстовского района Нижегородской области.			
Изм.	Кол. уч.	Лист	Недоп.	Подпись	Дата		Стадия	Лист	Листов
Проверил		Тураев			08.20		Р	18	
Разработал		Ванюшкин			08.20		План 1 этажа с осветительными электросетями		
Н.контр.		Тураев			08.20				


СОГЛАСОВАНО:			
АР			
ОВ			
ВК			
Изм. № подл.			
Подпись и дата			
Взам. инв. №			

- Дополнительное условное обозначение:
- электропроводка в трубе за подвесным потолком в квартирах
 - электропроводка в трубе в панели перекрытия в МОП (труба предусмотрена в строительных чертежах проекта).
 - распаечная коробка

Условные обозначения по ГОСТ 21.210-2014.
Текстовые указания см. лист 1
Электропроводку в квартирах выполнить плоским кабелем ВВГ-Пнг(А)-LS:
- скрыто под штукатуркой кирпичных стен;
- в гибких гофрированных ПВХ- трубах за подвесным потолком.
Электропроводку в местах общего пользования (МОП) выполнить плоским кабелем ВВГ-Пнг(А)-LS и ВВГ-Пнг(А)-FRLS:
- скрыто под штукатуркой стен;
- в гофрированных трубах ПНД в плитах перекрытия (трубы учтены в разделе КЖ).
Коробку с шиной заземления (ШДУП) в ванных комнатах квартир установить вблизи стояков водопровода на высоте 300мм от пола и на расстоянии не менее 600мм от внешней грани ванны.
Бытовые розетки установить на высоте 300мм от уровня чистого пола, кроме особообозначенных.
Розетки не размещать над и под мойками и не устанавливать по одной оси в стенах между разными квартирами.
Привязку труб в монолитных перекрытиях см. черт. КЖ.
Монтаж электрооборудования ванных выполнять в соответствии с ГОСТ Р 50571.7.701-2013.

						20-23/03-2020-ЭОМ		
						23-этажный многоквартирный жилой дом № 20 (по генплану). Жилищный комплекс "Анкудиновский парк" в д. Анкудиновка Кстовского района Нижегородской области.		
Изм.	Кол. уч.	Лист	Недок.	Подпись	Дата	Стадия	Лист	Листов
Проверил	Тураев	08.20				Р	19	
Разработал	Ванюшкин	08.20				ООО "ВолгоЭнергоСтрой"		
Н.контр.	Тураев	08.20				План с 2 по 10 этаж с силовыми электросетями		

СОГЛАСОВАНО:			
АР			
ОВ			
ВК			
Изм. № подл.	Подпись и дата	Взам. инв. №	

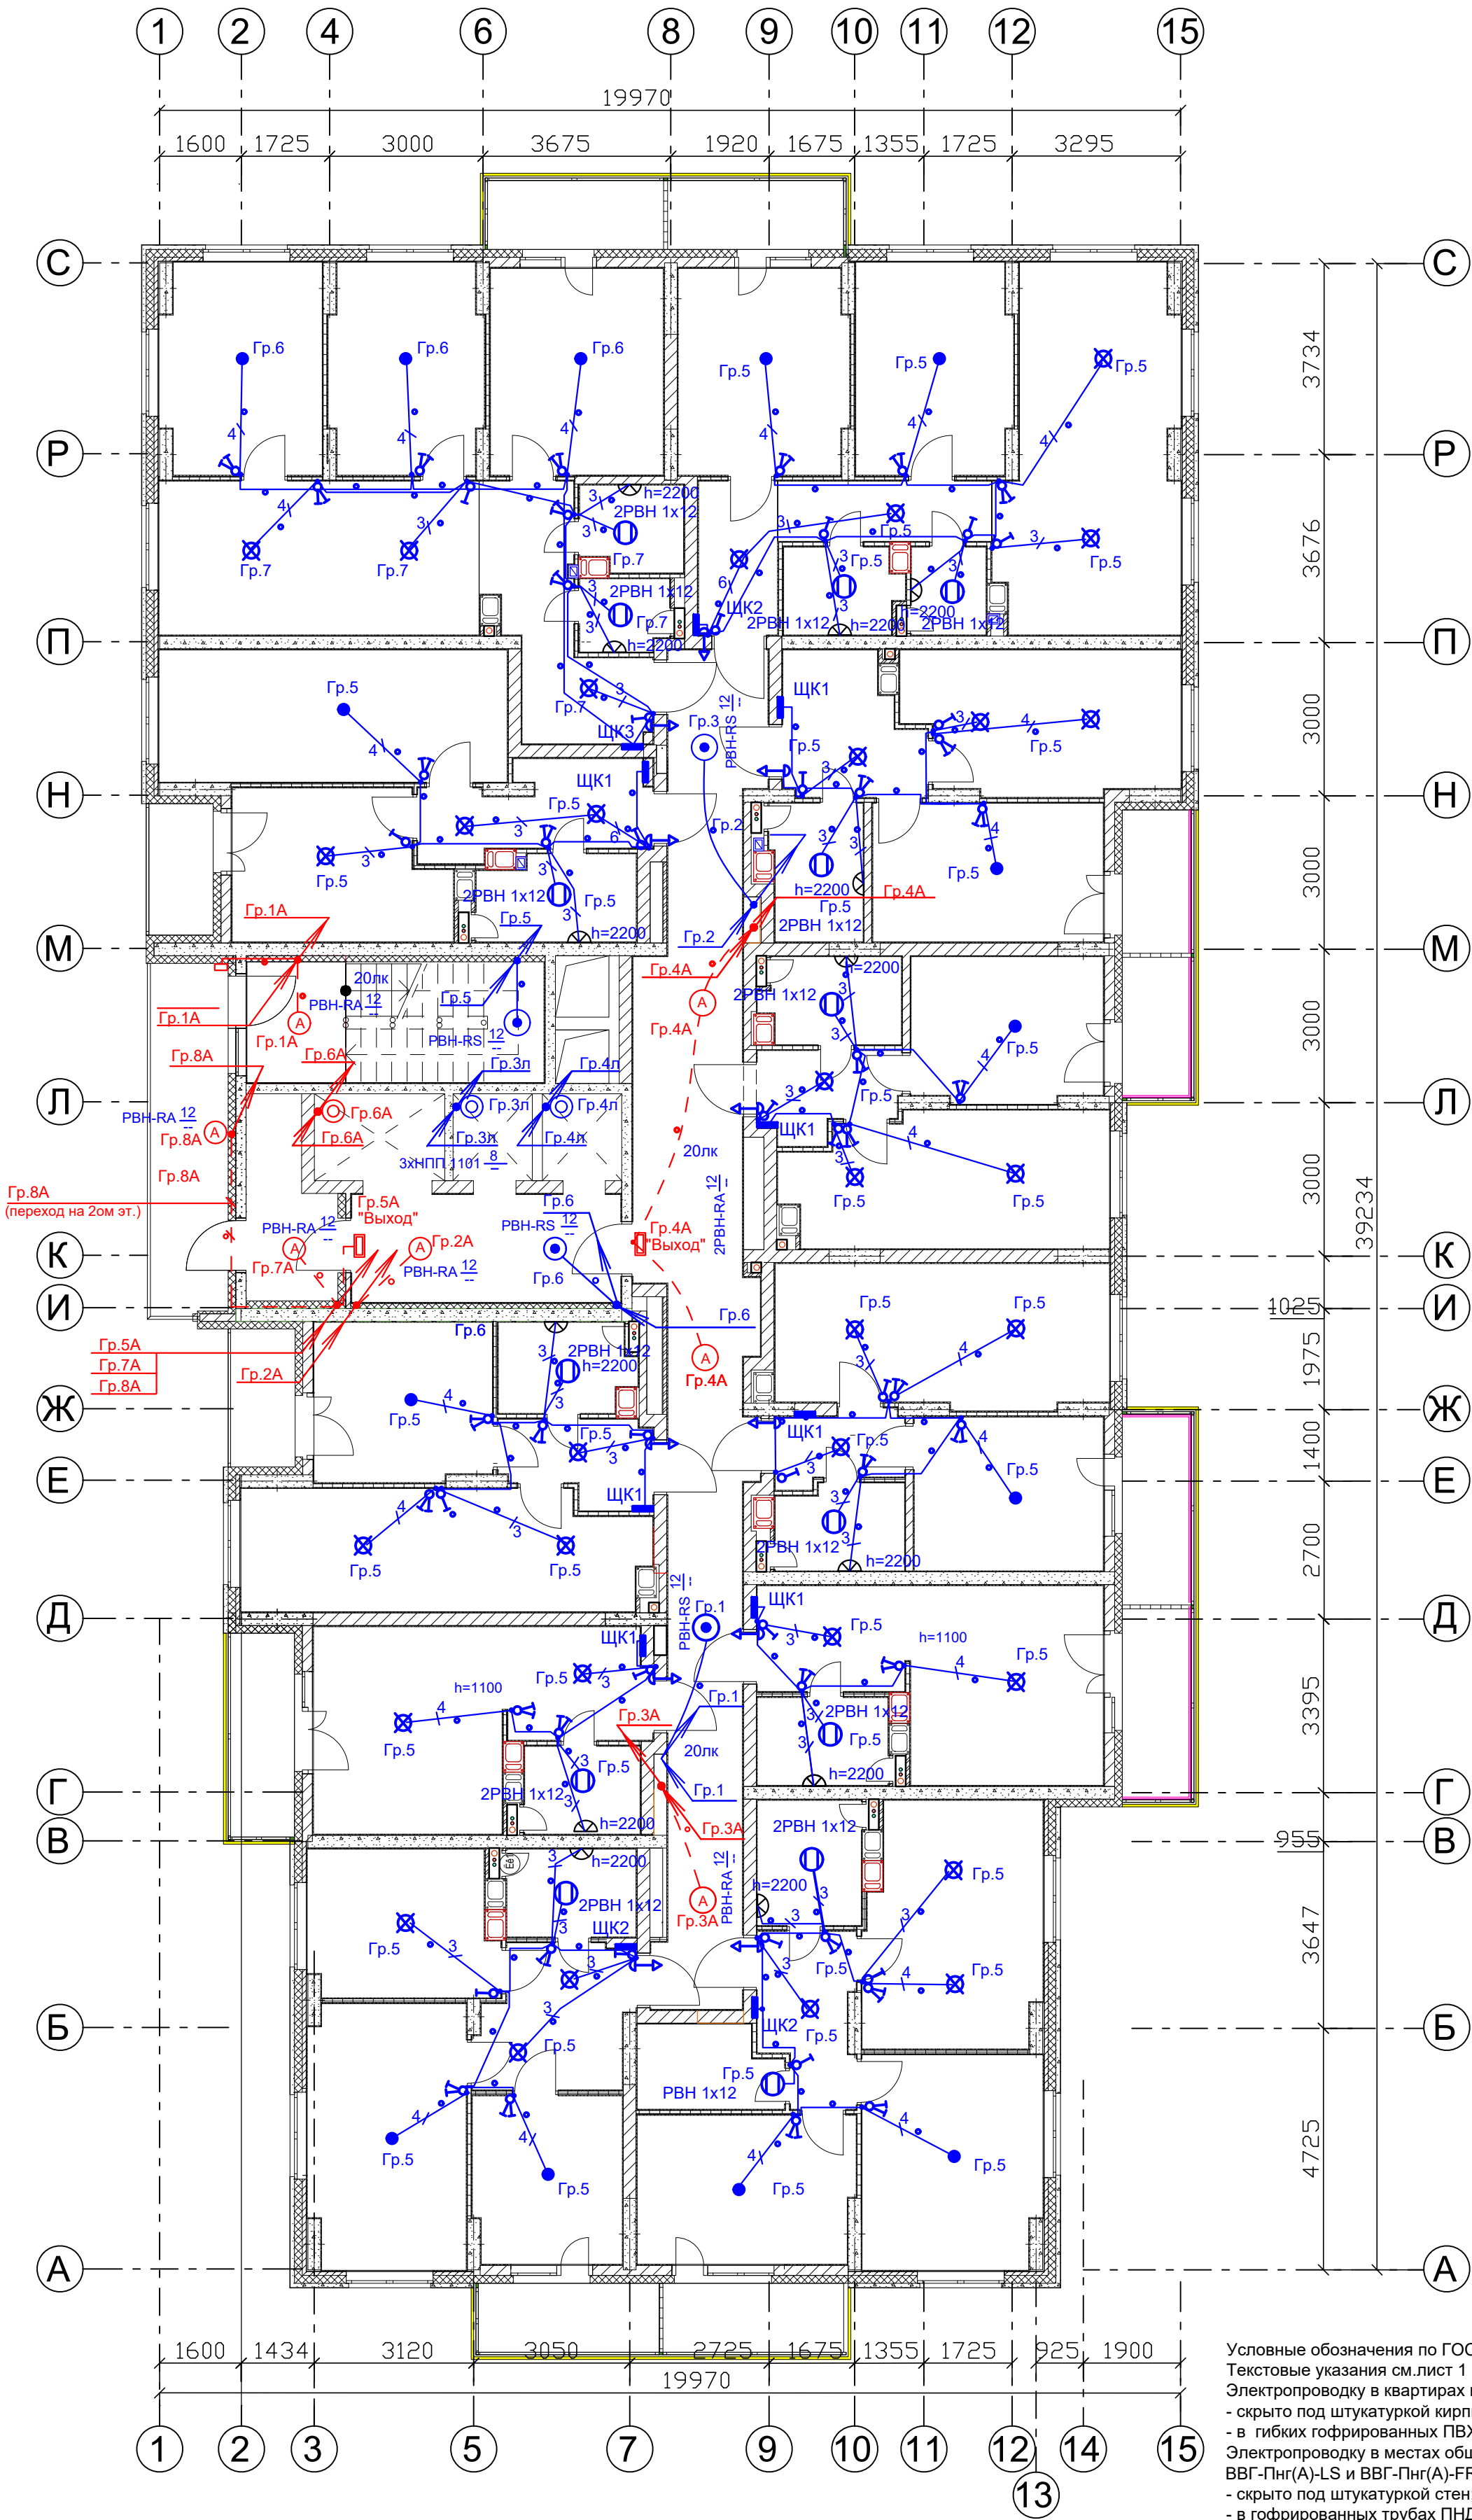


- Дополнительное условное обозначение:
-  - электропроводка в трубе за подвесным потолком в квартирах
 -  - электропроводка в трубе в панели перекрытия в МОП (труба предусмотрена в строительных чертежах проекта).
 -  - распаечная коробка

Условные обозначения по ГОСТ 21.210-2014.
Текстовые указания см. лист 1
Электропроводку в квартирах выполнить плоским кабелем ВВГ-Пнг(А)-LS:
- скрыто под штукатуркой кирпичных стен;
- в гибких гофрированных ПВХ- трубах за подвесным потолком.
Электропроводку в местах общего пользования (МОП) выполнить плоским кабелем ВВГ-Пнг(А)-LS и ВВГ-Пнг(А)-FRLS:
- скрыто под штукатуркой стен;
- в гофрированных трубах ПНД в плитах перекрытия (трубы учтены в разделе КЖ).
Выключатели установить на высоте 900мм от уровня чистого пола, кроме особообозначенных.
Привязку труб в монолитных перекрытиях см. черт. КЖ.
Монтаж электрооборудования ванных выполнить в соответствии с ГОСТ Р 50571.7.701-2013.

						20-23/03-2020-ЭОМ		
						23-этажный многоквартирный жилой дом № 20 (по генплану). Жилищный комплекс "Ангудиновский парк" в д. Ангудиновка Кстовского района Нижегородской области.		
Изм.	Кол. уч.	Лист	Недок.	Подпись	Дата		Стадия	Лист
Проверил	Тураев	08.20					Р	20
Разработал	Ванюшкин	08.20						
Н.контр.	Тураев	08.20				План с 2 по 10 этаж с осветительными электросетями	ООО "ВолгоЭнергоСтрой"	

СОГЛАСОВАНО:			
АР			
ОВ			
ВК			
Изм. № подл.			
Подпись и дата			
Взам. инв. №			

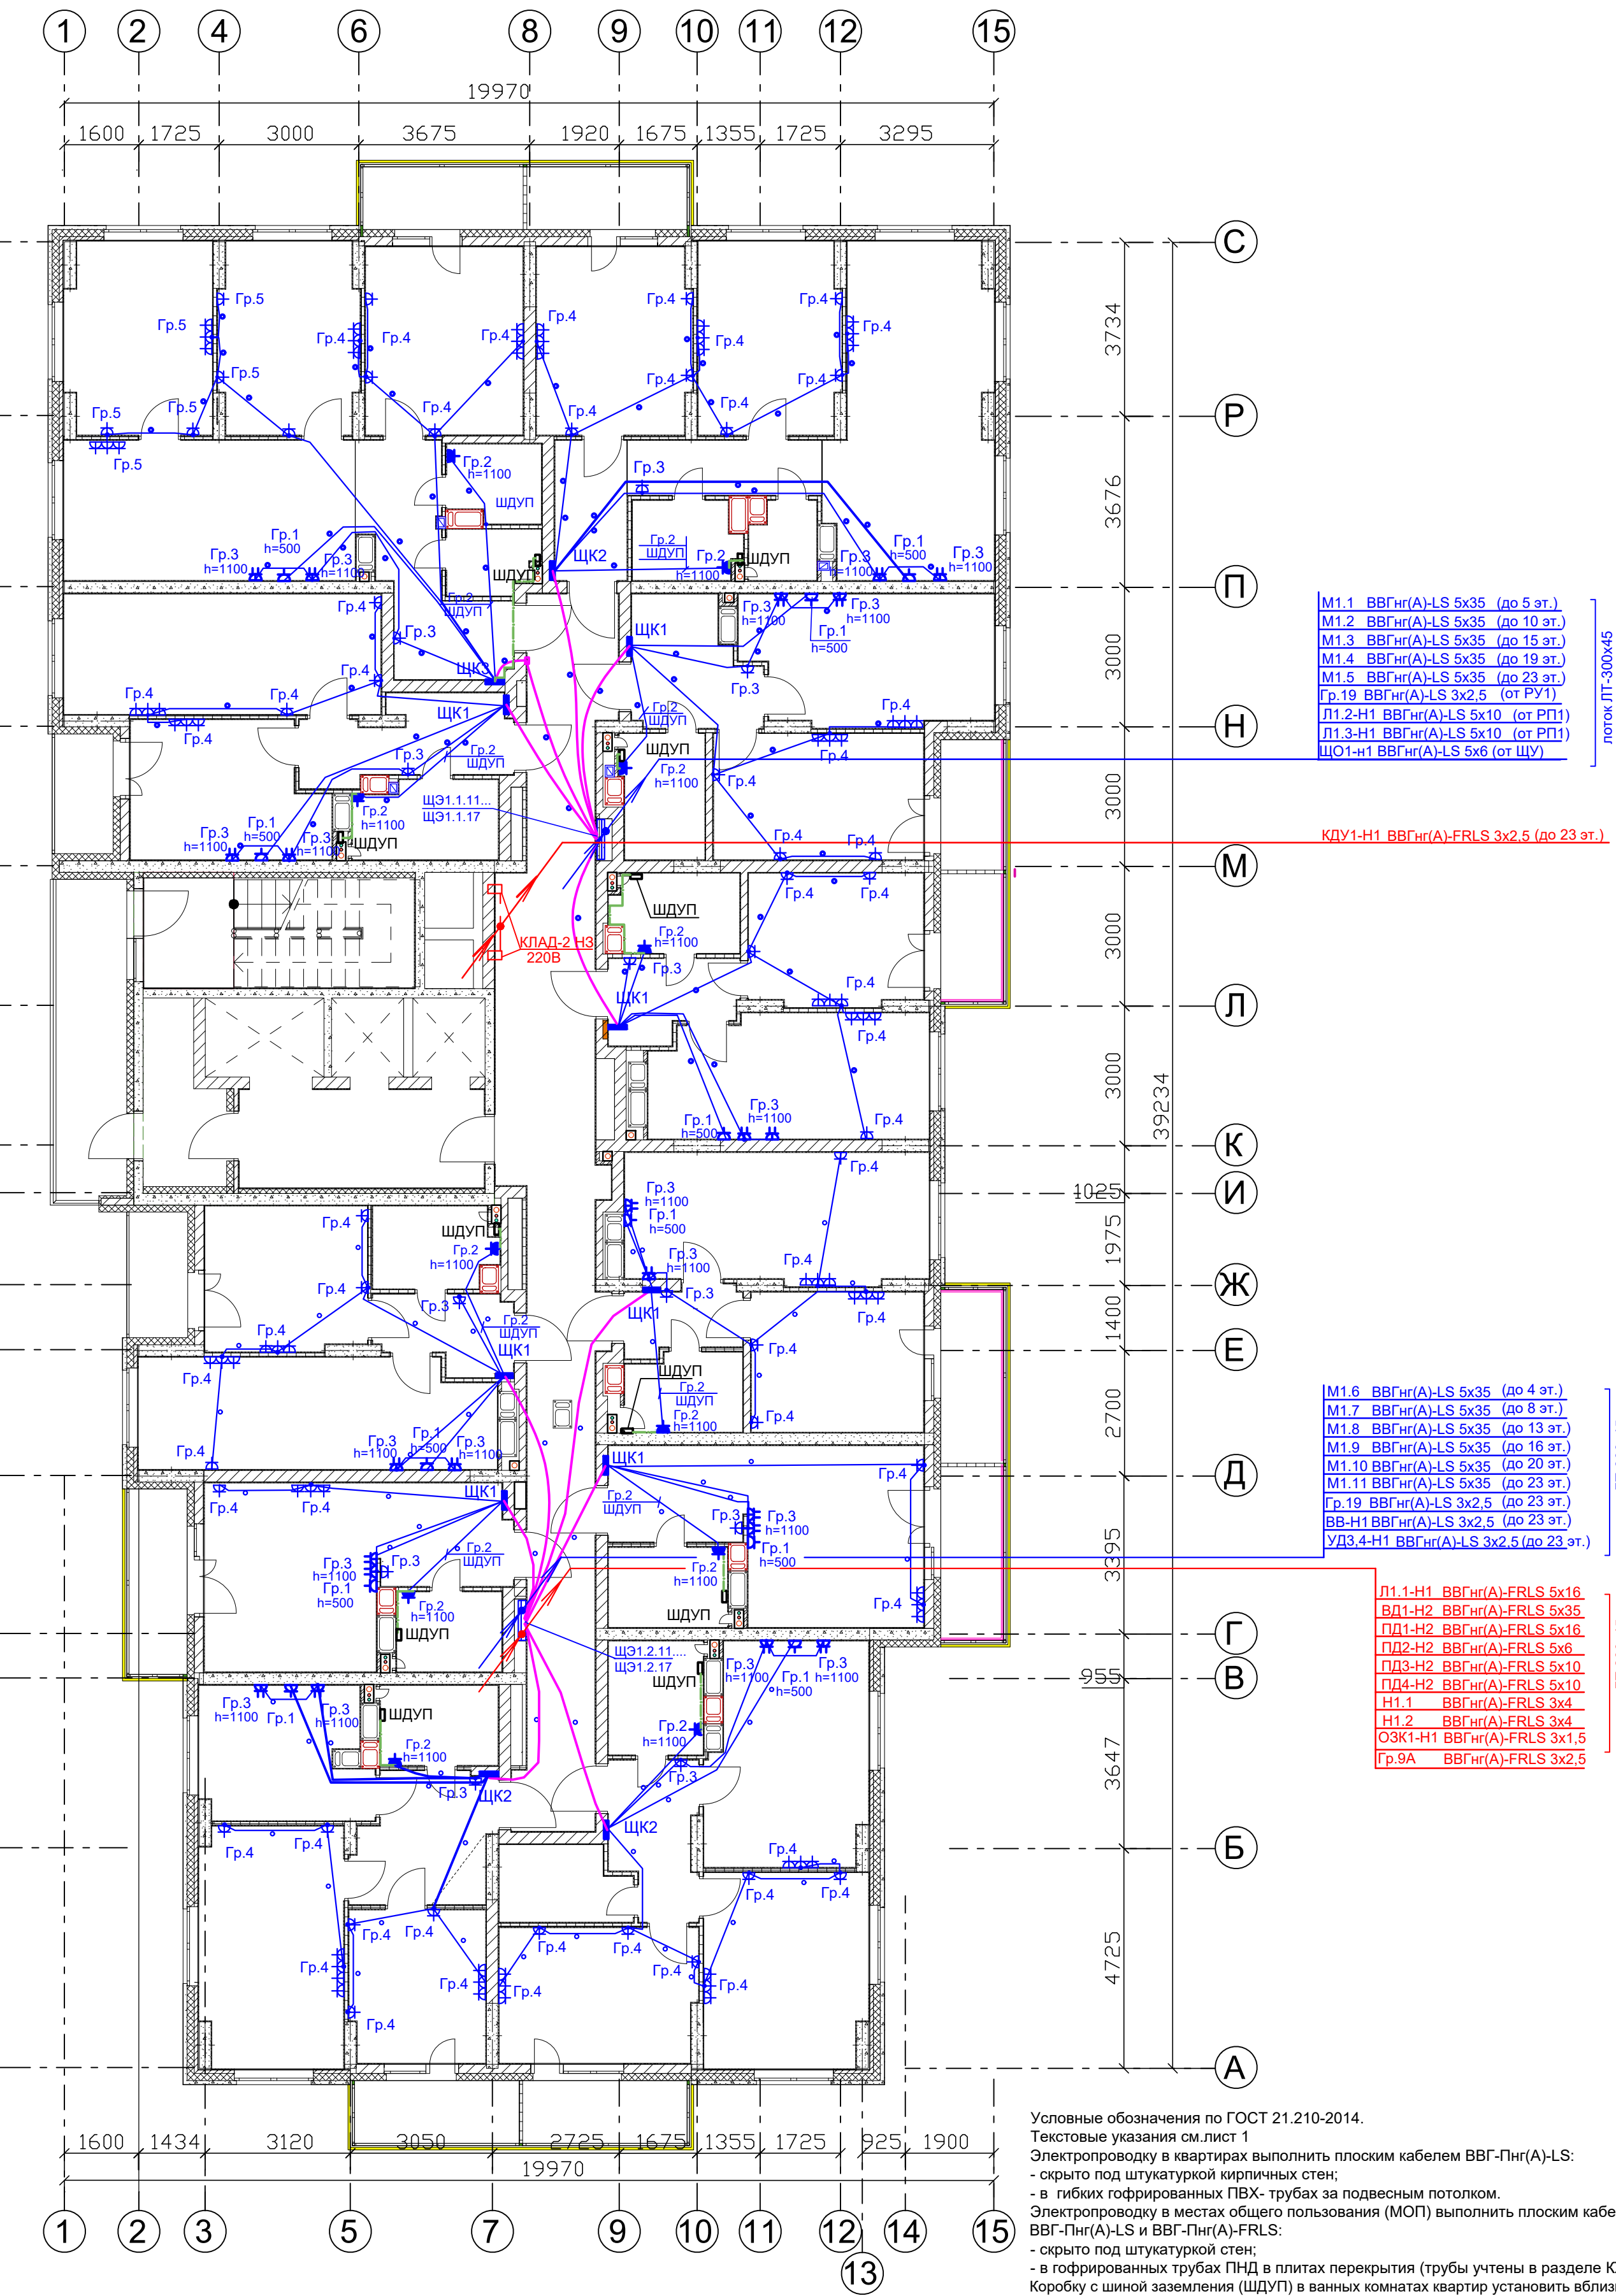

М1.1 ВВГнг(А)-LS 5х35 (до 5 эт.)
М1.2 ВВГнг(А)-LS 5х35 (до 10 эт.)
М1.3 ВВГнг(А)-LS 5х35 (до 15 эт.)
М1.4 ВВГнг(А)-LS 5х35 (до 19 эт.)
М1.5 ВВГнг(А)-LS 5х35 (до 23 эт.)
Гр.19 ВВГнг(А)-LS 3х2,5 (от РУ1)
Л1.2-Н1 ВВГнг(А)-LS 5х10 (от РП1)
Л1.3-Н1 ВВГнг(А)-LS 5х10 (от РП1)
ЩО1-Н1 ВВГнг(А)-LS 5х6 (от ЩУ)

КДУ1-Н1 ВВГнг(А)-FRLS 3х2,5 (до 23 эт.)

М1.6 ВВГнг(А)-LS 5х35 (до 4 эт.)
М1.7 ВВГнг(А)-LS 5х35 (до 8 эт.)
М1.8 ВВГнг(А)-LS 5х35 (до 13 эт.)
М1.9 ВВГнг(А)-LS 5х35 (до 16 эт.)
М1.10 ВВГнг(А)-LS 5х35 (до 20 эт.)
М1.11 ВВГнг(А)-LS 5х35 (до 23 эт.)
Гр.19 ВВГнг(А)-LS 3х2,5 (до 23 эт.)
ВВ-Н1 ВВГнг(А)-LS 3х2,5 (до 23 эт.)
УД3.4-Н1 ВВГнг(А)-LS 3х2,5 (до 23 эт.)


Л1.1-Н1 ВВГнг(А)-FRLS 5х16
ВД1-Н2 ВВГнг(А)-FRLS 5х35
ПД1-Н2 ВВГнг(А)-FRLS 5х16
ПД2-Н2 ВВГнг(А)-FRLS 5х6
ПД3-Н2 ВВГнг(А)-FRLS 5х10
ПД4-Н2 ВВГнг(А)-FRLS 5х10
Н1.1 ВВГнг(А)-FRLS 3х4
Н1.2 ВВГнг(А)-FRLS 3х4
ОЗК1-Н1 ВВГнг(А)-FRLS 3х1,5
Гр.9А ВВГнг(А)-FRLS 3х2,5

Условные обозначения по ГОСТ 21.210-2014.
Текстовые указания см. лист 1
Электропроводку в квартирах выполнить плоским кабелем ВВГ-Пнг(А)-LS:
- скрыто под штукатуркой кирпичных стен;
- в гибких гофрированных ПВХ- трубах за подвесным потолком.
Электропроводку в местах общего пользования (МОП) выполнить плоским кабелем ВВГ-Пнг(А)-LS и ВВГ-Пнг(А)-FRLS:
- скрыто под штукатуркой стен;
- в гофрированных трубах ПНД в плитах перекрытия (трубы учтены в разделе КЖ).
Коробку с шиной заземления (ШДУП) в ванных комнатах квартир установить вблизи стояков водопровода на высоте 300мм от пола и на расстоянии не менее 600мм от внешней грани ванны.
Бытовые розетки установить на высоте 300мм от уровня чистого пола, кроме особообозначенных.
Розетки не размещать над и под мойками и не устанавливать по одной оси в стенах между разными квартирами.
Привязку труб в монолитных перекрытиях см. черт. КЖ.
Монтаж электрооборудования ванных выполнять в соответствии с ГОСТ Р 50571.7.701-2013.

- Дополнительное условное обозначение:
- электропроводка в трубе за подвесным потолком в квартирах
 - электропроводка в трубе в панели перекрытия в МОП (труба предусмотрена в строительных чертежах проекта).
 - распаечная коробка

						20-23/03-2020-ЭОМ		
						23-этажный многоквартирный жилой дом № 20 (по генплану). Жилищный комплекс "Анудиновский парк" в д. Анкудиновка Кстовского района Нижегородской области.		
Изм.	Кол. уч.	Лист	Недок.	Подпись	Дата	Проверил	Стадия	Лист
						Тураев	Р	21
						Разработал		
						Ванюшкин		
						Н.контр.		
						Тураев		
						План с 11 по 16 этаж с силовыми электросетями		ООО "ВолгоЭнергоСтрой"

СОГЛАСОВАНО:			
АР			
ОВ			
ВК			
Изм. № подл.	Подпись и дата	Взам. инв. №	

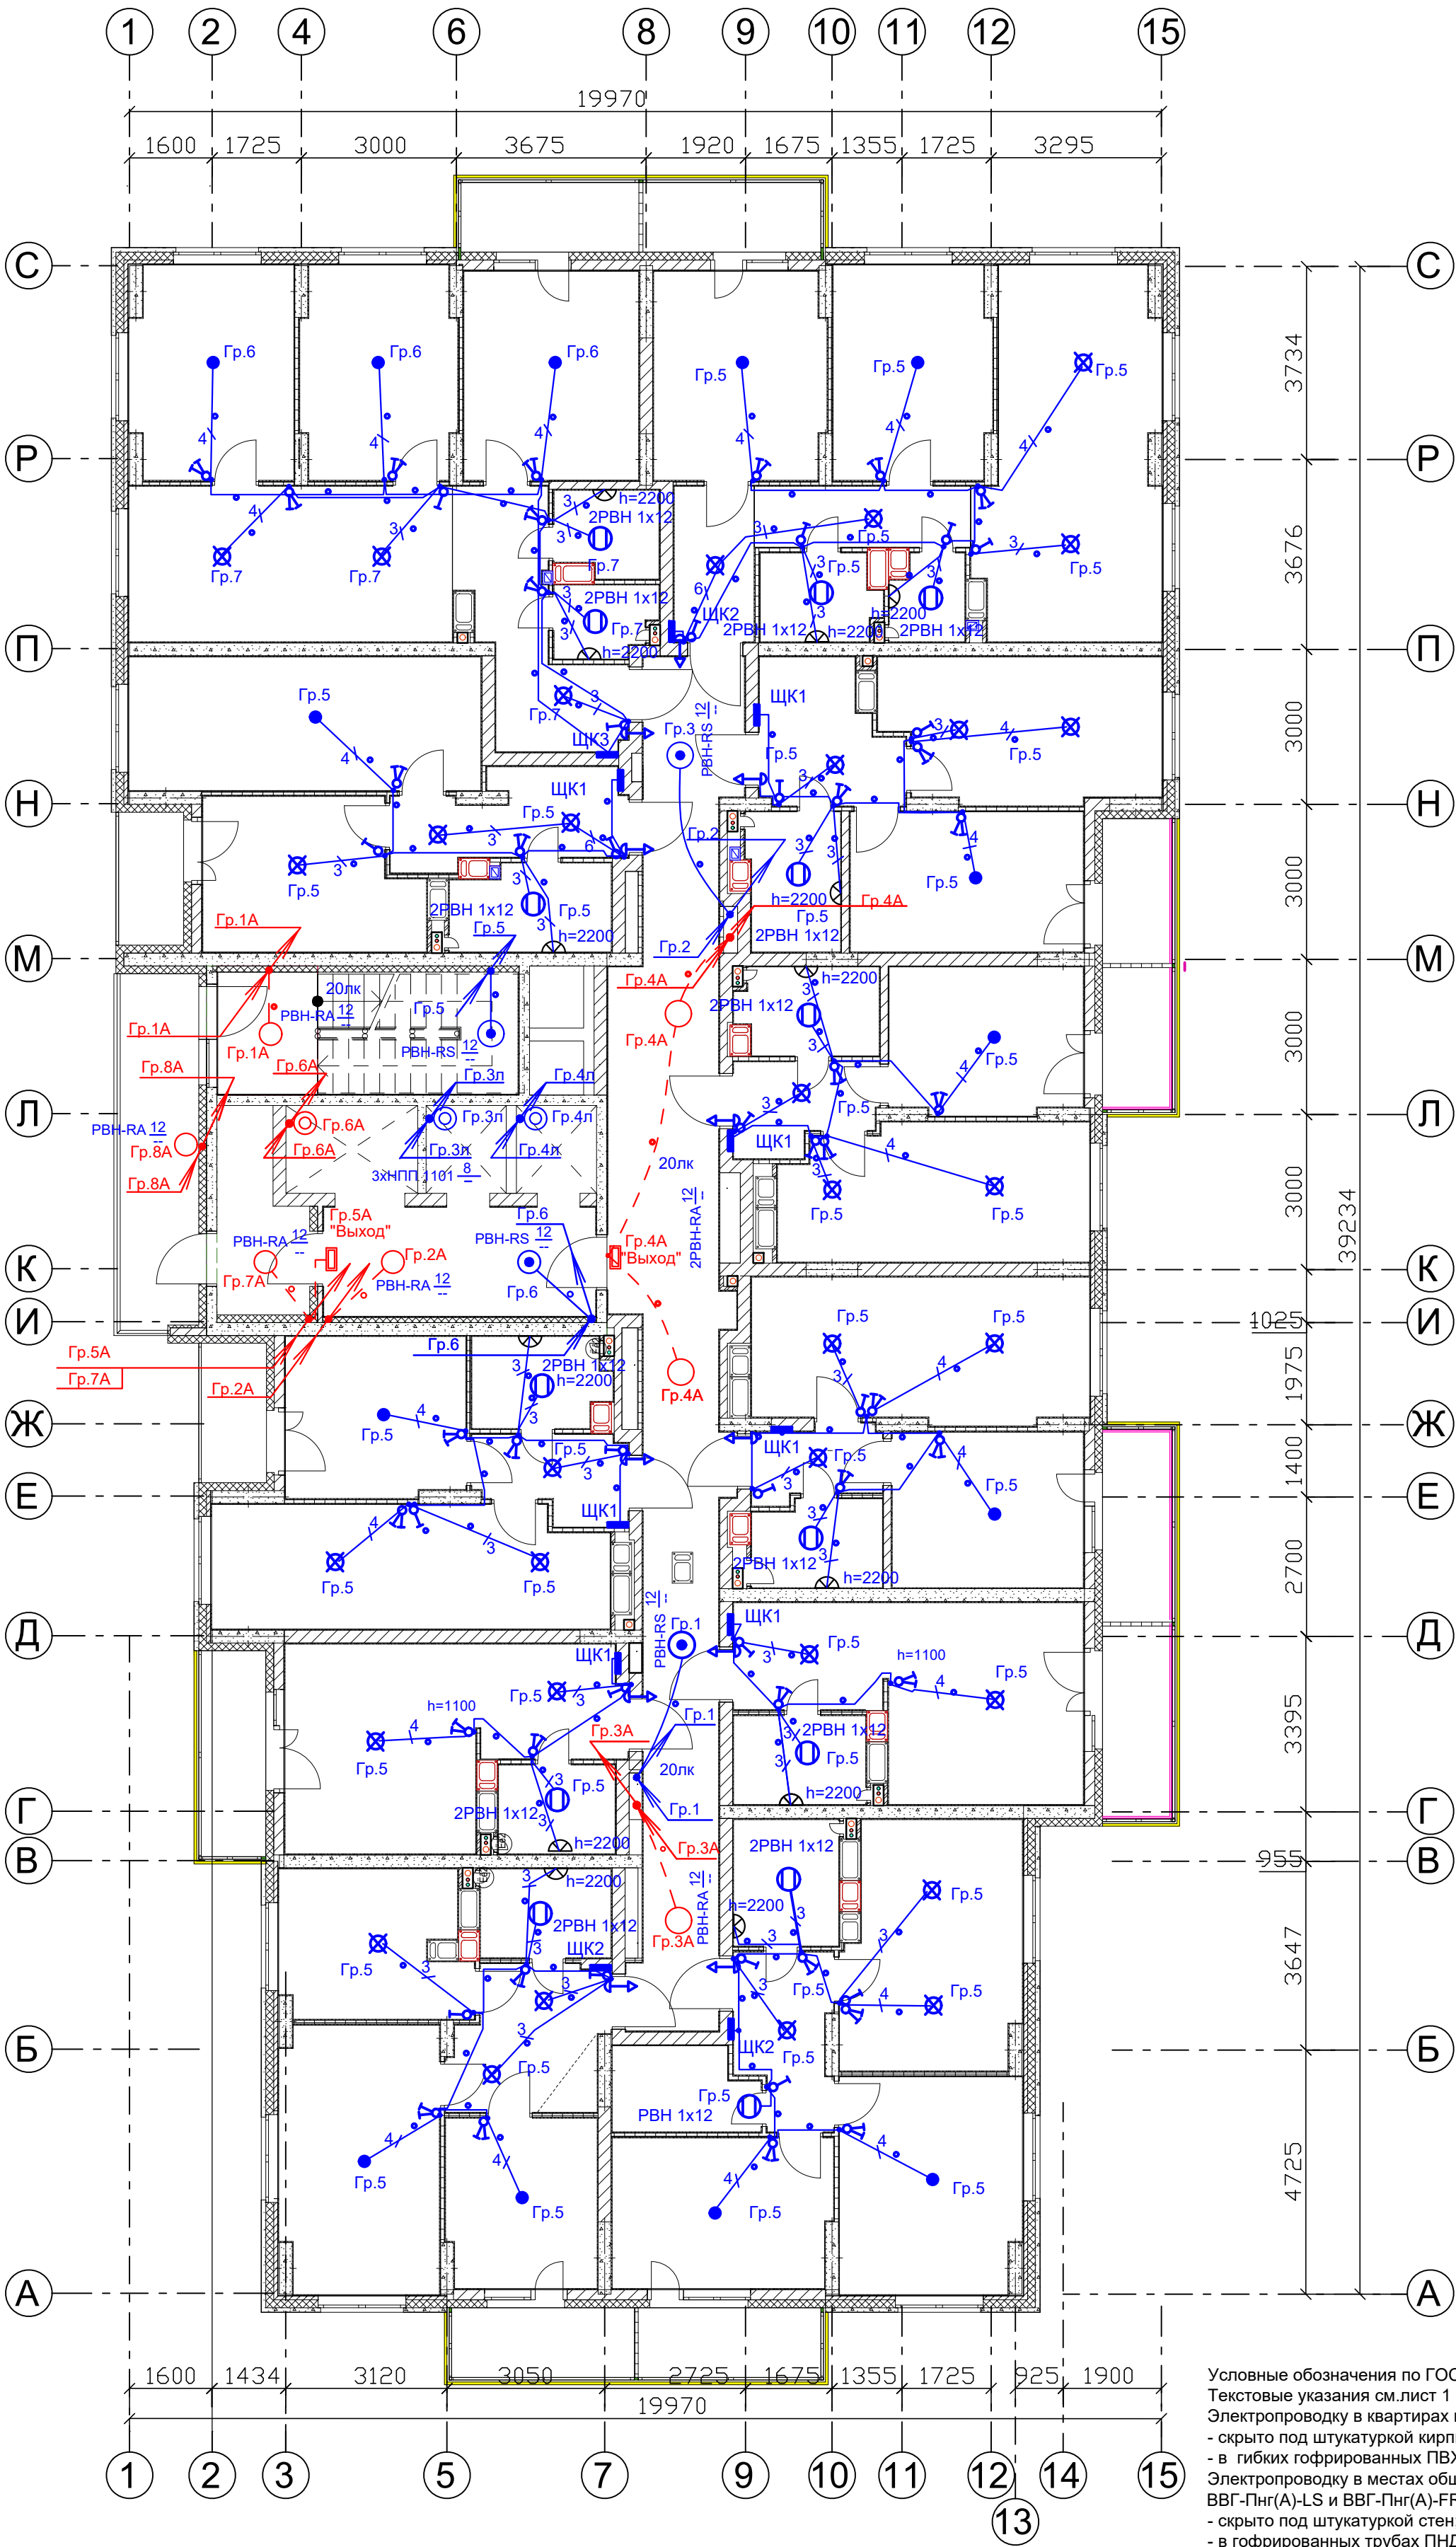


- Дополнительное условное обозначение:
-  - электропроводка в трубе за подвесным потолком в квартирах
 -  - электропроводка в трубе в панели перекрытия в МОП (труба предусмотрена в строительных чертежах проекта).
 -  - распаечная коробка

Условные обозначения по ГОСТ 21.210-2014.
Текстовые указания см. лист 1
Электропроводку в квартирах выполнить плоским кабелем ВВГ-Пнг(А)-LS:
- скрыто под штукатуркой кирпичных стен;
- в гибких гофрированных ПВХ- трубах за подвесным потолком.
Электропроводку в местах общего пользования (МОП) выполнить плоским кабелем ВВГ-Пнг(А)-LS и ВВГ-Пнг(А)-FRLS:
- скрыто под штукатуркой стен;
- в гофрированных трубах ПНД в плитах перекрытия (трубы учтены в разделе КЖ).
Выключатели установить на высоте 900мм от уровня чистого пола, кроме особообозначенных.
Привязку труб в монолитных перекрытиях см. черт. КЖ.
Монтаж электрооборудования ванных выполнить в соответствии с ГОСТ Р 50571.7.701-2013.

						20-23/03-2020-ЭОМ		
						23-этажный многоквартирный жилой дом № 20 (по генплану). Жилищный комплекс "Ангудиновский парк" в д. Ангудиновка Кстовского района Нижегородской области.		
Изм.	Кол. уч.	Лист	Недок.	Подпись	Дата	Проверил	Тураев	08.20
Разработал	Ванюшкин	08.20				Стадия	Лист	Листов
Н.контр.	Тураев	08.20				Р	22	
						План с 11 по 16 этаж с осветительными электросетями		
						ООО "ВолгоЭнергоСтрой"		

СОГЛАСОВАНО:			
АР			
ОВ			
ВК			
Изм. № подл.			
Подпись и дата			
Взам. инв. №			

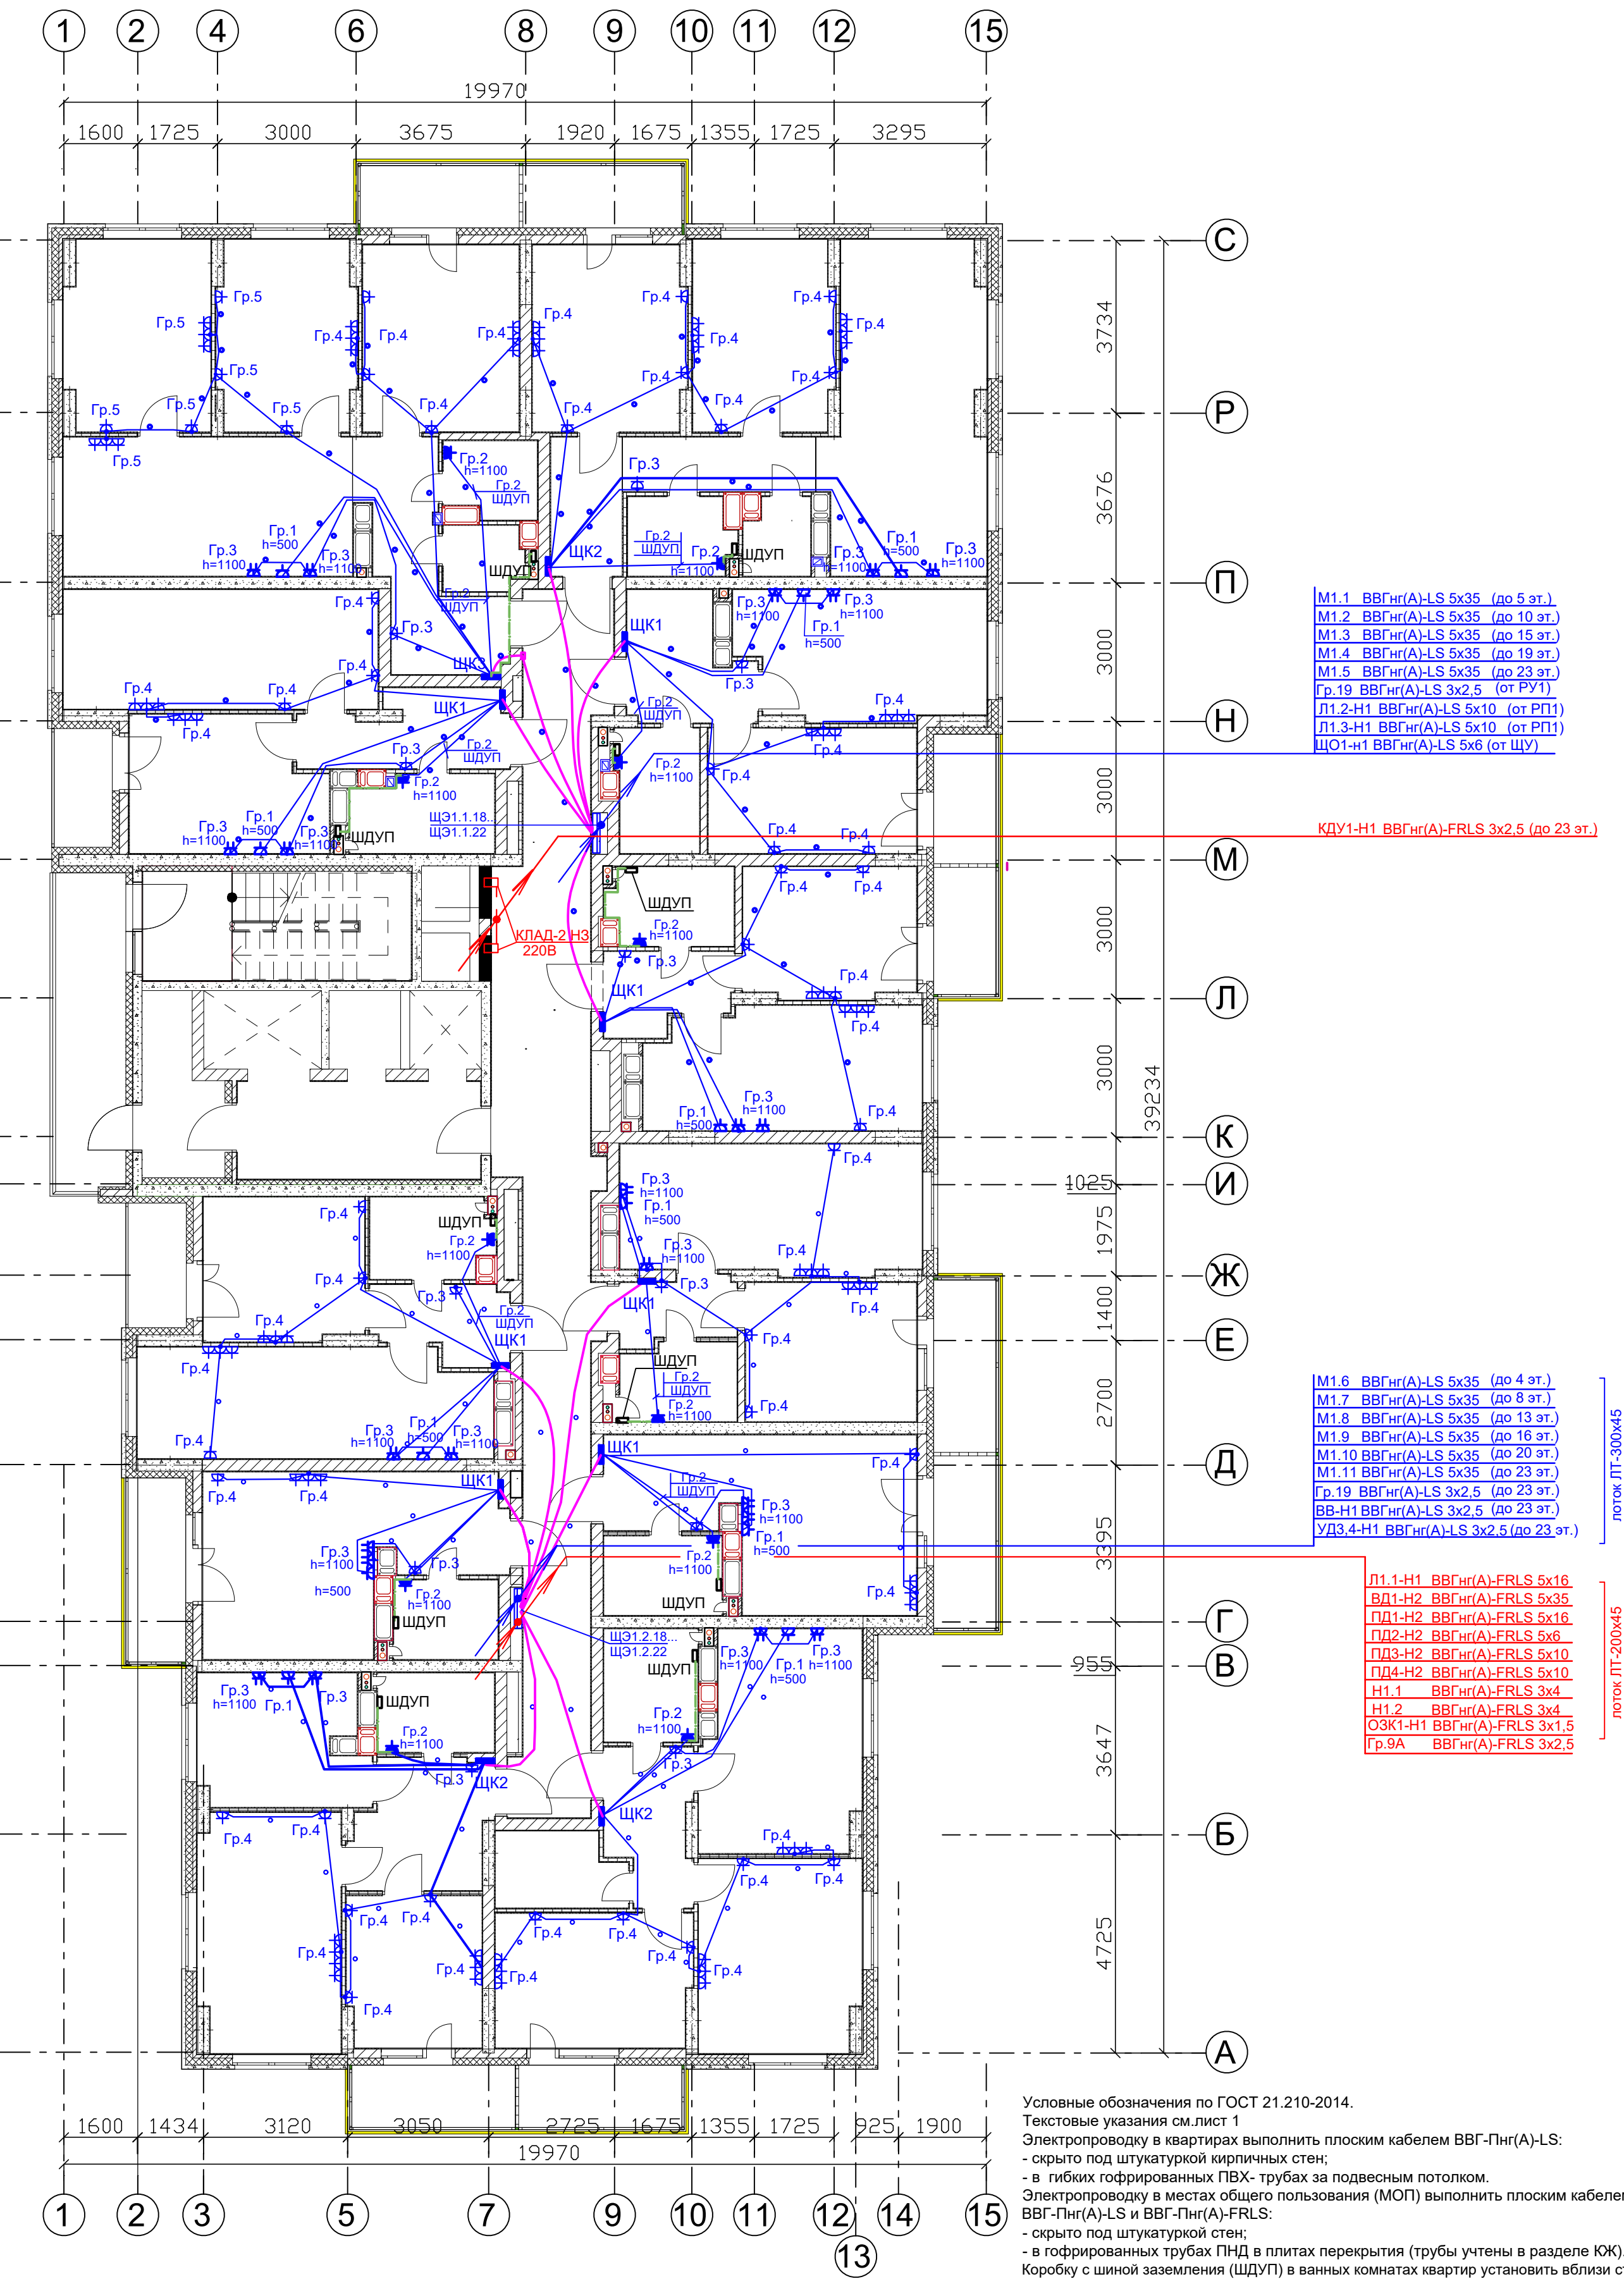


- Дополнительное условное обозначение:
- электропроводка в трубе за подвесным потолком в квартирах
 - электропроводка в трубе в панели перекрытия в МОП (труба предусмотрена в строительных чертежах проекта).
 - распаечная коробка

Условные обозначения по ГОСТ 21.210-2014.
Текстовые указания см. лист 1
Электропроводку в квартирах выполнить плоским кабелем ВВГ-Пнг(А)-LS:
- скрыто под штукатуркой кирпичных стен;
- в гибких гофрированных ПВХ- трубах за подвесным потолком.
Электропроводку в местах общего пользования (МОП) выполнить плоским кабелем ВВГ-Пнг(А)-LS и ВВГ-Пнг(А)-FRLS:
- скрыто под штукатуркой стен;
- в гофрированных трубах ПНД в плитах перекрытия (трубы учтены в разделе КЖ).
Коробку с шиной заземления (ШДУП) в ванных комнатах квартир установить вблизи стояков водопровода на высоте 300мм от пола и на расстоянии не менее 600мм от внешней грани ванны.
Бытовые розетки установить на высоте 300мм от уровня чистого пола, кроме особообозначенных.
Розетки не размещать над и под мойками и не устанавливать по одной оси в стенах между разными квартирами.
Привязку труб в монолитных перекрытиях см. черт. КЖ.
Монтаж электрооборудования ванных выполнить в соответствии с ГОСТ Р 50571.7.701-2013.

20-23/03-2020-ЭОМ					
23-этажный многоквартирный жилой дом № 20 (по генплану). Жилищный комплекс "Ангудиновский парк" в д. Анкудиновка Кстовского района Нижегородской области.					
Изм.	Кол. уч.	Лист	Недок.	Подпись	Дата
Проверил	Тураев	08.20			
Разработал	Ванюшкин	08.20			
Н.контр.	Тураев	08.20			
План с 17 по 22 этаж с силовыми электросетями				Стадия	Лист
				Р	23
				ООО "ВолгоЭнергоСтрой"	

СОГЛАСОВАНО:			
АР			
ОВ			
ВК			
Изм. № подл.	Подпись и дата	Взам. инв. №	

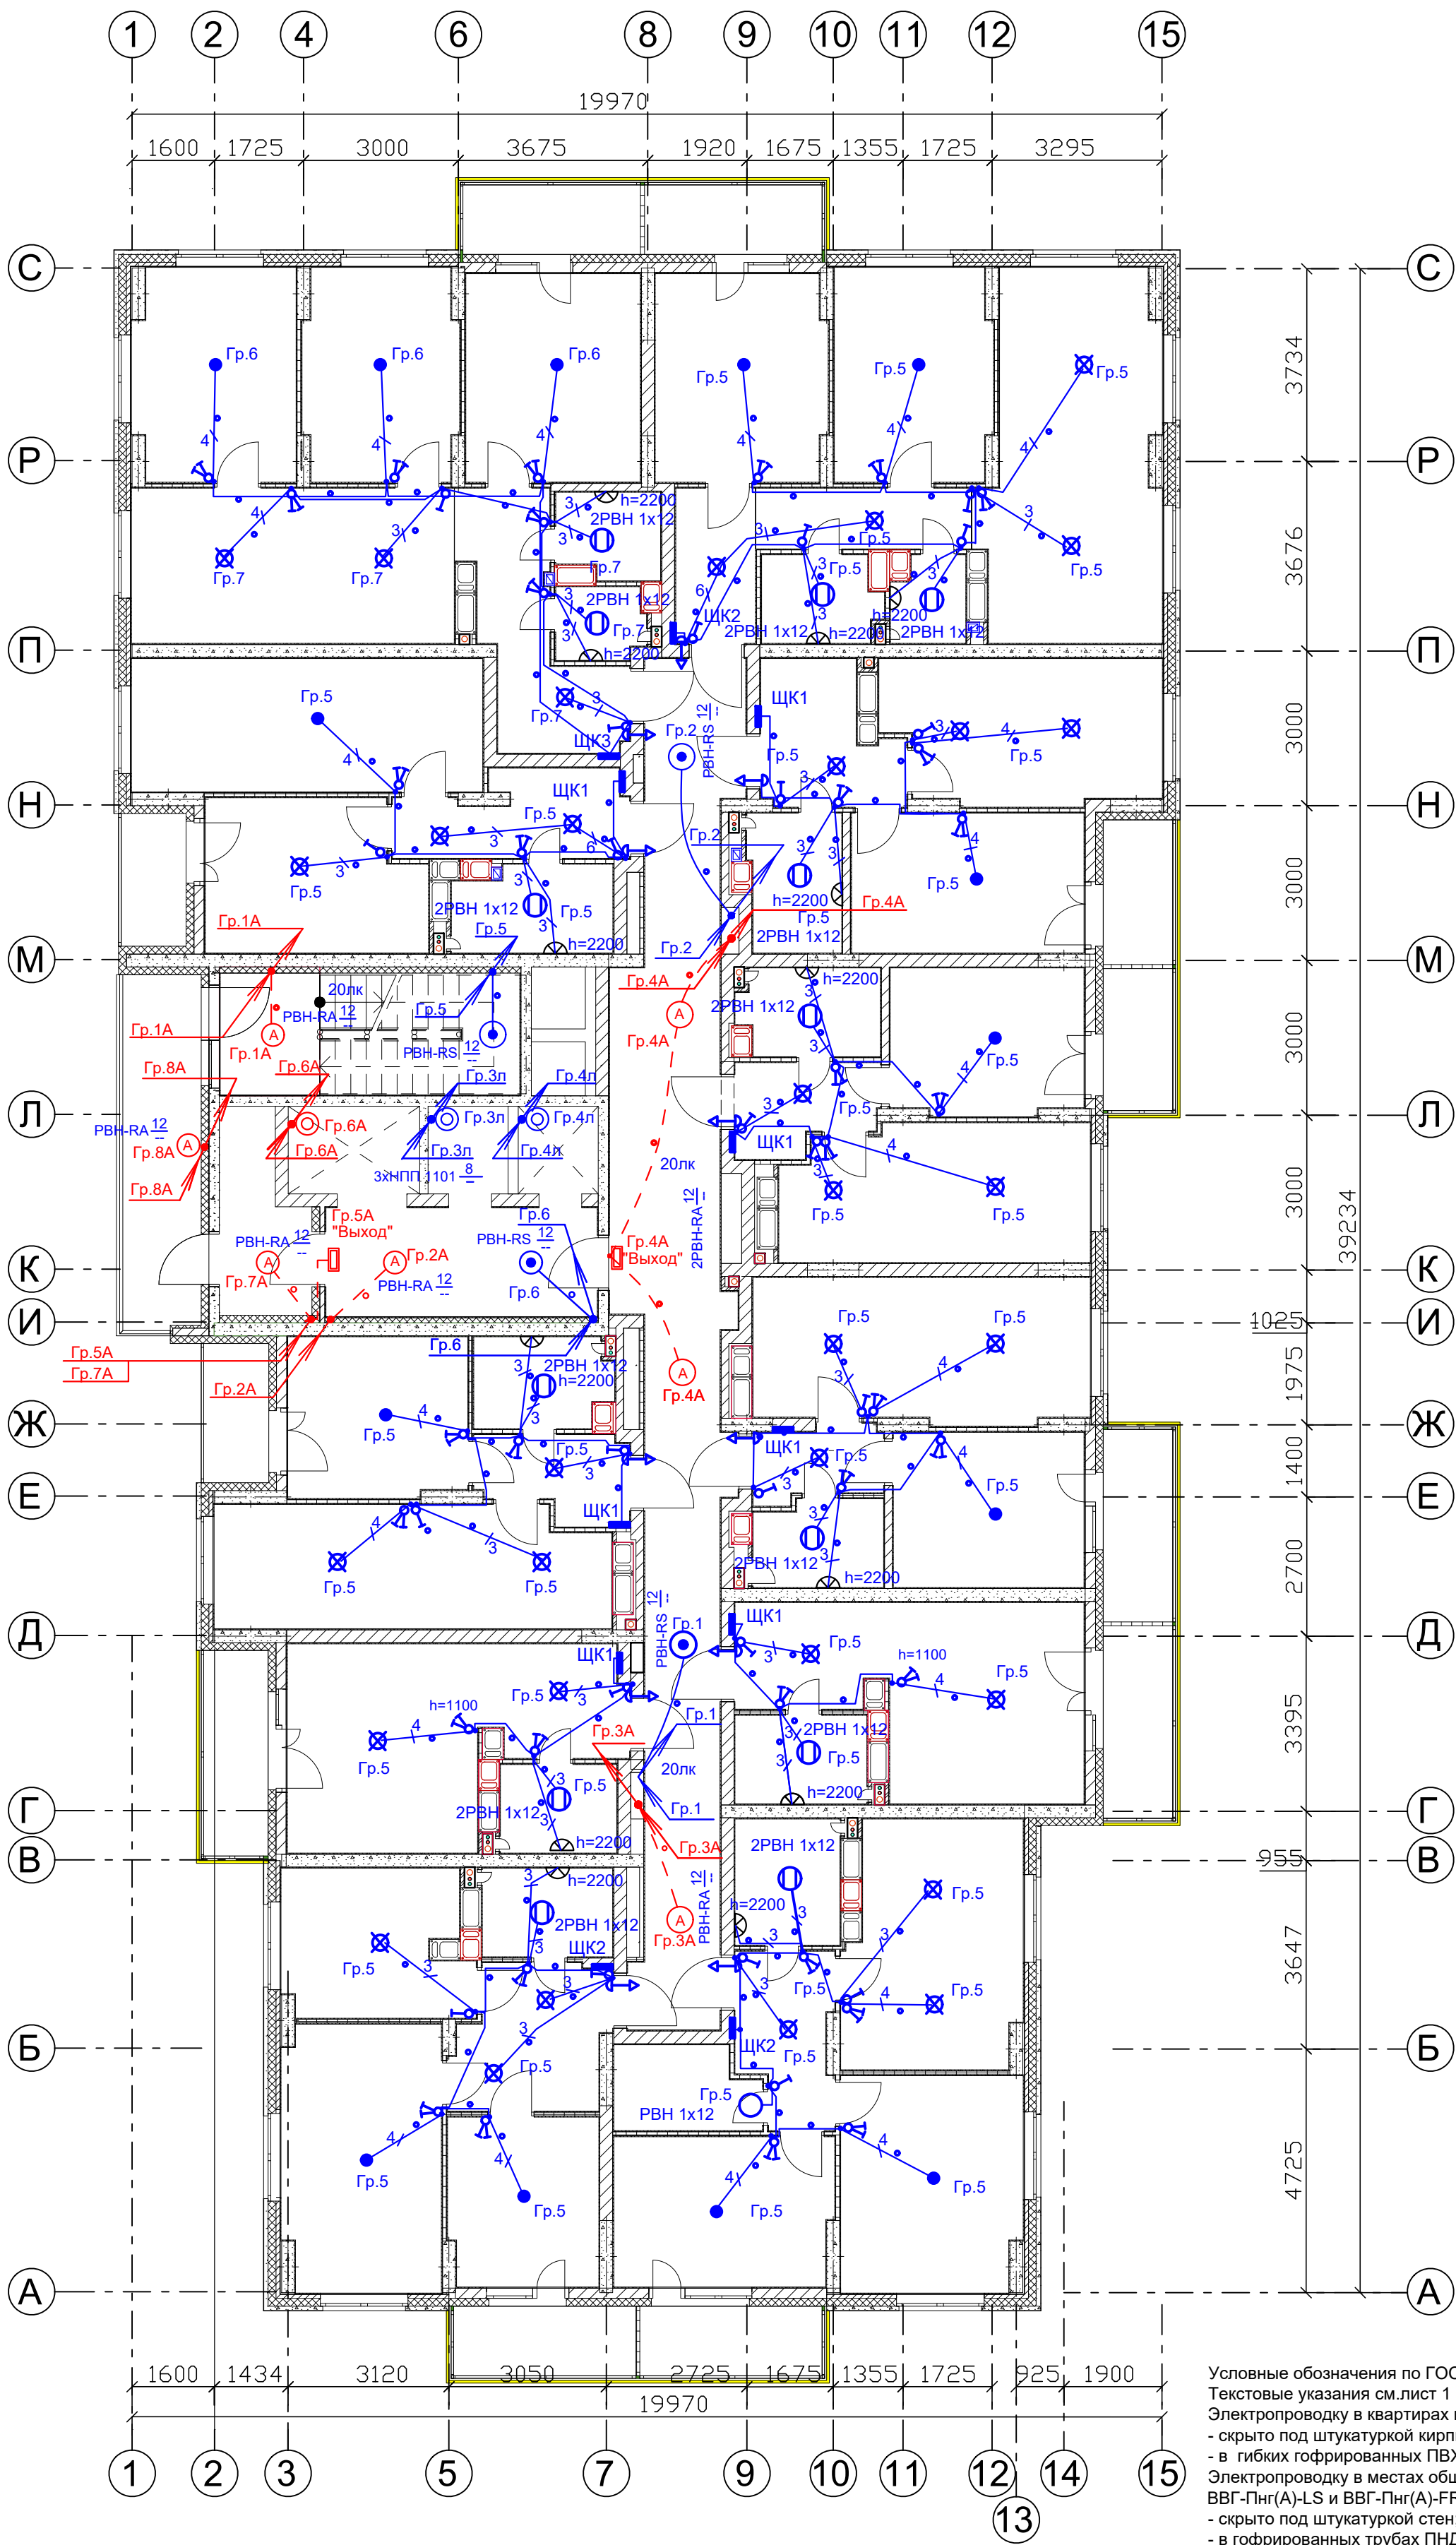

- Дополнительное условное обозначение:
-  - электропроводка в трубе за подвесным потолком в квартирах
 -  - электропроводка в трубе в панели перекрытия в МОП (труба предусмотрена в строительных чертежах проекта).
 -  - распаечная коробка

Условные обозначения по ГОСТ 21.210-2014.
Текстовые указания см. лист 1
Электропроводку в квартирах выполнить плоским кабелем ВВГ-Пнг(А)-LS:
- скрыто под штукатуркой кирпичных стен;
- в гибких гофрированных ПВХ- трубах за подвесным потолком.
Электропроводку в местах общего пользования (МОП) выполнить плоским кабелем ВВГ-Пнг(А)-LS и ВВГ-Пнг(А)-FRLS:
- скрыто под штукатуркой стен;
- в гофрированных трубах ПНД в плитах перекрытия (трубы учтены в разделе КЖ).
Выключатели установить на высоте 900мм от уровня чистого пола, кроме особообозначенных.
Привязку труб в монолитных перекрытиях см. черт. КЖ.
Монтаж электрооборудования ванных выполнить в соответствии с ГОСТ Р 50571.7.701-2013.

20-23/03-2020-ЭОМ					
23-этажный многоквартирный жилой дом № 20 (по генплану). Жилищный комплекс "Ангудиновский парк" в д. Ангудиновка Кстовского района Нижегородской области.					
Изм.	Кол. уч.	Лист	Недок.	Подпись	Дата
Проверил	Тураев			08.20	
Разработал	Ванюшкин			08.20	
Н.контр.	Тураев			08.20	
План с 17 по 23 этаж с осветительными электросетями				Стадия	Лист
				Р	25
				ООО "ВолгоЭнергоСтрой"	

СОГЛАСОВАНО:

Инв. № подл.	Подпись и дата	Взам. инв. №	АР	ОВ	ВК

