


Гр.1.6-Рабочее освещение
лестничной клетки

Гр.1.7.А-Аварийное освещение
лестничной клетки

План 1-го этажа с электросетями

| Экспликация помещений офисов | | |
|------------------------------|-------------------|----------------------|
| № по плану | Наименование | Площадь |
| 1 | ОФИС №1 | 61,8 |
| 2 | ОФИС №2 | 64,1 |
| 3 | ОФИС №3 | 57,0 |
| 4 | ОФИС №4 | 64,5 |
| 5 | ОФИС №5 | 98,8 |
| 6 | ОФИС №6 | 41,6 |
| 7 | ОФИС №7 | 60,6 |
| 8 | ОФИС №8 | 51,5 |
| 9 | ОФИС №9 | 64,5 |
| 10 | ОФИС №10 | 49,5 |
| 11 | Площадка в подвал | 2,9 |
| 12 | Площадка в подвал | 1,4 |
| | | 618,2 м ² |

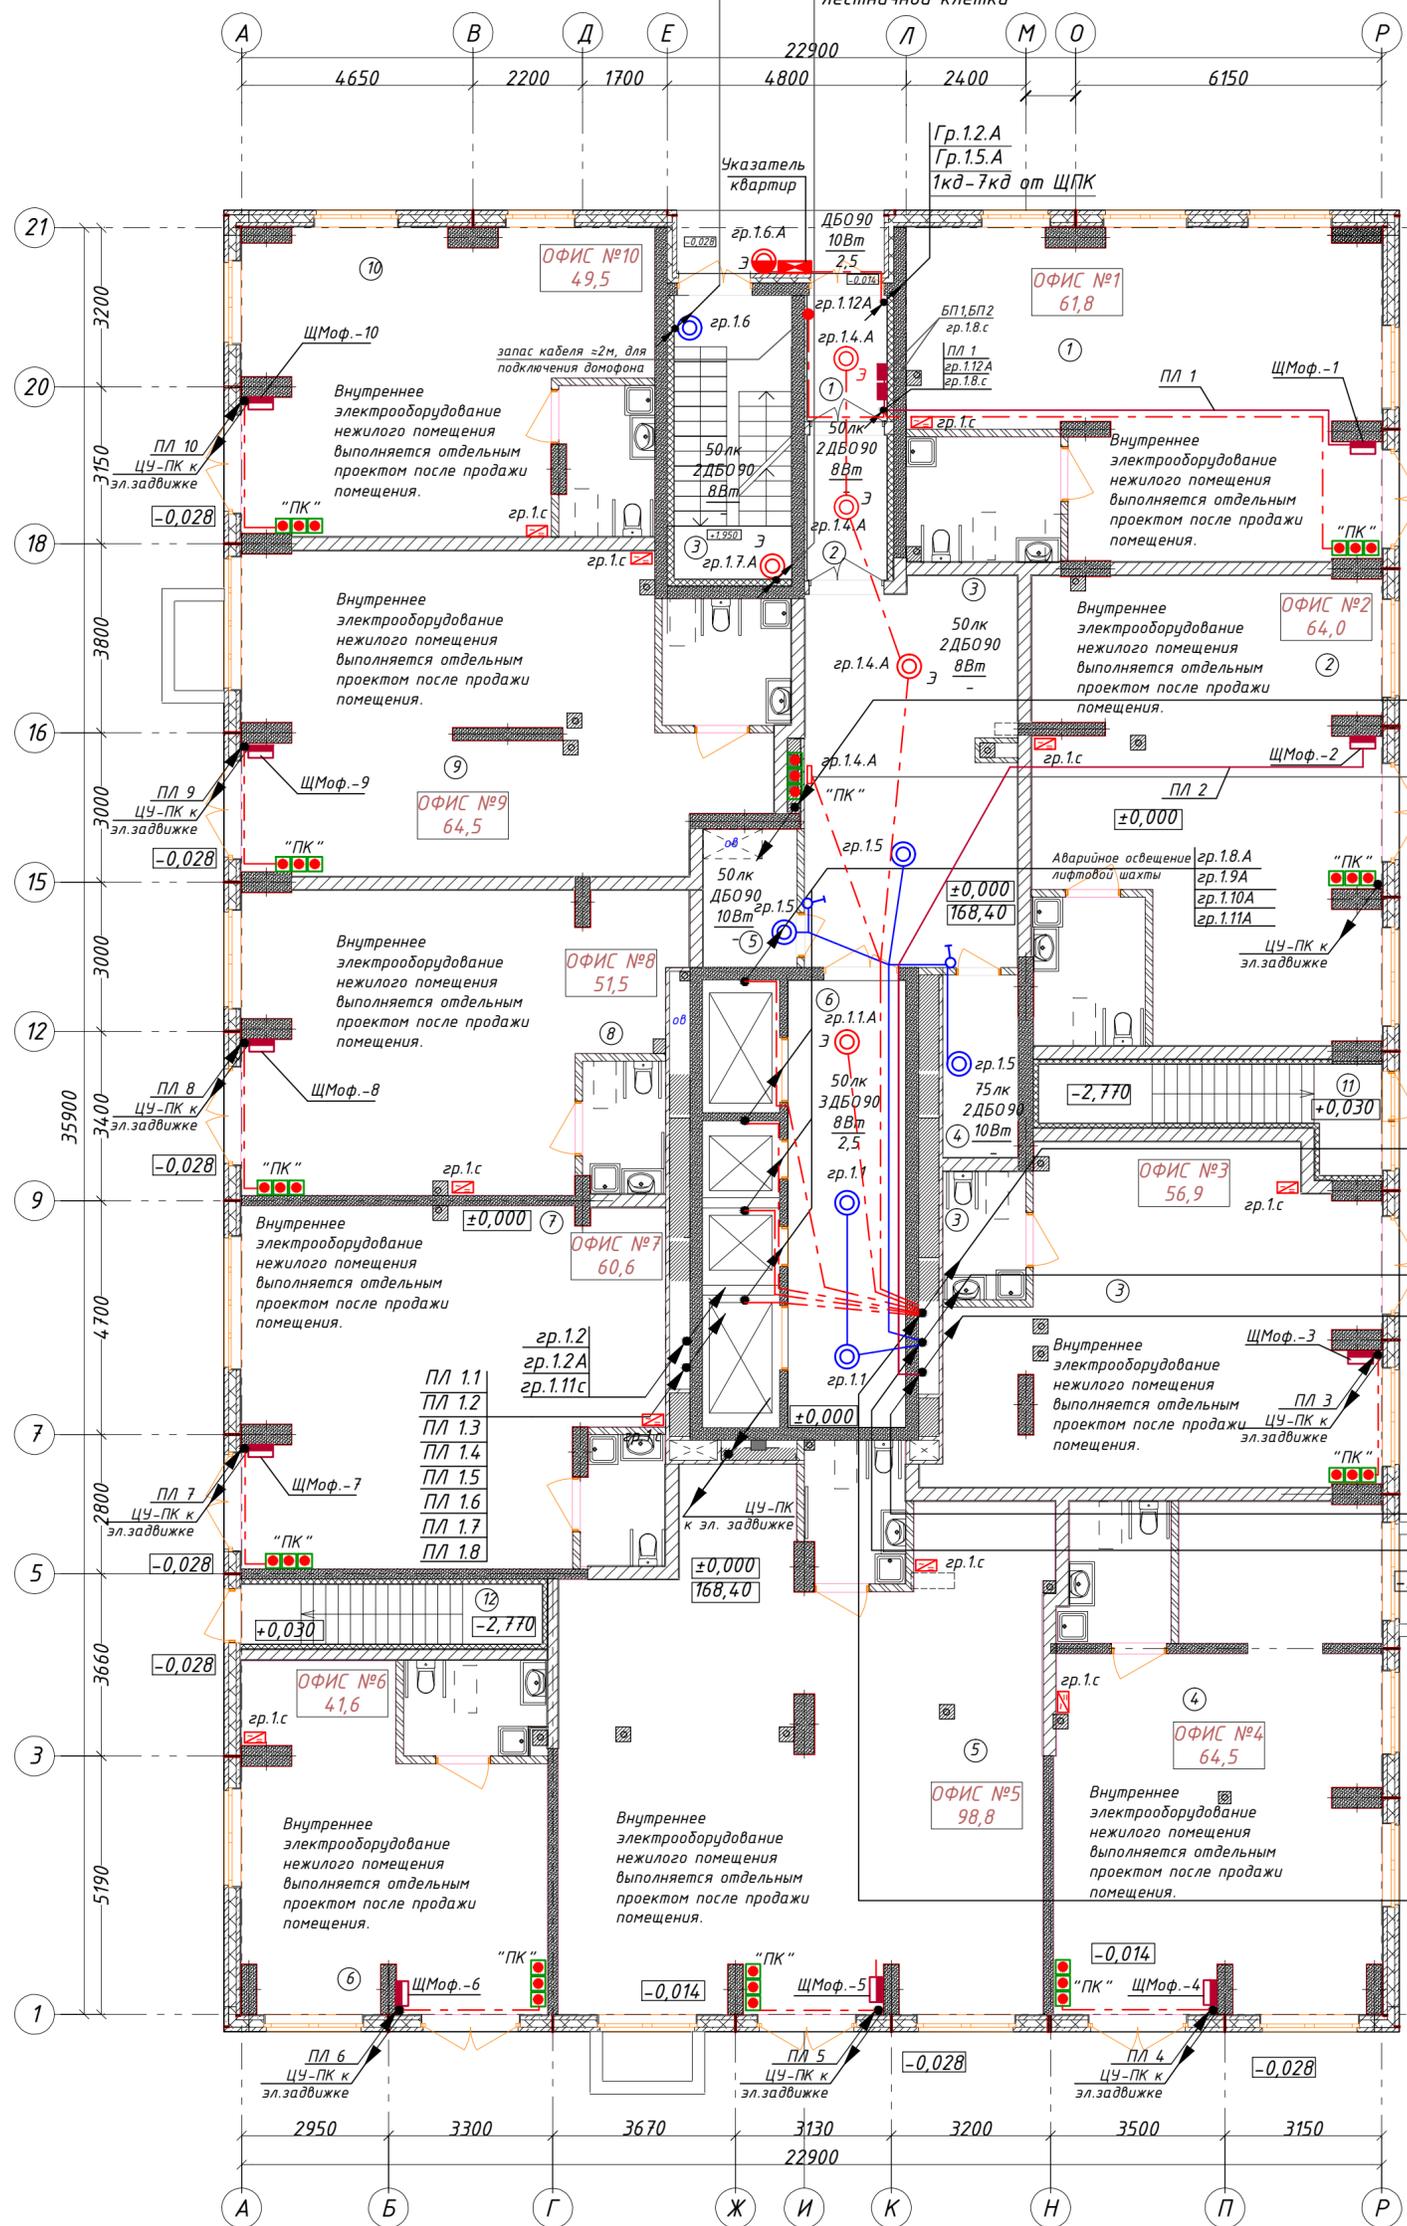

| | |
|----------|---------------------|
| ПЛ 1.1А | гр.1.1А |
| ПЛ 1.2А | гр.1.3А |
| ПЛ 1.3А | гр.1.4А |
| ПЛ 1.4А | гр.1.4А |
| ПЛ 1.5А | гр.1.4А |
| ПЛ 1.10А | гр.1.10А |
| ПЛ 1.11А | гр.1.11А |
| ПЛ 1.12А | гр.1.12А |
| ПЛ 1.13А | гр.2.4.с (до 4эт.) |
| ПЛ 1.14А | гр.2.5.с (до 12эт.) |
| ПЛ 1.15А | гр.2.6.с (до 19эт.) |
| ПЛ 1.16А | гр.2.6.с (до 19эт.) |
| ПЛ 1.17А | гр.2.6.с (до 19эт.) |

| Ведомость МОП помещений 1 этажа | | |
|---------------------------------|---------------------|---------------------|
| № по плану | Наименование | Площадь |
| 1 | Тамбур | 4,0 |
| 2 | Тамбур | 4,7 |
| 3 | Лестничная площадка | 7,7 |
| 3 | Холл | 32,3 |
| 4 | Колясочная | 5,5 |
| 5 | КУИ | 5,2 |
| 6 | лифтовый холл | 21,2 |
| | | 80,6 м ² |

Спецификация на этаж

| Поз. обозн. | Наименование | Кол. | Примечание |
|-------------|--|------|------------|
| 1 | Светильник настенный светодиодный, с фотоакустическим выключателем 8Вт, IP54 | 9 | ⊙ |
| 2 | Светильник настенный светодиодный 10Вт, IP54 | 3 | ⊙ |
| 3 | Выключатель 10А для скрытой установки однополюсный | 2 | ♂ |

| | | | |
|--|-------------|---------------------|-------------|
| 461.09/20 - ЭОМ | | | |
| Многоквартирный жилой дом со встроенными помещениями общественного назначения №3 (по генплану), расположенный в ЖК "Анжуйский парк" в Кстовском районе Нижегородской области | | | |
| Изм. Кол.уч. | Лист № док. | Подпись | Дата |
| ГИП | Соколова | <i>[Signature]</i> | 03.21 |
| Разраб. | Пуртова | <i>[Signature]</i> | 03.21 |
| Н.контр. | Киселева | <i>[Signature]</i> | 03.21 |
| Внутреннее электрооборудование | | Стадия | Лист Листов |
| План первого этажа с электросетями | | Р | 14 |
| | | ООО «АПМ «Проспект» | |
| формат А2 | | | |

Согласовано

Взам.инв. №

Подп. и дата

Инв.№ подл.